


札幌圏都市計画下水道の変更（北海道決定）
 札幌石狩公共下水道
 総括図

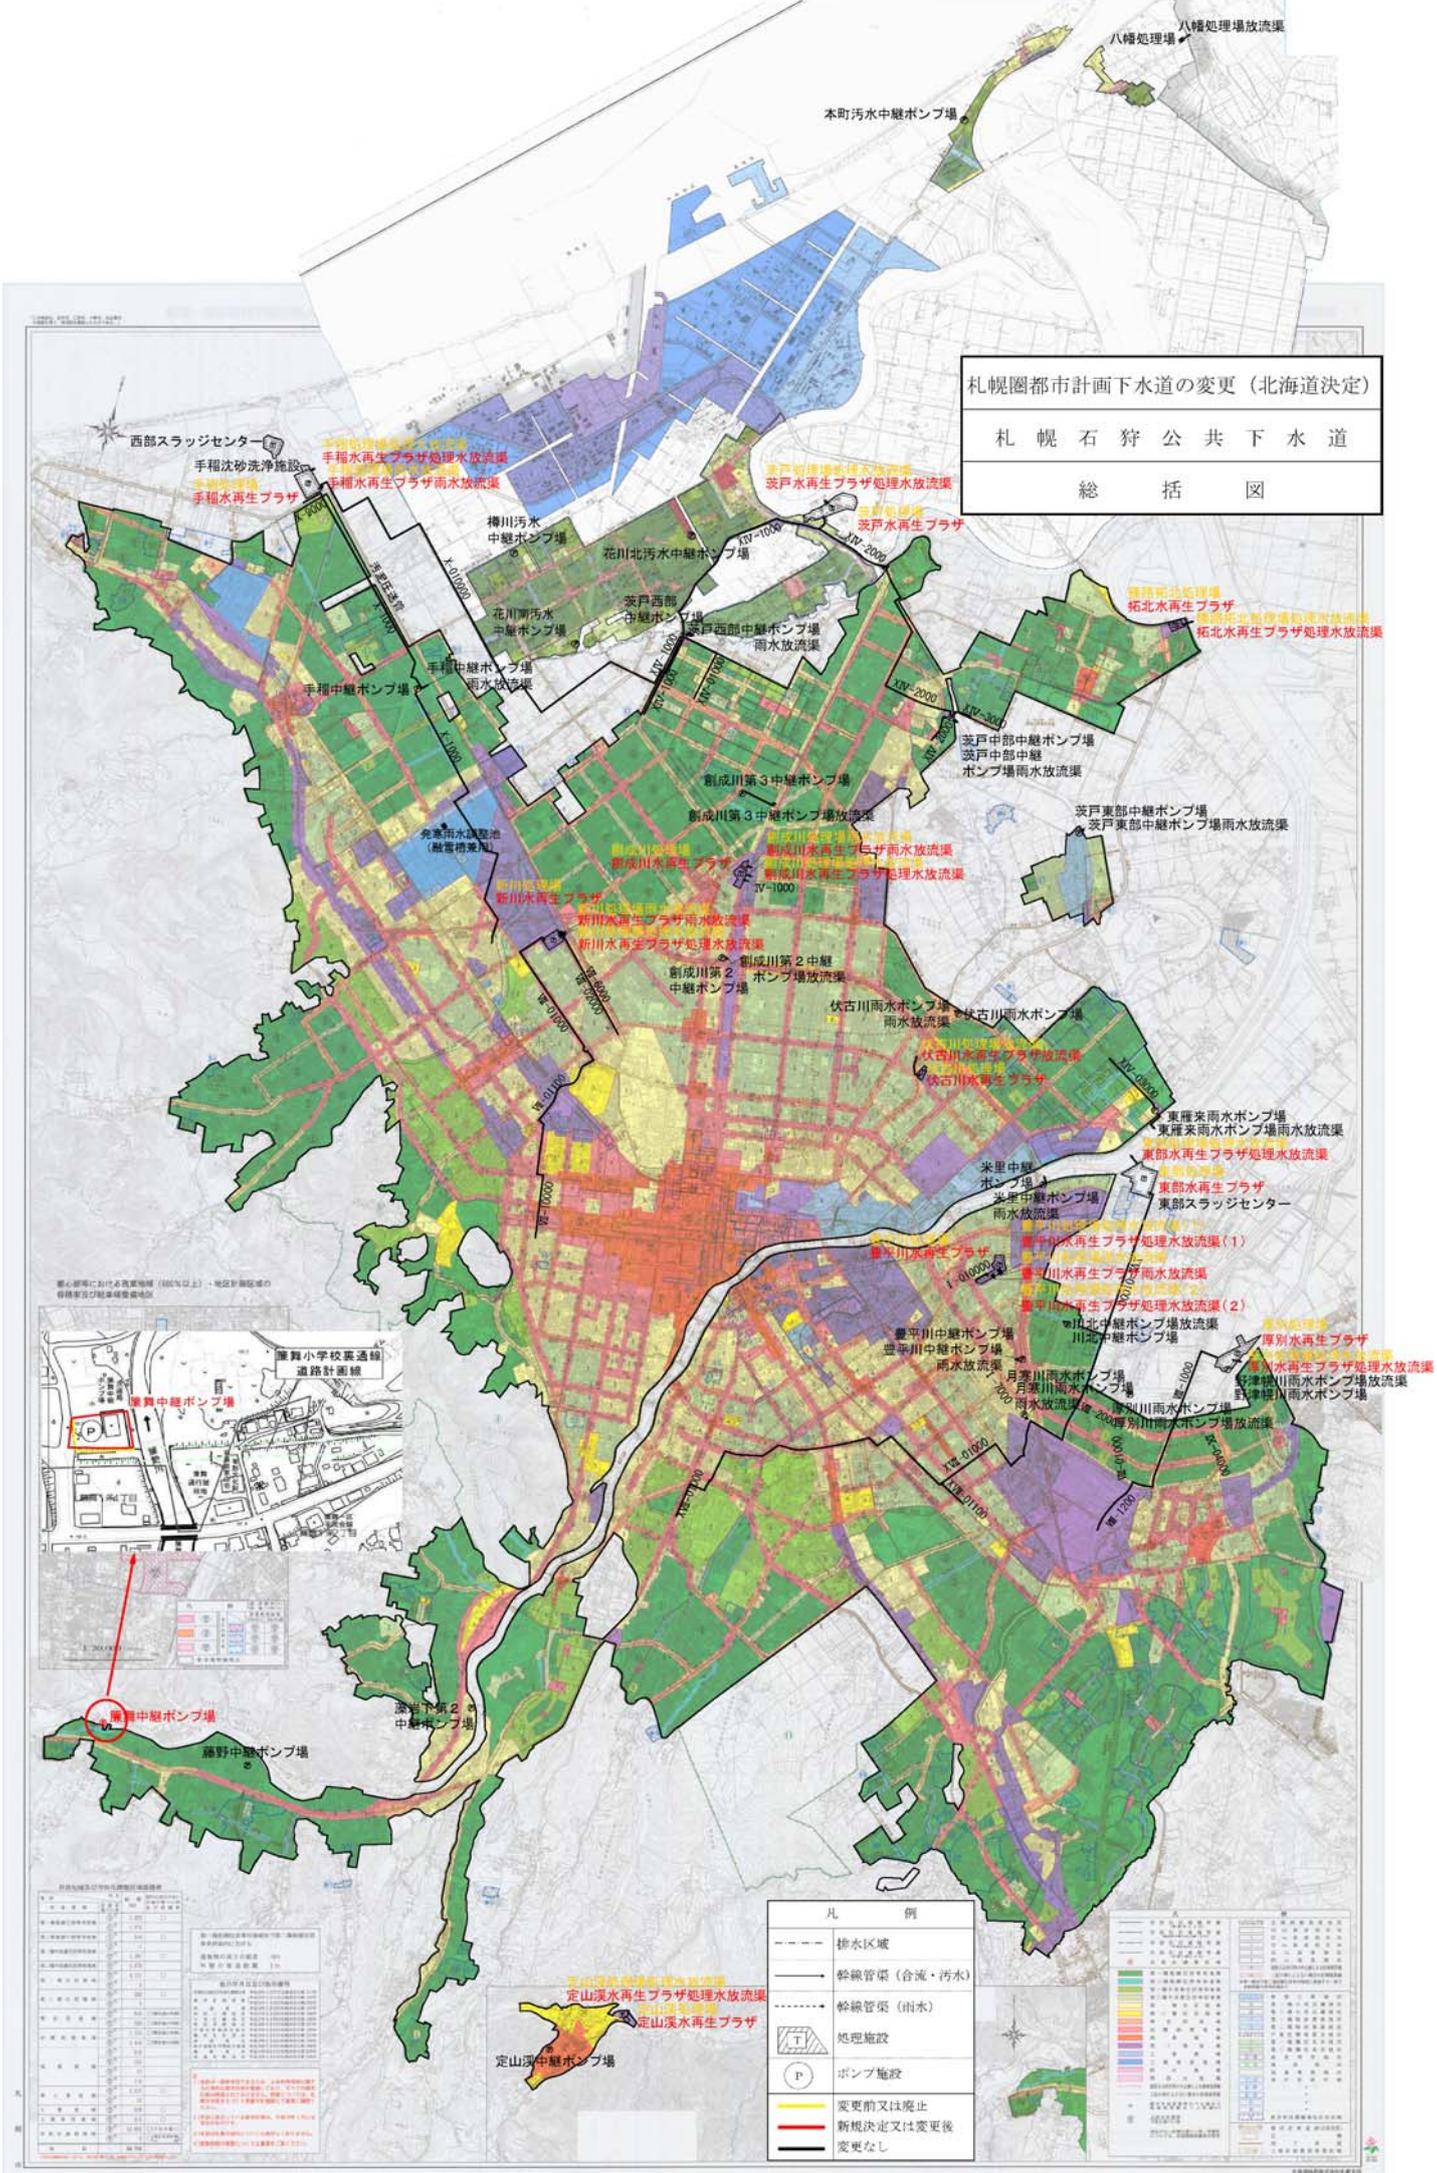

- 凡例
- 排水区域
 - 幹線管渠（合流・汚水）
 - 幹線管渠（雨水）
 - ⊕ 処理施設
 - ⊕ ポンプ施設
 - 変更前又は廃止
 - 新規決定又は変更後
 - 変更なし

新設管渠及び改修管渠の延長

管渠種別	管径	延長 (m)
新設管渠	φ1,000	1,200
	φ1,200	1,500
	φ1,500	1,800
	φ2,000	2,500
改修管渠	φ1,000	1,000
	φ1,200	1,200
	φ1,500	1,500
	φ2,000	2,000

その他

項目	内容
ポンプ施設	10箇所
処理施設	5箇所
管渠延長	10,000m

管渠の材質


管径	材質
φ1,000	FRP
φ1,200	FRP
φ1,500	FRP
φ2,000	FRP

管渠の埋設深さ

管径	埋設深さ (m)
φ1,000	1.5
φ1,200	1.8
φ1,500	2.1
φ2,000	2.4

定山溪水再生プラザ処理水放流渠
 定山溪水再生プラザ

 
定山溪中継ポンプ場

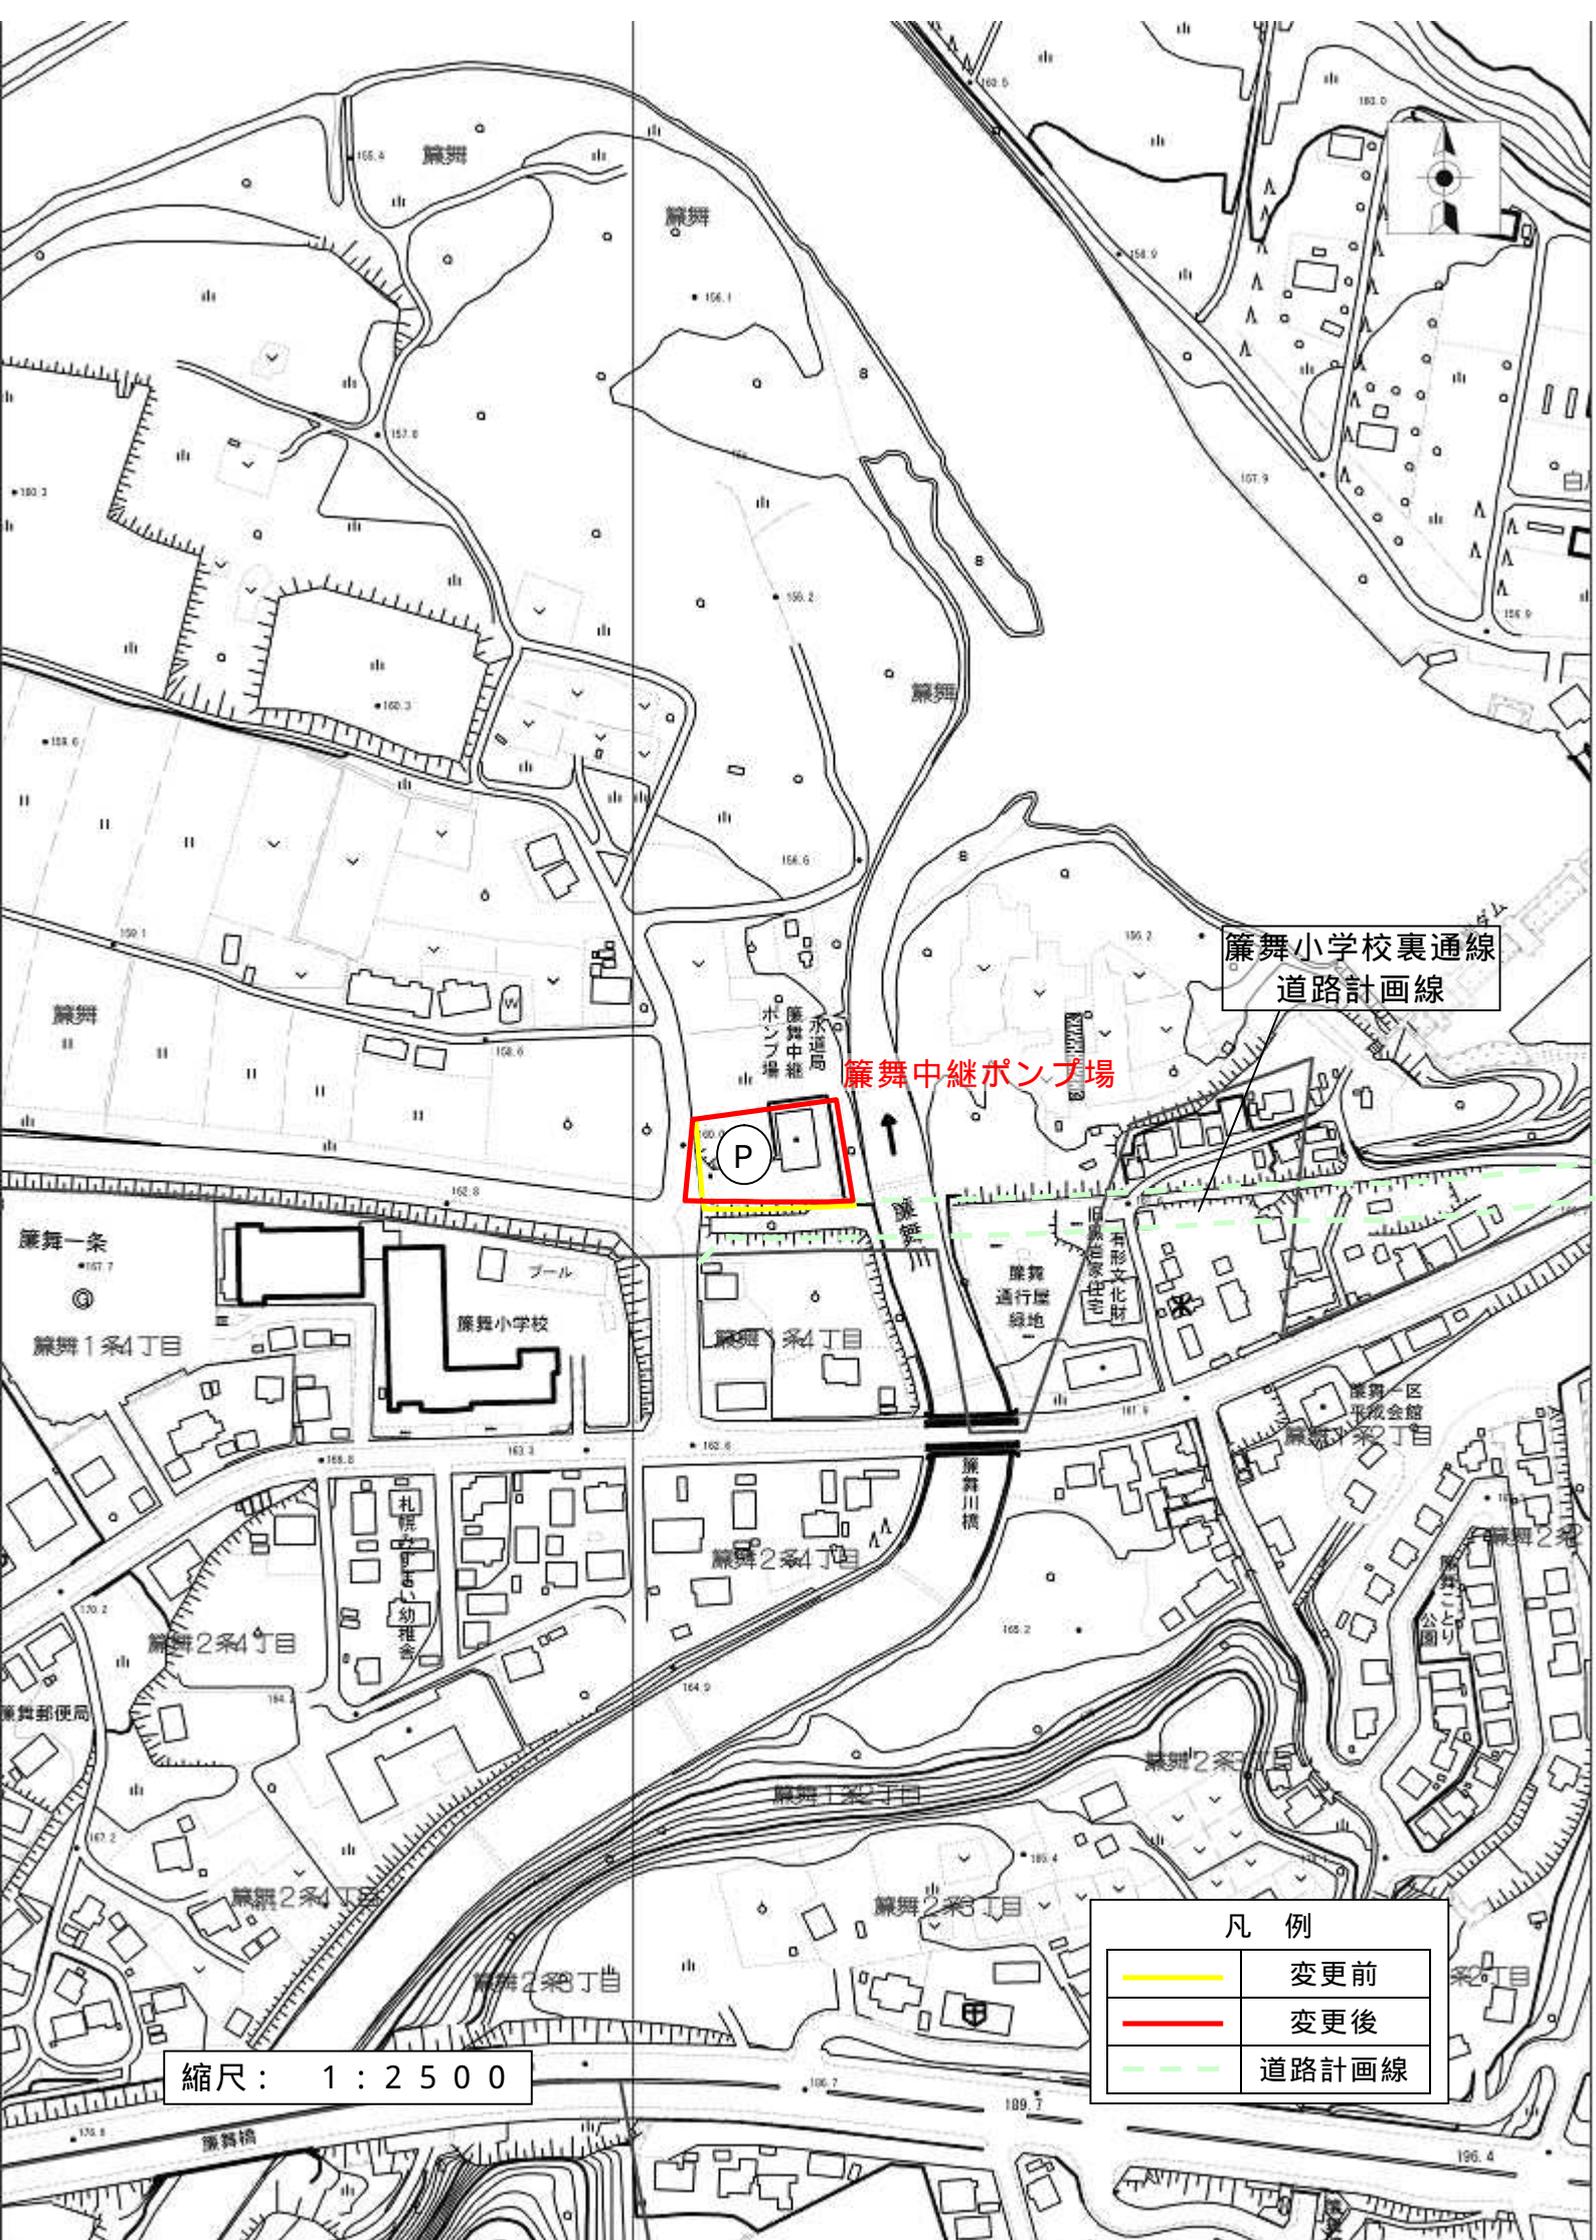

簾舞小学校裏通線
道路計画線

簾舞中継ポンプ場

P

凡例	
	変更前
	変更後
	道路計画線

縮尺： 1 : 2 5 0 0