

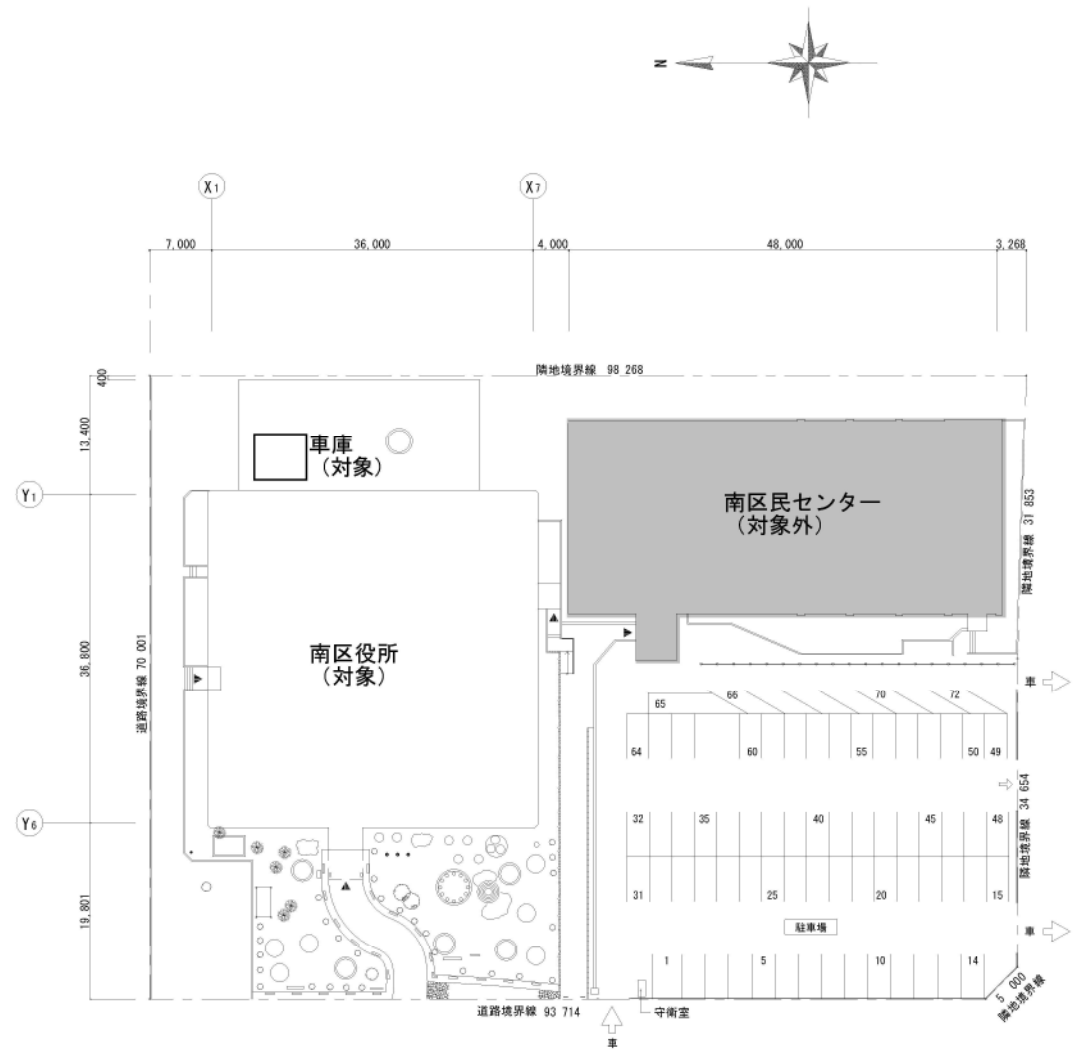



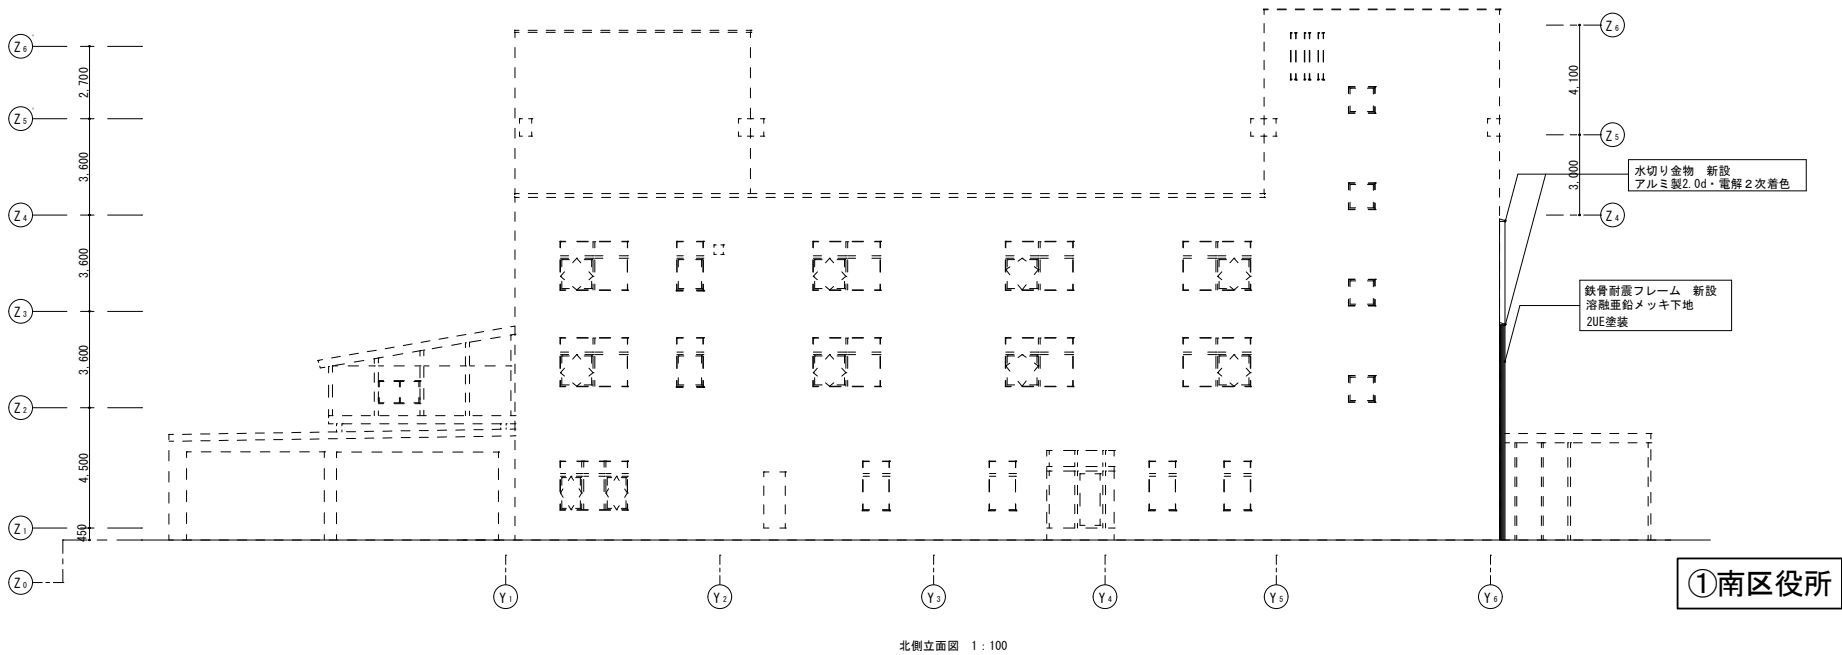


配置図 1:300

①南区役所


凡 例	
	タイル新設範囲
	RC壁新設範囲

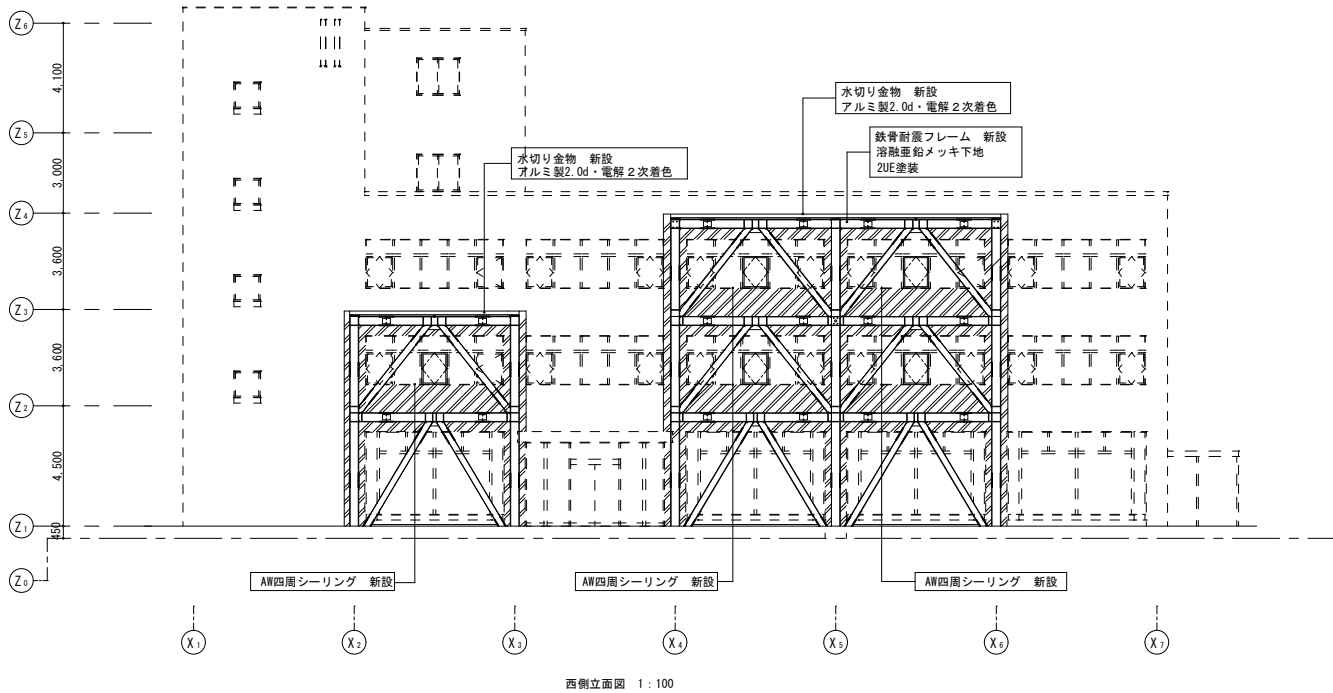

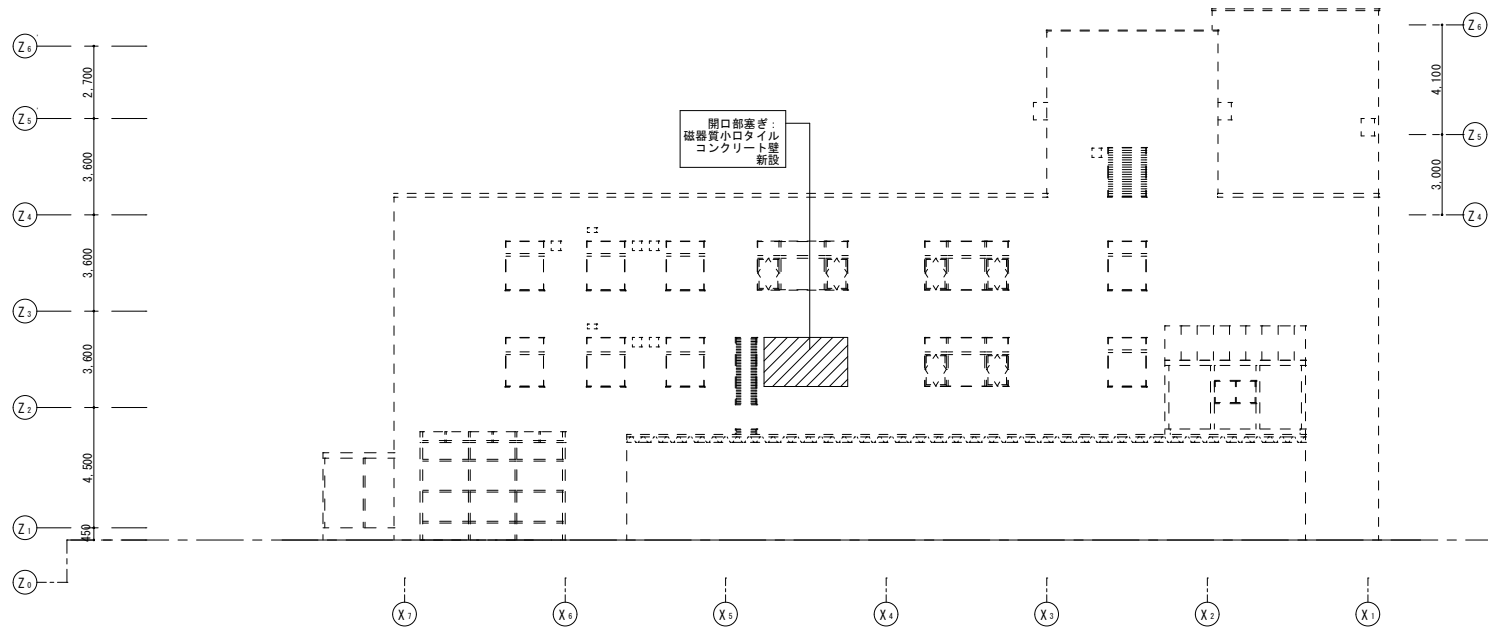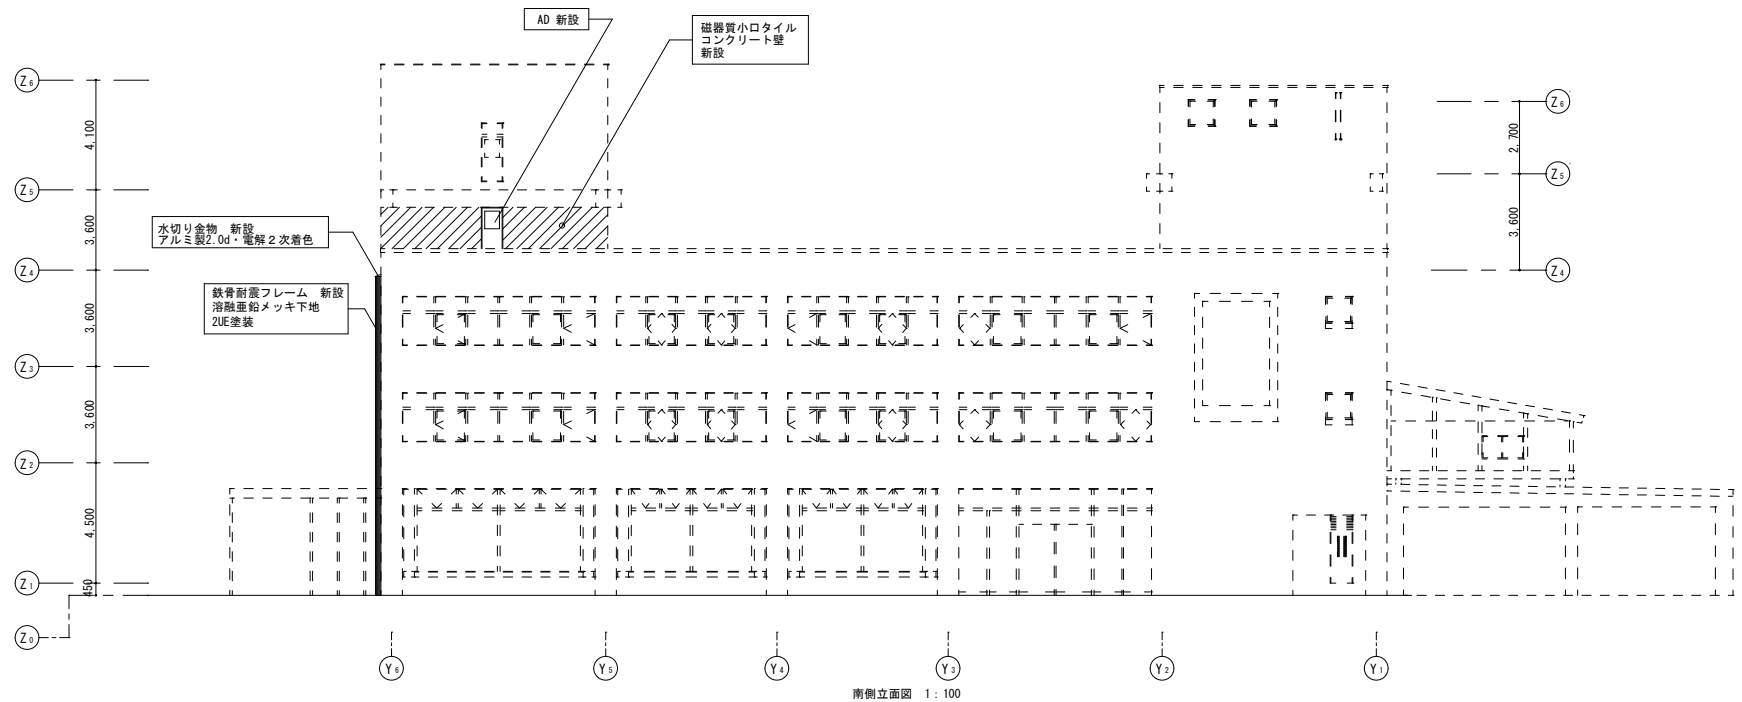

凡 例	
	タイル新設範囲
	RC壁新設範囲

①南区役所

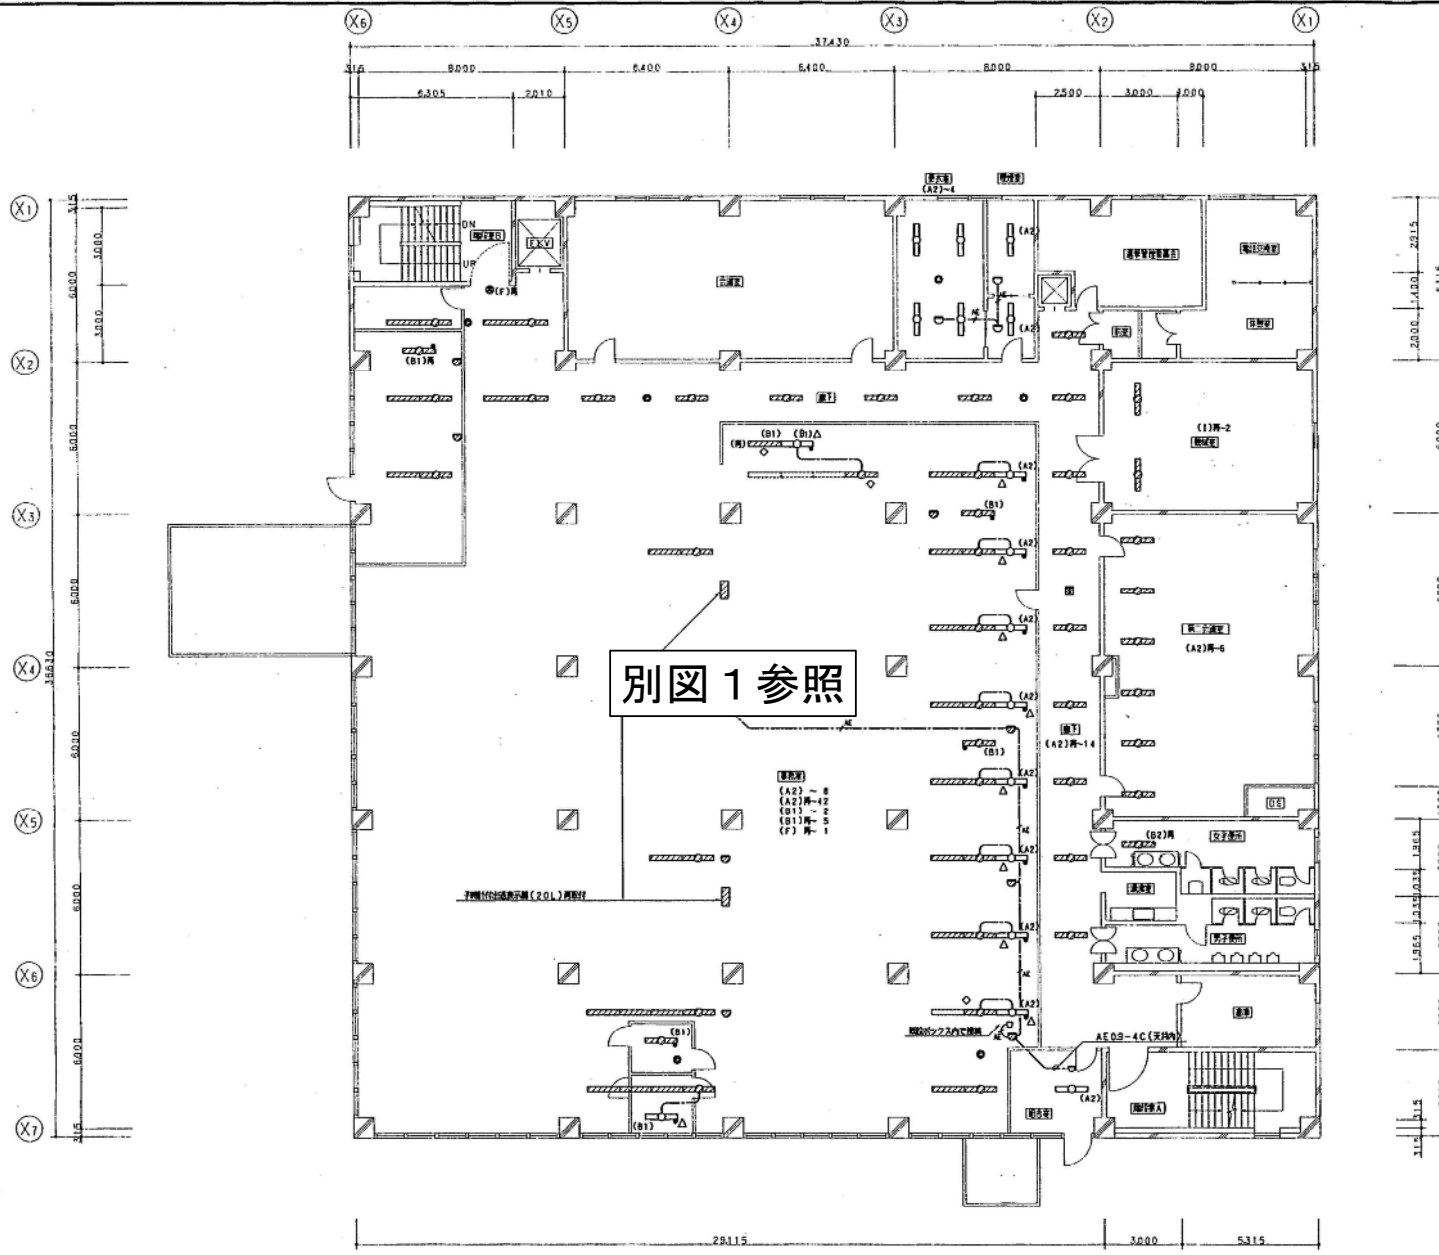

シンボル	名	シンボル	名
□	天井灯	□	天井灯
□	天井灯(50W)	□	天井灯(50W)
○	天井灯(40W)	□	天井灯(40W)
○	天井灯(30W)	□	天井灯(30W)
○	天井灯(20W)	□	天井灯(20W)
○	天井灯(15W)	□	天井灯(15W)
○	天井灯(10W)	□	天井灯(10W)
○	天井灯(5W)	□	天井灯(5W)
○	天井灯(3W)	□	天井灯(3W)
○	天井灯(1W)	□	天井灯(1W)

天井灯のシンボルは天井灯の形状を示し、再配付を示す。

天井灯の天井灯カバーは天井灯の形状を示す。







※ 特記事項
 機器の取付は下記の事項にて行う。
 再配付機器 再配付機器→取付機器→再配付
 新設機器 再配付機器→取付機器→再配付
 △印の新設機器 新設のみ
 ○印の再配付機器 再配付のみ

記号	形	型番
A1	HFL 32W×2	FRS18-322
A2	FL 40W×2	FRS2-402
B1	FL 40W×2	FRS4-402
B2	FL 40W×1	FRS4-401
C1	FL 40W×6	FRF2-406
C2	FL 40W×2	FRF1-402
D	FOL 96W×4	FRS2-964
E	FL 40W×2	FRS2-402
F	FL 10W×1	SHI-FSF10-101
G	IL 60W×1	SHI-FSF10-101
H	IL 40W×1	KD-RS2-40
I	FL 40W×2	FRP1-402

特記の配管配線は下記による
 VVF 20-3C (天井内)
 VVF 20-2C-2 (天井内)
 AE 09-2C (天井内)

①南区役所


竣工図			
工事名	南区役所庁舎改修工事		
工事種別	大規模改修工事		
工期	平成10年9月7日～11月13日		
設計	札幌市工務局建築課		

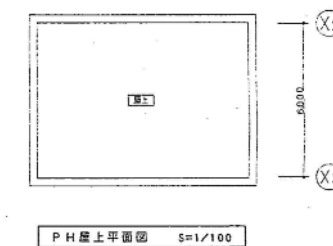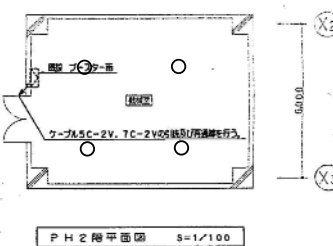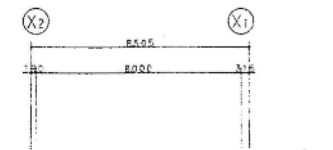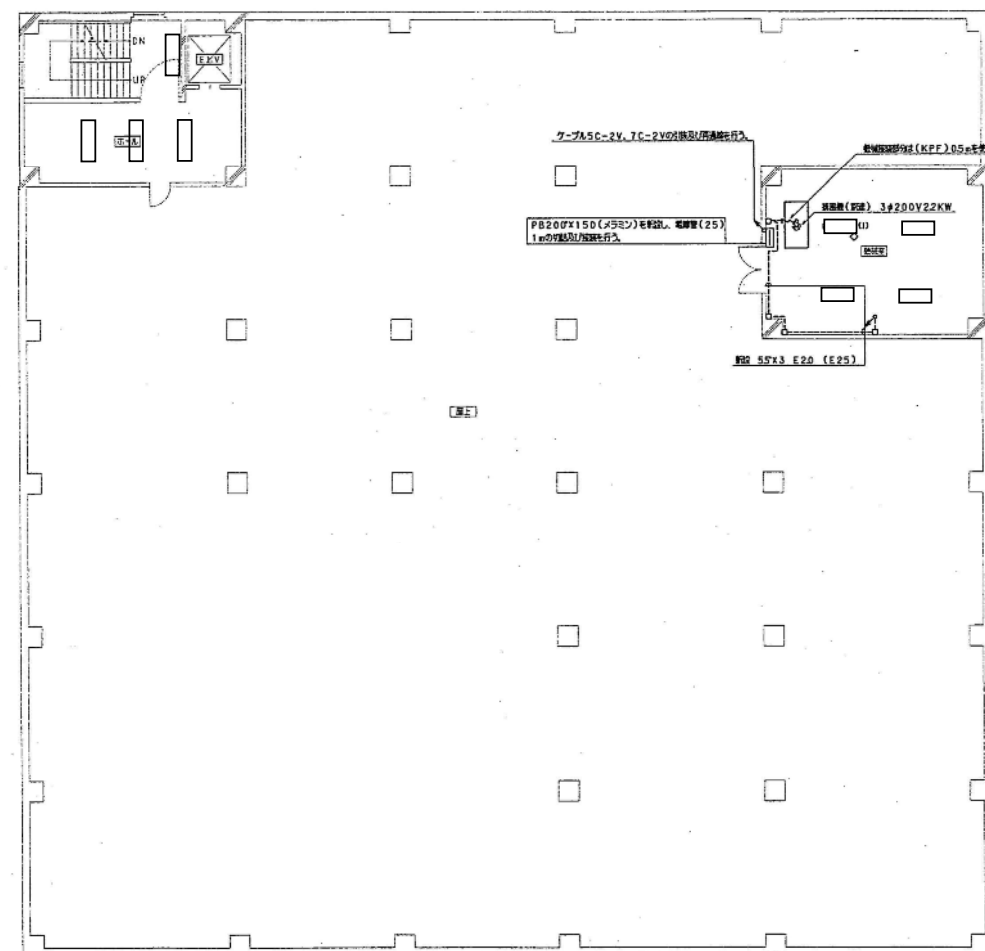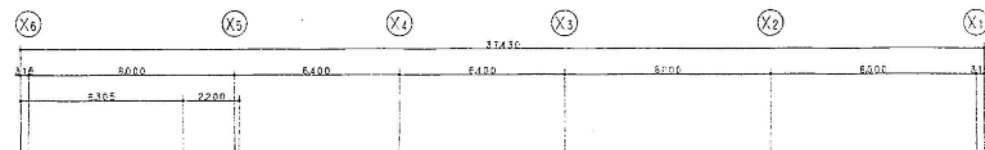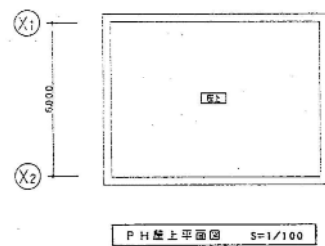

①南区役所

竣工日期		竣工日期	
工程名称	南区役所空調改修電気設備工事	竣工日期	竣工日期
施工場所	大西電気工業株式会社 0776203412	竣工日期	竣工日期
工期	11月 9月 7日	竣工日期	竣工日期
竣工	11月 11月 13日	竣工日期	竣工日期
大西電気工業株式会社		竣工日期	竣工日期

別図 1

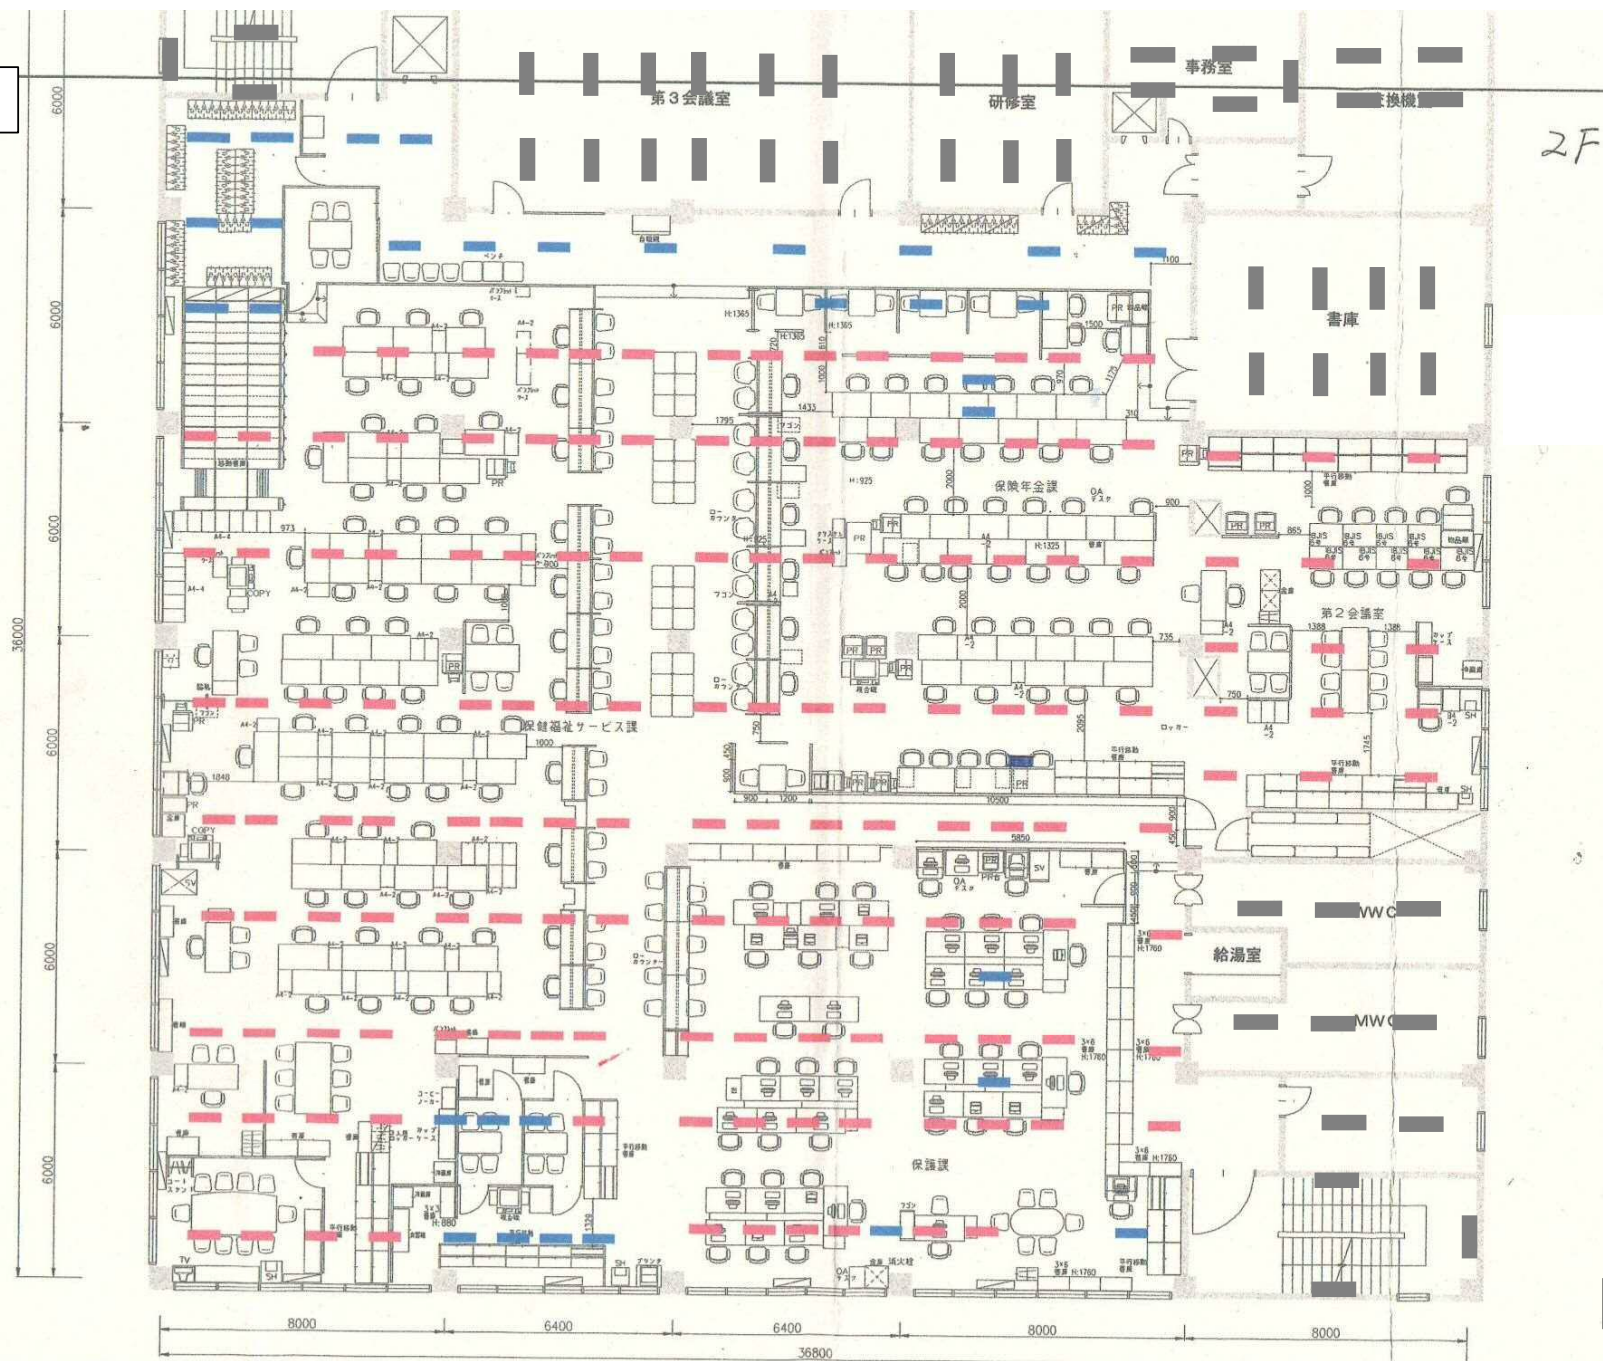


①南区役所

ARTICLE		MATERIAL		
札幌市 南区役所 様		2階 レイアウトプラン		
DRAWING NO	DATE	SCALE	DRAWING	CHECK
202011110472 - 01000476	2006/03/16	A3:1/150	外田 豊	越後

別図 2

課税課
固定資産税

納税課

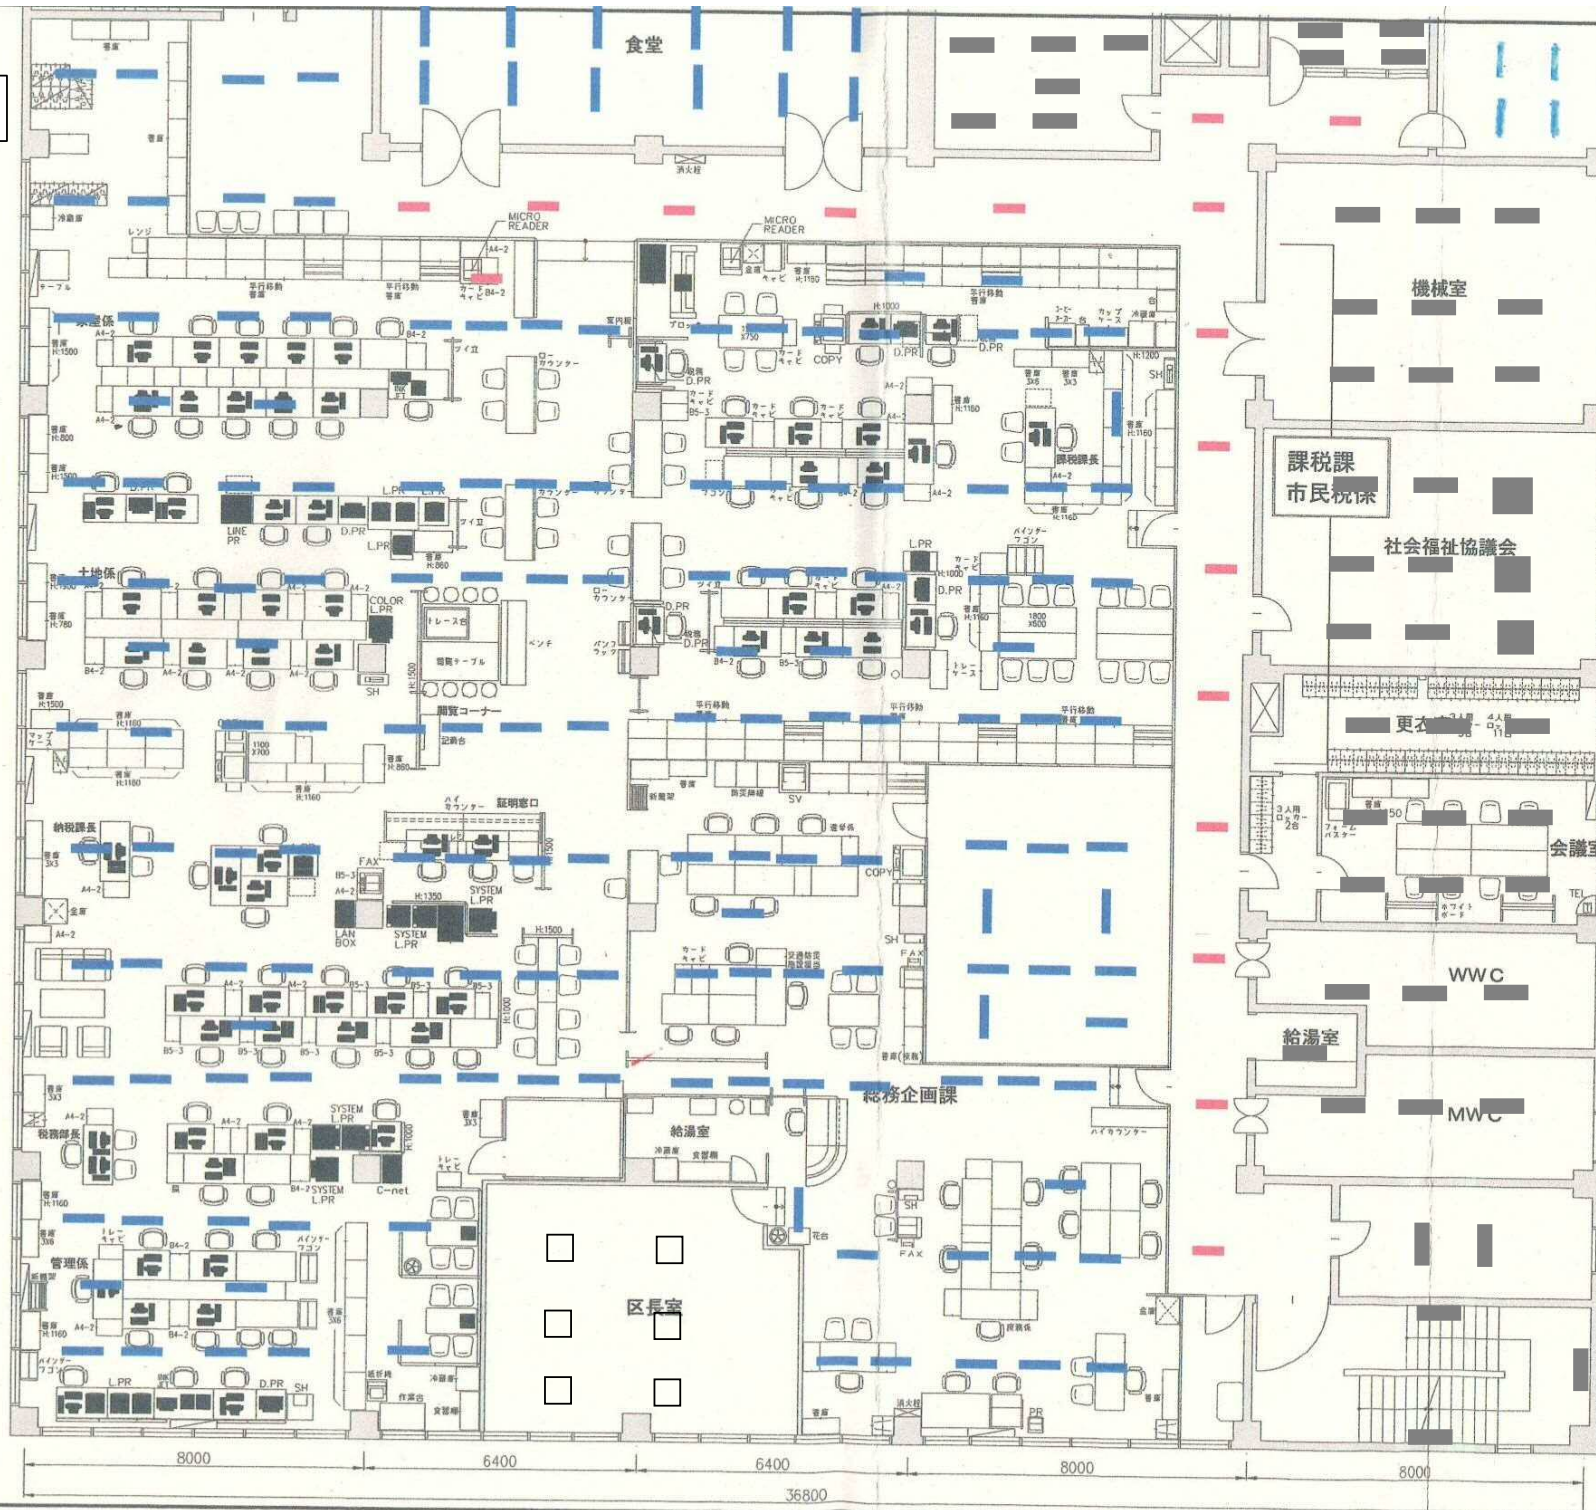

顧客名	
札幌市 南区役所	殿
工事名	
受領	検図
営業担当	設計担当
越後	外田
設計年月日	
2008/06/26	
尺度	
<A3> 1/125	
図面名称	
3F.現状レイアウト	
図面番号	
①南区役所	

業務内訳書

名称	数量	単位	単価	金額	備 考
1. 直接人件費					
南区役所	1	式			施設別内訳書(1)
直接人件費合計					
2. 直接仮設費					
内部足場	1	式			
直接仮設費合計					
3. 諸経費					
直接物品費	1	式			
(直接業務費計)					
業務管理費	1	式			
(業務原価計)					
一般管理費等					
小計					
総 計					
再 計					
10%相当額					
積 算 額					

施設別内訳書

名称	数量	単位	単価	金額	備 考
南区役所 蛍光灯・水銀灯	753	台			
南区役所 白熱灯	13	台			
			合計		(1)