


全体計画平面図

S=1:500

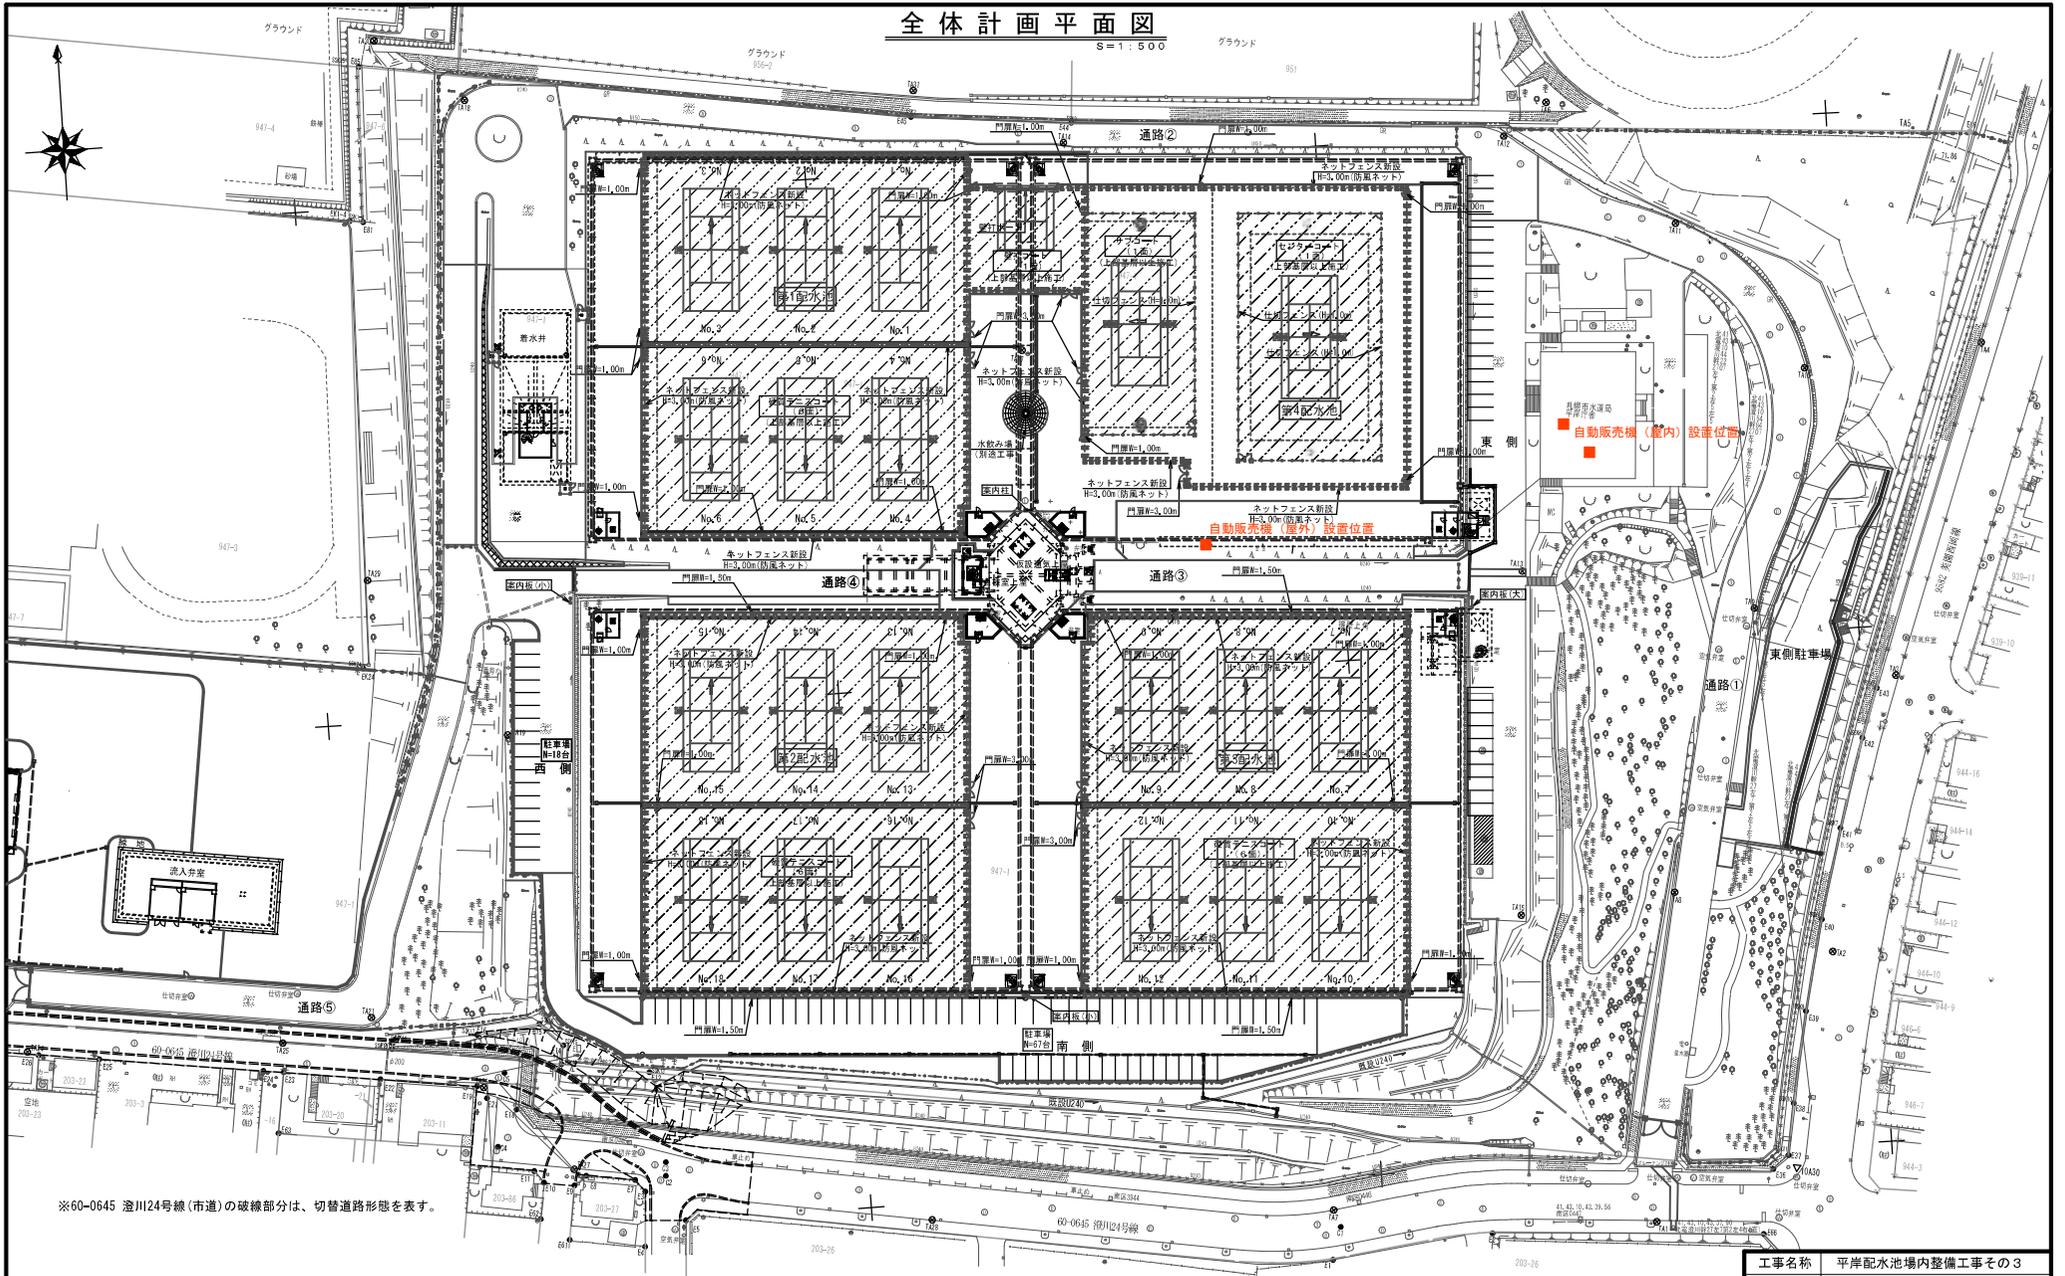

※60-0645 遼川24号線(市道)の破線部分は、切替道路形態を表す。



工事名称	平岸配水池場内整備工事その3		
図面名称	全体計画平面図		
図面番号	C-3	縮尺	1:500
課長	係長	設計	調査・測量
		H29年2月	H29年1月
札幌市水道局			

