


凡例


- RC型
- LGS型 1階部分
- LGS型
- 木造 木下地
- 視覚障害者誘導用タイル
- 床下排水口 (アルミ600×600)
- 機械室
- 床下排水口 (600×250)
- 消火器
- 体育器具床金具
- 実名札A
- バレーボール用基礎
- バドミントン用基礎
- 点線表示は、別途設備仕様及び仕様定数を示す。
- 床境界線
- ロードヒーティング範囲

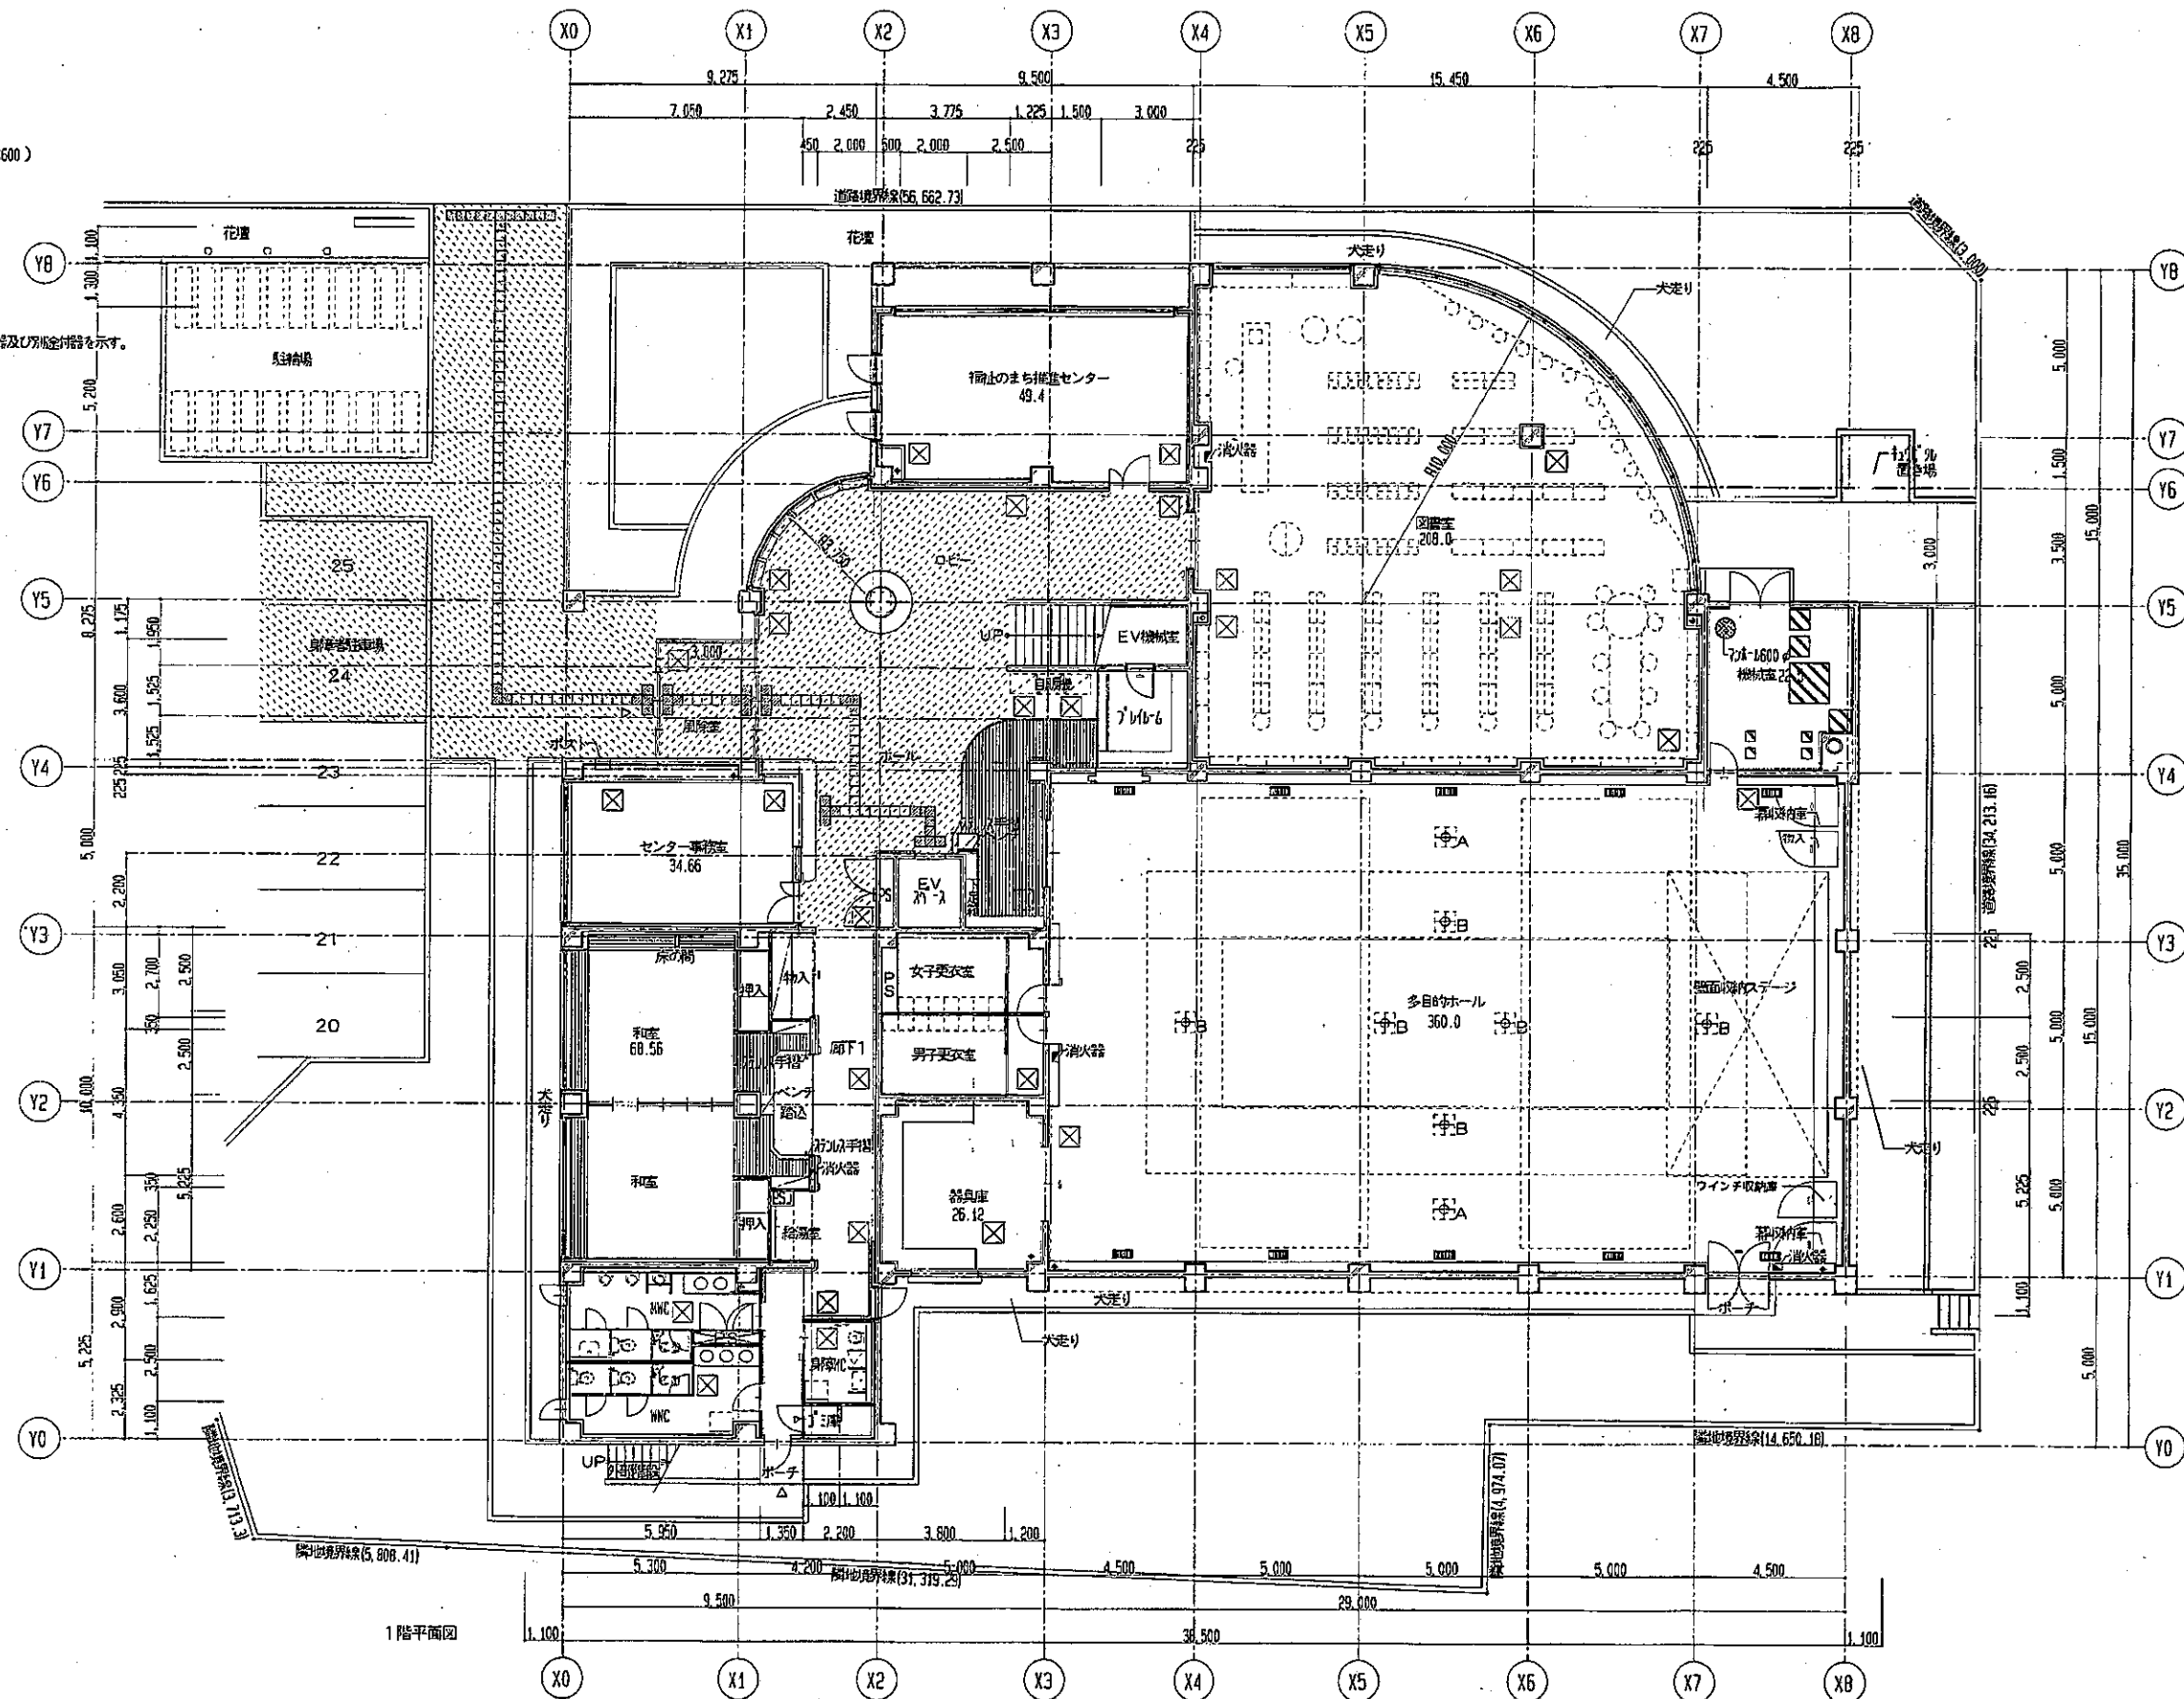

1階平面図

工事名 (仮称)東月寒地区センター新築工事	図面内容 1階平面図	縮尺 1:100	平成11年4月	所長 横田 昌典	担当 奥田 隆	特記事項	訂正	一級建築士登録45076号 萩原 重男 一級建築士事務所登録 函第433号
	設計者	図面番号 No. A-10	80枚の内					

- 凡例
- RC壁
  - LGS壁 1時間耐火
  - LGS壁
  - 木造壁 木下地
  - 消火器BOX
  - 室名札A
  - 室名札B
  - 点線表示は、別途設備機器及び別途付器を示す。

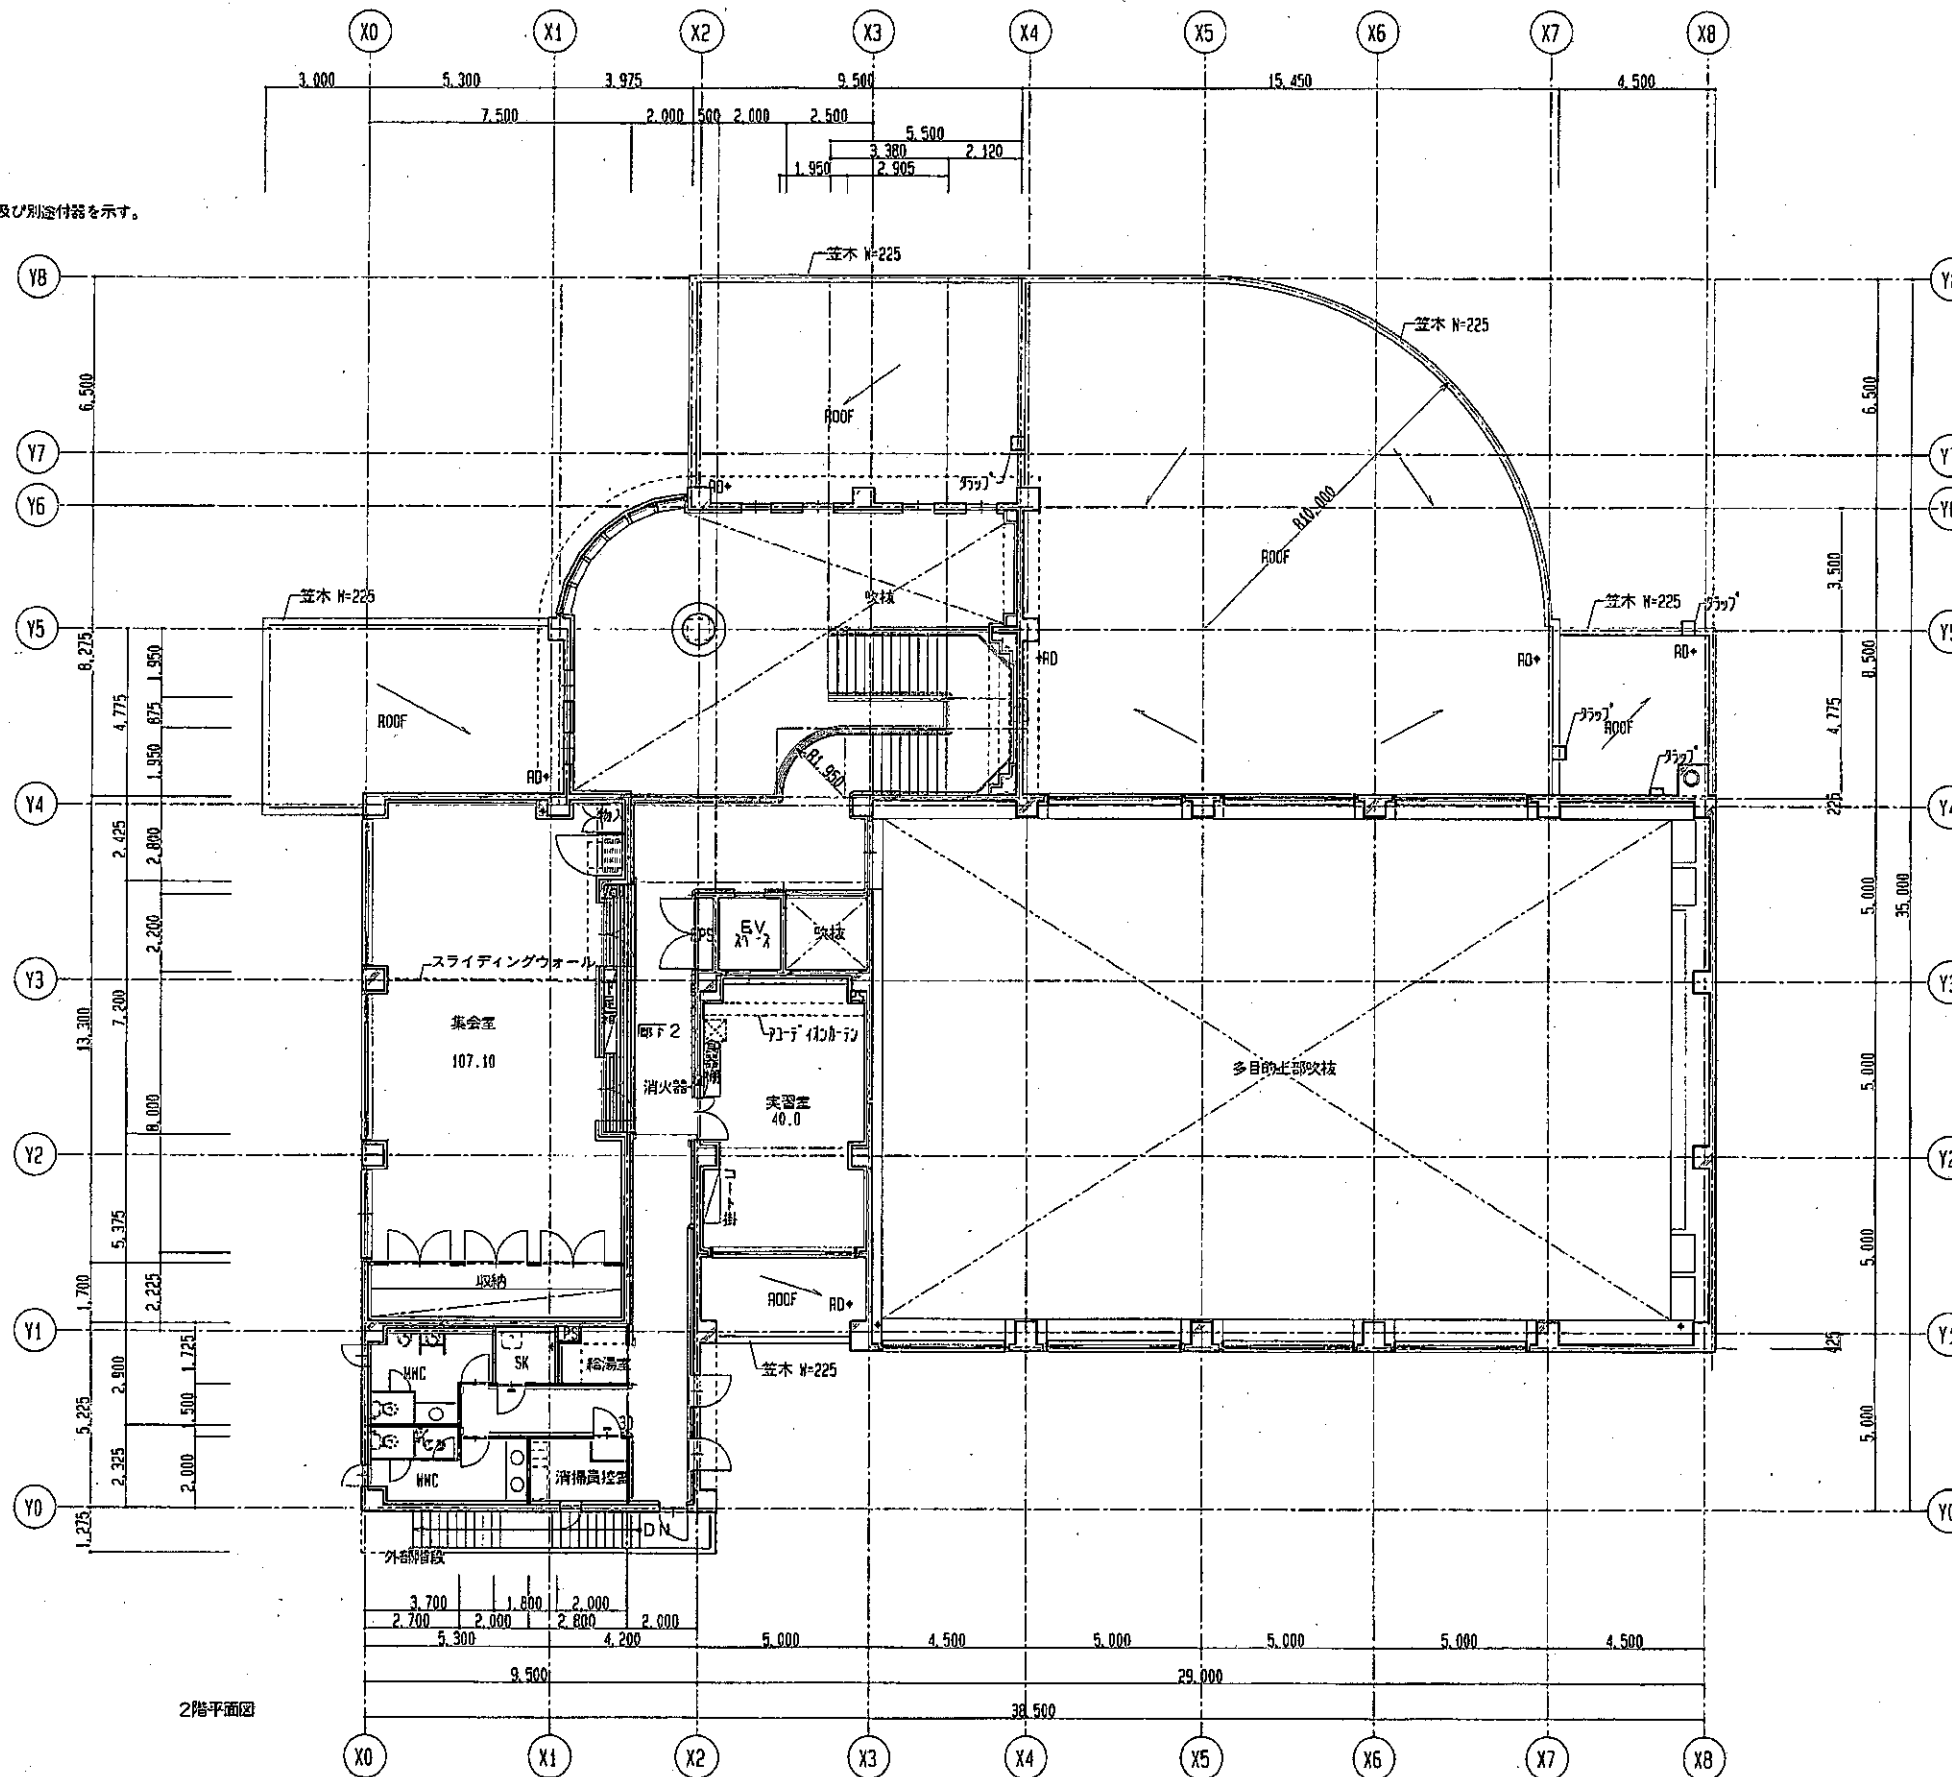

2階平面図

工事名

(仮称) 東月楽地区センター新築工事

設計図

図面内容

2階平面図

縮尺

1:100

平面番号

A-11

BO 枚の内

年月

11年4月

所

建築

図

製

図

特

記

事

項

訂

正

荻原・北海道共同企業体

一級建築士登録45076号  
荻原 重男  
一級建築士事務所登録  
(石)第433号