


1階平面図 (衛生設備) S=1/100

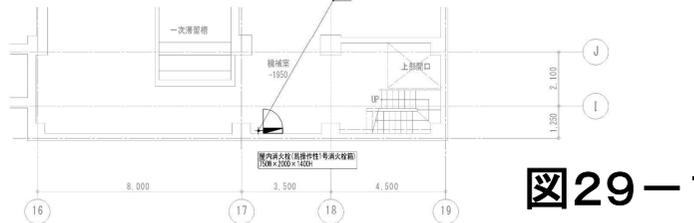

地階平面図 (衛生設備) S=1/100

凡例


- 1. 消火器 1 U型 (A B C 粉末、加圧式) を示す。
(消火器 B O X は別途建築工事)

図29-16

カバ・ライオン館



しゅん 功 図					
工事名	円山動物園アフリカゾーン新築増設衛生設備工事				
図名	1階平面図 (衛生設備)	縮尺	1/100		
製図人	深和設備エンジニアリング株式会社				
工 型	現場代理人 佐藤 隆 宏				
製 年	平成25年 0月 24日	製 者	深 和	製 尺	25
しゅん 功	平成27年 3月 13日	製 尺	製 尺	製 尺	57

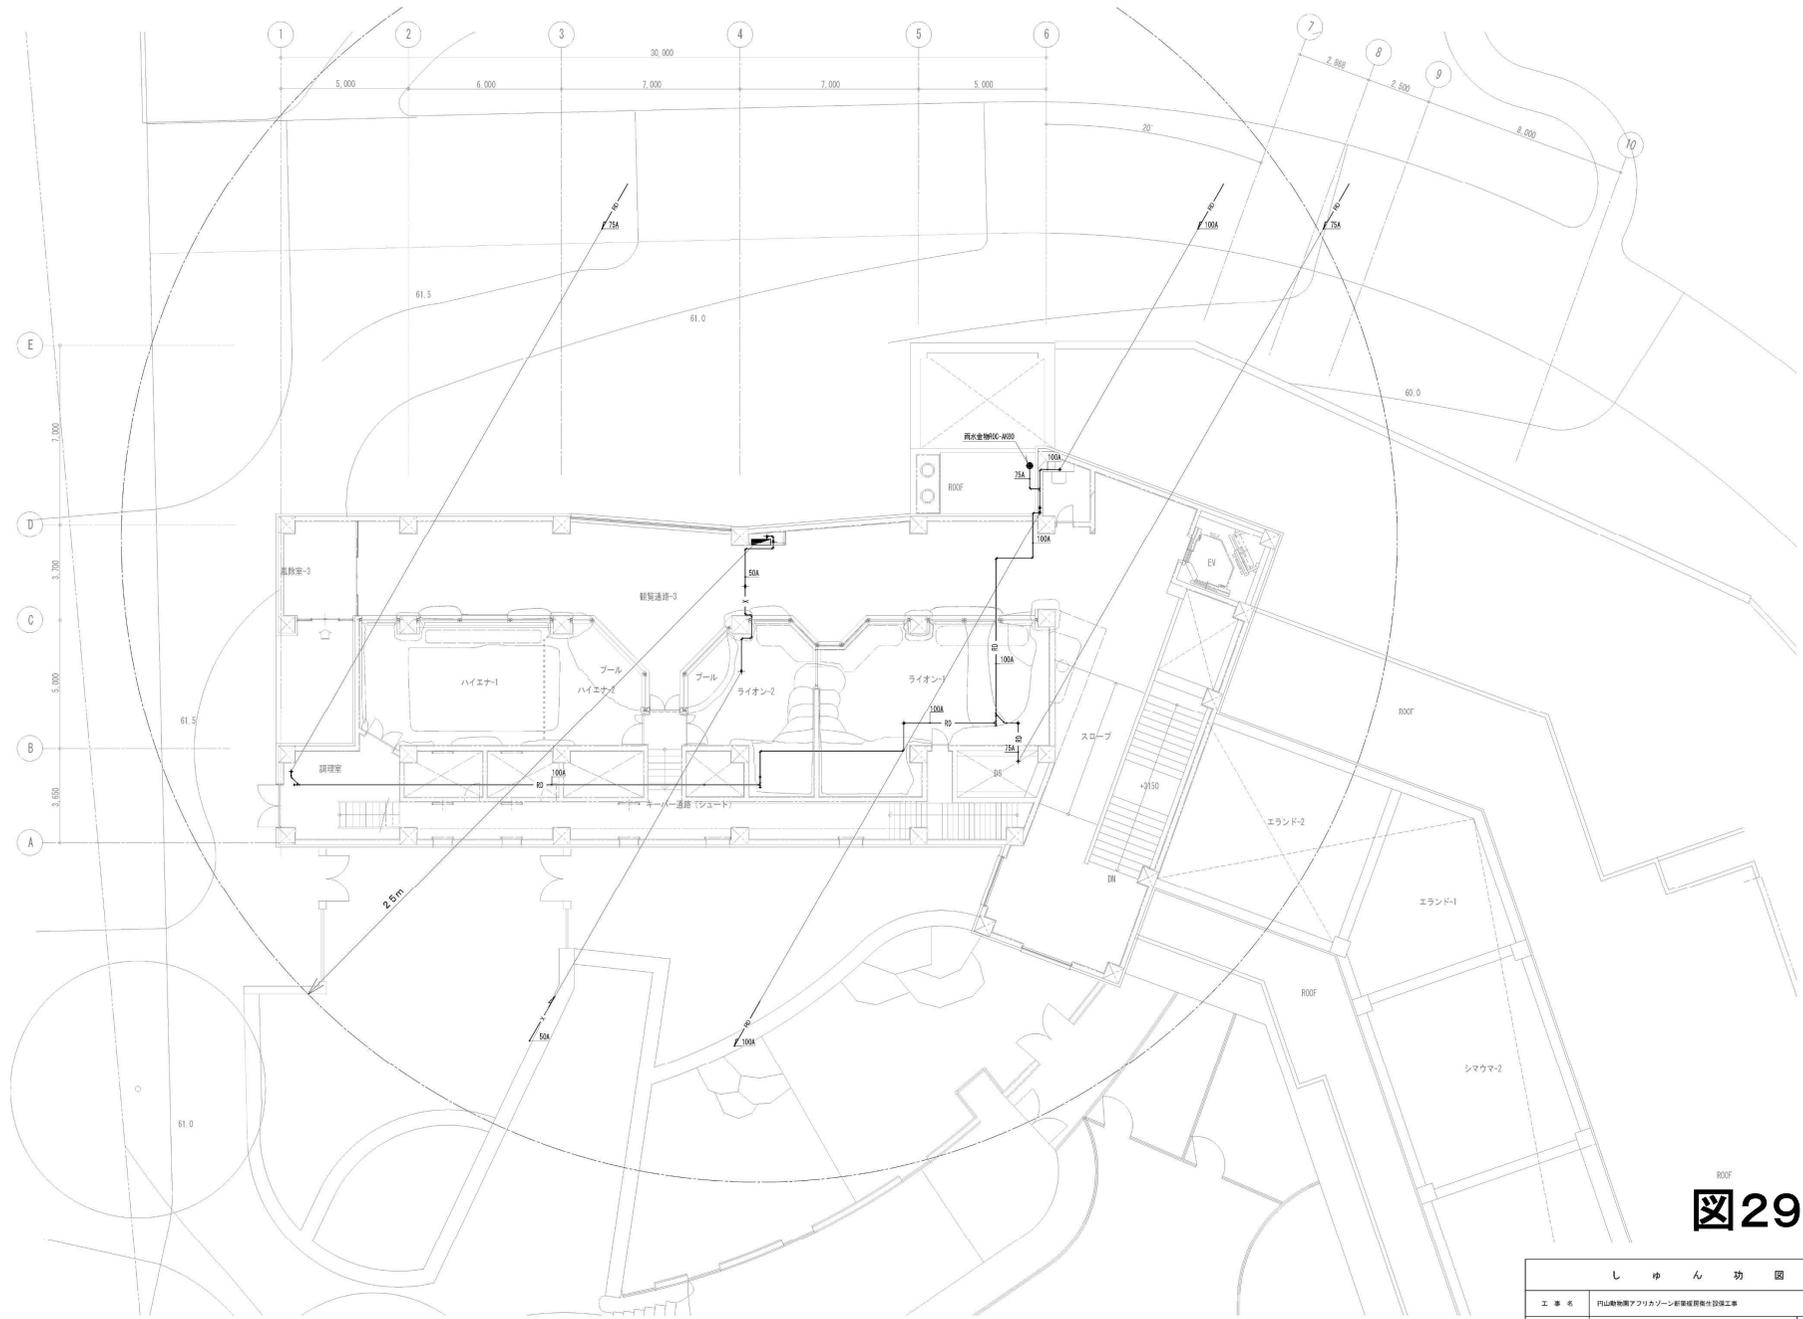

2階平面図 (衛生設備) S=1/100

凡例

1. 消火器 10型 (ABC粉末、加圧式) を示す。
(消火器B O Xは別途建築工事)

カバ・ライオン館



図29-17

しゅん 功 図			
工 事 名	円山動物園アフリカゾーン新築改修衛生設備工事		
製 図 者 名	▲ 藤 久 野 子 画 設 (衛生設備)	縮 尺	1/100
請 負 人	浜和設備エンジニアリング株式会社 代表取締役 佐藤 隆 宏		
工 期	着 工 平成25年 0月 24日	竣 工 期	26
	しゅん功 平成27年 3月 13日	製 図 者	57


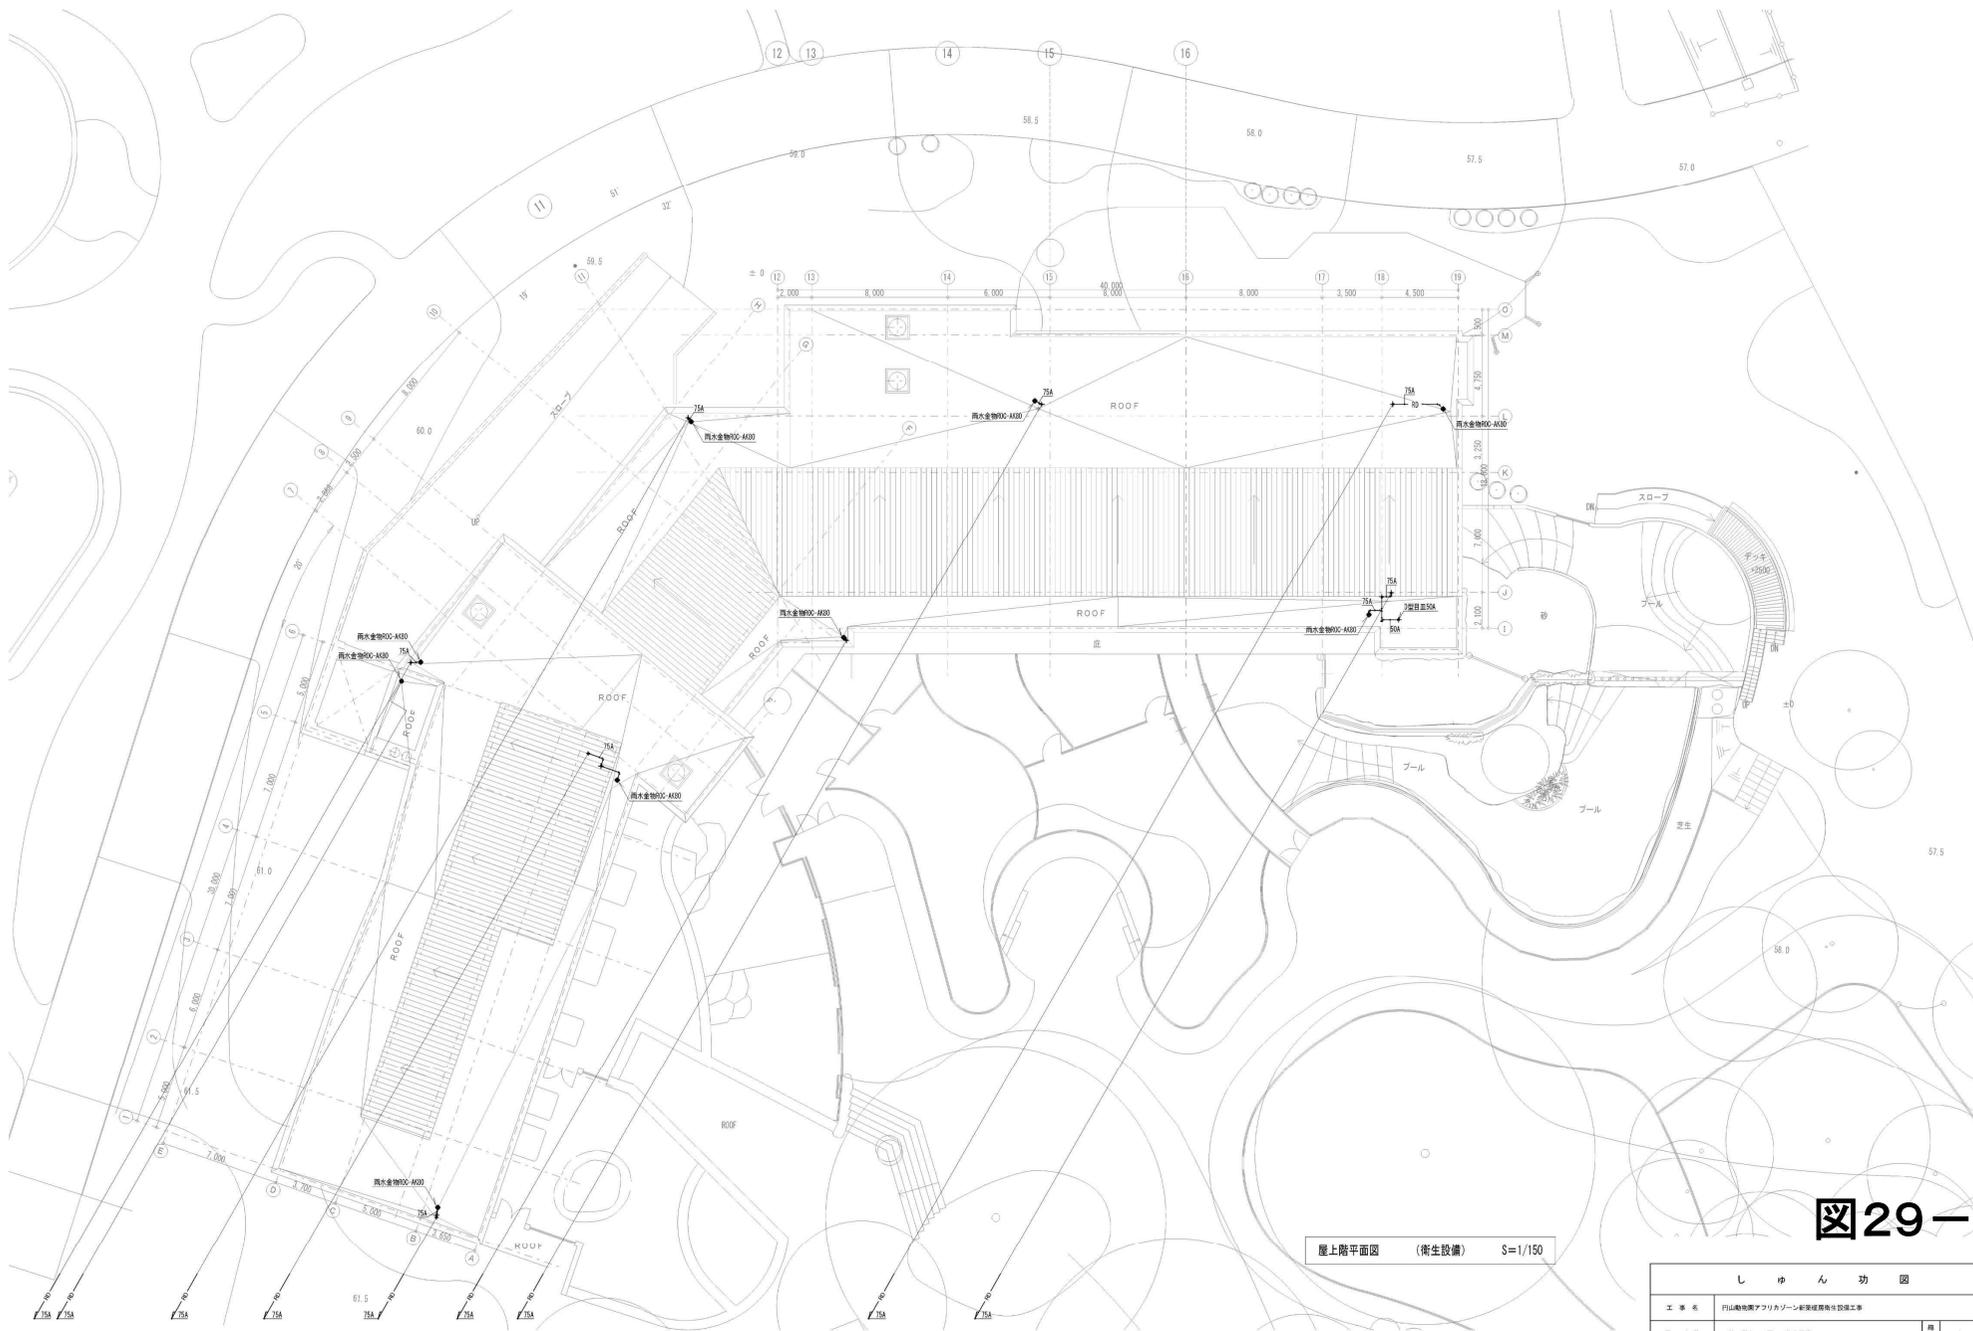


図29-18

カバ・ライオン館

 屋上階平面図 (衛生設備) S=1/150



しゅん 功 図			
工事名	円山動物園アフリカゾーン新築増設衛生設備工事		
図面名称	A棟 屋上平面図 (衛生設備)	縮尺	1/150
請負人	浜和設備エンジニアリング株式会社 現場代理人 佐藤 雅 史		
工 期	第 1 年度 平成 25 年 0 月 24 日	製 図 者	27
	しゅん功 平成 27 年 0 月 13 日	製 図 者	57