



地階機械室 平面図 S=1/50

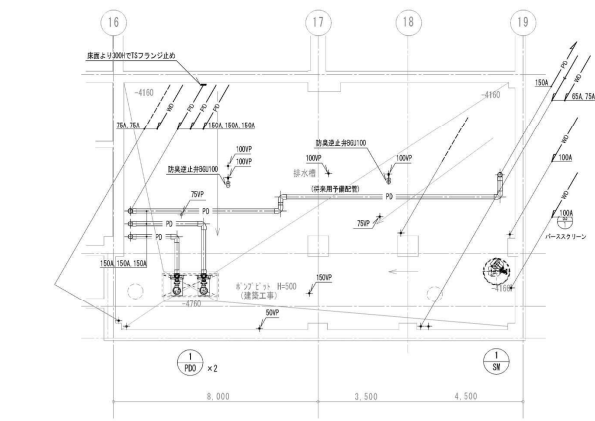

排水槽 平面図 S=1/100

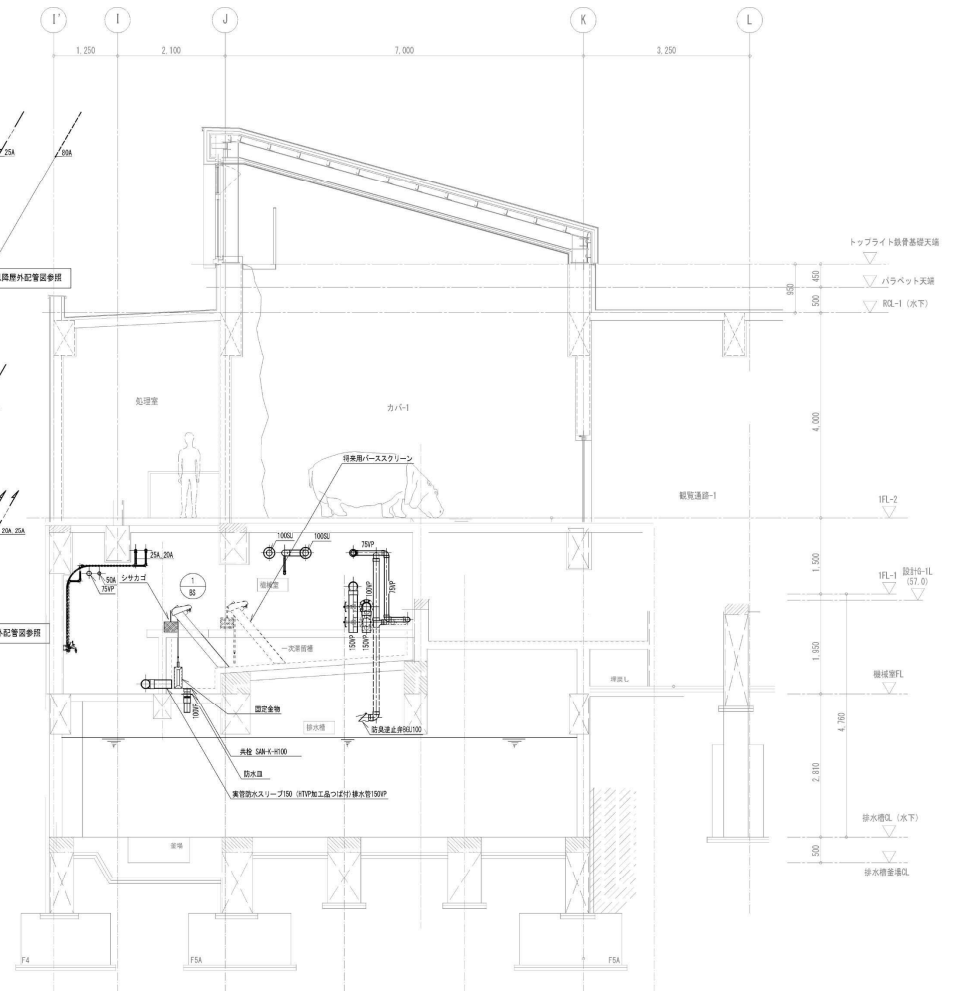

地階機械室 断面図 S=1/50

- 特記事項
- ※1. 破管より漏れ出した水量が75φ以上の場合はフランジ手すとす
  - ※2. 破管より漏れ出した水量が75φ以下の場合は排水ポンプ(50φ)で排水
  - ※3. プール排水のバルブは塩ビダイヤフラム弁(ストレート型)
  - ※4. 排水管の断面は行わない。

# カバ・ライオン館



しゅん 功 図			
工 事 名	F1山手動物アフリカゾウ繁殖施設整備工事		
図 面 名 称	A図 地階機械室詳細図 (衛生設備)	縮 尺	1:50
請 負 人	清和建設エンジニアリング株式会社		
現場代理人	佐藤 隆 彦		
工 期	建 立 年 月 日	製 図 年 月 日	製 図 者
	平 成 2 5 年 6 月 2 日	平 成 2 7 年 3 月 1 3 日	佐藤 隆 彦
	シ ー ト 番 号	製 図 者	校 対 者
	5 7	佐藤 隆 彦	佐藤 隆 彦

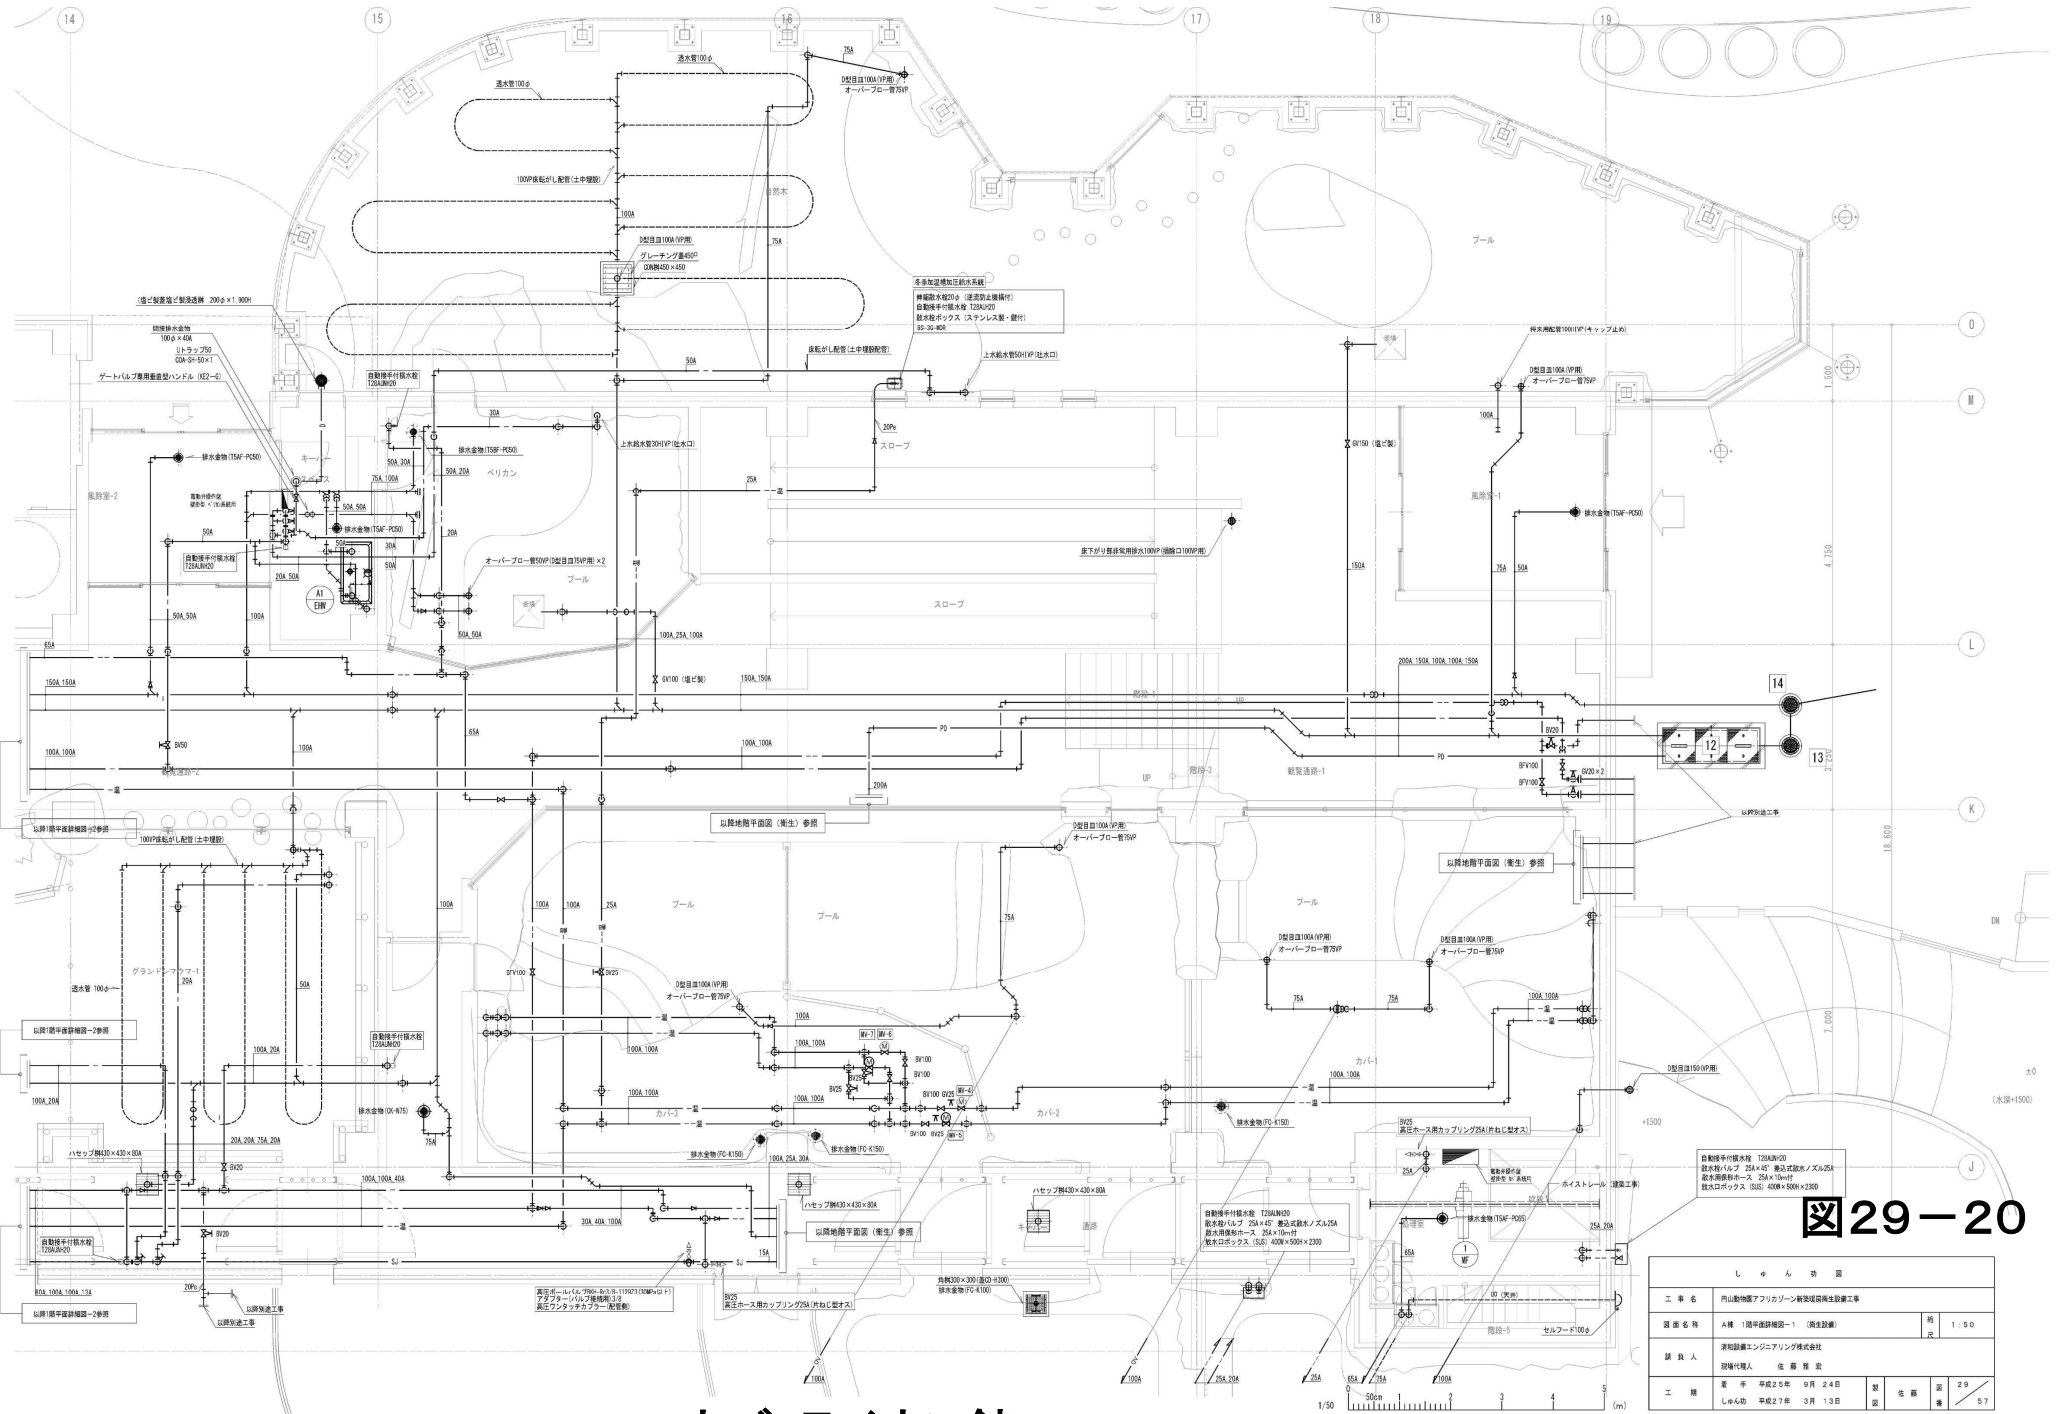


図29-20

# カバ・ライオン館

しゅん けい 図			
工事名	山形動物園アフリカゾーン新設環境衛生設備工事		
図面名称	4階・1階半地下排水図-1 (衛生設備)	縮尺	1:50
設計者	清和建設エンジニアリング株式会社		
現場代理人	佐藤 雅史		
二期	着手 平成25年 9月 24日	封 込 日	29
	しゅん 平成27年 3月 13日	図 査 日	57