


図30-12

キリン館


しゆん功 図			
工事名	円山動物園アフリカゾーン新展覧施設改修工事		
図名	2階平面図 (衛生設備)	縮尺	1/100
製図人	深和設備エンジニアリング株式会社		
現場代理人	佐藤 隆 宏		
工 期	着手 平成25年 0月 24日	製 図 日	4/9
	しゆん功 平成27年 0月 13日	製 図 者	5/7

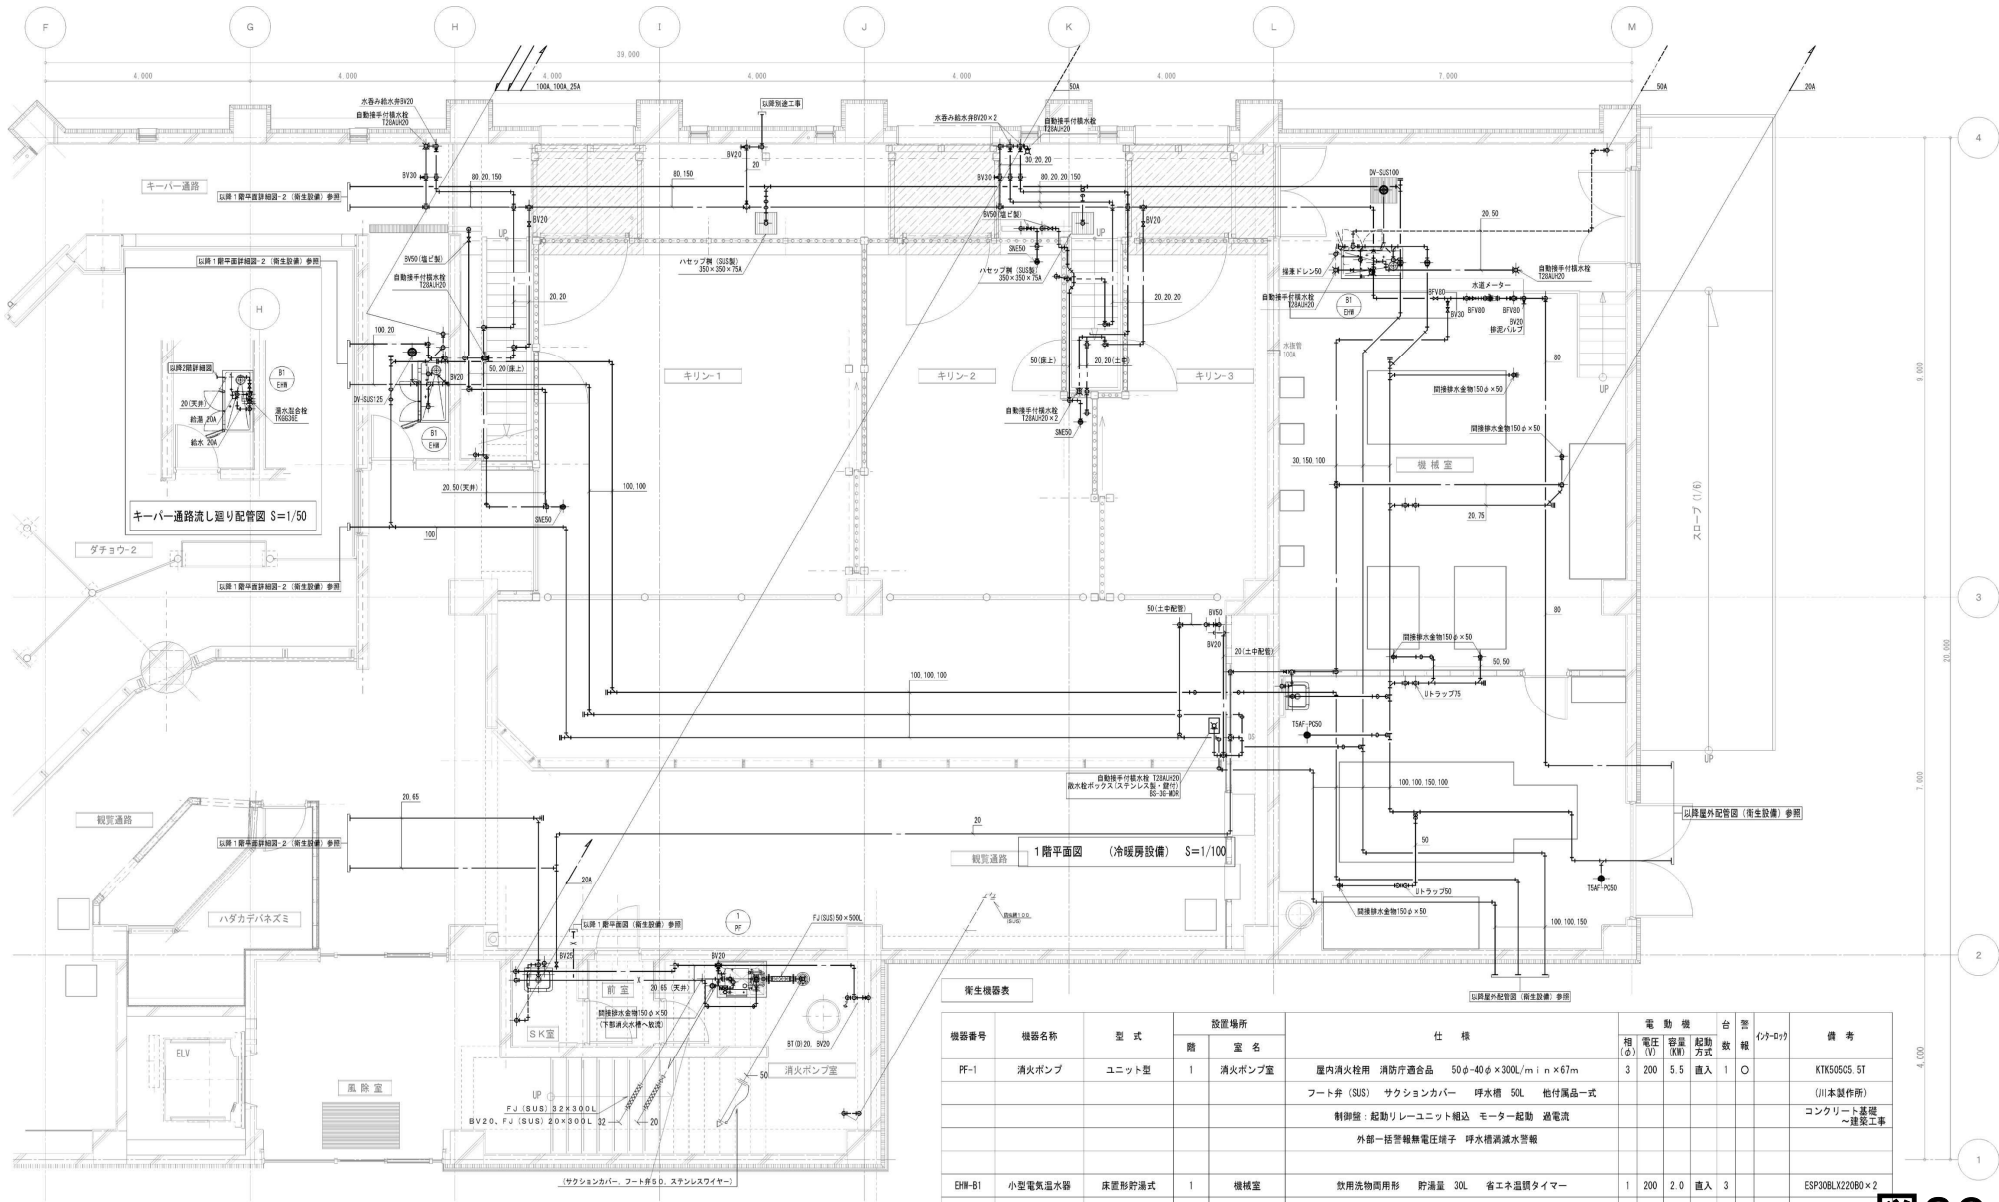



衛生機器表

機器番号	機器名称	型式	設置場所		仕様	電動機 相電圧 (V)	容量 (kW)	起動 方式	合 数	警 報	備考
			階	室名							
PF-1	消火ポンプ	ユニット型	1	消火ポンプ室	屋内消火栓用 消防庁適合品 50φ-40φ×300L/m ² ×67m フット弁 (SUS) サクションカバー 呼水栓 50L 他付属品一式 制御盤: 起動リレーユニット箱込 モーター起動 避電流 外部一括警報無電圧端子 呼水栓減速水管継	3	200	5.5	直入	1	○ KTK505C5 5T (川本製作所) コンクリート基礎 ~建築工事
EHF-B1	小型電気温水器	床置き貯湯式	1	機械室	取用洗物用貯湯 貯湯量 30L 省エネ温調タイマー 速し弁・減圧弁本体付込 床置き銅製架台 (SS製) プロ・キャッチャー 他付属品一式 『自主試験基準適合品』	1	200	2.0	直入	3	ESP30BLX220B×2 ESP30BRX220B×1 (日本イトミック)

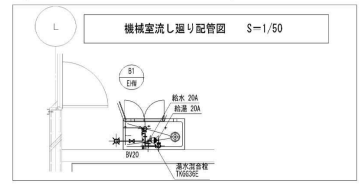

1階平面詳細図-1 (衛生設備) S=1/50

麒麟館



図30-13

しゅん 功 図			
工事名	〒山崎物件アパルション新築棟衛生設備工事	縮尺	1/50
図名	1階平面詳細図-1 (衛生設備)	図	1/50
請負人	濱和設備エンジニアリング株式会社	建築士	
現場代理人	佐藤 隆 彦	建築士	
工 期	竣 工 平成25年 9月 24日	製 図 者	51
	シ 工 始 平成27年 3月 13日	校 対 者	57

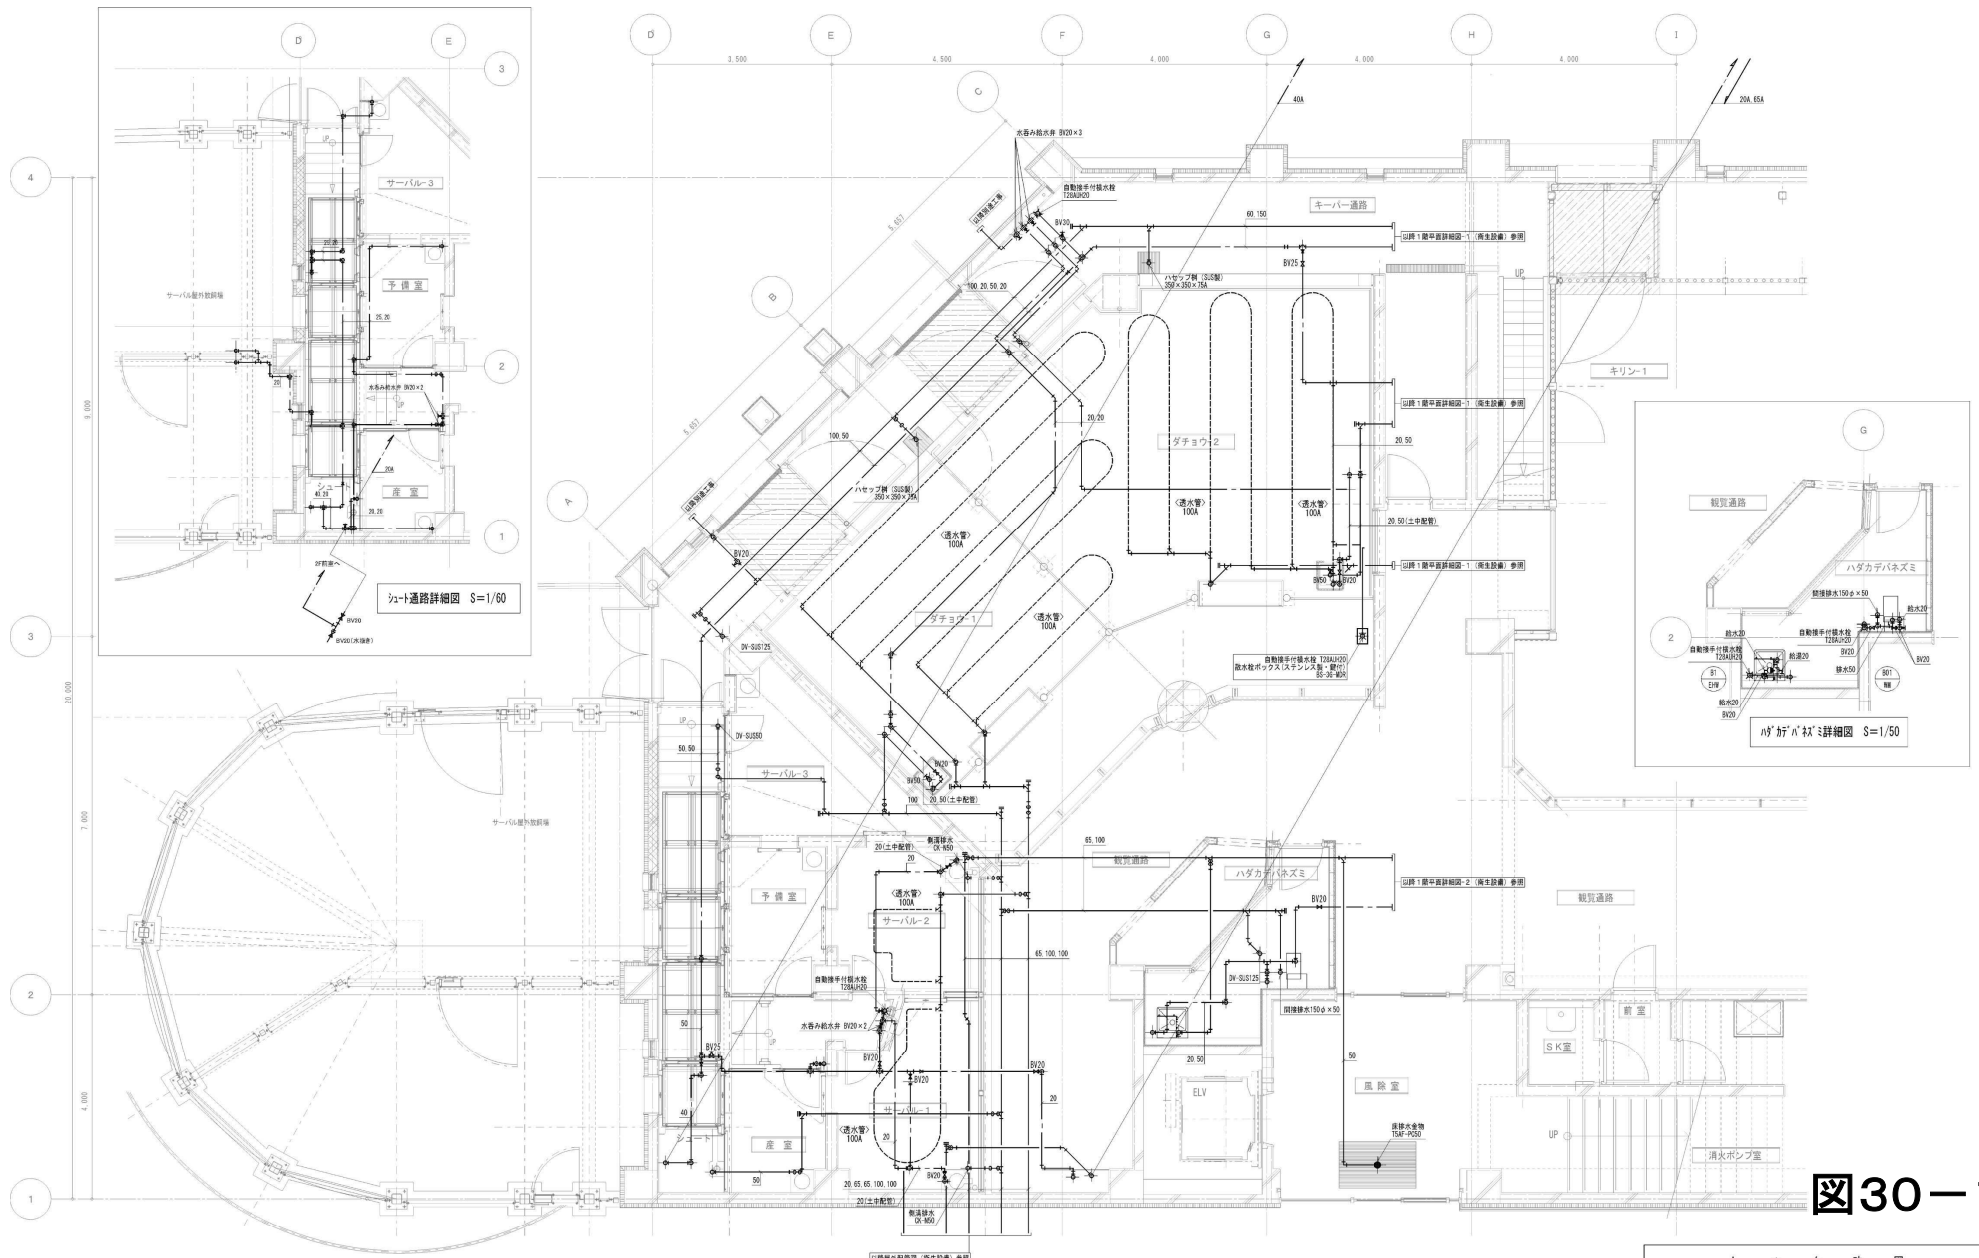


図30-14

キリン館

1階平面詳細図-2 (衛生設備) S=1/50

しゅん 功 図			
工事名	岡山県動物アフリカゾウ繁殖センター建設工事		
図名	1階平面詳細図-2 (衛生設備)	縮尺	1/50
請負人	濱和設備エンジニアリング株式会社		
現場代理人	佐藤 隆 彦		
工 期	着手 平成25年 0月 2日	期 間	52
	しゅん功 平成27年 0月 13日	期 間	57