



情報・防犯配管設備 1階平面図(改修) A1=1/100 ※細線が既設、太線が改修

しゅん 功 図			
工事名	中央市税事務所・中央健康づくりセンター改修 照明設備ほか工事	縮尺	1/100
図面名	情報・防犯配管設備 1階平面図(改修)	製図	小村
受注者	北盛電設株式会社 電話: 623-5131	図番	68/87
工 期	着手 令和 5年10月10日 しゅん功 令和 7年 3月14日	図番	68/87
札幌市都市局建築部			

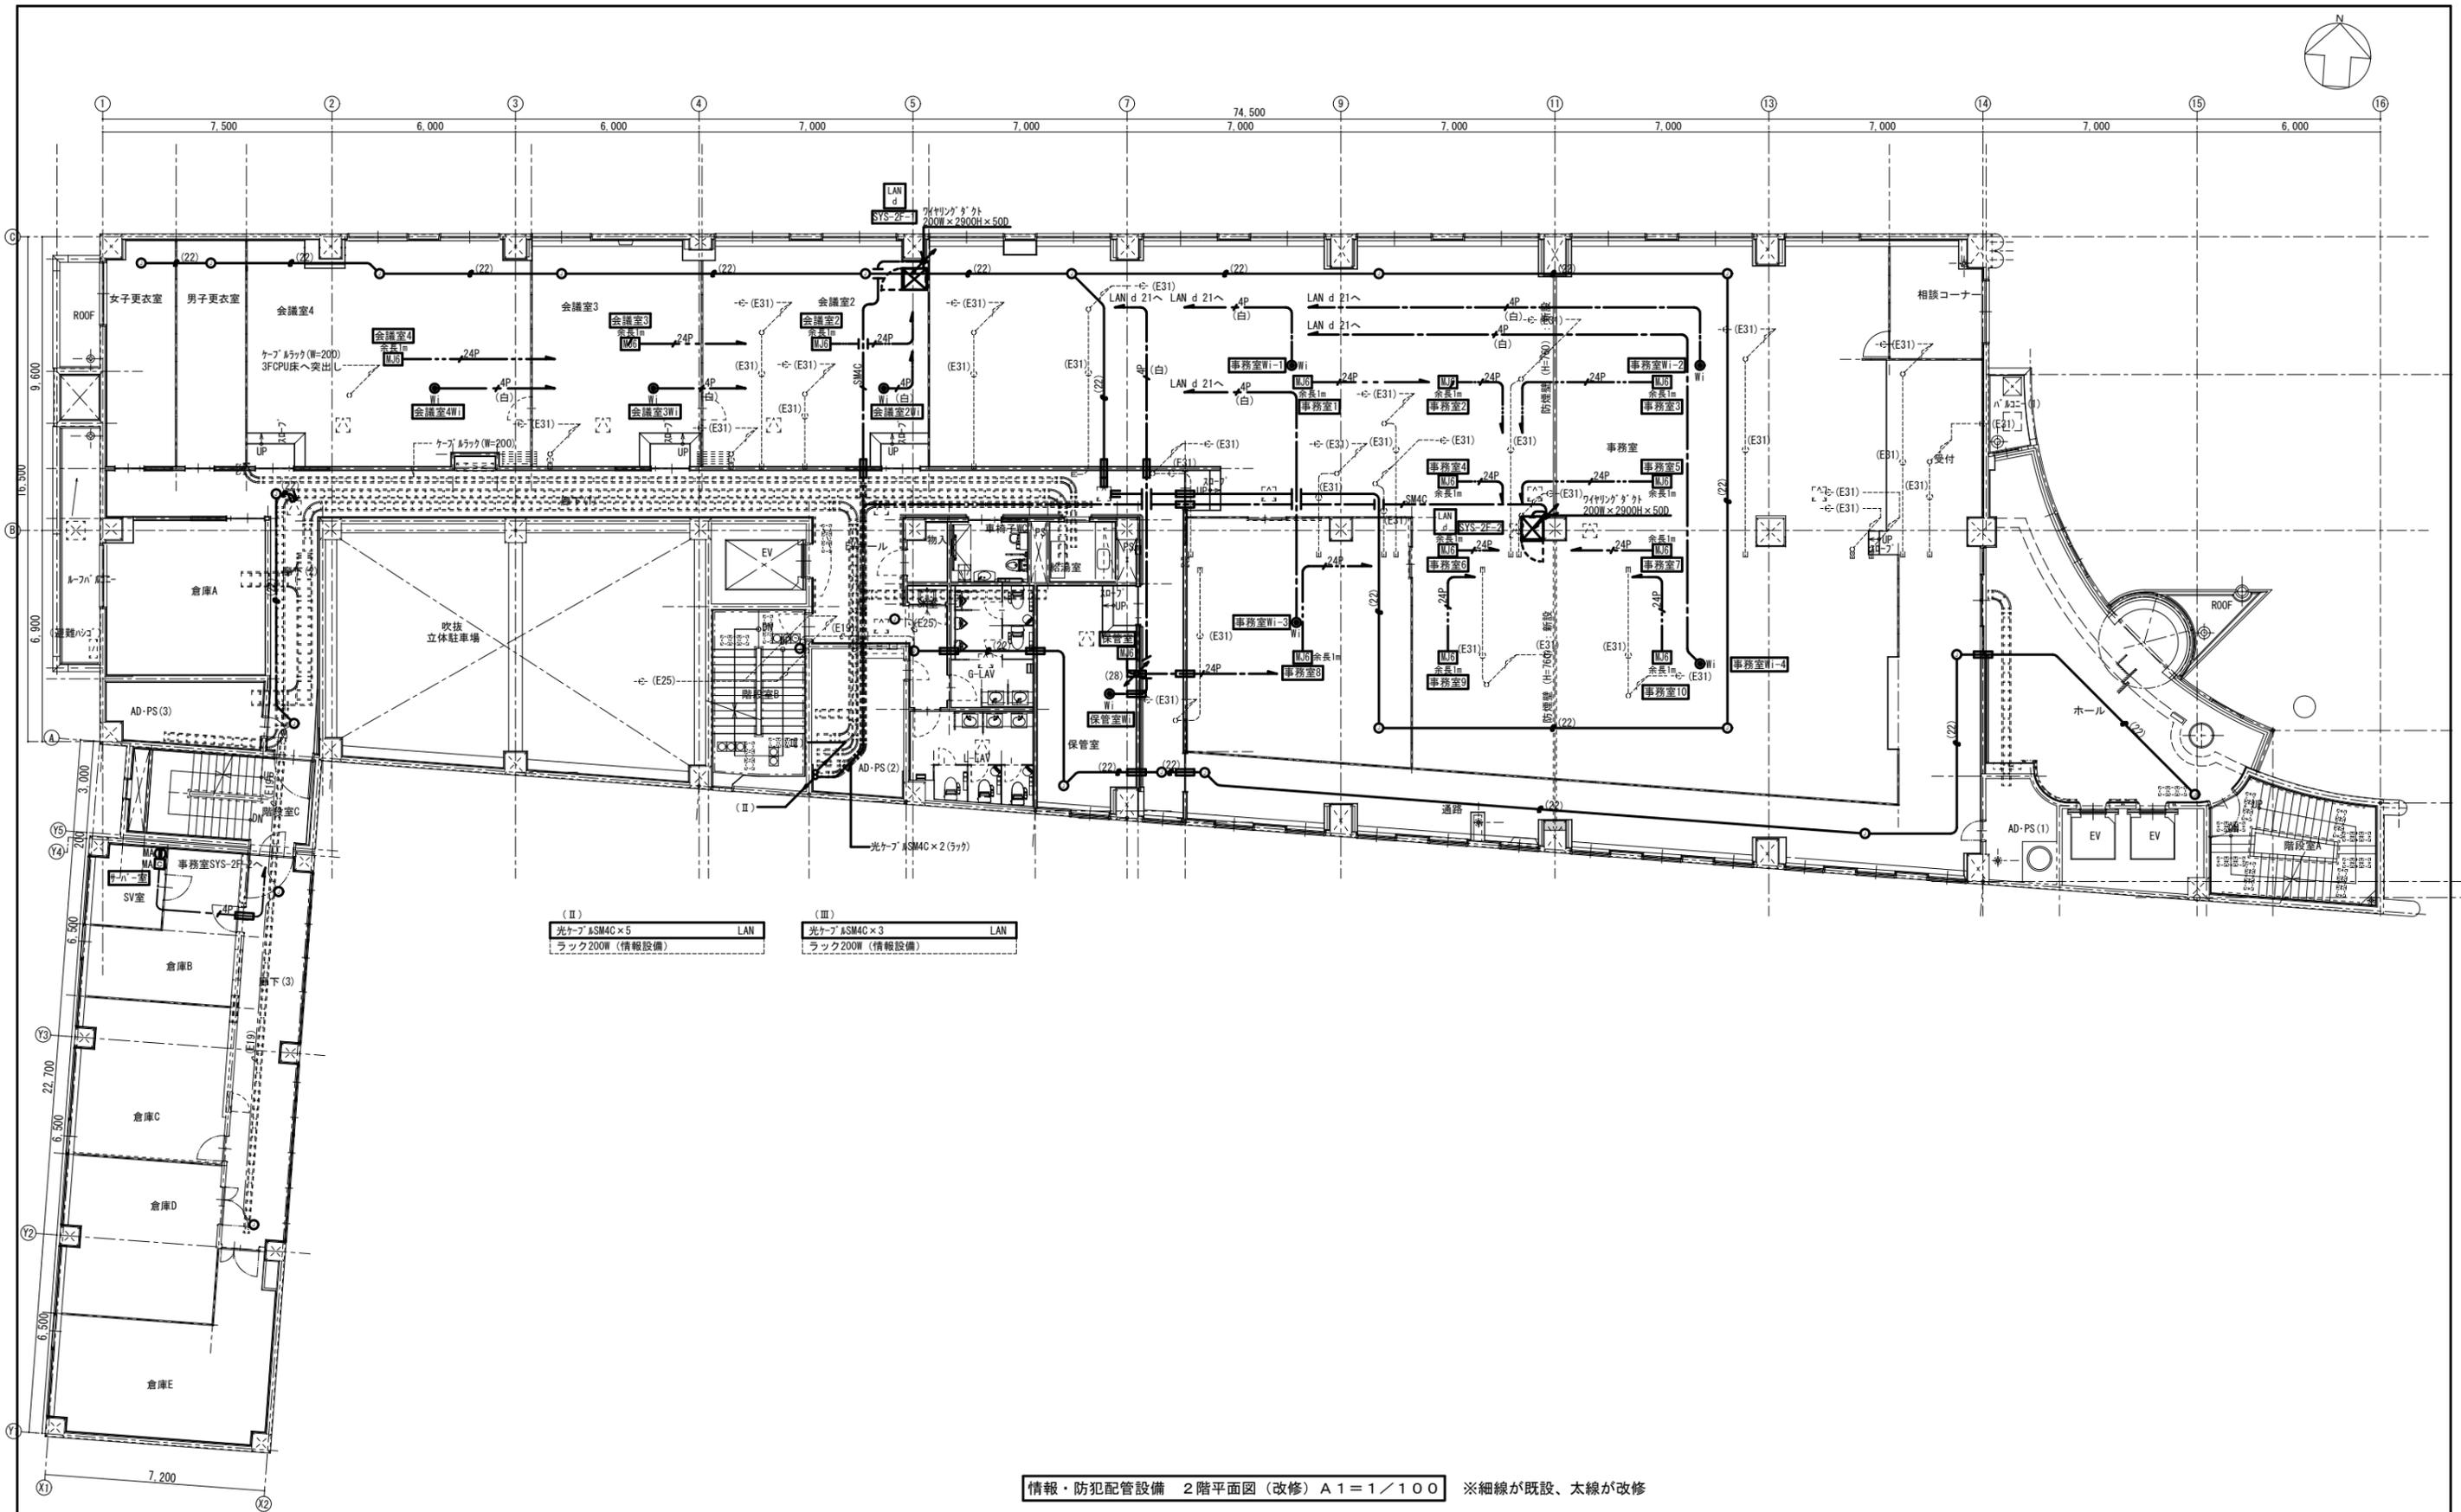


情報・防犯配管設備 2階平面図 (改修) A1=1/100 ※細線が既設、太線が改修

しゅん 功 図			
工事名	中央市税事務所・中央健康づくりセンター改修 照明設備ほか工事	縮尺	1/100
図面名	情報・防犯配管設備 2階平面図 (改修)	製 図 者	小 村
受注者	北盛電設株式会社 電話: 623-5131	製 図 日	69/87
工 期	着手 令和 5年10月10日 しゅん功 令和 7年 3月14日	図 番	
札幌市都市局建築部			

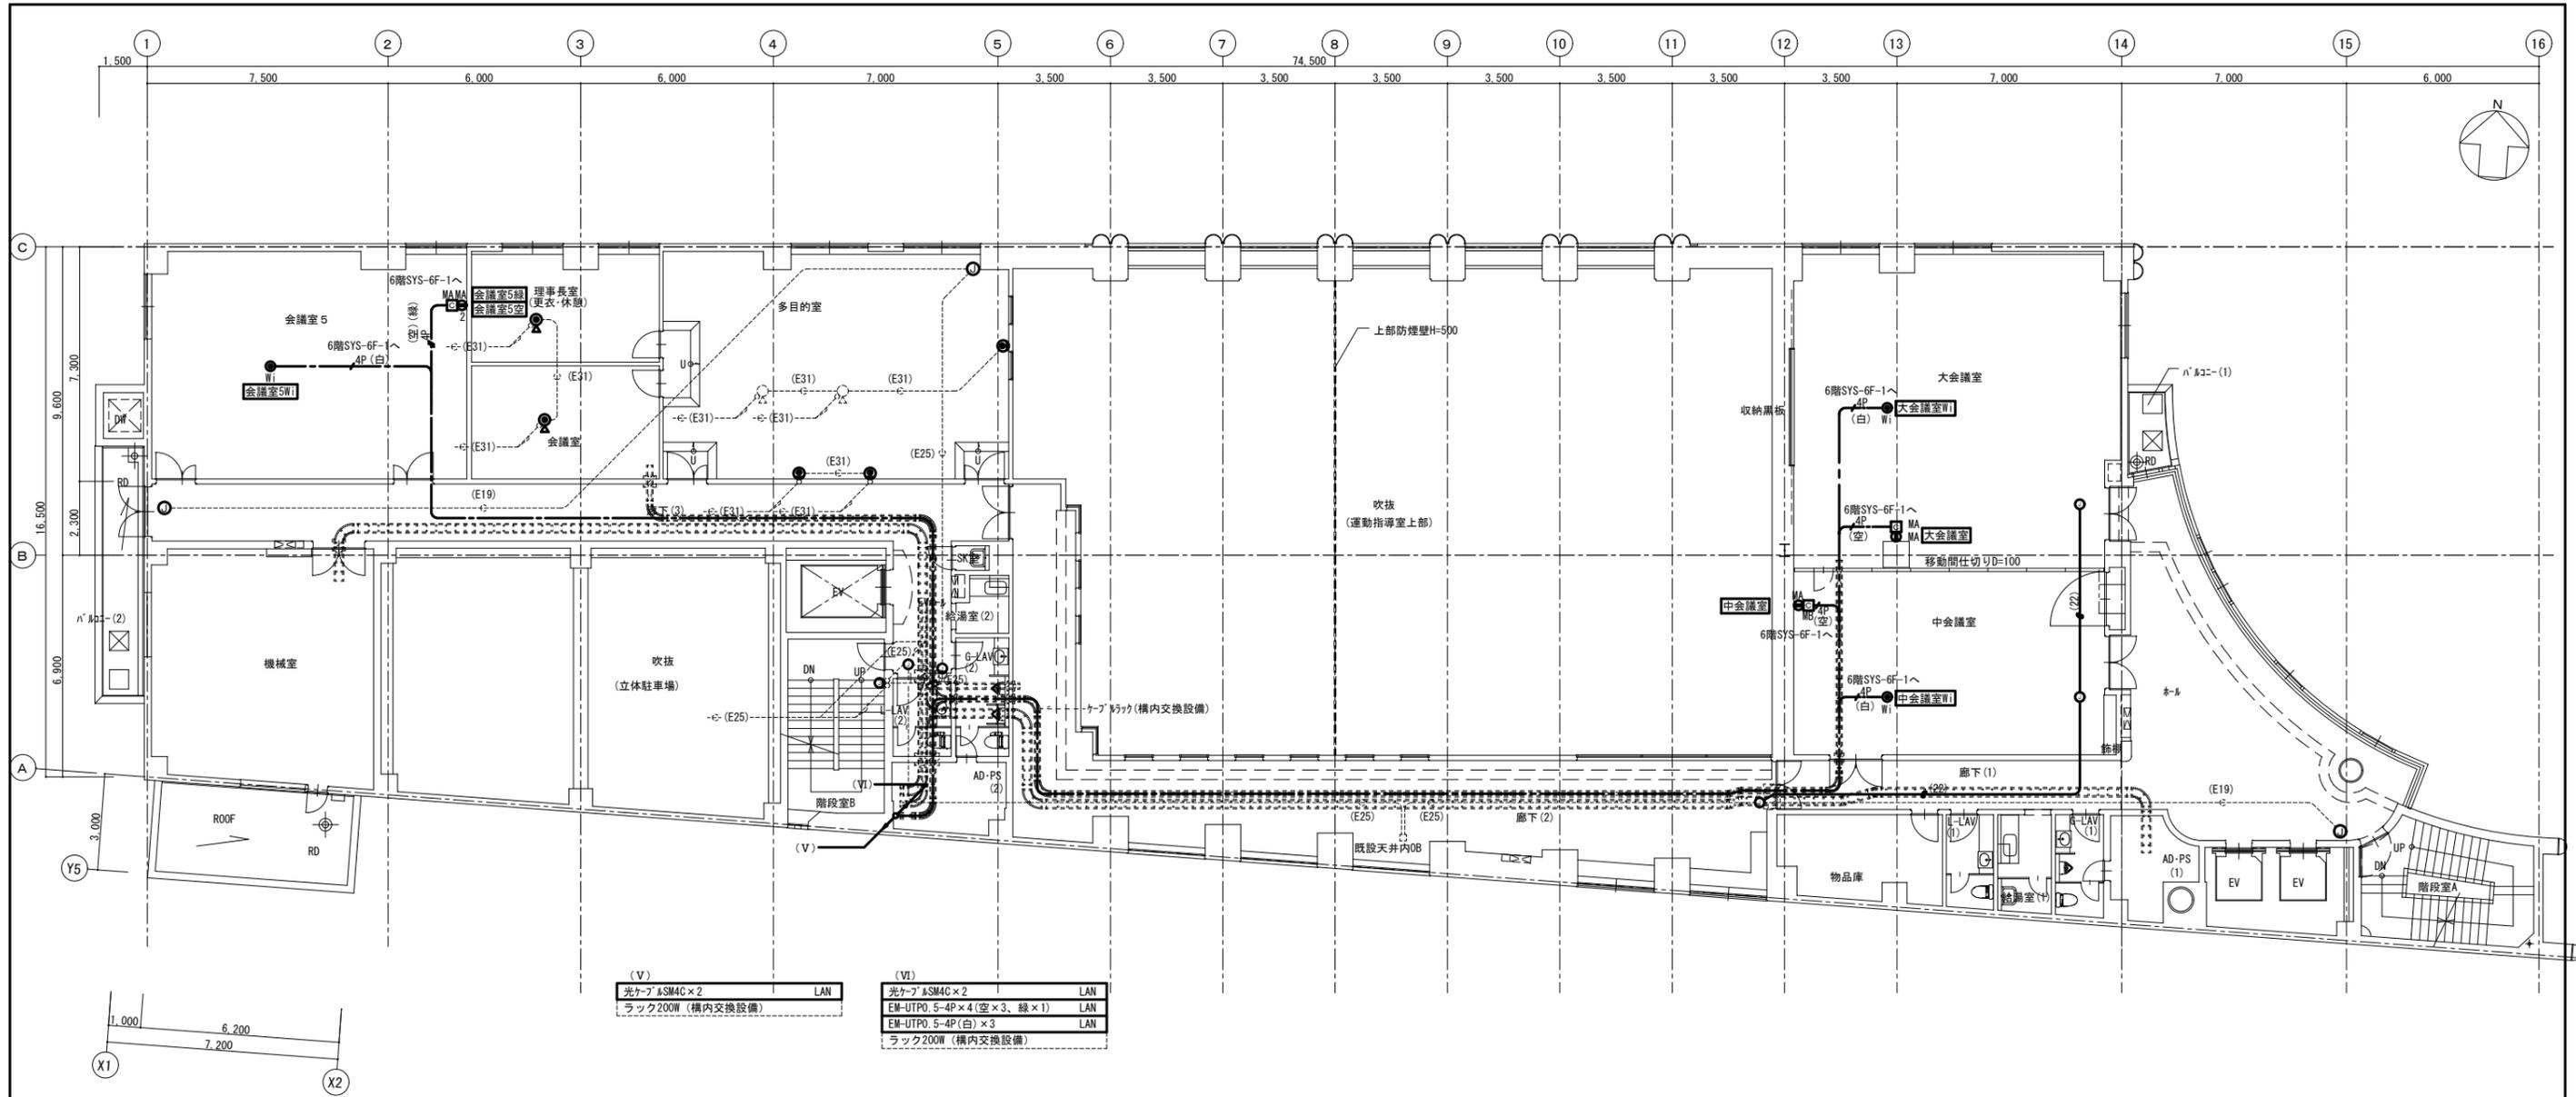

情報・防犯配管設備 5階平面図(改修) A1=1/100 ※細線が既設、太線が改修

しゅん 功 図			
工事名	中央市税事務所・中央健康づくりセンター改修 照明設備ほか工事		
図面名	情報・防犯配管設備 5階平面図(改修)	縮尺	1/100
受注者	北盛電設株式会社 電話: 623-5131	製図	小村
工 期	着手 令和 5年10月10日 しゅん功 令和 7年 3月14日	図番	72/87
札幌市都市局 建築部			

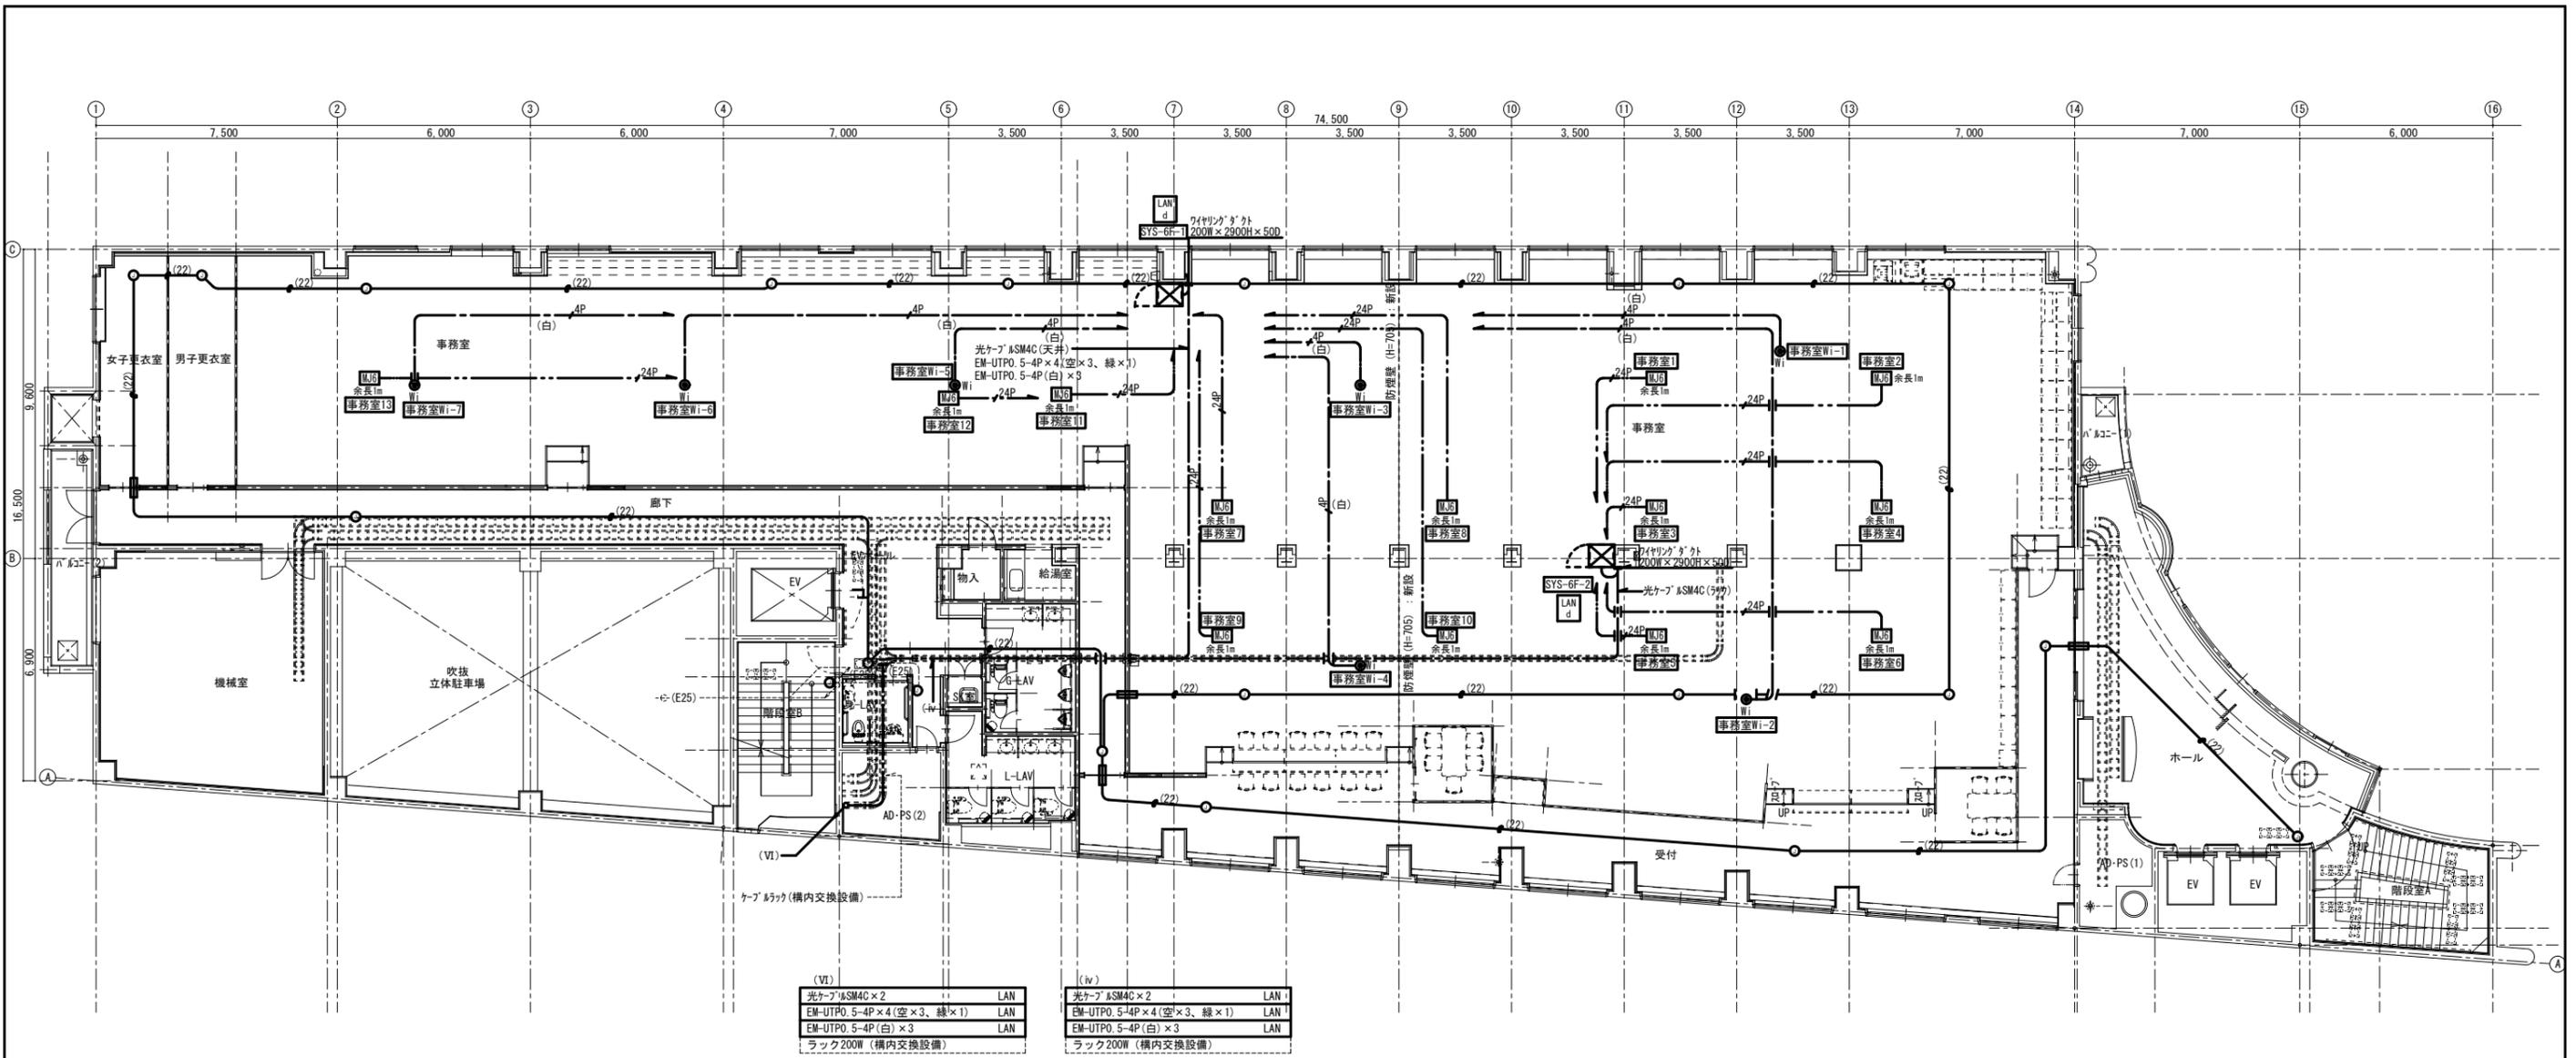

情報・防犯配管設備 6階平面図(改修) A1=1/100 ※細線が既設、太線が改修

しゅん 功 図			
工事名	中央市税事務所・中央健康づくりセンター改修 照明設備ほか工事	縮尺	1/100
図面名	情報・防犯配管設備 6階平面図(改修)	製図	小村
受注者	北盛電設株式会社 電話: 623-5131	図番	73/87
工 期	着手 令和 5年10月10日 しゅん功 令和 7年 3月14日		
札幌市都市局 建築部			