


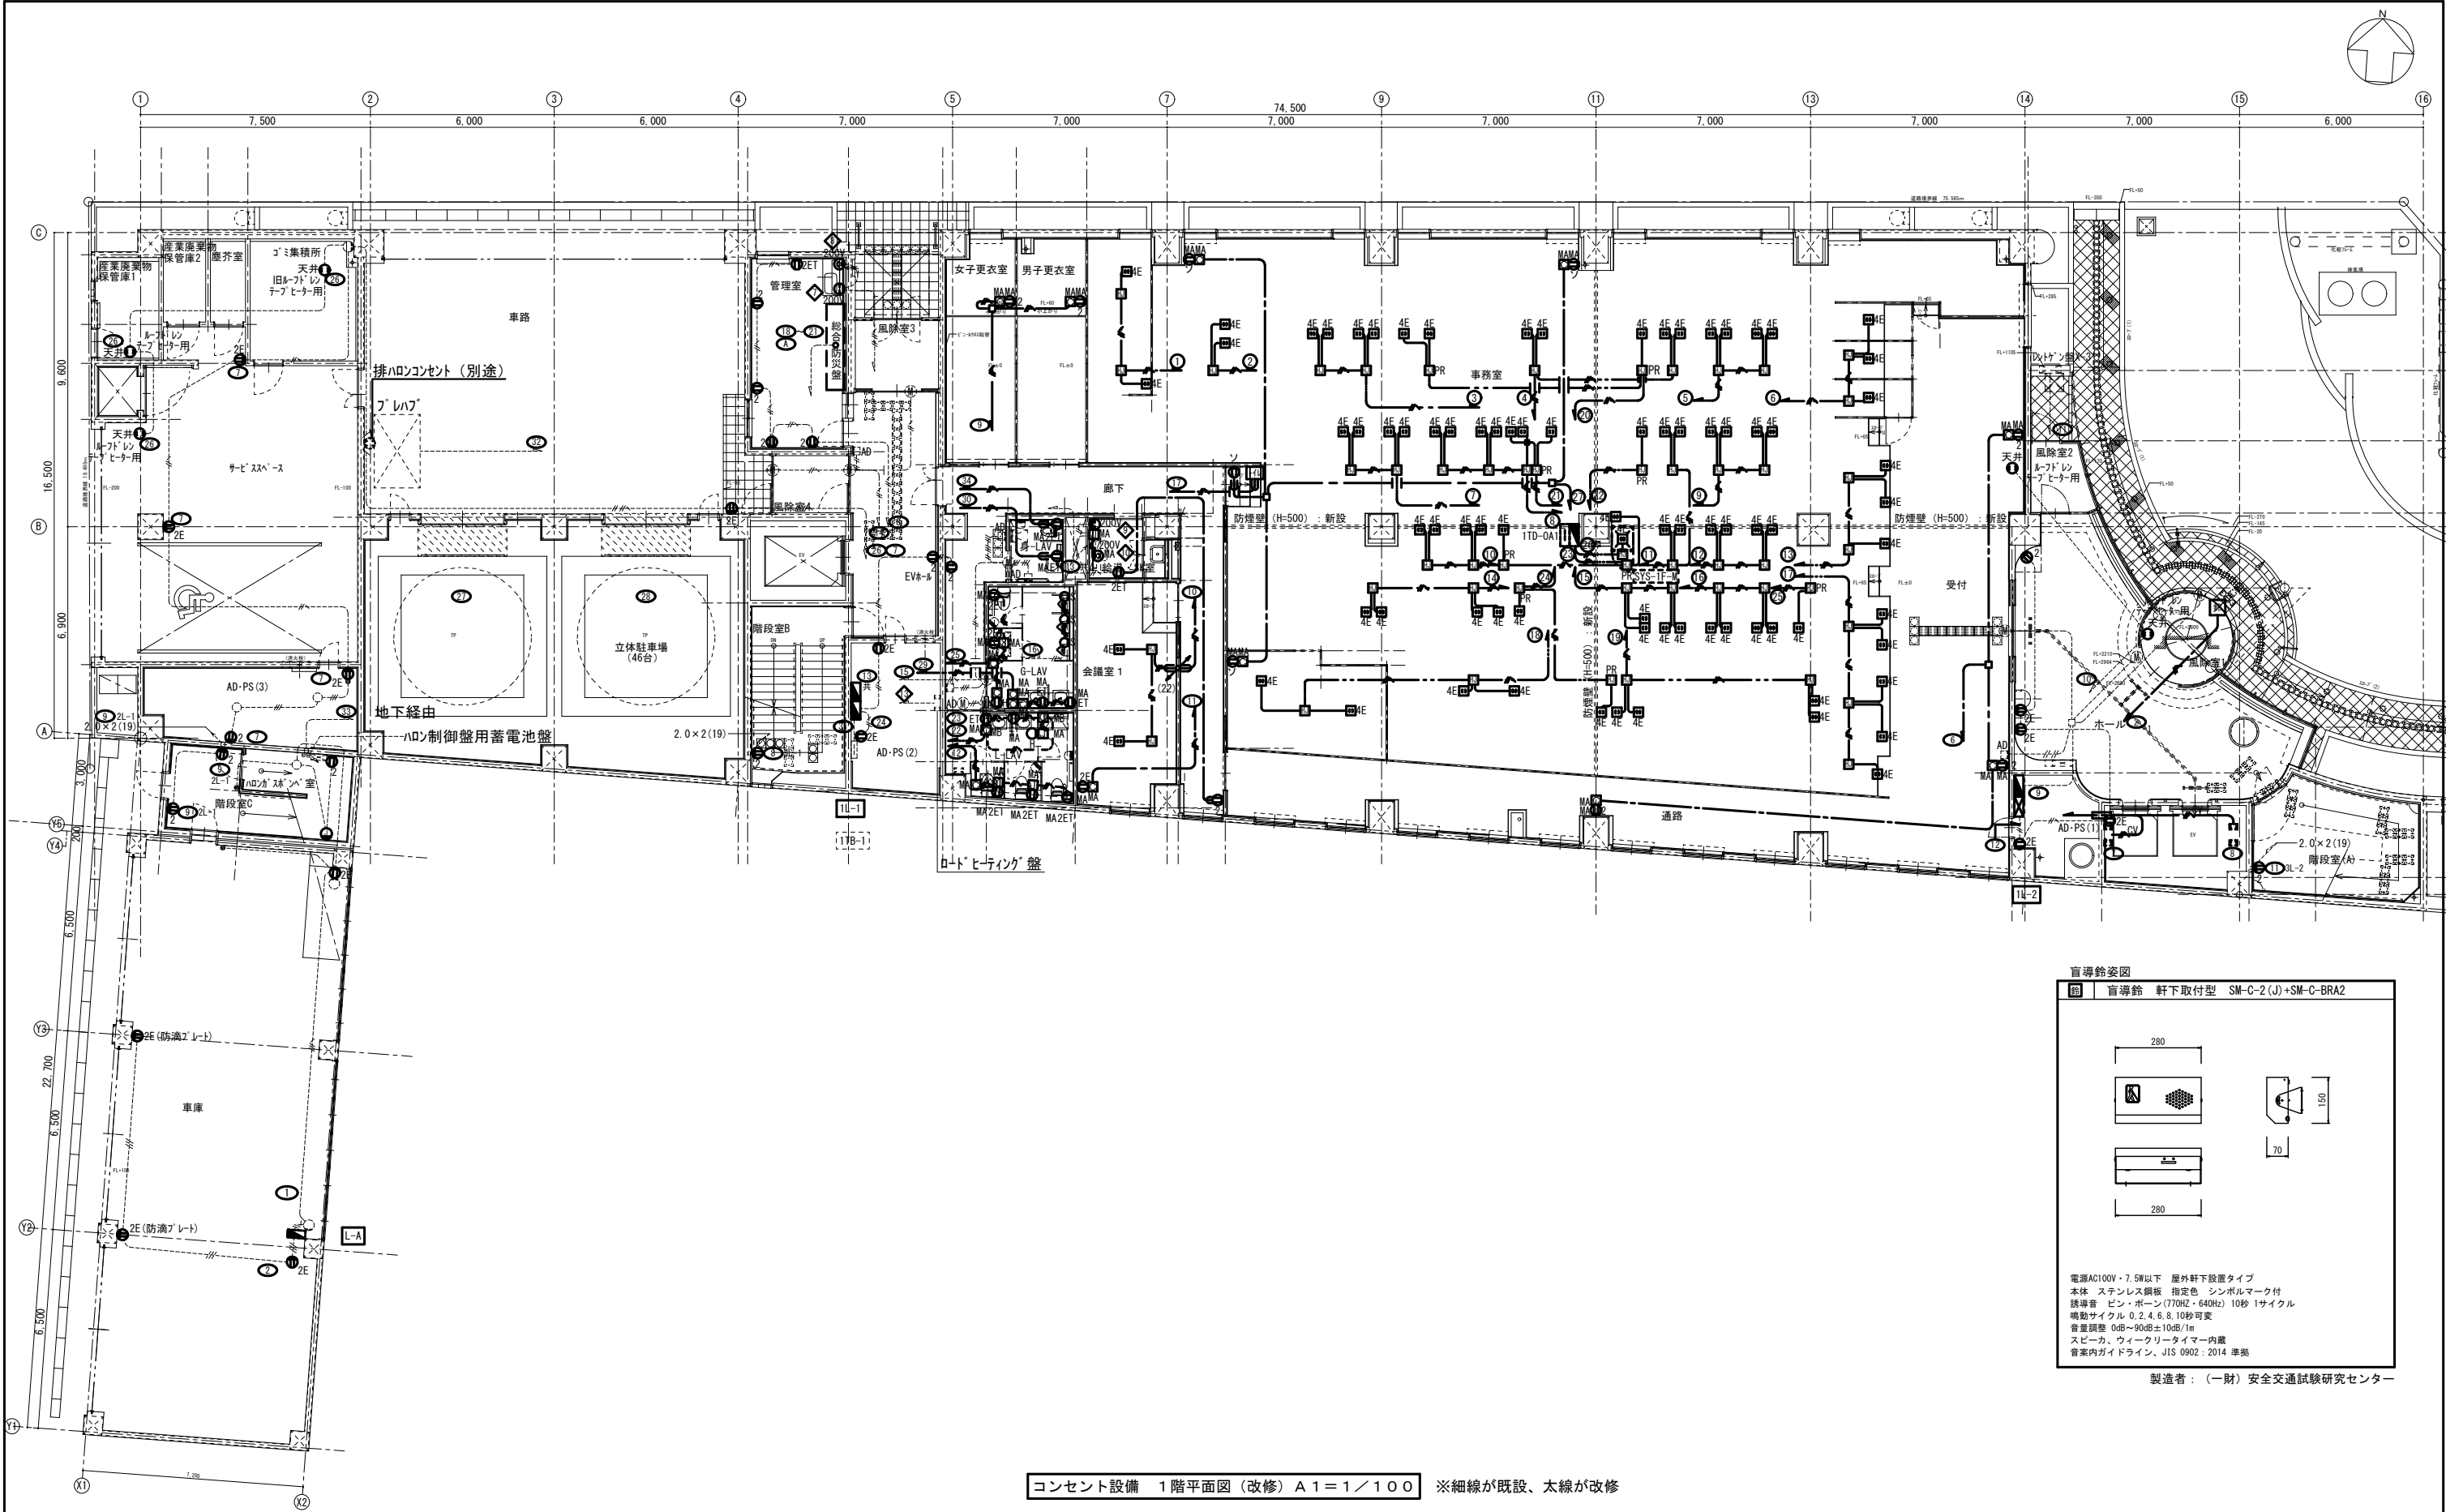

コンセント設備 1階平面図 (改修) A1=1/100 ※細線が既設、太線が改修


盲導鈴姿図

盲導鈴 軒下取付型 SM-C-2(J)+SM-C-BRA2

電源AC100V・7.5W以下 屋外軒下設置タイプ
本体 ステンレス鋼板 指定色 シンボルマーク付
誘導音 ビン・ボーン(770Hz・640Hz) 10秒 1サイクル
鳴動サイクル 0.2, 4, 6, 8, 10秒可変
音量調整 0dB~90dB±10dB/1m
スピーカ、ウィークリータイマー内蔵
音案内ガイドライン、JIS 0902:2014 準拠


製造者：(一財)安全交通試験研究センター

しゅん 功 図			
工事名	中央市税事務所・中央健康づくりセンター改修 照明設備ほか工事		
図面名	コンセント設備 1階平面図（改修）	縮尺	1／100
受注者	北盛電設株式会社 電話：623-5131		製図 小 村
工 期	着 手	令和 5年10月10日	図番 42／87
	しゅん功	令和 7年 3月14日	
札 幌 市 都 市 局 建 築 部			

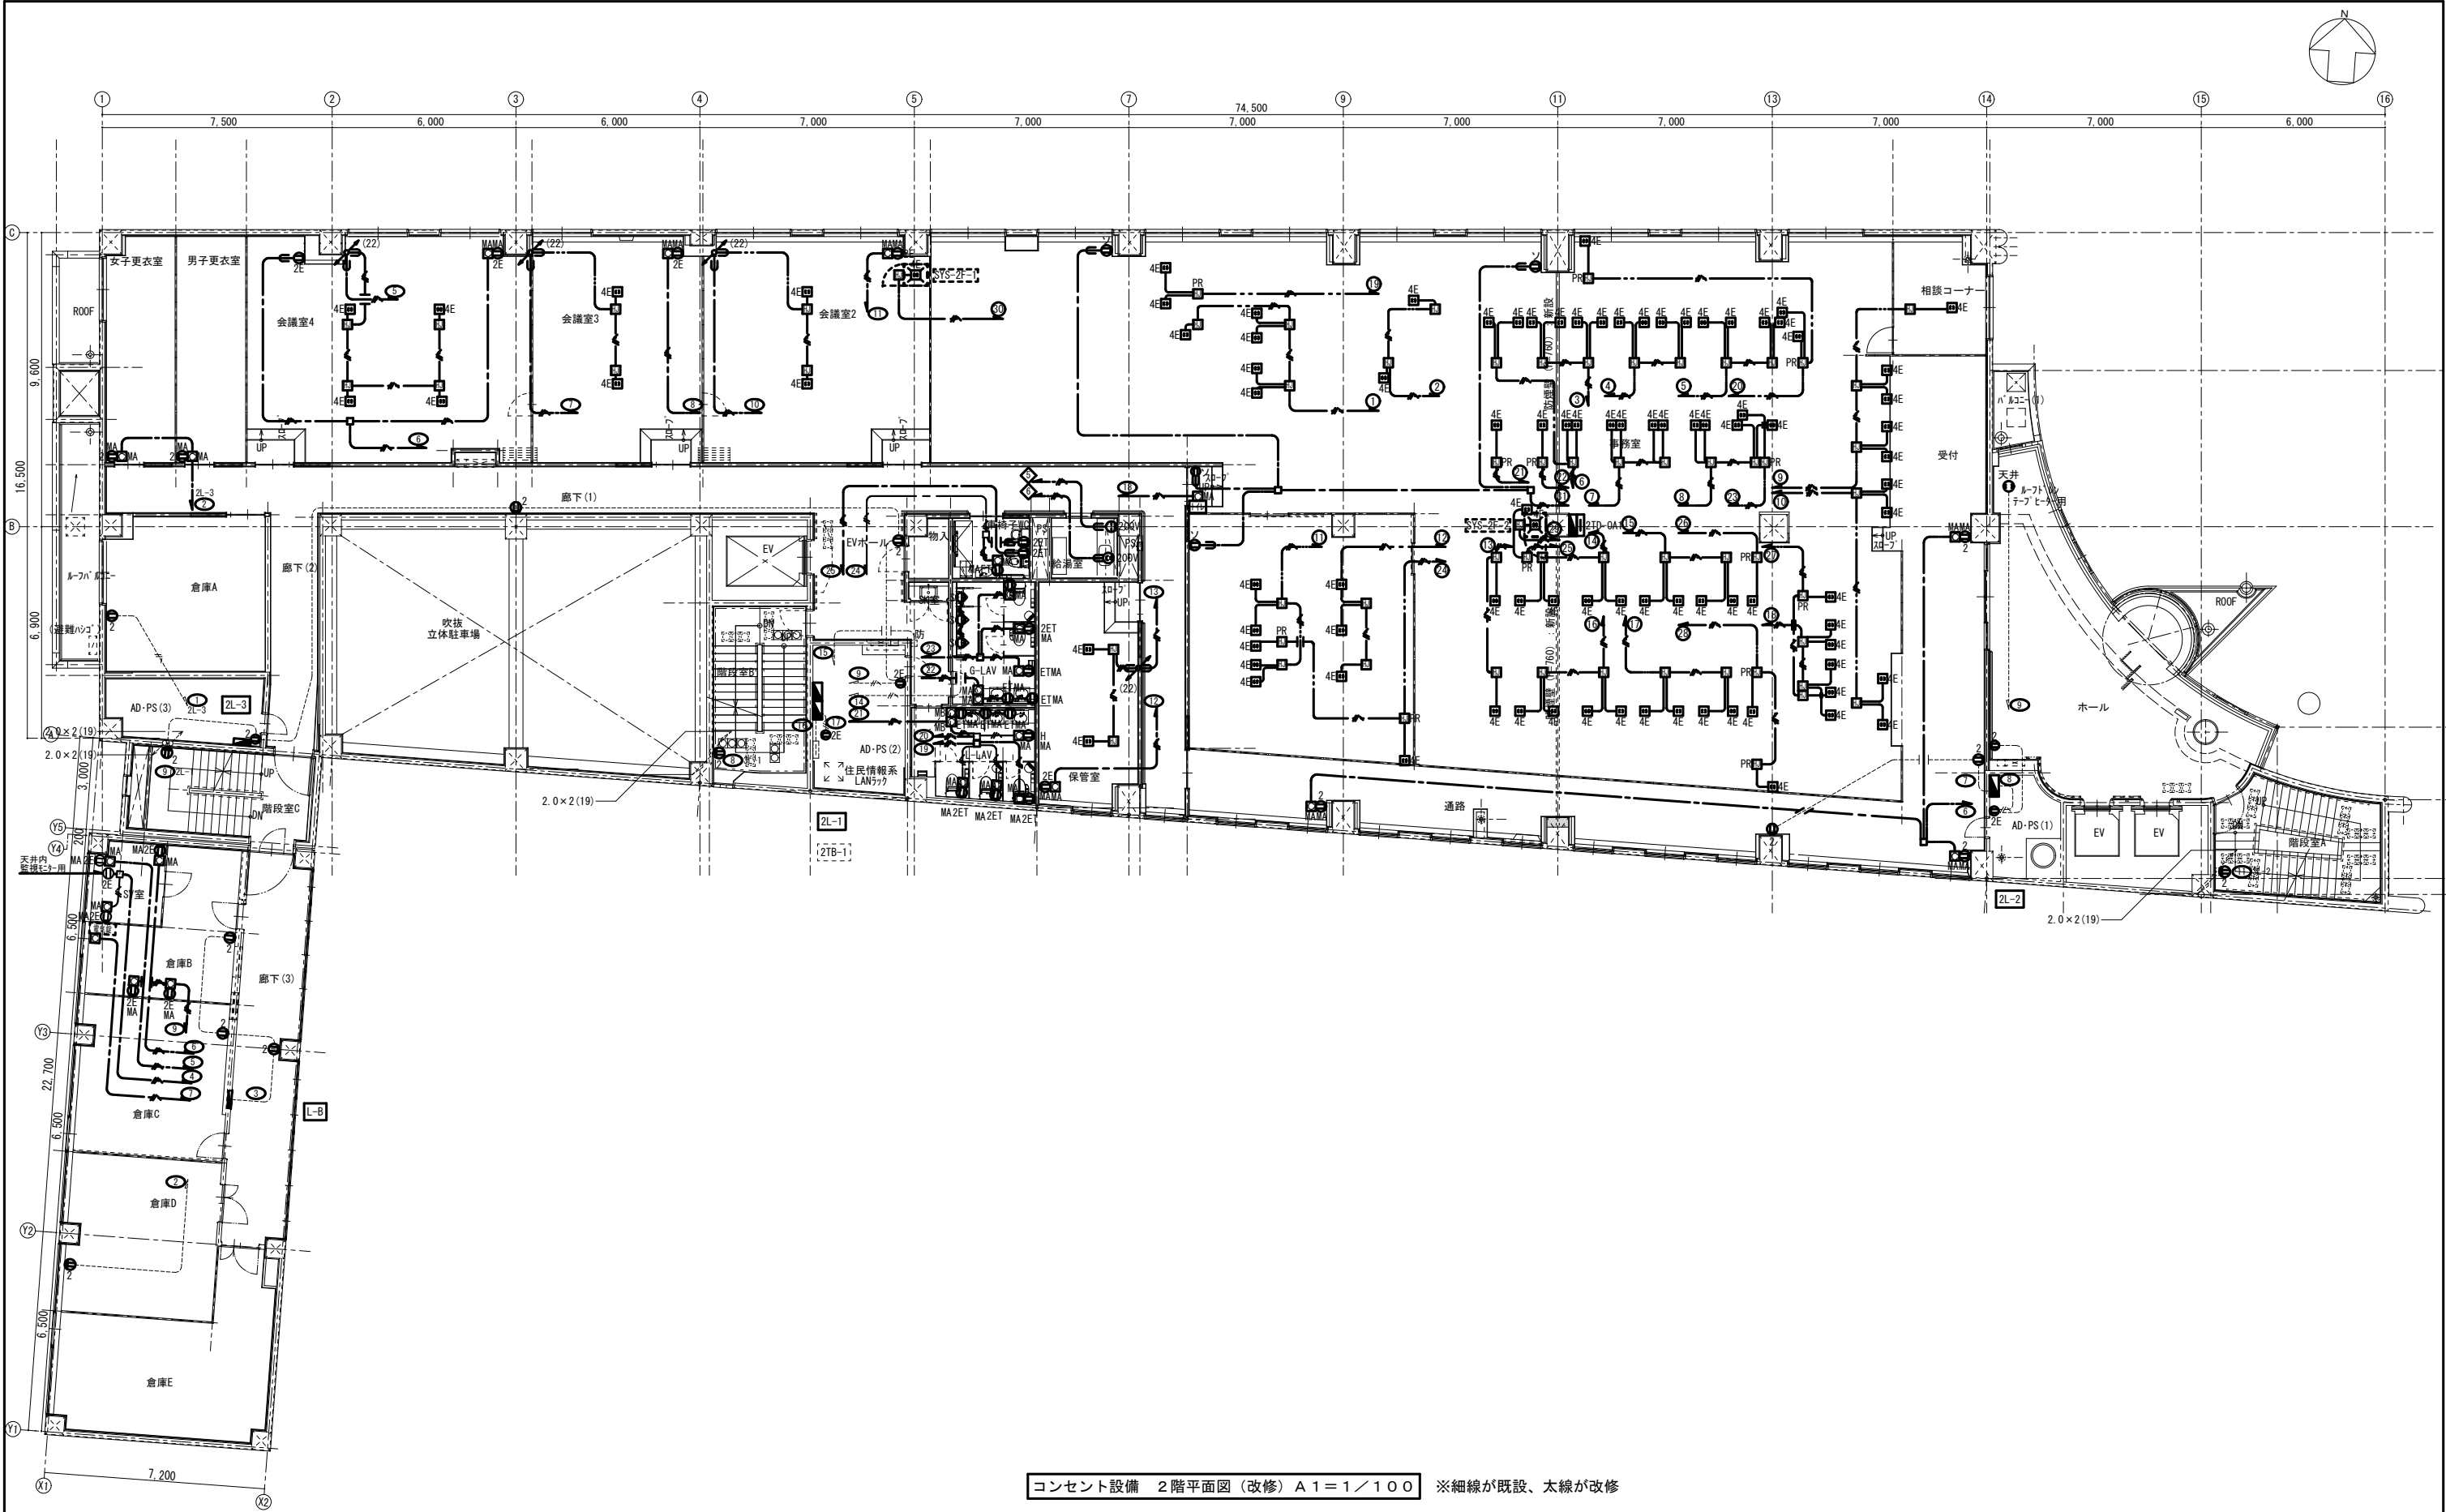


コンセント設備 2階平面図（改修）A1=1/100 ※細線が既設、太線が改修

しゅん 功 図			
工事名	中央市税事務所・中央健康づくりセンター改修 照明設備ほか工事		
図面名	コンセント設備 2階平面図（改修）	縮尺	1/100
受注者	北盛電設株式会社 電話：623-5131	製図	小 村
工 期	着手 令和 5年10月10日 しゅん功 令和 7年 3月14日	図番	43/87
札幌市都市局建築部			

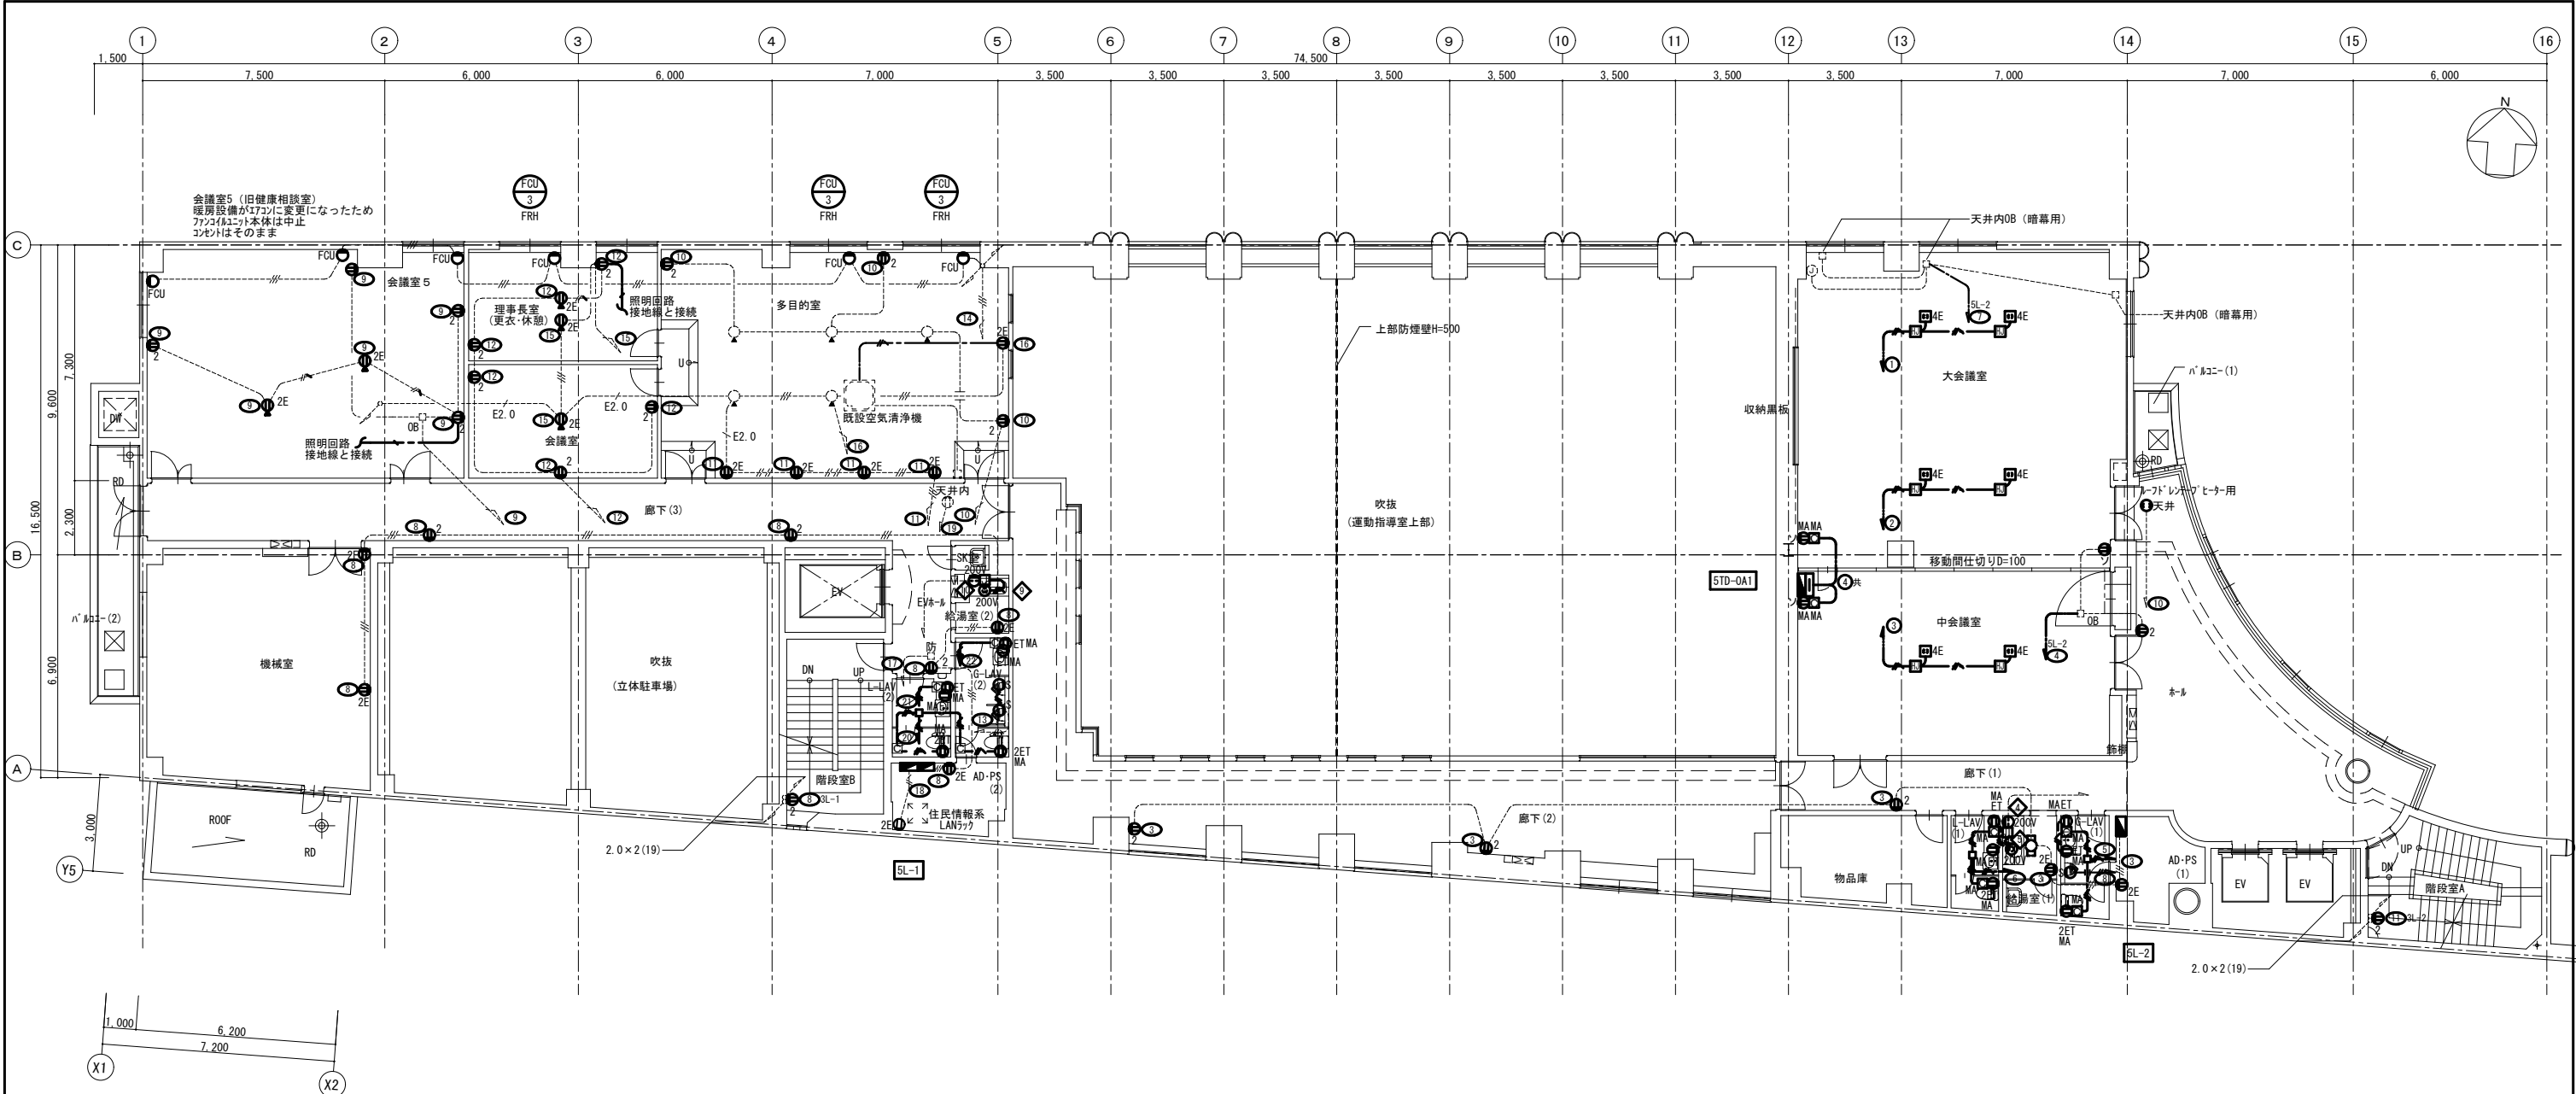

コンセント設備 5階平面図 (改修) A1=1/100 ※細線が既設、太線が改修

しゅん 功 図			
工事名	中央市税事務所・中央健康づくりセンター改修 照明設備ほか工事		
図面名	コンセント設備 5階平面図（改修）	縮尺	1／100
受注者	北盛電設株式会社 電話：623-5131		製図 小 村
工 期	着 手	令 和 5 年 10 月 10 日	図 番 46／87
	しゅん功	令 和 7 年 3 月 14 日	
札幌市都市局建築部			

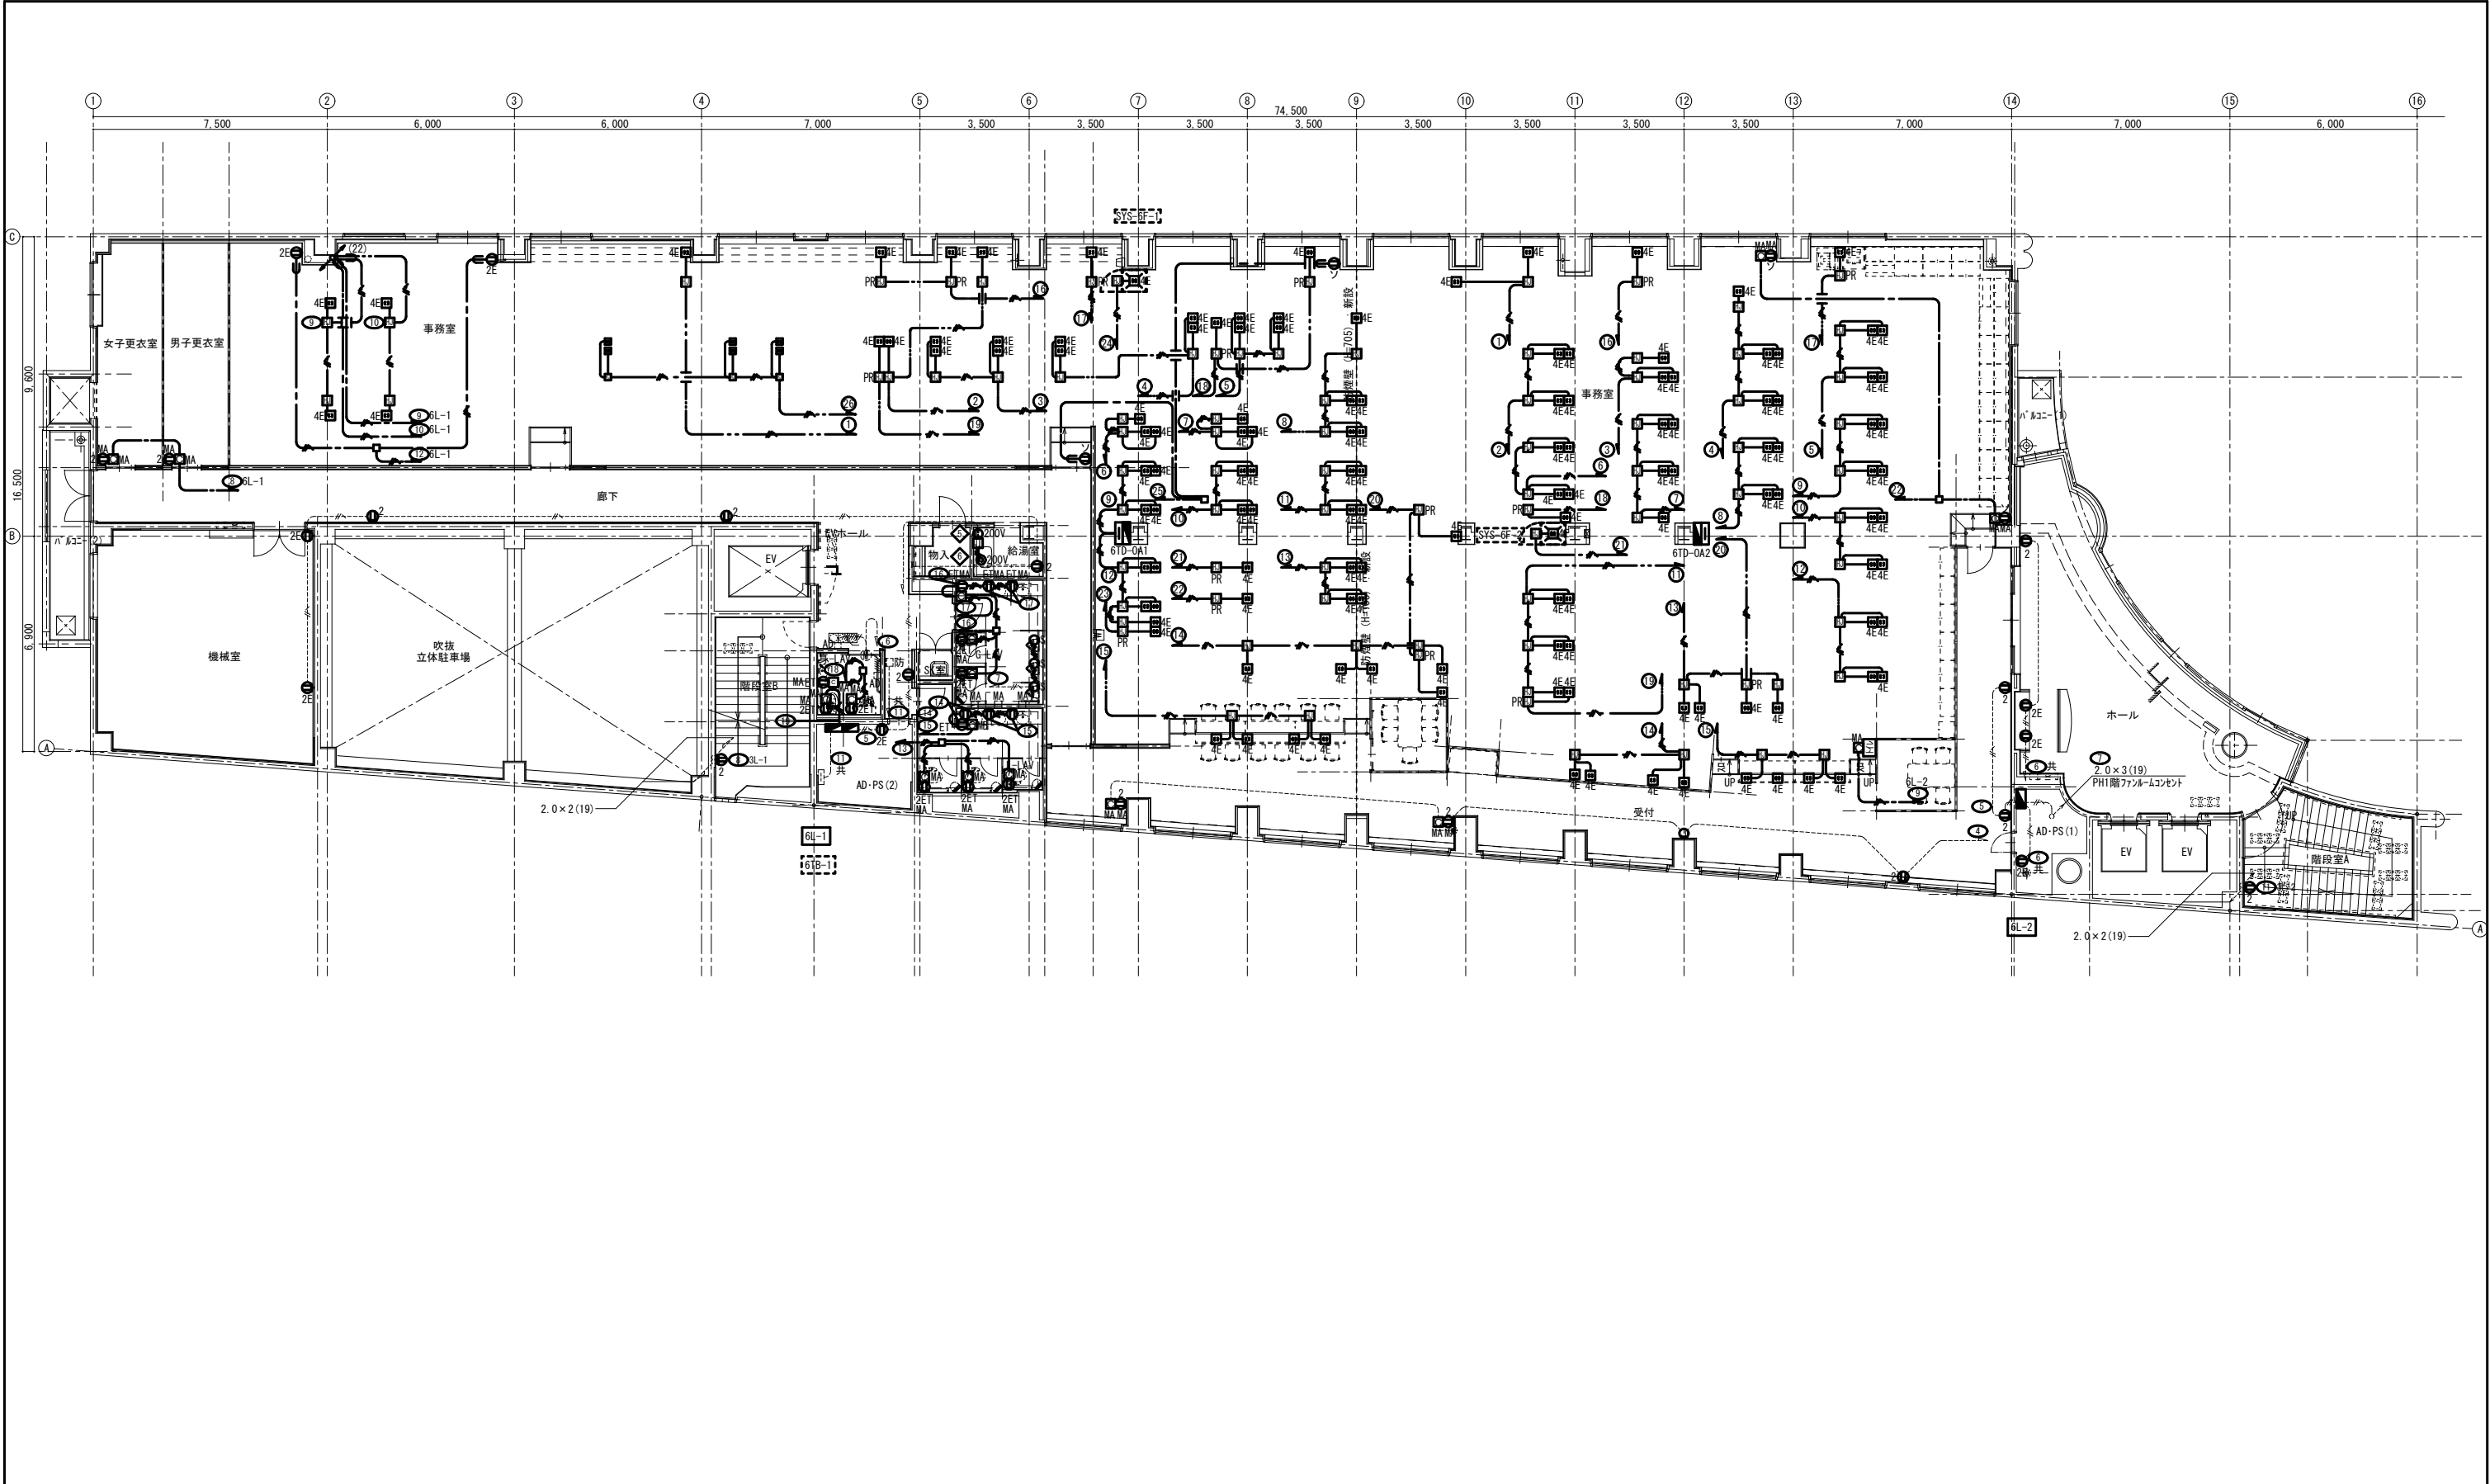

コンセント設備 6階平面図 (改修) A1=1/100 ※細線が既設、太線が改修

しゅん 功 図				
工事名	中央市税事務所・中央健康づくりセンター改修 照明設備ほか工事			
図面名	コンセント設備 6階平面図（改修）			縮尺 1/100
受注者	北盛電設株式会社 電話：623-5131			製図 小村
工 期	第 手	令和 5 年 10 月 10 日	図 番	47 / 87
	しゅん功	令和 7 年 3 月 14 日		
札幌市都市局建築部				