



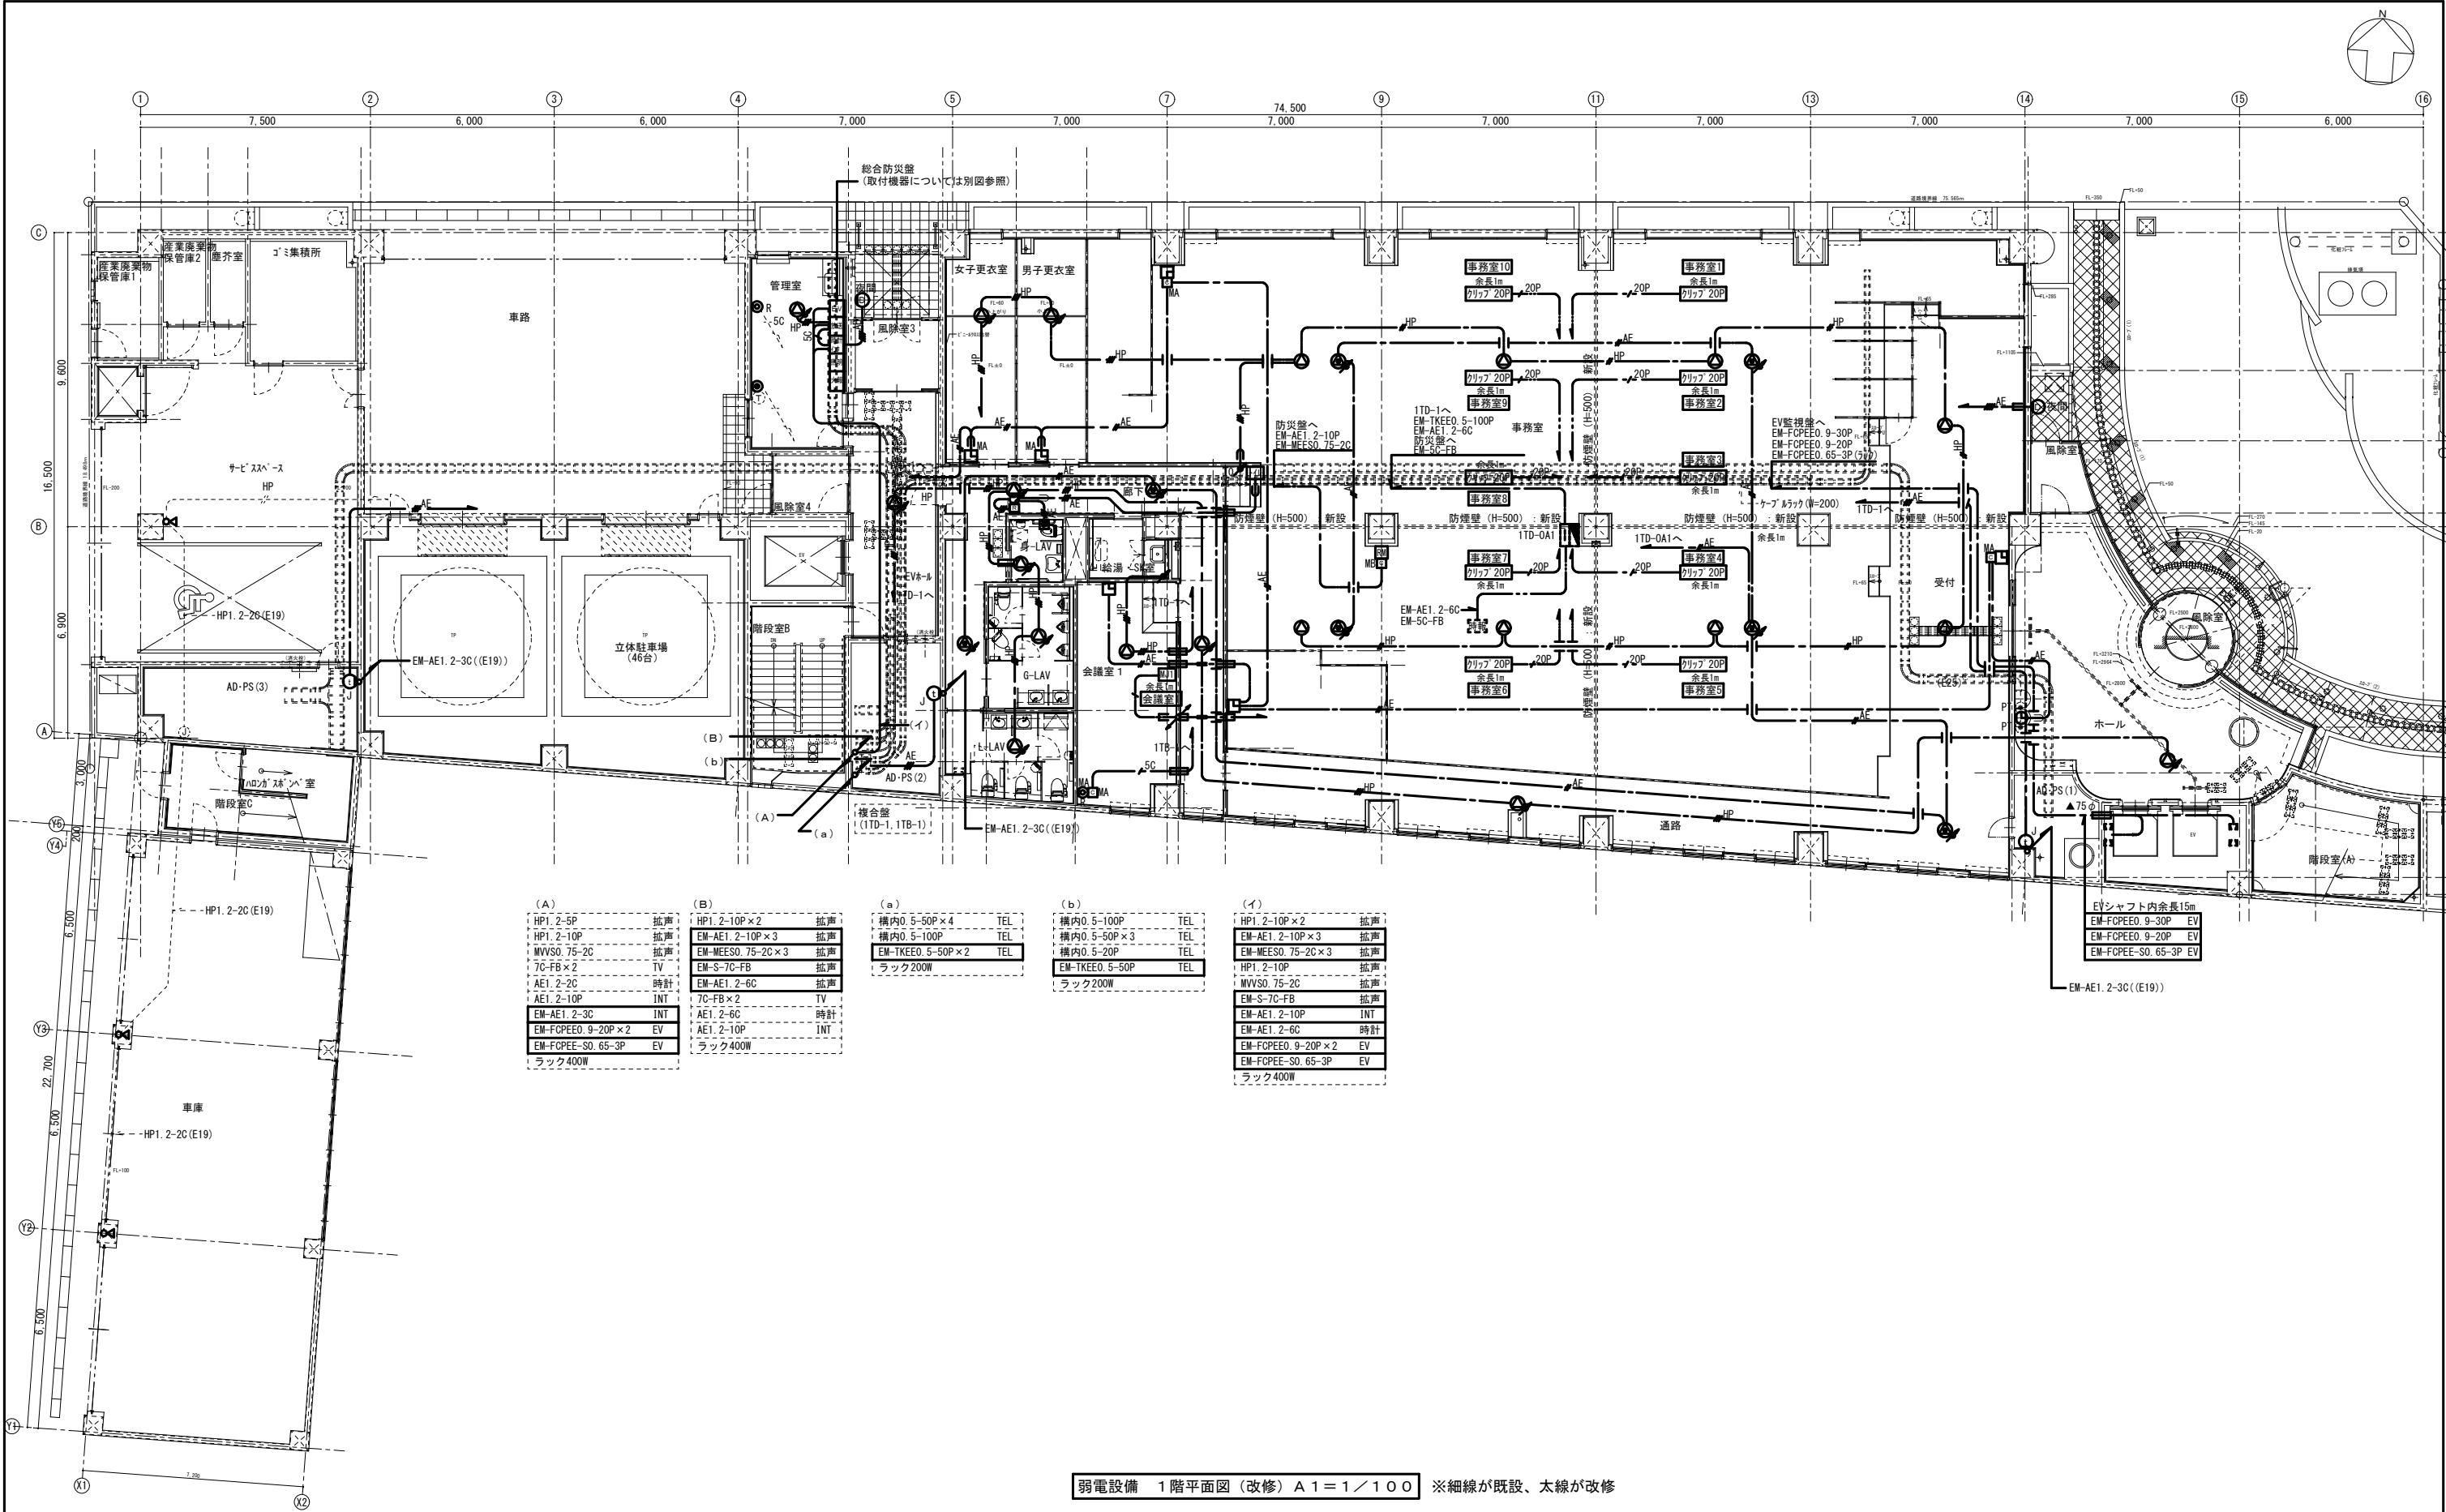

|                    |                   |                   |                 |                    |
|--------------------|-------------------|-------------------|-----------------|--------------------|
| (A)                | (B)               | (a)               | (b)             | (イ)                |
| HP1. 2-5P          | HP1. 2-10P×2      | 構内0. 5-50P×4      | 構内0. 5-100P     | HP1. 2-10P×2       |
| HP1. 2-10P         | EM-AE1. 2-10P×3   | 構内0. 5-100P       | 構内0. 5-50P×3    | EM-AE1. 2-10P×3    |
| MVVS0. 75-2C       | EM-MEESO. 75-2C×3 | EM-TKEEO. 5-50P×2 | 構内0. 5-20P      | EM-MEESO. 75-2C×3  |
| 7C-FB×2            | EM-S-7C-FB        | ラック200W           | EM-TKEEO. 5-50P | HP1. 2-10P         |
| AE1. 2-2C          | EM-AE1. 2-6C      |                   |                 | MVVS0. 75-2C       |
| AE1. 2-10P         | 7C-FB×2           |                   |                 | EM-S-7C-FB         |
| INT                | TV                |                   |                 | EM-AE1. 2-10P      |
| EM-AE1. 2-3C       | AE1. 2-6C         |                   |                 | INT                |
| EM-FCPEEO. 9-20P×2 | AE1. 2-10P        |                   |                 | EM-FCPEEO. 9-20P×2 |
| EM-FCPEE-SO. 65-3P | ラック400W           |                   |                 | EM-FCPEE-SO. 65-3P |
| ラック400W            |                   |                   |                 | ラック400W            |


弱電設備 1階平面図 (改修) A1=1/100 ※細線が既設、太線が改修

|            |                                   |     |       |
|------------|-----------------------------------|-----|-------|
| しゅん 功 図    |                                   |     |       |
| 工事名        | 中央市税事務所・中央健康づくりセンター改修<br>照明設備ほか工事 |     |       |
| 図面名        | 弱電設備 1階平面図 (改修)                   | 縮尺  | 1/100 |
| 受注者        | 北盛電設株式会社 電話：623-5131              |     |       |
| 工 期        | 着手 令和 5年10月10日                    | 製 図 | 小 村   |
|            | しゅん 功 令和 7年 3月14日                 | 図 番 | 60/87 |
| 札幌市都市局 建築部 |                                   |     |       |

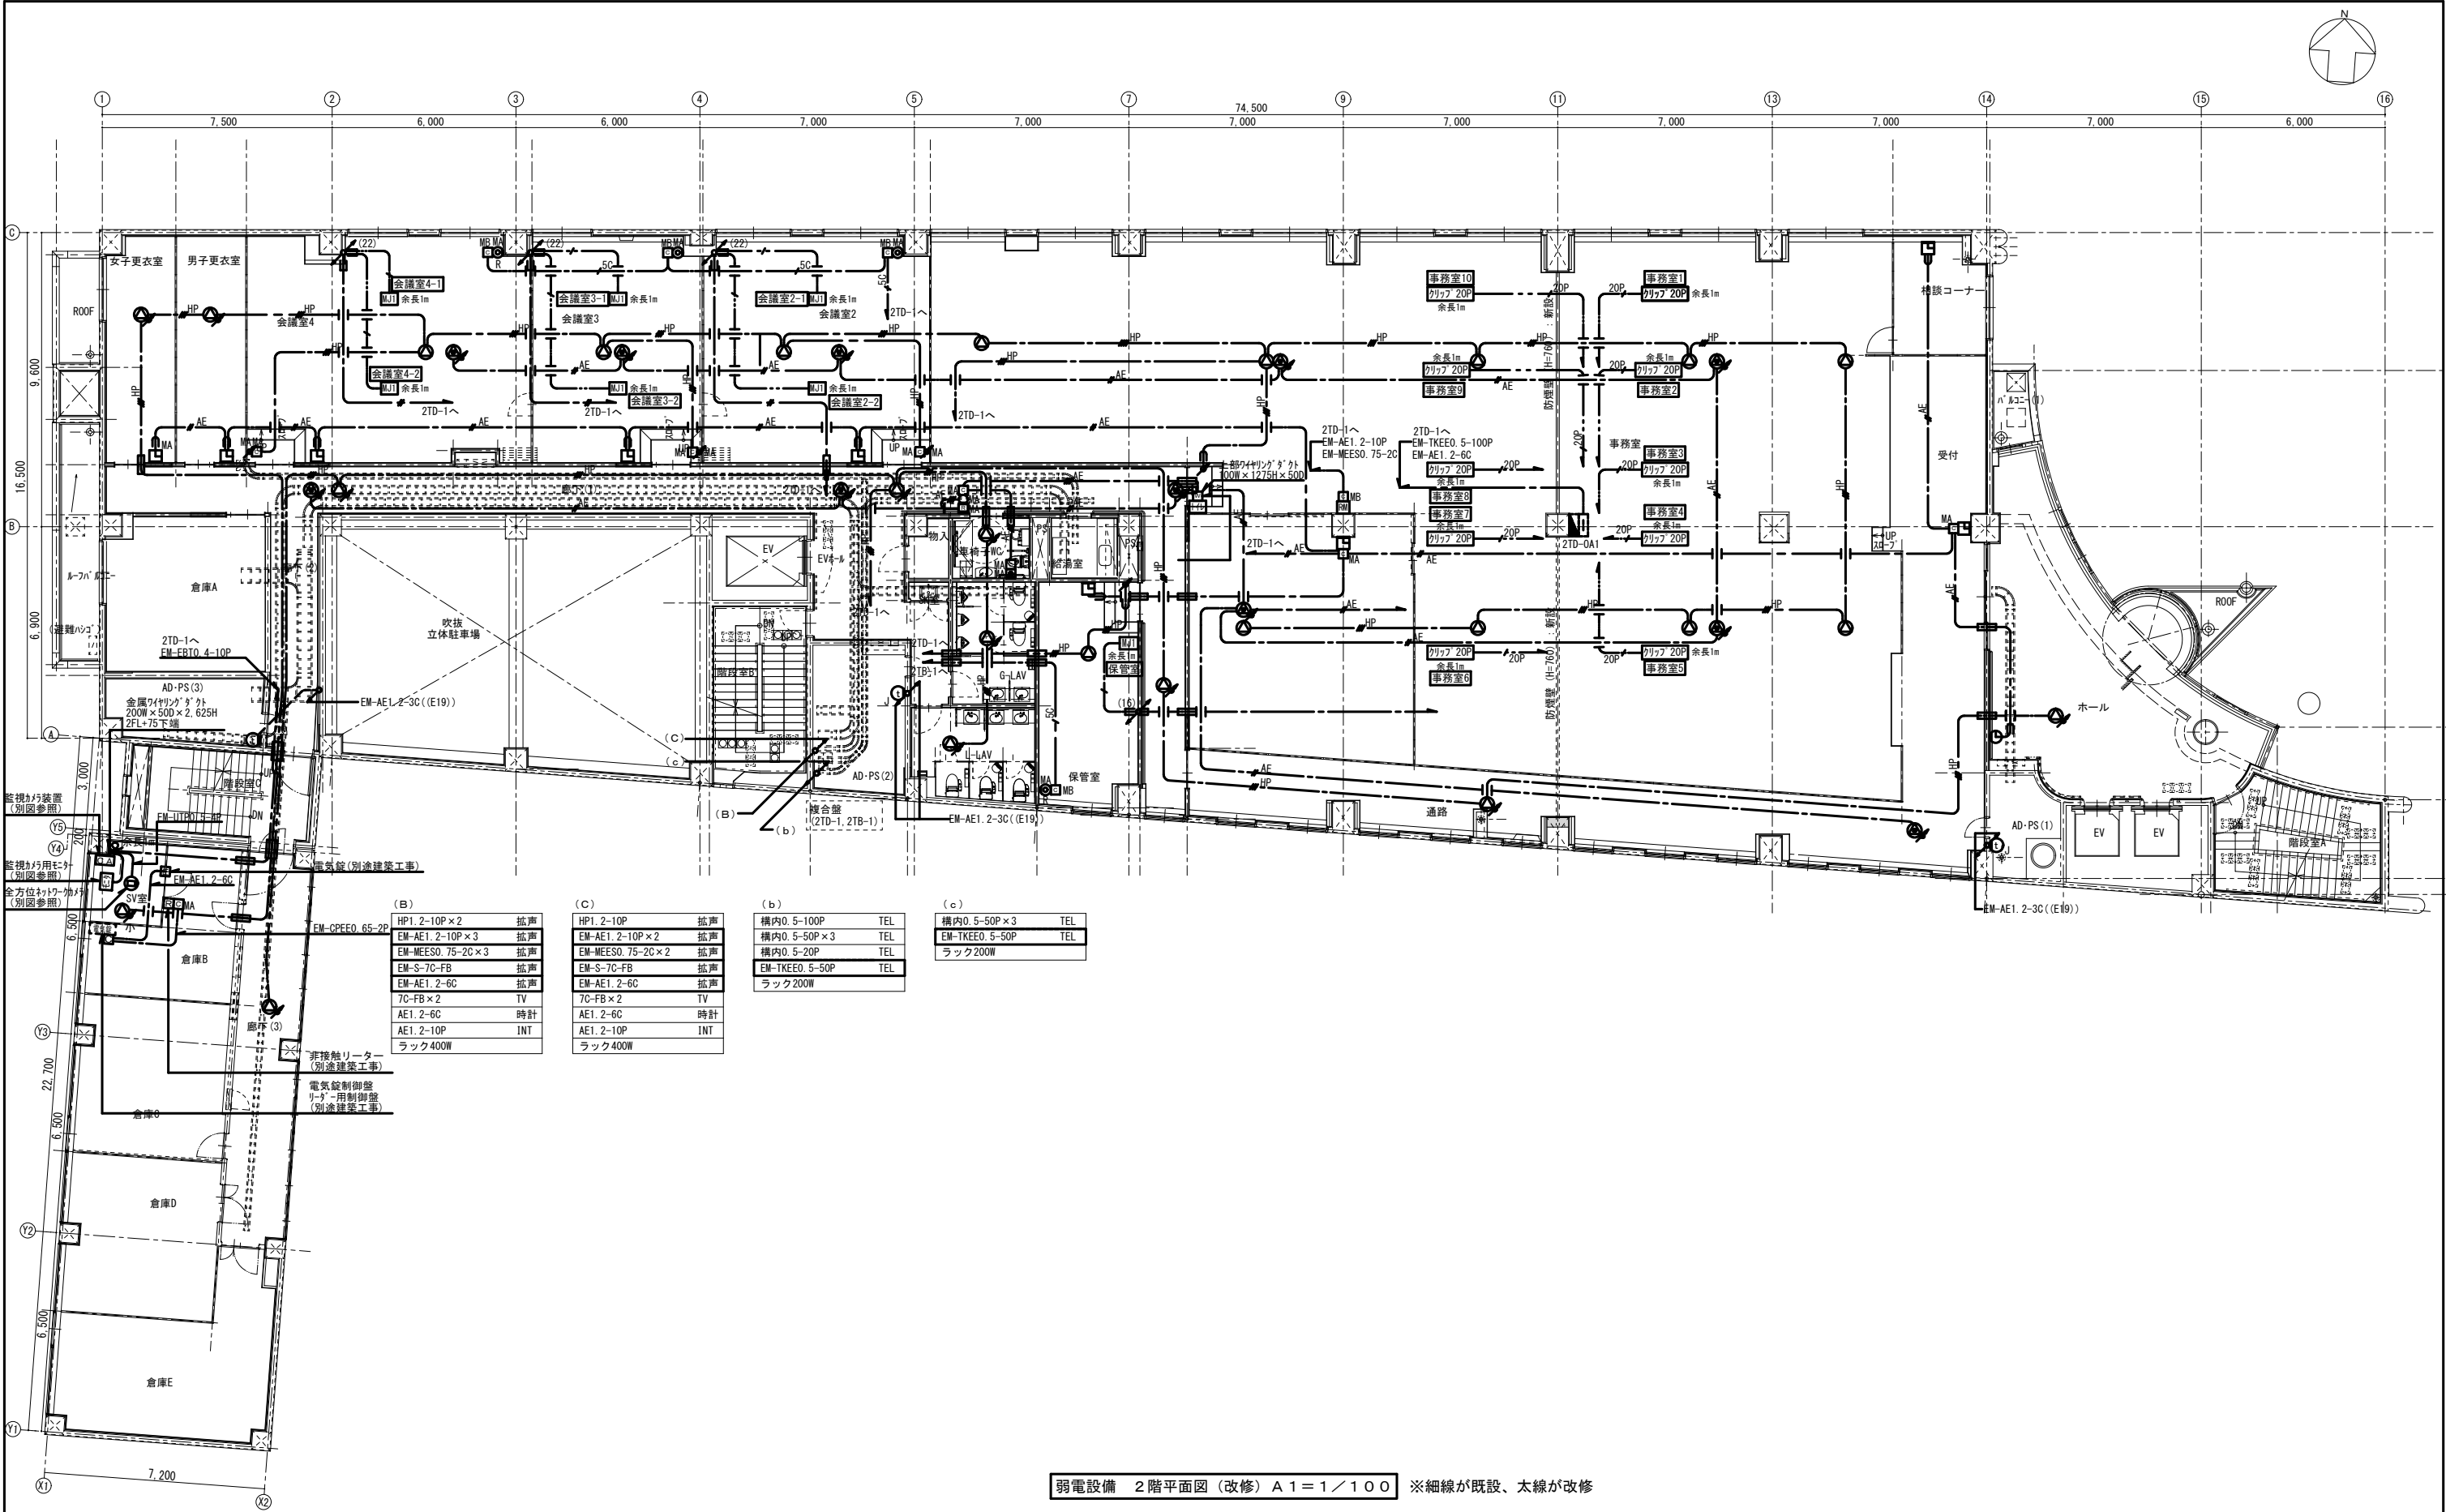


弱电設備 2階平面図 (改修) A1=1/100 ※細線が既設、太線が改修

| しゅん 功 図    |                                    |         |           |
|------------|------------------------------------|---------|-----------|
| 工事名        | 中央市税事務所・中央健康づくりセンター改修<br>照明設備ほか工事  |         |           |
| 図面名        | 弱电設備 2階平面図 (改修)                    | 縮尺      | 1/100     |
| 受注者        | 北盛電設株式会社 電話：623-5131               |         |           |
| 工 期        | 着手 令和 5年10月10日<br>しゅん功 令和 7年 3月14日 | 製 図 小 村 | 図 番 61/87 |
| 札幌市都市局 建築部 |                                    |         |           |

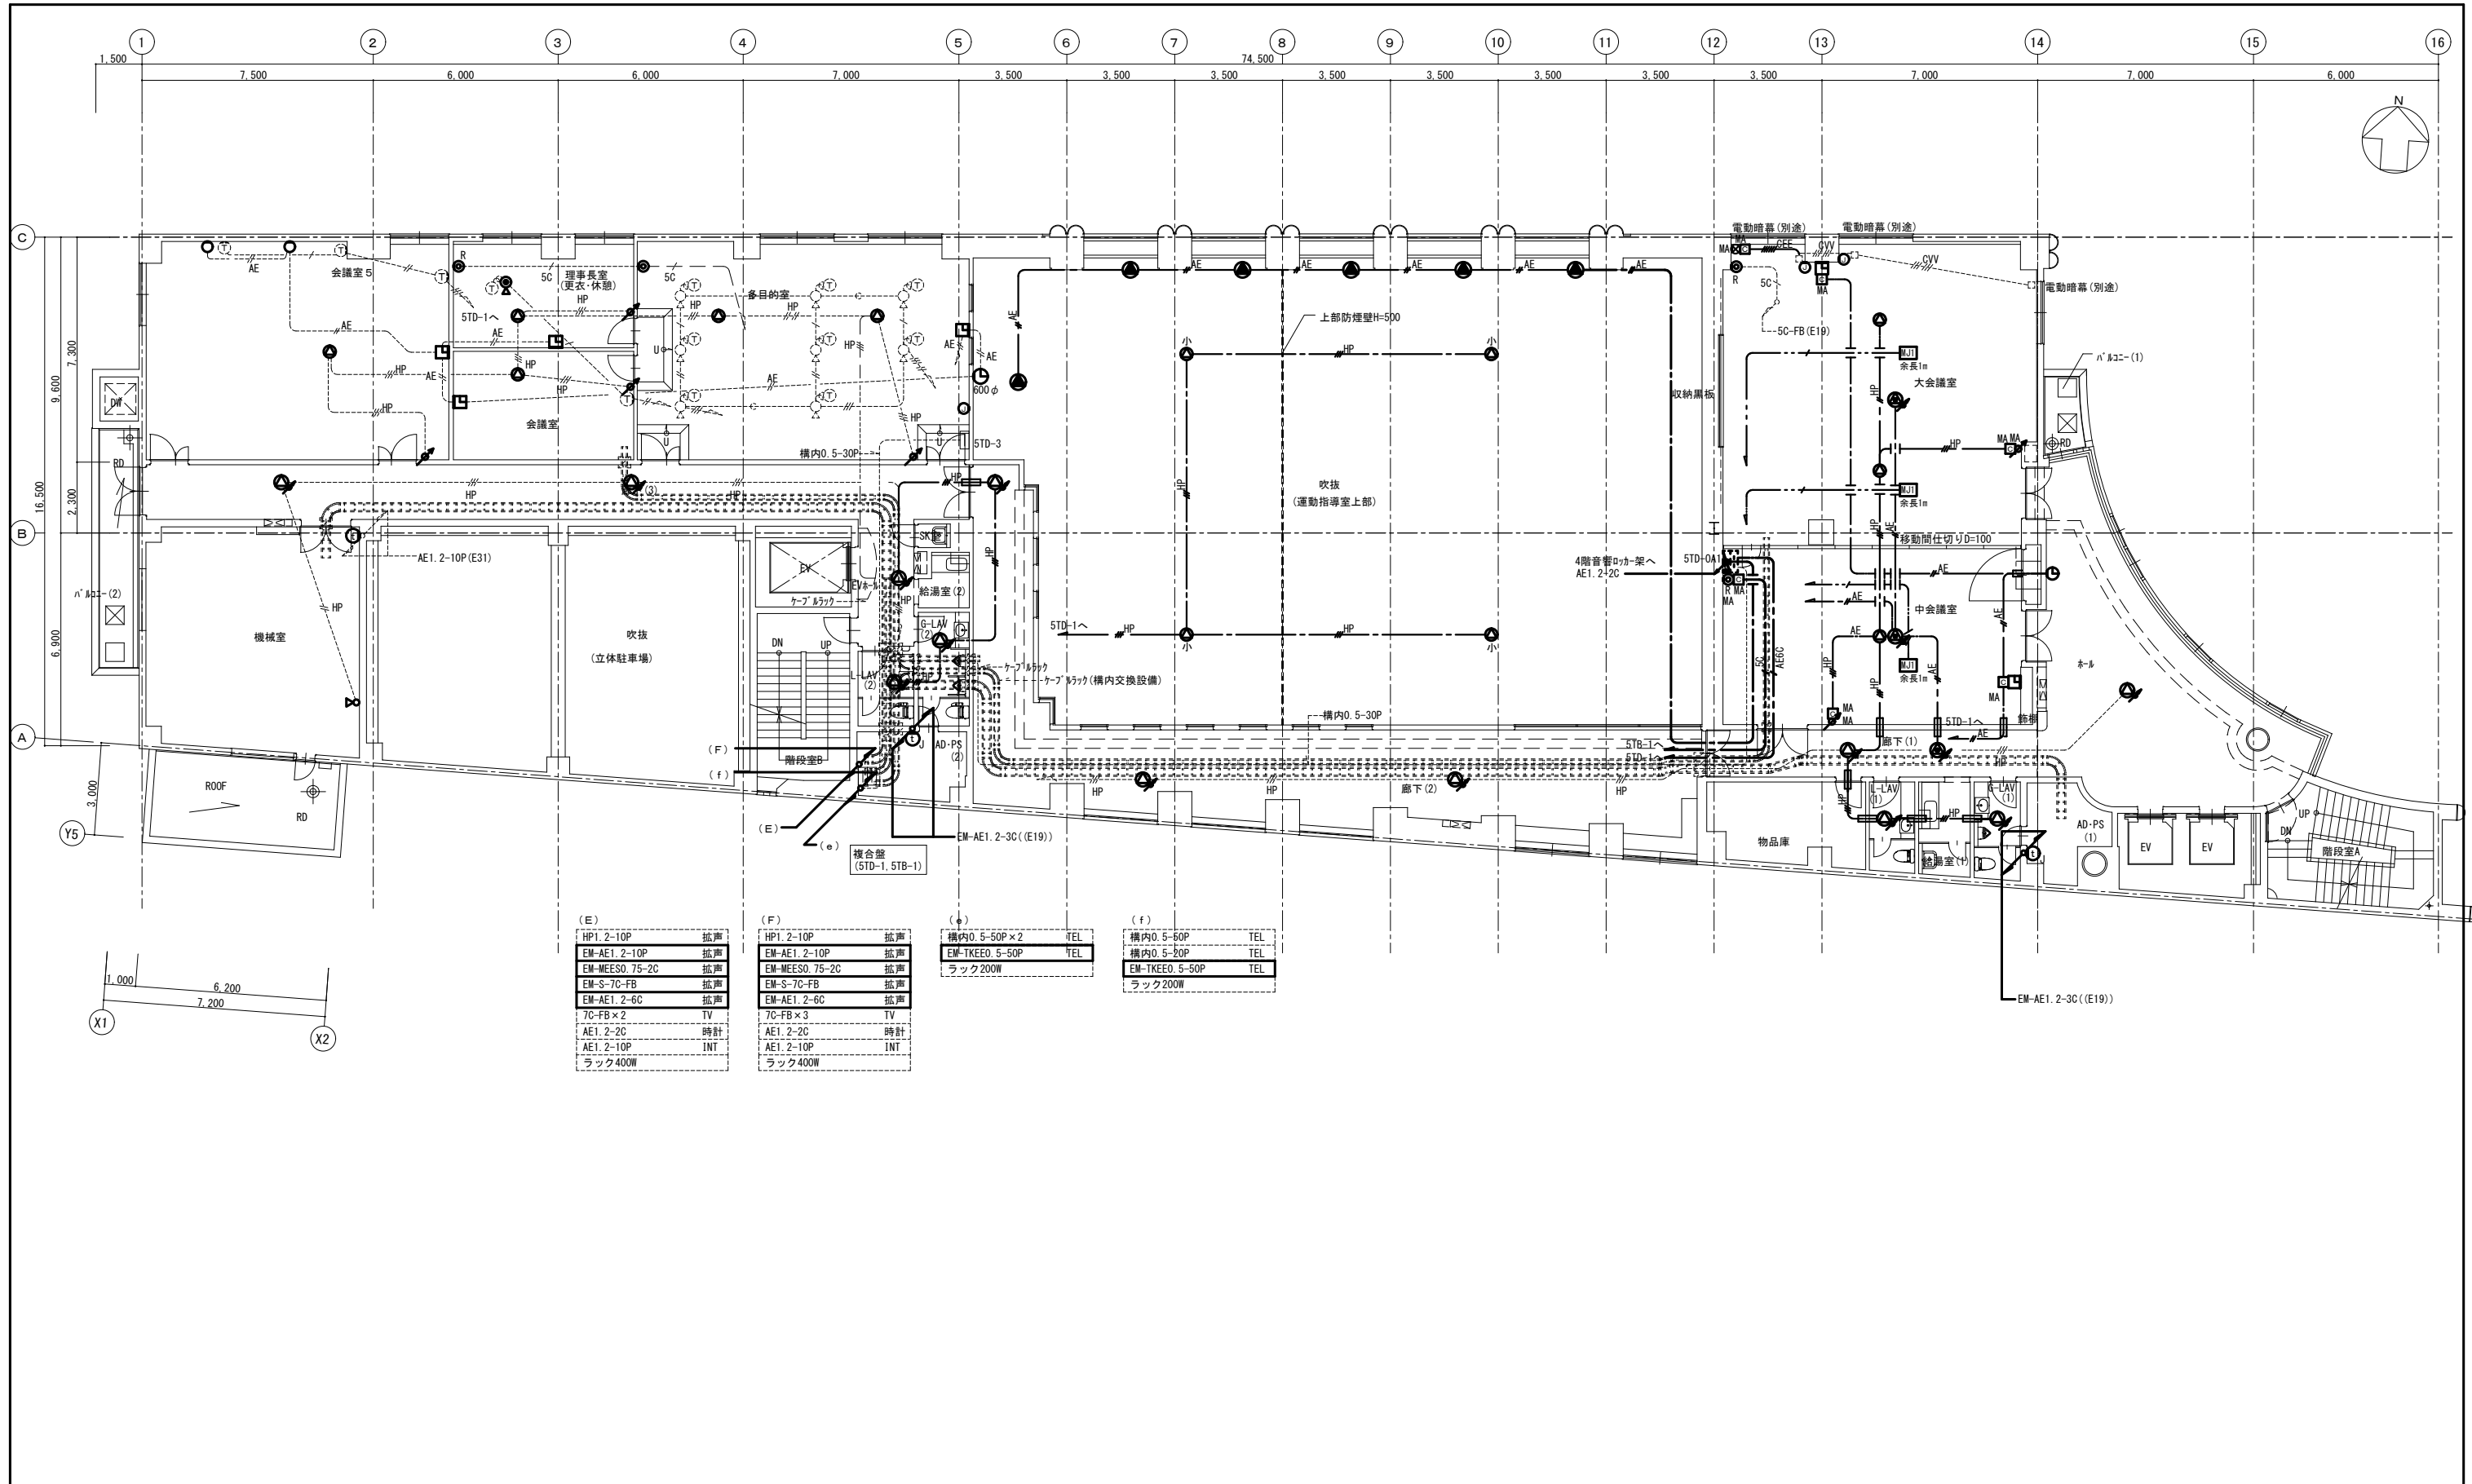

弱電設備 5階平面図 (改修) A1=1/100 ※細線が既設、太線が改修

| しゅん 功 図   |                                    |    |       |
|-----------|------------------------------------|----|-------|
| 工事名       | 中央市税事務所・中央健康づくりセンター改修<br>照明設備ほか工事  |    |       |
| 図面名       | 弱電設備 5階平面図 (改修)                    | 縮尺 | 1/100 |
| 受注者       | 北盛電設株式会社 電話：623-5131               | 製図 | 小 村   |
| 工 期       | 着手 令和 5年10月10日<br>しゅん功 令和 7年 3月14日 | 図番 | 64/87 |
| 札幌市都市局建築部 |                                    |    |       |

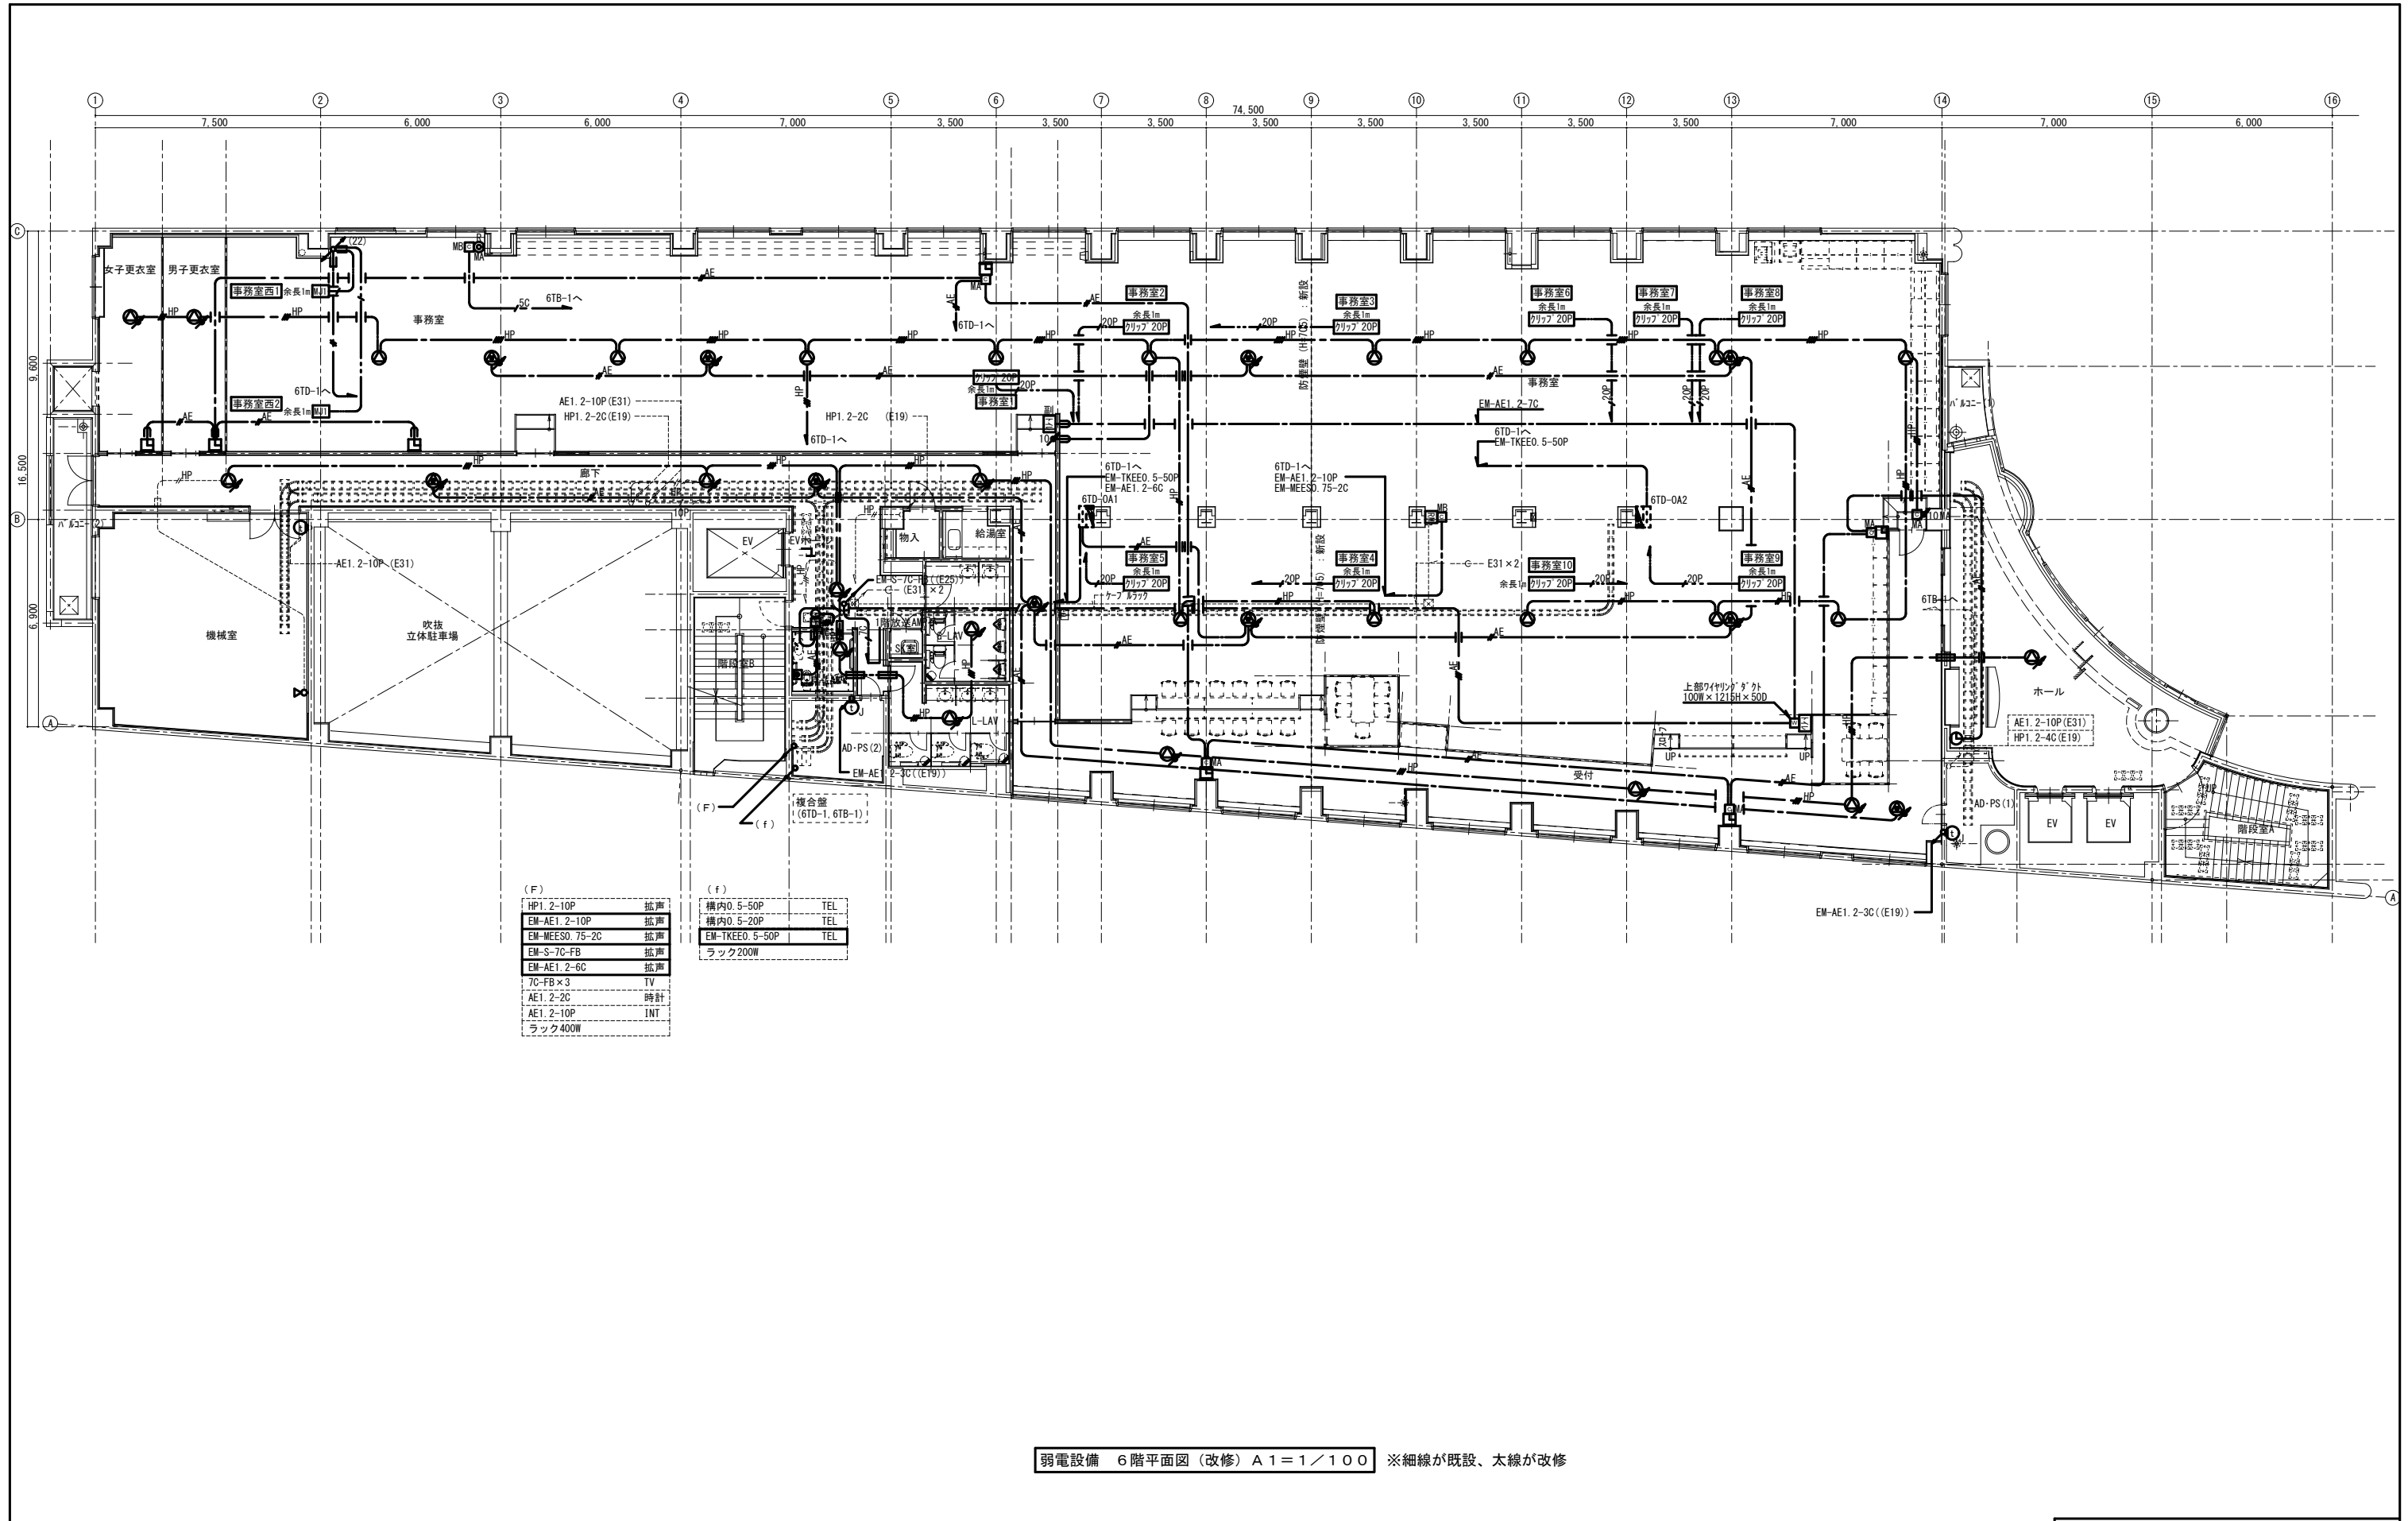

弱電設備 6階平面図 (改修) A1=1/100 ※細線が既設、太線が改修

| しゅん 功 図   |                                   |             |         |
|-----------|-----------------------------------|-------------|---------|
| 工 事 名     | 中央市税事務所・中央健康づくりセンター改修<br>照明設備ほか工事 |             |         |
| 図 面 名     | 弱電設備 6階平面図 (改修)                   | 縮 尺         | 1/100   |
| 受 注 者     | 北盛電設株式会社 電話：623-5131              |             |         |
| 工 期       | 着 手                               | 令和 5年10月10日 | 図 小 村   |
|           | しゅん功                              | 令和 7年 3月14日 | 番 65/87 |
| 札幌市都市局建築部 |                                   |             |         |