


位置図 S=1:10,000

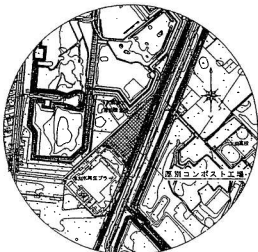


所在地：札幌市厚別区厚別町山本645番地20

全体配置図 S=1:700

# 厚別コンポスト工場

業務場所

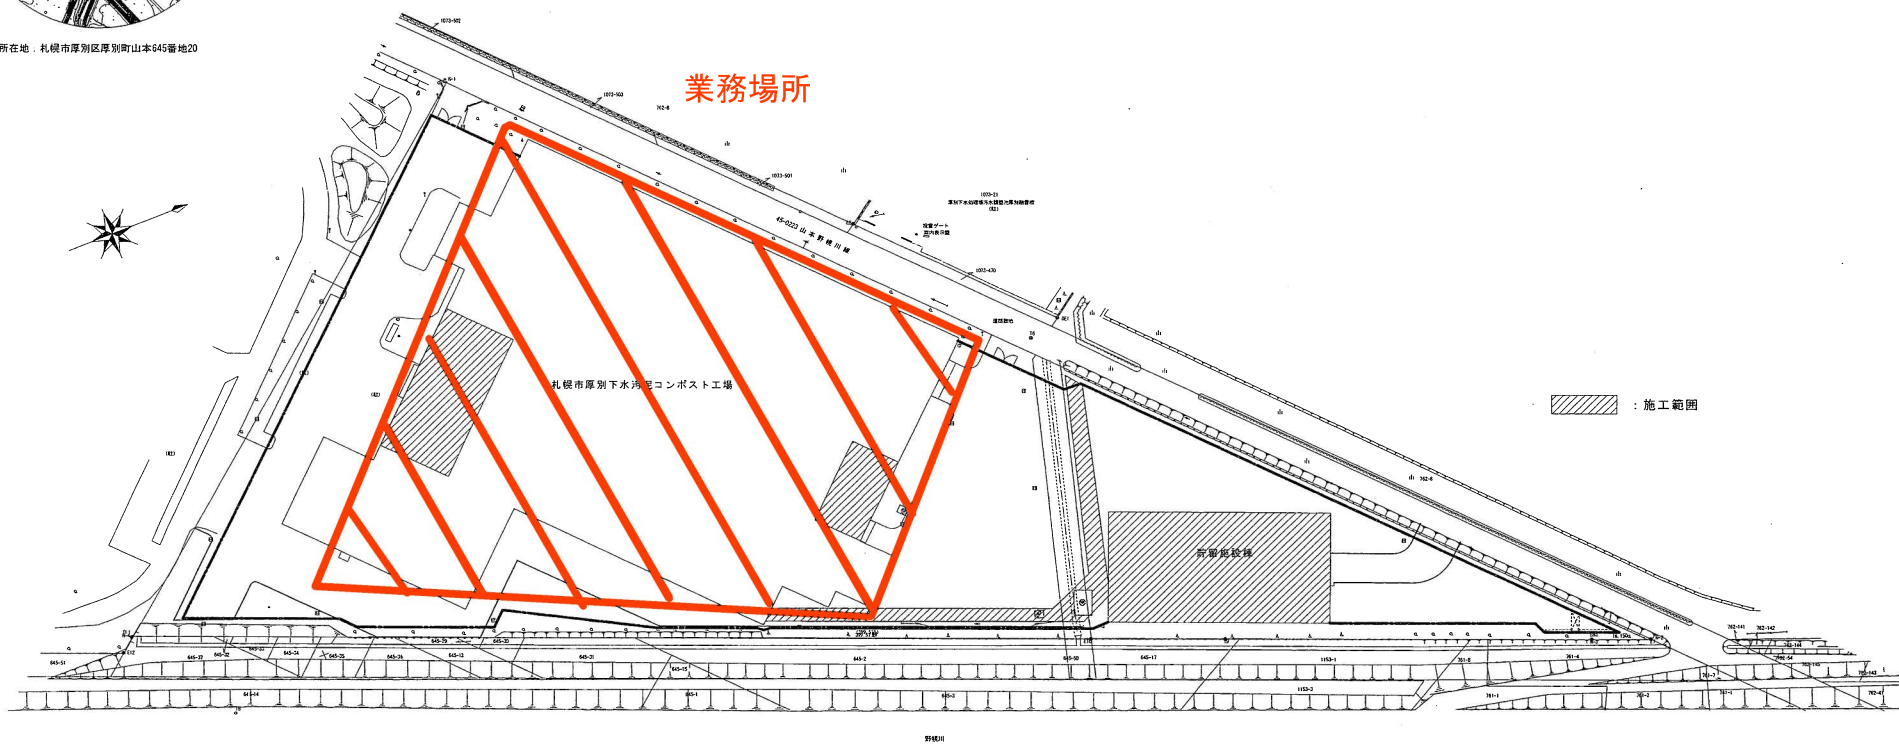


施工範囲

### しゅん 功 図

工事名称	厚別コンポスト工場建築電気設備改修工事		
図面名称	位置図・配置図		
請負人	株式会社 日進透工	製 図	
	電話 011-783-9851		
工 期	現場代理人 長船 東民	図 番	1/26
	著 手 平成 25年 9月 9日		
	しゅん功 平成 26年 1月 24日		
札幌市建設局下水道施設部			

# 厚別コンポスト工場自家発・暖房用煙突（廃止・囲込済）

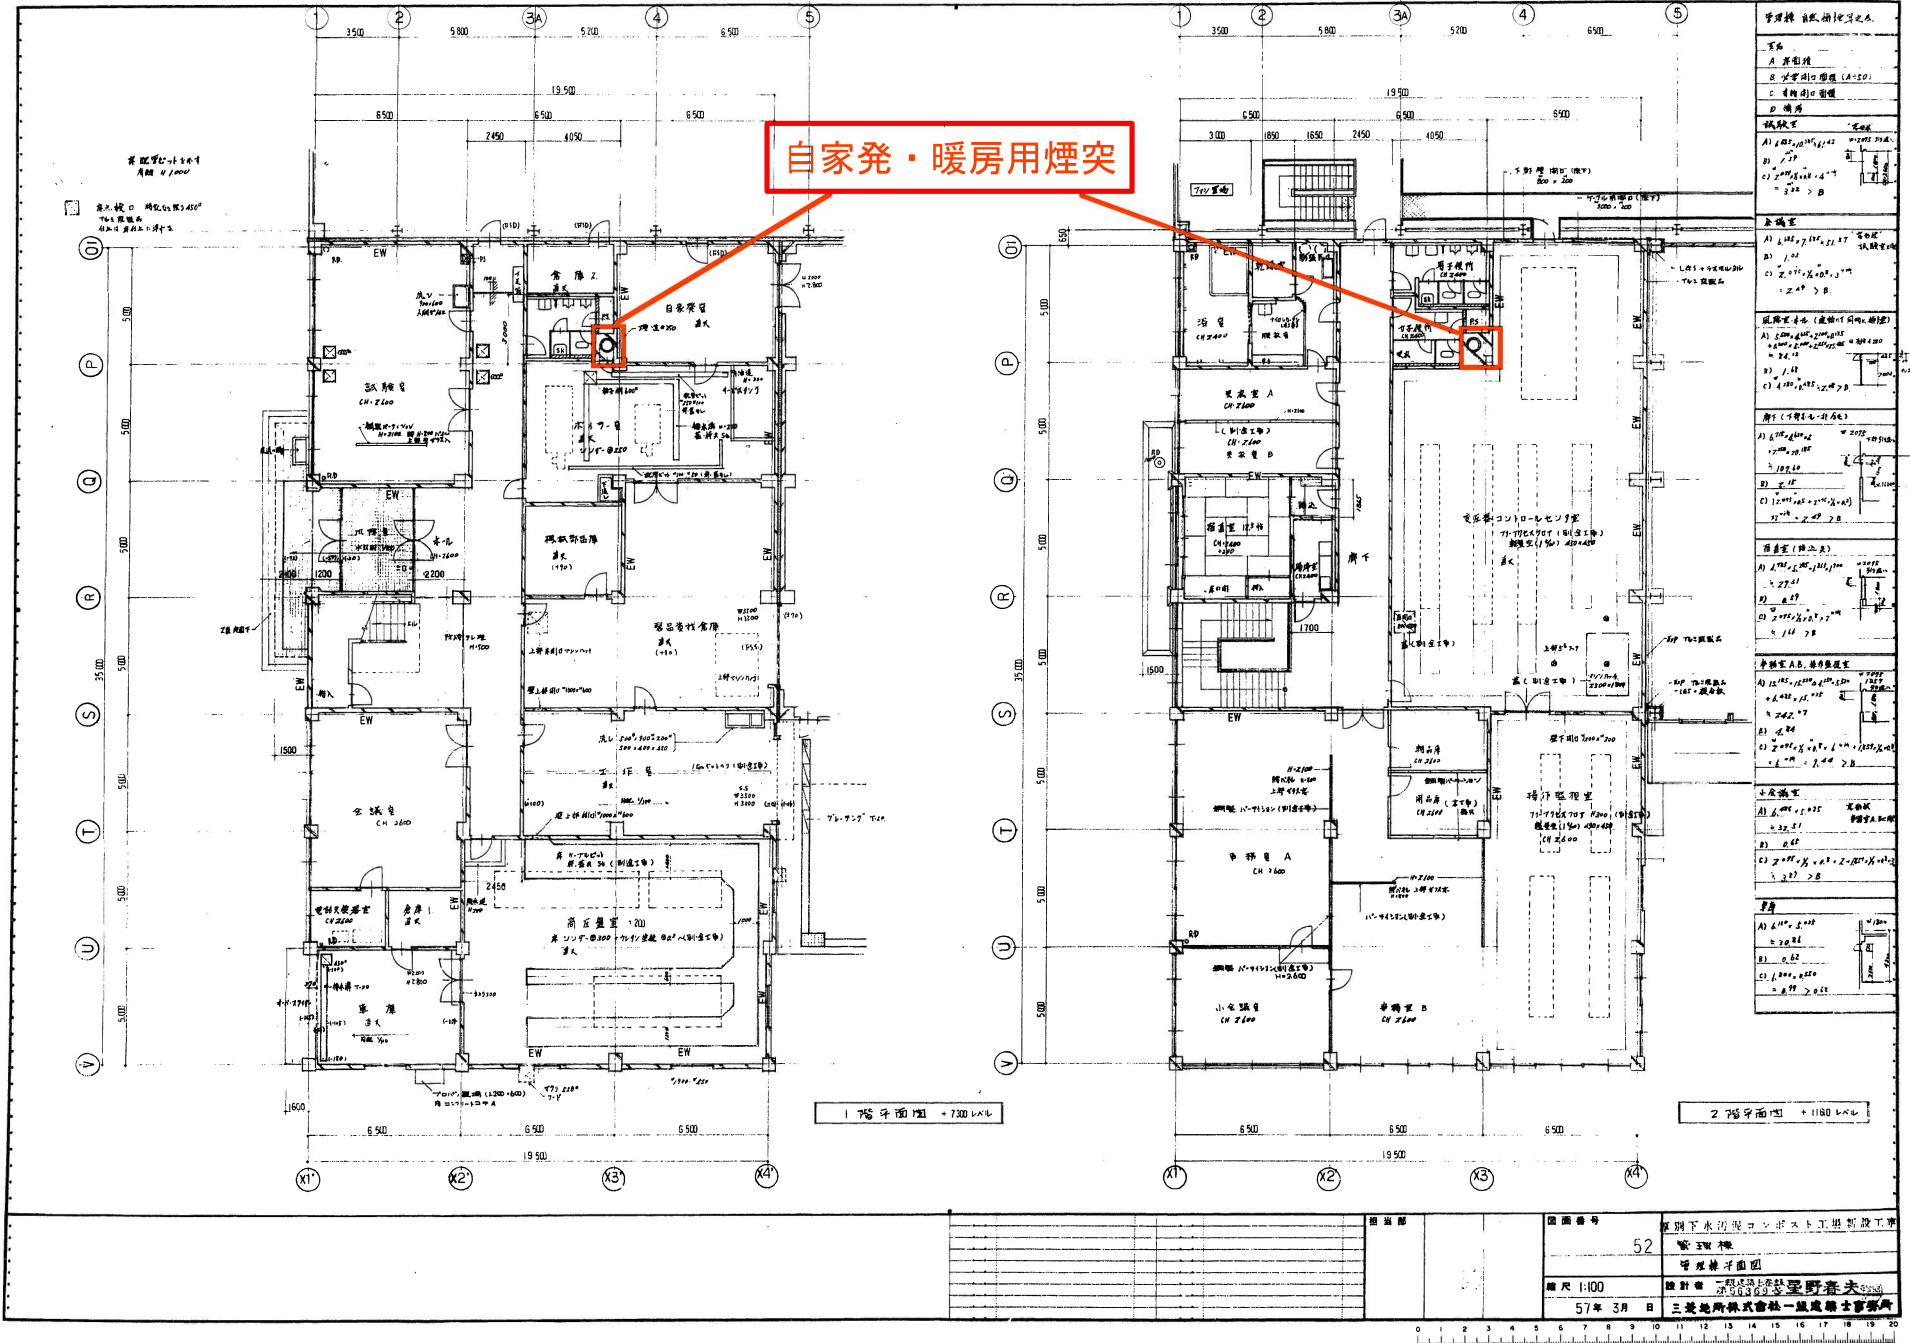


自家発・暖房用煙突

1 階平面図 + 730レベル

2 階平面図 + 1180レベル


図面番号	52	図面名称	厚別下水処理コンポスト工場新設工
縮尺	1:100	設計者	三基地所株式会社 建設部
作成日	57年3月8日	監理者	三基地所株式会社 建設部





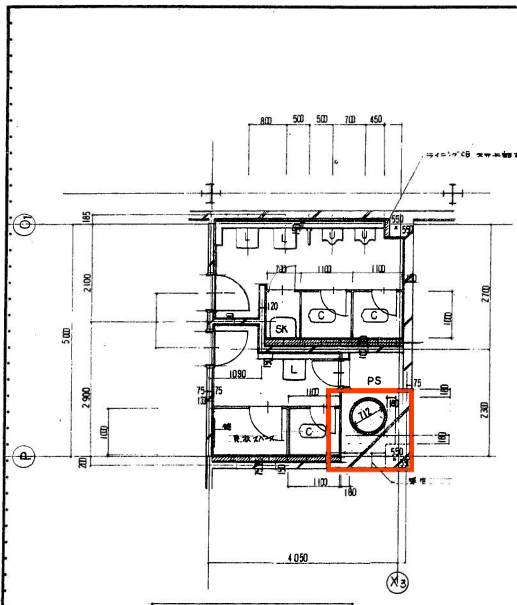


+11.00m 男子トイレ平面詳細図 1:50

洗面台設置・鏡・洗面器・便器

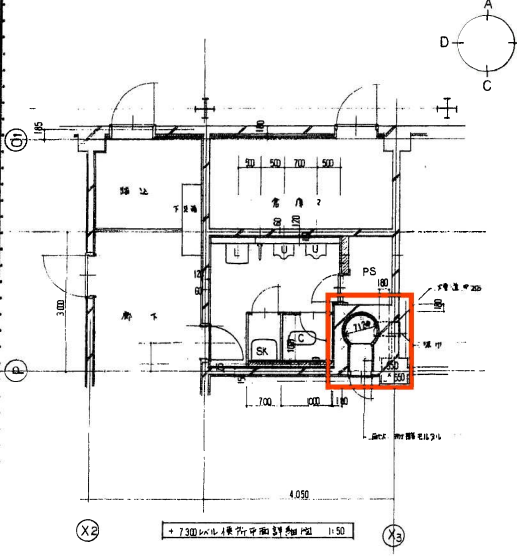

+7.30m 男子トイレ平面詳細図 1:50

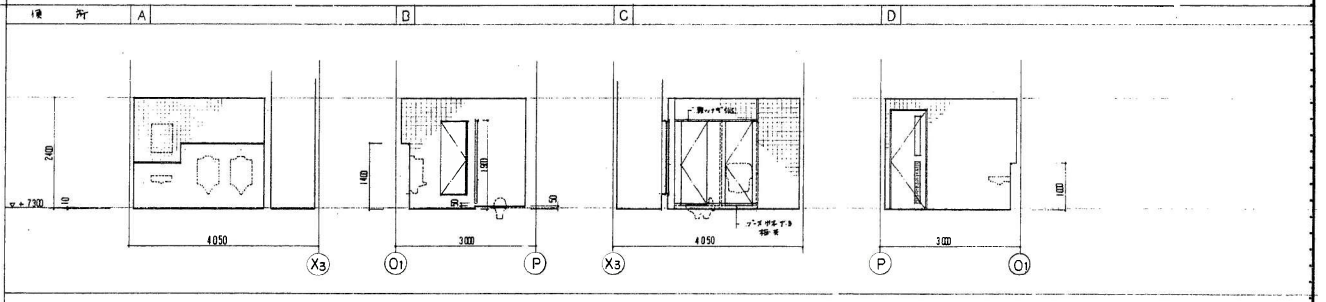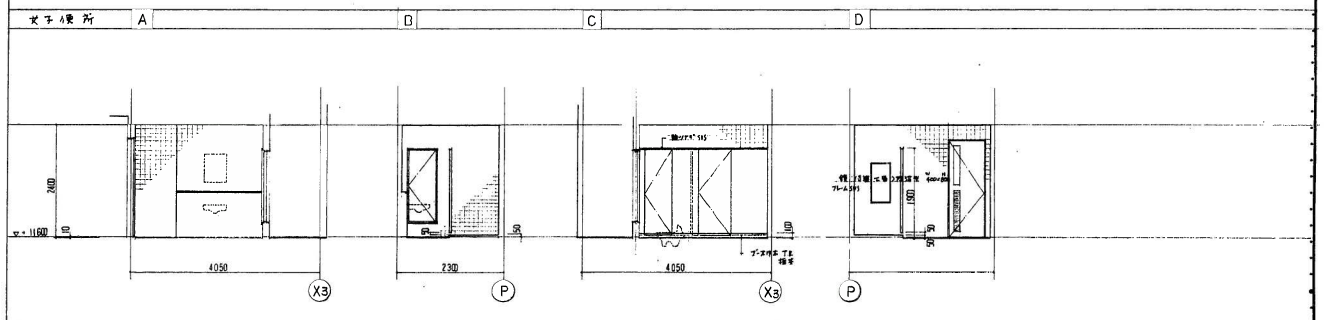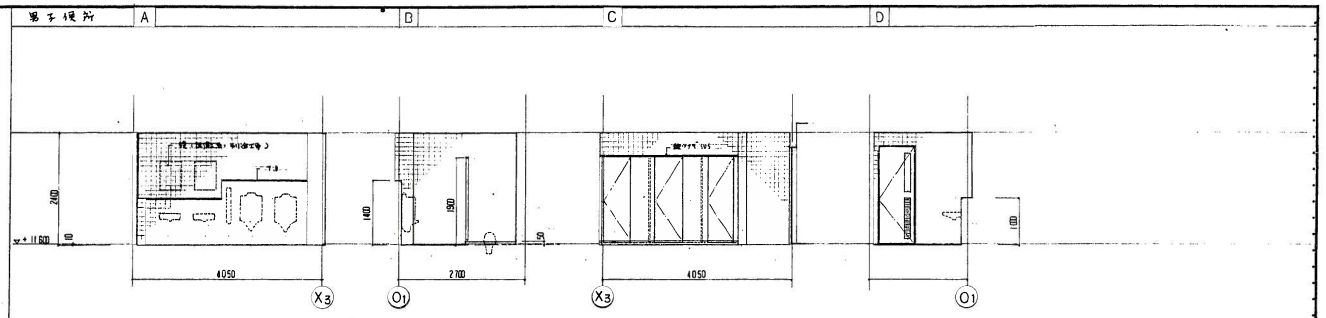


図面番号	54	図面名	個別下水汚泥コンポスト工場新設工事 管工概略
設計者	三井物産株式会社 設計部	監理者	三井物産株式会社 設計部
縮尺	1:50	設計者	三井物産株式会社 設計部
57年 月 日		監理者	三井物産株式会社 設計部







名称 マシンハウスの詳細 管渠機、変圧器コントロールセンター室

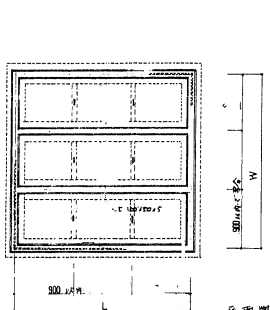


平面図 1:20

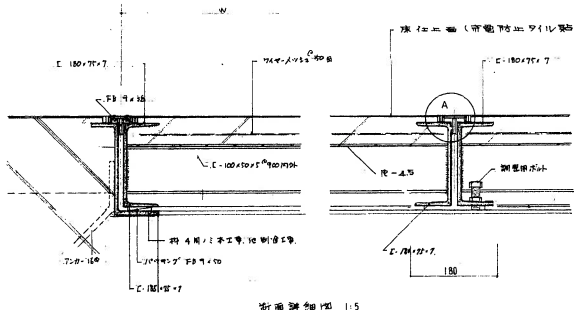

断面図 1:15

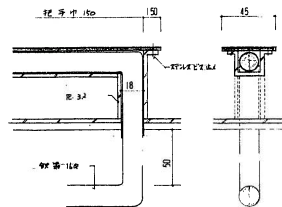

手すり詳細図 1:2

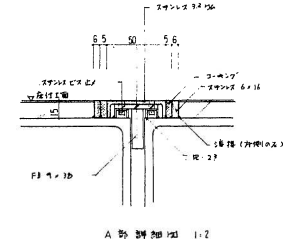

A部詳細図 1:2

W.L. 寸法は平面図 1:25 参照。鋼骨コンクリート造。基礎はコンクリート。基礎工費、材料工費


排水設備

排水設備詳細図




排水設備詳細図

排水設備詳細図

排水設備詳細図

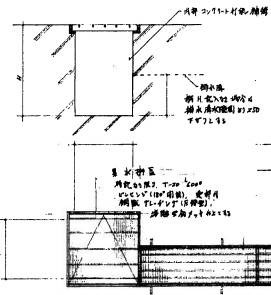


排水設備詳細図 1:20

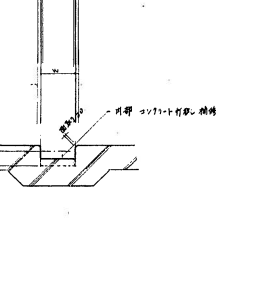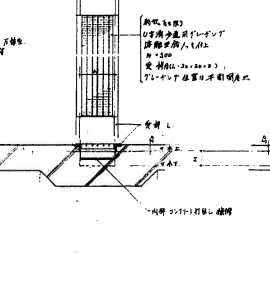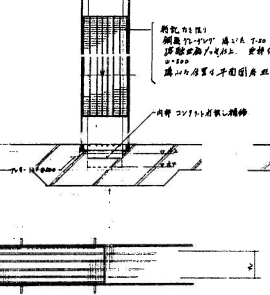


名称

マシンの排水設備詳細図

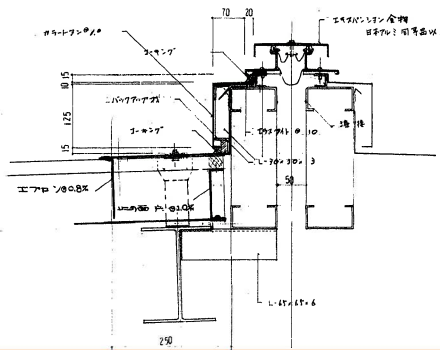


名称


煙突詳細図

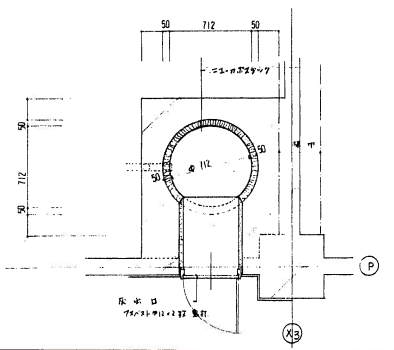

煙突詳細図 1:20

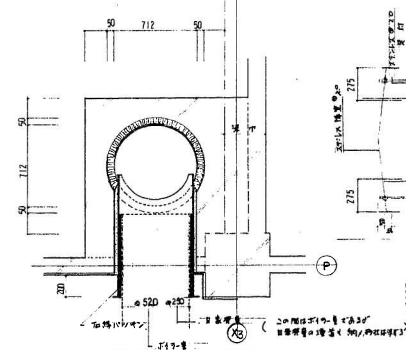

煙突詳細図 1:20

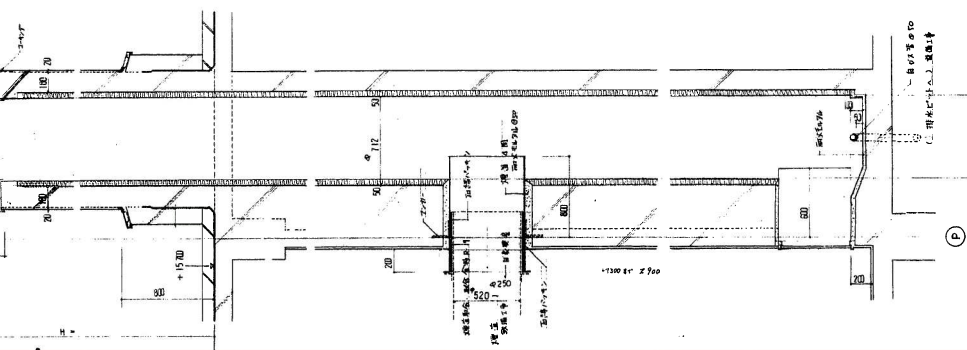

図番	56	図名	煙突詳細図
縮尺	1:20 1:2 1:5	設計者	三井物産株式会社 建設部
年月日		監理者	三井物産株式会社 建設部