

配置図 1:1,000




位置図 1:5,000

茨戸水再生プラザ：石狩市花川東1000番地




茨戸水再生プラザ

訂正	月	日	記事	製図	縮尺	工事名	図面NO.
					1/1000 1/5000		
					年月日	図面名	
					D= 平成28年3月		


茨戸水再生プラザ給湯・暖房用煙突 (廃止・囲込済)

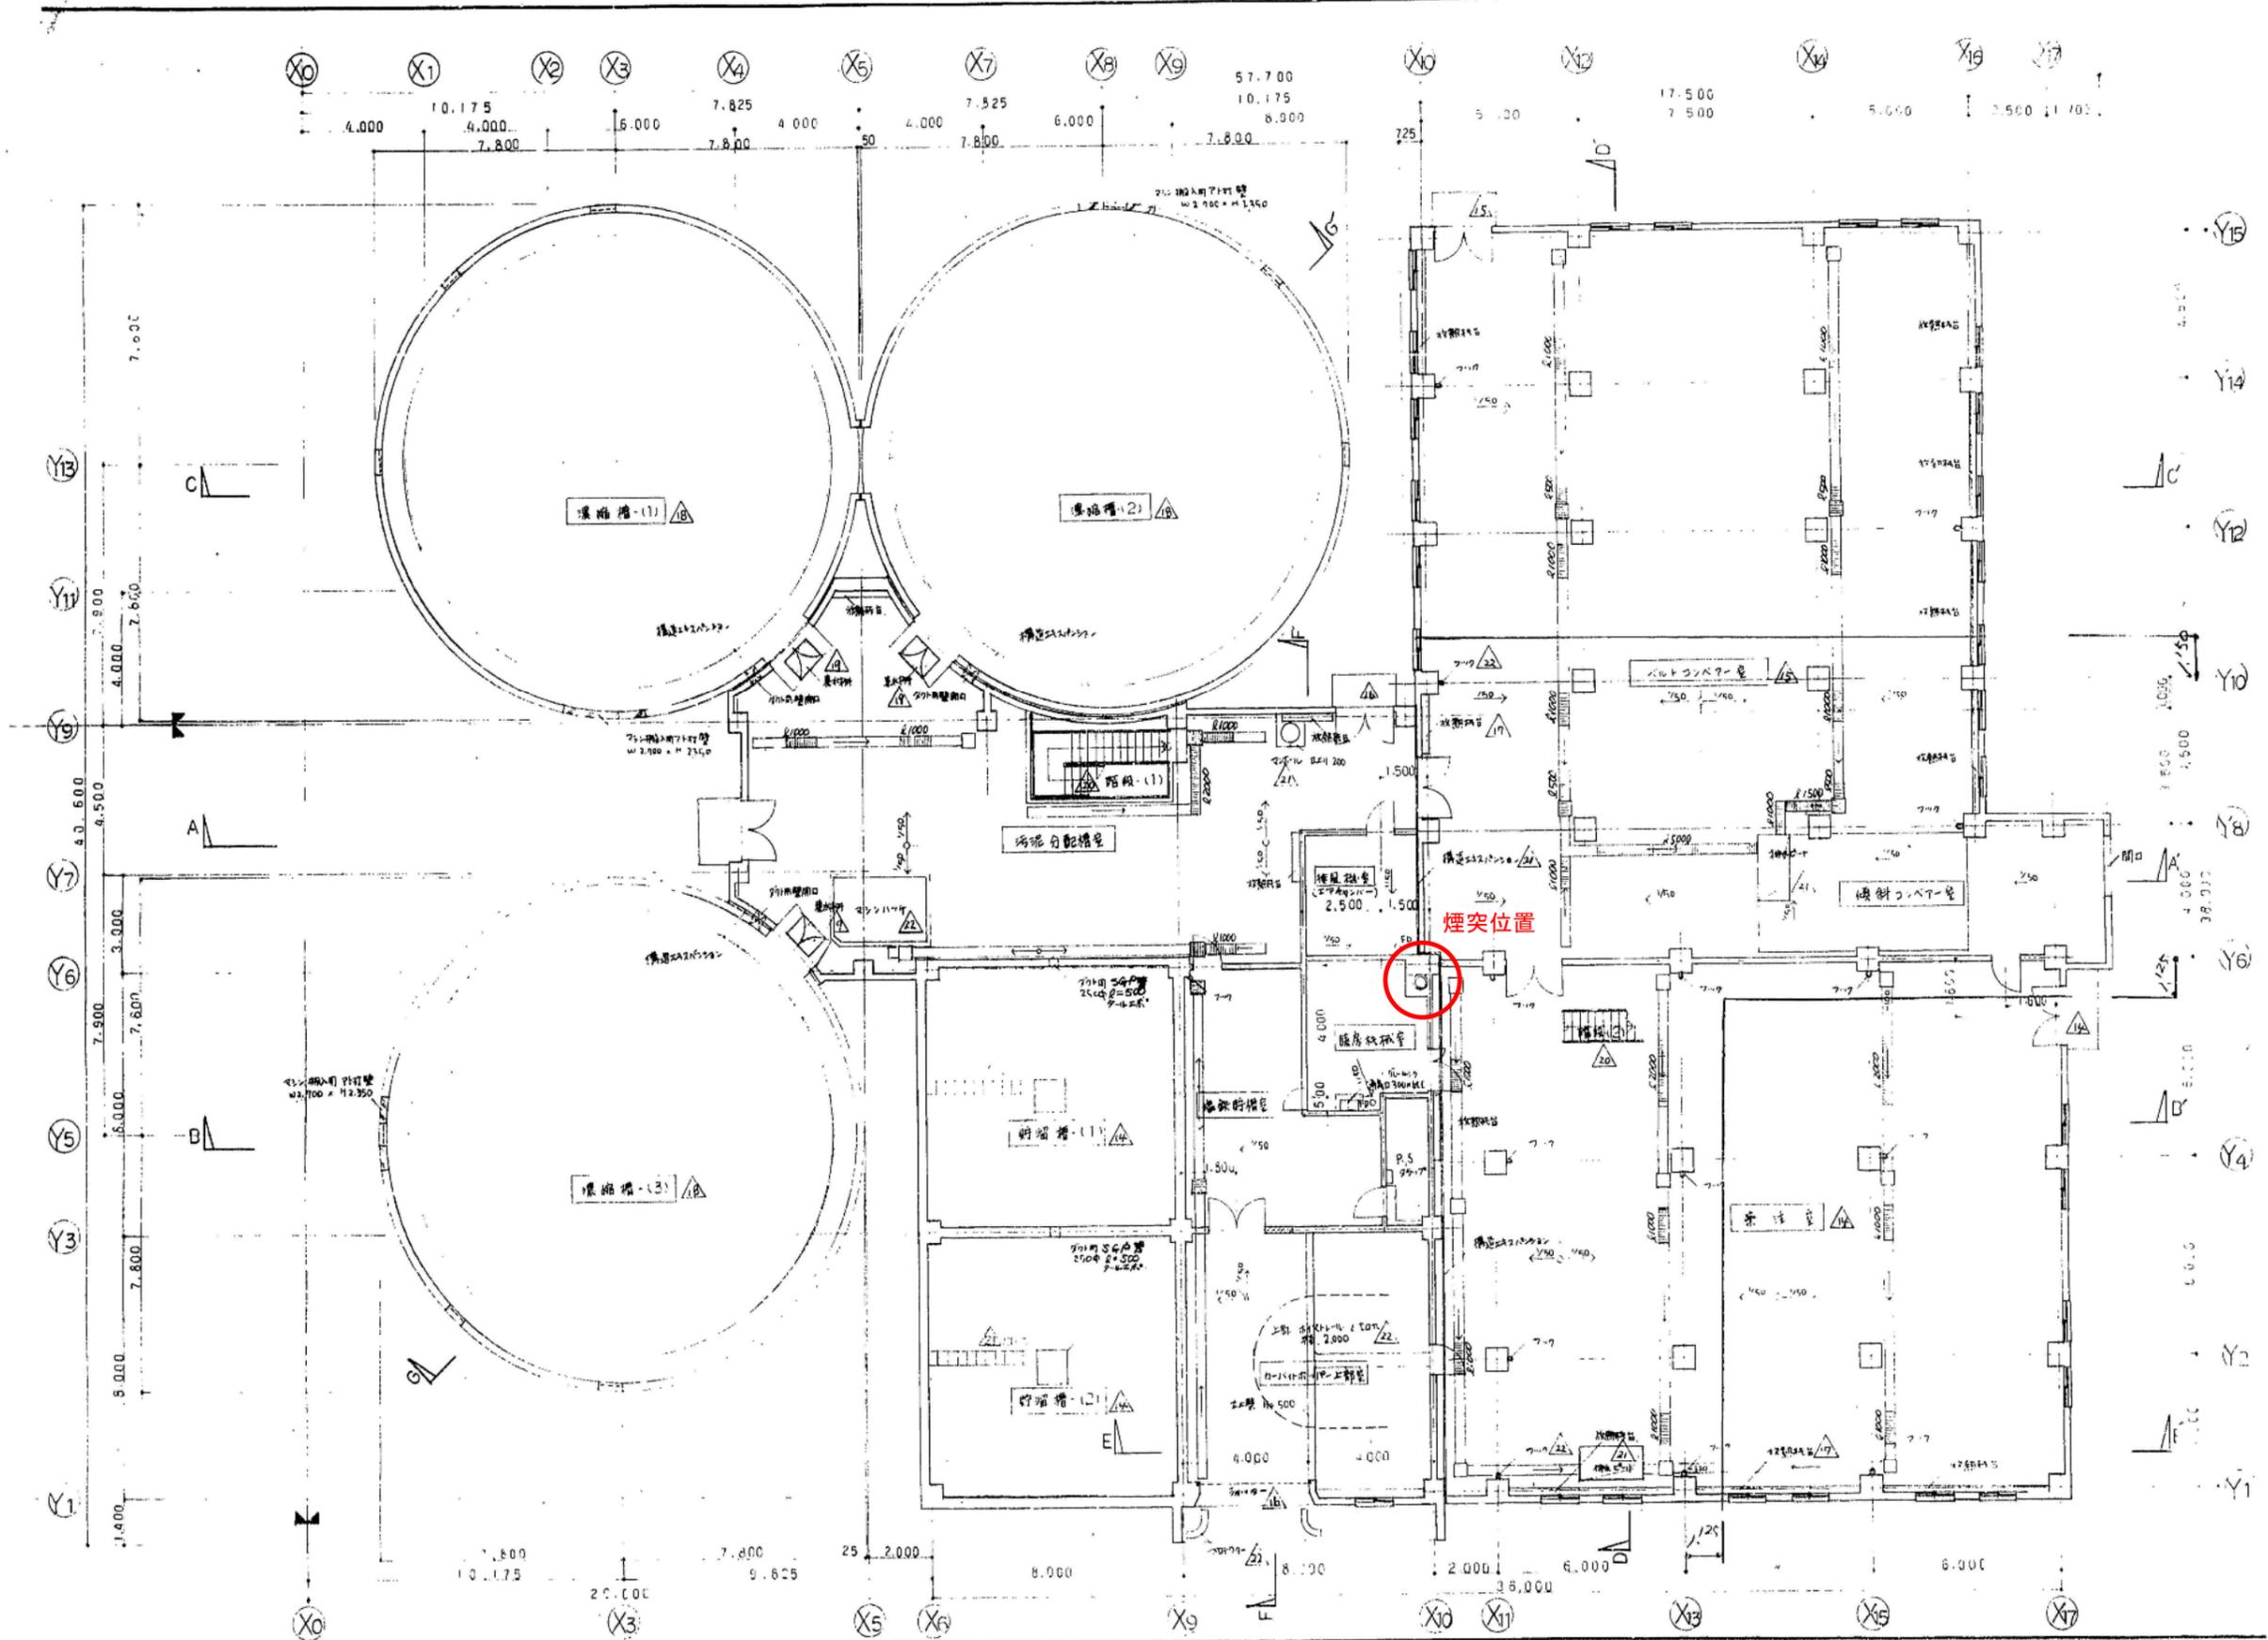


		北海道日建設計		茨戸下水処理場の給湯・暖房設備新設工事		6-43	
		()		1階平面図		1/100	
						51.3.21 No.	

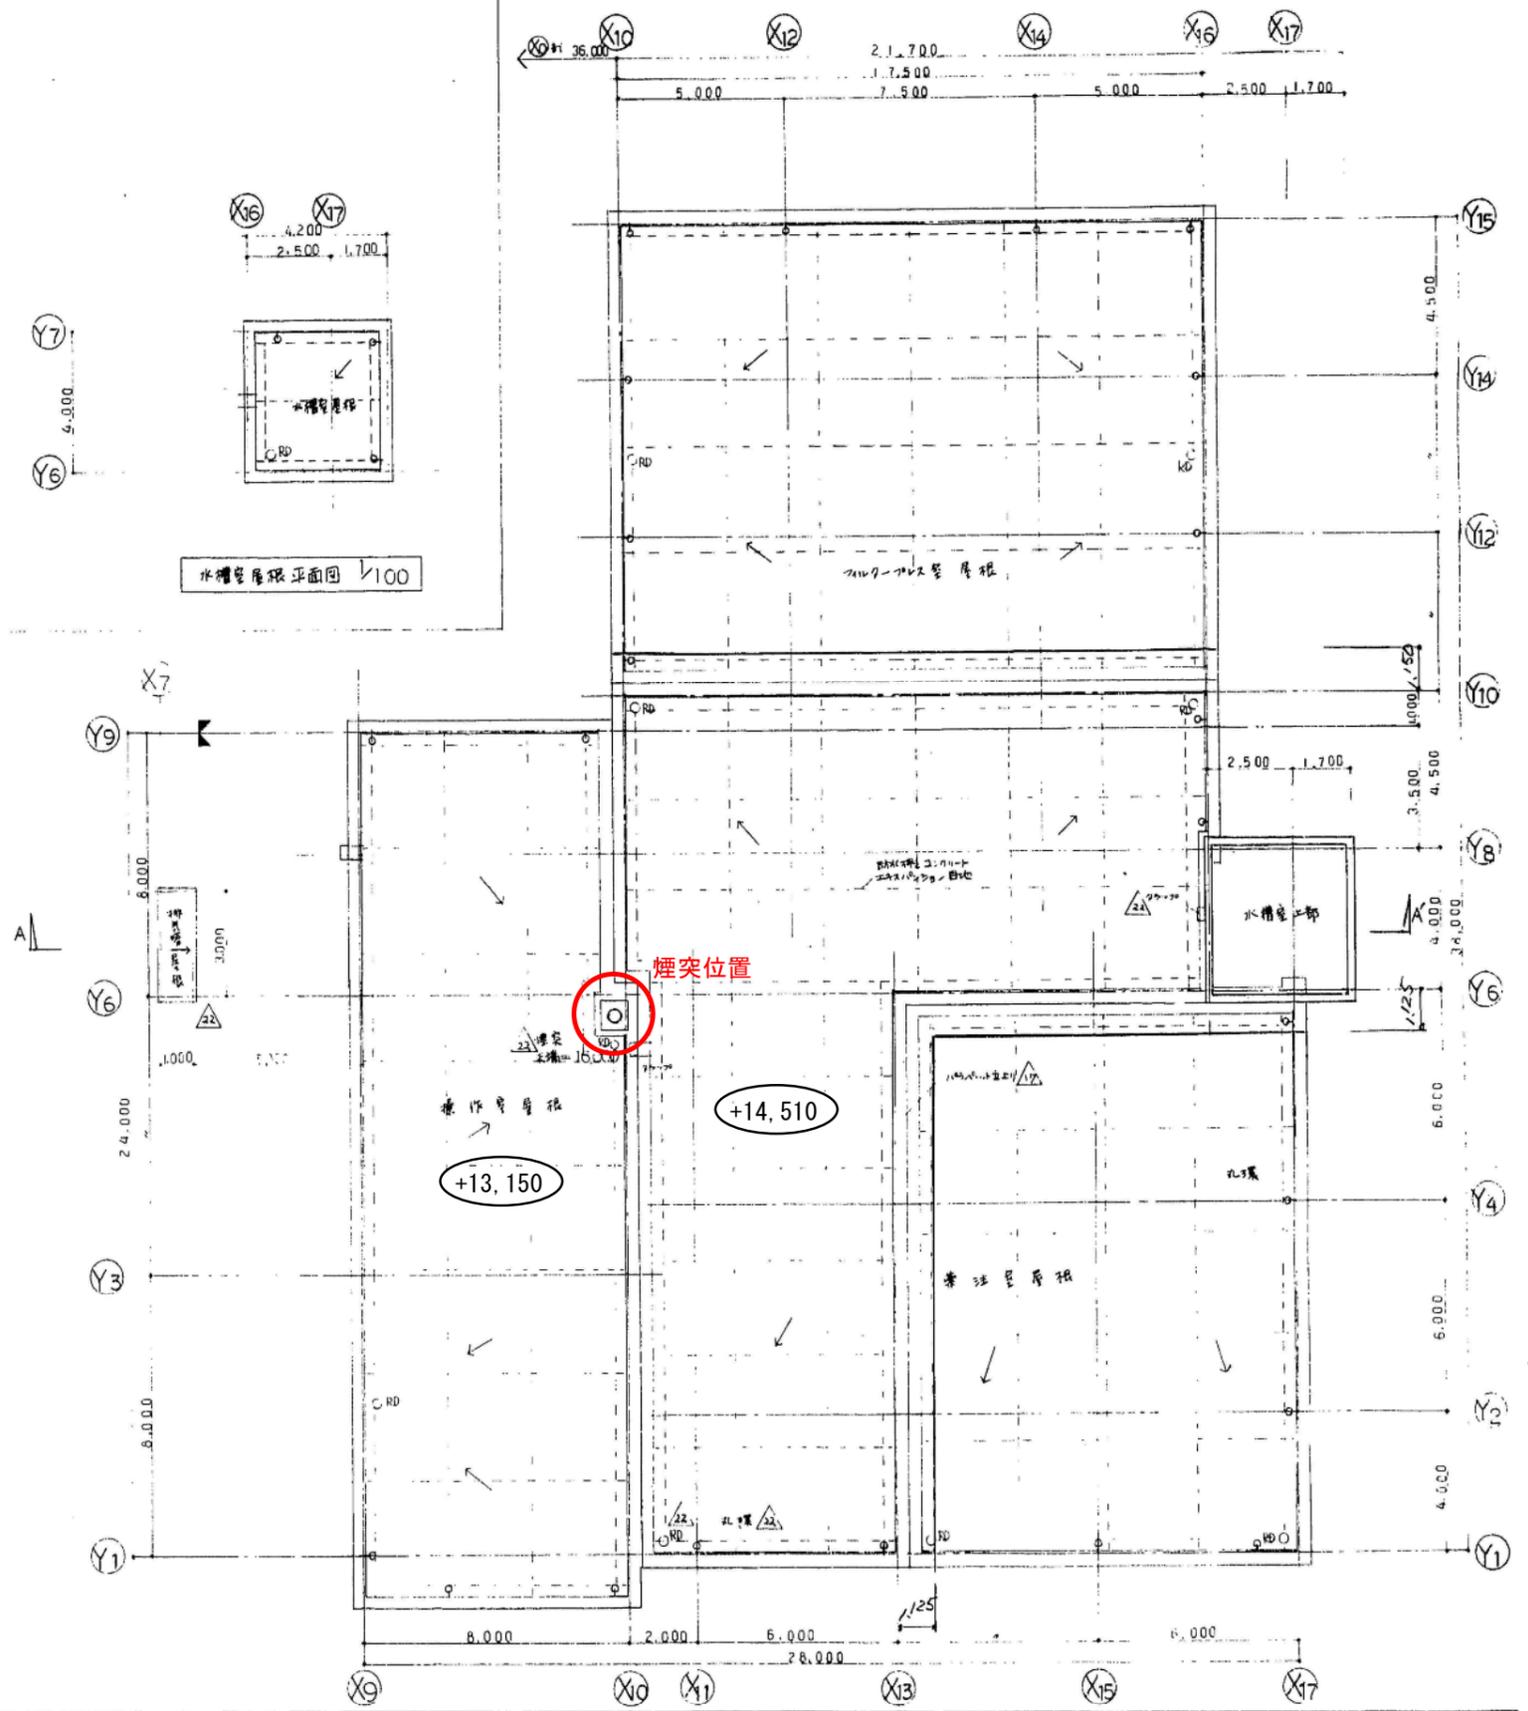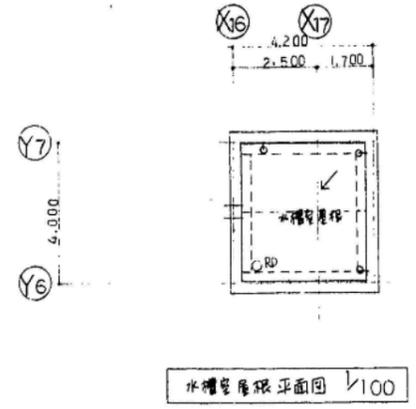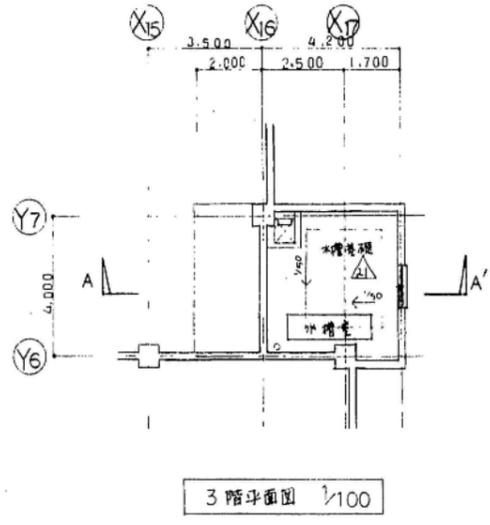

GL+3, 350

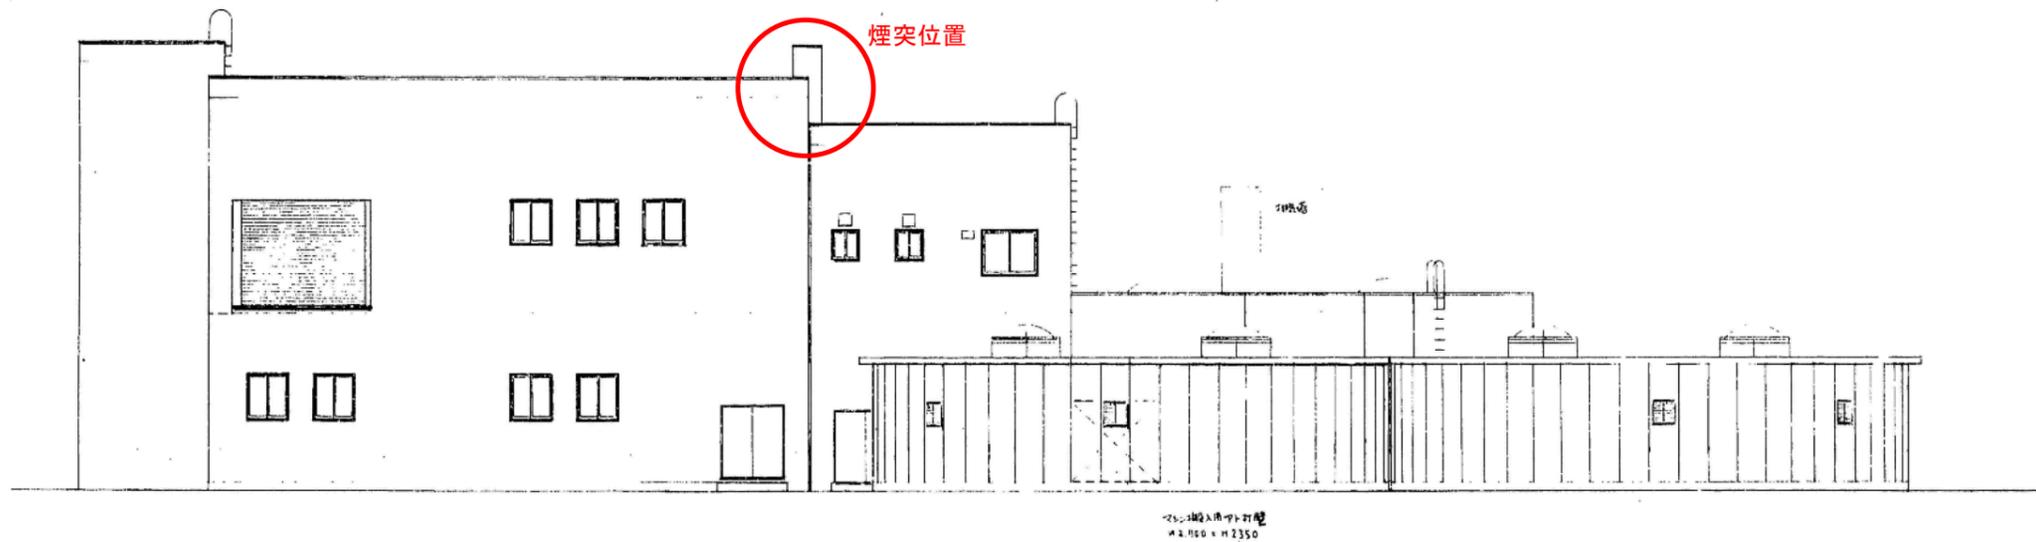


南立面図 1/100

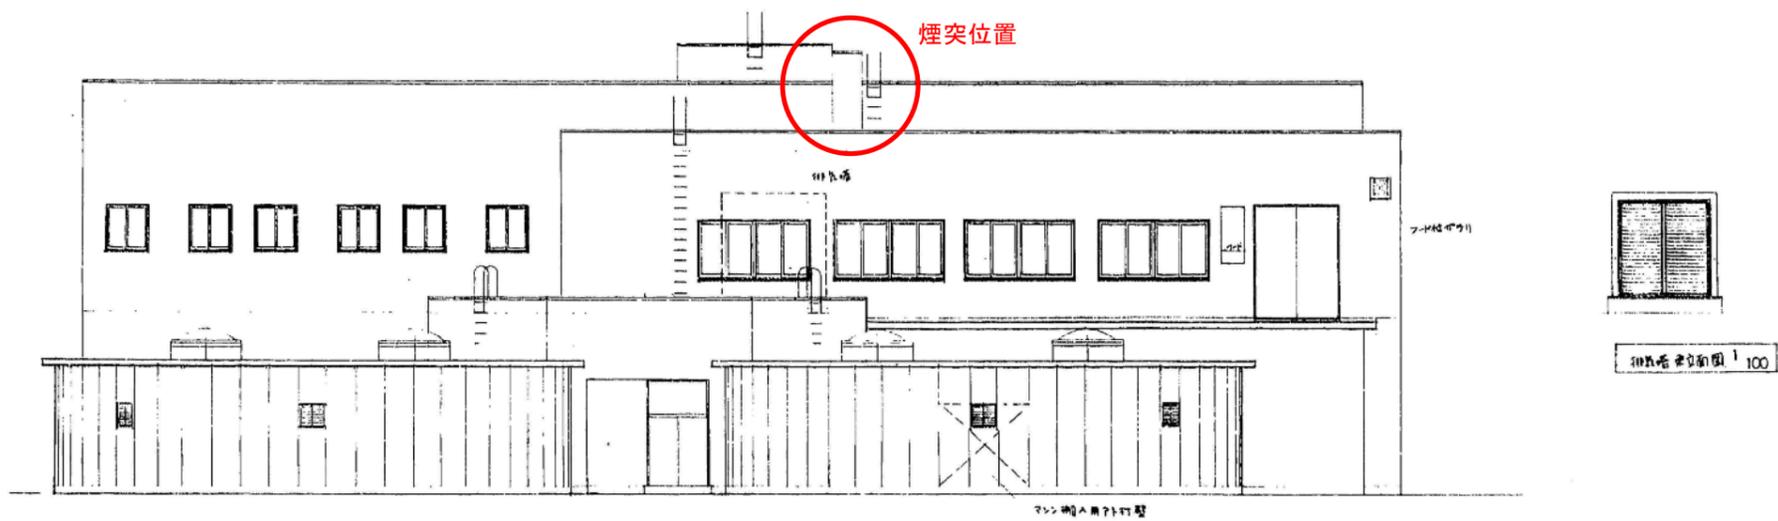


東立面図 1/100


			北海道日建設計		支庁下水処理場汚泥処理施設新設工事		9-43	
			()		南立面図 東立面図 1/100		51. 3. 25 No.	

煙突詳細図 1/50

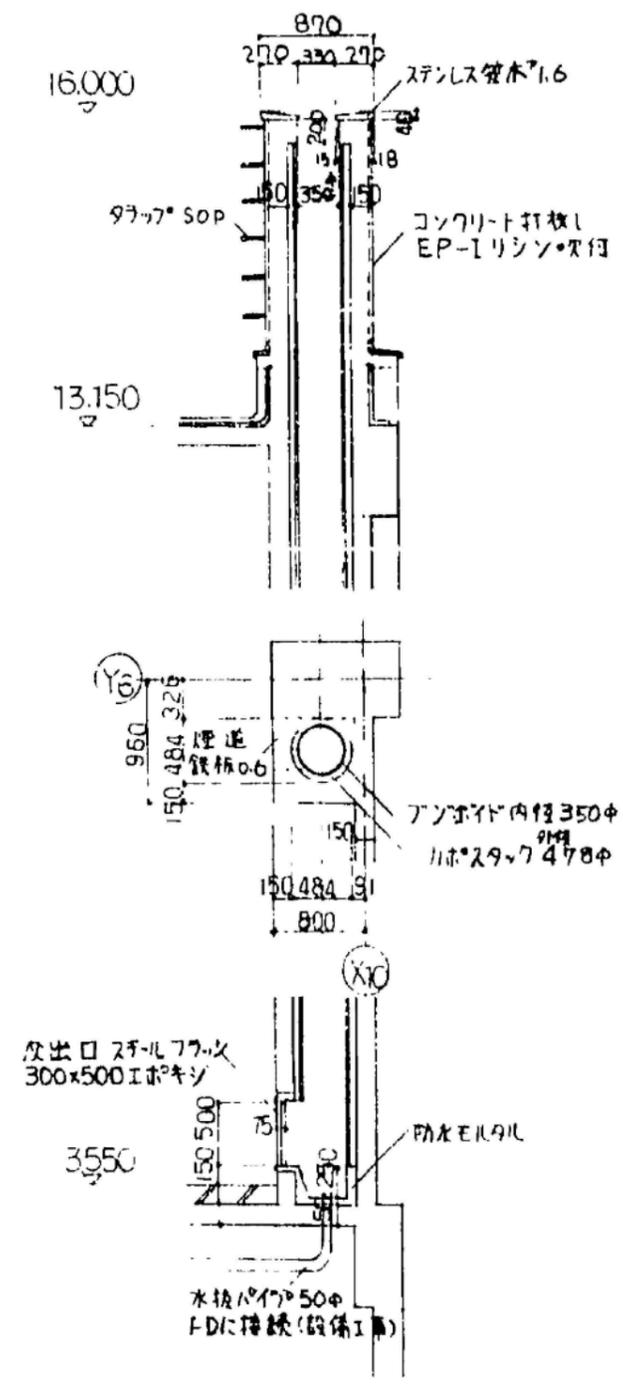

茨戸東部中継ポンプ場給湯・暖房用煙突（廃止・囲込済）

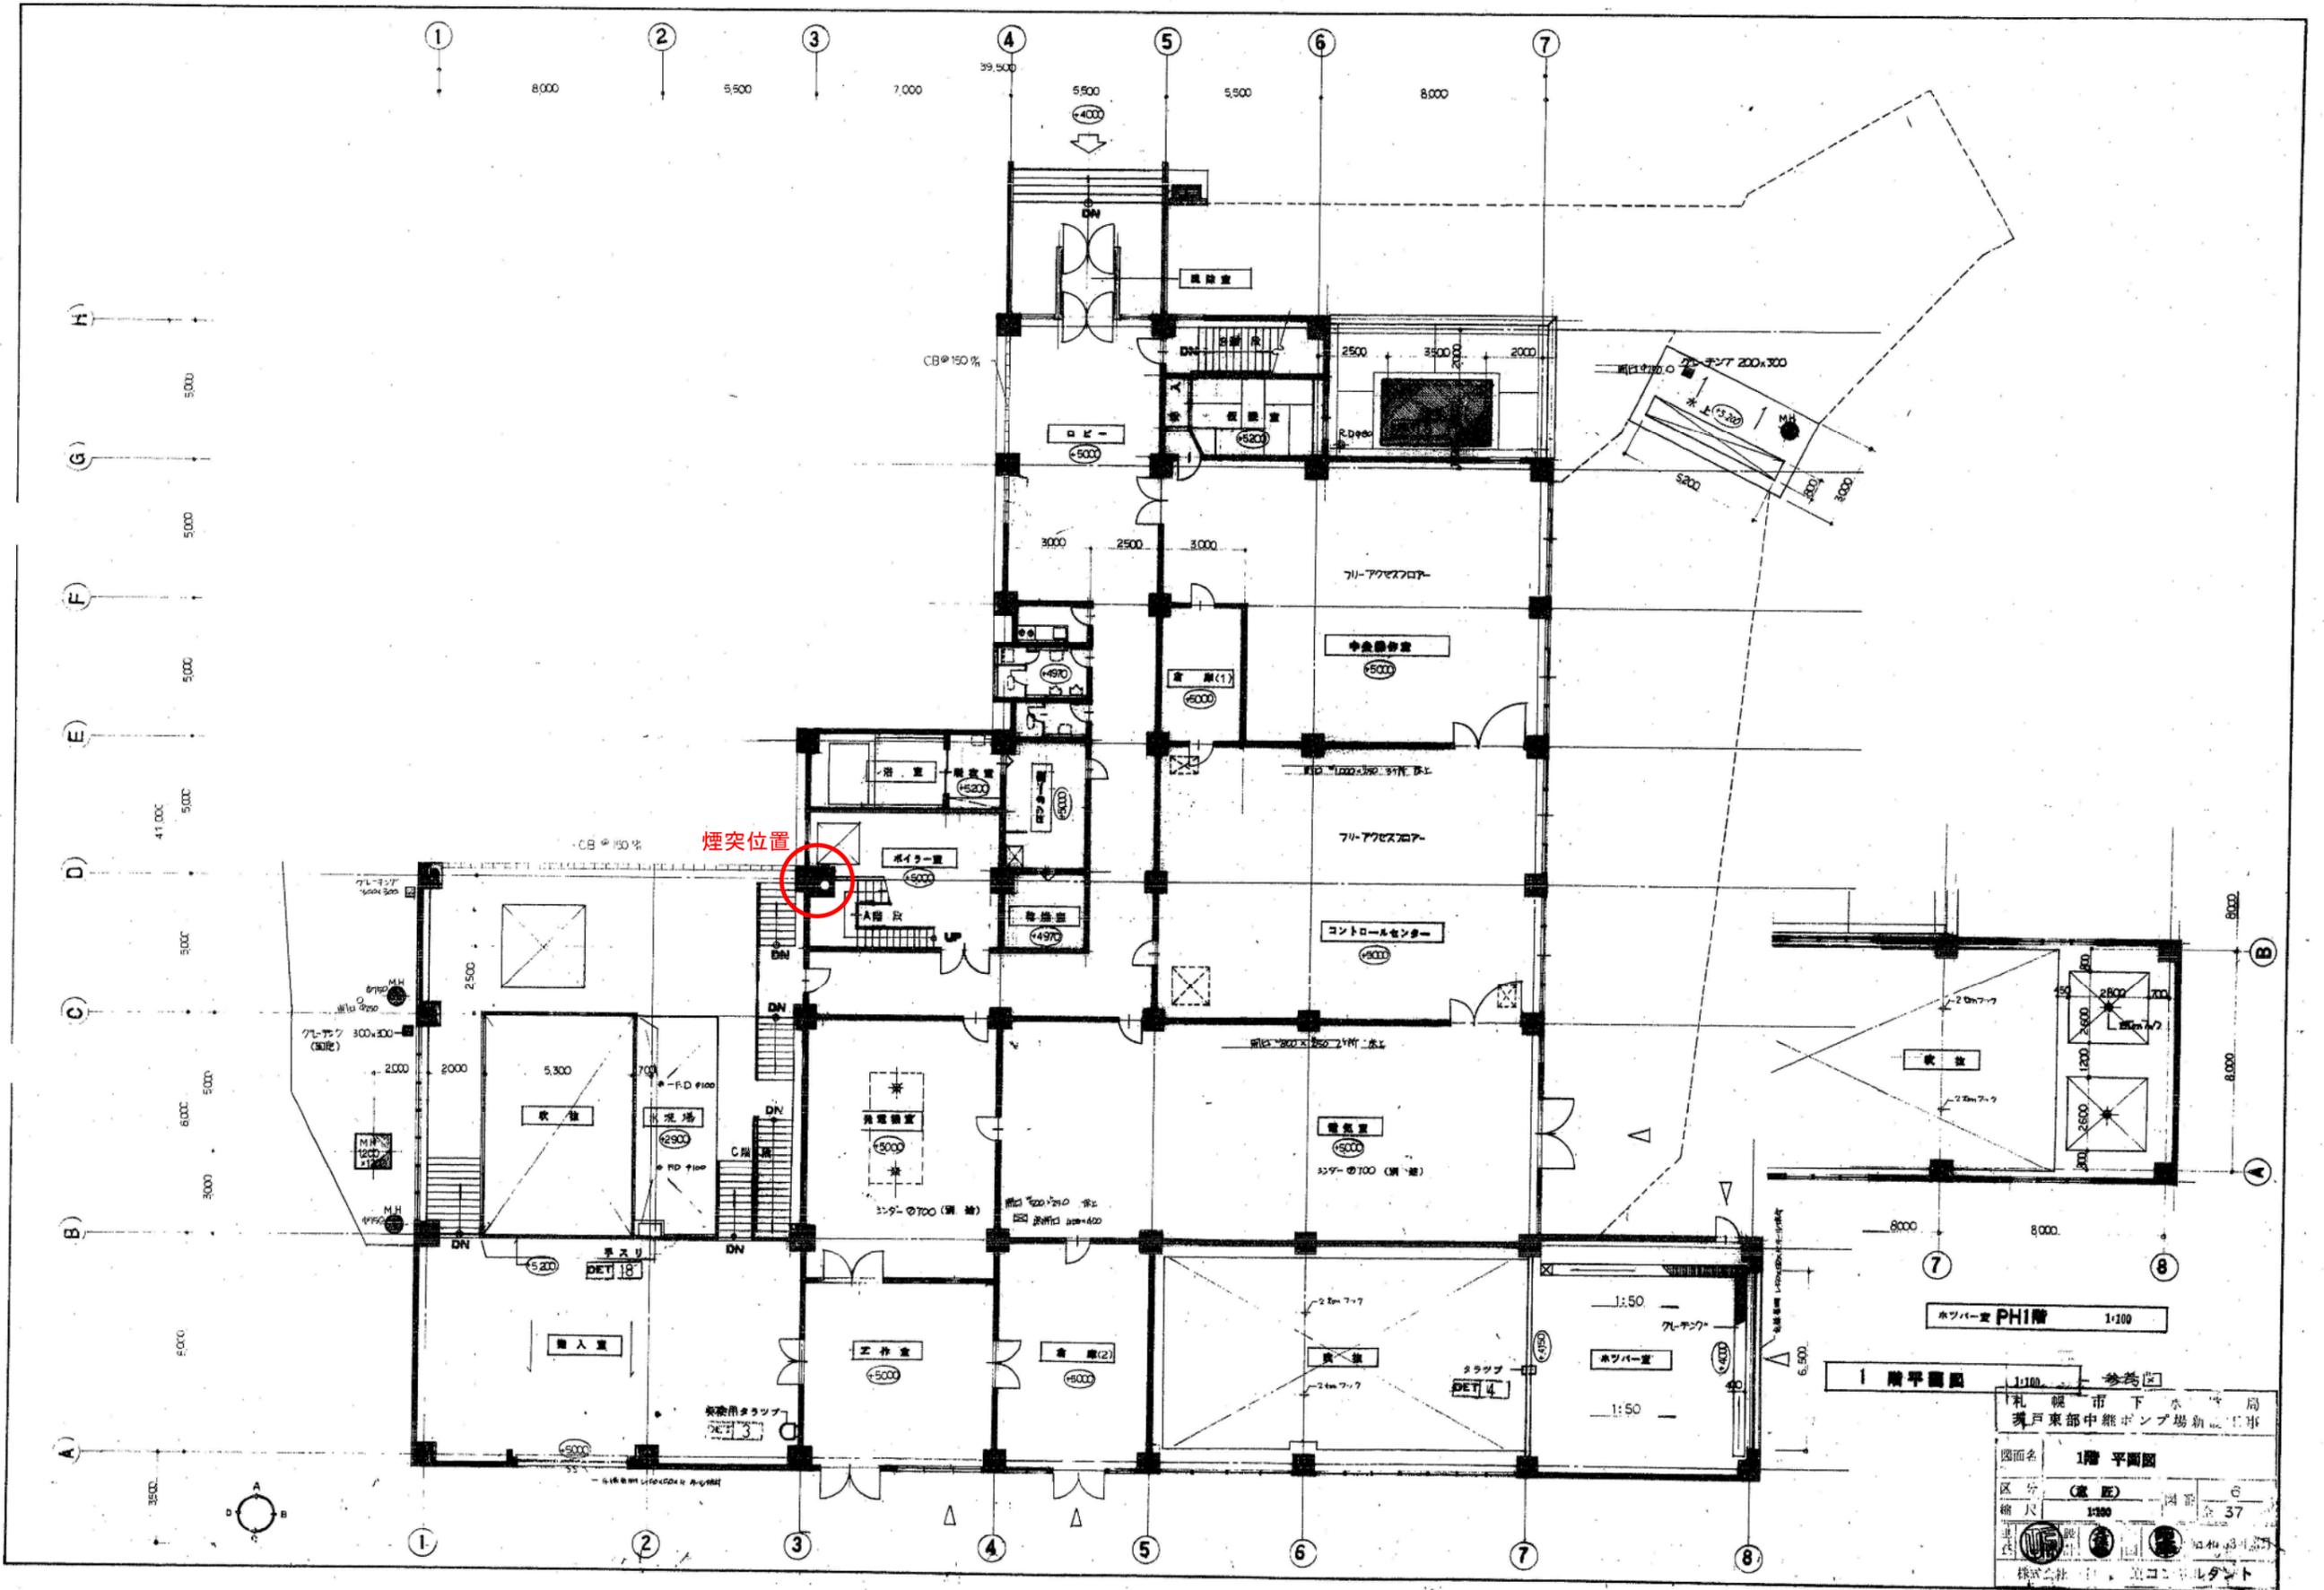

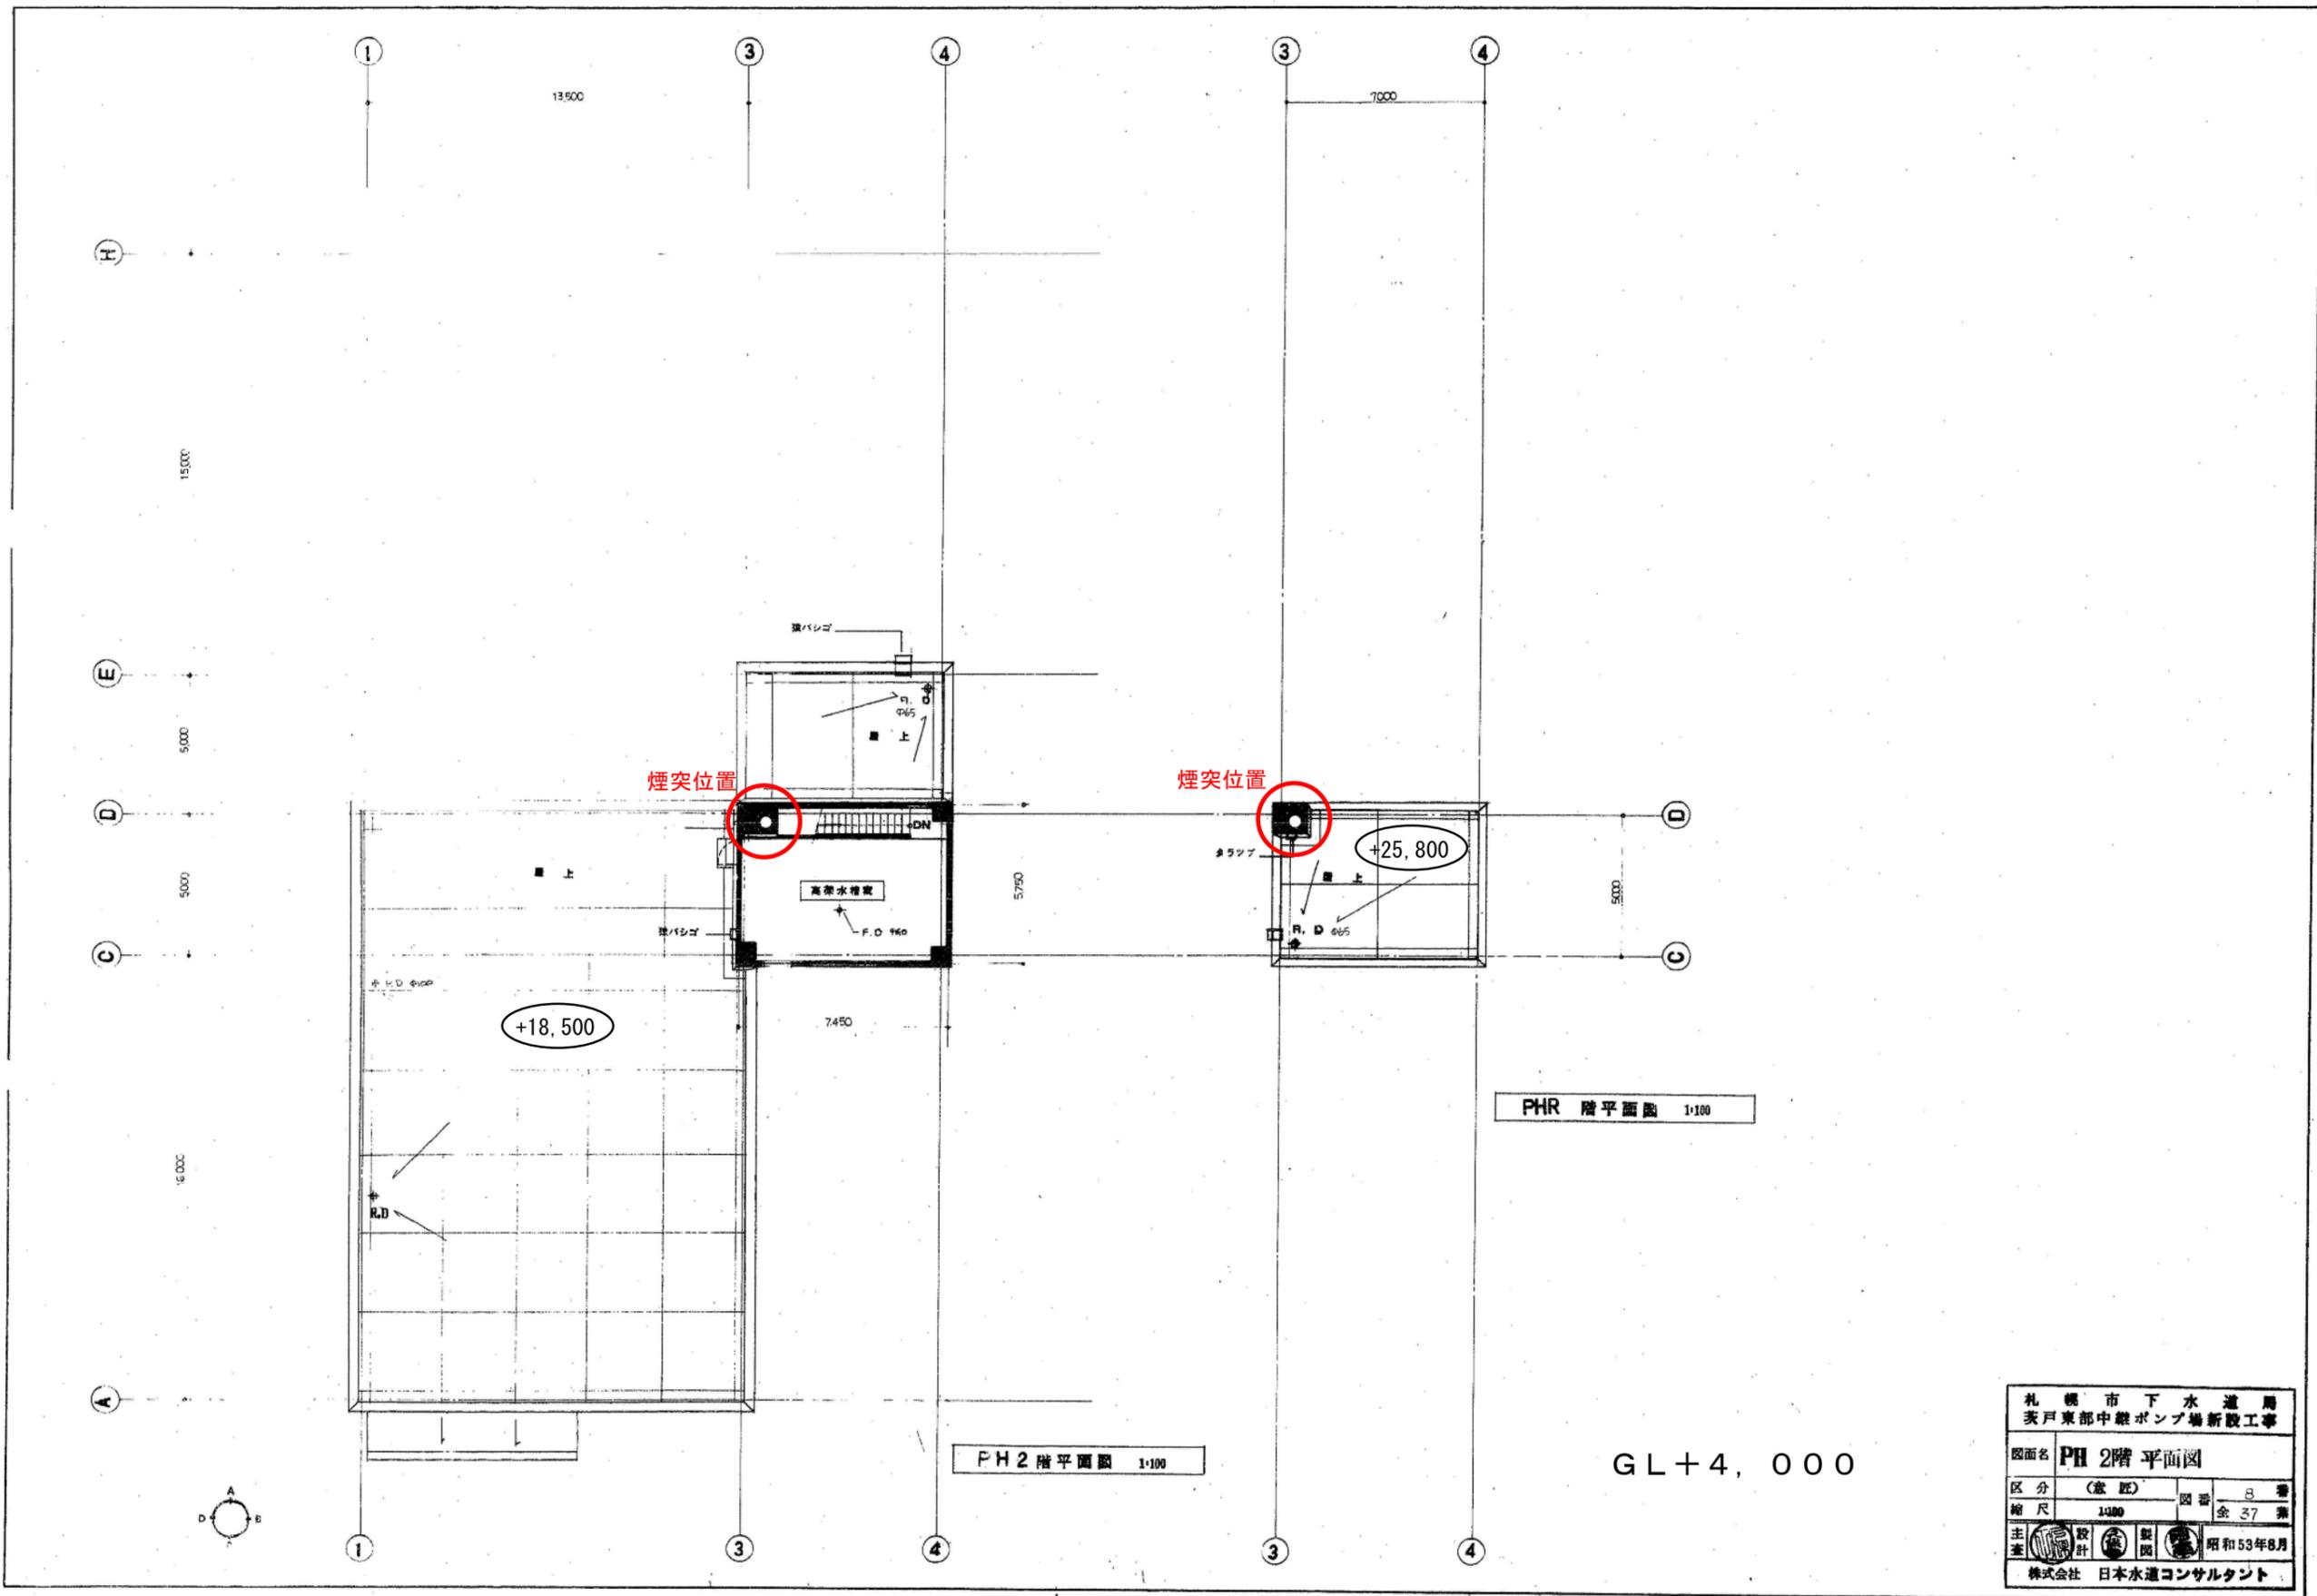


PH2 階平面図 1:100


PHR 階平面図 1:100

GL+4, 000

札幌市下水道局 支戸東部中継ポンプ場新設工事			
図面名	PH 2階平面図		
区分	(倉庫)	図番	B 第
縮尺	1/100	全張	37 張
主筆	設計	製図	昭和53年8月
株式会社 日本水道コンサルタント			

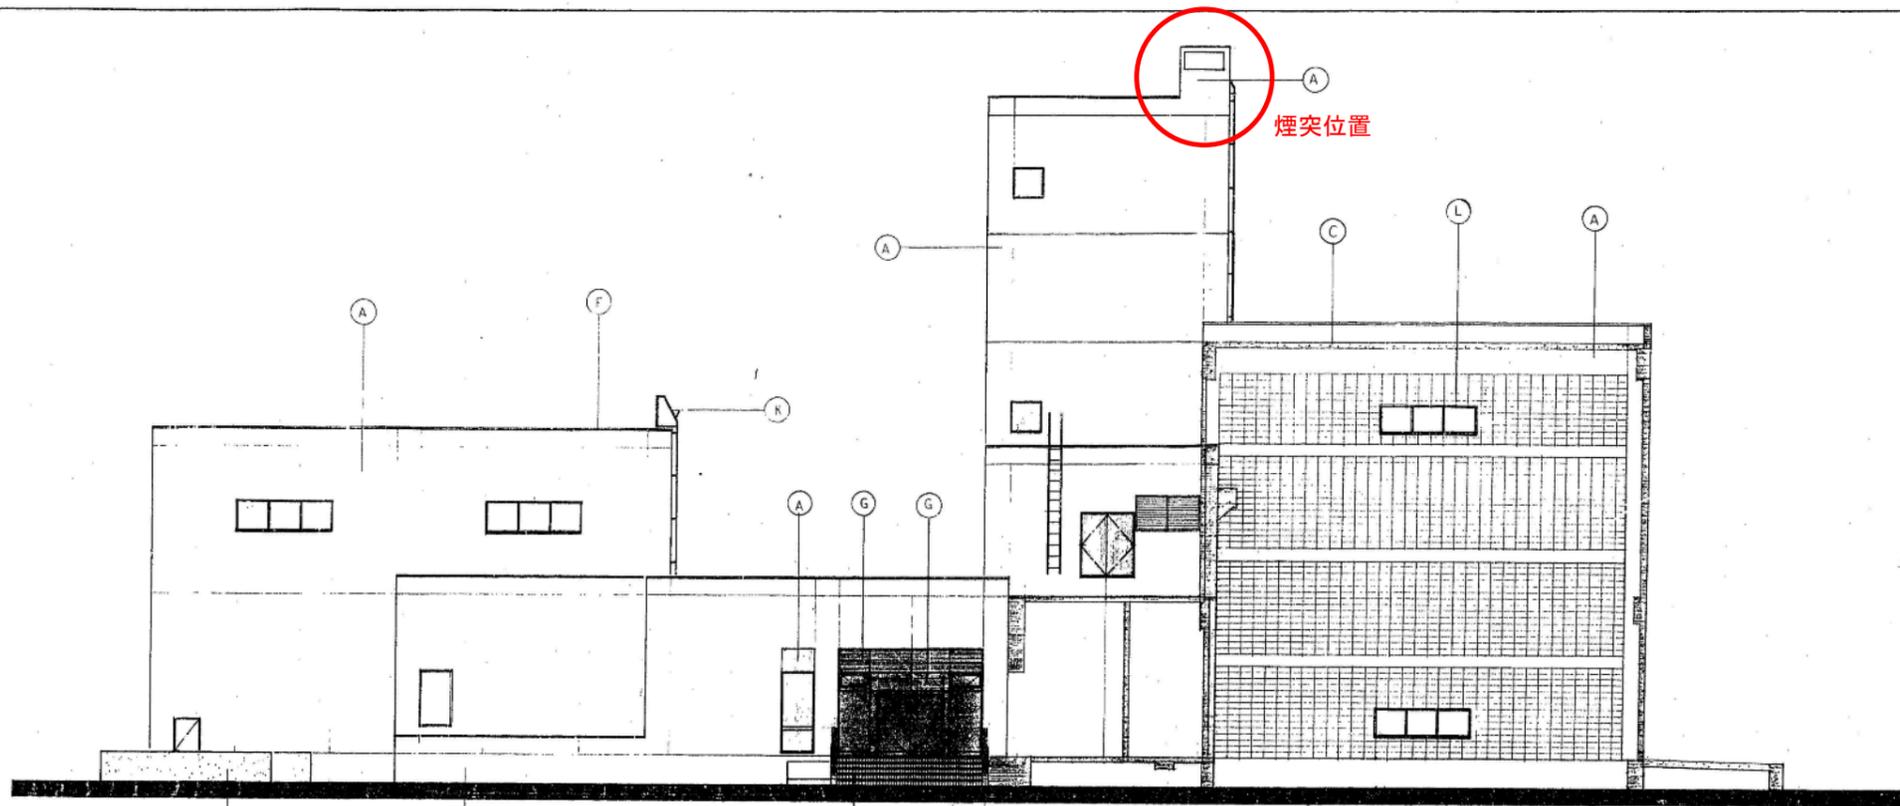

東立面図 1:100

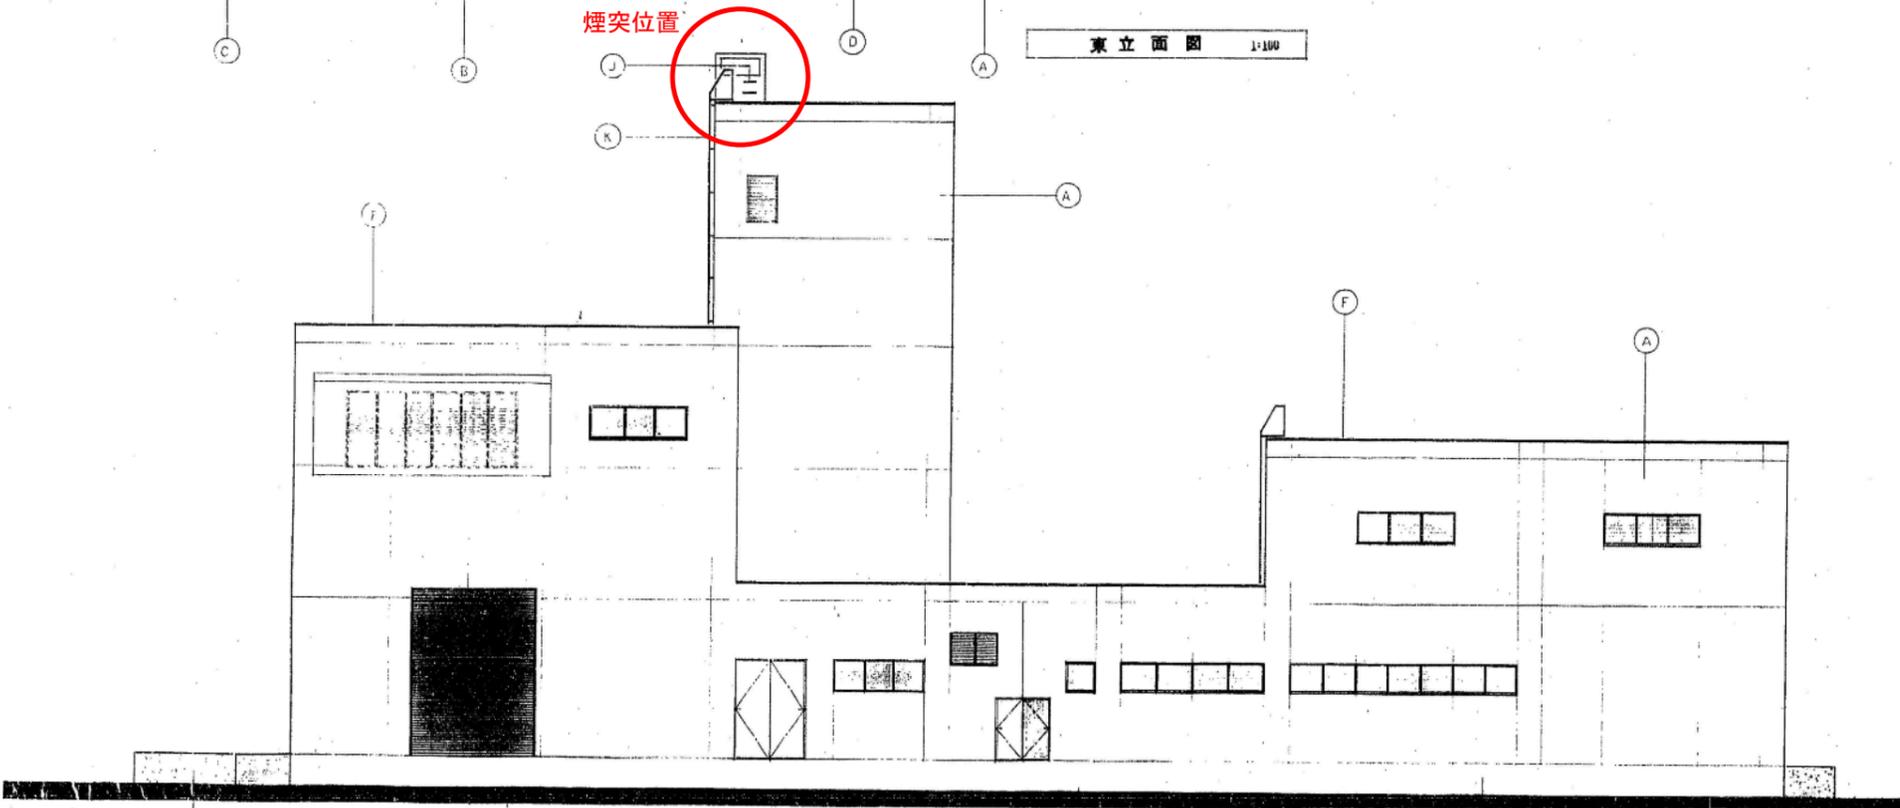


西立面図 1:100

凡例	
Ⓐ	土壌改良コンクリート打設(工務局委託)のり工
Ⓑ	モルタル工
Ⓒ	コンクリート打設
Ⓓ	床厚100均等厚90均等
Ⓕ	アルミ 150曲げ加工
Ⓖ	アルミ 200曲げ加工
Ⓗ	アルミ 150(75×25)
Ⓘ	スチール(75×25)FP
Ⓙ	ガラス (150×100)FP
Ⓚ	ガラス (75×100)FP
Ⓛ	コンクリートブロック 150×150 I型システム仕上

札幌市下水道局 表戸東部中継ポンプ場新設工事			
図面名	立面図 その1		
区分	(意匠)	図番	15番
縮尺	1:100	全	37葉
主	設計	製	昭和53年8月
株式会社 日本水道コンサルタント			

断面詳細図

1:80

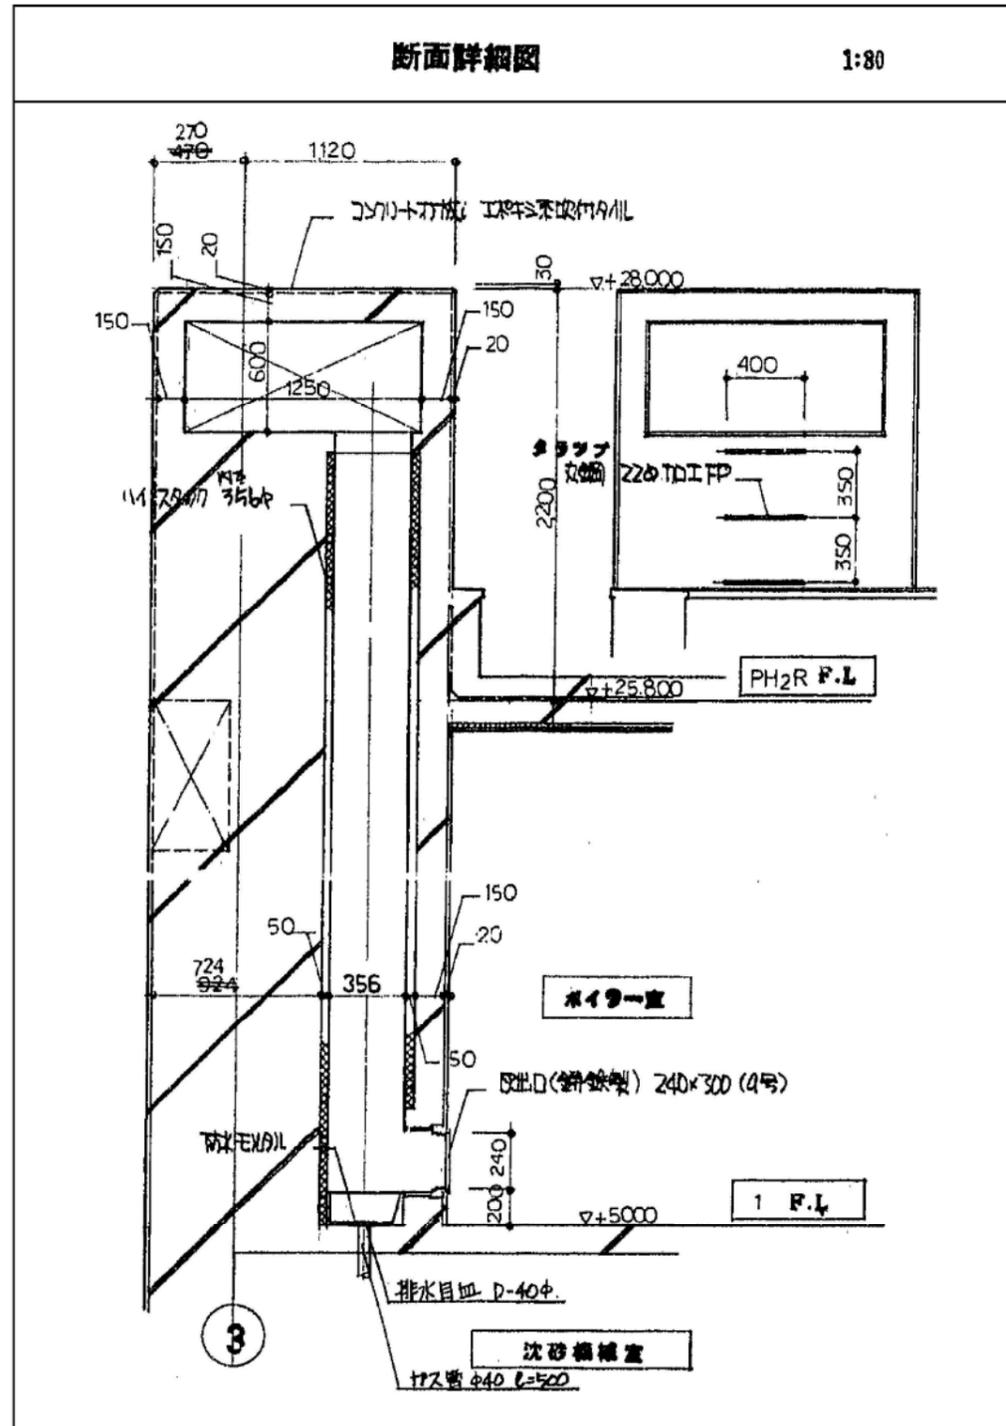

札幌市下水道局 美戸東部中継ポンプ場新設工事			
図面名	断面詳細図		
区分	(意匠)	四番	22番
縮尺	1/80	全	37葉
主査	設計	製図	昭和53年8月
株式会社 日本水道コンサルタント			