


定山溪水再生プラザ

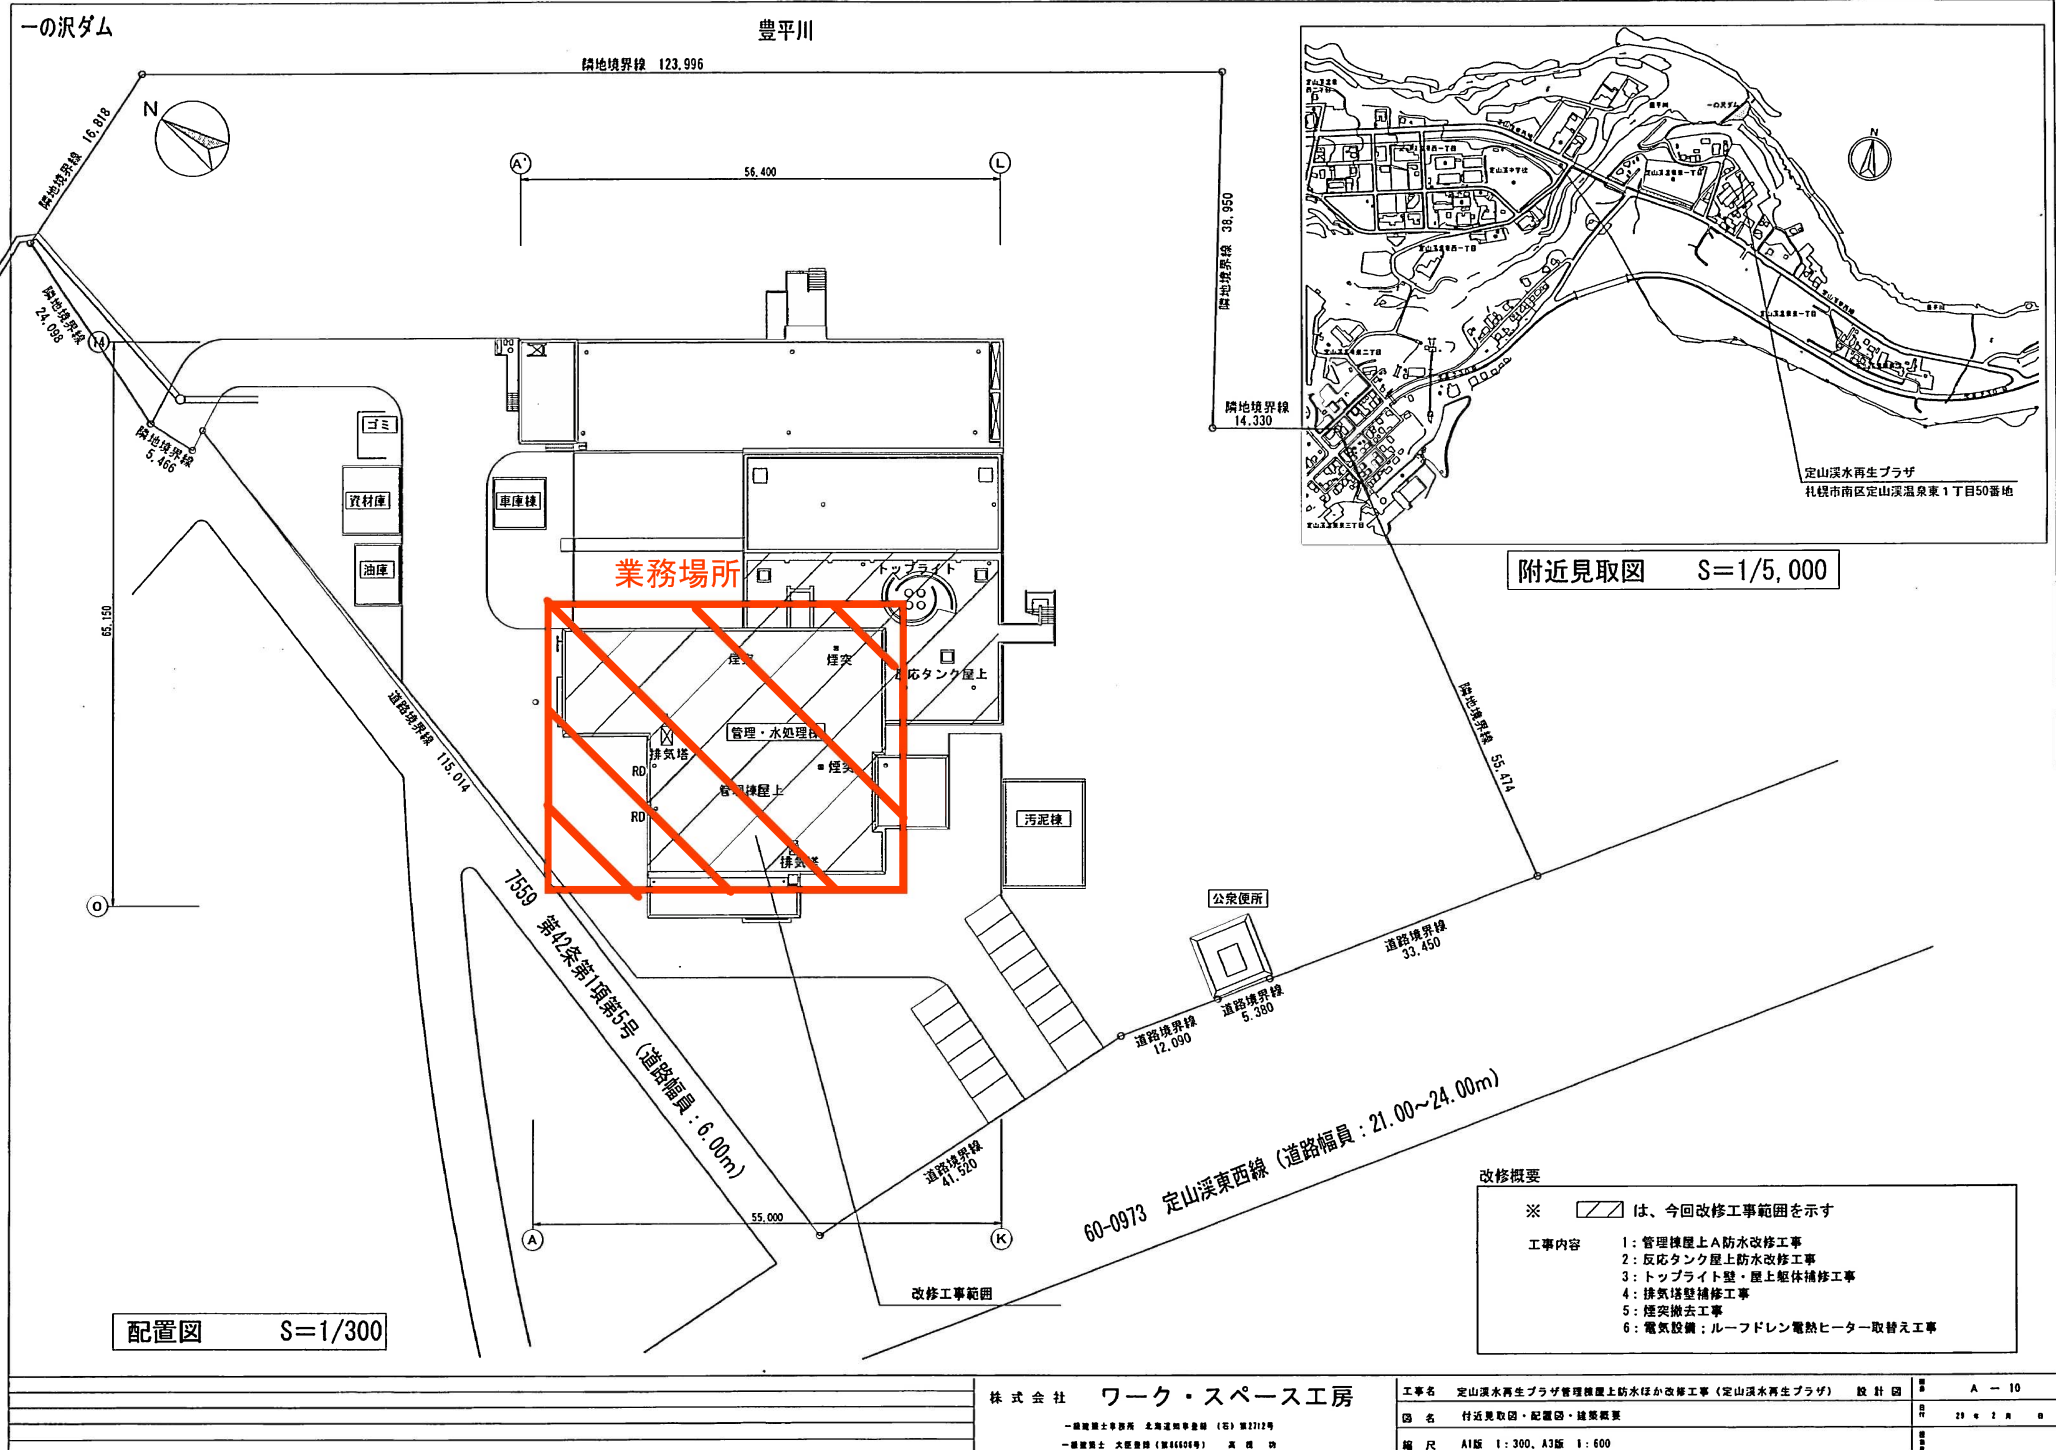

配置図 S=1/300

附近見取図 S=1/5,000

改修概要

※ は、今回改修工事範囲を示す


工事内容	1: 管理棟屋上A防水改修工事
	2: 反応タンク屋上防水改修工事
	3: トップライト壁・屋上躯体補修工事
	4: 排気塔壁補修工事
	5: 煙突撤去工事
	6: 電気設備: ルーフドレン電熱ヒーター取替え工事

株式会社 ワーク・スペース工房

一級建築士事務所 北海道建築士会 (特) 第2312号
一級建築士 大庭俊博 (第4459号) 大 塚 尚

工事名	定山溪水再生プラザ管理棟屋上防水ほか改修工事 (定山溪水再生プラザ)	設計図	A-10
図名	付近見取図・配置図・建築概要	番	21 6 2 月 0
編尺	A1版 1:300, A3版 1:600	番	

定山溪水再生プラザ 暖房用煙突（廃止・囲込済 3か所）



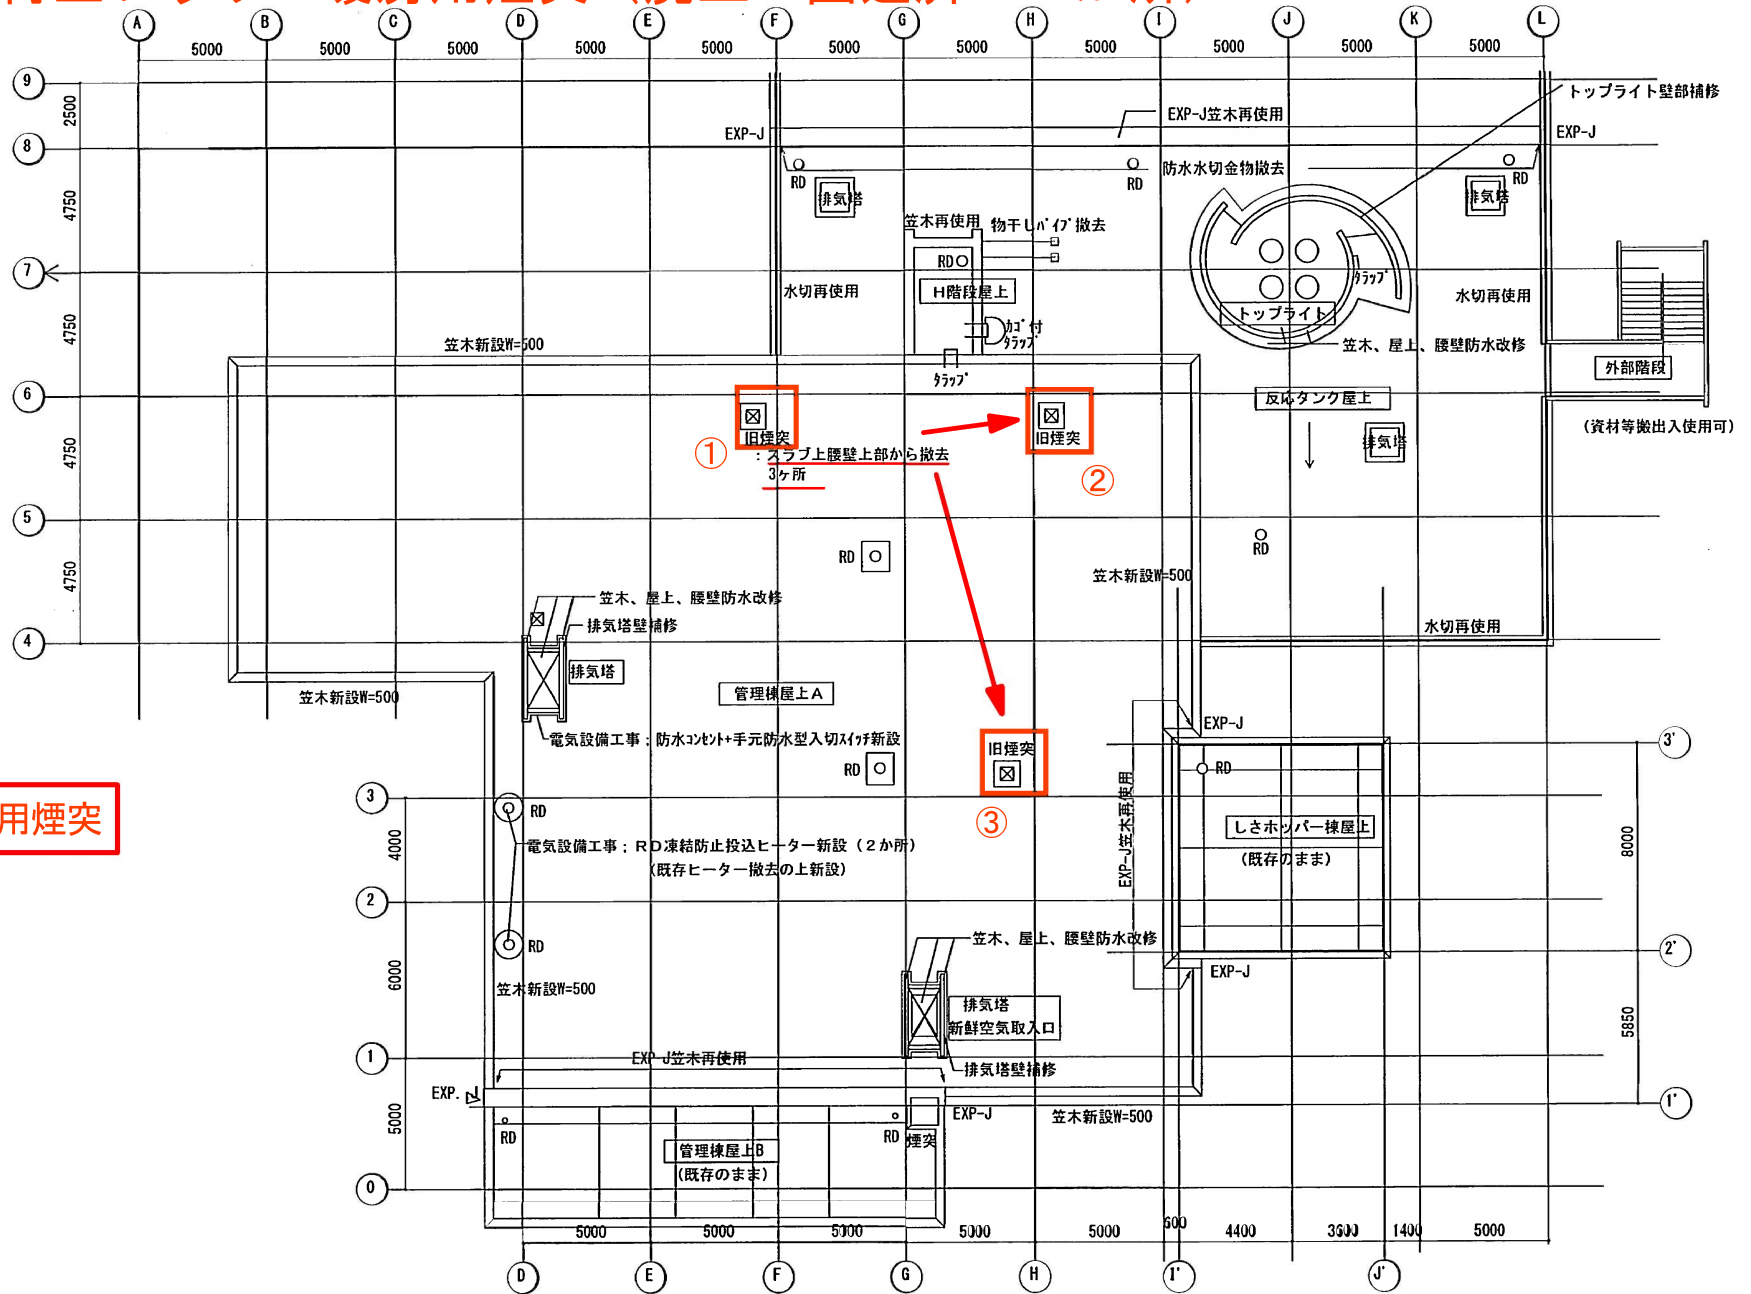


暖房用煙突

株式会社 ワーク・スペース工房

一級建築士事務所 北海道知事登録 (昭) 第2712号
一級建築士 大庭豊樹 (昭和46年) 高 橋 浩


工事名	定山溪水再生プラザ管理棟屋上防水ほか改修工事 (定山溪水再生プラザ)	設計図	A - 12
図名	屋上平面図	図	21 of 2 A 11
縮尺	A1版 1:100, A3版 1:200		

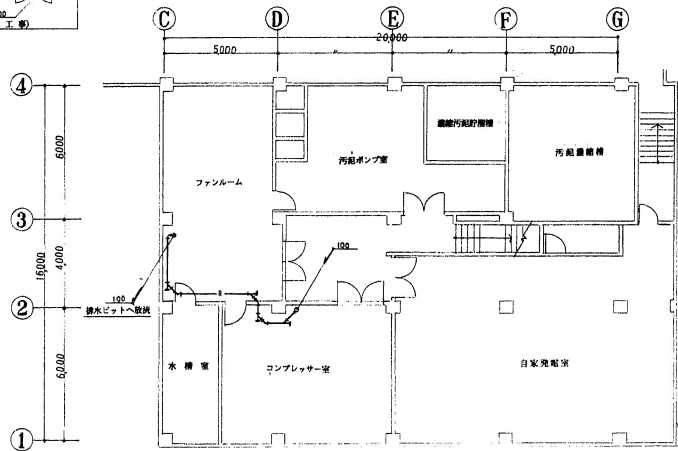
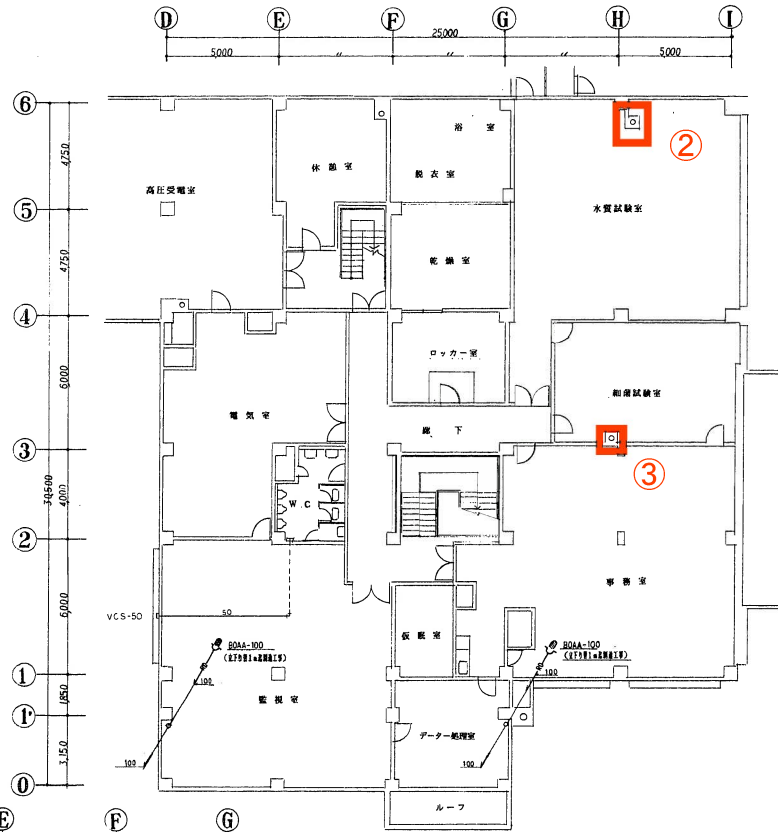
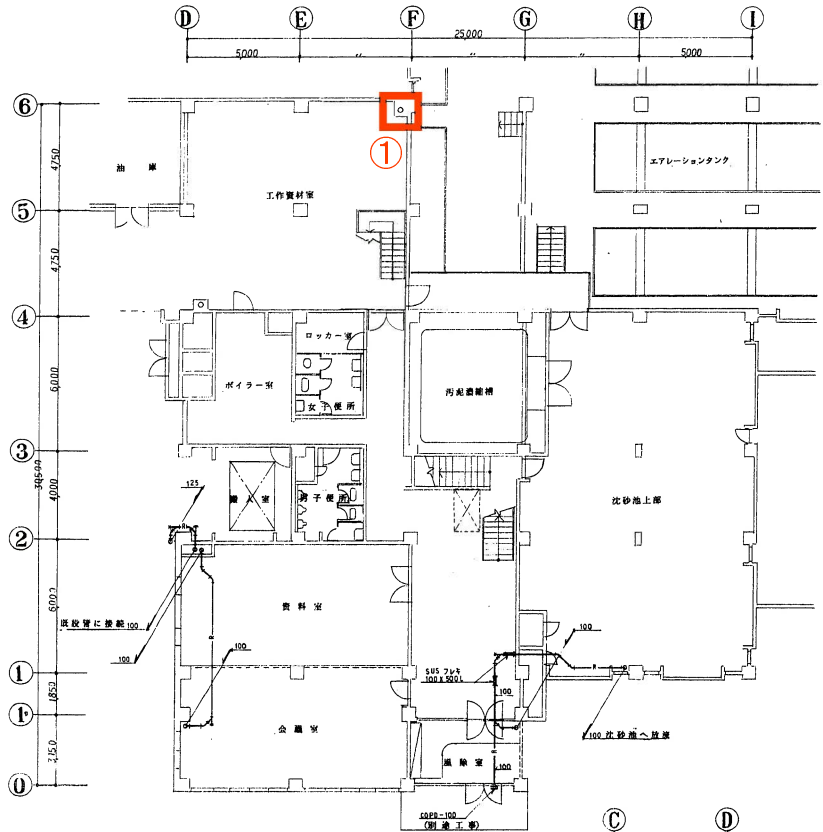


★150分

平成6年度

工事名	加計期間事業計画山下式代用建築設備改修工事	図及	1/100
図名	排水設備	縮尺	1/100
図種	BIP・1F・2F平面図	枚数	18
設計者	建設株式会社	作成	6/1

 

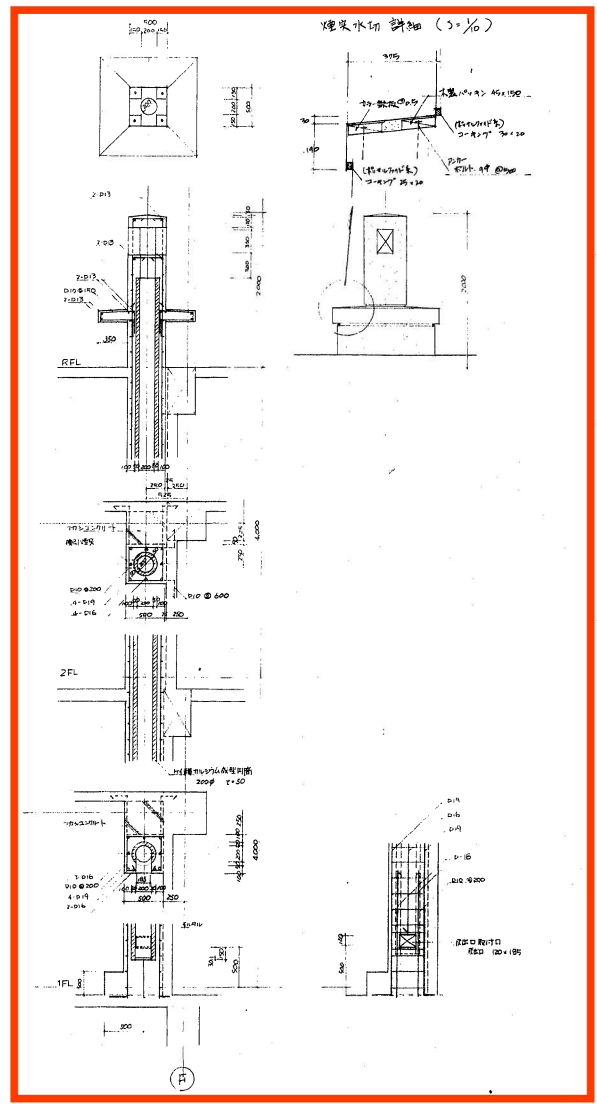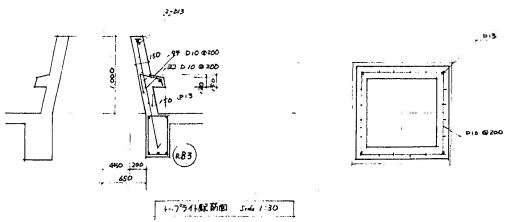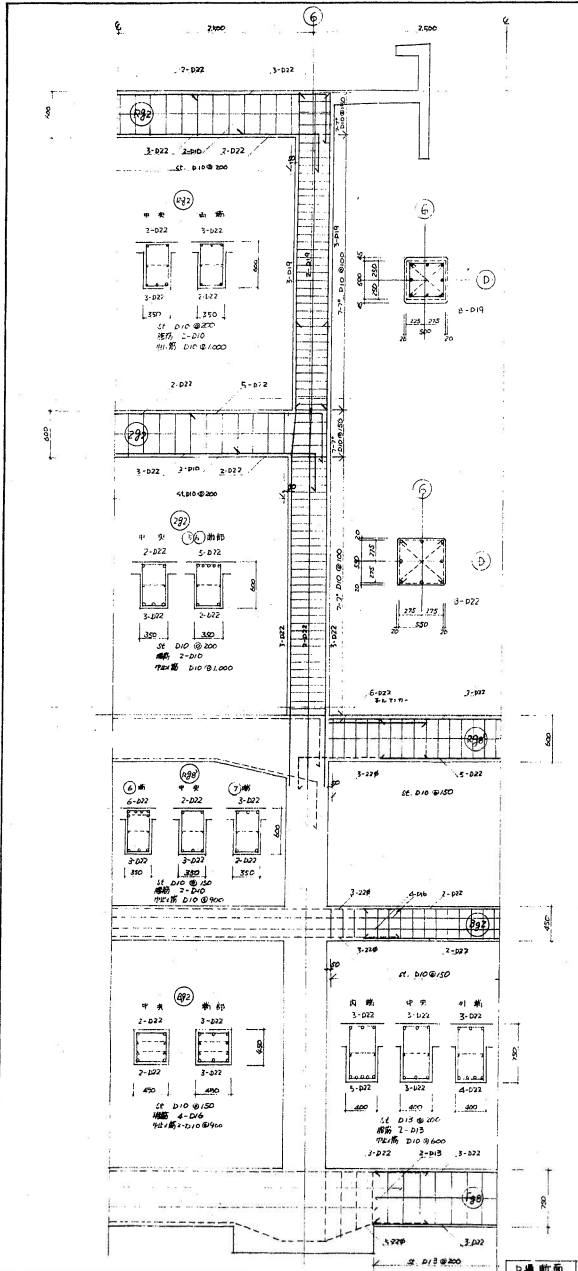

煙灰水研詳圖

<p>福建建築設計院</p>			
<p>工程名</p>	<p>龍山溪下木船碼頭(龍山溪)</p>	<p>圖名</p>	<p>煙灰水研詳圖</p>
<p>圖號</p>	<p>112</p>	<p>日期</p>	<p>年 月</p>

