
 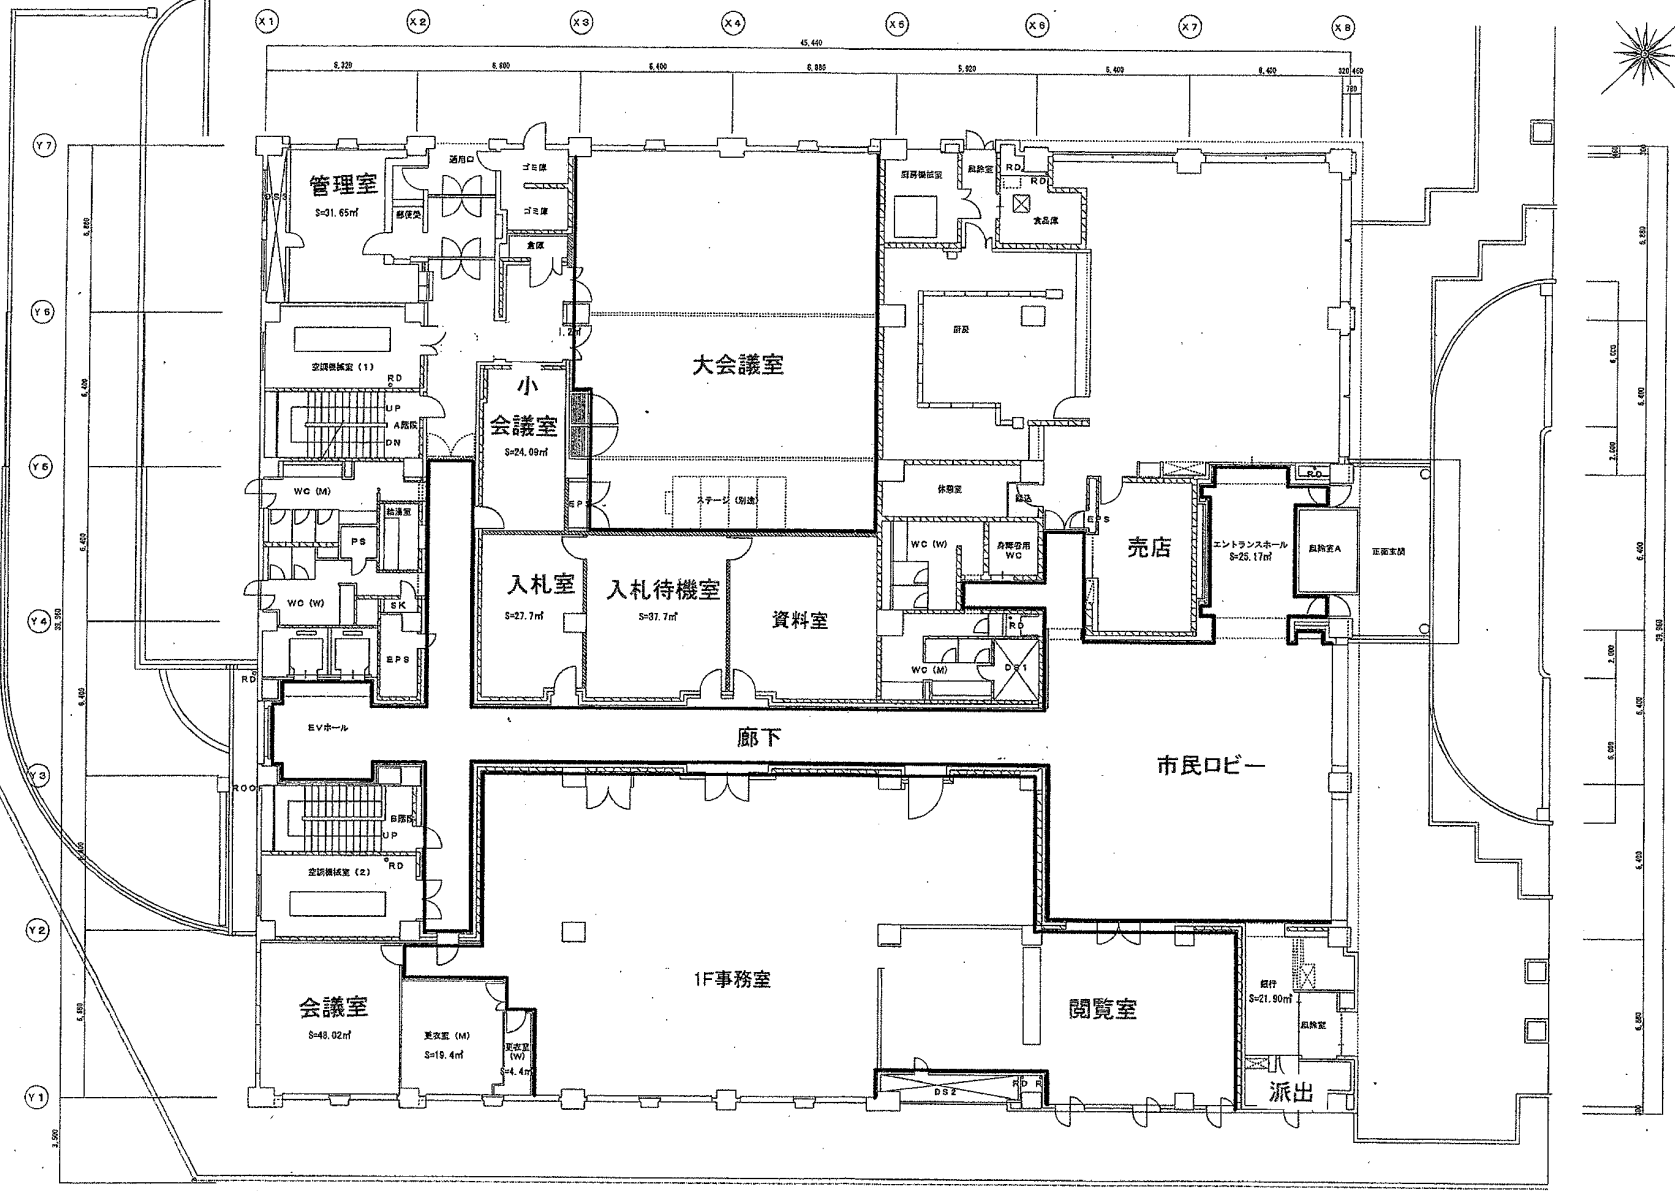



下水道庁舎建物

別冊名称 図尺 単位 単位 作成年月日 図番  
 地下1階平面図 S=1/100



S = 排煙区画面積  
 E<sub>1</sub> = 必要排煙口面積 (S/50)  
 E<sub>2</sub> = 実排煙面積

5.320	8.800	8.400	8.800	5.920	8.400	8.400	20.400
5.320	8.800	8.400	8.800	5.920	8.400	8.400	45.200
							700

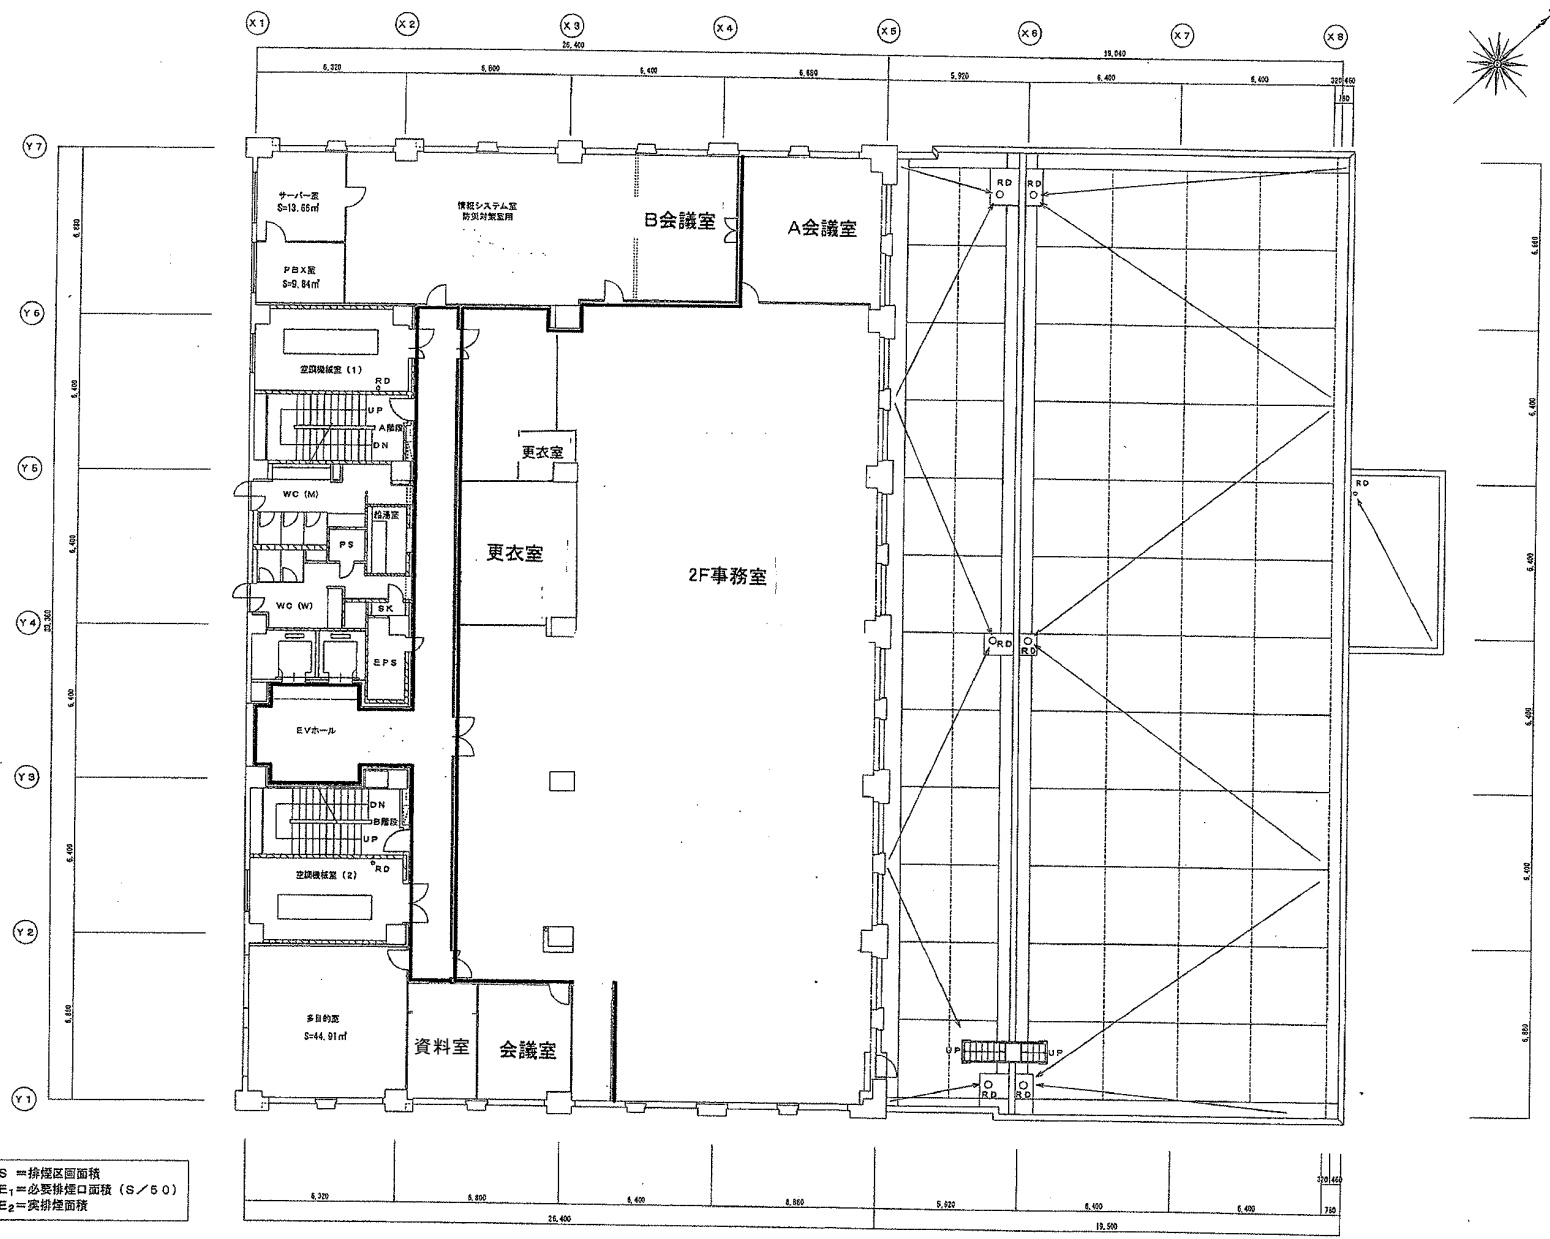


S = 排煙区画面積  
 E<sub>1</sub> = 必要排煙口面積 (S/60)  
 E<sub>2</sub> = 実排煙面積

訂正事項  
 \_\_\_\_\_  
 \_\_\_\_\_


工事名  
 下水道庁舎建物

図面番号  
 2階平面図  
 縮尺  
 S=1/100  
 枚数  
 図中  
 図外  
 作成年月日  
 図面番号

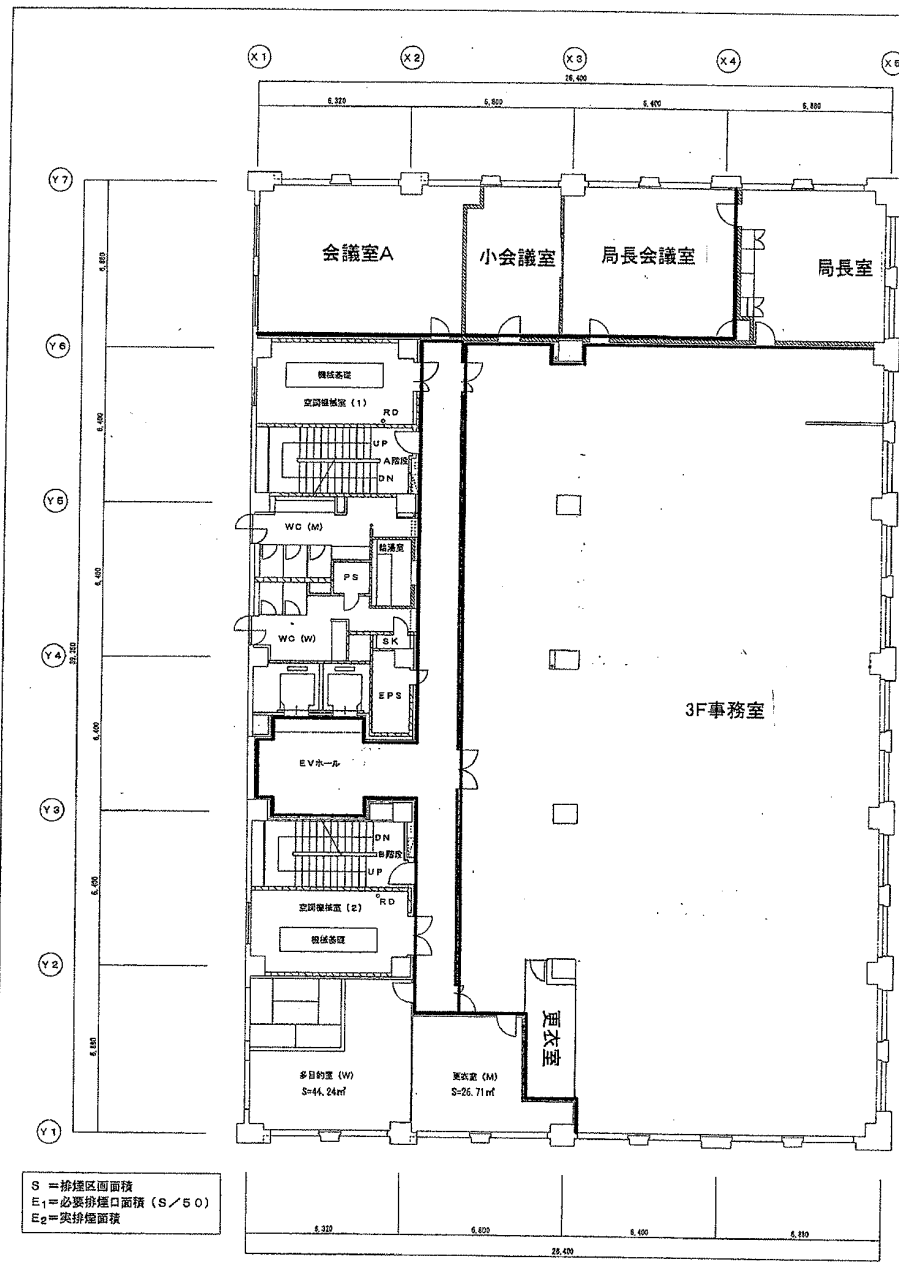


S = 換煙区画面積  
 E<sub>1</sub> = 必要排煙口面積 (S/50)  
 E<sub>2</sub> = 実排煙面積

3階平面図 S=1/100

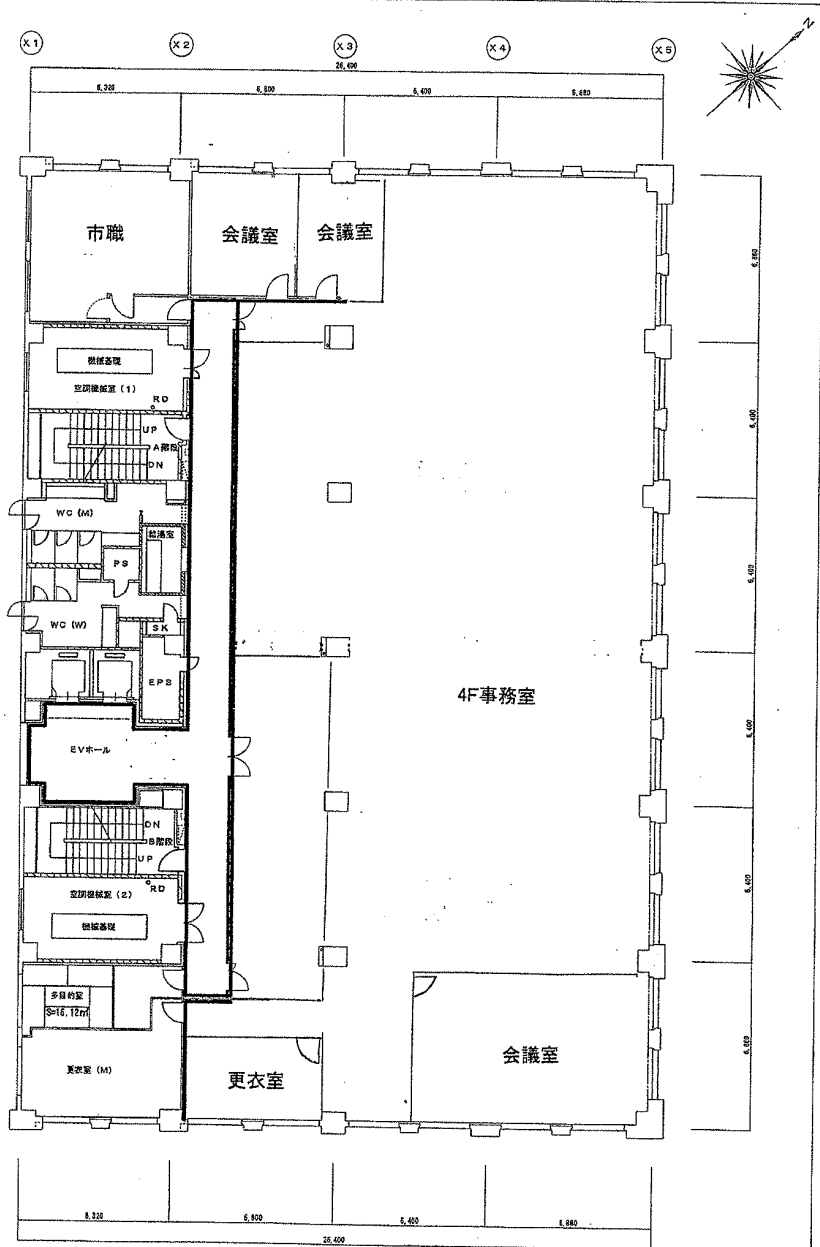

4階平面図 S=1/100

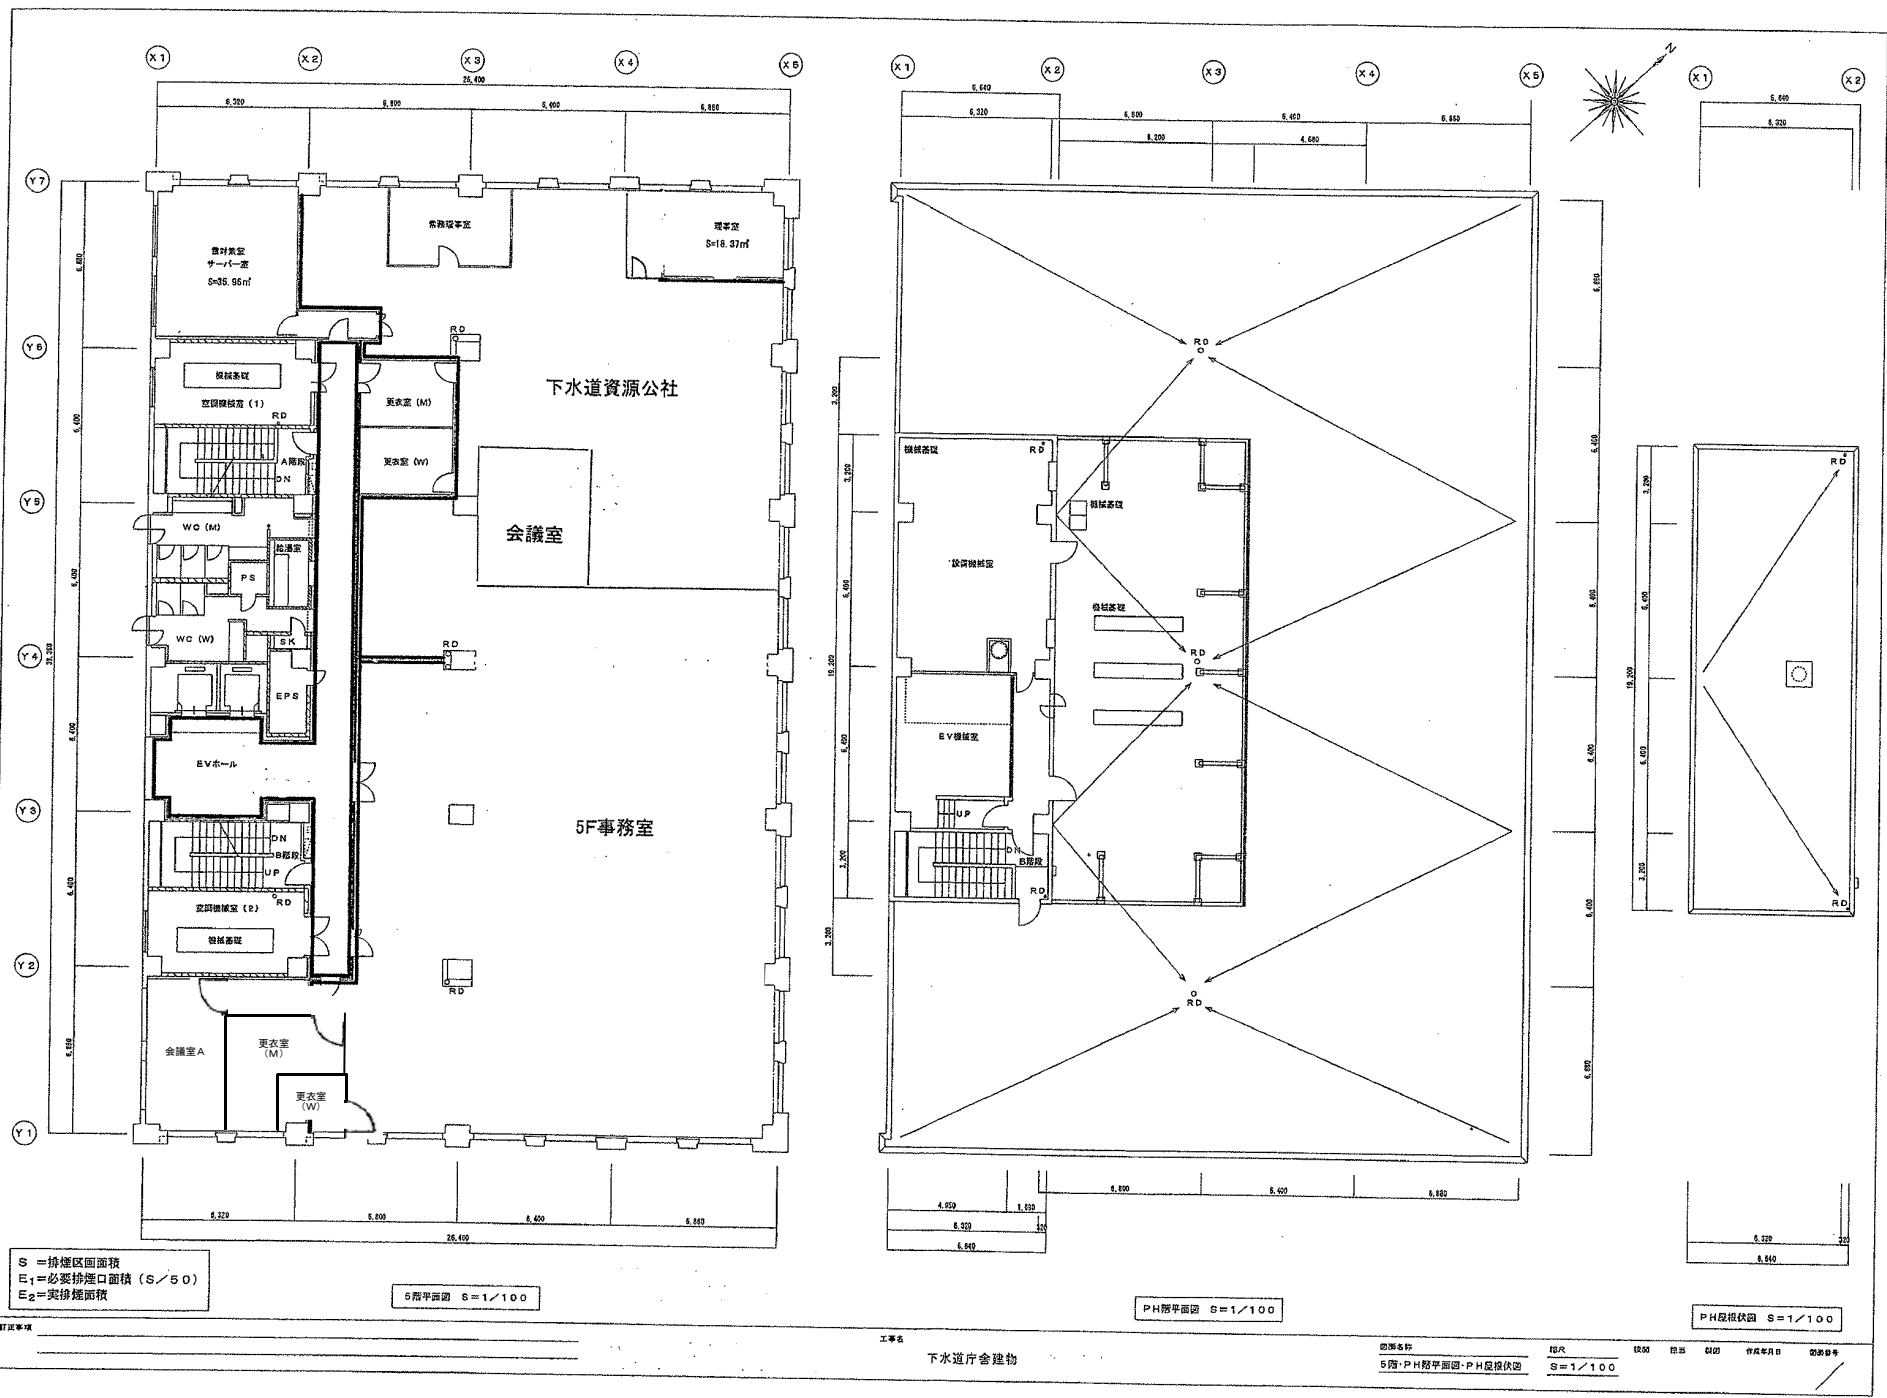

S = 排煙区画面積  
 E<sub>1</sub> = 必要排煙口面積 (S/50)  
 E<sub>2</sub> = 実排煙面積

5階平面図 S=1/100

PH階平面図 S=1/100

PH階段伏図 S=1/100