


全体配置図 S=1/800

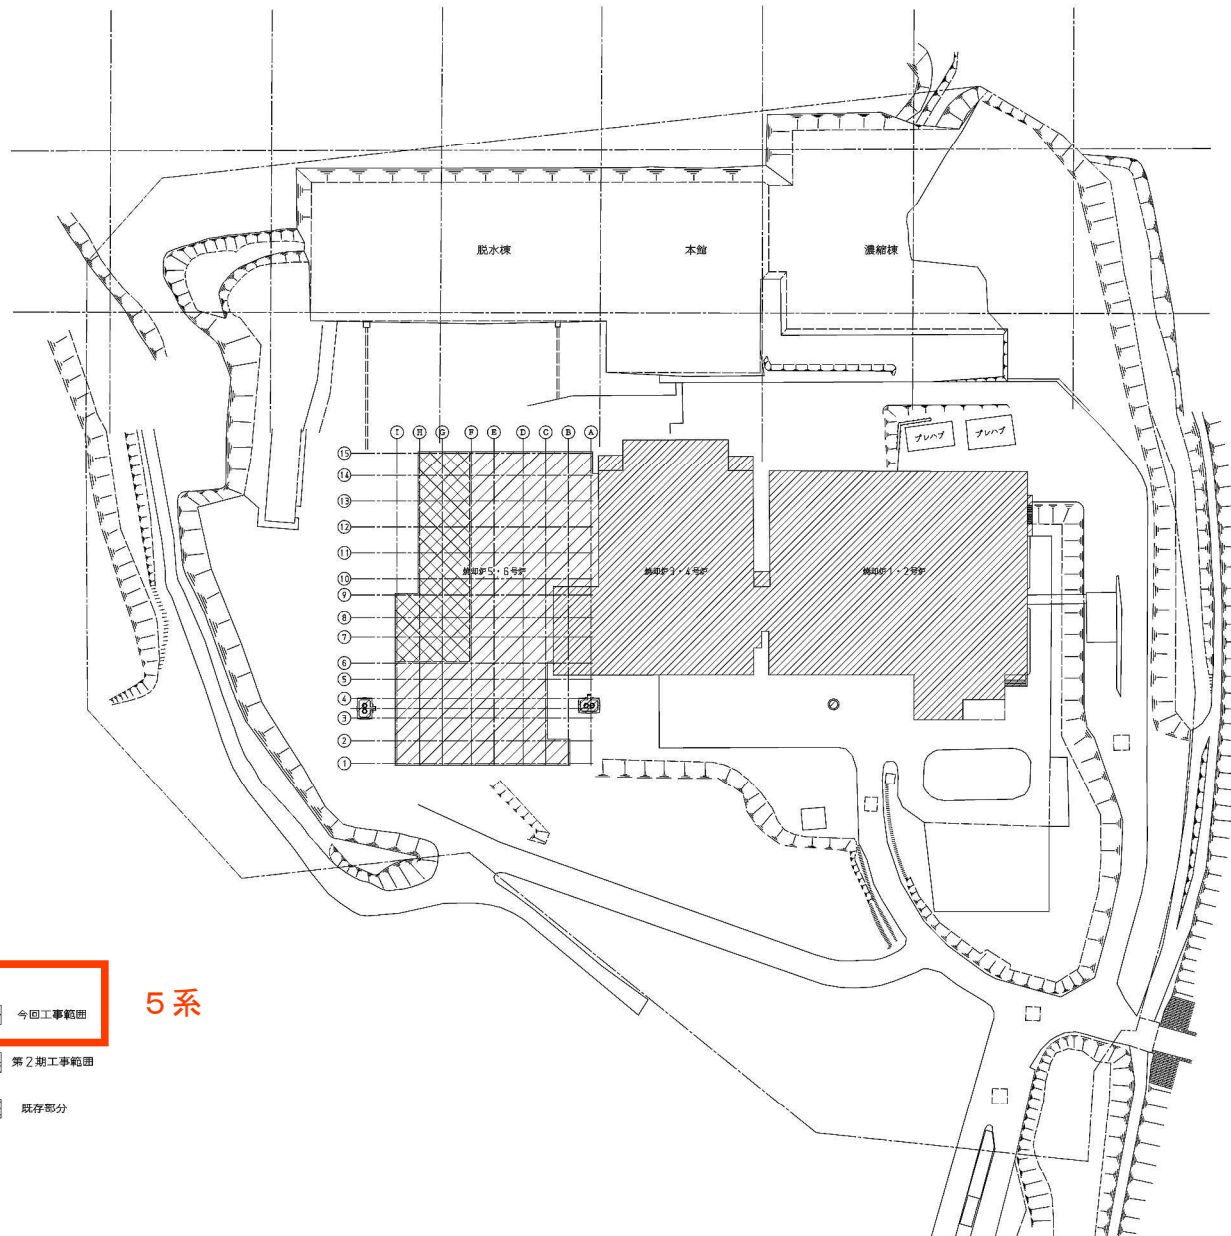


5系

今回工事範囲

第2期工事範囲

既存部分

札幌市下水道局					
工事名	国庫補助事業 西部スラッジセンター施設増設工事				
図面名	全体配置図				
区分				図番	2番
縮尺	1:800			全	案
主筆	設計	製図		平成 年 月	
株式会社 日 水 コ ン					

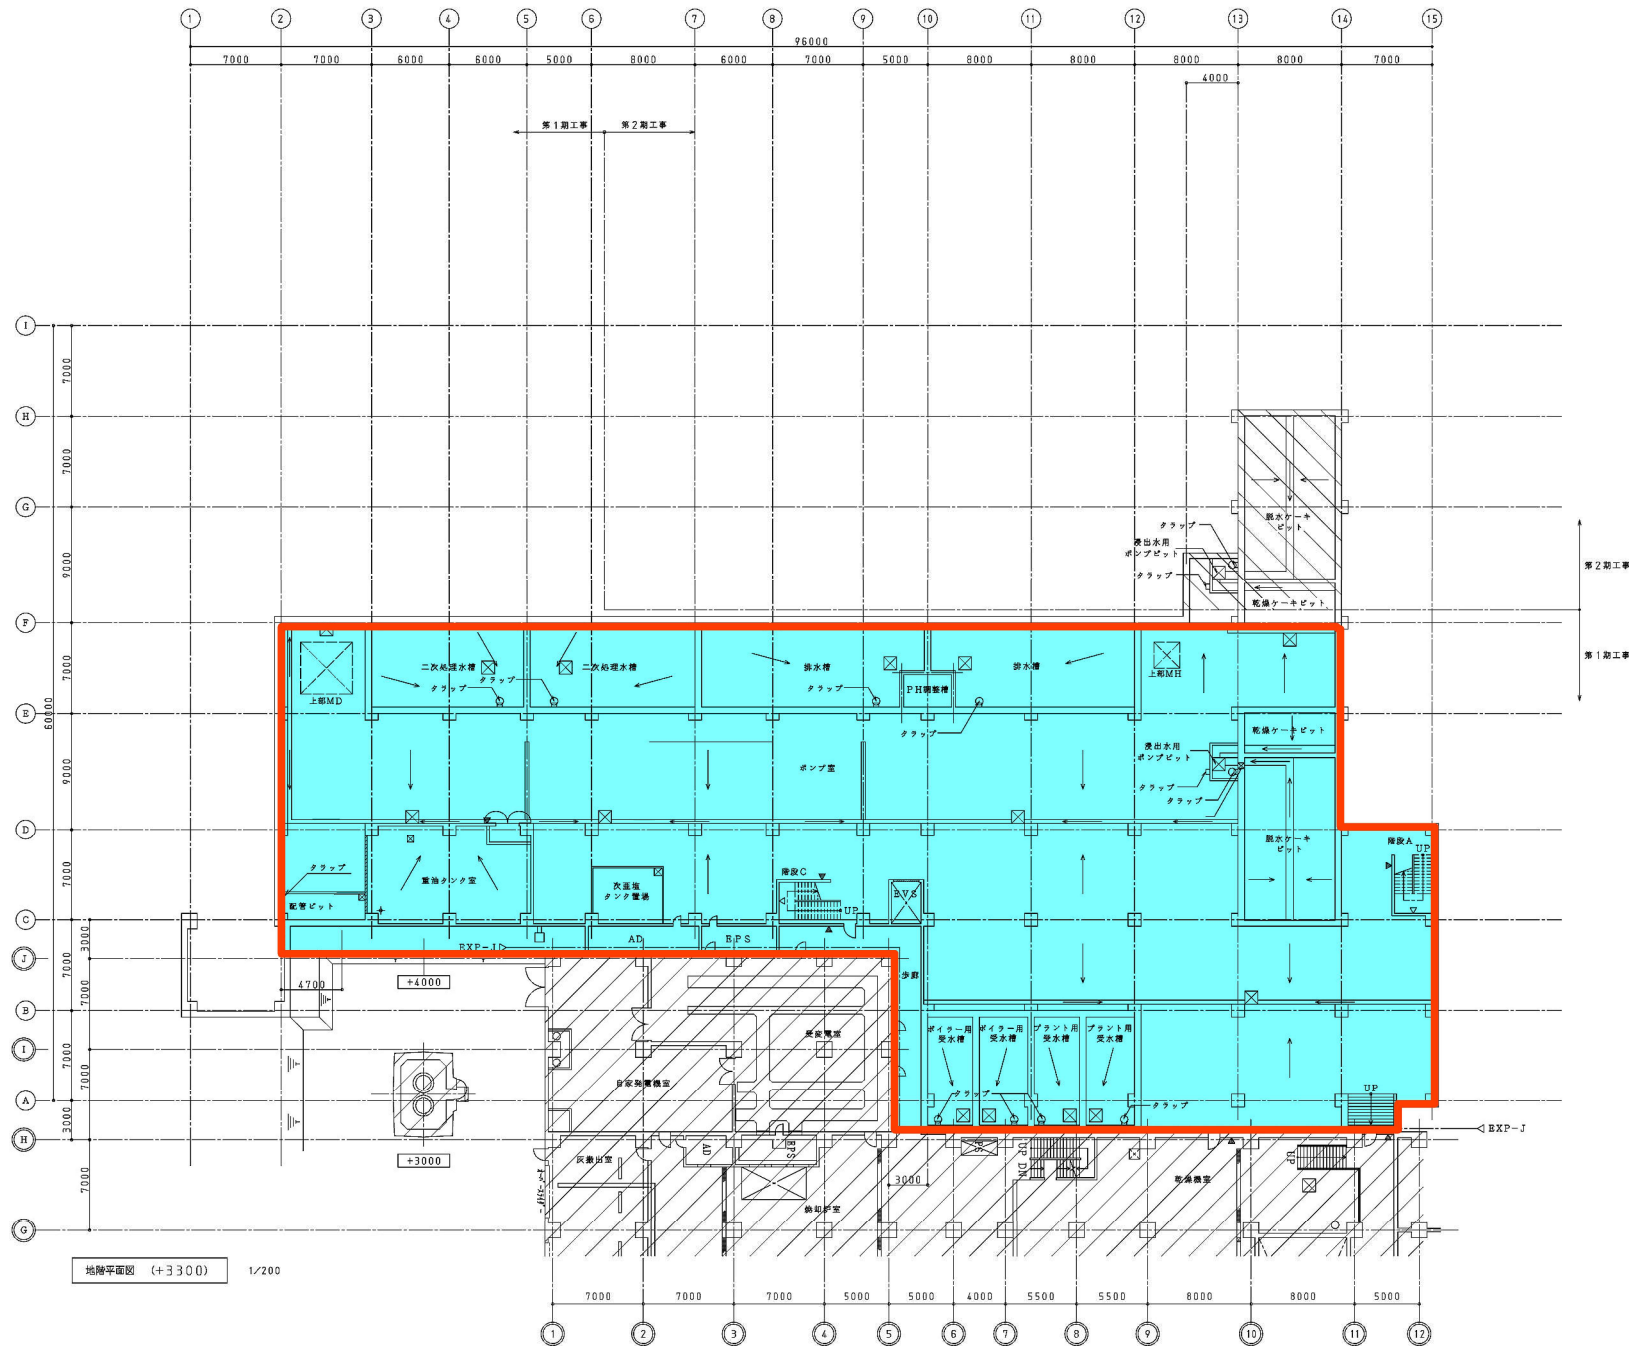


地階平面図 (+3300) 1/200

既設汚泥焼却センター

凡 例	
	施設区分
	第1期工事範囲
	第2期工事範囲
	R C造
	C B造
	排出成形セメント板
	排水栓（地階のみ）
	窓（5ヶ所）
	階段表示（2ヶ所）
	R Dパイプ

数量は1期工事分を示す

札幌市下水道局			
工事名	都市計画事業 有明スラッシュセンター敷地造成増設工事		
図面名	地階平面図		
区分		図番	20番
縮尺	1:200	図全	葉
主査	設計	監製	平成 年 月
株式会社 日 水 コ ン			

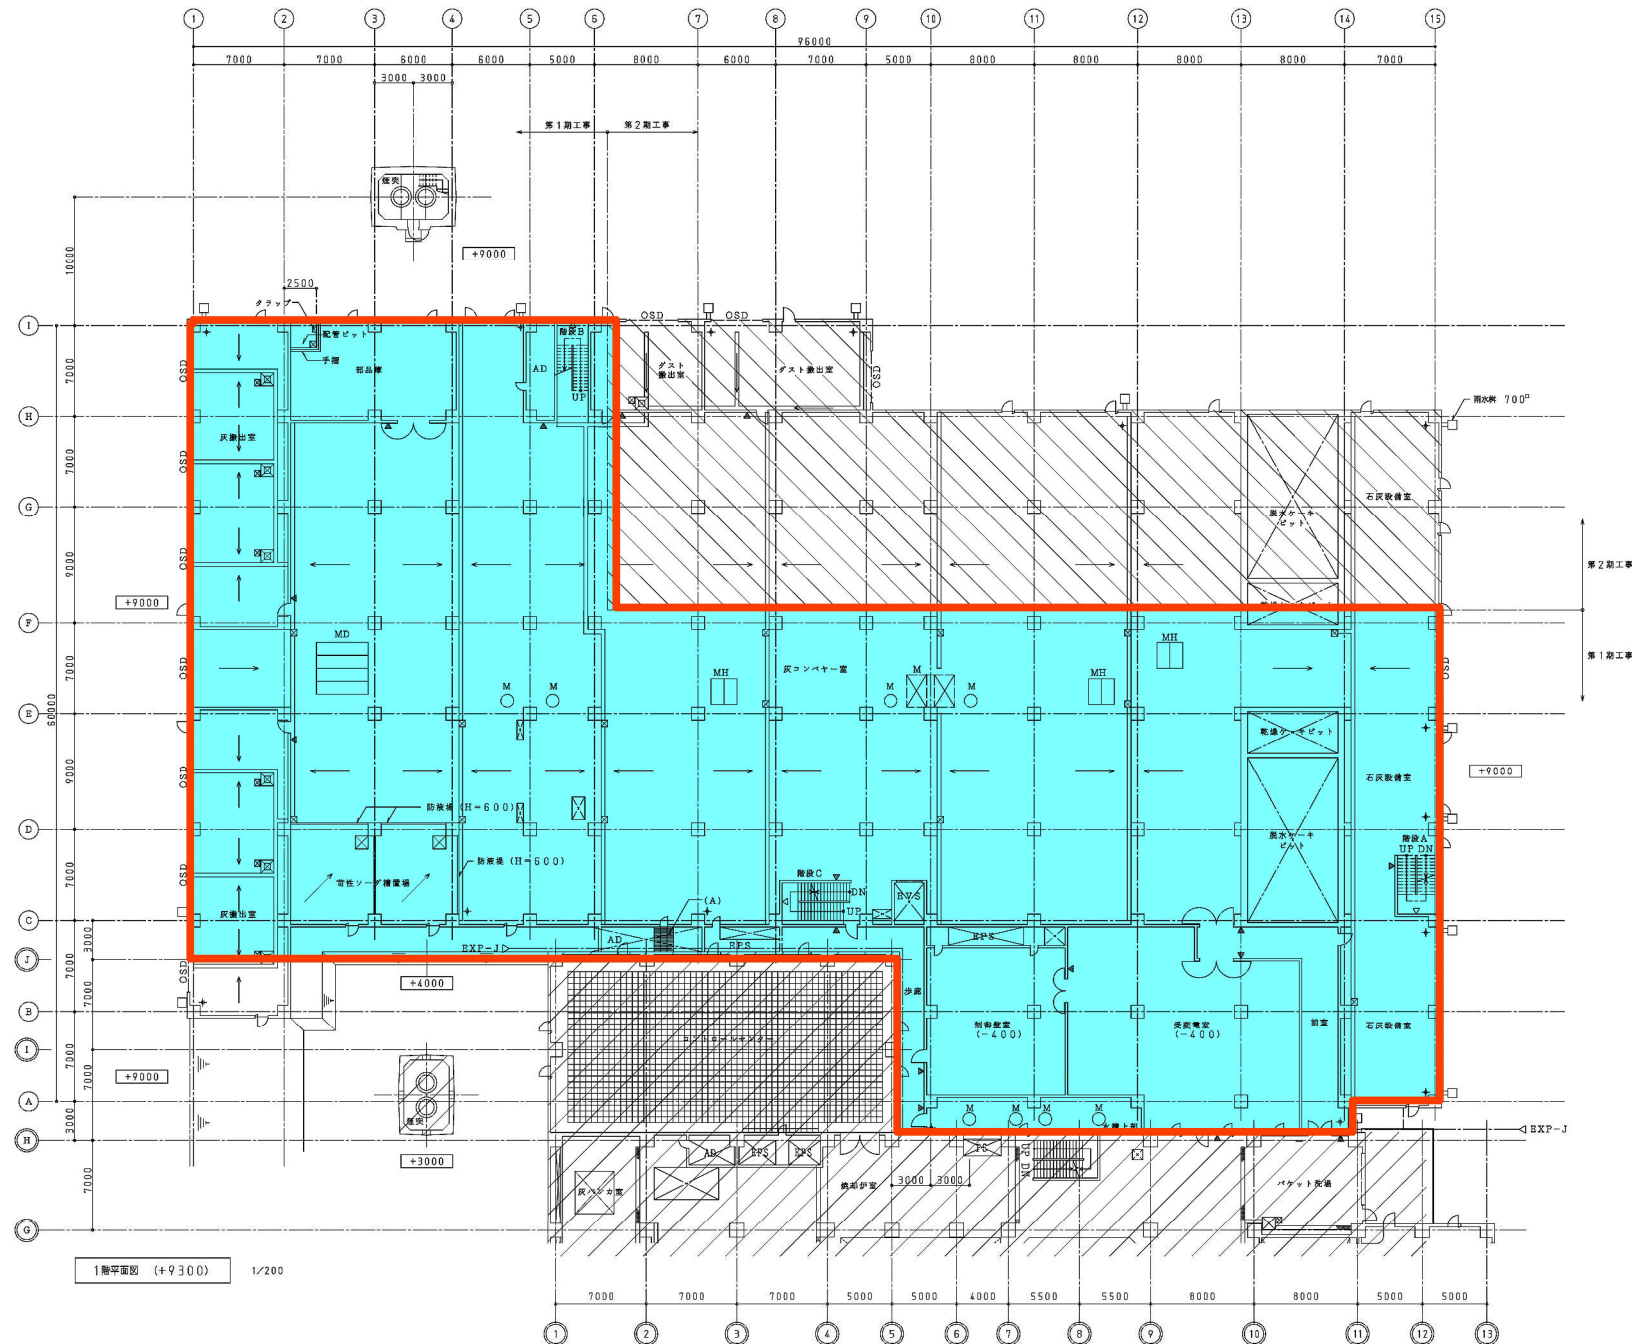

凡 例	
	施設部分
	第1期工事範囲
	第2期工事範囲
	R.C造
	C.B造
	押出成形セメント板
	排水栓（地盤のみ）
	窓名札（14ヶ所）
	階段表示（3ヶ所）
	R.Dパイプ

数量は1期工事分を示す

札幌市下水道局			
工事名	既存施設事業 既存スラッシュャンター施設増設増設工事		
図面名	1階平面図		
区分		図番	21番
縮尺	1:200	図全	全
主 査	設 計	監 理	平成 年 月
株式会社 日 水 コ ン			

