



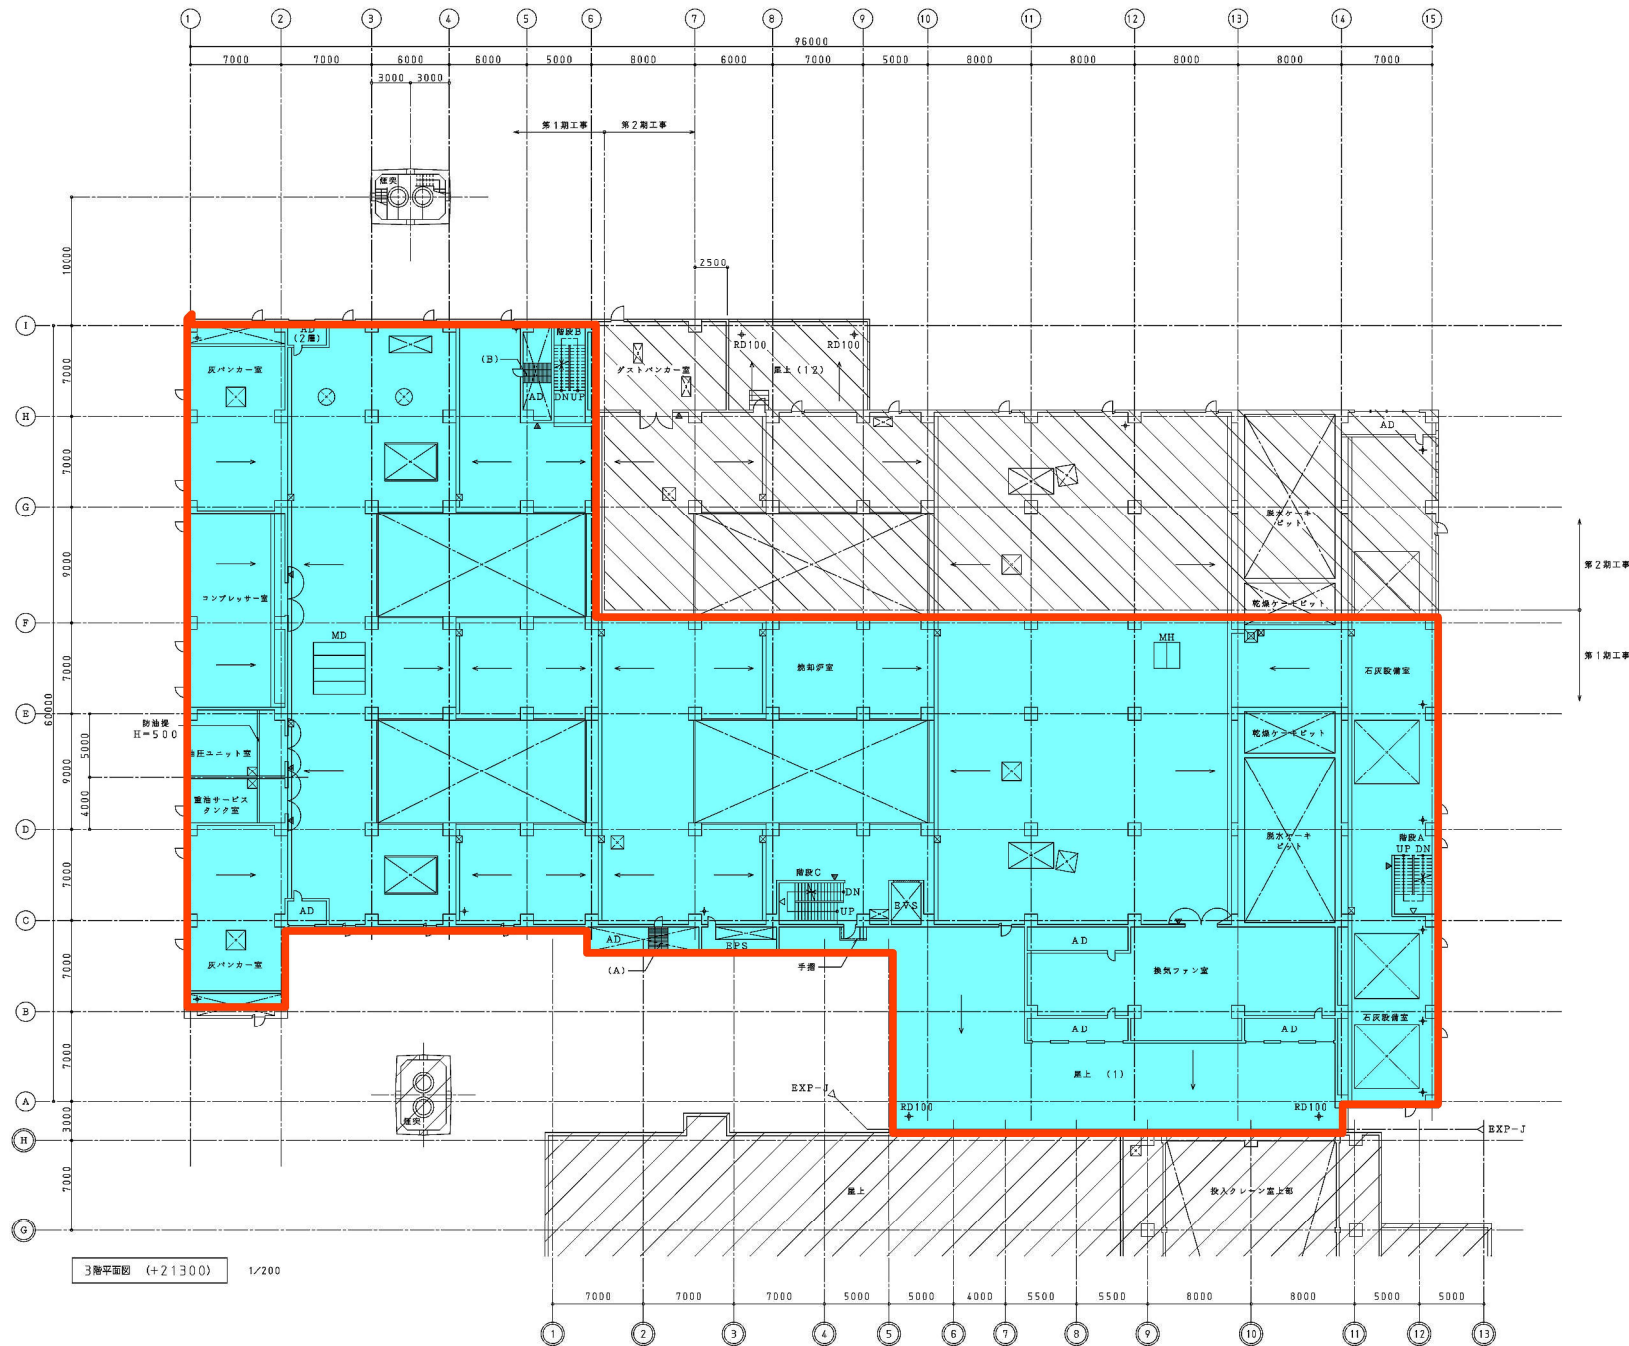

凡 例	
	施設部分
	第1期工事範囲
	第2期工事範囲
	R.C造
	C.B造
	押出成形セメント板
	排水栓 (地盤のみ)
	変形レ (7ヶ所)
	階段表示 (3ヶ所)
	R.Dパイプ

数量は1期工事分を示す


札幌市下水道局			
工事名	市営緑地事業 有明スラッシュセンター焼却施設増設工事		
図面名	3階平面図		
区分		図番	23番
縮尺	1:200	図全	葉
主査	設計	監製	平成 年 月
株式会社 日 水 コ ン			

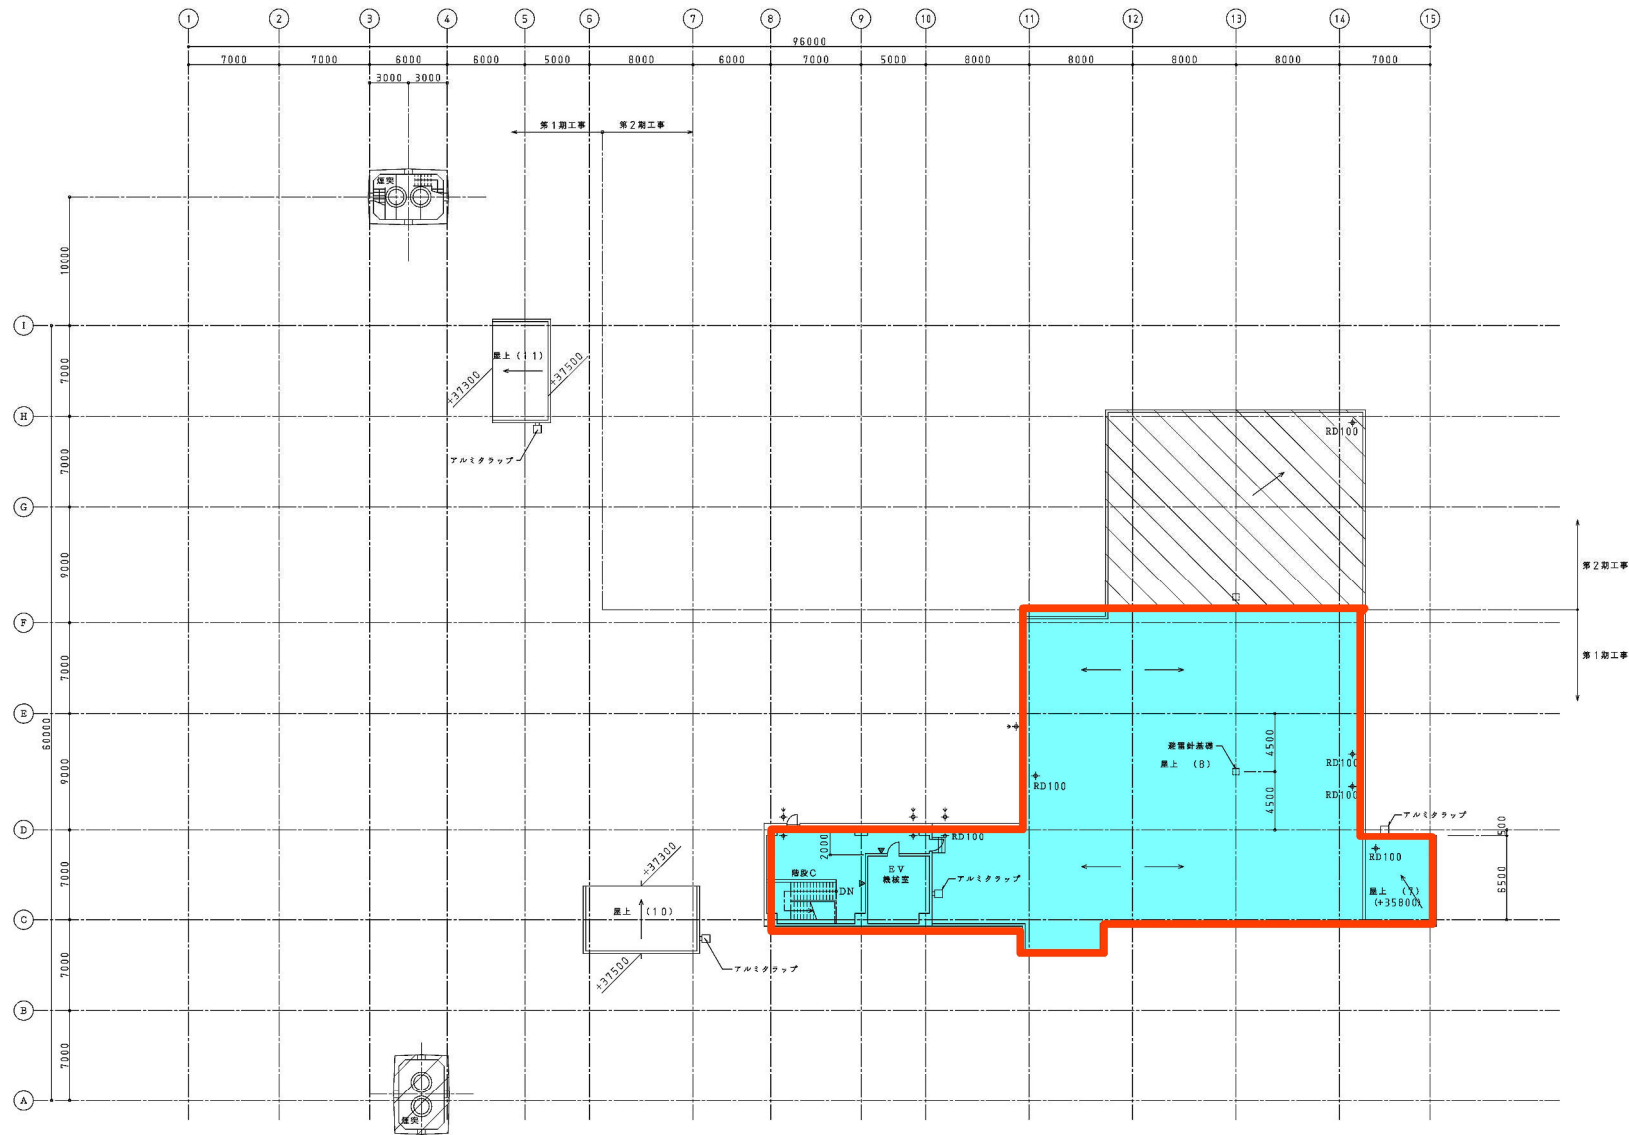

凡 例	
	取捨部分
	第1期工事範囲
	第2期工事範囲
	R.C造
	C.B造
	押出成形セメント板
	排水柵（地盤のみ）
	変圧札（2ヶ所）
	警報表示
	R.D.パイプ

取捨は1期工事分を示す

塔屋平面図 (+38300) 1/200

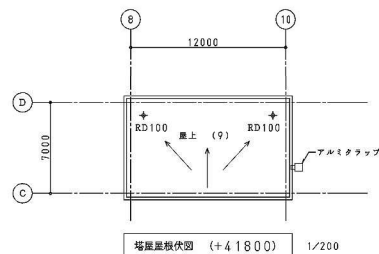

札幌市下水道局			
工事名	国庫補正事業 百部スラッシュセンター施設増設工事		
図面名	塔屋平面図		
区分		図番	26番
縮尺	1:200	図全	全
主査	設計	監理	平成 年 月
株式会社 日 水 コ ン			