


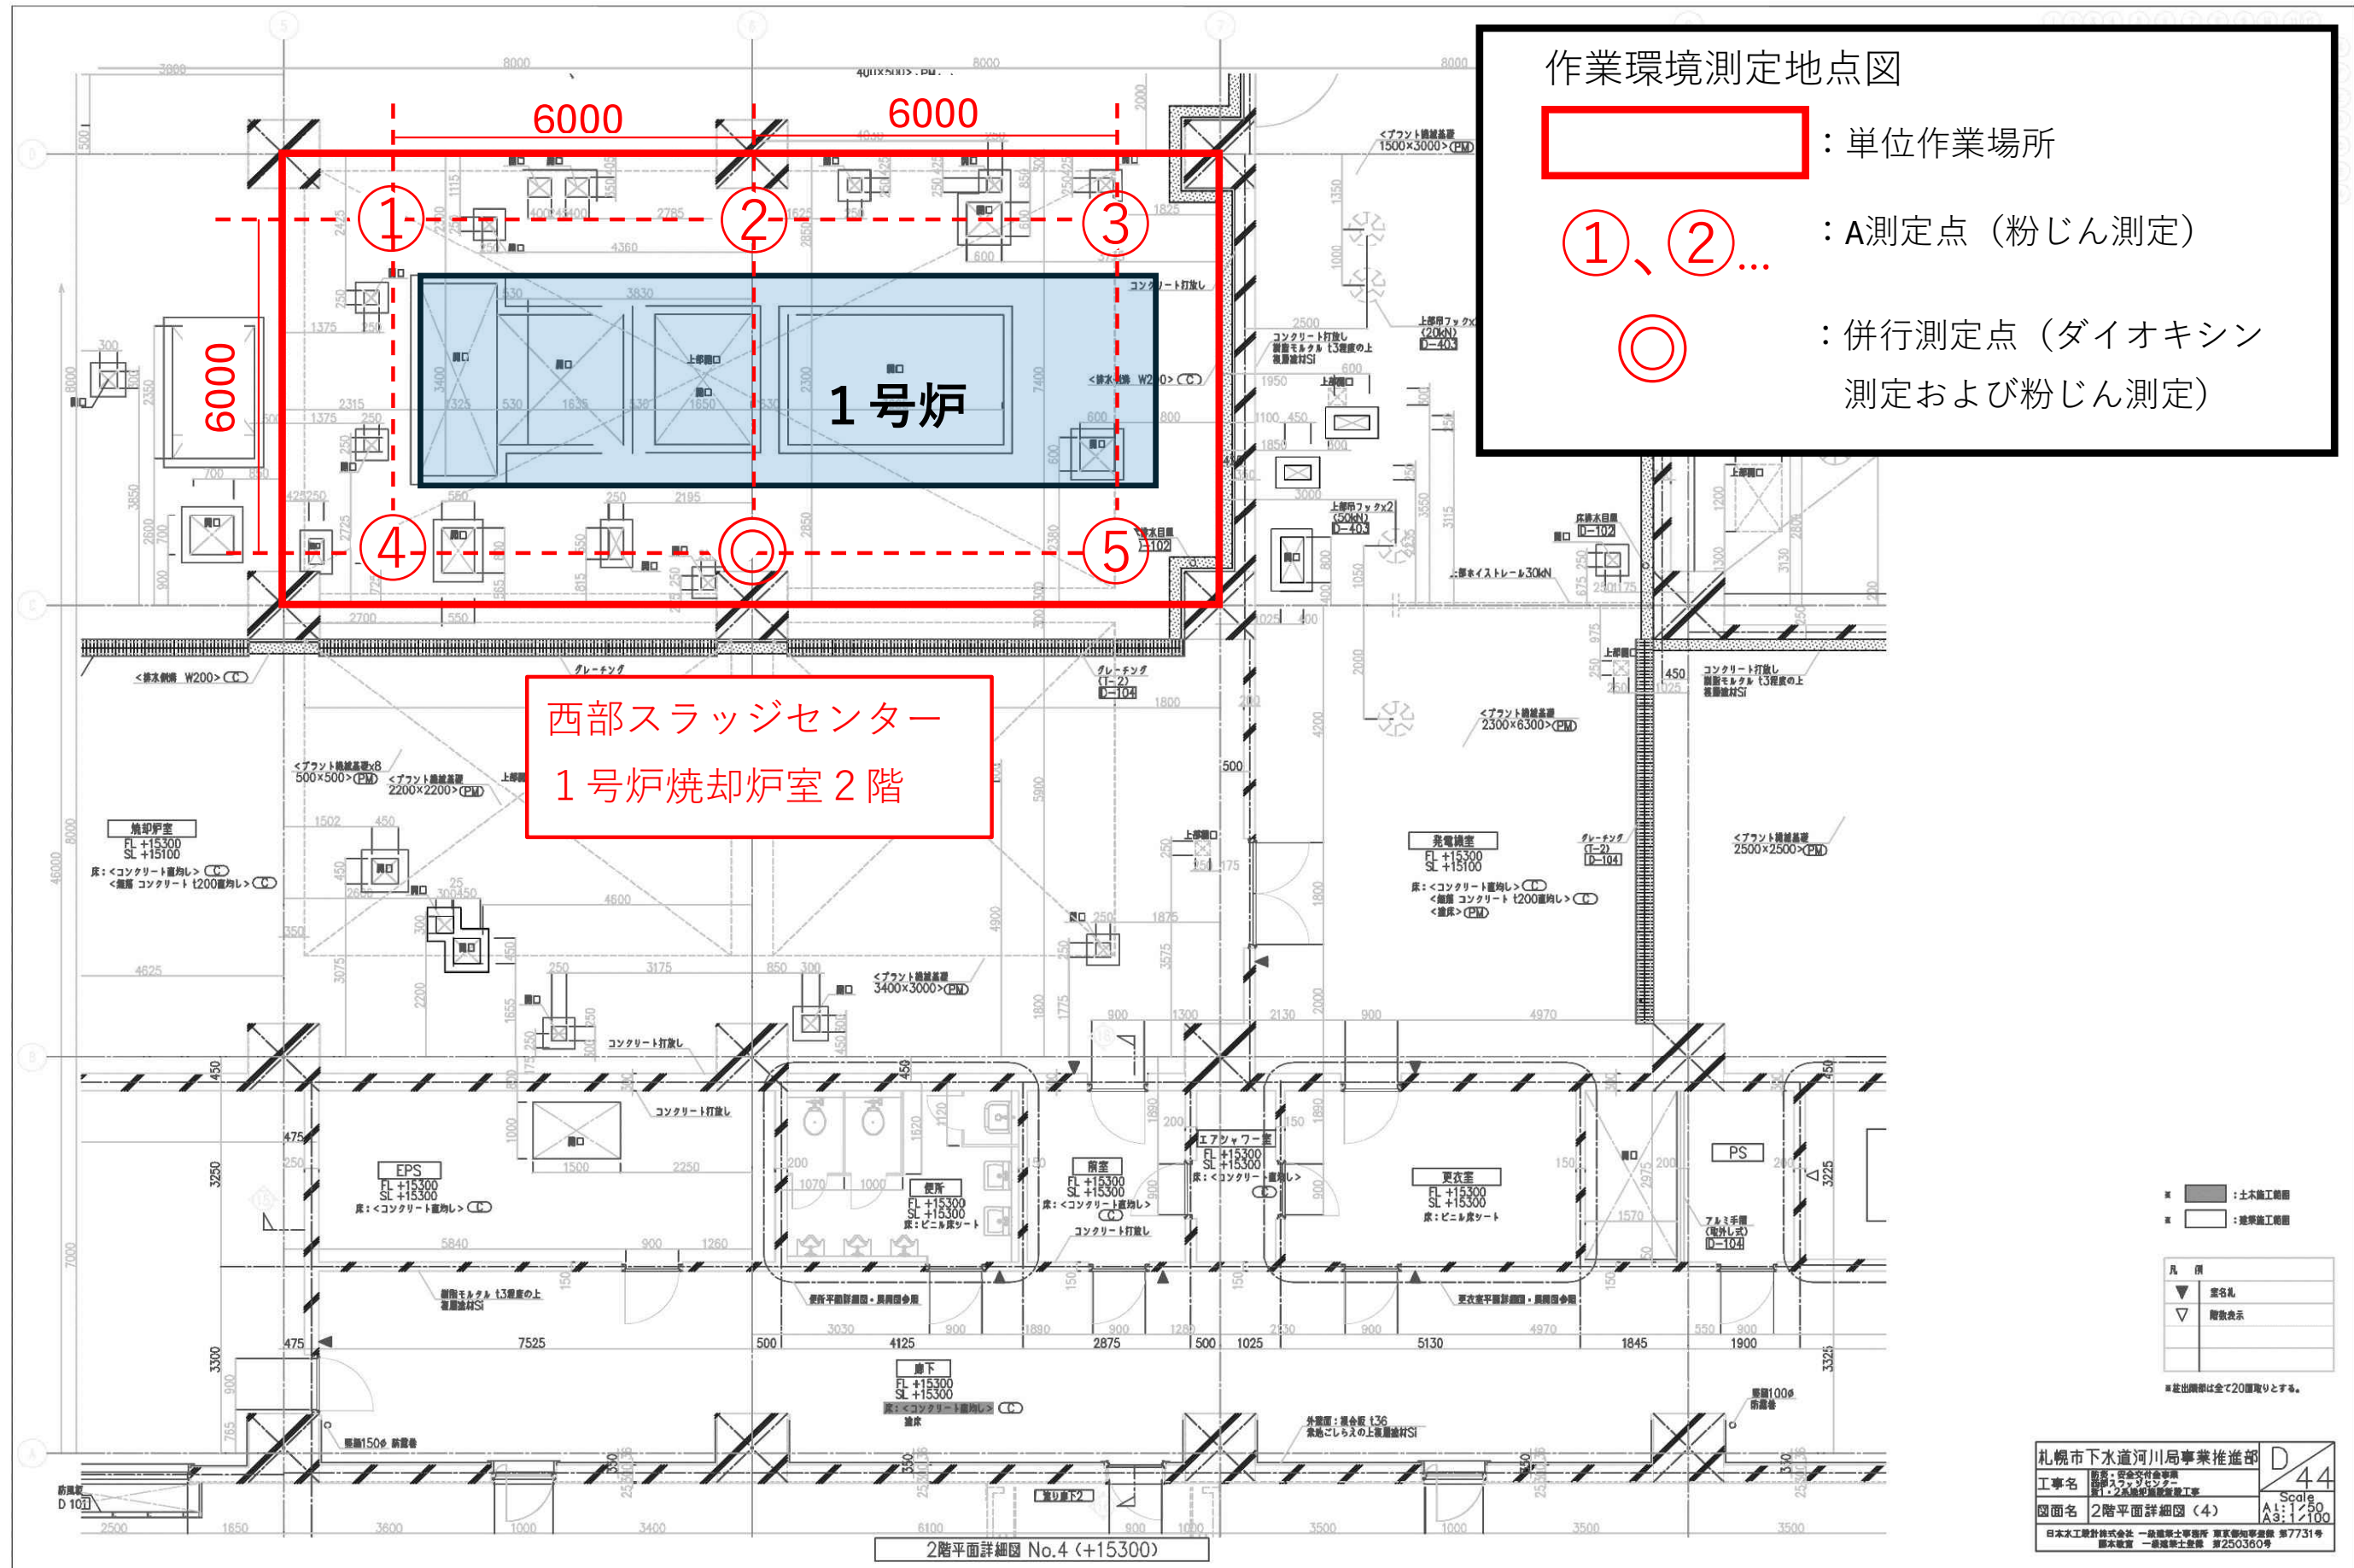

作業環境測定地点図

：単位作業場所

①、②...：A測定点（粉じん測定）

：併行測定点（ダイオキシン測定および粉じん測定）

西部スラッジセンター
1号炉焼却炉室 2階

：土木施工範囲
：建築施工範囲

凡例	
▼	室名札
▽	階段表示

※ 註出開閉は全て20開閉とする。

札幌市下水道河川局事業推進部

工事名 西部スラッジセンター
1号炉焼却炉室2階工事

図面名 2階平面詳細図(4)

日本水工設計株式会社 一級建築士事務所 東京支店 第7731号
図本数量 一級建築士事務所 第250360号


D44
Scale
A1:1/50
A3:1/100

作業環境測定地点図

：単位作業場所

①、②...：A測定点（粉じん測定）

◎：併行測定点（ダイオキシン測定および粉じん測定）

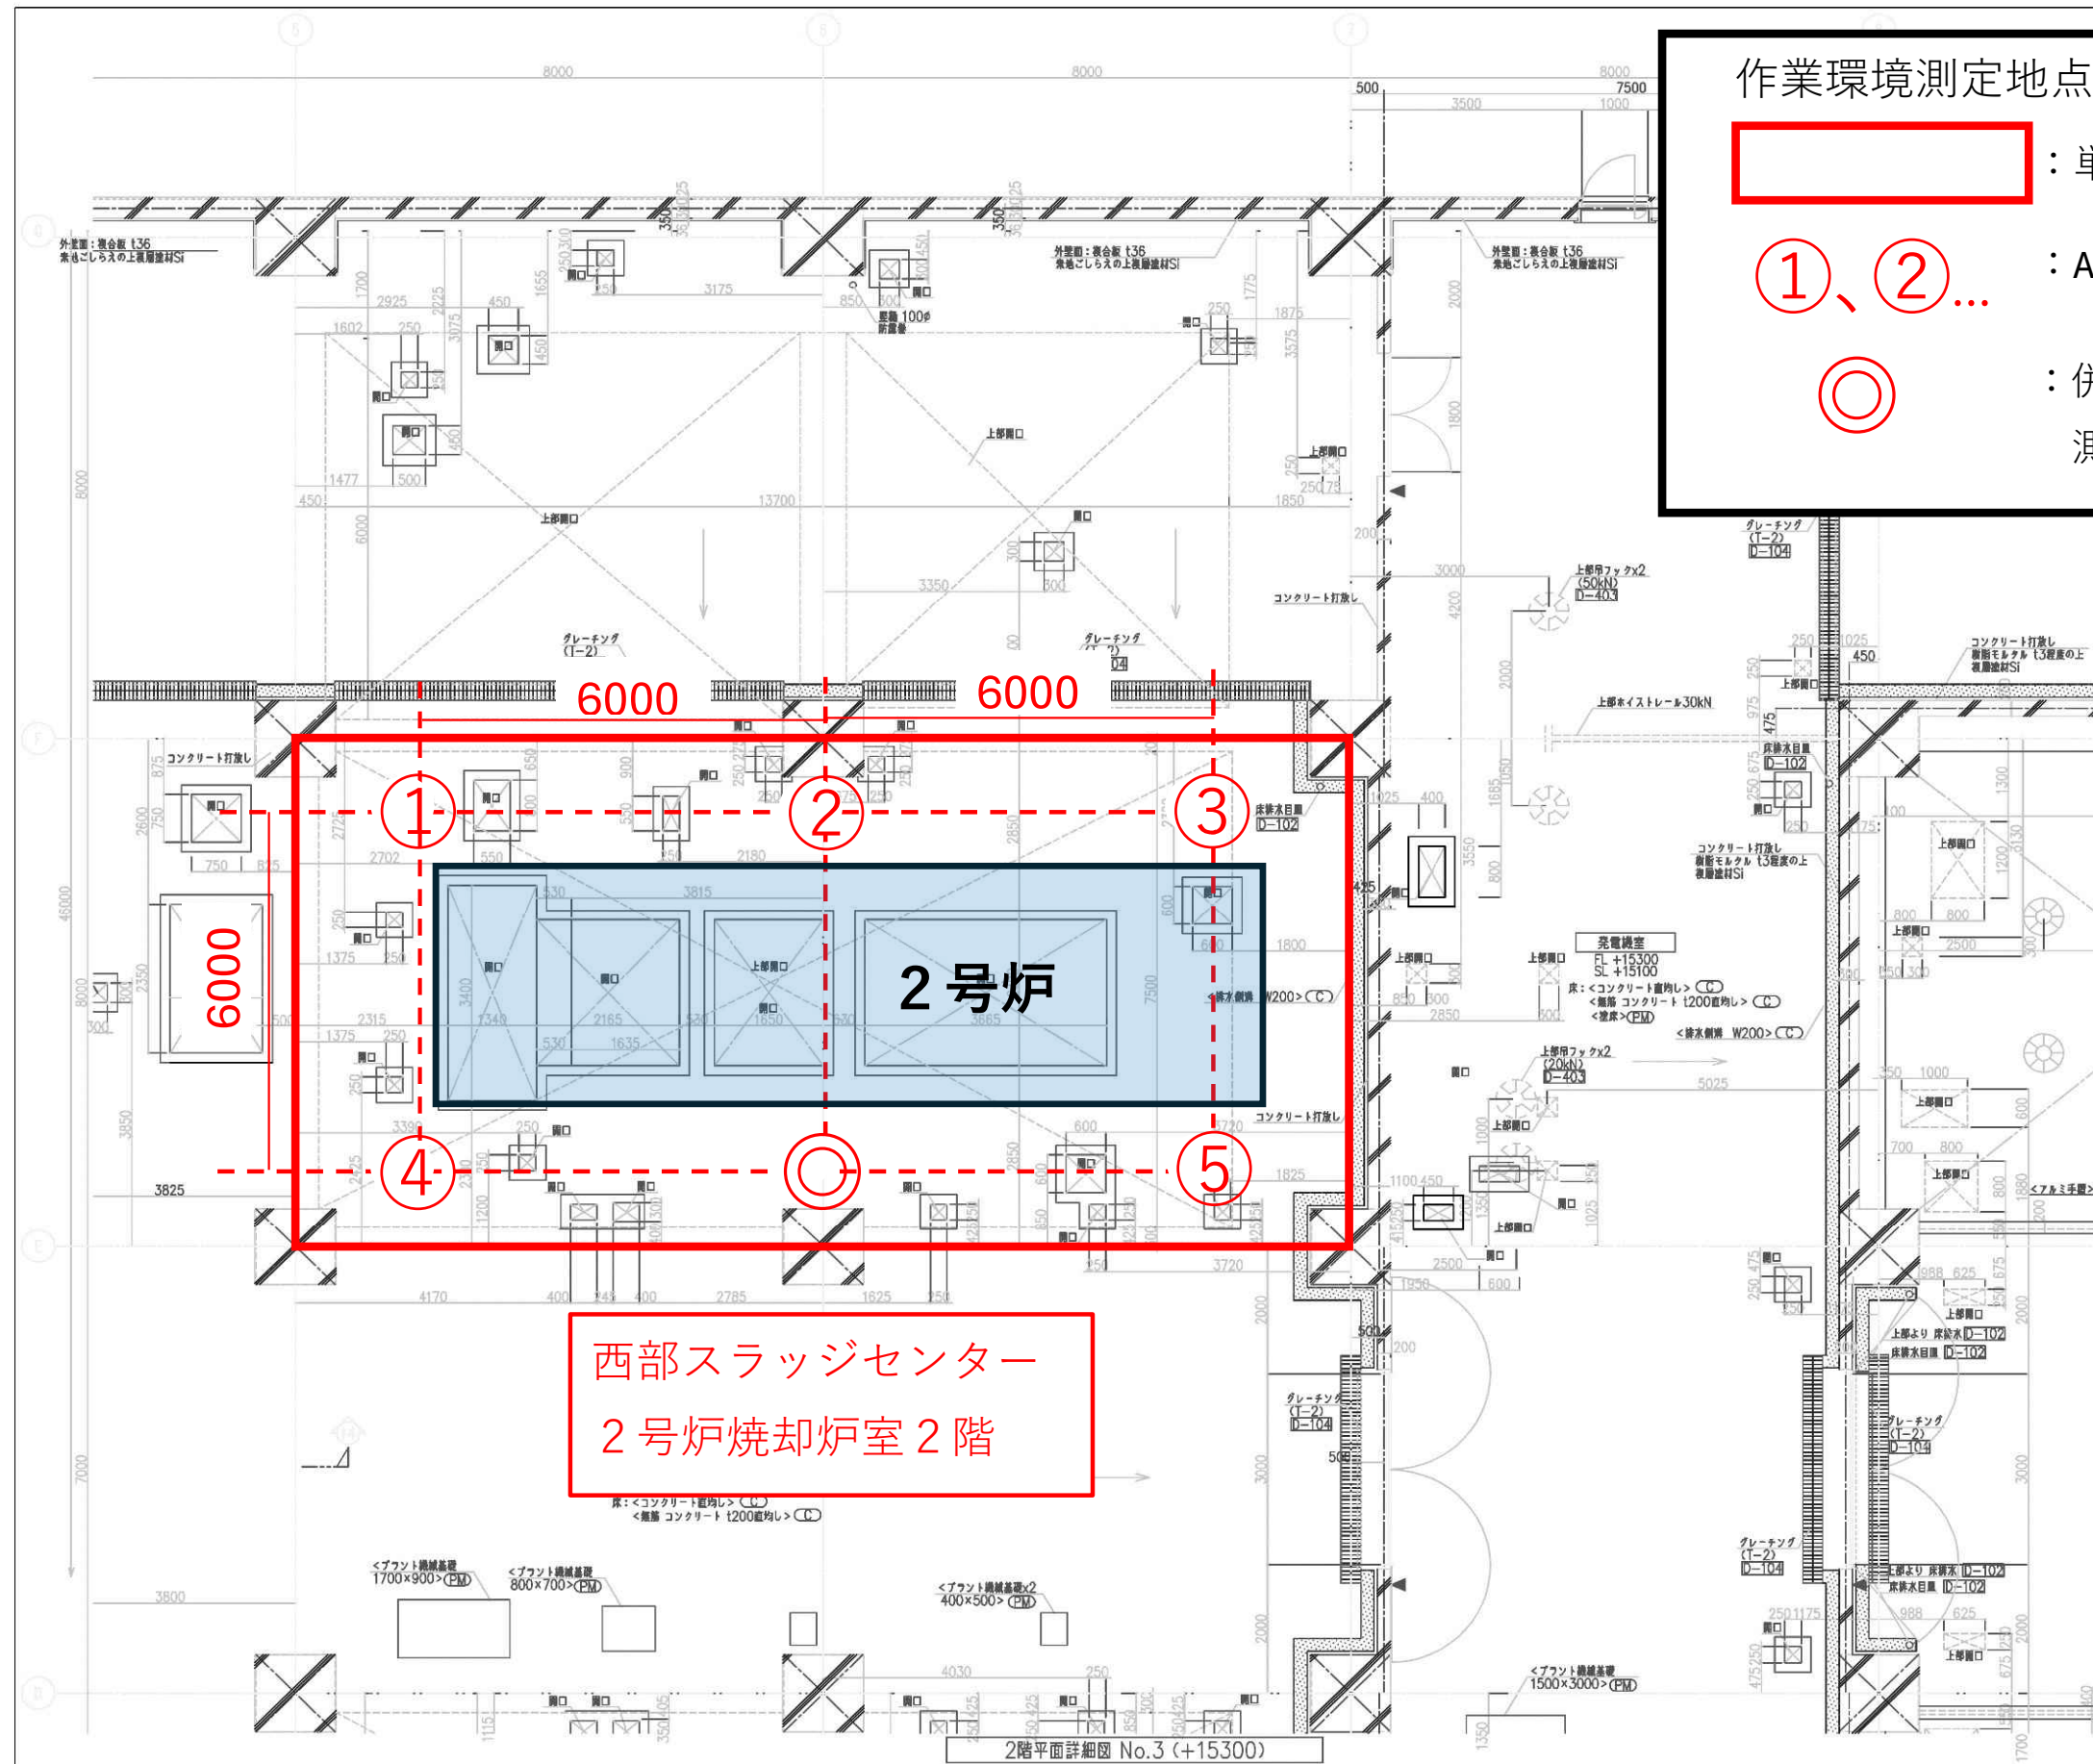

西部スラッジセンター
2号炉焼却炉室2階


■：土木施工範囲
□：建築施工範囲

凡 例	
▼	室名札
▽	階数表示

※注出図部は全て200mm取りとする。

札幌市下水道河川局事業推進部	D43
工事名 西部スラッジセンター 2号炉焼却炉室2階	Scale A1:1/50 A3:1/100
図面名 2階平面詳細図(3)	
日本水工設計株式会社 一級建築士事務所 東京御幸事務所 第7731号 御本所 一級建築士事務所 第250360号	

2階平面詳細図 No.3 (+15300)

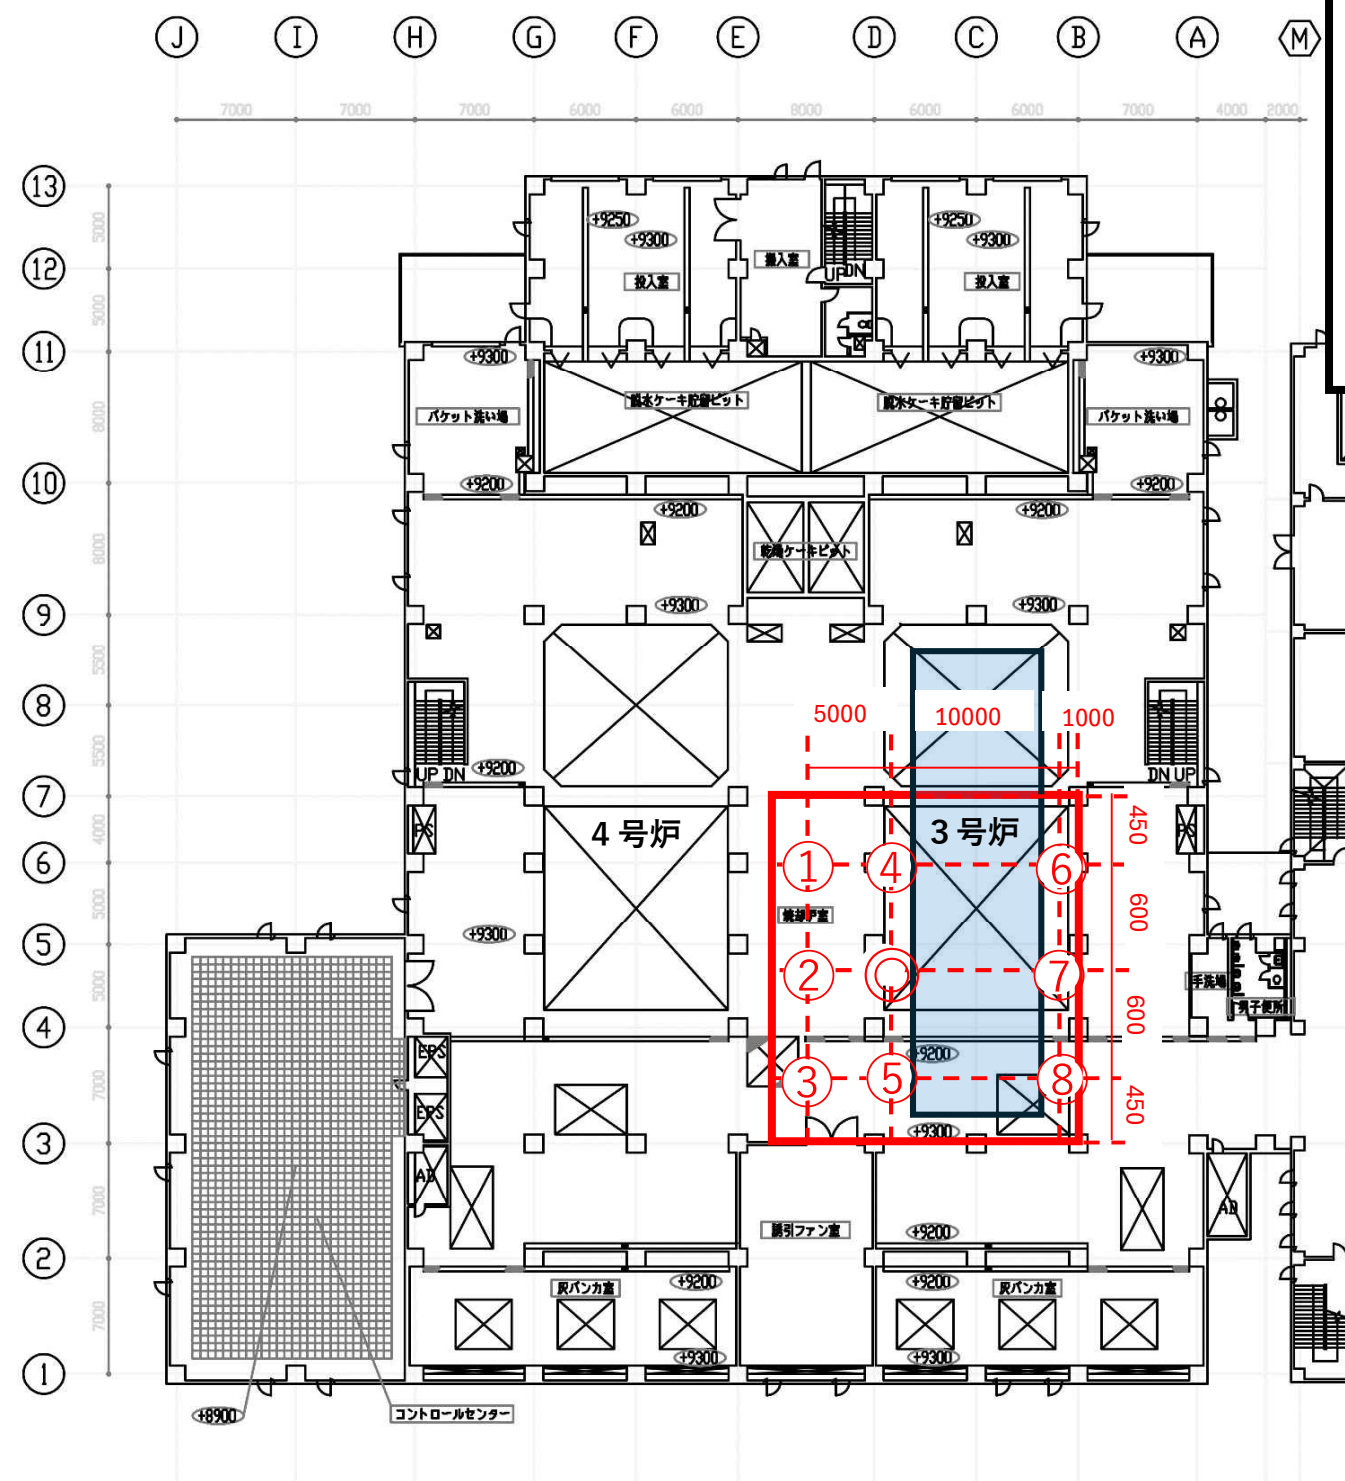

作業環境測定地点図


: 単位作業場所

①、②... : A測定点 (粉じん測定)

◎ : 併行測定点 (ダイオキシン測定および粉じん測定)

西部スラッジセンター
3・4号炉焼却炉室2階

札幌市下水道局工務部		
工事名	手稲下水汚泥焼却センター	
図面名	工場棟(3・4号炉)2F	
製 表	製 図	Scale 1 / 200
年 月	年 月	

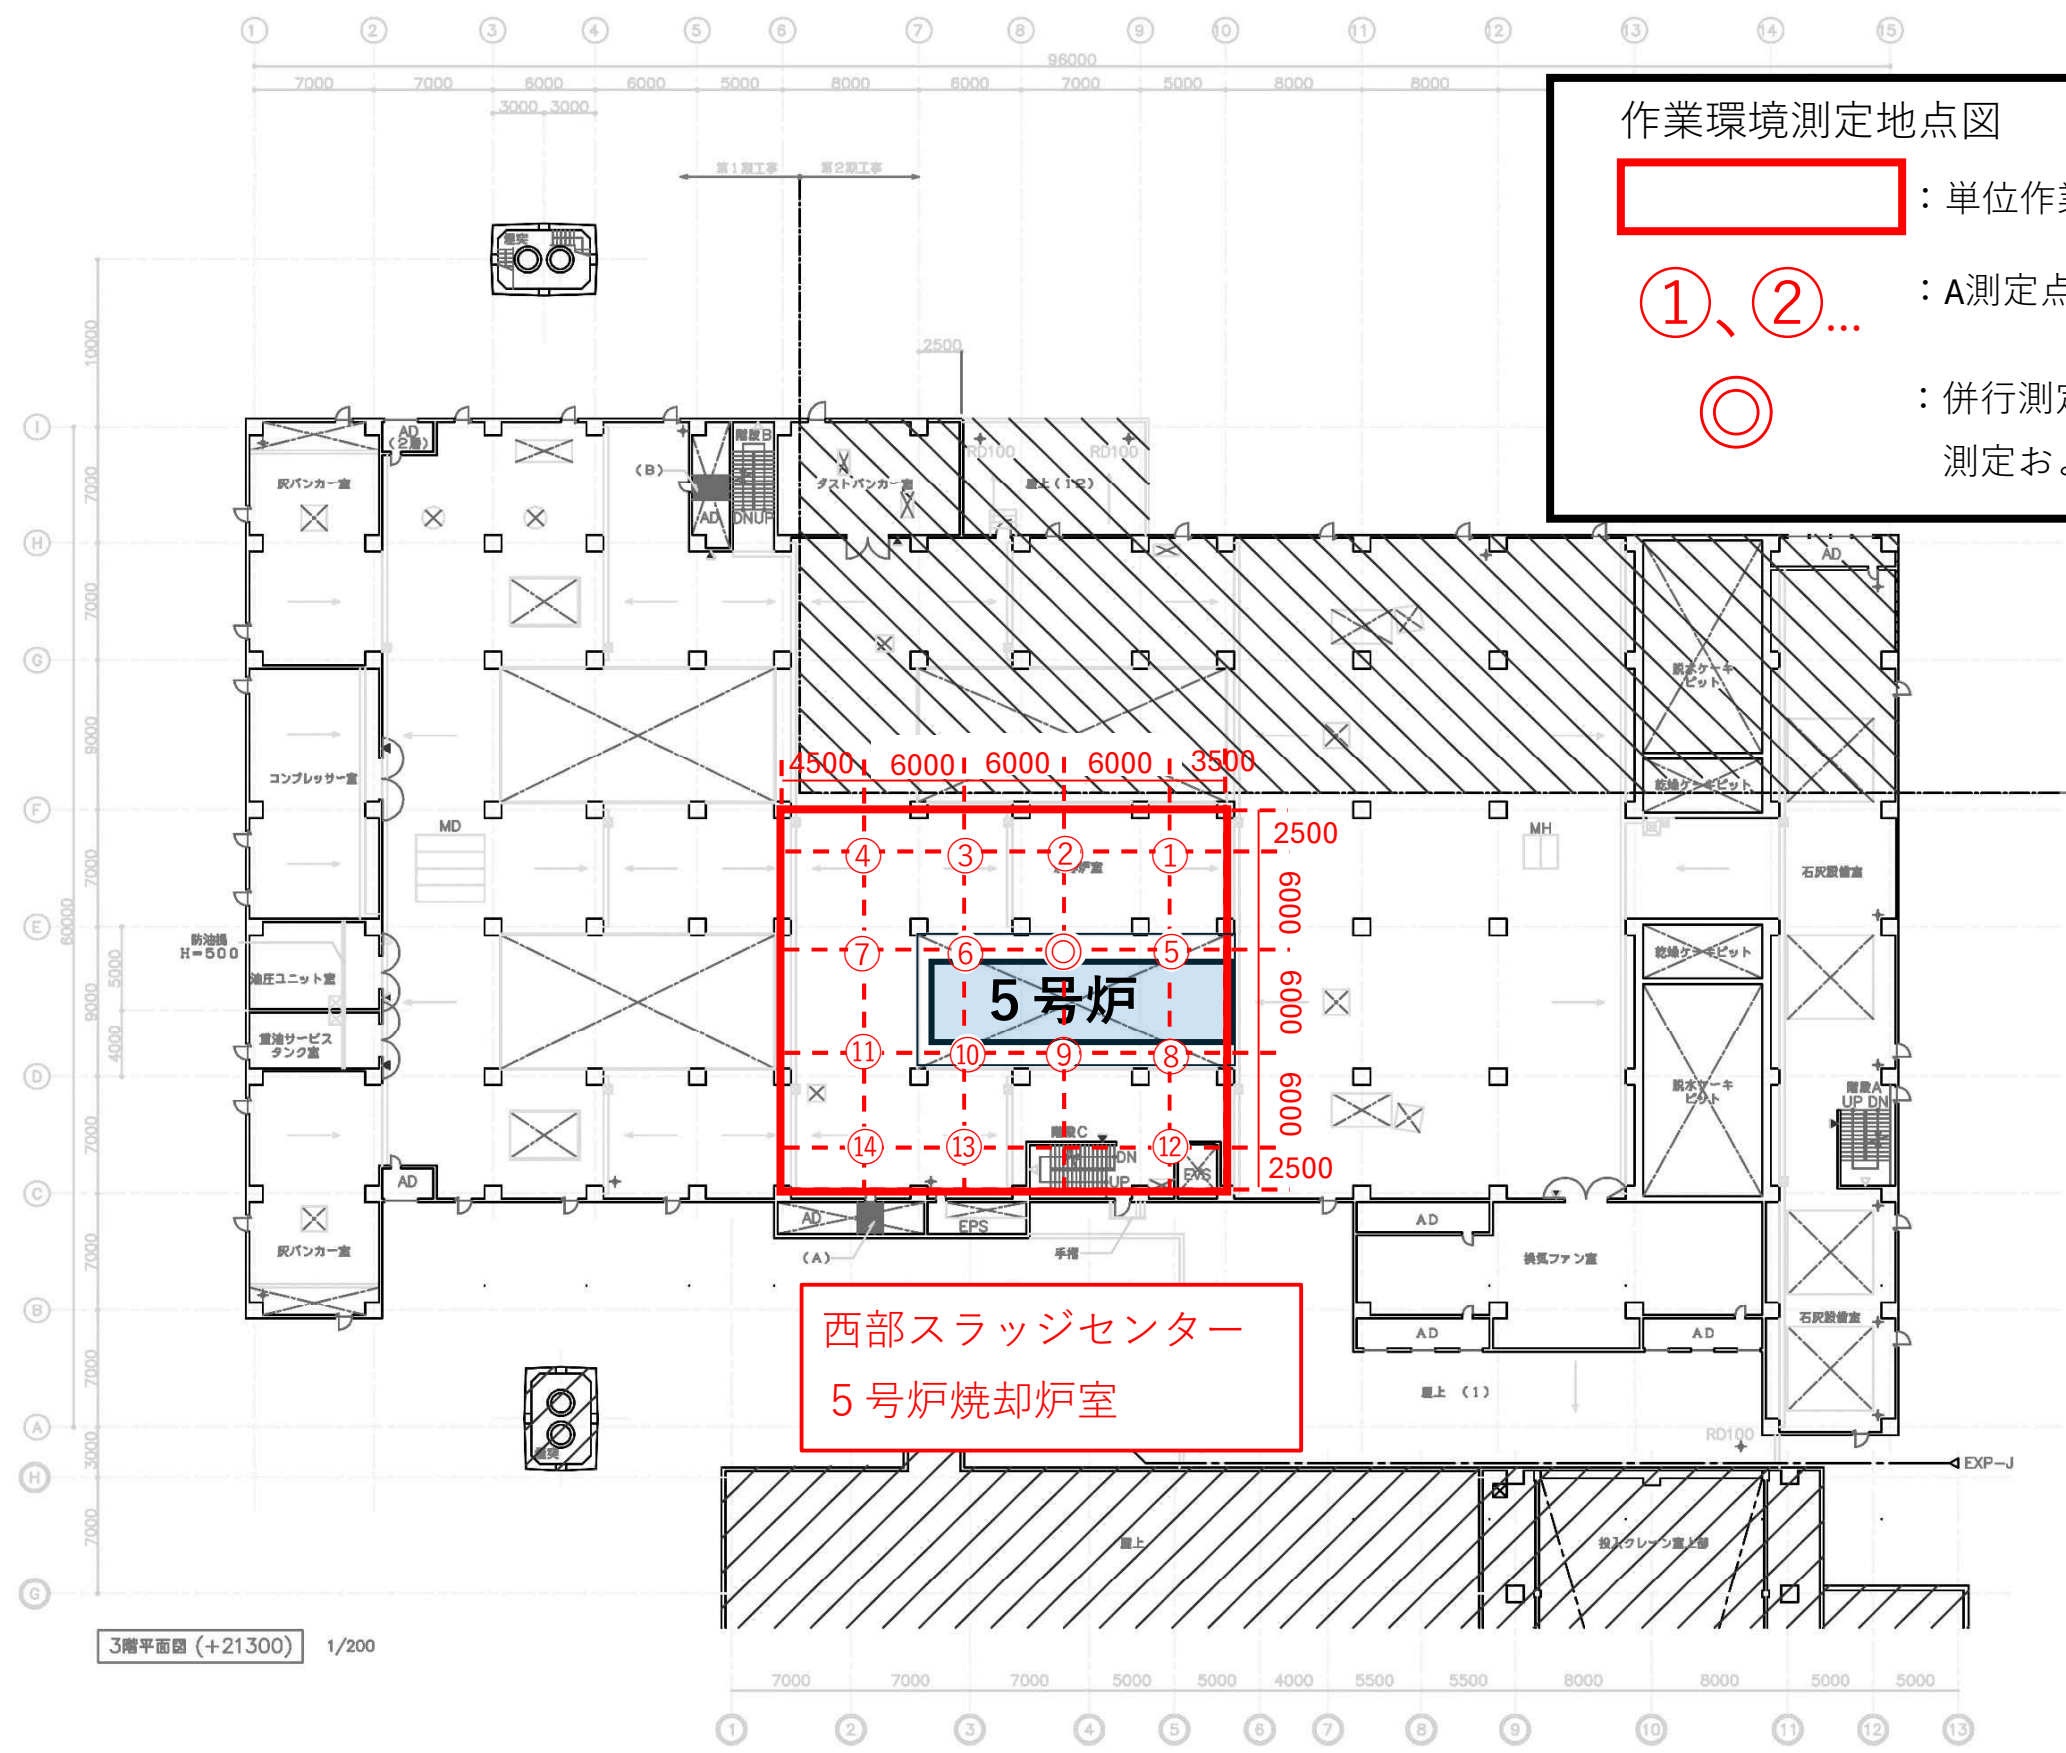

作業環境測定地点図

: 単位作業場所


①、②... : A測定点 (粉じん測定)

◎ : 併行測定点 (ダイオキシン測定および粉じん測定)

凡 例	
	施設部分
	第1期工事範囲
	第2期工事範囲
	RC道
	CB道
	界出成形セメント板
	排水口 (地盤のり)
	室名札 (7ヶ所)
	階段名札 (3ヶ所)
	RDパイプ

図面は1期工事分を示す

札幌市下水道局			
工事名	札幌市下水道局 西部スラッジセンター焼却施設増設工事		
図面名	3階平面図		
区分		図番	23番
縮尺	1:200	全	案
主	設計	製図	平成 年 月

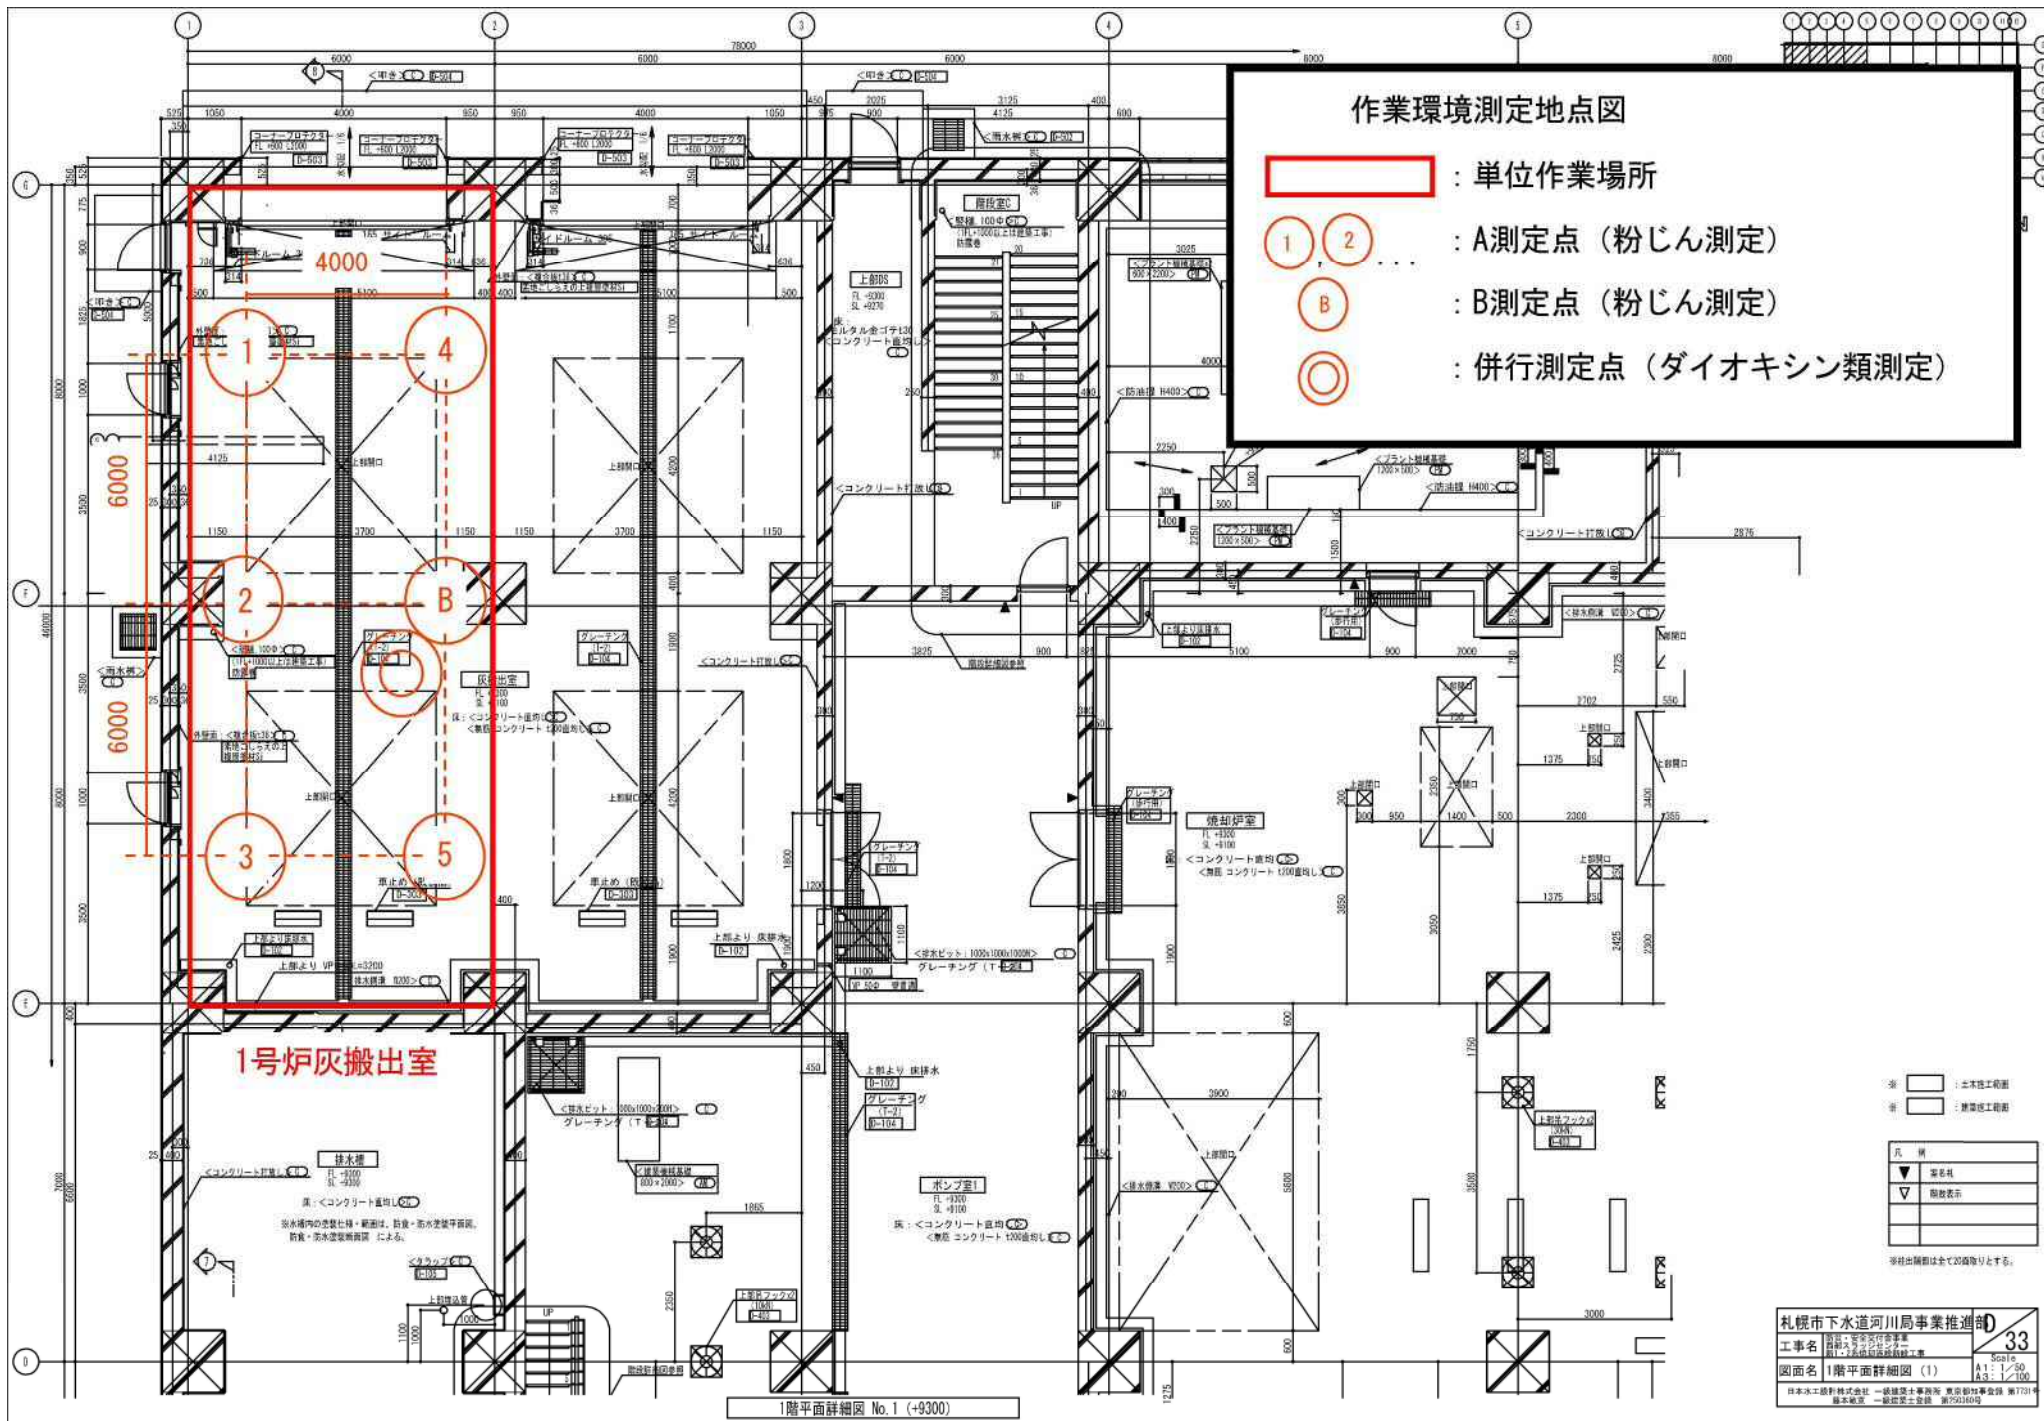


作業環境測定地点図

- : 単位作業場所
- 1 2 : A測定点 (粉じん測定)
- B : B測定点 (粉じん測定)
- 3 4 : 併行測定点 (ダイオキシン類測定)

※		土木施工関係
※		建築施工関係
凡 例		
▼	窓名	
▽	階段表示	

※寸法は開口は全て25倍等とする。

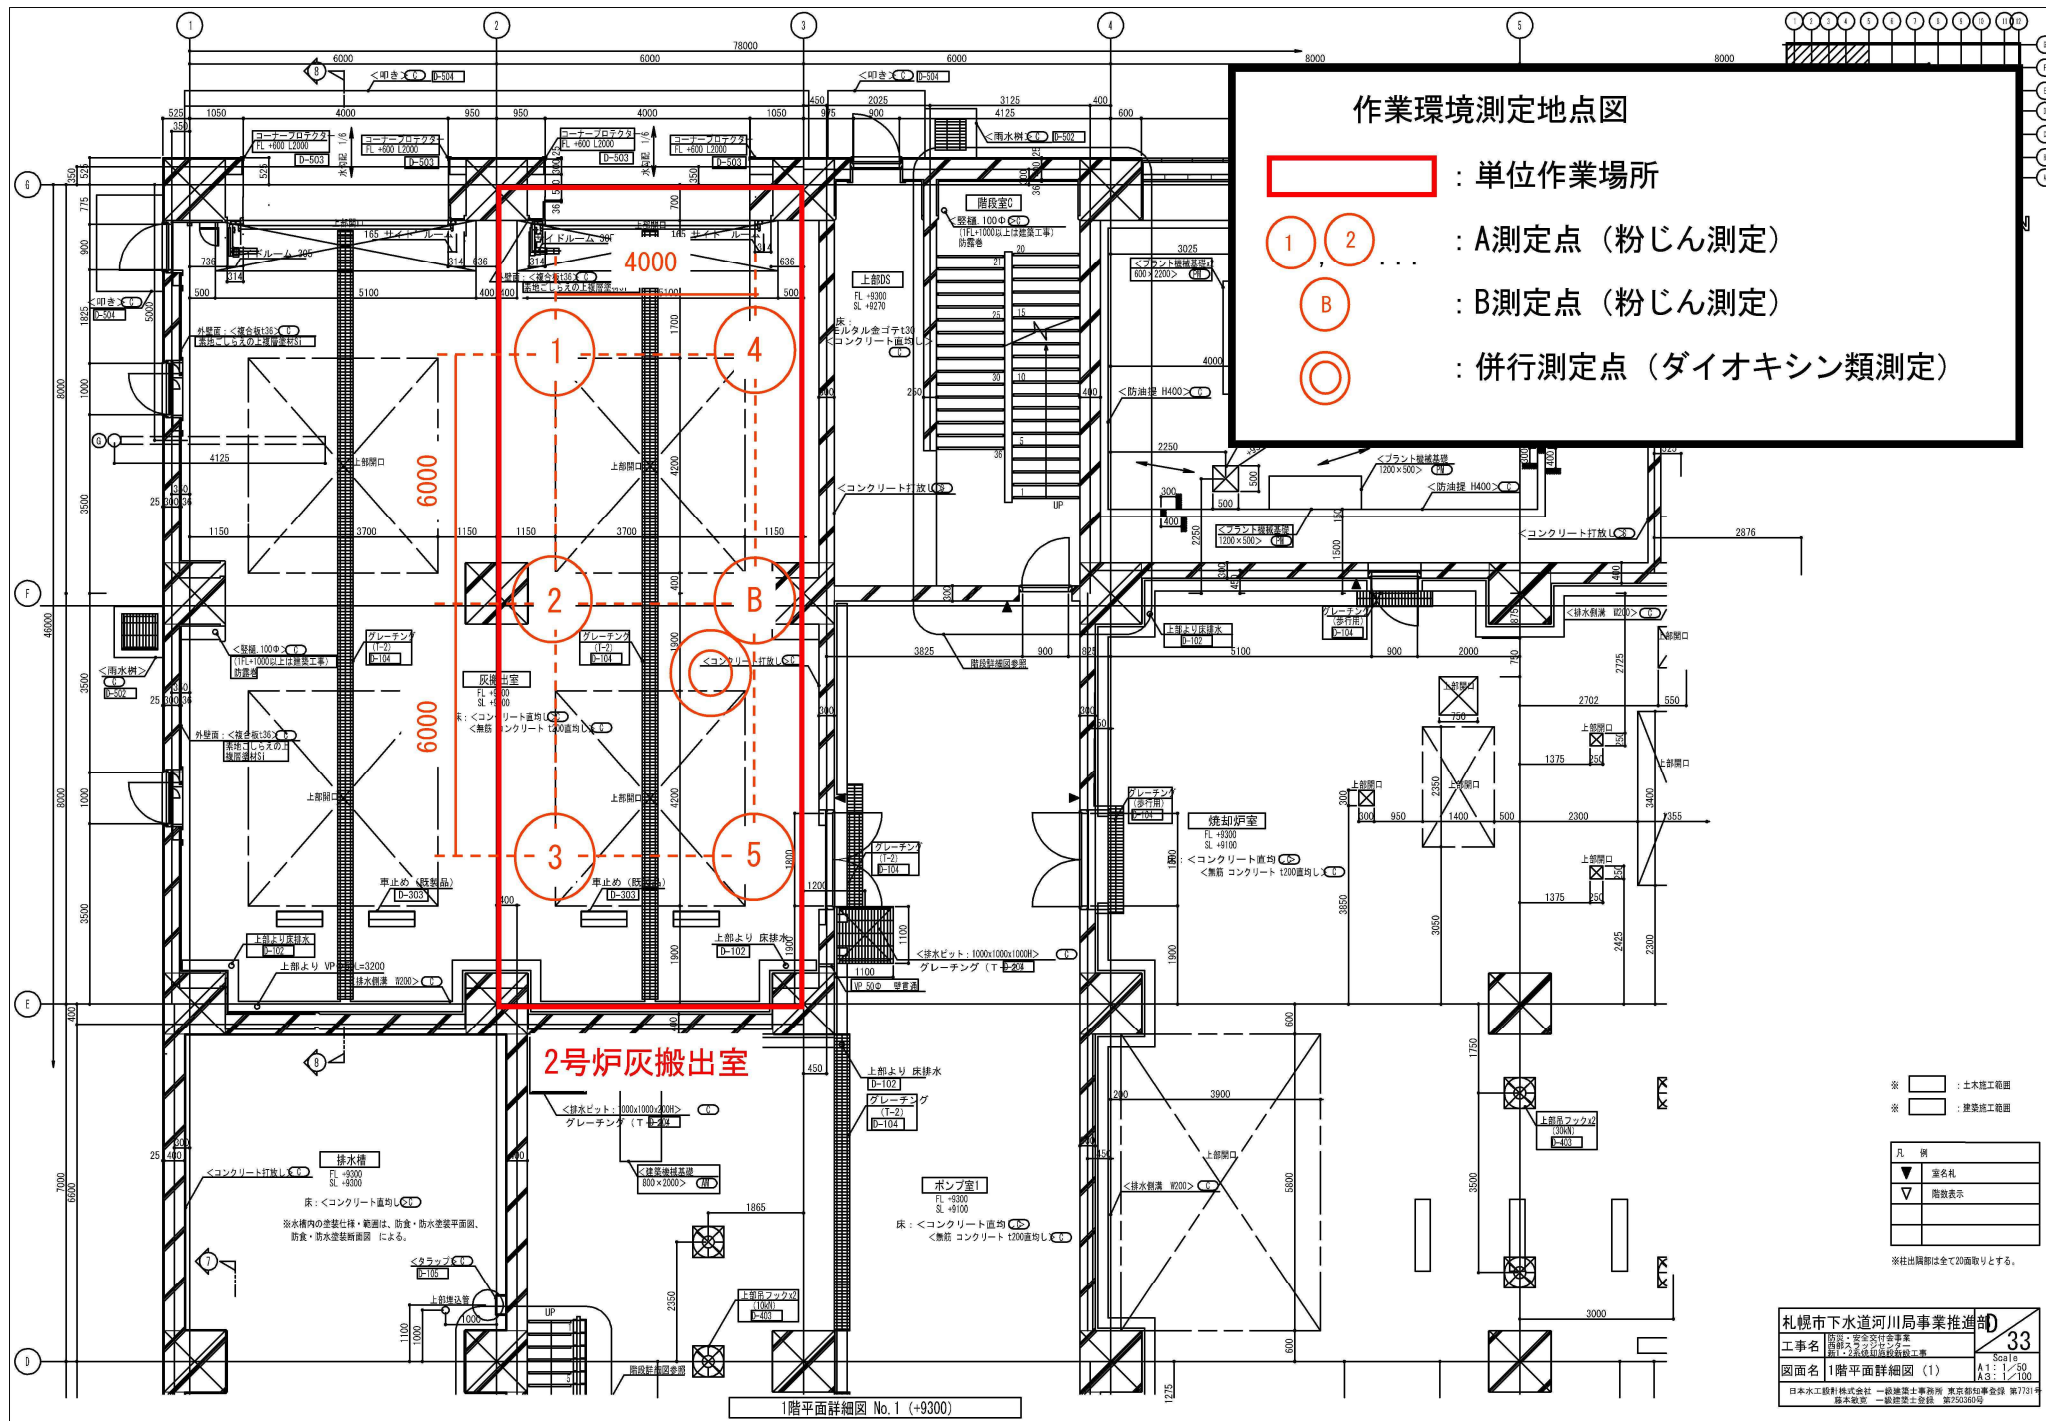


作業環境測定地点図

- : 単位作業場所
- ① ② ... : A測定点 (粉じん測定)
- B : B測定点 (粉じん測定)
- ◎ : 併行測定点 (ダイオキシン類測定)

- ※ : 土木施工範囲
- ※ : 建築施工範囲

凡 例	
▼	署名札
▽	階数表示

※往出階数は全て2階面取りとする。

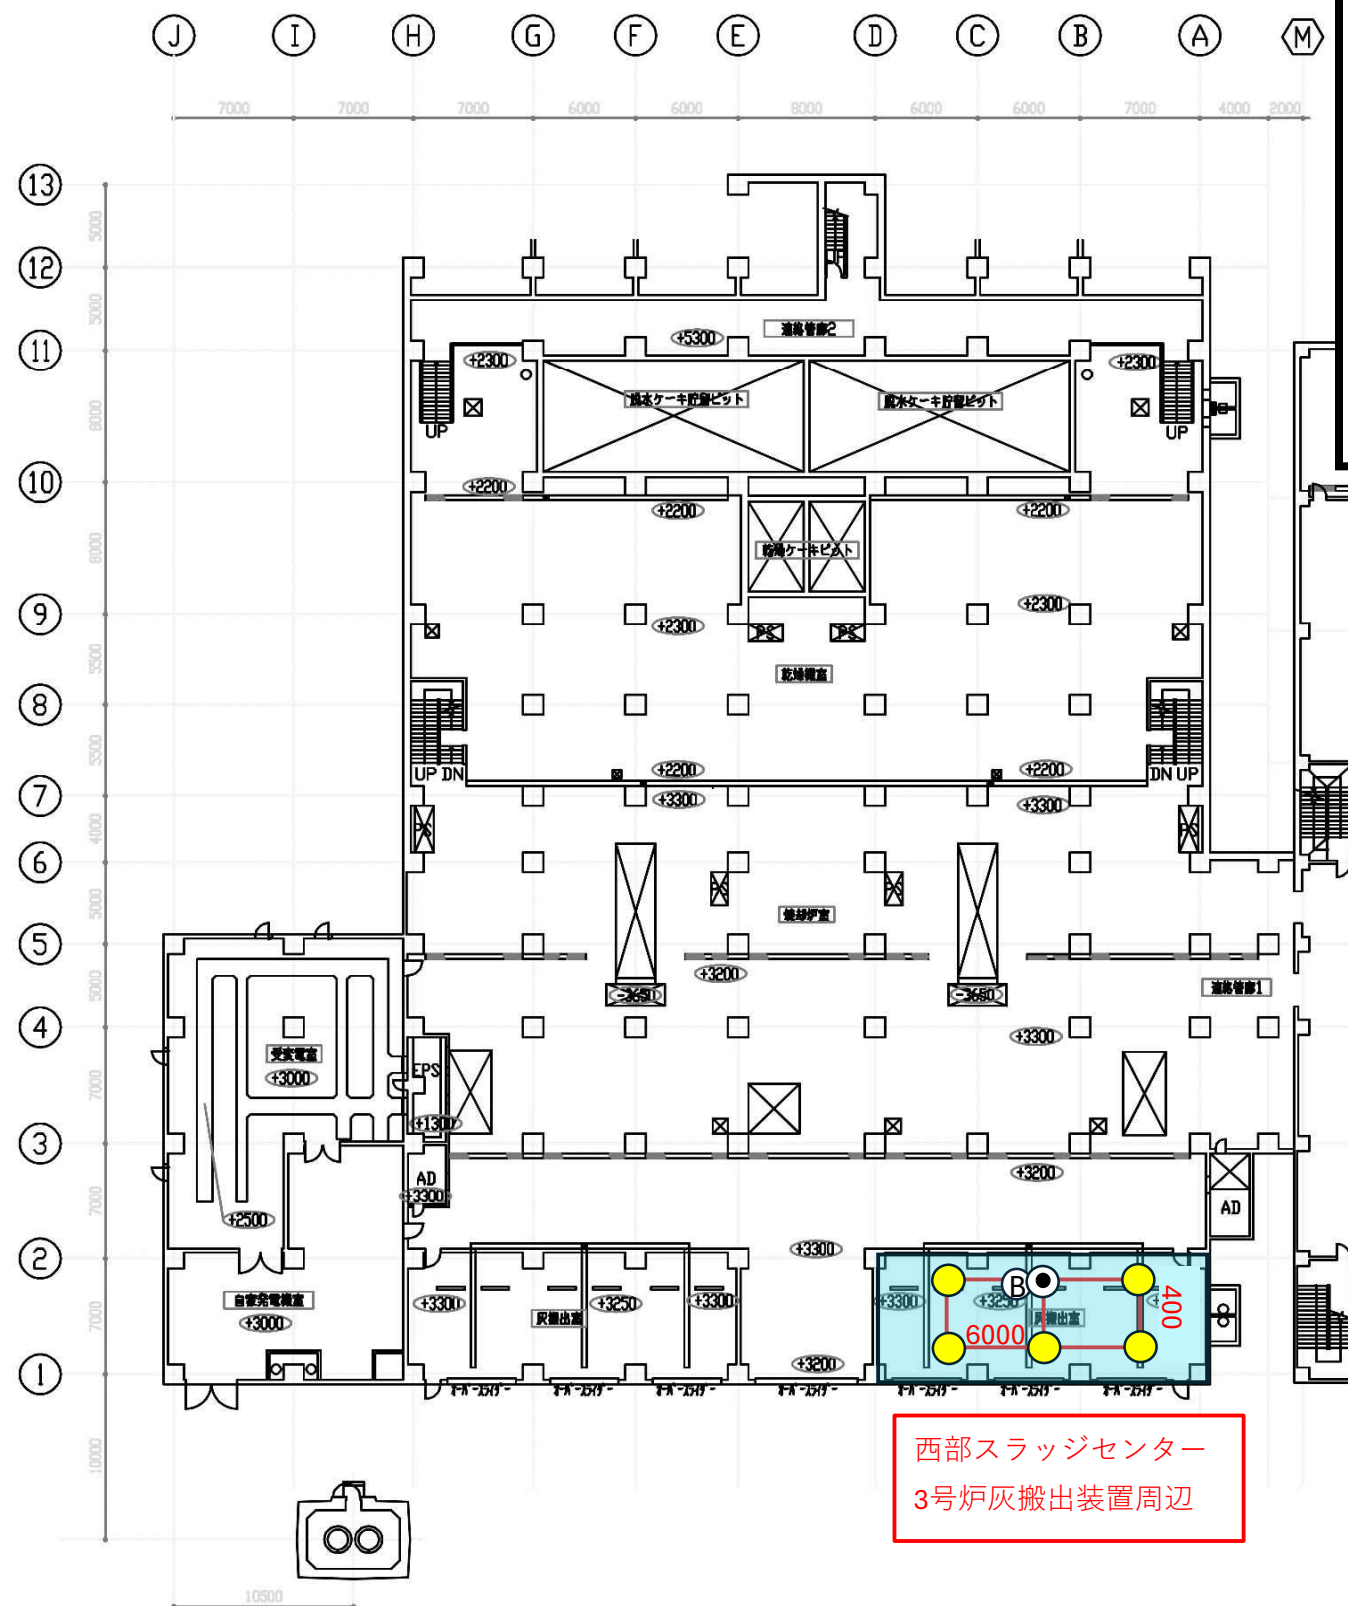

作業環境測定地点図 (第1種管理区域 平成27年度評価)



- : 単位作業場所
 - : A測定地点 (粉じん測定)
 - : B測定地点 (粉じん測定)
 - : 併行測定点 (ダイオキシン測定および粉じん測定)
- ※凡例は次ページ以降も同様

西部スラッジセンター
3号炉灰搬出装置周辺

札幌市下水道局工務部		Scale 1 / 200 平成 年 月
工事名	手稲下水汚泥焼却センター	
図面名	工場棟(3・4炉棟)1F	
製	吉	製

焼却棟 2 F 平面図

S=1/650

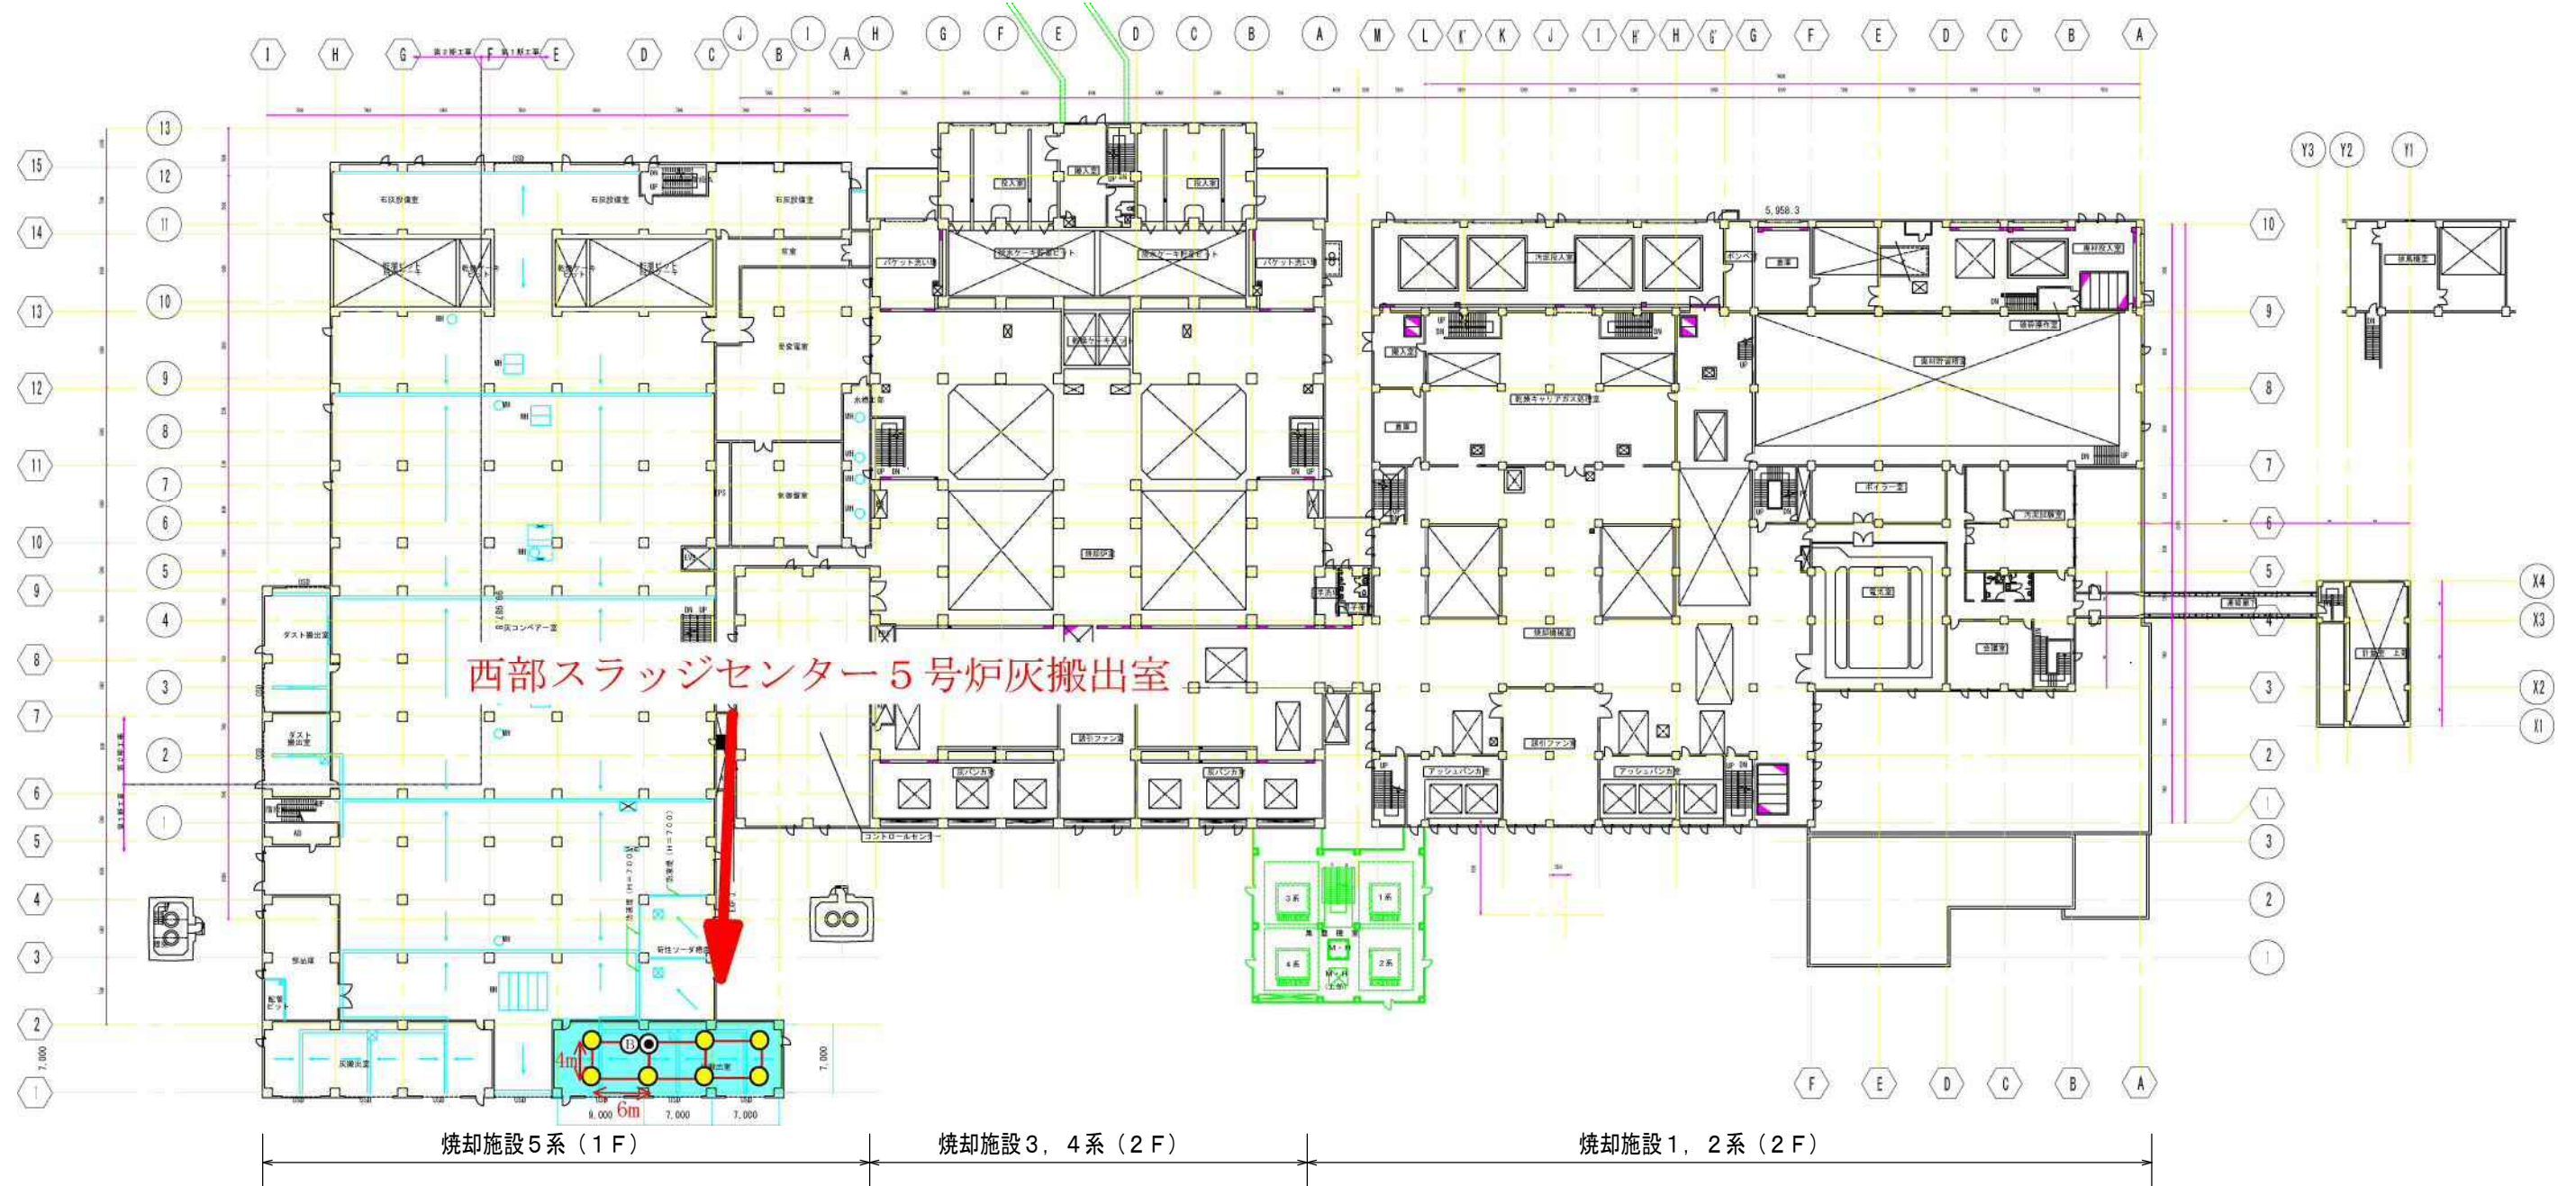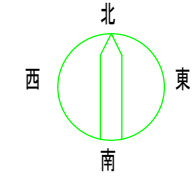


東部スラッジセンター
焼却棟2号炉1階



東部スラッジセンター
焼却棟 2号炉 1階

東部スラッジセンター
焼却棟 2号炉 乾灰搬出装置

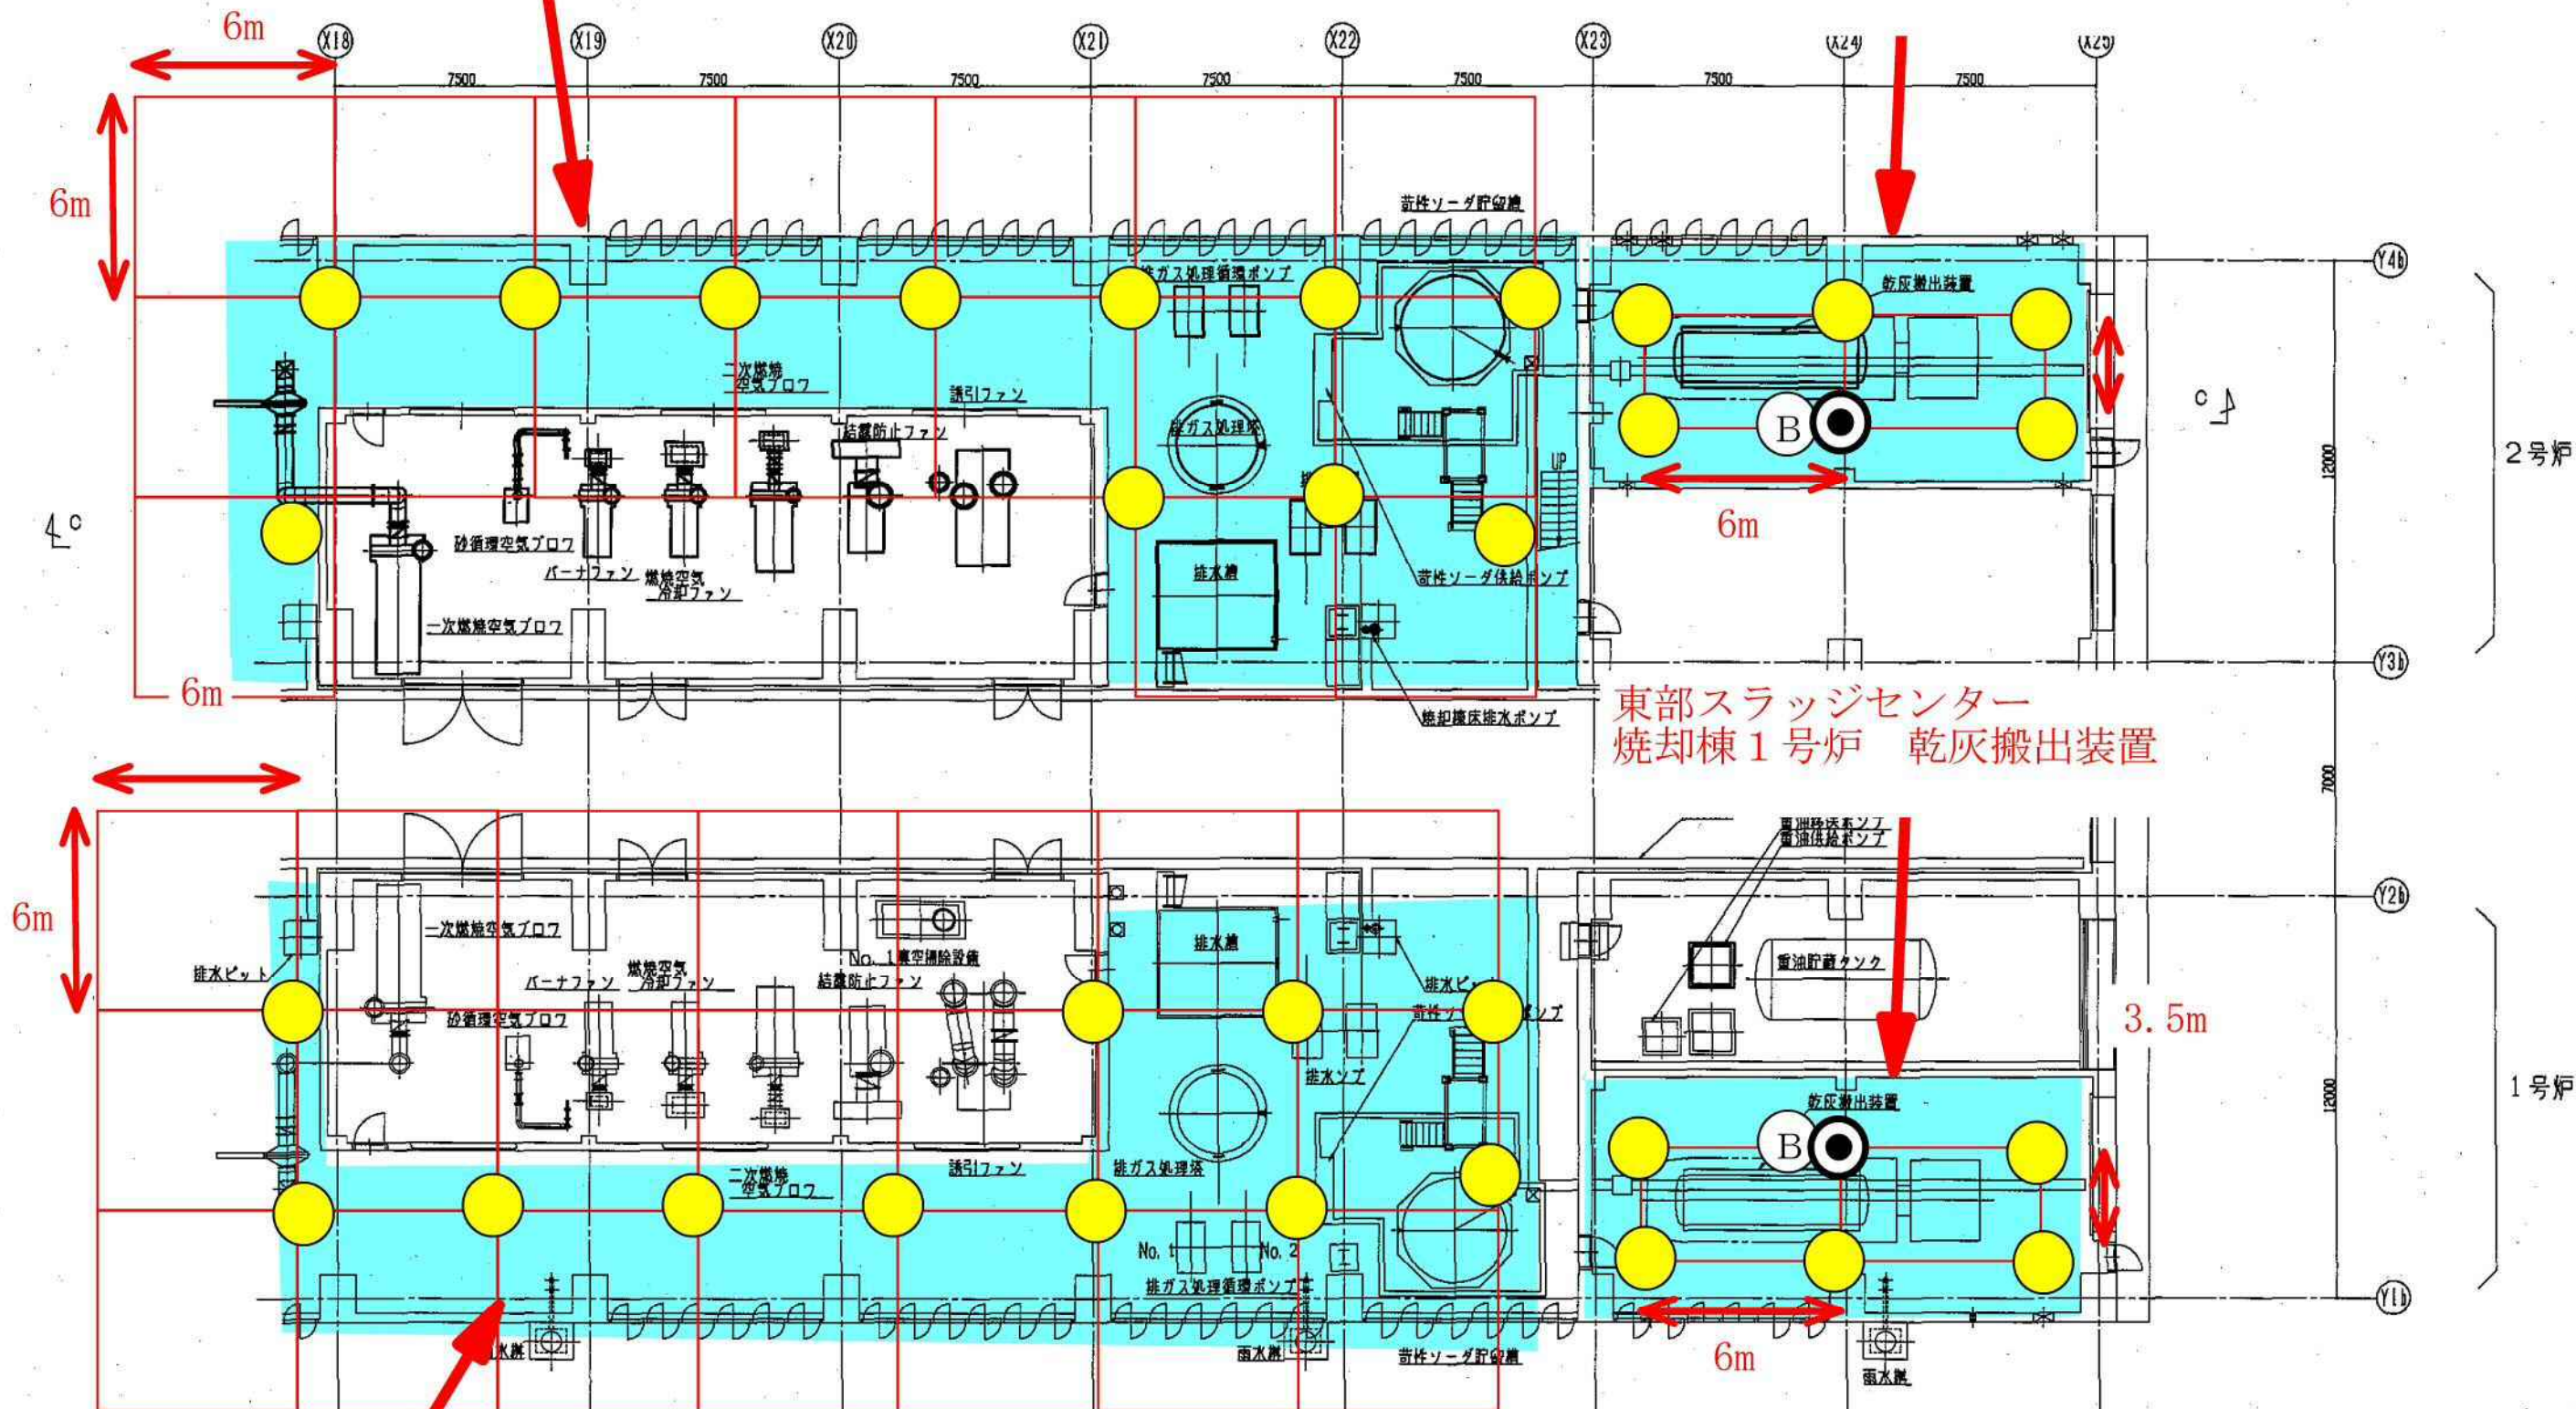


東部スラッジセンター
焼却棟 1号炉 1階

凡 例
—— 今 回 設 来
—— 既 有


1 階 平 面 図 (2)

東部スラッジセンター
焼却棟 2 号炉 2 階

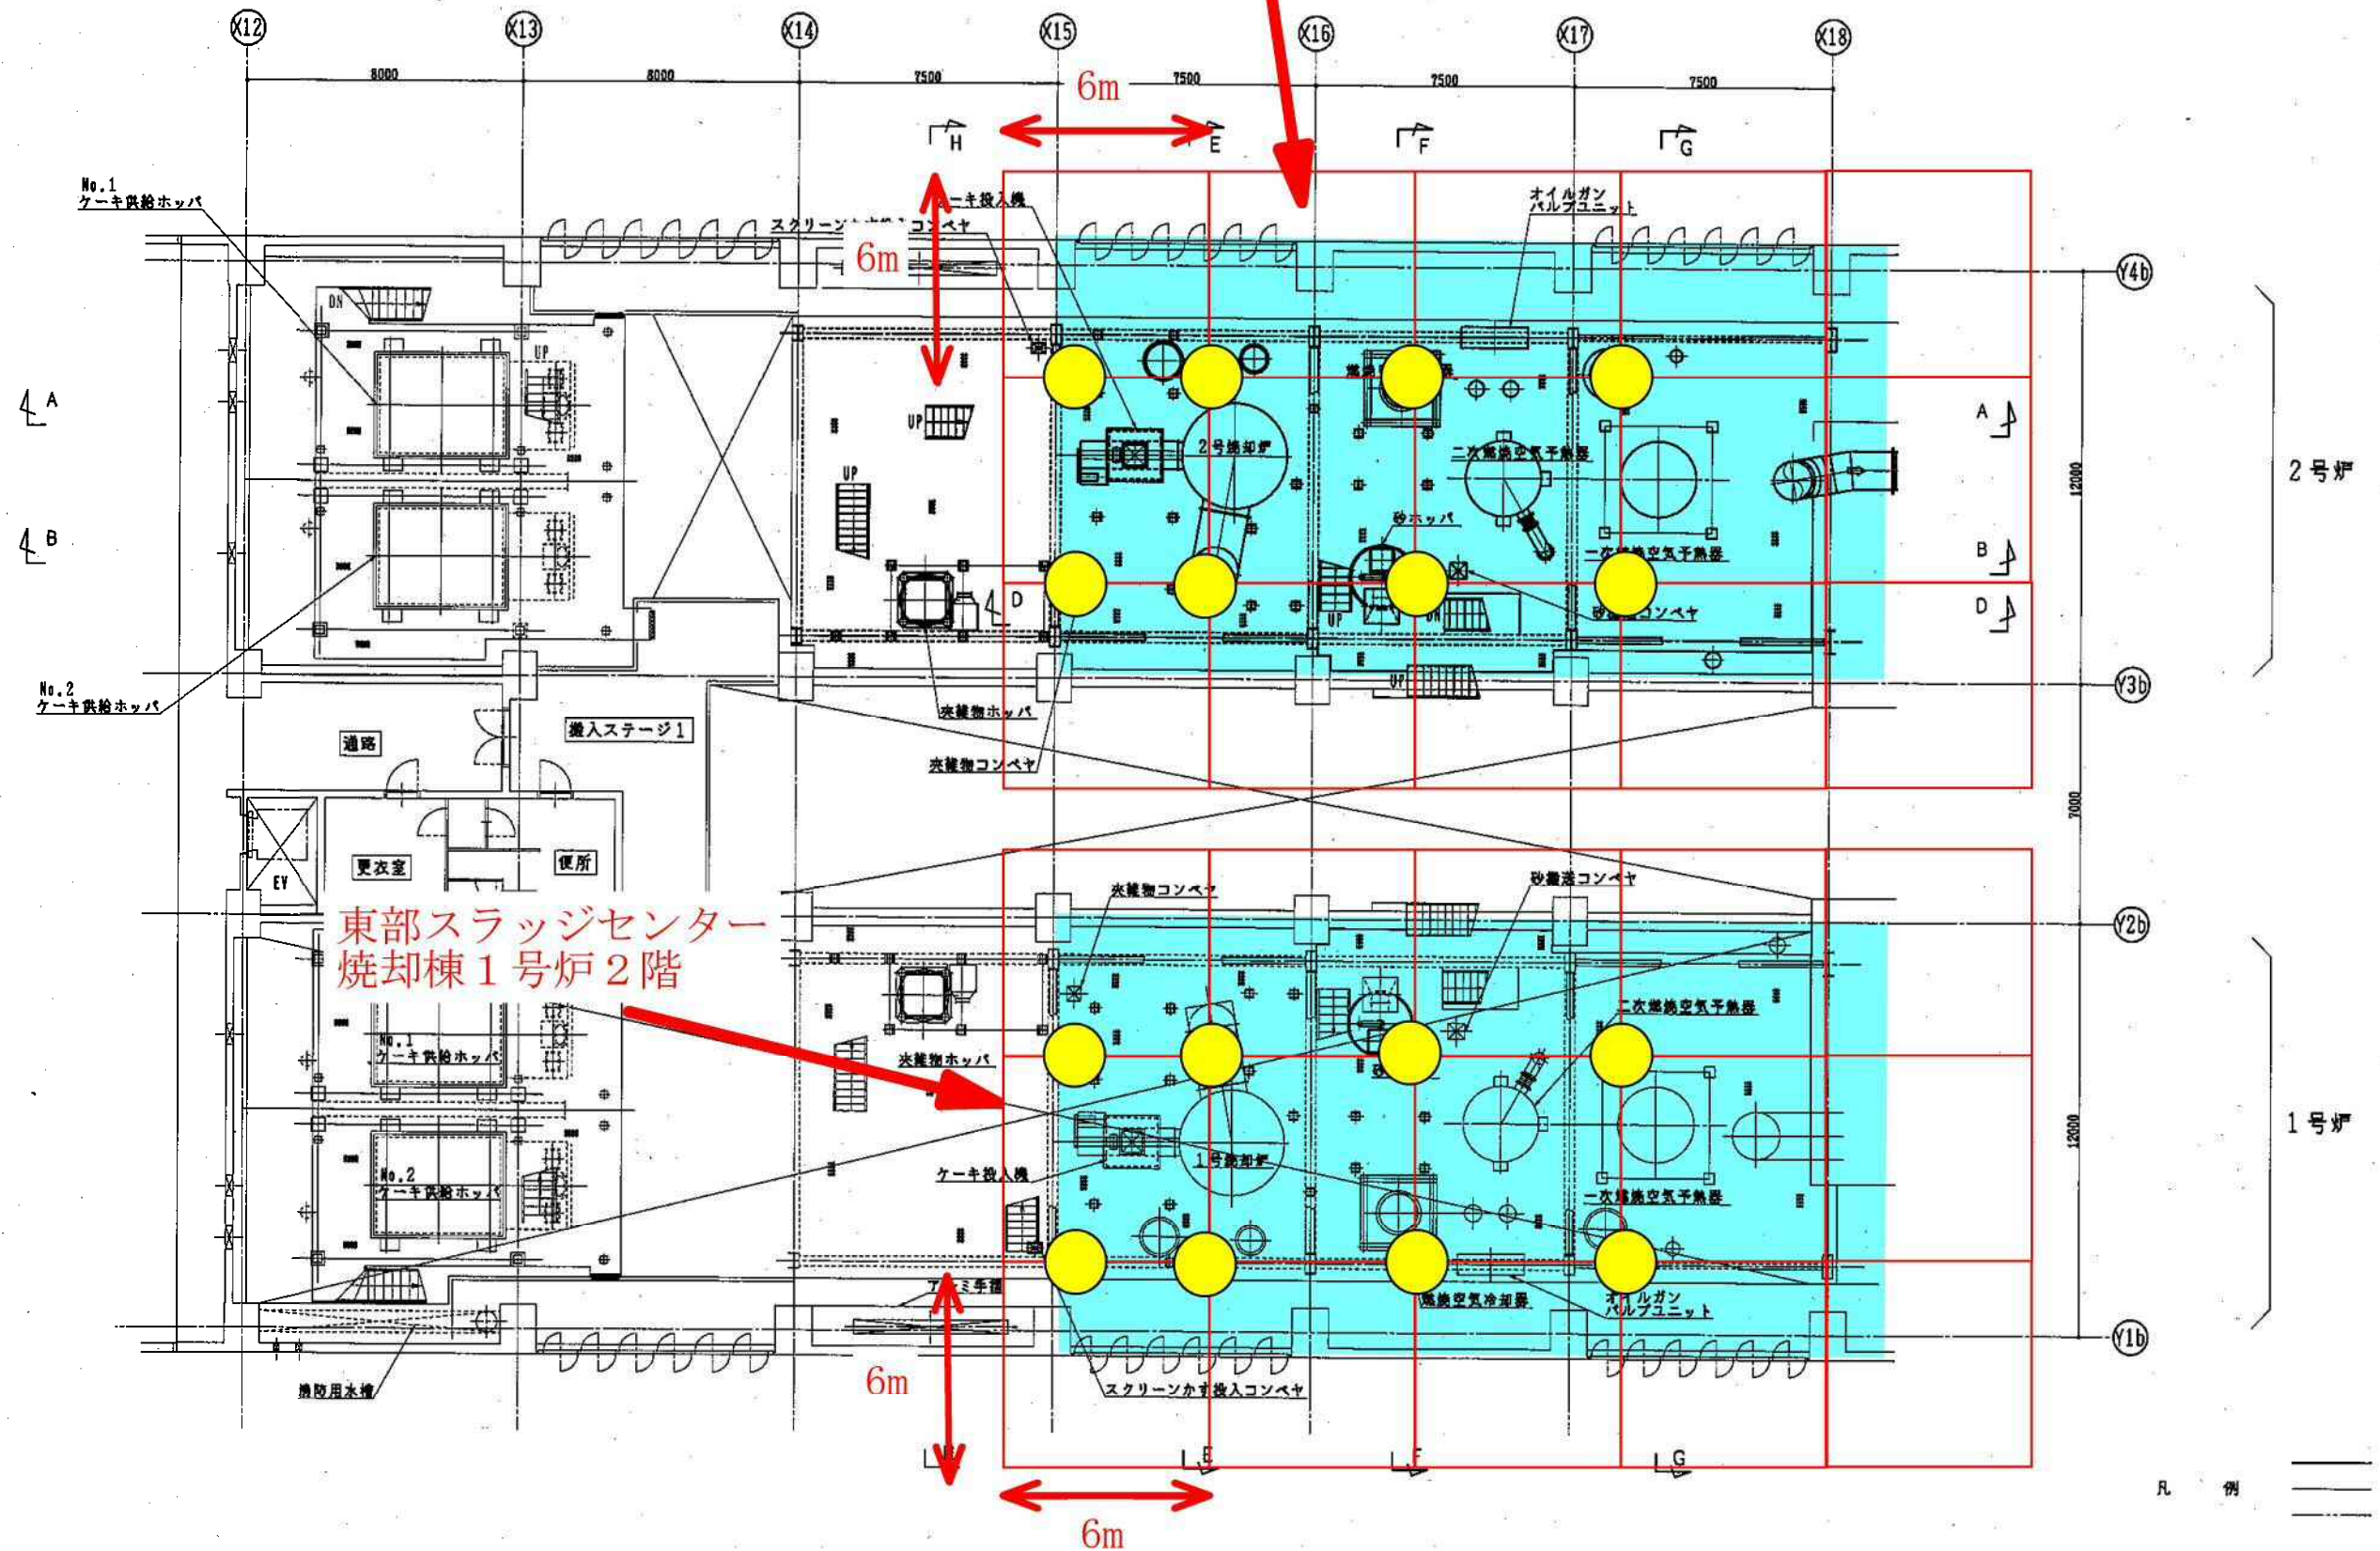

2 階 平 面 図 (1)

東部スラッジセンター
焼却棟2号炉2階

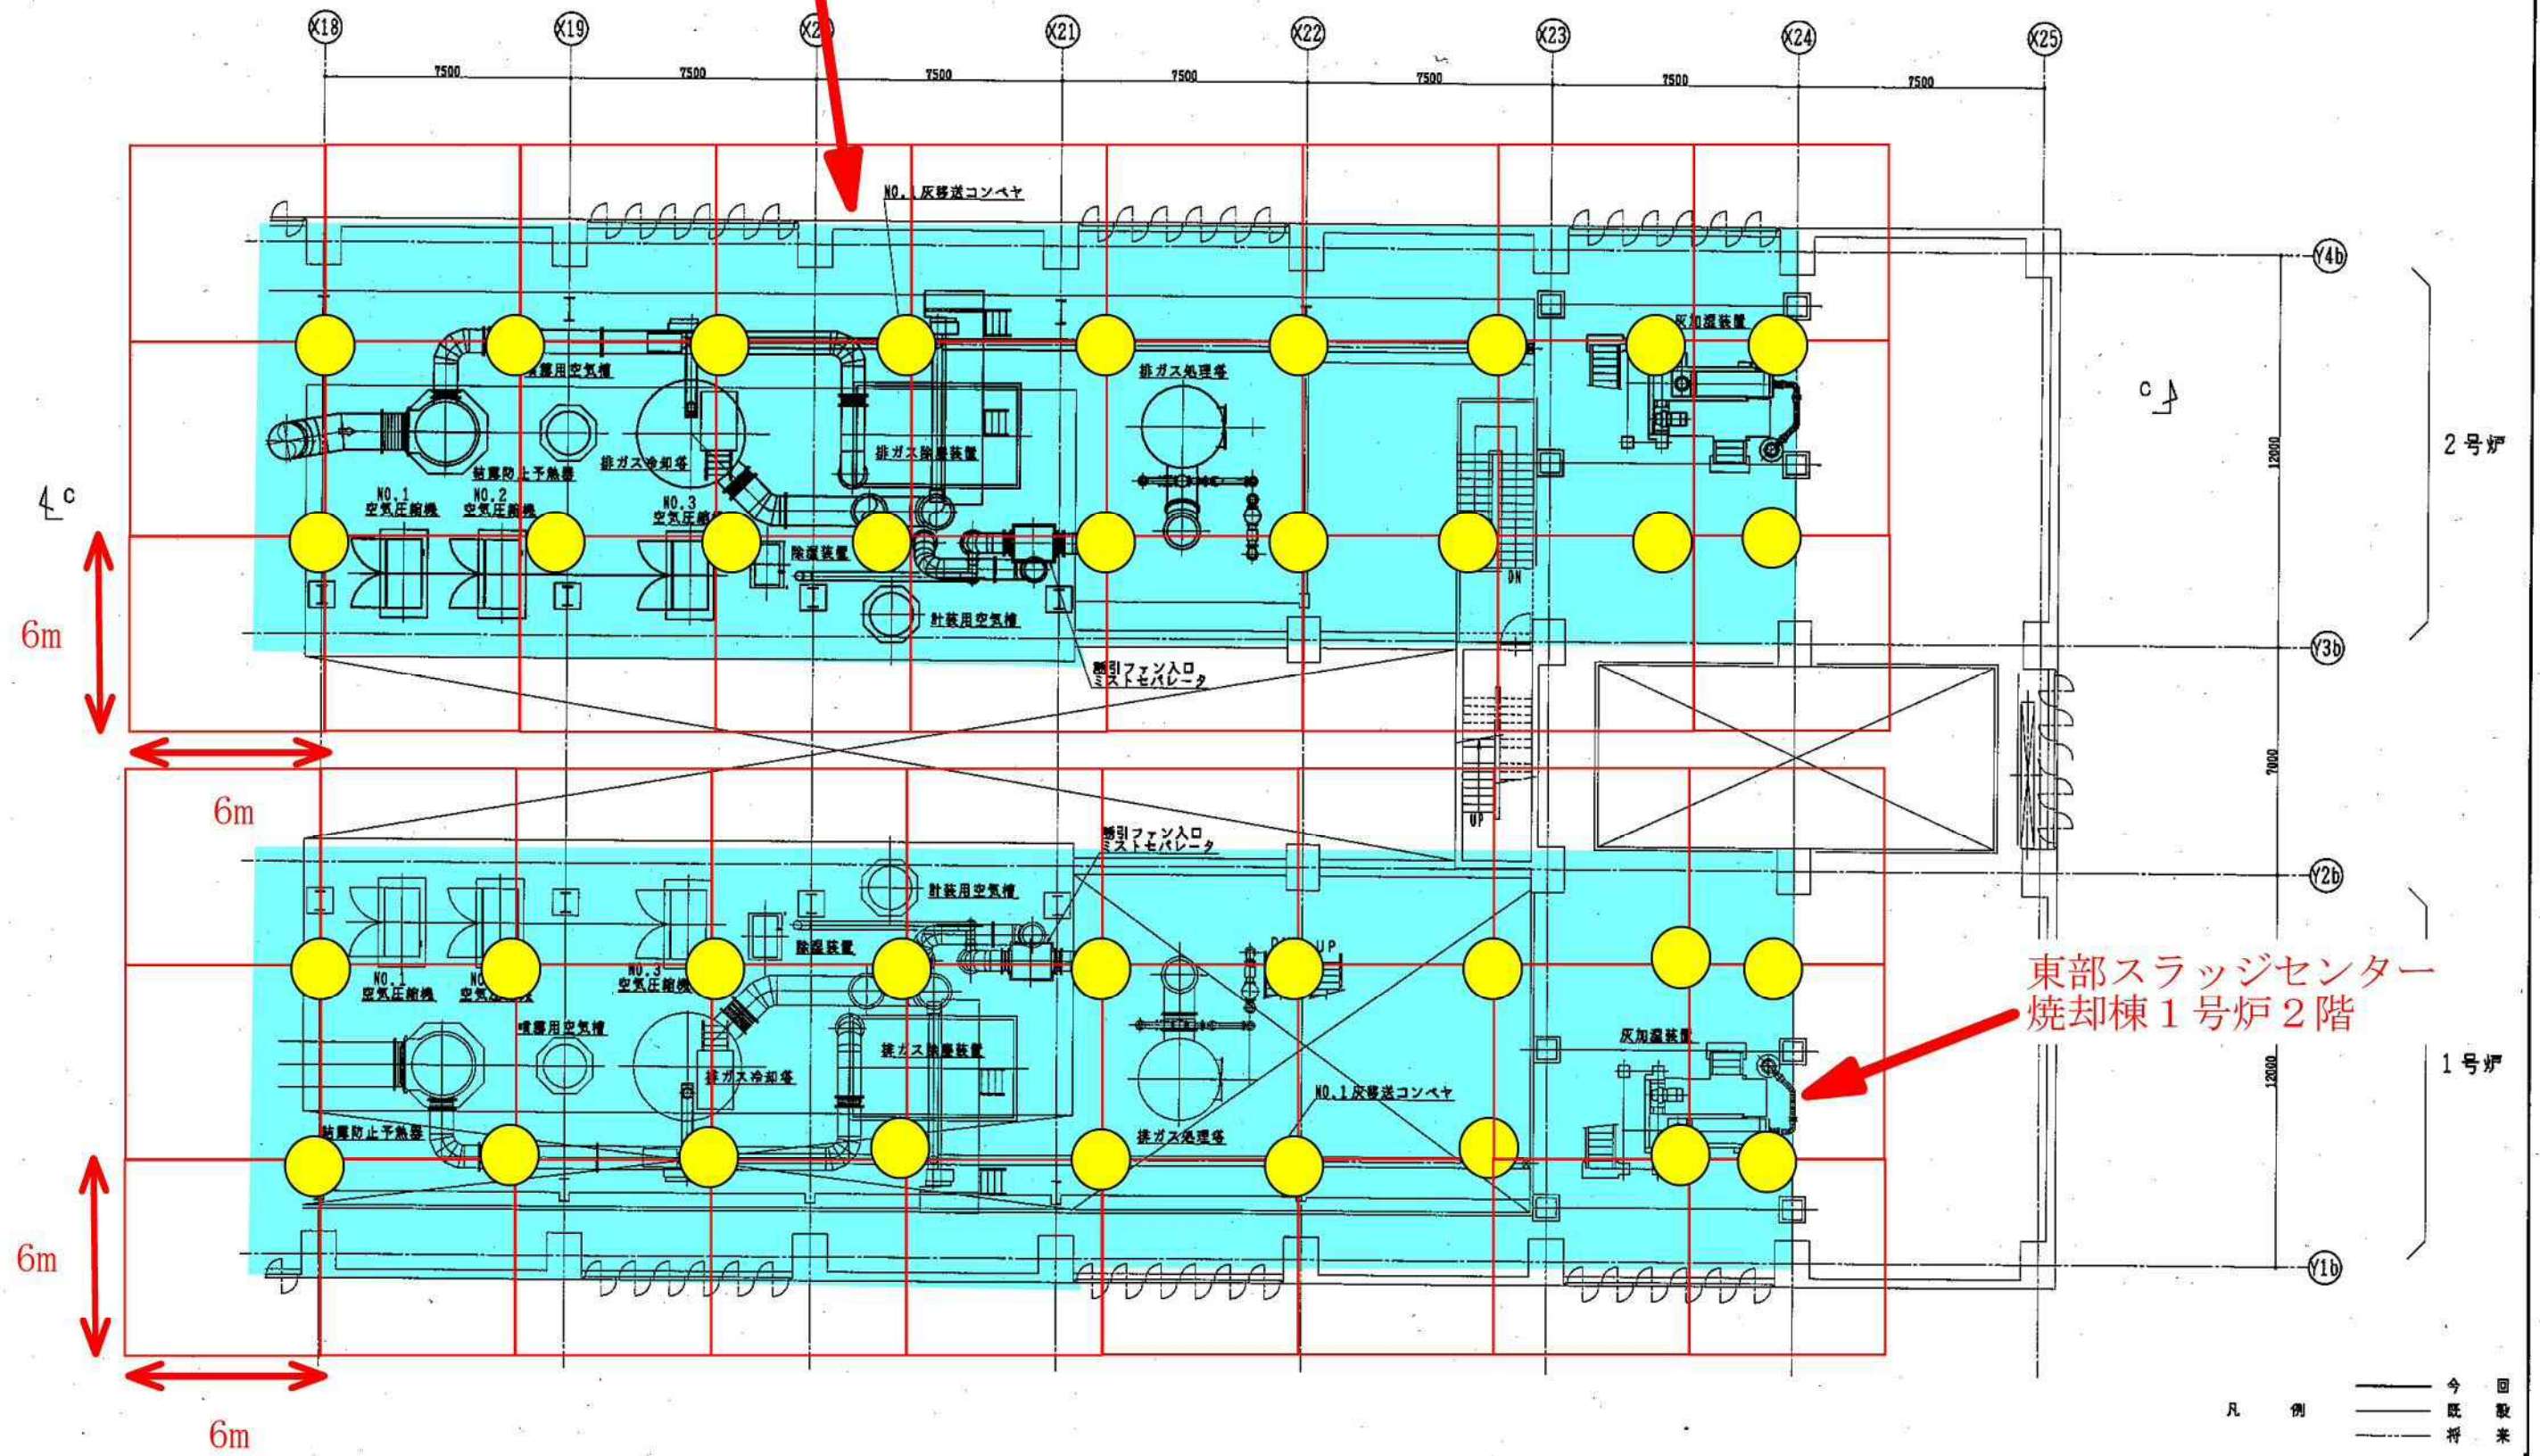

2 階 平 面 図 (2)