

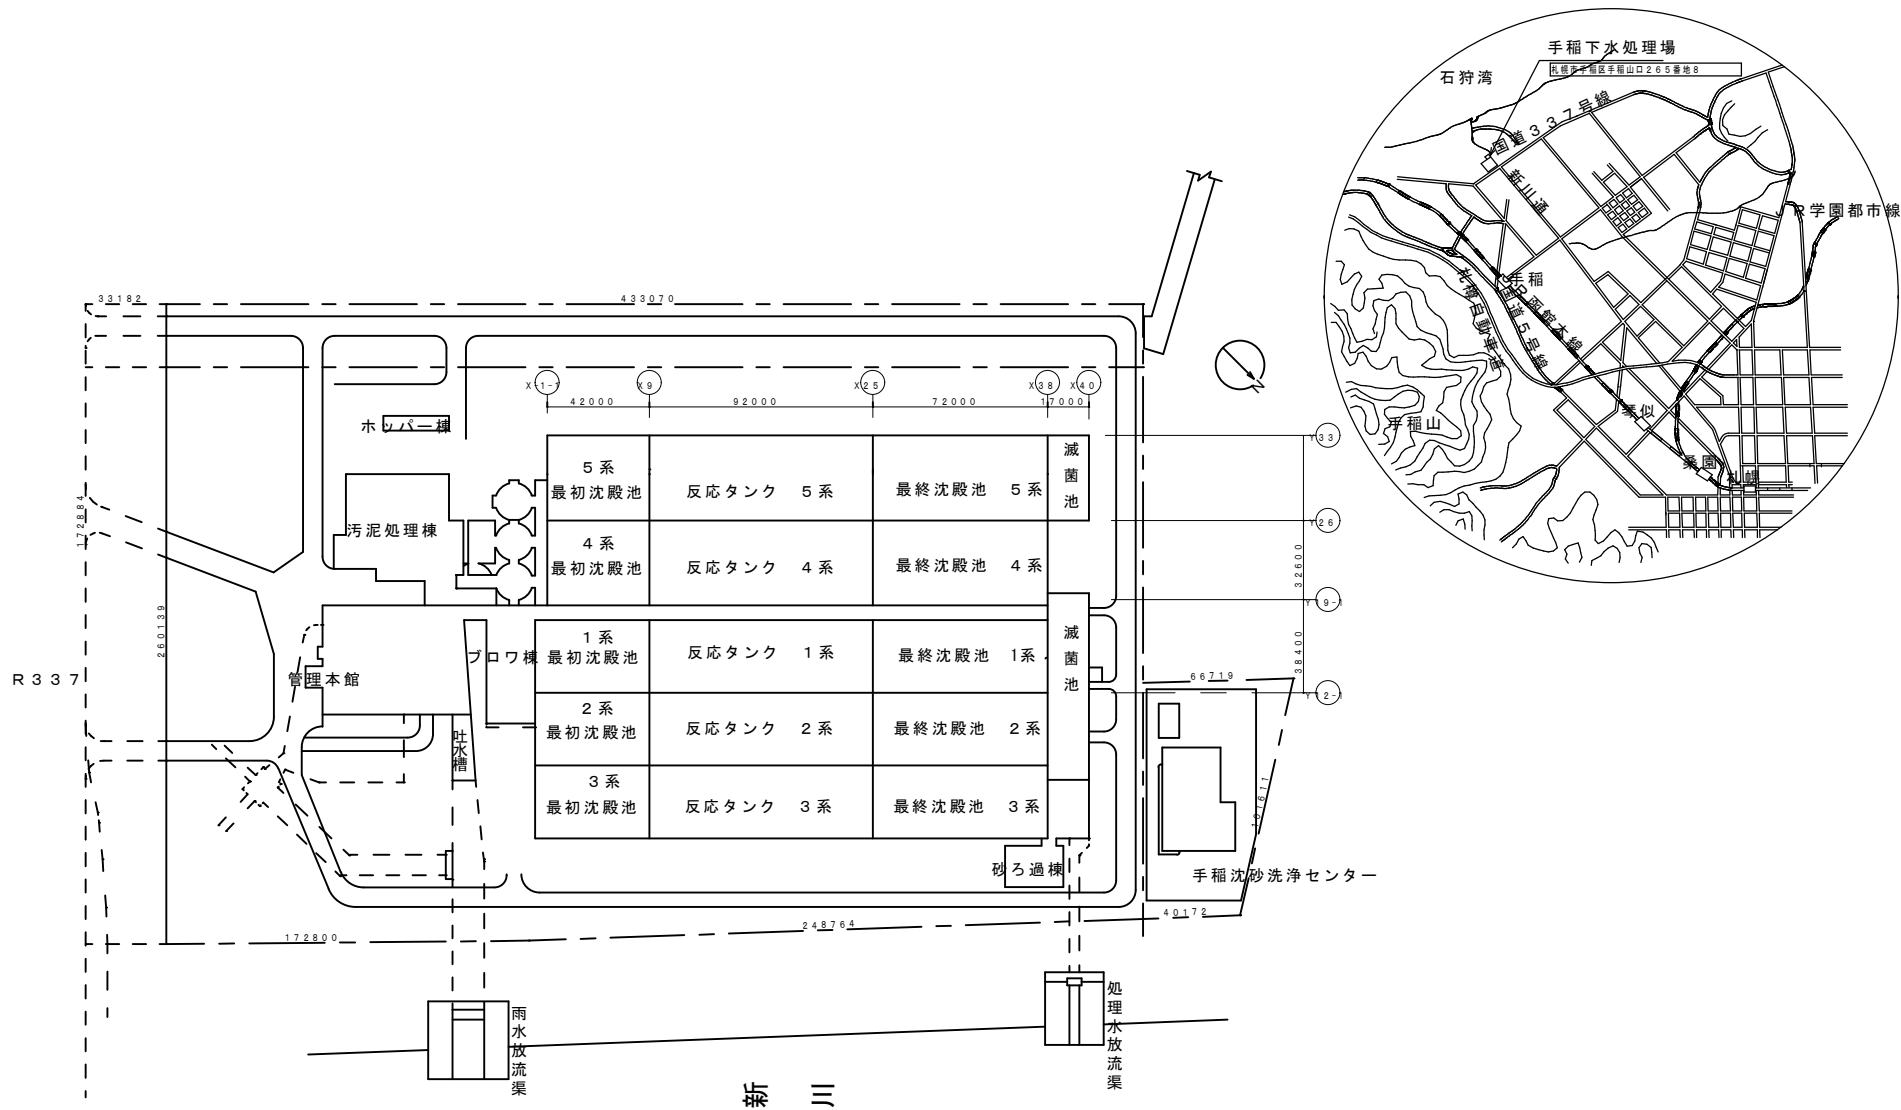


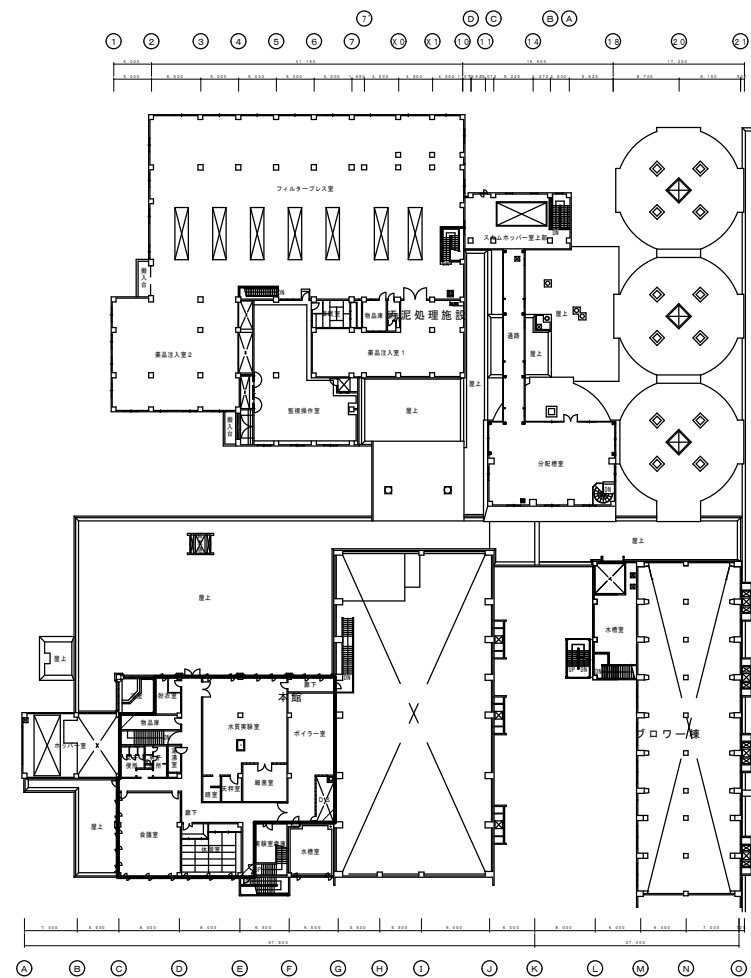

札幌市下水道河川局事業推進部

課長	係長	主任	製図	令和7年 4月	業務名	手稲水再生プラザほか2施設消防用設備等点検業務	
					図面名	手稲水再生プラザ 位置図, 案内図	縮尺
							S=free

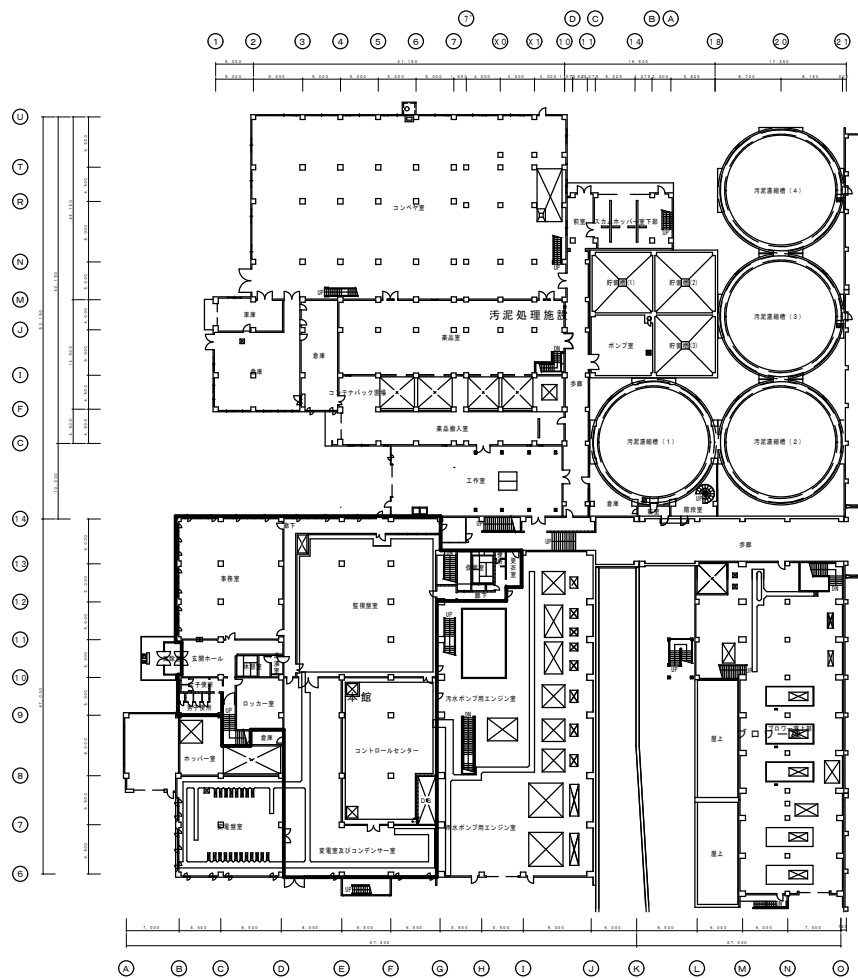

札幌市下水道河川局事業推進部

課長	係長	主任	製図

令和7年 4月


業務名 手稲水再生プラザほか2施設消防設備等点検業務

図面名 手稲水再生プラザ 1階・2階全体平面図


縮尺

S=free

2 / 7

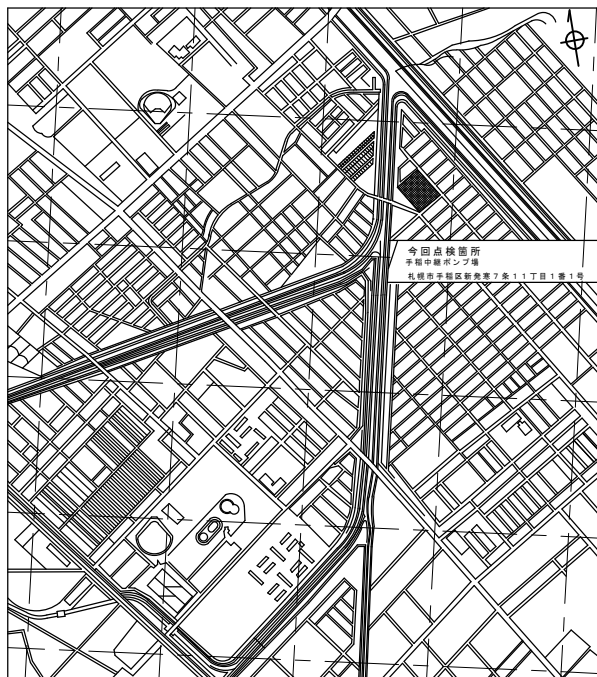

付近見取図

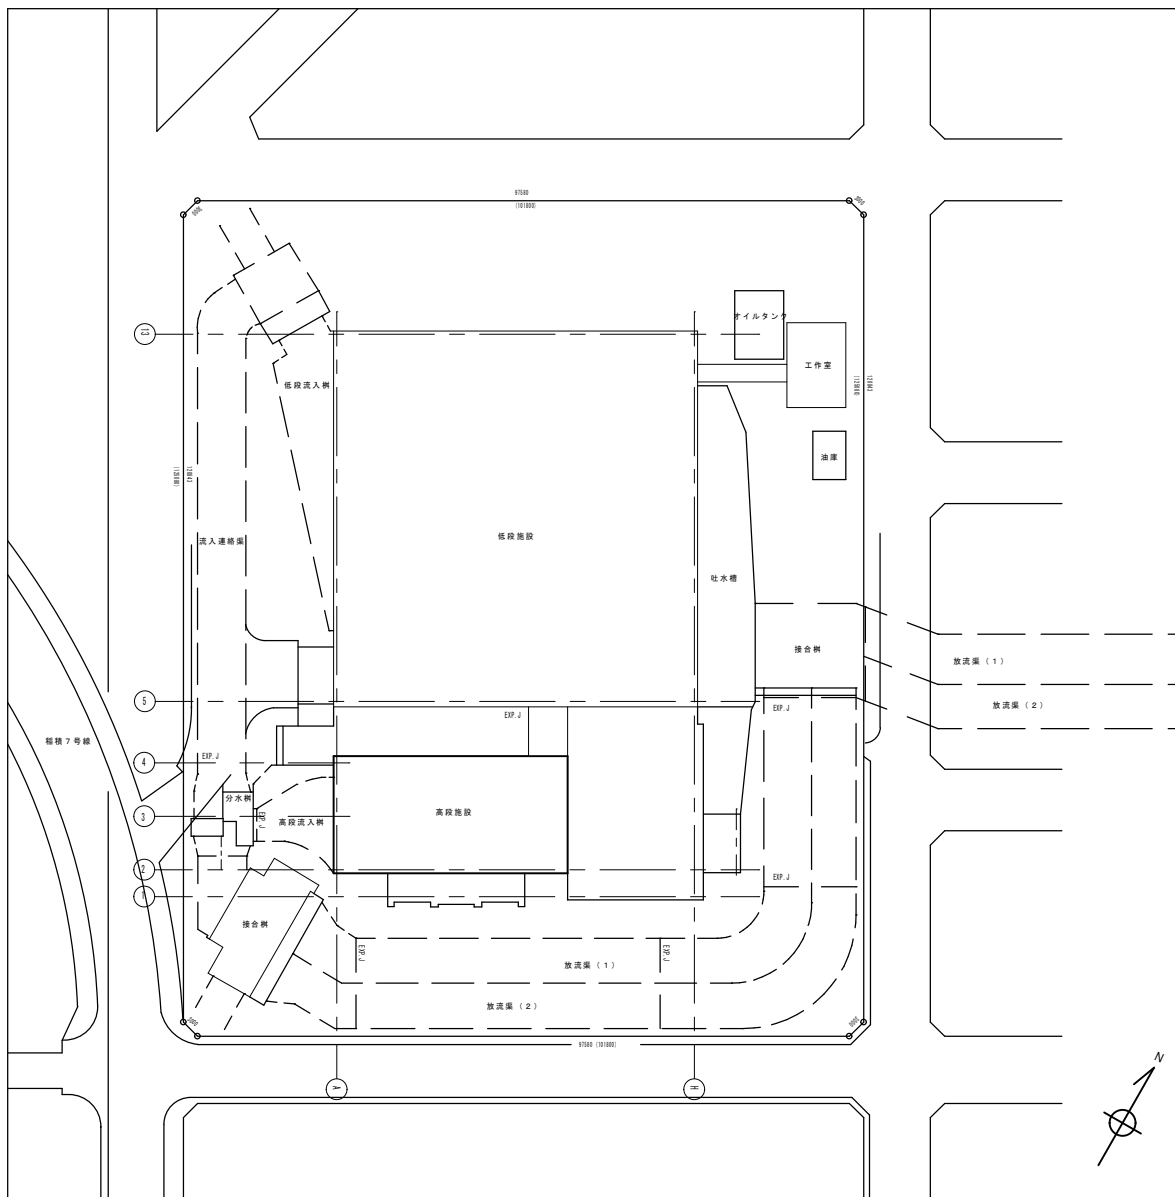

全 体 図

札幌市下水道河川局事業推進部

課 長 係 長 主 任 製 図

令和 7 年 4 月

業 務 名

手稲水再生プラザほか 2 施設消防用設備等点検業務

3


図面名

手稲中継ポンプ場 位置図・案内図


縮尺

S=Free

7

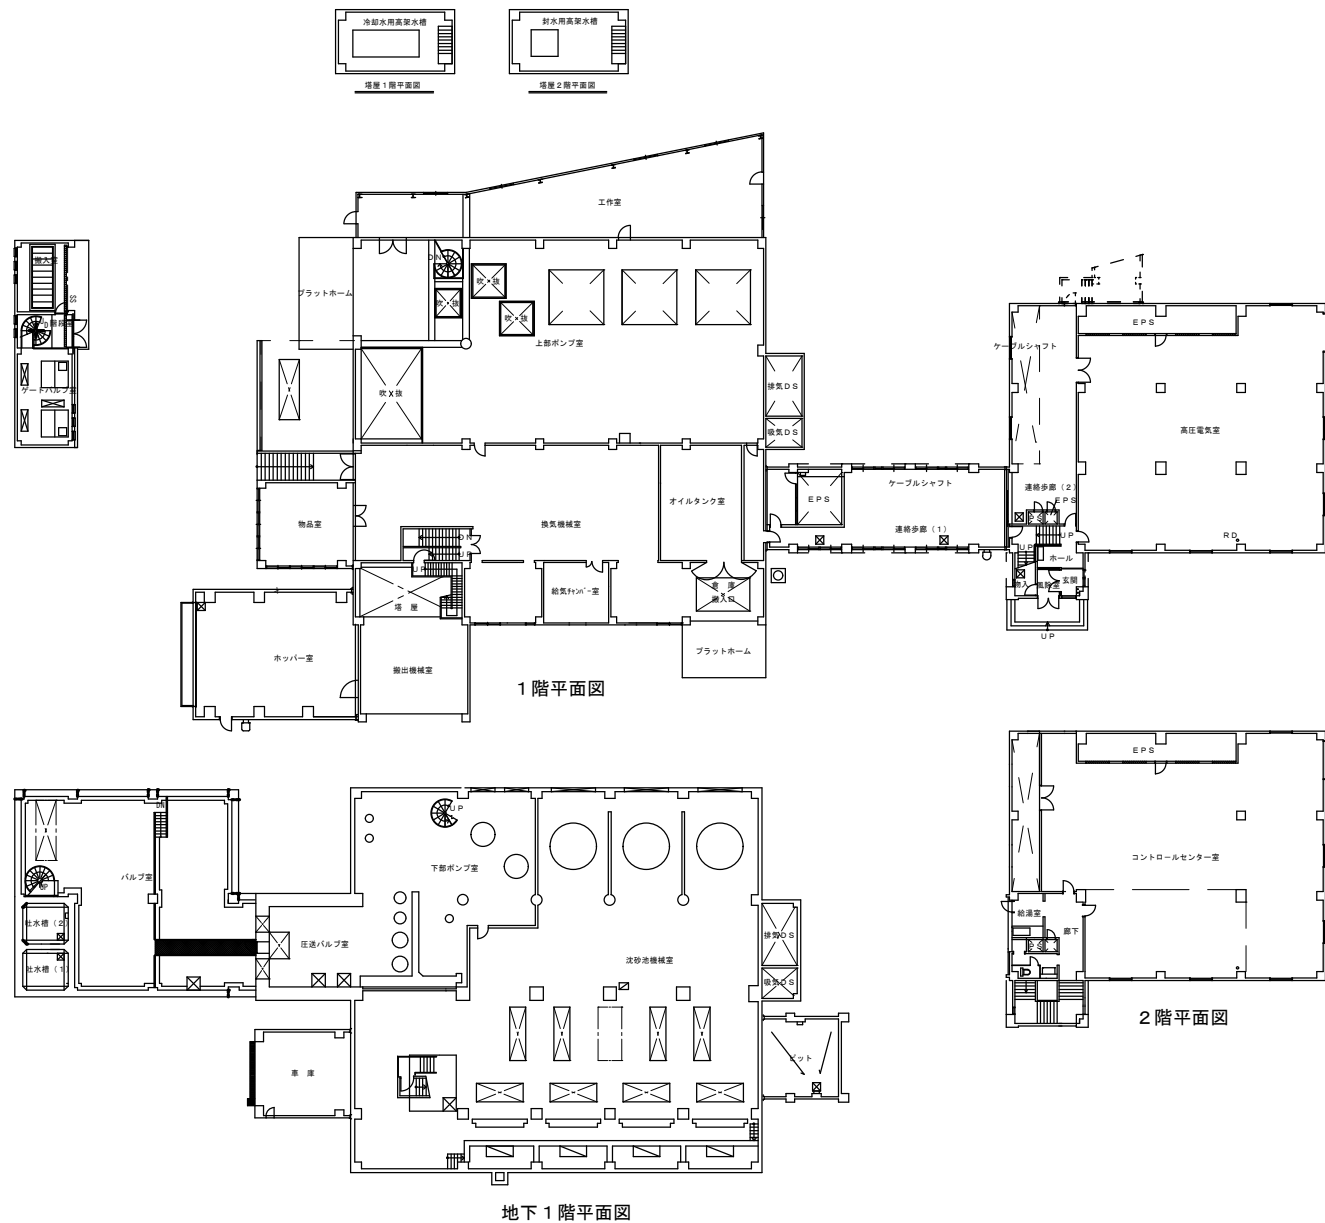

札幌市下水道河川局事業推進部	課 長	係 長	主 任	製 図	令和 7 年 4 月	業 務 名	手稲水再生プラザほか 2 施設消防用設備等点検業務			6 7
						図 面 名	茨戸西部中継ポンプ場(本館東・沈砂池・ポンプ室)平面図		縮尺 S=Free	

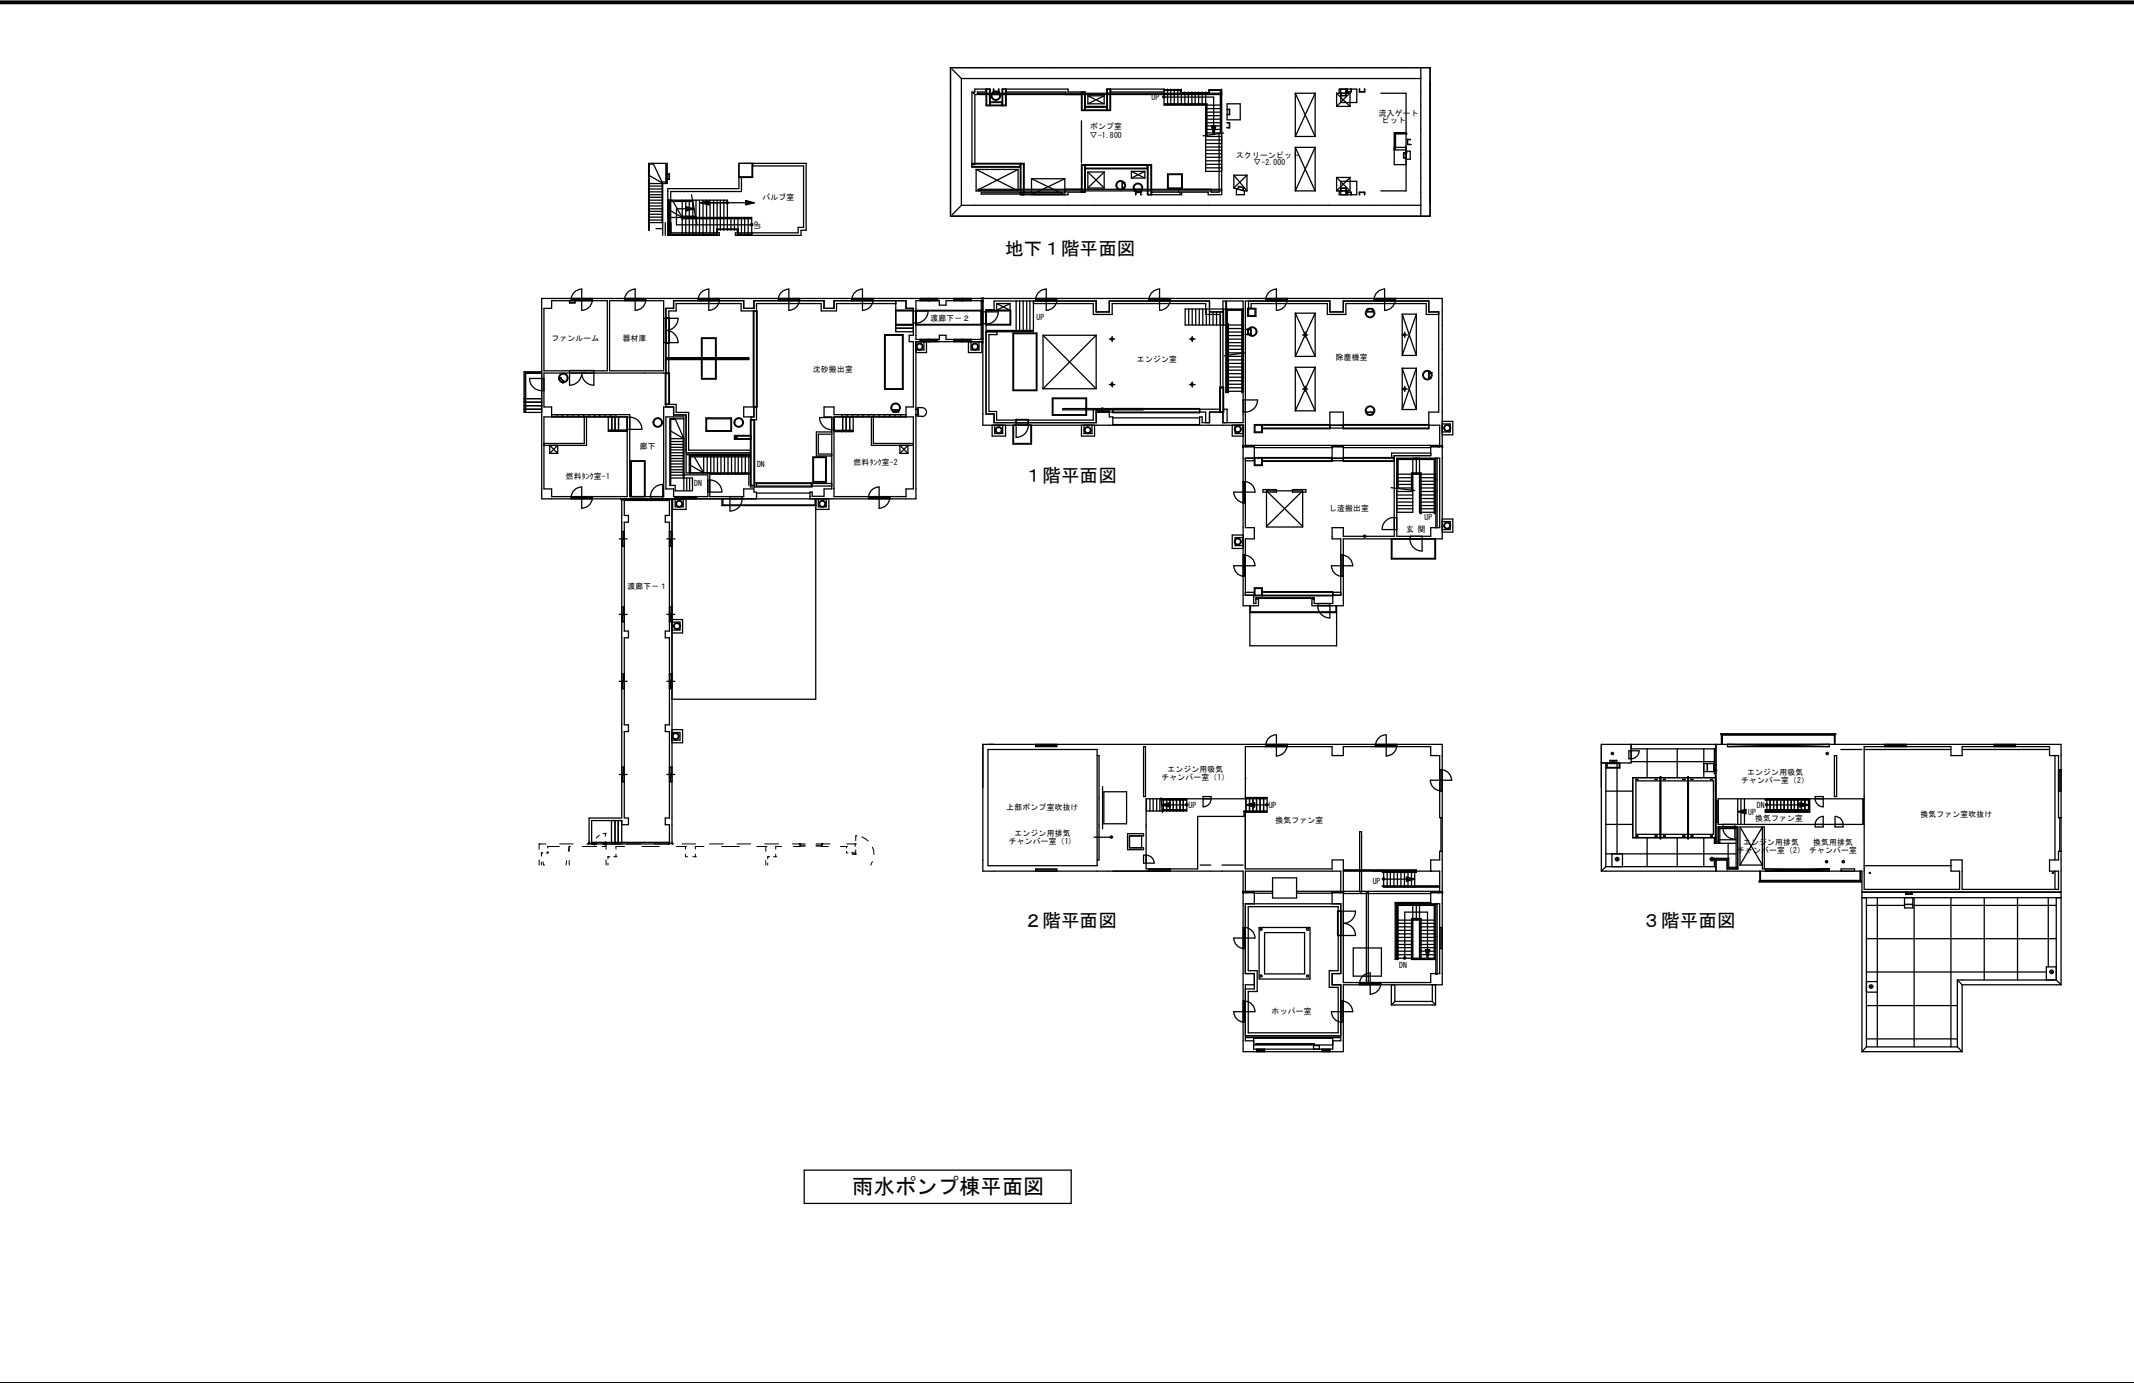

雨水ポンプ棟平面図

札幌市下水道河川局事業推進部	課 長	係 長	主 任	製 図	令和 7 年 4 月		業 務 名	手稲水再生プラザほか 2 施設消防用設備等点検業務		7/7
							図 面 名	茨戸西部中継ポンプ場（雨水棟）平面図		
							縮 尺	S=Free		