


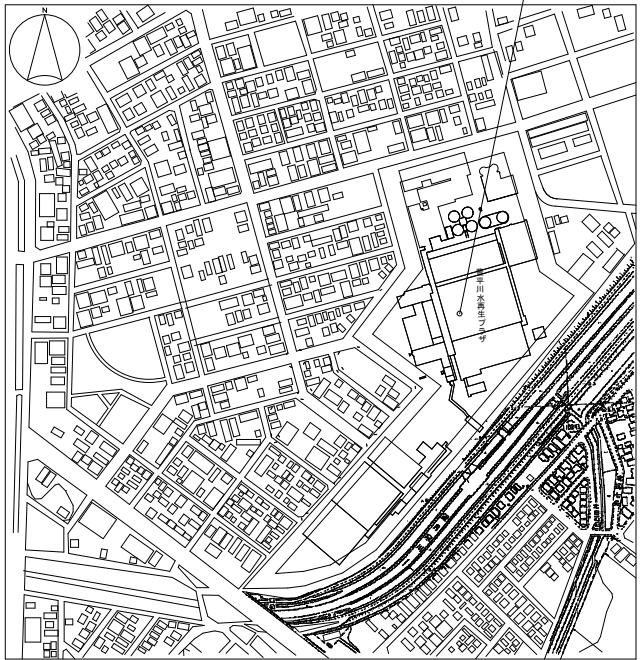


案内図 S=1/10,000



施工場所 豊平川水再生プラザ
札幌市白石区菊水元町8条3丁目5番1号



配置図 S=1/3,000

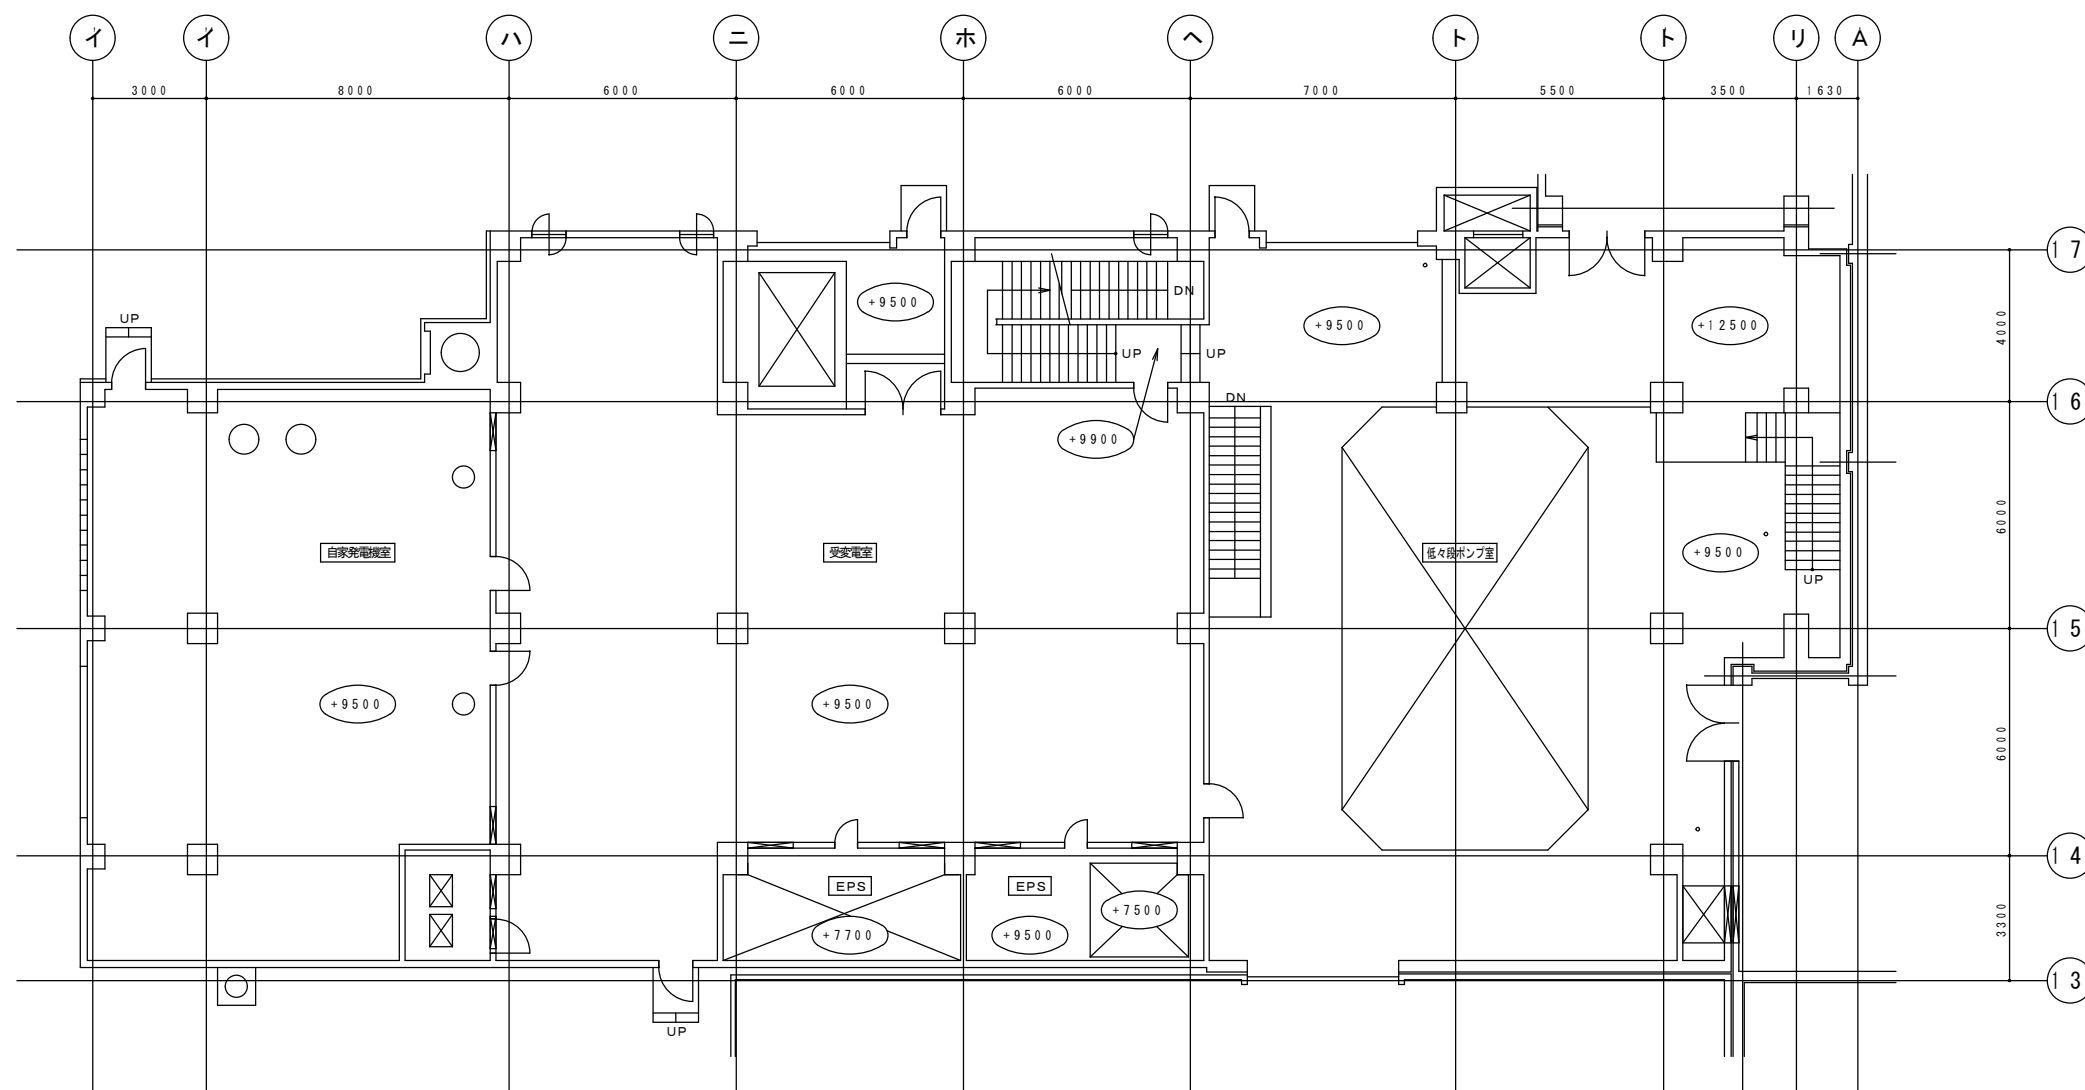


調査対象	
・低々段ポンプ室	東芝製 15 台 (東芝ライテック 11 台、東芝電材 4 台)
・自家発電電気室	東芝製 12 台
・受変電室	東芝製 29 台
・搬入口	東芝製 3 台
・階段室	東芝製 1 台
・D S	東芝製 1 台

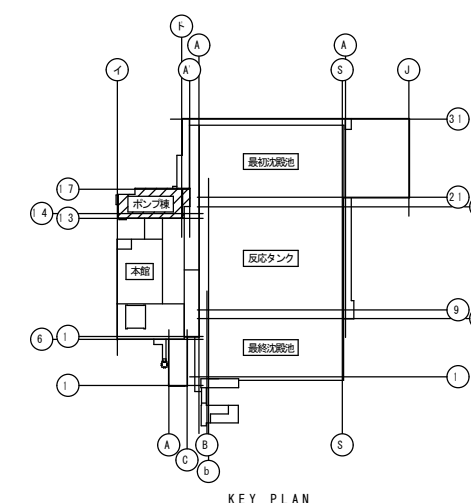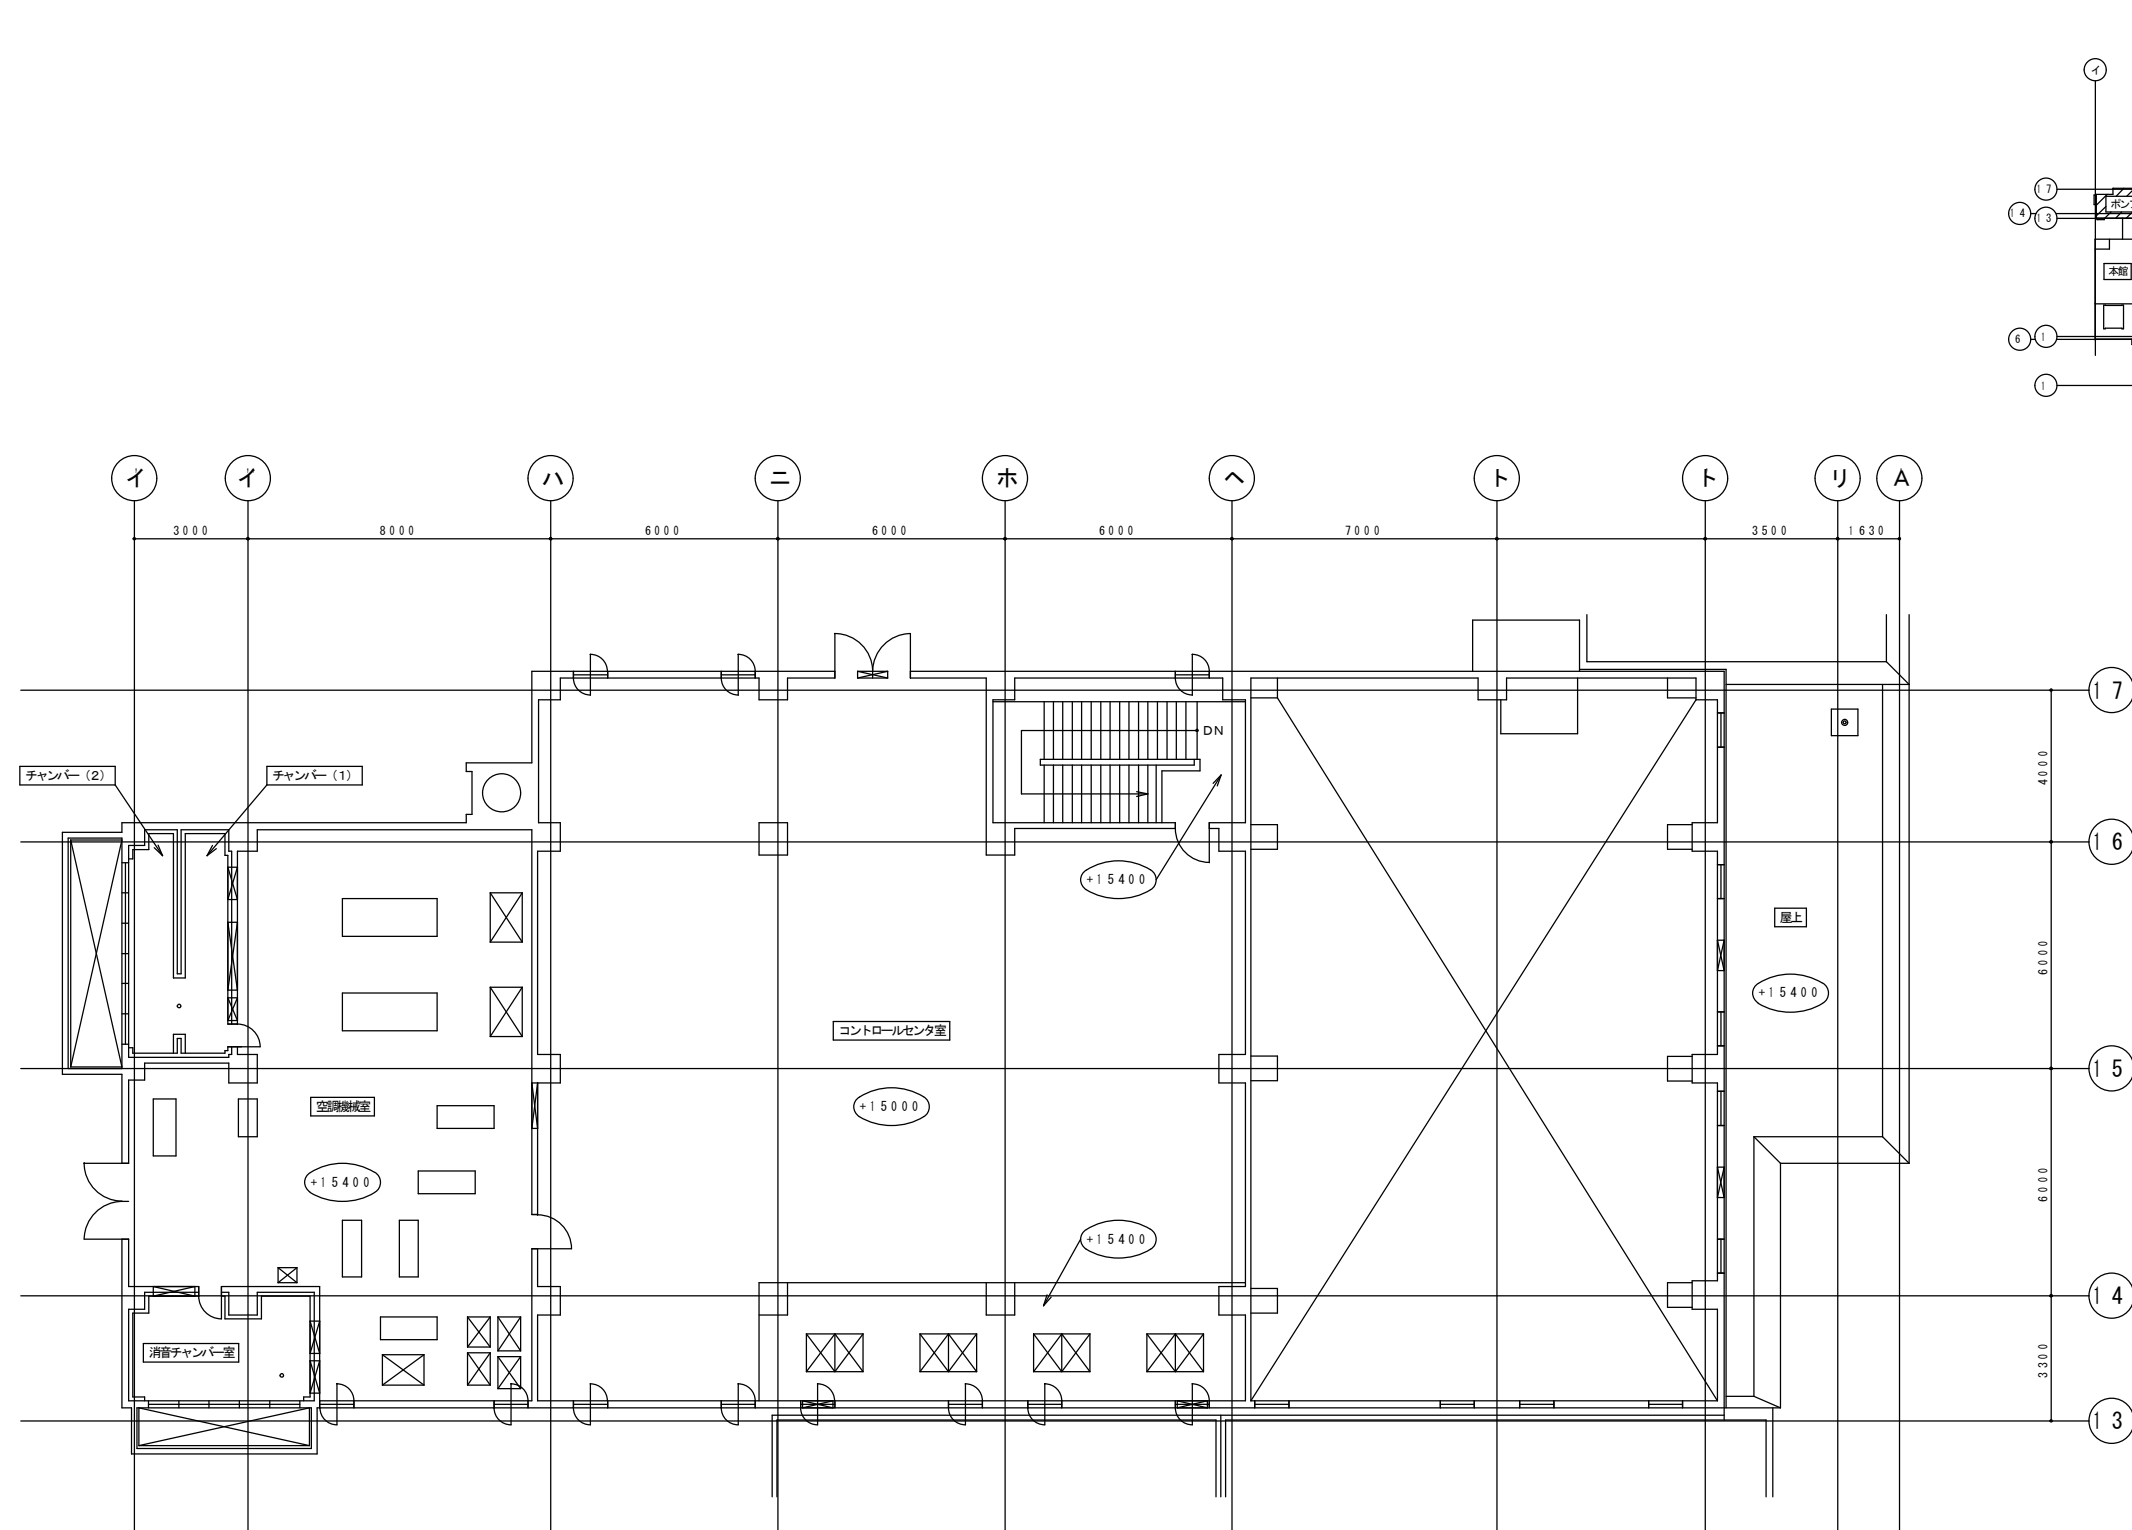


本館 低々段ポンプ施設 2階 平面図 S=1/200

調査対象

- | | |
|-------------|-----------|
| ・コントロールセンタ室 | 東芝製 5 3 台 |
| ・空調機械室 | 東芝製 1 1 台 |
| ・階段室 | 東芝製 1 台 |

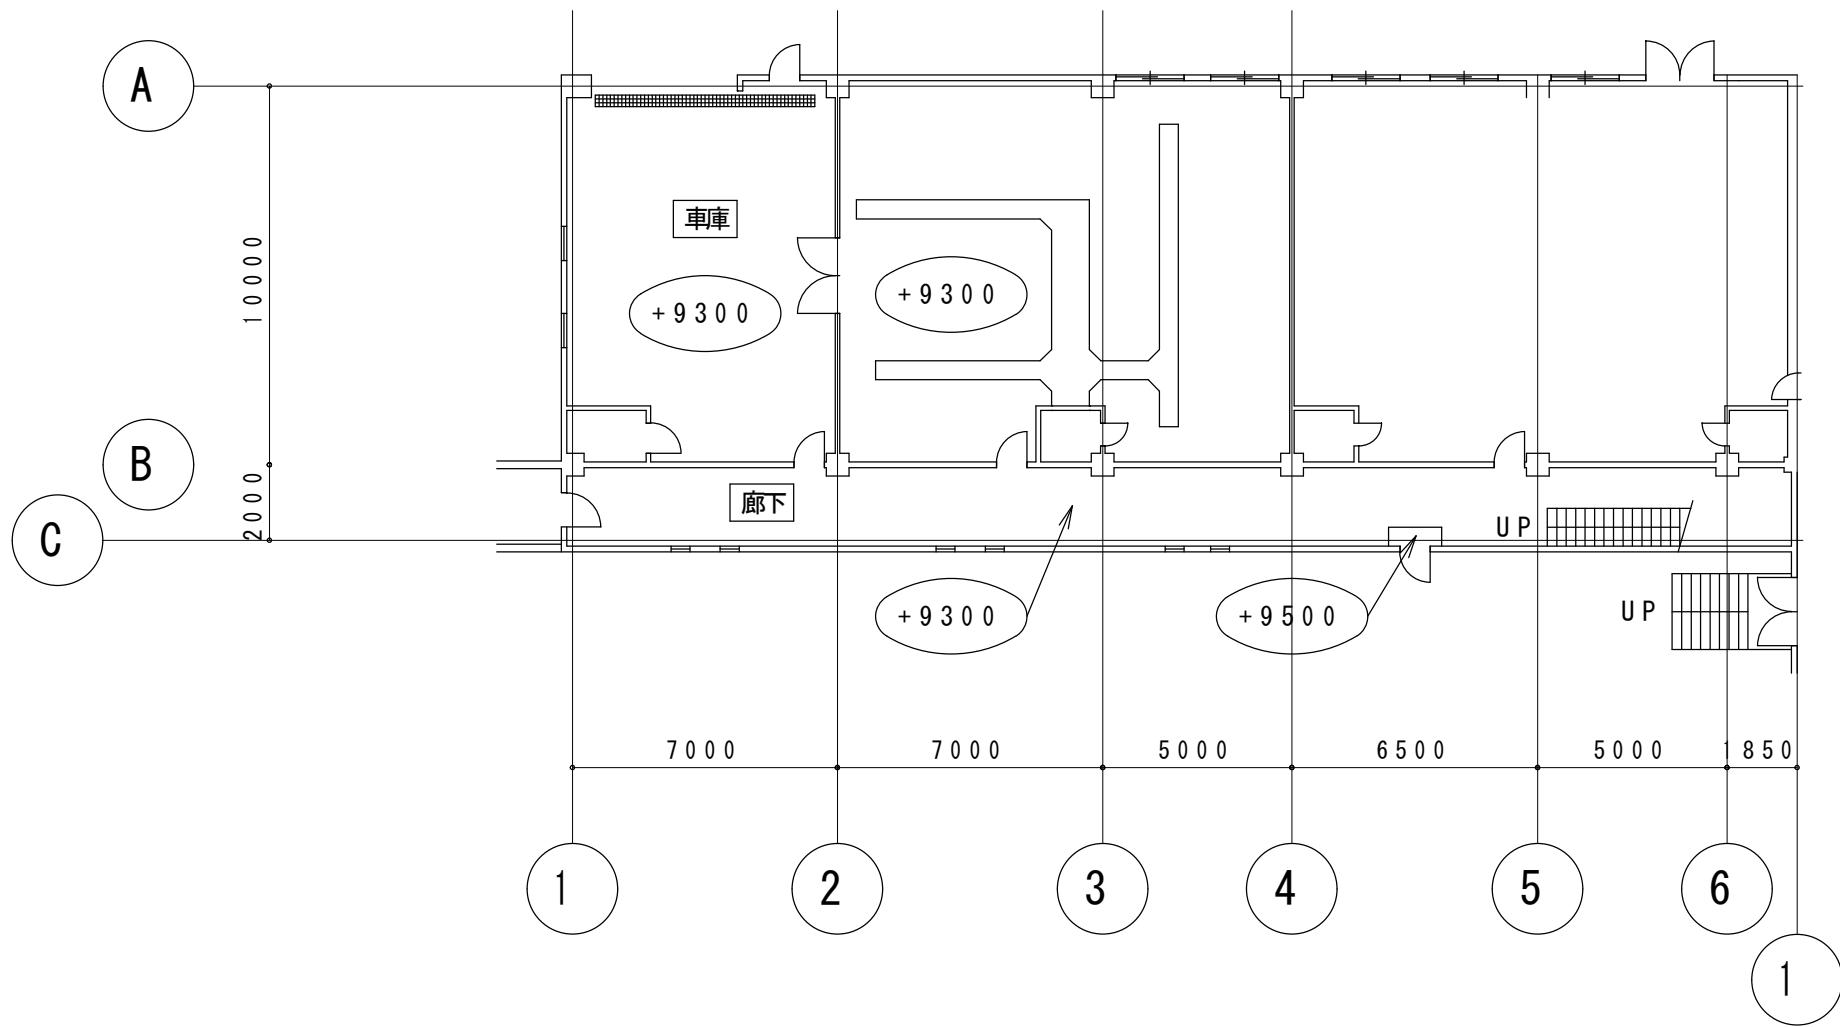


本館 増築部 1階 平面図 S=1/200

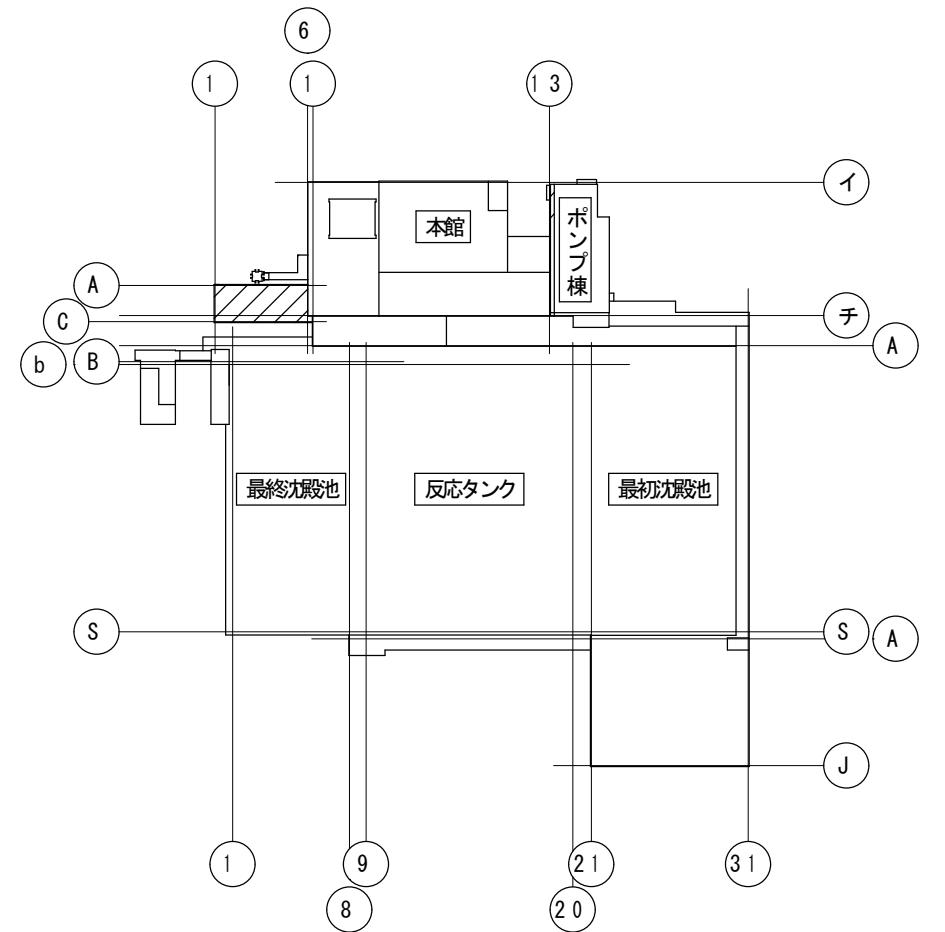


KEY PLAN

 調査対象
・廊下（歩廊） 東芝製 5 台





調査対象

・旧操作室	東芝製 10 台
・受配電盤室	東芝製 11 台


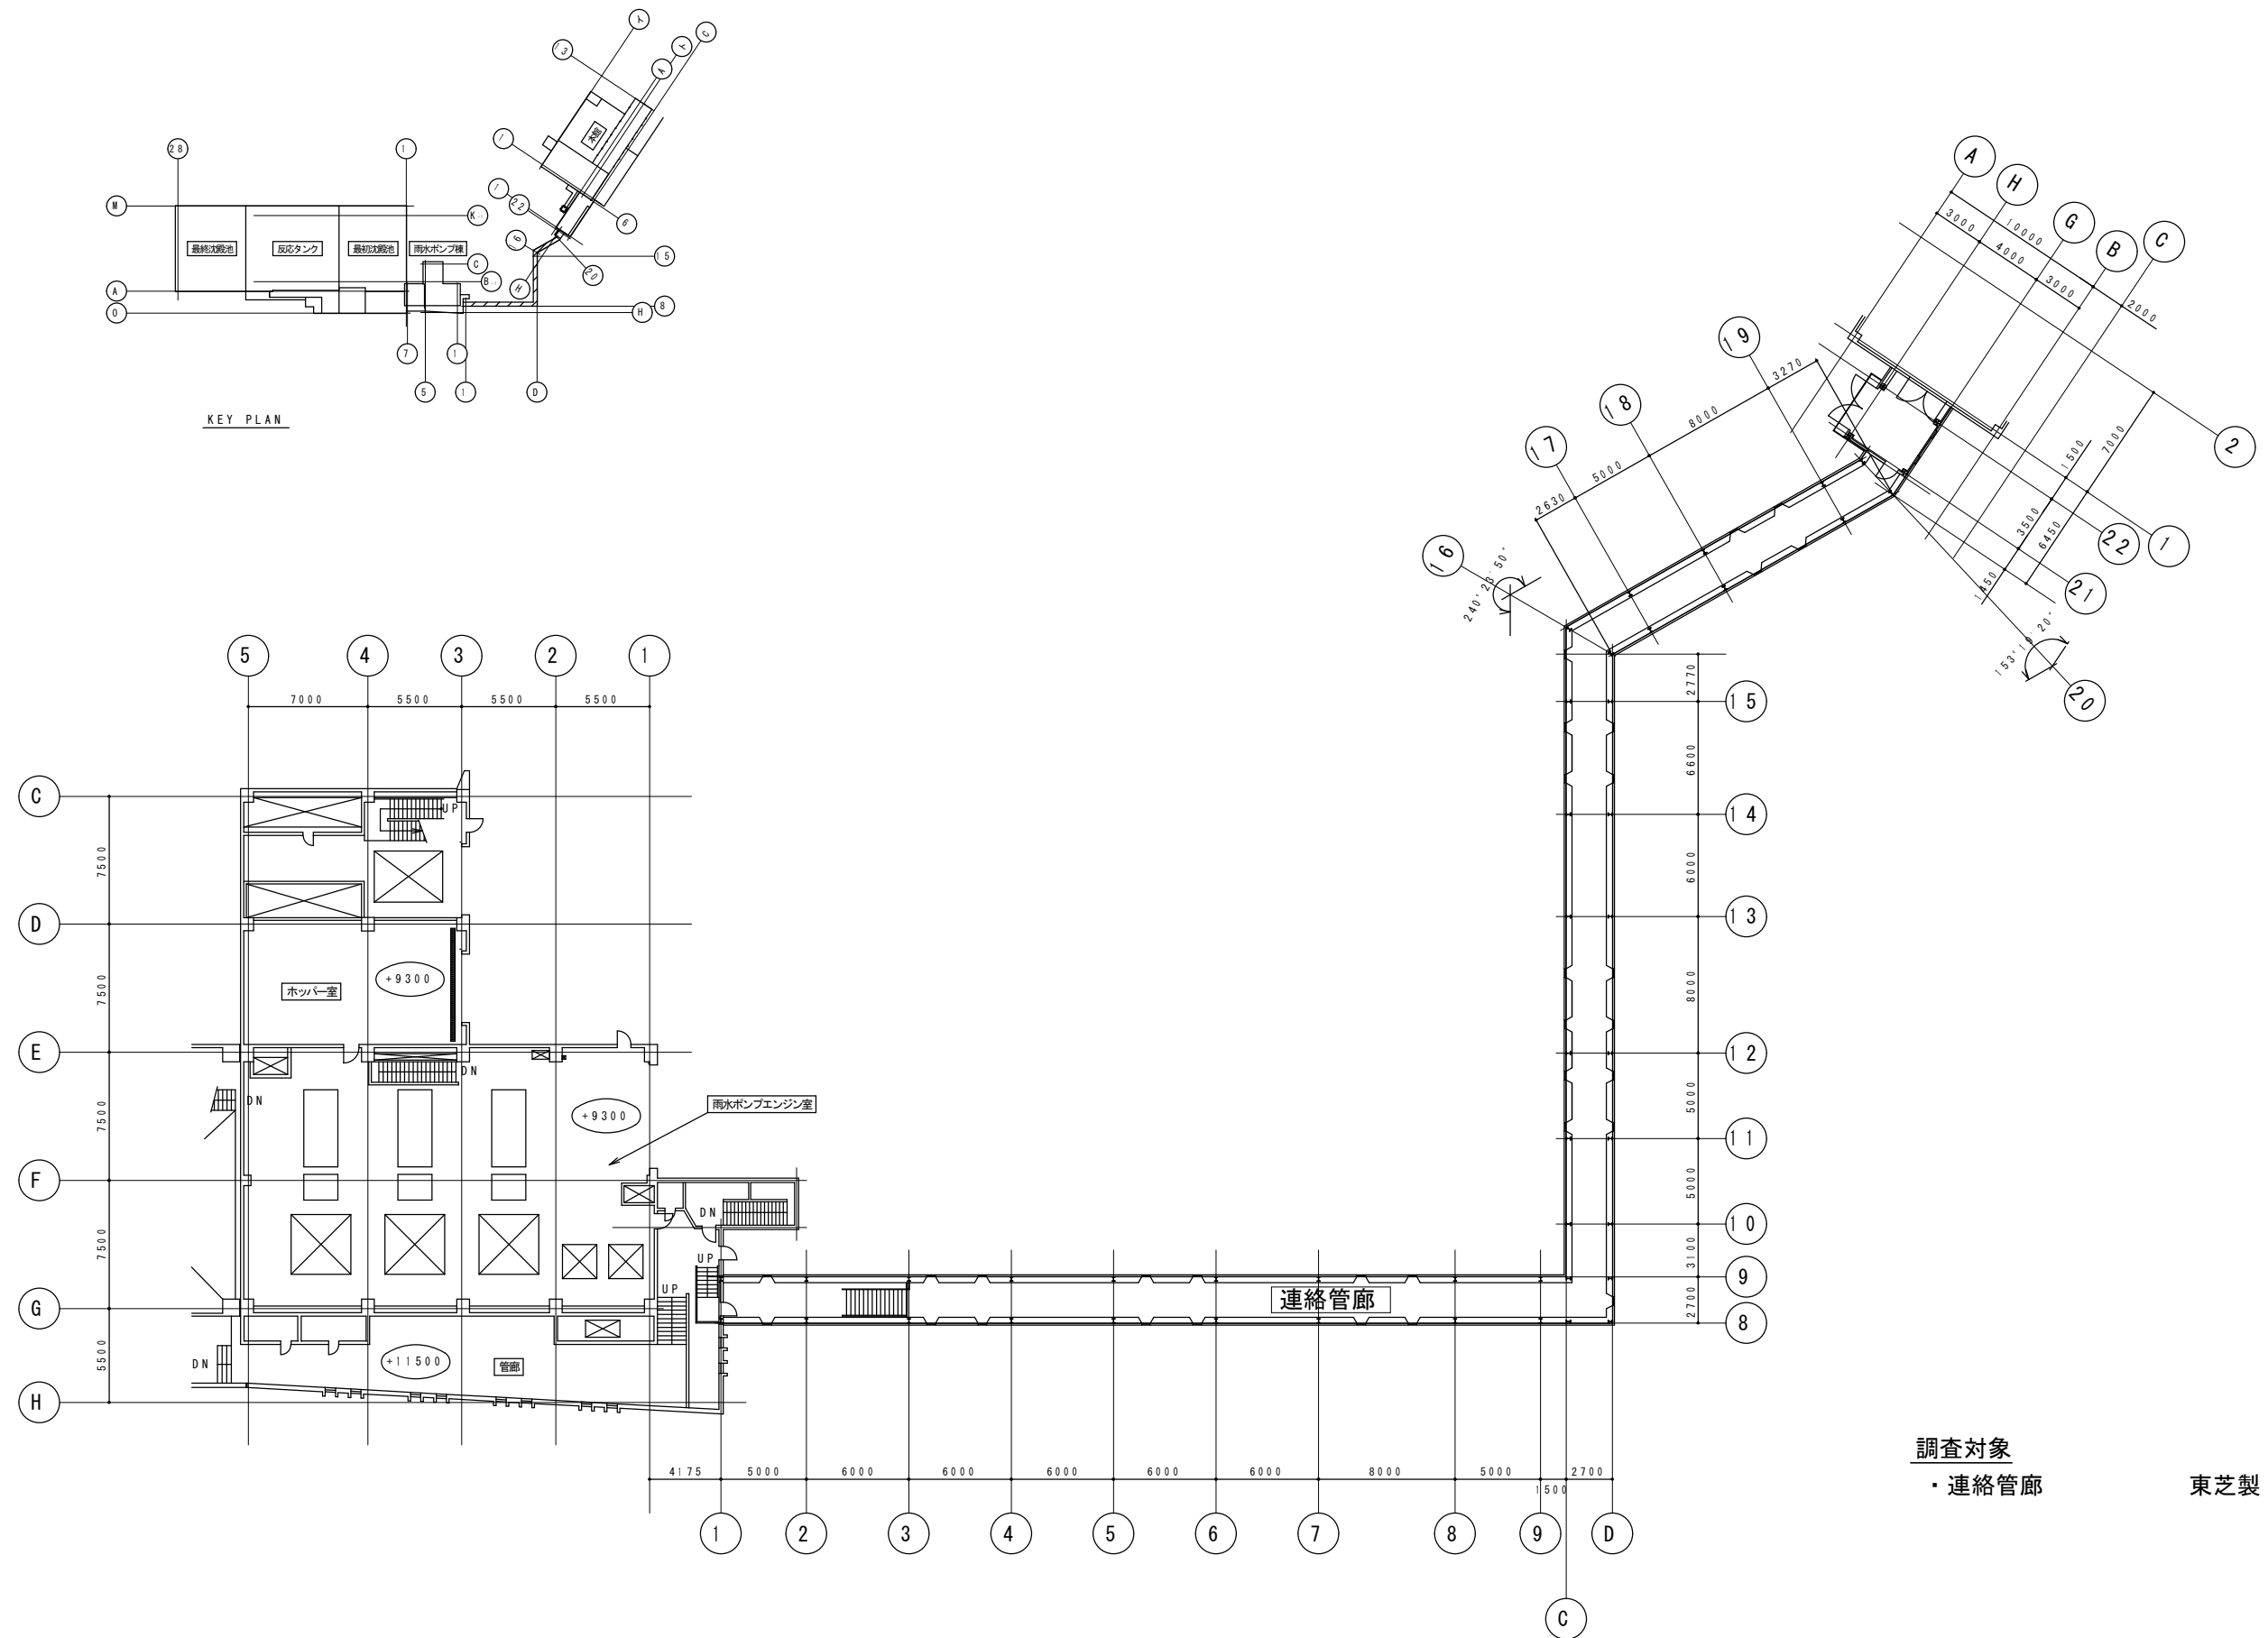


調査対象
・連絡管廊
東芝製13台

旧本館、第2処理施設間の連絡管廊 平面図 S=1/400

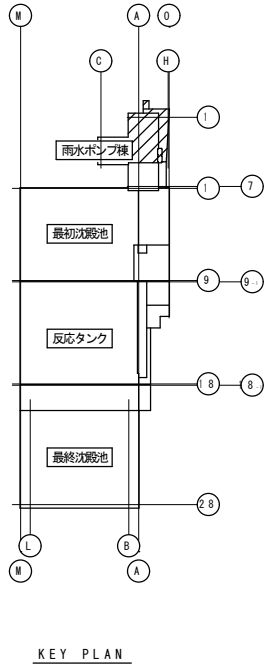
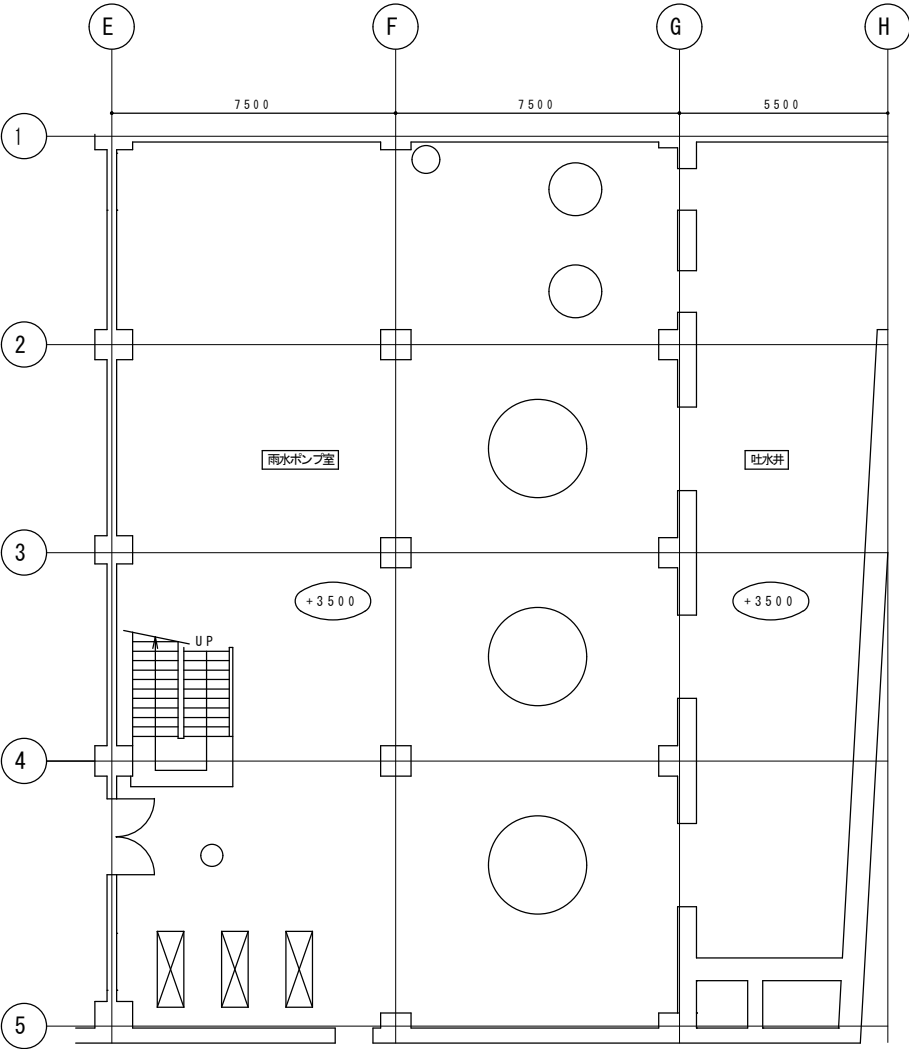


調査対象
・雨水ポンプ室 東芝製3台

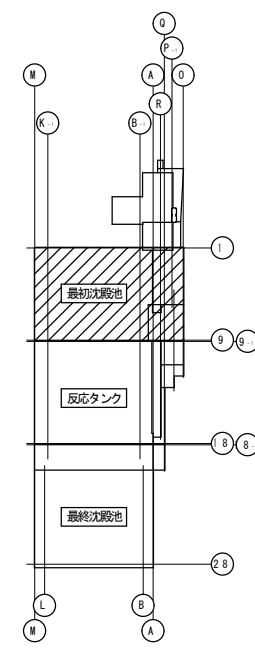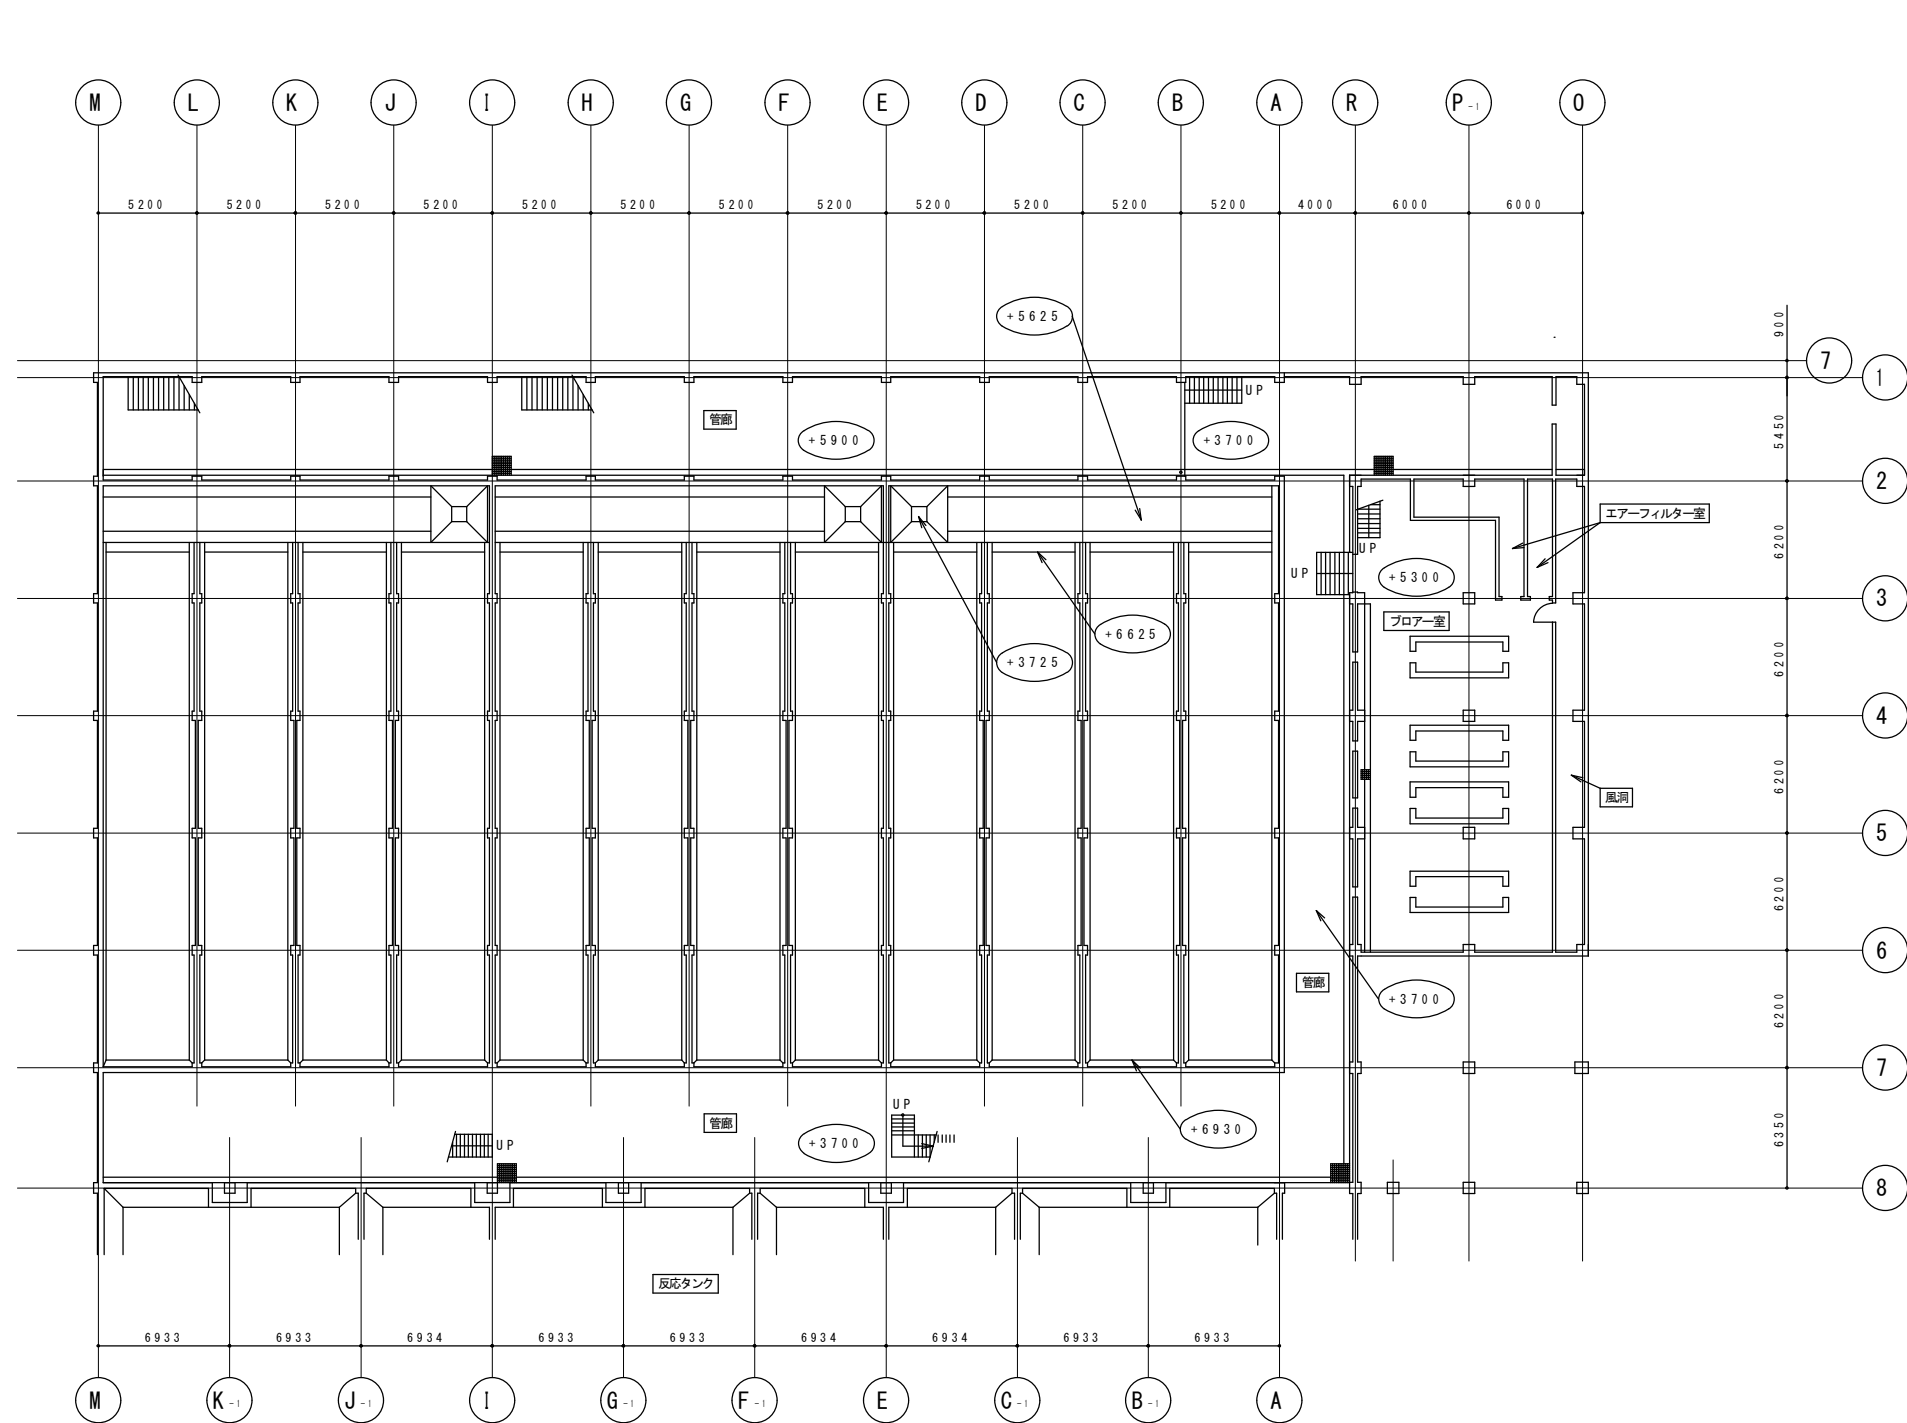

第2処理施設 最初沈殿池・反応タンク 地下1階 平面図 S=1/400

調査対象
・最初沈殿池～反応タンク間管廊
・ブロワー室
東芝製23台
東芝製12台

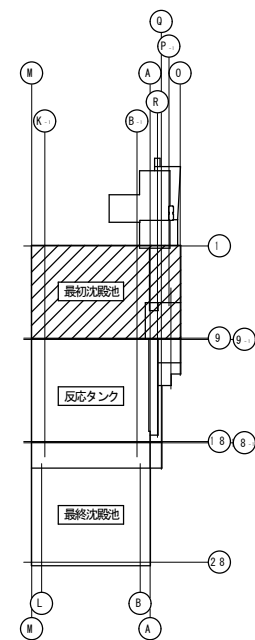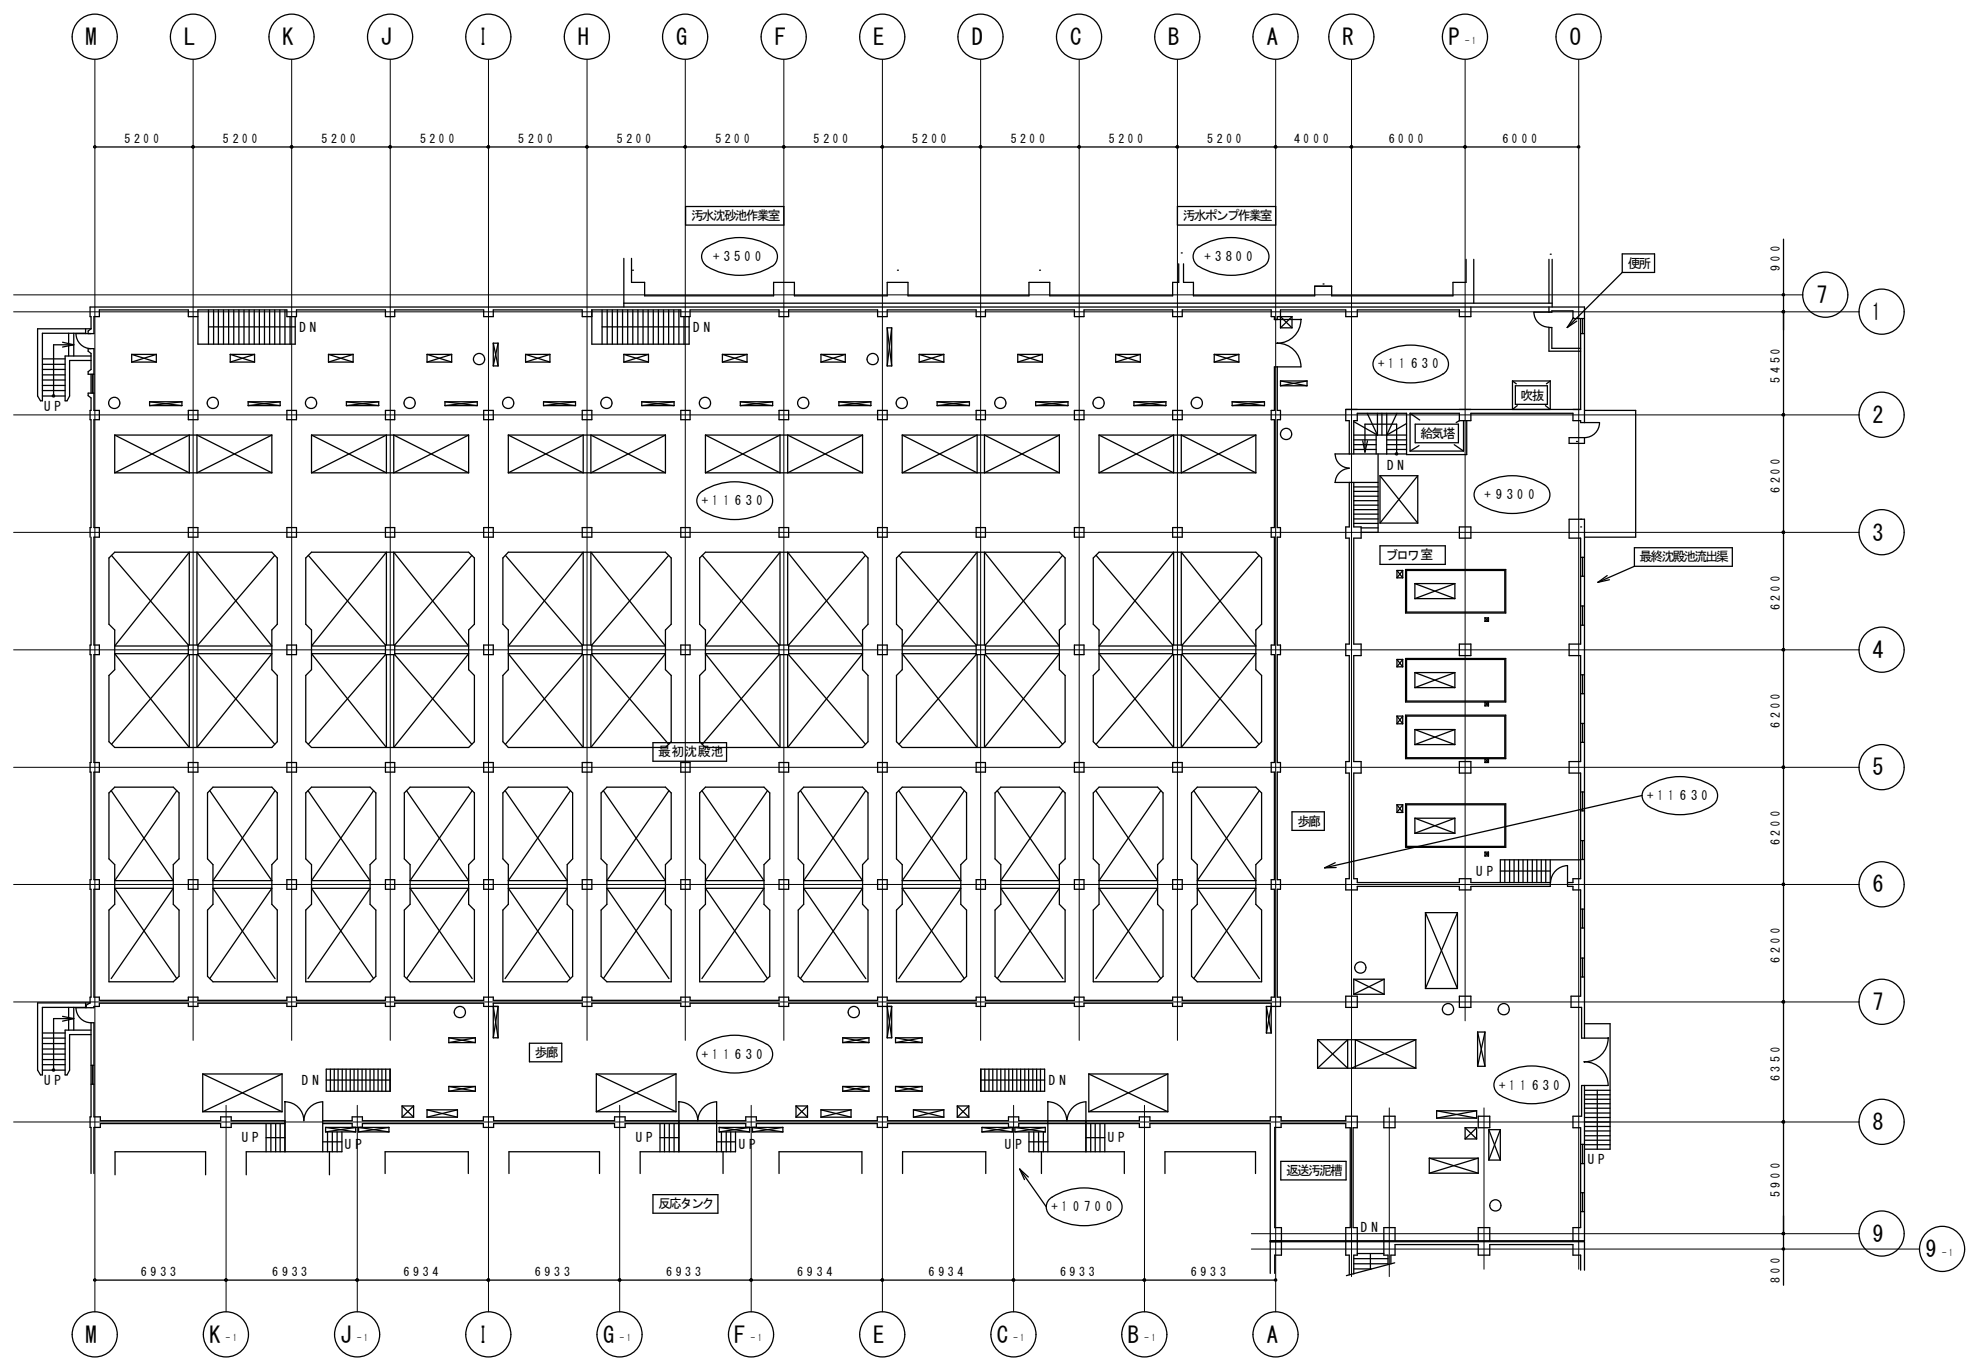


KEY PLAN

第2処理施設 最初沈殿池・反応タンク 1階 平面図 S=1/400

調査対象



- ・最初沈殿池～ブロワ室間歩廊
- ・最初沈殿池～反応タンク横歩廊
- ・最初沈殿池～反応タンク間歩廊
- ・ブロワ室

東芝製4台
東芝製3台
東芝製2台
東芝製16台

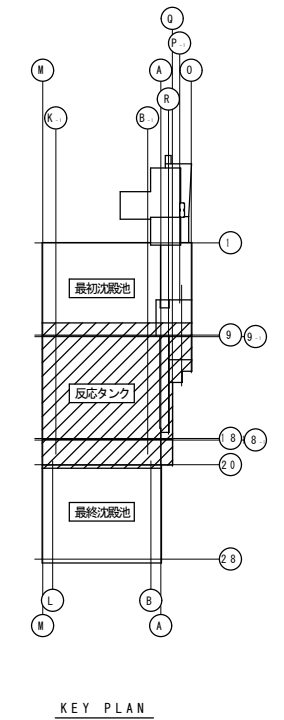

東芝製 14台
東芝製 25台



札幌市下水道河川局事業推進部	課 長	係 長	主 任	製 図	令和 7 年 5 月	作 製	役 務 名	豊平川水再生プラザほか照明設備調査業務			図 番 10 / 31
							図 面 名	豊平川水再生プラザ 第2処理施設 反応タンク・最終沈殿池 地下1階 平面図			
								縮 尺	1/200 (A1) 1/400 (A3)		

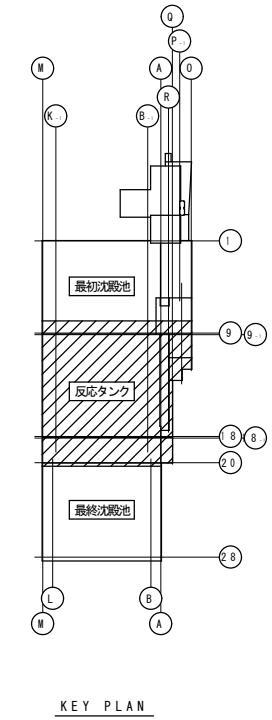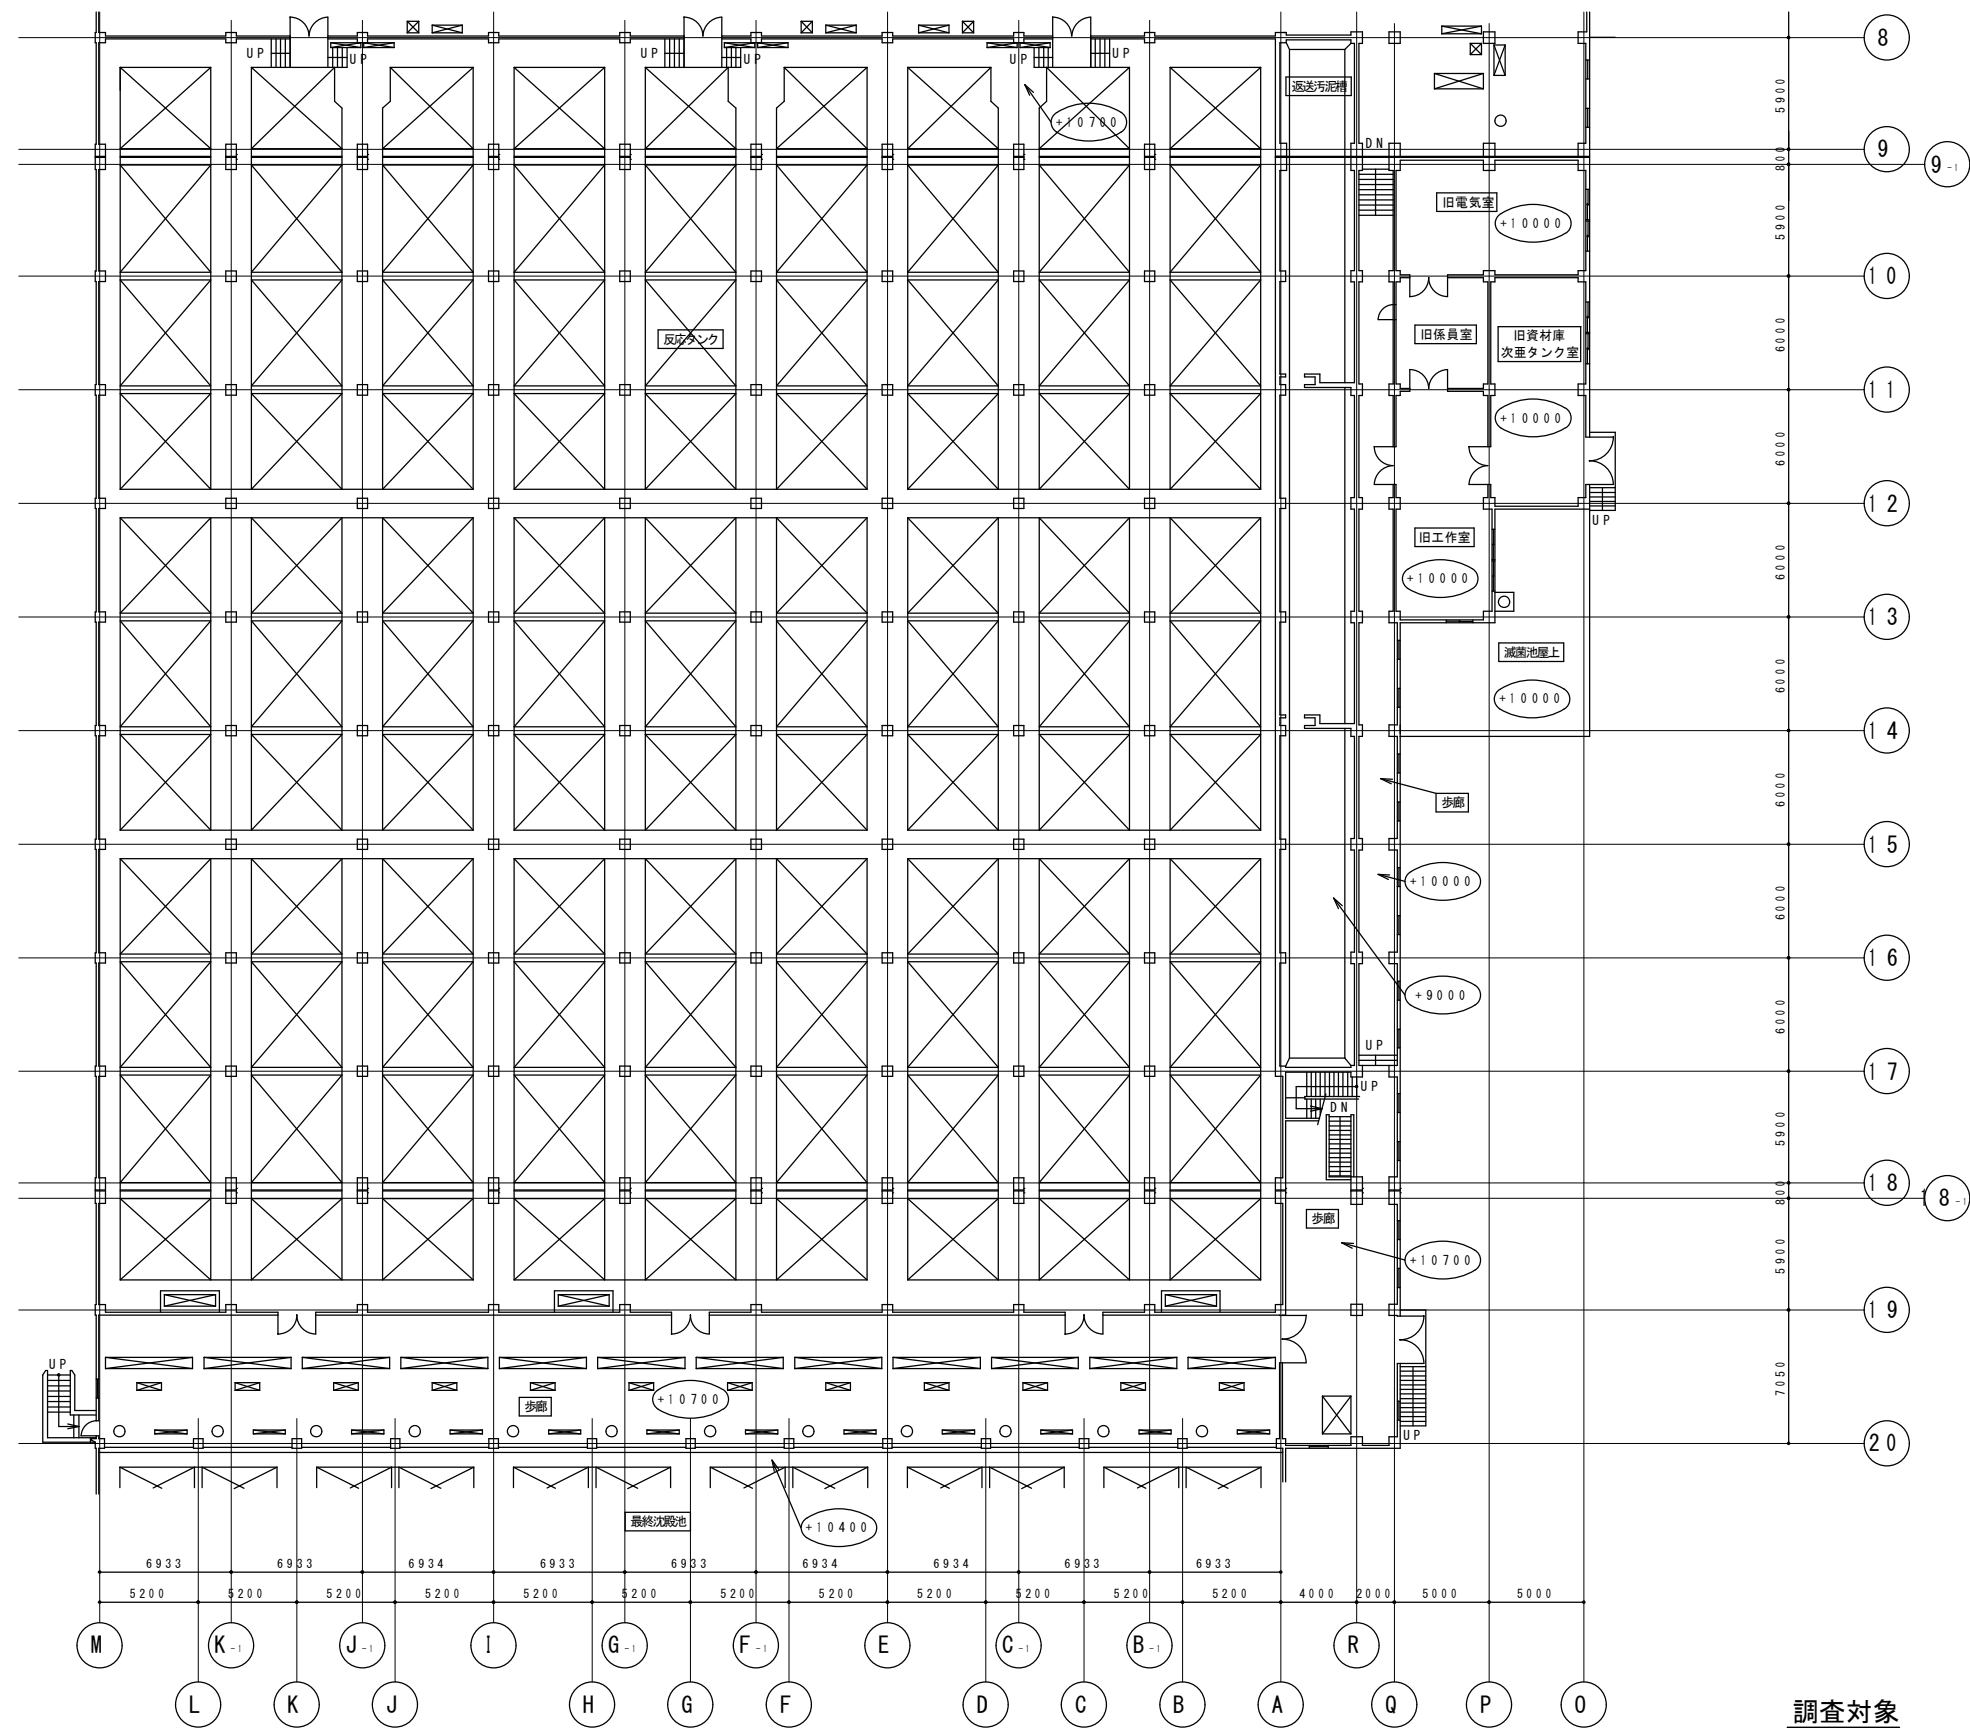

第2処理施設 反応タンク・最終沈殿池 1階 平面図 S=1/400

調査対象

- ・旧電気室 東芝製 14台
- ・旧工作室 東芝製 10台
- ・次亜タンク室 東芝製 11台（上部6台、下部5台）

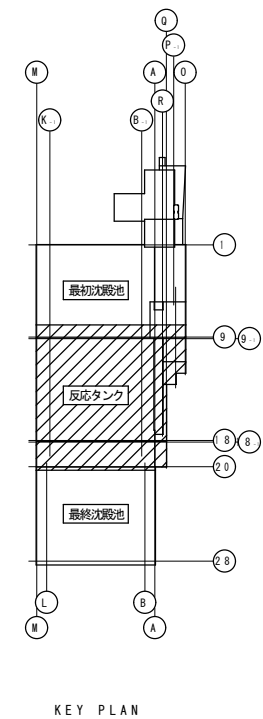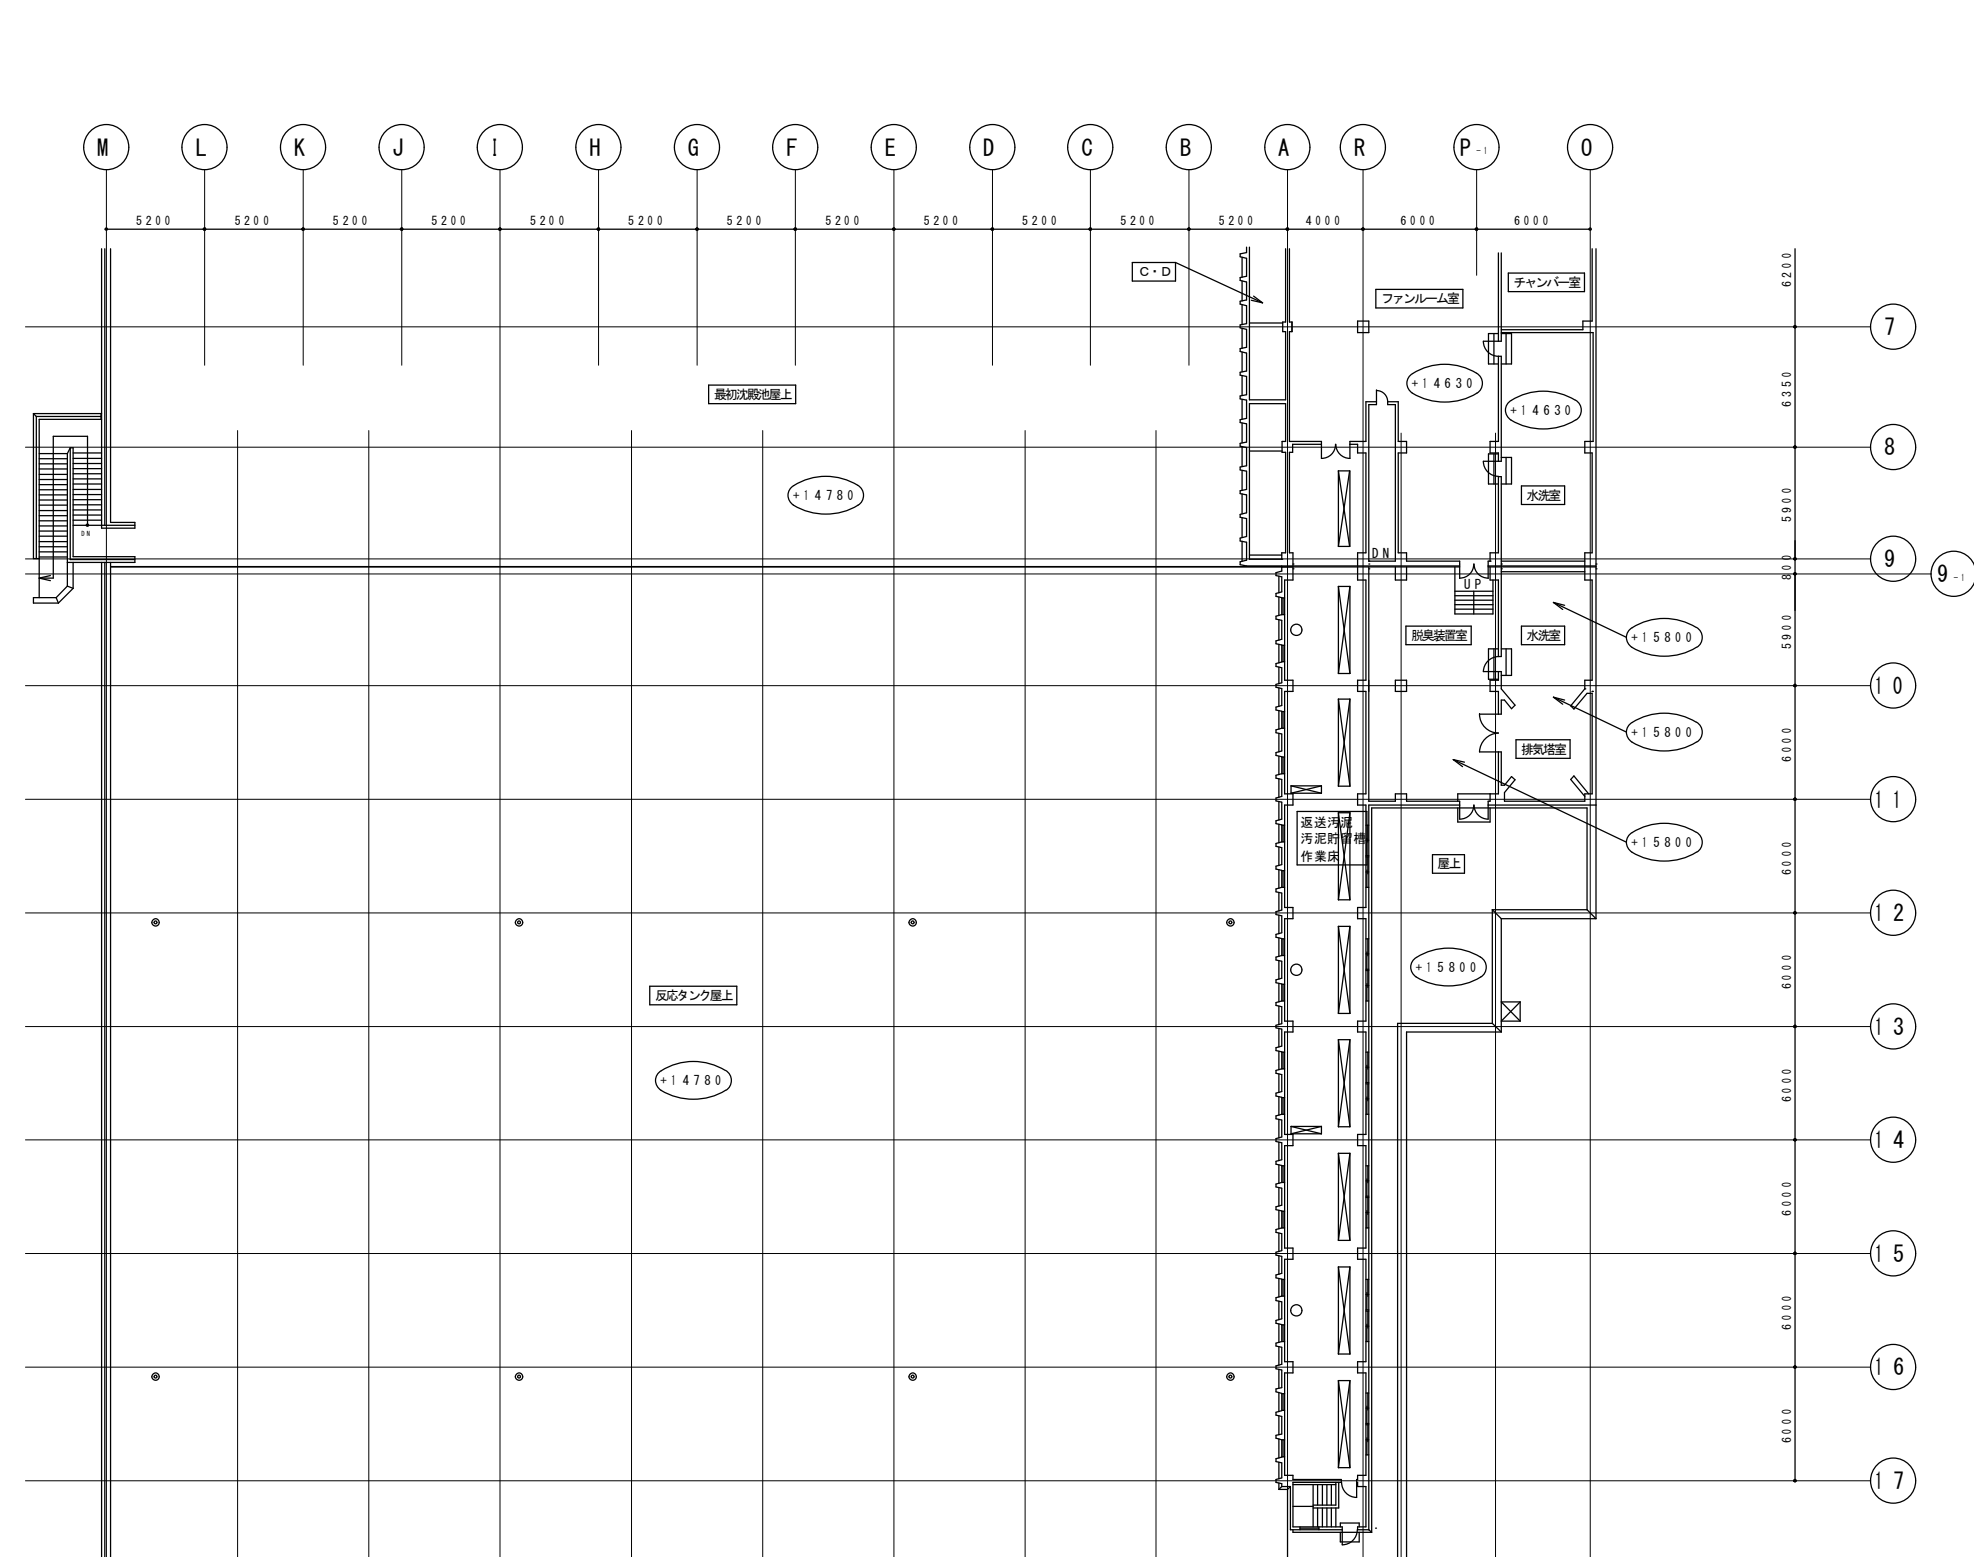



第2処理施設 反応タンク・最終沈殿池 2階 平面図 S=1/400

調査対象

- ・返送汚泥貯留槽作業床
- ・ファンルーム

東芝製10台
東芝製6台


札幌市下水道河川局事業推進部	課長	係長	主任	製図	令和7年5月	作製	役務名	豊平川水再生プラザほか照明設備調査業務			図番 12/31
							図面名	豊平川水再生プラザ 第2処理施設 反応タンク・最終沈殿池 2階 平面図	縮尺	1/200 (A1)	
									1/400 (A3)		

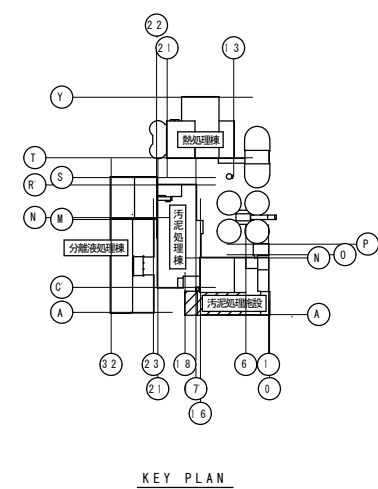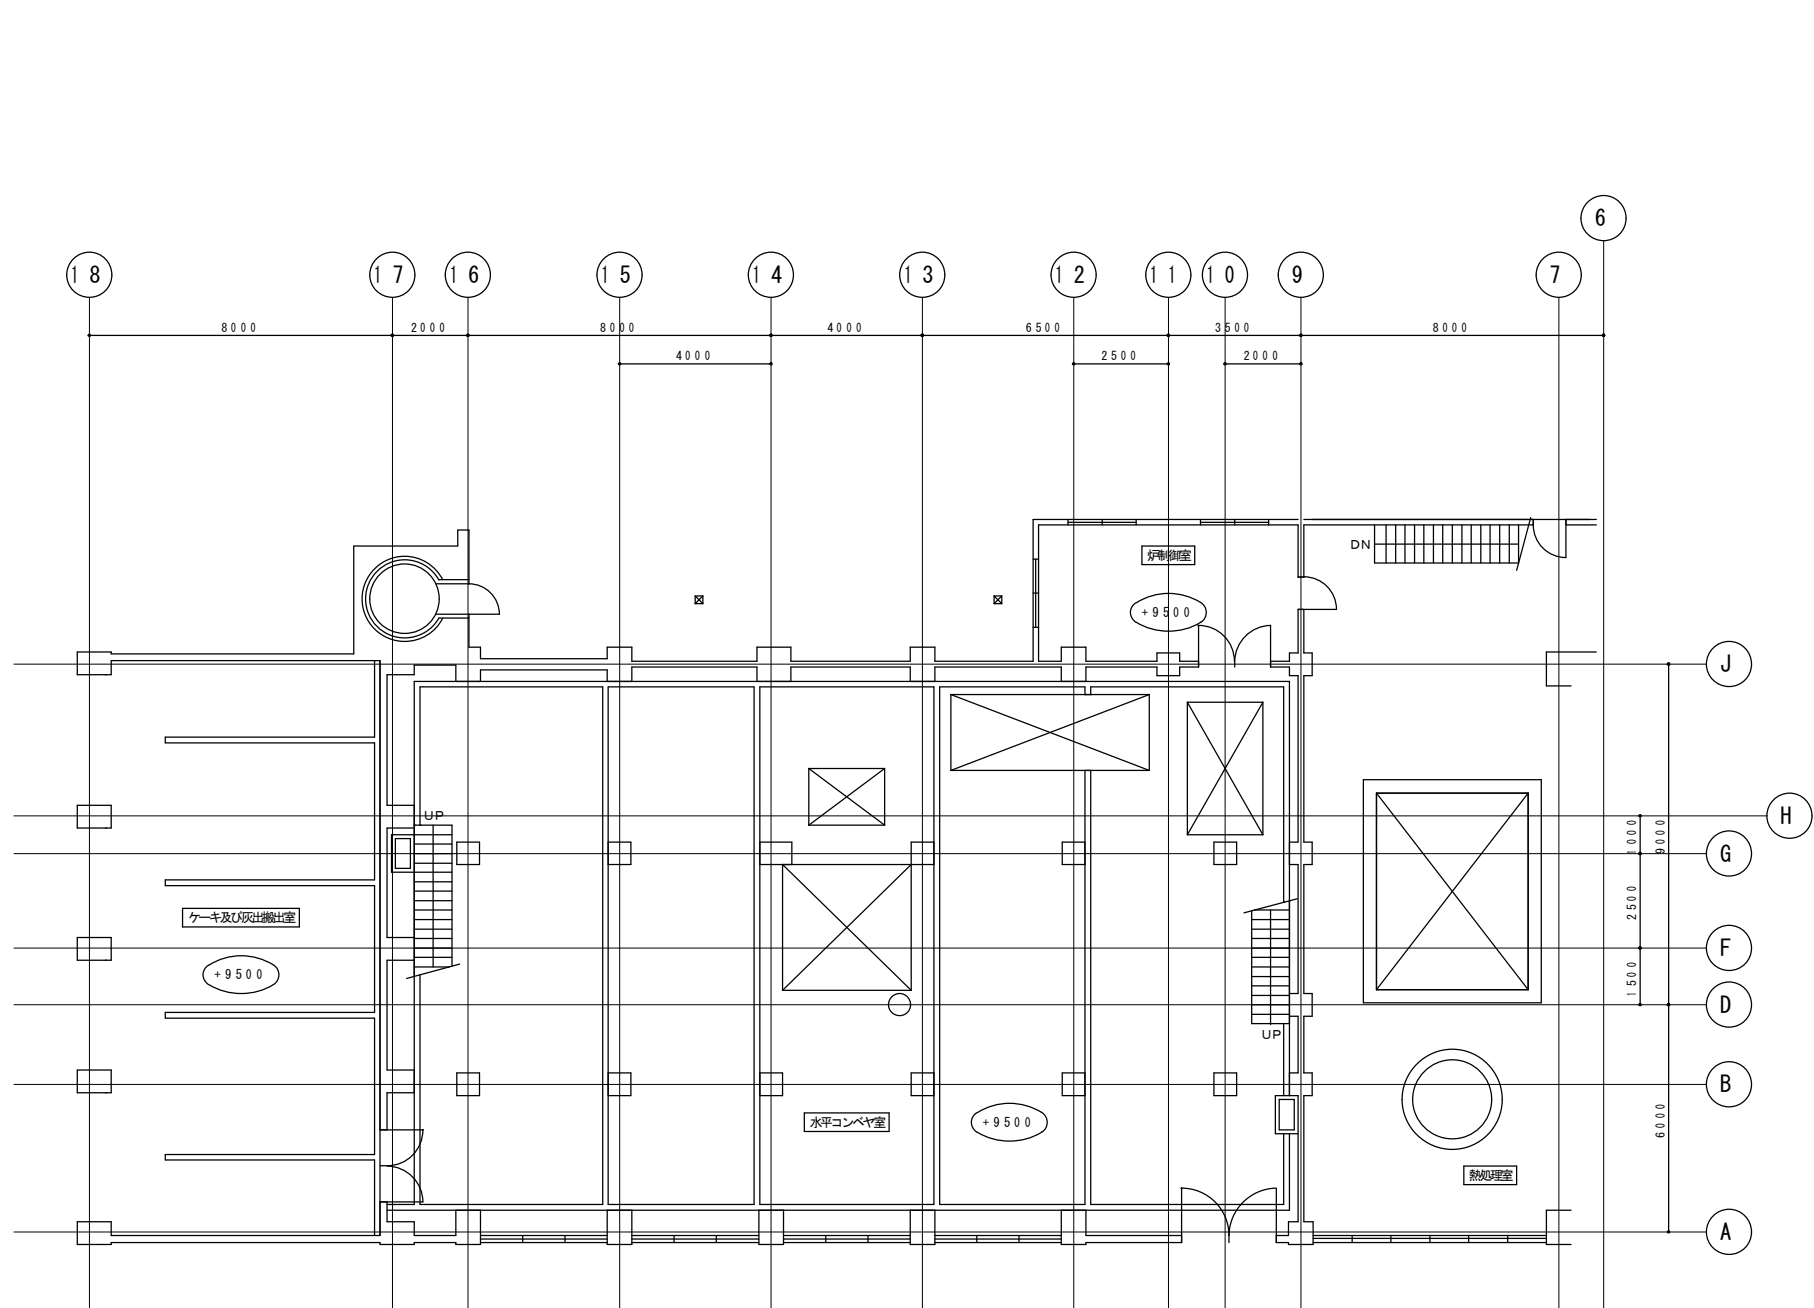

旧汚泥工場 1階 平面図 S=1/200


調査対象
・ 水平コンベヤ室 東芝製 1 台

札幌市下水道河川局事業推進部	課長	係長	主任	製図	令和7年5月	作製	役務名	豊平川水再生プラザほか照明設備調査業務			図番 13 / 31
							図面名	豊平川水再生プラザ 旧汚泥工場 1階 平面図	縮尺	1/100 (A1)	
										1/200 (A3)	

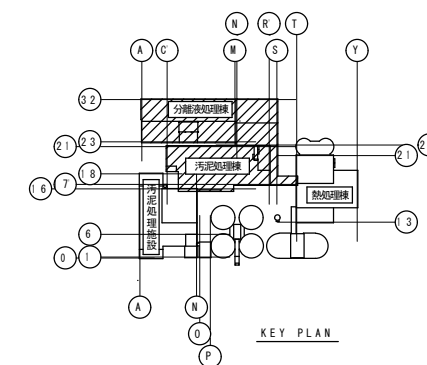


調査対象

・ポンプ室	東芝製 7 台
・油庫	東芝製 5 台
・上水受水槽室	東芝製 4 台
・ボイラー室	東芝製 1 台
・資料室	東芝製 10 台
・污泥焼却炉室	東芝製 24 台
・管廊（1）	東芝製 11 台
・管廊（2）	東芝製 12 台
・消火水槽ポンプ室	東芝製 2 台

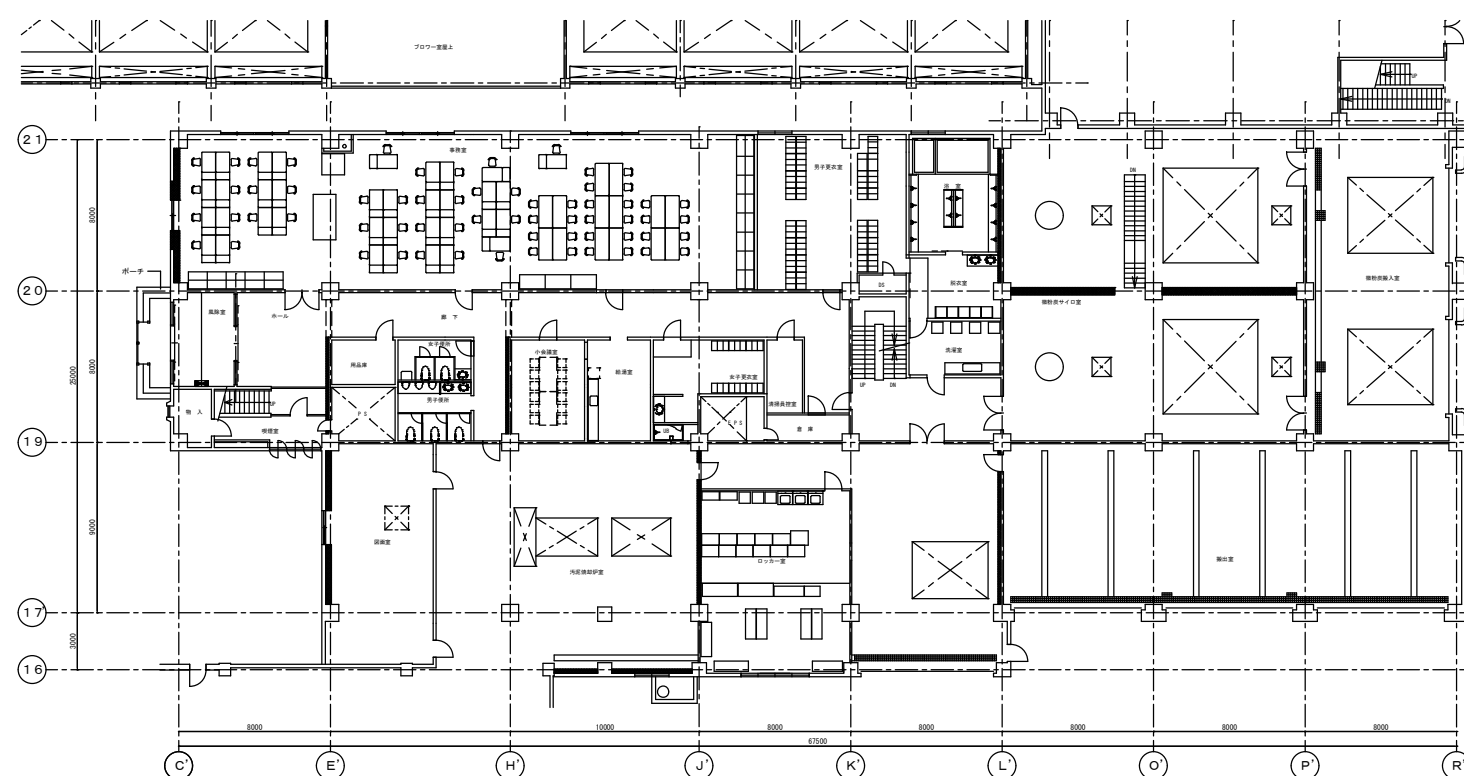


調査対象

・ 汚泥焼却炉室 東芝製 10 台


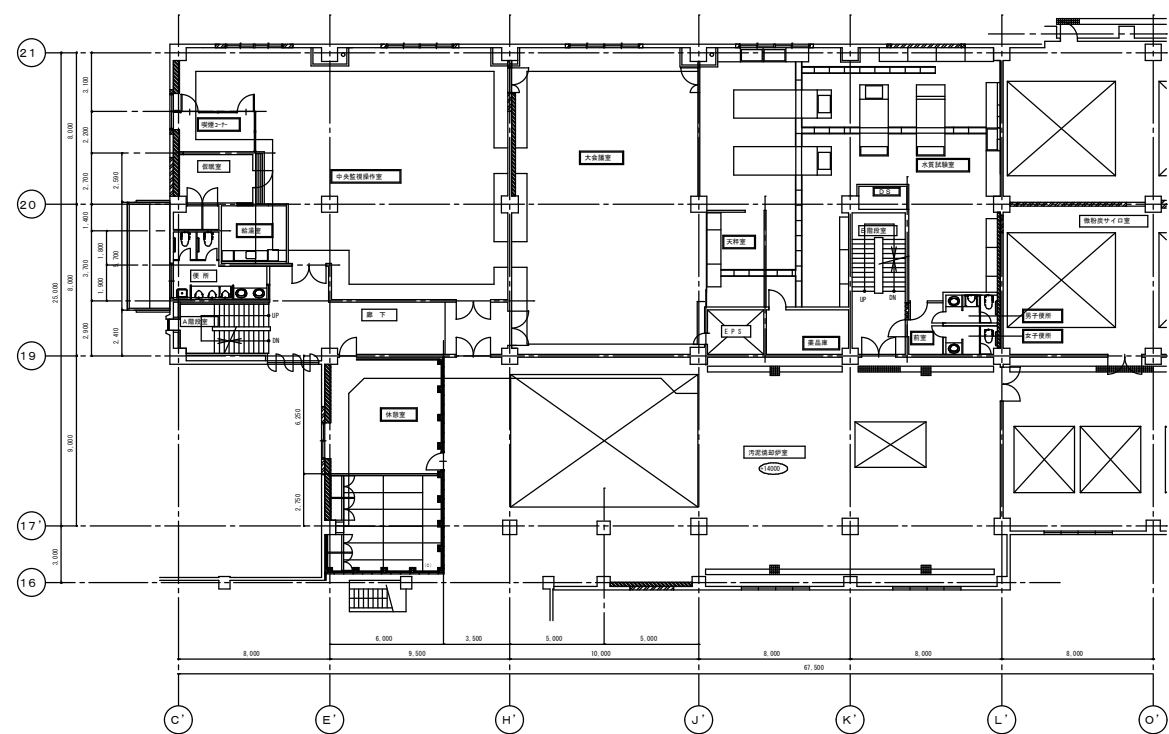


汚泥処理施設 管理棟 2階 平面図 S=1/400

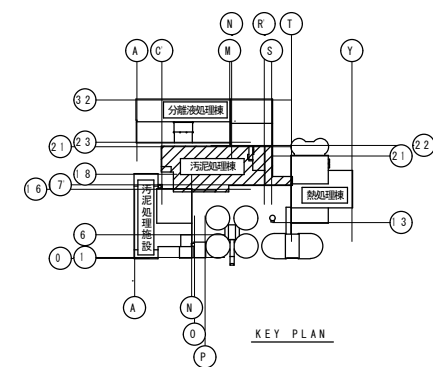

調査対象
・ 汚泥焼却炉室 東芝製 19台

札幌市下水道河川局事業推進部	課 長	係 長	主 任	製 図	令和 7 年 5 月	作 製	役 務 名	豊平川水再生プラザほか照明設備調査業務			図 番 16 / 31
							図 面 名	豊平川水再生プラザ 汚泥処理施設 管理棟 2階 平面図	縮 尺	1/200 (A1)	
										1/400 (A3)	

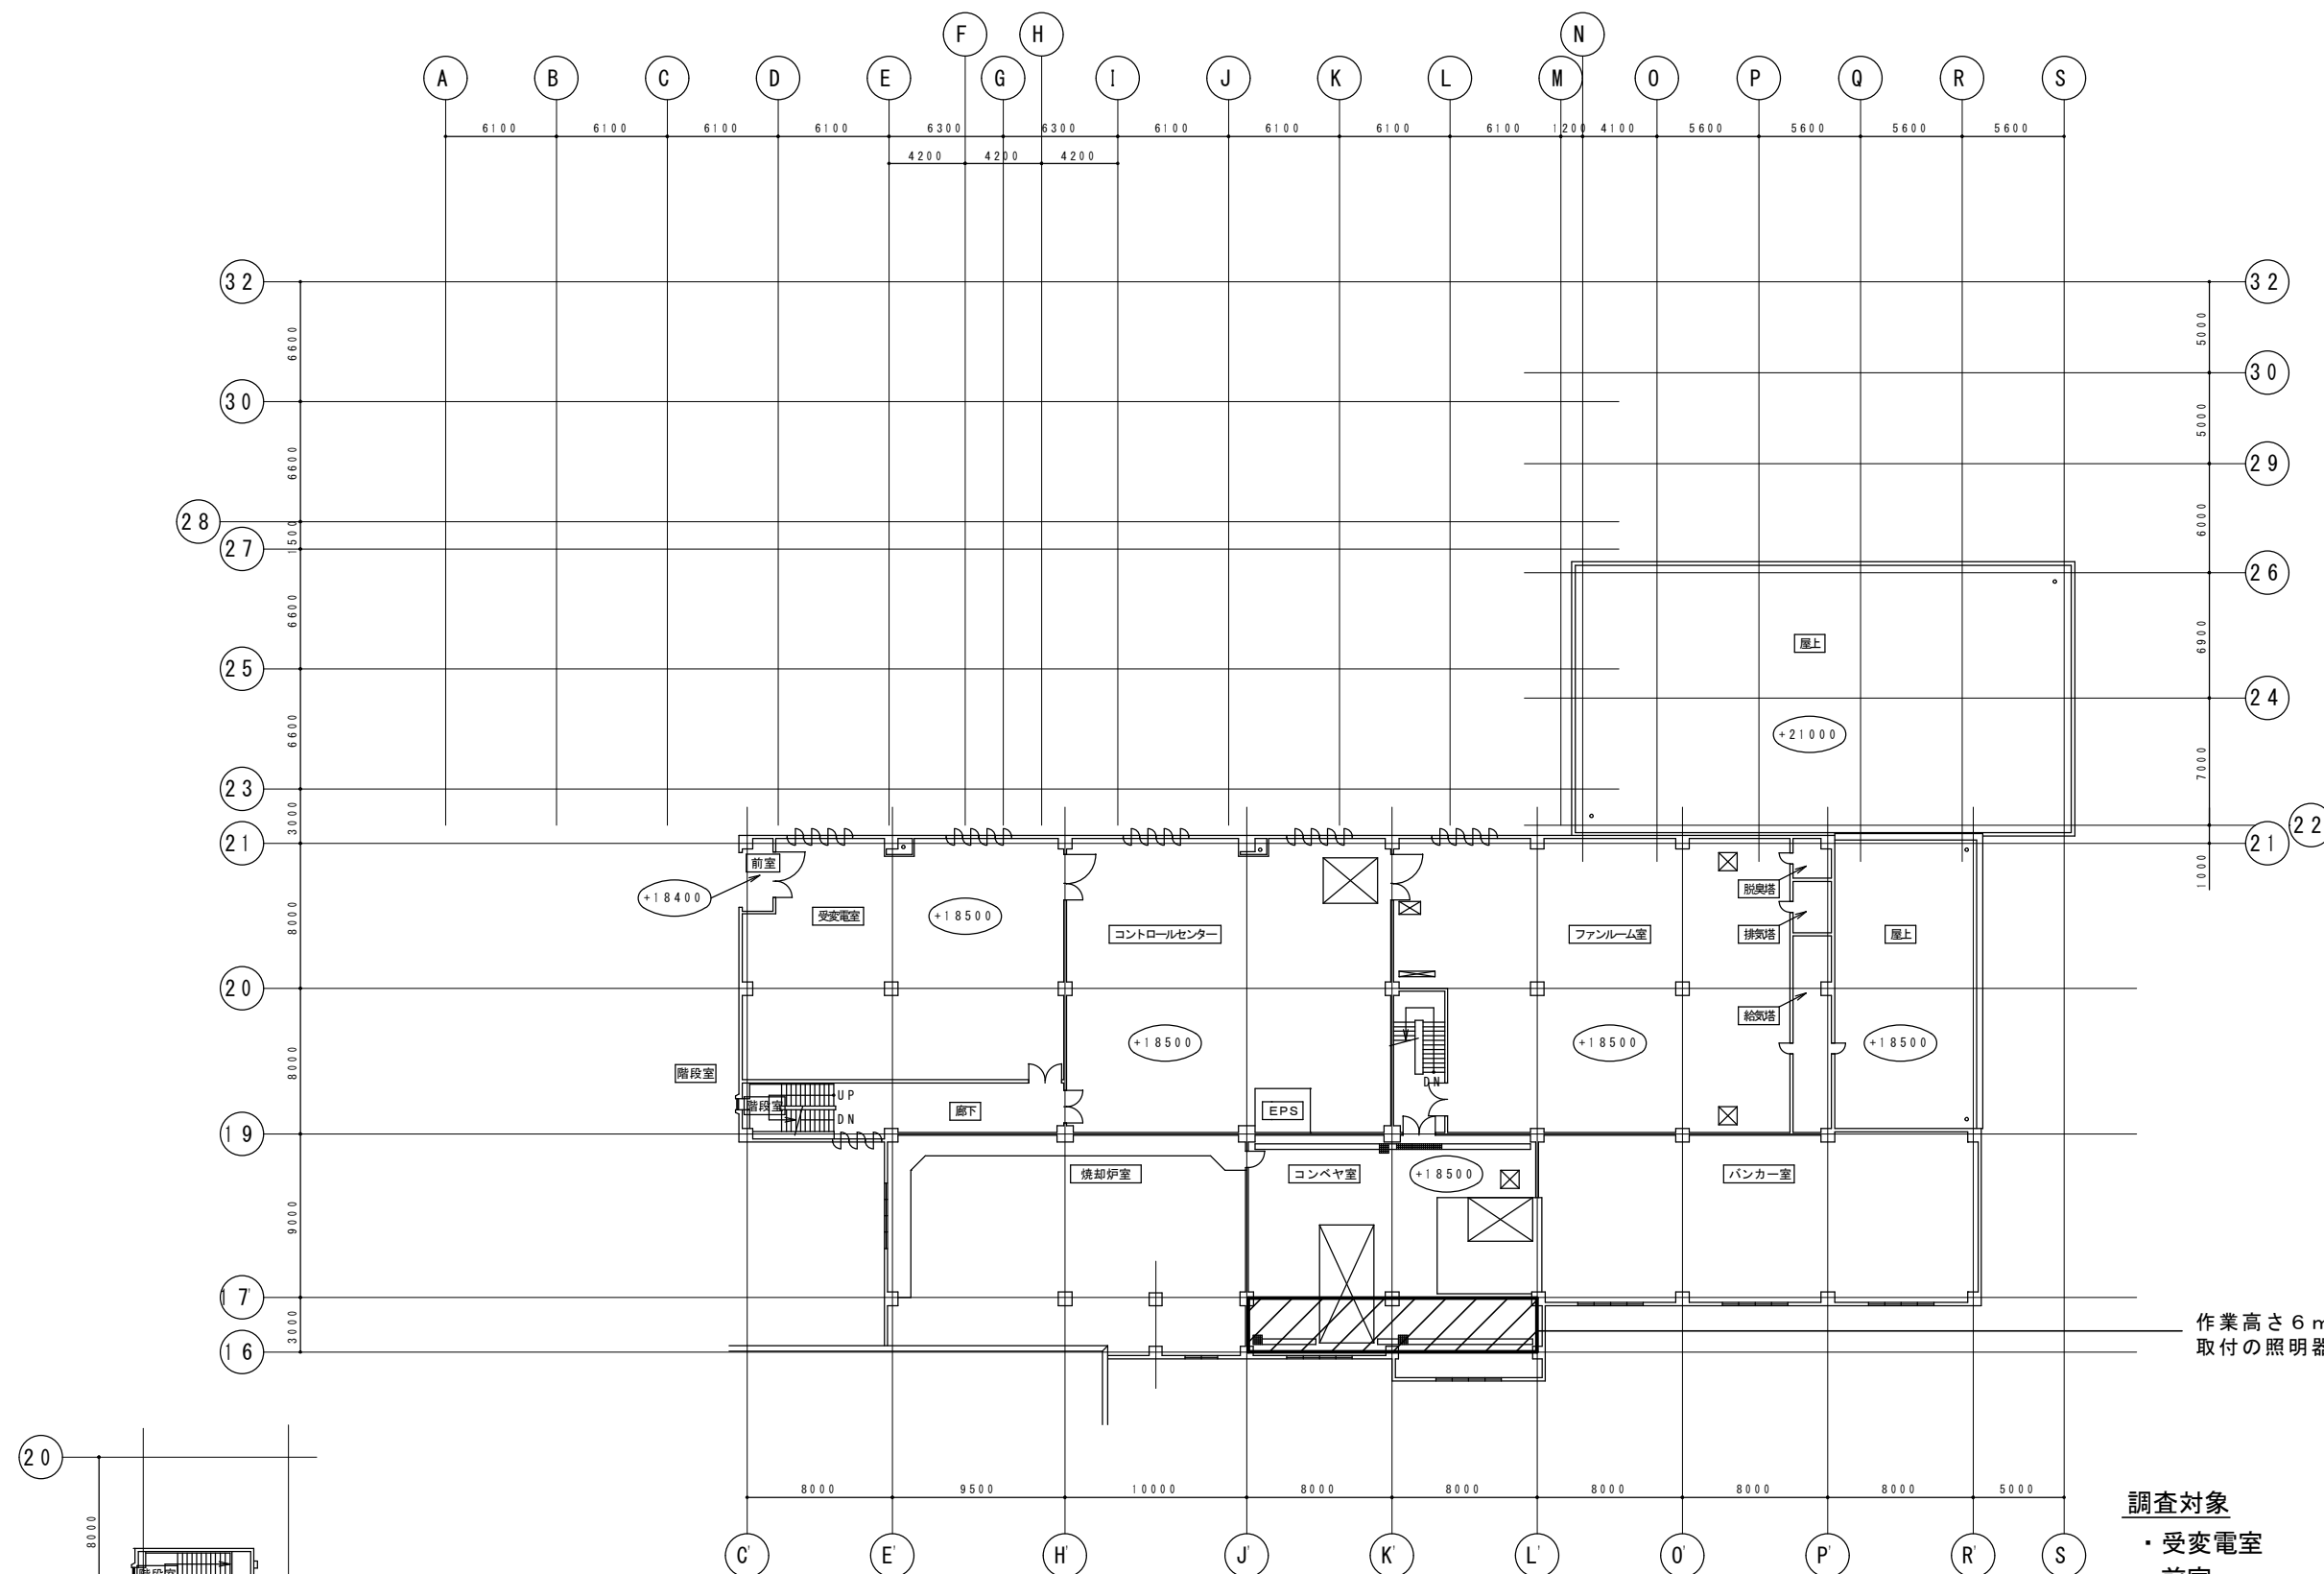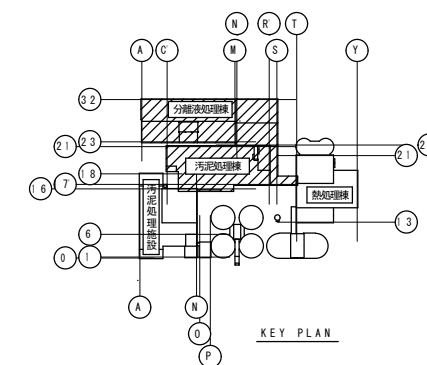



作業高さ 6 m 程度（ローリングタワー 3 段程度）
取付の照明器具を含む

調査対象


- ・ 受変電室
- ・ 前室
- ・ コントロールセンター
- ・ ファンルーム室
- ・ バンカー室
- ・ コンベヤ室
- ・ 汚泥焼却炉室
- ・ 階段室

東芝製 27台
東芝製 1台
東芝製 33台
東芝製 26台
東芝製 6台
東芝製 15台（内2台は高所設置）
東芝製 13台
東芝製 2台

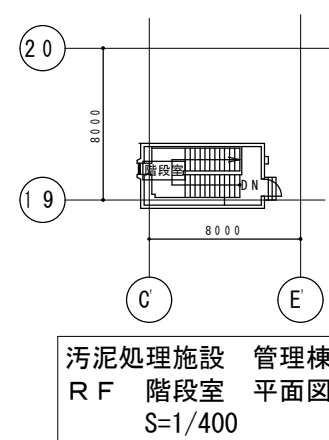

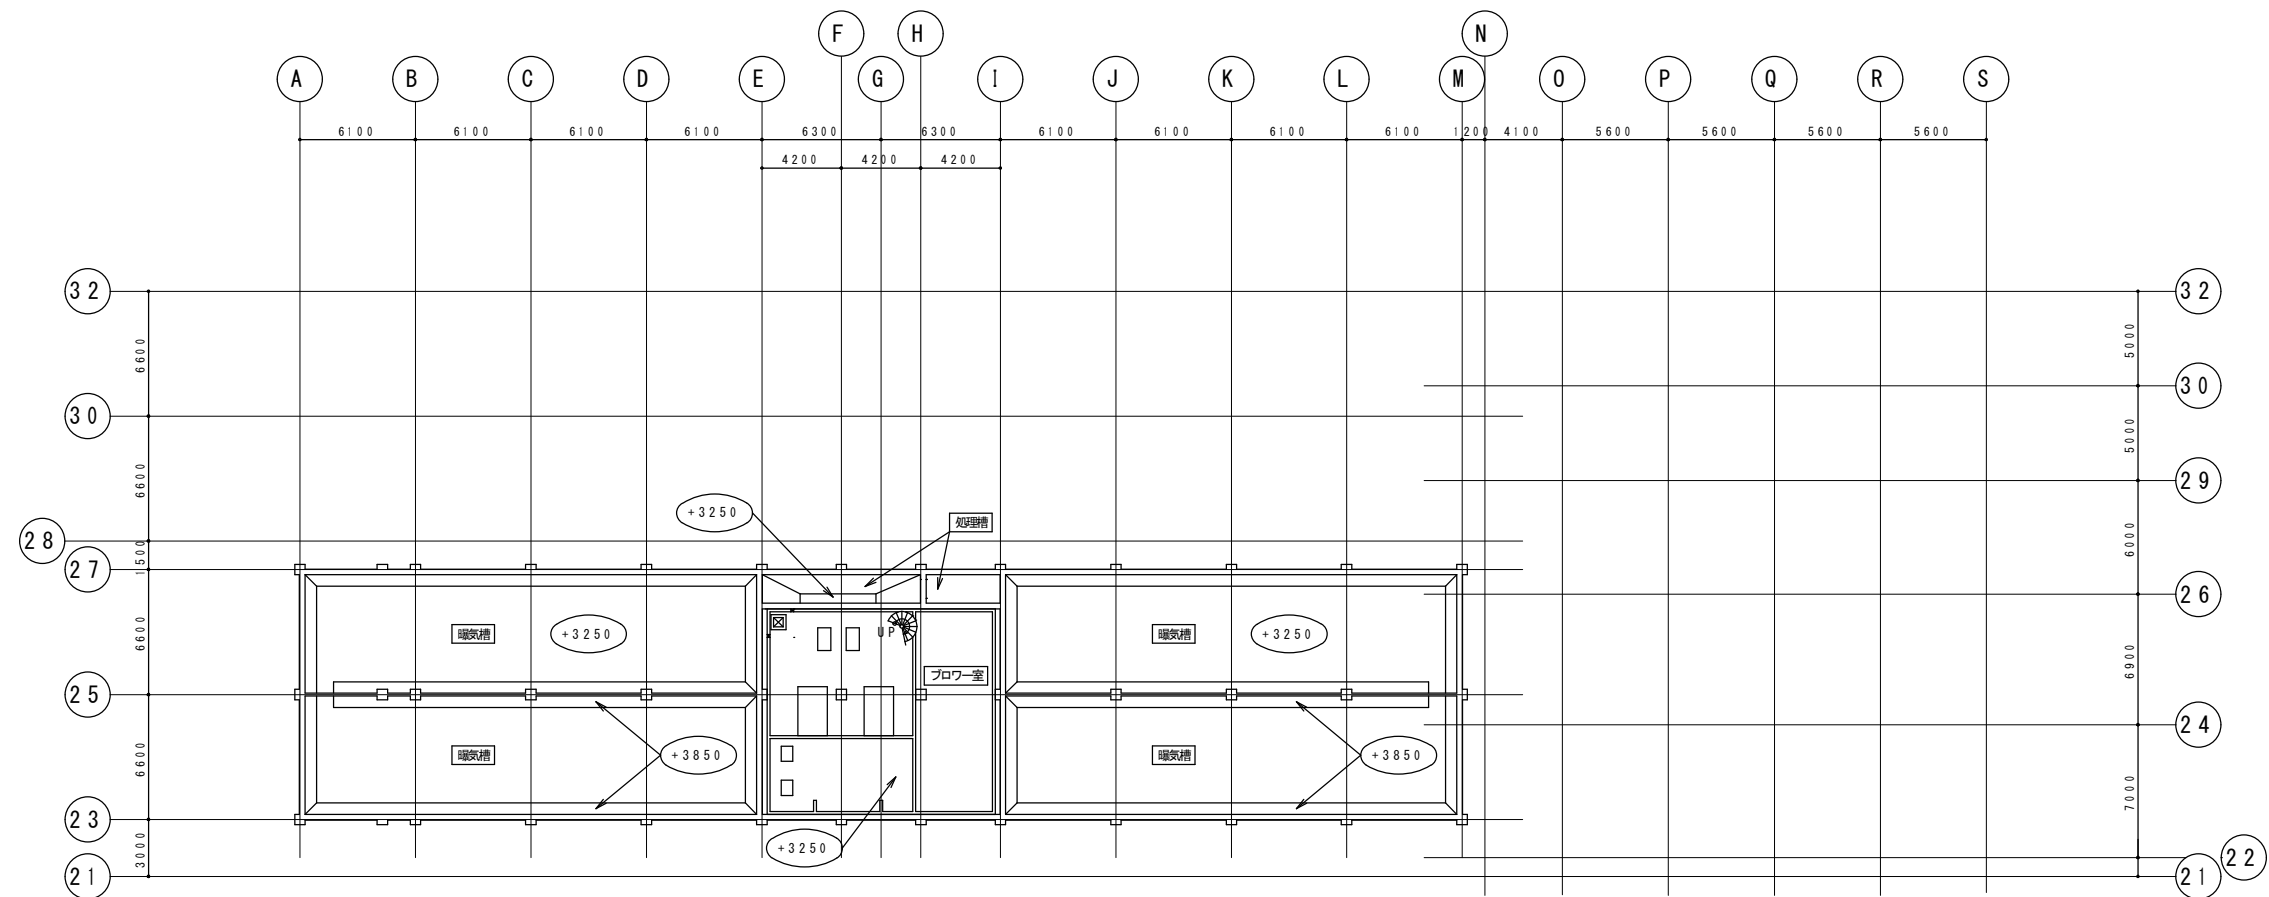



汚泥処理施設 分離液棟 地下2階 平面図 S=1/400

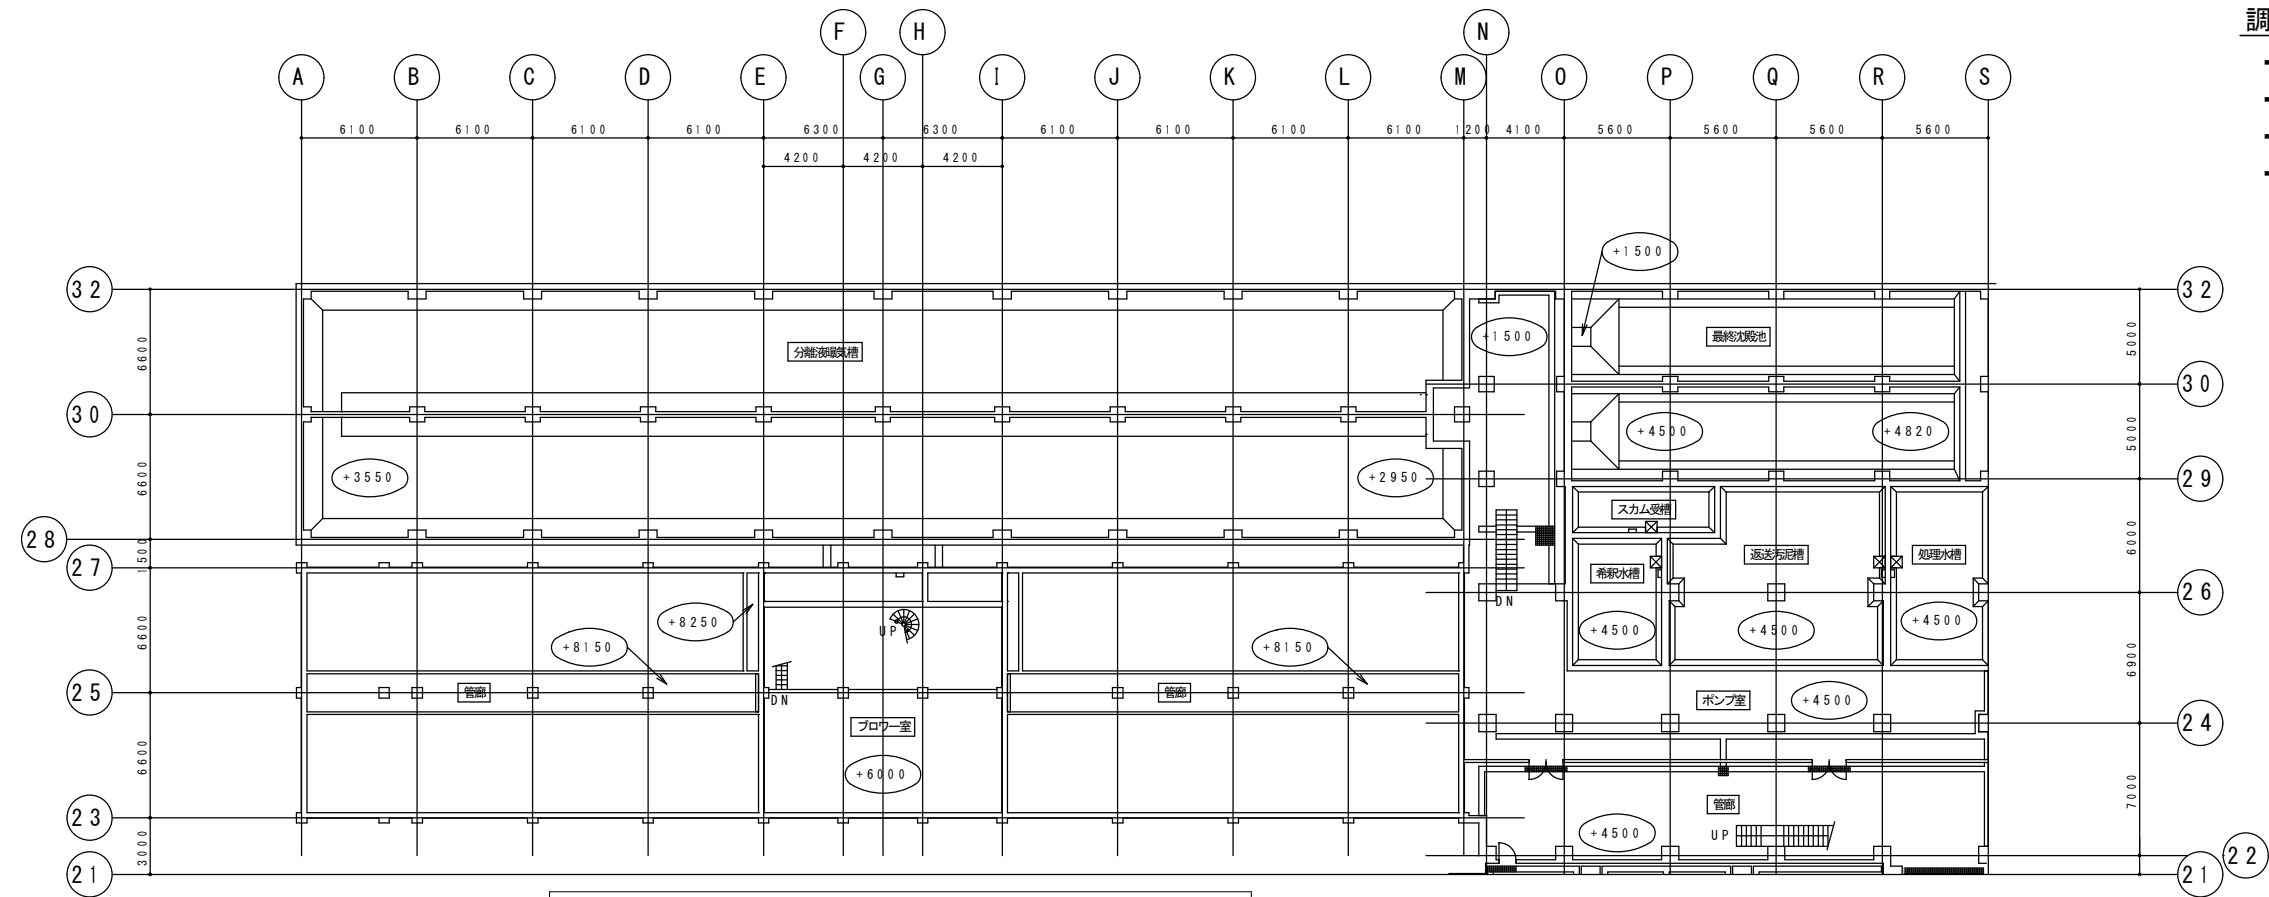

汚泥処理施設 分離液棟 地下1階 平面図 S=1/400

調査対象



- ・ブロワー室（地下2階） 東芝製10台
- ・ブロワー室（地下1階） 東芝製3台
- ・ポンプ室 東芝製8台
- ・管廊 東芝製2台

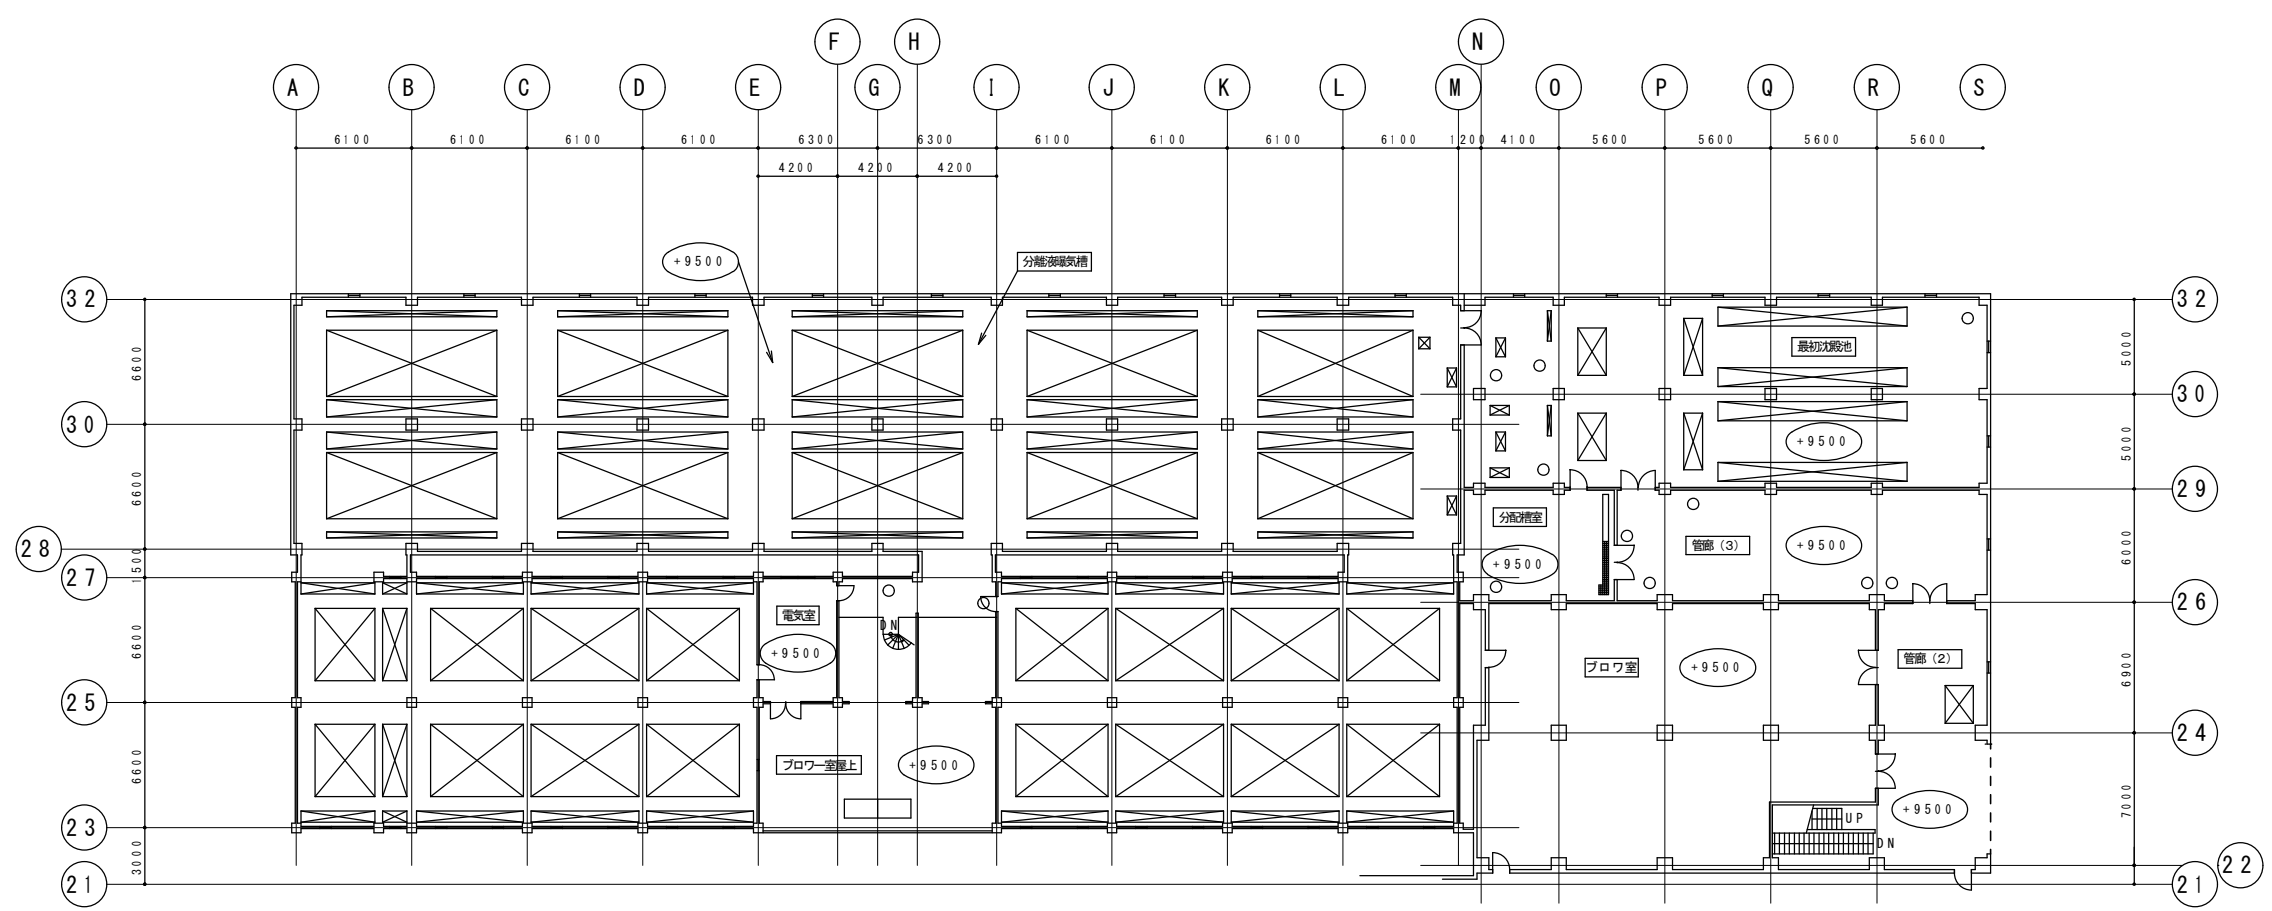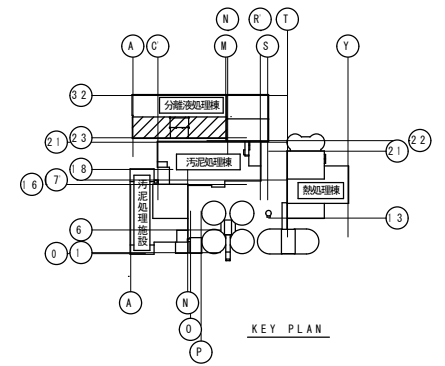

汚泥処理施設 分離液棟 1階 平面図 S=1/400

調査対象

- | | |
|---------|-----------|
| ・ブロワー室 | 東芝製 2 3 台 |
| ・管廊 (2) | 東芝製 7 台 |
| ・管廊 (3) | 東芝製 7 台 |
| ・電気室 | 東芝製 3 台 |

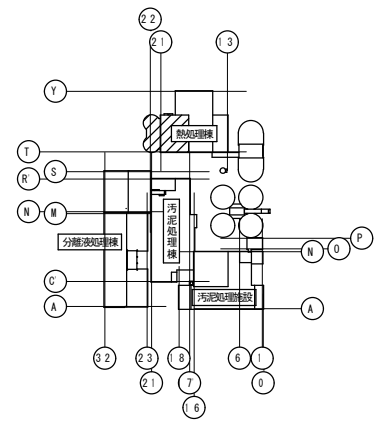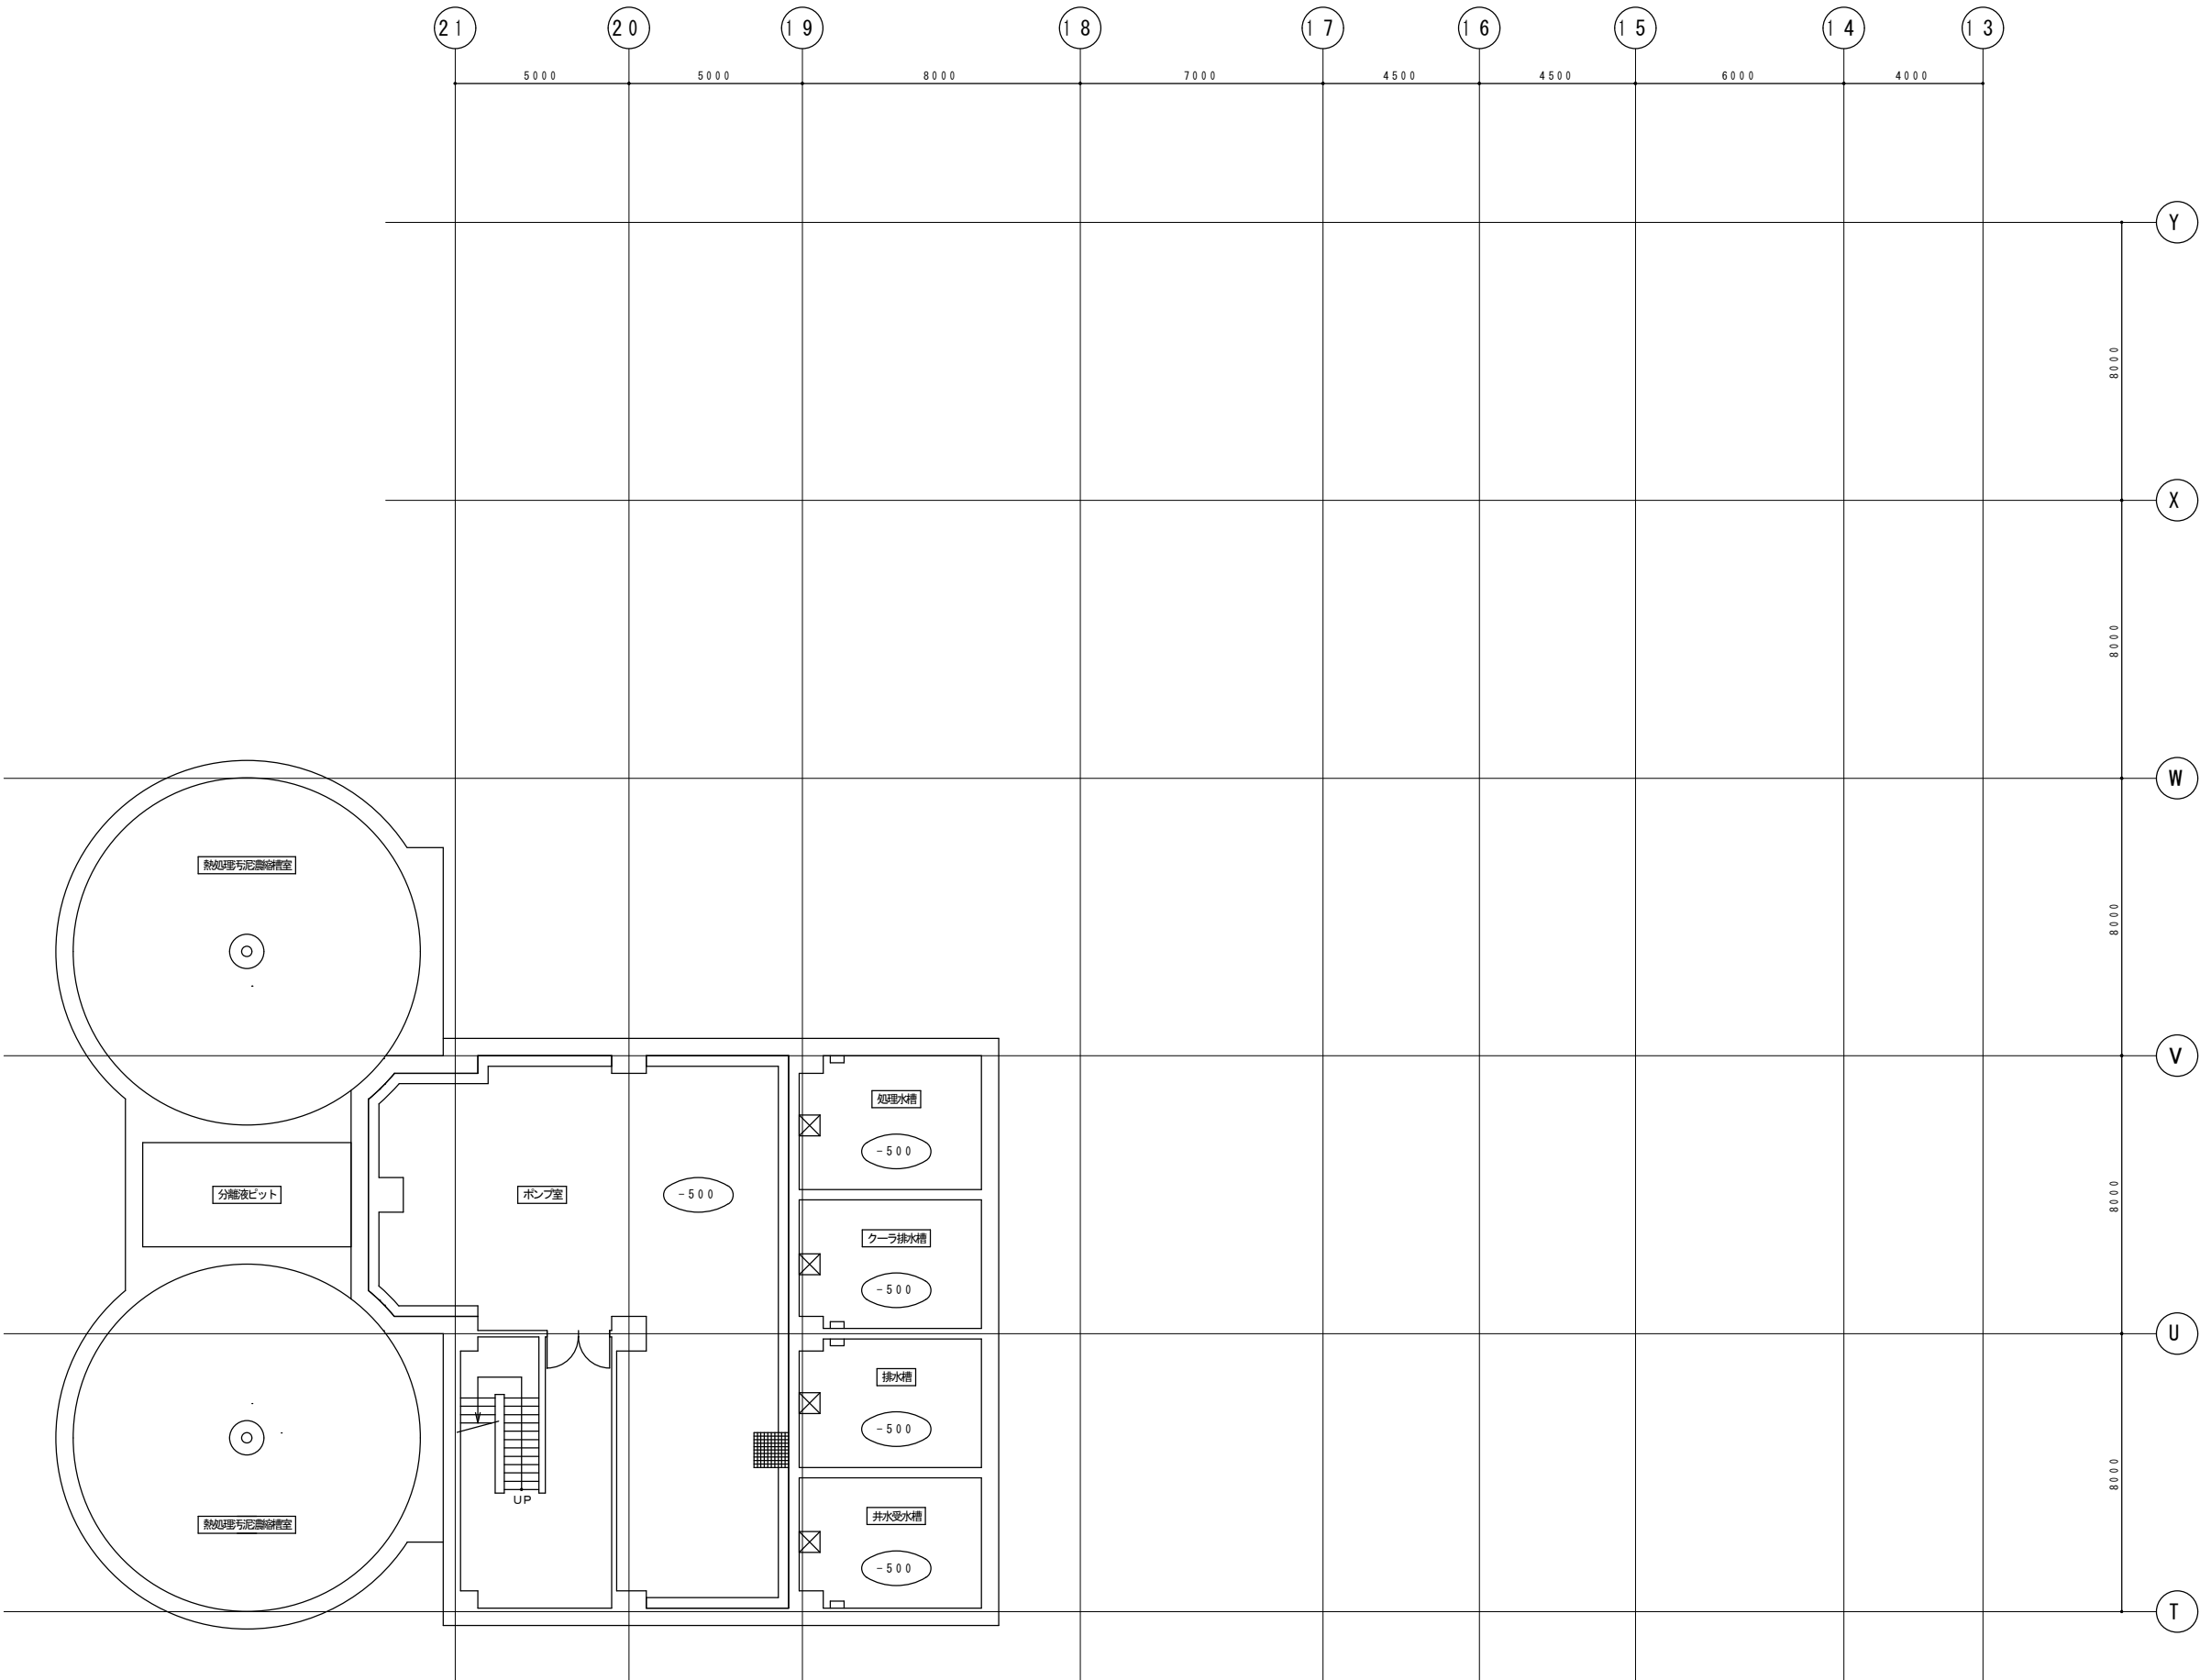




KEY PLAN

調査対象
・ポンプ室 東芝製14台
・階段室 東芝製3台

熱処理棟 地下2階 平面図 S=1/200

札幌市下水道河川局事業推進部	課長	係長	主任	製図	令和7年5月	作製	役務名	豊平川水再生プラザほか照明設備調査業務			図番 20/31
							図面名	豊平川水再生プラザ 熱処理棟 地下2階 平面図	縮尺	1/100 (A1)	
										1/200 (A3)	

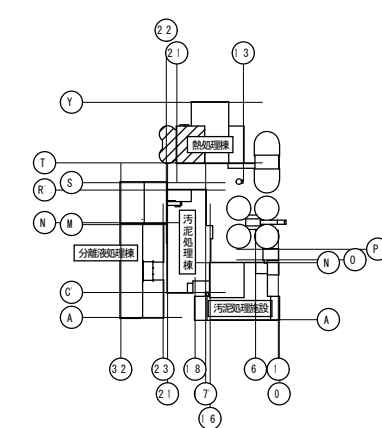

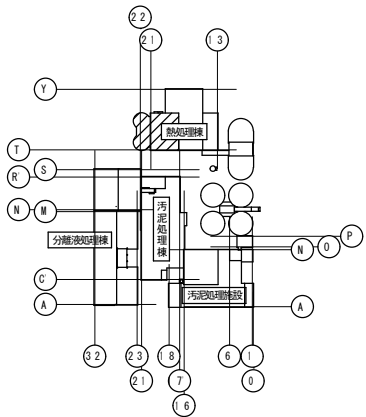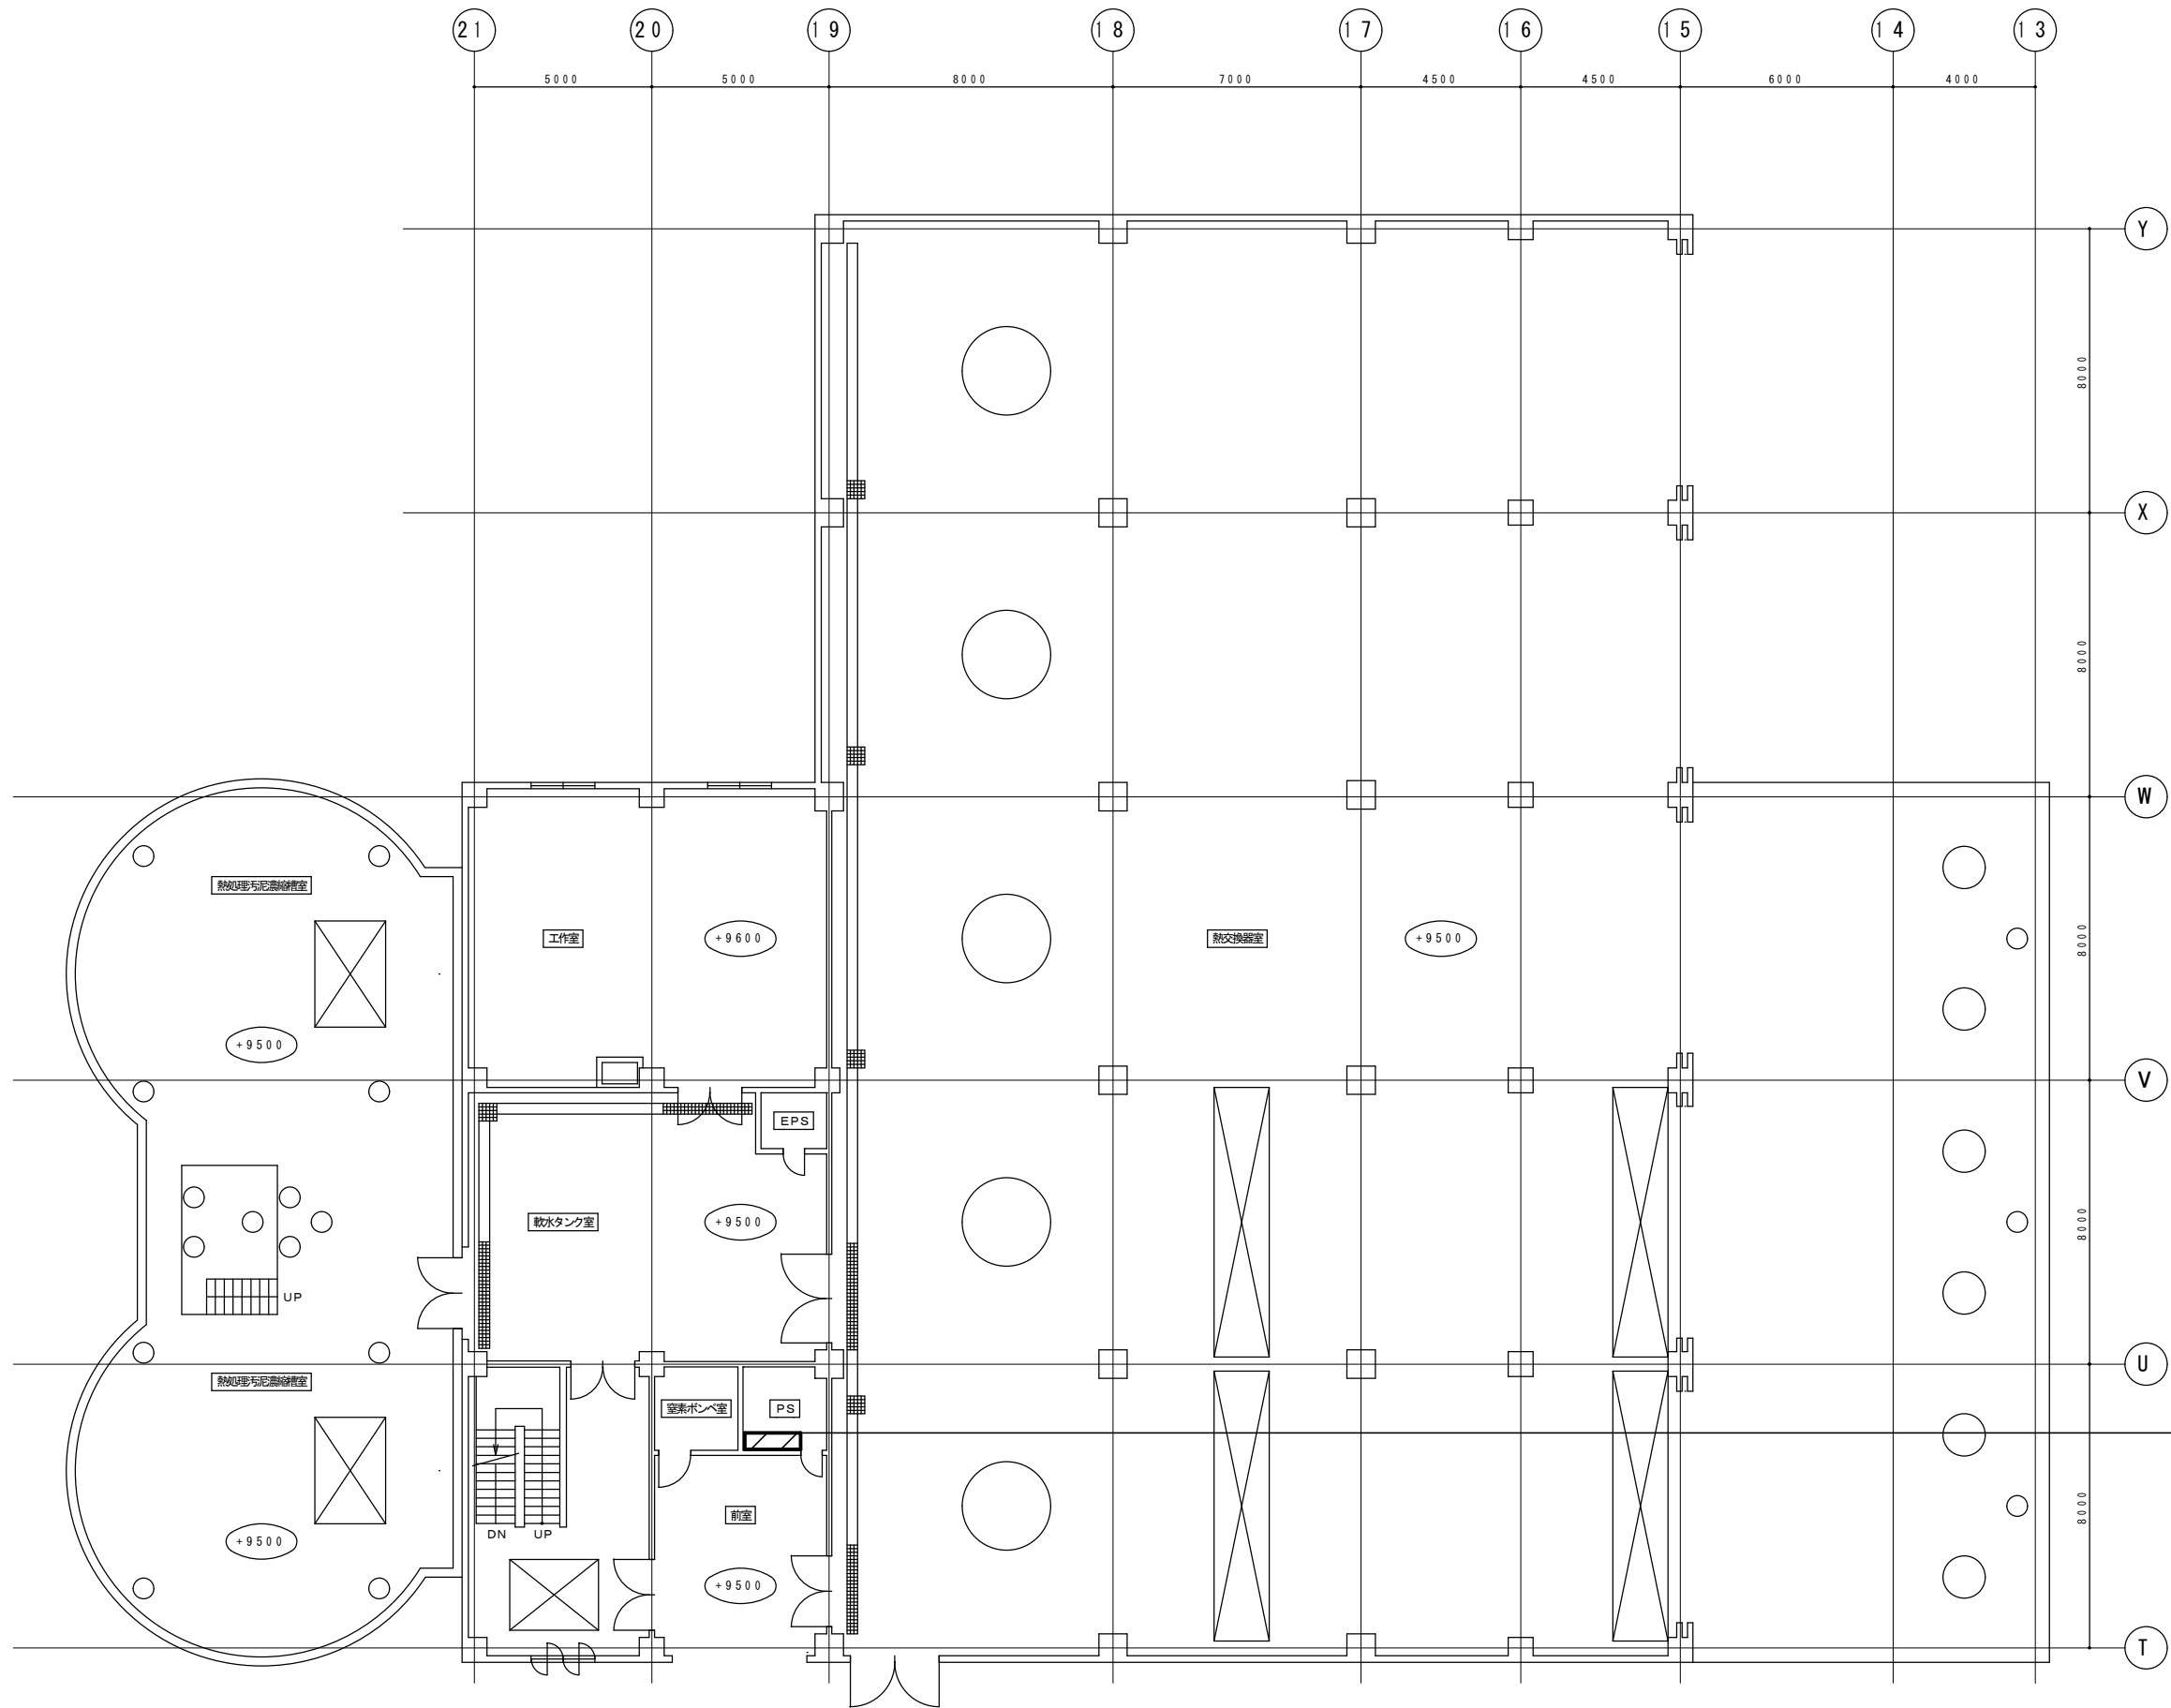


KEY PLAN

- 調査対象
- | | |
|-----------|---------------|
| ・軟水タンク室 | 東芝製 7 台 |
| ・工作室 | 東芝製 1 2 台 |
| ・熱処理汚泥濃縮槽 | 東芝製 3 台 |
| ・P S | 東芝製 1 台（高所設置） |
| ・窒素ポンプ室 | 東芝製 1 台 |
| ・階段室 | 東芝製 3 台 |
| ・前室 | 東芝製 2 台 |
| ・熱交換器室 | 東芝製 3 2 台 |

作業高さ6m程度（ローリングタワー3段程度）
取付の照明器具を含む

熱処理棟 1階 平面図 S=1/200


札幌市下水道河川局事業推進部	課 長	係 長	主 任	製 図	令和 7 年 5 月	作 製	役 務 名	豊平川水再生プラザほか照明設備調査業務			図 番 22 / 31
							図 面 名	豊平川水再生プラザ 熱処理棟 1 階 平面図	縮 尺	1/100 (A1)	
										1/200 (A3)	

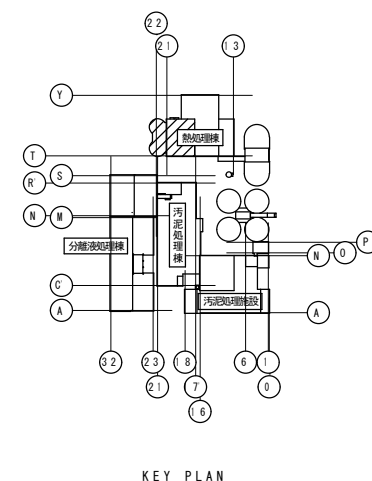


東芝製 13 台
東芝製 13 台（内 9 台は高所設置）
（内 4 台は H I D）
東芝製 1 台
東芝製 1 台（高所設置）
東芝製 2 台
東芝製 3 台

熱処理棟 2階 平面図 S=1/200

札幌市下水道河川局事業推進部	課 長	係 長	主 任	製 図	令和 7 年 5 月 作 製	役 務 名	豊平川水再生プラザほか照明設備調査業務			図 番 23 / 31
						図面名	豊平川水再生プラザ 熱処理棟 2 階 平面図	縮尺	1/100 (A1) 1/200 (A3)	

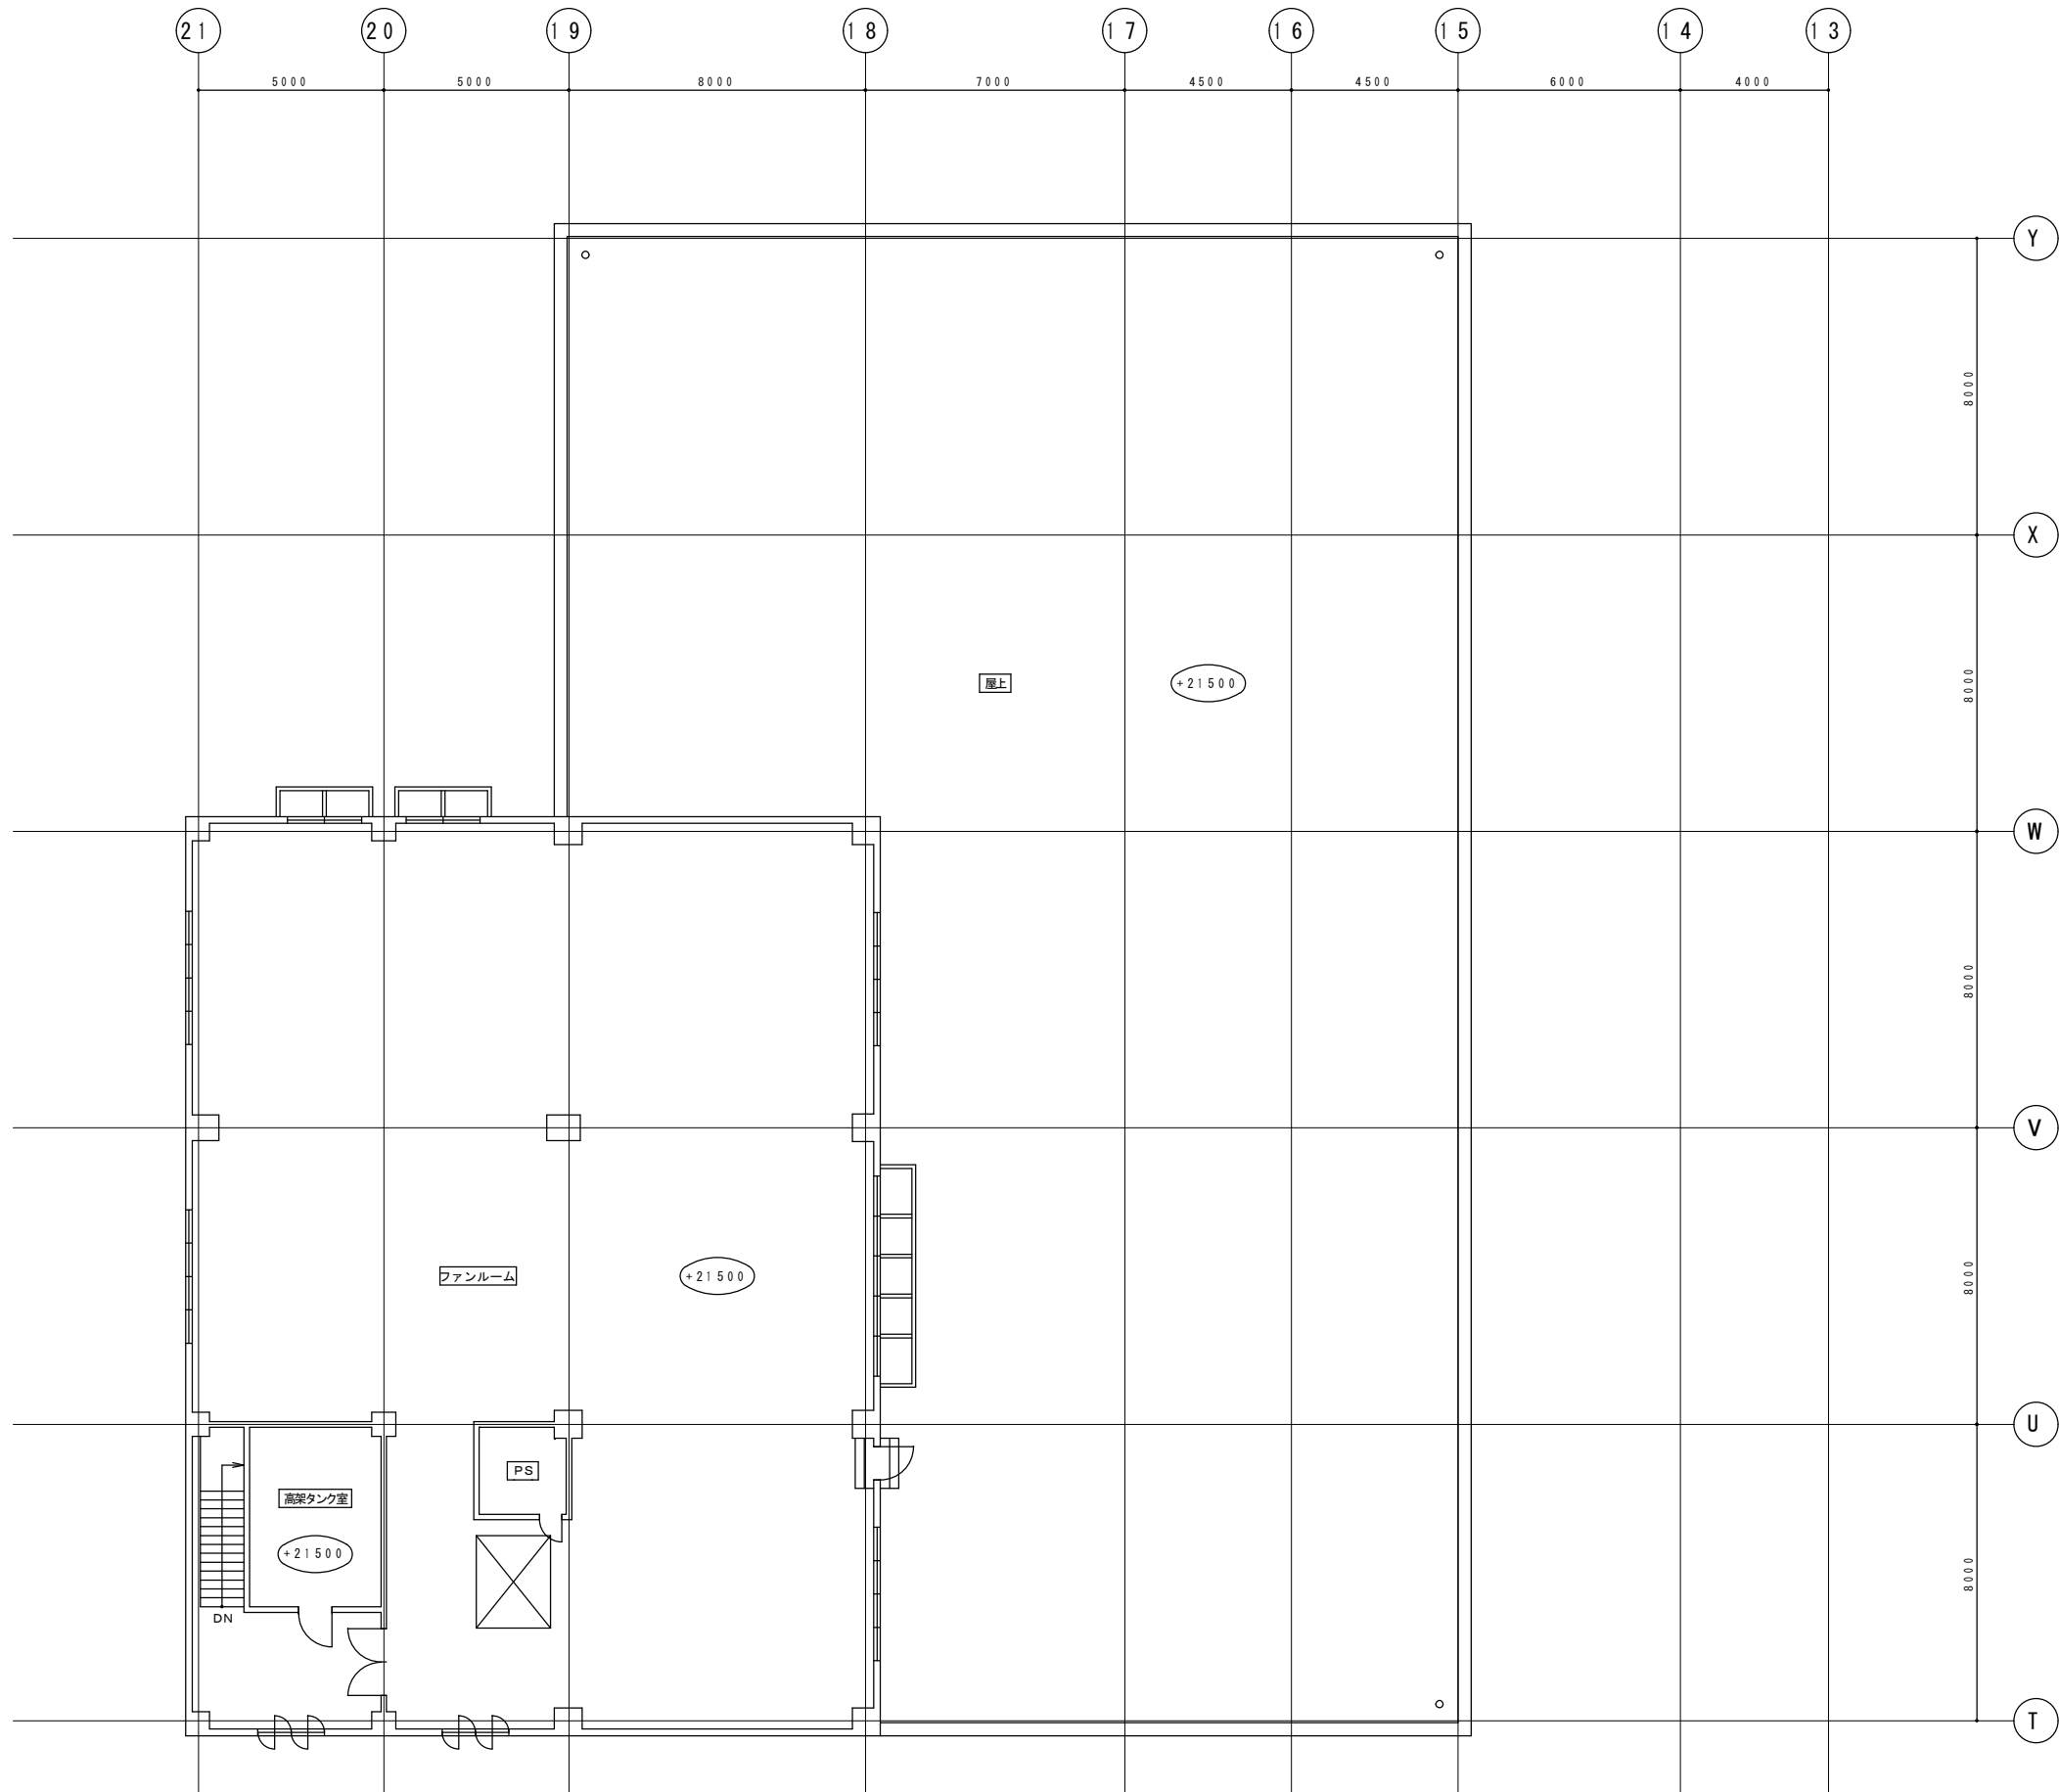

熱処理棟 3階 平面図 S=1/200

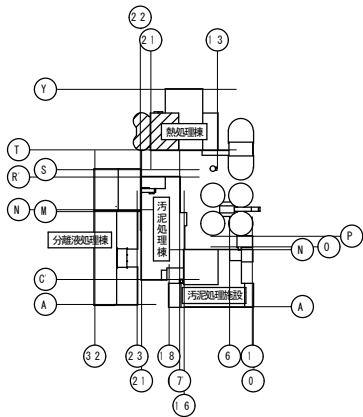

KEY PLAN


調査対象

- ・高架タンク室
- ・ファンルーム
- ・階段室


東芝製 2 台
東芝製 2 6 台
東芝製 2 台

課 長	係 長	主 任	製 図	令和 7 年 5 月	作 製


役 務 名	豊平川水再生プラザほか照明設備調査業務		
図 面 名	豊平川水再生プラザ 熱処理棟 3 階 平面図	縮 尺	1/100 (A1) 1/200 (A3)

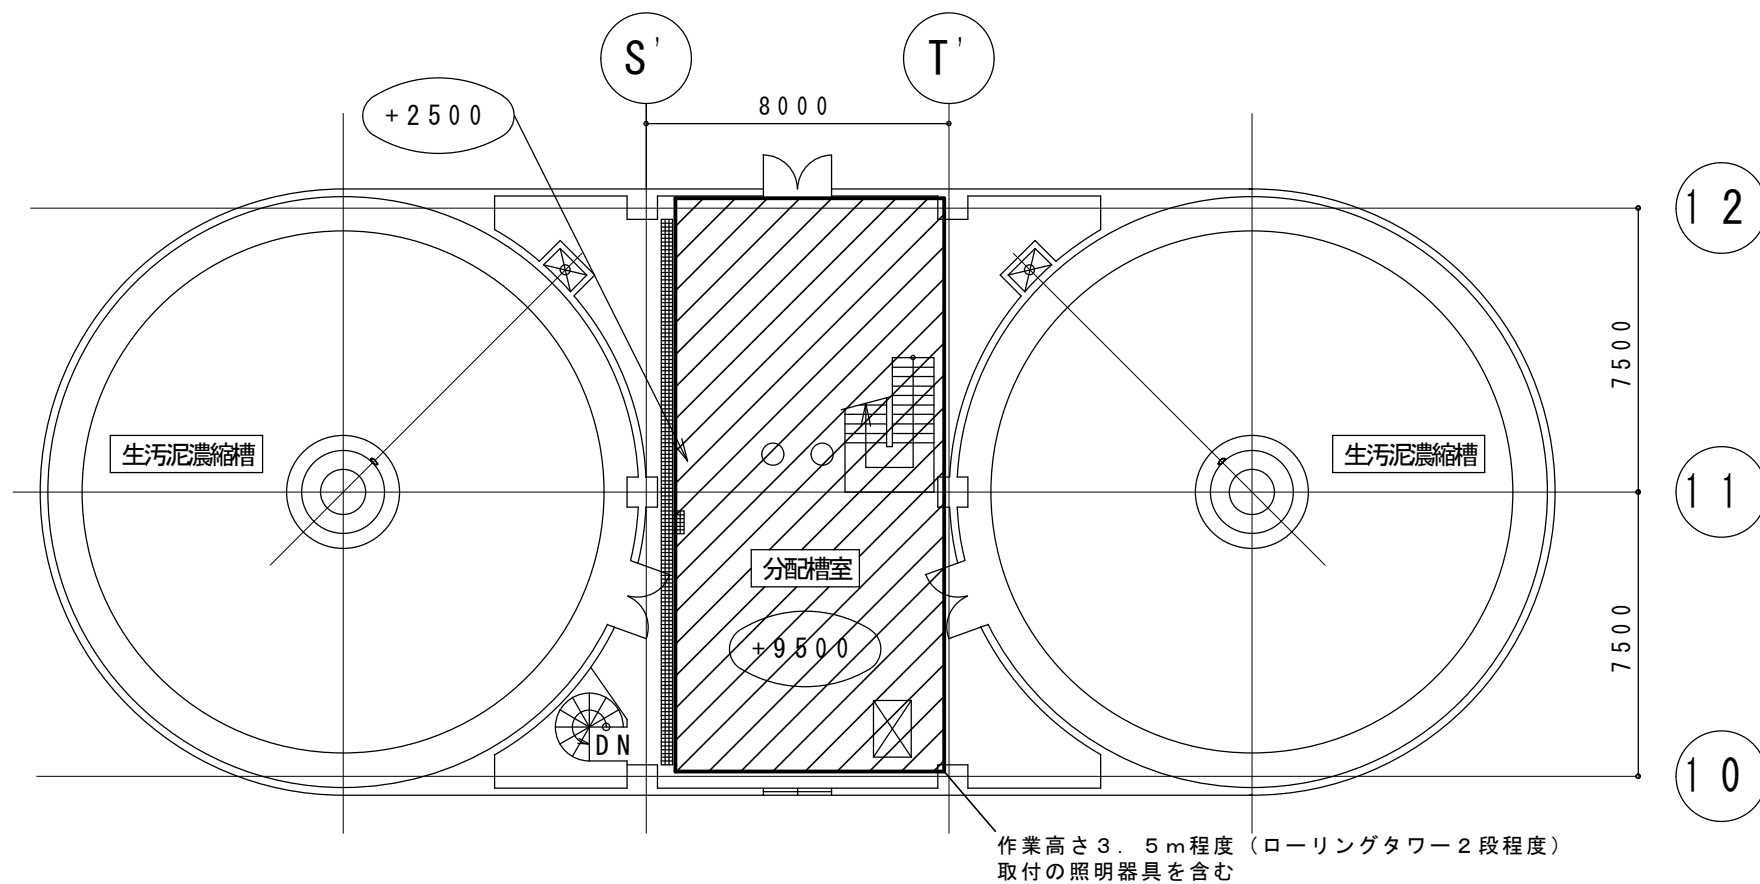

生污泥濃縮槽 1階 平面図 S=1/200

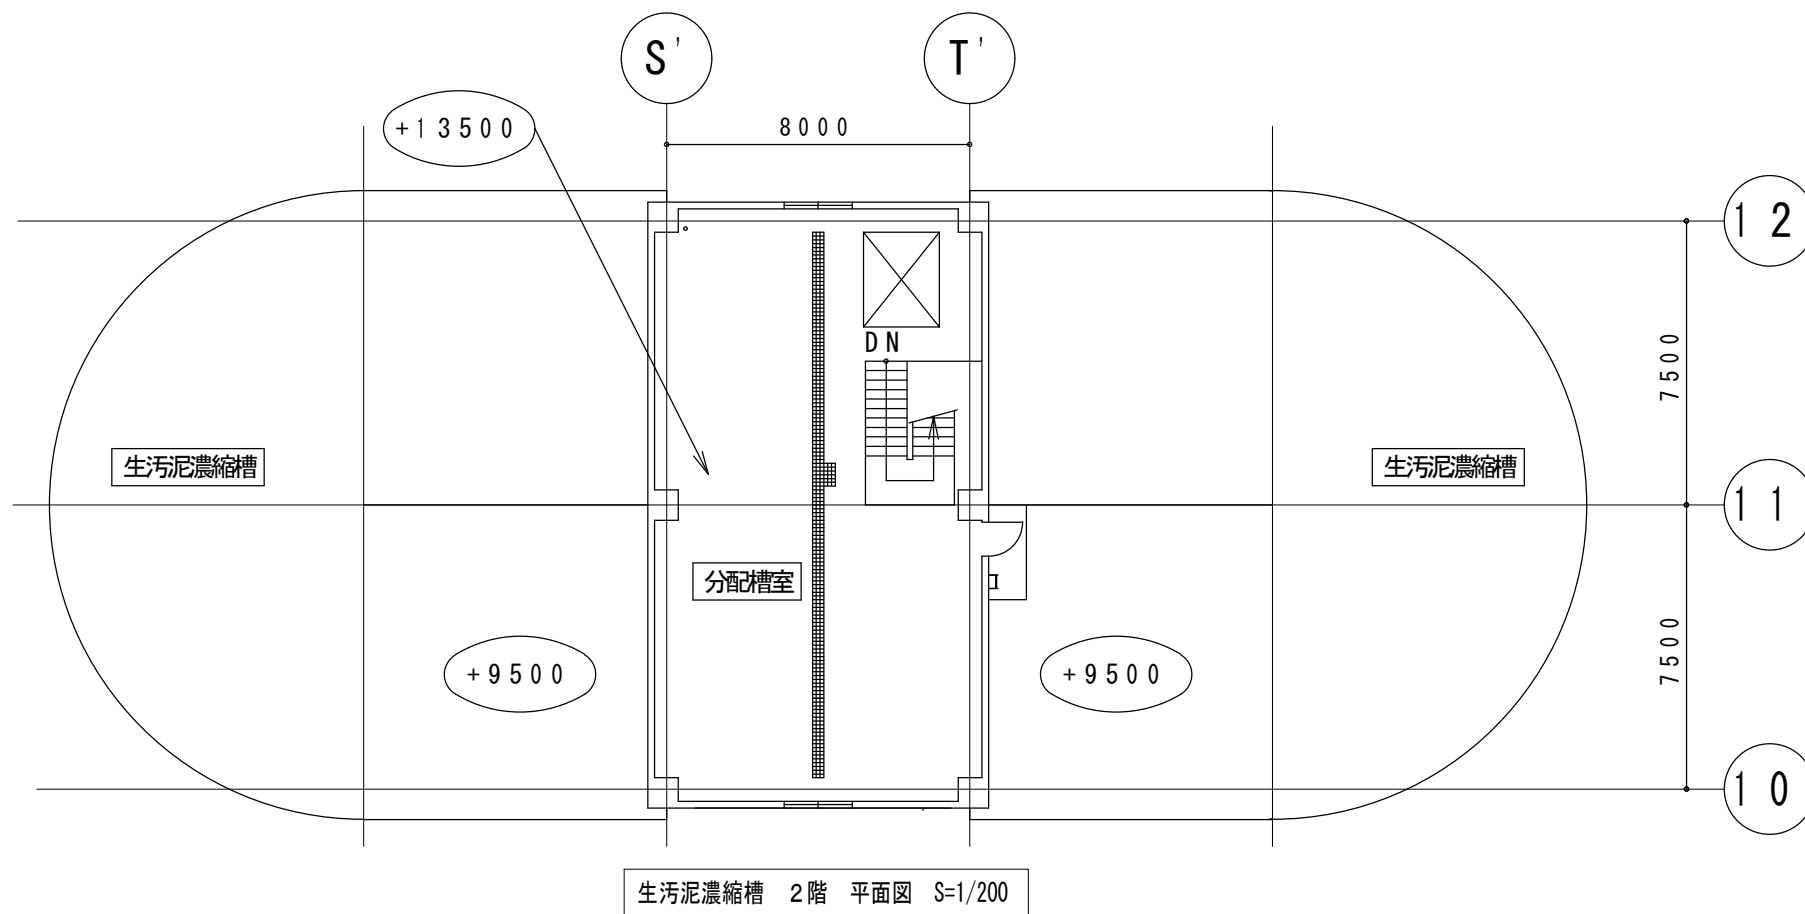



生活污水濃縮槽 2階 平面図 S=1/200

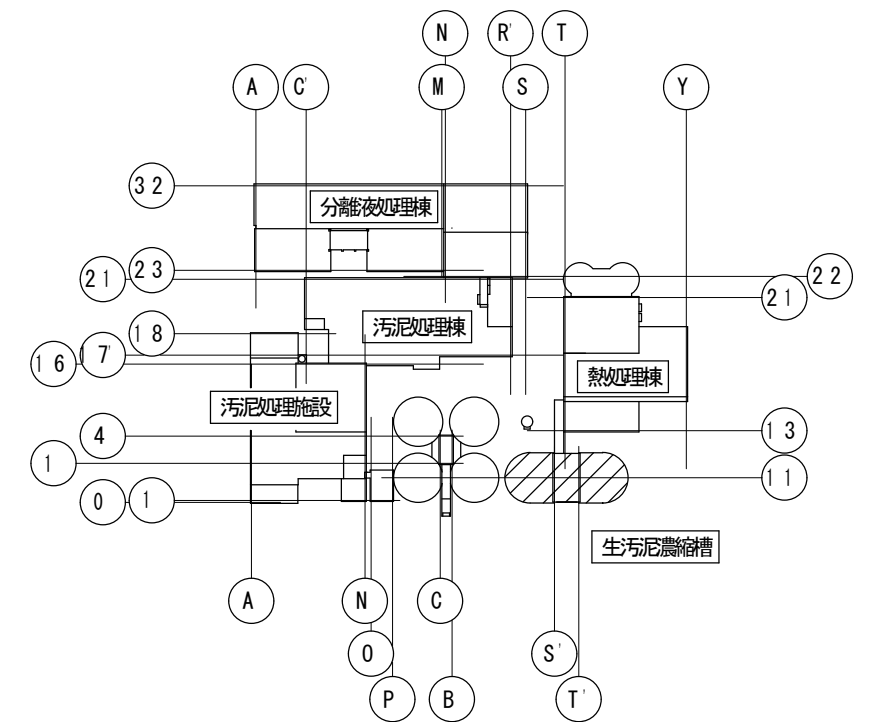

KEY PLAN



調査対象

 - ・ 生污泥濃縮槽 東芝製 1 台
- ・ 分配槽室（1 階） 東芝製 3 台（高所設置）
- ・ 分配槽室（2 階） 東芝製 2 台

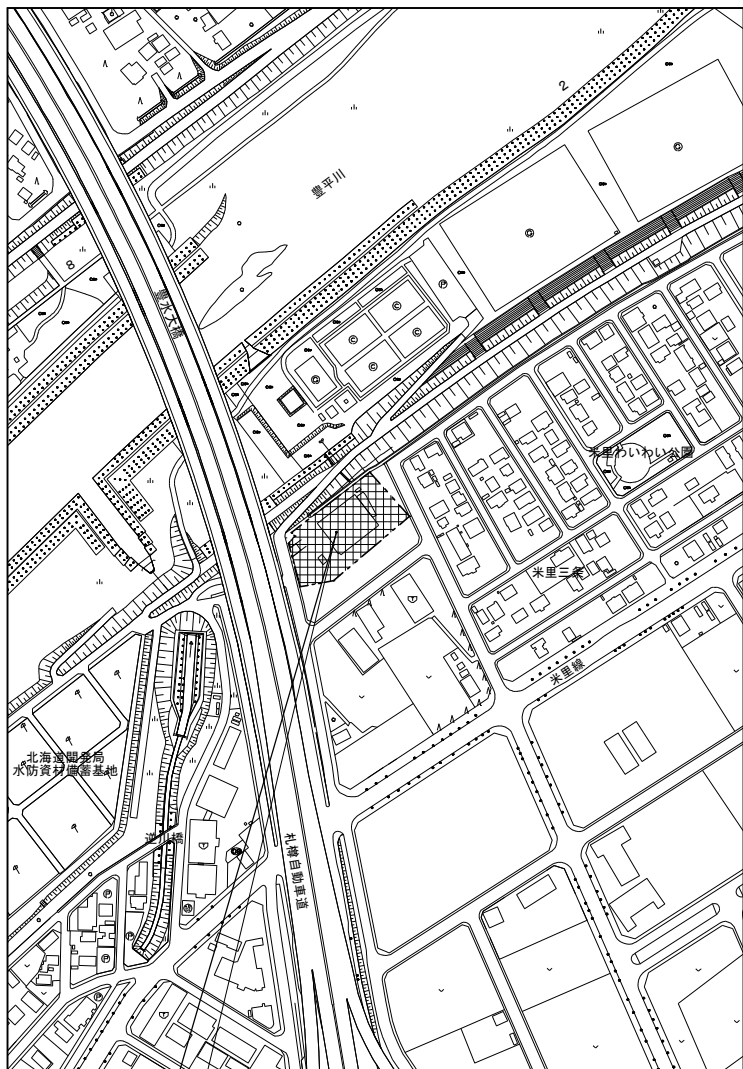


工事場所：札幌市白石区米里2条1丁目1番1号

案内図 S=1/6,000

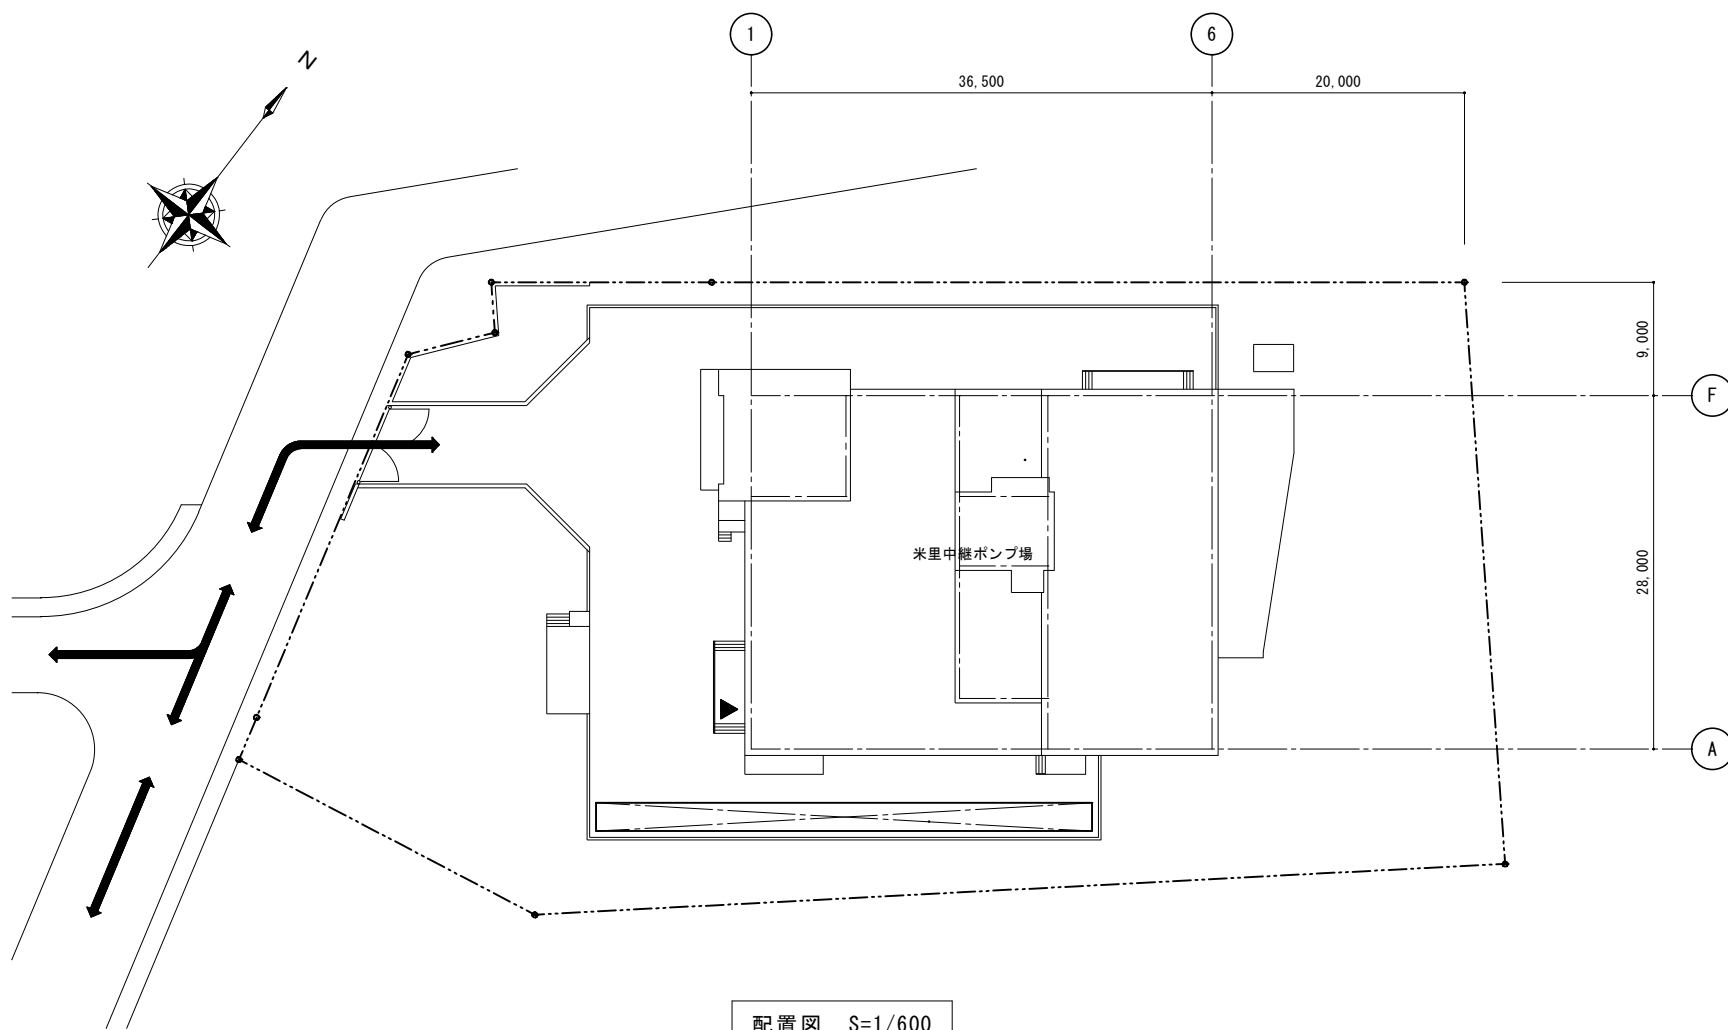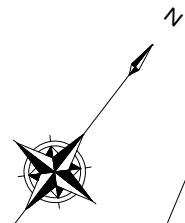


配置図 S=1/600

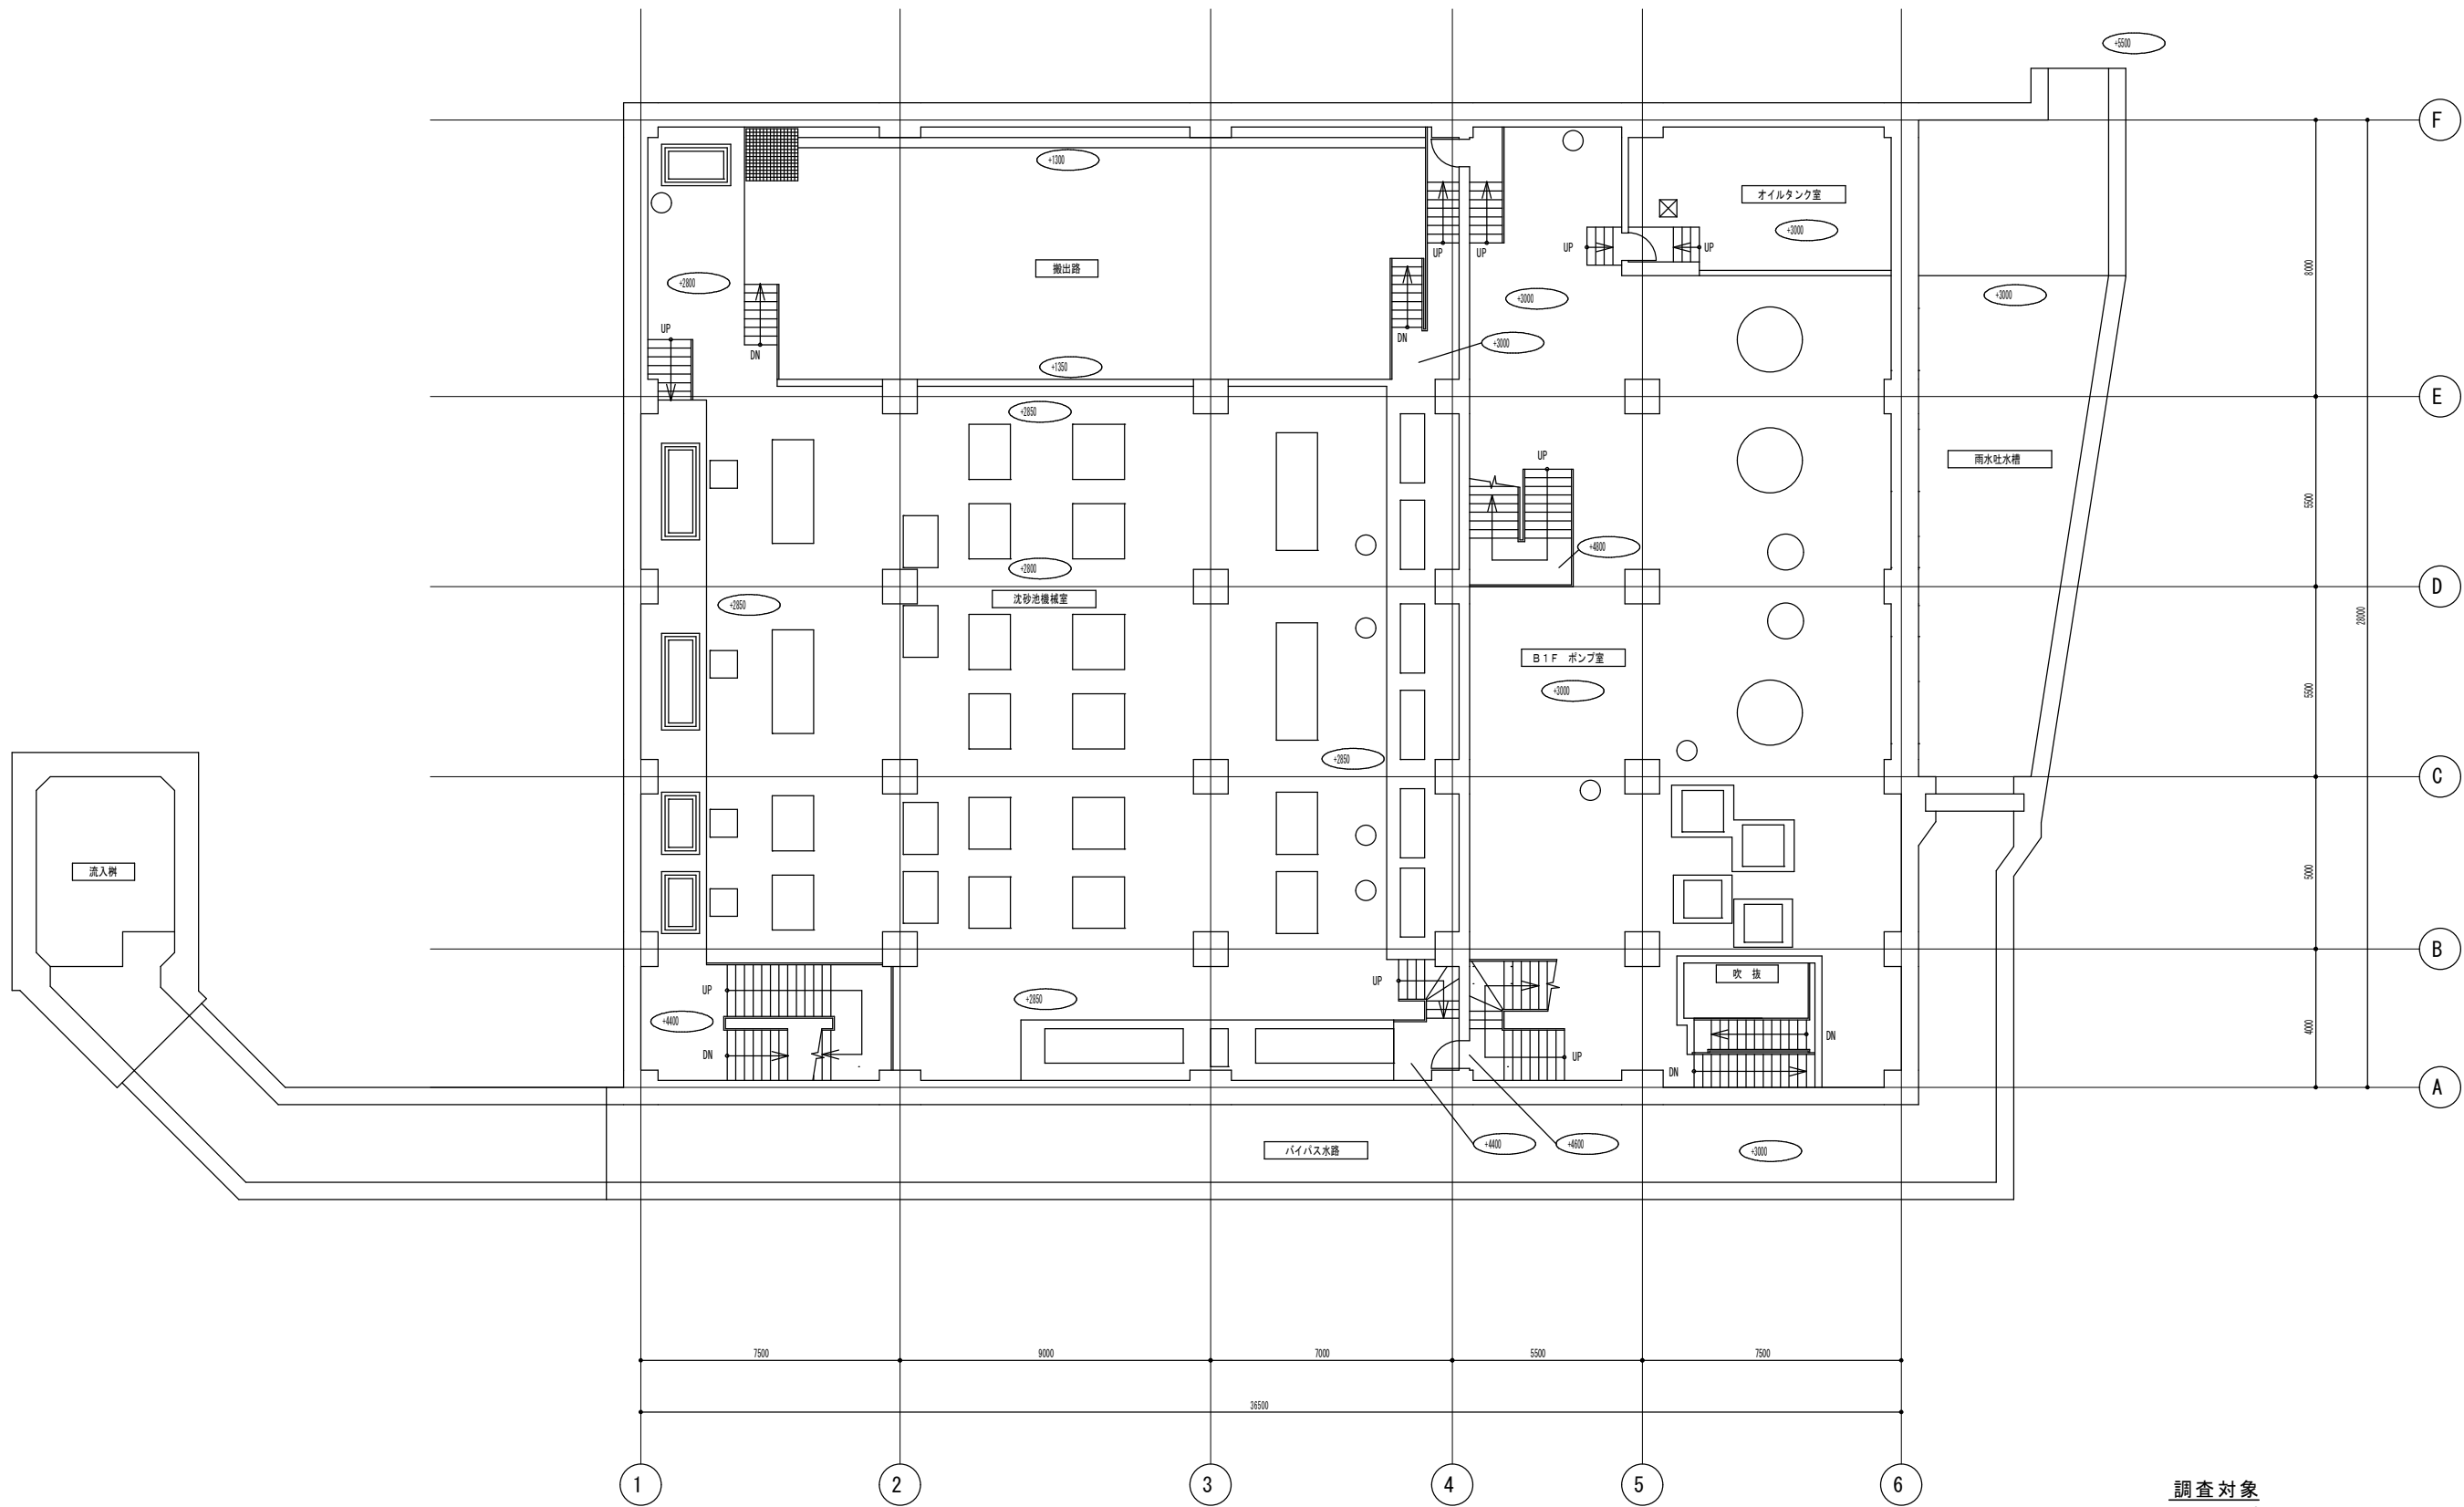

- 調査対象
- ・ポンプ室 東芝製 27台
 - ・オイルタンク室 東芝製 3台
 - ・搬出路 東芝製 13台
 - ・沈砂機械室 東芝製 45台




調査対象	
・ポンプ室	東芝製 13台
・倉庫	東芝製 2台（高所設置）
・工作室	東芝製 9台（内1台H I D、内1台は高所設置）
・廊下	東芝製 14台
・機械倉庫	東芝製 4台
・消火設備室	東芝製 4台
・自家発電機室	東芝製 8台
・電気室	東芝製 14台
・操作室	東芝製 28台
・管理室	東芝製 6台
・宿直室	東芝製 2台
・玄関（外灯）	東芝製 1台
・給湯室	東芝製 1台
・階段室	東芝製 1台
・ホッパー室	東芝製 8台
・灯油タンク室	東芝製 1台

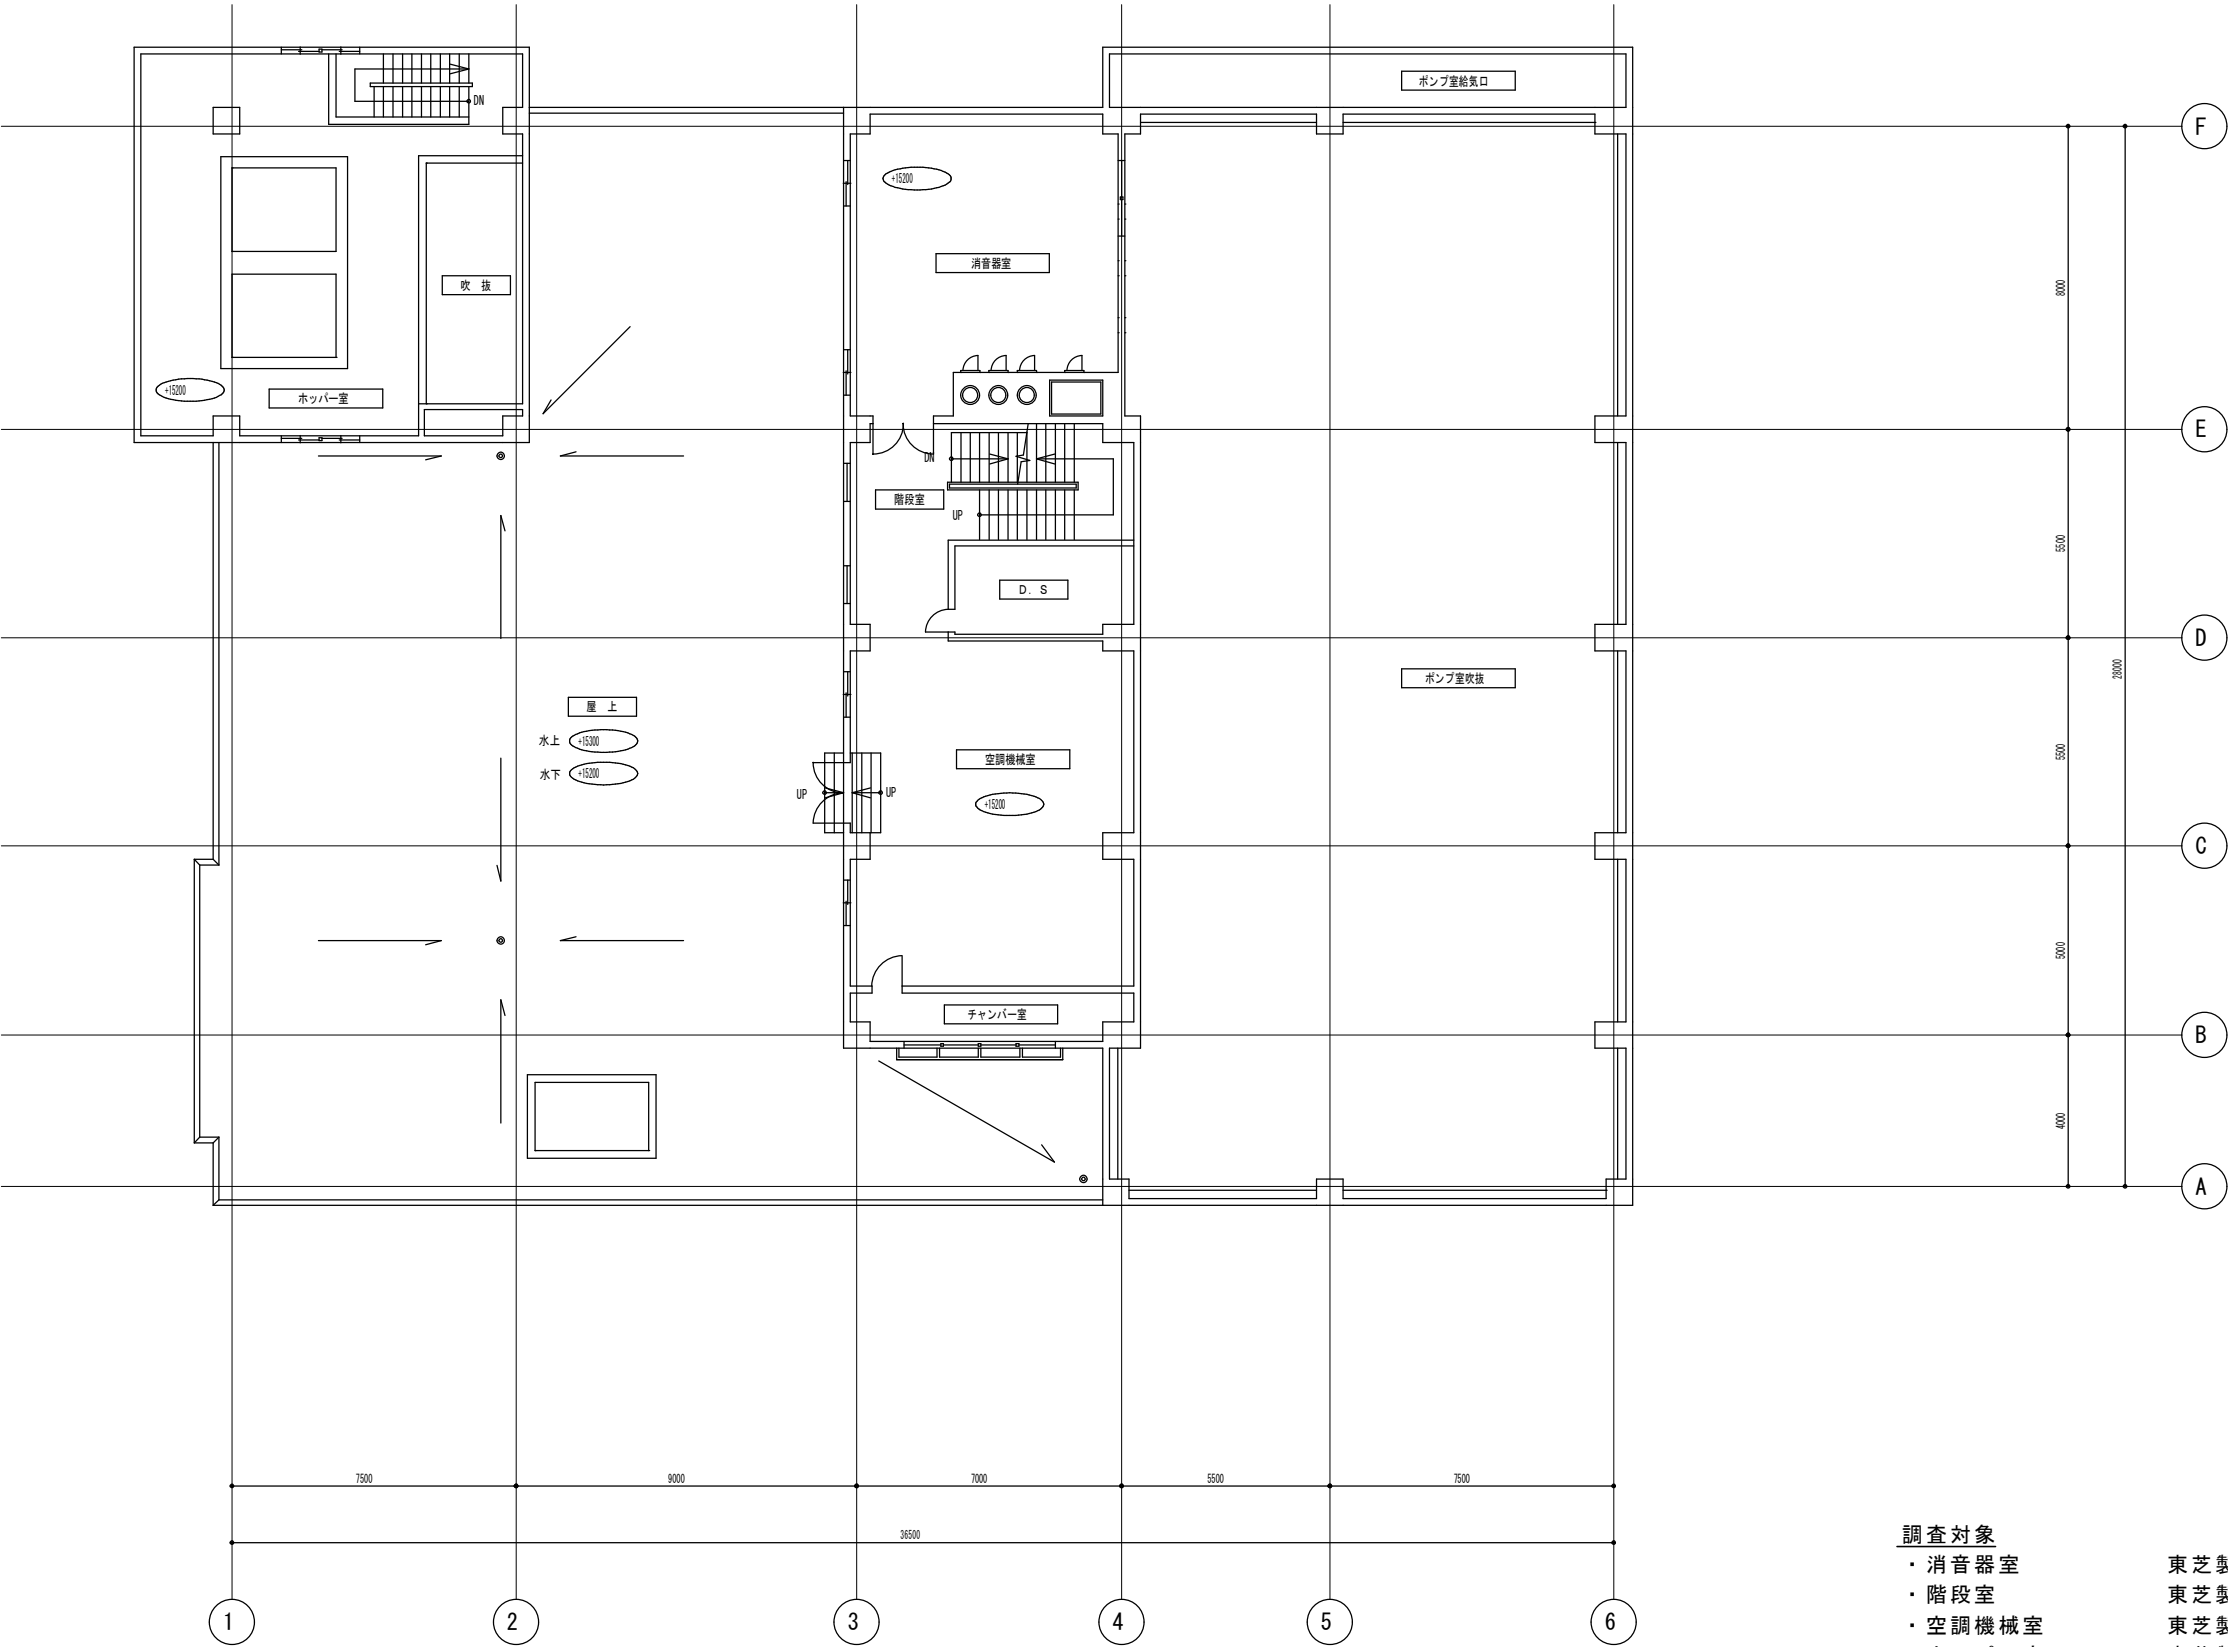


2 階 平 面 図 S=1/200

- 調査対象
- ・消音器室 東芝製 5 台
 - ・階段室 東芝製 3 台
 - ・空調機械室 東芝製 6 台
 - ・ホッパー室 東芝製 7 台

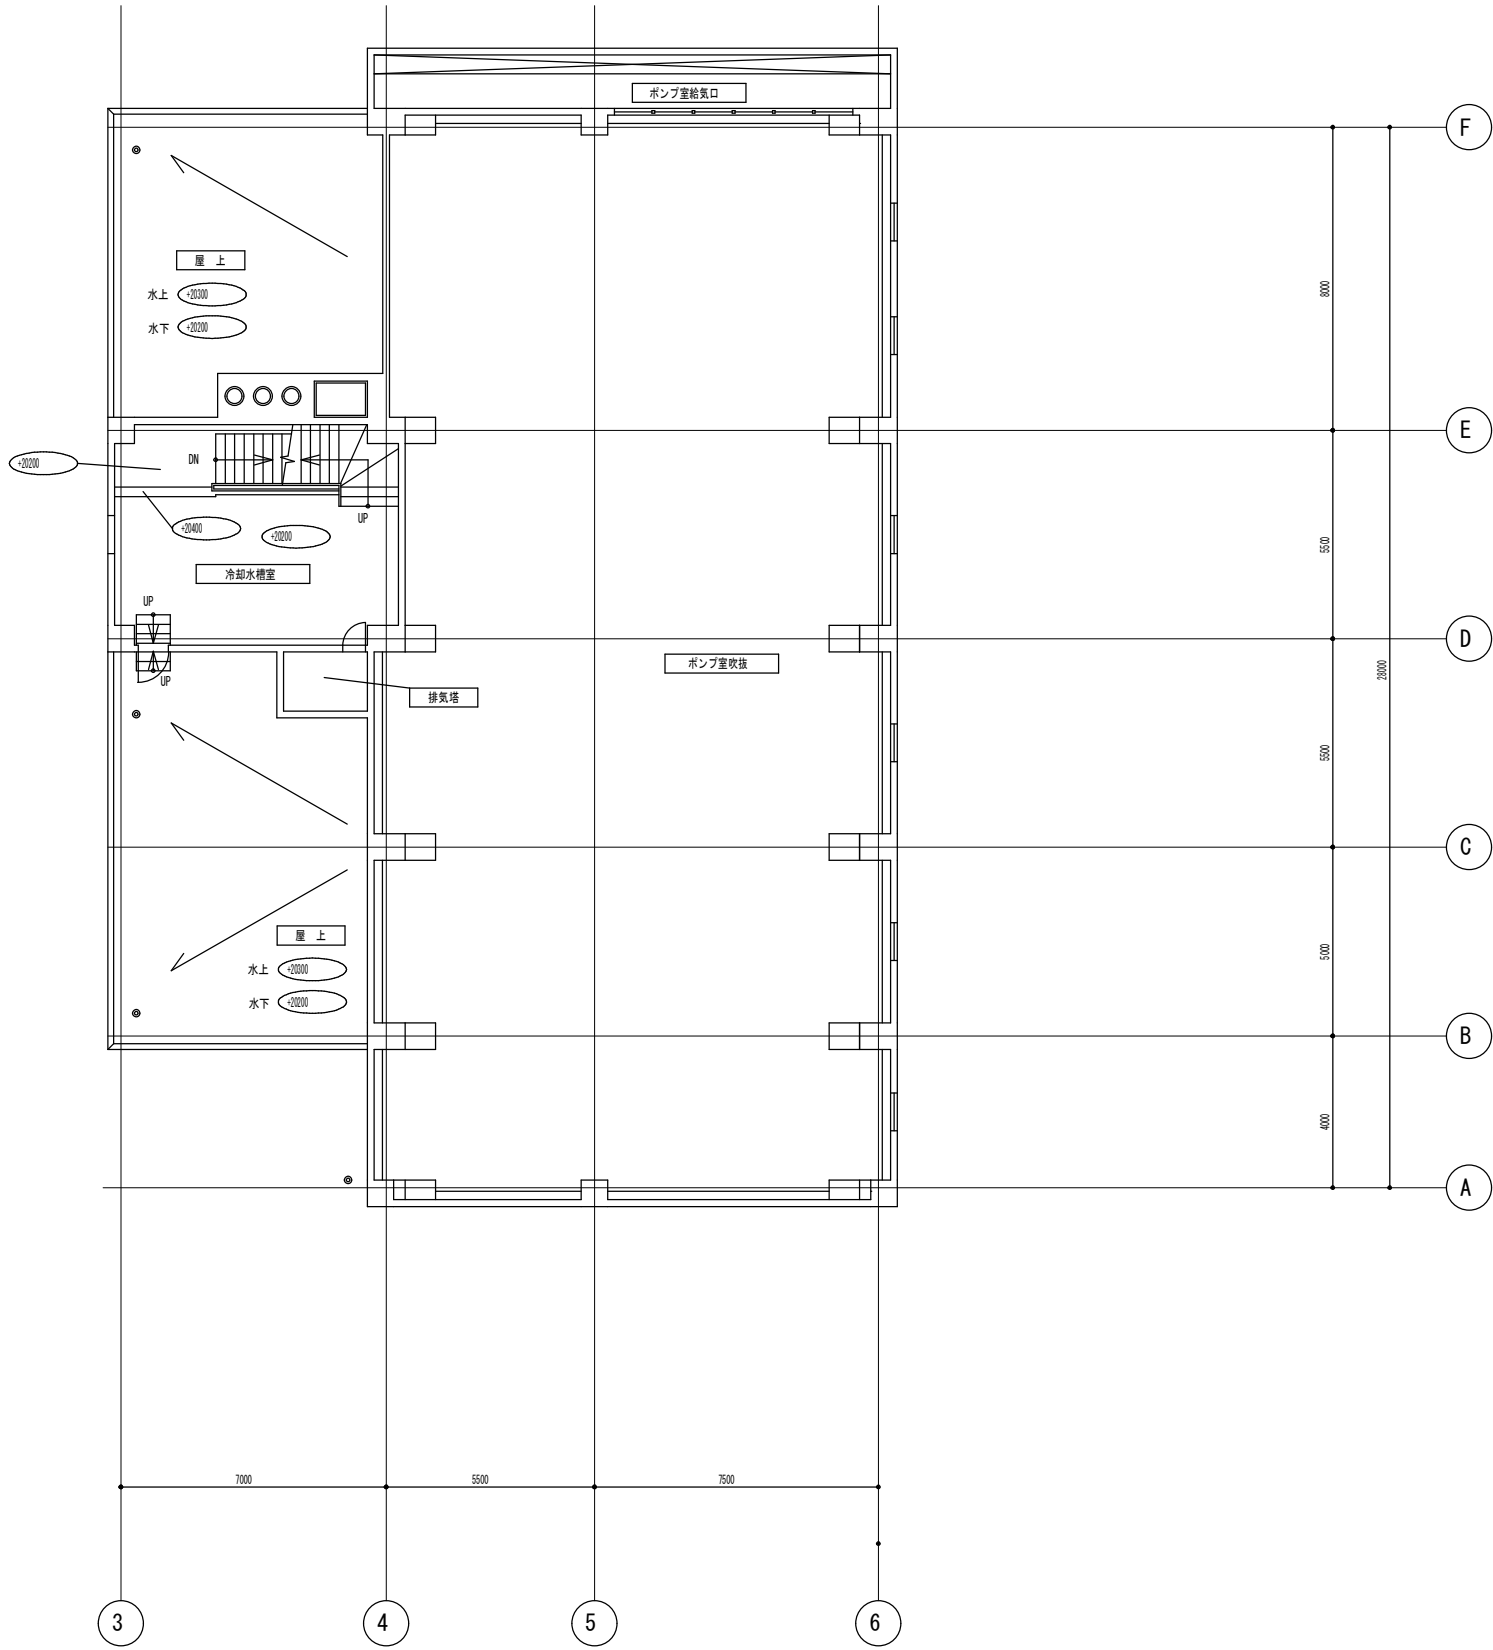

PH 1階 平面図 S=1/200

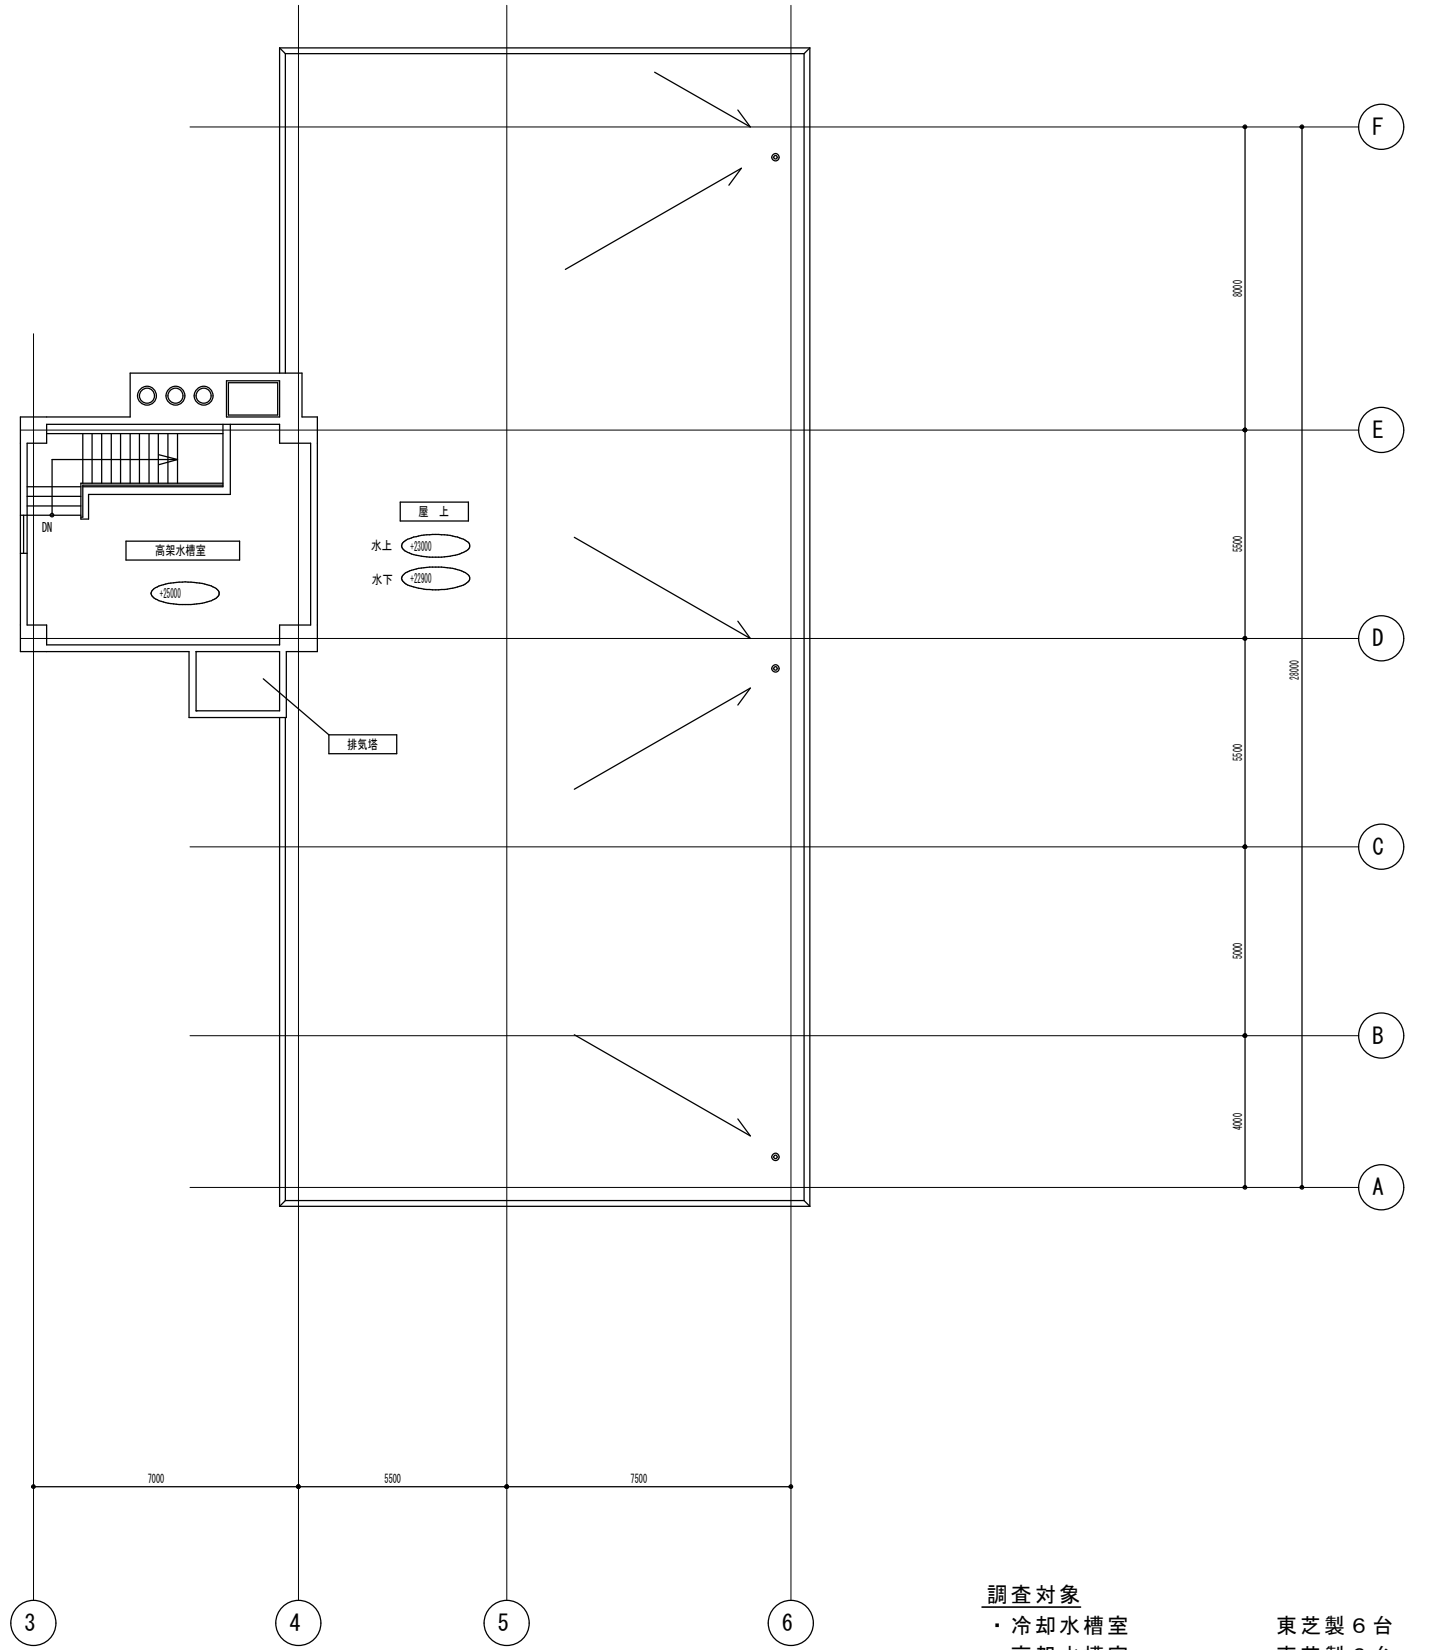

PH 2階、屋上 平面図 S=1/200

調査対象
・冷却水槽室
・高架水槽室

東芝製 6台
東芝製 6台

札幌市下水道河川局事業推進部	課長	係長	主任	製図	令和7年5月	作製	役務名	豊平川水再生プラザほか照明設備調査業務			図番 31 / 31
							図面名	米里中継ポンプ場 PH 1階、2階、屋上 平面図	縮尺	1/100 (A1)	
										1/200 (A3)	