



地下1階

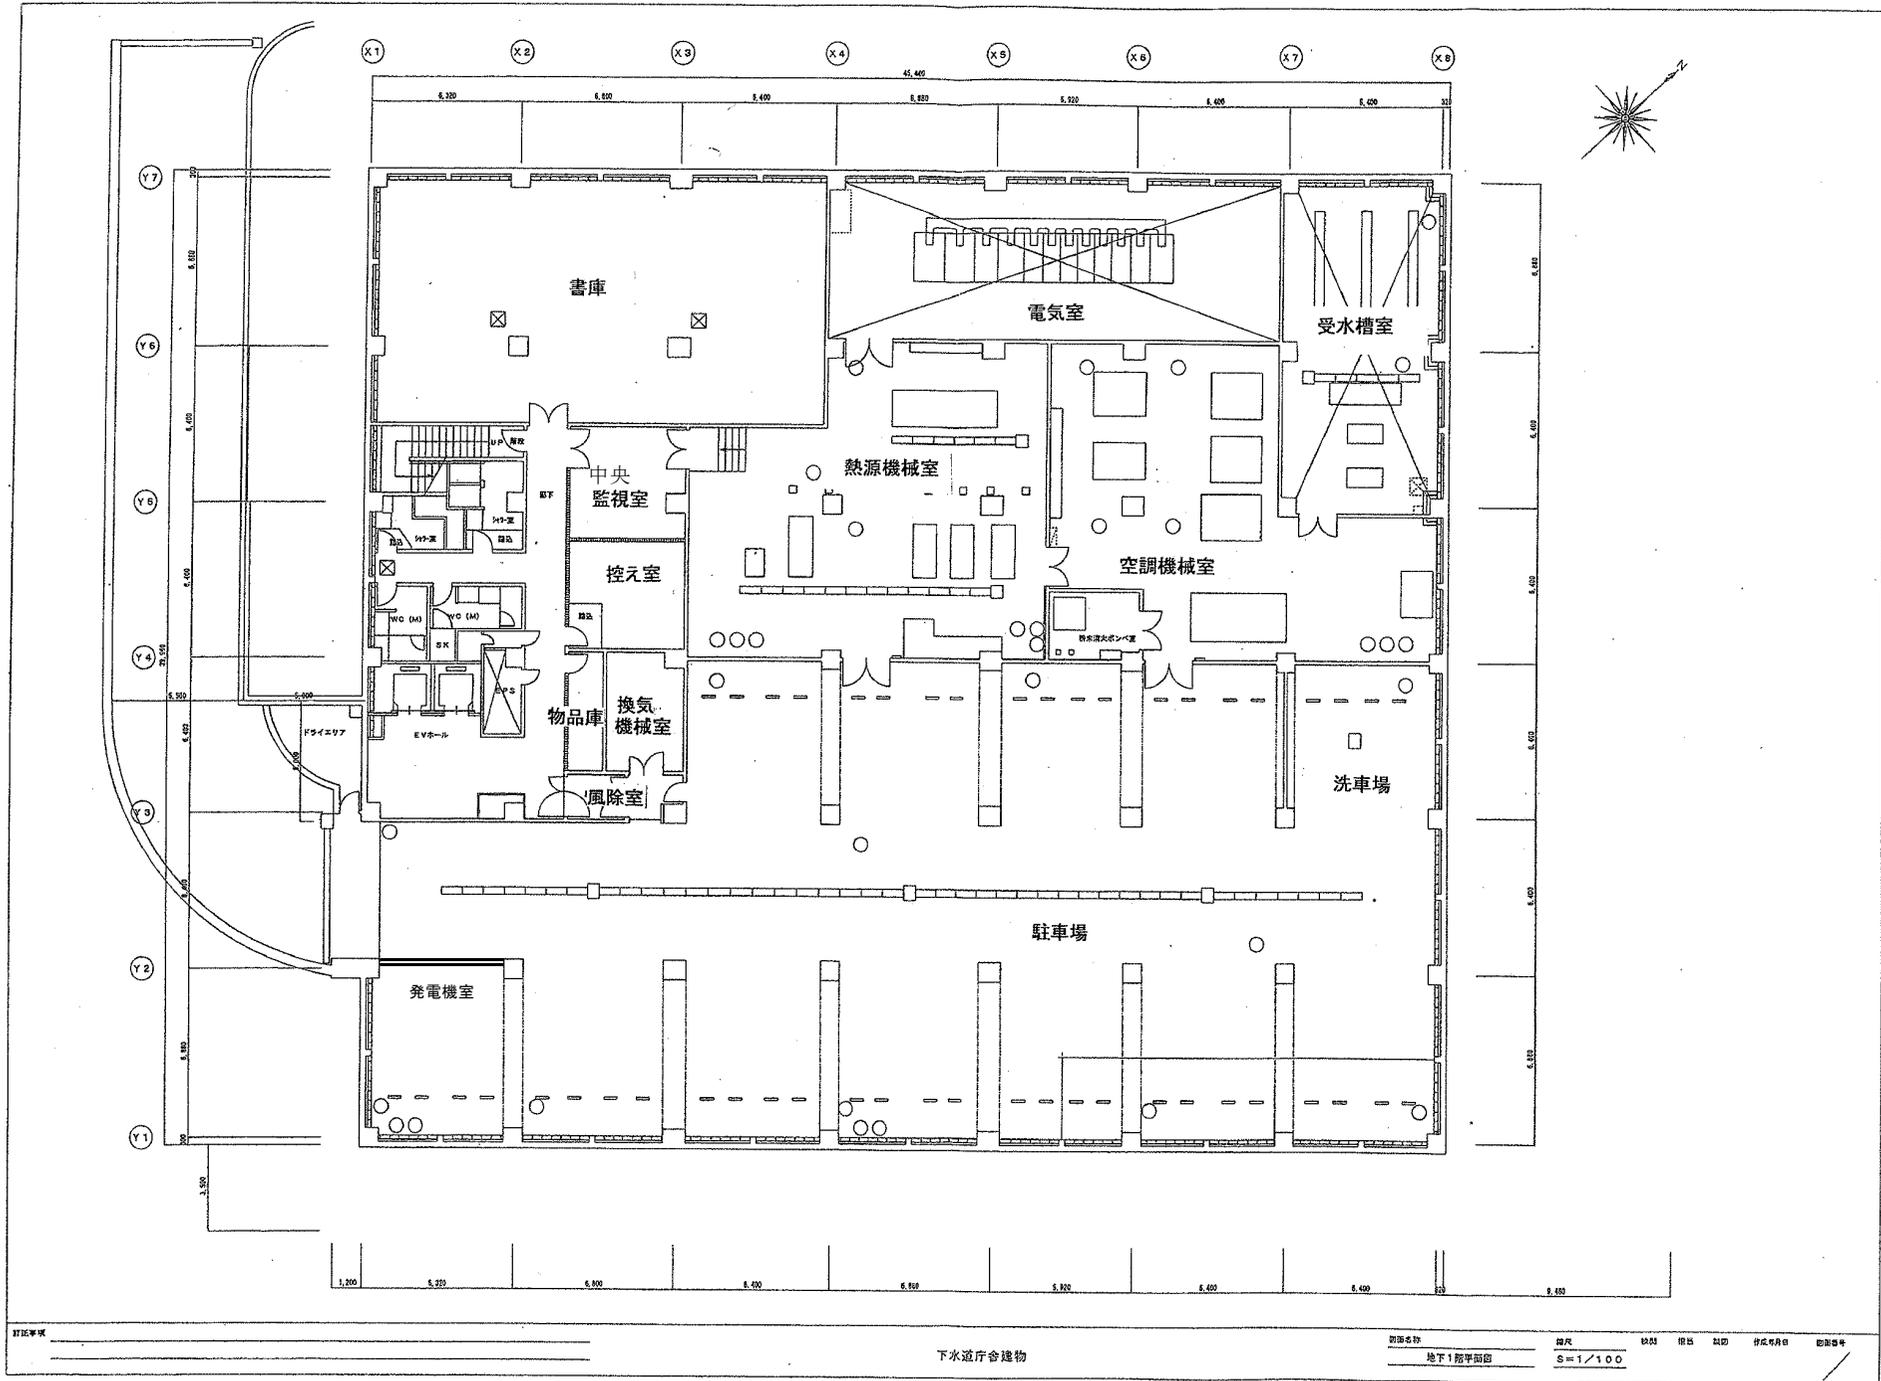


下水道庁舎建物

図面名称 地下1階平面図
 縮尺 S=1/100
 図例 単位 単位 作成年月日 図番

1階

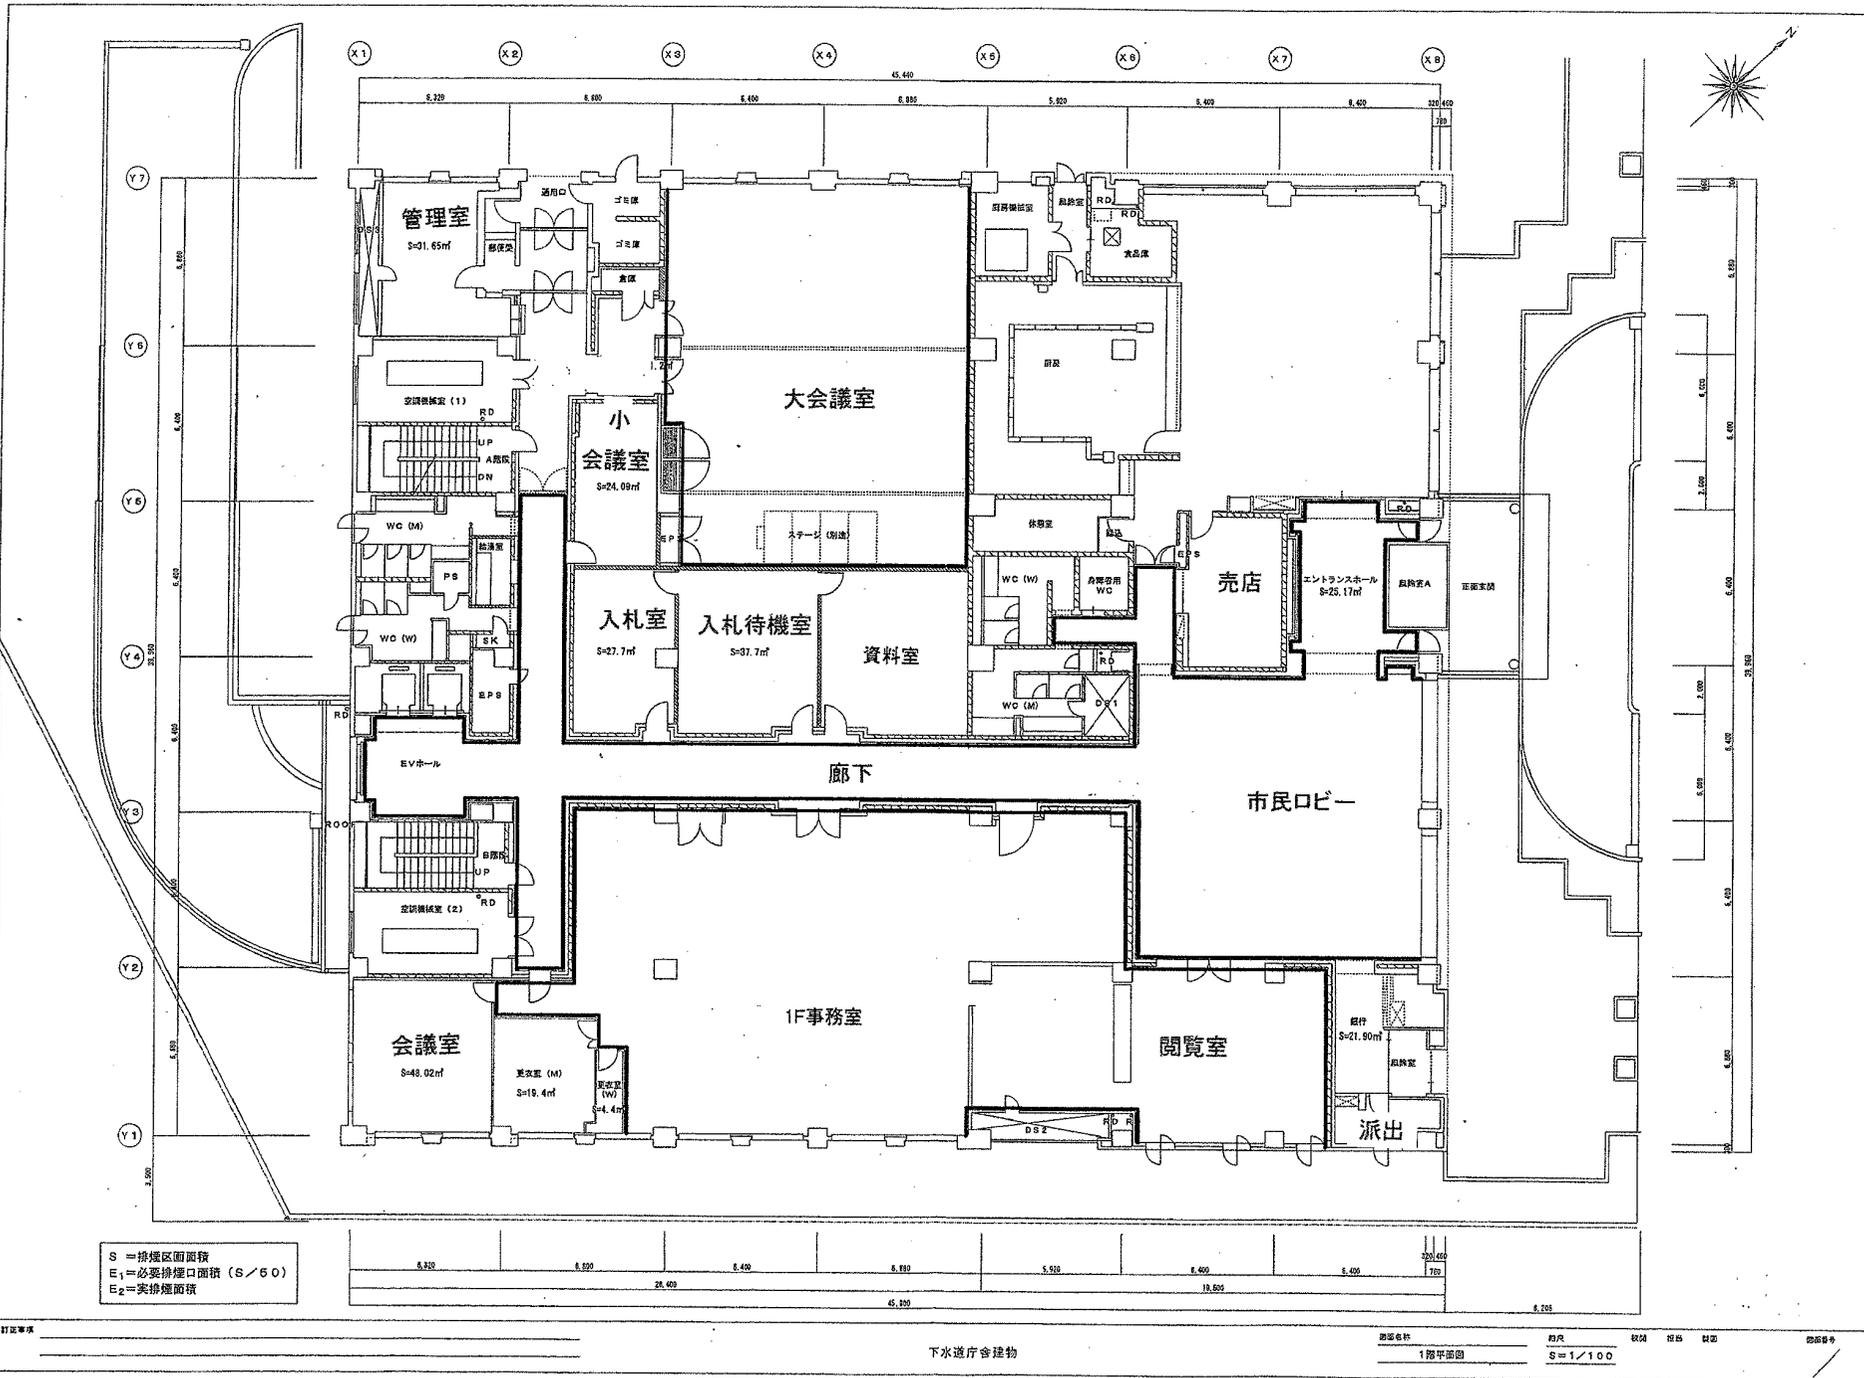



2階


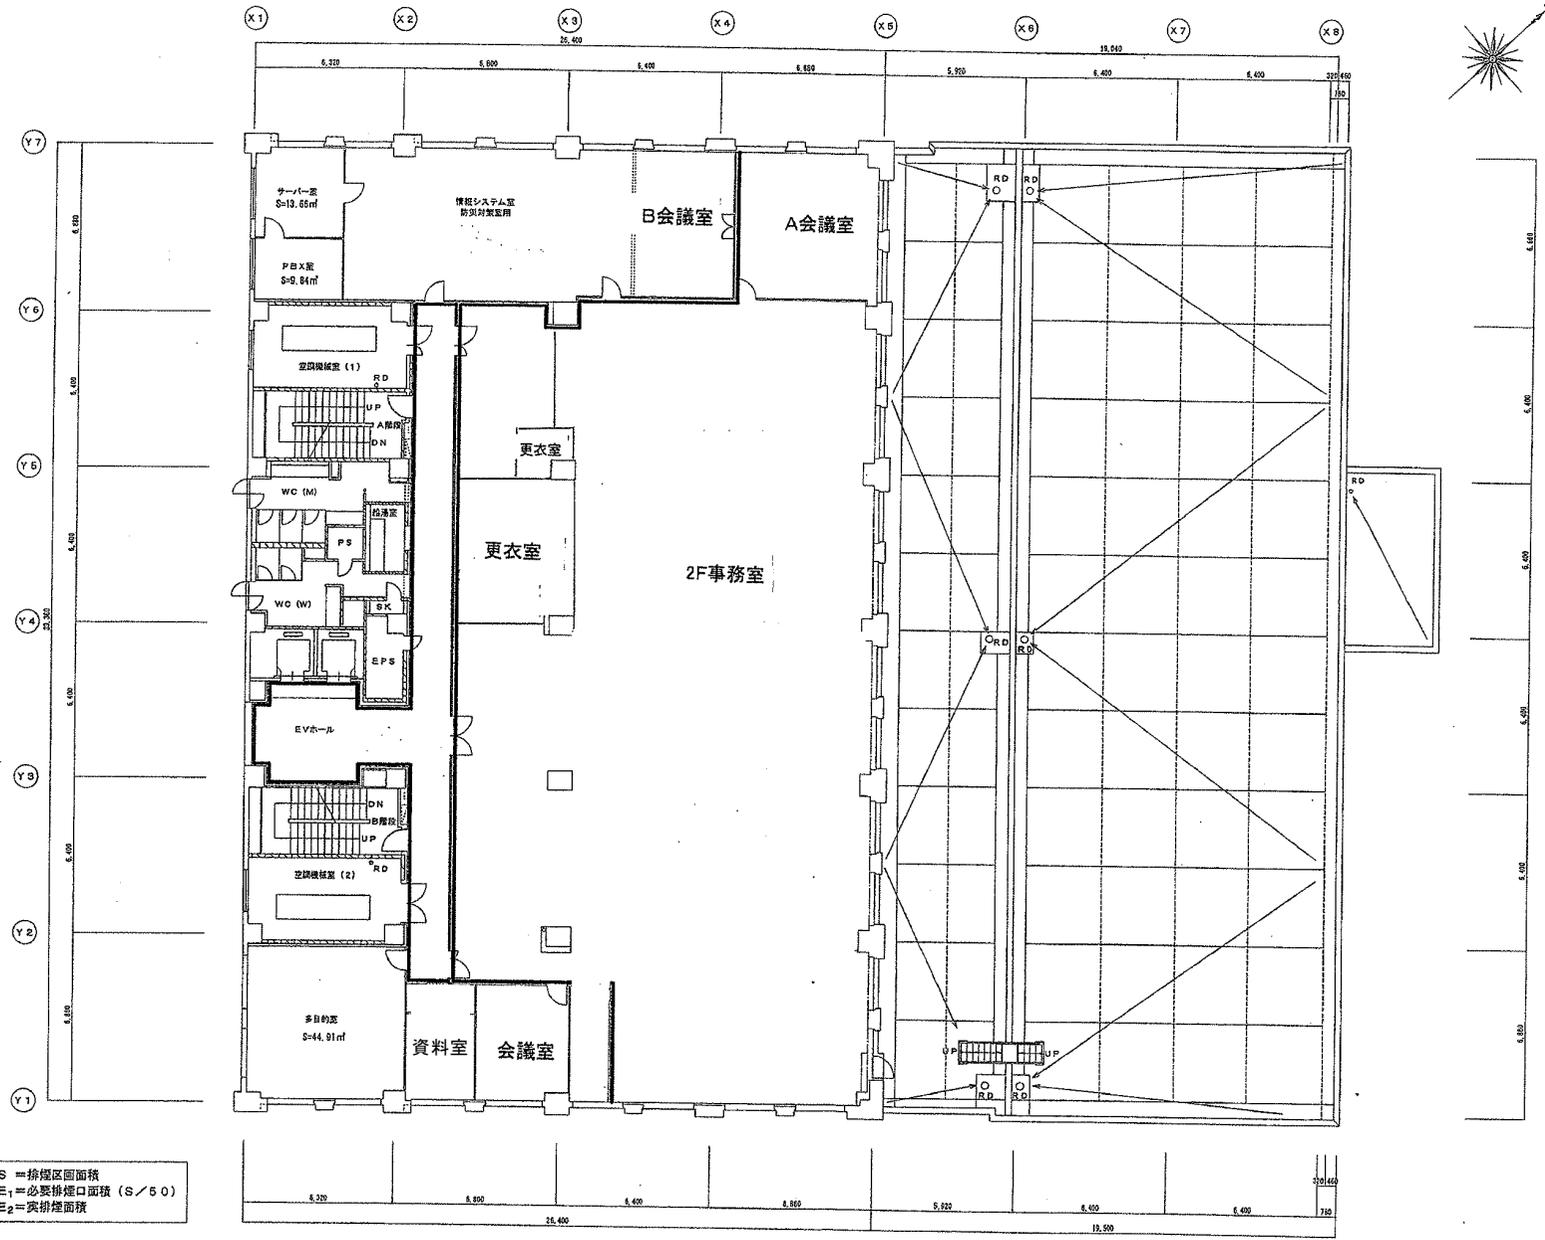


S = 排煙区画面積
 E₁ = 必要排煙口面積 (S/60)
 E₂ = 実排煙面積

3階

4階

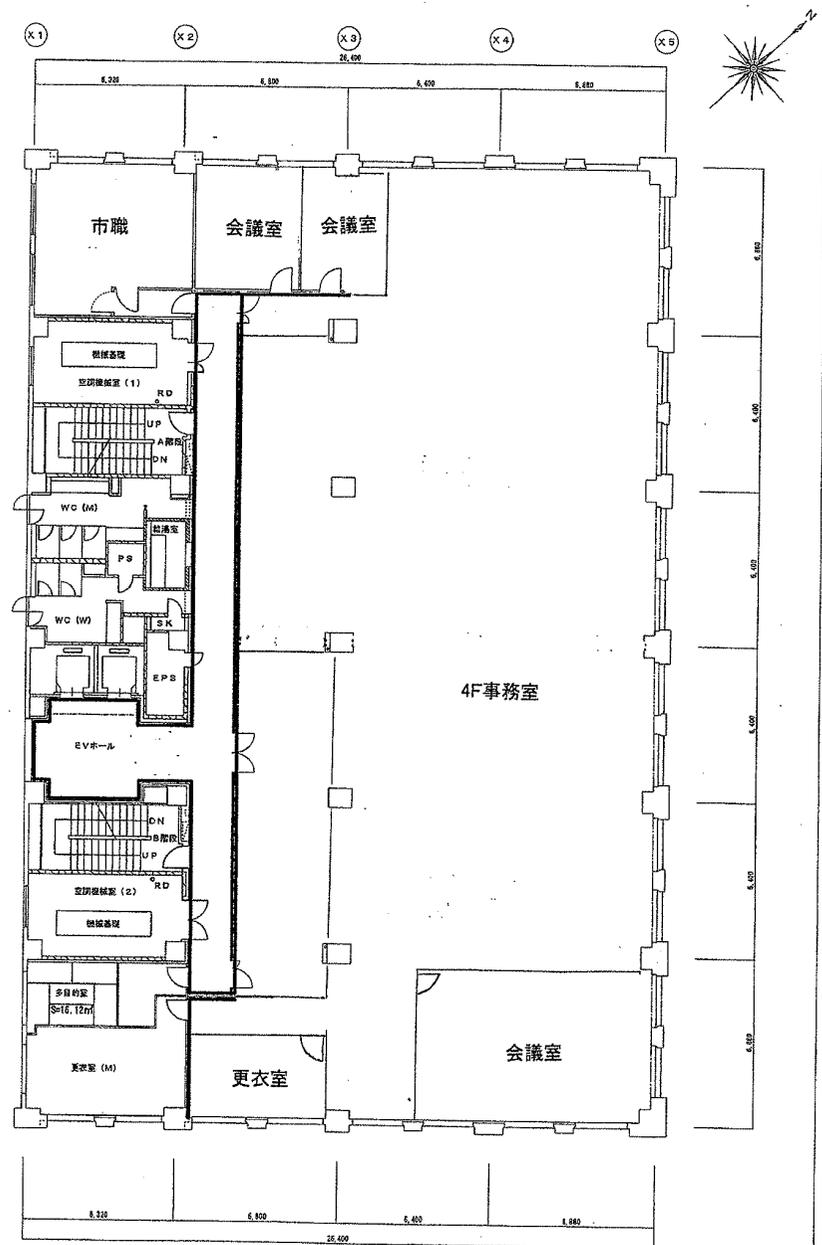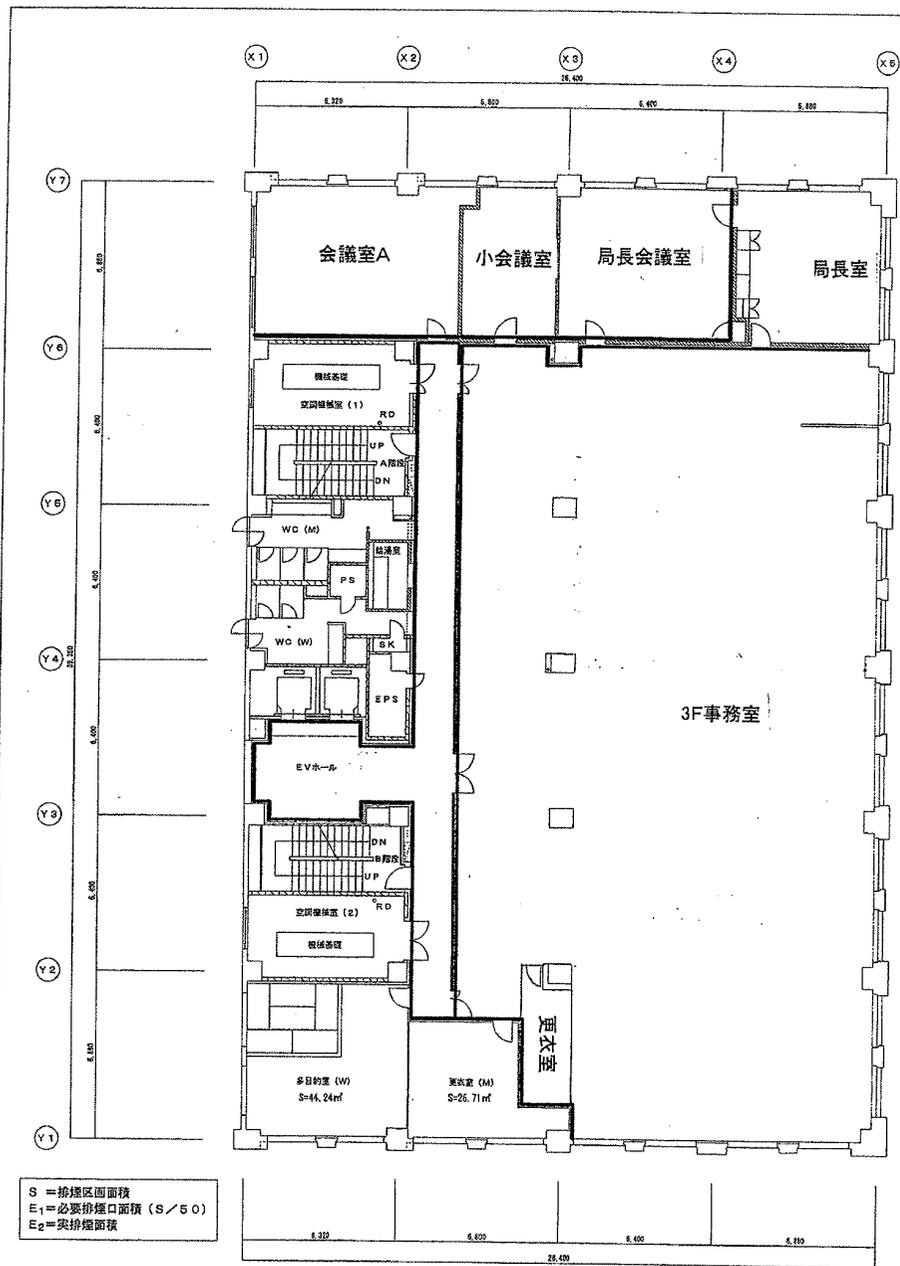

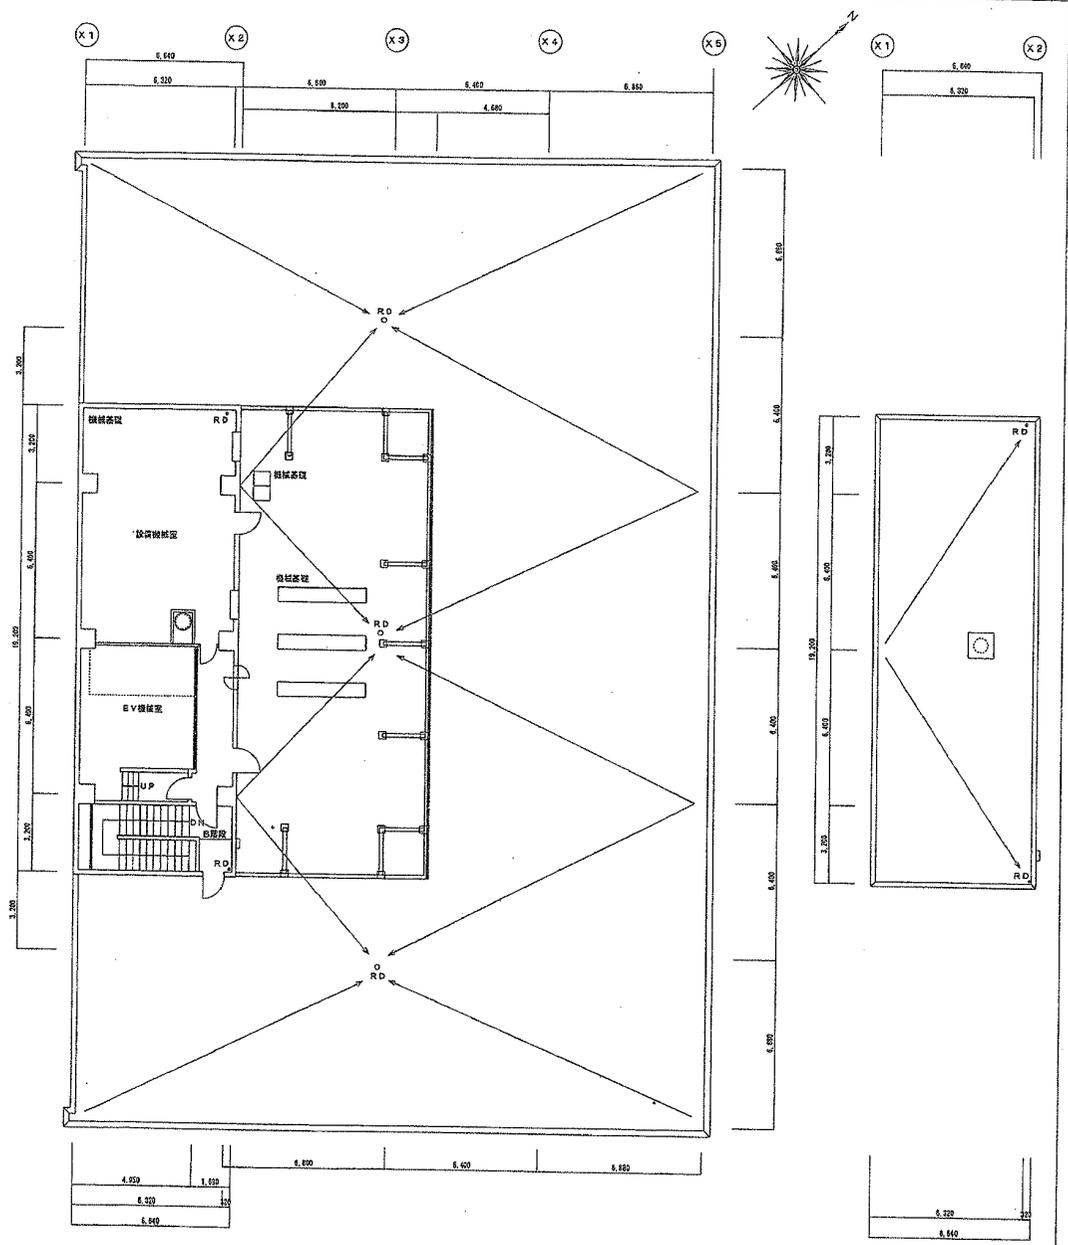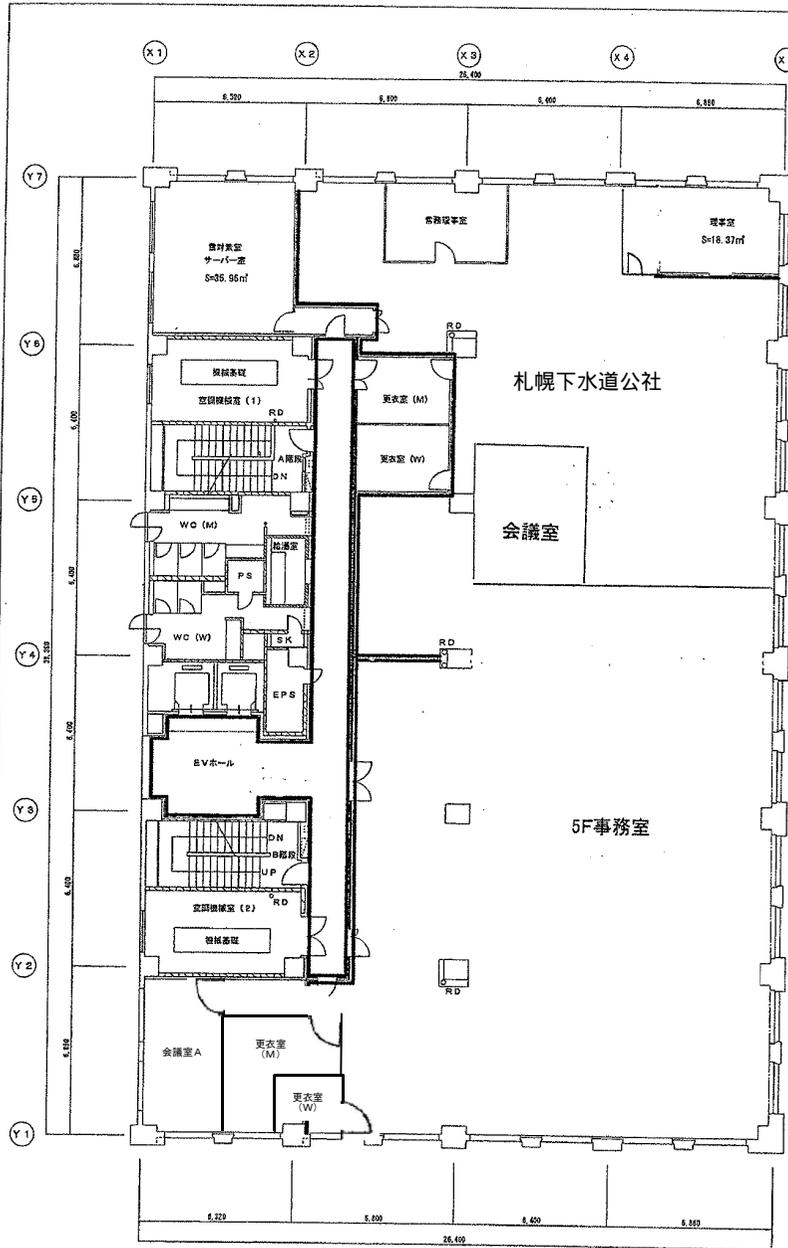


S = 排煙区画面積
 E₁ = 必要排煙口面積 (S/50)
 E₂ = 実排煙面積

5階平面図 S=1/100

PH階平面図 S=1/100


PH段根伏図 S=1/100

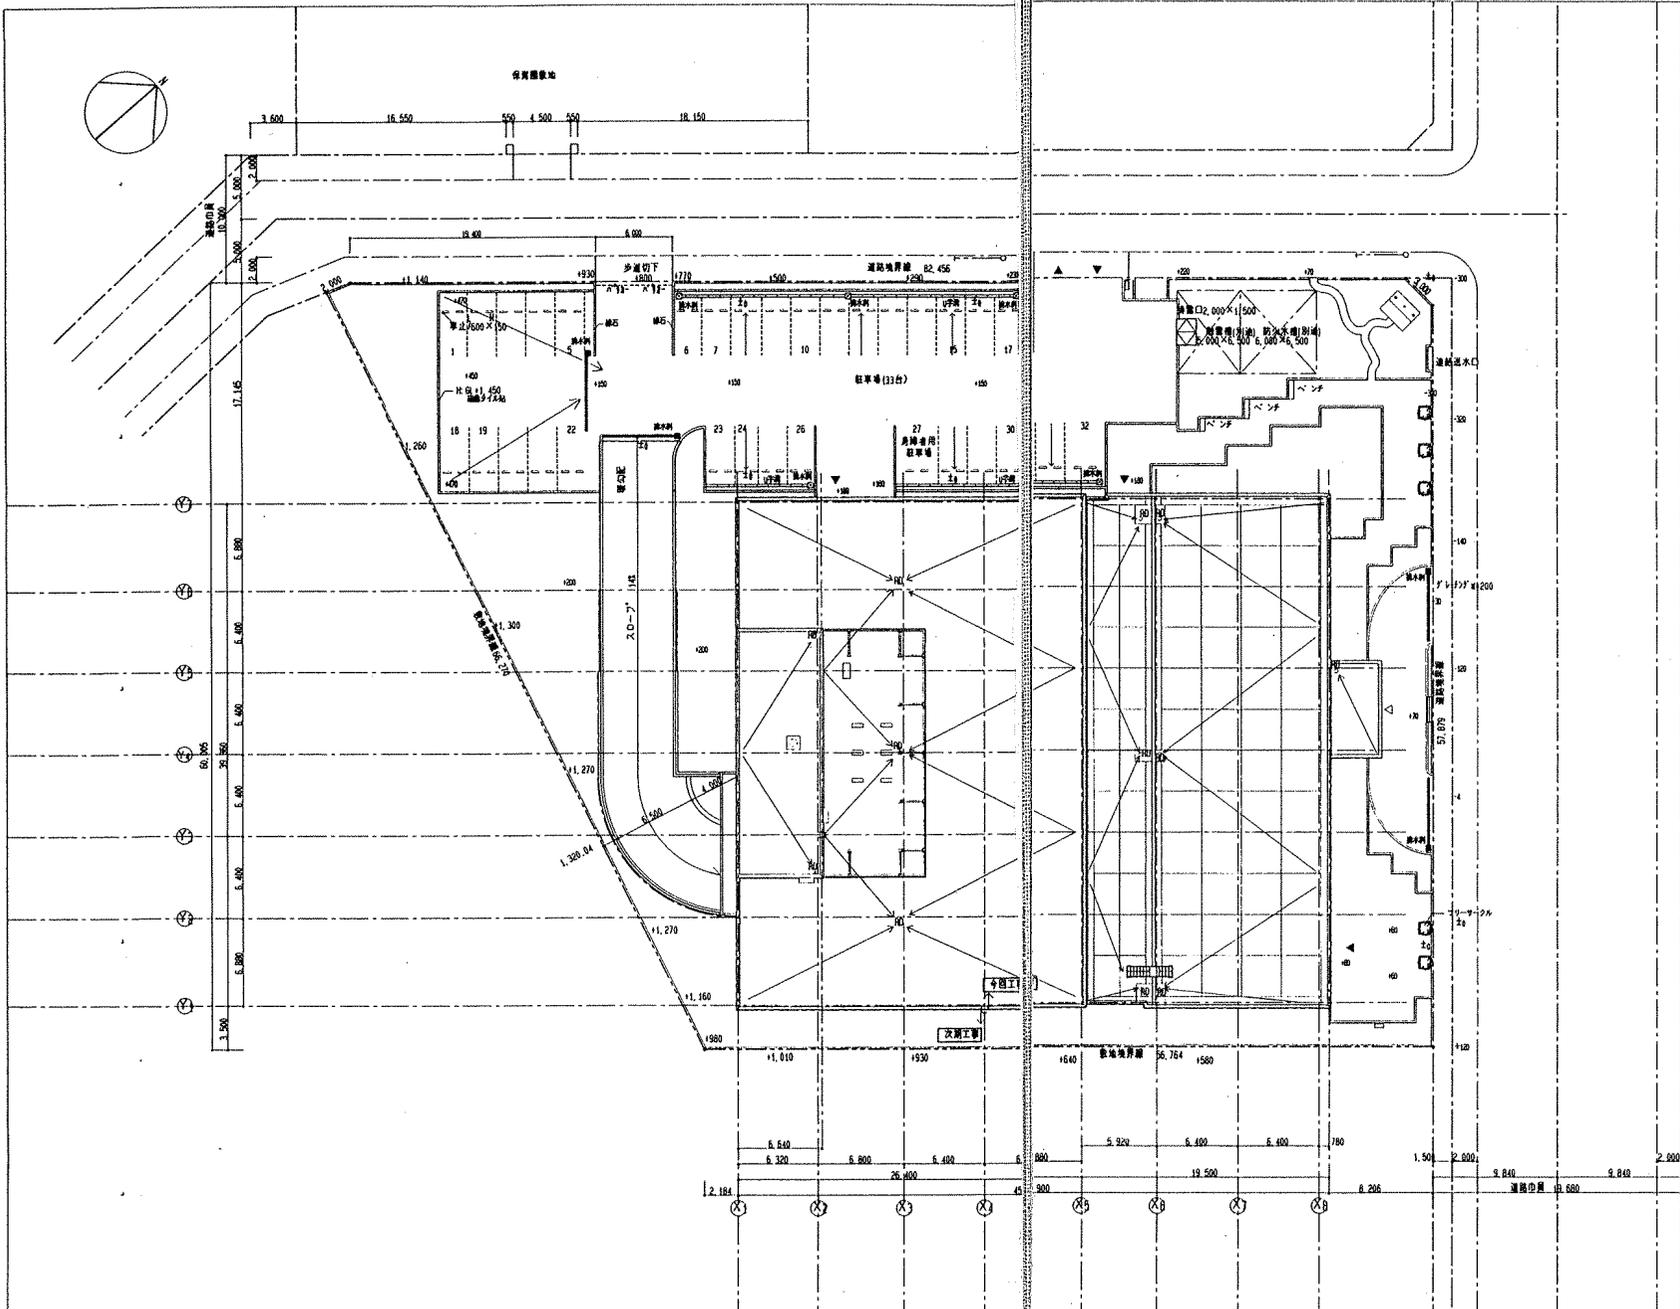


GL=9.90
(高低測量図)

*今回工事と次回工事の区分は建物外壁面とする

三業地所(構)	北海道建設221872(構)	図面番号	札幌市下水道局庁舎新設工事
		13	
		縮尺 1/200	配置図
		H10.10	設計者 三菱・道開発特定共同企業体

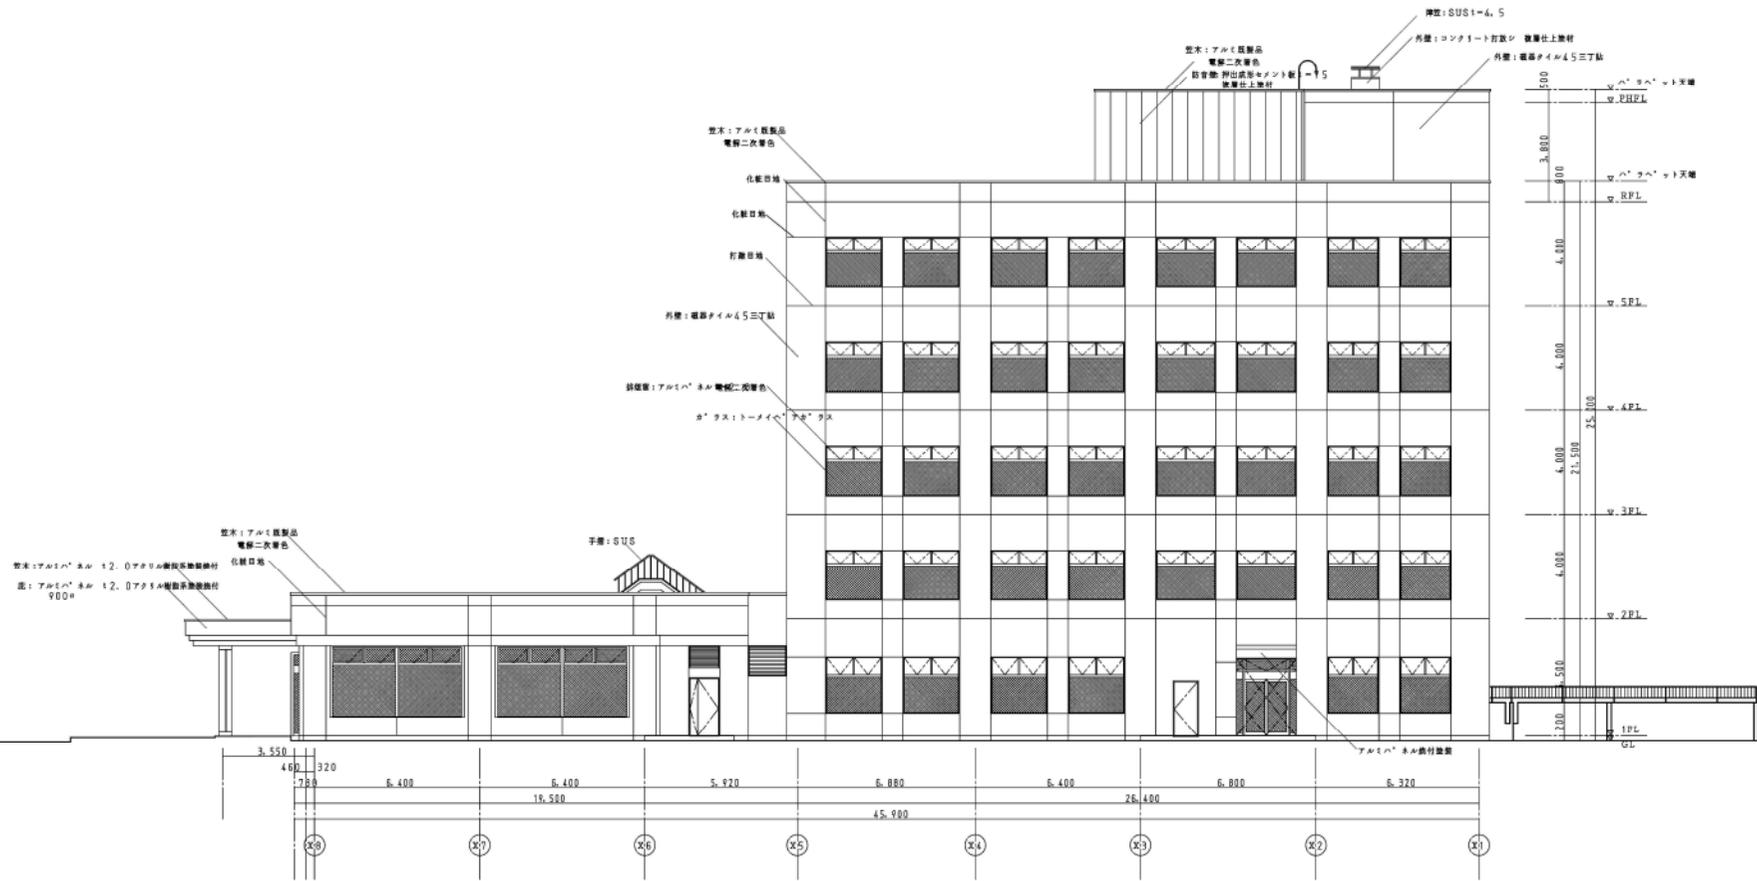

		三井物産 (株)	北海道開発コンサルタント	図番	21	札幌市下水道局庁舎新設工事
				西側 立面図		
				縮尺	1/100	設計者
				三菱・道開発特定共同企業体		

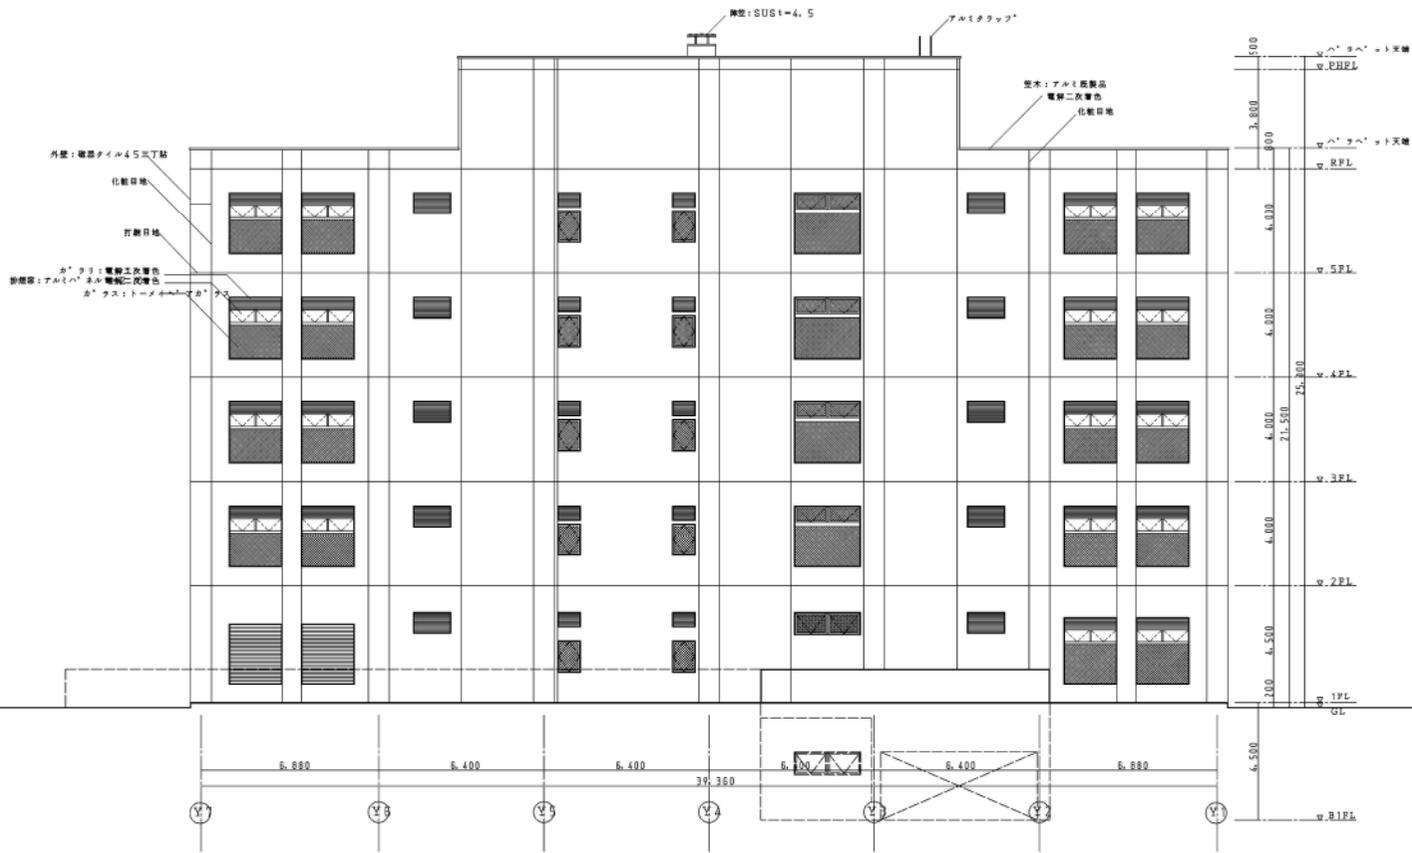

三慶物産 (株)	北海道建設コンサルタント (株)	面 番 号	札幌市下水道局庁舎新設工事
		23	南側 立面図
		縮尺 1/100	設計者
			三慶・道開発特定共同企業体