

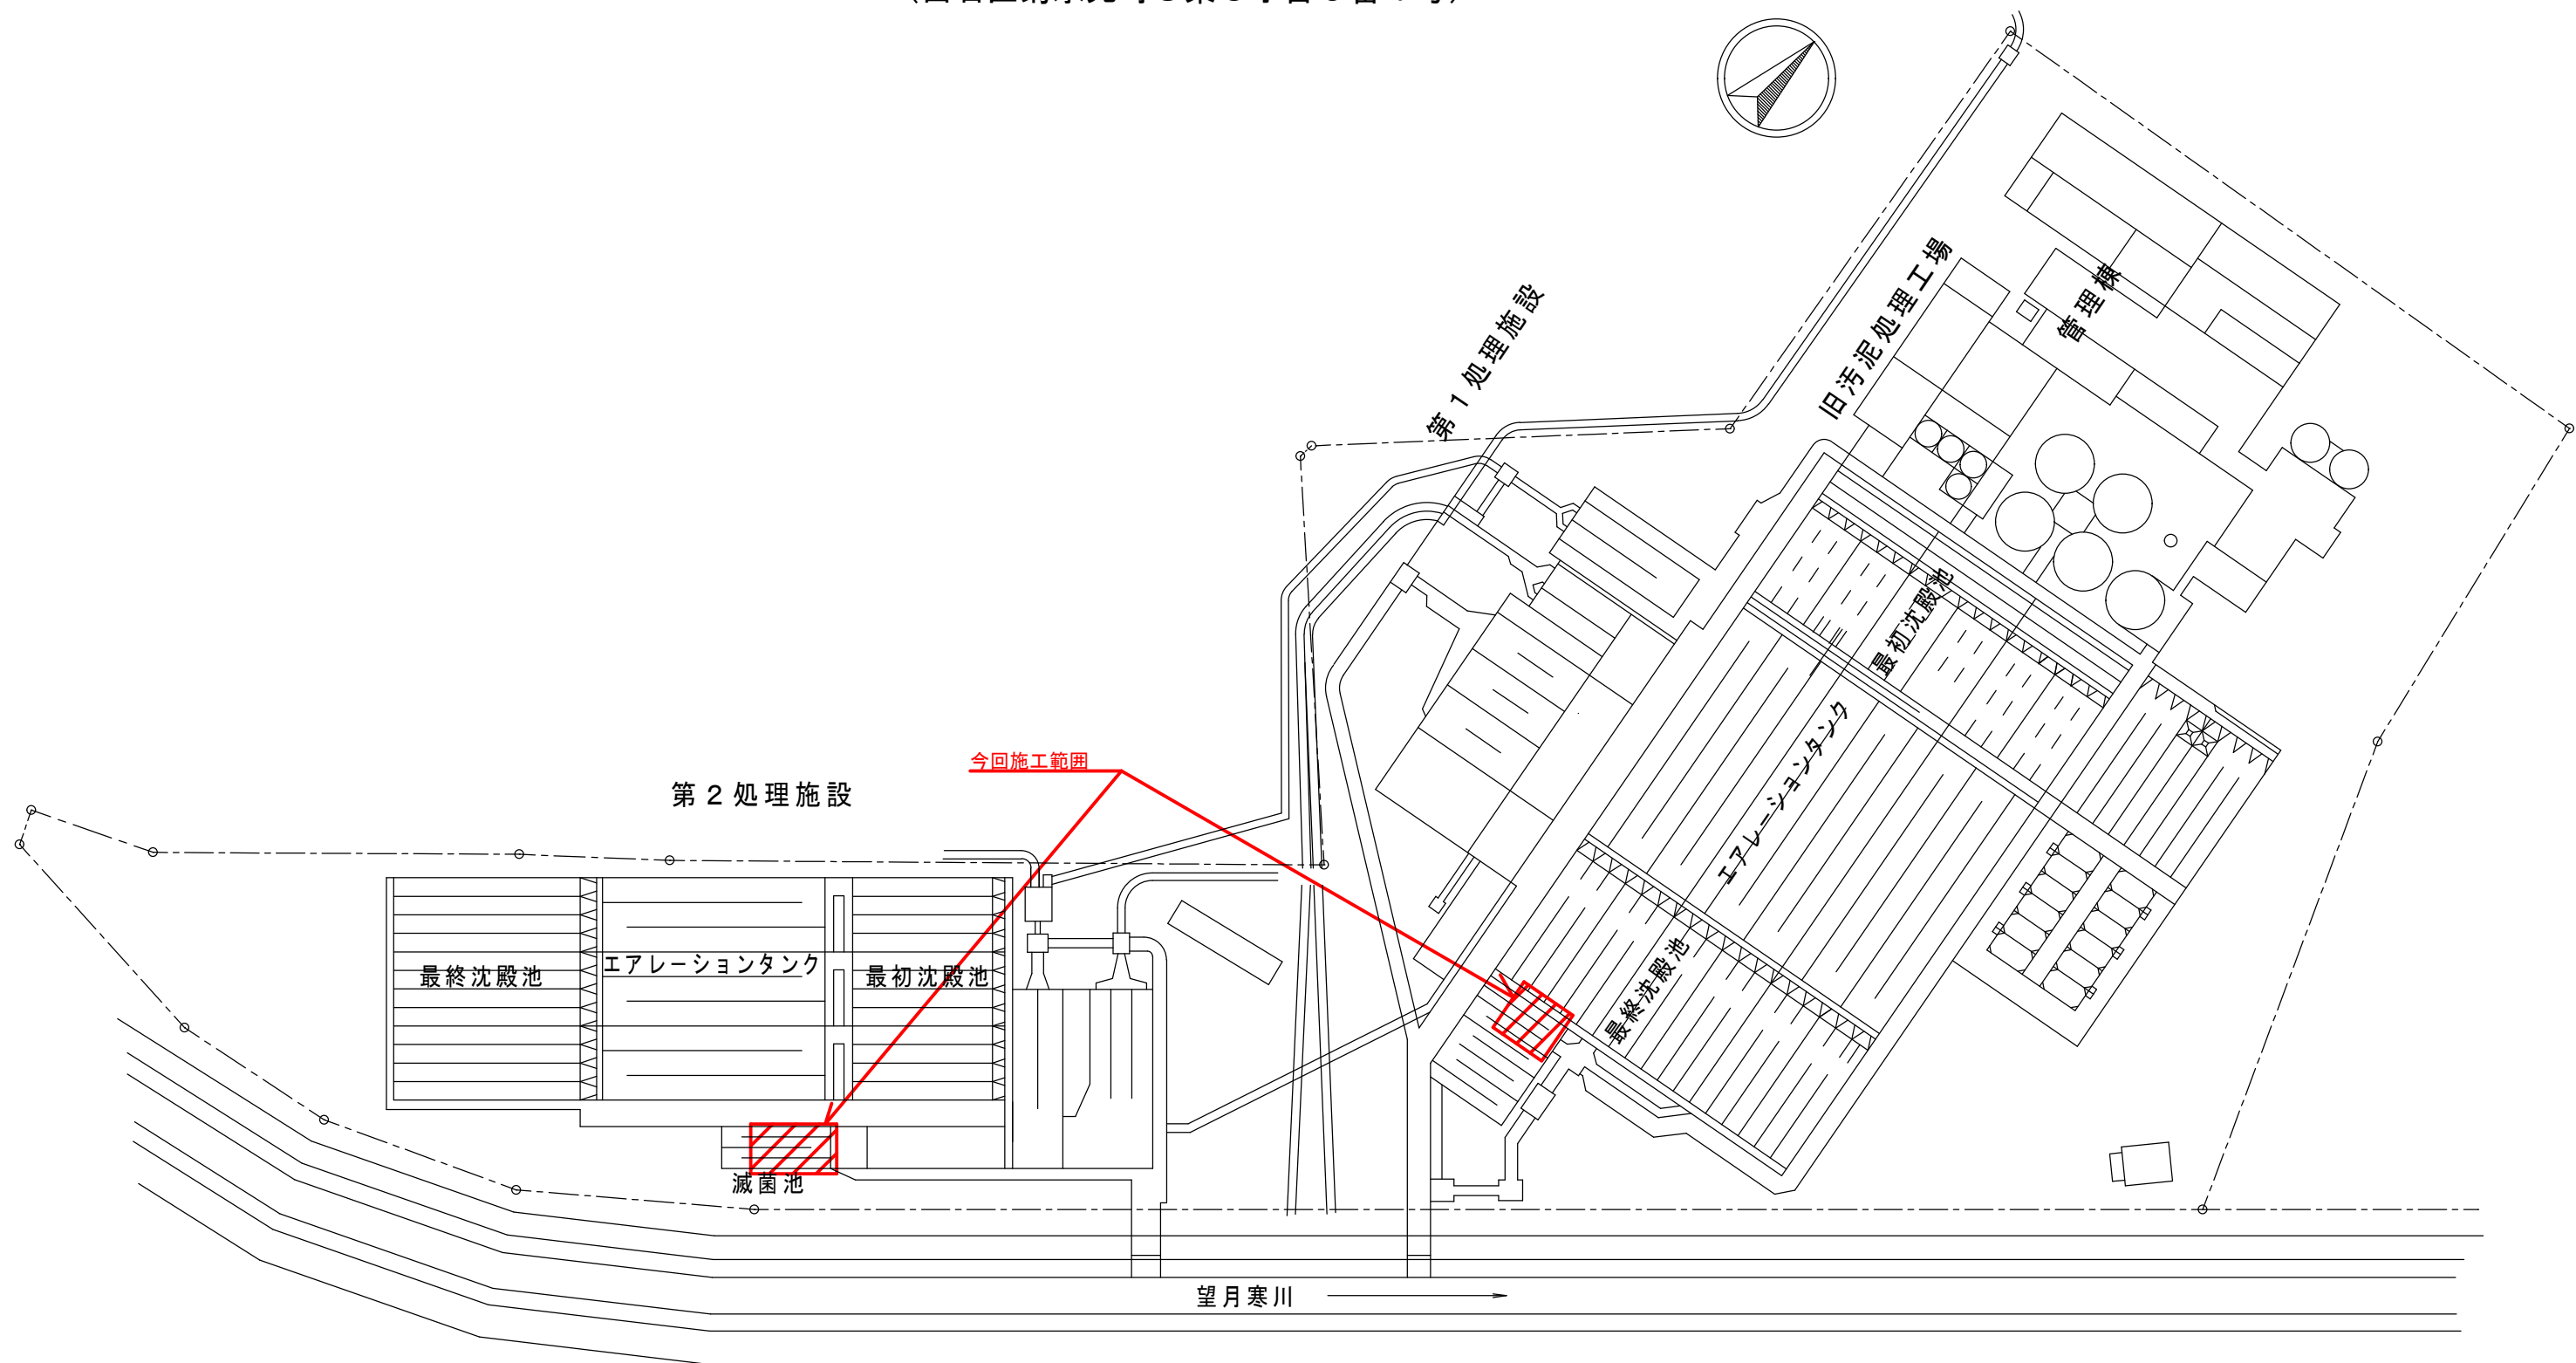


豊平川水再生プラザ

(白石区菊水元町8条3丁目5番1号)

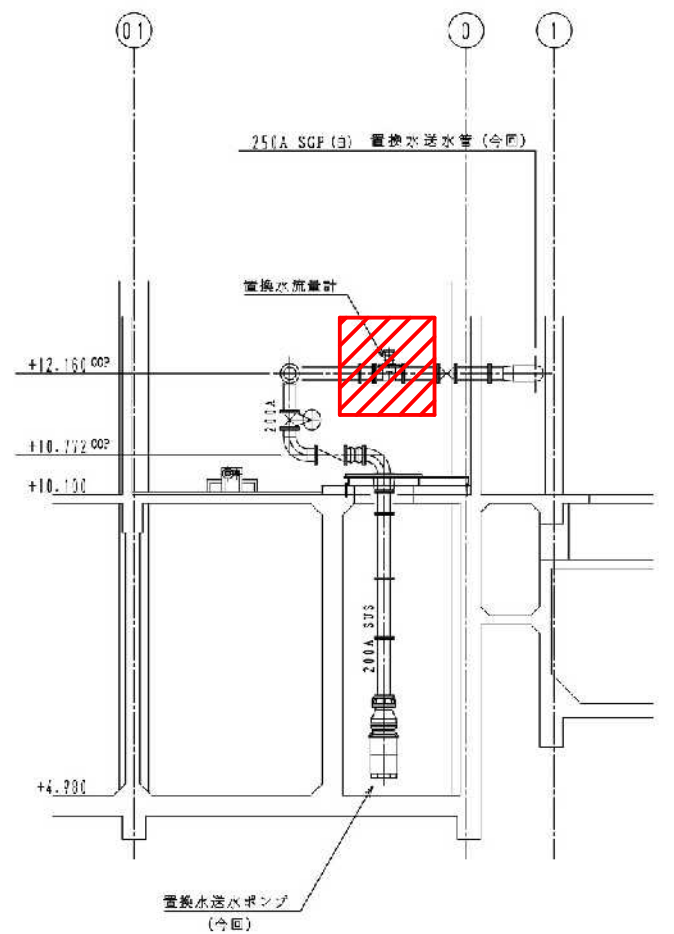

札幌市下水道河川局事業推進部豊平川水処理センター	所長	係長	係	製図	令和7年7月	業務名	豊平川水再生プラザ置換水流量計ほか修繕業務		図番 1 / 4
						図名	豊平川水再生プラザ 位置図	縮尺	

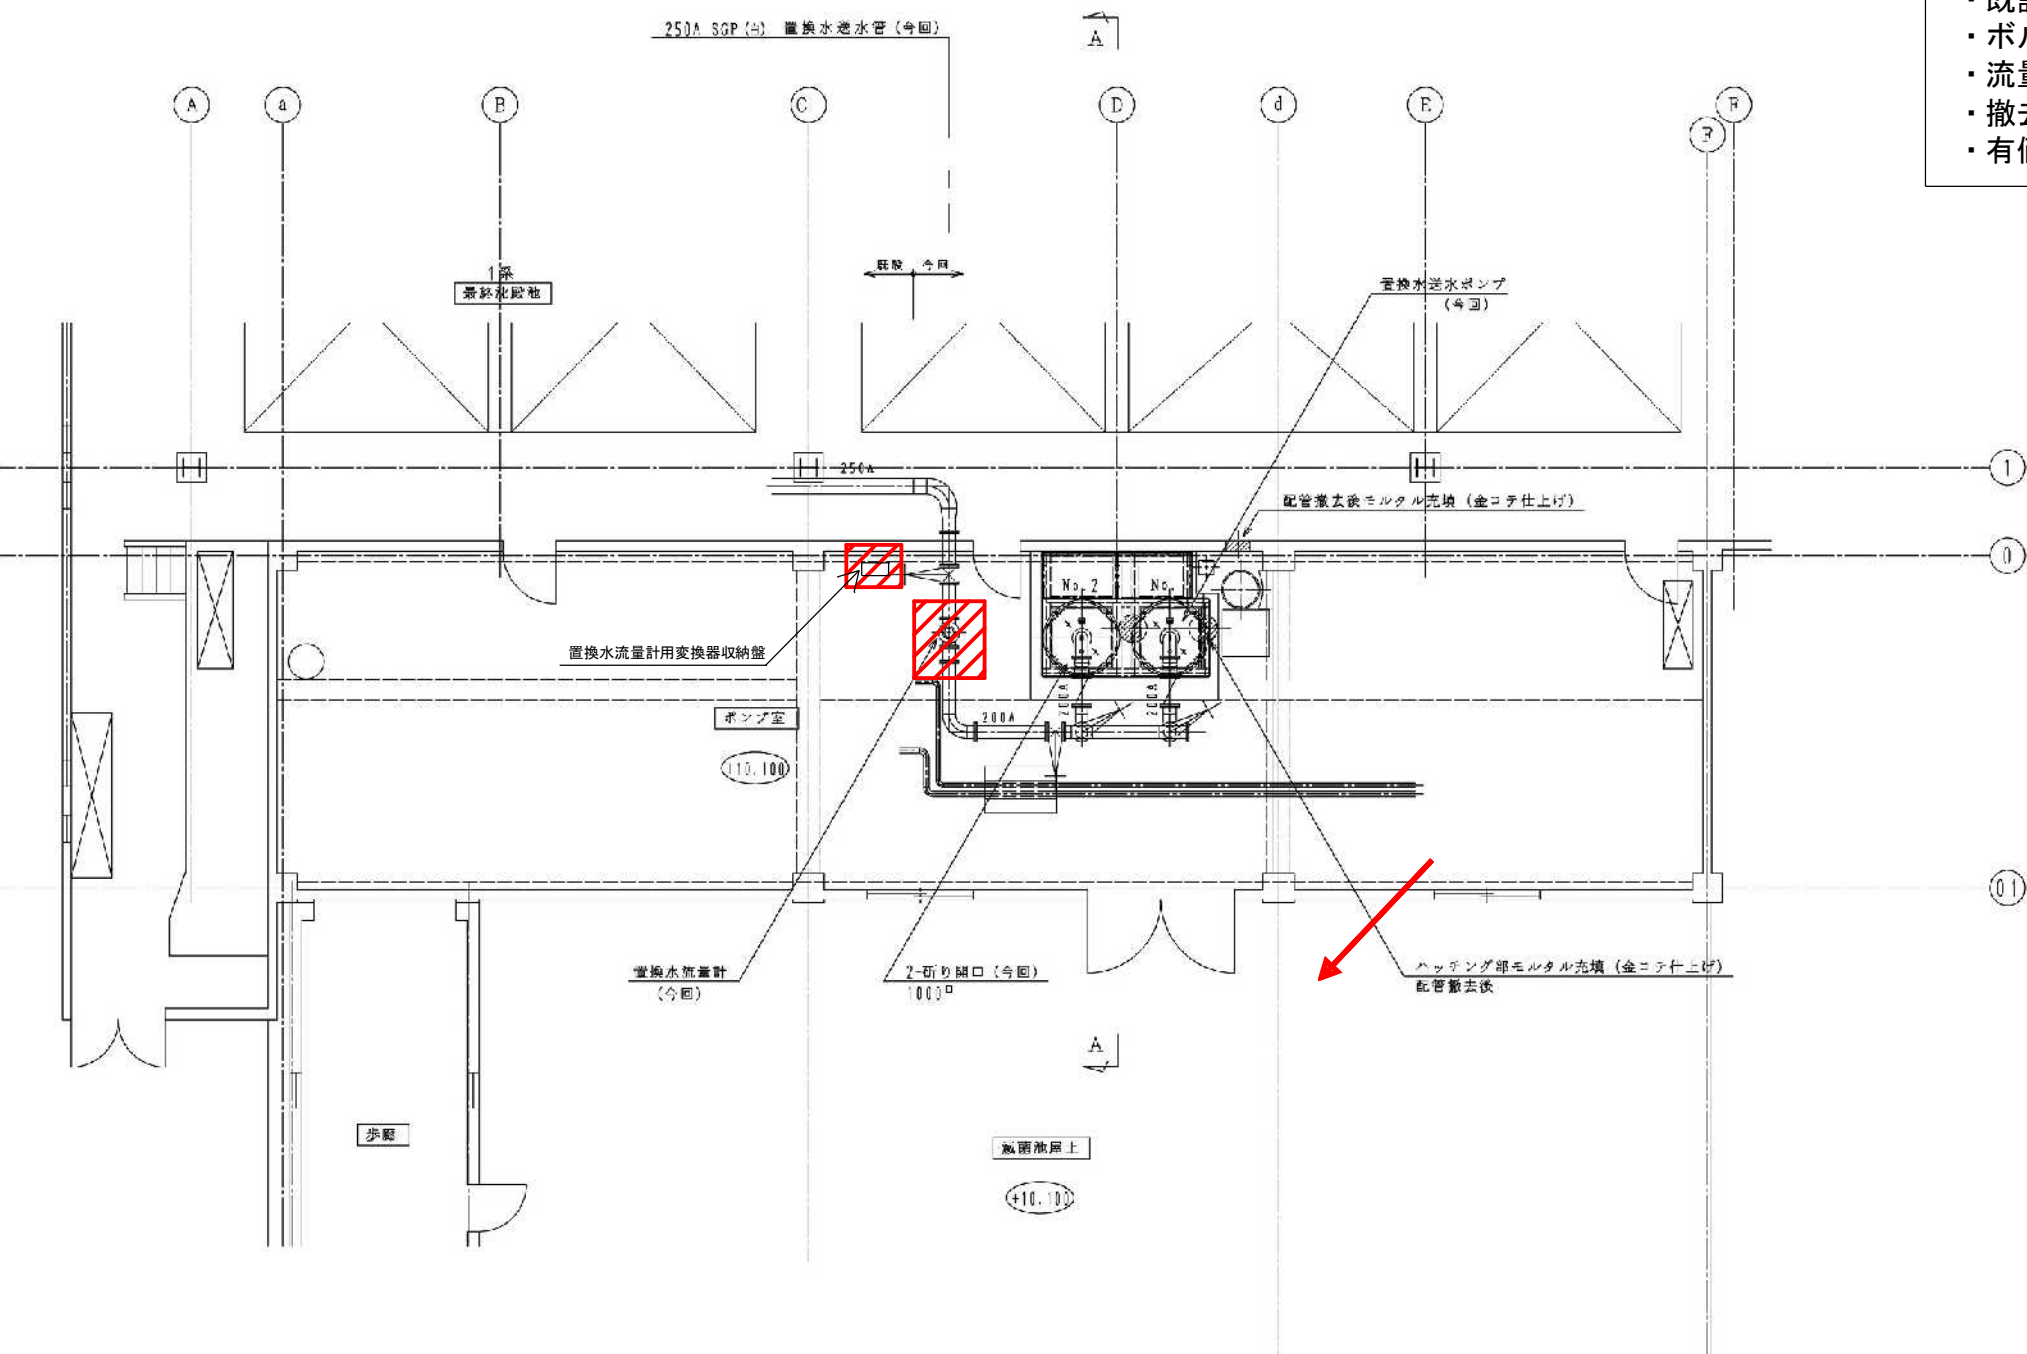

A-A 断面図

 今回施工範囲

流量計	200A 10K		1	KH1200DB相当
アナログ変換器	無接点入力		1	EZ1-11041P700P0相当
名 称	注 釈	材 質	数 量	備 考

札幌市下水道河川局事業推進部豊平川水処理センター

所 長 係 長 係 製 図 令和7年7月


業務名 豊平川水再生プラザ置換水流量計ほか修繕業務

図 名 第1処理施設 消泡ポンプ室 平面図

縮 尺

図 番

2 / 4

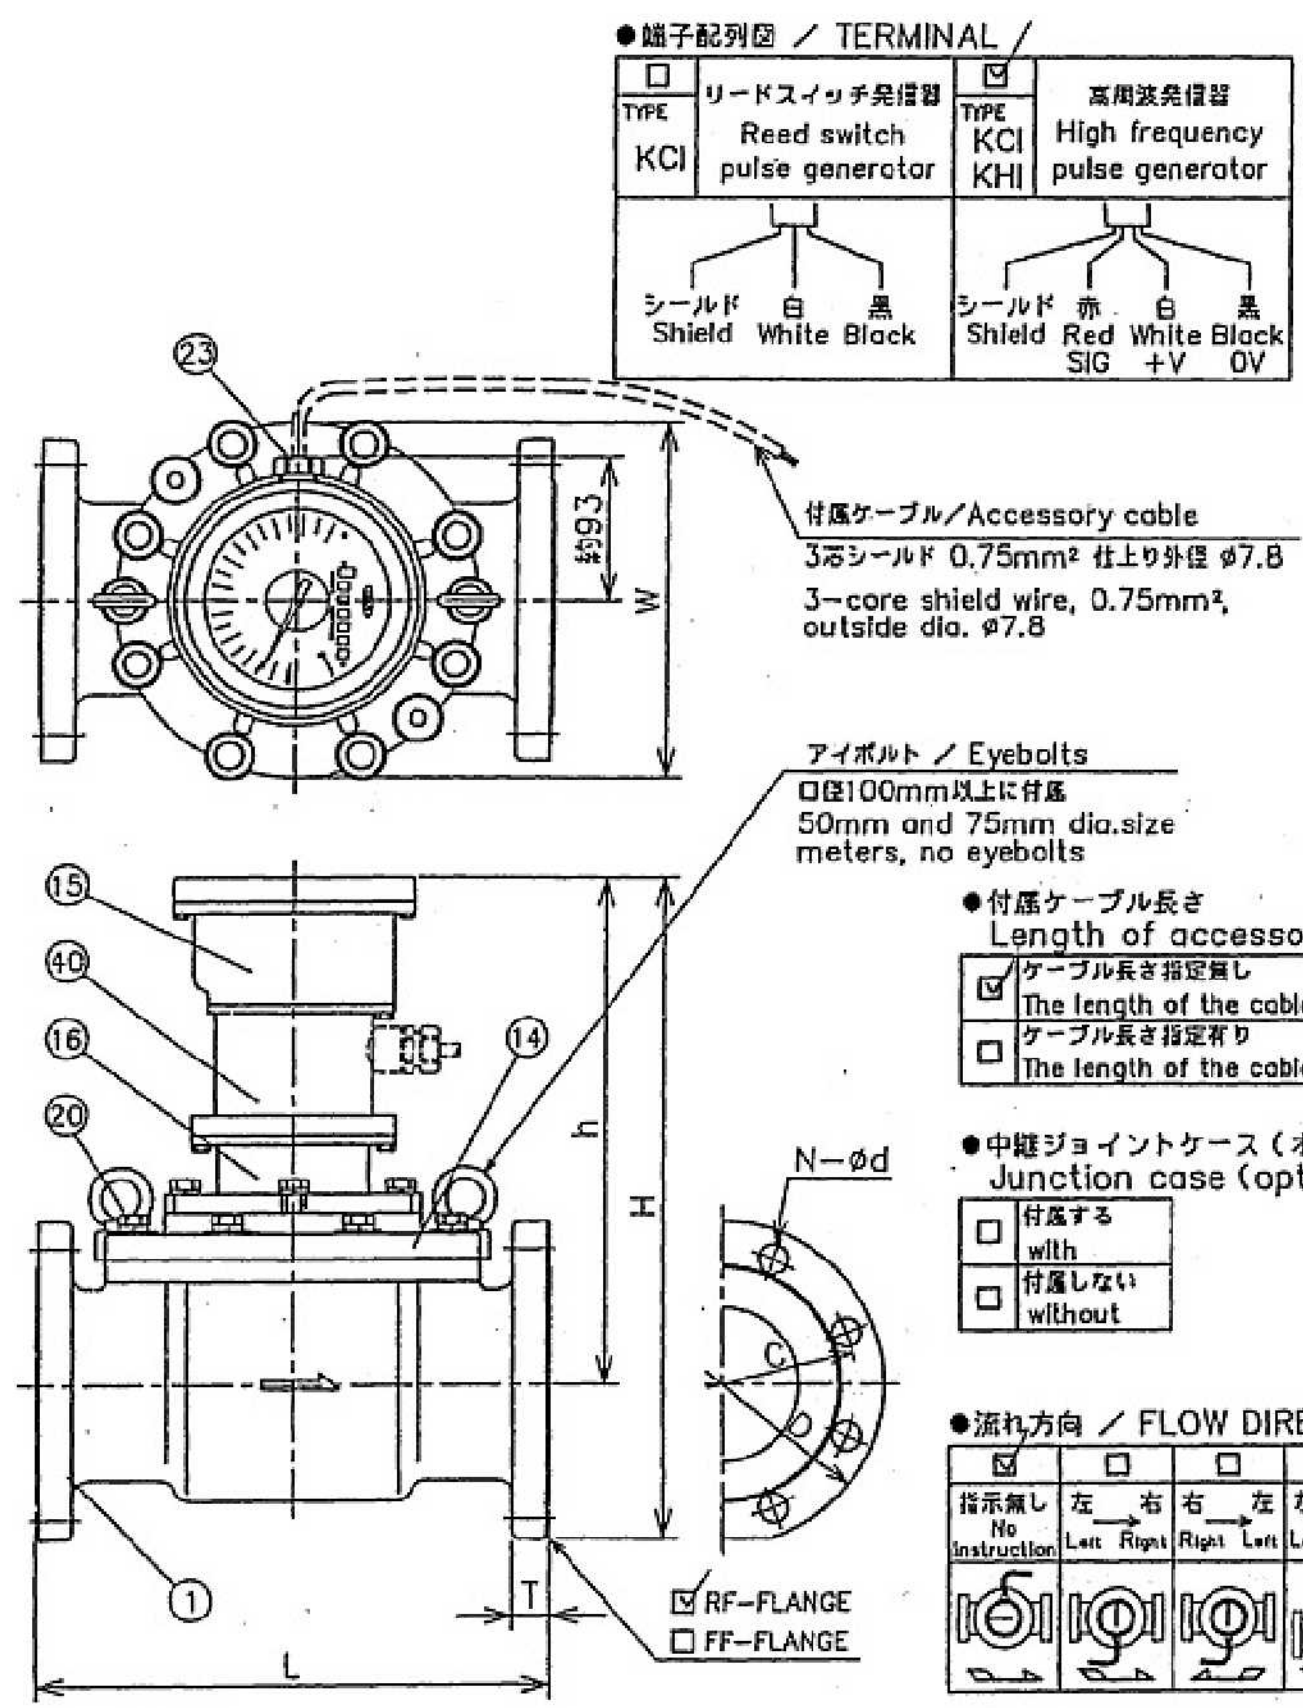


●主要寸法表 / DIMENSIONS (Unit: mm)

型式 TYPE	口径 SIZE	フランジ規格 FLANGE	L	H	h	W	D	C	T	n	d
☐ 50	50A	JIS 10K	250	379	307	192	155	120	20	4	19
☐ 75	80A		300	404	317	226	185	150	22	8	19
☐ 100	100A		330	430	330	236	210	175	24	8	19
☐ 125	125A		350	474	354	264	250	210	24	8	23
☐ 150	150A		400	501	366	310	280	240	26	8	23
☒ 200	200A	JIS 20K	480	554	394	392	330	290	26	12	23
☐ 250	250A		560	609	414	468	400	355	30	12	25
☐ 300	300A		660	664	449	560	445	400	32	16	25
☐ 50	50A		254	379	307	192	155	120	22	8	19
☐ 75	80A		308	412	317	226	200	160	26	8	23
☐ 100	100A	JIS 20K	338	437	330	236	225	185	28	8	23
☐ 125	125A		362	484	354	264	270	225	30	8	25
☐ 150	150A		412	513	366	310	305	260	32	12	25
☐ 200	200A		496	564	394	392	350	305	34	12	25
☐ 250	250A		576	624	414	468	430	380	38	12	27
☐ 300	300A	JIS 20K	676	684	449	560	480	430	40	16	27
☐ 350	350A		700	712	449	560	540	480	44	16	33

主軸 : SUS304
軸受 : 樹脂


●主要部品表 / MAIN PARTS LIST

15	ダイヤルケース Dial case	40	ギヤケース Gear case
14	本体蓋 Meter body lid	20	本体ボルト Meter body lid bolts
1	本体 Meter body FGD450	16	ヘッドカバー Head cover
No.	部品名 NAME	No.	部品名 NAME

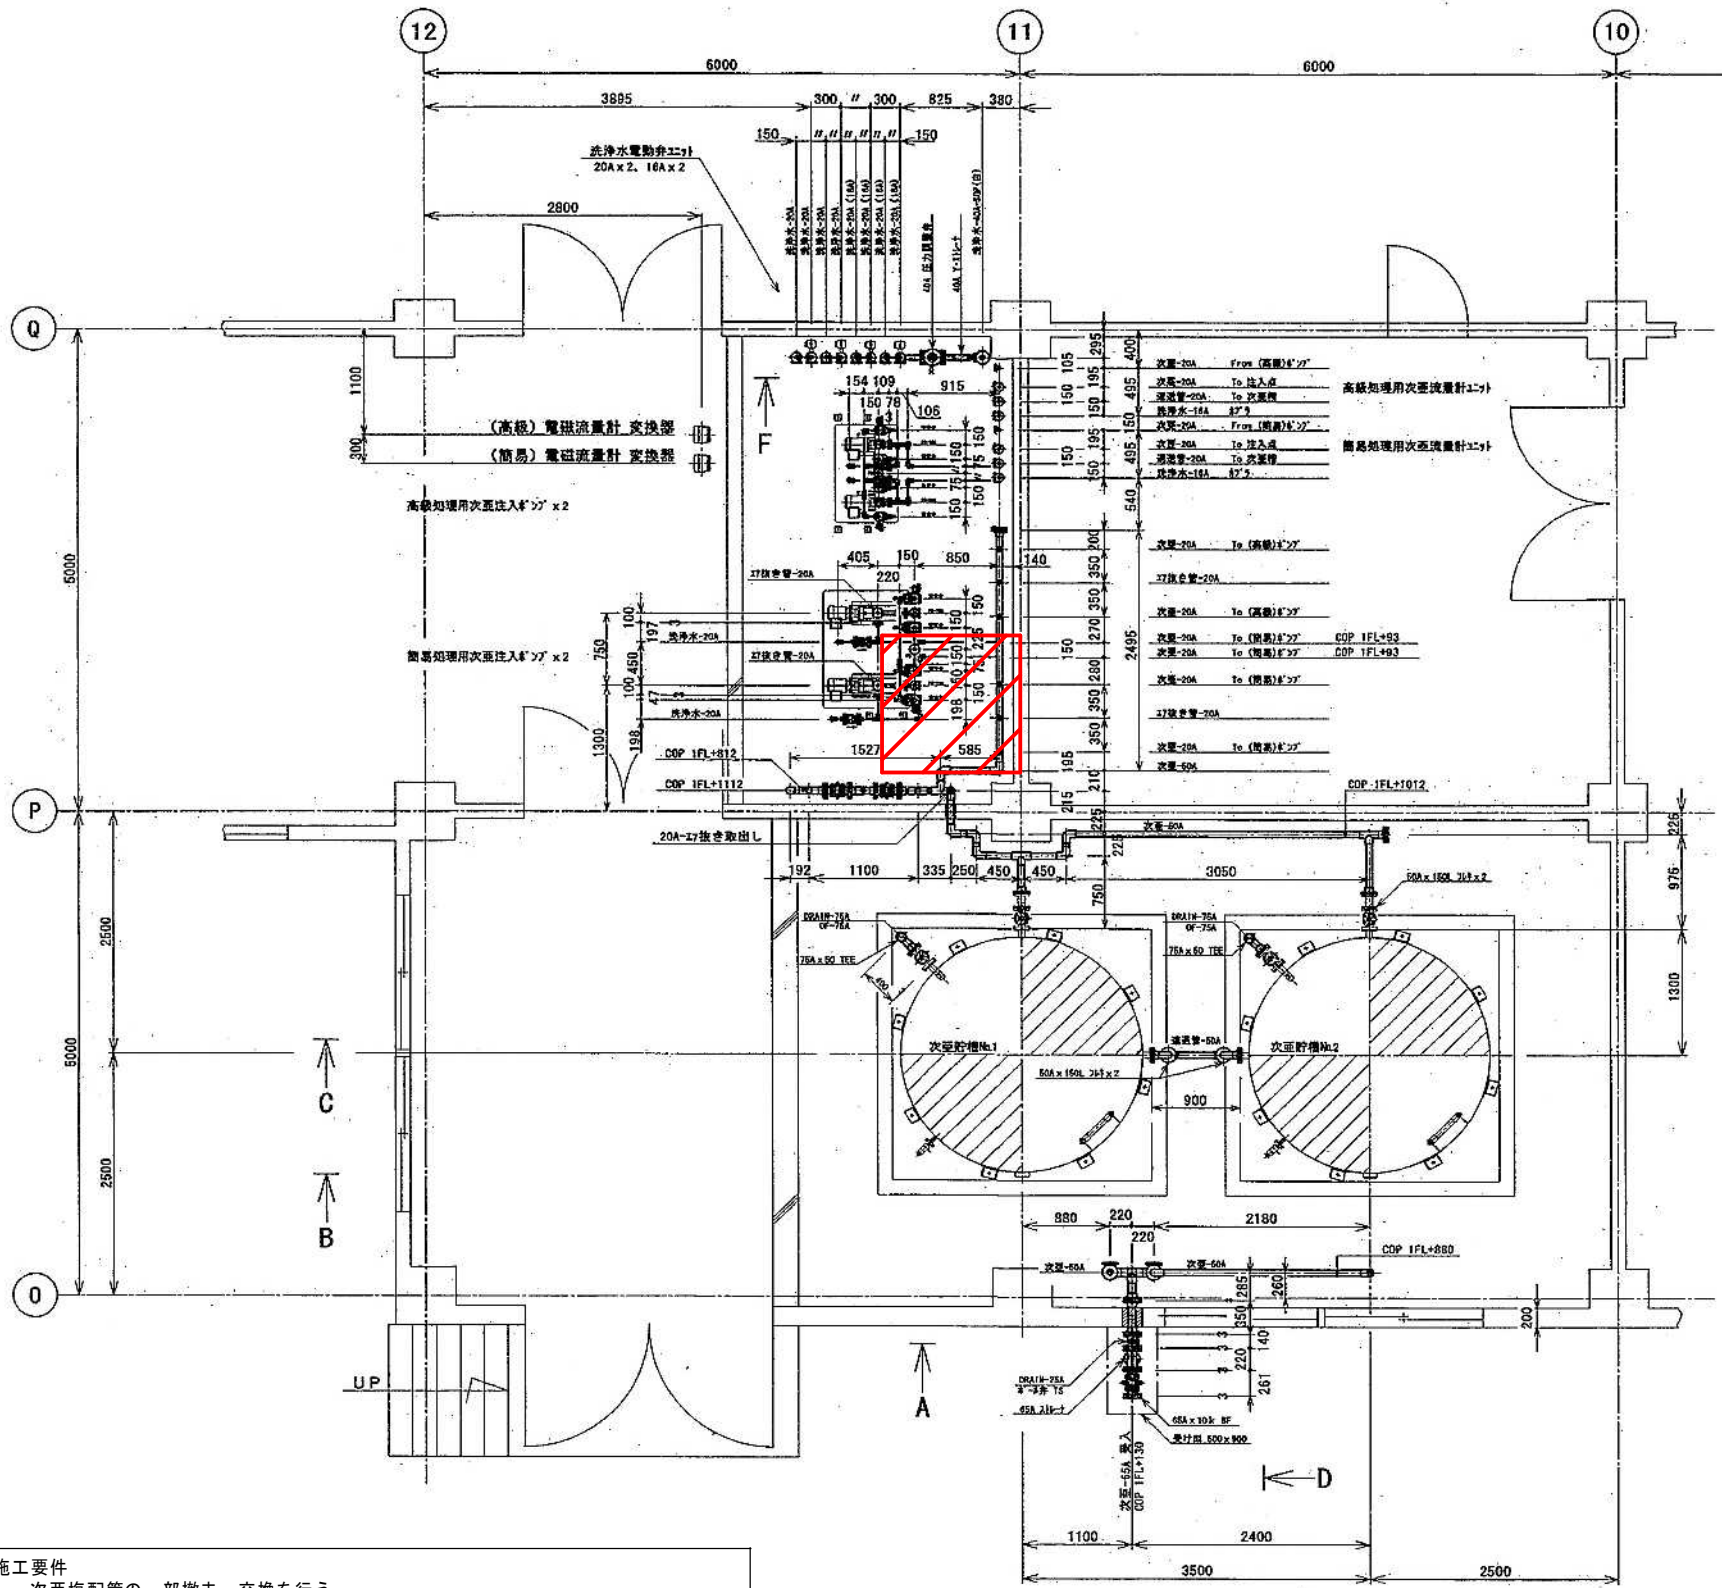


- 施工要件
- ・次亜塩配管の一部撤去・交換を行う。
 - ・配管内に残留している次亜塩水は、バット等で受けて、次亜塩タンクへ戻すこと。
 - ・汚れが酷い場合は、業務担当職員の指示により対応する。
 - ・令和8年2月13日までに施工完了とする。
 - ・天候等の影響により、作業順延となる場合がある。
 - ・撤去した部品等は、分別して指定場所に保管すること。
 - ・有価金属は、厚別水再生プラザ貯留施設まで運搬すること。


今回施工範囲

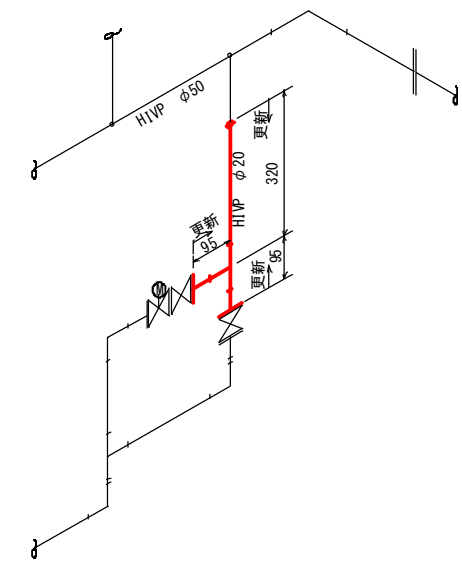

次亜塩配管①

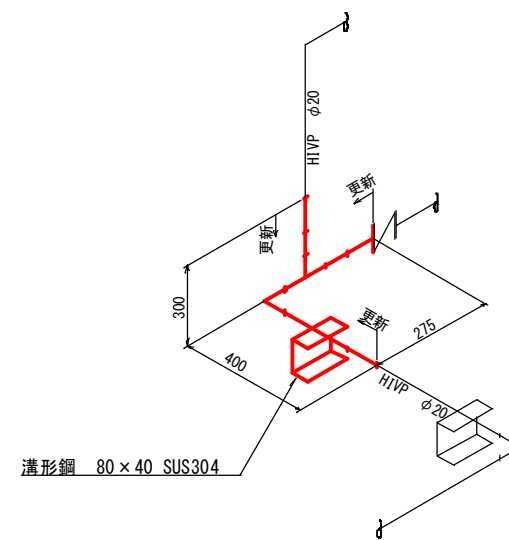

次亜塩配管②

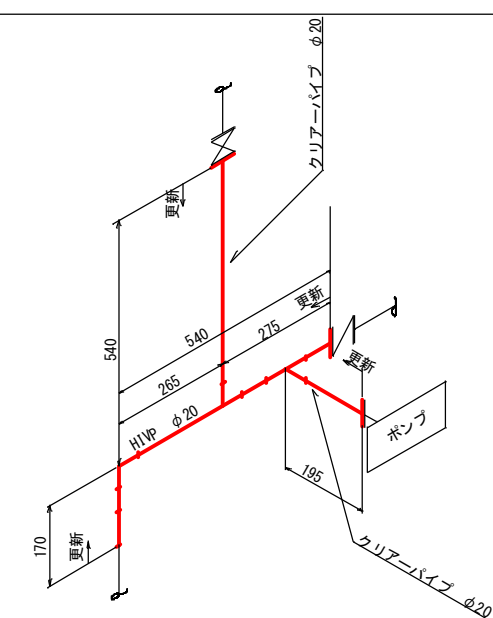

次亜塩配管③