
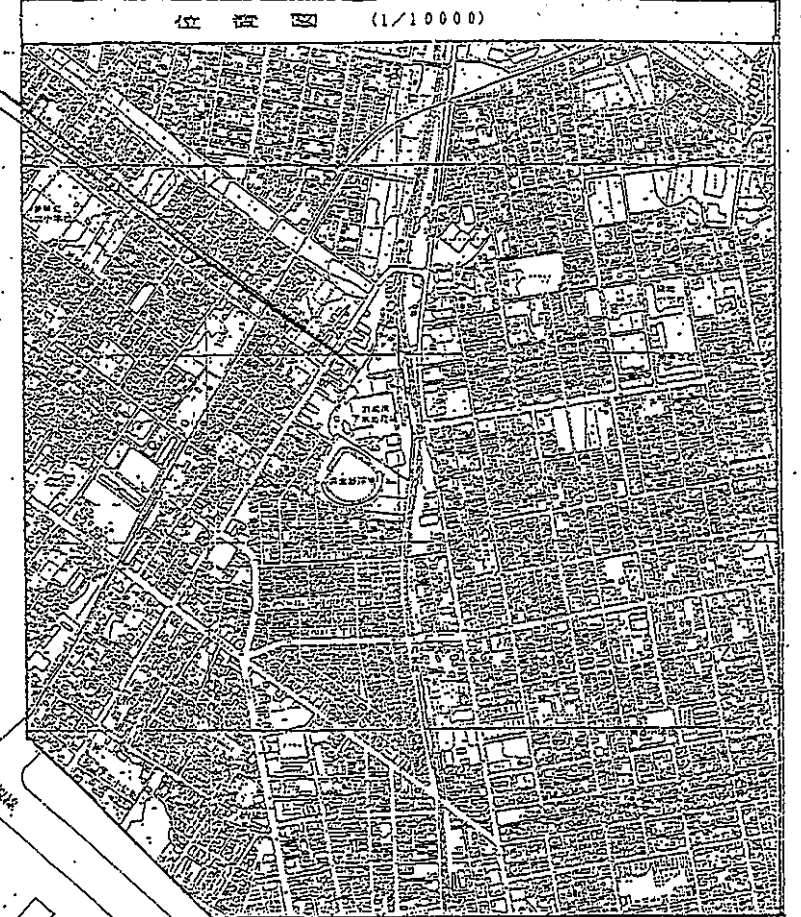


位 数 (1/10000)

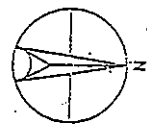


下水道科学館

此五字其意不遠乎此


雨水ポンプ施設

图 23: 号地

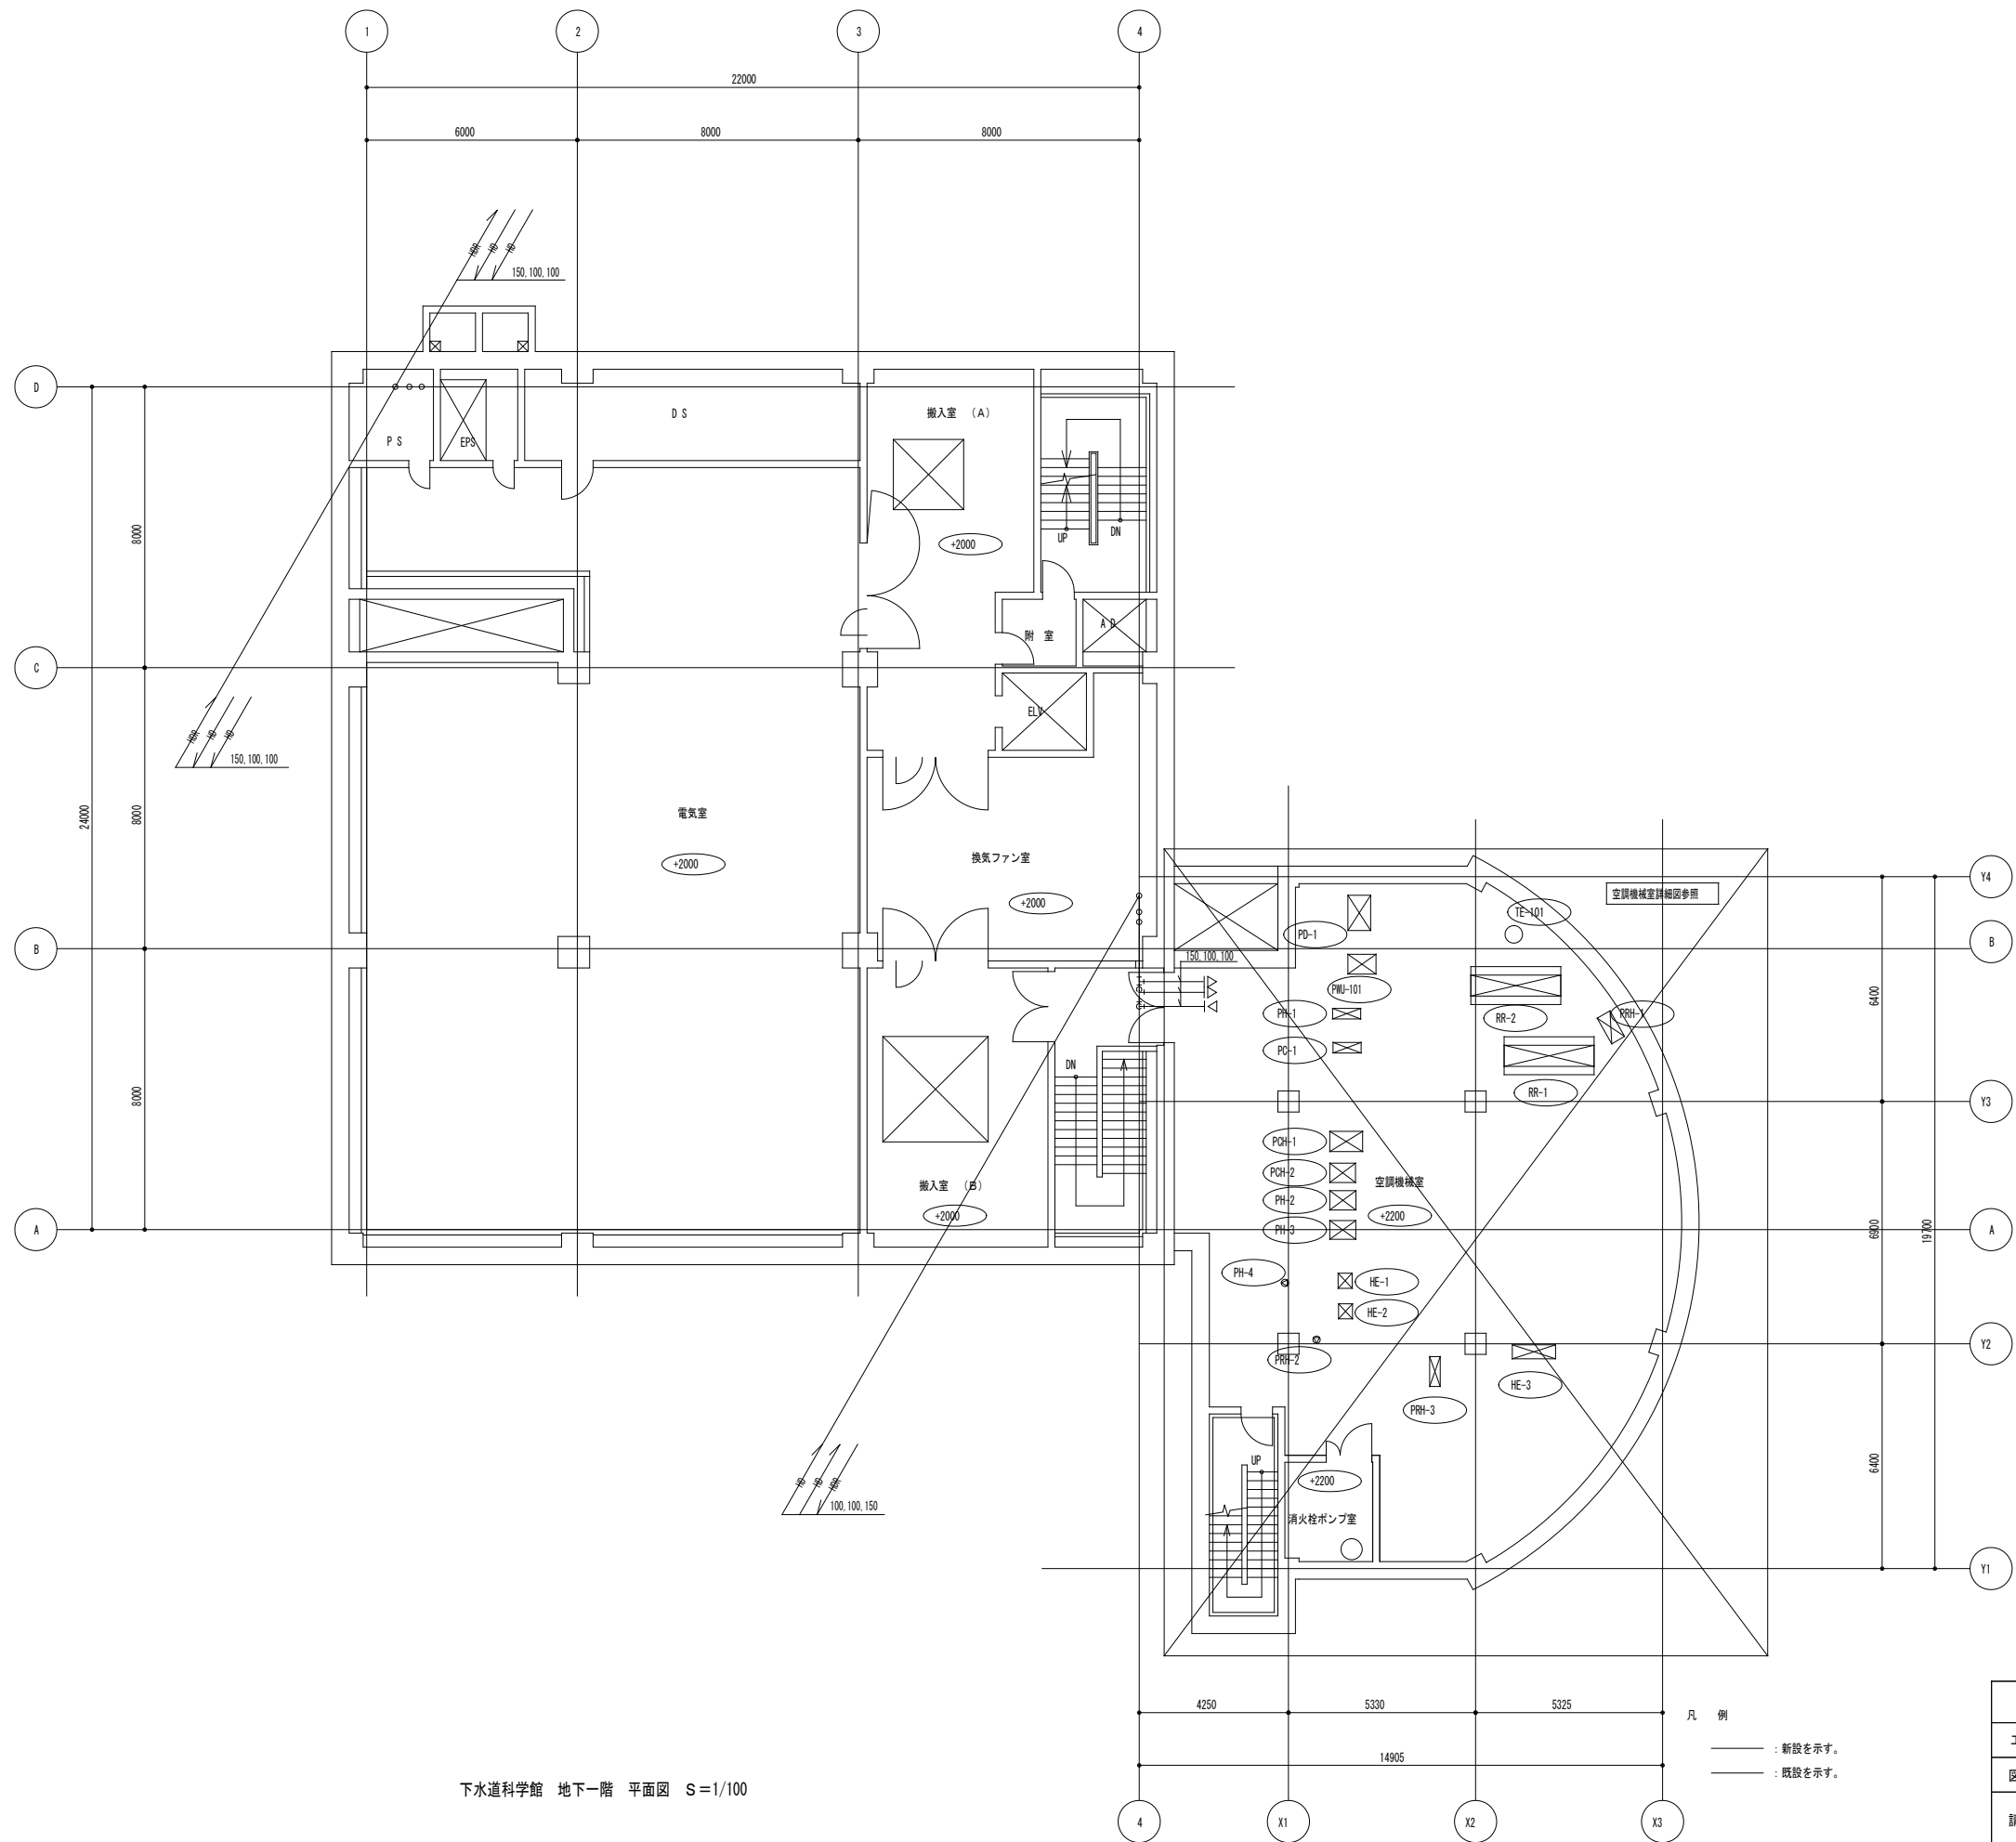

下水道科学館 地下一階 平面図 S=1/100

しゅん功図				
工 事 名	下水道科学館建築機械設備工事			
図面名称	下水道科学館 空調設備 地下1階平面図	縮尺	1:100	
請 負 人	株式会社日新工業 TEL 011-219-3311 現場代理人 中山 忍			
工 期	着 手 平成30年 6月11日 しゅん功 平成31年 1月25日	製 図	中山	図 番 AM-4

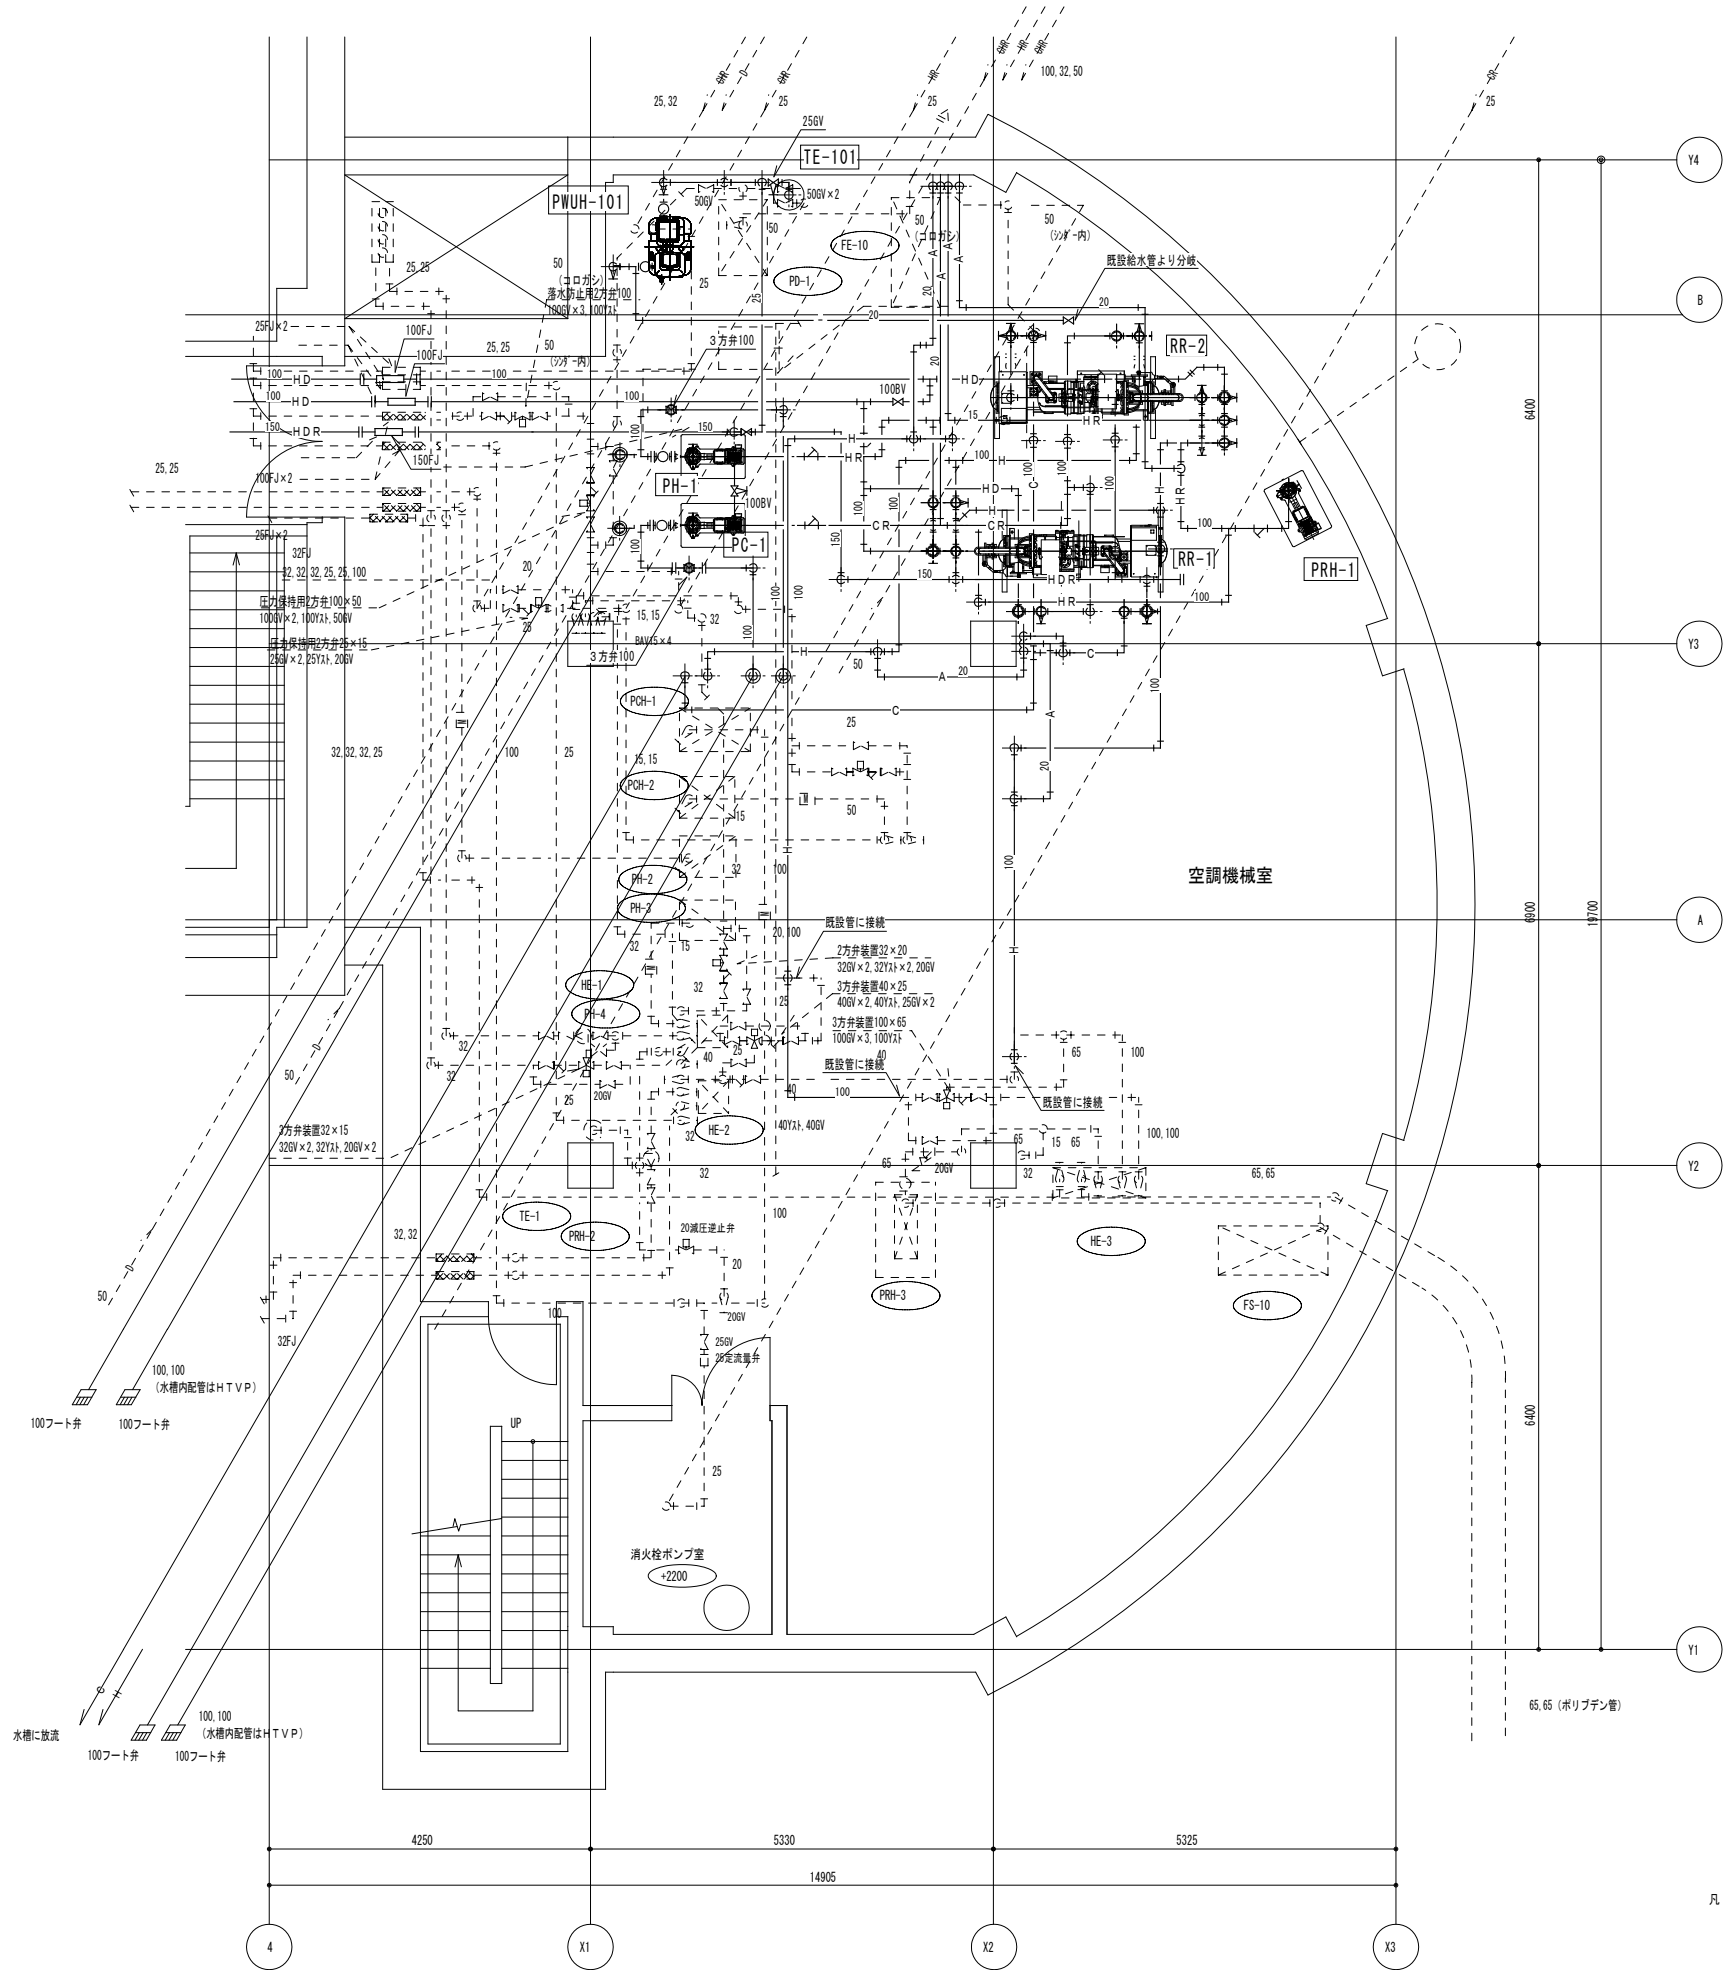


RR-1		RR-2		PRH-1		PWU-1	
名称・口径	個数	名称・口径	個数	名称・口径	個数	名称・口径	個数
100BV	10	100BV	10	100BV	1	25GV	1
100防振継手	4	100防振継手	4	100CV	1	25防振継手	1
温度計	6	温度計	6	100防振継手	2	25減圧弁	1
圧力計	6	圧力計	6			20GV（流入側）	1
瞬間流量計	2	瞬間流量計	2			20防振継手	1
20GV（水抜用）	2	20GV（水抜用）	2				
PH-1		PC-1					
名称・口径	個数	名称・口径	個数				
100BV	2	100BV	2				
100CV	1	100CV	1				
100防振継手	2	100防振継手	2				

凡 例


——— : 新設を示す。

----- : 既設を示す。

しゅん功図				
工 事 名	下水道科学館建築機械設備工事			
図面名称	下水道科学館	縮尺	1:50	
	空調設備 空調機械室平面詳細図			
請 負 人	株式会社日新工業		TEL 011-219-3311	
	現場代理人 中山 忍			
工 期	着 手	平成30年 6月11日	製 図	図 番
	しゅん功	平成31年 1月25日		
			中山	AM-7

 [illegible]

しゅん 功 図			
工 事 名	下水道科学館建築機械設備工事		
図面名称	雨水ポンプ施設 空調施設 地下1階、地下2階配管平面図	縮尺	1:100
請 負 人	株式会社日新工業 TEL 011-219-3311 現場代理人 中山 忍		
工 期	着手 平成30年 6月11日 しゅん功 平成31年 1月25日	製 図 中山	図 番 AM-6

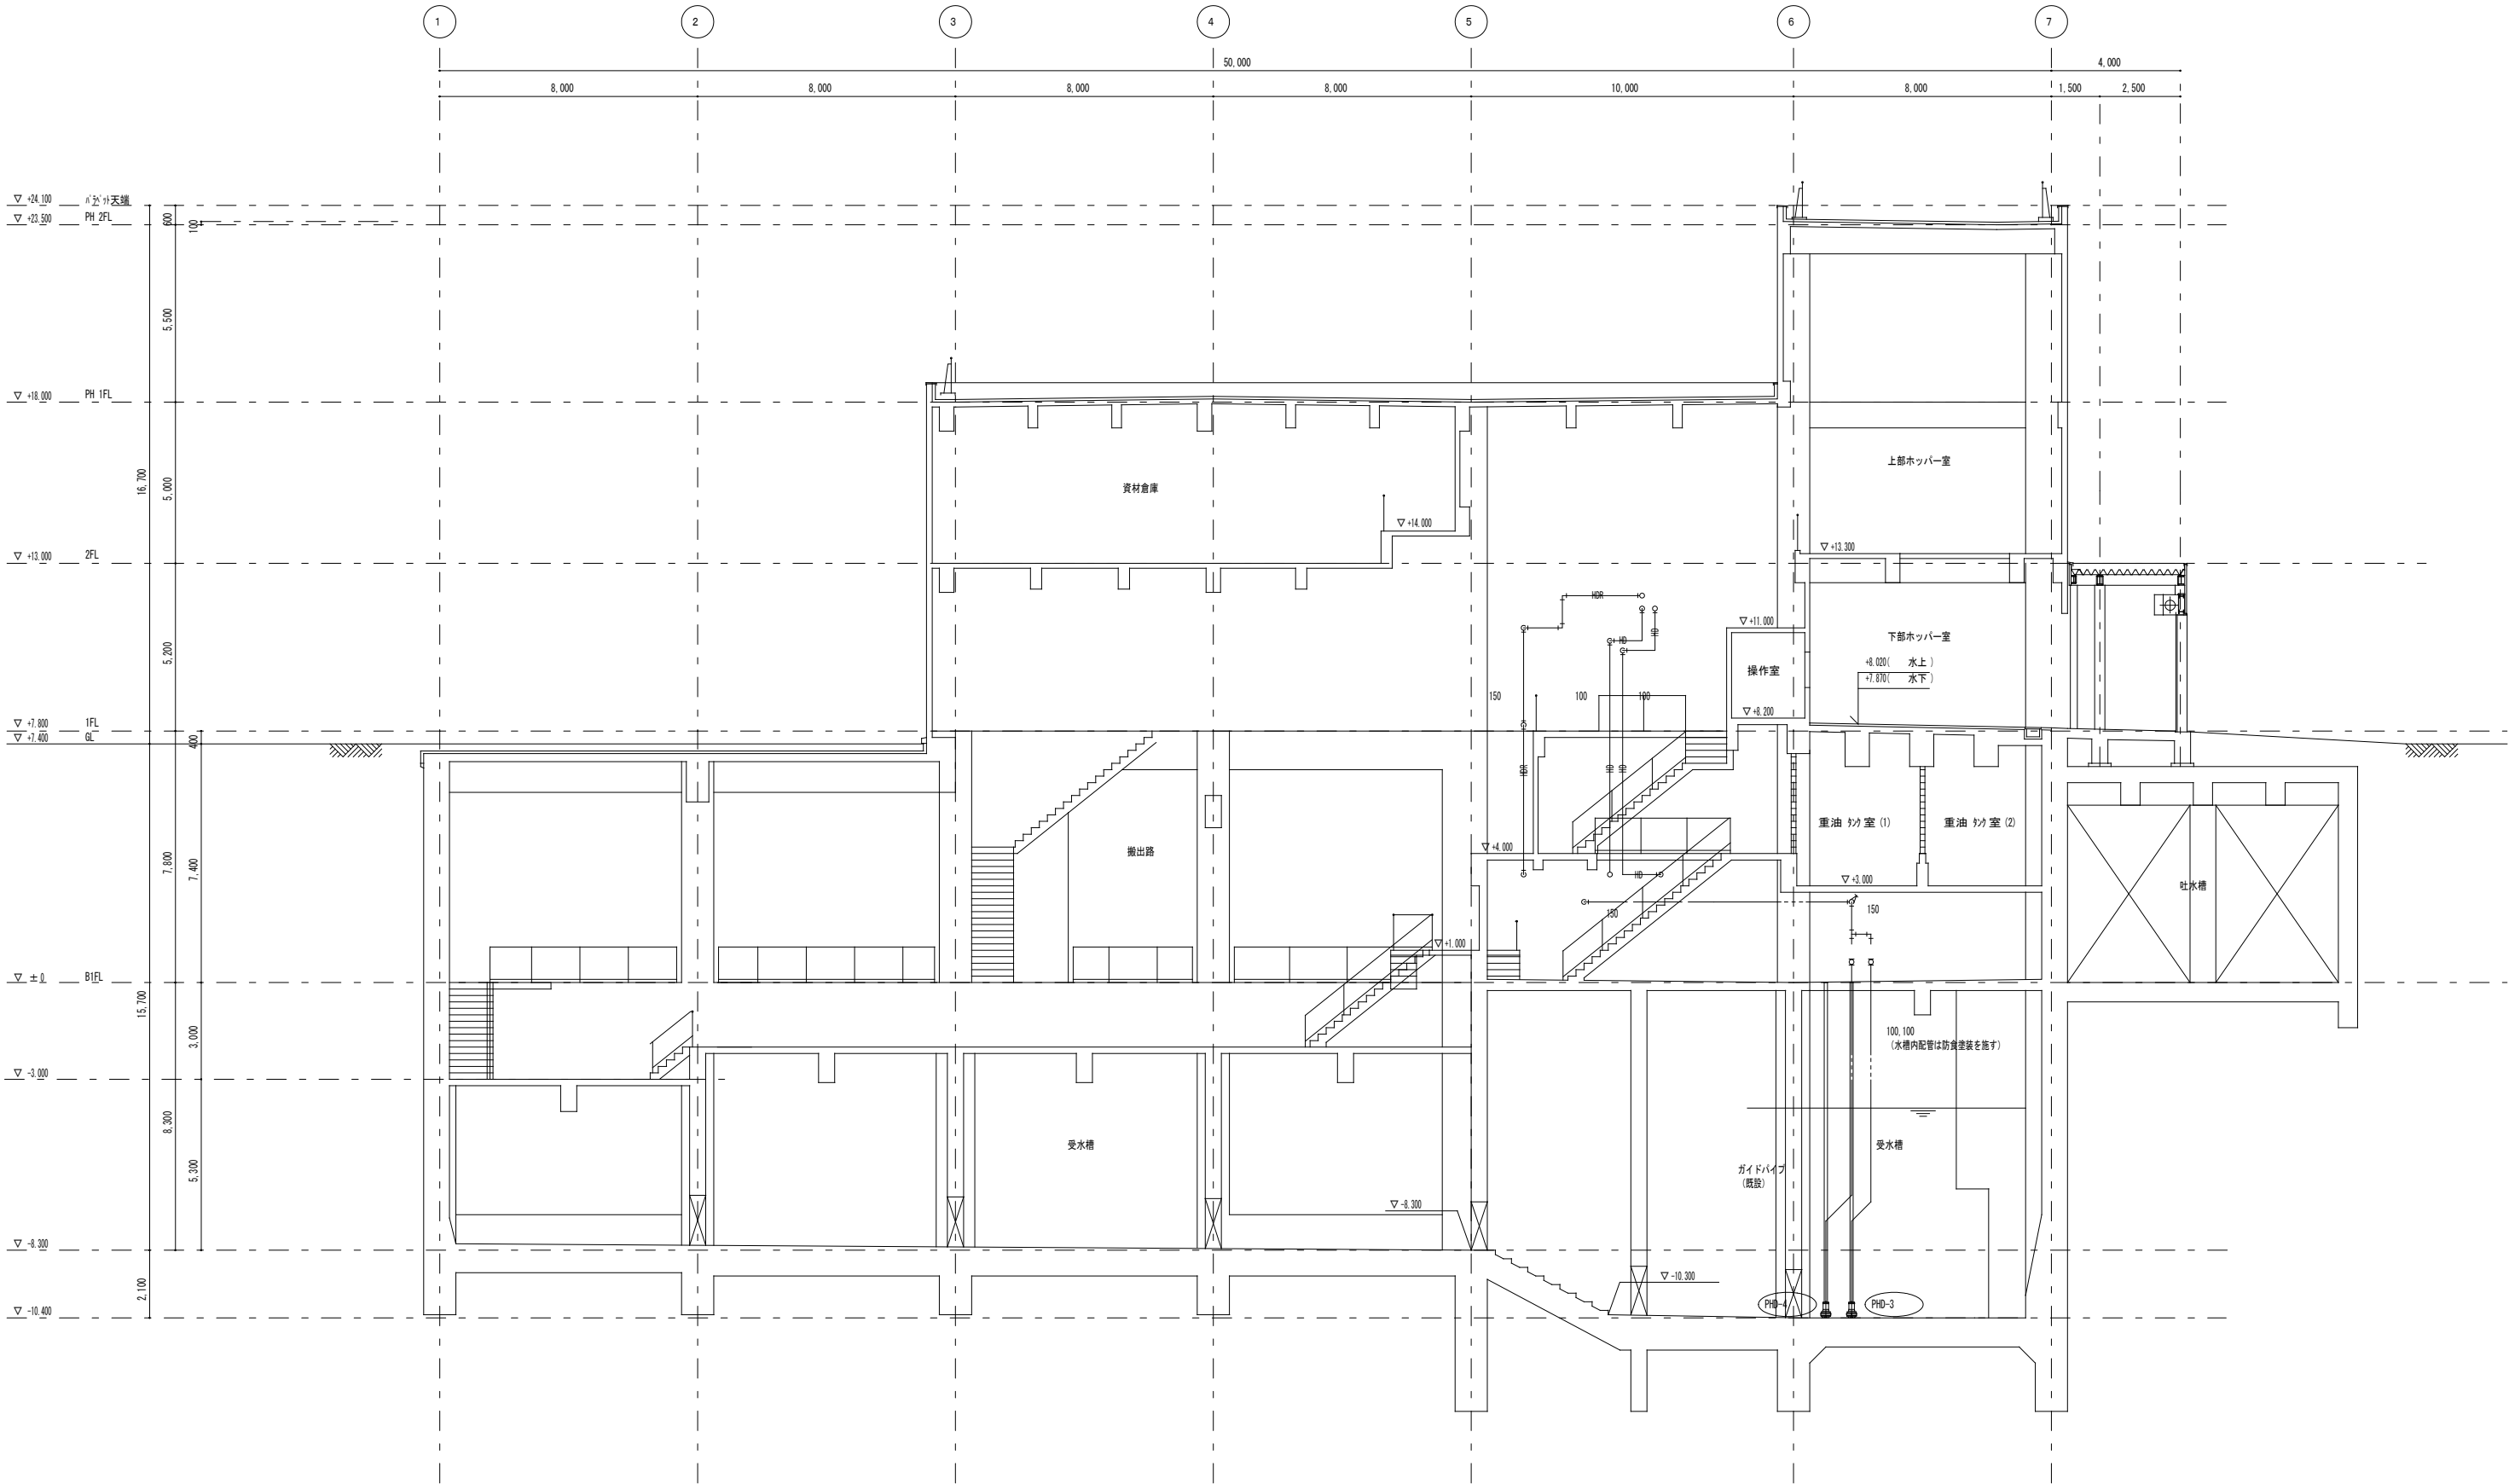

雨水貯留施設 A-A' 断面図 S=1/100

凡 例
— : 新設を示す。

しゅん功図				
工 事 名	下水道科学館建築機械設備工事			
図面名称	雨水ポンプ施設 空調設備 断面図 (1)	縮尺	1:100	
請 負 人	株式会社日新工業 TEL 011-219-3311 現場代理人 中山 忍			
工 期	着 手 平成30年 6月11日 しゅん功 平成31年 1月25日	製 図	中山	図 番 AM-8

