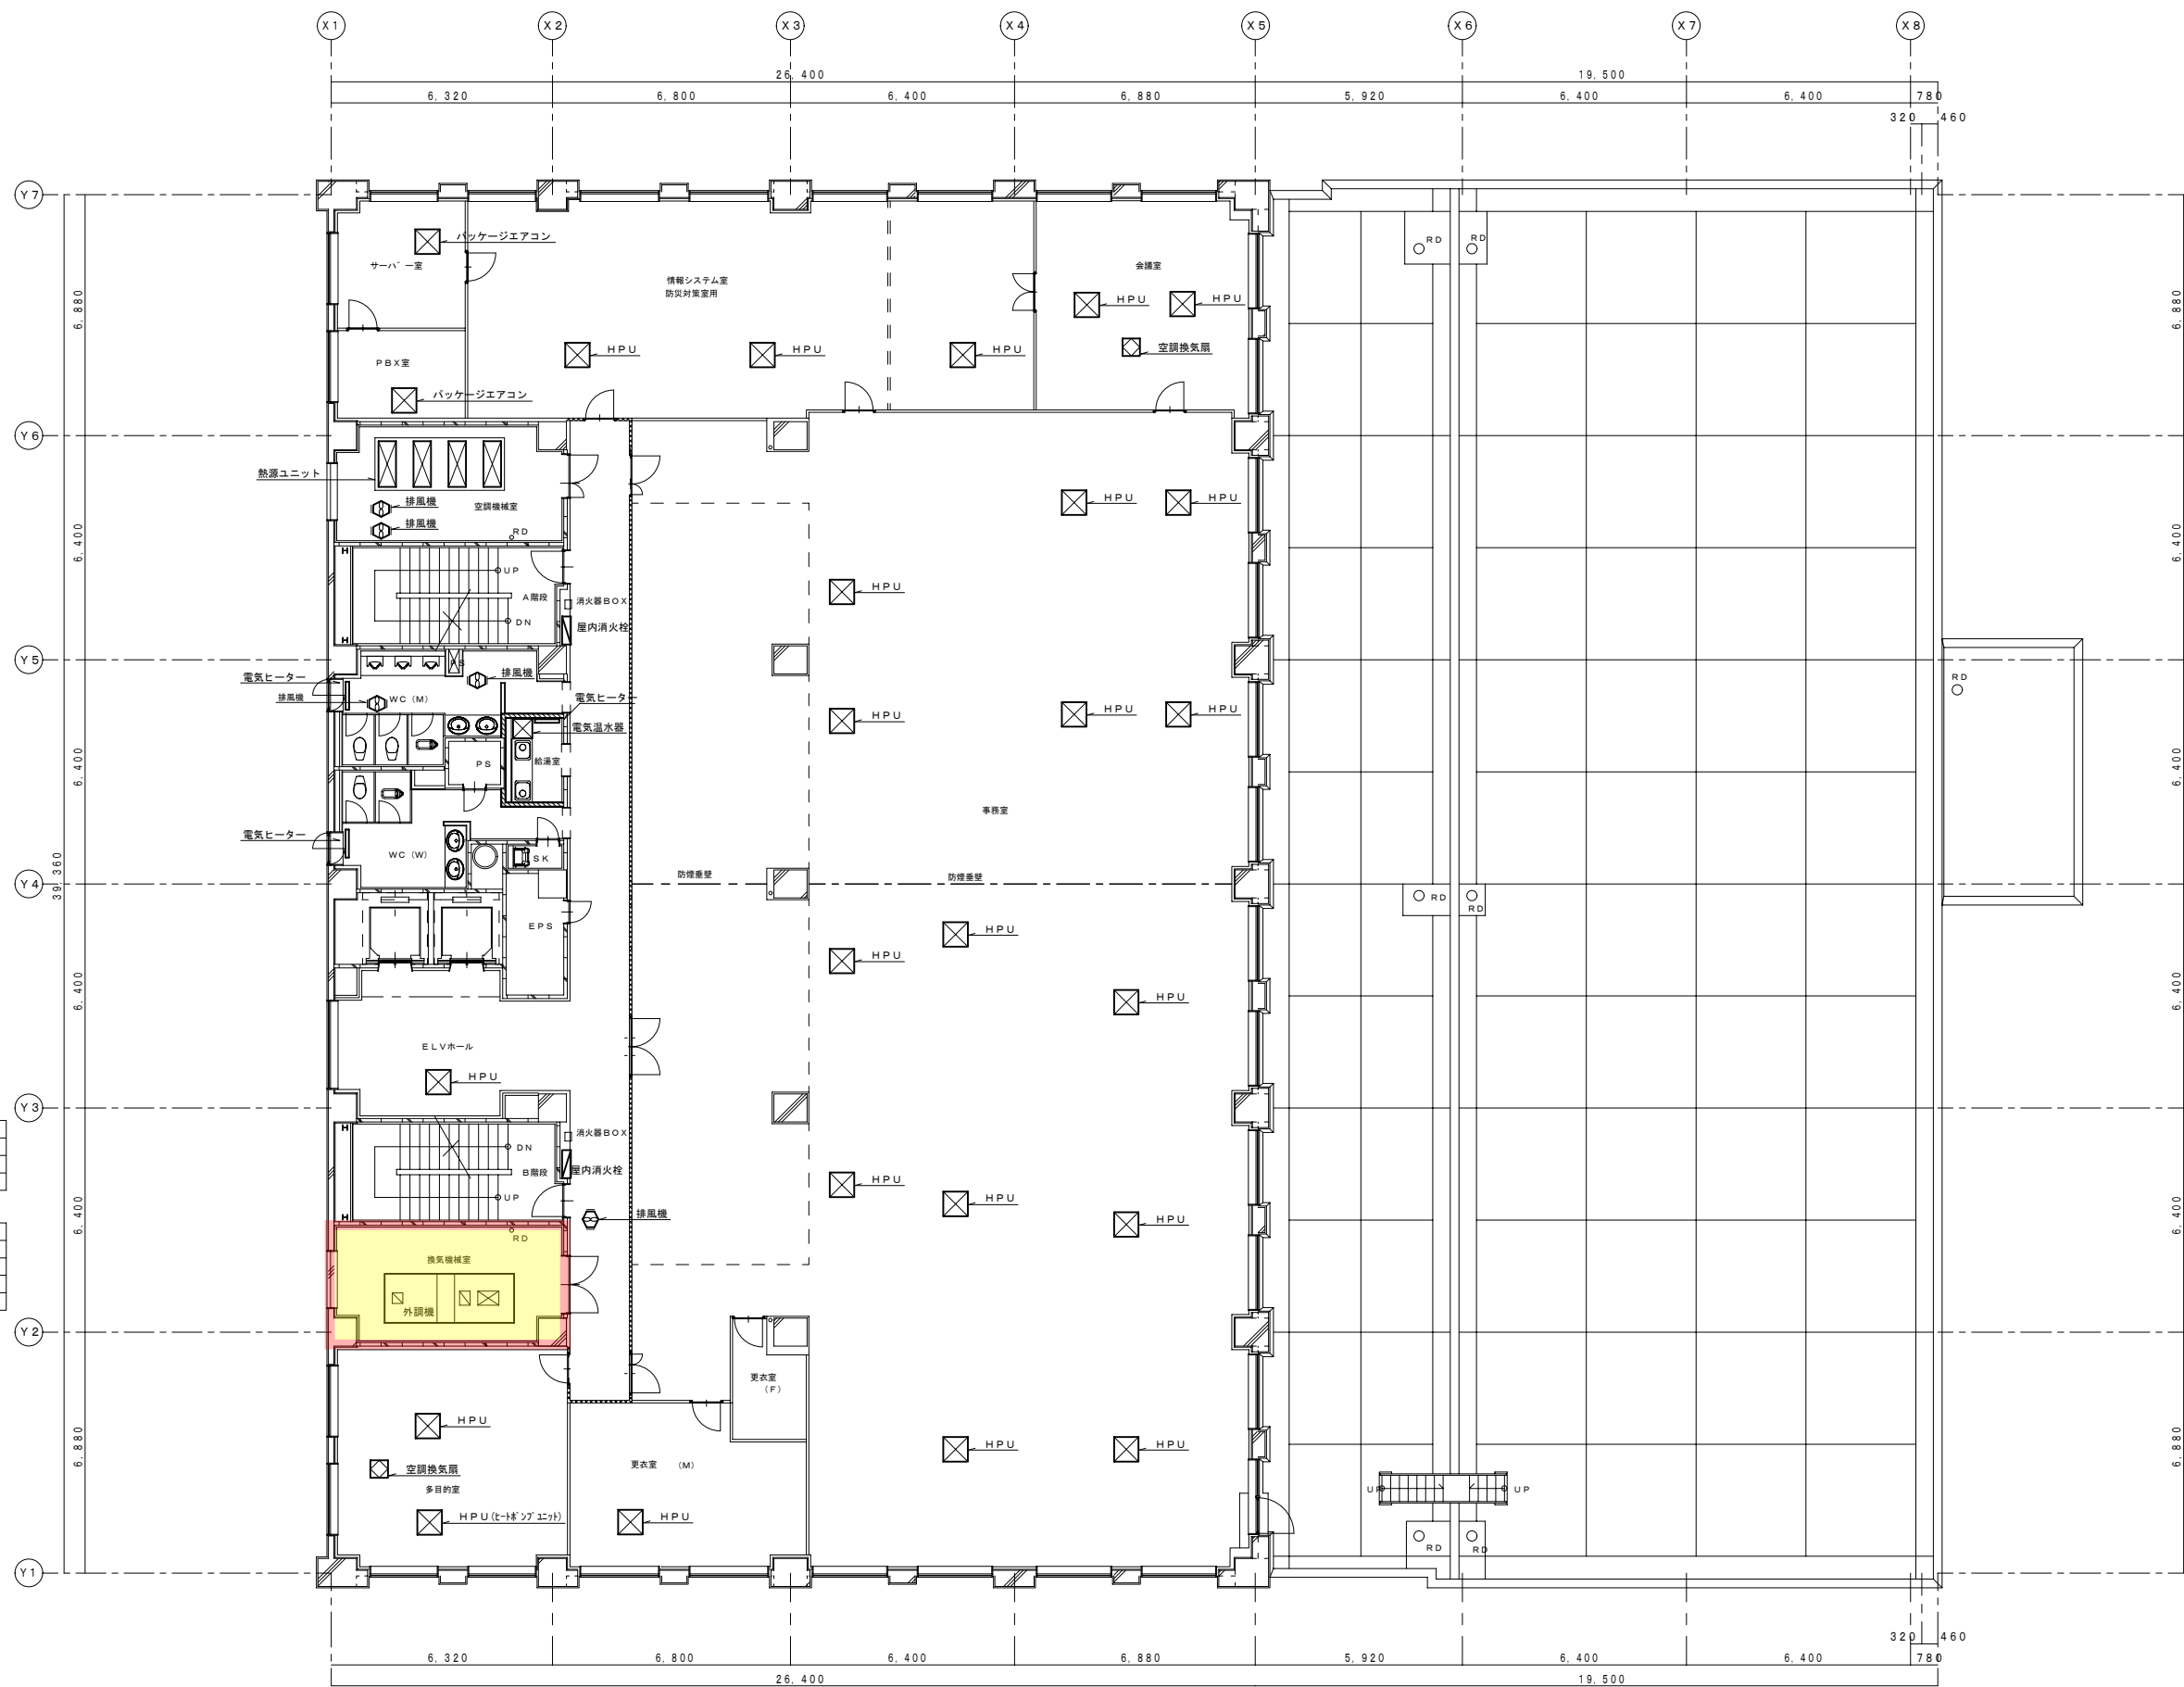


男子便所
洋風便器・節水FV・洗浄便座
和風便器・節水FV
小便器・自動FVセンサー一体形
はめ込み洗面器・自動混合栓・水石けん入れ
女子便所
洋風大便器・節水FV・洗浄便座
和風大便器・節水FV
はめ込み洗面器・自動混合栓・水石けん入れ
増設流し (C・H)
給湯室
電気温水器 (貯湯型床置き 80L)
熱湯用立水栓
湯水混合栓

凡例	: コンクリート	: 遮音壁 PBt=12.5+12.5 (両面貼) 内部ク'ラスウール24kg品入					図面番号	札幌市下水道局庁舎
	: ALCt=100	: 耐火ハ'ティション (1時間耐火)					機器レイアウト図-4	
	: 1時間耐火壁 (無機質繊維強化石膏ホ'ート t=15+15両面貼)	: スチールハ'ティション (不燃)					機械設備	
	: コンクリートフ'ロック						縮尺 1/100	2階平面図