


 
創成川水再生プラザ

施工場所 札幌市北区麻生町8丁目1番15号
創成川水再生プラザ




位置図 S = 1/10000

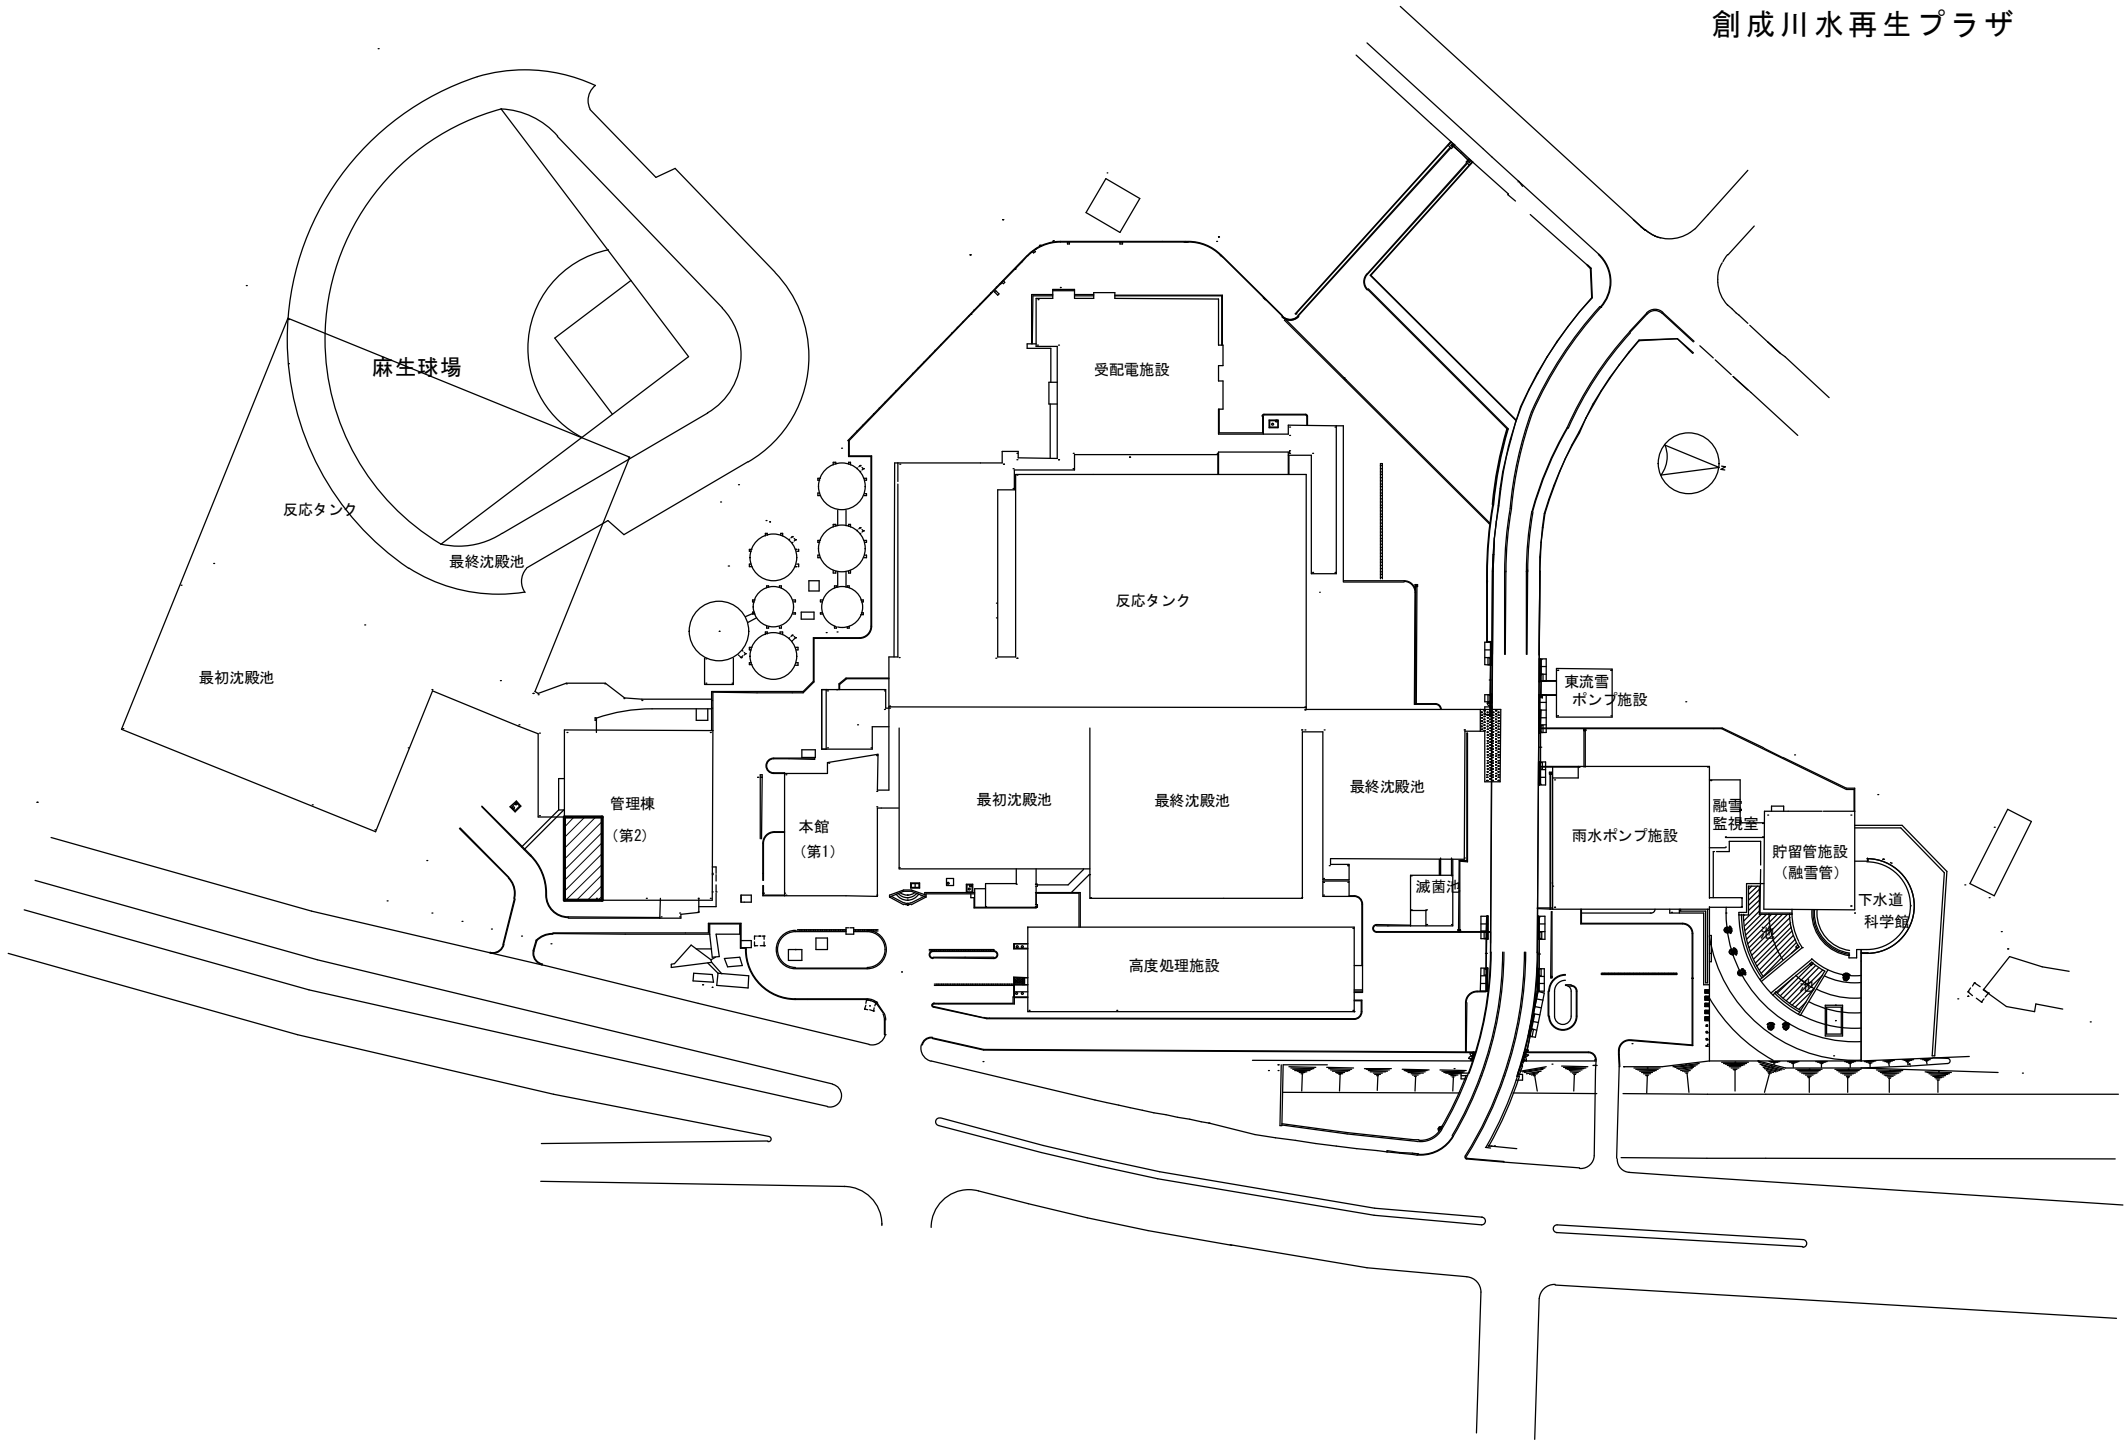

 は、今回施工場所を示す。


札幌市下水道河川局事業推進部	所 長	係 長	係	製 図	令和7年11月	業務名	創成川水再生プラザ特別高圧設備空気配管修繕業務			図 番 1 3
						図面名	位置図・配置図	縮尺	NO SCALE	

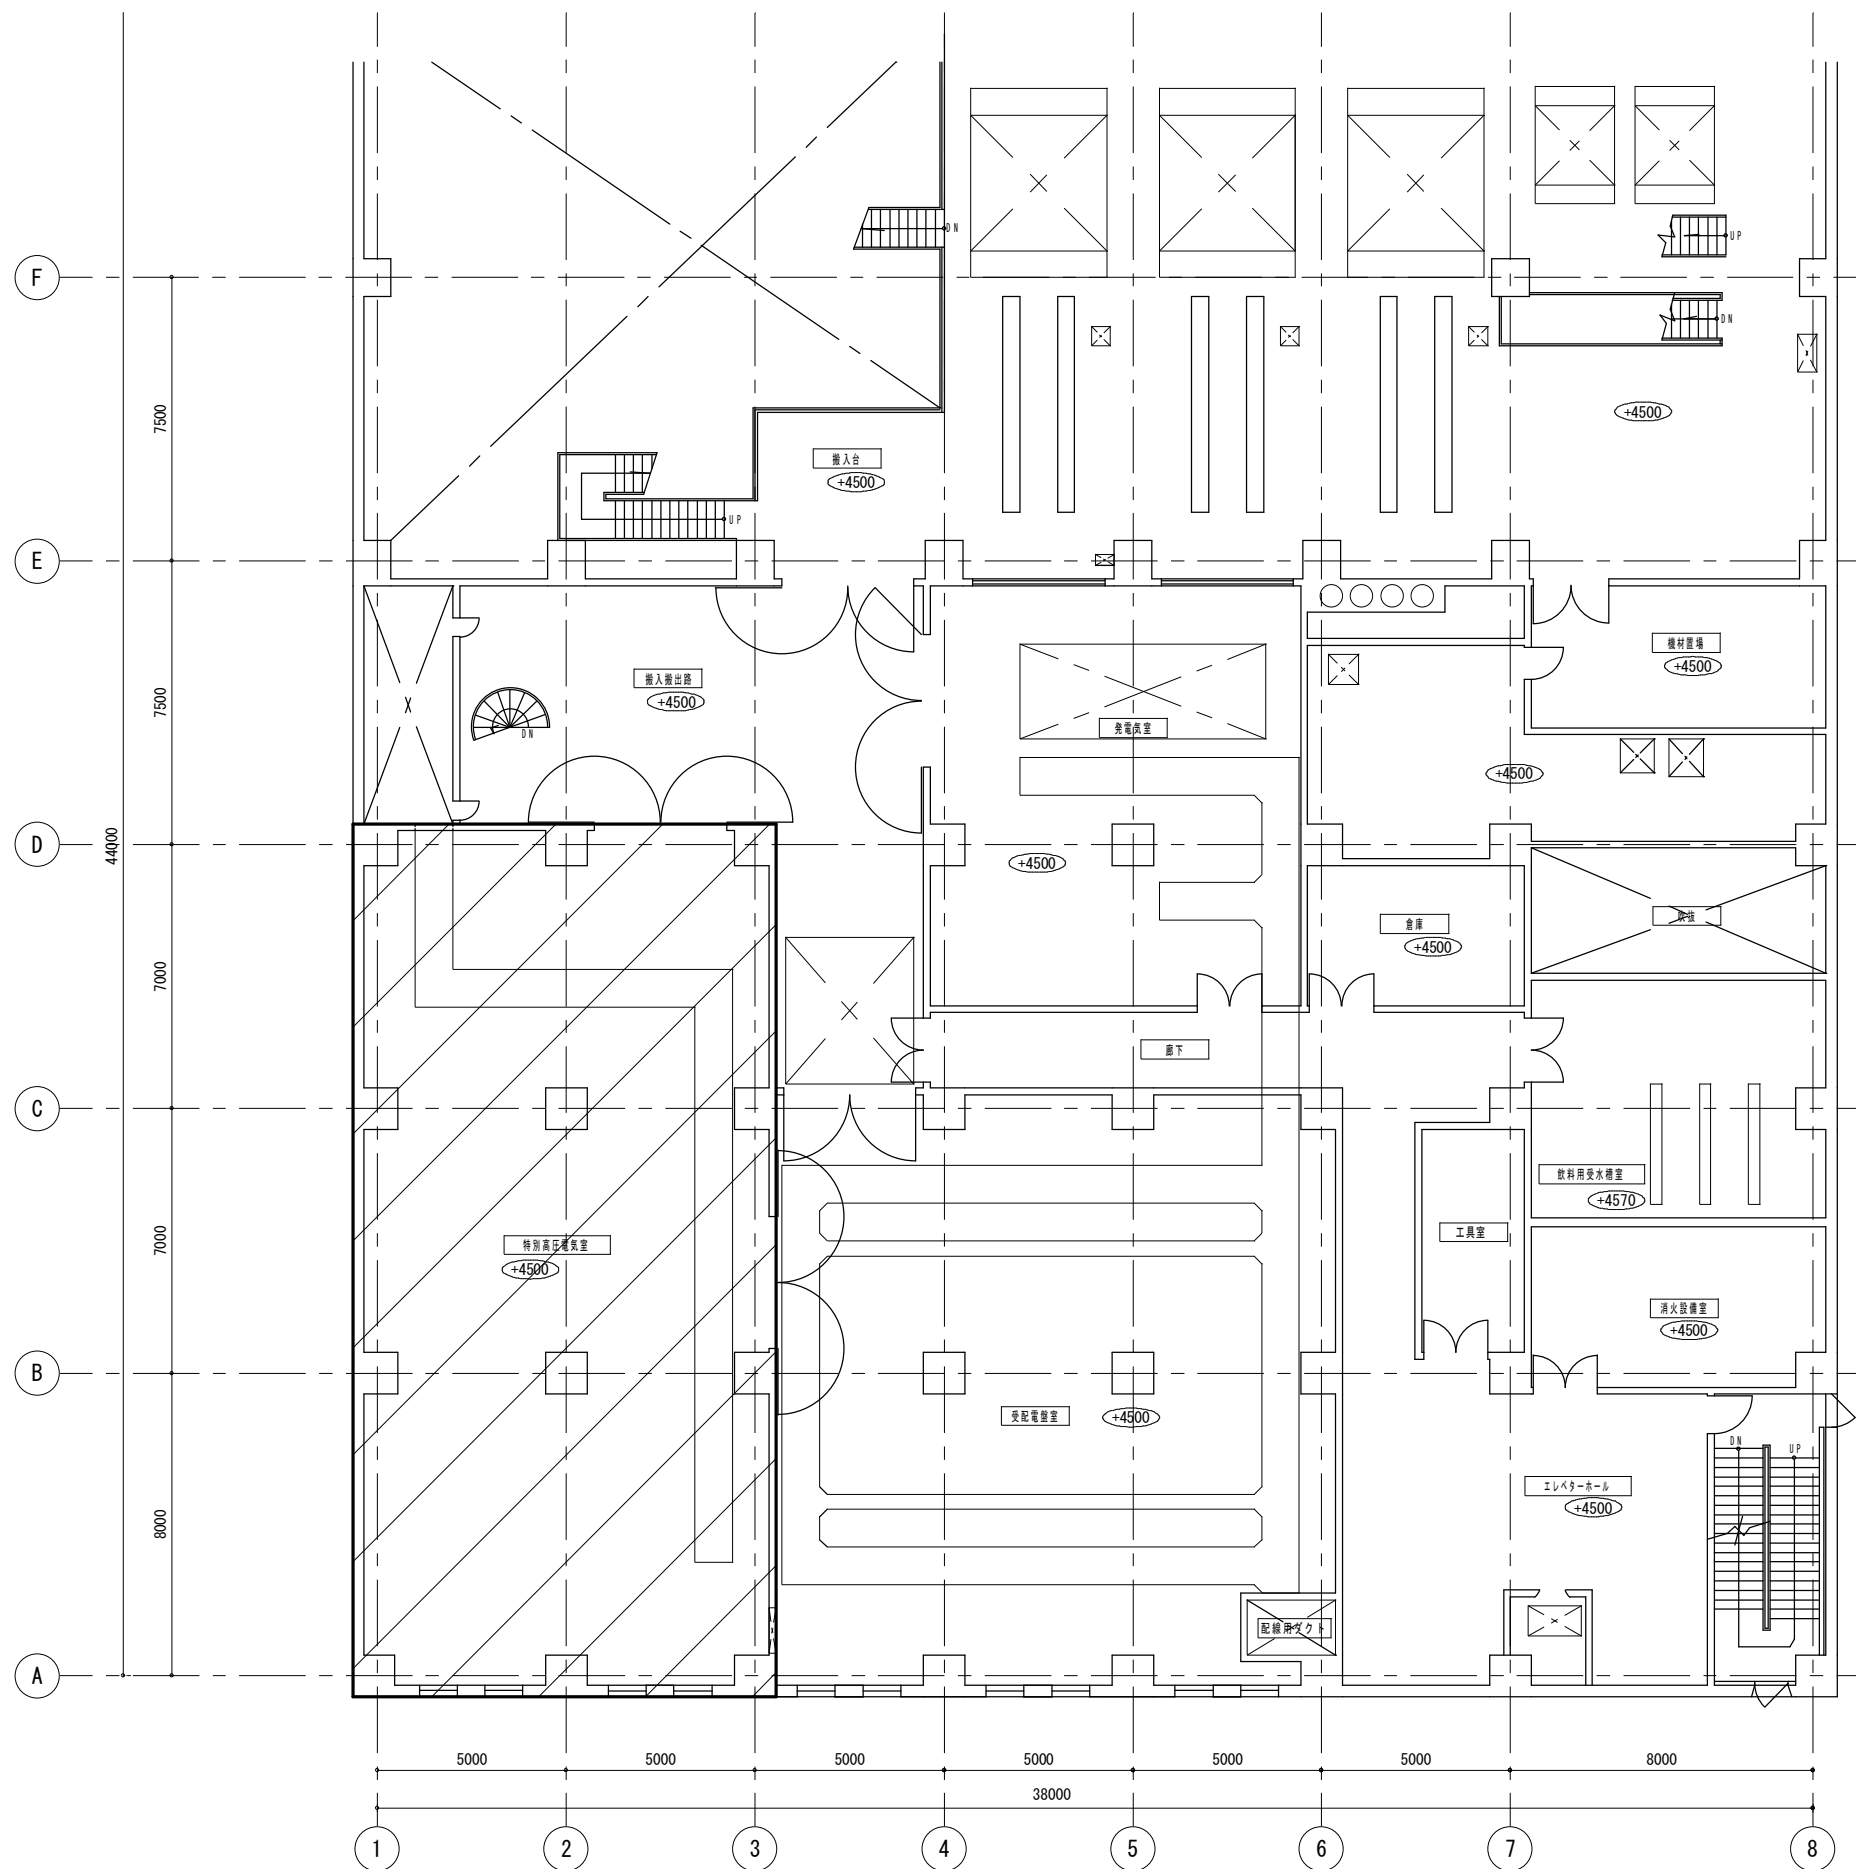

 は、今回施工場所を示す。

札幌市下水道河川局事業推進部

所長	係長	係	製図	令和7年11月	業務名	創成川水再生プラザ特別高圧設備空気配管修繕業務		図番 2 / 3
					図面名	第2処理施設本館B1F平面図	縮尺 1/200	

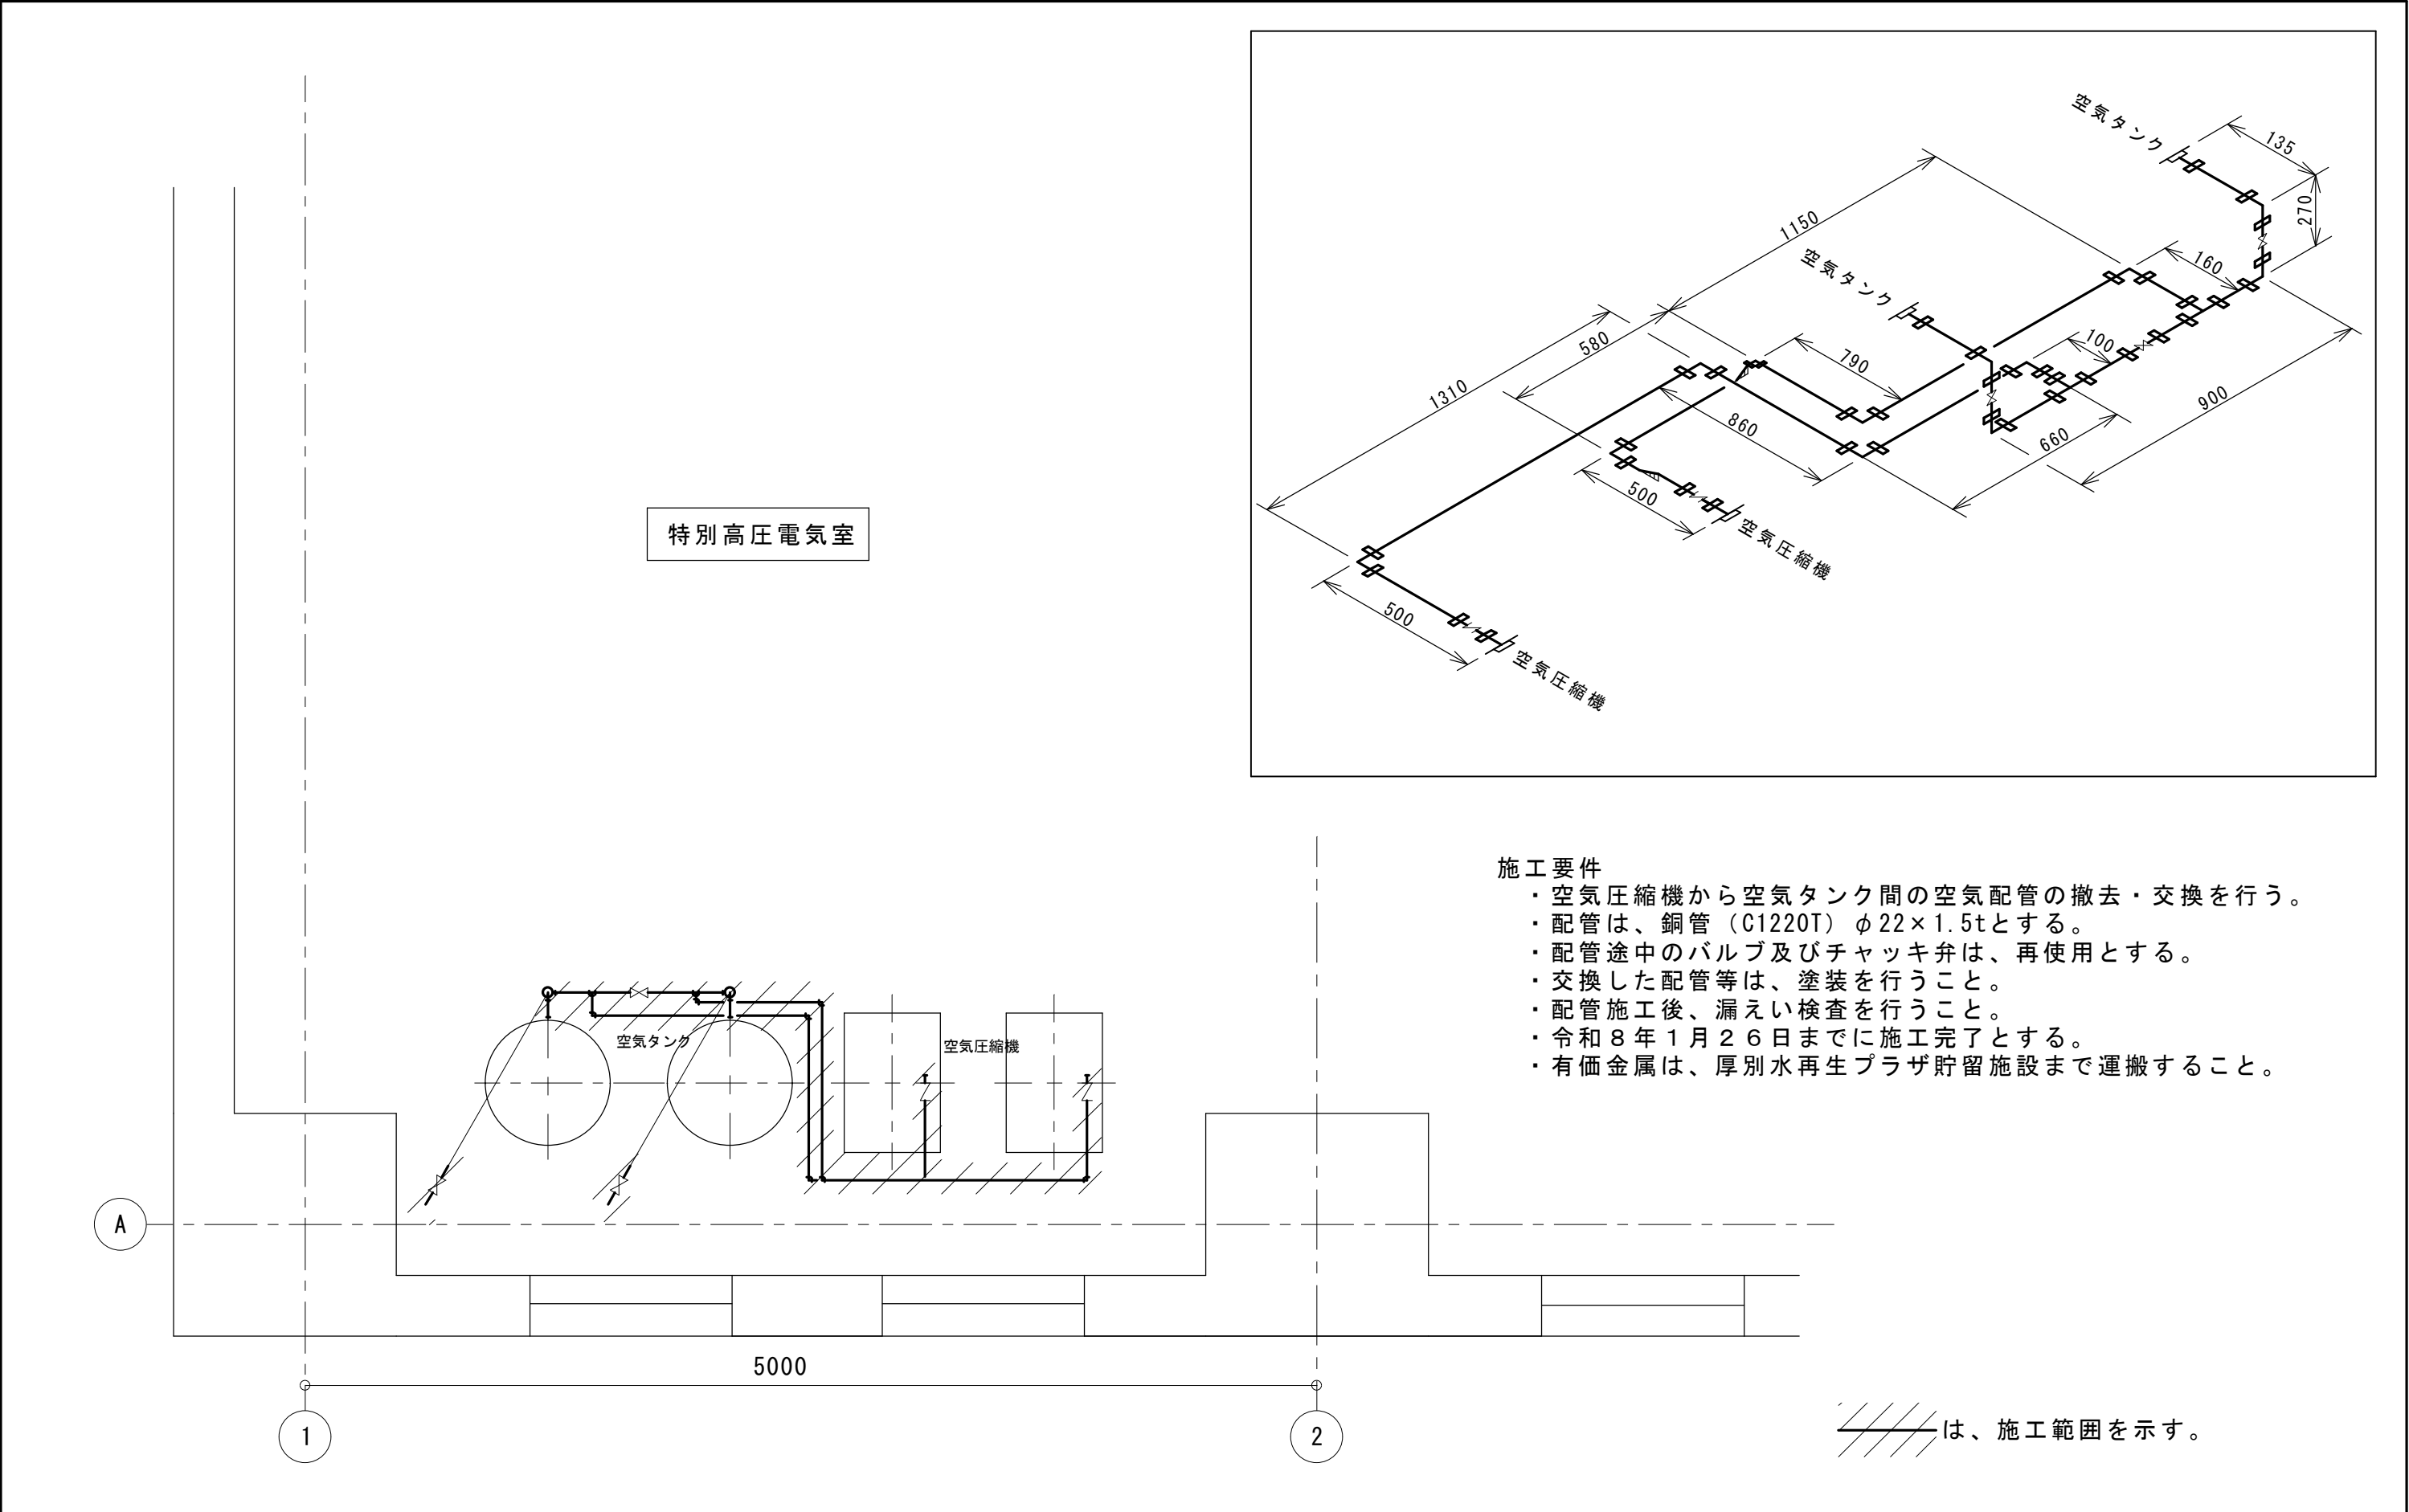

札幌市下水道河川局事業推進部	所長	係長	係	製図	令和7年11月	業務名	創成川水再生プラザ特別高圧設備空気配管修繕業務		図番 3 3
						図面名	特別高圧設備空気配管図	縮尺	
								1/30	