
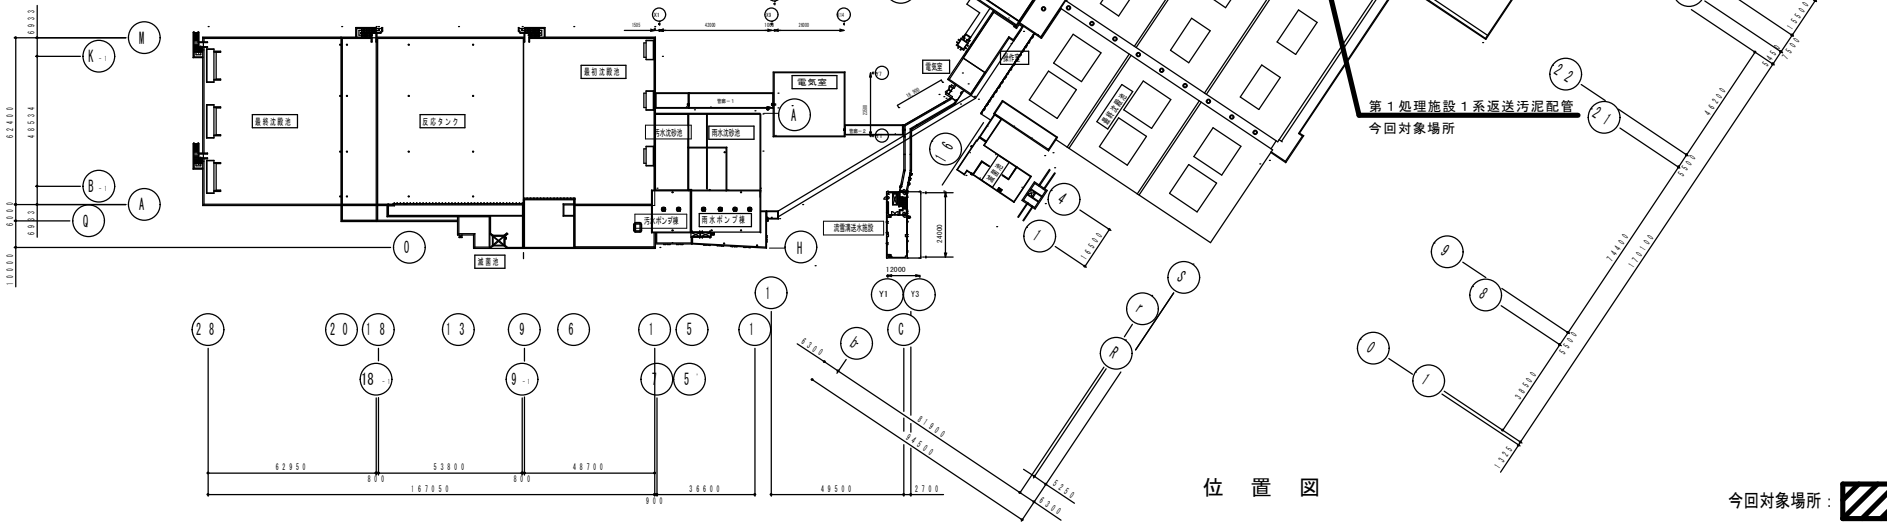


札幌市白石区菊水元町8条3丁目5番1号

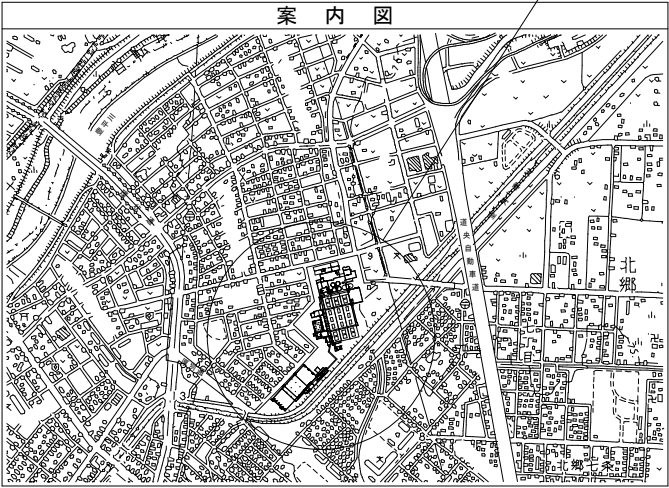


位置図

今回対象場所: 


| | | | | | | | | | | | |
|--------------------------|----|----|----|----|---------|----|-----|---------------------------|----|------|------------------|
| 札幌市下水道河川局事業推進部豊平川水処理センター | 課長 | 係長 | 主任 | 製図 | 令和8年 1月 | 作製 | 業務名 | 豊平川水再生プラザ第1処理施設返送汚泥配管修繕業務 | | | 図 1 番 3 |
| | | | | | | | 図面名 | 豊平川水再生プラザ 案内図・位置図 | 縮尺 | FREE | |

修繕対象箇所

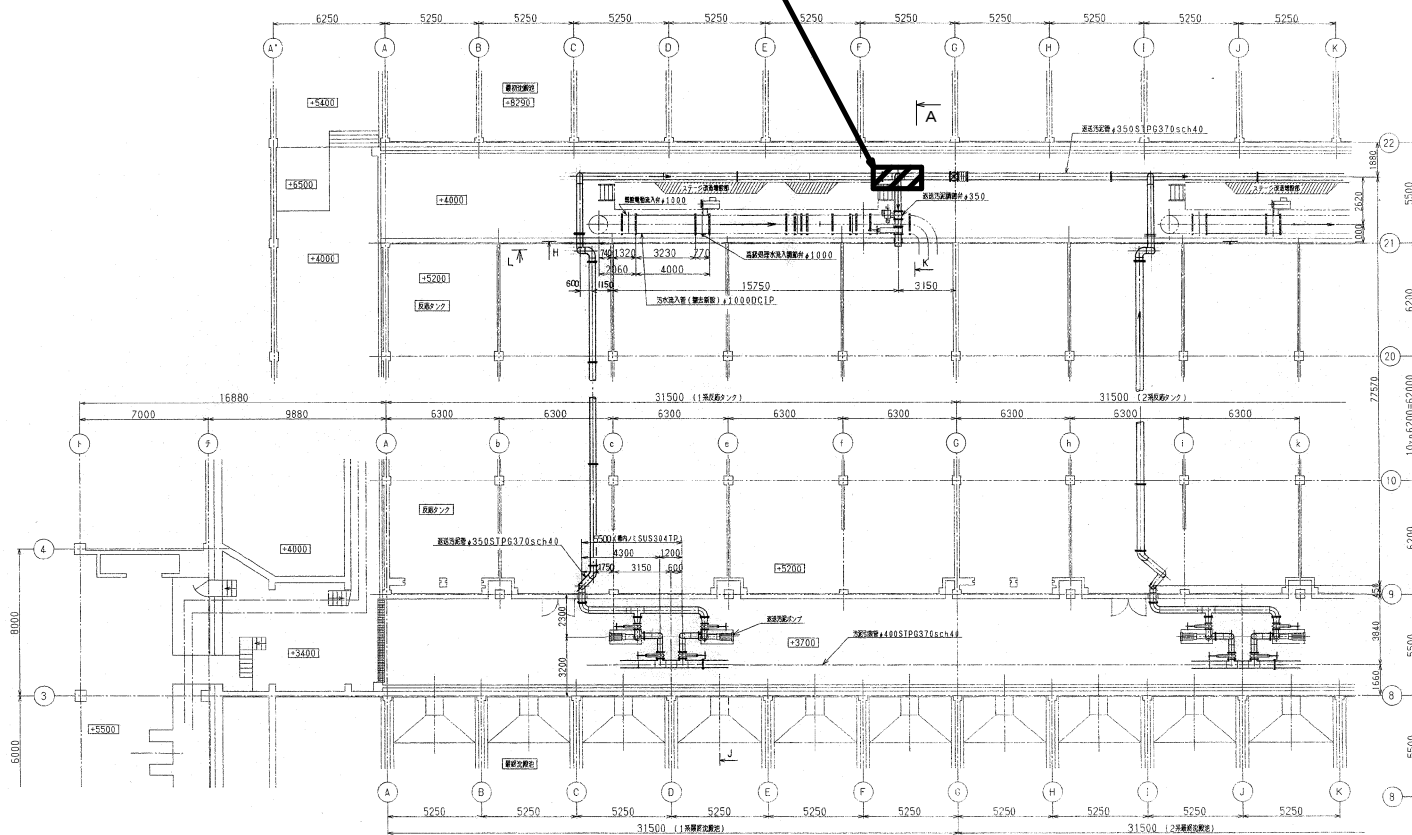


終沈～反応タンク間平面図

修繕対象箇所

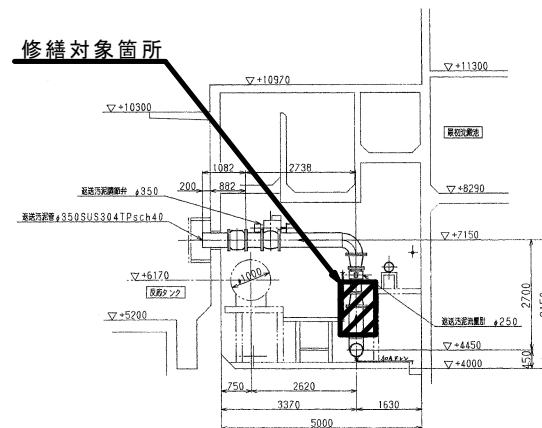

A -

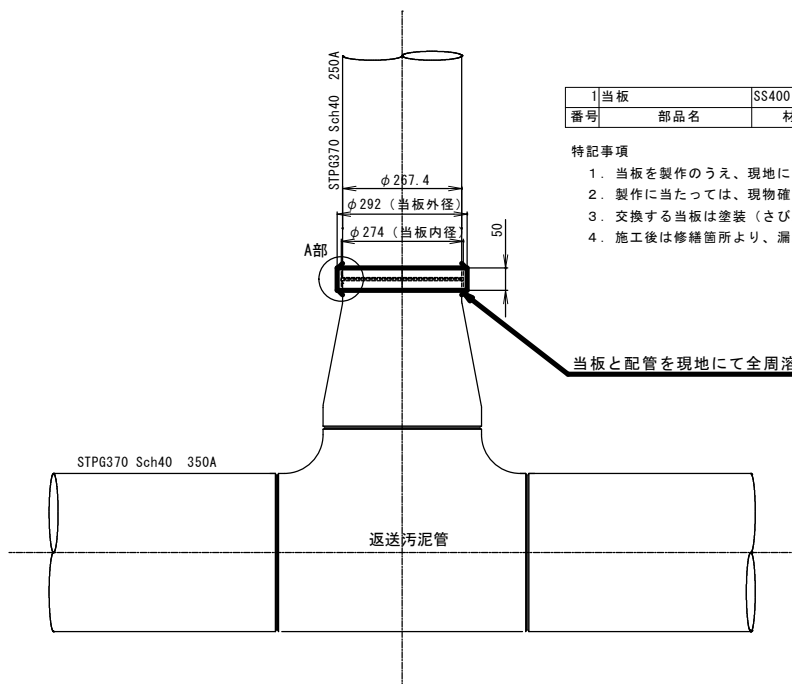


1 系返送汚泥配管修繕図

| 1 当板 | SS400 | 2 | t 9 | φ 274 半割 |
|------|-------|----|-----|----------|
| 番号 | 部品名 | 材質 | 数量 | 摘要 |

特記事項

1. 当板を製作のうえ、現地にて配管と溶接のこと。
2. 製作に当たっては、現物確認のうえ実施すること。
3. 交換する当板は塗装（さび止め2回・合成樹脂調合ペイント2回）をすること。
4. 施工後は修繕箇所より、漏水がないこと確認すること。

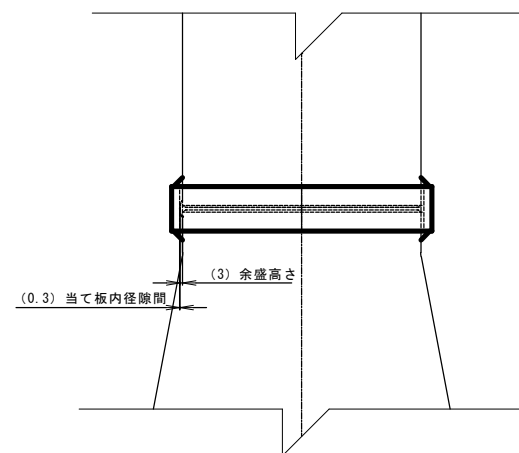

A部詳細図