



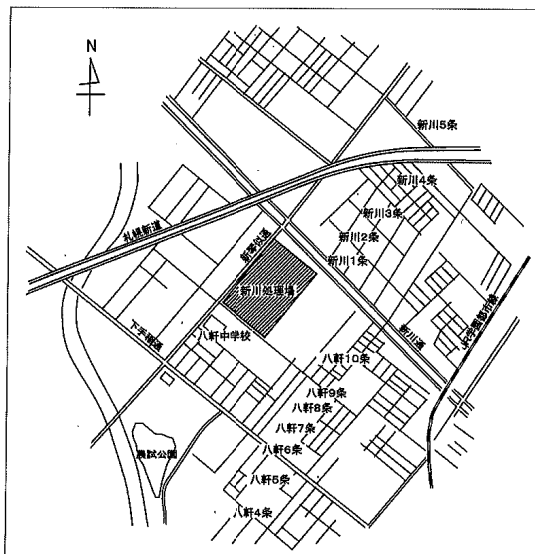


札幌市西区八軒9条西7丁目1番65号 新川水再生プラザ
位置図

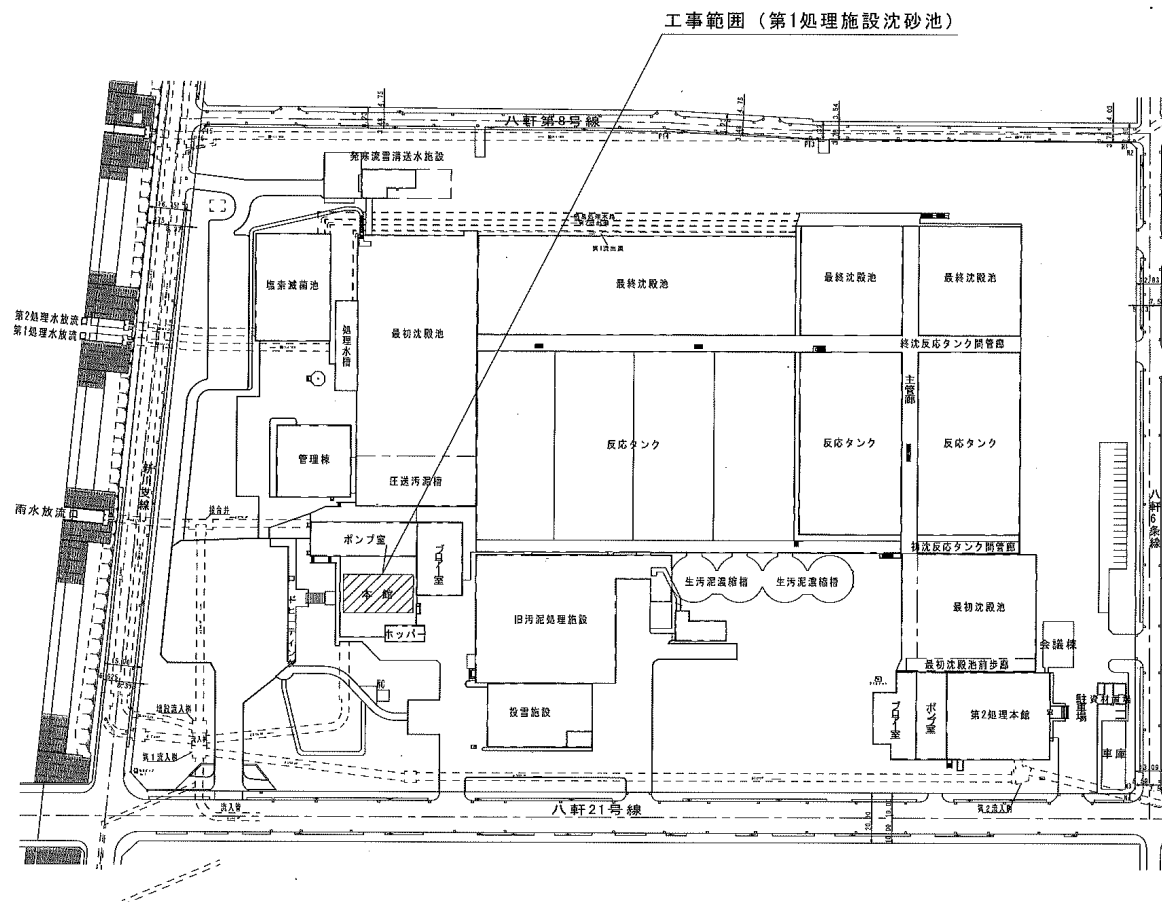

札幌市下水道河川局事業推進部

課長	係長	主任	製図	令和 7年 6月	工事名 新川水再生プラザ 汚水トラフコンベヤ修理	図 1
					図名 位置図, 案内図	3
					縮尺 NOSCALE	

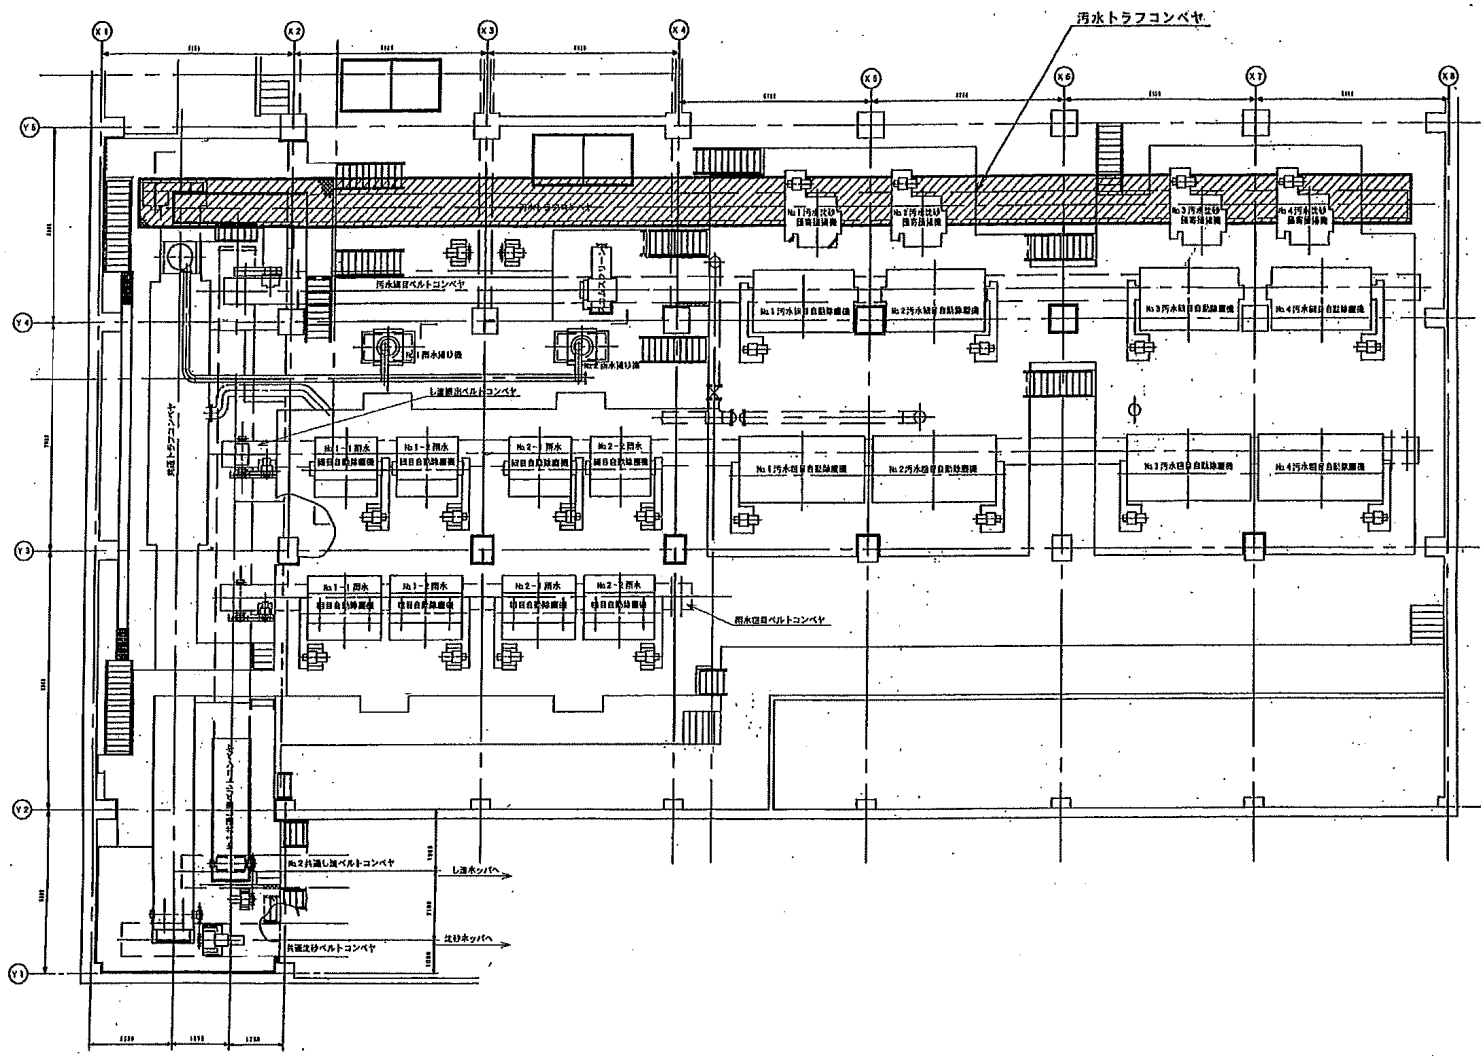

第1処理施設沈砂池平面図

ハッチング部工事対象部分（汚水トラフコンベヤ）
No. 2、No. 4沈砂掻寄機揚機落ち口のリターンレールを交換する

札幌市下水道河川局事業推進部

課長	係長	主任	製図	令和 7年 6月	工事名 新川水再生プラザ 汚水トラフコンベヤ修理	縮尺	2 3
					図名 機器配置図	NOSCALE	

