
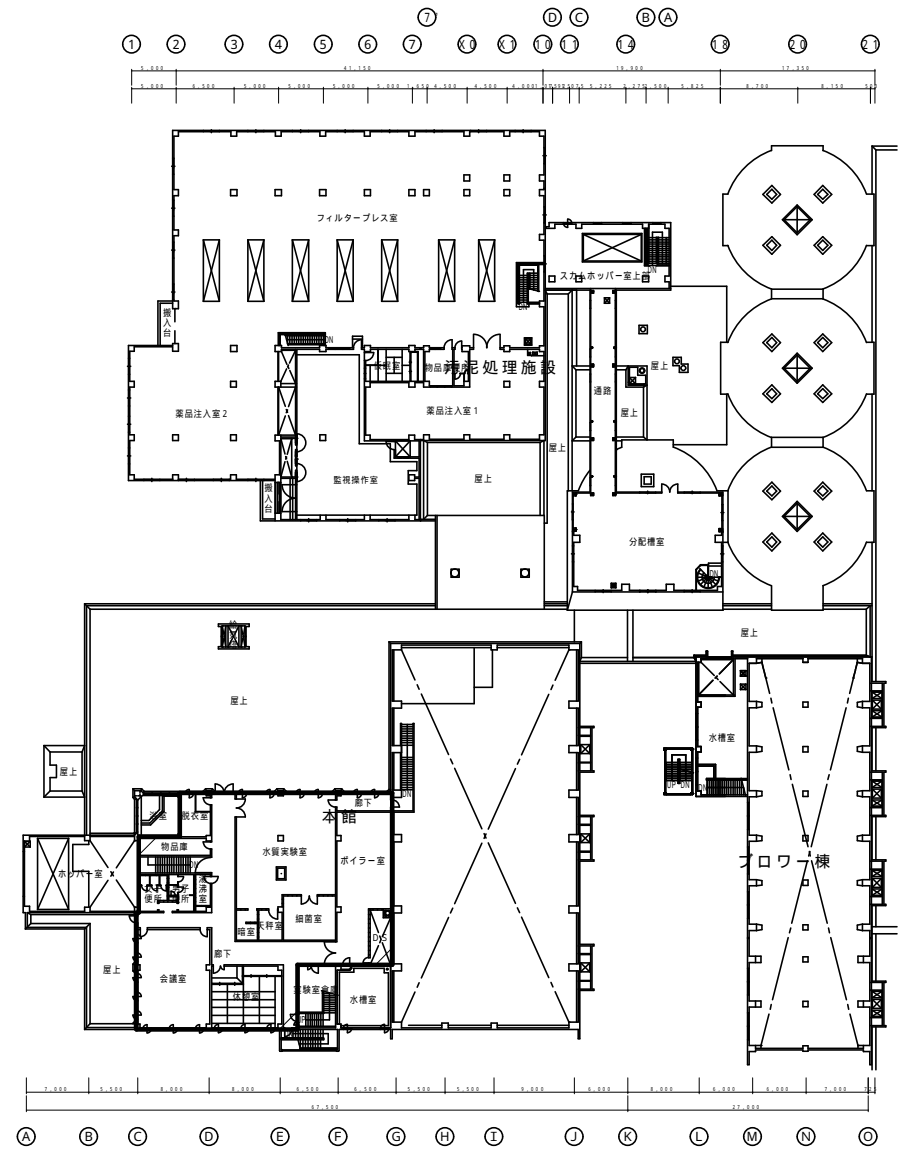


新 三

札幌市下水道河川局事業推進部

課長	係長	主任	製図	令和8年5月	作製

業務名	手稲水再生プラザほか2施設消防用設備等点検業務	図番	1/7
図面名	手稲水再生プラザ 位置図・案内図	縮尺	FREE

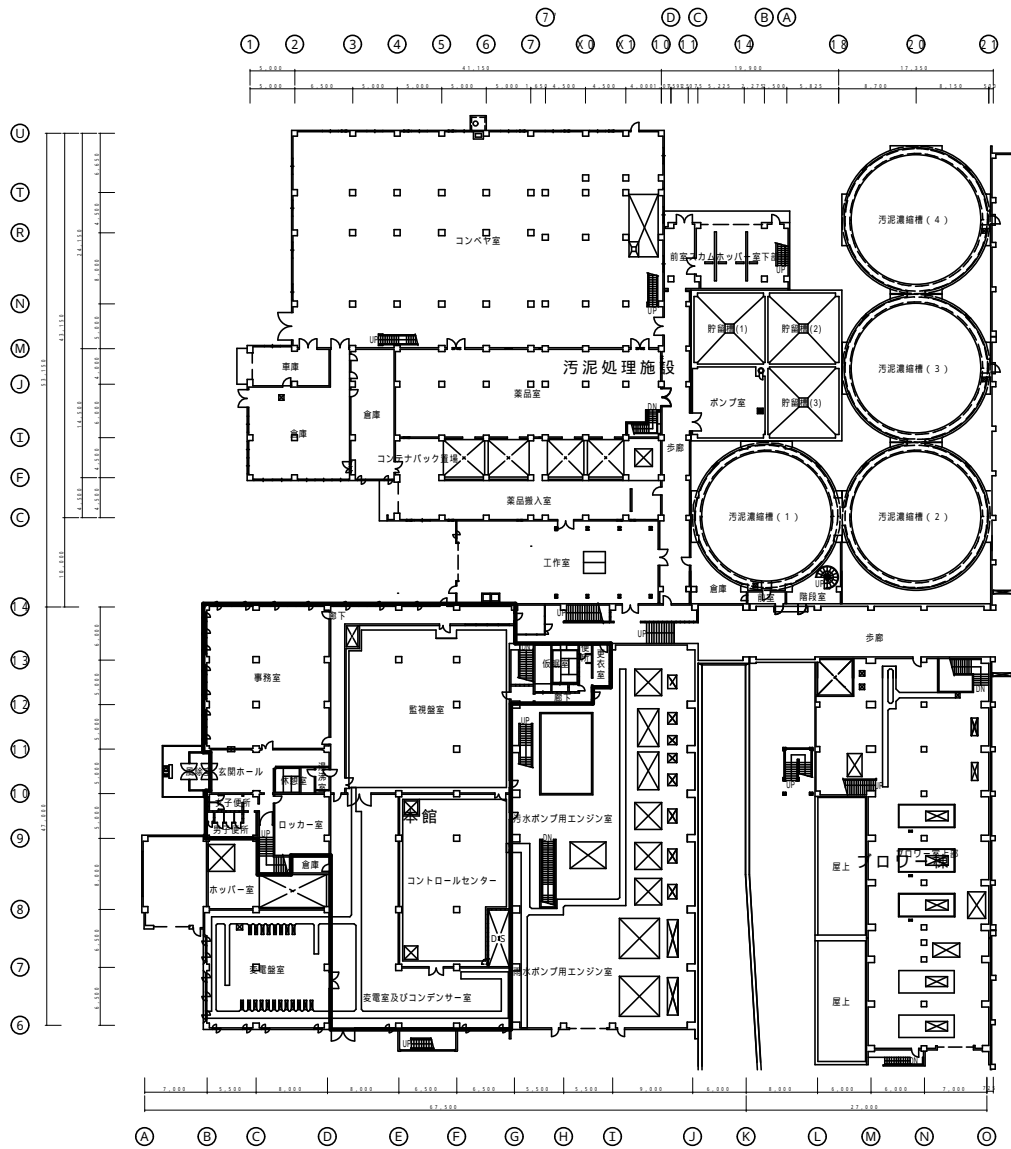


札幌市下水道河川局事業推進部


課長	係長	主任	製図	令和8年5月	作製

業務名	手稲水再生プラザほか2施設消防用設備等点検業務	縮尺	FREE
図面名	手稲水再生プラザ 1階・2階全体平面図		


図番
2 / 7

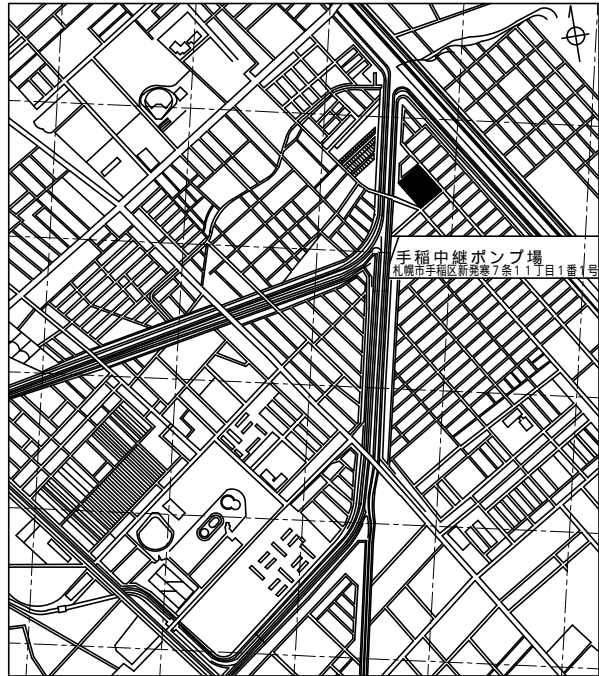


付近見取図

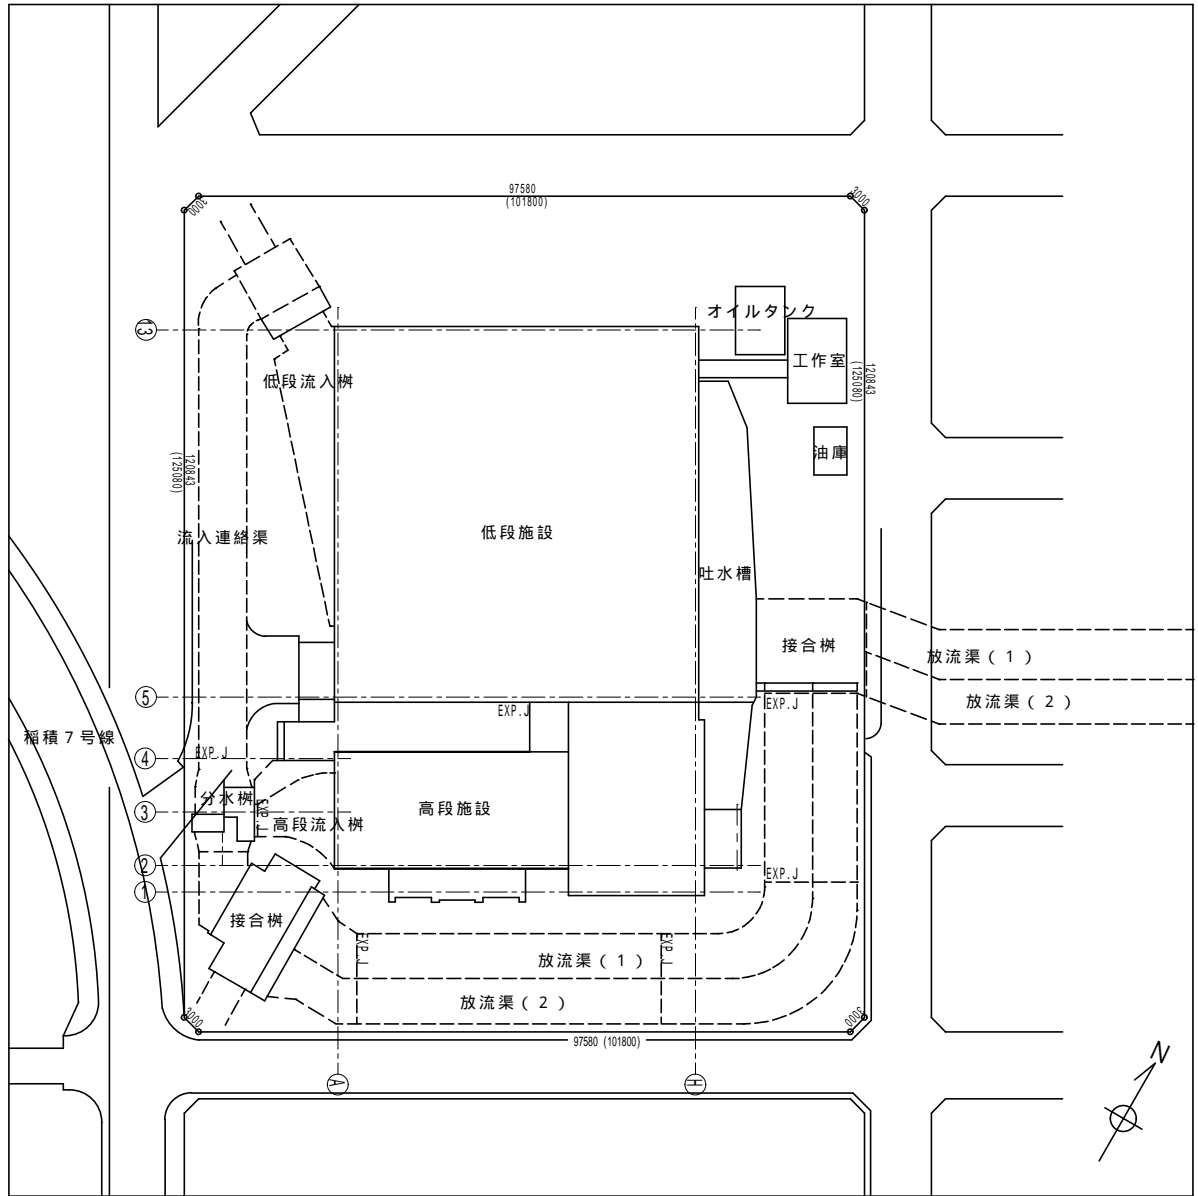


全体図

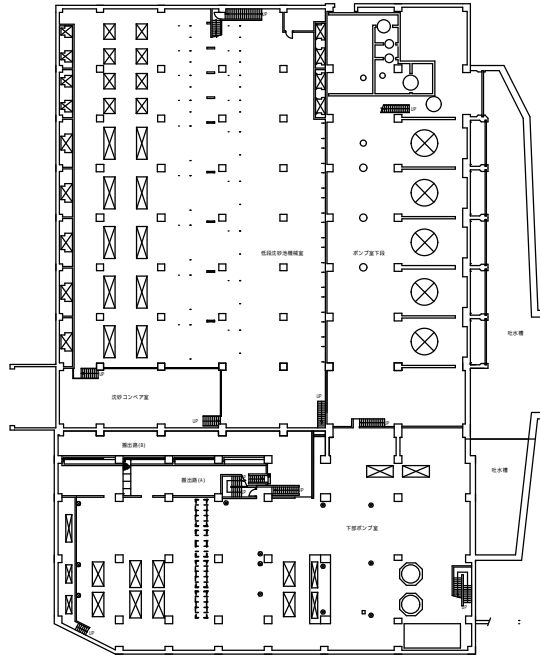


地下1階平面図

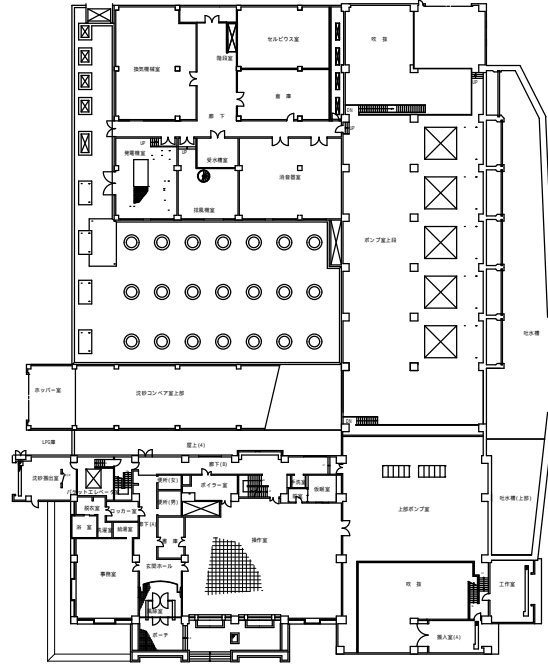


1階平面図

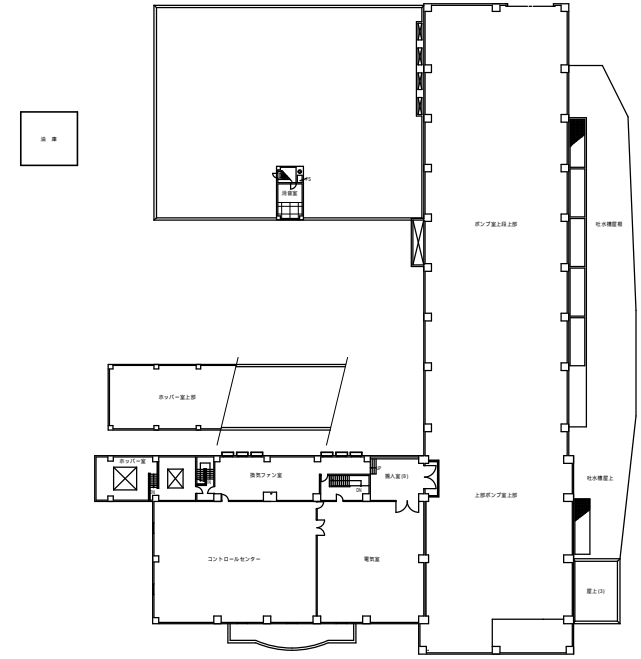


2階平面図

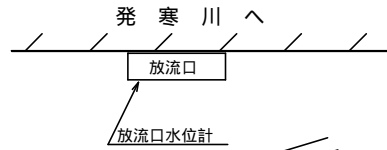

防風林

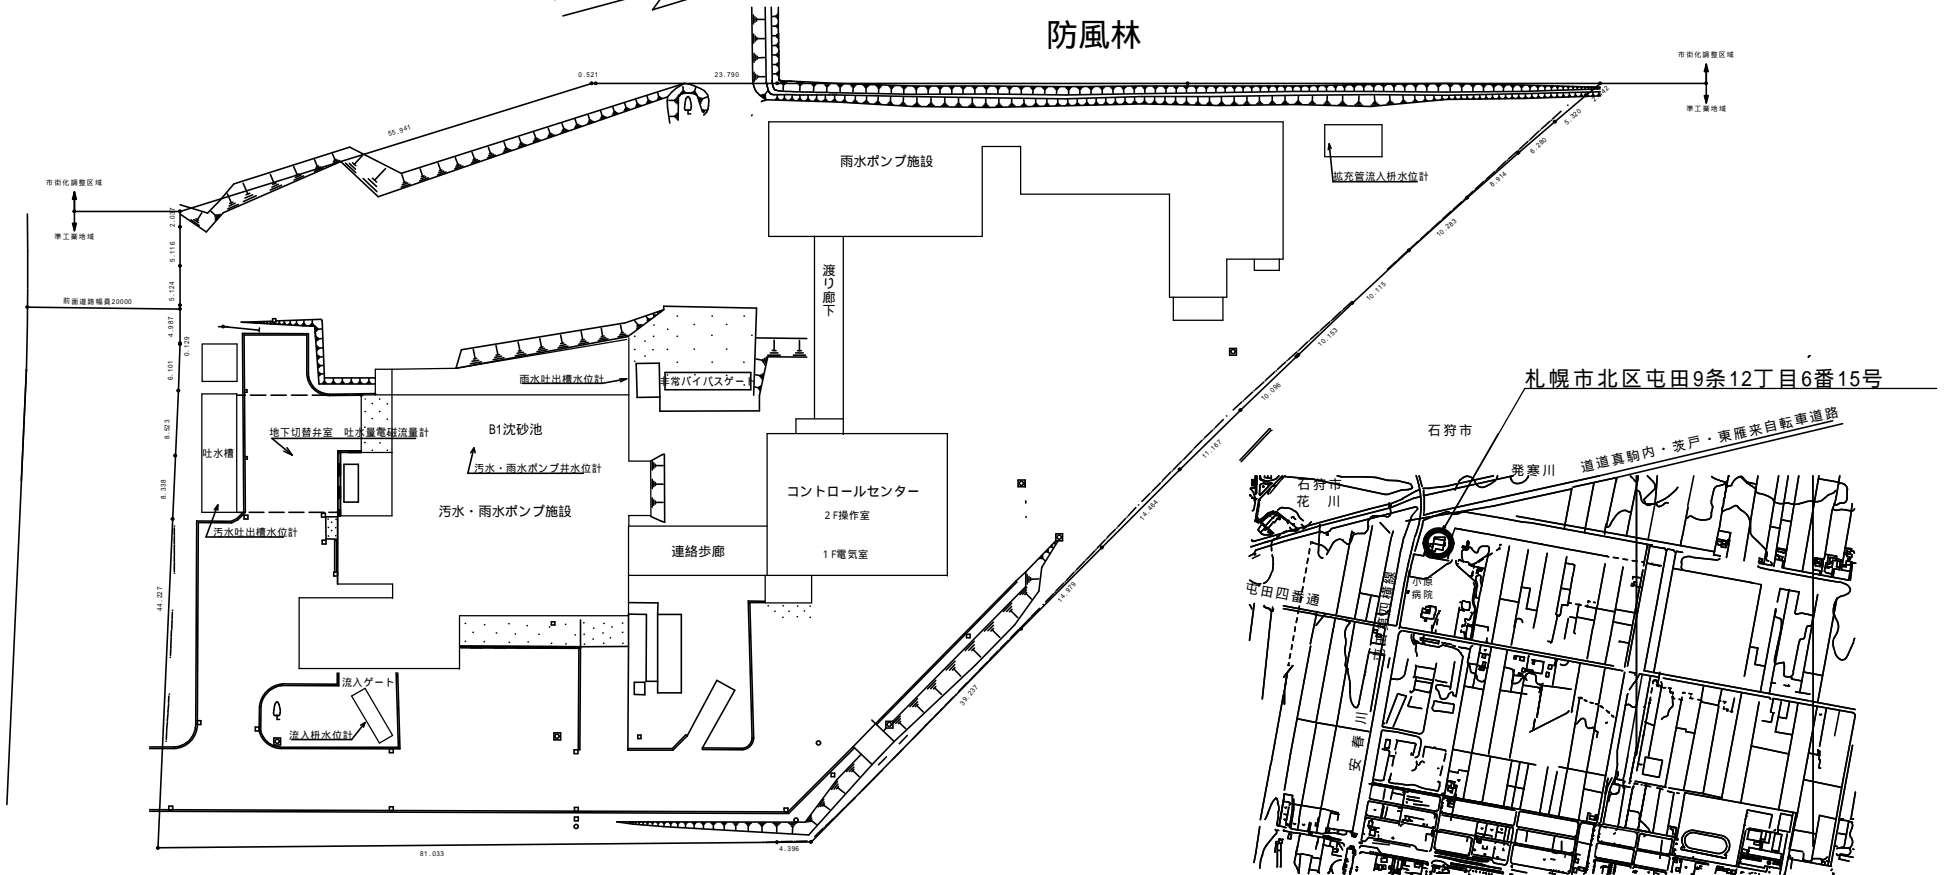





札幌市北区屯田9条12丁目6番15号


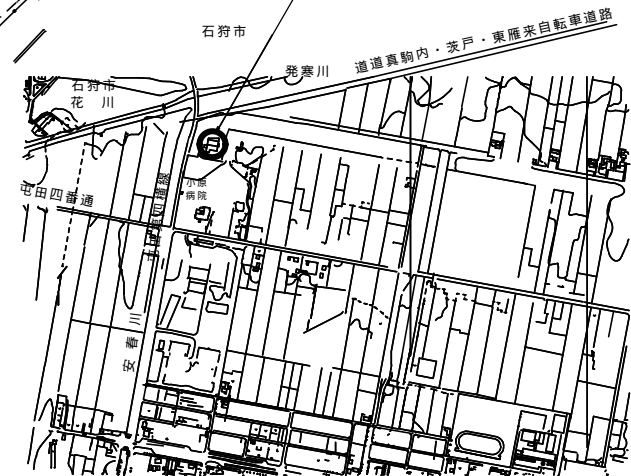


札幌市下水道河川局事業推進部


課長	係長	主任	製図	令和8年5月	作製

業務名	手稲水再生プラザほか2施設消防用設備等点検業務		図番	5/7
図面名	茨戸西部中継ポンプ場	位置図・案内図	縮尺	FREE

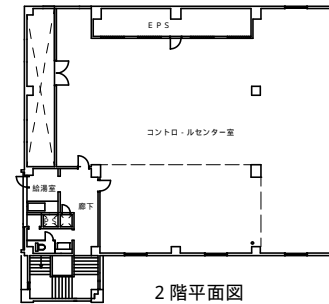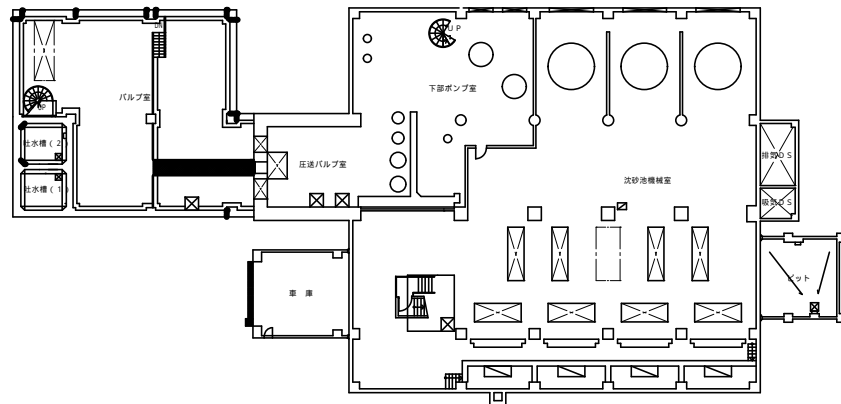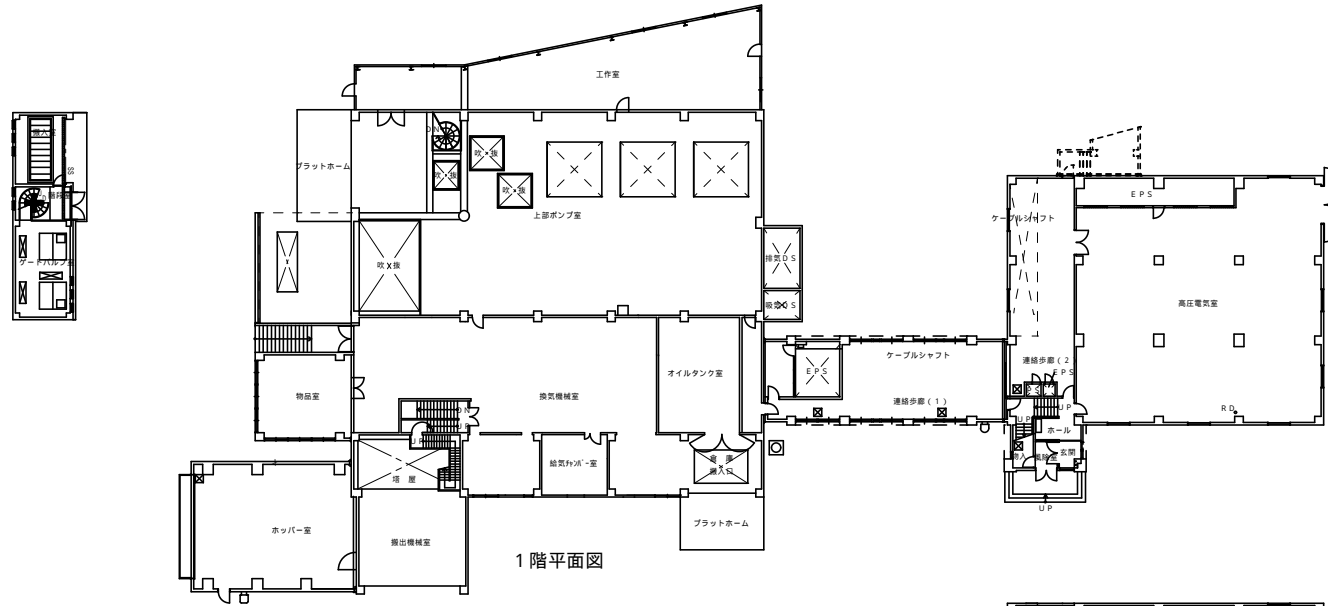
 


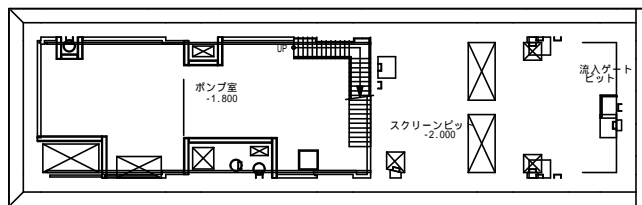 


地下1階平面図

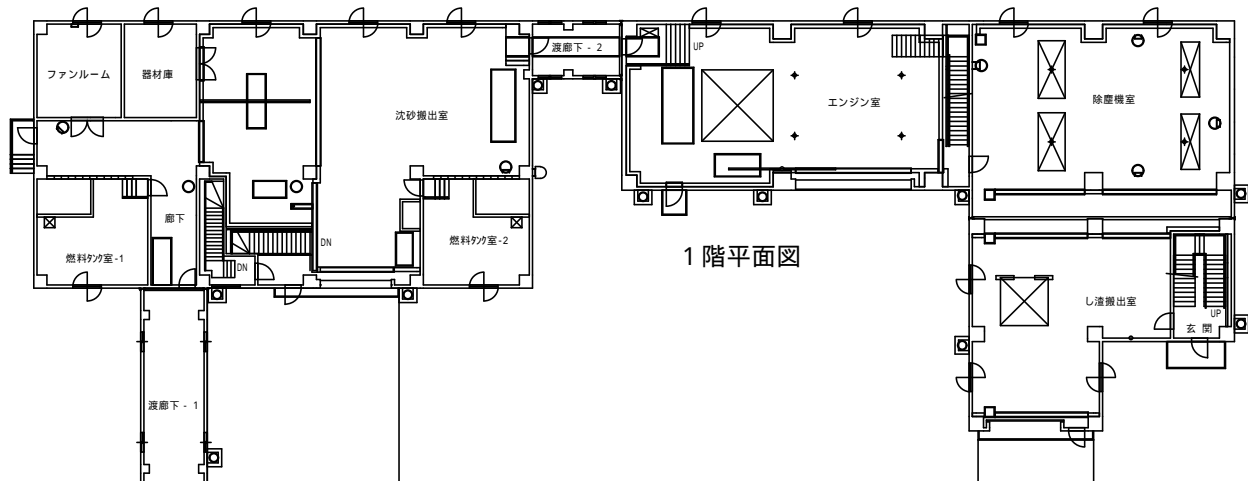

1階平面図

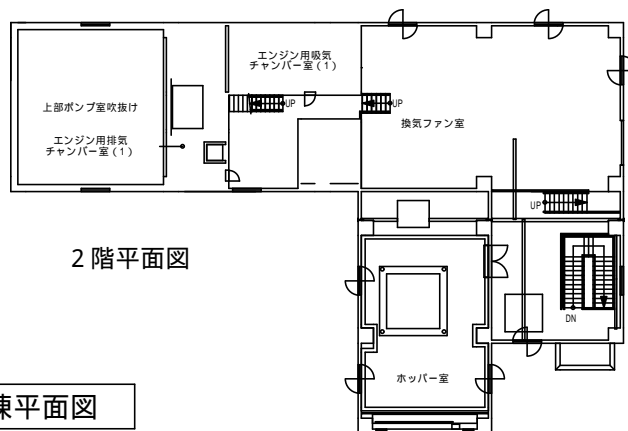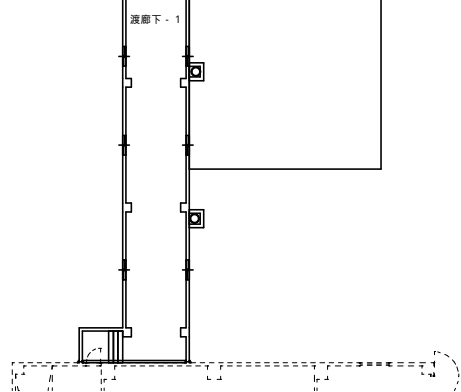

2階平面図

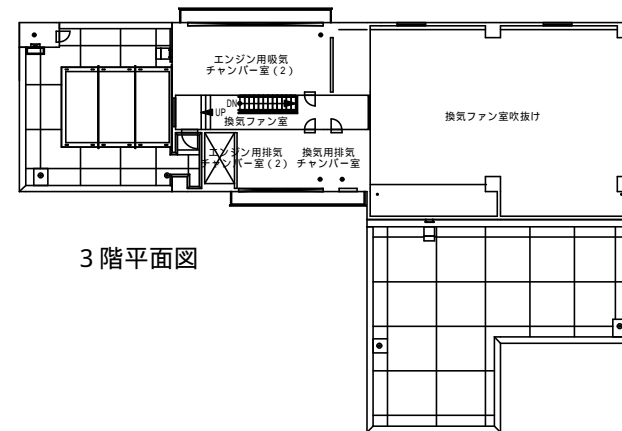

3階平面図

雨水ポンプ棟平面図

札幌市下水道河川局事業推進部

課長	係長	主任	製図	令和8年5月	作製

業務名	手稲水再生プラザほか2施設消防用設備等点検業務	図番	7/7
図面名	茨戸西部中継ポンプ場 平面図 (雨水棟)	縮尺	FREE