
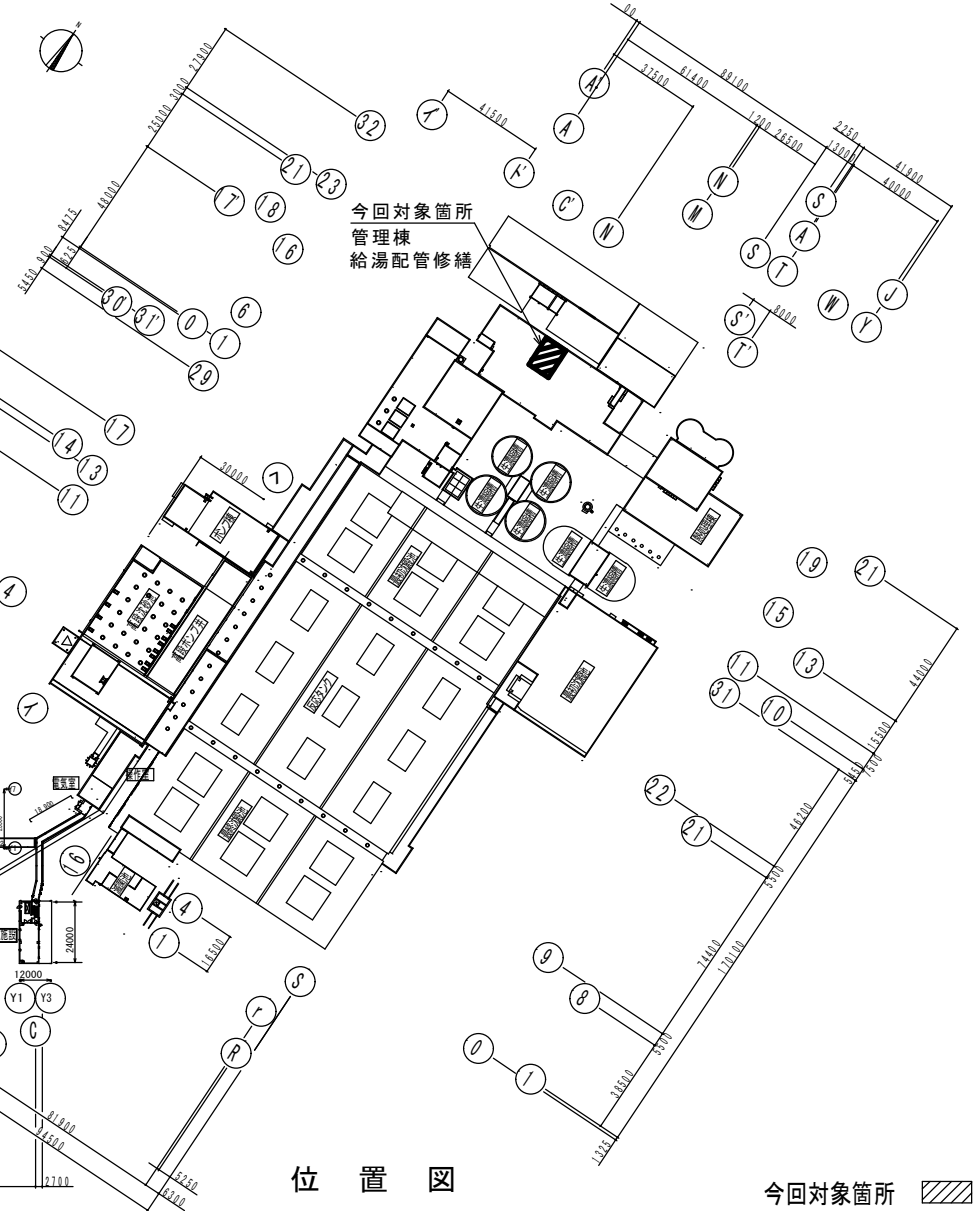


札幌市白石区菊水元町8条3丁目5番1号

案内図

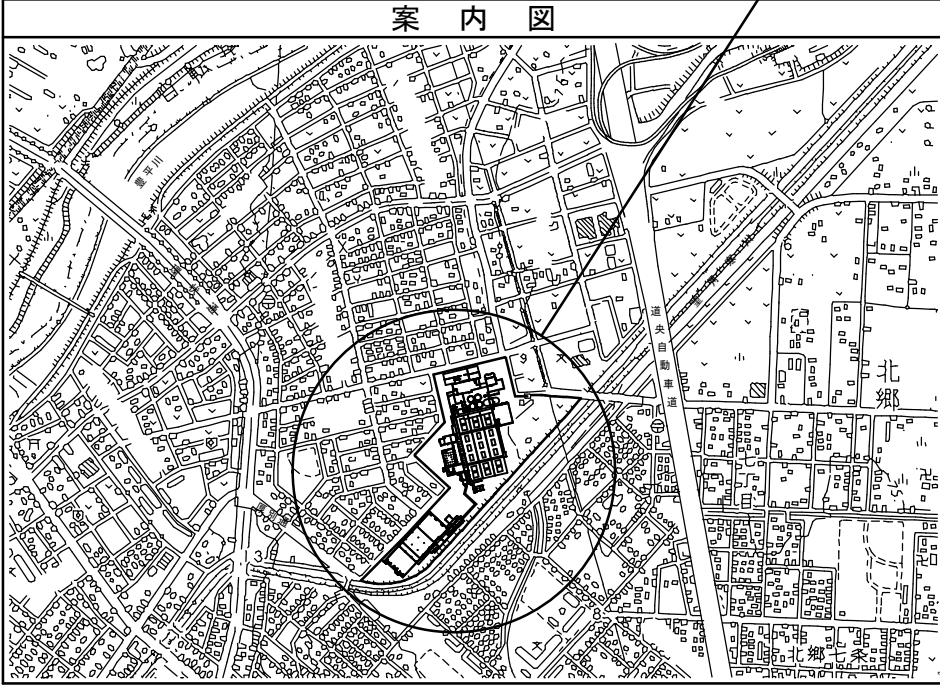

位置図


今回対象箇所

今回対象箇所
第2処理施設 歩廊
ルーフトレン管修繕

札幌市下水道河川局事業推進部豊平川水処理センター


課長	係長	主任	製図	令和8年 7月	作製

業務名	豊平川水再生プラザ管理棟給湯設備ほか修繕業務			図 番
図面名	豊平川水再生プラザ 位置図・配置図	縮尺	FREE	1 / 3

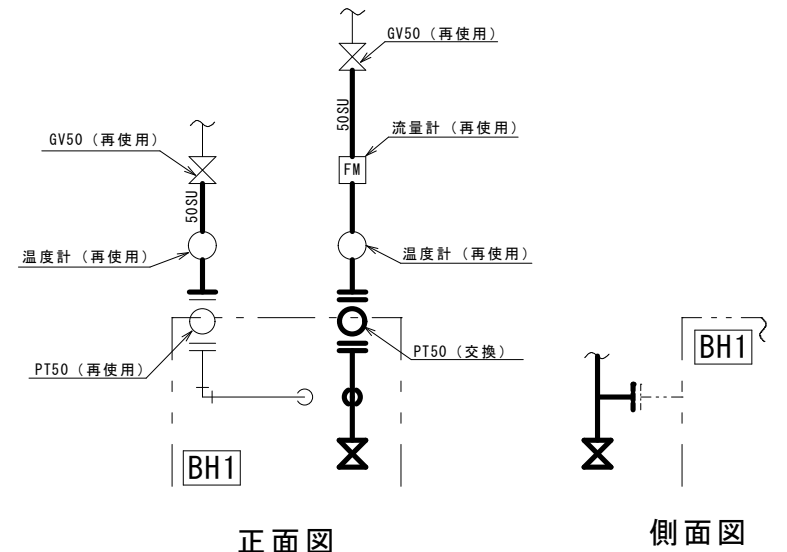


” b” 部詳細（正面図）


- 特記事項**
- １． の配管を交換のこと。
 - ２．交換した配管には保温をすること。
GW保温筒20mm・アルミガラスクロス（原紙）
 - ３．撤去した金属（配管材・継手類）は、厚別水再生プラザ貯留施設へ運搬すること。
 - ４．改修後は通水により、漏れのないことを確認すること。

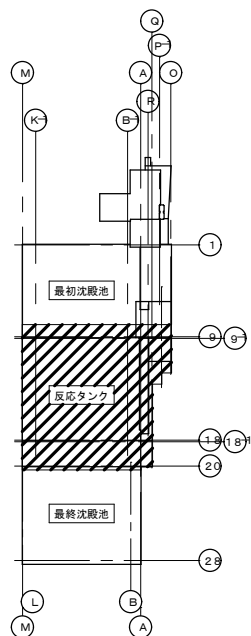

KEY PLAN

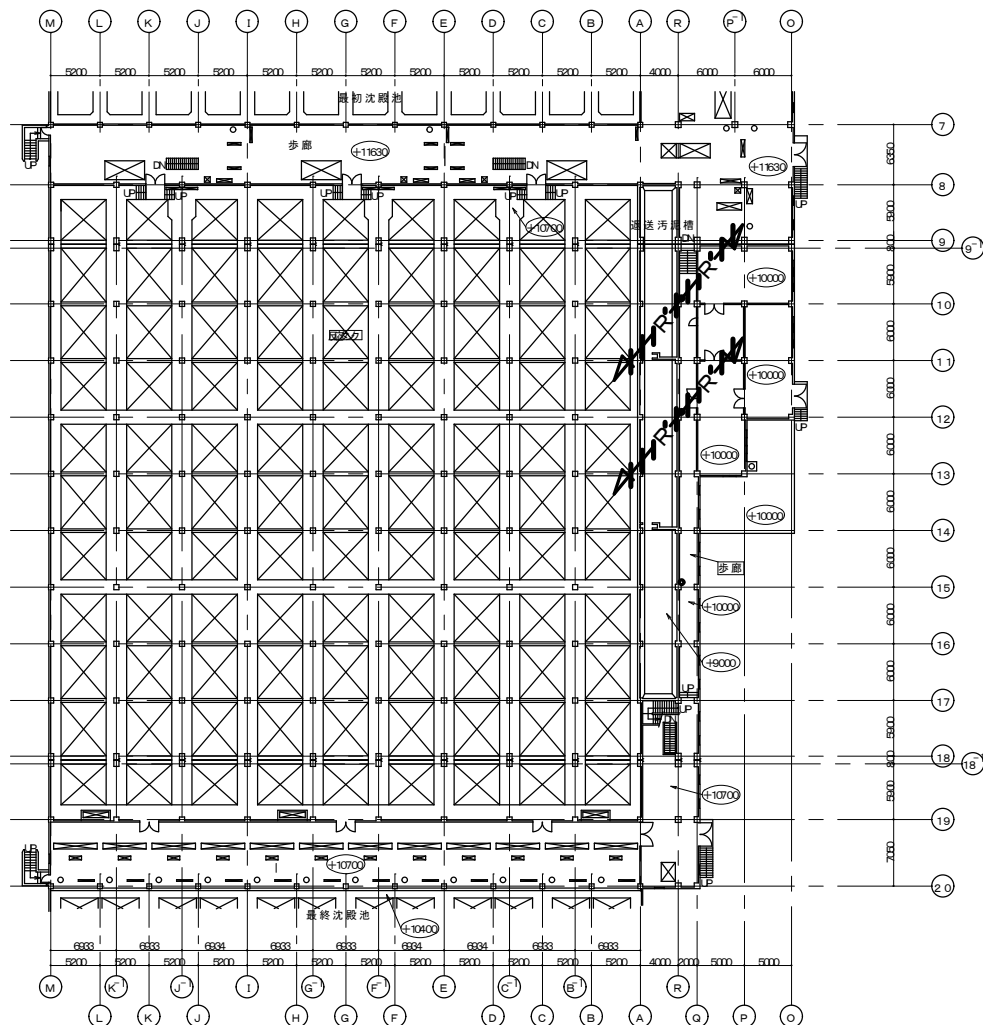

歩廊 1F 平面図

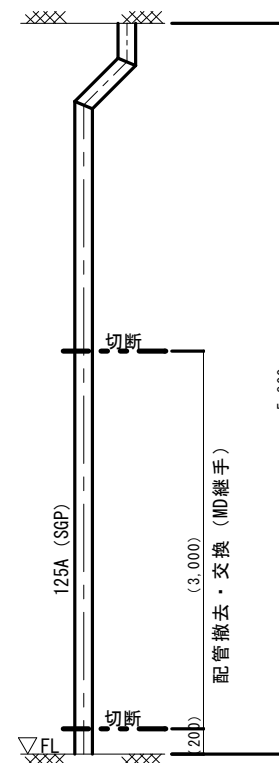

ルーフドレン配管 断面図

特記事項

1. 配管を修繕のこと。
2. 交換した配管には保温をすること。
PF保温筒40mm・アルミガラスクロス（原紙）
3. 撤去した金属（配管材）は、厚別水再生プラザ貯留施設へ運搬すること。

札幌市下水道河川局事業推進部豊平川水処理センター	課長	係長	主任	製図	令和8年 7月 作製	業務名	豊平川水再生プラザ管理棟給湯設備ほか修繕業務			図番 3 / 3
						図面名	豊平川水再生プラザ 第2処理施設 歩廊平面図・ルーフドレン管修繕図	縮尺	FREE	