


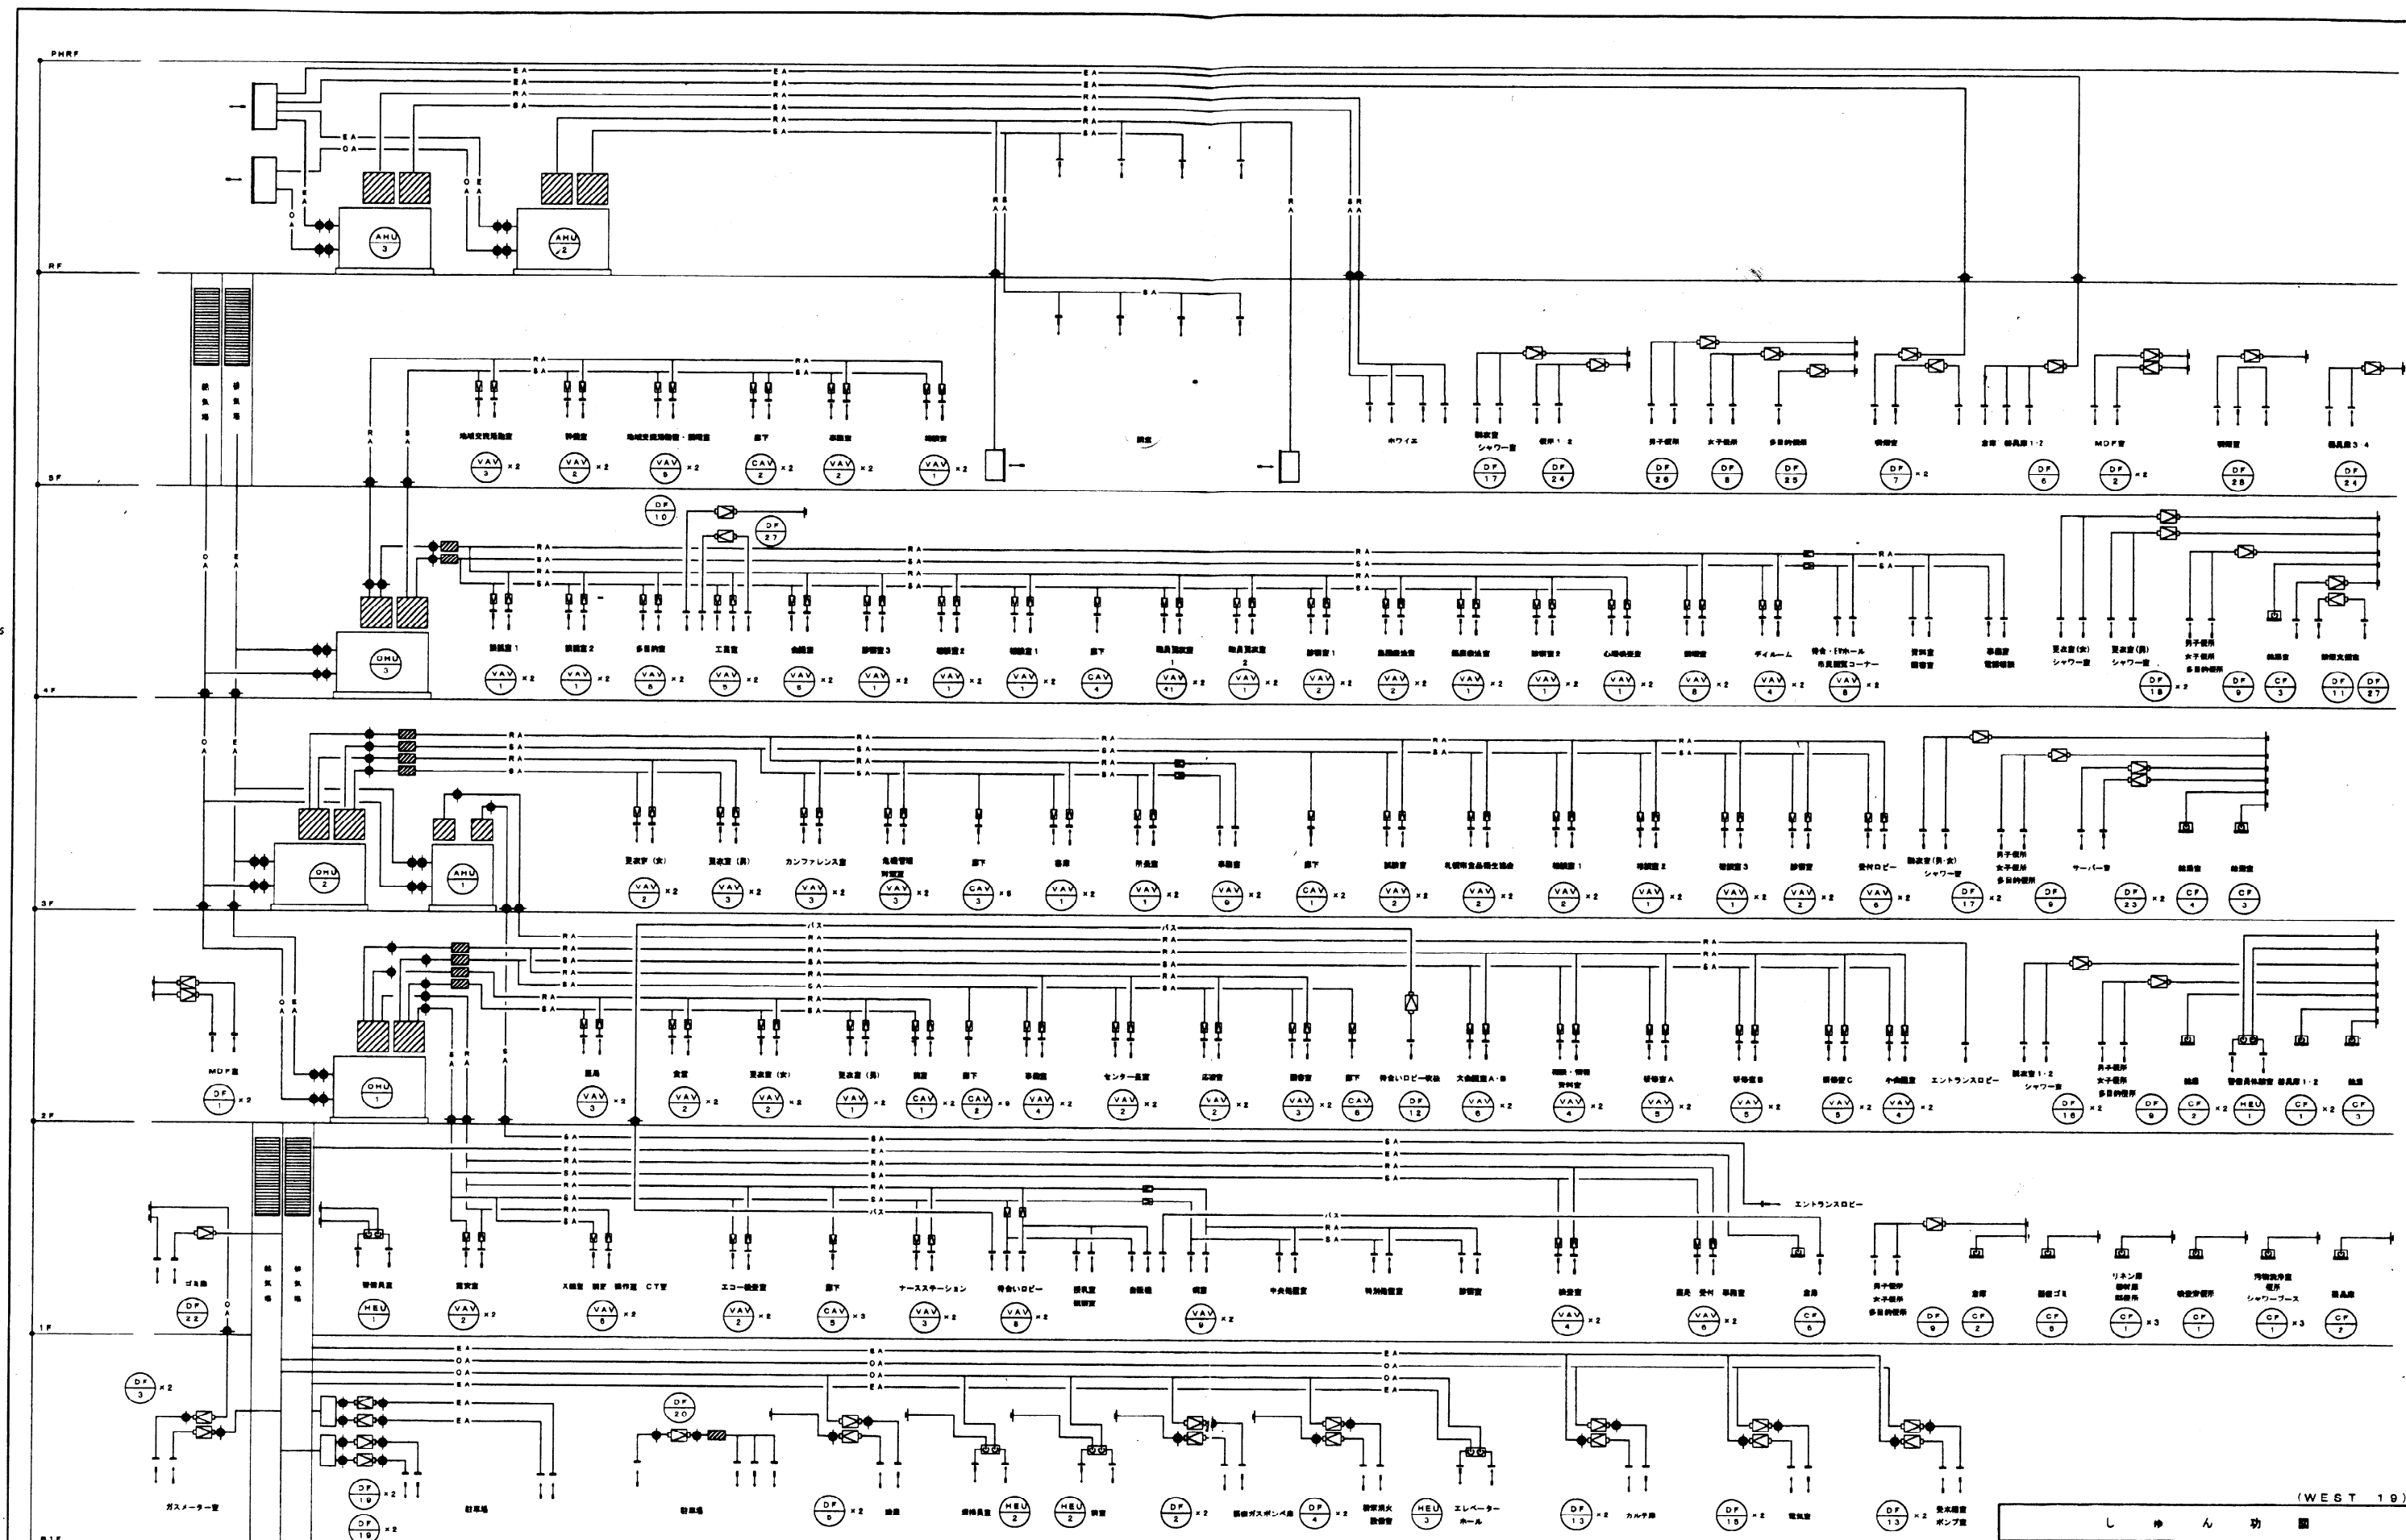

(WEST 19)

しゅん 功 図	
工 事 名	仮称 夜間急病センター等複合施設新築空調設備工事
図面名称	系 統 図
図 面 番 号	三 井 物 産 建 設 有 限 公 司 TEL (011) 741-4665 代 理 店 三 井 物 産 建 設 有 限 公 司 設 計 者 金 子 光 博
工 期	着 工 平 成 14 年 7 月 31 日 しゅん 功 平 成 16 年 3 月 12 日

型 号	名 称	仕 様	台 数	
BF- 9	中用ダクトファン	ストレータ制御シロッコファン	1200w/h	1
BF-22	中用ダクトファン	ストレータ制御シロッコファン	380w/h	1
CF- 1	天井増込形換気扇	低騒音型	100m ³ /h	7
CF- 2	天井増込形換気扇	低騒音型	200m ³ /h	2
CF- 5	天井増込形換気扇	低騒音型	240m ³ /h	1
CF- 6	天井増込形換気扇	低騒音型	460m ³ /h	1
HEV-1	全熱交換型換気扇	天井増込形	200m ³ /h	1

品 名	記 号	定 価 (円/㎡)	台 数
特 合 い ロ ビ ー 系 統	YAV-8	3210	2
長 付 ・ 事務室系 統	YAV-6	1250	2
練 室	YAV-4	680	2
ナースステーション	YAV-3	450	2
エ コ ー 機 置 室	YAV-2	260	2
C T 室 ・ X 線 室 系 統	YAV-6	1210	2
診 生 間 機 置 室	YAV-2	690	2
電 気 室	YAV-2	210	2
病 室・処置室・診察室系 統	YAV-9	4750	2


名 称	记 号	额定风量 (m ³ /h)	台 数
下	GAV-5	734	3

区 画 名	収 出 口					収 込 口						
	名 称	風 量 (m ³ /h)	寸 法	数 量	ボ ッ ク ス		名 称	風 量 (m ³ /h)	寸 法	数 量	ボ ッ ク ス	
					サ イ ズ	備 考					サ イ ズ	備 考
エレベーターホール	KE	550	820	2	400×400×300	消音内貼						
エントランスロビー	YMS	500	1000×150	3								
準 施 置	YMS	230	250×250	2	400×400×300	消音内貼	HS	230	250×250	2	400×400×300	消音内貼
施 置	YMS	265	250×250	2	400×400×300	消音内貼	HS	265	250×250	2	400×400×300	消音内貼
準 付	YMS	130	200×200	2	400×400×300	消音内貼	HS	260	250×250	1	400×400×300	消音内貼
換 置	YMS	980	450×450	1	600×600×400	消音内貼	HS	340	300×300	2	500×500×300	消音内貼
女 子 便 所							HS	250	200×200	2	400×400×300	消音内貼
多 目 的 便 所							HS	200	200×200	1	400×400×300	消音内貼
男 子 便 所							HS	250	200×200	2	400×400×300	消音内貼
警 備 員 室	YMS	200	200×200	1	400×400×300	消音内貼	HS	200	200×200	1	400×400×300	消音内貼
施 下	YMS	734	350×350	3	500×500×300	消音内貼						
換 置	YMS	210	250×250	1	400×400×300	消音内貼	HS	210	250×250	1	400×400×300	消音内貼
待 合 い ロ ビ ー	YMS	560	350×350	5	500×500×300	消音内貼	HS	400	300×300	7	500×500×300	消音内貼
待 合 い ロ ビ ー (DF-12)	YMS	600	350×350	1	500×500×300	消音内貼						
換 置	YMS	120	200×200	1	400×400×300	消音内貼	HS	120	200×200	1	400×400×300	消音内貼
換 置	YMS	100	150×150	1	300×300×300	消音内貼	HS	100	150×150	1	300×300×300	消音内貼
テラスステーション	YMS	225	250×250	2	400×400×300	消音内貼	HS	225	250×250	2	400×400×300	消音内貼
エ コ ー 換 置	YMS	250	250×250	1	400×400×300	消音内貼	HS	250	250×250	1	400×400×300	消音内貼
換 置	YMS	85	150×150	2	300×300×300	消音内貼	HS	170	200×200	1	400×400×300	消音内貼
C T 置	YMS	330	250×250	1	400×400×300	消音内貼	HS	330	250×250	1	400×400×300	消音内貼
換 作 置	YMS	145	200×200	2	400×400×300	消音内貼	HS	145	200×200	2	400×400×300	消音内貼
X 置	YMS	420	300×300	1	500×500×300	消音内貼	HS	420	300×300	1	500×500×300	消音内貼
換 生 置	YMS	300	250×250	2	400×400×300	消音内貼	HS	300	250×250	2	400×400×300	消音内貼
換 置	YMS	590	350×350	2	500×500×300	消音内貼	HS	285	250×250	4	400×400×300	消音内貼
中 央 換 置	YMS	730	400×400	2	600×600×400	消音内貼	HS	365	300×300	4	500×500×300	消音内貼
特 別 換 置	YMS	310	250×250	1	400×400×300	消音内貼	HS	310	250×250	1	400×400×300	消音内貼
中 待 合 い	YMS	200	200×200	3	400×400×300	消音内貼	HS	300	250×250	2	400×400×300	消音内貼
診 察 室 1・2	YMS	170	200×200	2	400×400×300	消音内貼	HS	170	200×200	2	400×400×300	消音内貼
診 察 室 3	YMS	150	200×200	1	400×400×300	消音内貼	HS	150	200×200	1	400×400×300	消音内貼
診 察 室 4・5	YMS	170	200×200	2								

Table of Ventilation Equipment Specifications:

ス	名称	風量 (m³/h)	寸法	ボックス	備考	
番号				サイズ		
管内貼						
管内貼	HS	230	260 × 250	2	400 × 400 × 300	両管内貼
管内貼	HS	265	250 × 250	2	400 × 400 × 300	両管内貼
管内貼	HS	260	250 × 250	1	400 × 400 × 300	両管内貼
管内貼	HS	340	300 × 300	2	500 × 500 × 300	両管内貼
管内貼	HS	250	200 × 200	2	400 × 400 × 300	両管内貼
管内貼	HS	200	200 × 200	1	400 × 400 × 300	両管内貼
管内貼	HS	250	200 × 200	2	400 × 400 × 300	両管内貼
管内貼	HS	200	200 × 200	1	400 × 400 × 300	両管内貼
管内貼	HS	210	250 × 250	1	400 × 400 × 300	両管内貼
管内貼	HS	400	300 × 300	7	500 × 500 × 300	両管内貼
管内貼	HS	120	200 × 200	1	400 × 400 × 300	両管内貼
管内貼	HS	100	150 × 150	1	300 × 300 × 300	両管内貼
管内貼	HS	225	250 × 250	2	400 × 400 × 300	両管内貼
管内貼	HS	250	250 × 250	1	400 × 400 × 300	両管内貼
管内貼	HS	170	200 × 200	1	400 × 400 × 300	両管内貼
管内貼	HS	330	250 × 250	1	400 × 400 × 300	両管内貼
管内貼	HS	145	200 × 200	2	400 × 400 × 300	両管内貼
管内貼	HS	420	300 × 300	1	500 × 500 × 300	両管内貼
管内貼	HS	300	250 × 250	2	400 × 400 × 300	両管内貼
管内貼	HS	295	250 × 250	4	400 × 400 × 300	両管内貼
管内貼	HS	365	300 × 300	4	500 × 500 × 300	両管内貼
管内貼	HS	310	260 × 250	1	400 × 400 × 300	両管内貼
管内貼	HS	300	250 × 250	2	400 × 400 × 300	両管内貼
管内貼	HS	170	200 × 200	2	400 × 400 × 300	両管内貼
管内貼	HS	150	200 × 200	1	400 × 400 × 300	両管内貼
管内貼	HS	170	200 × 200	2	400 × 400 × 300	両管内貼

 ※ 図内Vは位置付ドット付ベンドキャップ(アルミ製・ガラリ付)を示す
 図内Mは中間取付用電動シャッターを示し、換気扇・ダクトファン付属品とする
 は変风量制御を示す
 は定风量制御を示す
 の図内Vは配結り(2.0°)とする(×部・CT室内)
 は天井点結り(45°)を示す(変风量装置工事)



しゅん 功 団					
工 事 名	仮称 夜間急病センター等複合施設新築空調設備工事				
図面名称	1 階 平 面 図			縮 尺	1/100
調 査 人	三 重 一 工 事 所 有 限 公 司 代 理 者 三 重 建 設 協 会 社 現場代理人 金子 光 博			TEL(011)741-4565	
工 期	着 工 平成 14 年 7 月 31 日 しゅん 功 平成 16 年 3 月 12 日	期 	図 	6 / 14	

機械器具表

記号	名称	仕様	数量
DF-1	中層ダクトファン	ストレート型シロッコファン 100m ³ /h	2
DF-8	中層ダクトファン	ストレート型シロッコファン 1200m ³ /h	1
DF-12	中層ダクトファン	ストレート型シロッコファン 600m ³ /h	1
DF-16	中層ダクトファン	ストレート型シロッコファン 200m ³ /h	2
CF-1	天井送風機	低騒音型 100m ³ /h	2
CF-2	天井送風機	低騒音型 200m ³ /h	3
CF-3	天井送風機	低騒音型 300m ³ /h	1
NEU-1	全熱交換器	天井型 200m ³ /h	1

実量表

区画	記号	実量	数量
ロビー	YAV-3	600	2
廊下	YAV-2	310	2
センター	YAV-2	370	2
事務室	YAV-4	750	2
更衣室(男)	YAV-1	150	2
更衣室(女)	YAV-2	330	2
食堂	YAV-2	370	2
図書	YAV-3	480	2
大会議室A・B	YAV-6	1480	2
小会議室	YAV-4	710	2
研修室A	YAV-5	880	2
研修室B	YAV-5	830	2
研修室C	YAV-5	880	2

定員表

区画	記号	定員	数量
廊下(2・3)	CAY-2	225	9
廊下(1)	CAY-6	890	1
大会議室	CAY-1	180	2

制気口表


区画	名称	実量	仕様	吸気口		排気口	
				サイズ	数量	サイズ	数量
エントランスロビー	YHS	300	250 × 250	2	400 × 400 × 300	排気内貼	HS 520 300 × 300 5 500 × 500 × 300 排気内貼
待合ロビー	YHS	200	200 × 200	1	400 × 400 × 300	排気内貼	HS 150 150 × 150 4 600 × 200 × 300
図書	YHS	200	200 × 200	1	400 × 400 × 300	排気内貼	HS 300 250 × 250 2 400 × 400 × 300 排気内貼
研修室A	YHS	200	200 × 200	1	400 × 400 × 300	排気内貼	HS 200 200 × 200 1 400 × 400 × 300 排気内貼
MDF	YHS	100	150 × 150	1	300 × 300 × 300	排気内貼	HS 100 150 × 150 1 300 × 300 × 300 排気内貼
廊下	YHS	310	250 × 250	1	400 × 400 × 300	排気内貼	HS 310 250 × 250 1 400 × 400 × 300 排気内貼
センター	YHS	370	300 × 300	1	500 × 500 × 300	排気内貼	HS 370 300 × 300 1 500 × 500 × 300 排気内貼
女子便所	YHS	250	200 × 200	2	400 × 400 × 300	排気内貼	HS 250 200 × 200 2 400 × 400 × 300 排気内貼
多目的便所	YHS	200	200 × 200	1	400 × 400 × 300	排気内貼	HS 200 200 × 200 1 400 × 400 × 300 排気内貼
男子便所	YHS	250	200 × 200	2	400 × 400 × 300	排気内貼	HS 250 200 × 200 2 400 × 400 × 300 排気内貼
廊下(1・2・3)	YHS	224	200 × 200	13	400 × 400 × 300	排気内貼	HS 375 300 × 300 2 500 × 500 × 300 排気内貼
事務室	YHS	250	250 × 250	3	400 × 400 × 300	排気内貼	HS 180 200 × 200 1 400 × 400 × 300 排気内貼
図書	YHS	190	200 × 200	1	400 × 400 × 300	排気内貼	HS 400 400 × 400 1 600 × 600 × 400 排気内貼
大会議室A・B	YHS	400	400 × 400	1	600 × 600 × 400	排気内貼	HS 100 150 × 150 2 300 × 300 × 300 SUS排気口
更衣室1・2	YHS	150	200 × 200	1	400 × 400 × 300	排気内貼	HS 150 200 × 200 1 400 × 400 × 300 排気内貼
更衣室(男)	YHS	165	200 × 200	2	400 × 400 × 300	排気内貼	HS 185 200 × 200 2 400 × 400 × 300 排気内貼
更衣室(女)	YHS	165	200 × 200	2	400 × 400 × 300	排気内貼	HS 230 250 × 250 2 400 × 400 × 300 排気内貼
食堂	YHS	370	300 × 300	1	500 × 500 × 300	排気内貼	HS 373 300 × 300 4 500 × 500 × 300 排気内貼
図書	YHS	480	350 × 350	1	500 × 500 × 300	排気内貼	HS 355 300 × 300 2 500 × 500 × 300 排気内貼
大会議室A・B	YHS	249	250 × 250	6	400 × 400 × 300	排気内貼	HS 460 300 × 300 2 500 × 500 × 300 排気内貼
小会議室	YHS	178	200 × 200	4	400 × 400 × 300	排気内貼	HS 415 300 × 300 2 500 × 500 × 300 排気内貼
研修室A	YHS	170	200 × 200	1	400 × 400 × 300	排気内貼	HS 444 2500 ⁴ 1 2800 × 300 × 300 排気内貼
研修室B	YHS	225	2000 ⁴	2	2300 × 300 × 300	排気内貼	HS 193 1000 ⁴ 1 1300 × 300 × 300 排気内貼
研修室C	YHS	225	300 × 300	1	400 × 400 × 300	排気内貼	HS 208 300 × 300 1 400 × 400 × 300 排気内貼
研修室D	YHS	482	2500 ⁴	1	2800 × 300 × 300	排気内貼	HS 444 2500 ⁴ 1 2800 × 300 × 300 排気内貼
研修室E	YHS	193	1000 ⁴	1	1300 × 300 × 300	排気内貼	HS 178 1000 ⁴ 1 1300 × 300 × 300 排気内貼
研修室F	YHS	208	300 × 300	1	400 × 400 × 300	排気内貼	HS 215 300 × 300 1 400 × 400 × 300 排気内貼
研修室G	YHS	444	2500 ⁴	1	2800 × 300 × 300	排気内貼	HS 323 2000 ⁴ 2 2300 × 300 × 300 排気内貼
研修室H	YHS	178	1000 ⁴	1	1300 × 300 × 300	排気内貼	HS 430 300 × 300 2 500 × 500 × 300 排気内貼
研修室I	YHS	215	300 × 300	1	400 × 400 × 300	排気内貼	HS 430 300 × 300 2 500 × 500 × 300 排気内貼
研修室J	YHS	323	2000 ⁴	2	2300 × 300 × 300	排気内貼	HS 430 300 × 300 2 500 × 500 × 300 排気内貼

* 排気内貼仕様: 0825⁴ガラスクロス

チャンパー表

記号	名称	サイズ	数量
SA	チャンパー	850 × 1000 × 1050	1

 ※ 図内VCは原形フード付ベンドキャップ(アルミ製・ガラリ付)を示す
※ 図内MSは中層取付型電動シャッターを示し、換気扇・ダクト・ファン類とする
※ は実量表を参照
※ は天井取付口(450⁴)を示す(別途図面参照)



しゅん 功 図	
工事名	仮称 夜間急病センター等複合施設新築空調設備工事
図面名称	2 階 平 面 図 1/100
設計者	三浦・テクノ設計・村田建築設計事務所 TEL(011)741-4645 代表者 三浦 隆 設計者 村田 隆 設計者 金子 光 郎
工 期	着手 平成 14 年 7 月 31 日 しゅん 功 平成 16 年 3 月 12 日

機械器具表

記号	名称	仕様	数量
DF-9	中間ダクトファン	ストレート型シロッコファン 1200m ³ /h	1
DF-17	中間ダクトファン	ストレート型シロッコファン 300m ³ /h	2
DF-23	中間ダクトファン	ストレート型シロッコファン 120m ³ /h	2
CF-3	天井通込換気装置	低騒音型	300m ³ /h 1
CF-4	天井通込換気装置	低騒音型	400m ³ /h 1

実風量装置表

室名	記号	実風量 (m ³ /h)	台数
受付ロビー系	VAV-6	1330	2
診察室	VAV-2	250	2
検査室 3	VAV-1	160	2
検査室 2	VAV-1	180	2
検査室 1	VAV-2	210	2
札幌市食品衛生協会	VAV-2	240	2
試験室	VAV-2	370	2
事務室系	VAV-9	5700	2
危機管理対策室	VAV-3	460	2
カンファレンス室	VAV-3	480	2
更衣室 (男)	VAV-3	540	2
更衣室 (女)	VAV-2	400	2
倉庫	VAV-1	100	2
所長室	VAV-1	340	2


定風量装置表

室名	記号	定風量 (m ³ /h)	台数
廊下	CAV-3	500	5
廊下 (検査室側)	CAV-1	130	2


制気口表

室 名	吸 出 口						吸 込 口					
	名 稱	風 量 (m³/h)	寸 法	数 量	ボ ッ ク ス		名 稱	風 量 (m³/h)	寸 法	数 量	ボ ッ ク ス	
					サイ ズ	備 考					サイ ズ	備 考
受 付 ロ ビ ー	VHS	255	200 × 200	6	400 × 400 × 300	消音内貼	HS	219	200 × 200	7	400 × 400 × 300	消音内貼
診 察 室	VHS	250	250 × 250	1	400 × 400 × 300	消音内貼	HS	250	250 × 250	1	400 × 400 × 300	消音内貼
検 査 室 3	VHS	150	200 × 200	1	400 × 400 × 300	消音内貼	HS	150	200 × 200	1	400 × 400 × 300	消音内貼
検 査 室 2	VHS	180	200 × 200	1	400 × 400 × 300	消音内貼	HS	180	200 × 200	1	400 × 400 × 300	消音内貼
検 査 室 1	VHS	240	250 × 250	1	400 × 400 × 300	消音内貼	HS	240	250 × 250	1	400 × 400 × 300	消音内貼
廊 下	VHS	500	300 × 300	5	500 × 500 × 300	消音内貼						
廊 下 (検 査 室 側)	VHS	130	150 × 150	1	300 × 300 × 300	消音内貼	HS	130	150 × 150	1	300 × 300 × 300	消音内貼
札幌市食品衛生協会	VHS	250	250 × 250	1	400 × 400 × 300	消音内貼	HS	250	250 × 250	1	400 × 400 × 300	消音内貼
試 験 室	VHS	370	300 × 300	1	500 × 500 × 300	消音内貼	HS	185	200 × 200	2	400 × 400 × 300	消音内貼
女 子 便 所							HS	260	200 × 200	2	400 × 400 × 300	消音内貼
多 目 的 便 所							HS	200	200 × 200	1	400 × 400 × 300	消音内貼
男 子 便 所							HS	250	200 × 200	2	400 × 400 × 300	消音内貼
事 務 室	VHS	475	300 × 300	8	500 × 500 × 300	消音内貼	HS	317	250 × 250	18	400 × 400 × 300	消音内貼
"	BL-S	425	2500 ^Δ	4	2600 × 200 × 300	消音内貼						
"	BL-S	200	1000 ^Δ	1	1100 × 200 × 300	消音内貼						
倉 庫	VHS	100	150 × 150	1	300 × 300 × 300	消音内貼	HS	100	150 × 150	1	300 × 300 × 300	消音内貼
サ ー バ ー 室	VHS	120	200 × 200	1	400 × 400 × 300	消音内貼	HS	120	200 × 200	1	400 × 400 × 300	消音内貼
危機管理対策室	VHS	230	250 × 250	1	400 × 400 × 300	消音内貼	HS	230	250 × 250	2	400 × 400 × 300	消音内貼
"	BL-S	230	1000 ^Δ	1	1100 × 200 × 300	消音内貼						
所 長 室	BL-S	170	1000 ^Δ	2	1100 × 200 × 300	消音内貼	HS	340	300 × 300	1	500 × 500 × 300	消音内貼
カンファレンス室	VHS	480	350 × 350	1	500 × 500 × 300	消音内貼	HS	245	250 × 250	2	400 × 400 × 300	消音内貼
更衣室 (男)	VHS	270	250 × 250	2	400 × 400 × 300	消音内貼	HS	270	250 × 250	2	400 × 400 × 300	消音内貼
更衣室 (男)							HS	200	200 × 200	1	300 × 300 × 300	SUS鋼板製
更衣室 (女)	VHS	400	300 × 300	1	500 × 500 × 300	消音内貼	HS	200	200 × 200	2	400 × 400 × 300	消音内貼
更衣室 (女)							HS	200	200 × 200	1	300 × 300 × 300	SUS鋼板製

※ 消音内貼仕様 GR25・ガラスクロス

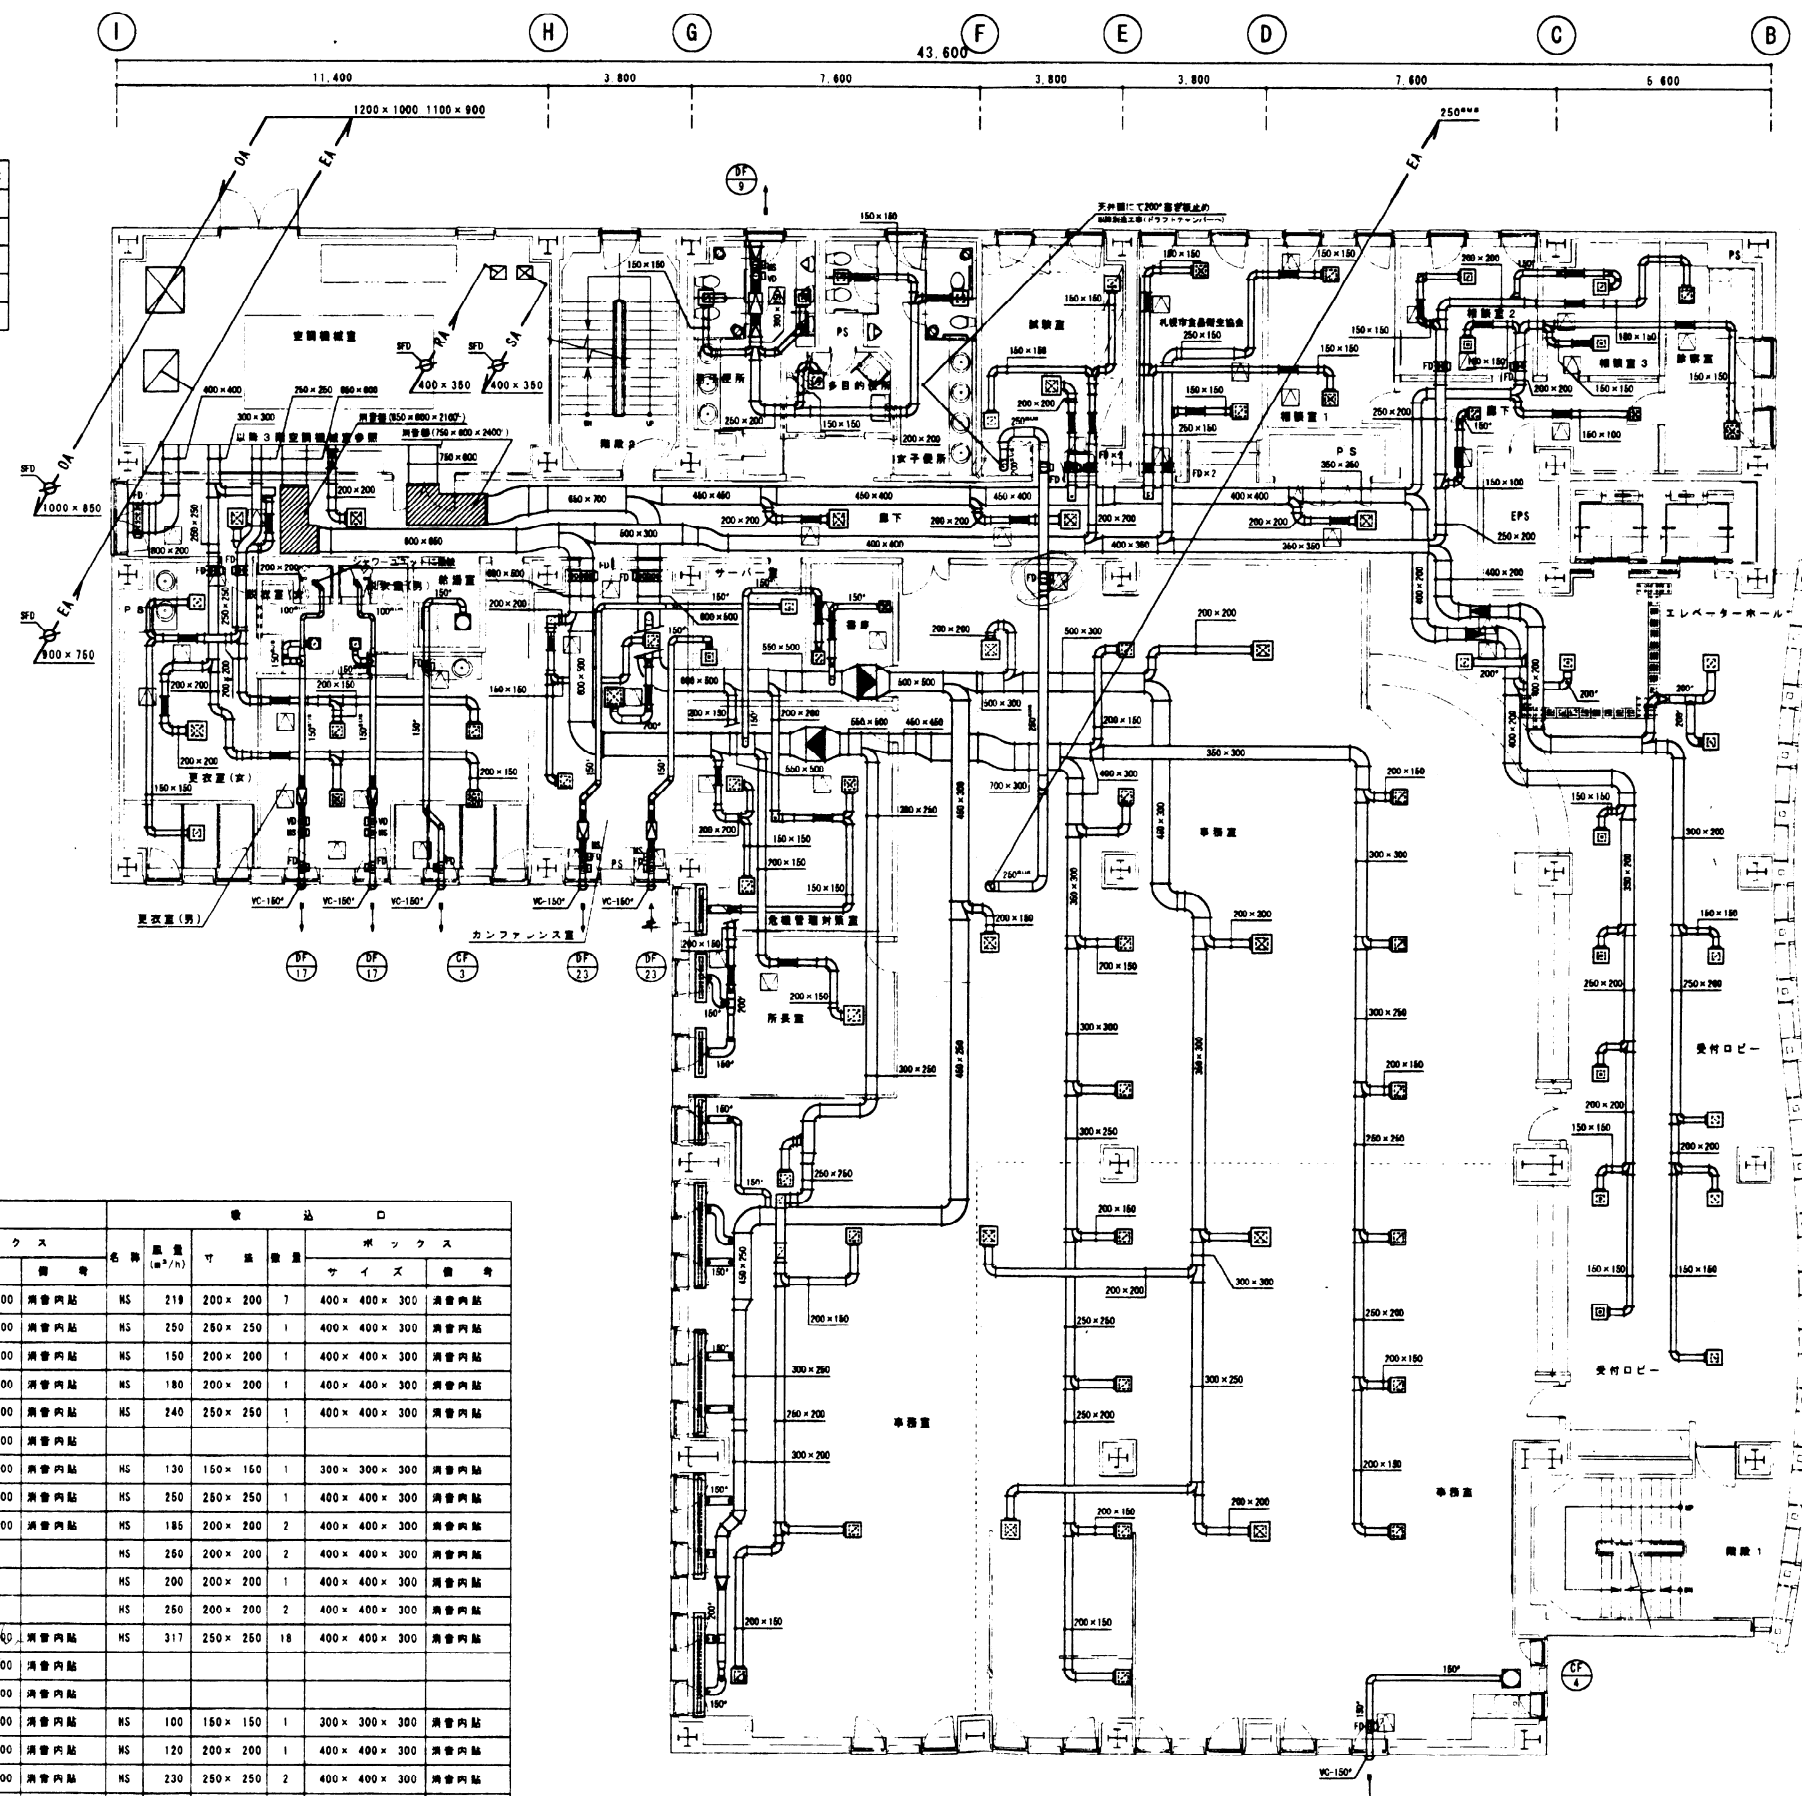

 ※ 室内VCは吸込フード付ベンドキャップ(アルミ・ガラリ付)を示す
※ 廊下Mは中間取付型電動シャッターを示し、換気扇・ダクト・ファン付品とする
※ は実風量装置を示す
※ は定風量装置を示す
※ は天井点検口(450^Δ)を示す(別途設置工事)



しゅん 功 図	
工事名	飯塚 夜間急病センター等複合施設新築空調設備工事
図面名称	3 階 平 面 図 1/100
調 査 人	三井、テクノ設計、村田特定共同企業体 代表者 三 井 物 産 株 式 有 限 公 司 調査代理人 金子 光 博
工 期	星 平 平成 14 年 7 月 31 日 しゅん 功 平成 16 年 3 月 12 日

機械器具表

記号	名	仕	量	単位
BF-8	中間ダクトファン	ストレート型シロッコファン	1200m ³ /h	1
BF-10	中間ダクトファン	ストレート型シロッコファン	1300m ³ /h	1
BF-11	中間ダクトファン	ストレート型シロッコファン	1500m ³ /h	1
BF-14	中間ダクトファン	ストレート型シロッコファン	7000m ³ /h	1
BF-16	中間ダクトファン	ストレート型シロッコファン	500m ³ /h	2
BF-27	中間ダクトファン	ストレート型シロッコファン	1500m ³ /h	2
PF-3	有圧換気扇	換気扇	4000m ³ /h	1
RF-1	レンジフードファン	厨房 水平分岐式自然吸込型	450m ³ /h	2
CF-2	天井埋込型換気扇	換気扇	200m ³ /h	1
CF-3	天井埋込型換気扇	換気扇	300m ³ /h	1


ガラスボックス

記号	名	サイズ	量	単位
1	ガラスボックス	1620×1200×150	1	個
2	ガラスボックス	900×786×150	1	個

制気口表

室 名	吸 出 口					吸 込 口				
	名 称	風 量 (m³/h)	寸 法	数 量	ボ ッ ク ス	名 称	風 量 (m³/h)	寸 法	数 量	ボ ッ ク ス
					サイ ズ					備 考
待 合 い ・ E V ホ ー ル	VHS	185	200×200	2	400×400×300 消音内貼	HS	370	250×250	1	400×400×300 消音内貼
デ ィ ル ー ム	VHS	183	200×200	4	400×400×300 消音内貼	HS	183	200×200	4	400×400×300 消音内貼
調 理 室	VHS	623	400×400	4	600×600×400 消音内貼	HS	623	400×400	4	600×600×400 消音内貼
車 庫 室	VHS	308	250×250	5	400×400×300 消音内貼	HS	308	250×250	5	400×400×300 消音内貼
*	VHS	130	200×200	1	400×400×300 消音内貼	HS	130	200×200	1	400×400×300 消音内貼
電 話 機 室	VHS	320	300×300	1	500×500×300 消音内貼	HS	320	300×300	1	500×500×300 消音内貼
更 衣 室 (女)						HS	200	200×200	1	400×400×300 SUS鋼板裏
シャ ー ワ ー 室 (女)						HS	150	150×150	1	300×300×300 SUS鋼板裏
更 衣 室 (男)						HS	200	200×200	1	400×400×300 SUS鋼板裏
シャ ー ワ ー 室 (男)						HS	150	150×150	1	300×300×300 SUS鋼板裏
廊 下	VHS	525	300×300	8	500×500×300 消音内貼					
資 料 室	VHS	170	200×200	1	400×400×300 消音内貼	HS	170	200×200	1	400×400×300 消音内貼
図 書 室	VHS	100	200×200	2	400×400×300 消音内貼	HS	200	300×300	1	500×500×300 消音内貼
市 民 図 書 コ ー ナ ー	VHS	110	150×150	1	300×300×300 消音内貼	HS	110	150×150	1	300×300×300 消音内貼
調 理 室 1	VHS	190	200×200	1	400×400×300 消音内貼	HS	190	200×200	1	400×400×300 消音内貼
調 理 室 2	VHS	190	200×200	1	400×400×300 消音内貼	HS	190	200×200	1	400×400×300 消音内貼
多 量 的 室	VHS	475	350×350	2	500×500×300 消音内貼	HS	950	450×450	1	600×600×400 消音内貼
工 業 室	VHS	515	350×350	2	500×500×300 消音内貼	HS	1030	500×500	1	700×700×400 消音内貼
工 業 室 (DF-10)						HS	1300	550×550	1	700×700×500 RW50°外貼
工 業 室 ・ 廊 下	VHS	1500	550×550	1	700×700×600 消音内貼	HS	1500	550×550	1	700×700×600 消音内貼
応 接 室	VHS	110	150×150	1	300×300×300 消音内貼	HS	110	150×150	1	300×300×300 消音内貼
会 議 室	VHS	248	250×250	4	400×400×300 消音内貼	HS	495	350×350	2	500×500×300 消音内貼
調 理 室 2	VHS	120	200×200	1	400×400×300 消音内貼	HS	120	200×200	1	400×400×300 消音内貼
調 理 室 1	VHS	120	200×200	1	400×400×300 消音内貼	HS	120	200×200	1	400×400×300 消音内貼
診 察 室 3	VHS	180	200×200	1	400×400×300 消音内貼	HS	180	200×200	1	400×400×300 消音内貼
心 電 図 室	VHS	170	200×200	1	400×400×300 消音内貼	HS	170	200×200	1	400×400×300 消音内貼
診 察 室 2	VHS	170	200×200	1	400×400×300 消音内貼	HS	170	200×200	1	400×400×300 消音内貼
調 理 室 2	VHS	170	200×200	1	400×400×300 消音内貼	HS	170	200×200	1	400×400×300 消音内貼
調 理 室 1	VHS	220	250×250	1	400×400×300 消音内貼	HS	220	250×250	1	400×400×300 消音内貼
診 察 室 1	VHS	250	250×250	1	400×400×300 消音内貼	HS	250	250×250	1	400×400×300 消音内貼
調 理 室 1	VHS	150	200×200	1	400×400×300 消音内貼	HS	150	200×200	1	400×400×300 消音内貼
調 理 室 2	VHS	220	200×200	1	400×400×300 消音内貼	HS	220	200×200	1	400×400×300 消音内貼
調 理 室 3						HS	750	400×400	2	600×600×400 消音内貼
工 業 室 ・ 廊 下	VHS	1500	550×550	1	700×700×400 消音内貼	HS	1500	550×550	1	700×700×500 消音内貼
女 子 便 所						HS	250	200×200	2	400×400×300 消音内貼
多 量 的 便 所						HS	200	200×200	1	400×400×300 消音内貼
男 子 便 所						HS	250	200×200	2	400×400×300 消音内貼
調 理 室	VHS	1167	600×250	6						

※ 消音内貼仕様 0B25・ガラスクロス

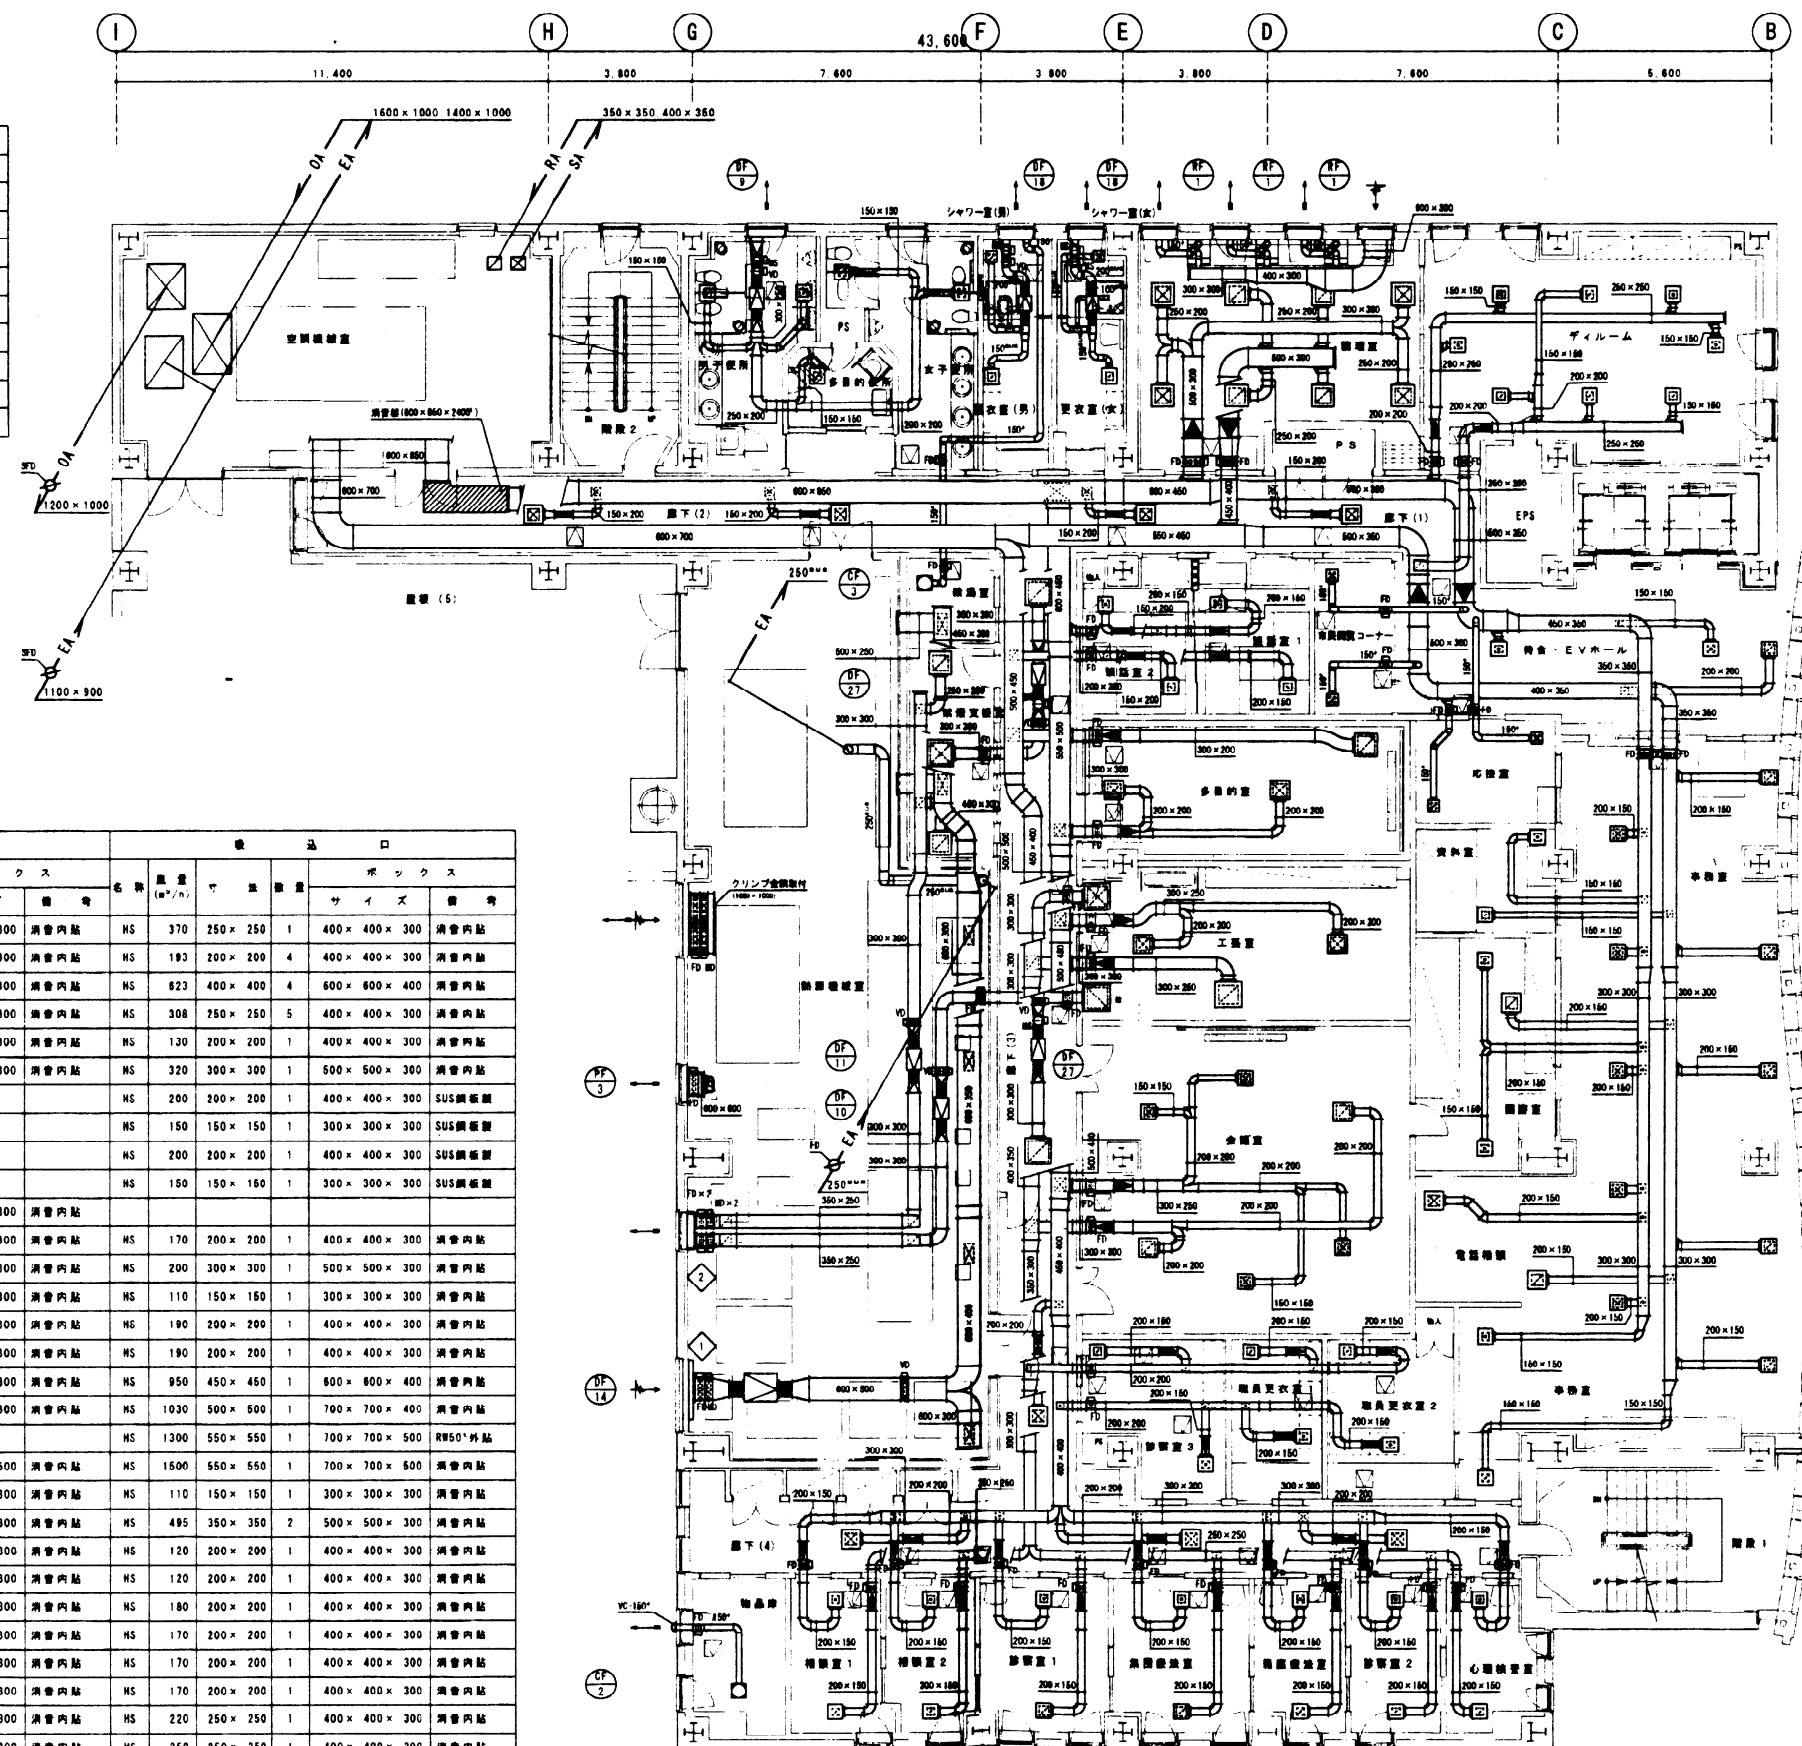


定風量設備表

室名	記号	定風量 (m ³ /h)	台数
デイルーム	VAV-4	770	2
調 理 室	VAV-8	2480	2
待合ロビー・事務室	VAV-8	2950	2
調 理 室 1	VAV-1	190	2
調 理 室 2	VAV-1	190	2
多 量 的 室	VAV-5	950	2
工 業 室	VAV-5	1030	2
会 議 室	VAV-5	990	2
調 理 室 1	VAV-1	120	2
調 理 室 2	VAV-1	120	2
診 察 室 3	VAV-1	180	2
心 電 図 室	VAV-1	170	2
診 察 室 2	VAV-1	170	2
調 理 室 2	VAV-1	170	2
調 理 室 1	VAV-2	250	2
調 理 室 1	VAV-1	150	2
調 理 室 2	VAV-1	220	2

定風量設備表

室名	記号	定風量 (m ³ /h)	台数
調 理 室	VAV-4	525	8

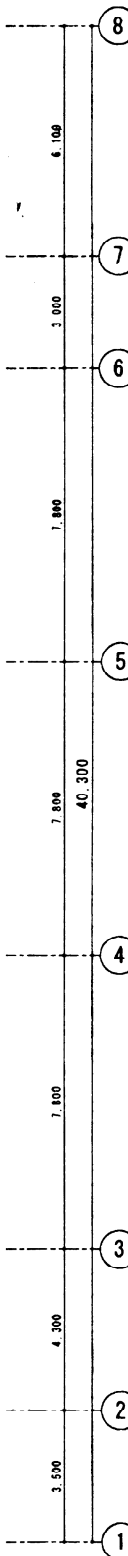

(WEST 19)

し ゅ ん 功 能	
工 事 名	仮称 夜間急病センター等複合施設新築空調設備工事
図面名称	4 階 平 面 図
縮 尺	1/100
請 負 人	三協・テクノ・環境・林研特定共同企業体 代表者 三 協 興 業 有 限 公 司 副代表者 金 子 光 博
TEL	(011)741-4666
工 期	起 工 日 平成 14 年 7 月 31 日 竣 工 日 平成 16 年 3 月 12 日

※ 室内VCはレンジフード付ベンドキャップ(アルミ製・ガラス付)を要す
※ 室内MSは中間型付電動シャッターを要し、換気扇・ダクト・ファン付製品とする※ 定風量設備を要す
※ 定風量設備を要す
※ 定風量設備を要す0 1 2 3 4 5
1/100

機械器具表

記号	名称	仕様	数量
DF-2	中風ダクトファン	ストレート型シロッコファン 200mm ² /h	2
DF-6	中風ダクトファン	ストレート型シロッコファン 700mm ² /h	1
DF-7	中風ダクトファン	ストレート型シロッコファン 900mm ² /h	2
DF-8	中風ダクトファン	ストレート型シロッコファン 1000mm ² /h	1
DF-17	中風ダクトファン	ストレート型シロッコファン 300mm ² /h	1
DF-24	中風ダクトファン	ストレート型シロッコファン 200mm ² /h	2
DF-25	中風ダクトファン	ストレート型シロッコファン 300mm ² /h	1
DF-26	中風ダクトファン	ストレート型シロッコファン 700mm ² /h	1
DF-28	中風ダクトファン	ストレート型シロッコファン 600mm ² /h	1
RF-1	レンジフードファン	静圧 水平分岐式静圧入風機 450mm ² /h	1

定風量装置表

室名	記号	定風量 (m ³ /h)	台数
地域交流活動室・調理室兼用	VAV-5	970	2
地域交流活動室	VAV-3	490	2
事務室	VAV-2	390	2
会議室	VAV-1	180	2
静置室	VAV-2	180	2

定風量装置表

室名	記号	定風量 (m ³ /h)	台数
廊下 (2)	CAV-2	280	2


チャンパー表

記号	名称	サイズ	備考
RA	チャンパー	1100 × 600 × 2050	消費内貼 (6W25) 風量 2075m ³ /h


制気口表

室名	吸 出 口				吸 込 口			
	名称	風量 (m ³ /h)	寸法	数量	名称	風量 (m ³ /h)	寸法	数量
ホワイエ	KE	520	φ20	1	ボックス	HS	570	350 × 350
女子便所	BL-D	480	300φ	6	ボックス	HS	500	500 × 300
多目的便所					ボックス	HS	300	200 × 200
男子便所					ボックス	HS	350	250 × 250
調理室	VHS	480	350 × 350	1	ボックス	HS	480	350 × 350
脱衣室					ボックス	HS	200	200 × 200
便所 1					ボックス	HS	100	150 × 150
便所 2					ボックス	HS	100	150 × 150
廊下 (3)	BL-S	200	100φ	1	ボックス	HS	200	200 × 200
廊下 (1・2)	VHS	250	200 × 200	2	ボックス	HS	245	250 × 250
地域交流活動室	VHS	245	250 × 250	4	ボックス	HS	390	300 × 300
事務室	VHS	195	200 × 200	2	ボックス	HS	180	200 × 200
会議室	VHS	180	200 × 200	1	ボックス	HS	180	250 × 250
静置室	VHS	180	250 × 250	1	ボックス	HS	900	450 × 450
調理室 (DF-7)					ボックス	HS	900	450 × 450
調理室・廊下	VHS	900	450 × 450	1	ボックス	HS	250	200 × 200
廊下 (1・2)					ボックス	HS	100	150 × 150
廊下 (3・4)					ボックス	HS	100	150 × 150
廊下 (5)					ボックス	HS	200	150 × 150
廊下 (6)					ボックス	HS	350	300 × 150
調理室 (DF-28)					ボックス	HS	400	350 × 350
調理室・廊下	VHS	600	350 × 350	1	ボックス	HS	600	350 × 350




※ 消費内貼仕様 6W25・ガラスクロス

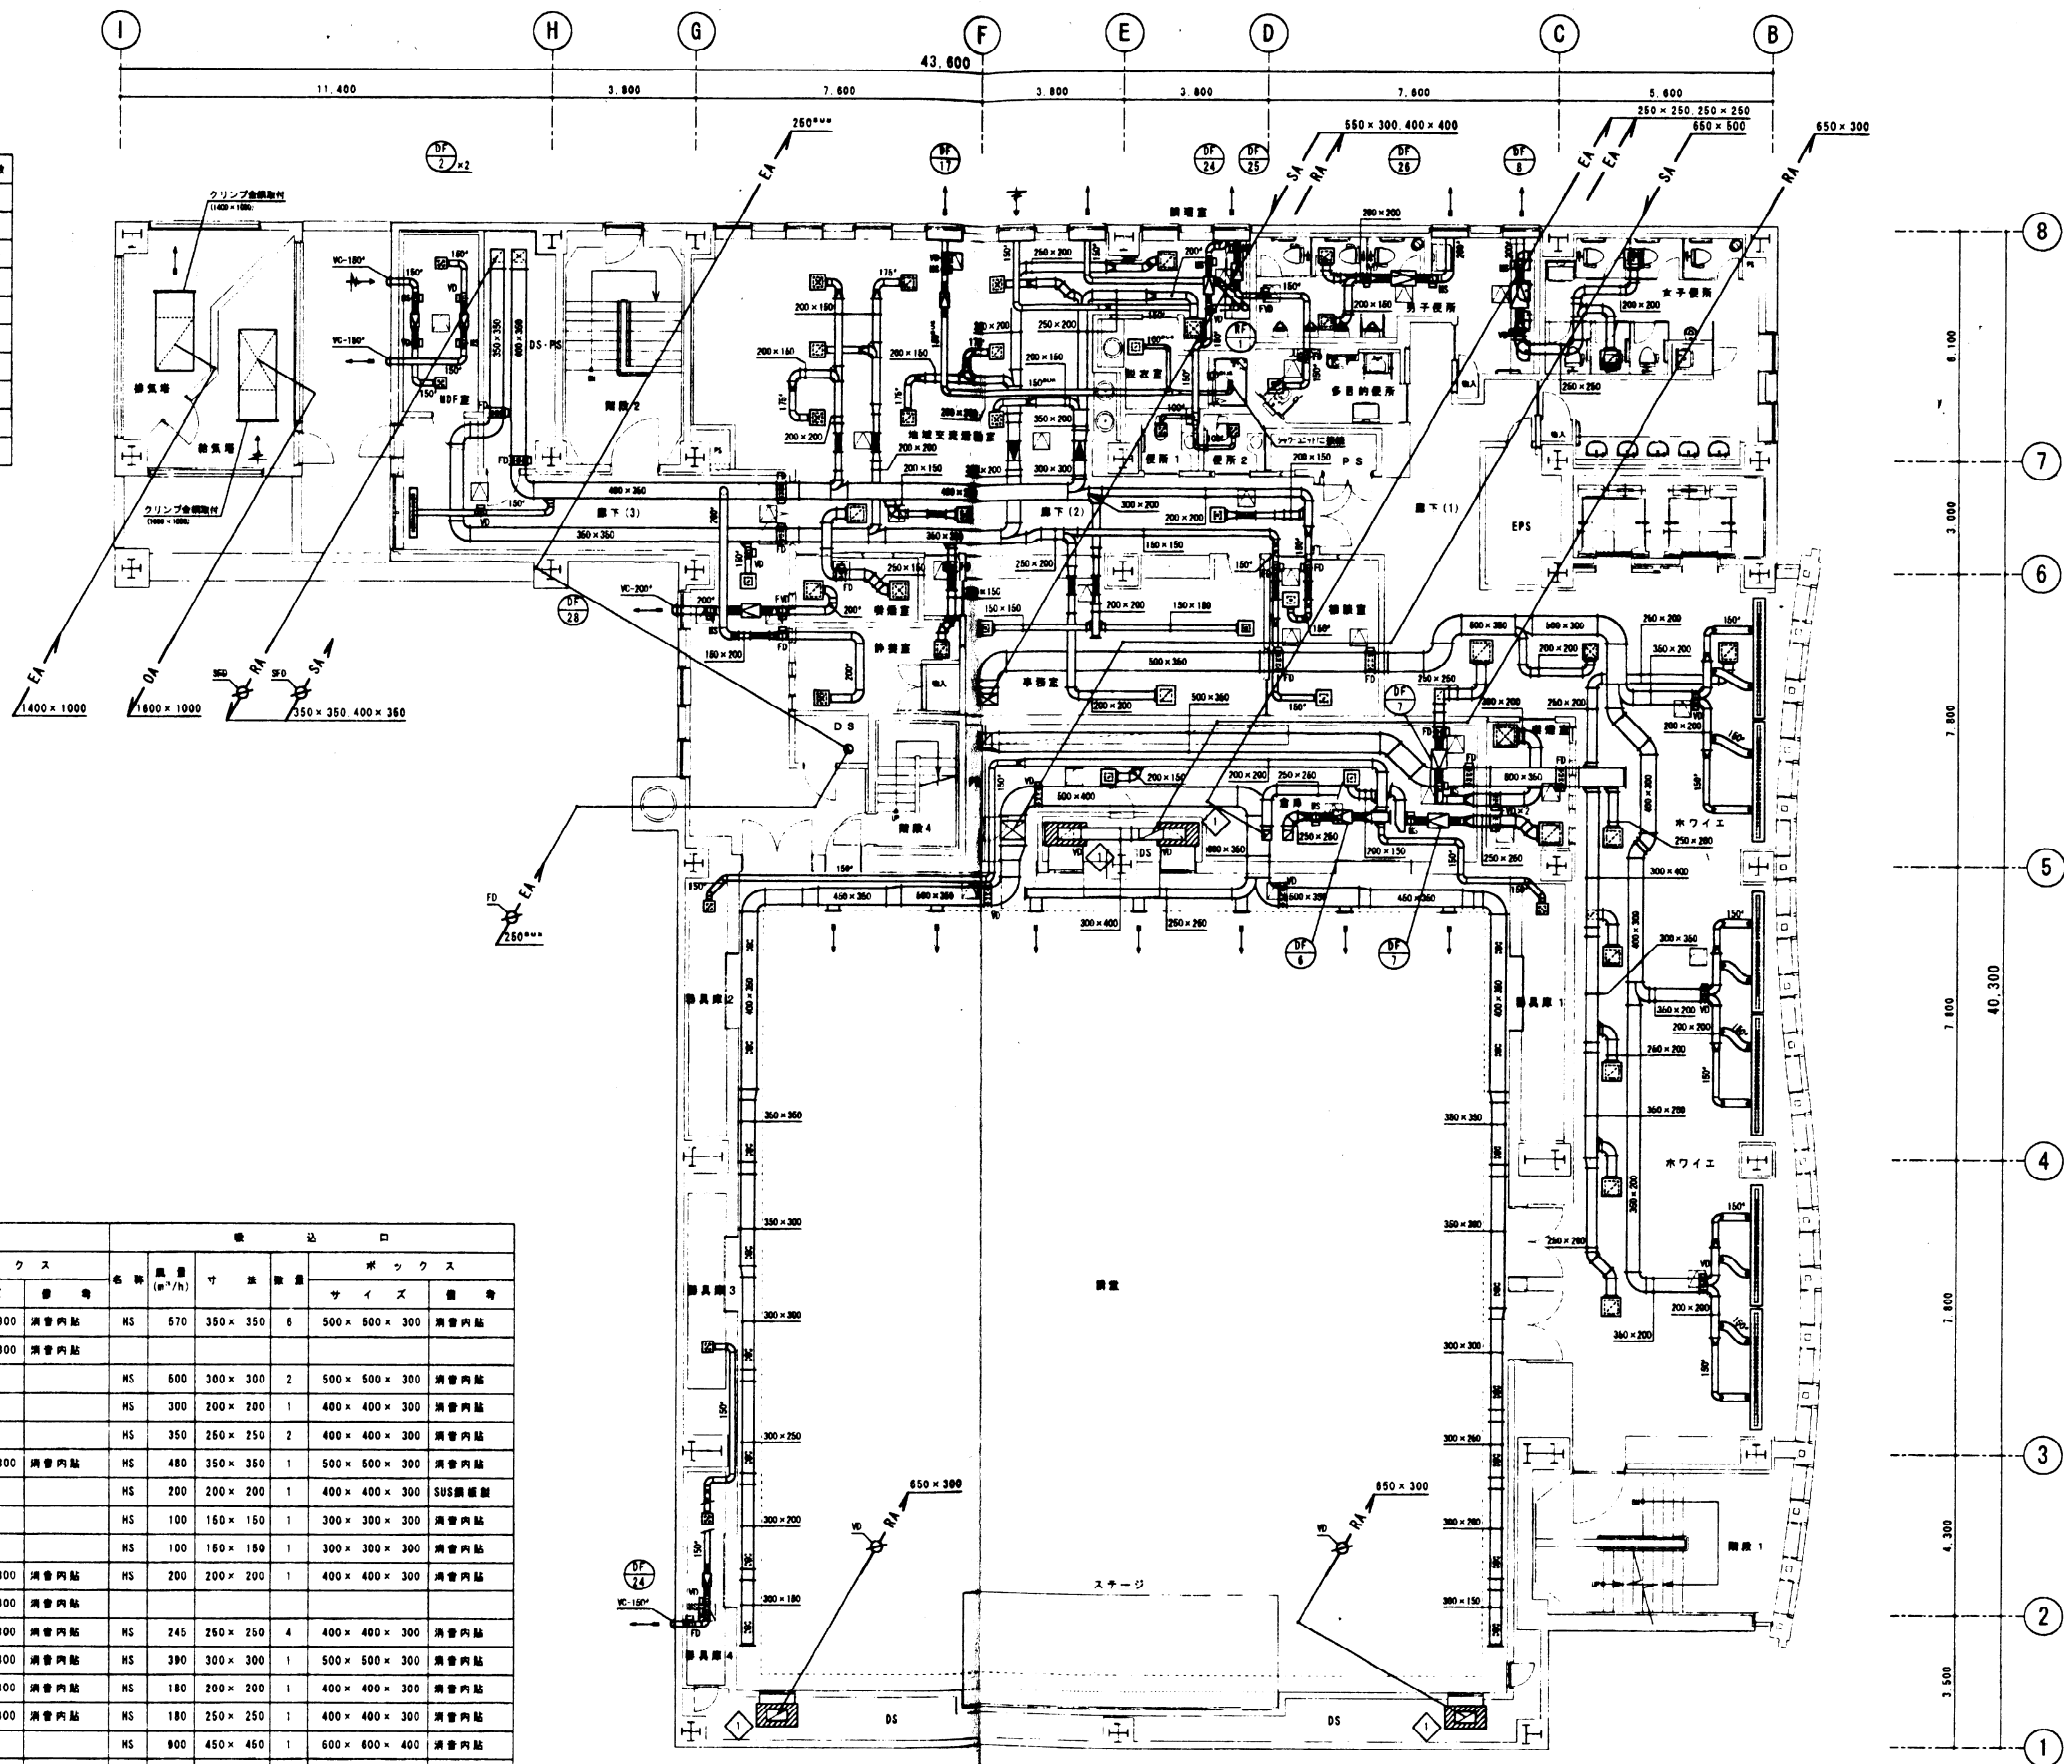

 ※ 図内VCは調理フード付ベンドキャップ(アルミ製・ガラリ付)を指す
 図内MSは中風取付電動シャッターを指す、換気扇・ダクトファン付風量とする
 ※は定風量装置を指す
 ※は天井吊り口(450°)を指す(別途設置工事)




しゅん 功 画			
工事名	飯塚 夜間急病センター等複合施設新築空調設備工事		
図面名称	5 階 平 面 図	縮尺	1/100
図 人	三 井 物 産 建 設 有 限 公 司 代表者 三 井 物 産 建 設 有 限 公 司 現場代理人 金子 光 博		
工 期	起 工 平成 14 年 7 月 31 日	竣 工	平成 16 年 3 月 12 日

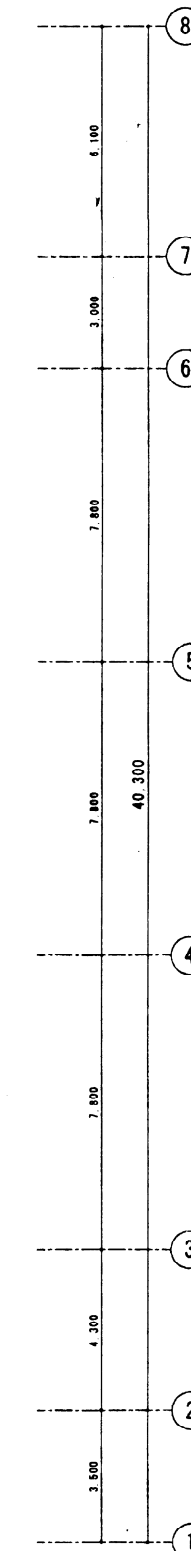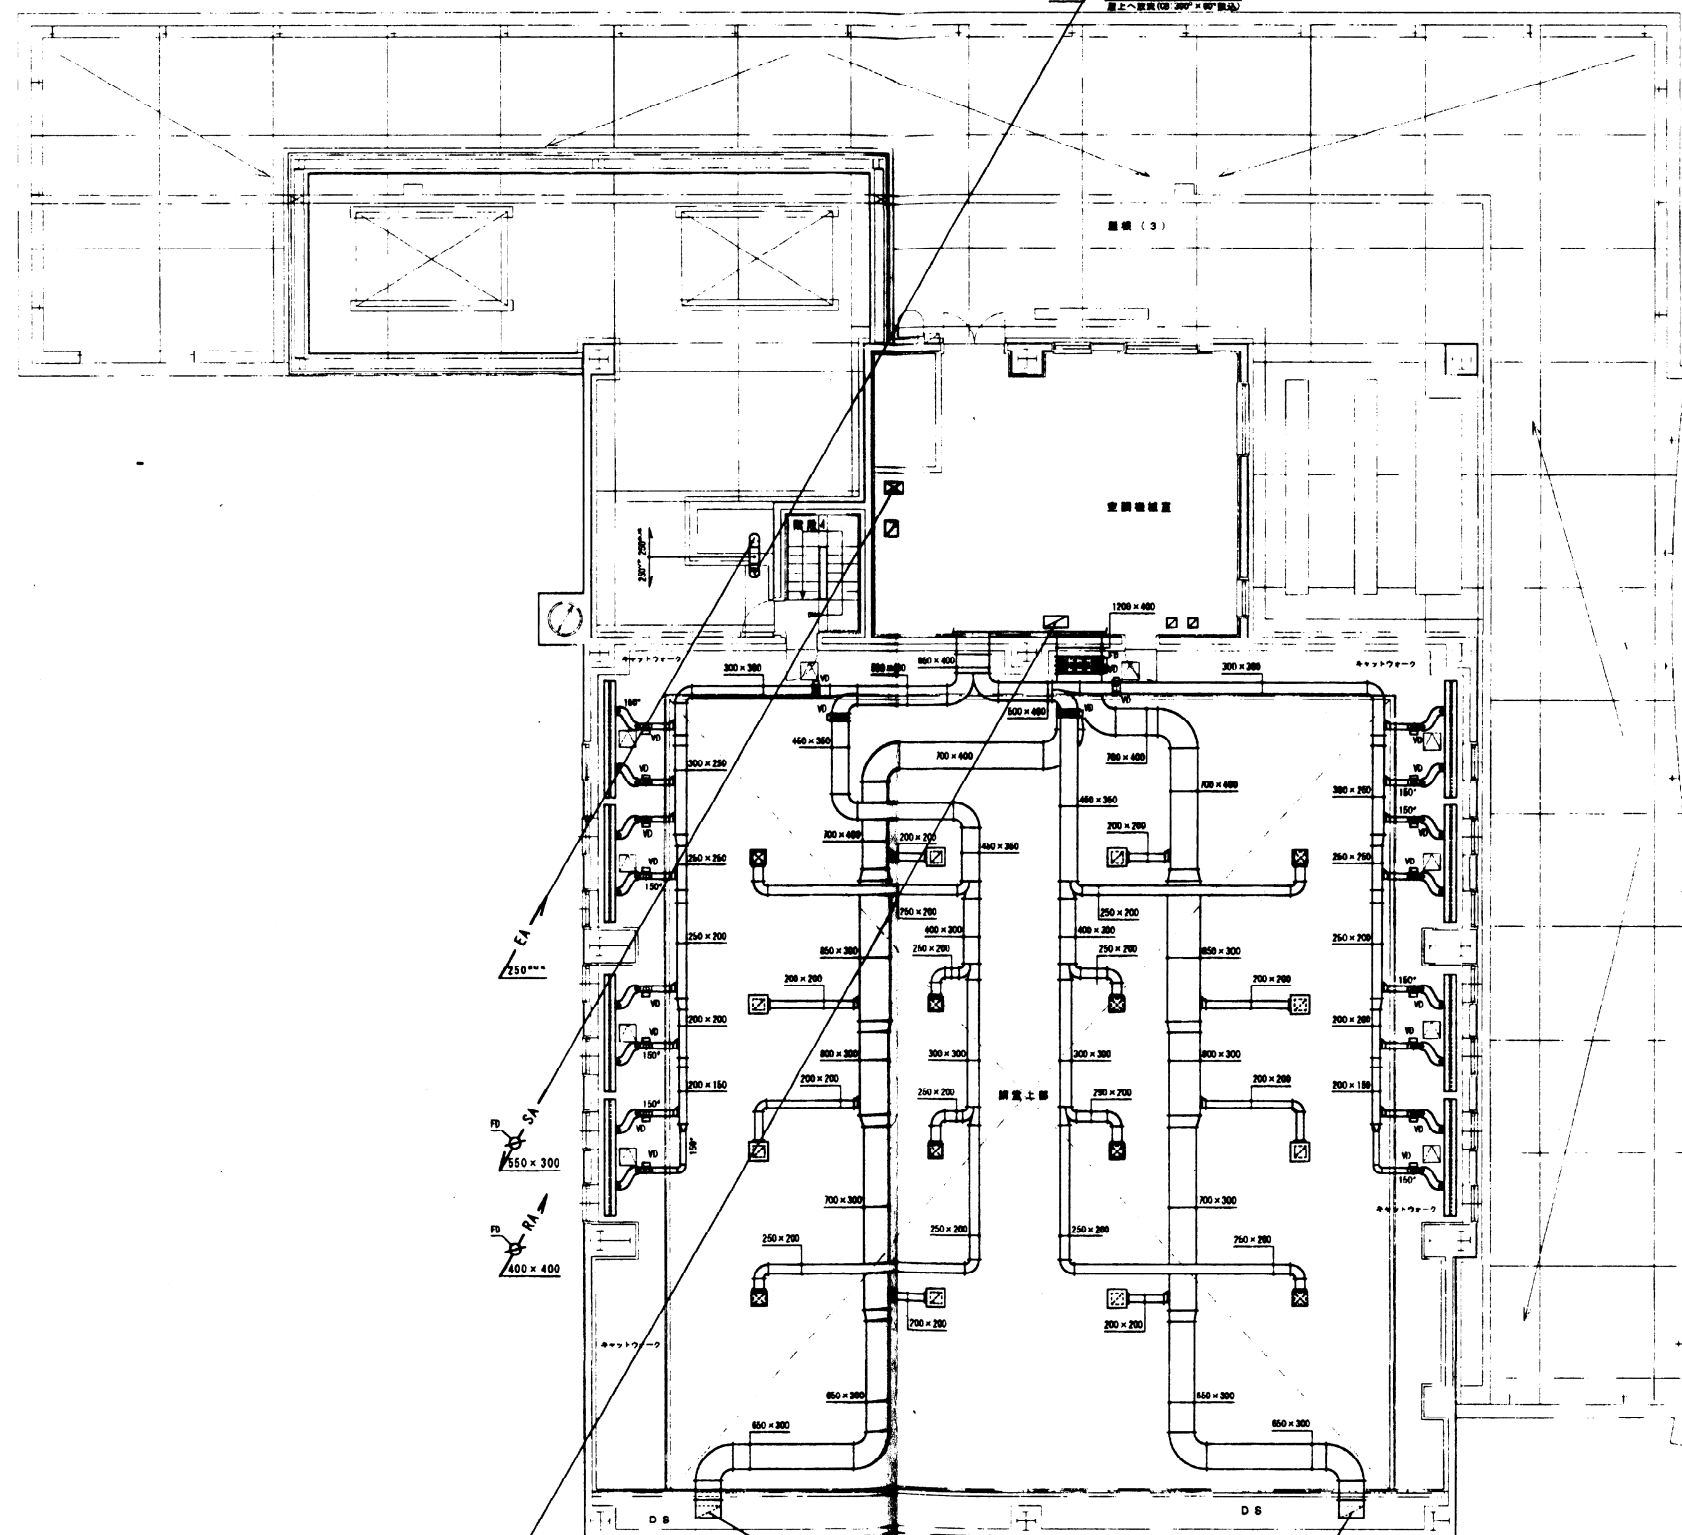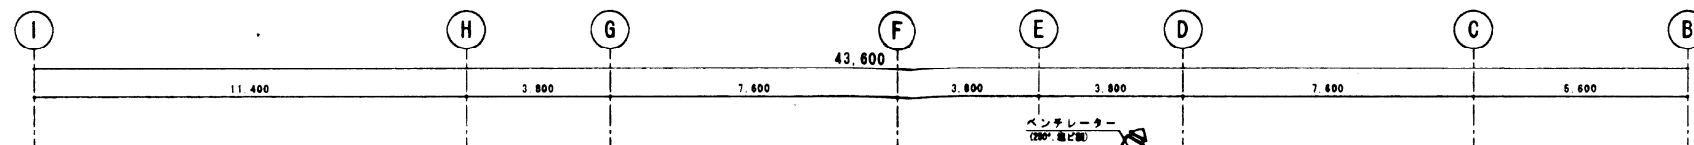


制気口表

室名	吹 出 口					吸 込 口						
	名称	風量 (m³/h)	寸 法	数量	ボ ッ ク ス		名称	風量 (m³/h)	寸 法	数量	ボ ッ ク ス	
					サ イ ズ	備 考					サ イ ズ	備 考
調 室	KE	711	220	8	400 × 400 × 300	消音内貼	HS	1000	300 × 300	8	500 × 500 × 300	消音内貼
"	BL-S	320	3000 ¹⁾	8	3100 × 300 × 300	消音内貼						

 ※ 消音内貼仕様 GR25・ガラスクロス



※ □ は天井直吸口 (450°) を示す (別途設置工事)

 

(WEST 10)

しゅん 功 図			
工事名	飯科 夜間急病センター等複合施設新築空調設備工事		
図面名称	R 階平面図	縮尺	1/100
設計者	三建・テクノ園和・村田特定共同企業体 代表者 三 建 設 株式会社 調製代理人 金子 光 博		
工 期	着手 平成 14 年 7 月 31 日 しゅん功 平成 16 年 3 月 12 日	監 査	11/14