
 
 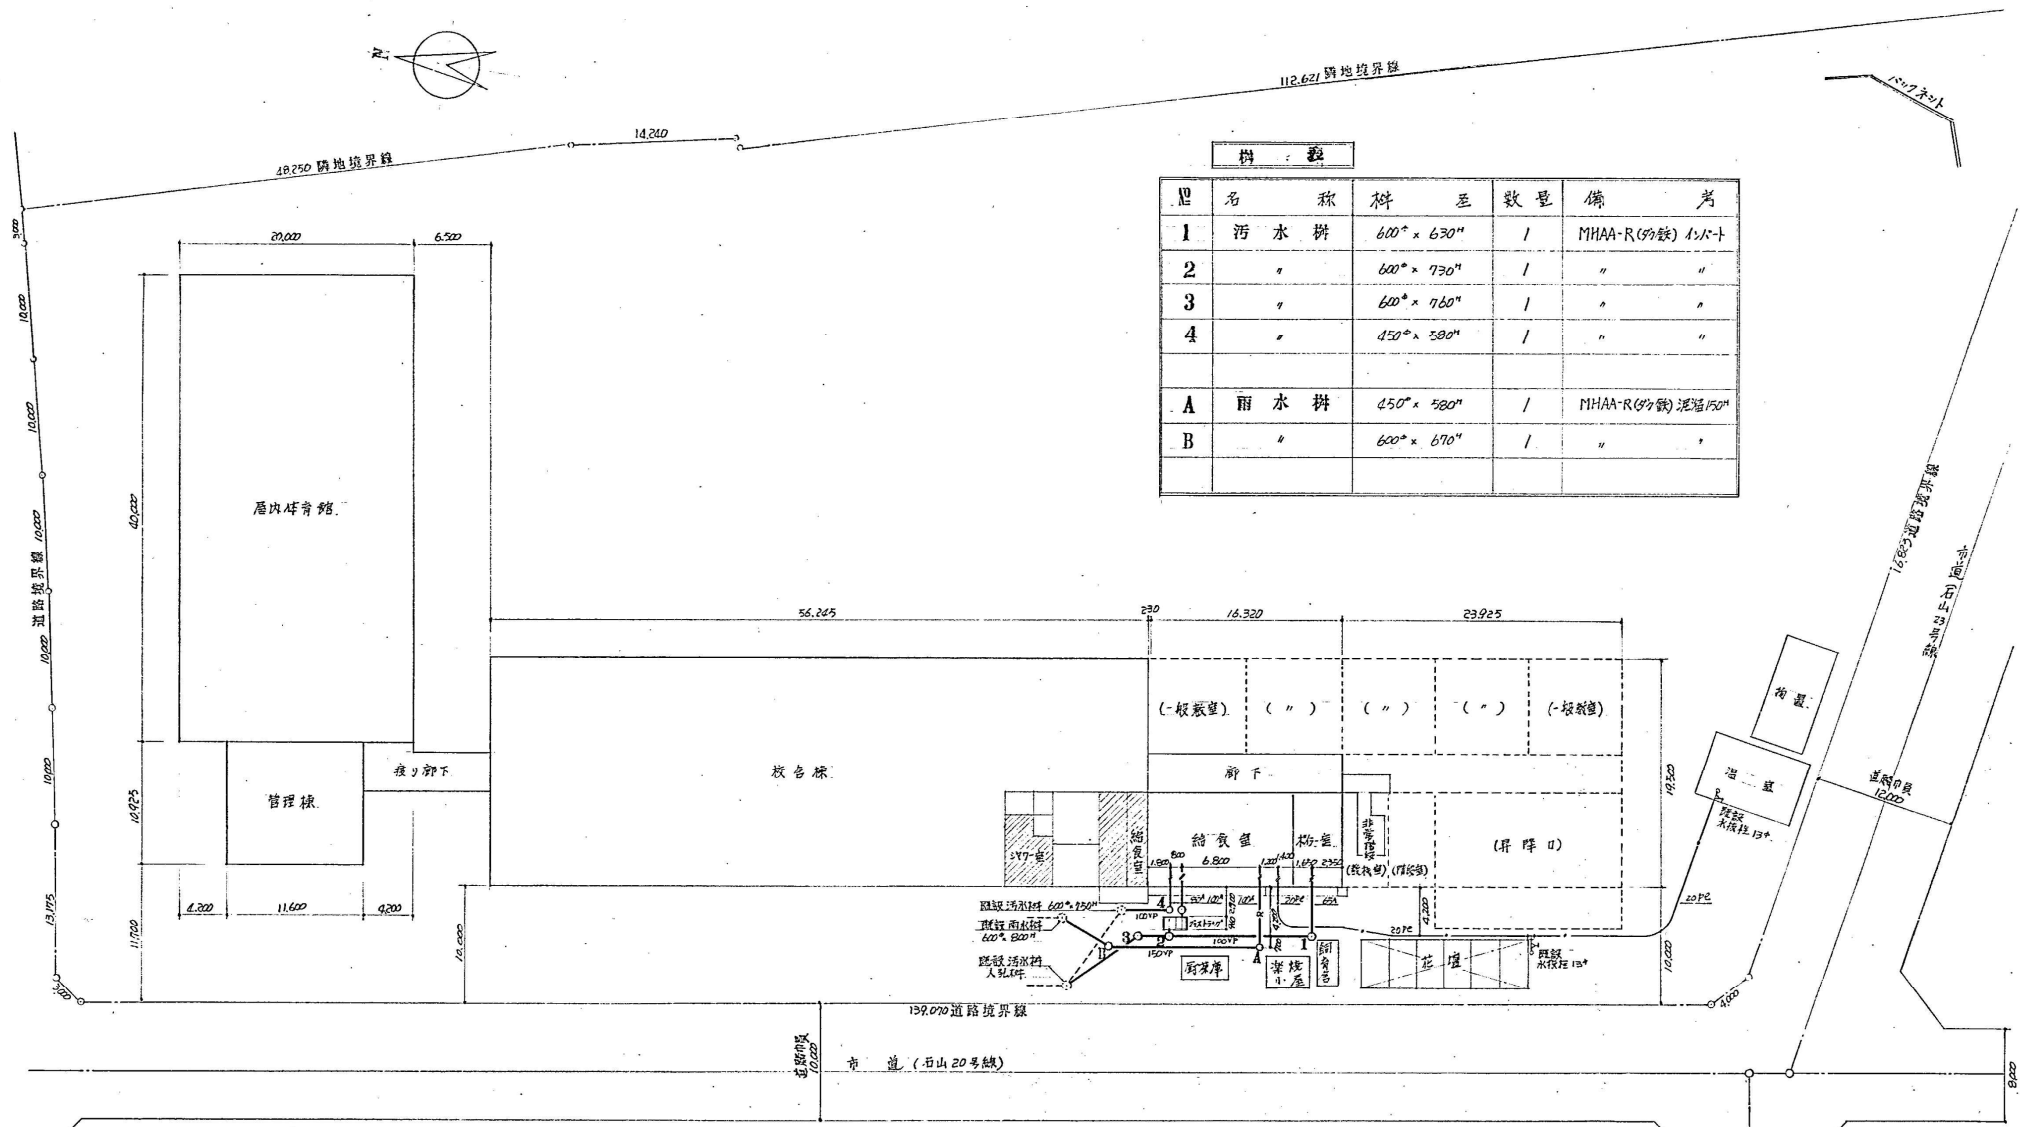




材料表				
№	名稱	料 至	數量	備 考
1	汚 水 井	600" x 630"	1	MHAA-R(砂鉄) 1/10-T
2	"	600" x 730"	1	" "
3	"	600" x 760"	1	" "
4	"	450" x 580"	1	" "
A	雨 水 井	450" x 580"	1	MHAA-R(砂鉄) 泥溜150"
B	"	600" x 670"	1	" "


- 凡 例
- ◻ 今期工事部分
 - ▨ 既設改修部分
 - ◻ 既存部分
 - 次期工事部分




屋外配管図 S1/330

竣 功 図

工事名 石山南小学校増築衛生設備工事		番 号 4/12
圖 名 屋外配管図		縮 尺 1/300
部 長		主任
製 図		作成
建設 山中配管工業所		札幌市中央区南13条西13丁目 TEL. 591-1233~4

 
樹 一 覽 表

 GVJIS 50th 同上 8型



札幌市立石山南小学校
工事期間 前記第55年6月6日
至前記第55年12月2日
現場代理人 広地 優


工事名	佐賀市山地区小学校 新築衛生棟附設農工事		図番	3
名称	給排水取配、配管図、屋外給排水図			
寸尺	S=1/500		年	月
図	設計	校図	写真	
株式会社 興北暖房工業所				

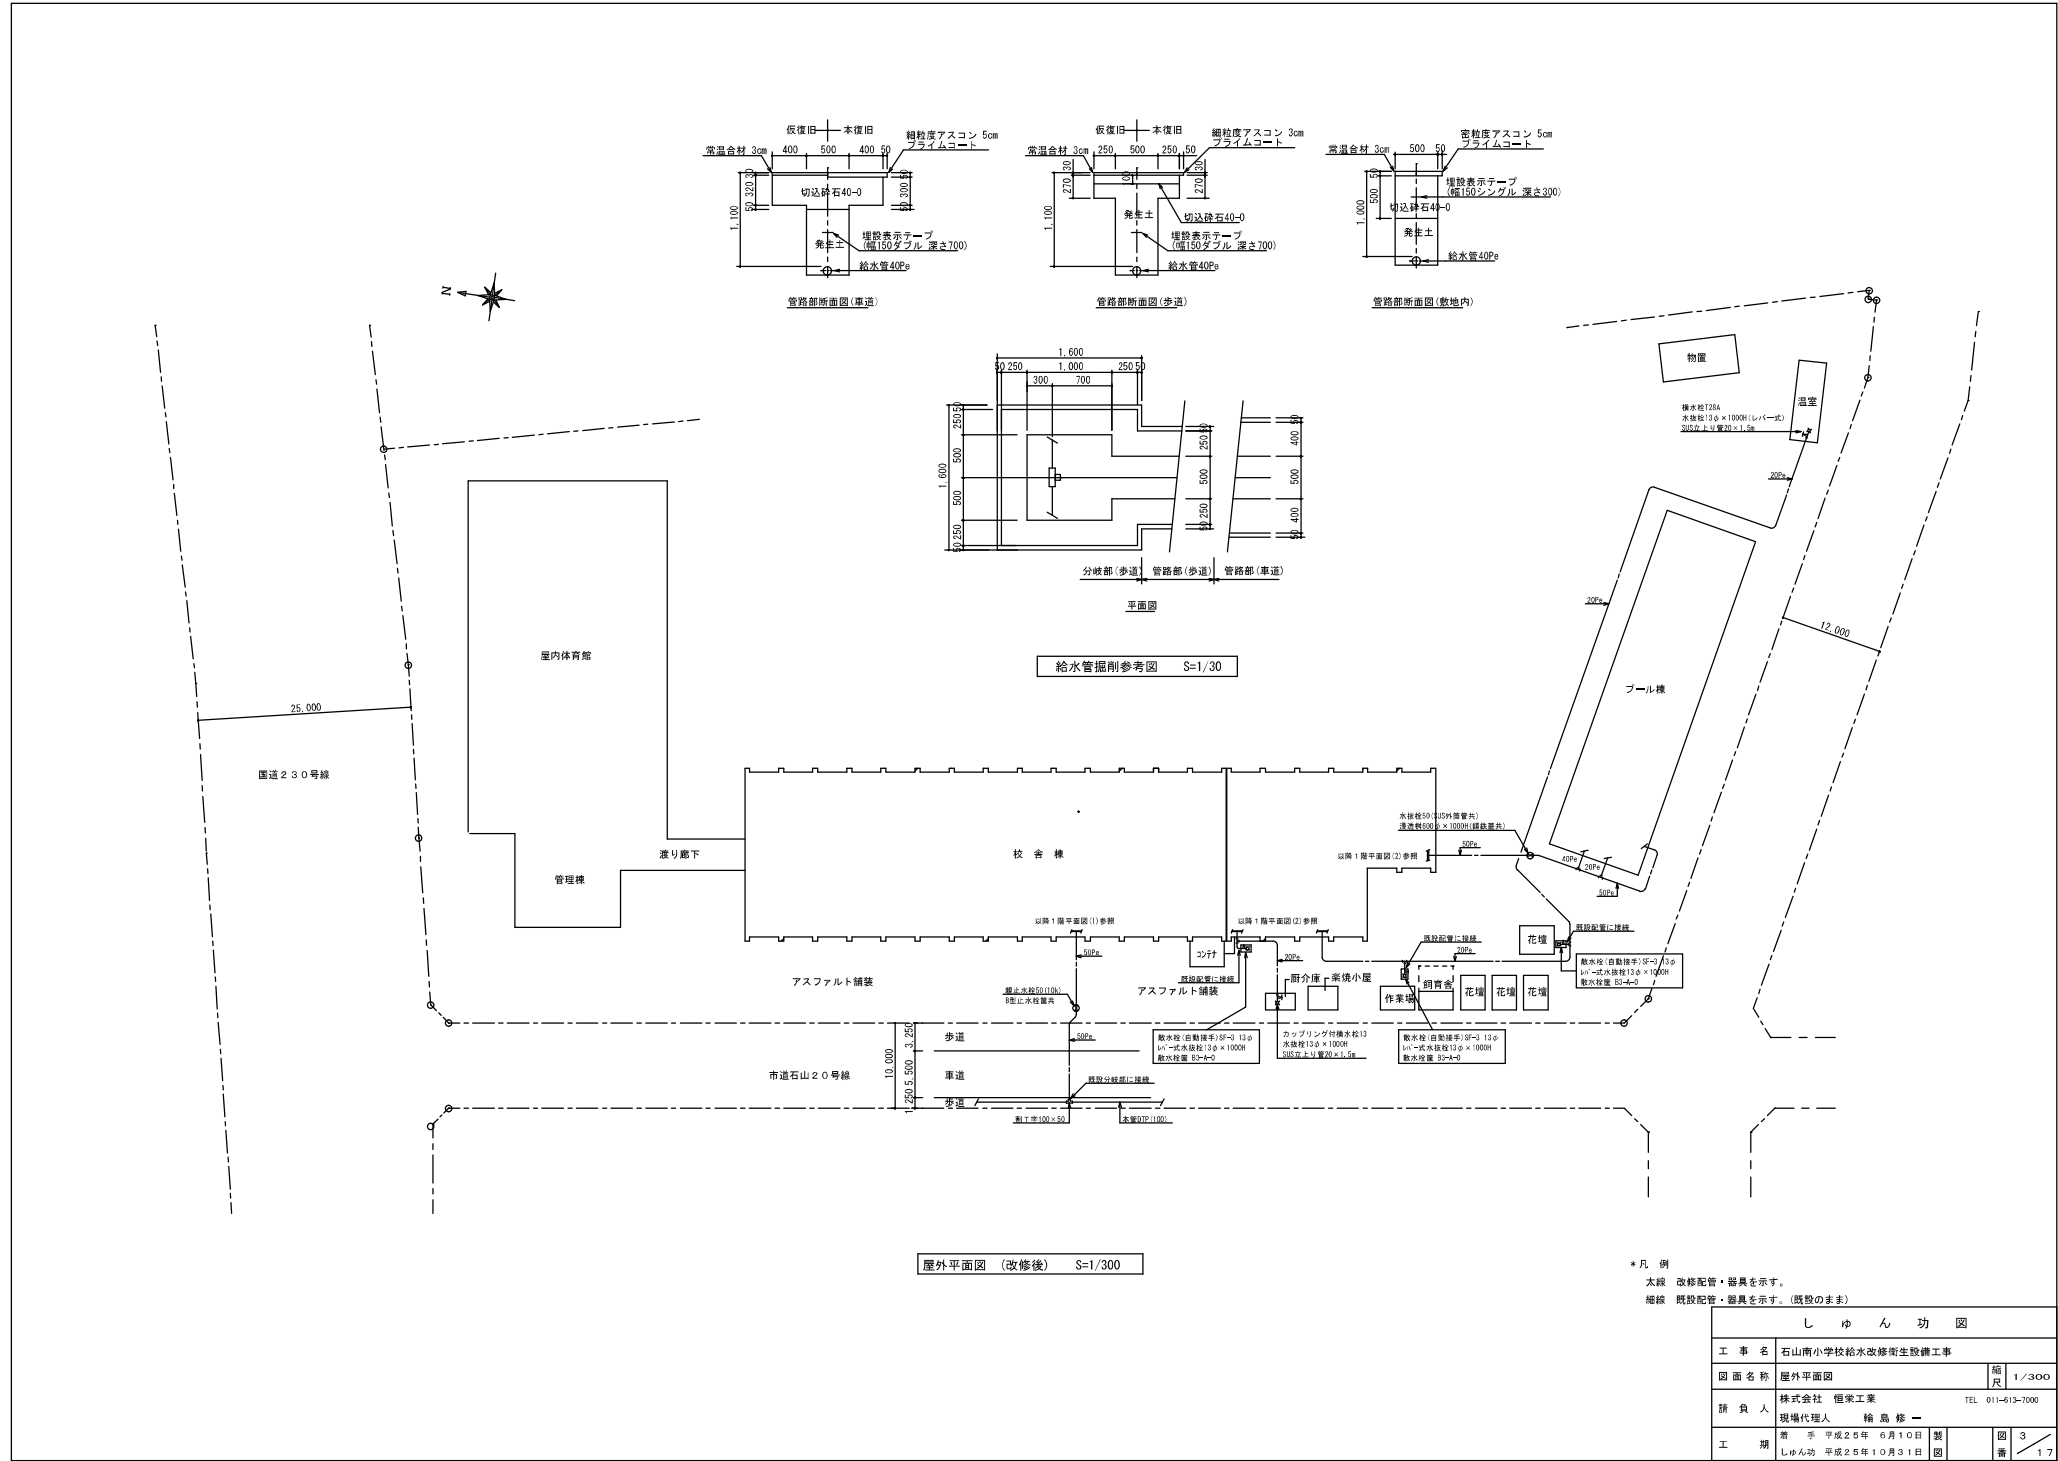

*凡 例
太線 改修配管・器具を示す。
細線 既設配管・器具を示す。(既設のまま)


し ゆ ん 功 図			
工 事 名	石山南小学校給水改修衛生設備工事		
図 面 名 称	屋外平面図	縮 尺	1/300
請 負 人	株式会社 恒栄工業	TEL	011-613-7000
現場代理人	輪 島 修 一		
工 期	期 手 平成25年 6月10日 しゆん功 平成25年 10月31日	製 図	3 / 17

⑥校舎（電気）

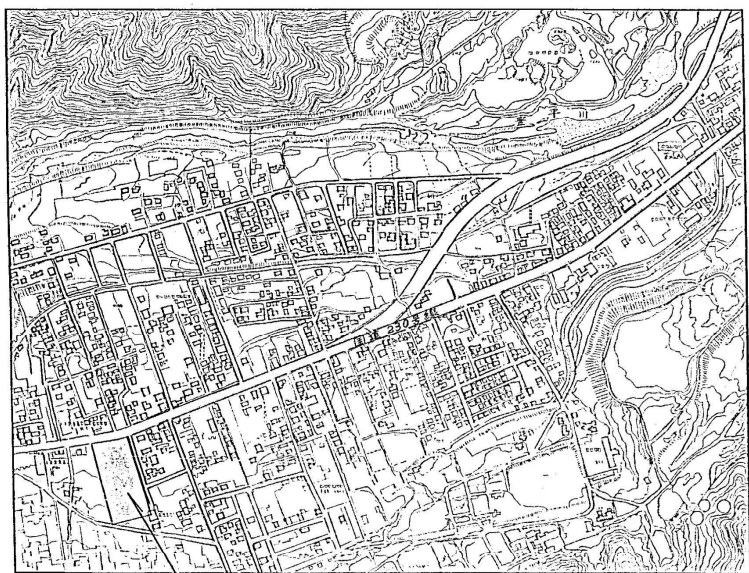

九龍市南区石山 448番地~1

・附近見取図

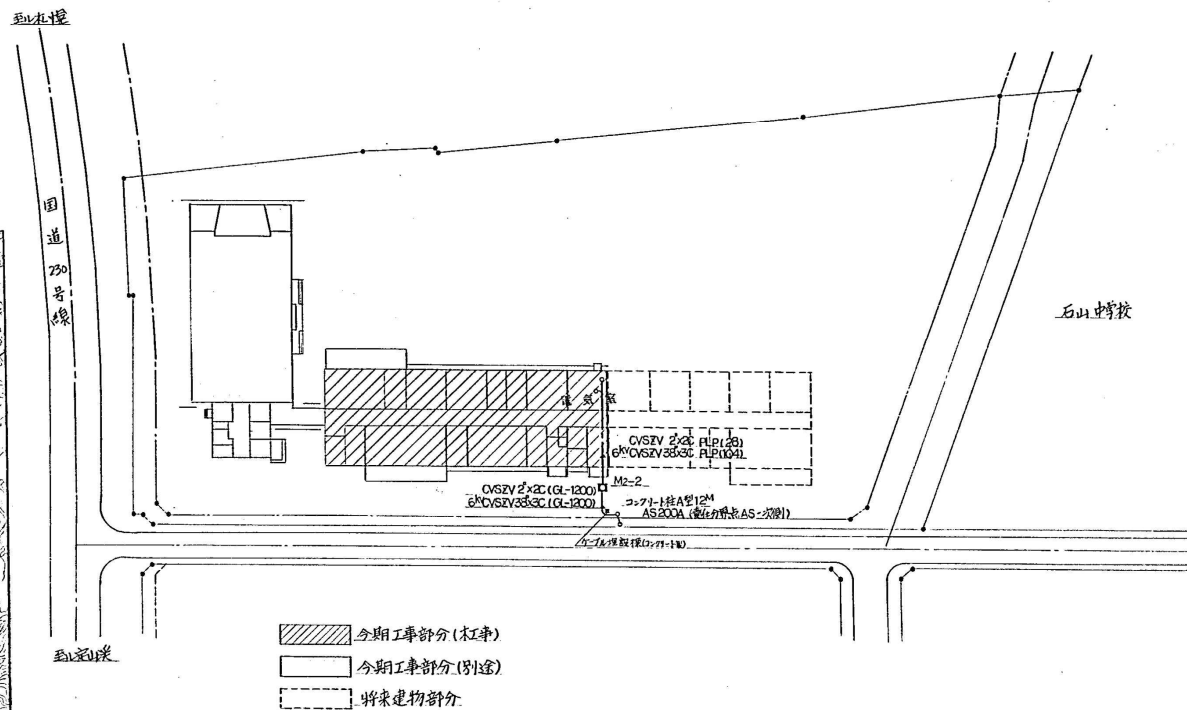


位置圖

竣 工 圖			
工事名	佐和山山形県庁新庁舎新築工事		
施工業者	大川電設工業株式会社	TEL 011-1151	図 21
工 期	着工 昭和 55年 5 月 30 日	竣工 昭和 55年 12 月 8 日	21
札幌市建築部			

⑦車止め

計画平面図

S=1:300

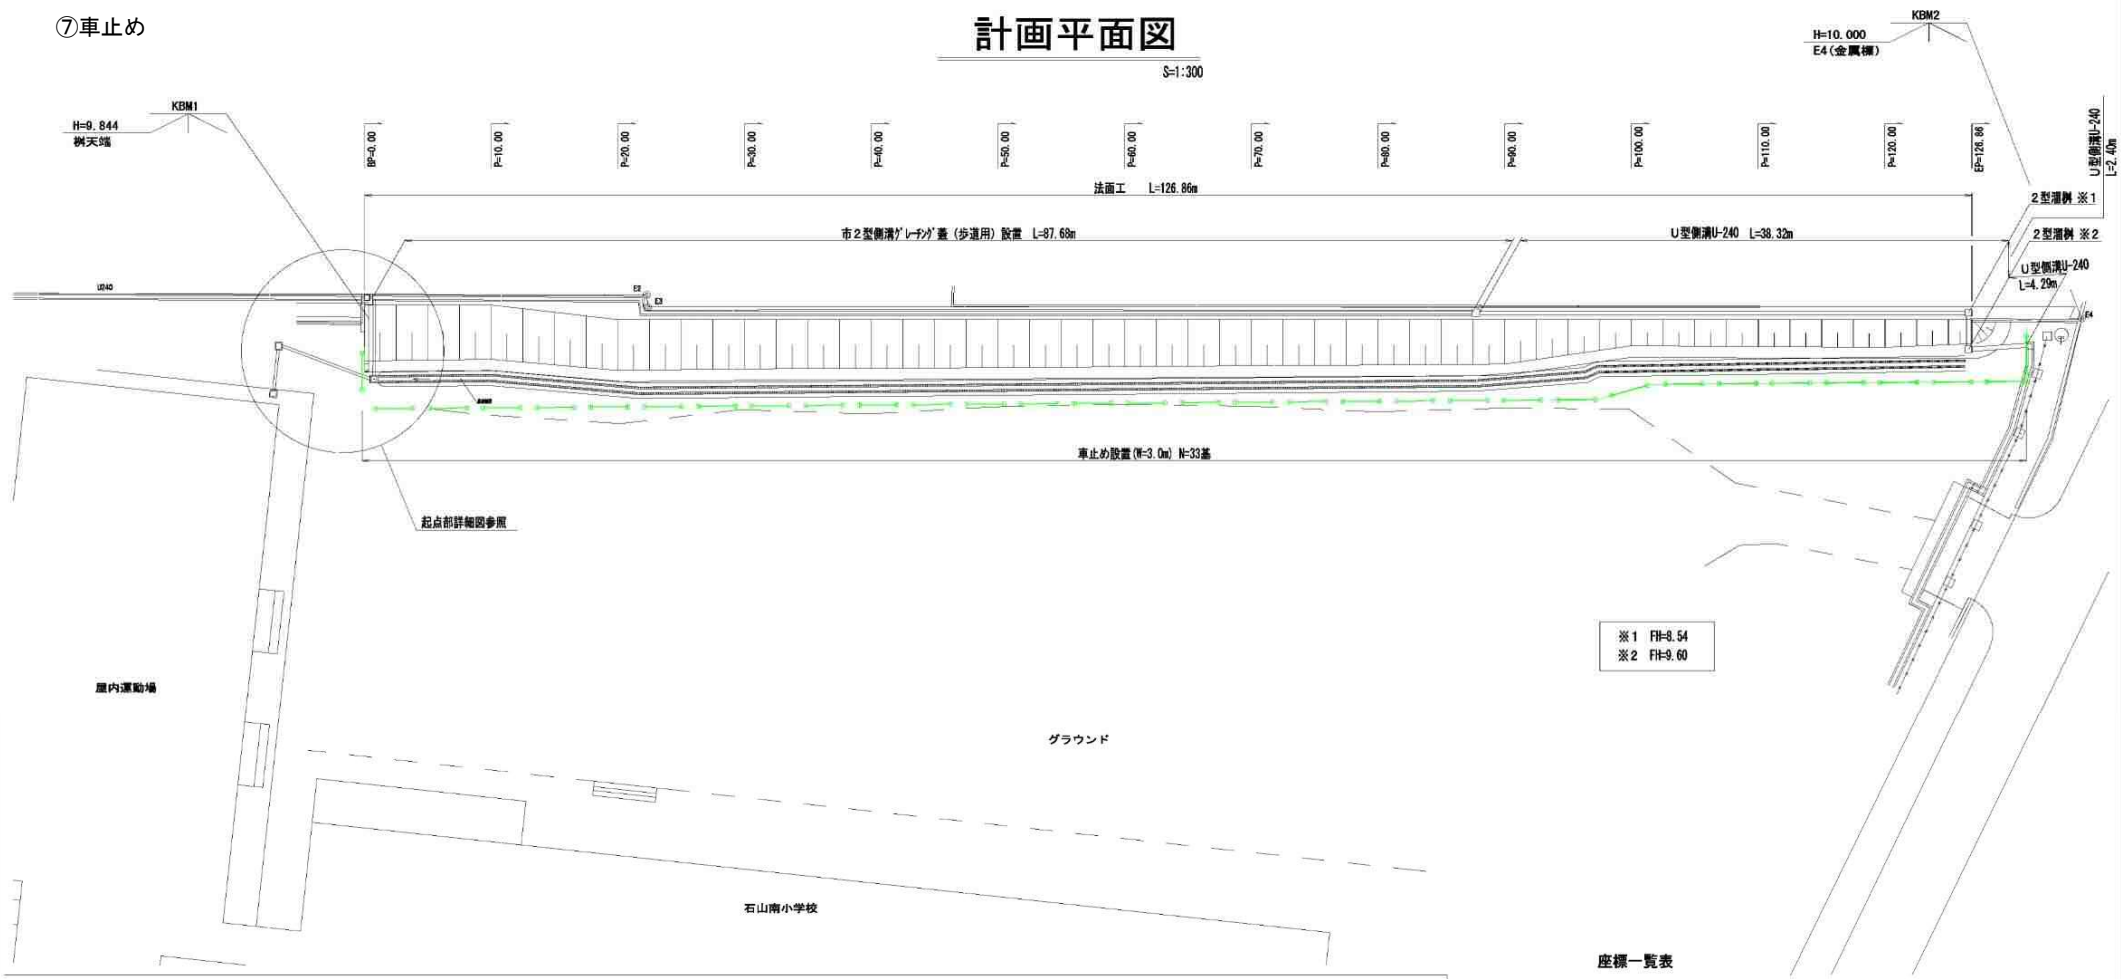


※1 FH=8.54
※2 FH=9.60

座標一覧表

測点名	X座標	Y座標
TA5	1000.837	1134.711
TA8	1000.000	1000.000
TA9-1	1001.220	1033.357
E1	1001.571	956.355
E2	1002.057	1017.924
E3	1001.122	1018.045
E4	1001.404	1131.199
BP	1000.887	995.661
EP	1002.217	1122.518

車止め

S=1:20

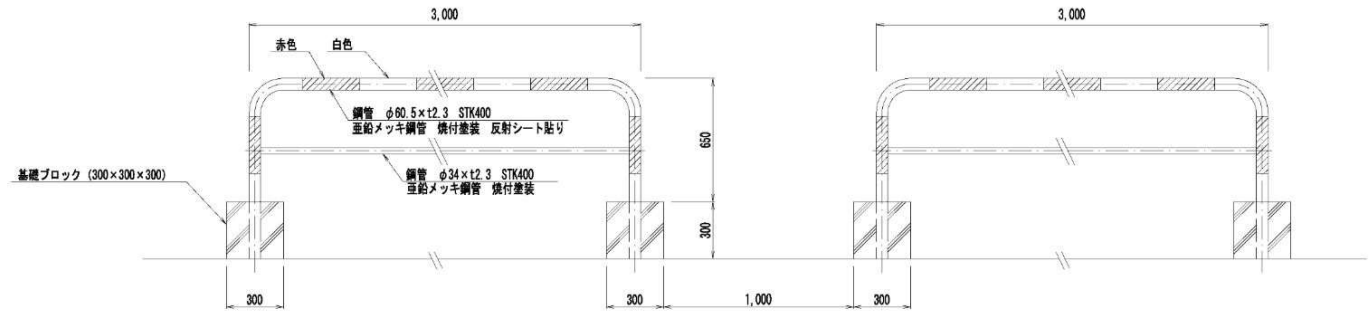

【石山南小学校】

令和元年度設計図

工事名 石山緑小学校校地整備ほか工事

図面名称 計画平面図

課長	係長	設計者	図示	縮尺	図面番号
		R2.1	R2.1	60	70

札幌市建設局土木部