



改修前 天井伏図

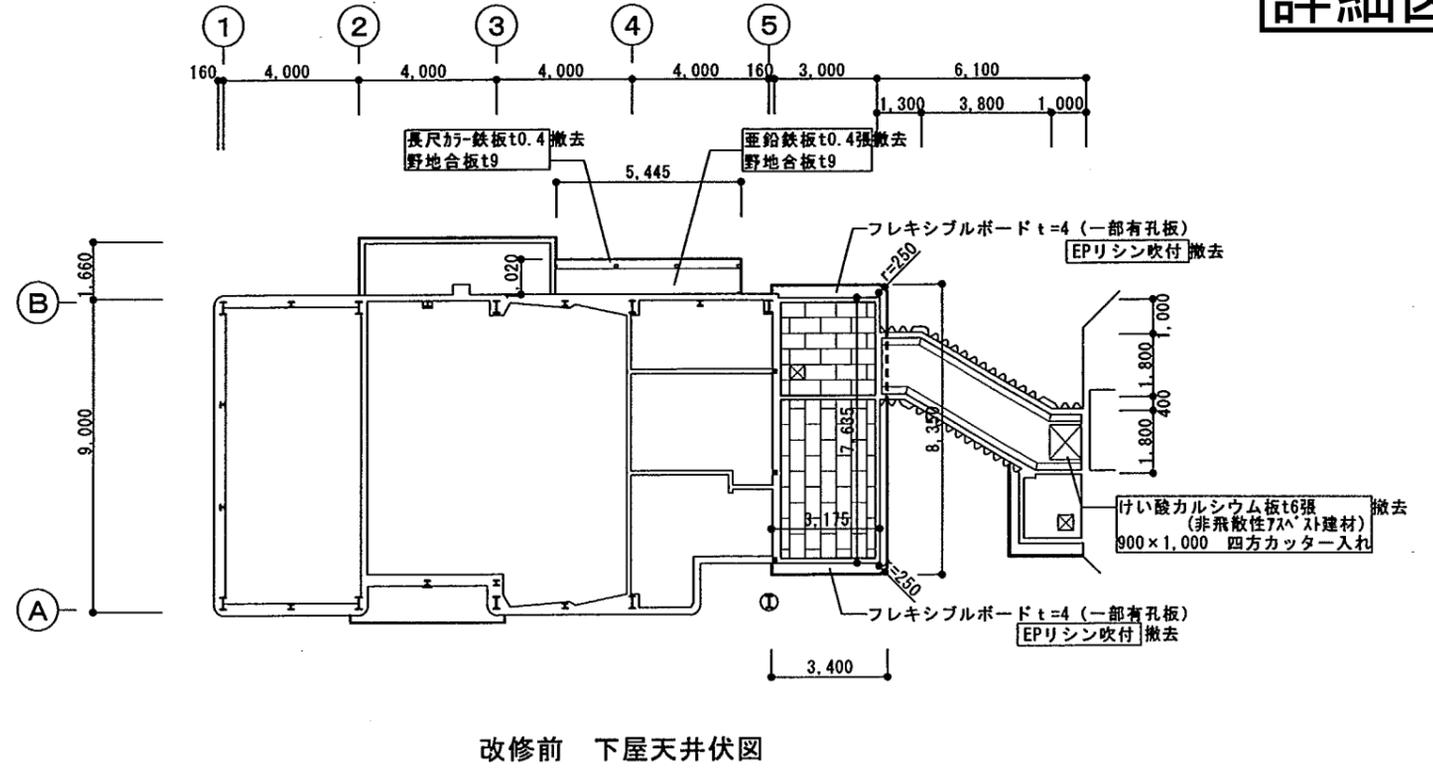


改修前 下屋天井伏図

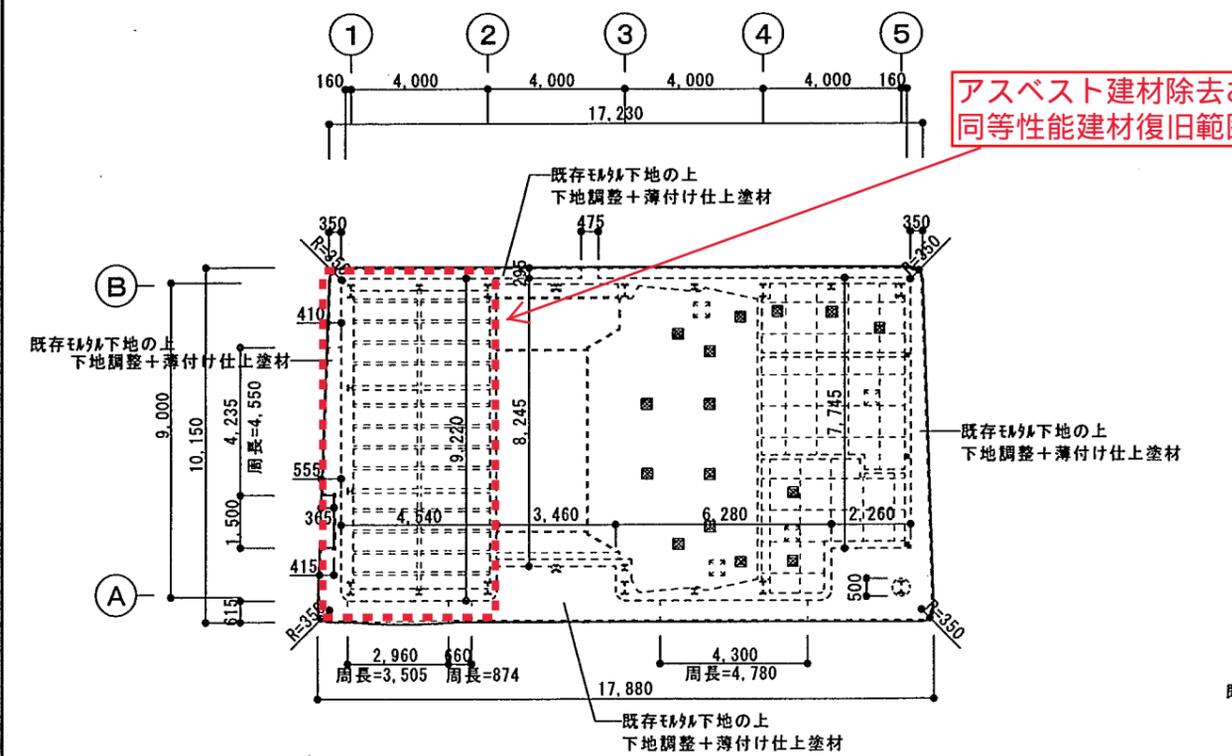

改修後 天井伏図


アスベスト建材除去および同等性能建材復旧範囲

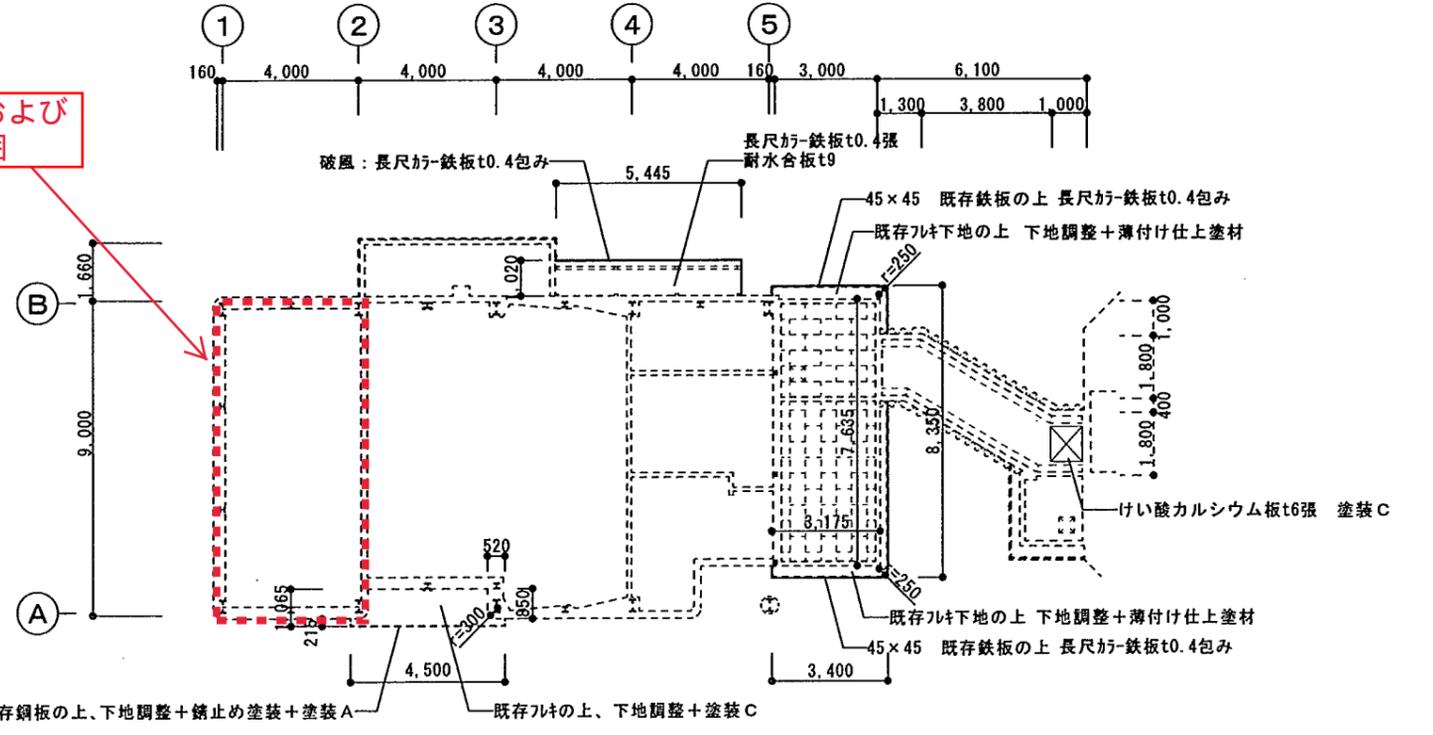

改修後 下屋天井伏図


凡例  
 ○ : 天井ふところ内照明器具断熱カバー  
 板金 t0.35 曲げ加工 300×300×250H

	1級建築士事務所登録 知事登録(石)674号 1級建築士登録 第286985号 岡崎 慶彦	第1回設計変更	工事名 札幌市子ども人形劇場こぐま座外部改修ほか工事	日付	担当	図面番号 A / 16
		図面名称 天井伏図	設計変更後	縮尺 1/100 (A1) 1/200 (A3)		

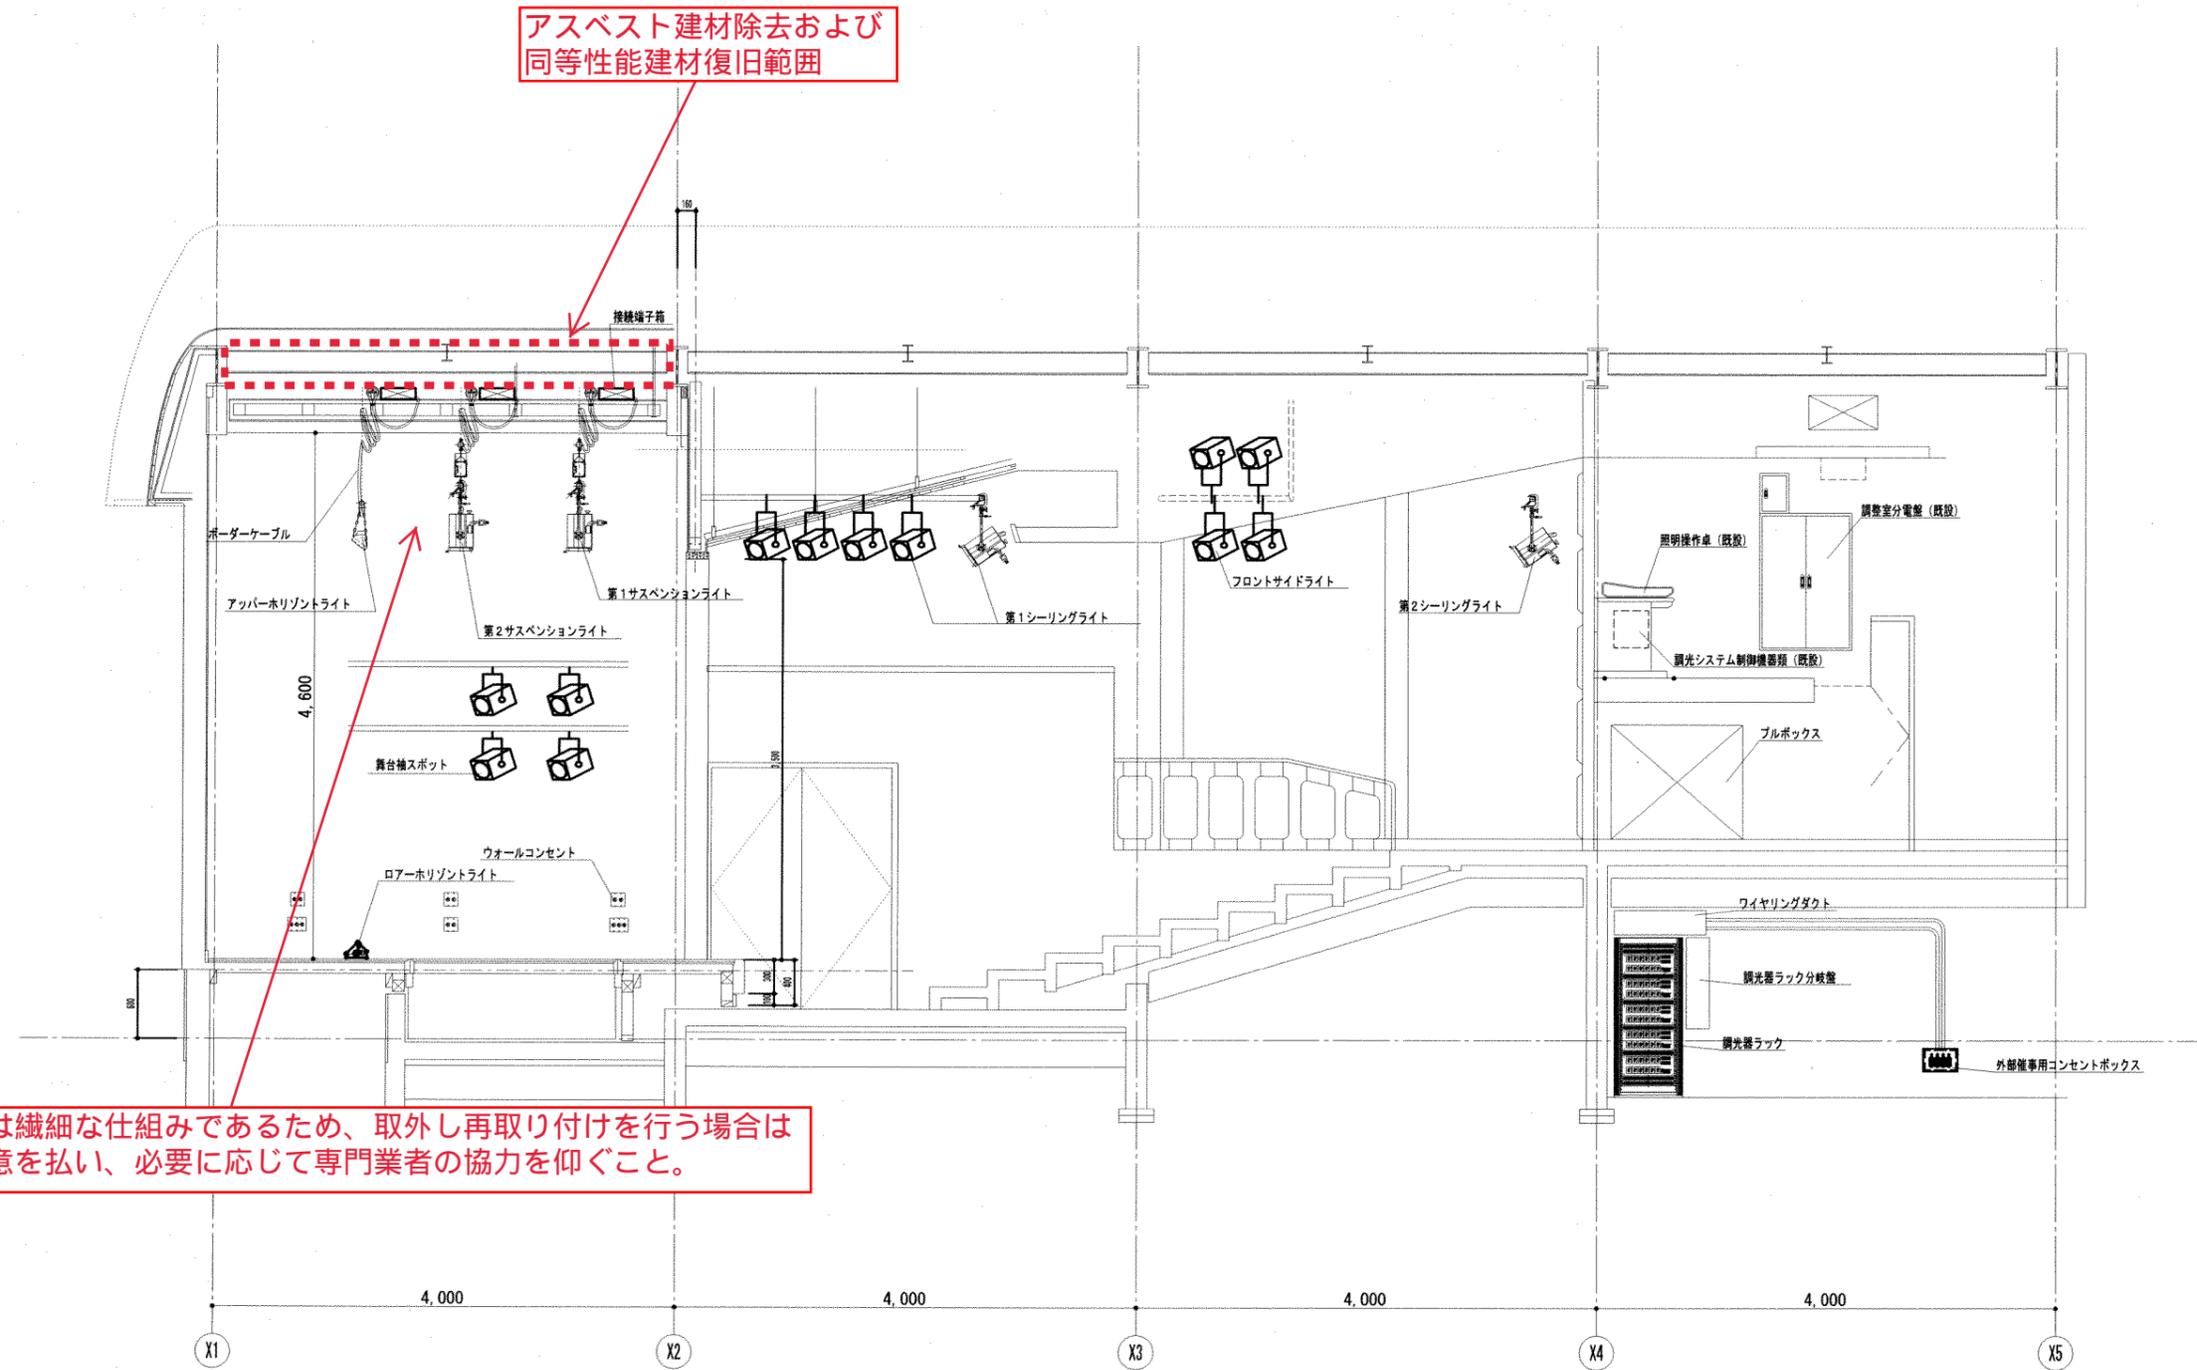

舞台装置は繊細な仕組みであるため、取外し再取り付けを行う場合は細心の注意を払い、必要に応じて専門業者の協力を仰ぐこと。

しゅん功園			
工事名	こども人形劇場舞台照明設備改修工事		
図面名	こども人形劇場舞台照明設備 断面図	縮尺	A1 : 1/30 A3 : 1/60
施工者	双豊電気株式会社	電話	541-1233
工 期	着手	平成29年 9月11日	図章 10/10
	しゅん功	平成30年 1月17日	
一般財団法人 札幌市住宅管理公社			

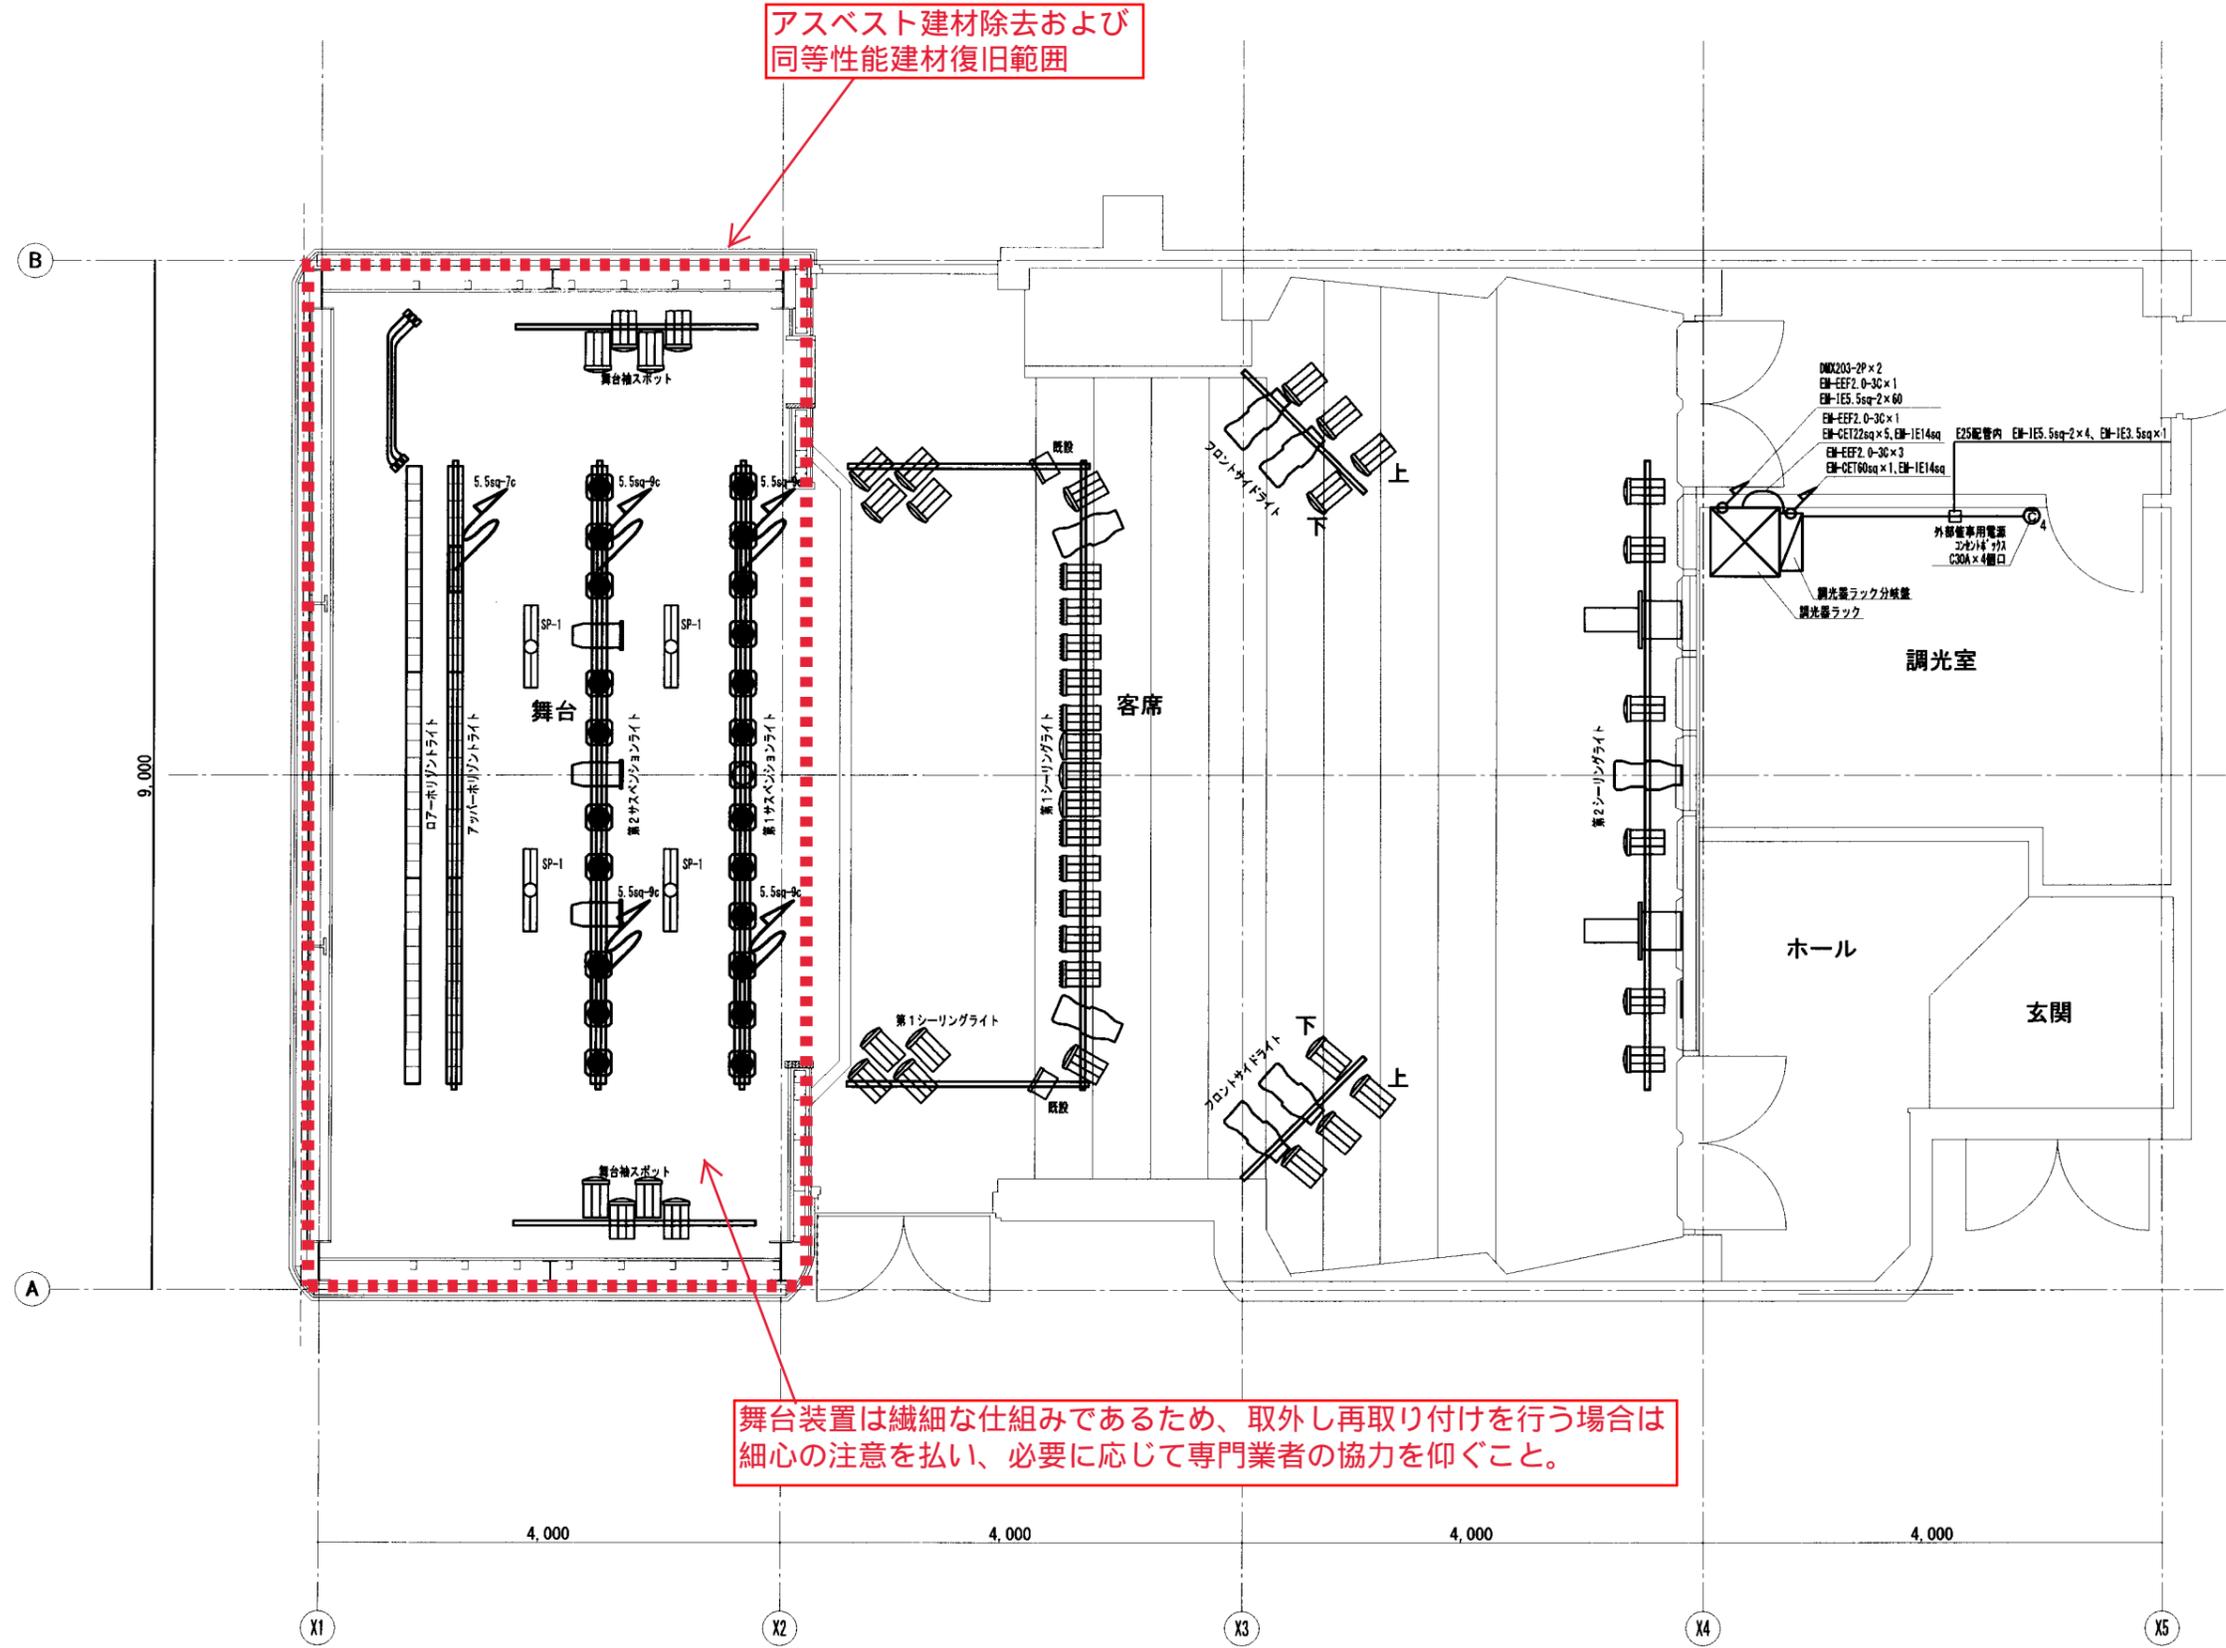

アスベスト建材除去および  
同等性能建材復旧範囲

舞台装置は繊細な仕組みであるため、取外し再取り付けを行う場合は  
細心の注意を払い、必要に応じて専門業者の協力を仰ぐこと。

ND203-2P×2  
EM-EF2.0-3C×1  
EM-1E5.5sq×2×60  
EM-EF2.0-3C×1  
EM-CE122sq×5, EM-1E14sq  
EM-EF2.0-3C×3  
EM-CE160sq×1, EM-1E14sq  
E25配管内 EM-1E5.5sq×2×4, EM-1E3.5sq×1  
外部専用電源  
30A×4口  
C30A×4口  
調光室  
調光器ラック分岐盤  
調光器ラック

SP-1	直付形 反射笠 6900 lm
【型式】	LEKT415693M-LS9 東芝ライテック製

LED (暖白色)  
本体: 鋼板 白  
LEDバー: ポリカーボネート 乳白  
定格電圧: AC100V~242V  
寿命: 40,000時間 (光束維持率90%)

凡例

WC前 1-2	回路名称、回路番号
⊙	C型20Aコンセント×1個口
⊙ <sub>2</sub>	C型20Aコンセント×2個口
⊙ <sub>3</sub>	C型20Aコンセント×3個口
⊙ <sub>4</sub>	C型30Aコンセント×4個口 (外部専用電源30A×4口)
	ハロゲン500wフレネルレンズスポットライト
	ハロゲン500w平凸レンズスポットライト
	ハロゲン500wパライト36
	ハロゲン750wソースフォー
	ハロゲン500wフラッドライト
	ハロゲン1000wディスクマン

※ 再は既設機器再使用とする。

しゅん功図			
工事名	こども人形劇場舞台照明設備改修工事		
図面名	こども人形劇場舞台照明設備 平面図	縮尺	A1: 1/30 A3: 1/60
施工者	双電電気株式会社	電話	641-1233
工期	着手 平成29年 9月11日 しゅん功 平成30年 1月17日	冊数	8 / 10

一般財団法人 札幌市住宅管理公社