

既存電気室受変電設備改修概要

【A】 高圧受電盤複合リレー改修 ×1個所（製作盤・内部機器改修）



1. 既設複合リレー撤去・新設

【B】 TR盤冷却用ファン更新 ×4個所（製作盤・内部機器改修）

1. 盤上部換気扇100V30cm撤去・新設

【C】 限流ヒューズ・VTヒューズ更新 ×1式

1. 限流ヒューズ7.2KV G20A 40KA×9撤去・新設
2. 限流ヒューズ7.2KV G30A 40KA×8撤去・新設
3. 限流ヒューズ7.2KV G40A 40KA×2撤去・新設
4. 限流ヒューズ7.2KV G60A 40KA×3撤去・新設
5. 限流ヒューズ7.2KV G75A 40KA×15撤去・新設
6. VTヒューズ0.6KV T2A 100KA×6撤去・新設

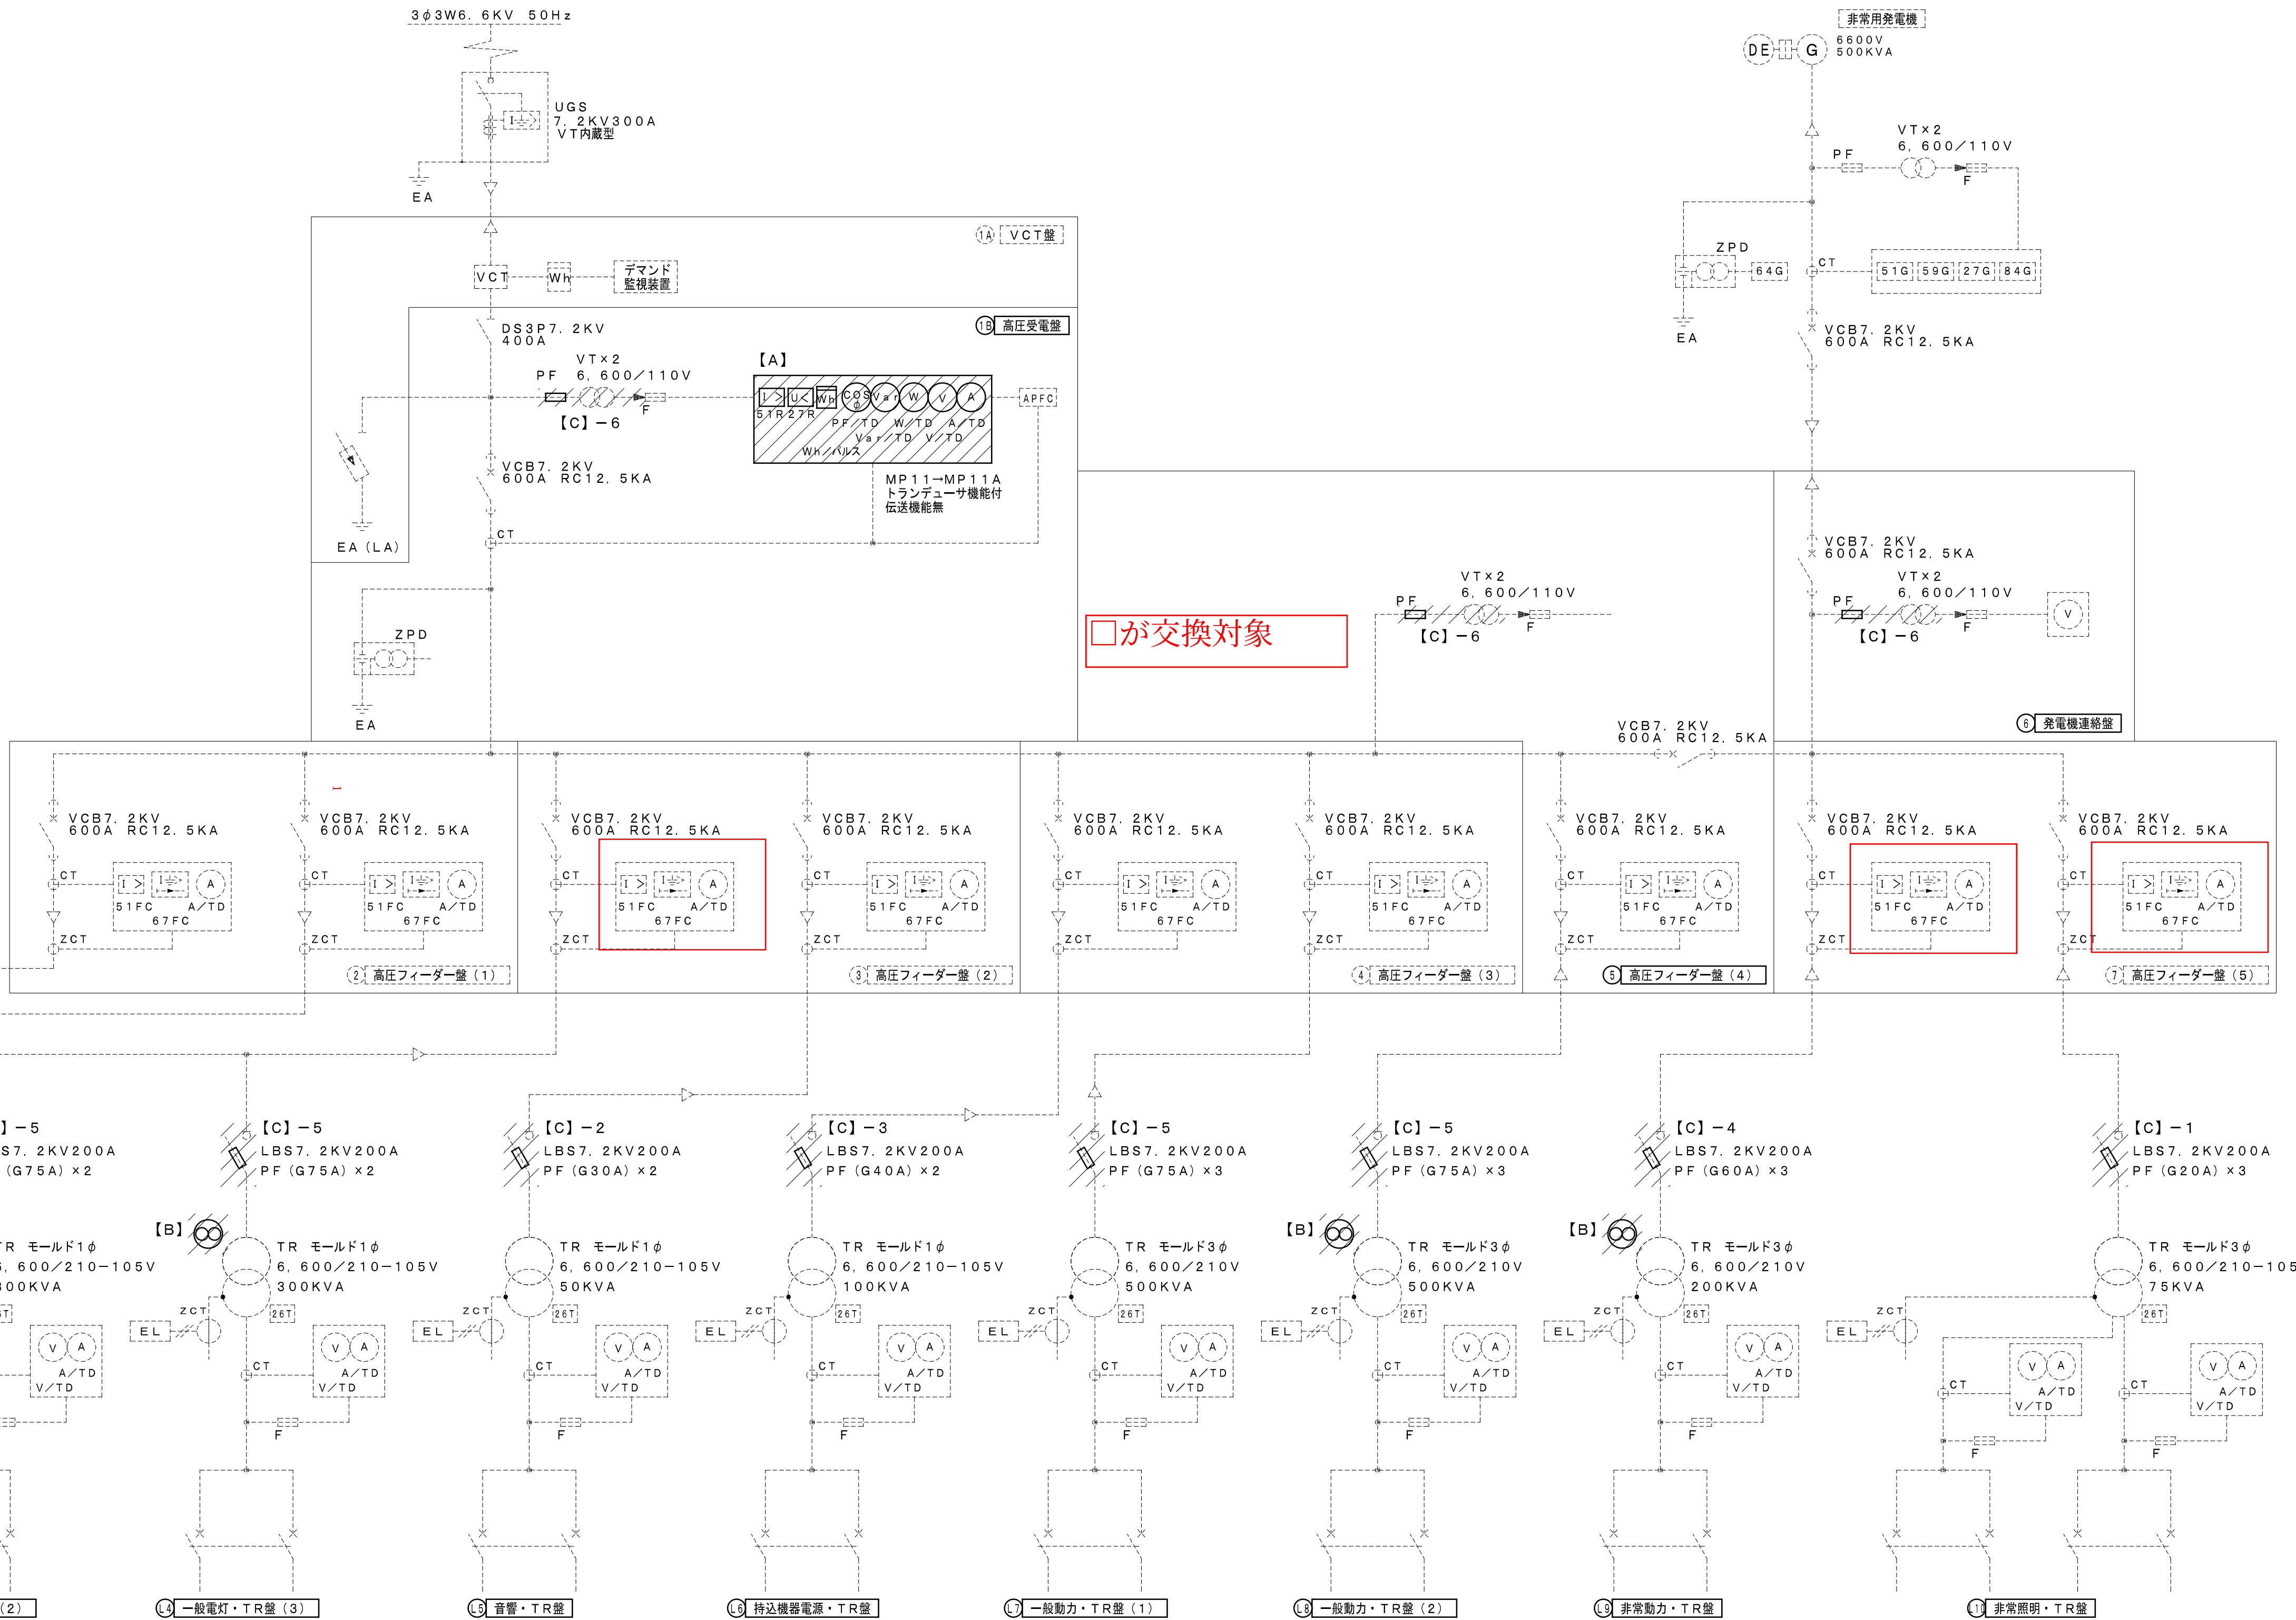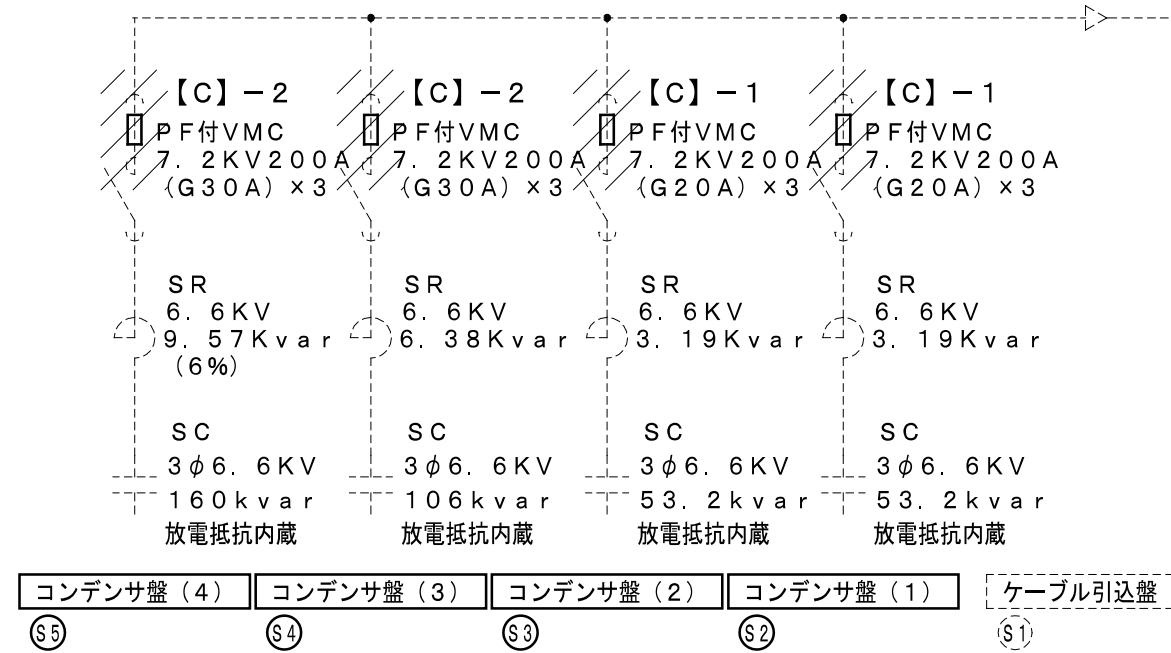

しゅん功図

工事名称	生涯学習総合センター改修強電設備工事その2		
図面名称	受変電設備単線結線図（改修図）	縮尺	A1 N.S A3 N.S
請負者	三共・北関特定共同企業体	工期	令和2年12月1日 しゅん功 令和4年3月7日
		図番	E-068