



【西区役所 1階男性用トイレ等修繕箇所】

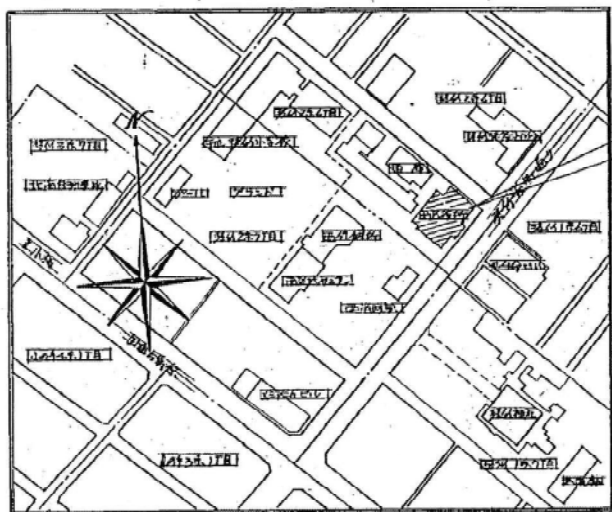

位置図

衛生器具対照表

品名	仕様	数量	備考
自動洗脚水供給	SVC.1	1	TOTO C48AS T52S32R
自動洗脚水供給	S.E.1	2	TC271N T53DSAT T63WR75
		2	TFE51S TFS2B TFS1P

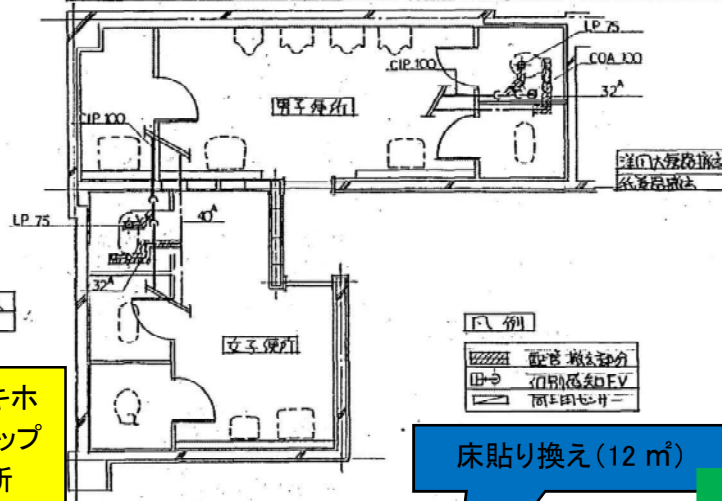

平面図(改修前) S=1/50

木製棚、ステッキホルダー、ノンスリップテープ×4箇所


床貼り換え(12㎡)

LED照明交換



ベビーベッド設置

和便器→洋便器交換
既存手すり撤去・取付

アコーディオンカーテン交換

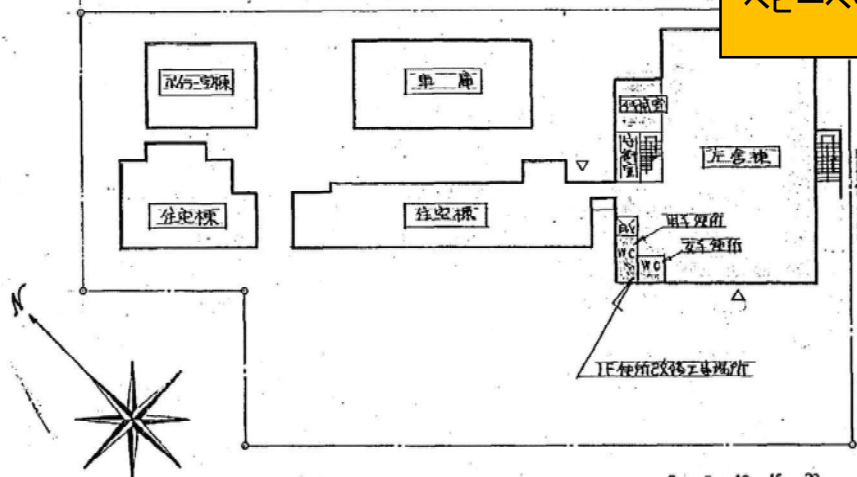

設置図 S=1/500

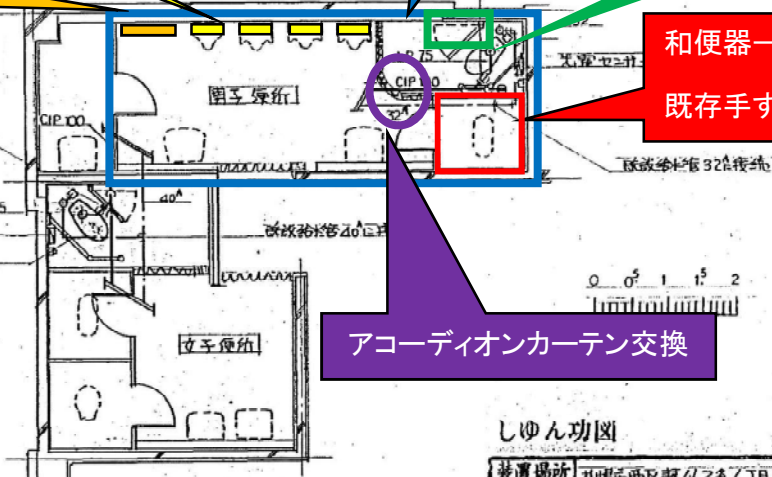 

平面図(改修後) S=1/50

しゆん功図

設置場所	兵庫県西区役所1階男子トイレ
工事名	西区役所1階男子トイレ改修工事
団体	衛生設備工事
縮尺	1/500 1/50
備考	
数内設備工業株式会社	