



位置図

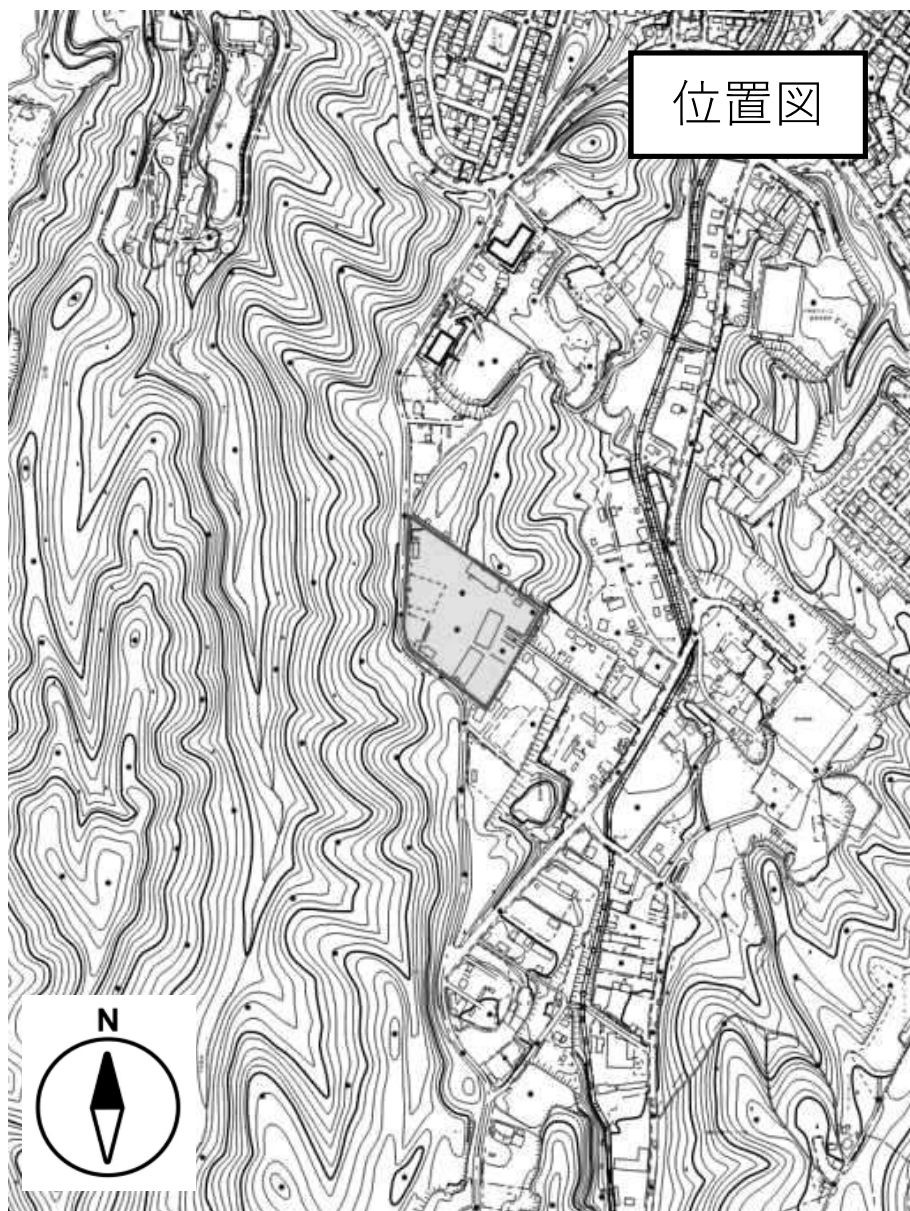


平面図




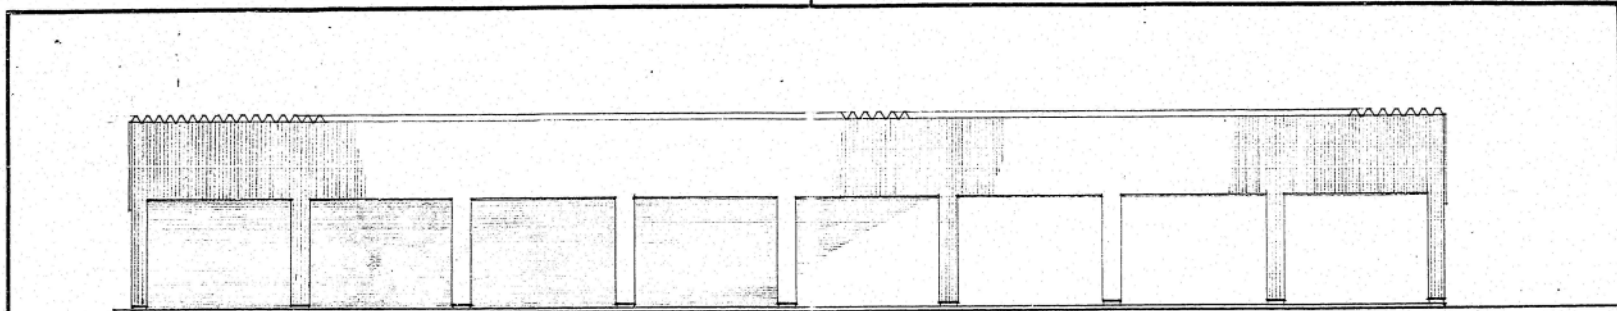

正面図

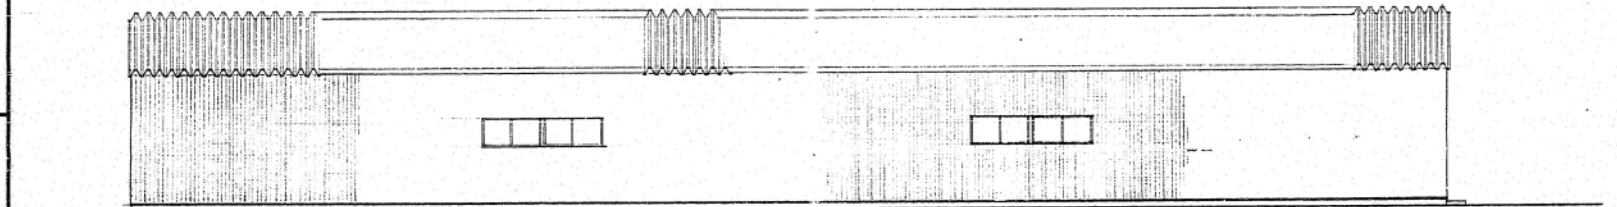

背面図

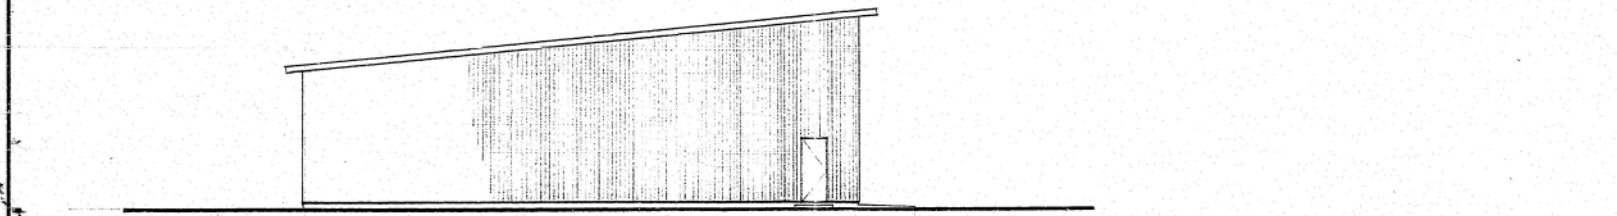


側面図

5/13 車 庫

札幌市施設局建築部	課名	課長	係長	設計主任	製図	S	年月日	工事名	図番
	建築課							札幌新南清掃事務所新築工事	5/15
								図面名	SCALE
								背面	1:100




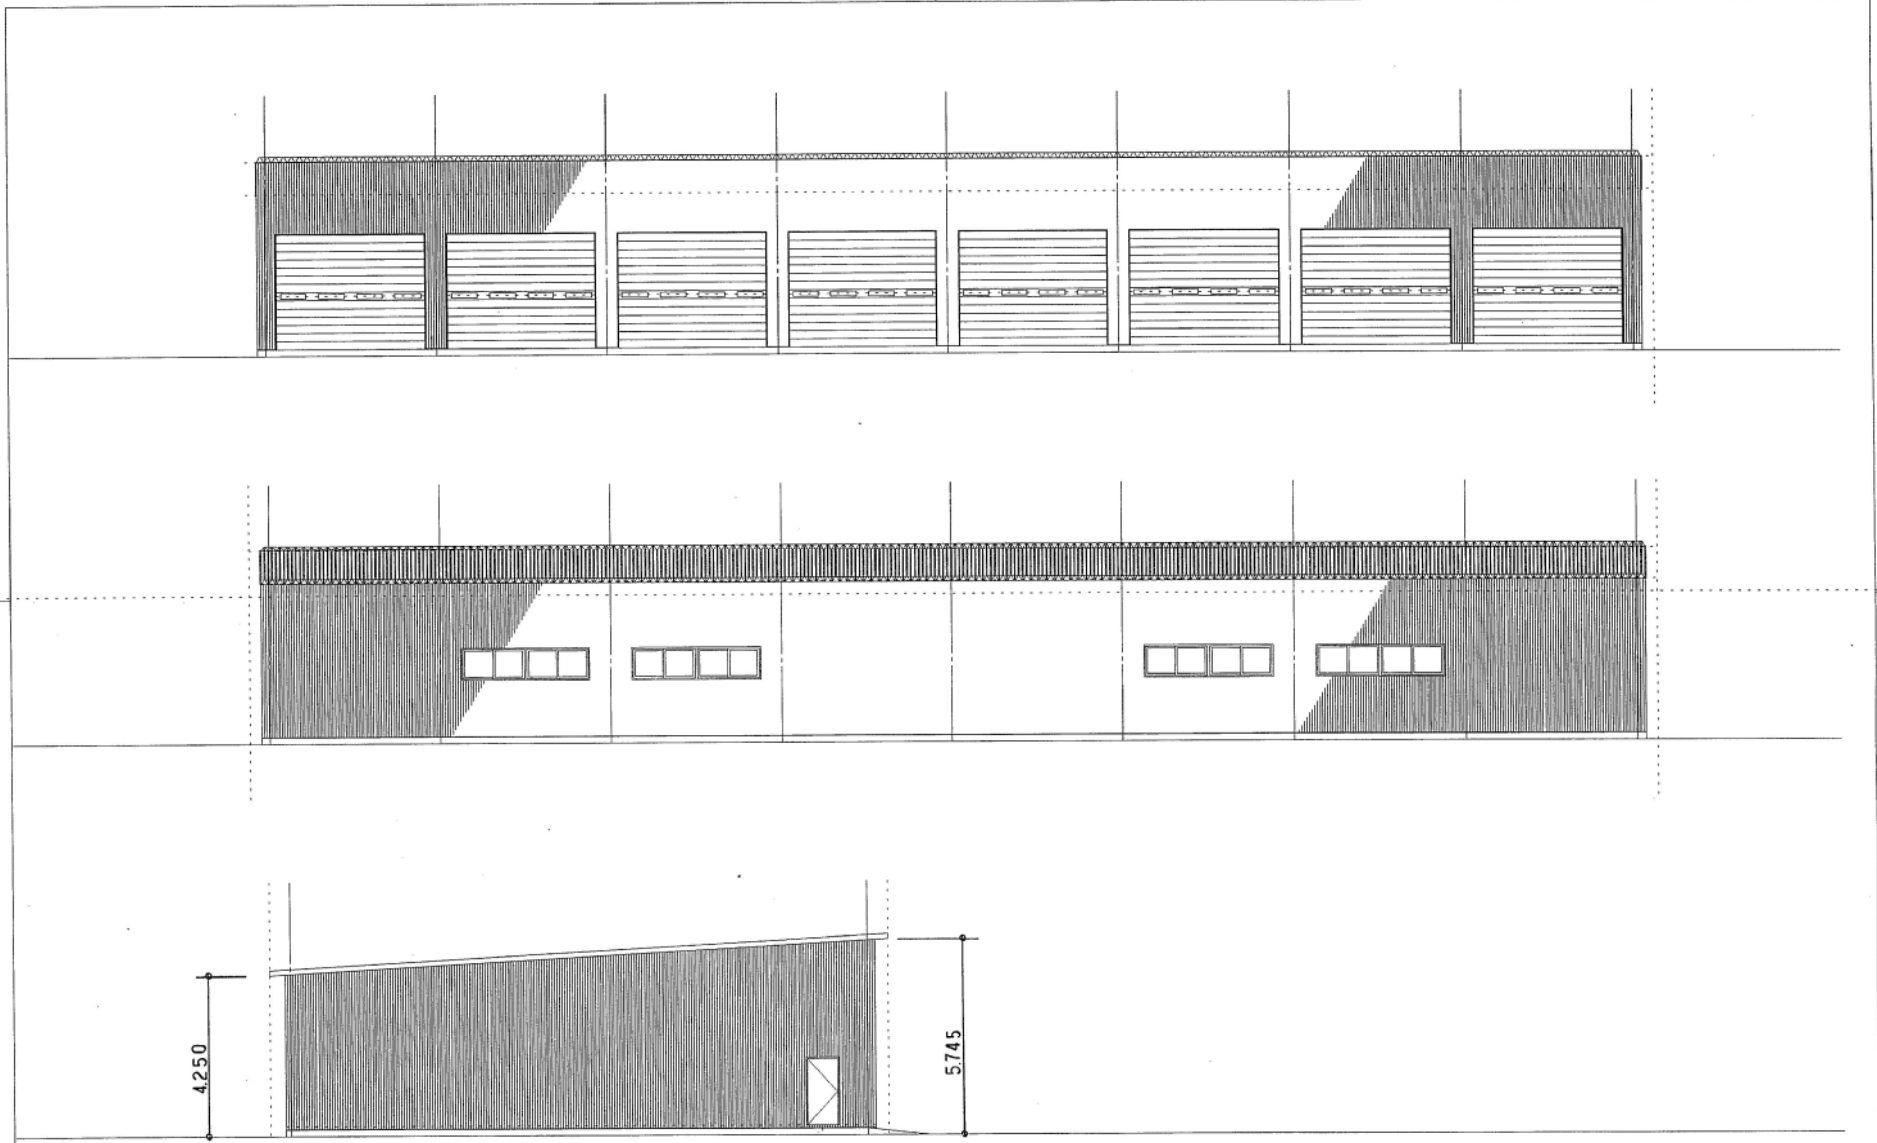

札幌市環境局清掃事業部

課名	課長	係長	設計主任	製図	年	月	日
施設整備課							

工事名	豊平清掃事務所車庫間仕切 設置工事	図番
図面名	立面図	5/6
SCALE		1/100

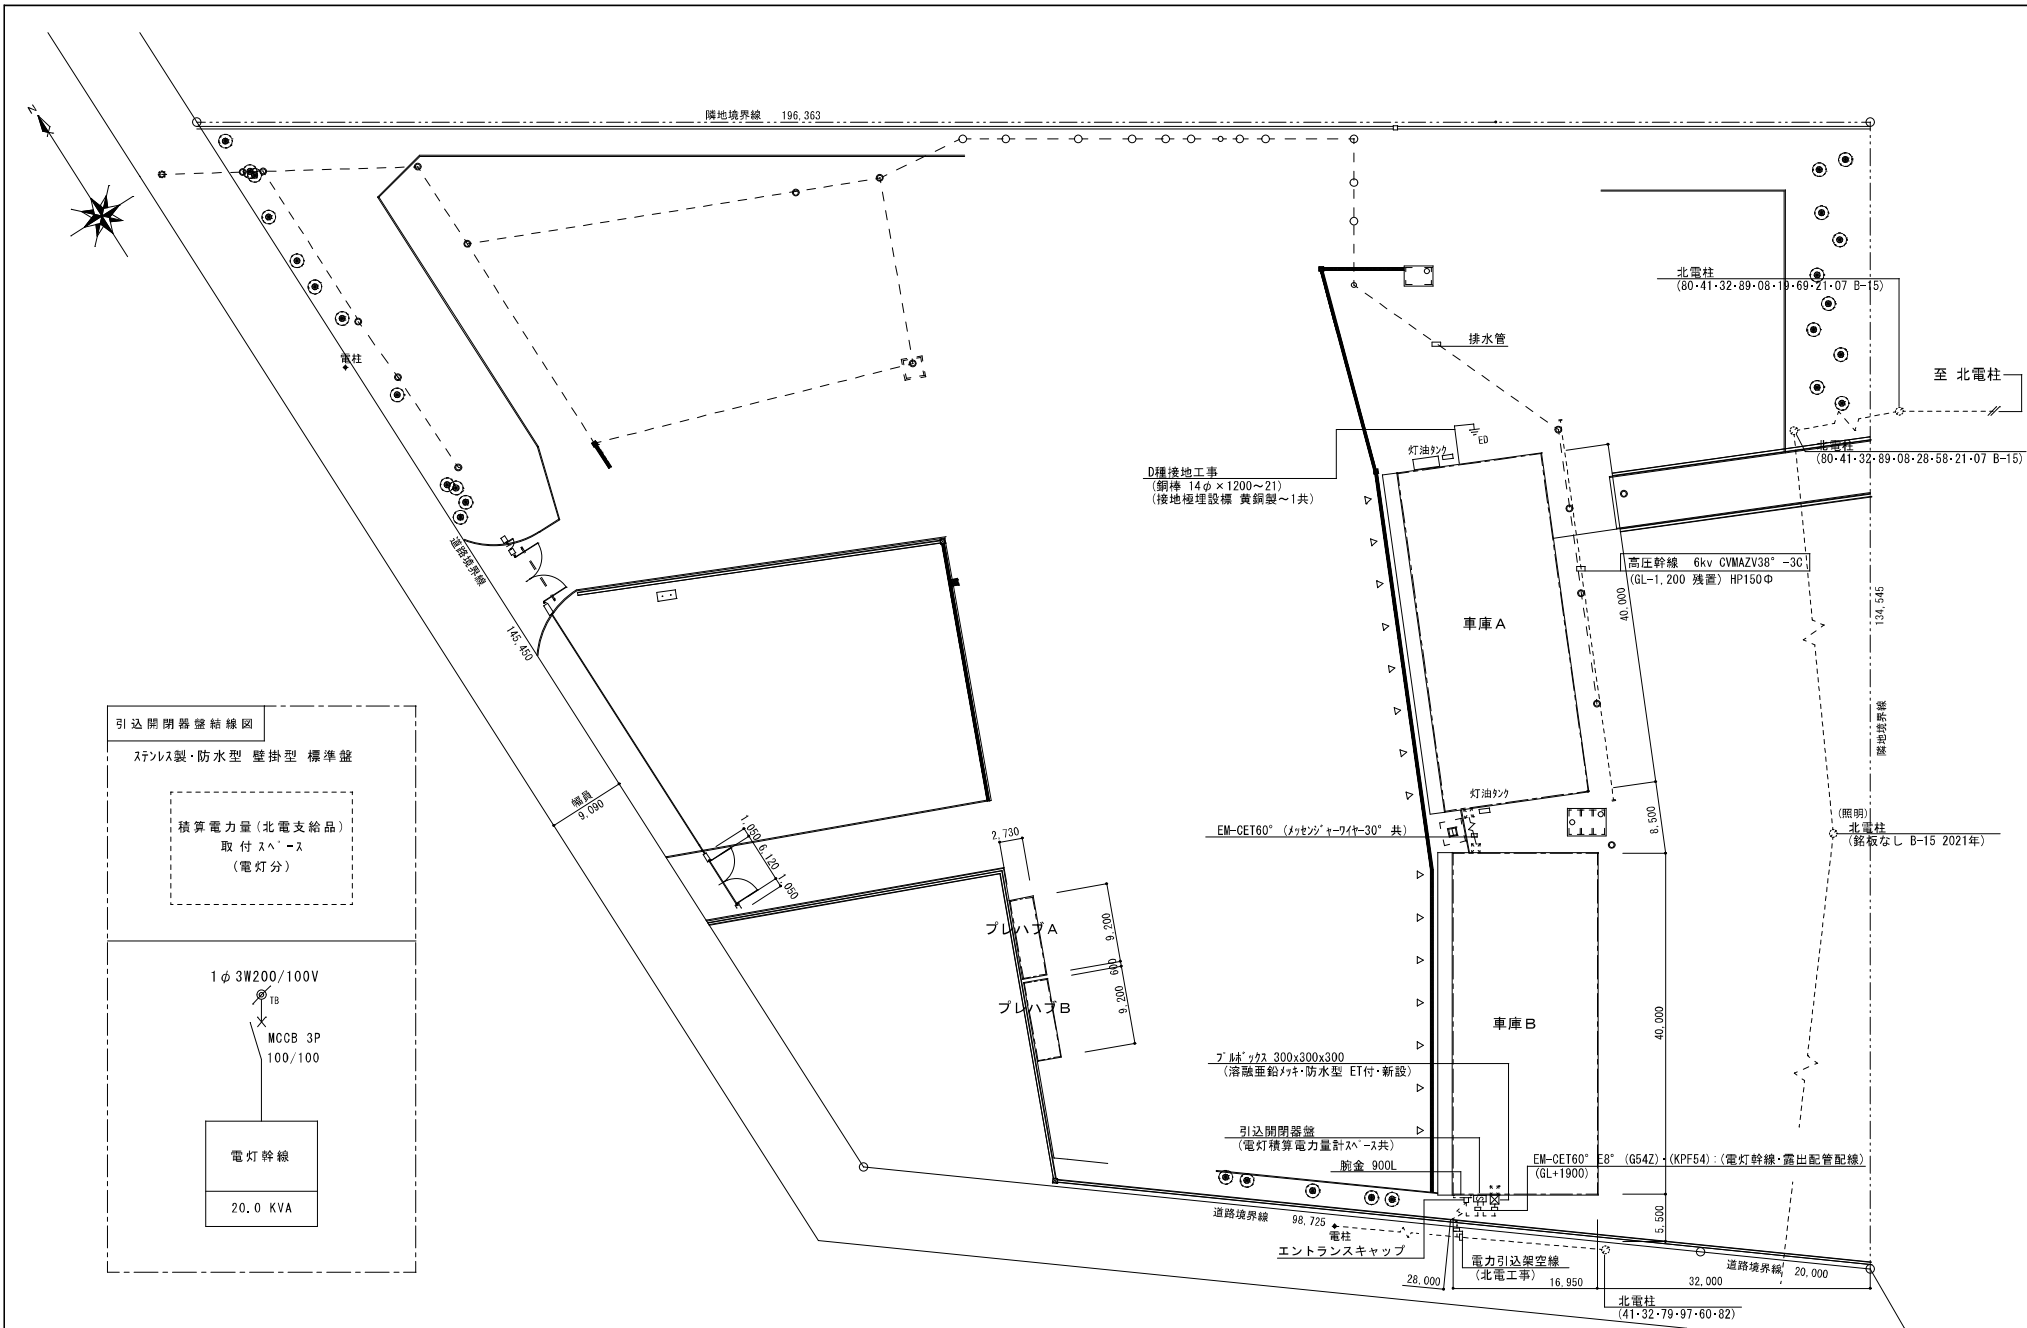

工事名	旧豊平清掃事務所解体工事	棟印	担当	製図	設計年・月・日	図面名	しゅん功図 配置図(構内配電線路設備図) 改修図	縮尺	S=1/600	図番	E-01
					R4. 1.						