

質問応答書

修繕名 プラスチック選別センター給湯配管修繕


	質問事項	回答
1	仕様書の図面に縮尺、寸法が記載されてい ませんので配管の長さを算出できません。 階高、天井高も不明です。	別添のとおり図面を提供します。
2	1、2階共に天井配管なのか床下配管なの かが不明です。	仕様書の別添図面中の1階は1階の床下ピット内配管、2階は1階と2階の間の天井内配管となります。
3	天井、壁共に解体復旧せず施工可能なの でしょうか。	上記2のスペースでの作業であり、天井、壁共に解体復旧は必要ありません。必要に応じて現地のご確認をお願いいたします。
4	コンクリート貫通部（はつり工事）は発生 するのでしょうか。	床下ピット内、天井内までの施工のため、コンクリート貫通部は発生しません。
5	露出配管は発生するのでしょうか。保温の 仕様が変わります。	修繕の範囲はすべて保温するため、露出配管は発生しません。 図面及び修繕の仕様書に記載されていない事項については、すべて国土交通省大臣官房官庁営繕部監修「公共建築改修工事標準仕様書（機械設備工事編）（当該年に適用される版）」に適合するよう努めるようお願いいたします。

3200
3800
1300


2F
床下西壁

1F天井

1F床下配管

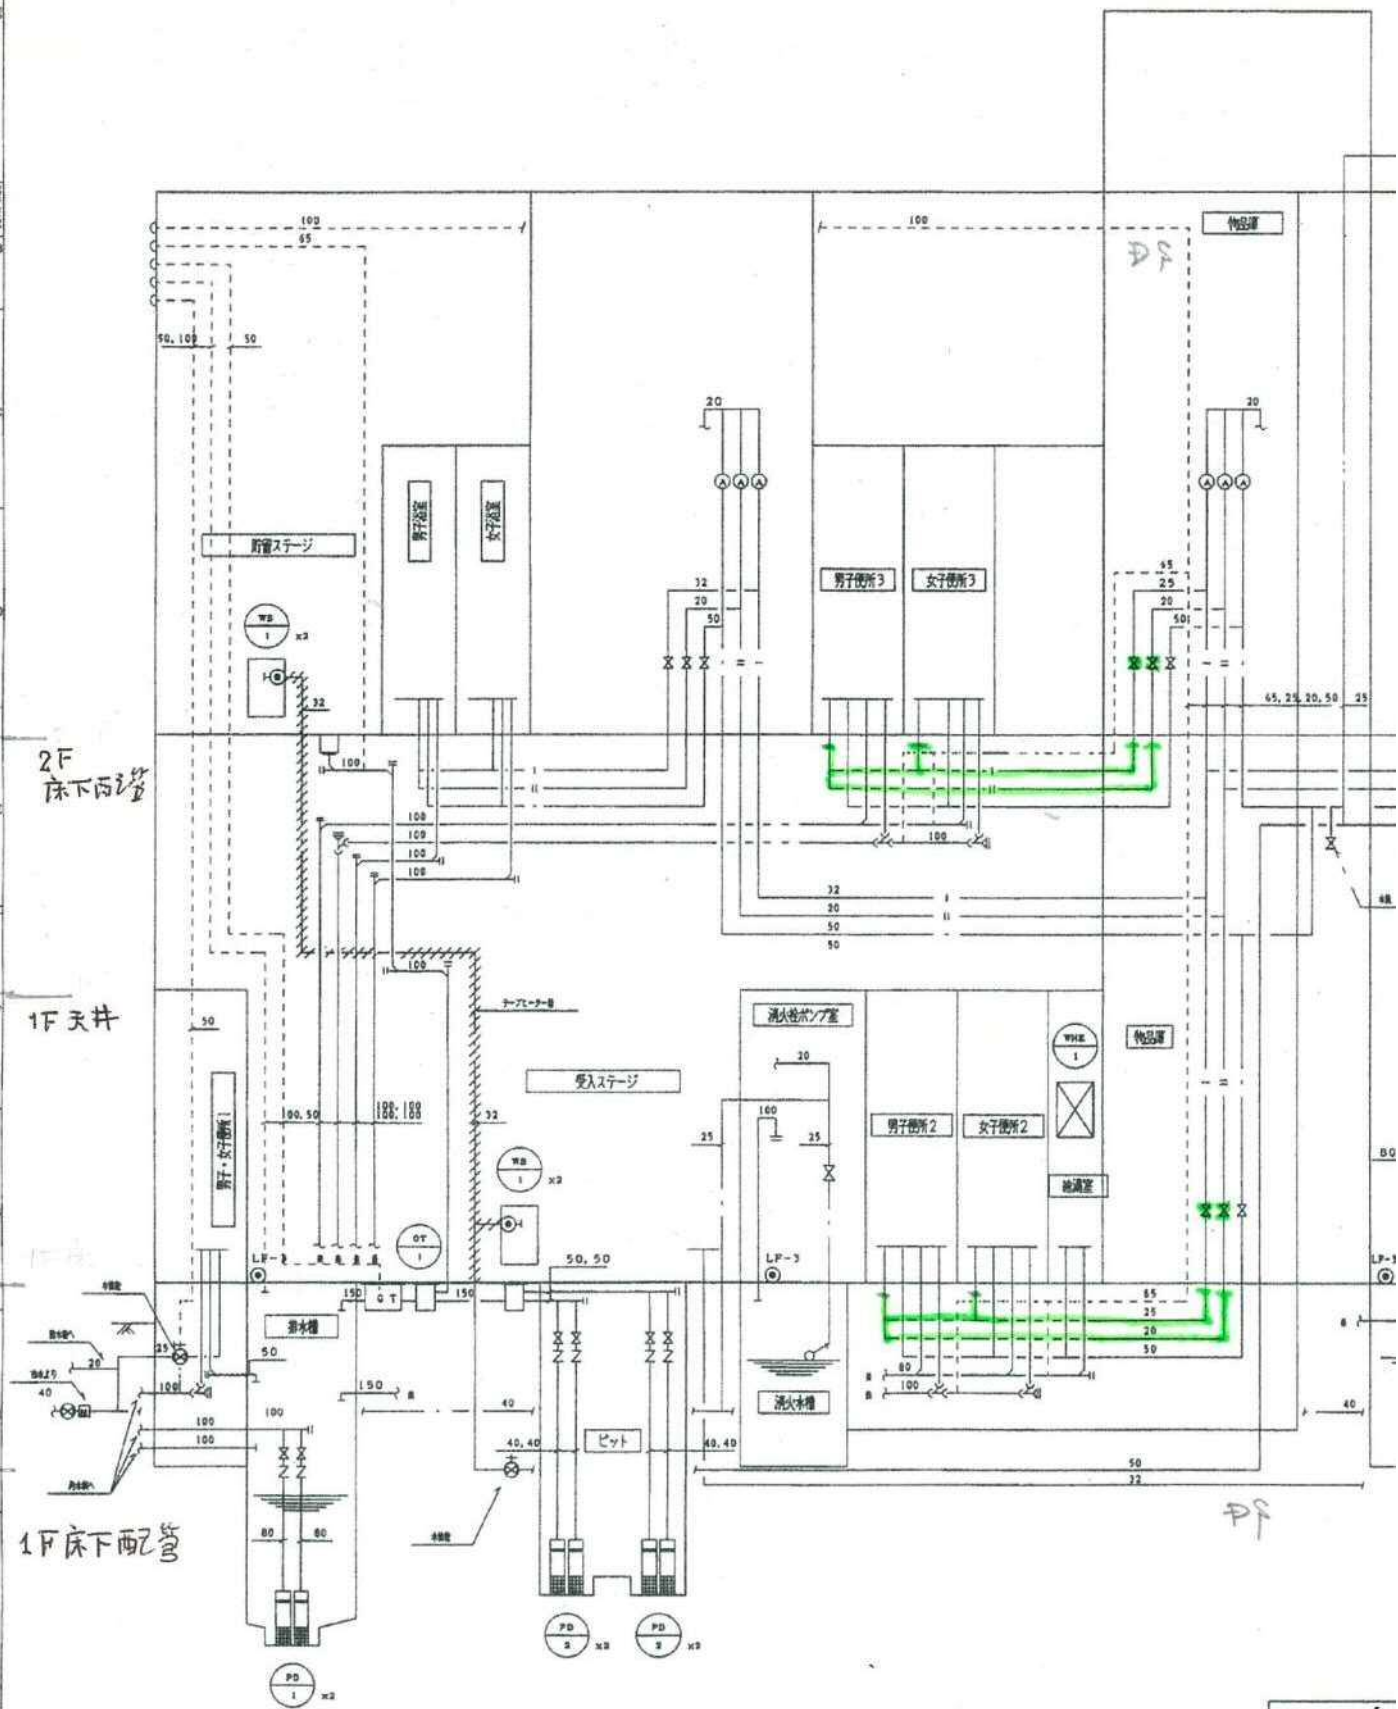

排水槽からの排水本管への流量は1830m³までとし18:00~20:00の間に、

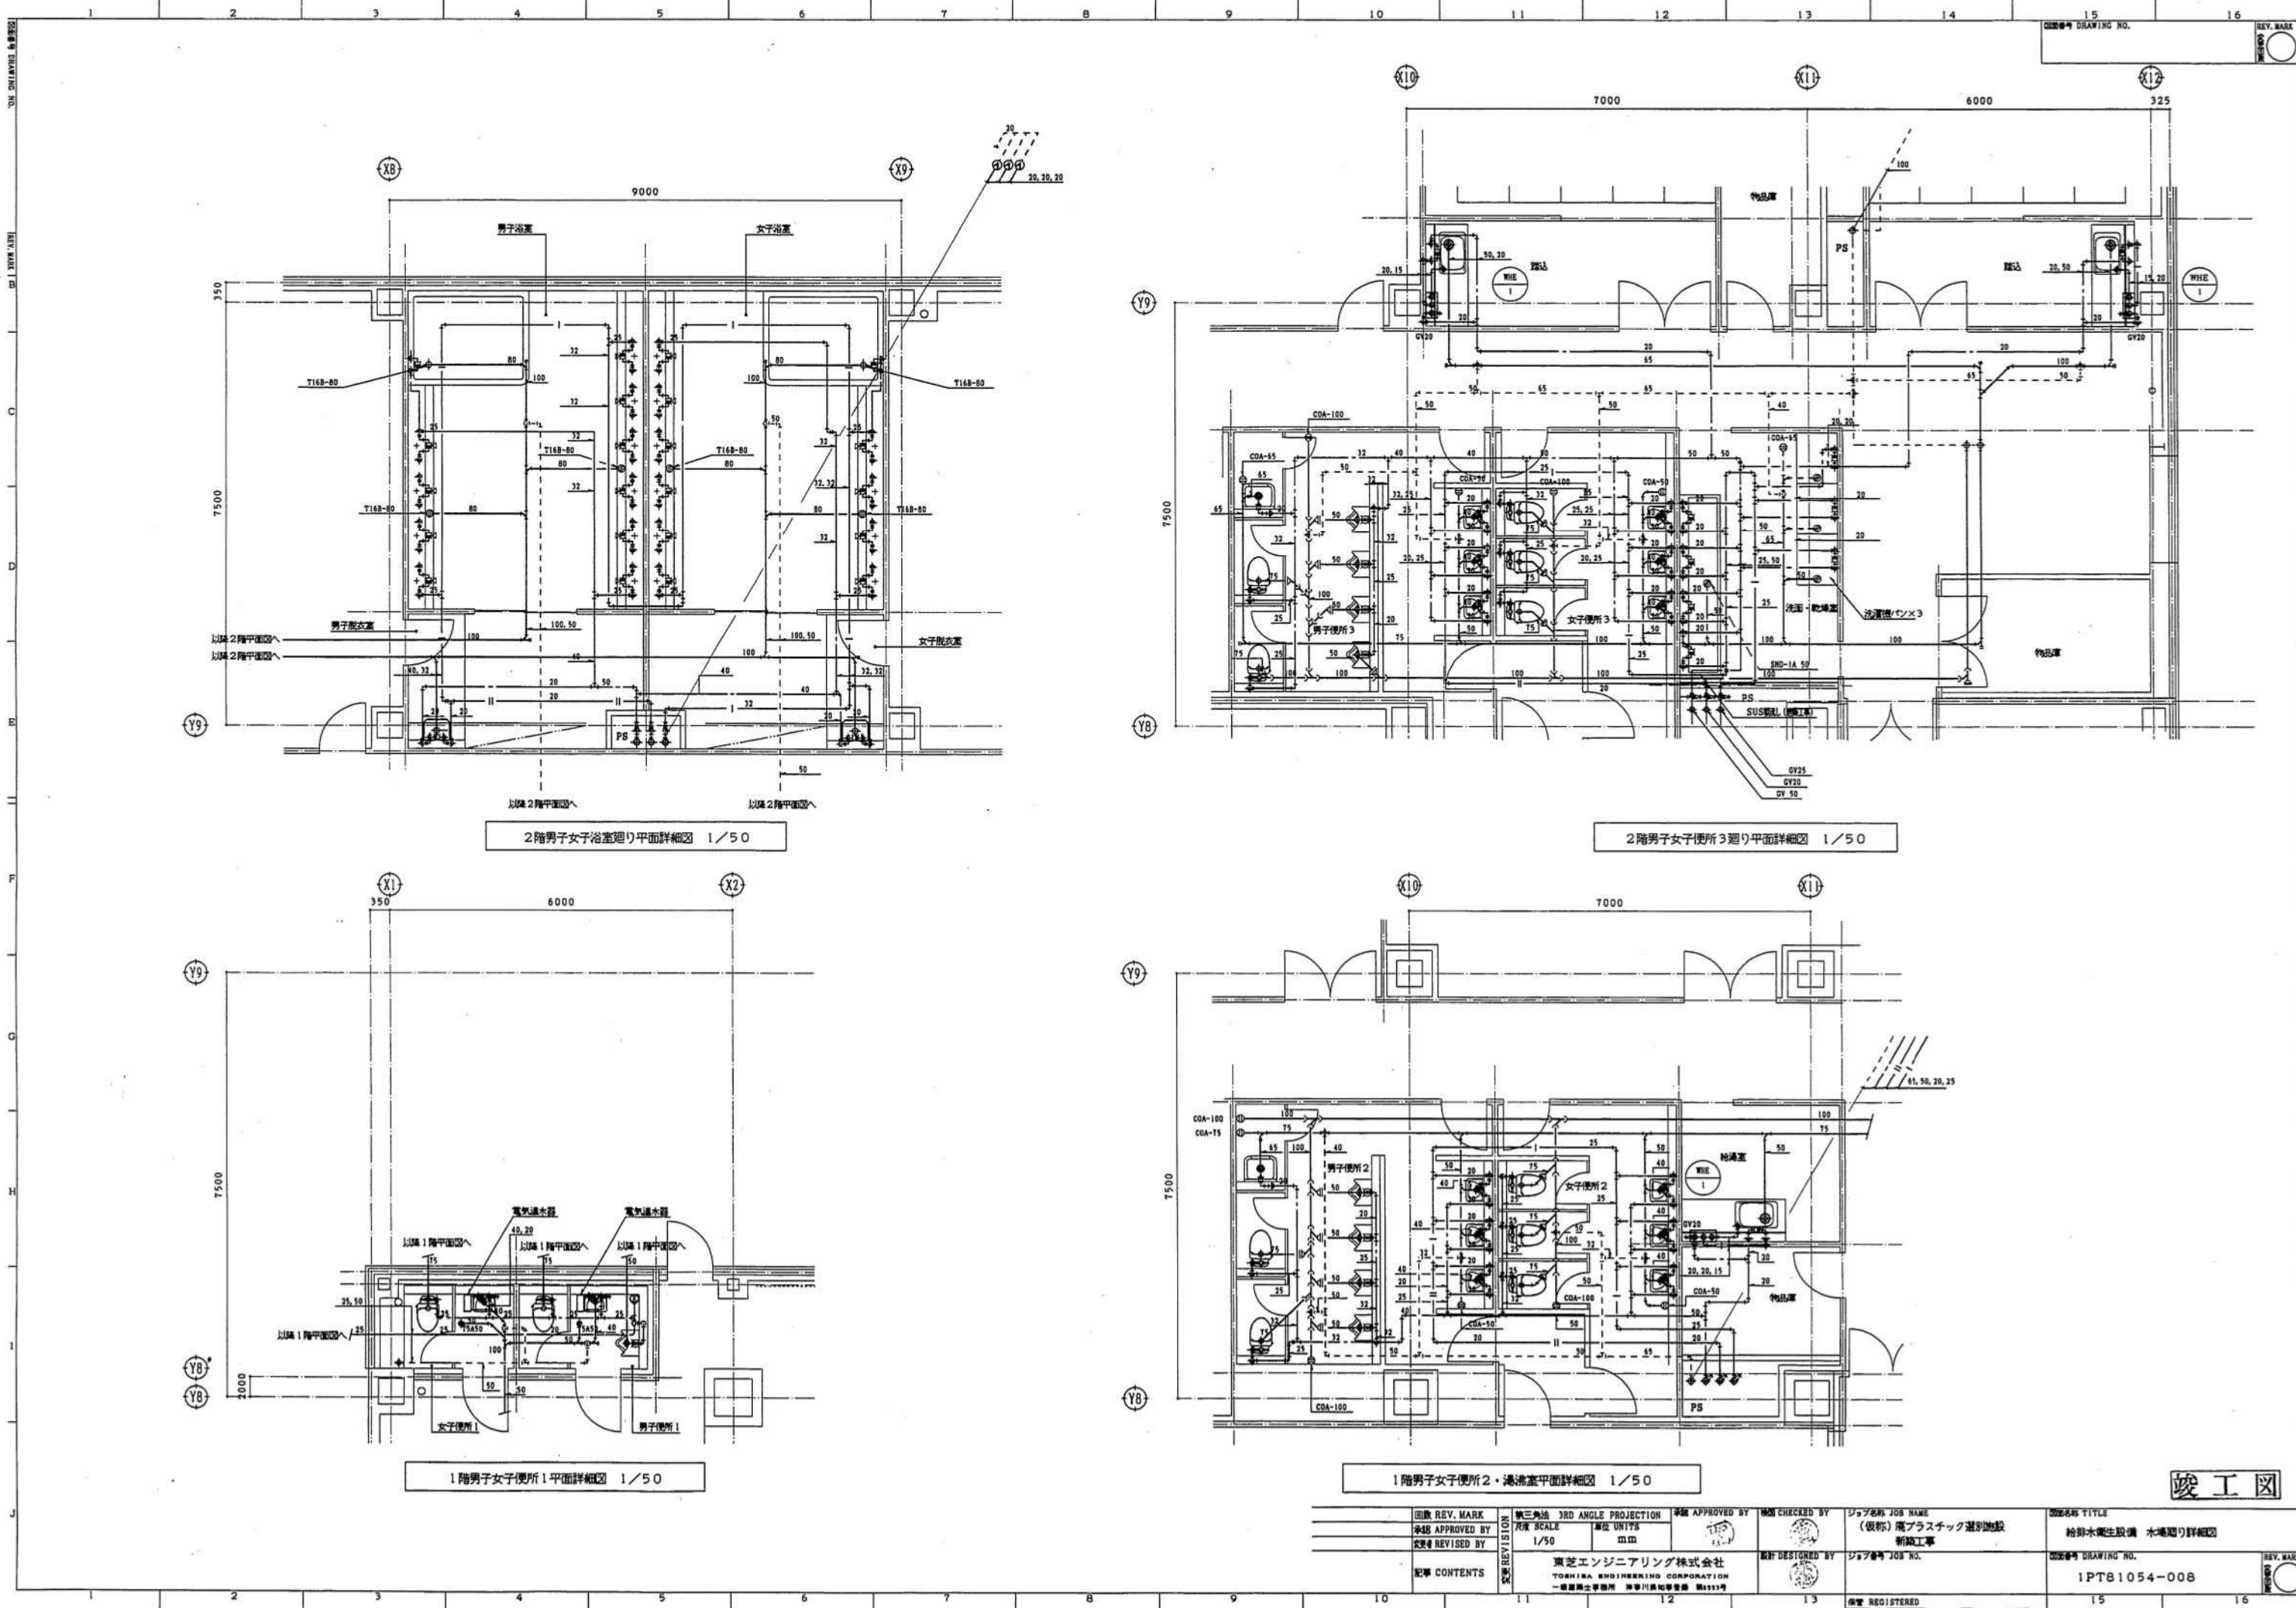

2階男子女子浴室廻り平面詳細図 1/50

2階男子女子便所3廻り平面詳細図 1/50

1階男子女子便所1平面詳細図 1/50

1階男子女子便所2・湯沸室平面詳細図 1/50

竣工図

図数 REV. MARK	第三角法 3RD ANGLE PROJECTION	承認 APPROVED BY	検閲 CHECKED BY	ジョブ名 JOB NAME	図名 TITLE
承認 APPROVED BY	尺/度 SCALE 1/50	単位 UNITS mm		(仮称) 尾プラスチック選別施設	給排水衛生設備 水廻り詳細図
変更 REVISED BY	東芝エンジニアリング株式会社	設計 DESIGNED BY		新設工事	図番 DRAWING NO.
記事 CONTENTS	TOSHIBA ENGINEERING CORPORATION			ジョブ番号 JOB NO.	1PT81054-008
	一級建築士事務所 東京都知事登録 第5515号			図番 REGISTERED	