

平成 2 6 年 度

工事番号      1 4 （ 建 ）      第 0 2 4 7 - 1 号

工 事 名      社会資本整備総合交付金事業  
                 大沟通交流拠点（新規拡張部）冷暖房衛生設備工事

## しゅん功図

|          |          |            |
|----------|----------|------------|
| 着      手 | 平成 2 6 年 | 8 月    4 日 |
| しゅん功     | 平成 2 7 年 | 1 月 2 6 日  |




平成 2 6 年度

社会資本整備総合交付金事業

大通交流拠点（新規拡張部）冷暖房衛生設備工事

しゅん功図面リスト

| 図 番       | 図 面 名 称                 | 縮 尺                |
|-----------|-------------------------|--------------------|
| —         | 表紙                      |                    |
| —         | 図面リスト                   |                    |
| 1 / 1 4   | 附近見取図、配置図               | 1/2500, 1/500      |
| 2 / 1 4   | 空調・換気設備 機器表             | —                  |
| 3 / 1 4   | 空調設備 地下平面図、断面詳細図        | 1/100              |
| 4 / 1 4   | 空調配線設備 地下平面図            | 1/100              |
| 5 / 1 4   | 換気設備 地下平面図、平面詳細図        | 1/100, 1/50        |
| 6 / 1 4   | 排煙設備 地下平面図、断面詳細図        | 1/100, 1/200, 1/50 |
| 7 / 1 4   | 換気・排煙設備 断面詳細図           | 1/50               |
| 8 / 1 4   | 衛生設備 機器表、器具表            | —                  |
| 9 / 1 4   | 衛生設備 屋外平面図              | 1/100              |
| 1 0 / 1 4 | 衛生設備 地下平面図、平面・断面詳細図     | 1/100, 1/50, 1/30  |
| 1 1 / 1 4 | 衛生設備 平面・断面詳細図           | 1/50, 1/30         |
| 1 2 / 1 4 | 消火設備 地下平面図              | 1/100              |
| 1 3 / 1 4 | 屋内消火栓設備 地下 1 階全体平面図(参考) | 1/300              |
| 1 4 / 1 4 | 連結送水管設備 地下 1 階全体平面図(参考) | 1/300              |

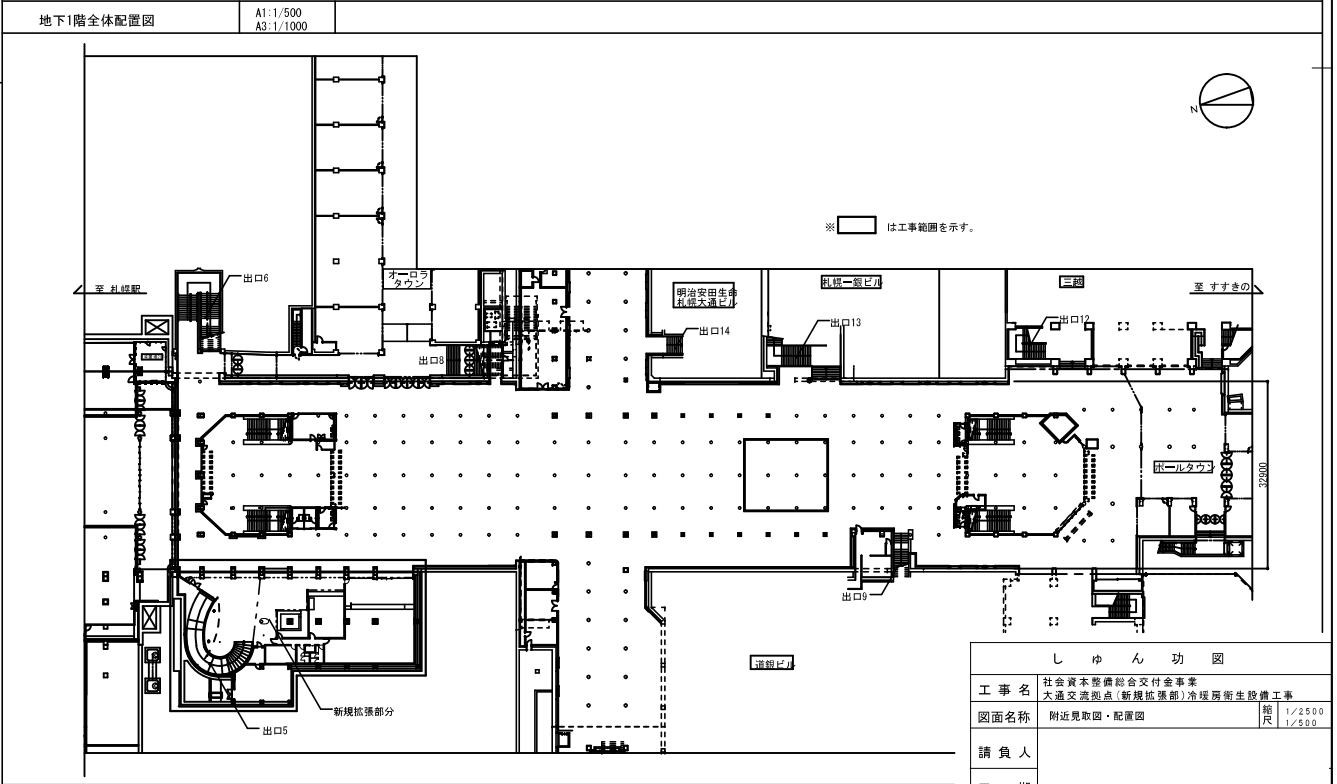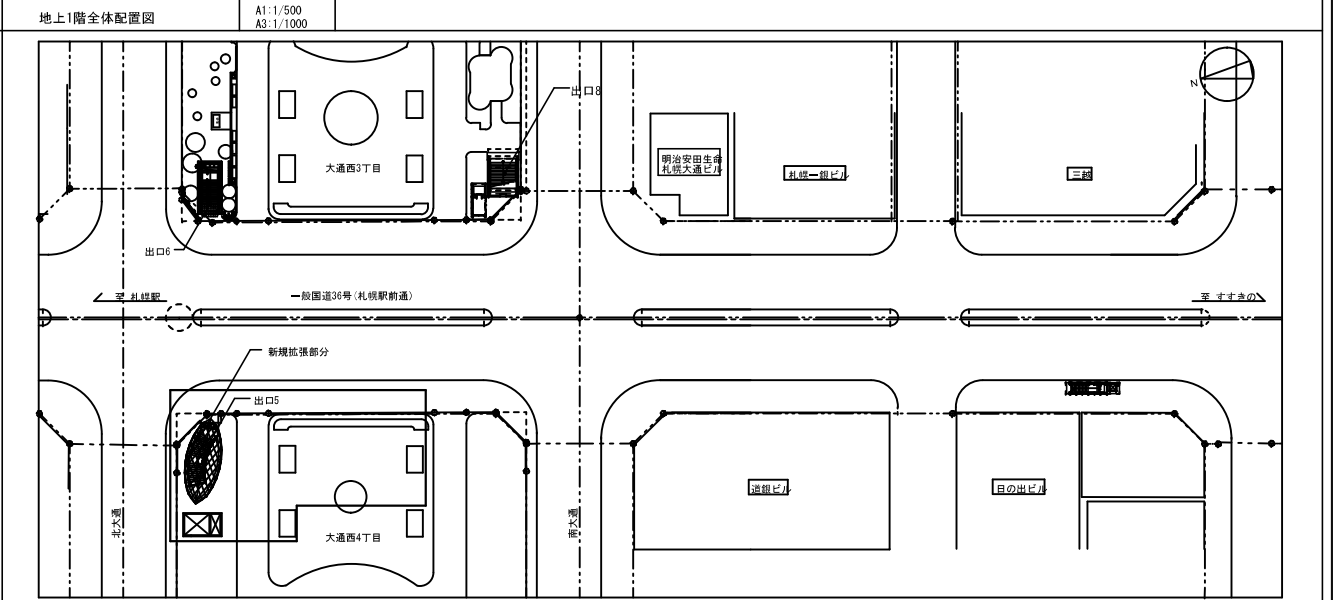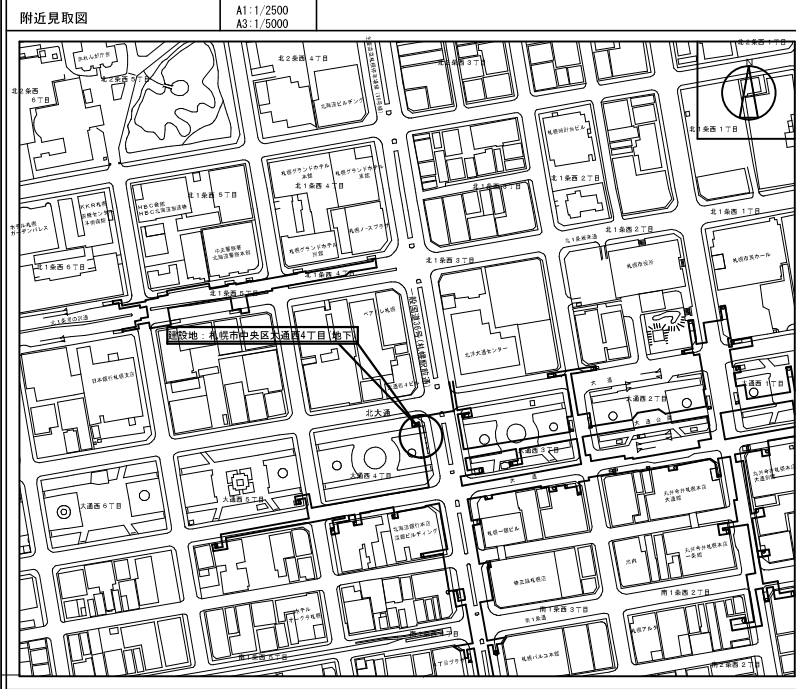


| 各設備配管凡例 |      |                                |                |
|---------|------|--------------------------------|----------------|
| 配管種類    | 記号   | 管種名称                           | 用途             |
| 冷媒管     | —R—  | 冷媒用銅管                          | 屋内配管           |
| ドレン管    | —D—  | 被覆強化ビニライニング銅管 (黒)              | 屋内配管           |
| 給水管     | —P—  | 水道用ポリエチレン二層管                   | 地中埋設配管         |
| 排水管     | —A—  | 水道用ステンレス鋼管 (配管式)               | 屋内配管           |
|         | —PD— | 排水用被覆強化ビニライニング銅管               | 屋内配管 (汚水・雑排水)  |
|         | —PD— | 配管用炭素鋼管 (D)                    | 屋内配管 (ポンプアップ)  |
|         | —V—  | 排水用ノクターン工用ポリスチレン鋼管             | 屋外接続配管 (ねじ接合)  |
|         | —V—  | 被覆ポリ強化ビニル管 (V P)               | 屋外接続配管 (衛生器具)  |
| 通気管     | —V—  | 被覆ポリ強化ビニル管 (V U)               | 地中埋設配管         |
|         | —V—  | 配管用炭素鋼管 (D)                    | 屋内配管           |
| 給湯管     | —I—  | 一般配管用ステンレス鋼管 (配管式)             | 屋内配管           |
| 消火管     | —X—  | 配管用炭素鋼管 (D)                    | 屋内配管 (屋内消火栓)   |
|         | —XS— | 圧力配管用炭素鋼管 (軸目継ぎ管・Sch 40)       | 屋内配管 (凍結防止管)   |
|         | —SP— | 排水用被覆強化ビニル外周被覆銅管 (S T P G—V S) | 地中埋設配管 (凍結防止管) |
|         | —SP— | 配管用炭素鋼管 (D)                    | 屋内配管 (スプリンクラー) |

空調機番表


| 配 号     | 名 称          | 仕 様                                                                                | 電 気 容 量 |     |      | 台数 | 設 置 場 所    | 機器型番          | メーカー名   |
|---------|--------------|------------------------------------------------------------------------------------|---------|-----|------|----|------------|---------------|---------|
|         |              |                                                                                    | φ       | V   | kW   |    |            |               |         |
| P A C－1 | パッケージエアコン室外機 | 空冷式ビルマル手形（寒冷地対応）<br>冷房能力：22.4（19.2）kW、 暖房能力：34.5（21.5）kW<br>防振架台、吹出口防雪フード共         | 3       | 200 | 13.8 | 1  | ドライエリア     | PLH1-HP45GCM1 | 三菱電機（株） |
|         |              |                                                                                    |         |     |      |    |            |               |         |
| P A C－2 | パッケージエアコン室内機 | 天井カセット4方向吹出形<br>冷房能力：3.7（3.7）kW、 暖房能力：4.0（3.9）kW<br>防振吊金物、ドレンアップ、化粧パネル、コントロールスイッチ共 | 1       | 200 | 0.05 | 4  | 証明サービスコーナー | PLF1-PA45BMS2 | 三菱電機（株） |
|         |              |                                                                                    |         |     |      |    |            |               |         |
| P A C－3 | パッケージエアコン室内機 | 天井カセット2方向吹出形<br>冷房能力：2.4（2.4）kW、 暖房能力：2.3（2.2）kW<br>防振吊金物、ドレンアップ、化粧パネル、コントロールスイッチ共 | 1       | 200 | 0.04 | 1  | 図書コーナー     | PLF1-P23LM1   | 三菱電機（株） |
|         |              |                                                                                    |         |     |      |    |            |               |         |
| P A C－4 | パッケージエアコン室内機 | 天井カセット2方向吹出形<br>冷房能力：1.9（1.9）kW、 暖房能力：2.8（2.7）kW<br>防振吊金物、ドレンアップ、化粧パネル、コントロールスイッチ共 | 1       | 200 | 0.04 | 1  | 総合案内コーナー   | PLF1-P23LM1   | 三菱電機（株） |
|         |              |                                                                                    |         |     |      |    |            |               |         |
| P A C－5 | パッケージエアコン室内機 | 天井カセット2方向吹出形<br>冷房能力：1.2（1.2）kW、 暖房能力：1.6（1.6）kW<br>防振吊金物、ドレンアップ、化粧パネル、コントロールスイッチ共 | 1       | 200 | 0.04 | 1  | 休憩室        | PLF1-P22LM1   | 三菱電機（株） |
|         |              |                                                                                    |         |     |      |    |            |               |         |

換気機番表


| 機器番号    | 機 器 名 称      | 機 器 仕 様                                                                   | 電 気 容 量 |     |       | 台数 | 設 置 場 所          | 機器型番       | メーカー名    |
|---------|--------------|---------------------------------------------------------------------------|---------|-----|-------|----|------------------|------------|----------|
|         |              |                                                                           | φ       | V   | W     |    |                  |            |          |
| H E A－1 | 全熱交換型換気扇     | 天井埋込形 24時間換気<br>100φ×110 m3/h ×150Pa、防振吊金物、コントロールスイッチ（電気工事支給）共            | 1       | 200 | 120   | 1  | 図書コーナー           | LGH-H25P5D | 三菱電機（株）  |
|         |              |                                                                           |         |     |       |    |                  |            |          |
| H E A－2 | 全熱交換型換気扇     | 天井埋込形 24時間換気<br>100φ×90 m3/h ×100Pa、防振吊金物、コントロールスイッチ（電気工事支給）共             | 1       | 200 | 110   | 1  | 総合案内コーナー         | LGH-H15P5D | 三菱電機（株）  |
|         |              |                                                                           |         |     |       |    |                  |            |          |
| H E A－3 | 全熱交換型換気扇     | 天井カセット形 24時間換気<br>150φ×180 m3/h ×40Pa、防振吊金物、天井パネル、<br>コントロールスイッチ（電気工事支給）共 | 1       | 200 | 120   | 1  | 休憩室              | LGH-H25P5D | 三菱電機（株）  |
|         |              |                                                                           |         |     |       |    |                  |            |          |
| H E A－4 | 全熱交換型換気扇     | 床直形 タイマー運転（別途電気工事）<br>(750×300)×2,870 m3/h ×220Pa、コントロールスイッチ（電気工事支給）共     | 3       | 200 | 2,400 | 1  | 機械室<br>（歩行空間給排気） | LF-300L-50 | 三菱電機（株）  |
|         |              |                                                                           |         |     |       |    |                  |            |          |
| H E A－5 | 全熱交換型換気扇     | 天井埋込形 24時間換気<br>200φ×650 m3/h ×90Pa、防振吊金物、コントロールスイッチ（電気工事支給）共             | 1       | 200 | 340   | 2  | 証明サービスコーナー       | LGH-H65P5D | 三菱電機（株）  |
|         |              |                                                                           |         |     |       |    |                  |            |          |
| E F－1   | ストレートシロココファン | 低騒音型 人感センサー運転（別途電気工事）<br>150φ×170 m3/h ×60 Pa、防振吊金物共                      | 1       | 100 | 40    | 1  | 機械室<br>（女子便所排気）  | BFS-30SC   | 三菱電機（株）  |
|         |              |                                                                           |         |     |       |    |                  |            |          |
| E F－2   | ストレートシロココファン | 低騒音型 人感センサー運転（別途電気工事）<br>150φ×160 m3/h ×60 Pa、防振吊金物共                      | 1       | 100 | 40    | 1  | 機械室<br>（男子便所排気）  | BFS-30SC   | 三菱電機（株）  |
|         |              |                                                                           |         |     |       |    |                  |            |          |
| E F－3   | ストレートシロココファン | 低騒音型<br>100φ×70 m3/h ×70 Pa、防振吊金物共                                        | 1       | 100 | 30    | 1  | 機械室<br>（ゴミ置場排気）  | BFS-15SC   | 三菱電機（株）  |
|         |              |                                                                           |         |     |       |    |                  |            |          |
| E F－4   | ストレートシロココファン | 低騒音型 温度スイッチ運転・SF－1運転<br>200φ×650 m3/h ×100 Pa、防振吊金物、温度スイッチ（別途電気工事支給）共     | 1       | 100 | 100   | 1  | 機械室<br>（機械室排気）   | BFS-65SC   | 三菱電機（株）  |
|         |              |                                                                           |         |     |       |    |                  |            |          |
| E F－5   | 有圧換気扇        | 低騒音型<br>350φ×1220 m3/h ×20 Pa<br>電動シャッター・バックガード、湿度スイッチ（電気工事支給）共           | 1       | 100 | 100   | 1  | 倉庫<br>（倉庫排気）     | EMF-35CSA  | 三菱電機（株）  |
|         |              |                                                                           |         |     |       |    |                  |            |          |
| S F－1   | ストレートシロココファン | 低騒音型 E F－4 運転<br>200φ×650 m3/h ×200 Pa、防振吊金物共                             | 1       | 100 | 160   | 1  | 機械室<br>（機械室給気）   | BFS-65SC   | 三菱電機（株）  |
|         |              |                                                                           |         |     |       |    |                  |            |          |
| F S M－1 | 排煙ファン        | 遠心送風機、片吸込床直形<br>φ31/2×11,500 m3/h ×740 Pa<br>壁掛形制御盤共                      | 3       | 200 | 5,5kW | 1  | 機械室              | 31/2 SPRH  | （株）荏原製作所 |
|         |              |                                                                           |         |     |       |    |                  |            |          |

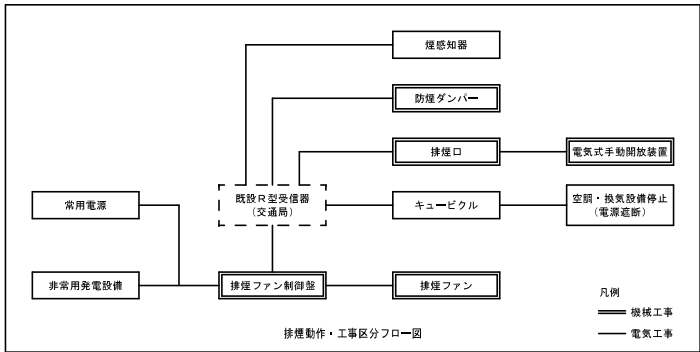

| し ゆ ん 功 図 |                                         |              |
|-----------|-----------------------------------------|--------------|
| 工 事 名     | 社会資本整備総合交付金事業<br>大田交通拠点(新規拡張部)冷暖房衛生設備工事 |              |
| 図面名称      | 空調・換気設備 機器表                             | 縮尺 NO. SCALE |
| 請 負 人     |                                         |              |
| 工 期       |                                         |              |

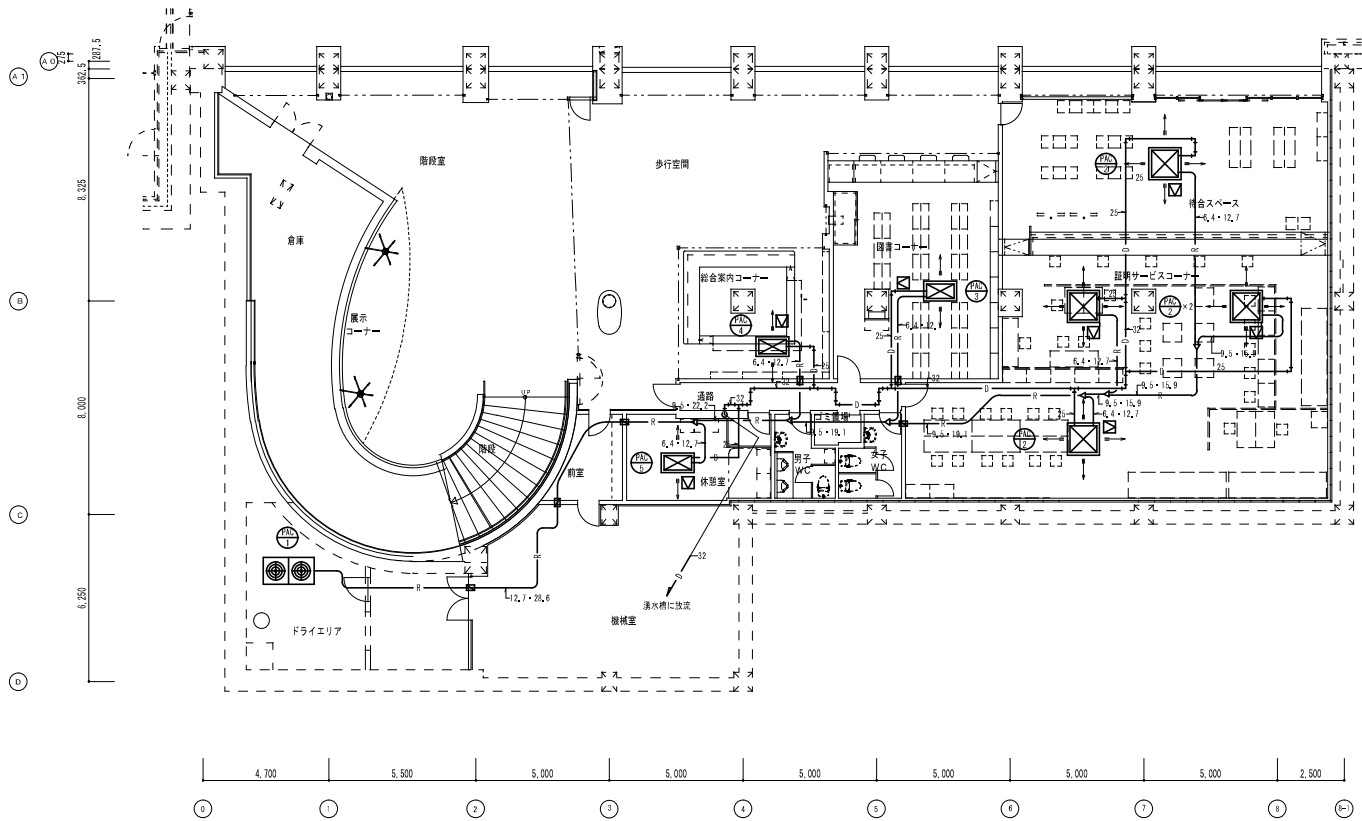






空調設備 地下平面図 S=1/100

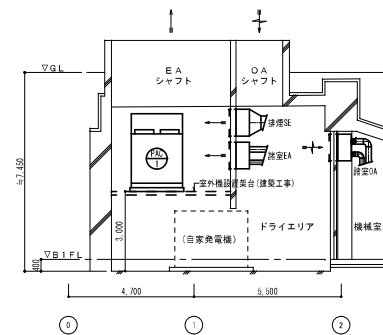


空調設備 ドライエリア・機械室断面図 S=1/100

| しゅん 功 図 |                                           |               |
|---------|-------------------------------------------|---------------|
| 工 事 名   | 社会資本整備総合交付金事業<br>大田区立大田区立(新規拡張部)冷暖房衛生設備工事 |               |
| 図面名称    | 空調設備 地下平面図、平面詳細図                          | 縮尺 1/100・1/50 |
| 請 負 人   |                                           |               |
| 工 期     |                                           |               |


|       |                                         |
|-------|-----------------------------------------|
| しゅん功図 |                                         |
| 工事名   | 社会資本整備総合交付金事業<br>大通交流拠点(新規拡張部)冷暖房衛生設備工事 |
| 図面名称  | 空調設備(配線)地下平面図<br>縮尺 1/100               |
| 請負人   |                                         |
| 工期    |                                         |

  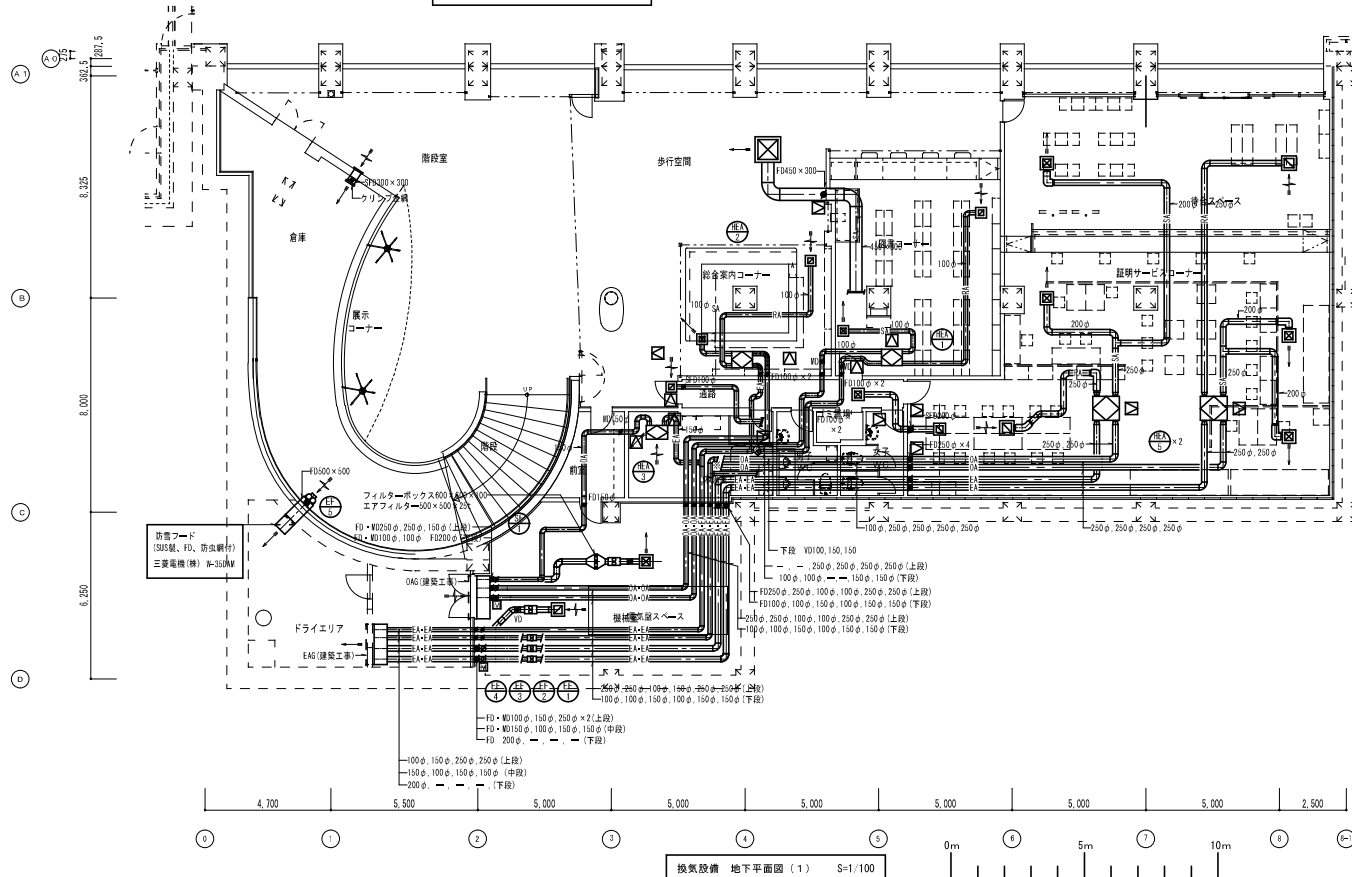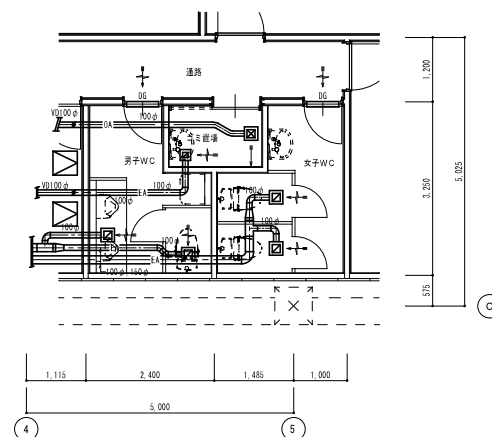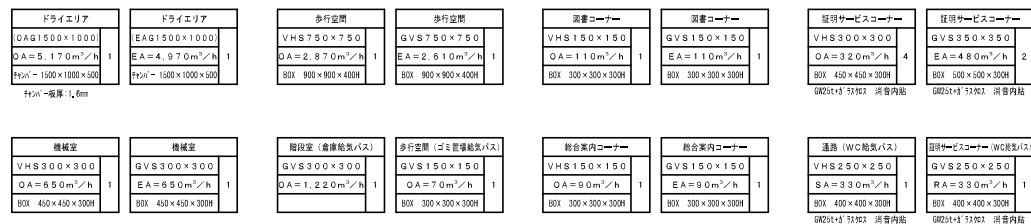

|         |                                         |
|---------|-----------------------------------------|
| しゅん 功 図 |                                         |
| 工 事 名   | 社会資本整備総合交付金事業<br>大連交通拠点(新規拡張部)冷暖房衛生設備工事 |
| 図面名称    | 換気設備 地下平面図、平面詳細図<br>縮尺 1/100(1/5)       |
| 請 負 人   |                                         |
| 工 期     |                                         |

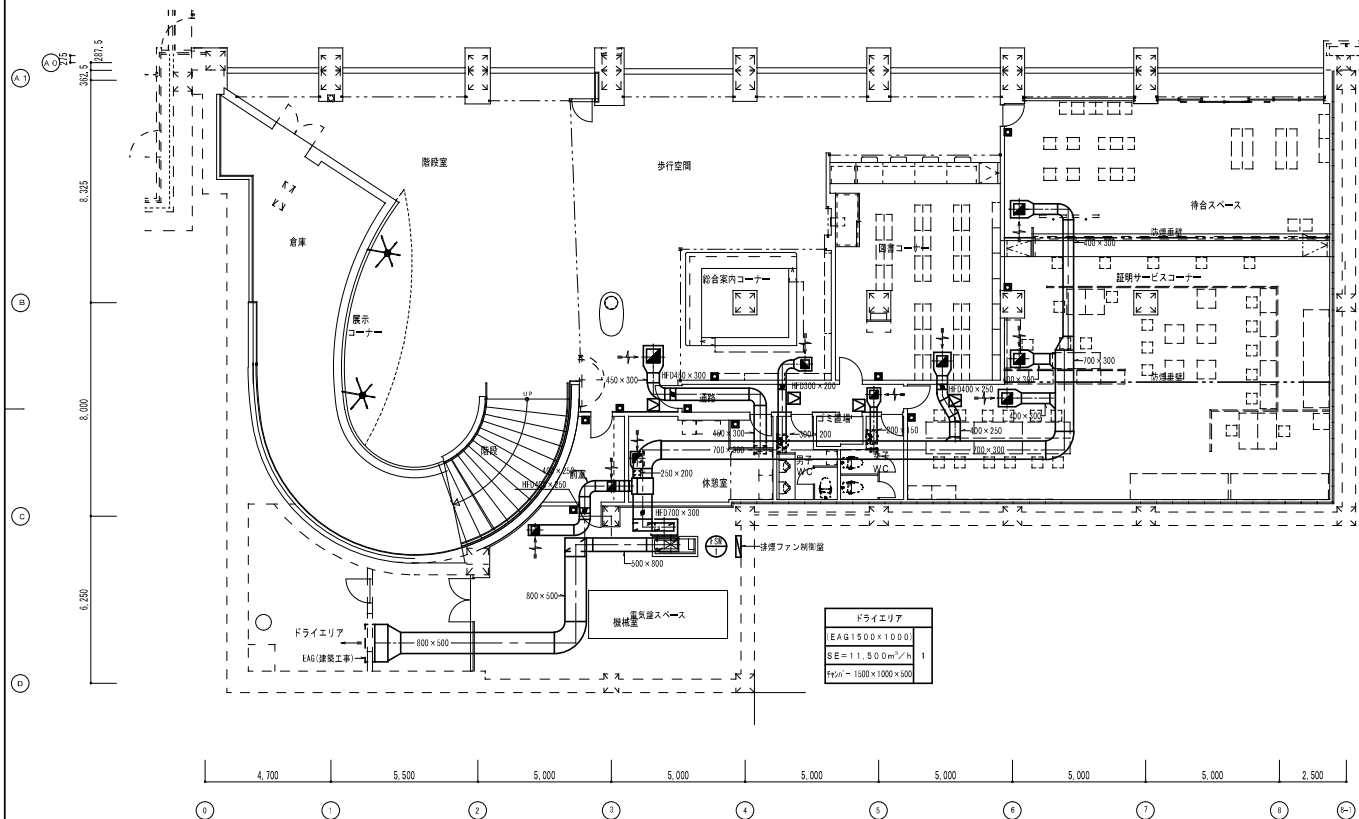


排煙設備 地下平面図 S=1/100

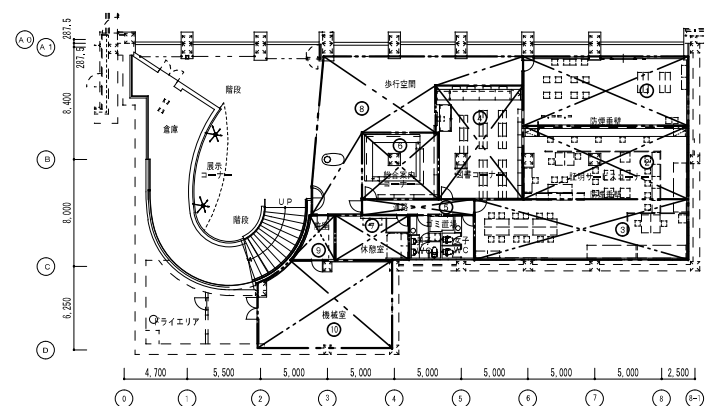


排煙区画平面図 S=1/200

| 排煙風量・排煙口一覧表 |                |                        |                          |         |
|-------------|----------------|------------------------|--------------------------|---------|
| 番号          | 排煙区画           | 区画面積 (m <sup>2</sup> ) | 排煙風量 (m <sup>3</sup> /h) | 排煙口サイズ  |
| 1           | 待合スペースコーナー (1) | 62.67                  | 3,760                    | 400×400 |
| 2           | 待合スペースコーナー (2) | 67.40                  | 4,050                    | 400×400 |
| 3           | 待合スペースコーナー (3) | 70.87                  | 4,260                    | 400×400 |
| 4           | 図書コーナー         | 54.46                  | 3,270                    | 350×350 |
| 5           | 通路             | 10.12                  | 610                      | 300×300 |
| 6           | 総合案内コーナー       | 28.68                  | 1,730                    | 300×300 |
| 7           | 休憩室            | 18.51                  | 1,120                    | 300×300 |
| 8           | 歩行空間           | 86.90                  | 5,220                    | 450×450 |
| 9           | 待室             | 8.24                   | 500                      | 300×300 |
| 10          | 機械室            | 66.00                  | 3,960                    | 400×400 |

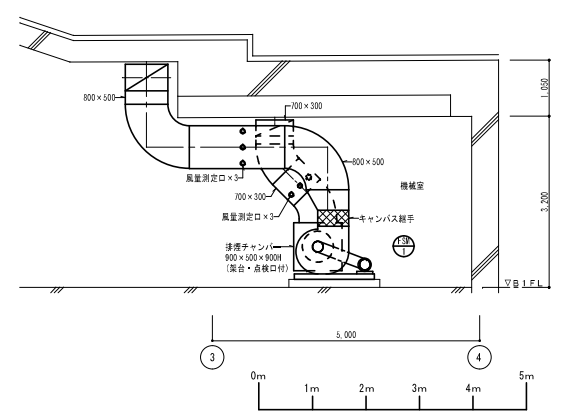


排煙設備 FSM-Iまわり断面詳細図 S=1/50


| しゅん 功 図 |                                         |               |
|---------|-----------------------------------------|---------------|
| 工 事 名   | 社会資本整備総合交付金事業<br>大田交流拠点(新規拡張部)冷暖房衛生設備工事 |               |
| 図面名称    | 排煙設備 地下平面図、断面詳細図                        | 縮尺 1/100・1/50 |
| 請 負 人   |                                         |               |
| 工 期     |                                         |               |

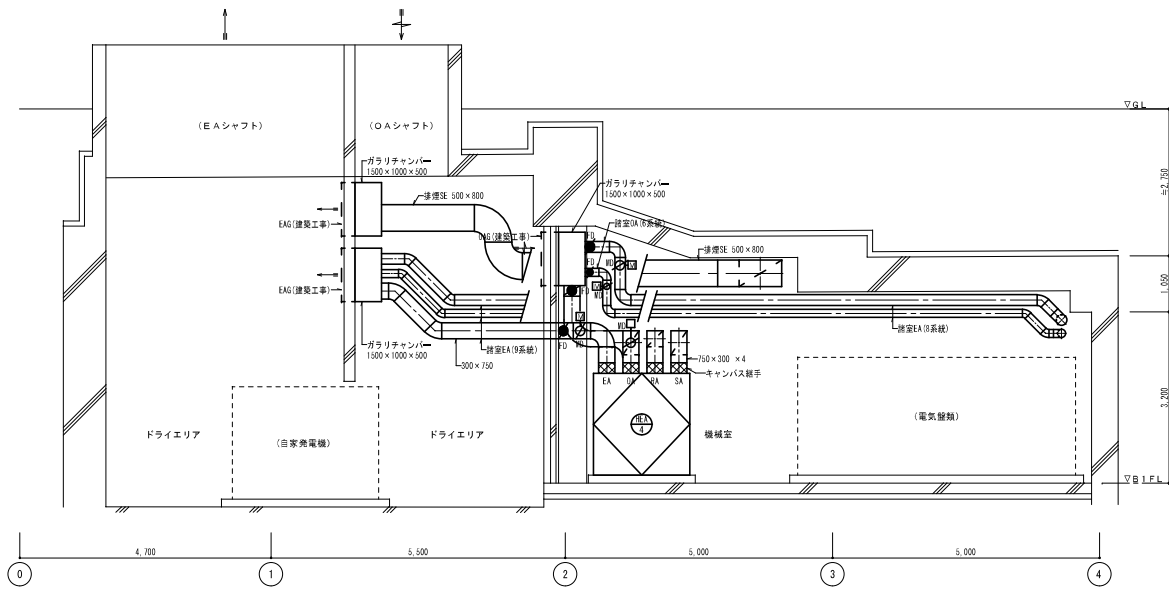

換気・排煙設備 ドライエリア・機械室断面詳細図 S=1/50

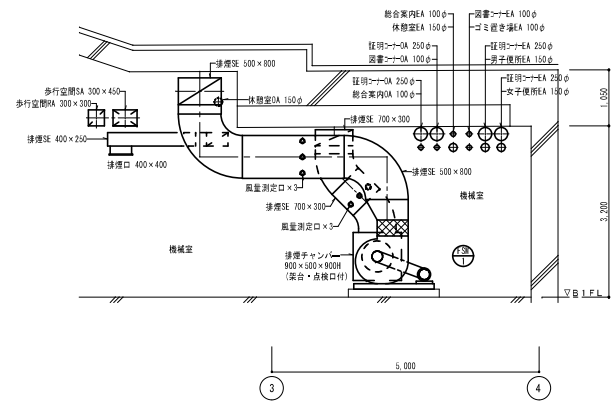

換気・排煙設備 機械室断面詳細図 S=1/50

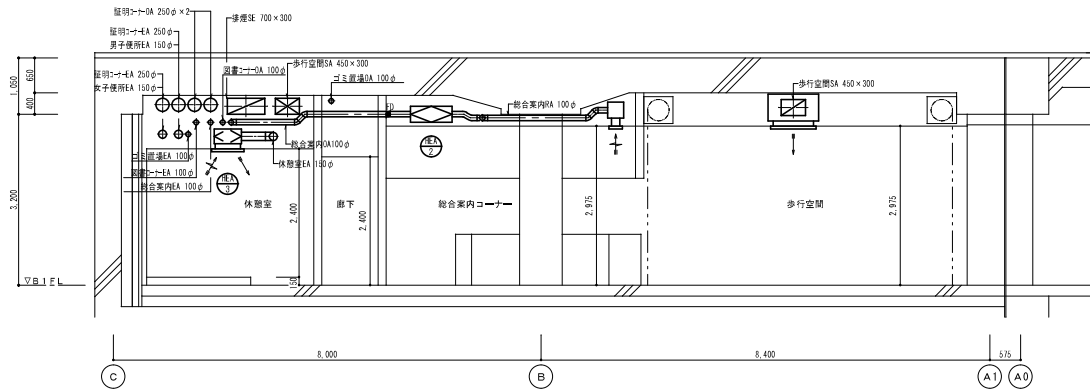

換気・排煙設備 諸室断面詳細図 S=1/50



| しゅん 功 図 |                                         |         |
|---------|-----------------------------------------|---------|
| 工 事 名   | 社会資本整備総合交付金事業<br>大田交流拠点(新規拡張部)冷暖房衛生設備工事 |         |
| 図面名称    | 換気・排煙設備 断面詳細図                           | 縮尺 1/50 |
| 請 負 人   |                                         |         |
| 工 期     |                                         |         |

衛生機器表

| 記 号   | 名 称        | 仕 様                                    | 電 気 容 量 |     |      | 台数 | 設 置 場 所 | 機 器 型 番       | メーカ－名    |
|-------|------------|----------------------------------------|---------|-----|------|----|---------|---------------|----------|
|       |            |                                        | φ       | V   | kW   |    |         |               |          |
| PD－1  | 汚水排水ポンプ    | 50φ×150L/min×10m 水中型、汚物排水用、着脱設置付、非自動型  | 3       | 200 | 0.75 | 2  | 汚水槽     | 50DW5, 75B    | (株)荏原製作所 |
|       |            | スルース弁・汚物用チャッキ弁(ナイロンコーティング)、遠成計共        |         |     |      |    |         |               |          |
| PD－1' | 汚水排水ポンプ制御盤 | 屋内壁掛形、自動交互単独運転、強制運転タイマー、漏電ブレーカー、       |         |     |      | 1  | ゴミ置場    | EPC1・2B       | (株)荏原製作所 |
|       |            | 逆相コンデンサ、運転・故障・満水表示及び外部出力端子付            |         |     |      |    |         |               |          |
|       |            | フロートスイッチ(運転・停止・満水警報)共                  |         |     |      |    |         |               |          |
| PD－2  | 湧水排水ポンプ    | 50φ×100L/min×9m 水中型、雑排水用、非自動型、遠成計共     | 3       | 200 | 0.75 | 2  | 湧水槽(1)  | 50DW55, 75B   | (株)荏原製作所 |
| PD－2' | 湧水排水ポンプ制御盤 | 屋内壁掛形、自動交互単独運転、漏電ブレーカー、                |         |     |      | 1  | 機械室     | EPJ1・2        | (株)荏原製作所 |
|       |            | 逆相コンデンサ、運転・故障・満水表示及び外部出力端子付            |         |     |      |    |         |               |          |
|       |            | フロートスイッチ(運転・停止・満水警報)共                  |         |     |      |    |         |               |          |
| PD－3  | 湧水移送ポンプ    | 40φ×60L/min×7m 水中型、雑排水用、自動型(フロートスイッチ付) | 1       | 100 | 0.4  | 1  | 湧水槽(2)  | 50DW5A5, 43B  | (株)荏原製作所 |
|       |            | フロートスイッチ(満水警報)共                        |         |     |      |    |         |               |          |
| EWH－1 | 電気温水器      | 床置形、貯湯式(貯湯量20L)、ウイークリータイマー付            | 1       | 200 | 2.0  | 1  | 休憩室     | ESD20BRX220B0 | (株)日本エスヰ |
|       |            | 2温度(熱湯・温湯)出湯タイプ                        |         |     |      |    |         |               |          |
|       |            | 減圧逆止弁・安全弁・屋内止水栓・フローコック共                |         |     |      |    |         |               |          |
|       |            | 電源コード付 自主試験基準適合品                       |         |     |      |    |         |               |          |



| 男子便所  |                            |    |                           |          |
|-------|----------------------------|----|---------------------------|----------|
| 名 称   | 仕 様・札幌市番号                  | 数量 | 品 番                       | メーカ－名    |
| 洋風大便器 | 節水Ⅱ形大便器 J1S記号：C1200S       | 1  | CS220B, SH220BNS          | TOTO (株) |
|       | 防臭便座、防臭式密結形ロータンク(手洗無し)     |    |                           |          |
|       | 洗浄便座                       | 1  | TCF585                    | TOTO (株) |
| 紙巻器   | SA－3                       | 1  | YH51R                     | TOTO (株) |
| 小便器   | 感知式自動洗浄壁掛形(大形・低リップ・AC100V) | 2  | UF5800CE                  |          |
|       |                            |    |                           |          |
| 手洗器   | 壁掛形、電気温水器一体形自動水栓、ストラップ     | 1  | TOTO：L546U, REAH03A1RS41A | TOTO (株) |
|       | 電気温水器(壁掛形、貯湯量3L、適温出湯、止水栓共) | 1  | REAH03A1RS41A             | TOTO (株) |
|       | 1φ×100V×0.6kW              |    |                           |          |
| 掃除用流し | SVS－1                      | 1  | SK22A                     | TOTO (株) |

| 女子便所  |                             |    |                           |          |
|-------|-----------------------------|----|---------------------------|----------|
| 名 称   | 仕 様・札幌市番号                   | 数量 | 品 番                       | メーカ－名    |
| 洋風大便器 | 節水Ⅱ形大便器 J1S記号：C1200S        | 2  | CS220B, SH220BNS, TC301   | TOTO (株) |
|       | 防臭便座、防臭式密結形ロータンク(手洗無し)、普通便座 |    |                           |          |
|       | 洗浄便座                        | 1  | TCF585                    | TOTO (株) |
| 紙巻器   | SA－3                        | 2  | YH51R                     | TOTO (株) |
|       |                             |    |                           |          |
|       |                             |    |                           |          |
| 手洗器   | 壁掛形、電気温水器一体形自動水栓、ストラップ      | 1  | TOTO：L546U, REAH03A1RS41A | TOTO (株) |
|       | 電気温水器(壁掛形、貯湯量3L、適温出湯、止水栓共)  | 1  | REAH03A1RS41A             | TOTO (株) |
|       | 1φ×100V×0.6kW               |    |                           |          |


| 休 憩 室    |                        |    |           |          |
|----------|------------------------|----|-----------|----------|
| 名 称      | 仕 様・札幌市番号              | 数量 | 品 番       | メーカ－名    |
| 湧水混合水栓   | 立型シングルレバー S F－31       | 1  | TKG632EZ  | TOTO (株) |
| 給湯立水栓    | 台付自在形、スパウト270mm S F－32 | 1  | T136RUN13 | TOTO (株) |
| (ミニキッチン) | 建築工事                   |    |           |          |
|          |                        |    |           |          |

| 物 品 庫 |             |    |           |          |
|-------|-------------|----|-----------|----------|
| 名 称   | 仕 様・札幌市番号   | 数量 | 品 番       | メーカ－名    |
| 温水栓   | 自動操手付 S F－5 | 2  | T28AUNH13 | TOTO (株) |
|       |             |    |           |          |

| し ゆ ん 功 図 |                                         |    |          |
|-----------|-----------------------------------------|----|----------|
| 工 事 名     | 社会資本整備総合交付金事業<br>大通交流拠点(新規拡張部)冷暖房衛生設備工事 |    |          |
| 図面名称      | 衛生設備 機器表・器具表                            | 縮尺 | NO SCALE |
| 請 負 人     |                                         |    |          |
| 工 期       |                                         |    |          |

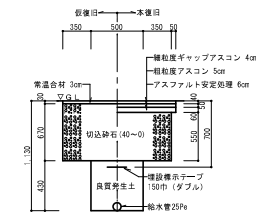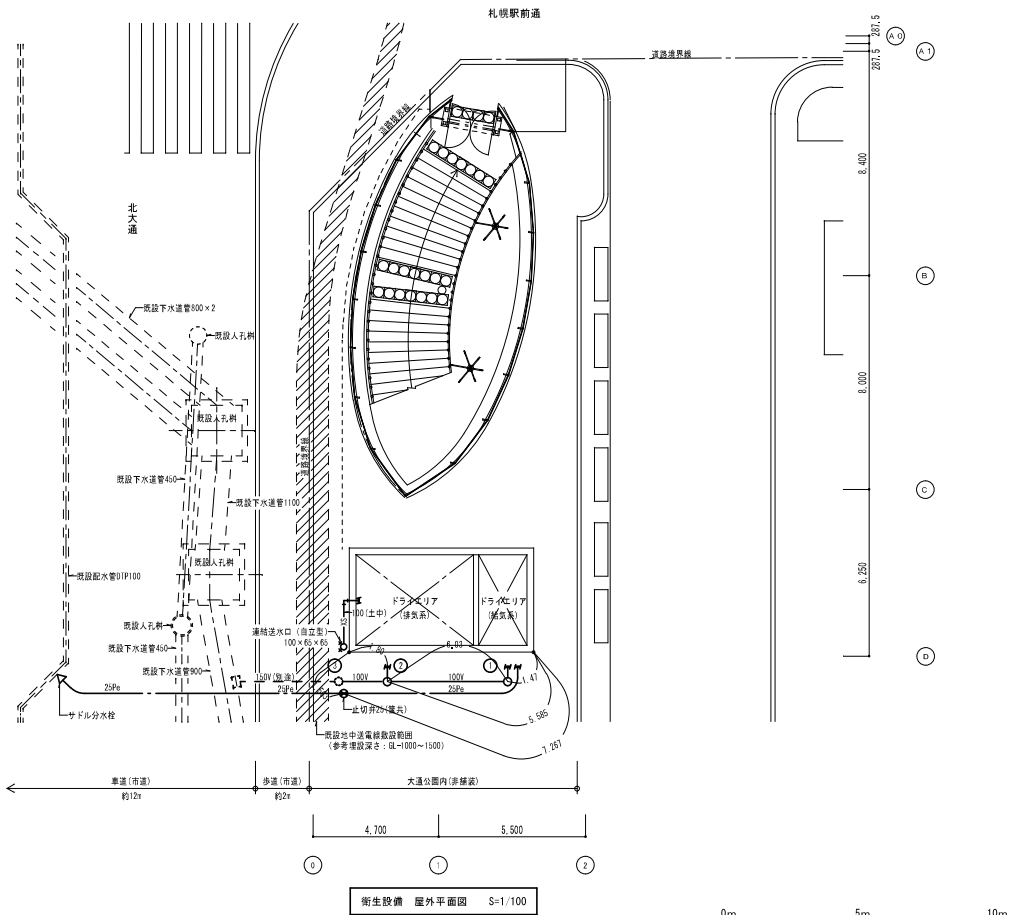


車道断面参考図(他水) S=N.O

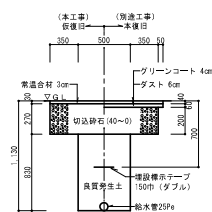

歩道断面参考図(他水) S=N.O


※歩道部の本復旧は別途工事。

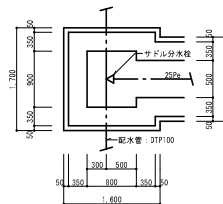

分水粒出し部分平面参考図 S=N.O



大連公園内非舗装部断面参考図(他水) S=N.O

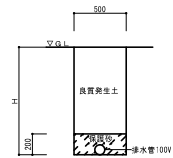

大連公園内非舗装部断面参考図(排水) S=N.O



※H>1,000とする。

樹 一 覧 表


| 記号 | 樹 名 称 | 樹 径 × 樹 深 達 | 樹 及 び 産 仕 様      | 参 考<br>地 盤 高 | 参 考<br>管 底 高 | 備 考  |
|----|-------|-------------|------------------|--------------|--------------|------|
| 1  | 汚 水 樹 | 450φ × 750H | インパト樹、MH B-R400φ | 20,30        | 19,55        |      |
| 2  | "     | 450φ × 790H | " "              | 20,30        | 19,51        |      |
| 3  | 公 共 樹 | 450φ × 800H |                  | 20,30        | 19,50        | 別途工事 |

※北大通車道地盤高(参考): 20,0


| し ゆ ん 功 図 |                                         |               |
|-----------|-----------------------------------------|---------------|
| 工 事 名     | 社会資本整備総合交付金事業<br>大通交差地点(新規拡張部)冷暖房衛生設備工事 |               |
| 図面名称      | 衛生・消防設備 屋外平面図                           | 縮尺 1/100・1/50 |
| 請 負 人     |                                         |               |
| 工 期       |                                         |               |

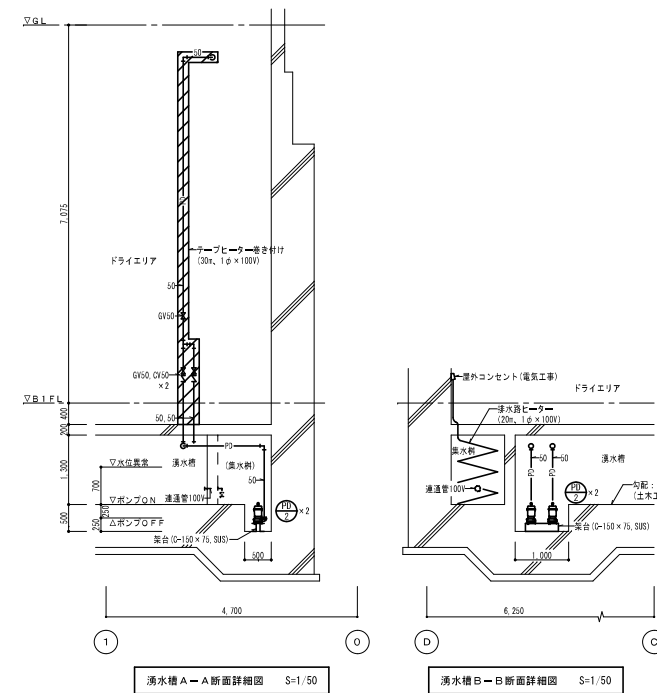 


|         |                                         |
|---------|-----------------------------------------|
| しゅん 功 園 |                                         |
| 工 事 名   | 社会資本整備総合交付金事業<br>大湫交流拠点(新規拡張部)冷媒管衛生設備工事 |
| 図面名称    | 衛生設備 地下平面図、断面詳細図                        |
| 縮 尺     | 1/100・1/50                              |
| 請 負 人   |                                         |
| 工 期     |                                         |

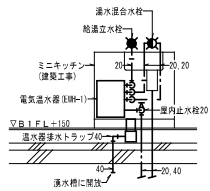


休憩室ミニキッチン配管要領図 S=1/30

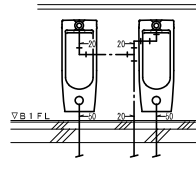


男子WC小便器配管要領図 S=1/30

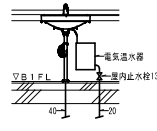


男子WC手洗器配管要領図 S=1/30

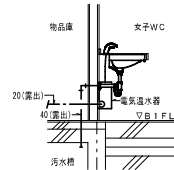


女子WC手洗器配管要領図 S=1/30

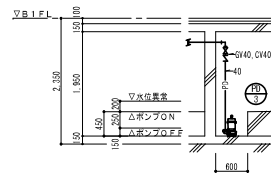


PD-3まわり断面詳細図 S=1/50

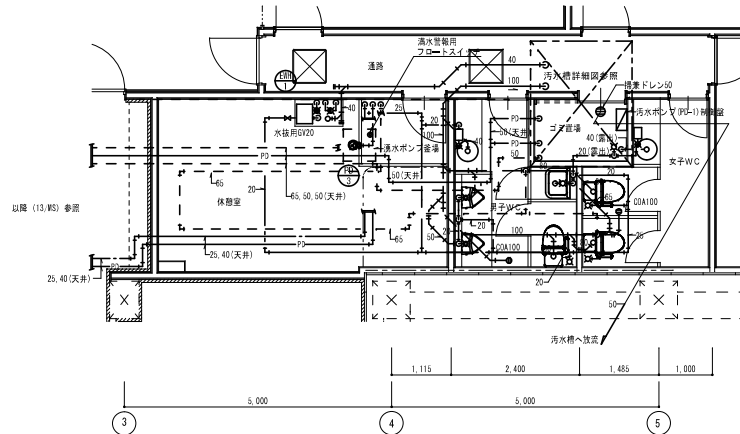


衛生設備 休憩室・便所平面詳細図 S=1/50

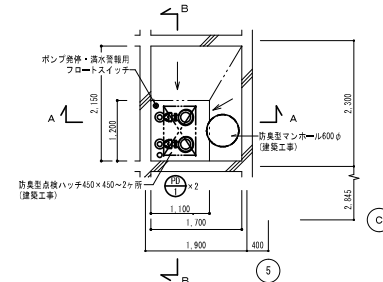

汚水槽平面詳細図 S=1/50

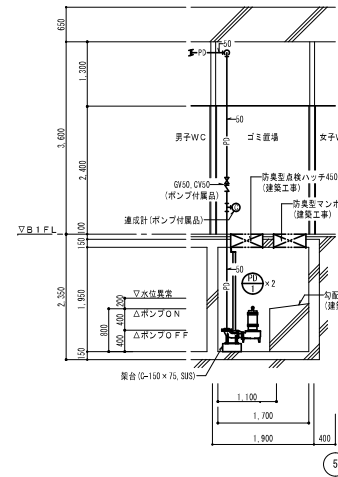


汚水槽A-A断面詳細図 S=1/50

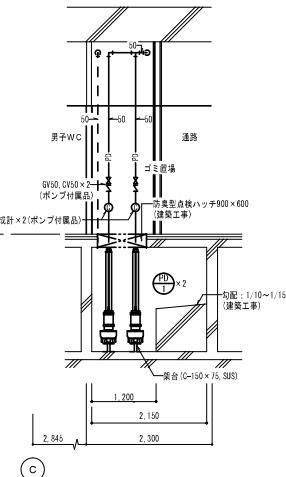

汚水槽B-B断面詳細図 S=1/50




|       |                                        |    |      |
|-------|----------------------------------------|----|------|
| しゅん功図 |                                        |    |      |
| 工事名   | 社会資本整備総合交付金事業<br>大田交差点(新規拡張部)冷暖房衛生設備工事 |    |      |
| 図面名称  | 衛生設備 平面・断面詳細図                          | 縮尺 | 1/50 |
| 請負人   |                                        |    |      |
| 工期    |                                        |    |      |

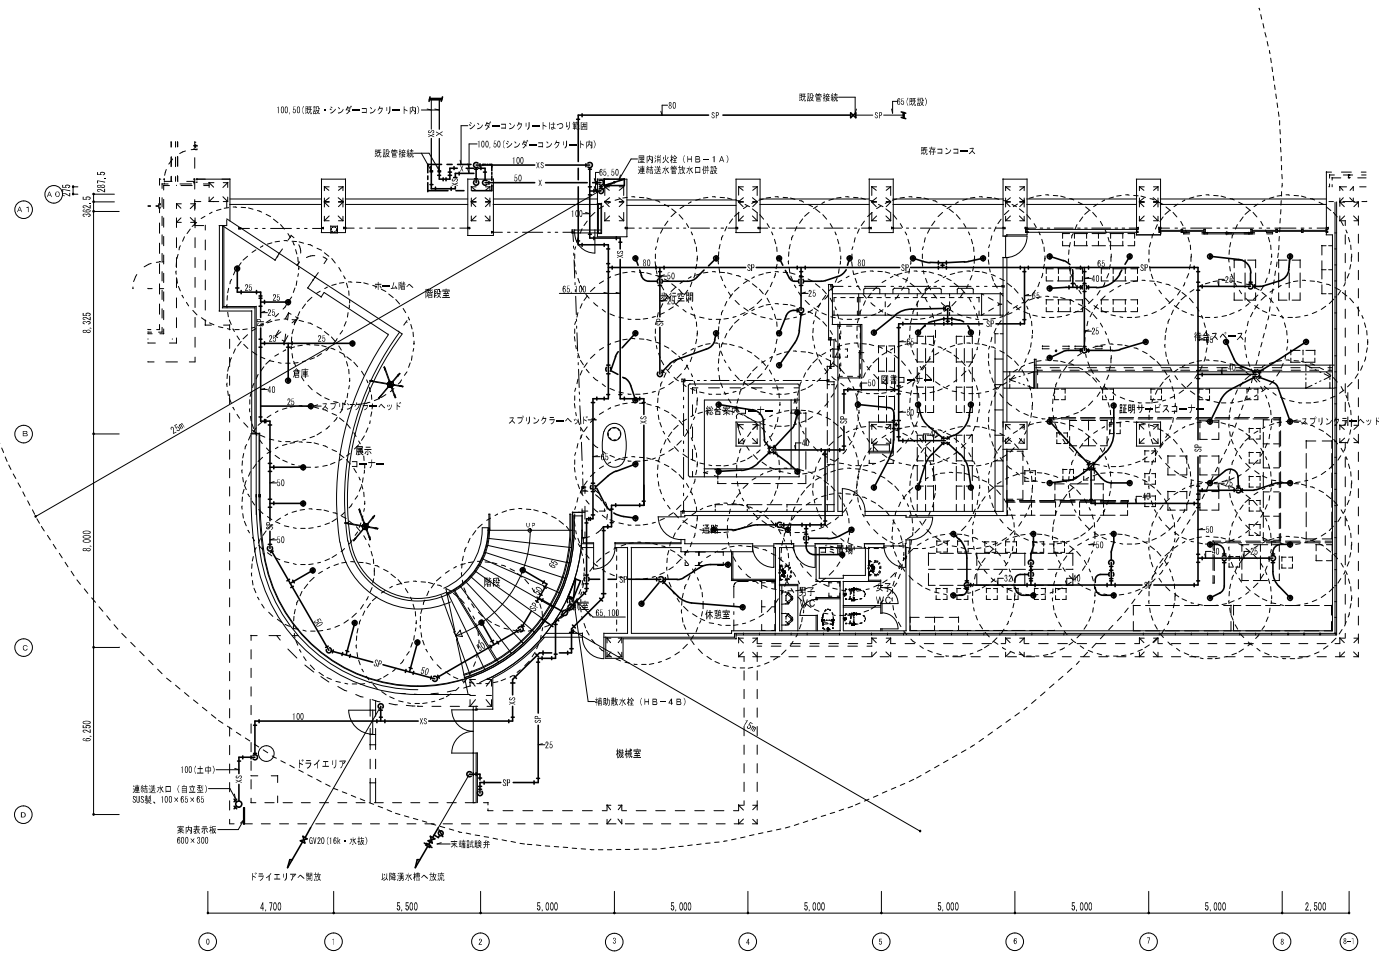

消火設備 地下1階平面図 S=1/100




|       |                                             |          |
|-------|---------------------------------------------|----------|
| しゅん功図 |                                             |          |
| 工事名   | 社会資本整備総合交付金事業<br>大田区立総合体育館(新規模拡張部)冷暖房衛生設備工事 |          |
| 図面名称  | 消火設備 地下1階平面図                                | 縮尺 1/100 |
| 請負人   |                                             |          |
| 工期    |                                             |          |

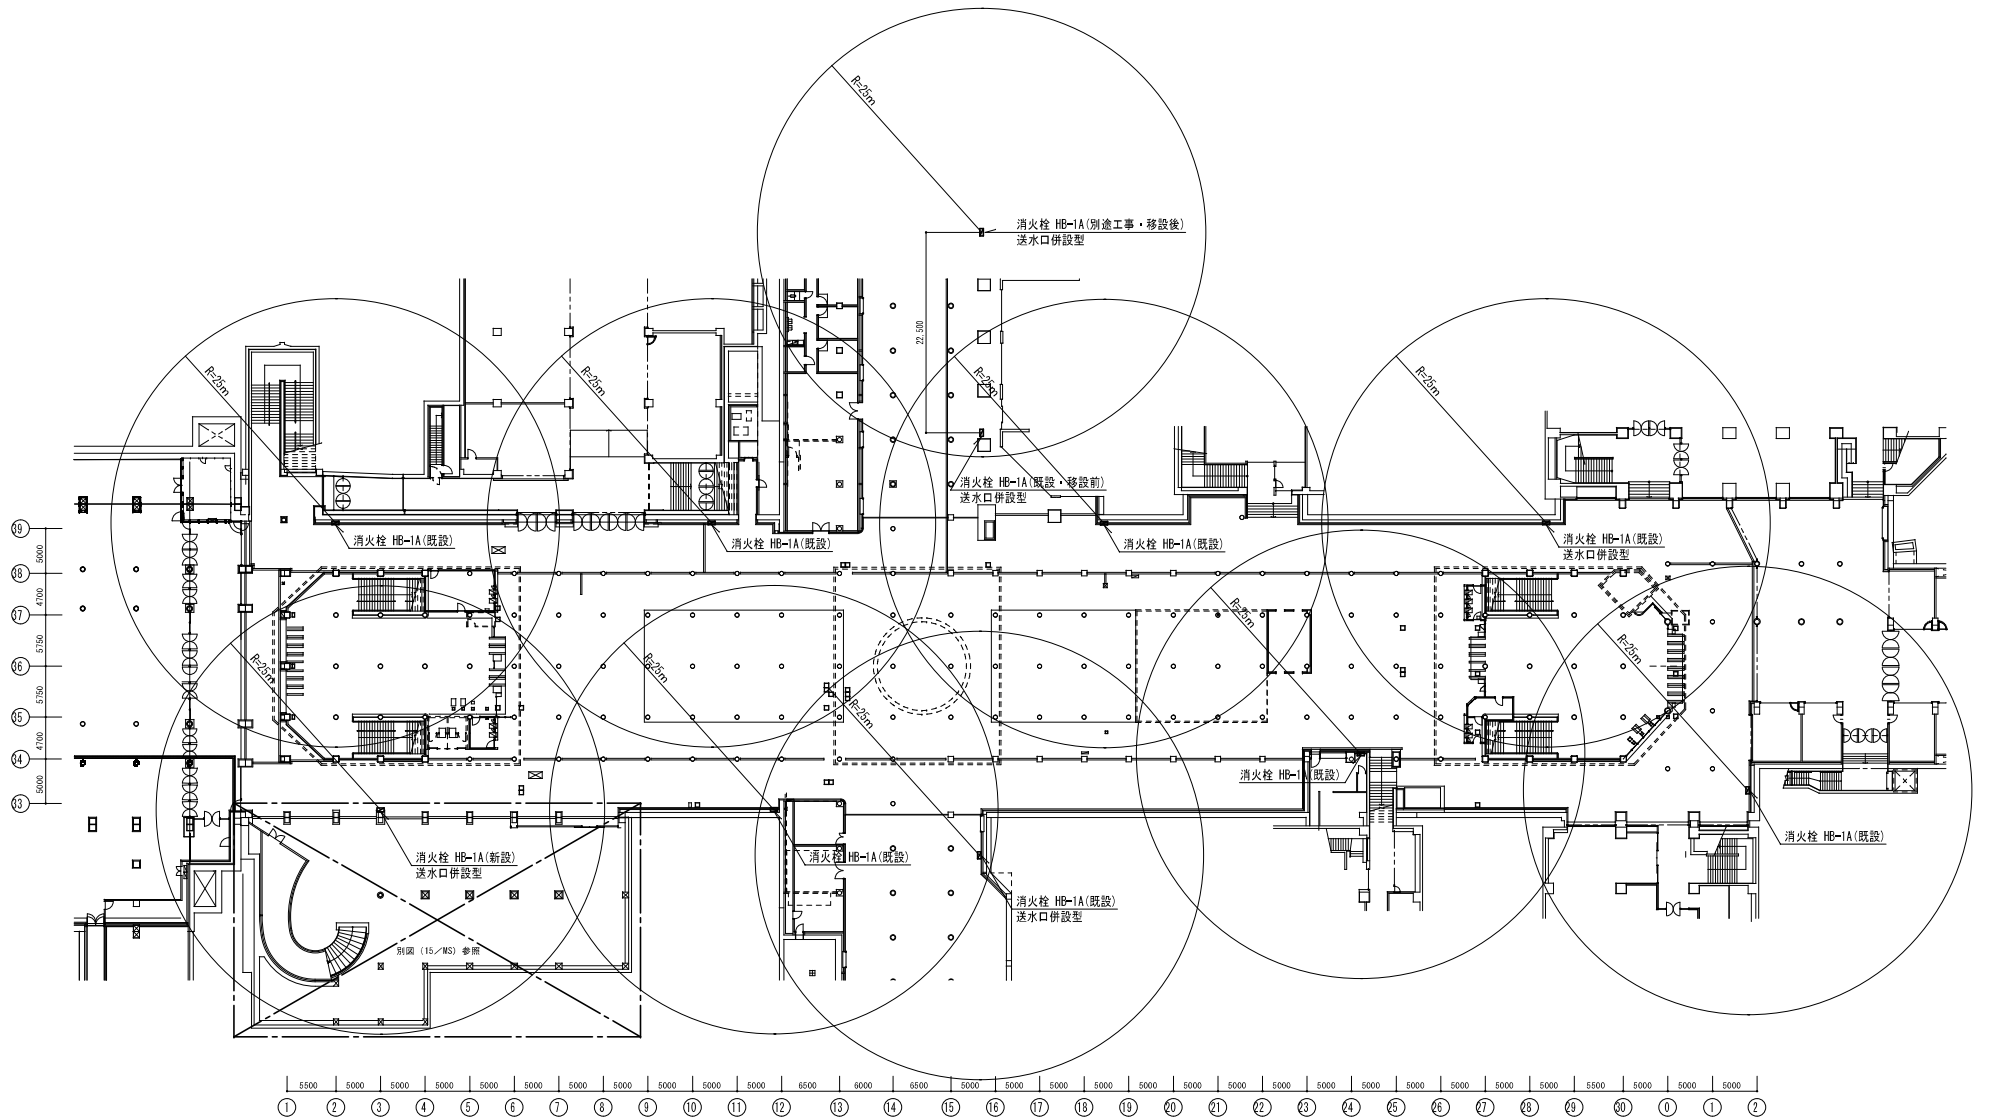

屋内消火栓設備 地下1階全体平面図(参考) S=1/300

|       |                                         |    |       |
|-------|-----------------------------------------|----|-------|
| しゅん功図 |                                         |    |       |
| 工事名   | 社会資本整備総合交付金事業<br>大交通流拠点(新規拡張部)冷暖房衛生設備工事 |    |       |
| 図面名称  | 屋内消火栓設備 地下1階全体平面図                       | 縮尺 | 1/300 |
| 請負人   |                                         |    |       |
| 工期    |                                         |    |       |

 

|       |                                         |                                                   |    |       |
|-------|-----------------------------------------|---------------------------------------------------|----|-------|
| しゅん功図 |                                         |                                                   |    |       |
| 工事名   | 社会資本整備総合交付金事業<br>大通交流拠点（新規拡張部）冷暖房衛生設備工事 |                                                   |    |       |
| 図面名称  | 遠給送水管設備 地下1階全平面図                        | <table><tr><td>縮尺</td><td>1/300</td></tr></table> | 縮尺 | 1/300 |
| 縮尺    | 1/300                                   |                                                   |    |       |
| 請負人   |                                         |                                                   |    |       |
| 工期    |                                         |                                                   |    |       |