 


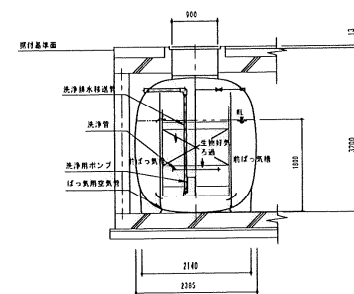
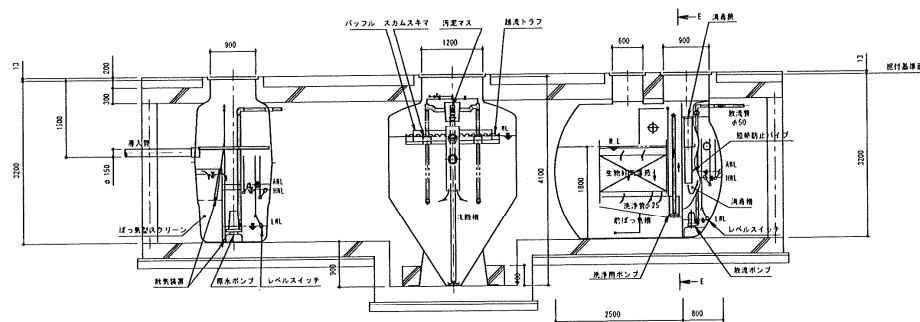
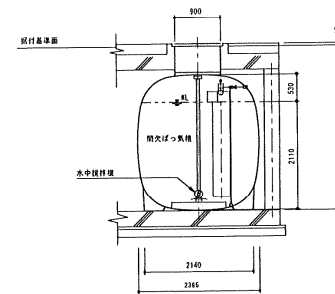
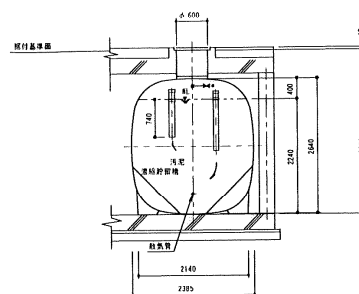
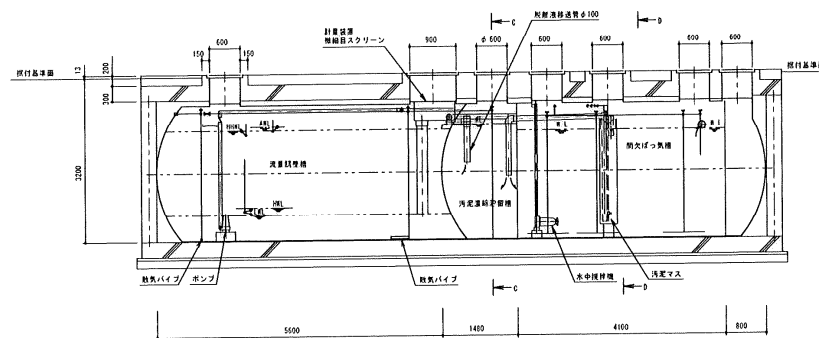
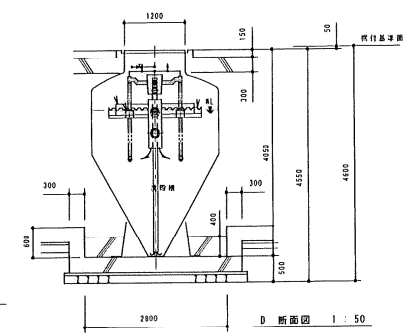
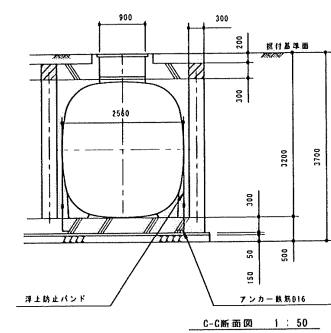
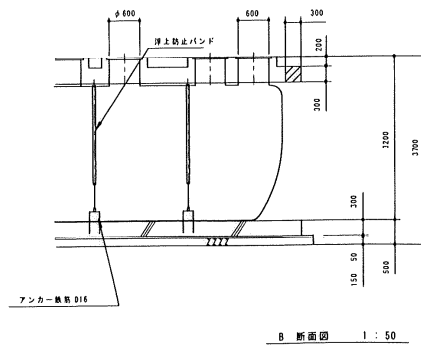
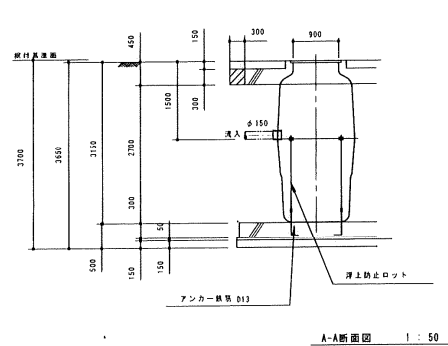



しゅん功園				
工 事 名	仮称 札幌市ウタリ交流施設整備衛生設備工事			
図面名称	浄化槽構造図 1	<table border="1"><tr><td>咫尺</td><td>1:50</td></tr></table>	咫尺	1:50
咫尺	1:50			

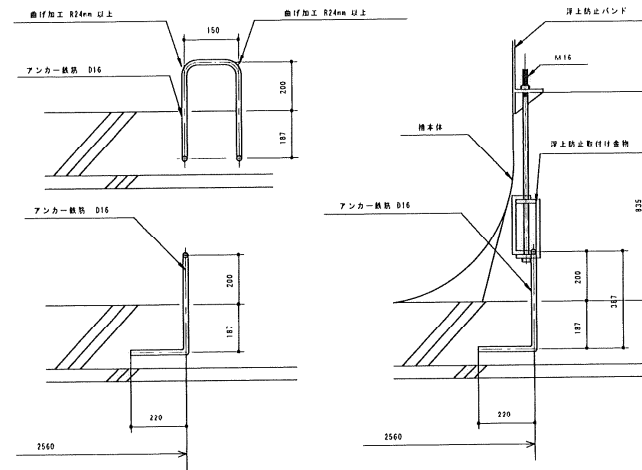






しゅん功園			
工事名	仮称 札幌市ウタリ交流施設整備衛生設備工事		
図面名称	浄化槽構造図 2	縮尺	1:50

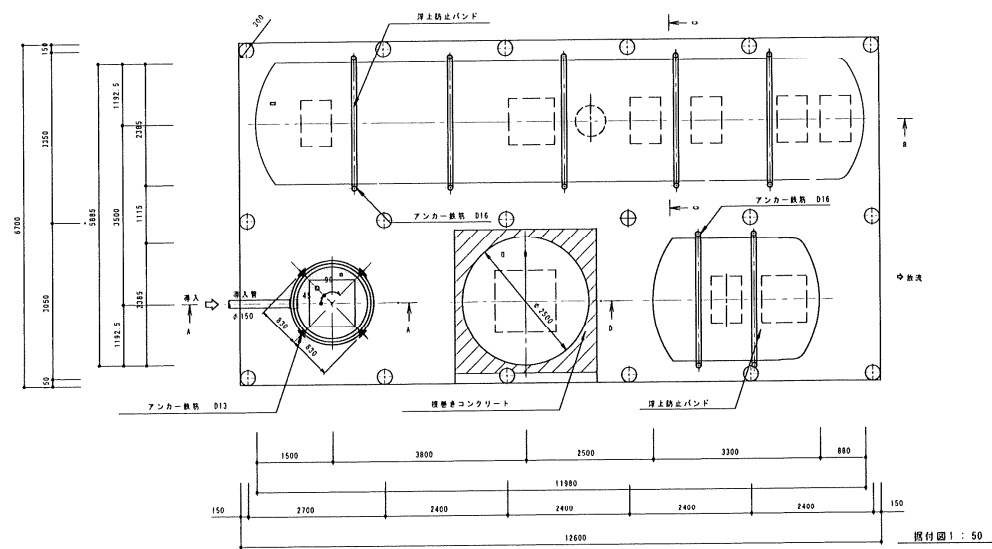

  合併処理浄化槽据付・据付断面図 1:50



しゅん功園		
工事名	仮称 札幌市ウタリ交差施設整備衛生設備工事	
図面名称	浄化槽構造図 3	縮尺 1:50 1:10
		

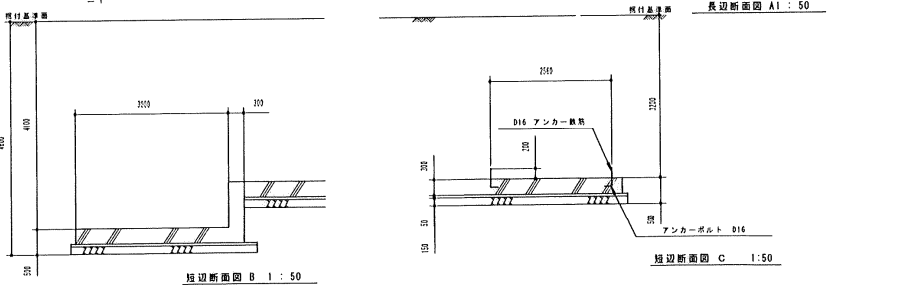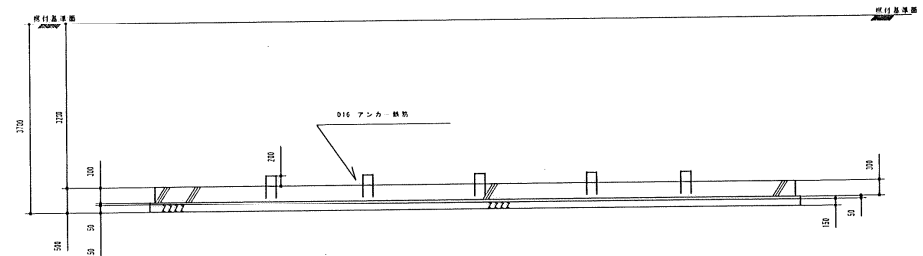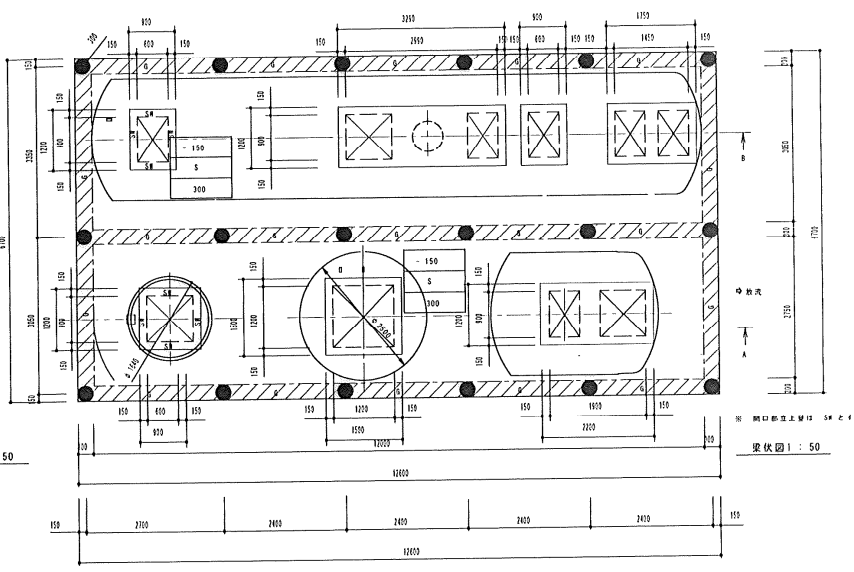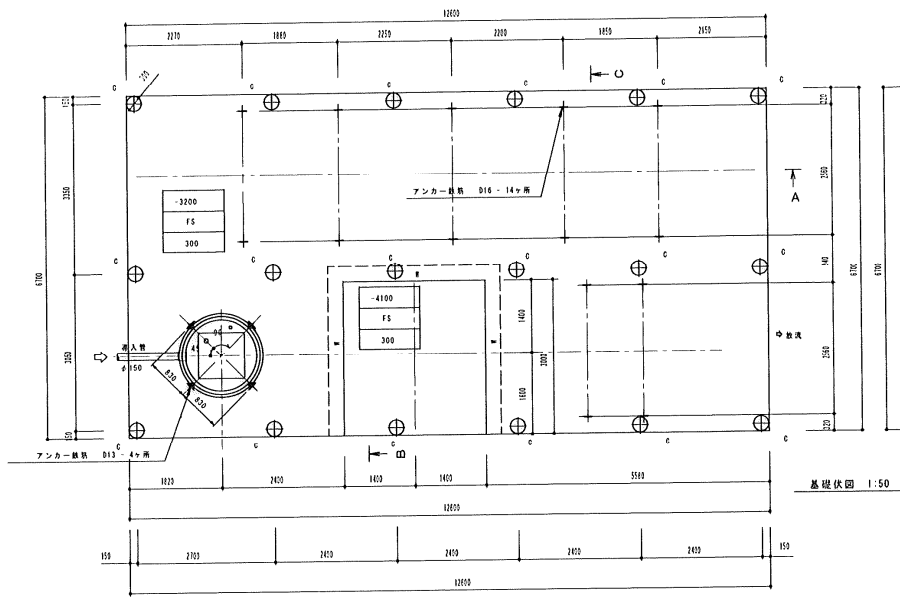


配筋リスト									
記号	名称	寸法	仕 材		記号	名称	寸法	仕 材	
F S	基礎スラブ	300	X 方向	D 13 - # 200 ダブル	C	支柱	300	主筋	6 - D 16
			Y 方向	D 13 - # 200 ダブル				フープ	D 10 - # 100 (A バイナル)
S	底スラブ	300	X 方向	D 13 - # 200 ダブル	B	隅どまり	300	タチ筋	D 13 - # 200 ダブル
			Y 方向	D 13 - # 200 ダブル				ヨコ筋	D 13 - # 200 ダブル
開口部補強筋 (d は、使用鉄筋径)		40 d	タチ	2 - D 13	SR	立上壁	150	タチ筋	D 13 - # 100 シングル
			ヨコ	2 - D 13				ヨコ筋	D 13 - # 100 シングル
			ナナメ	2 - D 13				上下主筋	各 3 - D 16
								SR	D 10 - # 200
					G	新設梁	300×300		


一般事項	
捨てコンクリート	16 N / mm ² S - 8
鉄筋コンクリート	21 N / mm ² S - 15
鉄筋	S50 295 A
切込砂利	0 - 80







3200	縦付基礎面よりスラブ天板までの深さ
FS	スラブ記号
300	スラブ寸法

 合併処理浄化槽基礎構造配筋図 1:50




しゅん功図		
工事名	飯橋 札幌市ウタリ交流施設整備衛生設備工事	
図面名称	浄化槽配筋図 1	縮尺 1:50
[Redacted Box]		

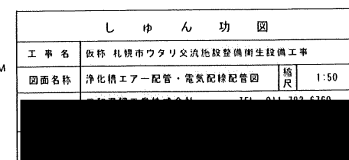

  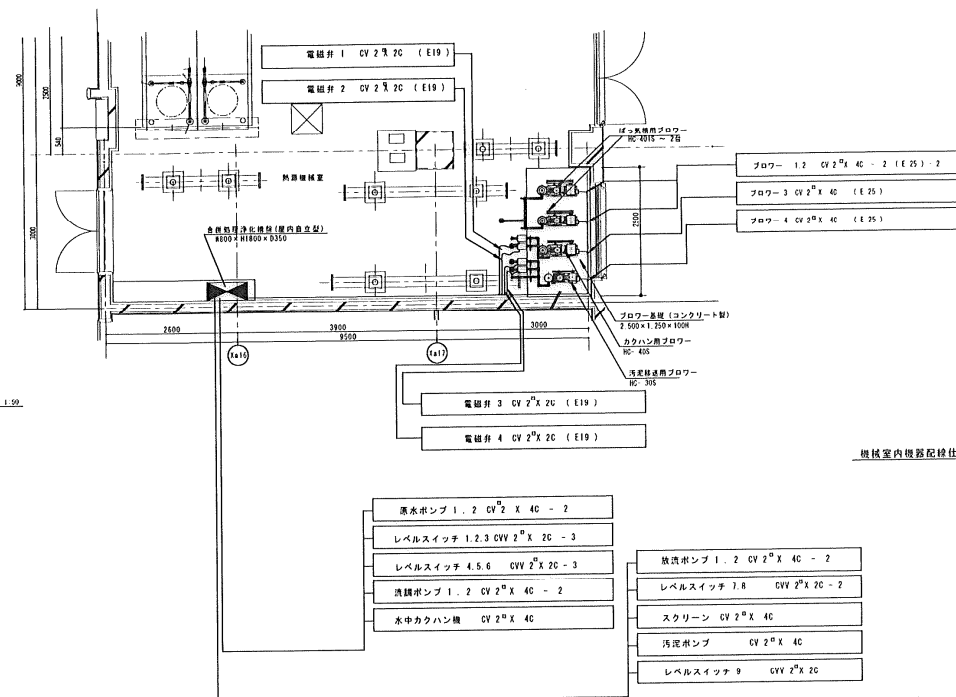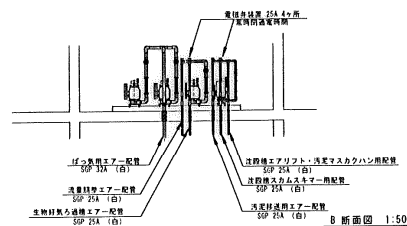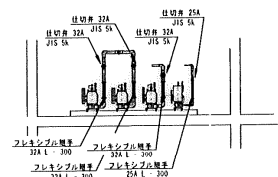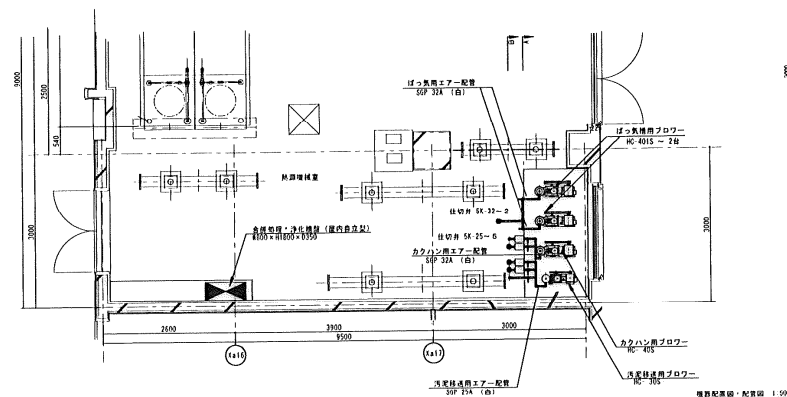


しゅん功園		
工事名	仮称 札幌市ウタリ交流施設整備衛生設備工事	
図面名称	浄化 機械室 詳細 図	縮尺 1:50
札幌市工務部建設課 〒060-0801 札幌市中央区南一条西五丁目1番1号 TEL 011-383-6760		

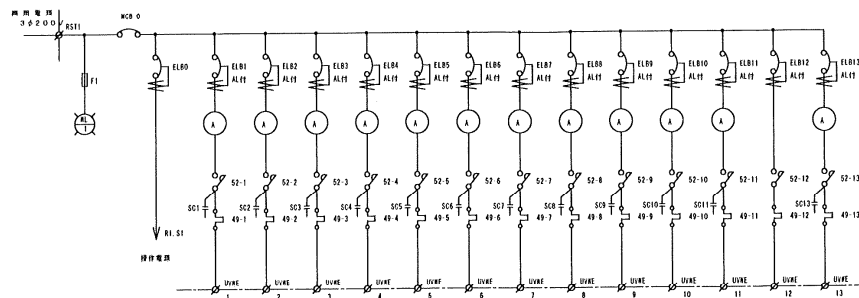


ばっ気用 フロー1	ばっ気用 フロー2	カタハン用 フロー3	汚泥移送用 フロー4	排水ポンプ1	排水ポンプ2	流線ポンプ1	流線ポンプ2	水中カタハン	排水ポンプ1	排水ポンプ2	スクリーン	排水ポンプ1
1.5	1.5	0.75	0.4	0.4	0.4	0.4	0.4	0.4	0.4	0.4	25	0.4

配電箱単線結線図

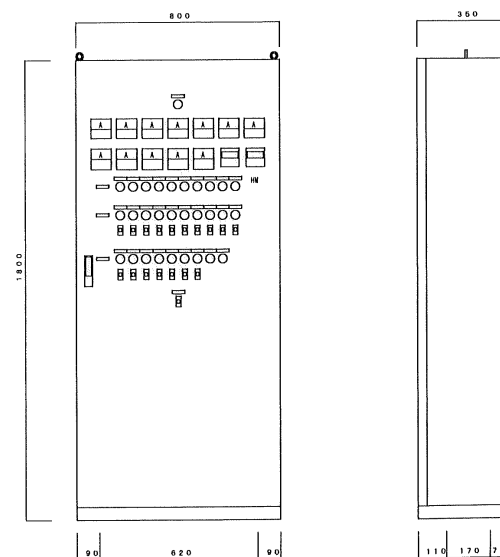



タイプ	屋内直造形
標準単位色	日本塗料工業会 S11-359
板厚	ボックス2.3mm

 配電箱外形図



1 : 10

しゅん功図			
工事名	仮称 札幌市ウタリ交流施設整備衛生設備工事		
図面名称	浄化槽単線系統図・制御盤要図	縮尺	1:10
[Redacted]			

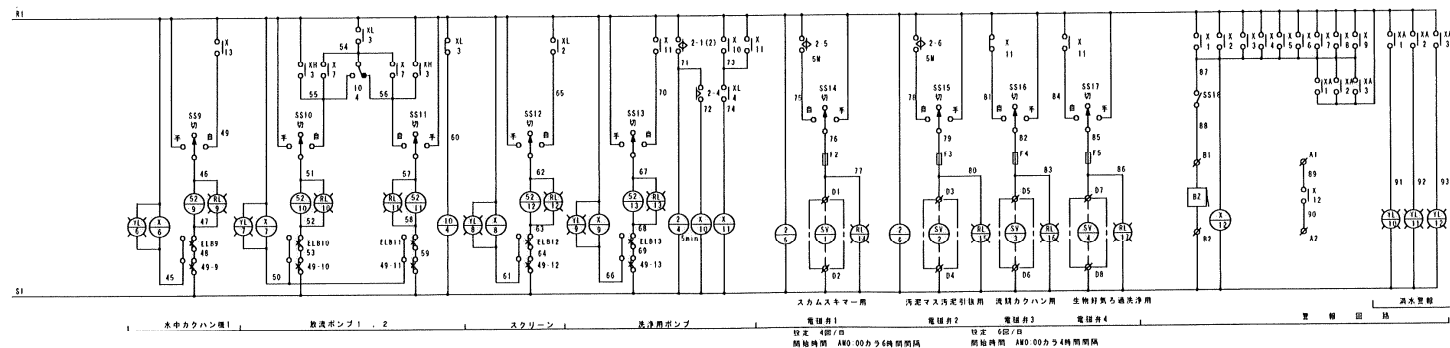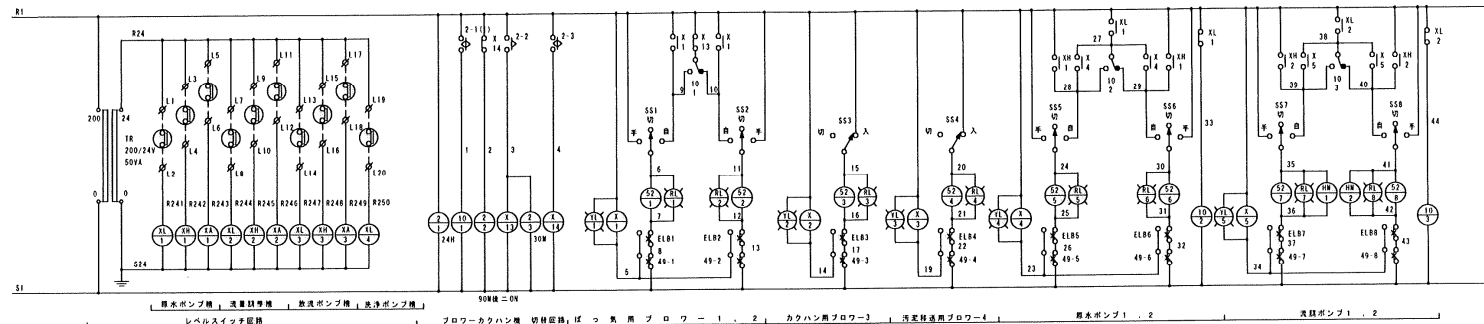

配電箱配線展開図

しゅん功図			
工事名	仮称 札幌市ウタリ交流施設整備衛生設備工事		
図面名称	浄化槽制御盤操作回路図	縮尺	NO SCALE