

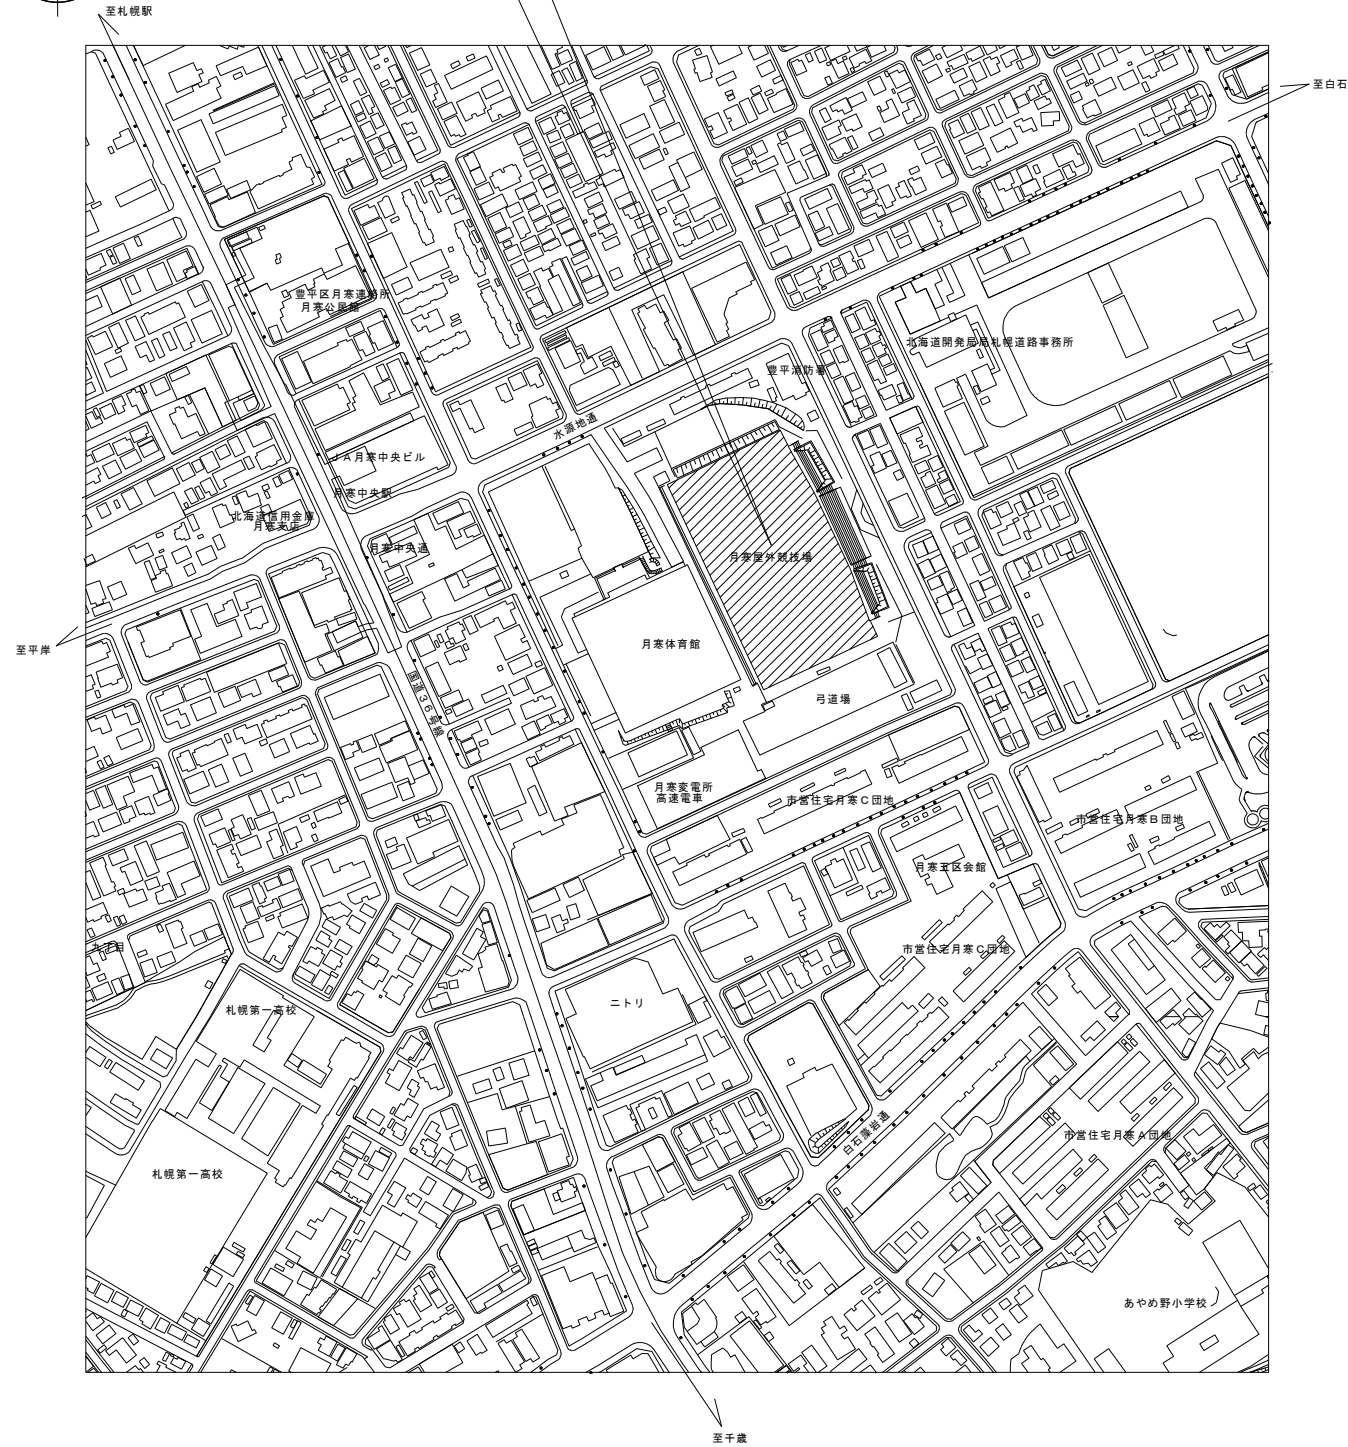



工事場所：札幌市豊平区月寒東1条8丁目287-10

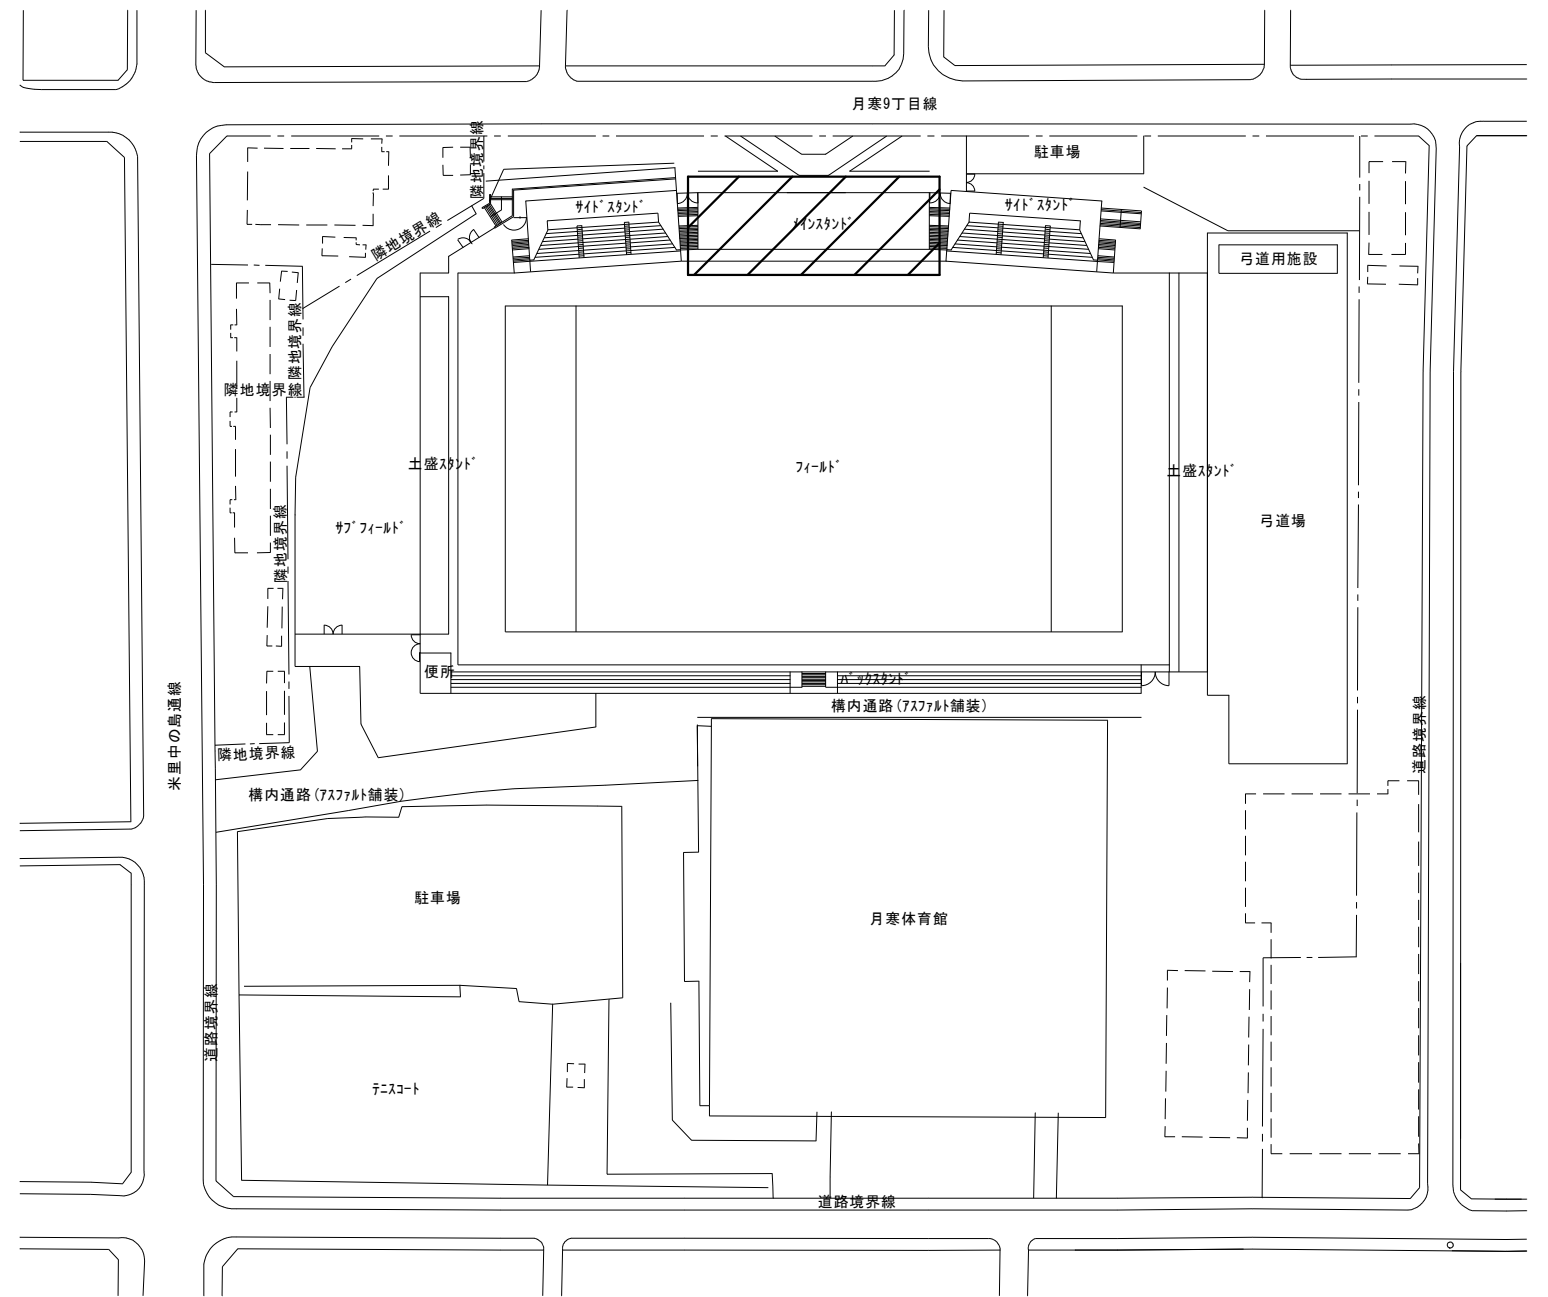

付近見取図

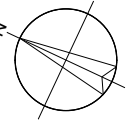

配置図

 : 作業場所

札幌市スポーツ局スポーツ部施設課


所長 係長 主任 製図 令和 4 年 5 月 作製

業務名 月寒屋外競技場音響設備保全業務

図面名 月寒屋外競技場  
付近見取図・配置図

縮尺 no scale


図番  
1 / 3

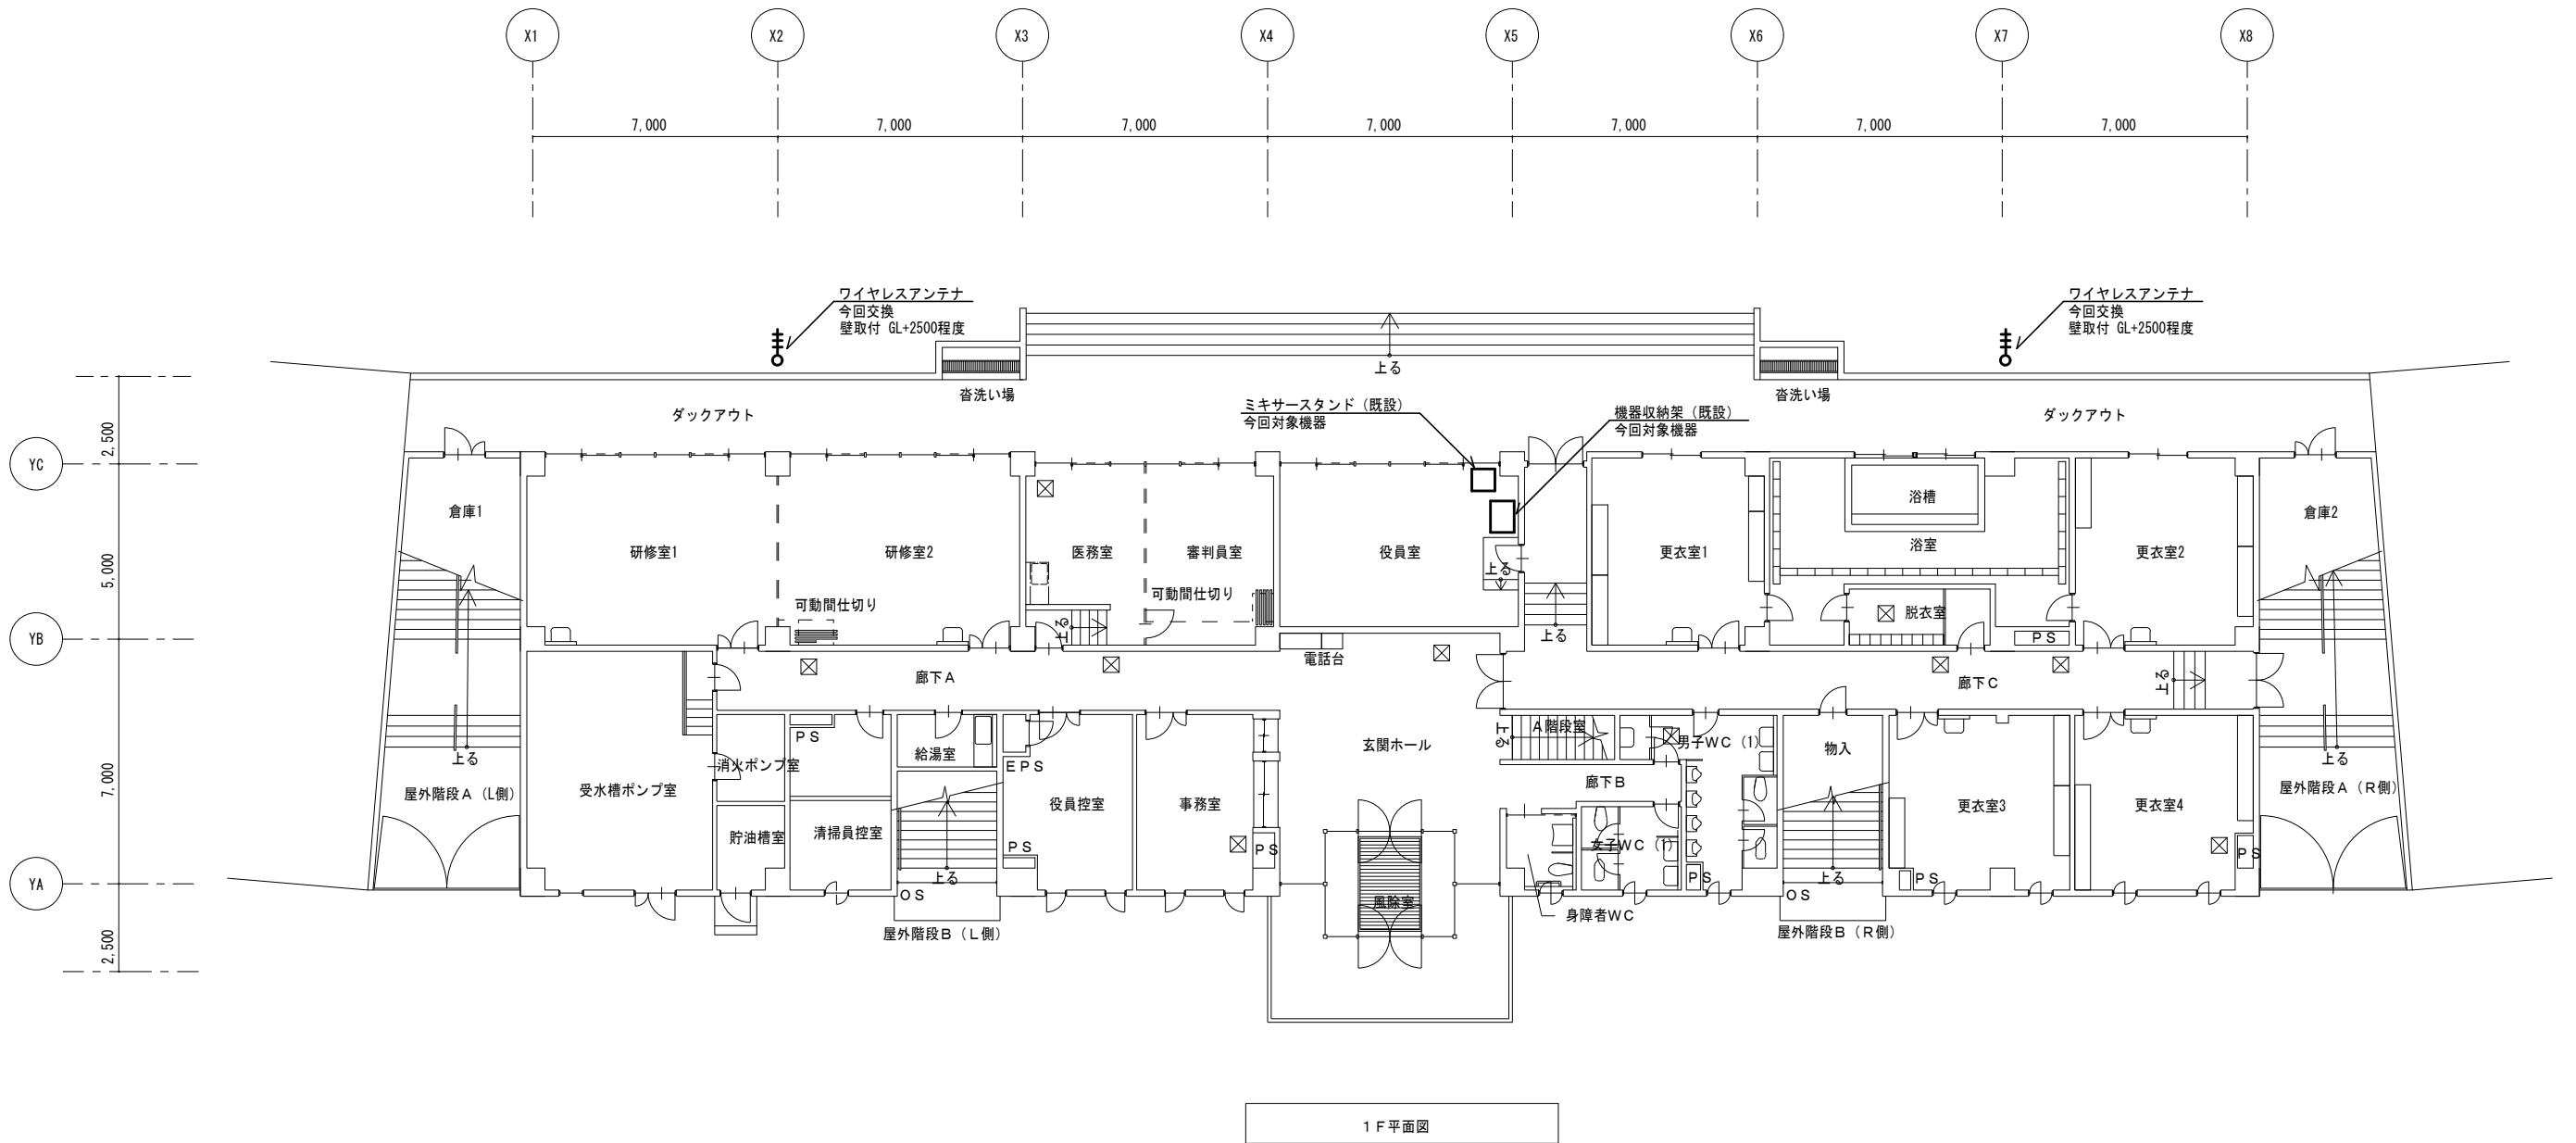

札幌市スポーツ局スポーツ部施設課

所長	係長	主任	製図	令和 4 年 5 月 作製

業務名	月寒屋外競技場音響設備保全業務			図番
図面名	月寒屋外競技場 メインスタンド 1階平面図	縮尺	no scale	2 / 3

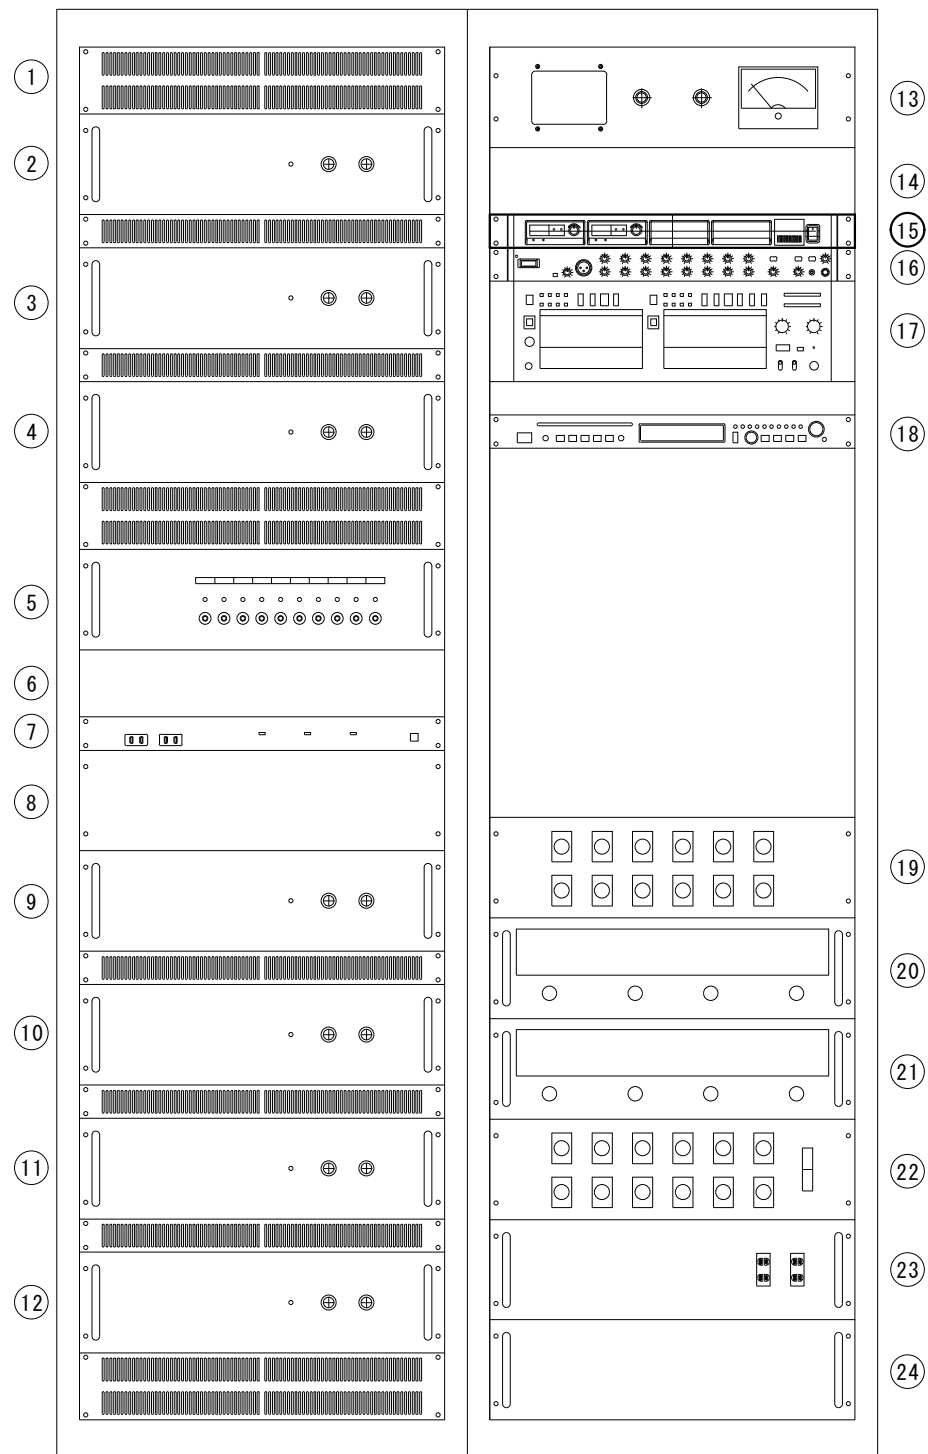

機器収納架 実装図 (参考)

番号	品名・型式	備考
①	通気パネル	
②	60Wパワーアンプ	
③	60Wパワーアンプ	
④	100Wパワーアンプ	
⑤	出力制御パネル	
⑥	blankパネル	
⑦	パワーディストリビューター	
⑧	blankパネル	
⑨	100Wパワーアンプ	
⑩	100Wパワーアンプ	
⑪	100Wパワーアンプ	
⑫	100Wパワーアンプ	
⑬	モニターパネル MP-031N	
⑭	blankパネル	
⑮	ワイヤレスチューナー WT-870B-B	今回交換
⑯	デジタルエフェクター DE-1000	
⑰	カセットデッキ MD-2300	
⑱	CDプレイヤー DN-300C	
⑲	入力バッチパネル	
⑳	グラフィックイコライザー	
㉑	グラフィックイコライザー	
㉒	接続パネル	
㉓	ACコンセントパネル	
㉔	ジャンクションパネル	