


雨水排水平面図 S=1:500

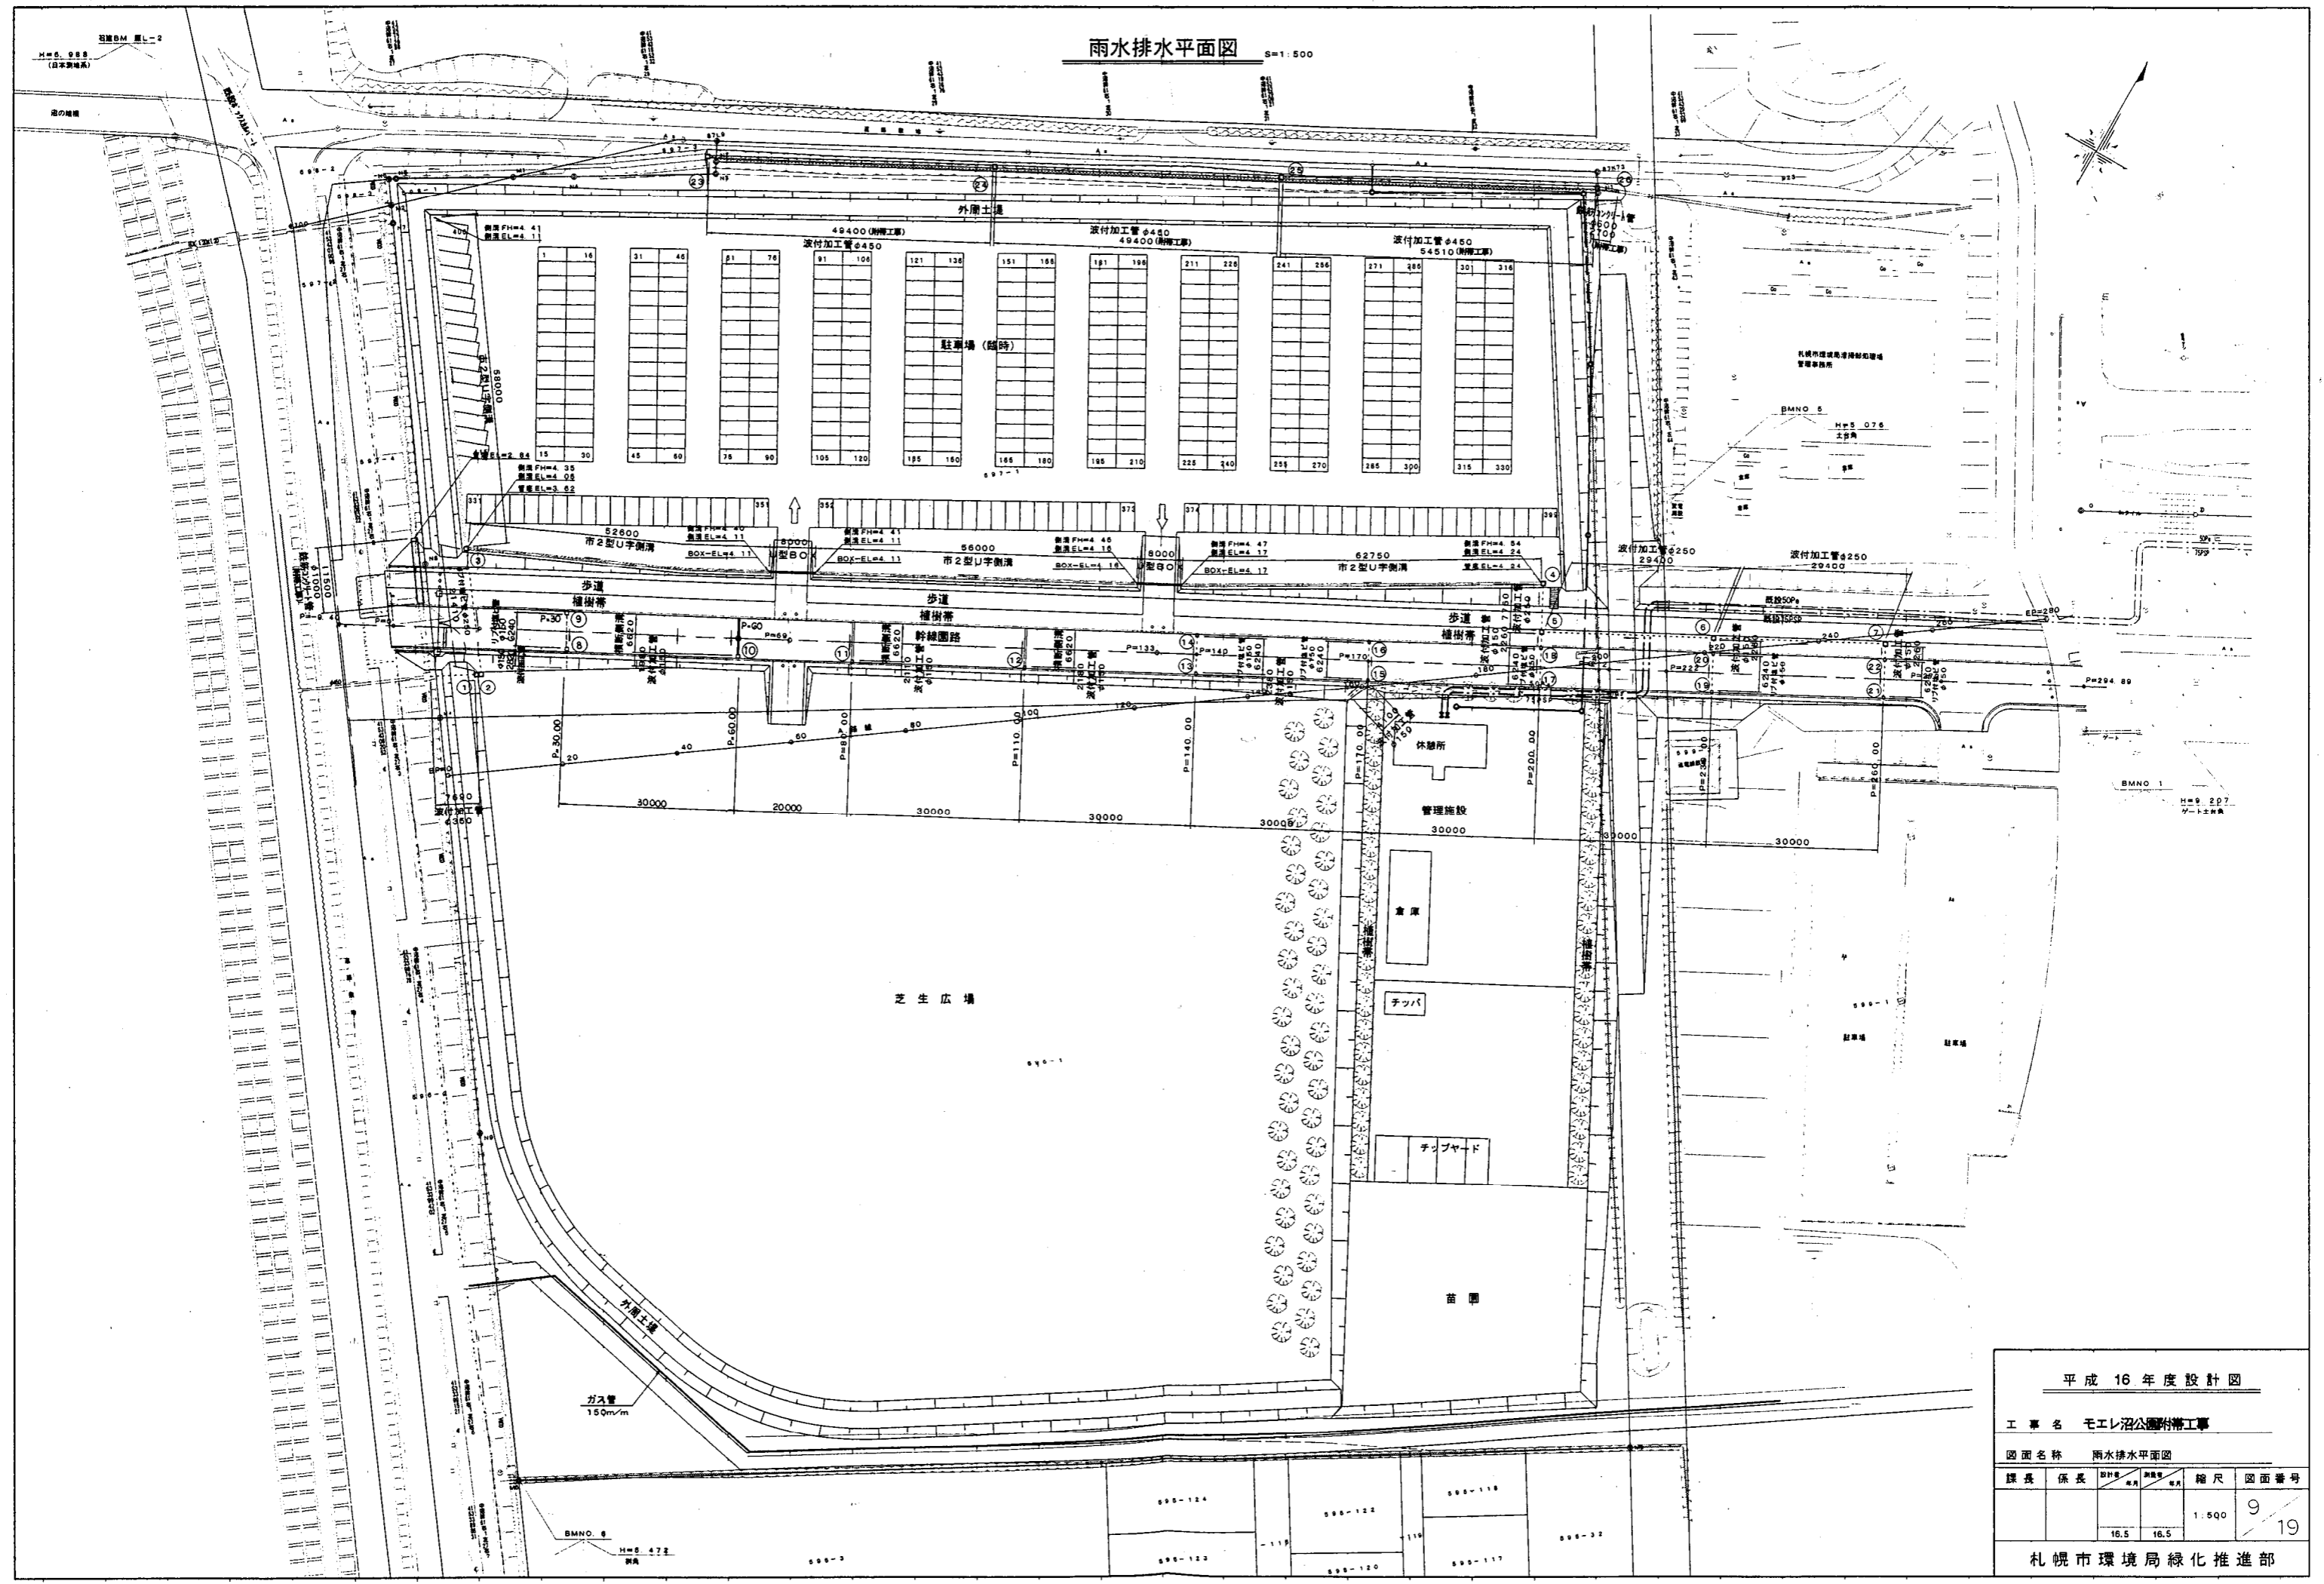

平成 16 年度 設計 図					
工 事 名 モエレ沼公園附帯工事					
図 面 名 称 雨水排水平面図					
課長	係長	設計者	校閲者	縮尺	図面番号
				1:500	9 / 19
札幌市環境局緑化推進部					