
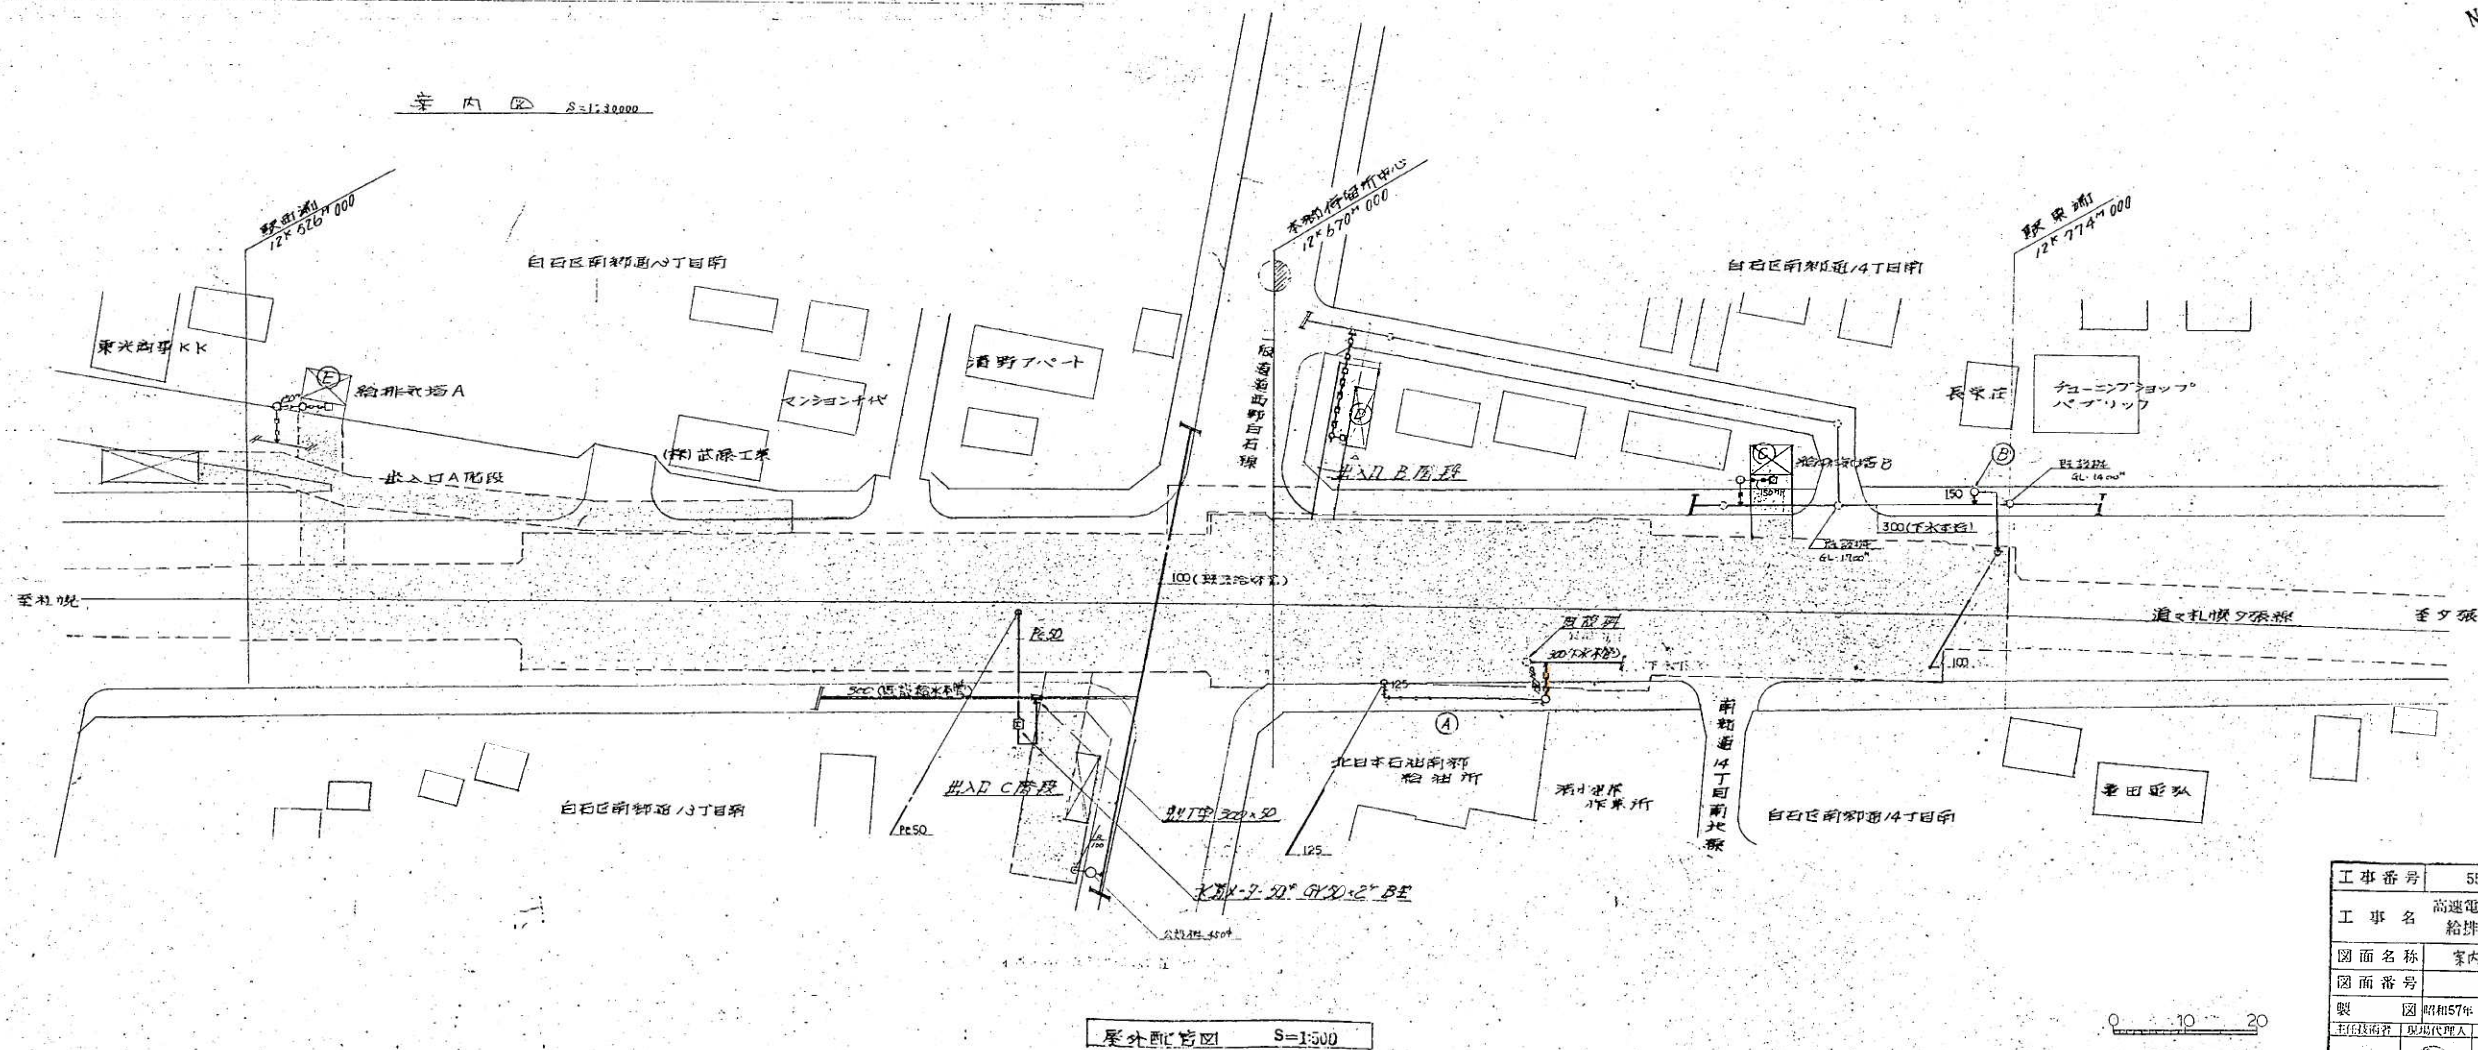


南郷13丁目駅

樹一覽表

図面記号	名称	役 務	蓋	備 考
①	人 孔 樹	900 ϕ X 830H	MHF 600	ババト仕上
②	人 孔 樹	" X 1050H	MHF 600	泥留仕上
③	集 水 樹	450 ϕ X 600H	蓋 鉄	"
④	排 水 樹	450 ϕ X 790H	MHB R450	"
⑤	集 水 樹	450 ϕ X 1600H	蓋 鉄	泥留仕上
⑥	集 水 樹	" X "	"	"
⑦	集 水 樹	" X "	"	"
⑧	排 水 樹	450 ϕ X "	MHB R450	"
⑨	集 水 樹	450 ϕ X 600H	蓋 鉄	泥留仕上
⑩	排 水 樹	450 ϕ X "	MHB R450	"

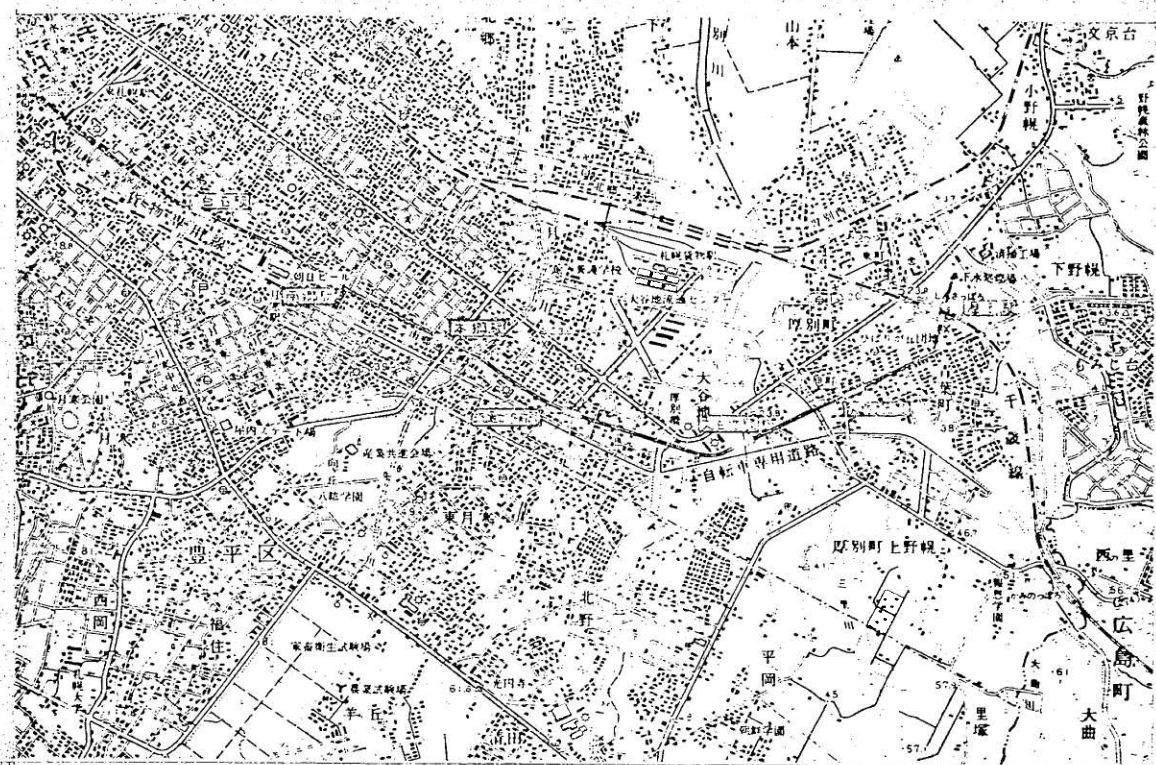

工事番号	55 東施第 11 号
工 事 名	高速電車 本郷駅 給排水衛生設備工事
図面名称	案内図・屋外配管図・樹一覽表
図面番号	2 24葉中の 2
製 図	昭和57年1月21日 縮 尺 1:30,000
訂正箇所	現場代理人 作 田 昌 夫 図 師 関
株式会社 大気社札幌支所	TEL011-222-3370


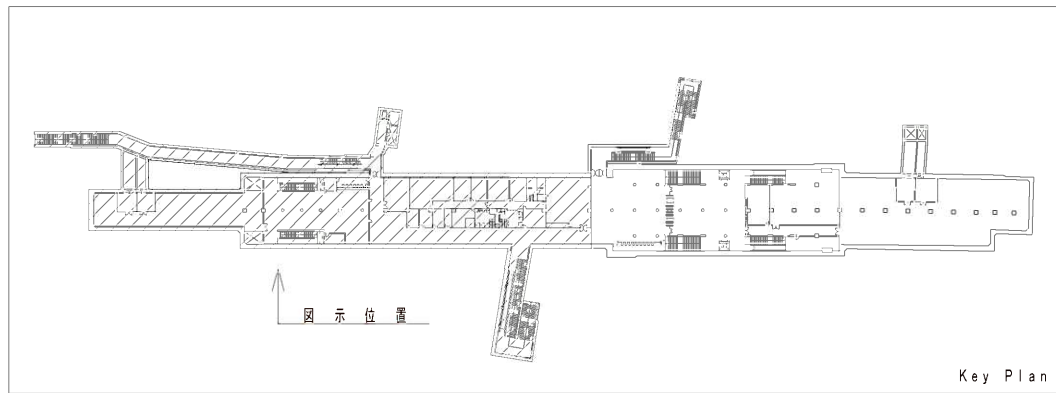


図 示	名 称	備 考
———	新 設 給 水 配 管	塩ビライニング鋼管 (黒) (V A)
-----	既 設 給 水 配 管	塩ビライニング鋼管
———○———	新 設 汚 水 配 管	排水用鉄鉄管 (C I P)
-----○-----	既 設 汚 水 配 管	排水用鉄鉄管
———R0———	新 設 雨 水 配 管	配管用炭素鋼鋼管 (白) (S G P)
-----R0-----	既 設 雨 水 配 管	水配管用亜鉛メッキ鋼管
———	新 設 排 水 管	配管用炭素鋼鋼管 (白) (S G P)
-----	既 設 排 水 配 管	水配管用亜鉛メッキ鋼管
———  OV———	仕 切 弁	J I S 1 0 k
———  OV———	逆 止 弁	J I S 1 0 k
———  Fd———	フレキシブル継手	口径等の長さは標準仕様書等による。

しゅん功園			
工 事 名	南郷13丁目機械設備改良工事		
図 面 名 称	捨排水衛生設備 地下1階平面図①	縮尺	1/200
工 事 監 理	株式会社岩見田設備設計事務所 主任監理者 菅原 憲一 TEL(011)-716-4801	検 図	
請 負 人	央幸設備工業株式会社 現場代理人 佐藤 直人 TEL(011)-814-9701	検 図	
工 期	着 手 平成22年 7月27日 製 しゅん功 平成23年12月5日 図	図 番	5 / 47

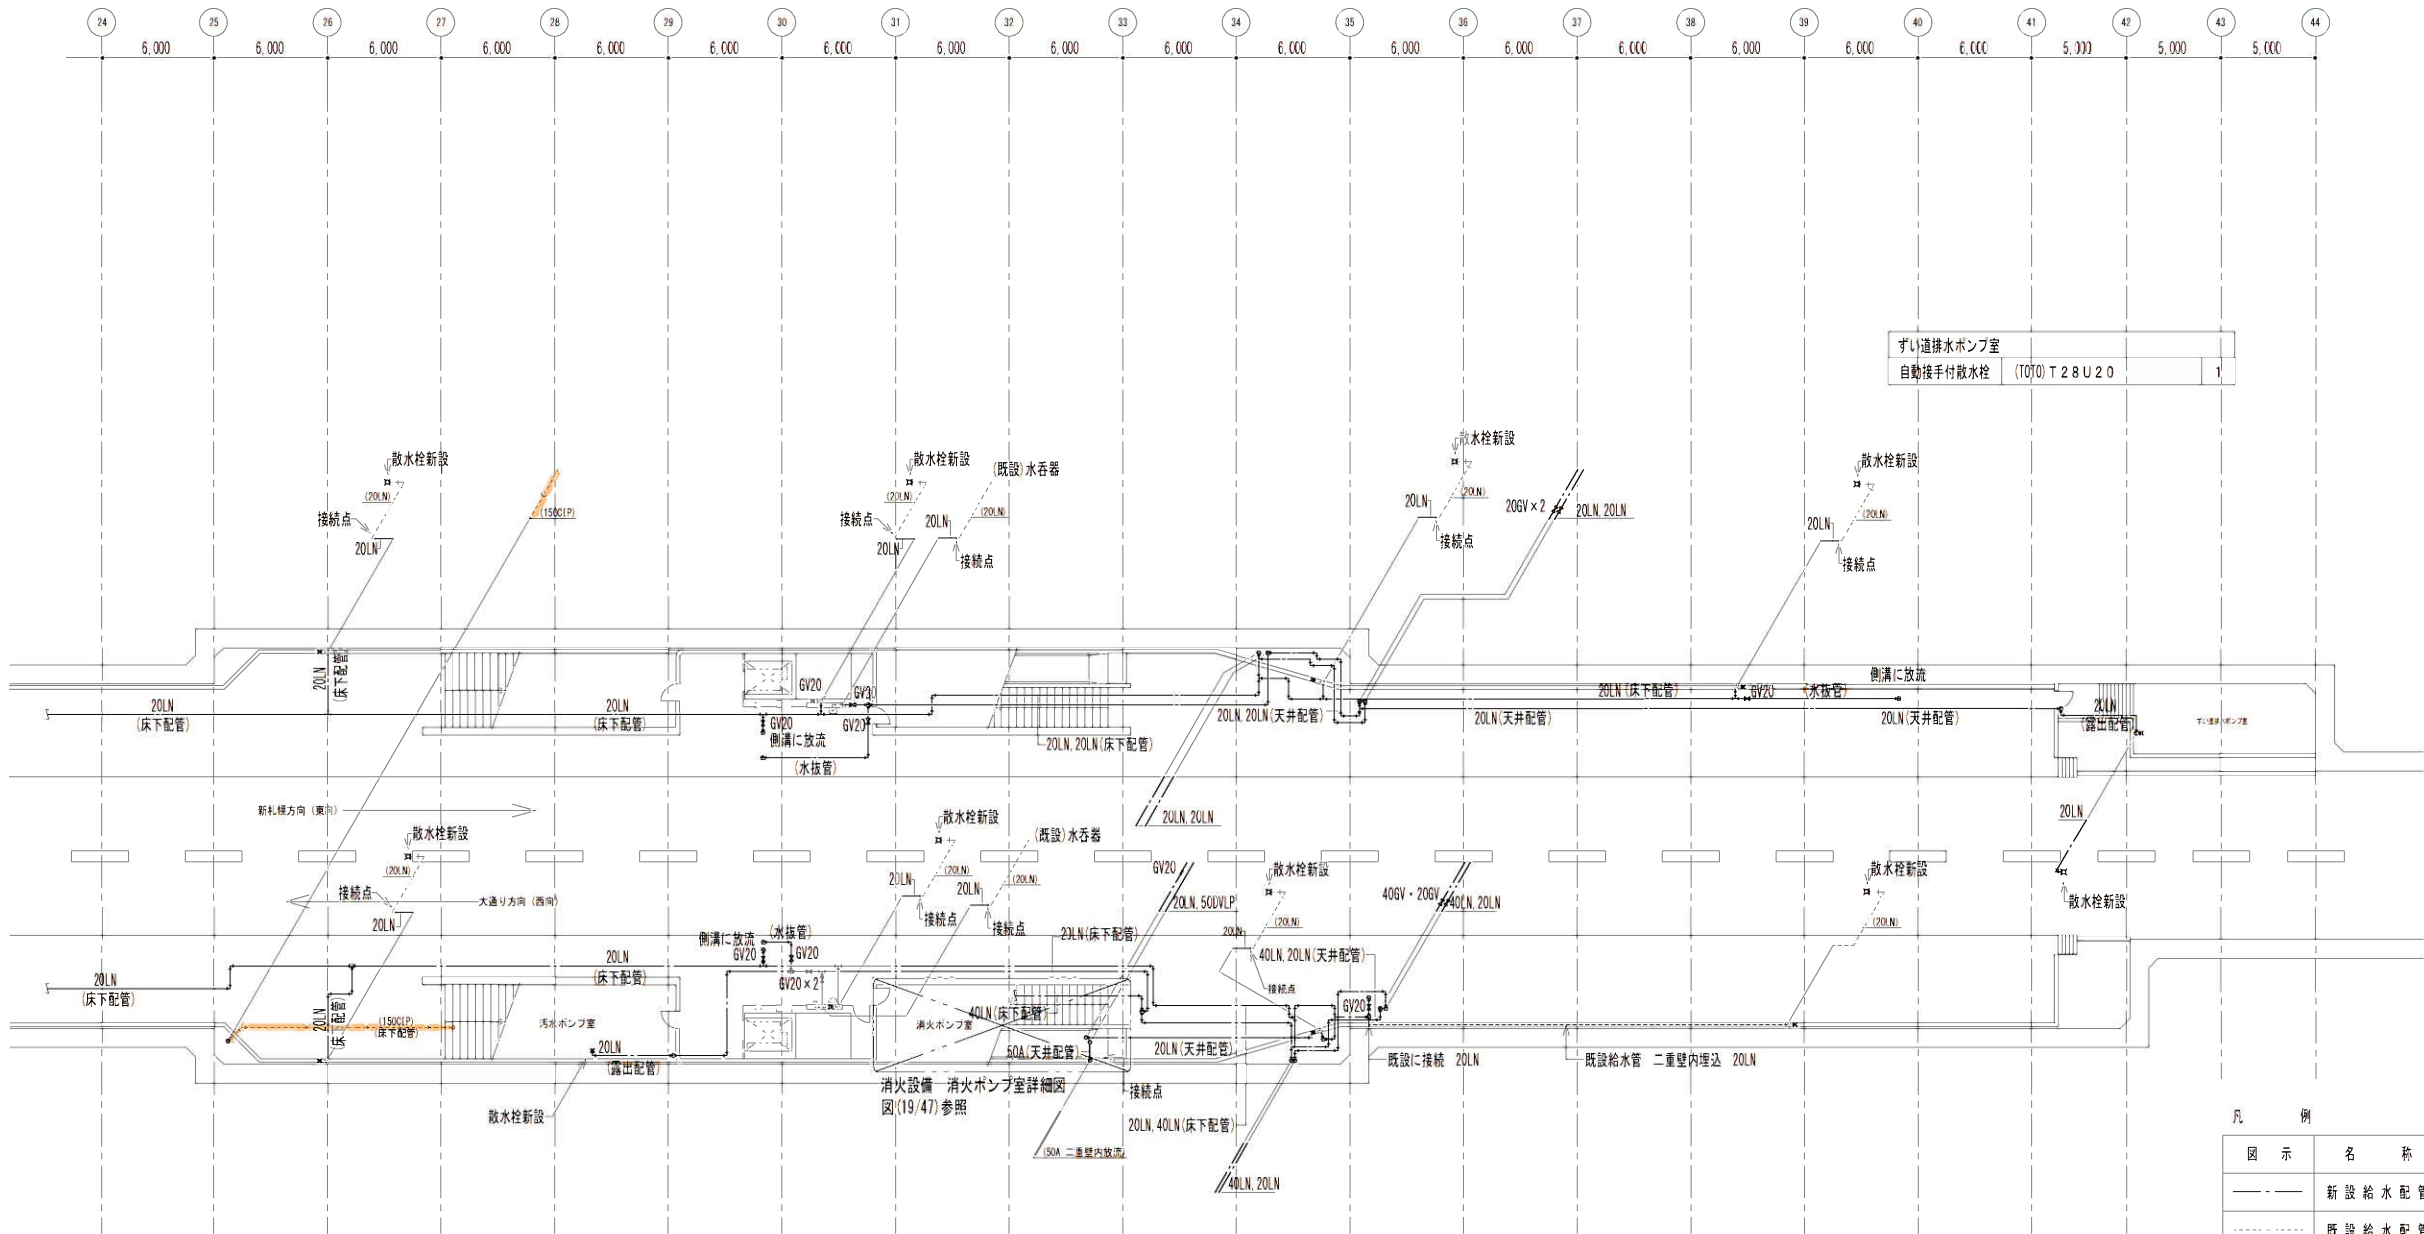

汚水ポンプ室		
自動接手付散水栓	(TOTO) T 2 8 U 2 0	1


ホー ム		
自動接手付散水栓	(TOTO) T 2 8 U 2 0	8
散 水 栓 B O X	SUS製 340×340×240(埋込) 既設	8

地下 2 階 平 面 図 ② S=1：200




スケール (m) S=1/200

凡 例	図 示	名 称	備 考
	——	新 設 給 水 配 管	塩ビライニング鋼管 (黒) (VA)
	-----	既 設 給 水 配 管	塩ビライニング鋼管
	——>——	新 設 汚 水 配 管	排水用鉄管 (CIP)
	----->-----	既 設 汚 水 配 管	排水用鉄管
	——RD——	新 設 雨 水 配 管	配管用炭素鋼鋼管 (白) (SGP)
	-----RD-----	既 設 雨 水 配 管	配管用亜鉛メッキ鋼管
	——	新 設 排 水 管	配管用炭素鋼鋼管 (白) (SGP)
	-----	既 設 排 水 配 管	配管用亜鉛メッキ鋼管
	——GV——	仕 切 弁	JIS10k
	——CV——	逆 止 弁	JIS10k

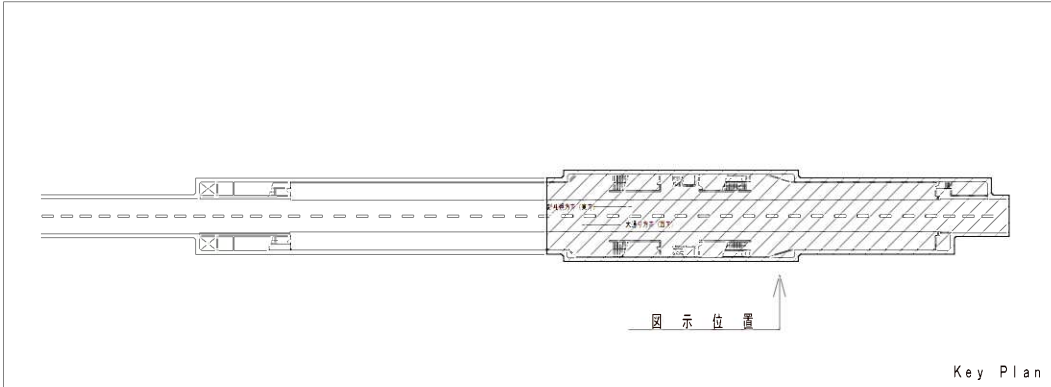


Key Plan

しゅん 功 図				
工 事 名	南郷 1 3 丁目機械設備改良工事			
図 面 名 称	給排水衛生設備 地下 2 階平面図②	縮 尺	1/200	
工 事 監 理	株式会社岩見田設備設計事務所 主任監理者 菅原 憲一	TEL(011)-716-4801	検 図	
請 負 人	央幸設備工業株式会社 現場代理人 佐藤 直人	TEL(011)-814-9701	検 図	
工 期	着 手 平成 2 2 年 7 月 2 7 日 しゅん功 平成 2 3 年 1 2 月 5 日	製 図	図 番	8 / 4 7

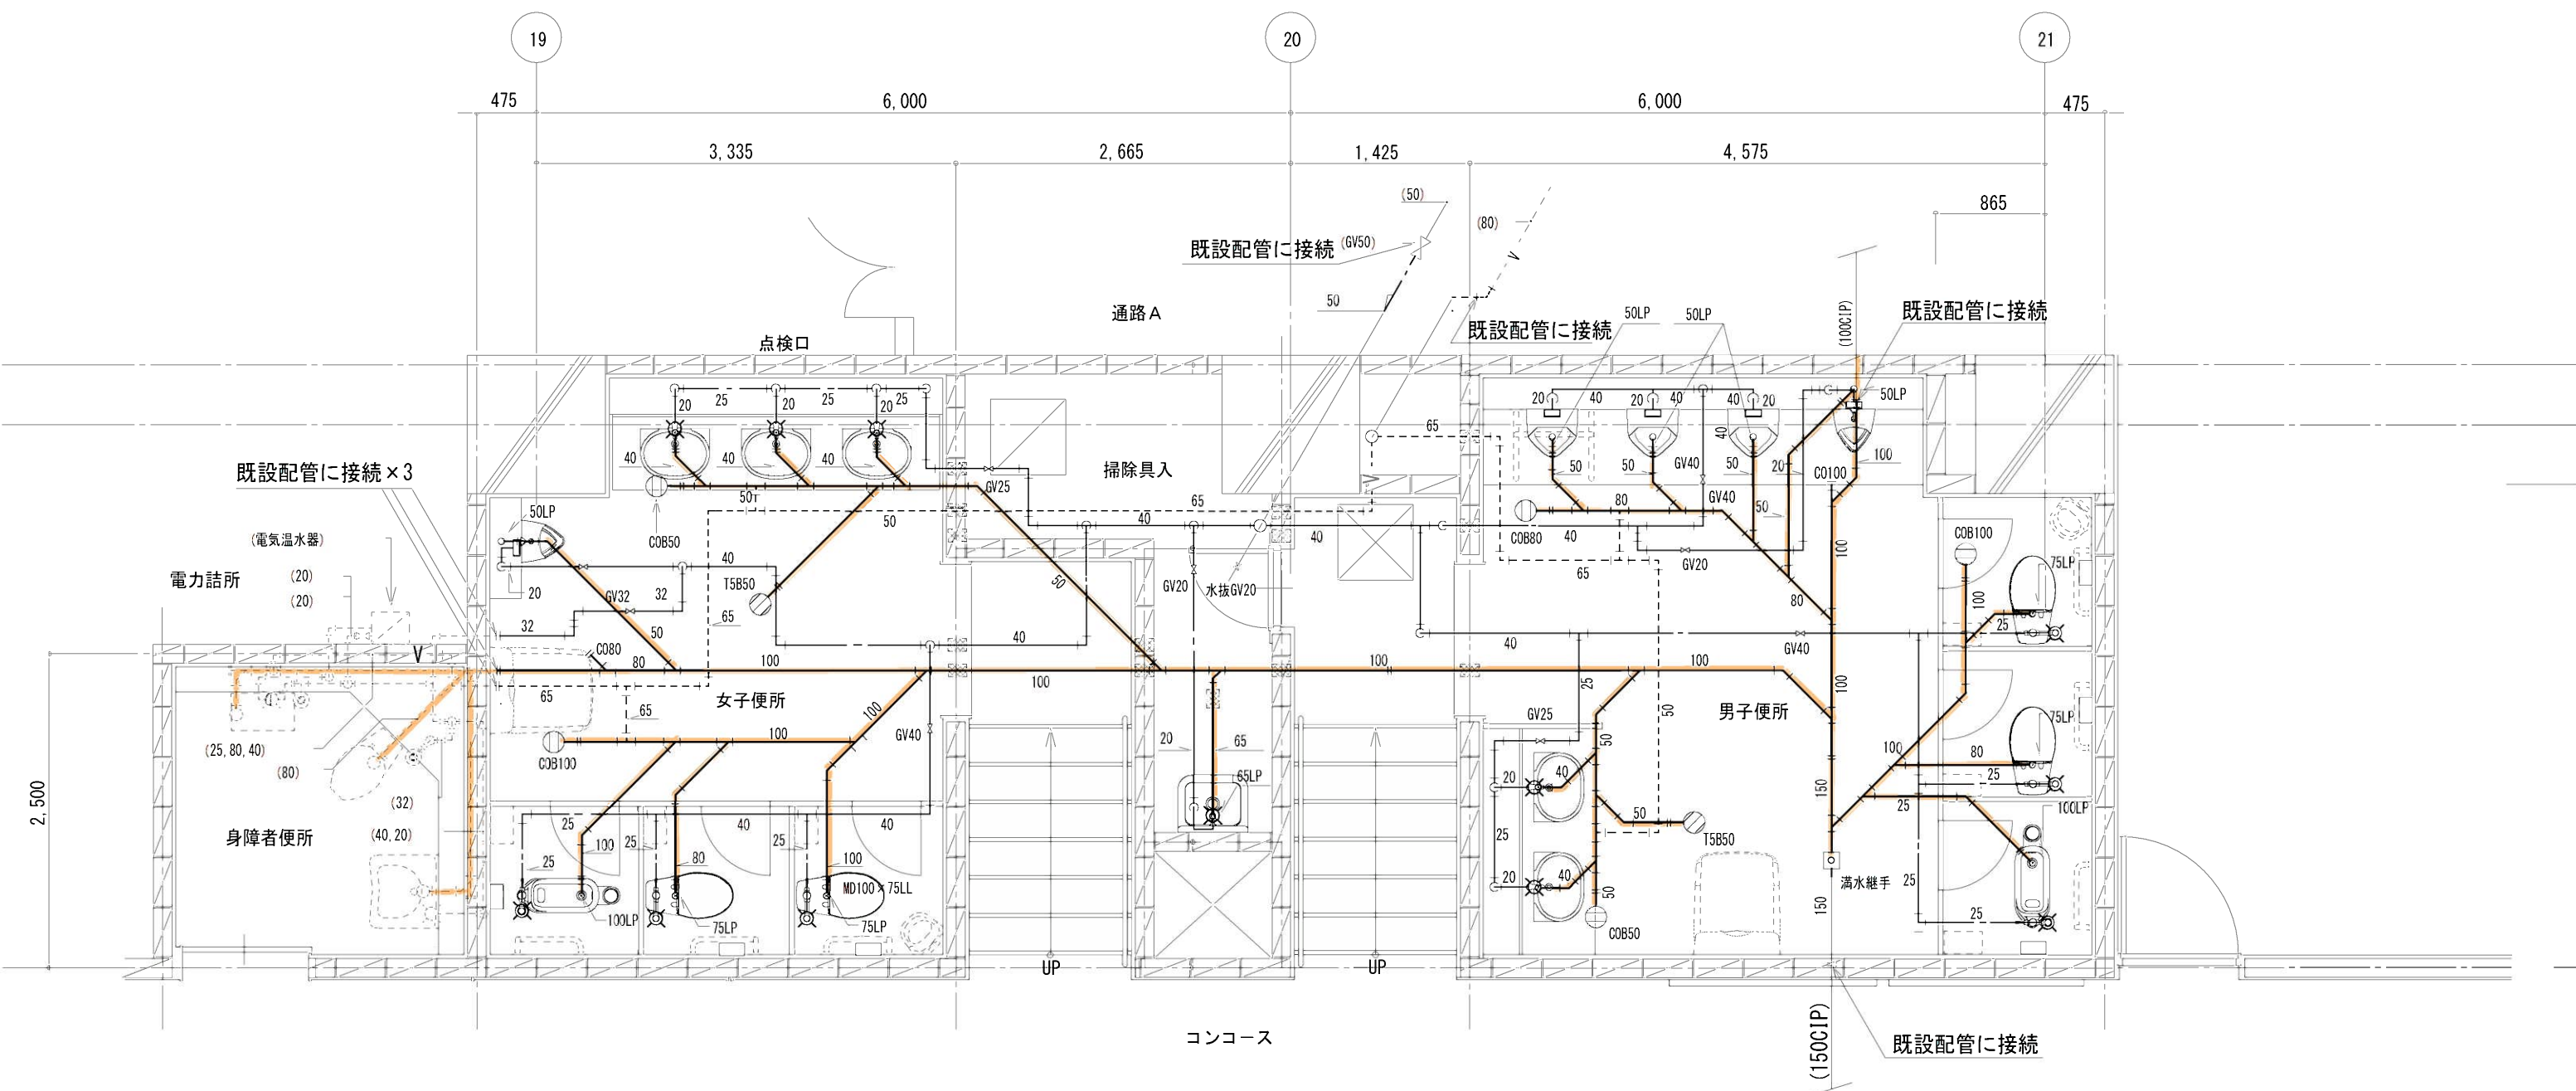

客用便所詳細図 S = 1 / 5 0

(衛生設備)

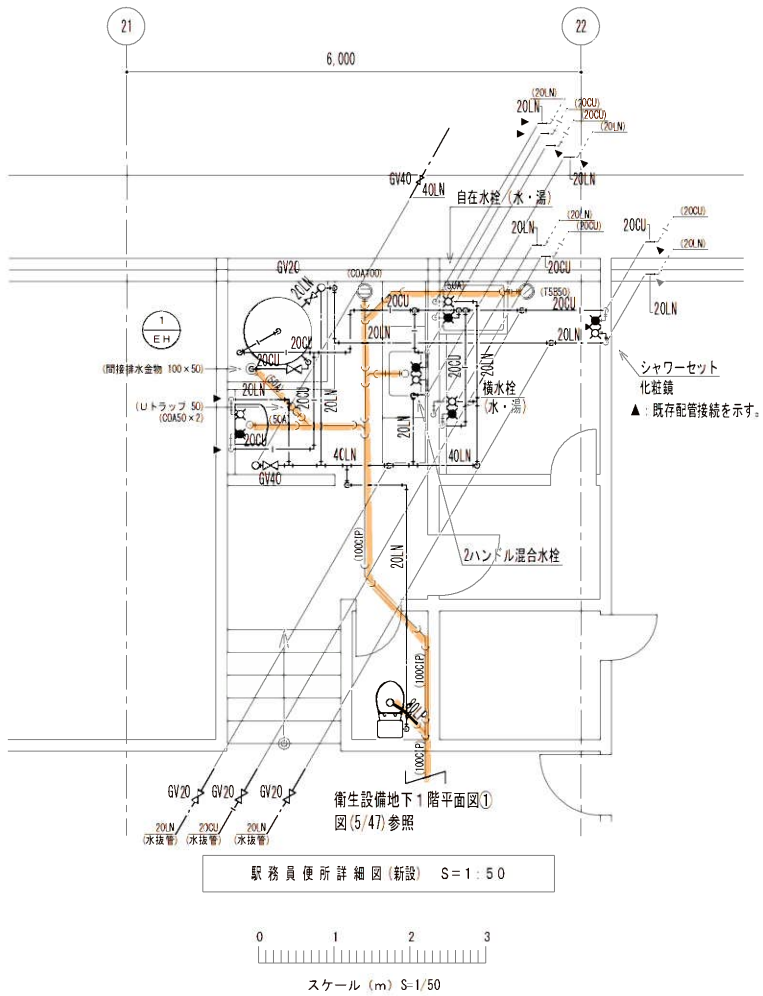


駅務員便所詳細図(新設) S=1:50

0 1 2 3
スケール (m) S=1/50


新設機器表 柳田本付ミナ			
凡例	名称・設置室	形式・能力・消費電力・付属品・備考	台数
1 EH	電気温水器 駅務員用給湯室	形式 : 深夜電力タイプ 形番 : ES-370(4)C 貯湯量 : 370ℓ 消費電力 : 単相200V/4.40kw 付属品 : 減圧弁・安全弁・絶縁用パイプ 機器重量 : 55kg	1

新設機器表 東陶機器柳			
凡例	名称・設置室	形式・能力・消費電力・付属品・備考	台数
1 EH	洋風大便器 駅務員用便所	型番 : CS670B・SS670BNKL 形式 : 密結ロータンク式腰掛便器 温水洗浄便座 : 洗浄・脱臭機能付: TCF6421 付属品 : 鉛管用フランジ・紙巻き器・床給水管 消費電力 : 単相100V/321w	1
1 EH	洗面器 駅務員用洗面室	型番 : L270DM・T205UN(C-H) 形式 : 壁掛大型洗面器 水栓金具 : 単水栓(水1・湯1) 他金具類 : Pトラップ・アングル止水栓(水・湯)	1
1 EH	シャワーセット 浴室	形式 : サーモスタット付シャワー金具 型番 : TMJ40C3S2 付属品 : 壁取付金具	1
1 EH	自在水栓 駅務員用浴室	型番 : T130CR13(泡まつり7) 備考 : 陶器ハンドル	水1 湯1
1 EH	横水栓 駅務員用浴室	型番 : T238UN13(彫長7) 備考 : 陶器ハンドル	水1 湯1
1 EH	2ハンドル混合水栓 駅務員台所流し	型番 : TKJ208AU	1
1 EH	化粧鏡 駅務員用浴室	形式 : 耐食型化粧鏡 型番 : TS119FR5 外形寸法 : 455mm×608mm	1

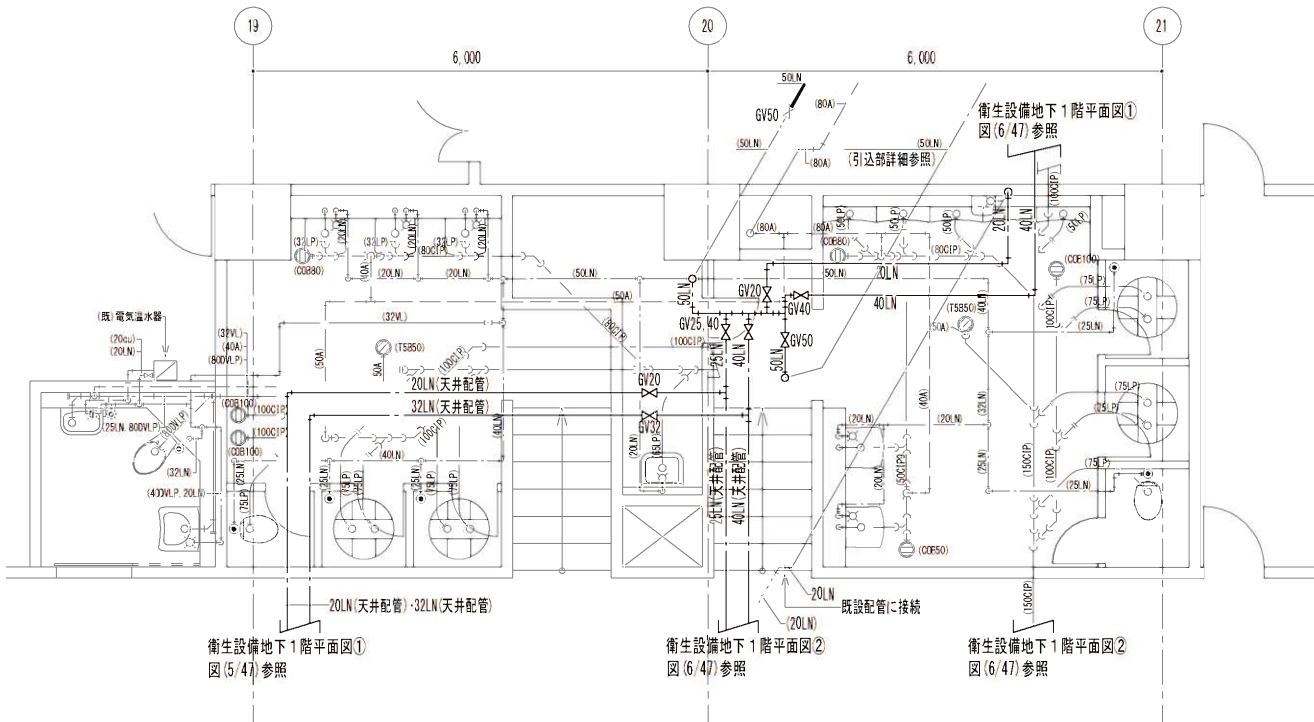


客用便所詳細図(新設) S=1:50

0 1 2 3
スケール (m) S=1/50

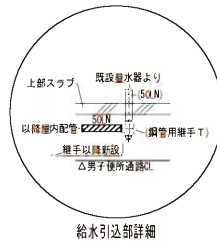


凡例	図示	名称	備考
— — —	新設給水管	塩ビラインング鋼管(黒)(VA)	
— — —	新設給湯管	M型銅管(CP)	
— — —	新設汚水管	排水用鉄製管(CIP)	
— — —	新設雑排水管	排水用塩ビラインング鋼管(DVLP)	
— — —	仕切弁	JIS10k	
— — —	逆止弁	JIS10k	

しゅん功園			
工事名	南郷13丁目機械設備改良工事		
図面名称	給排水衛生設備 客用・駅務員便所開り平面図	縮尺	1/50
工事監理	株式会社岩見田設備設計事務所 主任監理者 菅原 憲一 TEL(011)-716-4801	検図	
請負人	央幸設備工業株式会社 現場代理人 佐藤 直人 TEL(011)-814-9701	検図	
工期	着手 平成22年 7月27日 製 しゅん功 平成23年12月 5日 図	図番	9 / 47

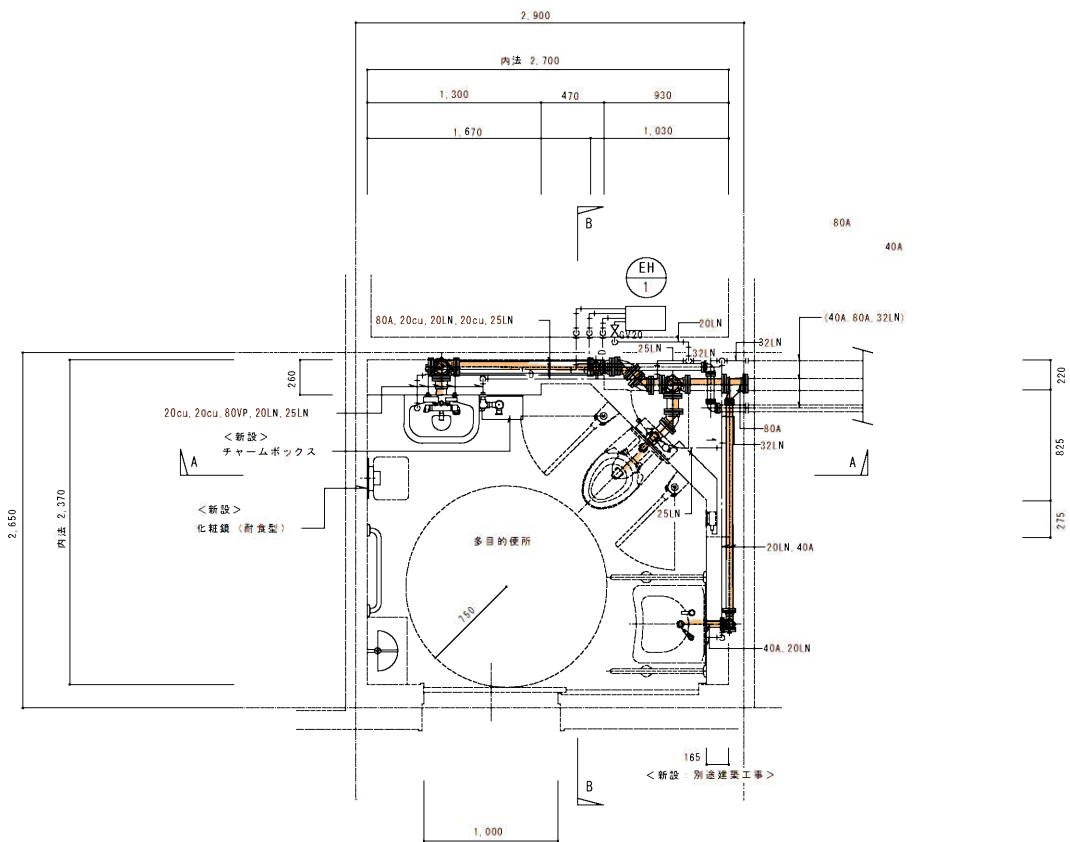


南郷13丁目駅衛生設備平面詳細図 S=1/30 (改修後)


<注記>
..... () : 既設配管・衛生器具類を示す。
————— : 新設配管・衛生器具類を示す。

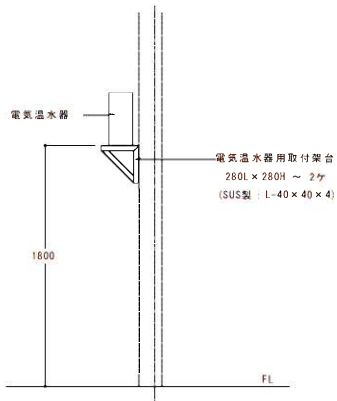

電気温水器用取付架台図 S=1/30

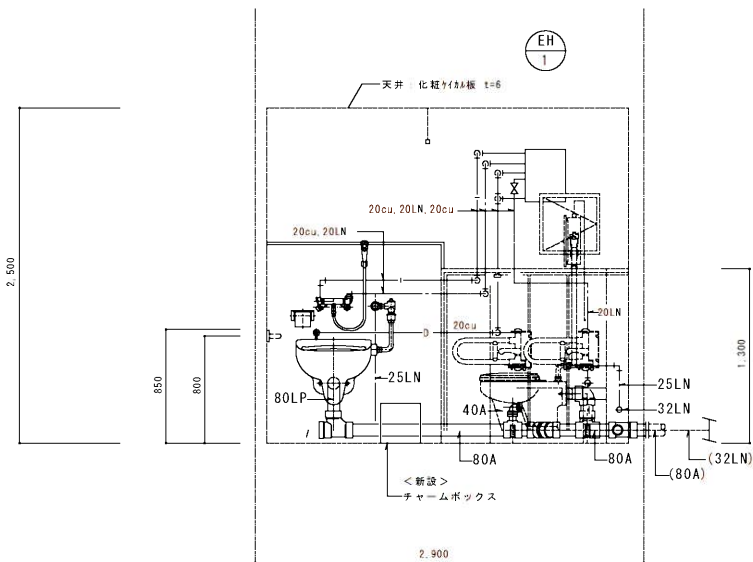

A - A 断面図 S=1/30

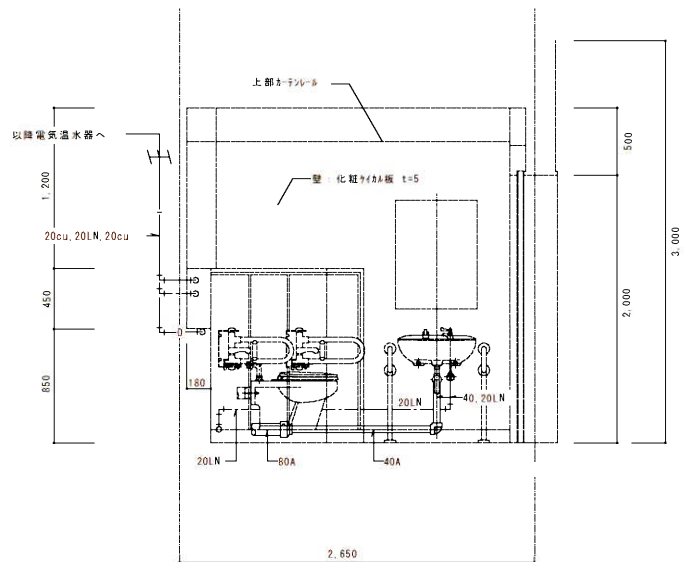

B - B 断面図 S=1/30

<新設>



衛生器具一覧表			
器具名	仕様 (参考型番を示す)	数量	備考
汚物流し	壁掛け洗濯し汚物流し	1	東陶機器㈱ SK35
	フラッシュバルブ (VB付)		東陶機器㈱ TVI52NRR V5
	シャワー金具 スハット		東陶機器㈱ TMG40WQ V18R
	壁フレンジ バックハンガ		東陶機器㈱ HP550 東陶機器㈱ TBRAY
	紙巻器 ワンハンドカット・ワンタッチ式		東陶機器㈱ YH51R
チャーム	床固定・足踏み式	1	東陶機器㈱ YKB102
	ボックス ステンレス製 容量 6L (330W x 171D x 300H) 中箱:樹脂製		
化粧鏡	耐食型 (300W x 1200H)	1	東陶機器㈱ TS119RCR T25
化粧鏡	TS119ASR20 (608W x 912H)	1	既設洗面器用

<新設>

機器一覧表			
記号	名称	仕様 (参考型番を示す)	数量 備考
EH-1	電気温水器	屋内設置・角型 貯湯量 5.8L 先止め式 (減圧弁・過し弁内蔵) 宙休 高耐食ステンレス鋼板 温度調節器 温度過昇防止器付	1 東日本イットミック ES-6N2

しゅん功図					
工事名	自衛隊前駅他5駅オストメイト改良機械設備工事				
図面名称	南郷13丁目駅衛生設備平面詳細図			縮尺	1/30
請負人	八神冷暖工業 株式会社				
工期	着手 平成18年11月10日	製図		図番	5
	しゅん功 平成19年 3月15日	図			

西11丁目駅


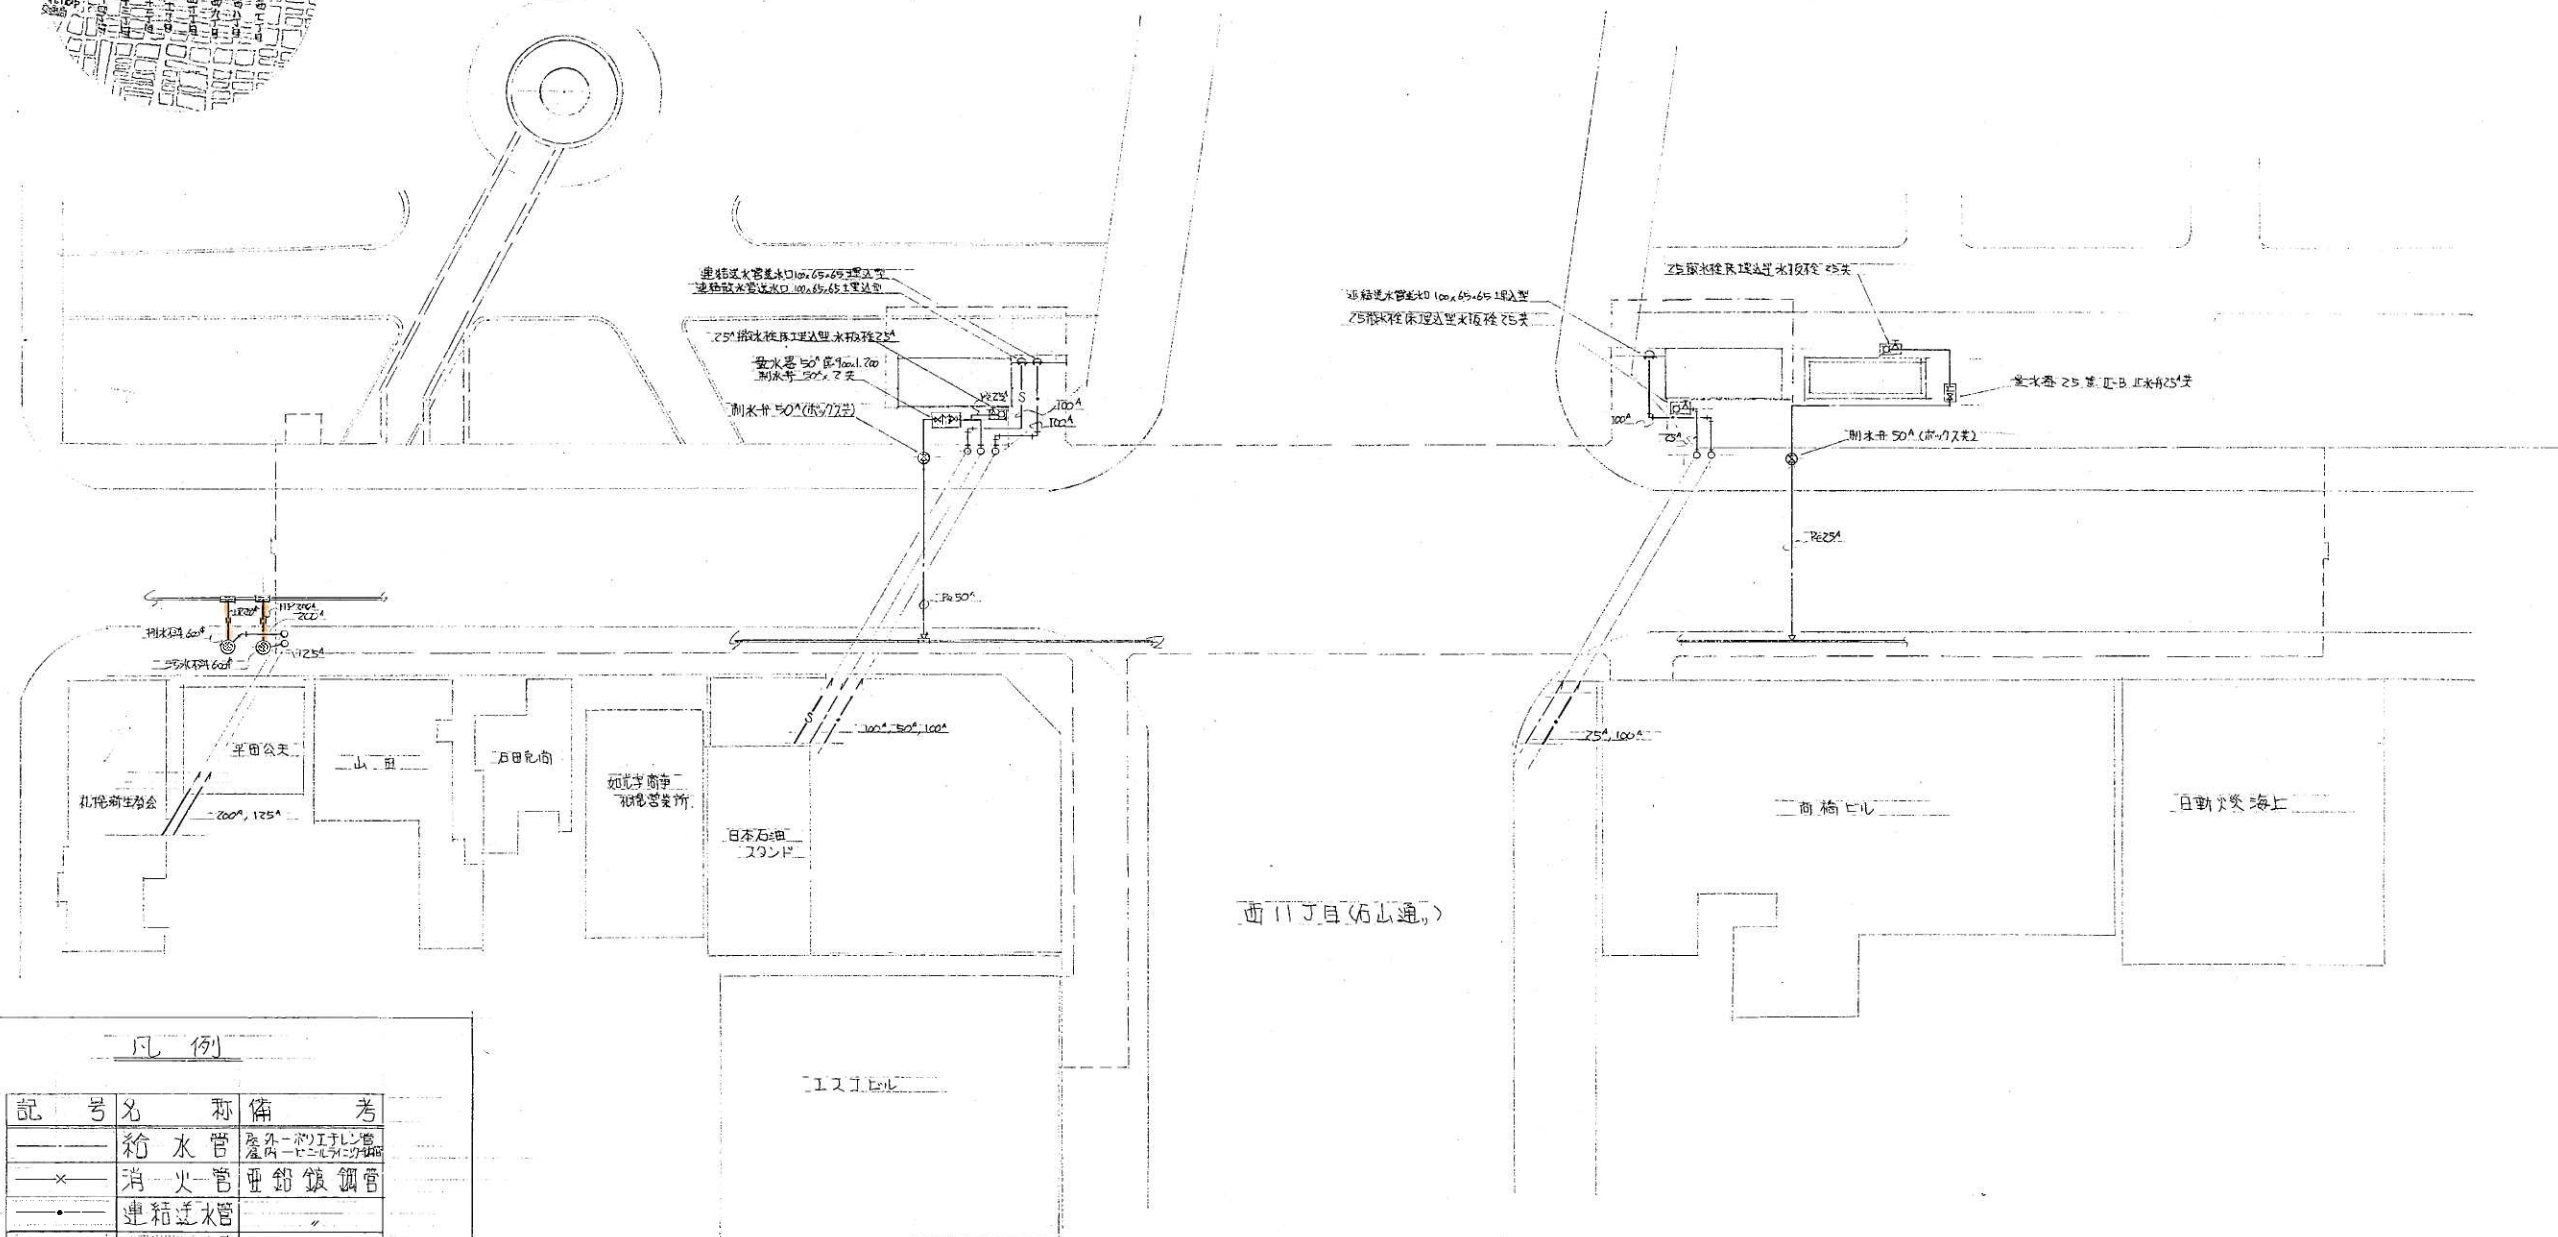
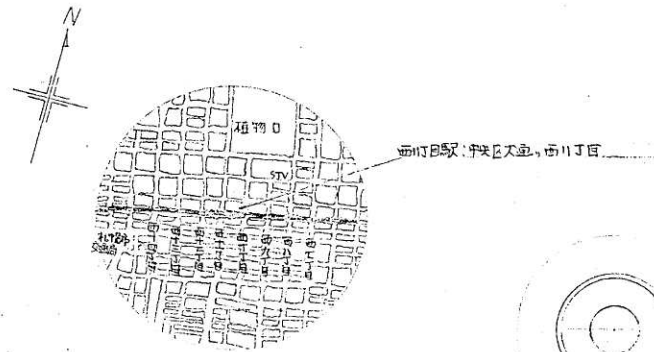


凡例


記号	名称	備考
—	給水管	産管-2011-11-11
×	消火管	亜鉛鍍鋼管
—	連絡給水管	
—	連絡散水管	
—	給湯管	水道用亜鉛鍍鋼管
—	通気管	亜鉛鍍鋼管
—	汚水管	鋼鉄管
□	ゲート弁	JIS10%
□	チェック弁	
○	水栓	
○	排水金物	
○	床下掃除口	
□	屋内消火栓	

配置図 1:300

工事番号	49東整施才5号
工事名	高速度車西11丁目駅及び西11丁目駅 給排水衛生設備工事(西11丁目駅)
図面	屋外配管平面図, 凡例
図面番号	記 1 19 葉中の 1
製図	年月日 総 尺 1:300
協和建設工業株式会社 札幌支店	

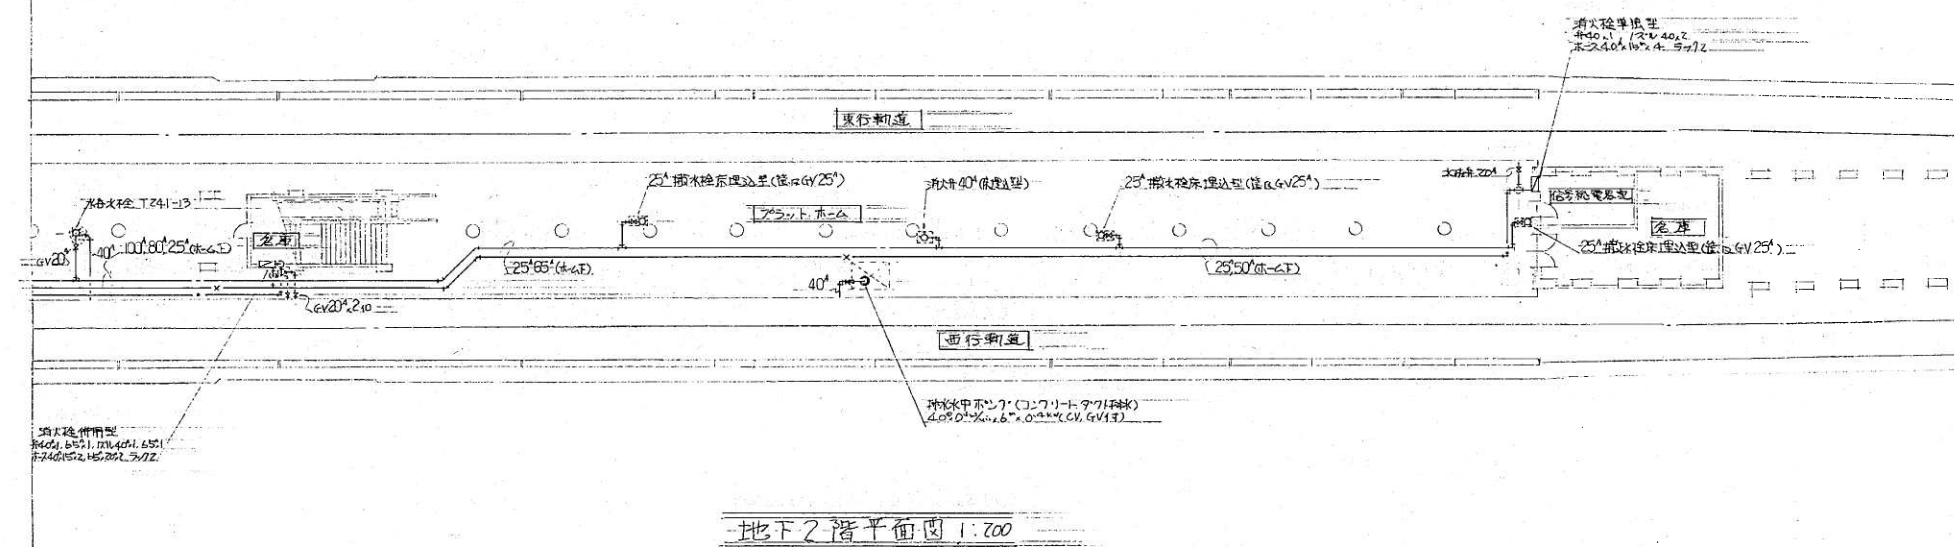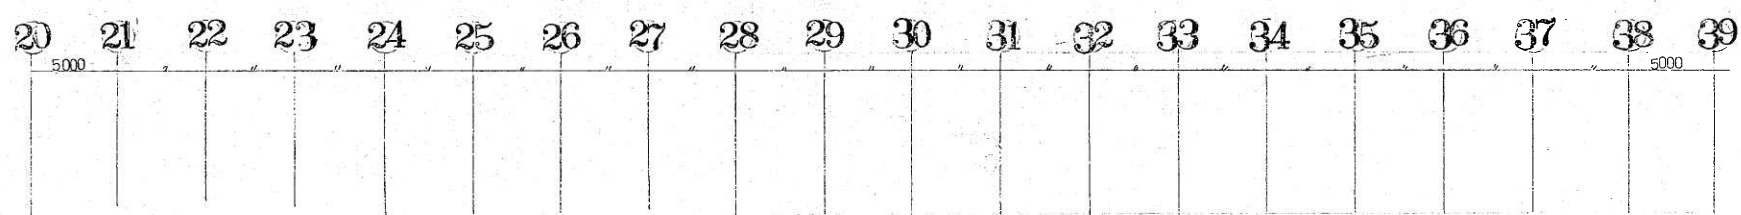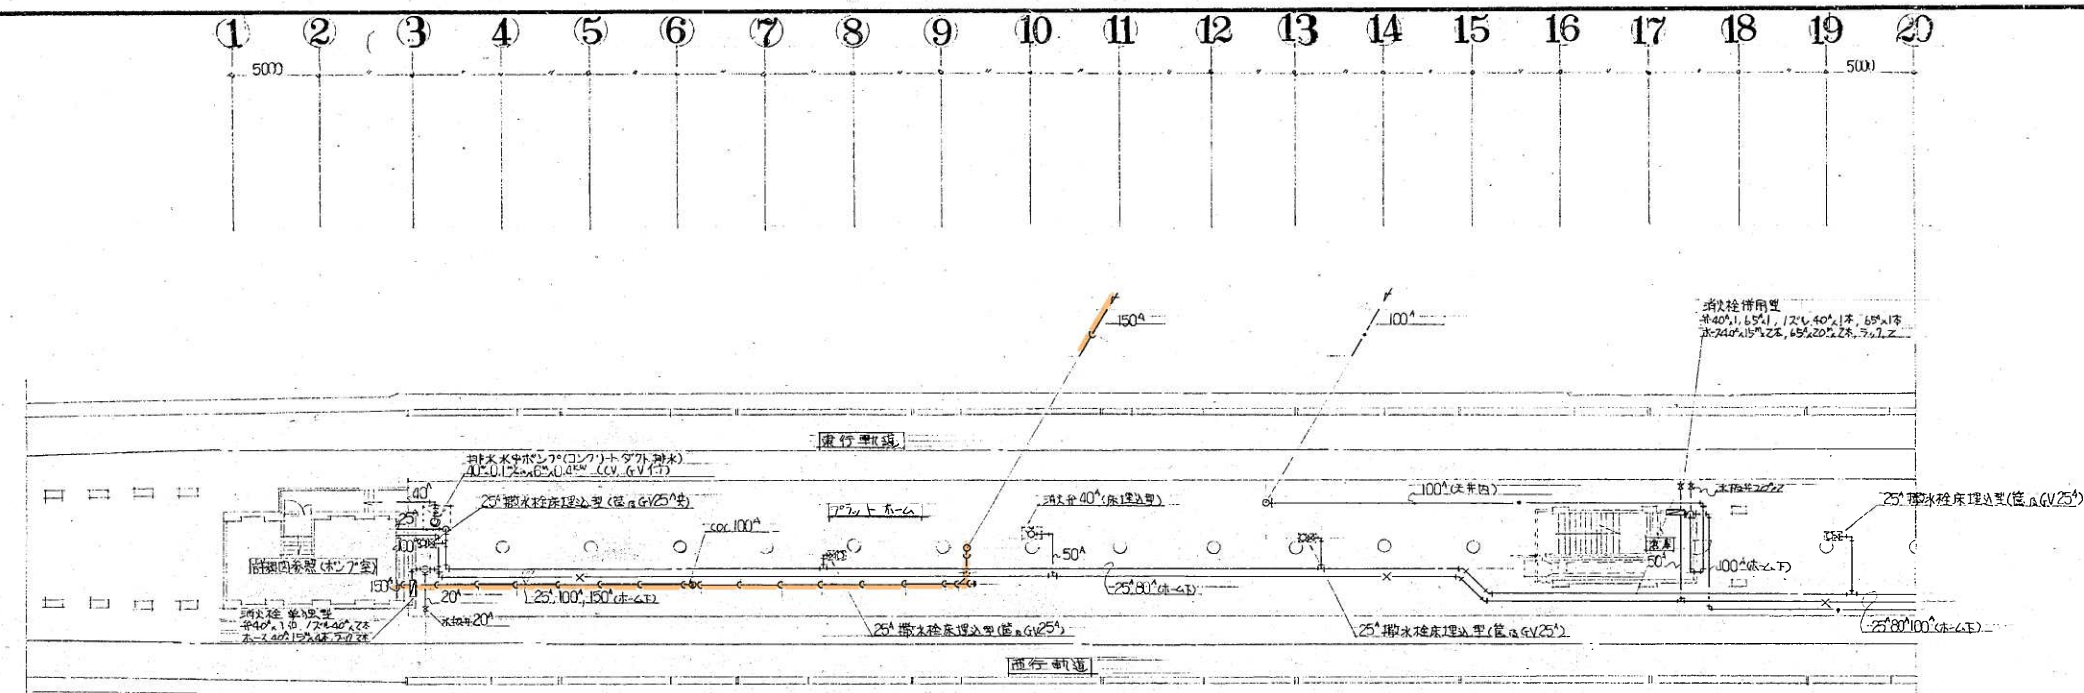

工事番号	49東 整 施 才 5 号
工事名	高速電車西18丁目駅及び西11丁目駅 給排水衛生設備工事 (西11丁目駅)
図面	地下2階平面図
図面番号	第 5 19 葉中の 5
製 図	年 月 日 縮 尺 1:200
協和建設工業株式会社札幌支店	

 


器具名	品 番	附 属 品	男子便所	好便所	湯湯室	浴室	浴室室	風呂室	合計
便器の付具	FRP製(重洗浄式)	足踏弁、柄子、足踏台、その他	3	3					6
便器の付具	R型(FRP製)	目皿、その他	5						5
11タンク	36 ^p (5 ^{mm})		1						1
洗面器	L-220D	II水栓C、PI300 ^p 、その他	2	3					5
	L-220	II水栓C、H、PI300 ^p			1				1
掃除機	SK-22A	5 ^号 、2 ^号 水栓、1 ^号 、7 ^号 、その他					1		1
化粧鏡	TS-119CS-3				1	1			2
	TS-119FE-3		2	3					5
化粧棚	S-3				1				1
シャワーヘッド	TM-400CS	蛇口、水栓、蛇口、水栓、蛇口、水栓				1			1
自在水栓	T-130ARY 13	泥沫式			2				2
	T-30ARY 13					2			2
兼用便器	C-75A	7 ^号 、1 ^号 、7 ^号 、蛇口、蛇口、蛇口、蛇口					1		1
11タンク附給栓	T-55A		1						1
耐食硬水栓	T-250Y 13					2			2
電気温水器	320 ^W 、320 ^W 、400 ^W	安全弁、2 ^号 、減圧弁、その他部品			1				1



器具一覽表

器 具 名	附 属	品	工	ス	ア	ホ	ホ	ホ	外	合	計
併設型消火栓	弁40 ^φ ×1m, 65 ^φ ×1m, 17 ^φ ×40 ^φ ×1.65 ^φ ホ-ス40 ^φ ×15 ^φ ×2 ^φ , 65 ^φ ×20 ^φ ×2 ^φ	2		2							4
単独型	弁40 ^φ ×1m, 17 ^φ ×40 ^φ ×1 ^φ ホ-ス40 ^φ ×15 ^φ ×2 ^φ	2									2
	17 ^φ ×40 ^φ ×2 ^φ ホ-ス(40 ^φ ×15 ^φ ×2 ^φ)×2組			2							2
地下式消火栓				2							2
壁埋込型散水栓	散水栓 T28-75 ^A ゲート弁 Jis10 ^φ ×75 ^A	6									6
床				7							7
	水抜栓 1 ^φ -75 ^A								2		2
露出	ゲート弁 Jis10 ^φ ×75 ^A					2		1			3
水 各 器	水栓水栓 T241-13 ^A			1							1

工事番号	49 東 終 施 第 5 号		
工 事 名	高速電車西13丁目駅及び西11丁目駅 給排水衛生設備工事 (西11丁目駅)		
図 面	便所・浴室・湯・浴室詳細図		
図面番号	№ 6	19	葉中の 6
製 図	年 月 日	縮 尺	1:50
協和建設工業株式会社札幌支店			

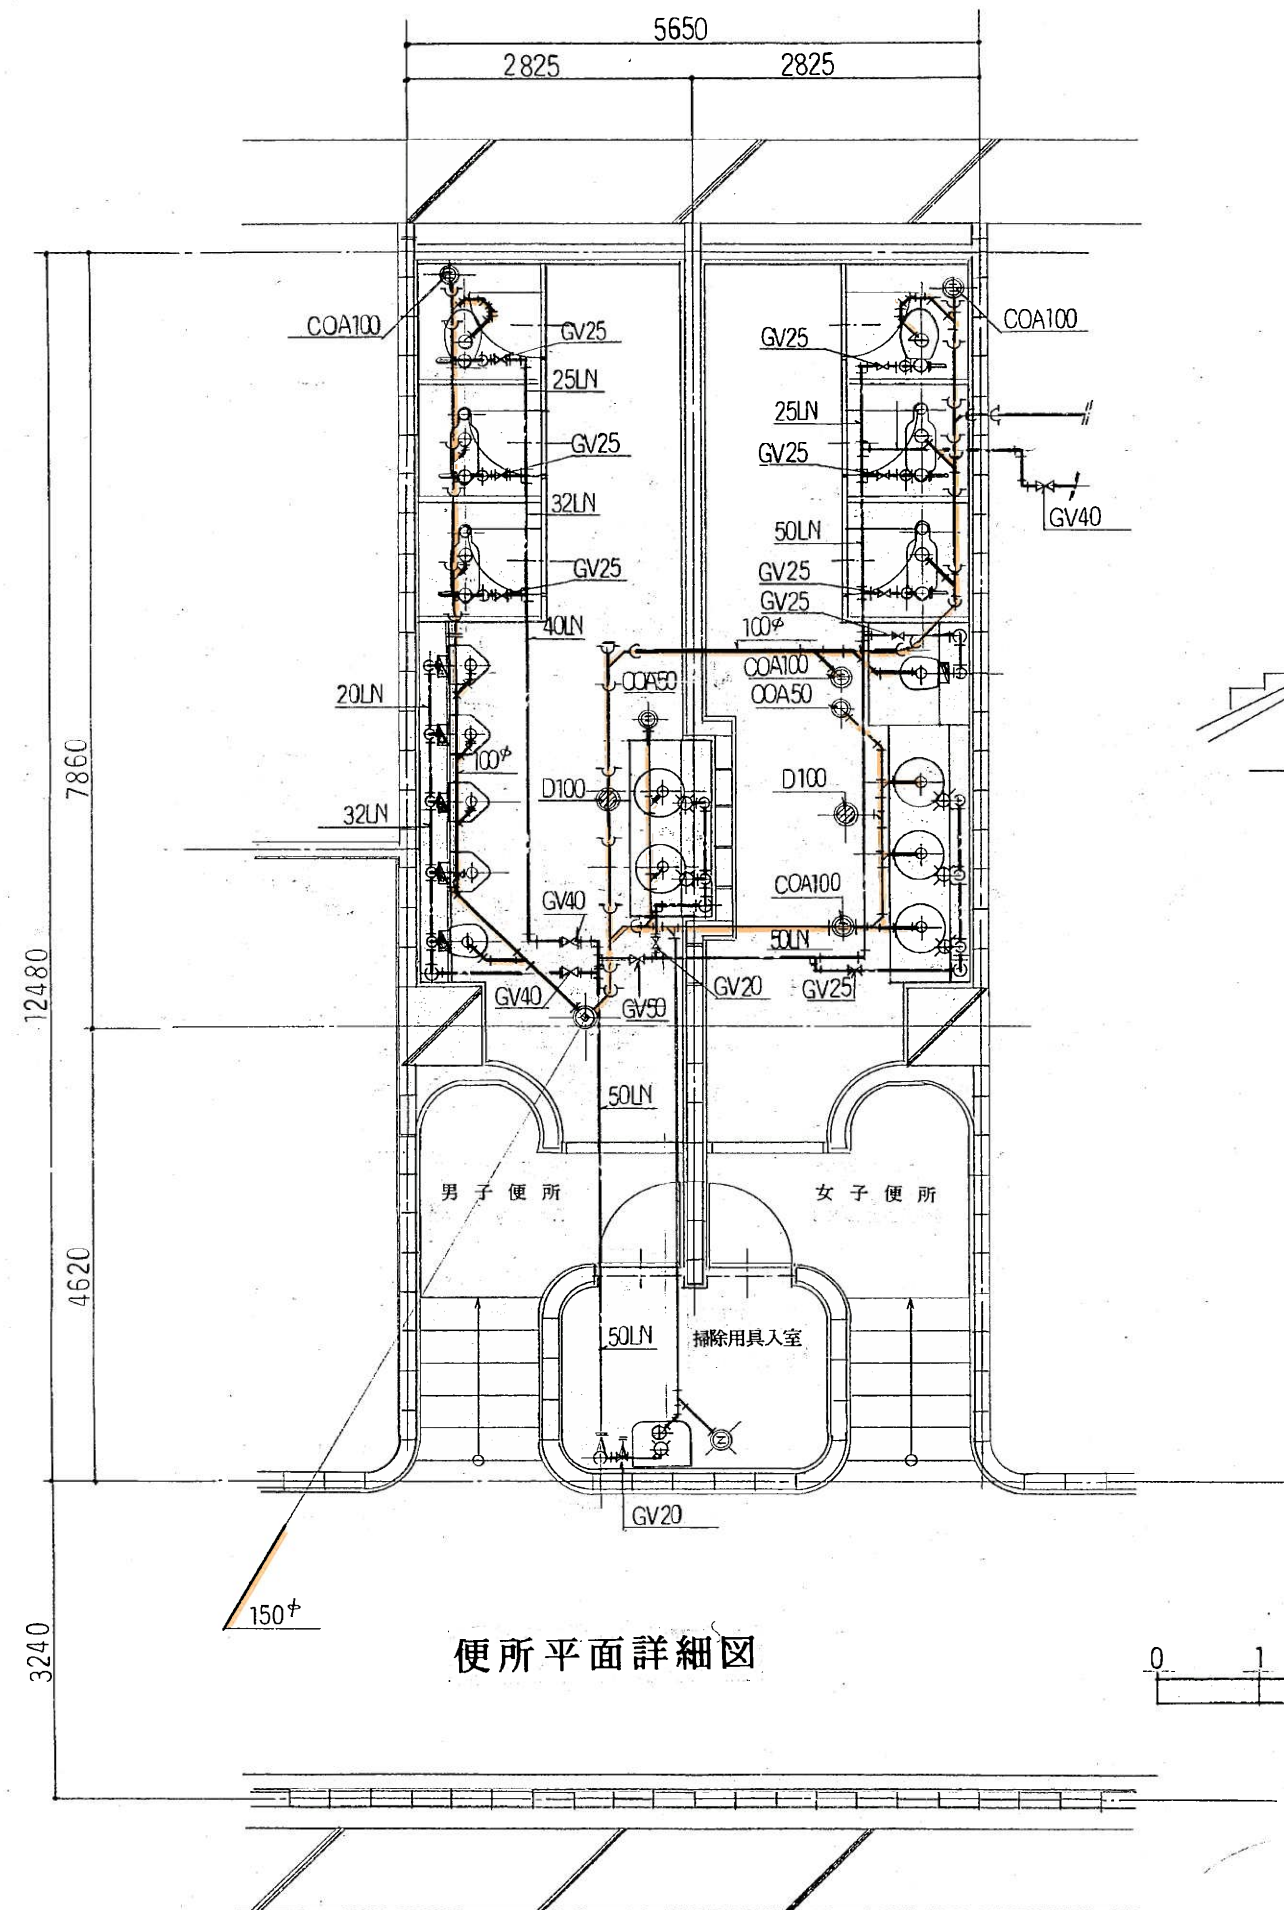

便所平面詳細図

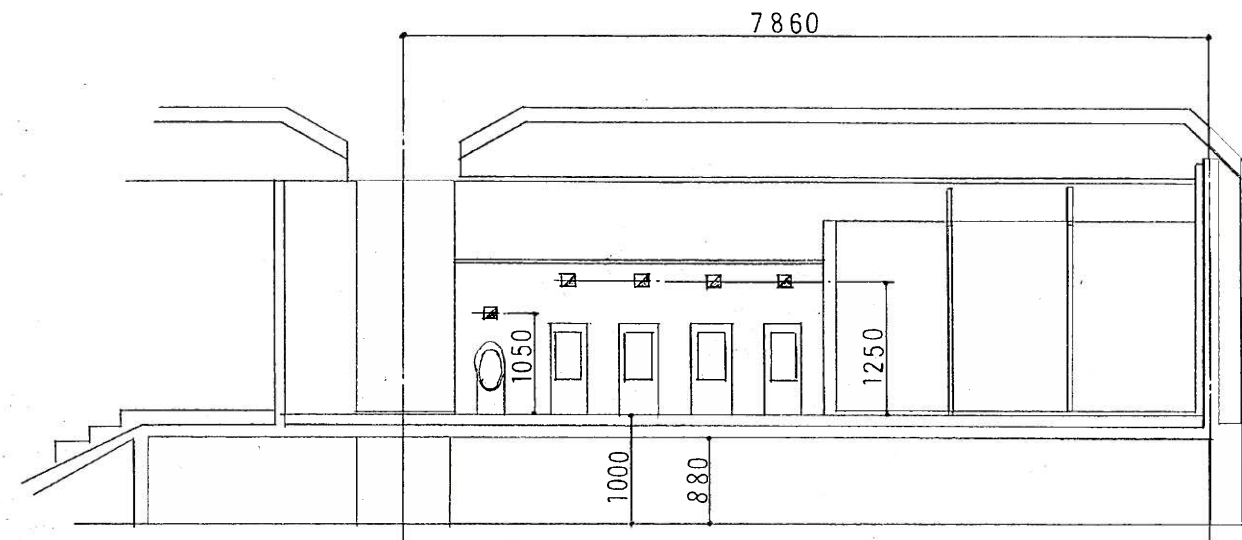 

便所断面図

衛生器具表


名 称	型 式	男子便所	女子便所	備 考
洋式大便器	C-21	1	1	
和式大便器	C-750VC	2	2	TV750CR
幼児用ストール小便器	U-309C	1	1	TEA99X
中型ストール小便器	U-307	4		TEA99X
洗面器	L-507A	2	3	TL605A ストラップ

掃除用具入室

胴短横水栓	T23AE 20	1ヶ
-------	----------	----

しゅん功図


工 事 名	西11丁目駅トイレ改良衛生設備工事		
図 面 名 称	便所詳細図 (改修図)	縮尺	1/50
請 負 人	北海道環境産業株式会社 TEL 751-8811 現場代理人 加藤 高 昌		
工 期	着 手 平成 7 年 12 月 5 日 製 竣 功 平成 8 年 3 月 21 日 図	図 番	3/5

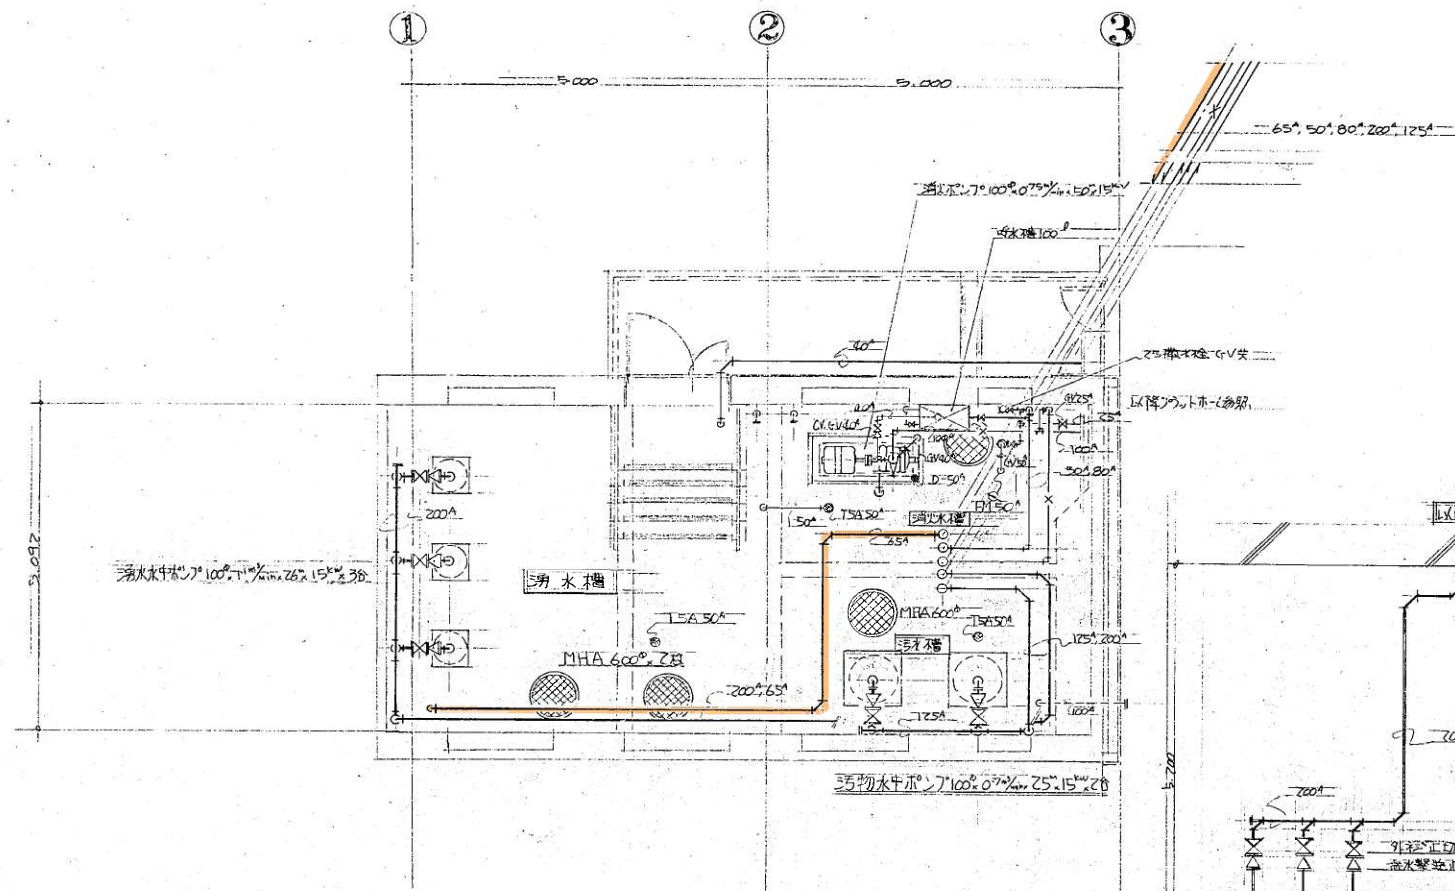


ポンプ室詳略図 1:50

機番一覧表


名称	仕様	附属品	数量
消火ポンプ	100 ⁰ ・0.75 ⁰ min・50 ⁰ ×15 ⁰ kw	7-1号 GV, CV ルーパ 付属品	1
汚物水中ポンプ	100 ⁰ ・0.7 ⁰ min・25 ⁰ ×15 ⁰ kw	GV, CV 付属品	2
汚水水中ポンプ	100 ⁰ ・1 ⁰ min・26 ⁰ ×15 ⁰ kw	GV, CV (他用式) 付属品	3
排水水中ポンプ(汚水)	40 ⁰ ・0 ⁰ min・6 ⁰ ×0 ⁰ kw	GV, CV 付属品	5
排水機	100 ⁰	70-管, ホルダ 付属品	1

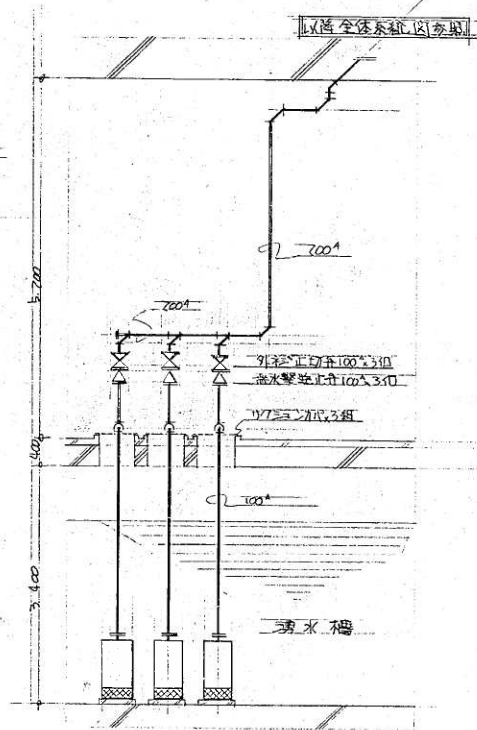

汚水系統図 No. scale

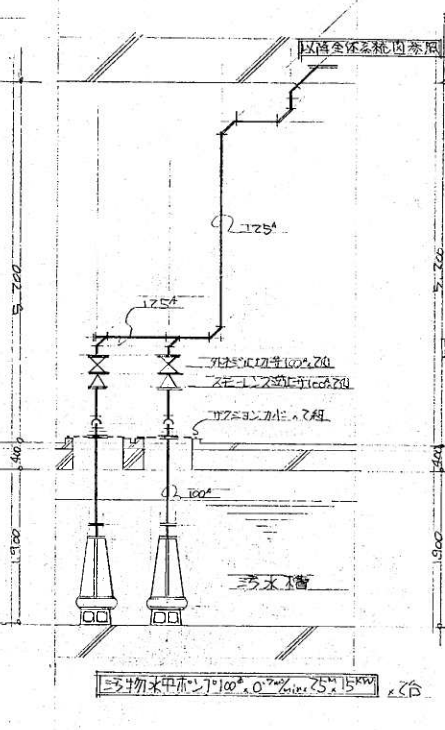

消火系統図 No. scale

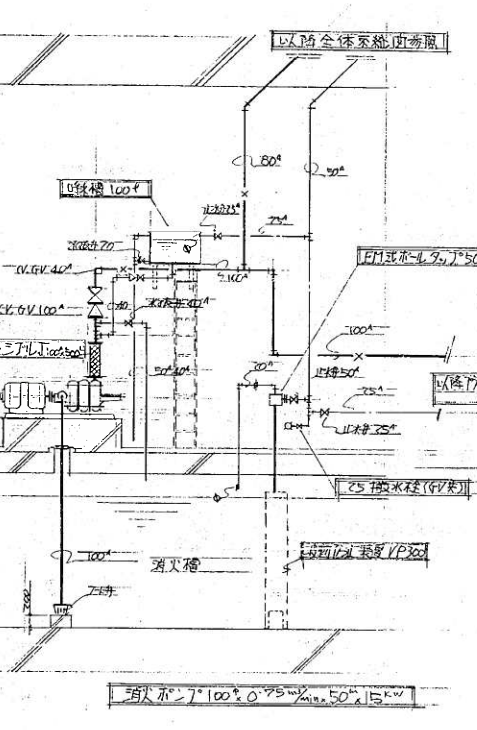

消火系統図 No. scale

工事番号	49東 豊 施 才 5 号		
工事名	高速電車西18丁目駅及び西11丁目駅 給排水衛生設備工事 (西11丁目駅)		
図面	ポンプ室詳細図		
図面番号	第 7	19 葉中の 7	
製図	年月日	縮尺	1:50
協和建設工業株式会社 札幌支店			