 


北 1 3 条東駅



施 工 图 参 照 番 号

22	24	25	26
----	----	----	----

工事番号	59・3号設機第5号
------	------------

東豊線北13条駅給排水衛生設備	
-----------------	--

工事名	(北13条東駅)
-----	----------

圖面名稱	地下1階消火平面圖-2-
------	--------------

図面番号	16	23葉中の
------	----	-------

製	図	昭和63年 7月30日	縮 尺	1:
---	---	-------------	-----	----

主任技術者	現場代理人	作	図	作	図	作
-------	-------	---	---	---	---	---


			
---	---	---	---

地址：上海南京路100号


株式会社 大気社北海道支店 TEL223-5

100

1000

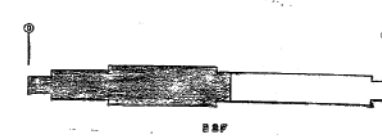

50降NO15北13条東駅地下2階消火平面図参照

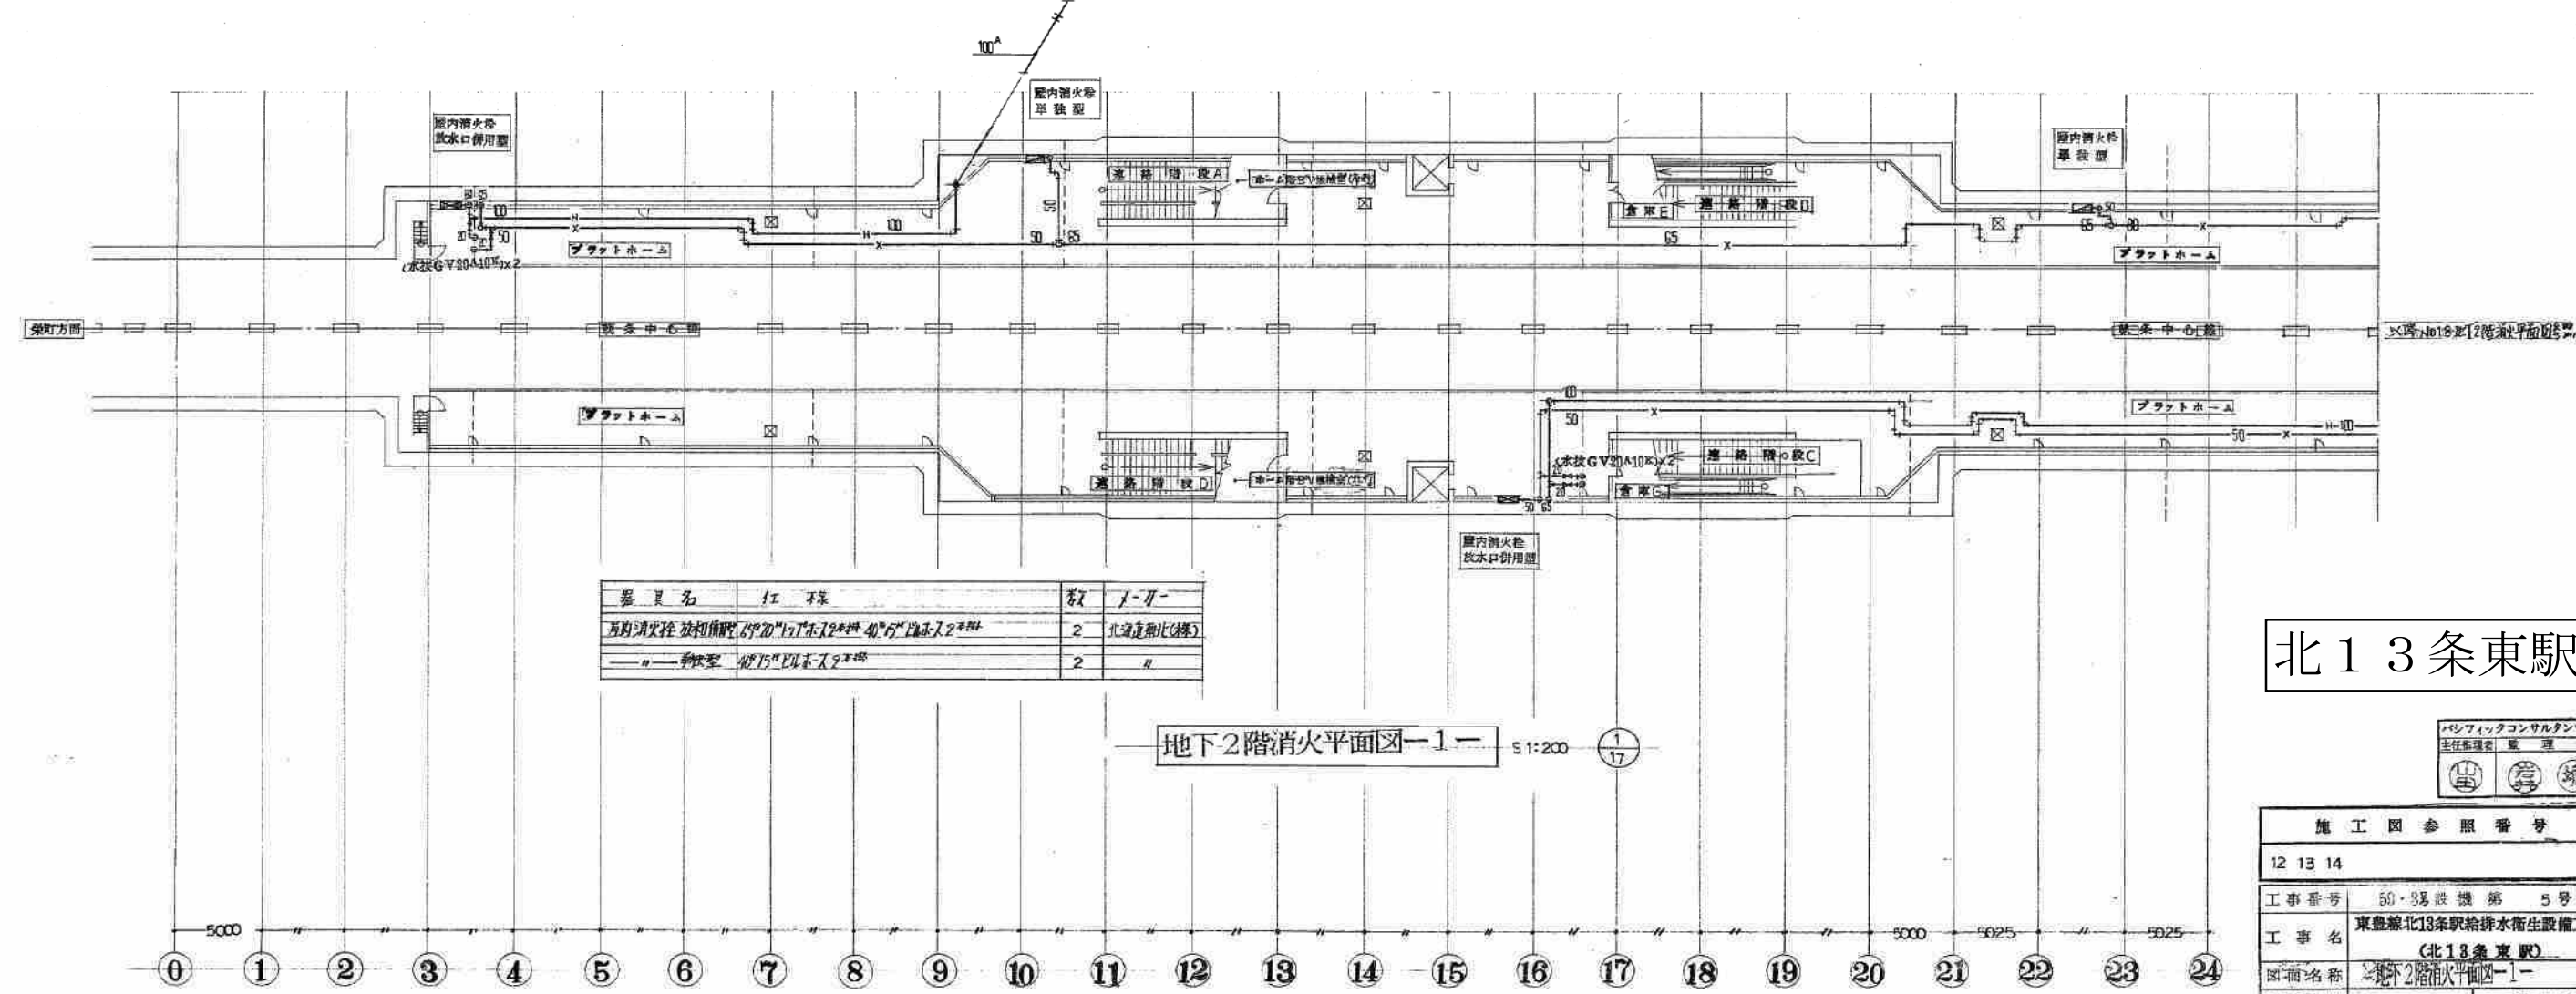


器具名	江 不保	数	1-17
互防消火栓 放水口併用型	4000mm×1700mm×2mm 4000mm×1700mm×2mm	2	北13条東駅(2階)
エレベーター	4000mm×1700mm×2mm	2	北13条東駅(2階)

地下2階消火平面図-1- 5:1:200 ①/17

北13条東駅



施工図参照番号	
12 13 14	
工事番号	50・8号設機第5号
工事名	東豊線北13条駅給排水衛生設備工事 (北13条東駅)
図面名称	地下2階消火平面図-1-
図面番号	17 23案中の17
製	昭和63年7月30日 縮尺 1:200
主任技術者	東豊線北13条駅 図作 図印
株式会社 大気社北海道支店 TEL.011-887	

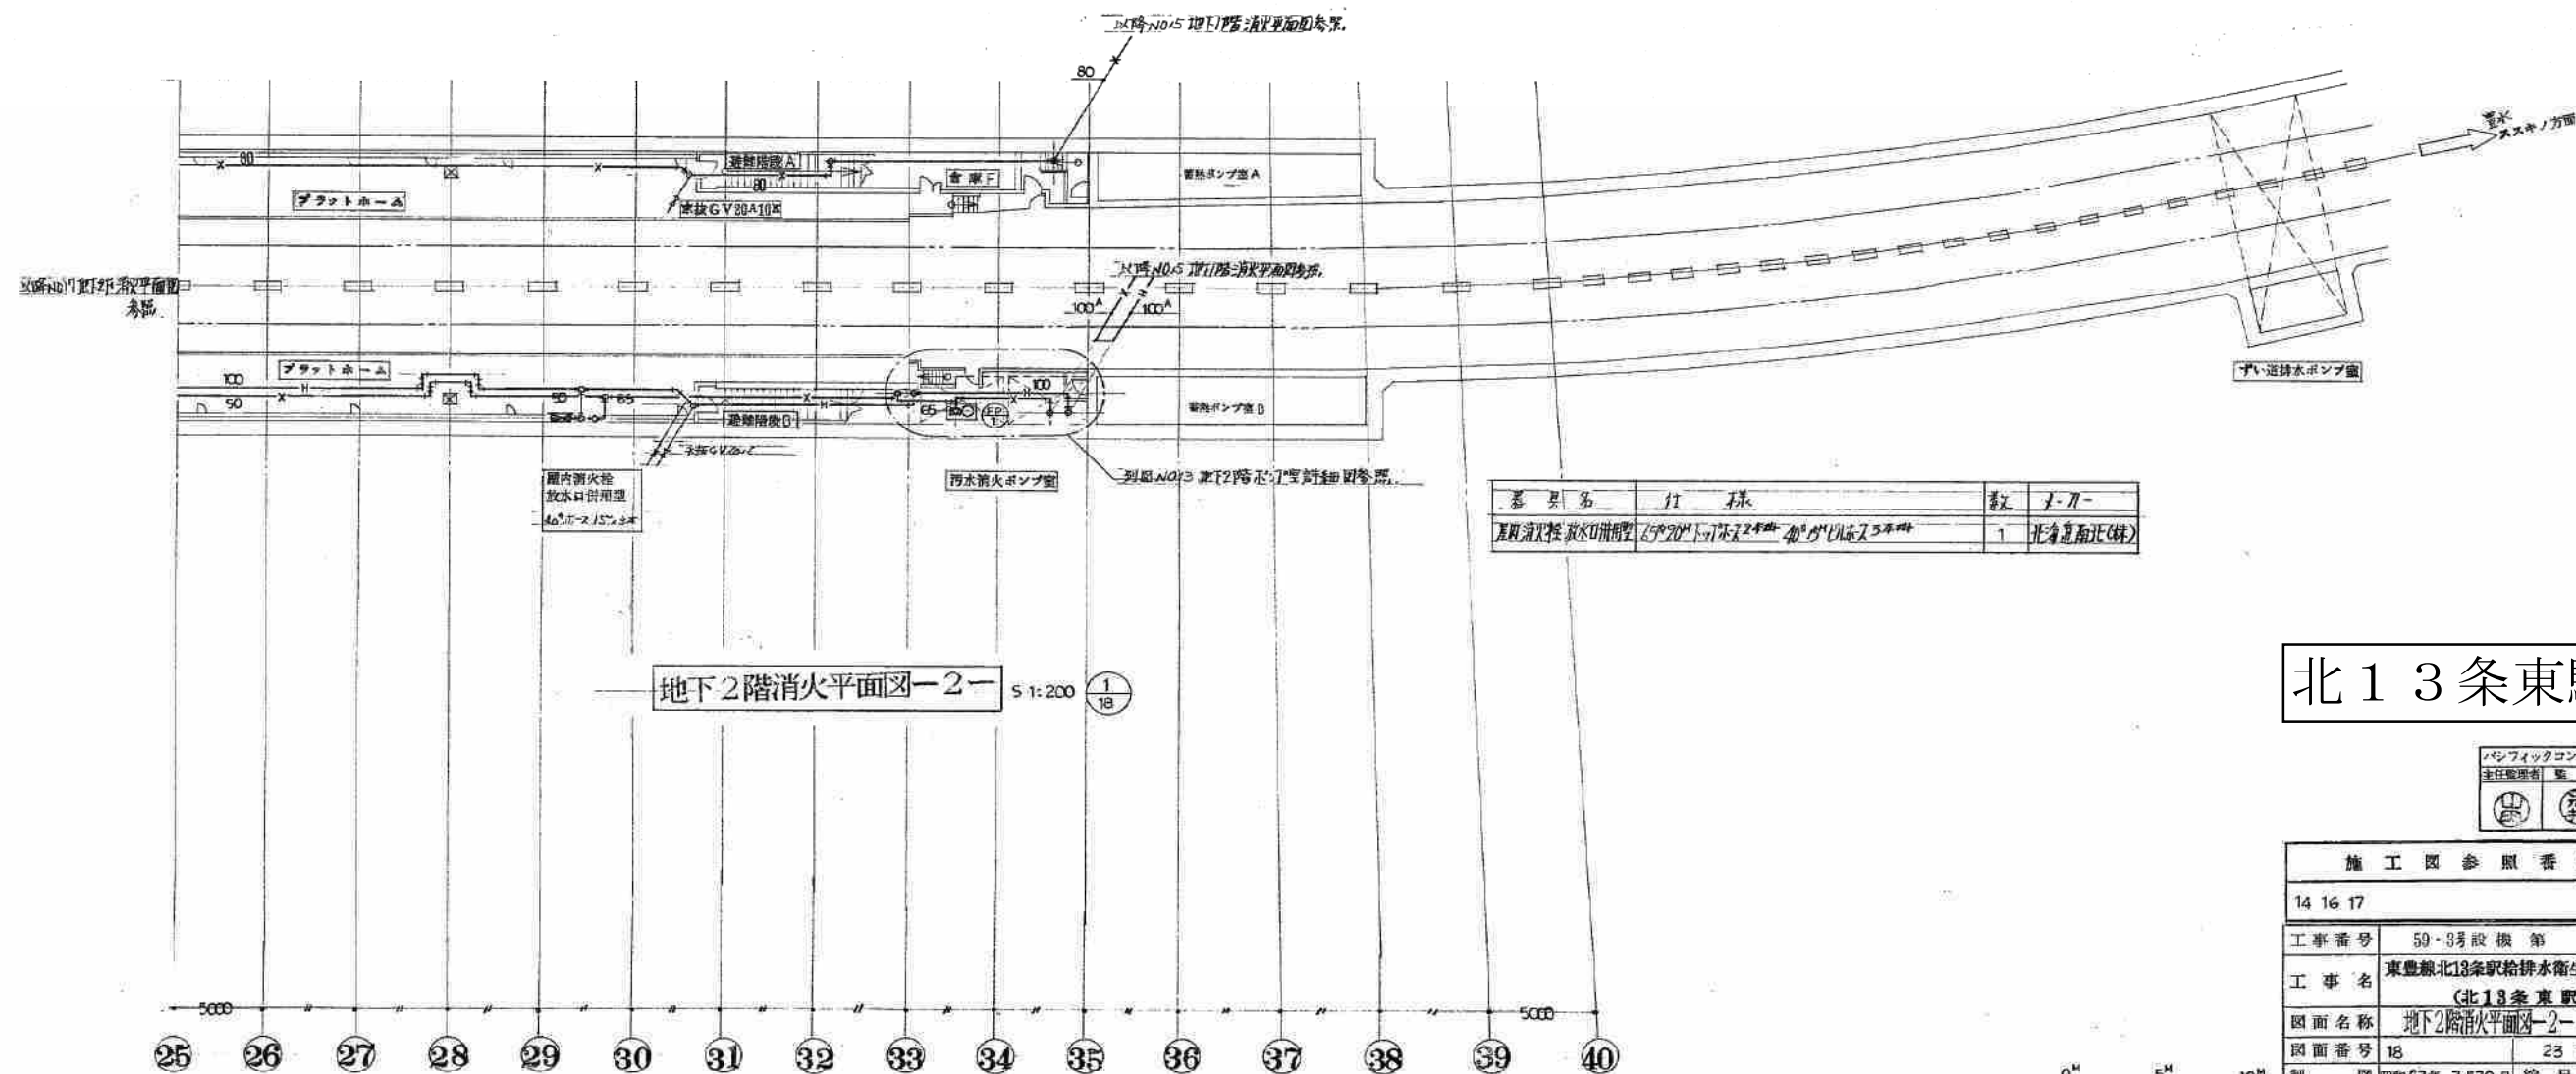

器具名	仕様	数	メーカー
屋外消火栓放水口用型	40°20°17°45°2°45°40°ダビッドス5年時	1	北倉建機(株)

北13条東駅



施工図参照番号			
14 16 17			
工事番号	59・3号設機第 号		
工事名	東豊線北13条駅給排水衛生設備工事 (北13条東駅)		
図面名称	地下2階消火平面図-2-		
図面番号	18	23 套中の18	
製 図	昭和63年 7月30日	縮 尺	1:200
主任技術者	現場代理人	作 図	作 図
株式会社 大気社北海道支店 TEL.283-3371			


東豊線北端
5593000

さっぽろ停車場北
5710000

散水ヘッド取付個数		メーカー
施設箇所(設備)	16ヶ	旭美
従来設備取付系統	15ヶ	旭美
撤去箇所	7ヶ	旭美

散水ヘッド取付個数		メーカー
設備箇所(設備)	19ヶ	旭美
従来設備取付系統	19ヶ	旭美
撤去箇所	7ヶ	旭美

② 図参照

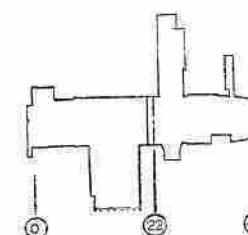


東豊線さっぽろ駅



施工図参照番号	
1-3-7.8.9.10. 2.3.7.	
工事番号	59・3号設備第6号
工事名	東豊線さっぽろ駅 給排水衛生設備工事
図面名称	地下1階消火平面図(1)
図面番号	20
製図	昭和63年6月 縮尺 1:200
主任技術者	現場代理人 作 田 作 田
代表者 大信工務株式会社 741-0555 大信・西川共同企業体	


地下1階消火平面図 1/200

0 5 10 15 20

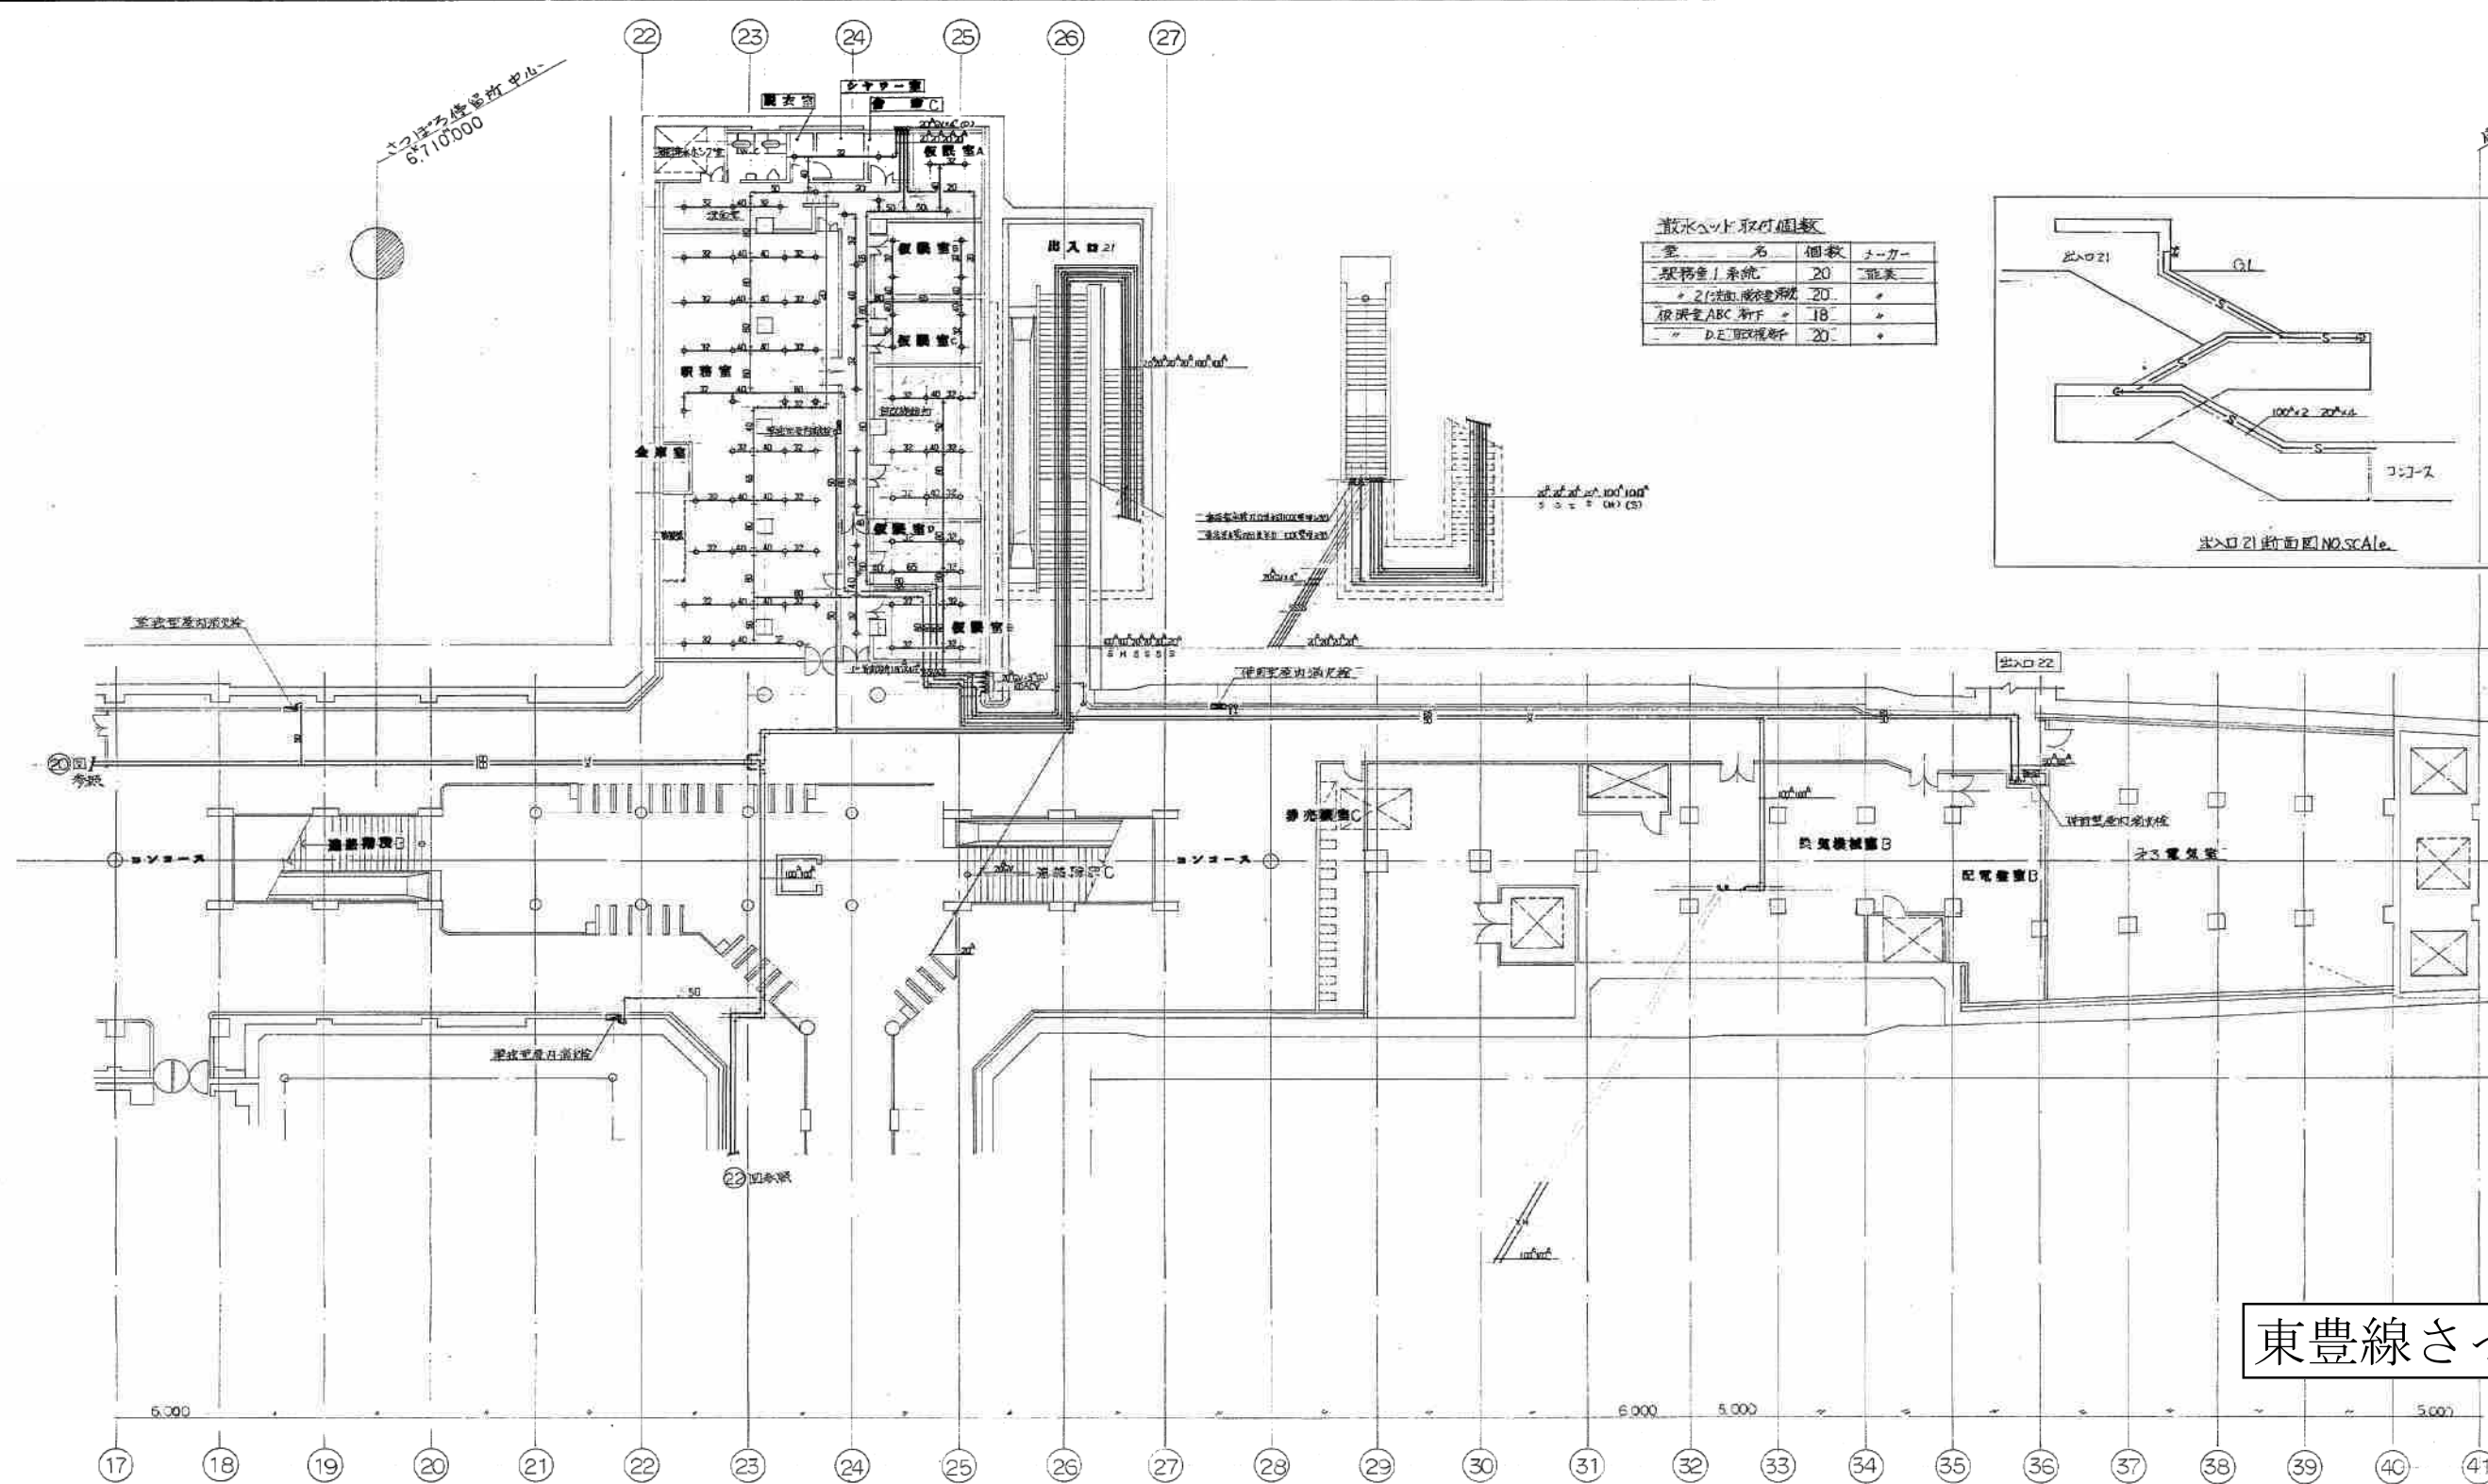


散水ヘッド取付個数

室名	個数	メーカー
駅務室1系統	20	能美
21号待合室系統	20	・
便所室ABC 計	18	・
DE 取付箇所	20	・

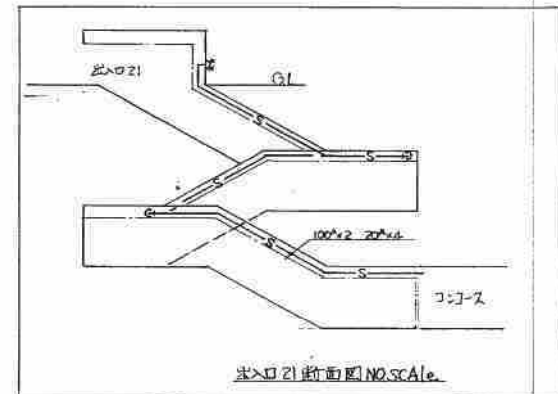


東豊線さっぽろ駅

地下1階消火平面図 S=1/200

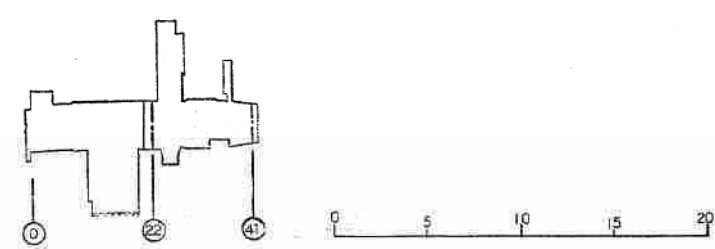


パシフィックコンサルタンツ株式会社 主任技師 監 理 者	
施工図参照番号 コンコース 11. 18. 19.	
工事番号	59・3号設機 第 6号
工事名	東豊線さっぽろ駅 給排水衛生設備工事
図面名称	地下1階消火平面図(2)
図面番号	21 業中の
製図	昭和 63年 6月 日 縮尺 1:200
主任技術者	現場代理人 作 図 作 図
代表者 大信工機株式会社 741-0555 大信・西川共同企業体	

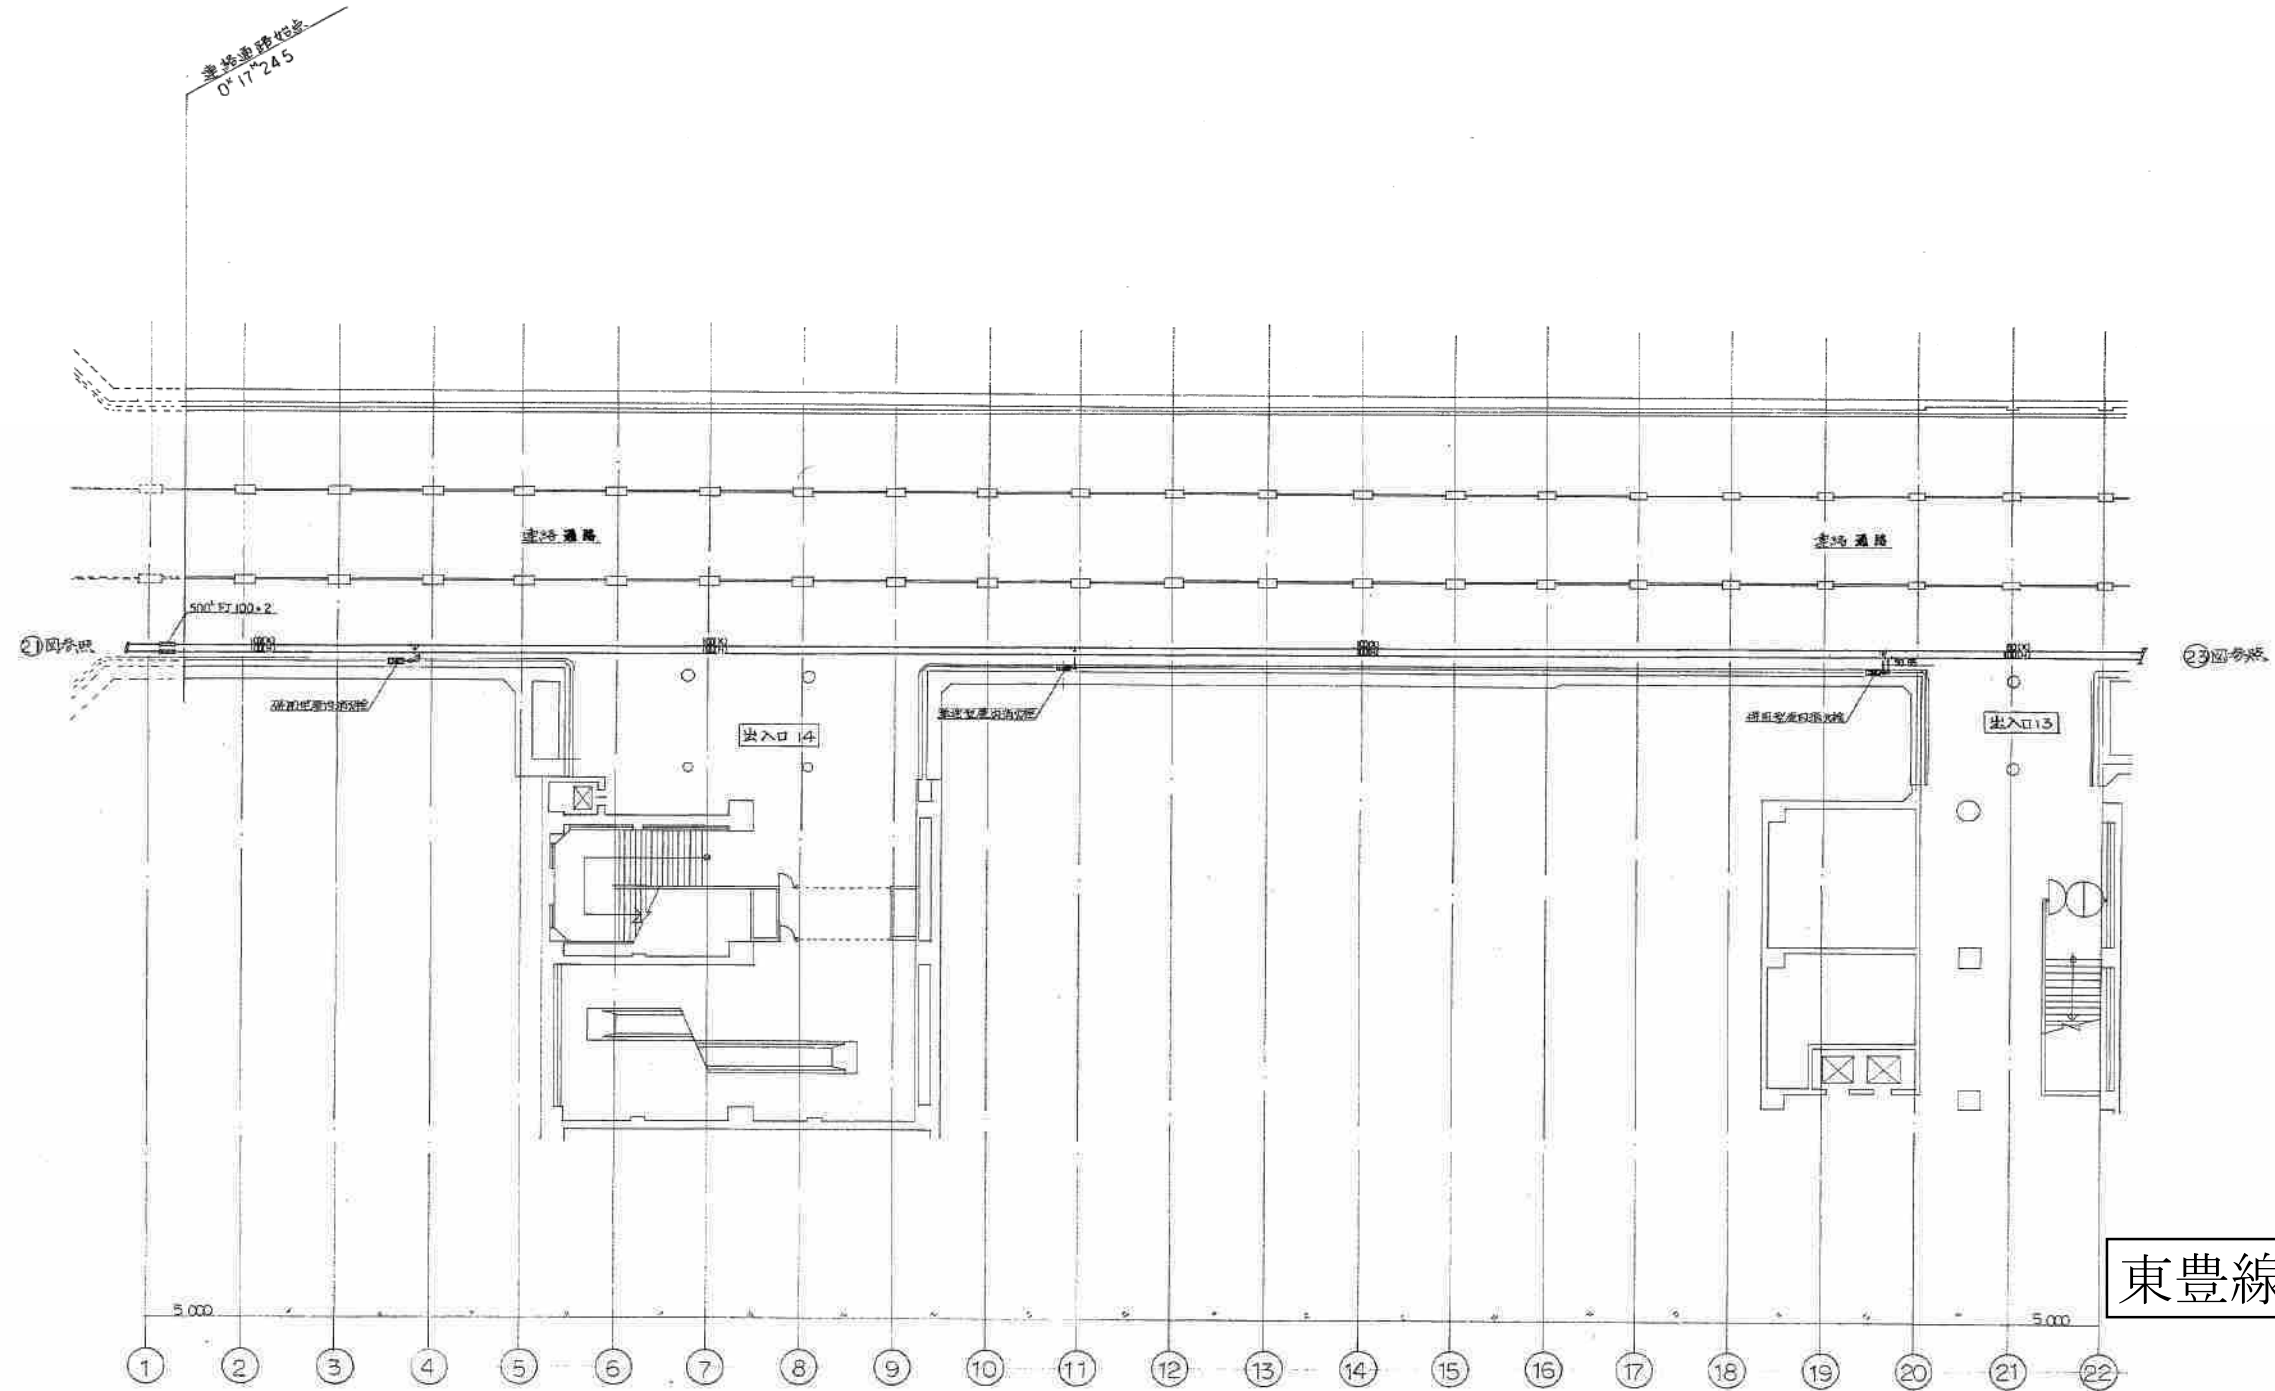

東豊線さっぽろ駅

連絡通路部消火平面図 S=1/200

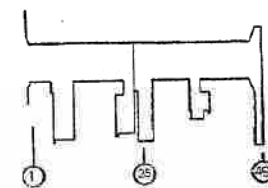


施工図参照番号	
北4 1.2.3.	
工事番号	59・3号設機 第 6号
工事名	東豊線さっぽろ駅 給排水衛生設備工事
図面名称	北4連絡通路部消火平面図(1)
図面番号	22 業中の
製図	昭和 63年 6月 8日 縮尺 1:200
主任技師	現場代理人 作 預 作 図 作 図
代 表 大信工業株式会社 741-0555 大信・西川共同企業体	



連絡通路部消火平面図 S-1/200


東豊線さっぽろ駅

施工図参照番号	
北4	4 5 6 7 12.
工事番号	59・3号設機第 6号
工事名	東豊線さっぽろ駅 給排水衛生設備工事
図面名称	連絡通路部消火平面図
図面番号	23 第中の
製図	昭和 63年 6月 日 縮尺 1:200
主任技術者	現場代理人 作 画 作 画 作 画
大信工務株式会社 741-0555 大信・西川共同企業体	

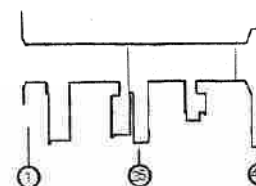


0 5 10 15 20



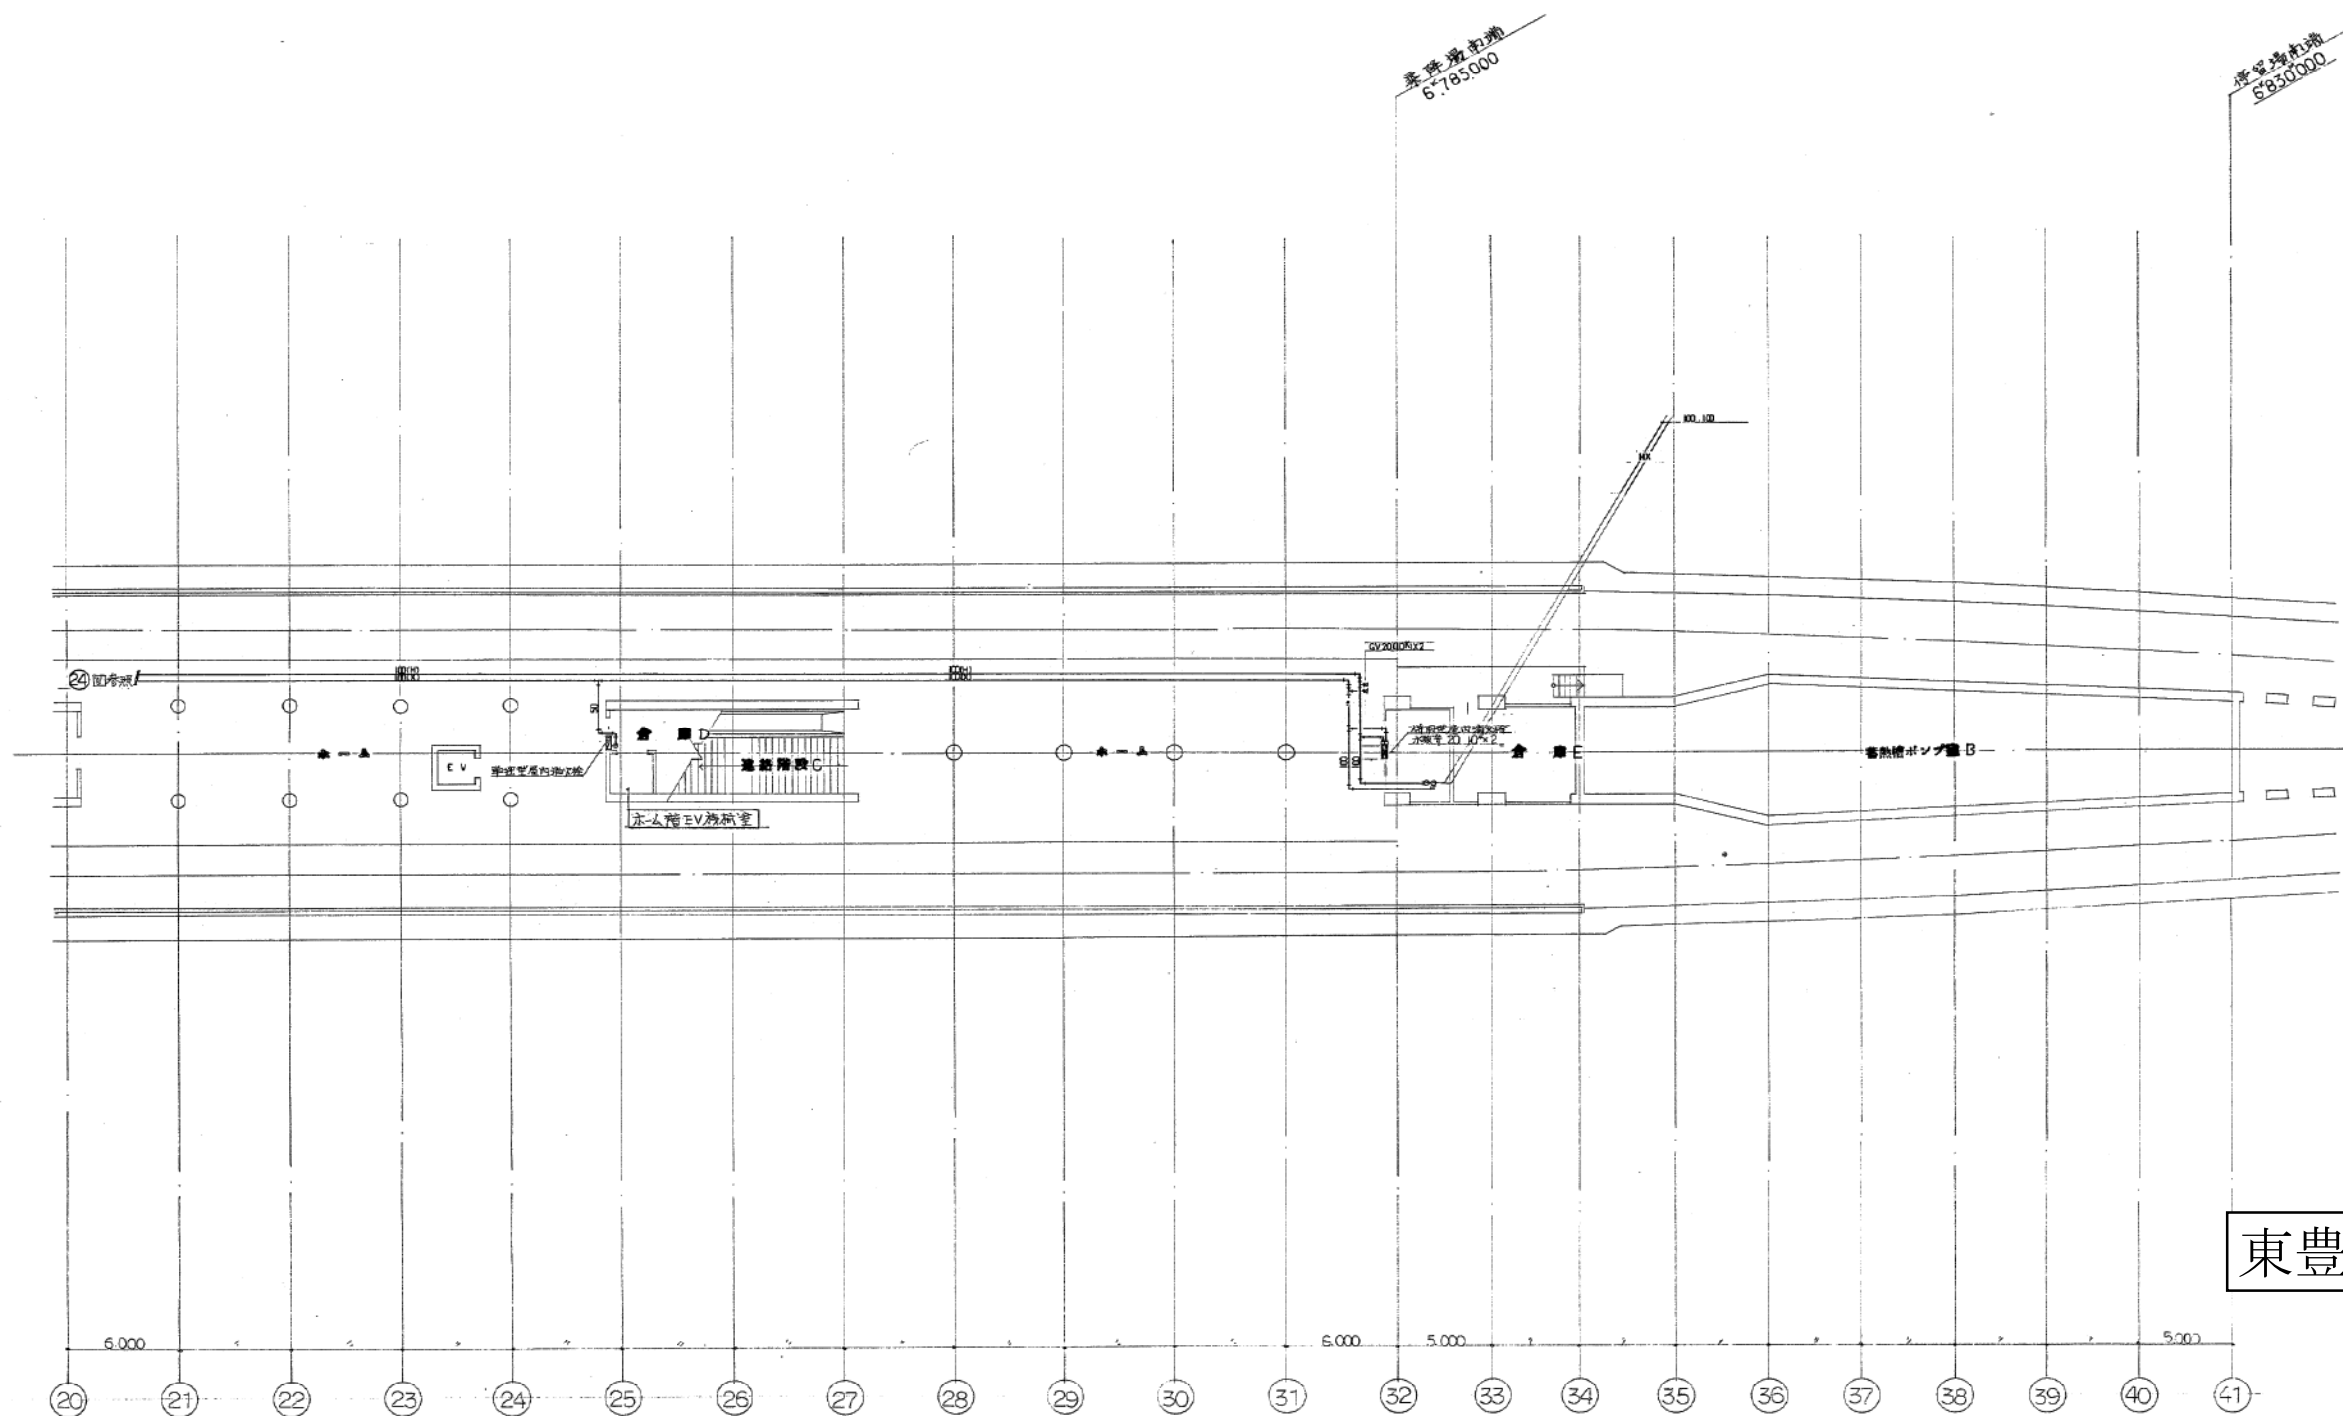


東豊線さっぽろ駅

 地下2階消火平面図 5-1/200




施工図参照番号	
H-345.6	
工事番号	59・3号設機第6号
工事名	東豊線さっぽろ駅 給排水衛生設備工事
図面名称	地下2階消火平面図(2)
図面番号	25
製図	昭和63年6月
縮尺	1:200
主任技師	現場代理人
作図	図中
大信・西川共同企業体	
741-0555	

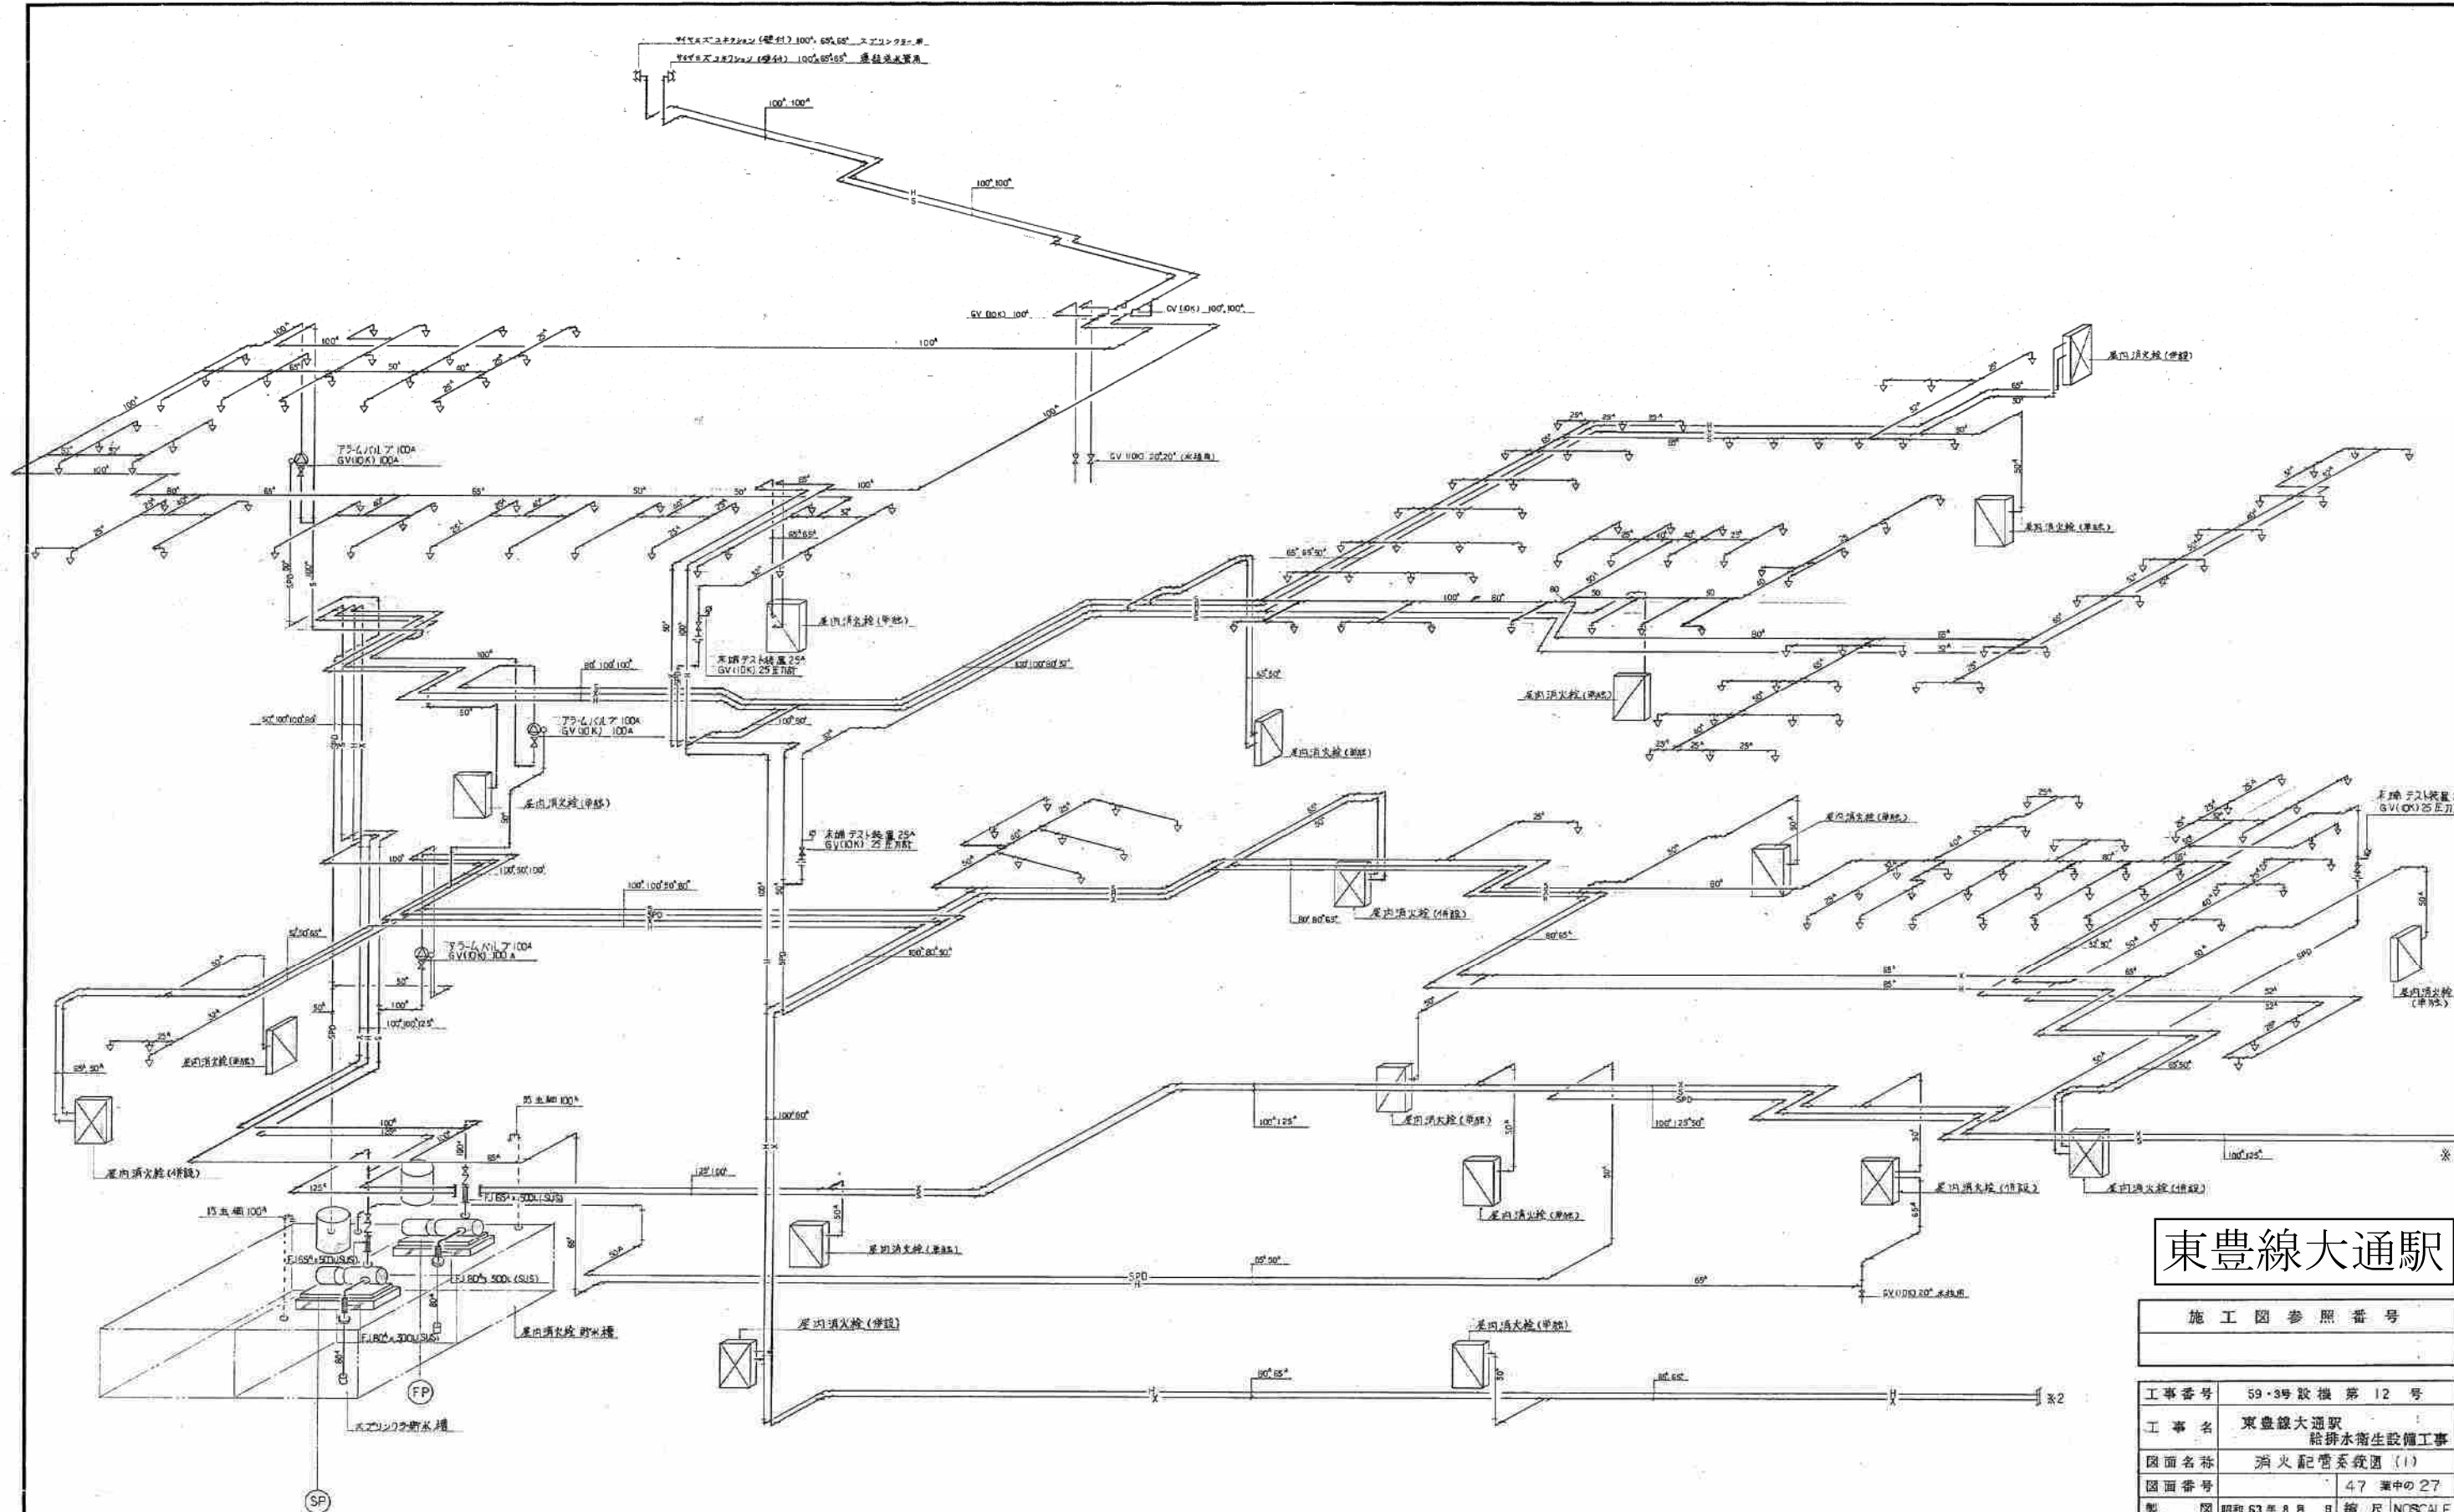


東豊線大通駅

施工図参照番号

工事番号	59・3号改修第12号
工事名	東豊線大通駅 給排水衛生設備工事
図面名称	消火配管系統図(1)
図面番号	47 葉中の27
製図	昭和63年8月日 縮尺 NOSCALE
主任技術者	現場代理人 作 園 作 園 作 園
村田建設・花松共同企業体	
代表者 村田建設工業株式会社	TEL 611-7141

 

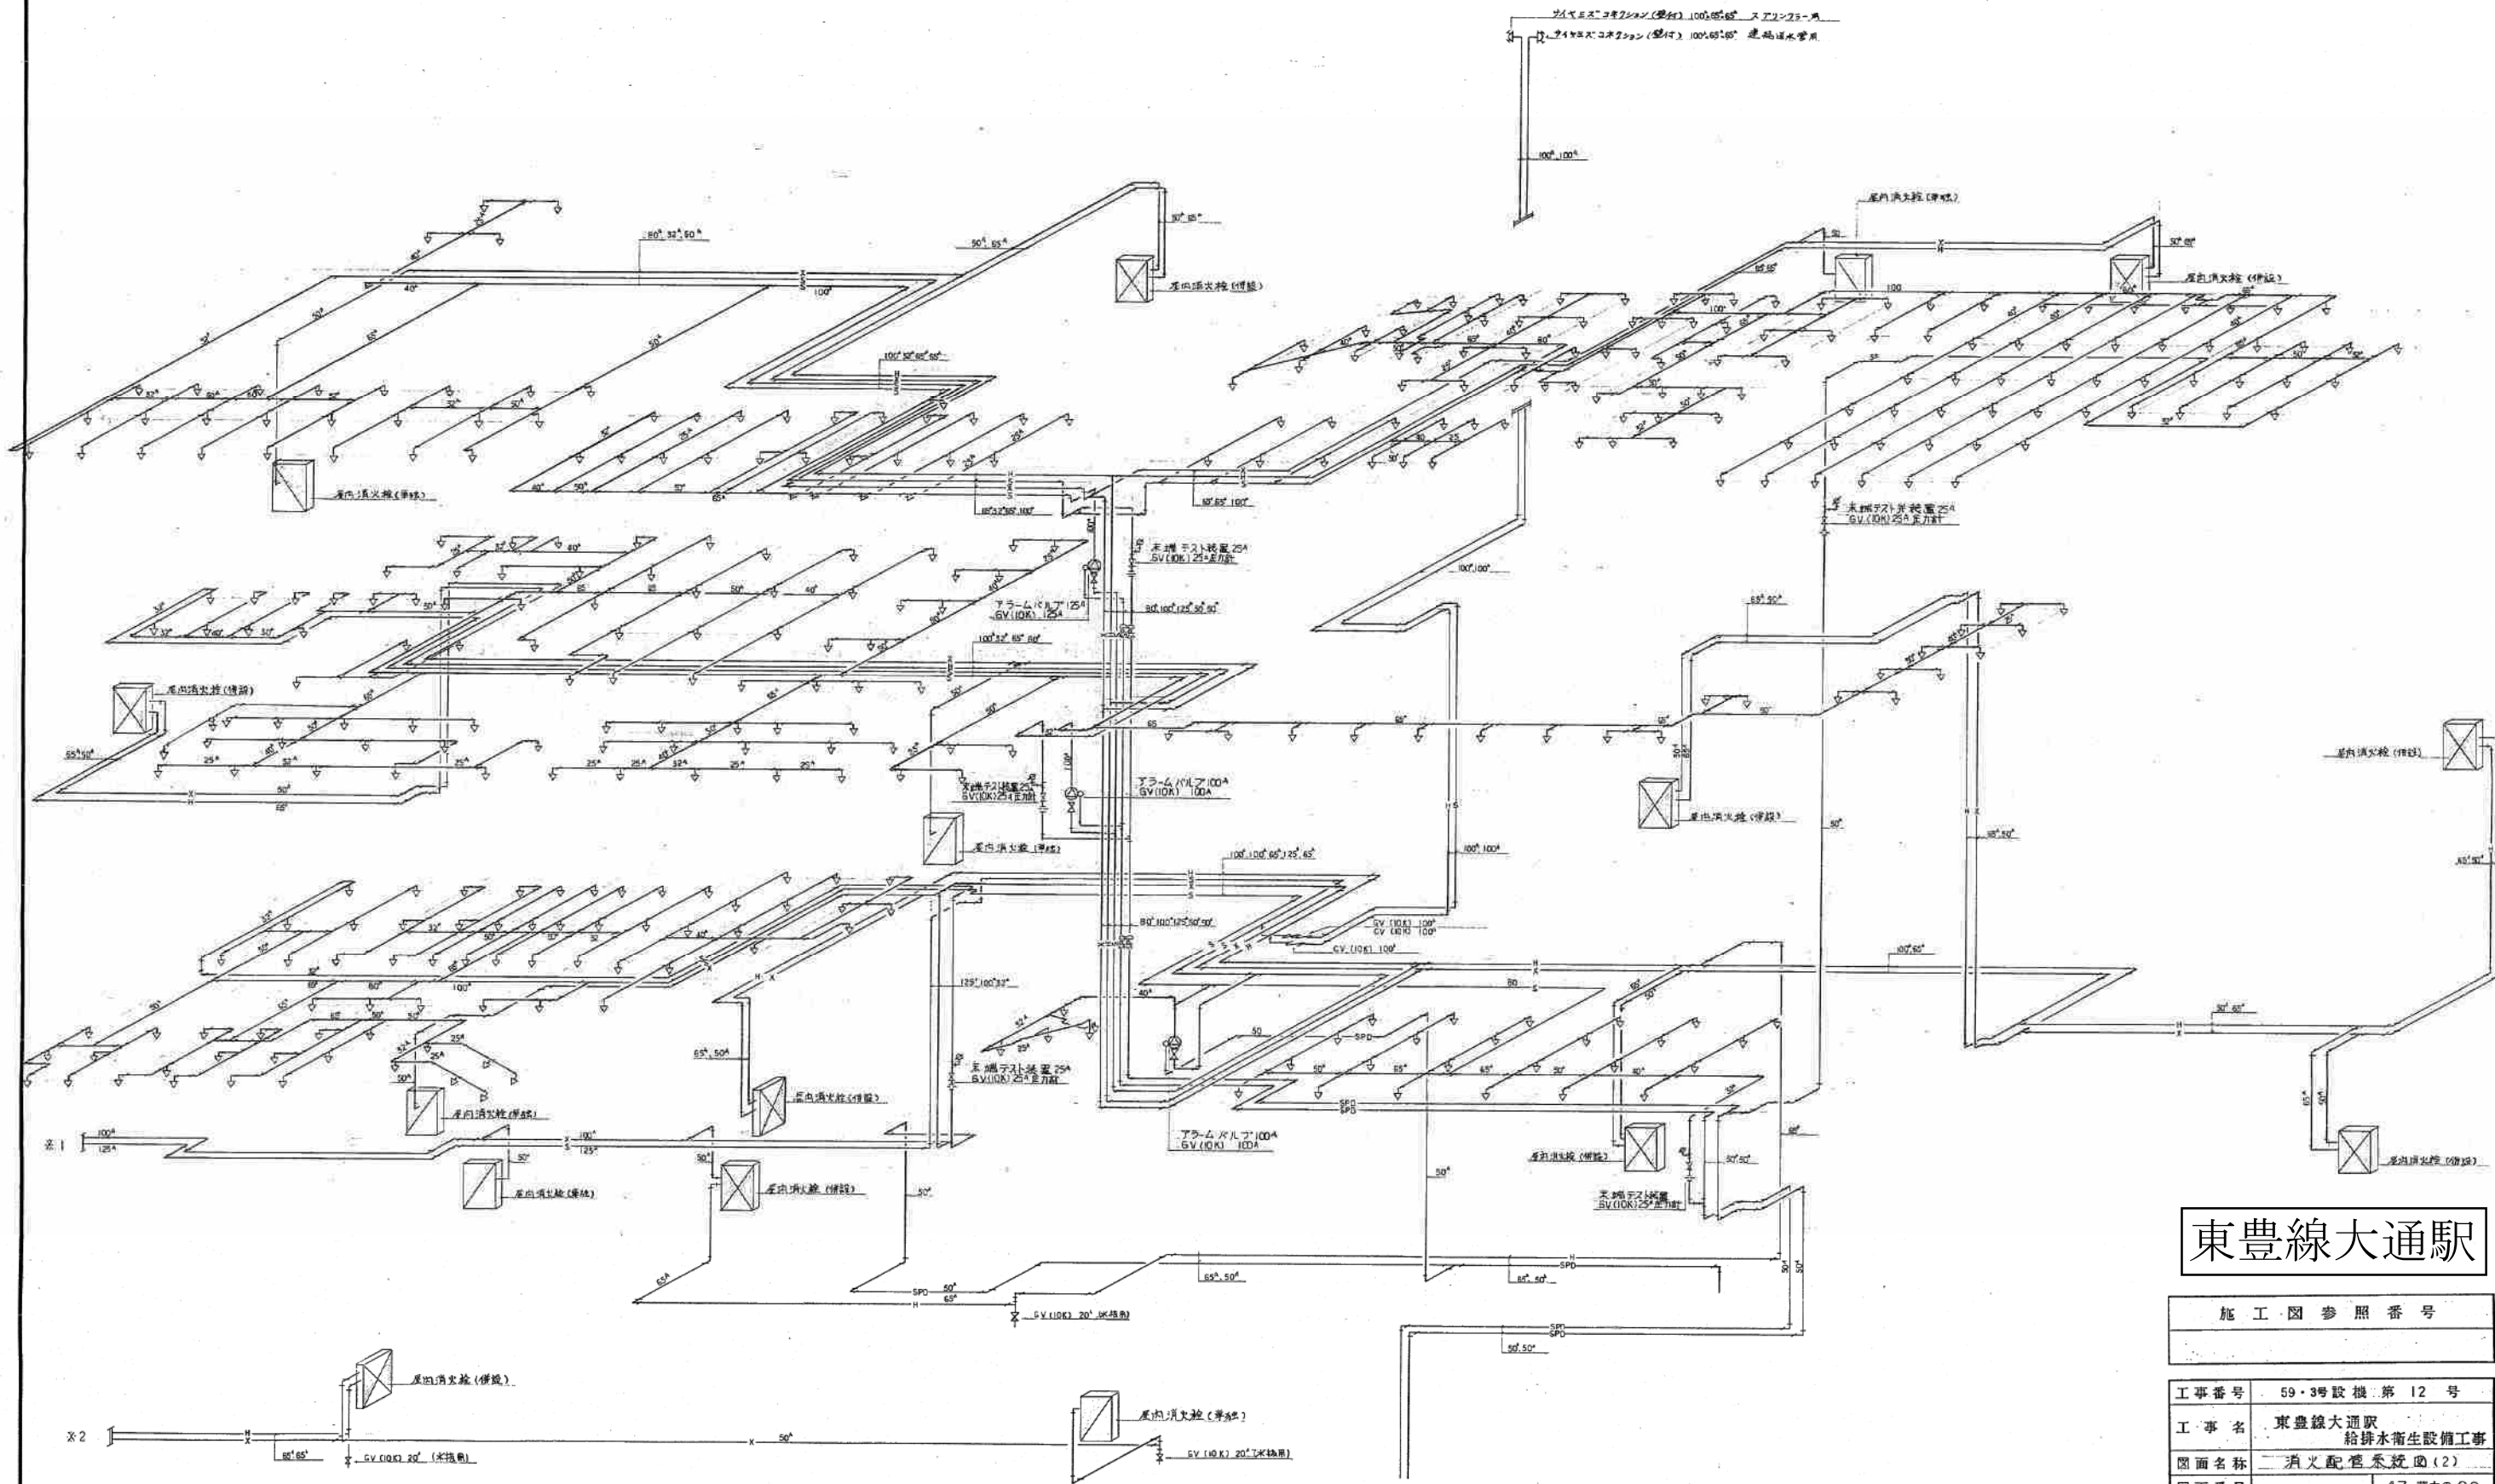

東豊線大通駅

施工・図参照番号

工事番号 59・3号設機第12号

工事名 東豊線大通駅
給排水衛生設備工事

図面名称 消火配管系統図(2)

 
図面番号 47 葉中の28


製図 昭和63年8月 縮尺 NOSCALE

主任技師 現場代理人 作 園 作 園 作 園

村田屋・花松共同企業体

代表者 村田屋工業株式会社 TEL 611-7141




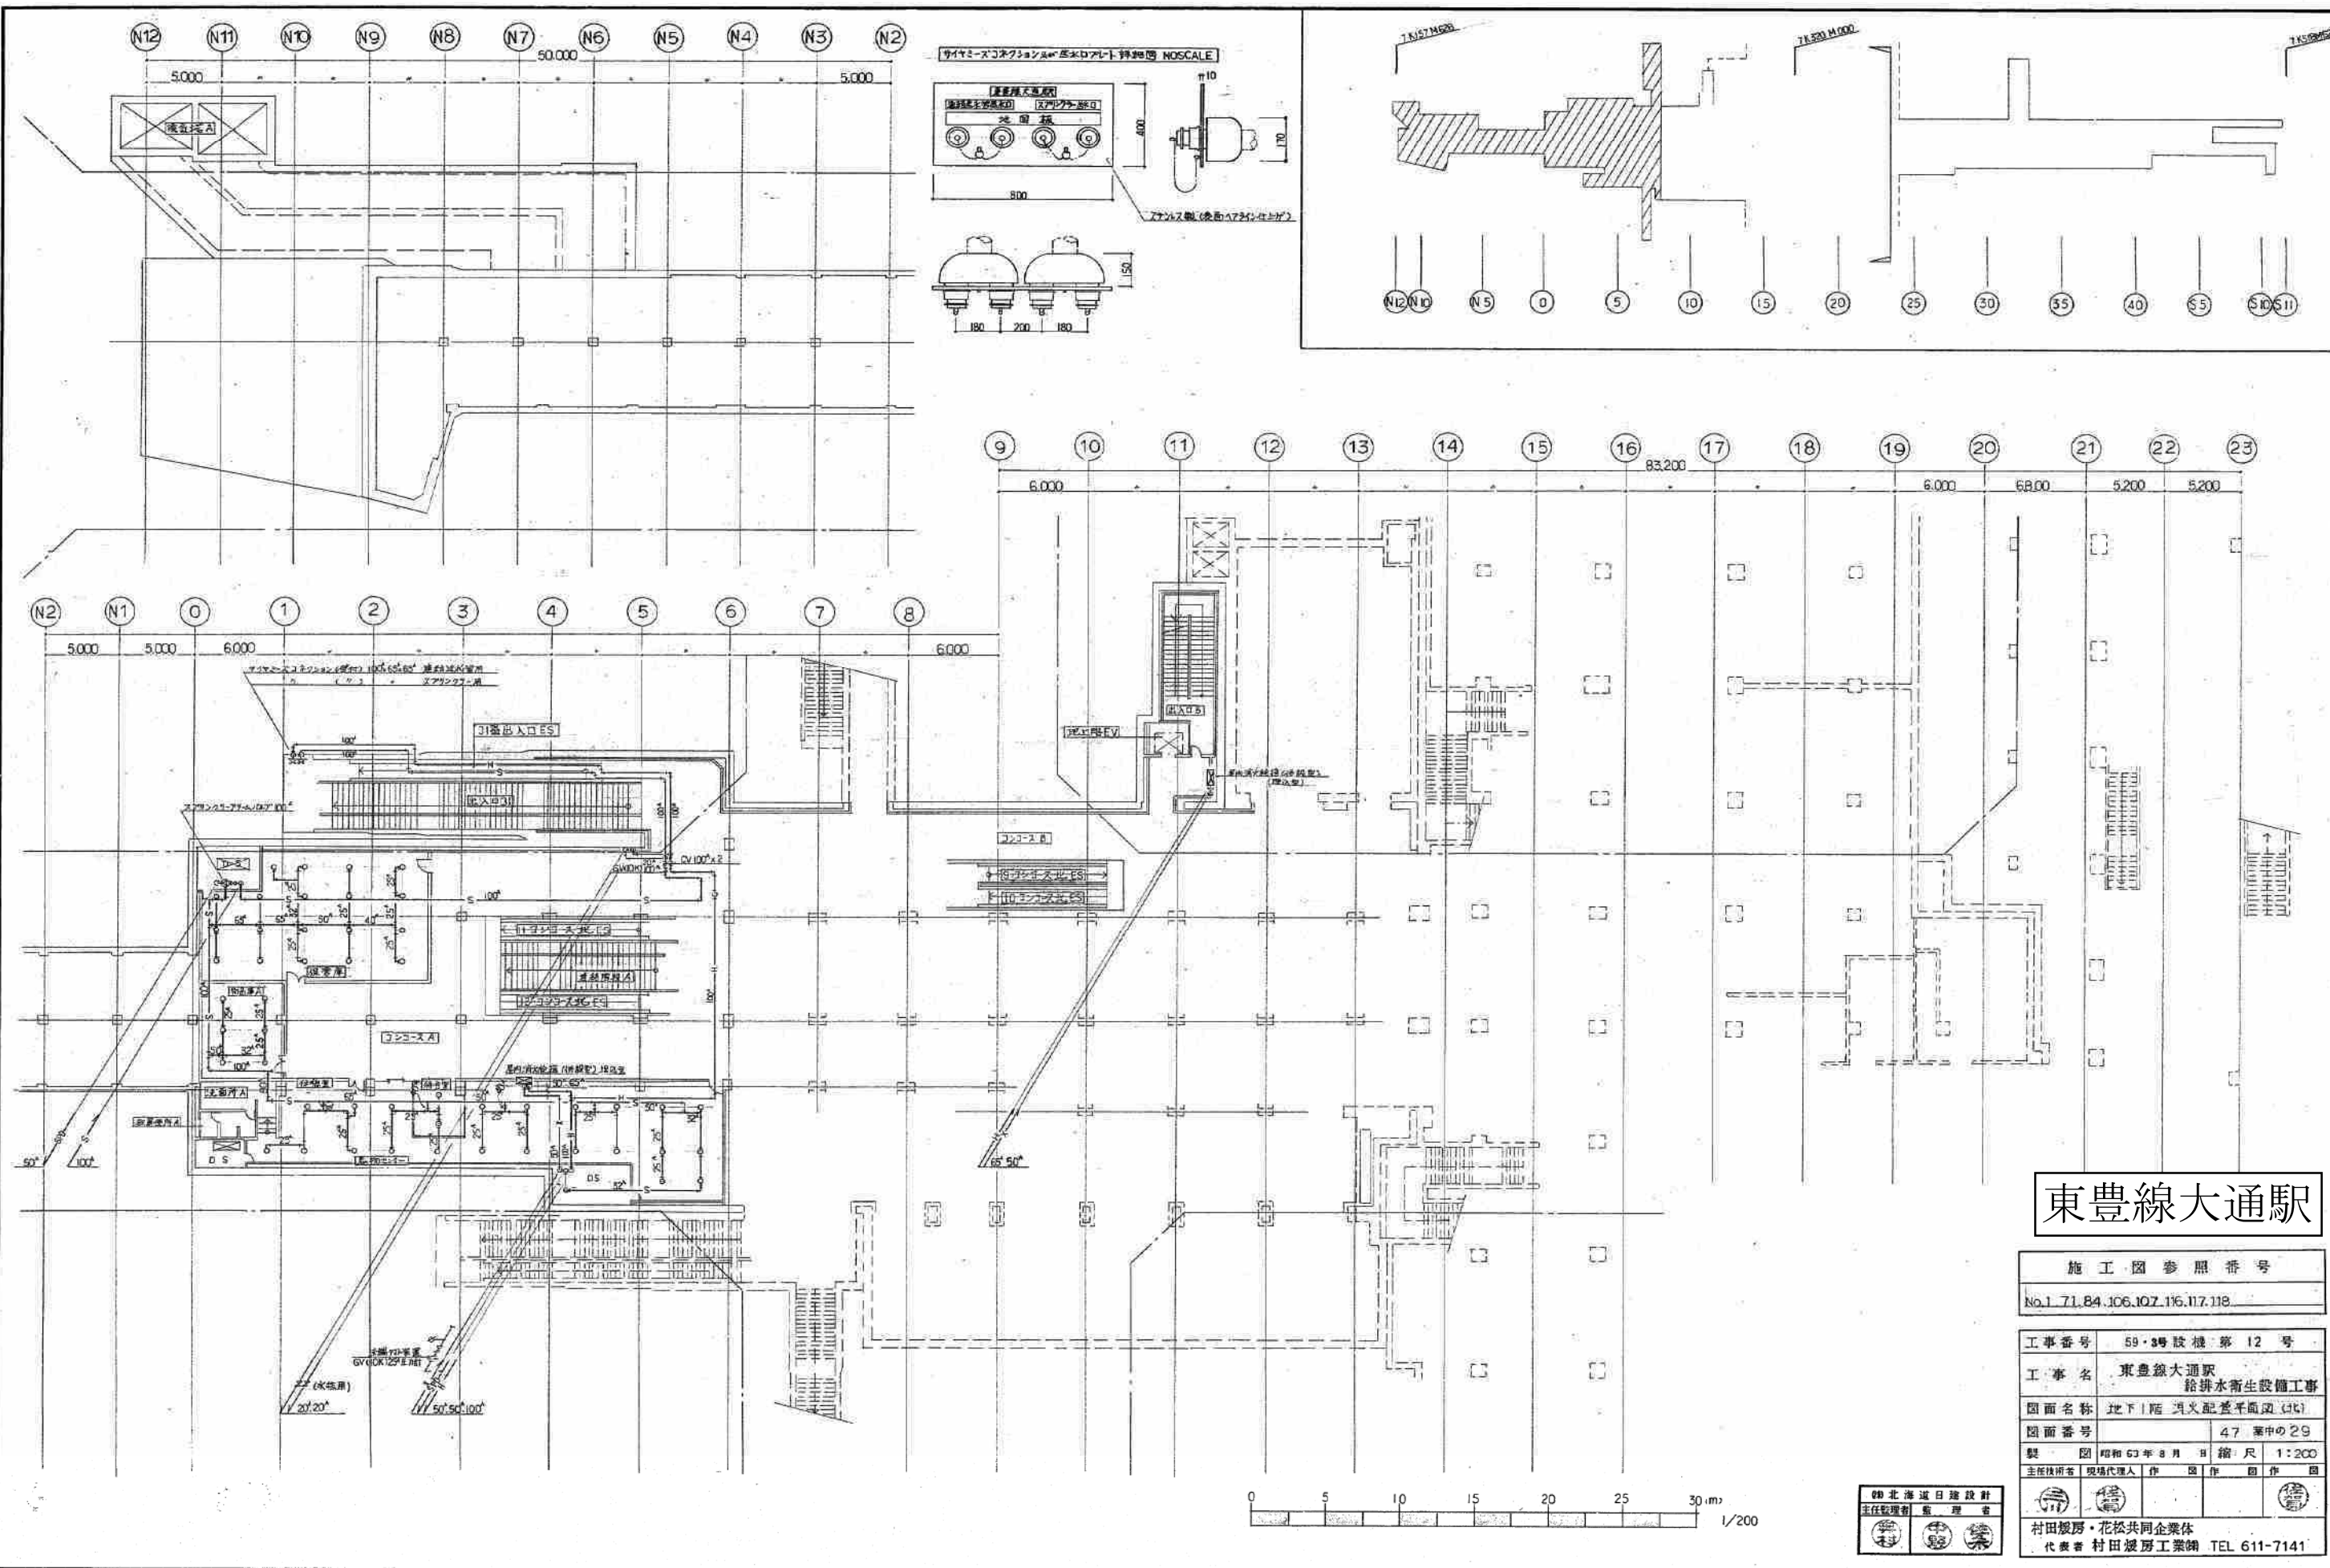



東豊線大通駅

施工図参照番号	
No.1.71.84.106.107.116.117.118	
工事番号	59・8号設機第12号
工事名	東豊線大通駅 給排水衛生設備工事
図面名称	地下1階 汎用配管平面図 (47)
図面番号	47 案中の29
製図	昭和63年8月 縮尺 1:200
主務課長	現場代理人 作 園 作 園 作 園
村田俊房・花松共同企業体 代表者 村田俊房 工業部 TEL 611-7141	

単式型屋内消火栓放水用型屋内消火栓（理込型）詳細図 NOSCALE



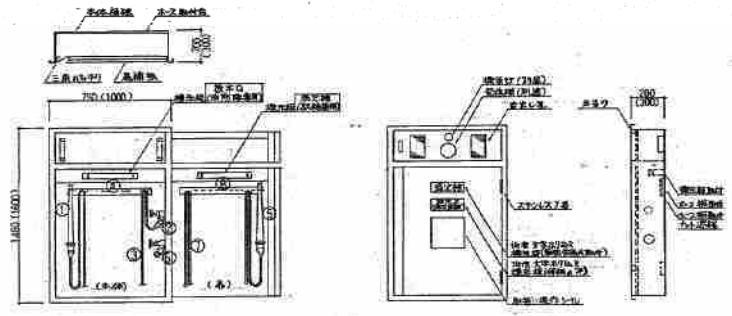


- | | | |
|-----|------------------------|----------|
| (1) | 単式型屋内消火栓放水用型屋内消火栓（理込型） | 55号機 CP付 |
| (2) | 単式型屋内消火栓放水用型屋内消火栓（理込型） | 55号機 CP付 |
| (3) | ホース | 55号機 CP付 |
| (4) | ホースラック | 55号機 CP付 |
| (5) | 単式型屋内消火栓放水用型屋内消火栓（理込型） | 55号機 CP付 |
| (6) | 単式型屋内消火栓放水用型屋内消火栓（理込型） | 55号機 CP付 |
| (7) | ホース | 55号機 CP付 |
| (8) | ホースラック | 55号機 CP付 |
- 注：（ ）内は寸法は別添の図面を参照してください。

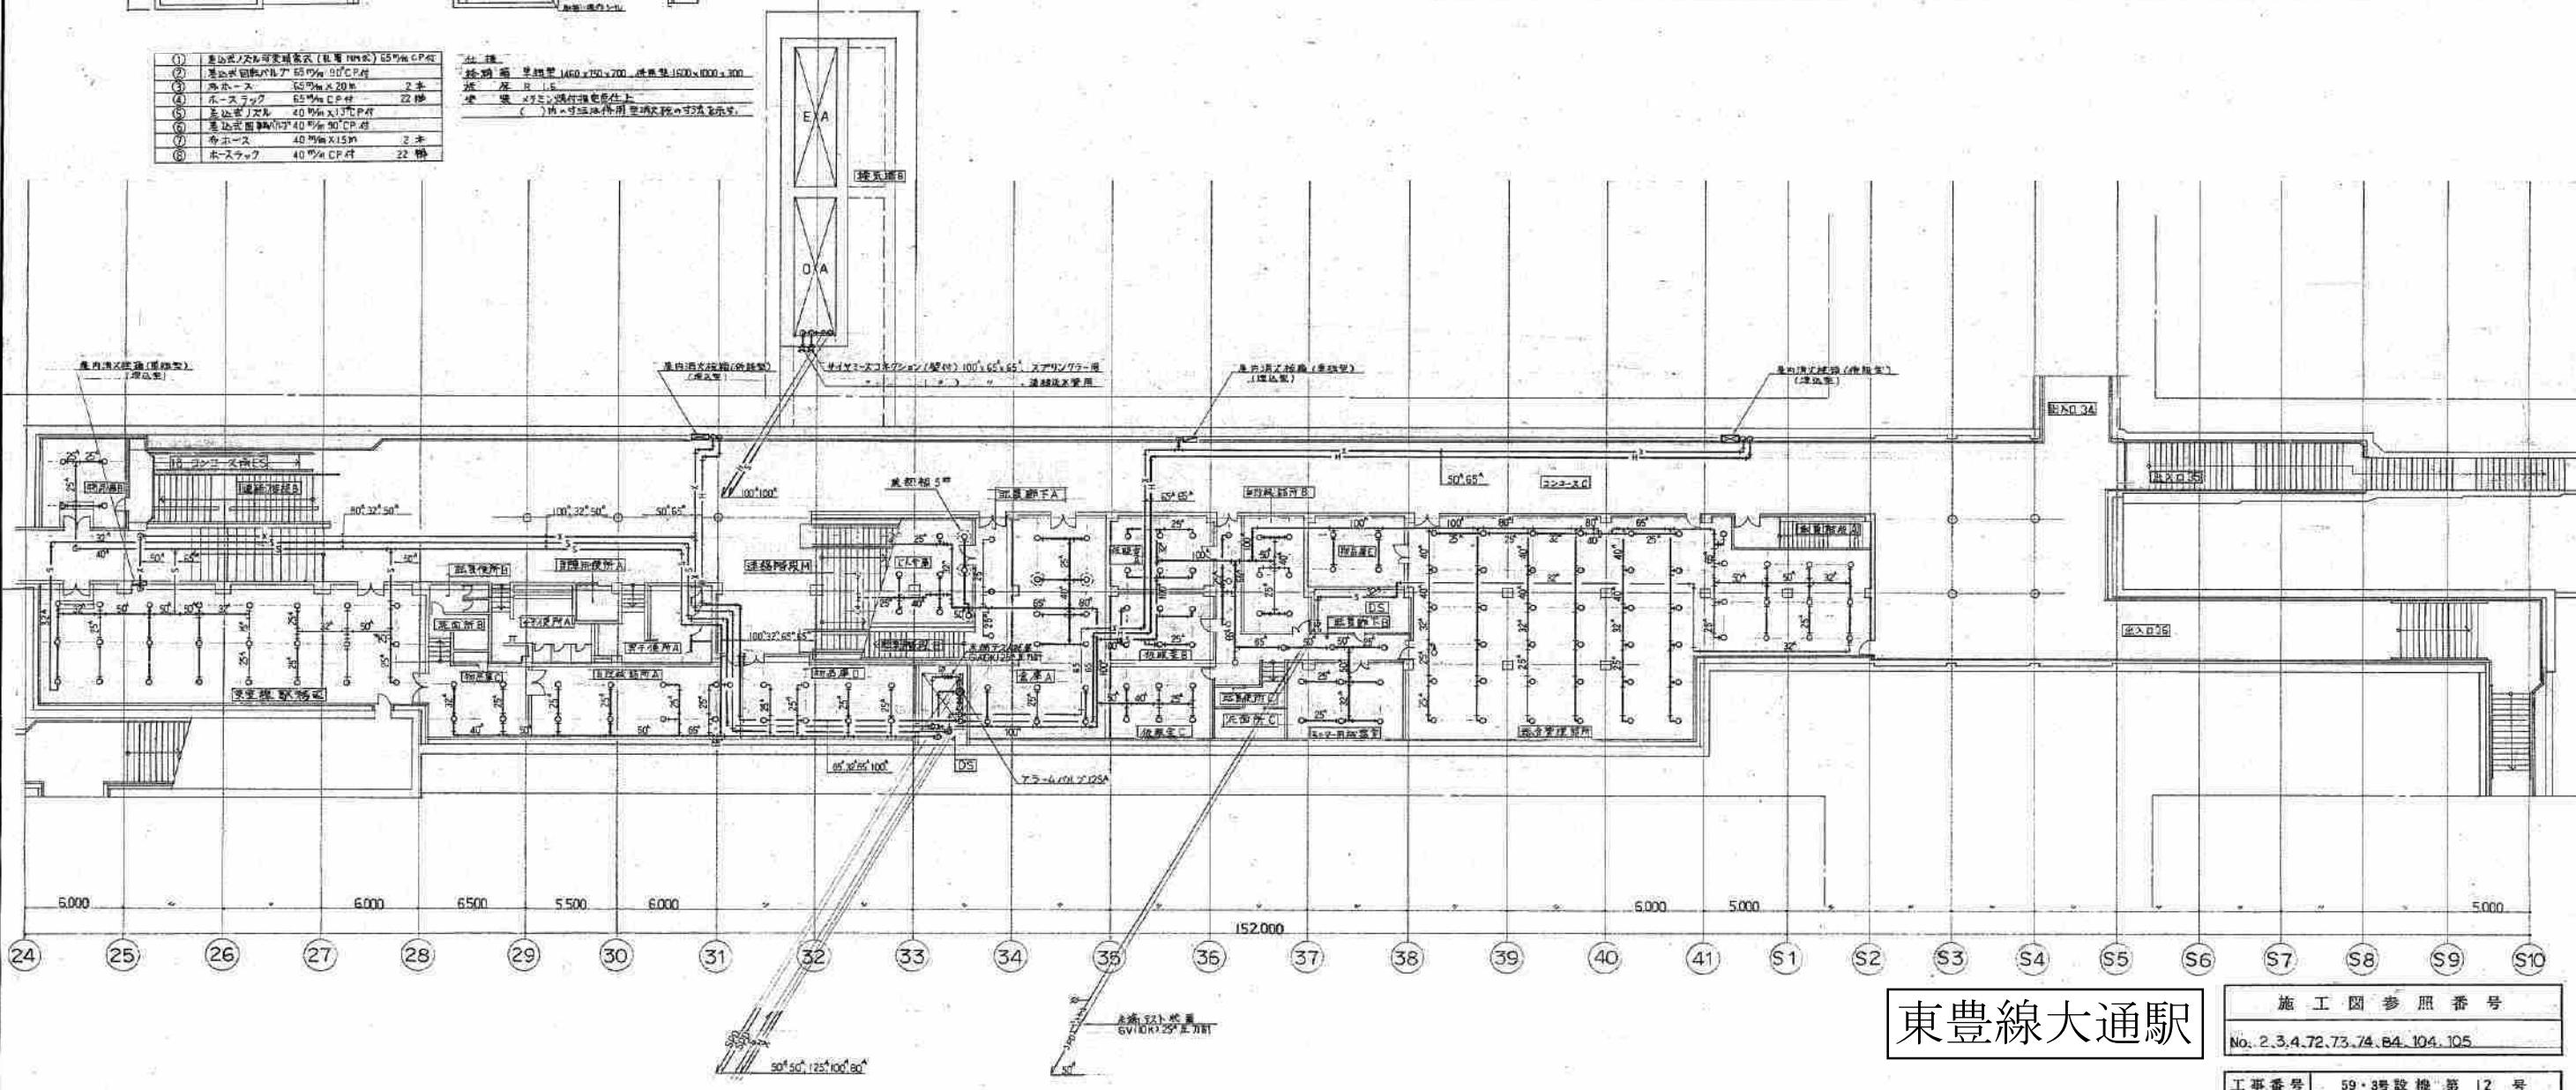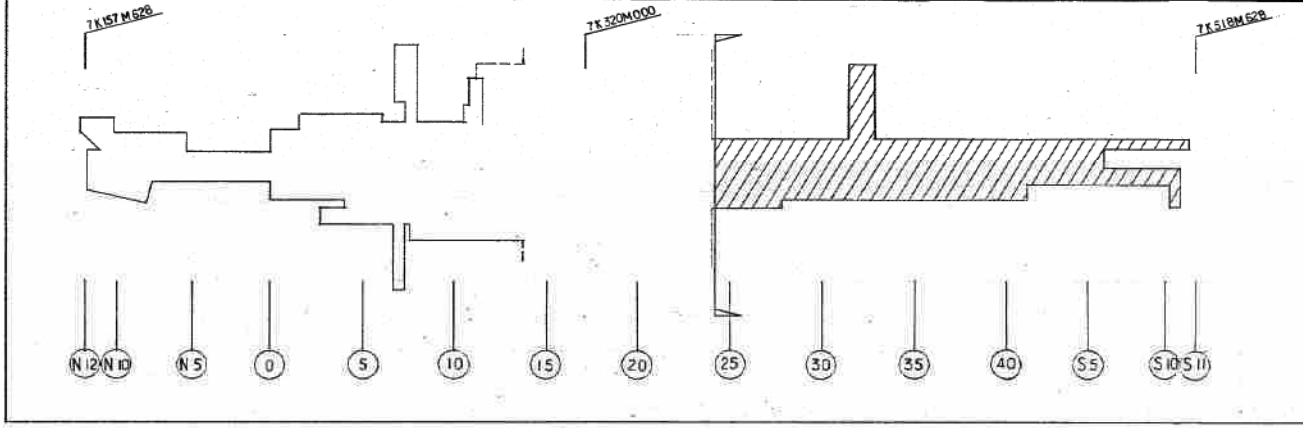


東豊線大通駅




施工図参照番号	
No. 2, 3, 4, 72, 73, 74, 84, 104, 105	
工事番号	59・3号設機 第12号
工事名	東豊線大通駅 給排水衛生設備工事
図面名称	地下1階 消火配管平面図(南)
図面番号	47 案中の30
製図	昭和63年8月 日 縮尺 1:200
主任技師	現場代理人 作 園 作 園 作 園
村田建設・花松共同企業体 代表者 村田建設工業株式会社 TEL 611-7141	

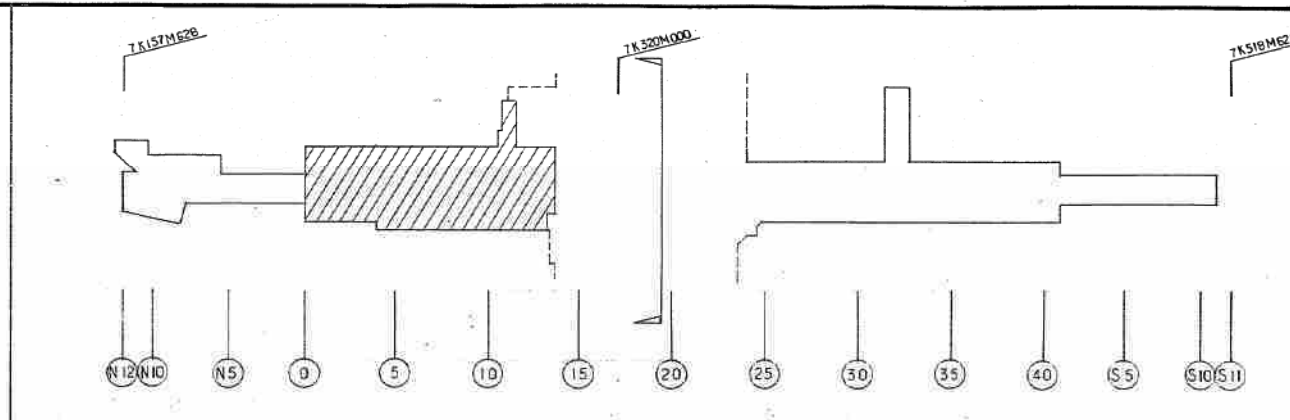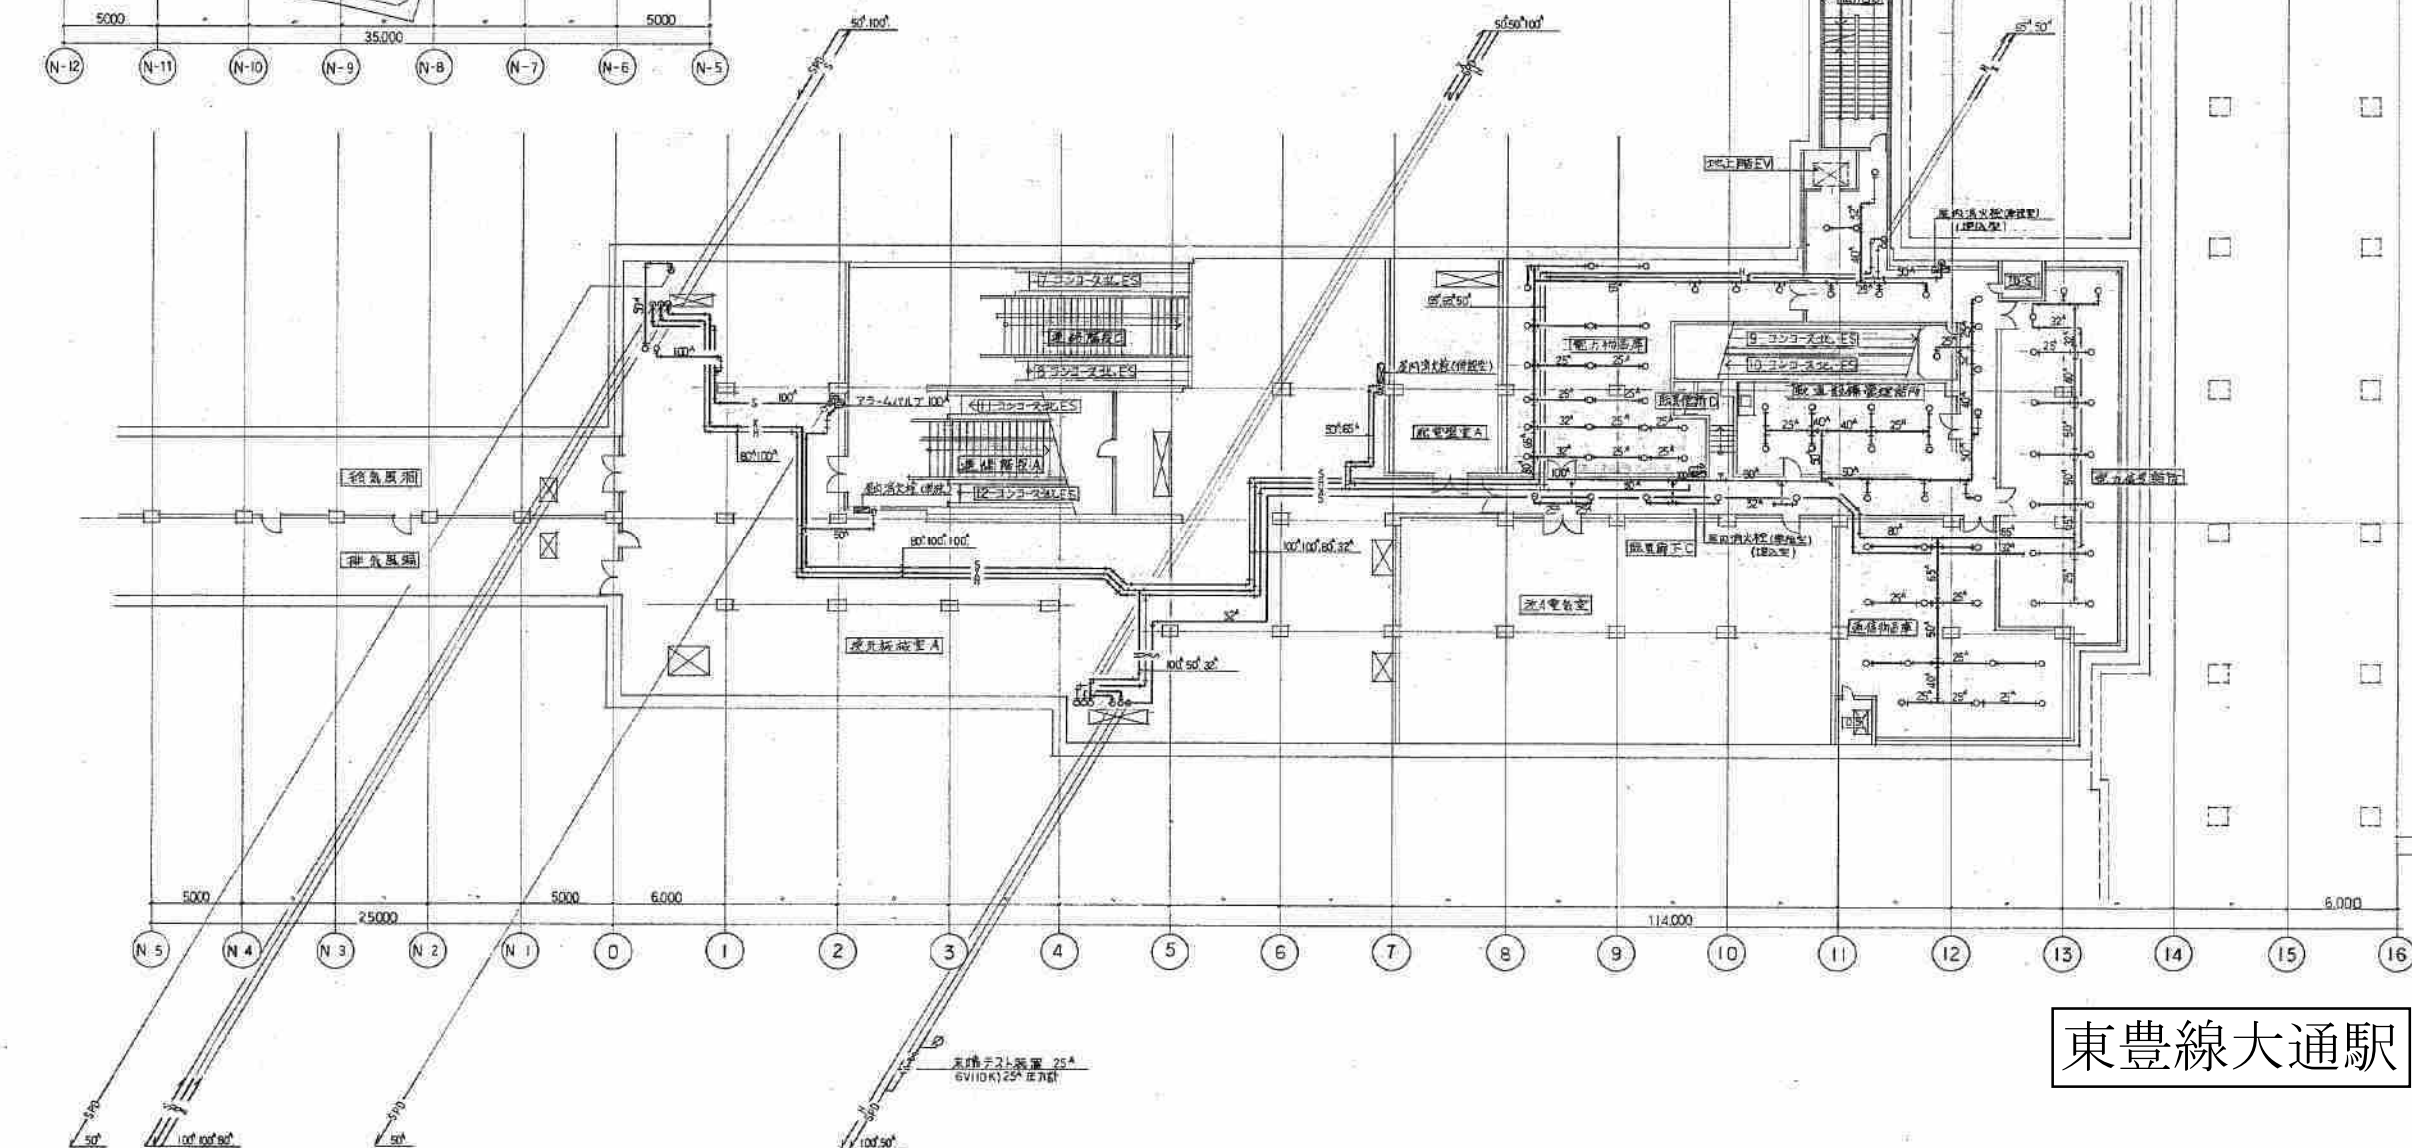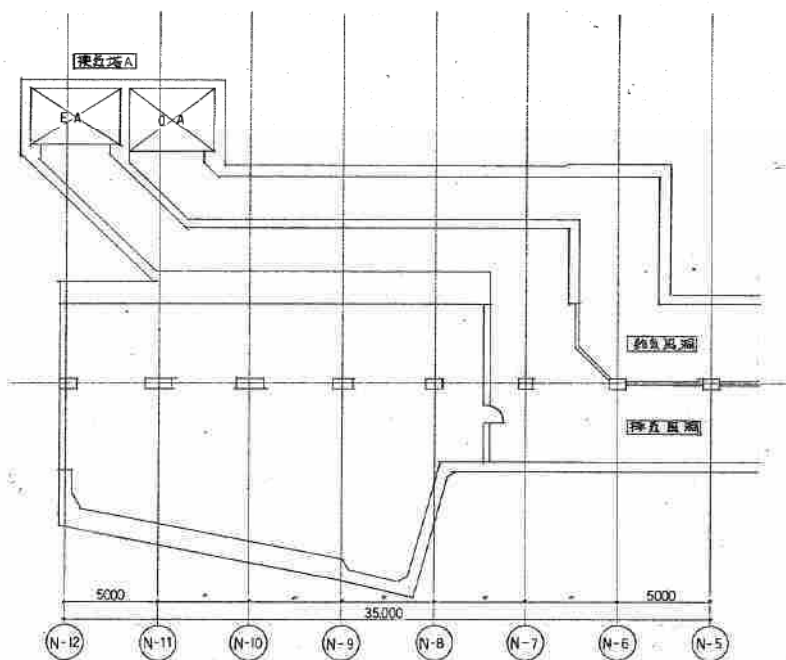

東豊線大通駅

 

施工図参照番号	
No.6.7.75.85.116.117.118	
工事番号	59・3号設機第12号
工事名	東豊線大通駅 給排水衛生設備工事
図面名称	地下2階消火配管平面図(北)
図面番号	47 頁中の31
製図	昭和63年8月日 縮尺 1:200
主務技術者	現場代理人 作 園 作 園 作 園
村田建設・花松共同企業体 代表者 村田 俊 工業 職 TEL 611-7141	

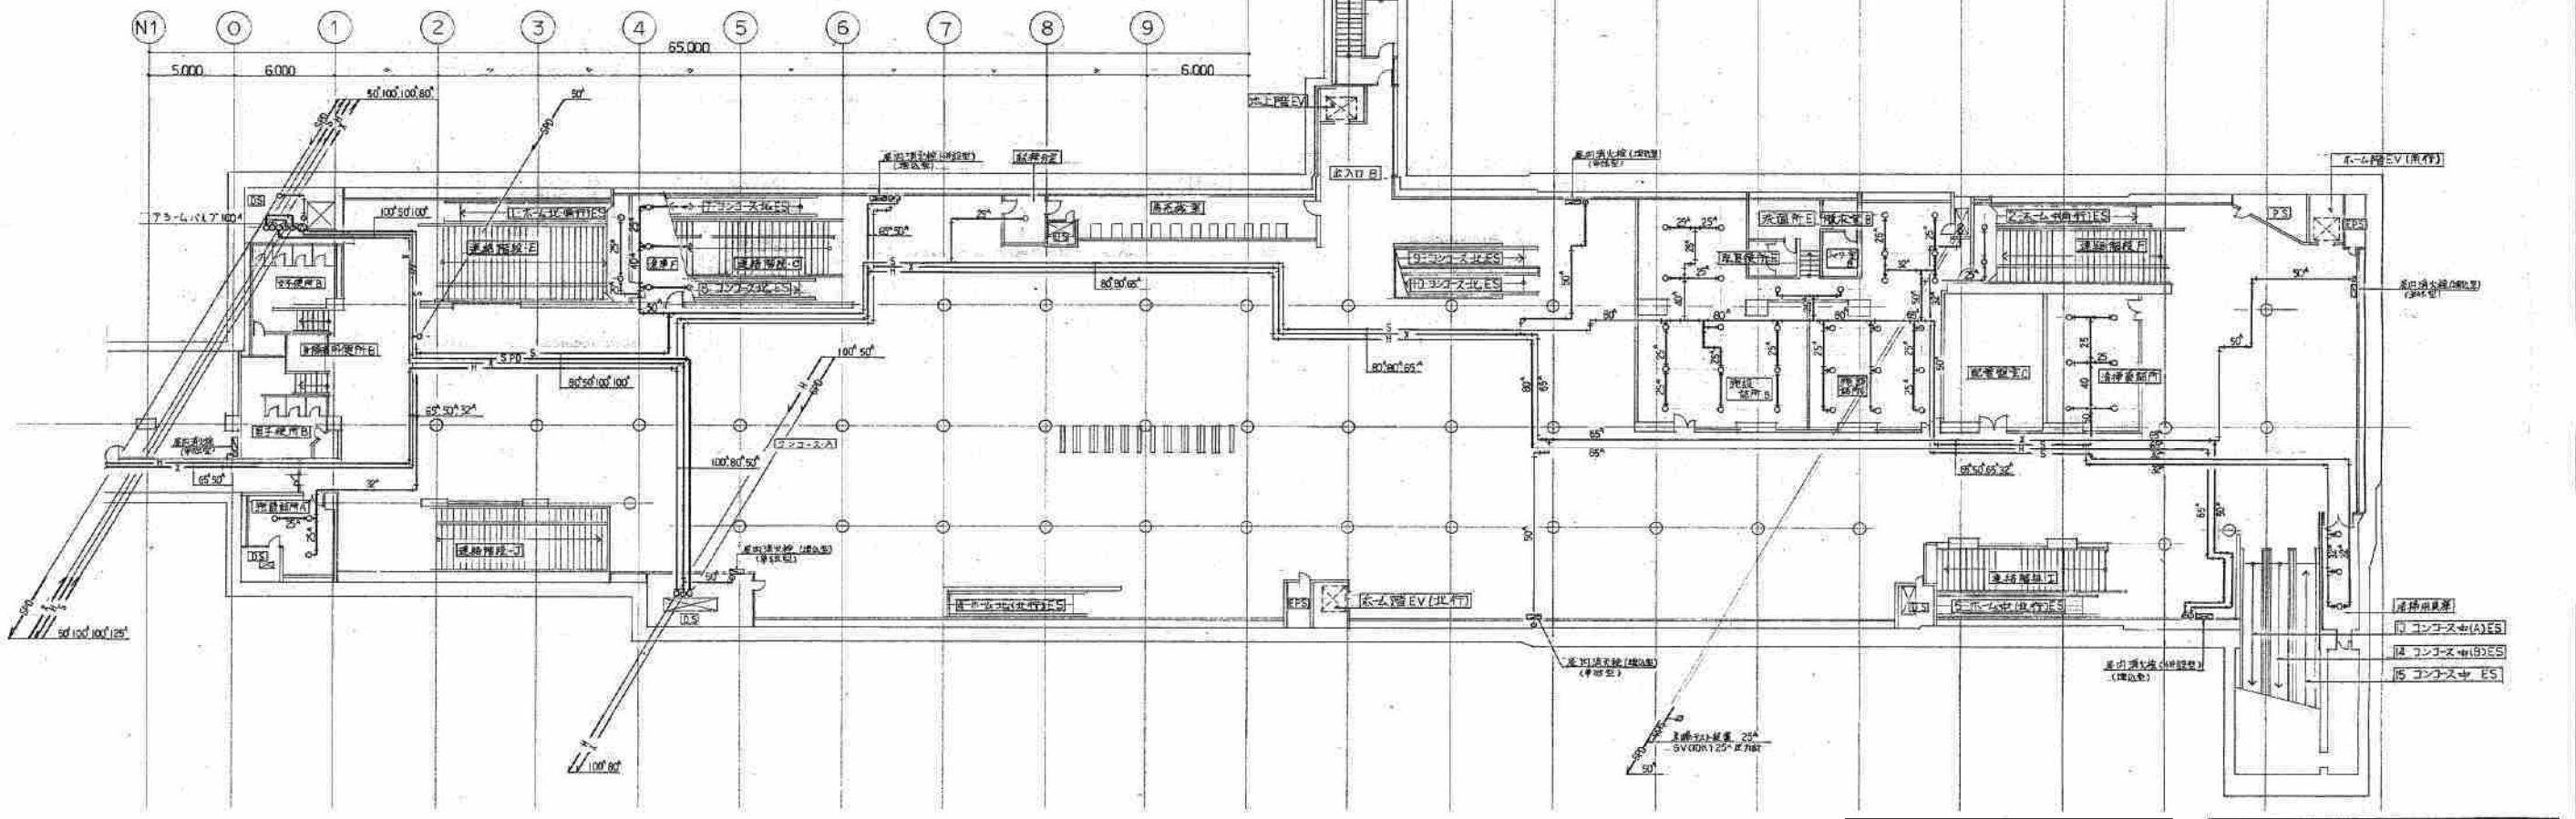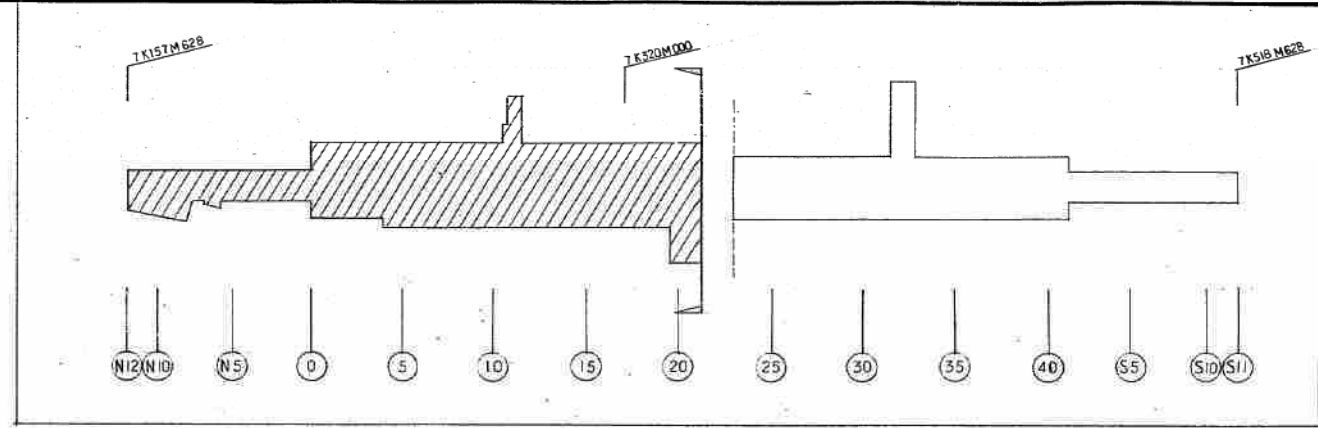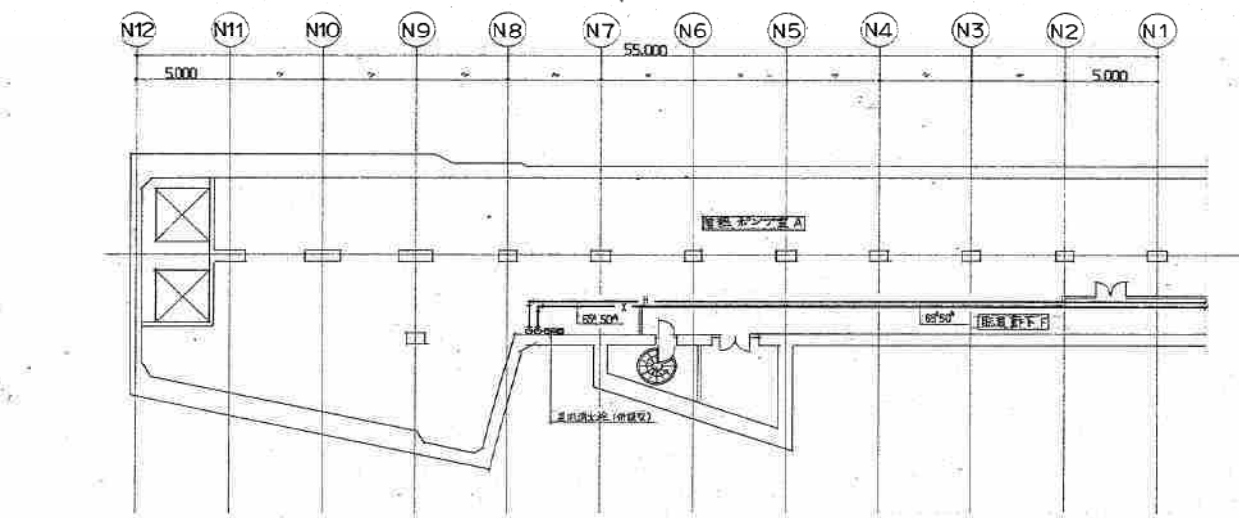




東豊線大通駅

施工図参照番号
No. 14.15.16.17.29.30.36.115.117.118

工事番号	59・3号設備第12号
工事名	東豊線大通駅 給排水衛生設備工事
図面名称	地下3階消火設備平面図(北)
図面番号	47 案中の33
製図	昭和63年8月 縮尺 1:200
主任技術者	現場代理人 作 園 作 園 作 園
村田建設・花松共同企業体	
代表者 村田建設工業 代表者 村田建設工業	TEL 611-7141




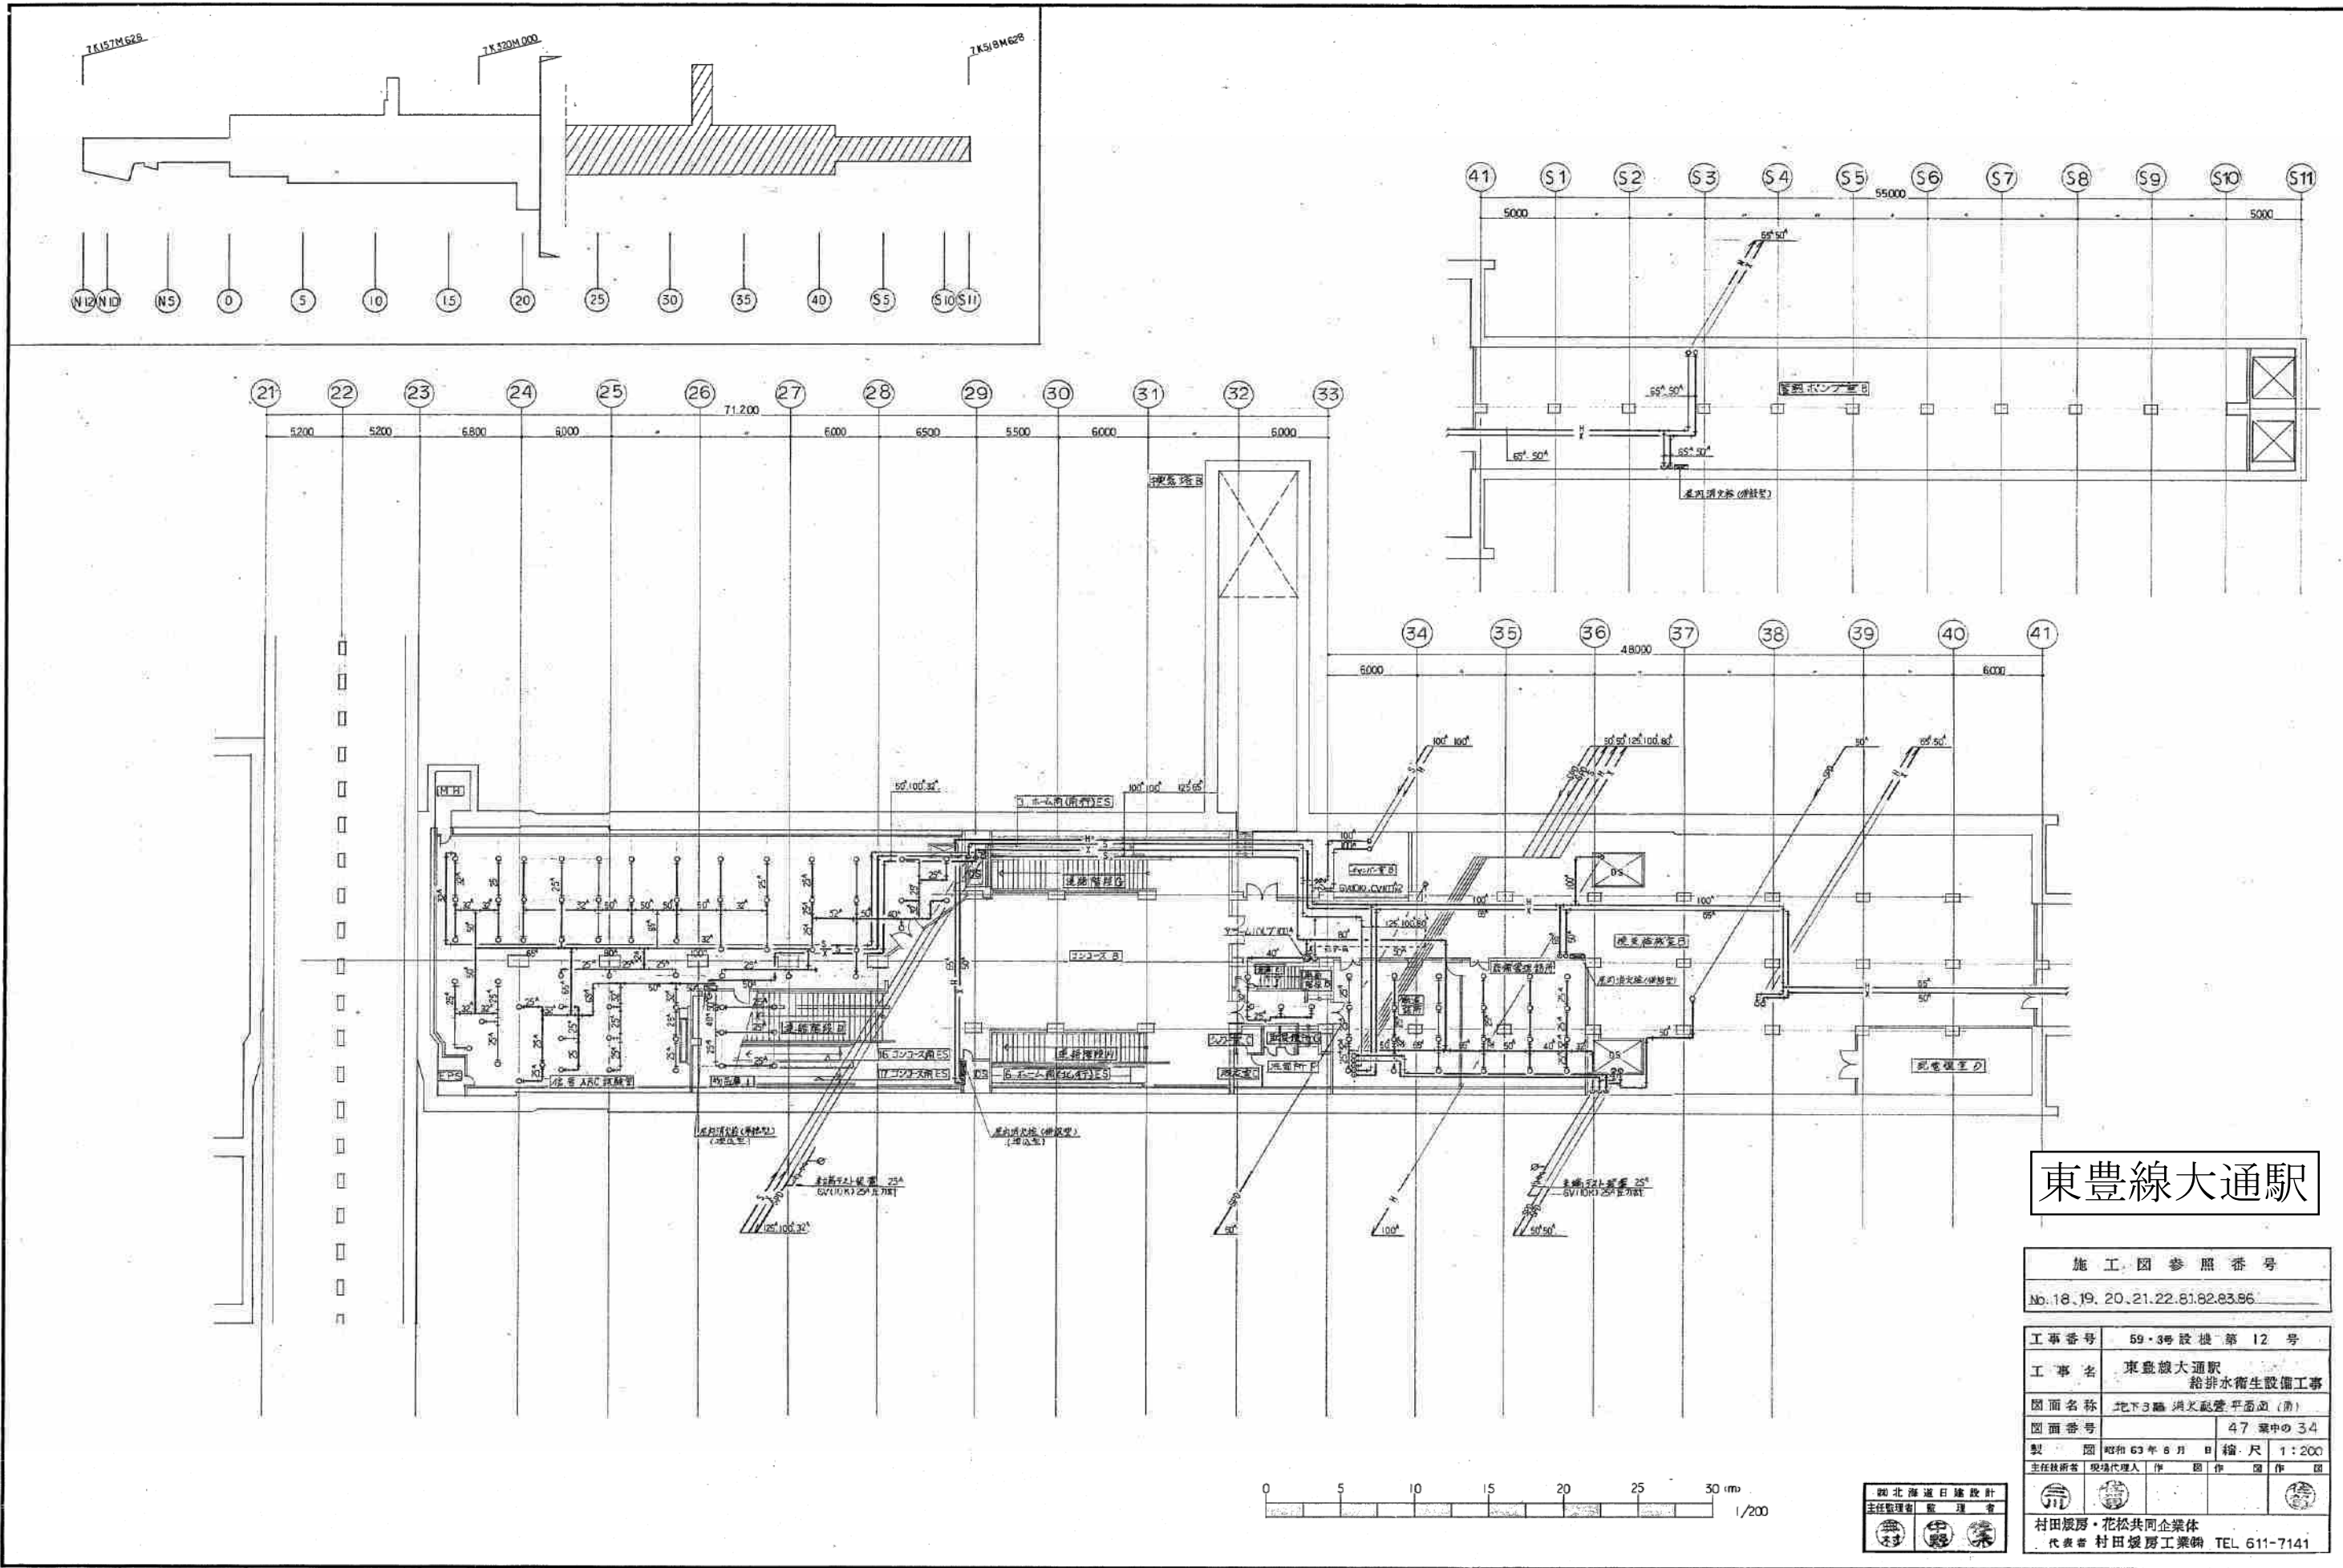

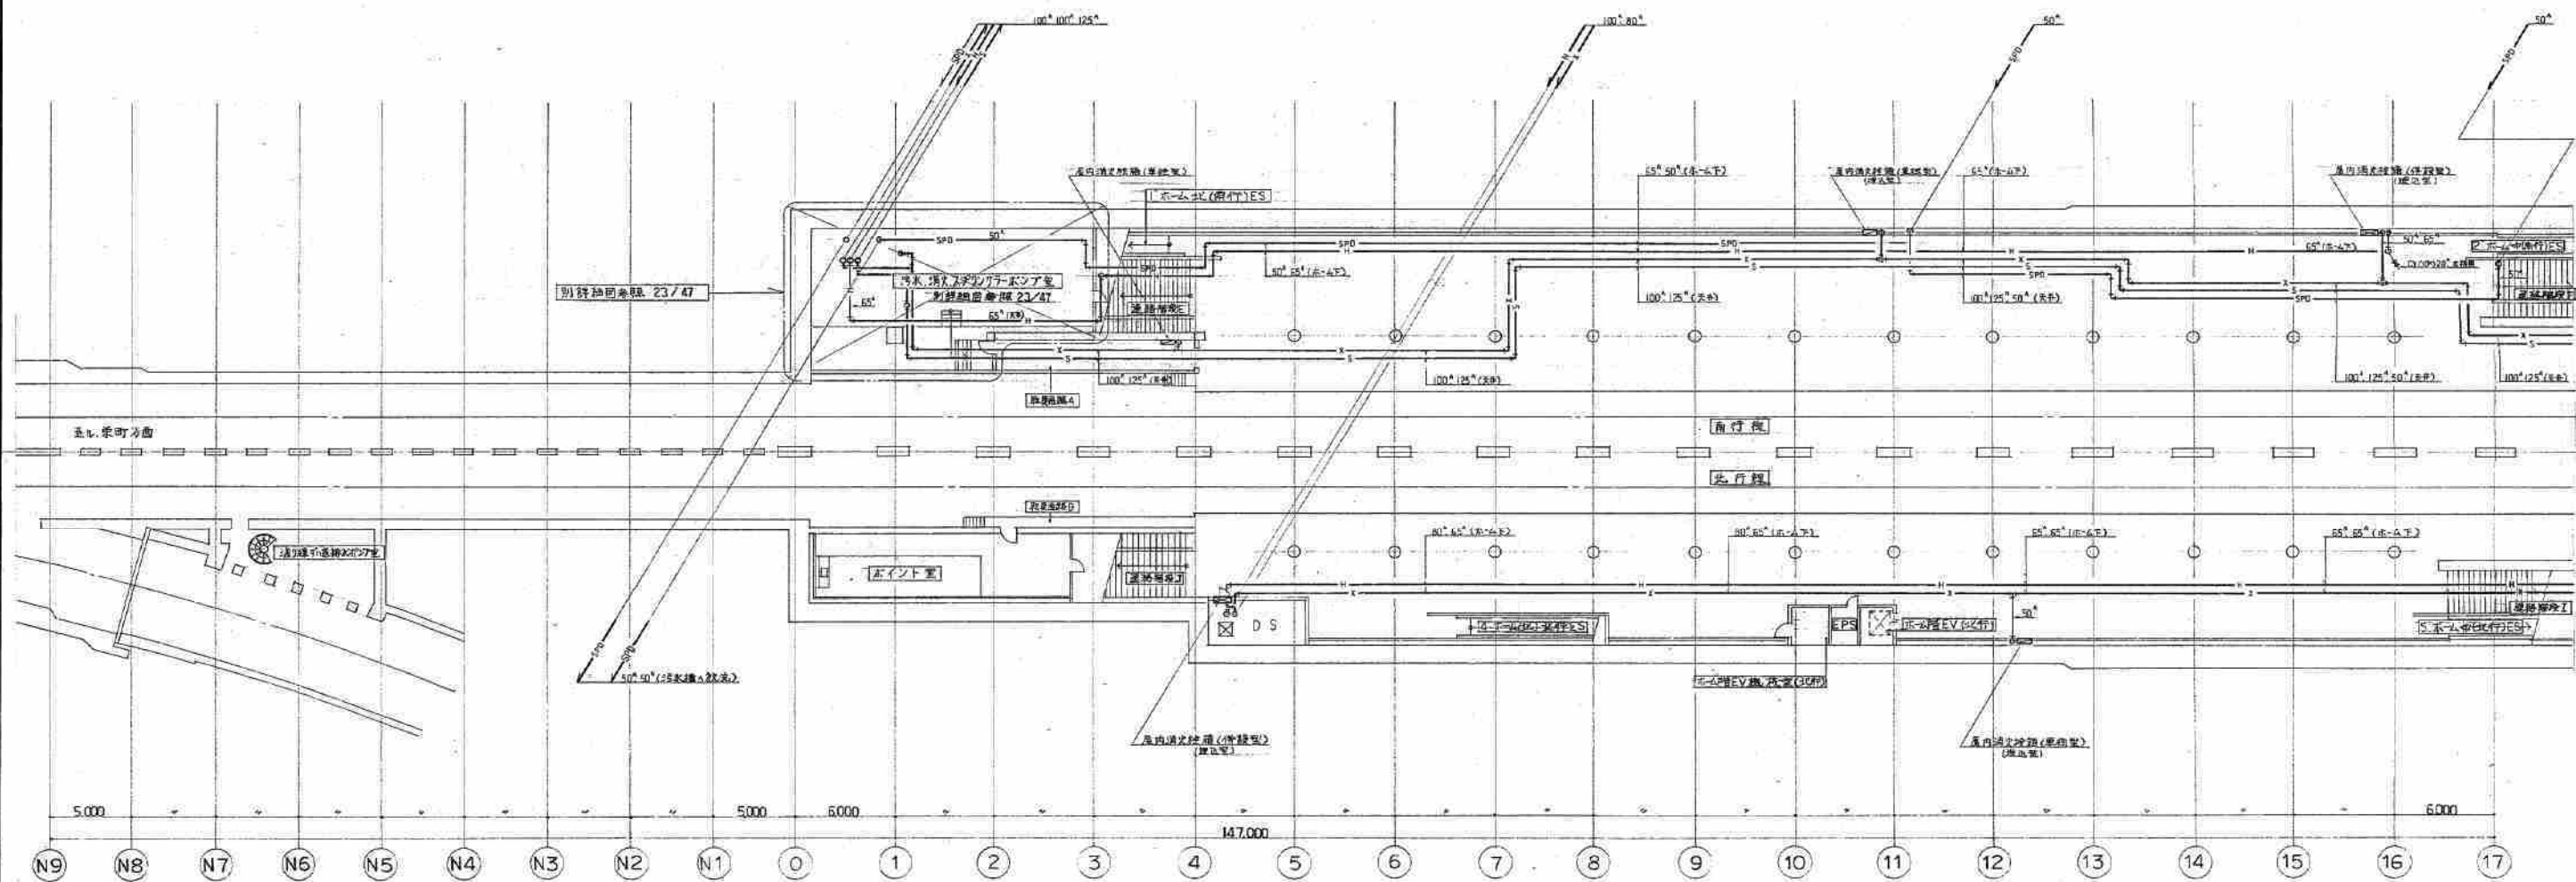
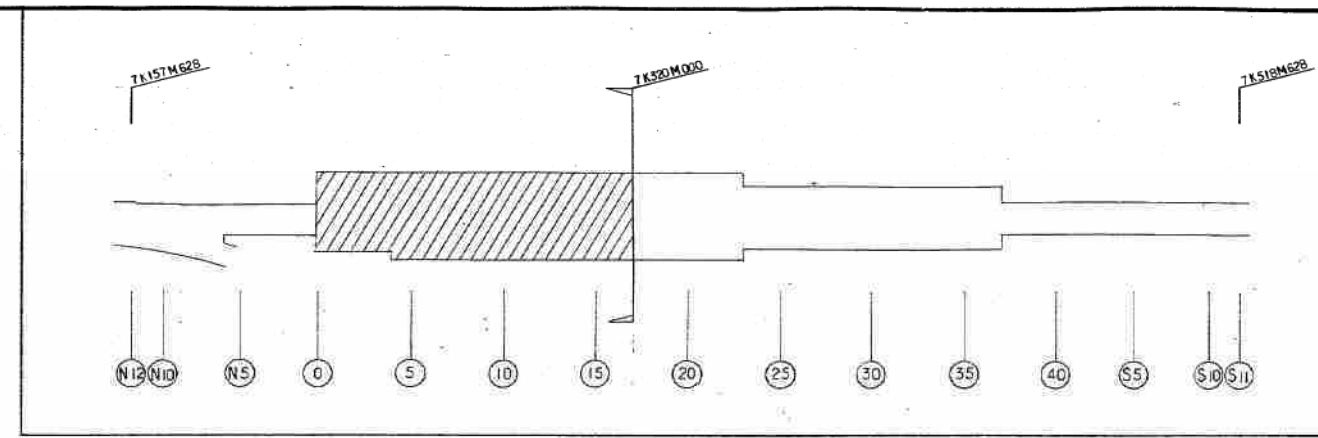


東豊線大通駅

施工図参照番号	
No. 23, 24, 25, 28, 29, 30, 34, 60, 116, 117, 118	
工事番号	59・3号設機第12号
工事名	東豊線大通駅 給排水衛生設備工事
図面名称	地下4階 消火配管平面図(北)
図面番号	47 葉中の35
製図	昭和63年8月 日 縮尺 1:200
主任技師	現場代理人 作 園 作 園 作 園
村田建設・花松共同企業体 代表者 村田 威房工業株式会社 TEL 611-7141	

 


600-1-599

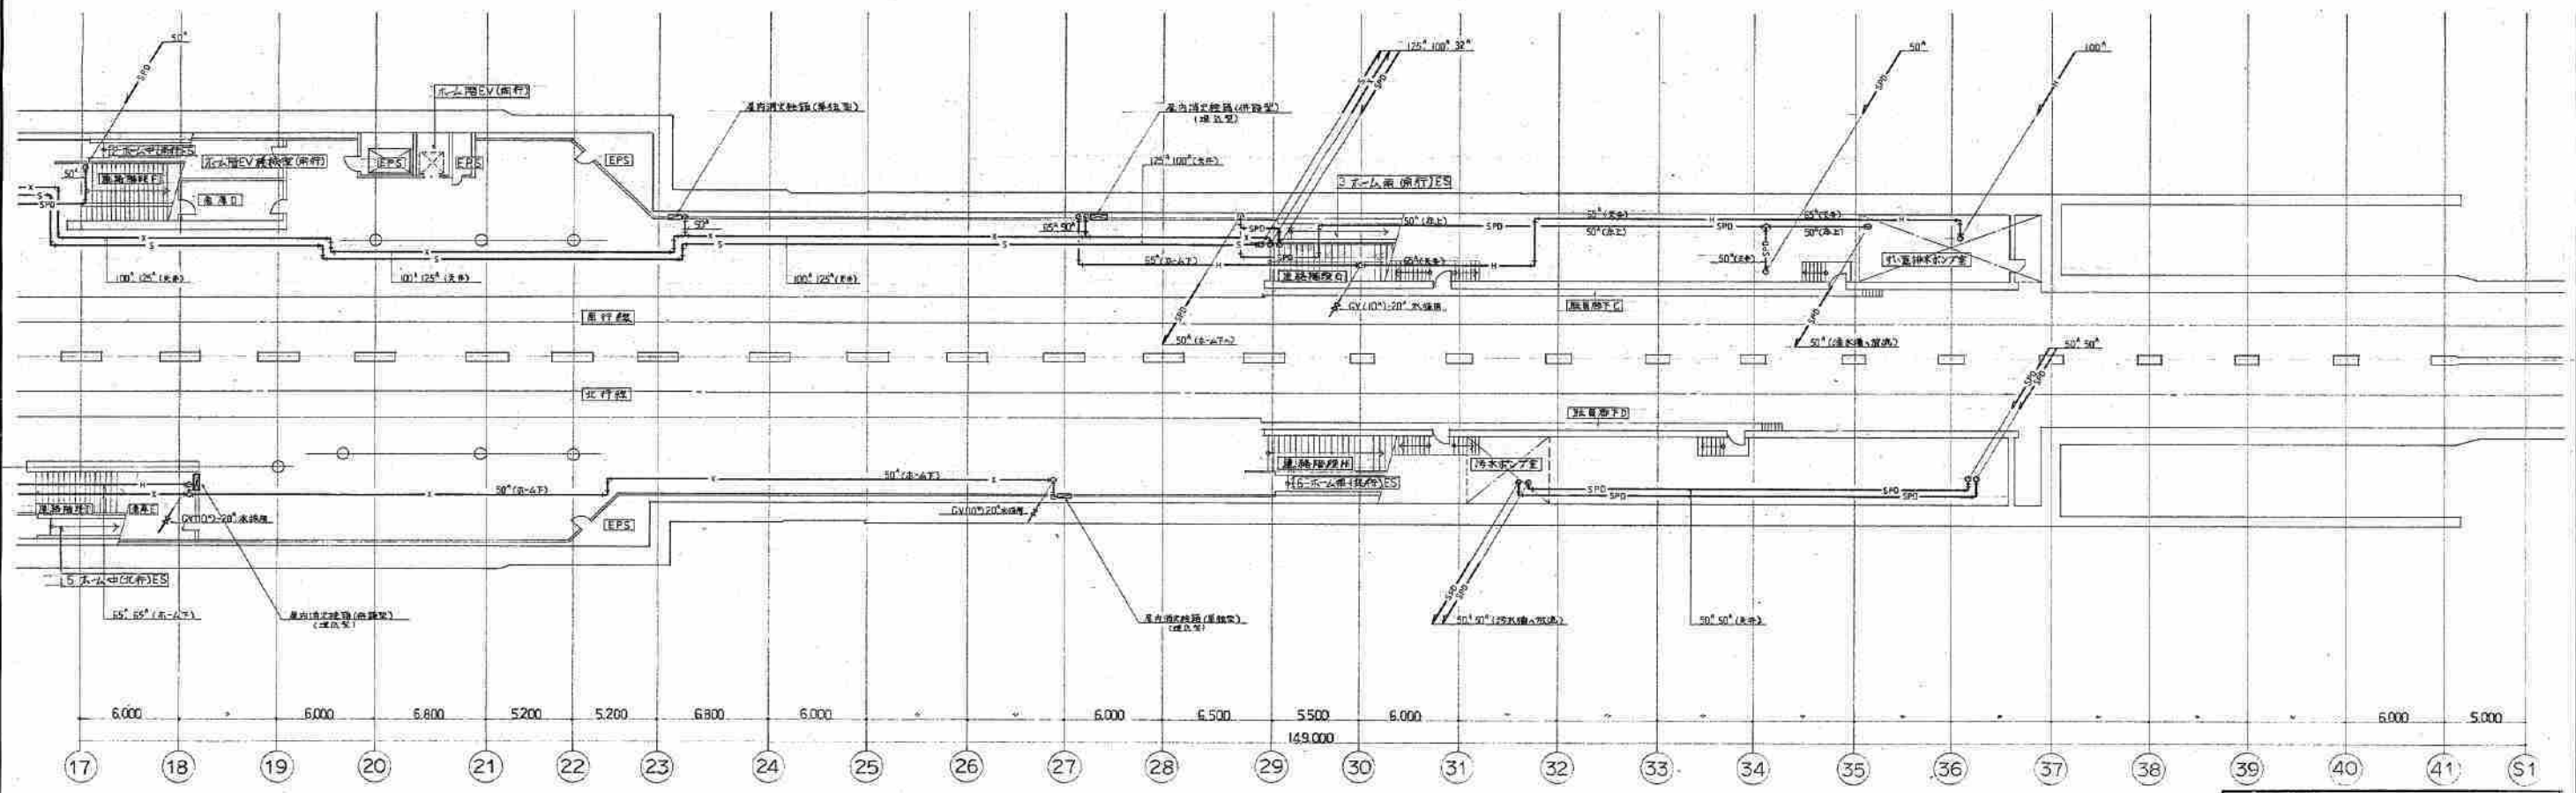
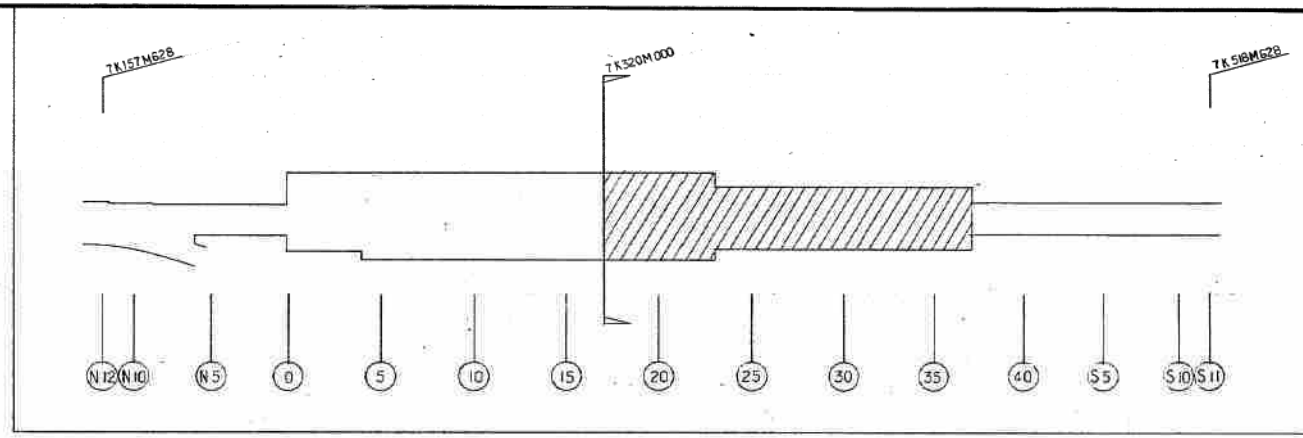


東豊線大通駅

施工図参照番号	
No. 26, 27, 31, 32, 33, 35, 36	
工事番号	59・3号設機第12号
工事名	東豊線大通駅 給排水衛生設備工事
図面名称	地下4階消火配管平面図(原)
図面番号	47葉中の36
製図	昭和53年8月日 縮尺 1:200
主務技術者	現場代理人 作 図 作 図 作 図
村田般房・花松共同企業体 代表者 村田般房工業株式会社 TEL 611-7141	

 

消火栓ポンプ	US-HA-80 (1171型) 日立製作所
	80 × 0.75 × 62" × 15" (3" 415")
	排水機 100", 流量計 50", 水位計, 壓力計
	直熱式ポンプ 174人, 7-10人 使用可能
消火水槽容量計算	
	$150^{m^3} \times 20^{min} = 15^{m^3} \times 2$
	$(3858 + 4117) \times 325 \div 2 \times 1.35^{in} = 17.4^{in} > 15^{in}$

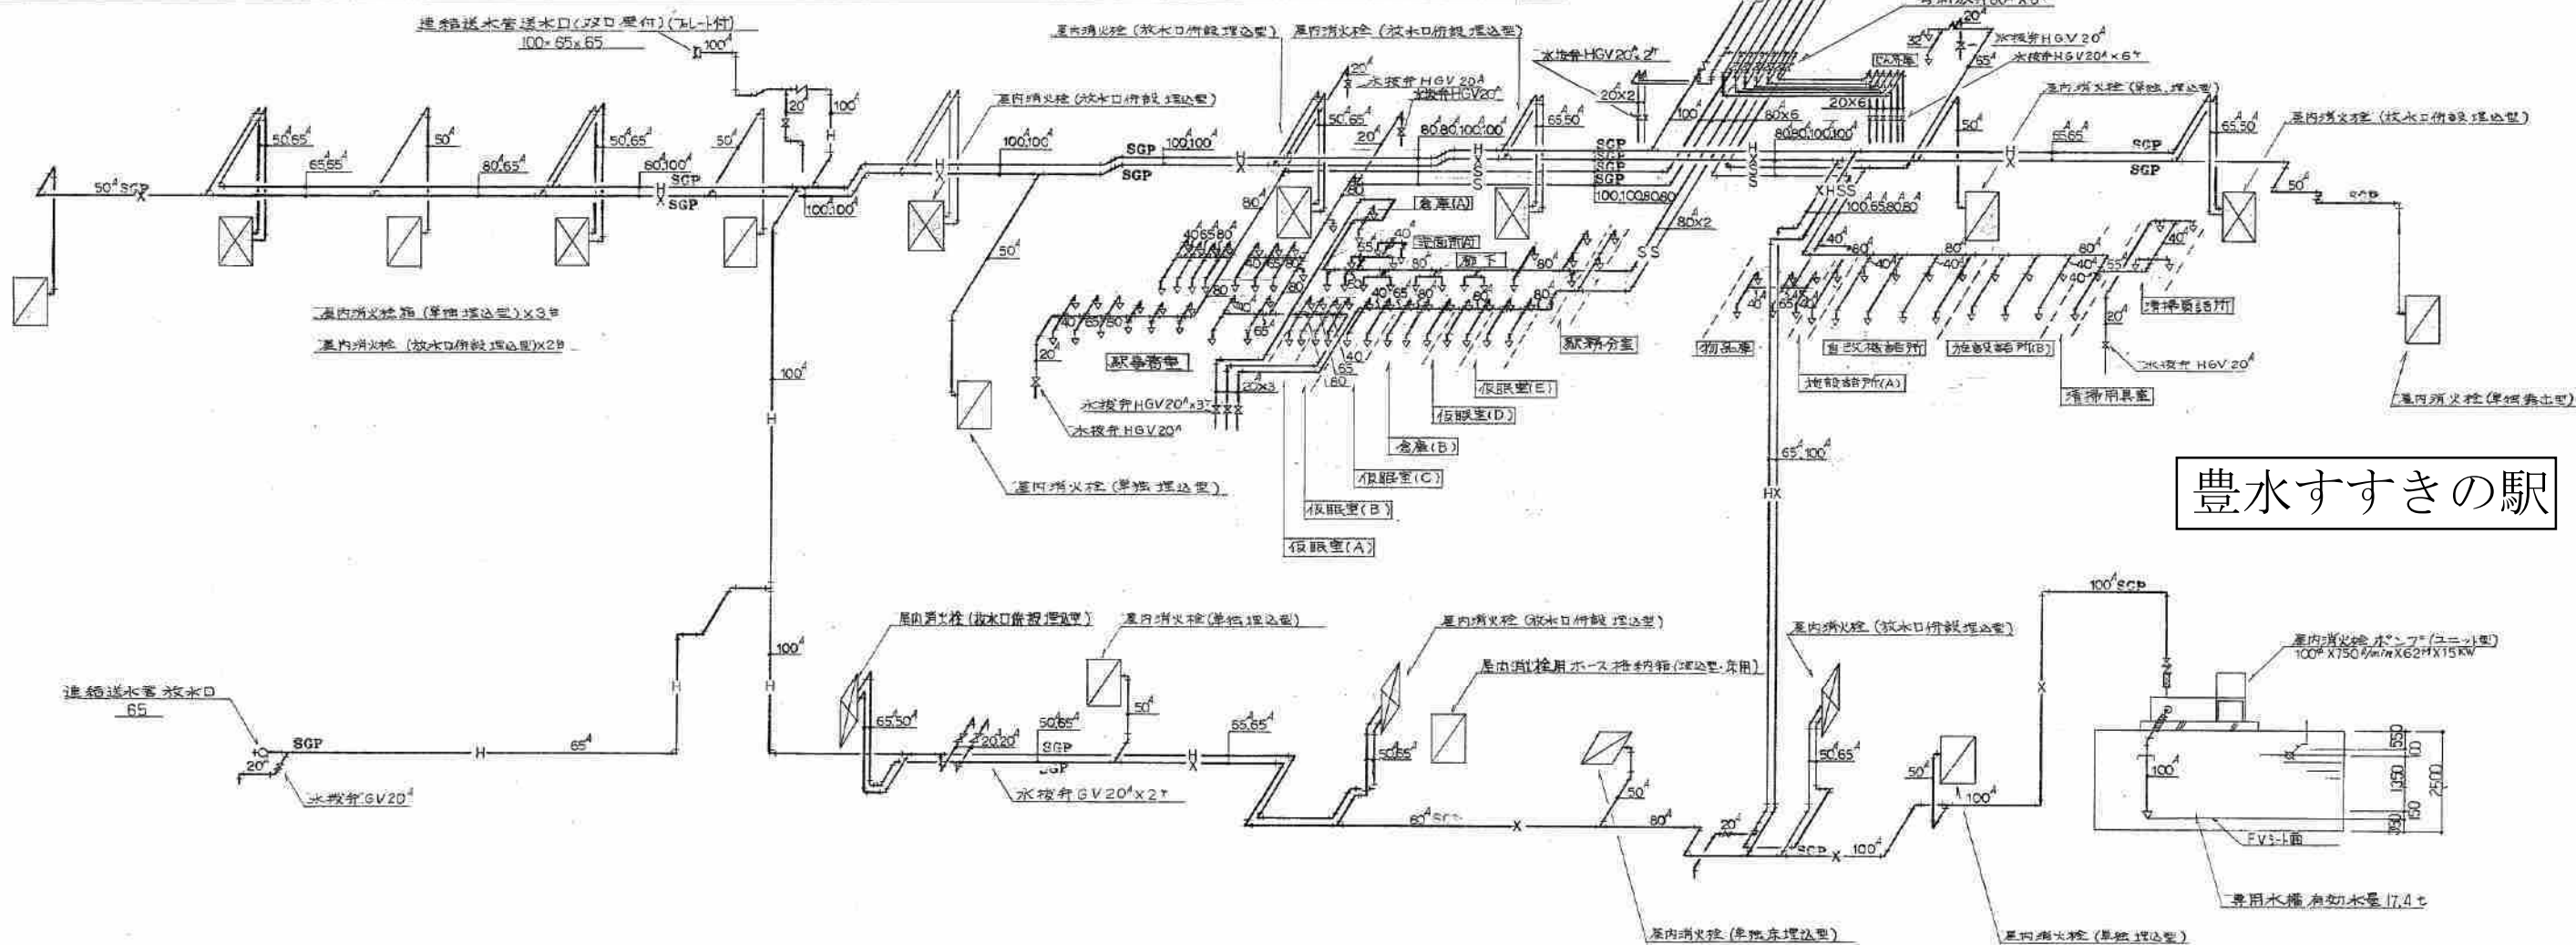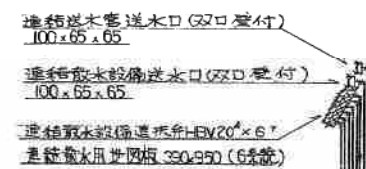

連結散水設備系統別ハット概一覽表

系番号	室名	数量
S-1	駅事務室 ハッド 20ヶ	計 20ヶ
S-2	駅事務室 ハッド 12ヶ	1 20ヶ
S-3	仮眠室(A) ハッド 4ヶ 仮眠室(B) ハッド 4ヶ	1 20ヶ
S-4	仮眠室(C) ハッド 4ヶ 倉庫(B) ハッド 6ヶ 仮眠室(D) ハッド 4ヶ 仮眠室(E) ハッド 4ヶ 駅務分室 ハッド 2ヶ	1 20ヶ
S-5	倉庫(A) ハッド 2ヶ 職員廊下洗面所(A) ハッド 17ヶ	1 19ヶ
S-6	物品庫 ハッド 6ヶ 施設詰所(A) ハッド 2ヶ 清掃用庫 ハッド 2ヶ	1 10ヶ
S-7	自改機詰所 ハッド 8ヶ 施設詰所(B) ハッド 6ヶ 清掃用泉室 ハッド 2ヶ 清掃機詰所 ハッド 4ヶ	1 20ヶ
		合計 109ヶ

凡例



記 号	名 称	備 考	メーカー名
	屋内消火栓	連結送水管取付口併設型	正電機製作所
	〃	単独型	〃
	連結送水管水供給用	〃	〃
	連結散水ヘッド	両側型72°	茂藤技空
	ゲート弁	6V-JIS10K HGV-鋳鋼型 可鍛鋼製	東洋化成
	チェック弁	〃	〃
	ステンレスパイプ	〃	藤沢工機
	連結送水管取付口	〃	正電機製作所
	屋内消火栓取付口	配管用変換型(管径)	日本鋼管
	連結散水設備配管	〃	〃
	連結送水管取付口	〃	〃
	送水口	管理用変換型	正電機製作所
	ゲート弁	JIS 16K 鋳鋼型	東洋化成

輔北洋設借設計事務所

主理人姓名	密 封 票
	

施 工 图 参 照 番 号

工事番号	59・3号設機第16号		
工事名	東武線すすきの駅給排水衛生設備工事 (豊水すすきの駅)		
図面名称	配管系統図		
図面番号	30 葉中の 16		
製 図	昭和 53 年 8 月 日	縮 尺	NON SCALE
主任技術者	現場代理人	作 図	作 図
			
大信工機株式会社 TEL 741-0555			

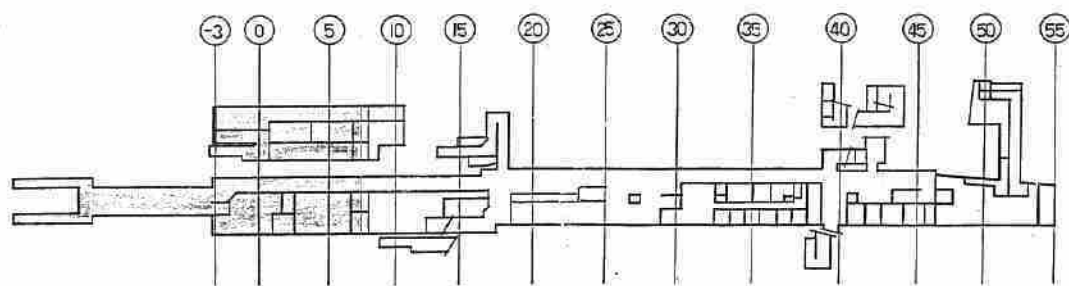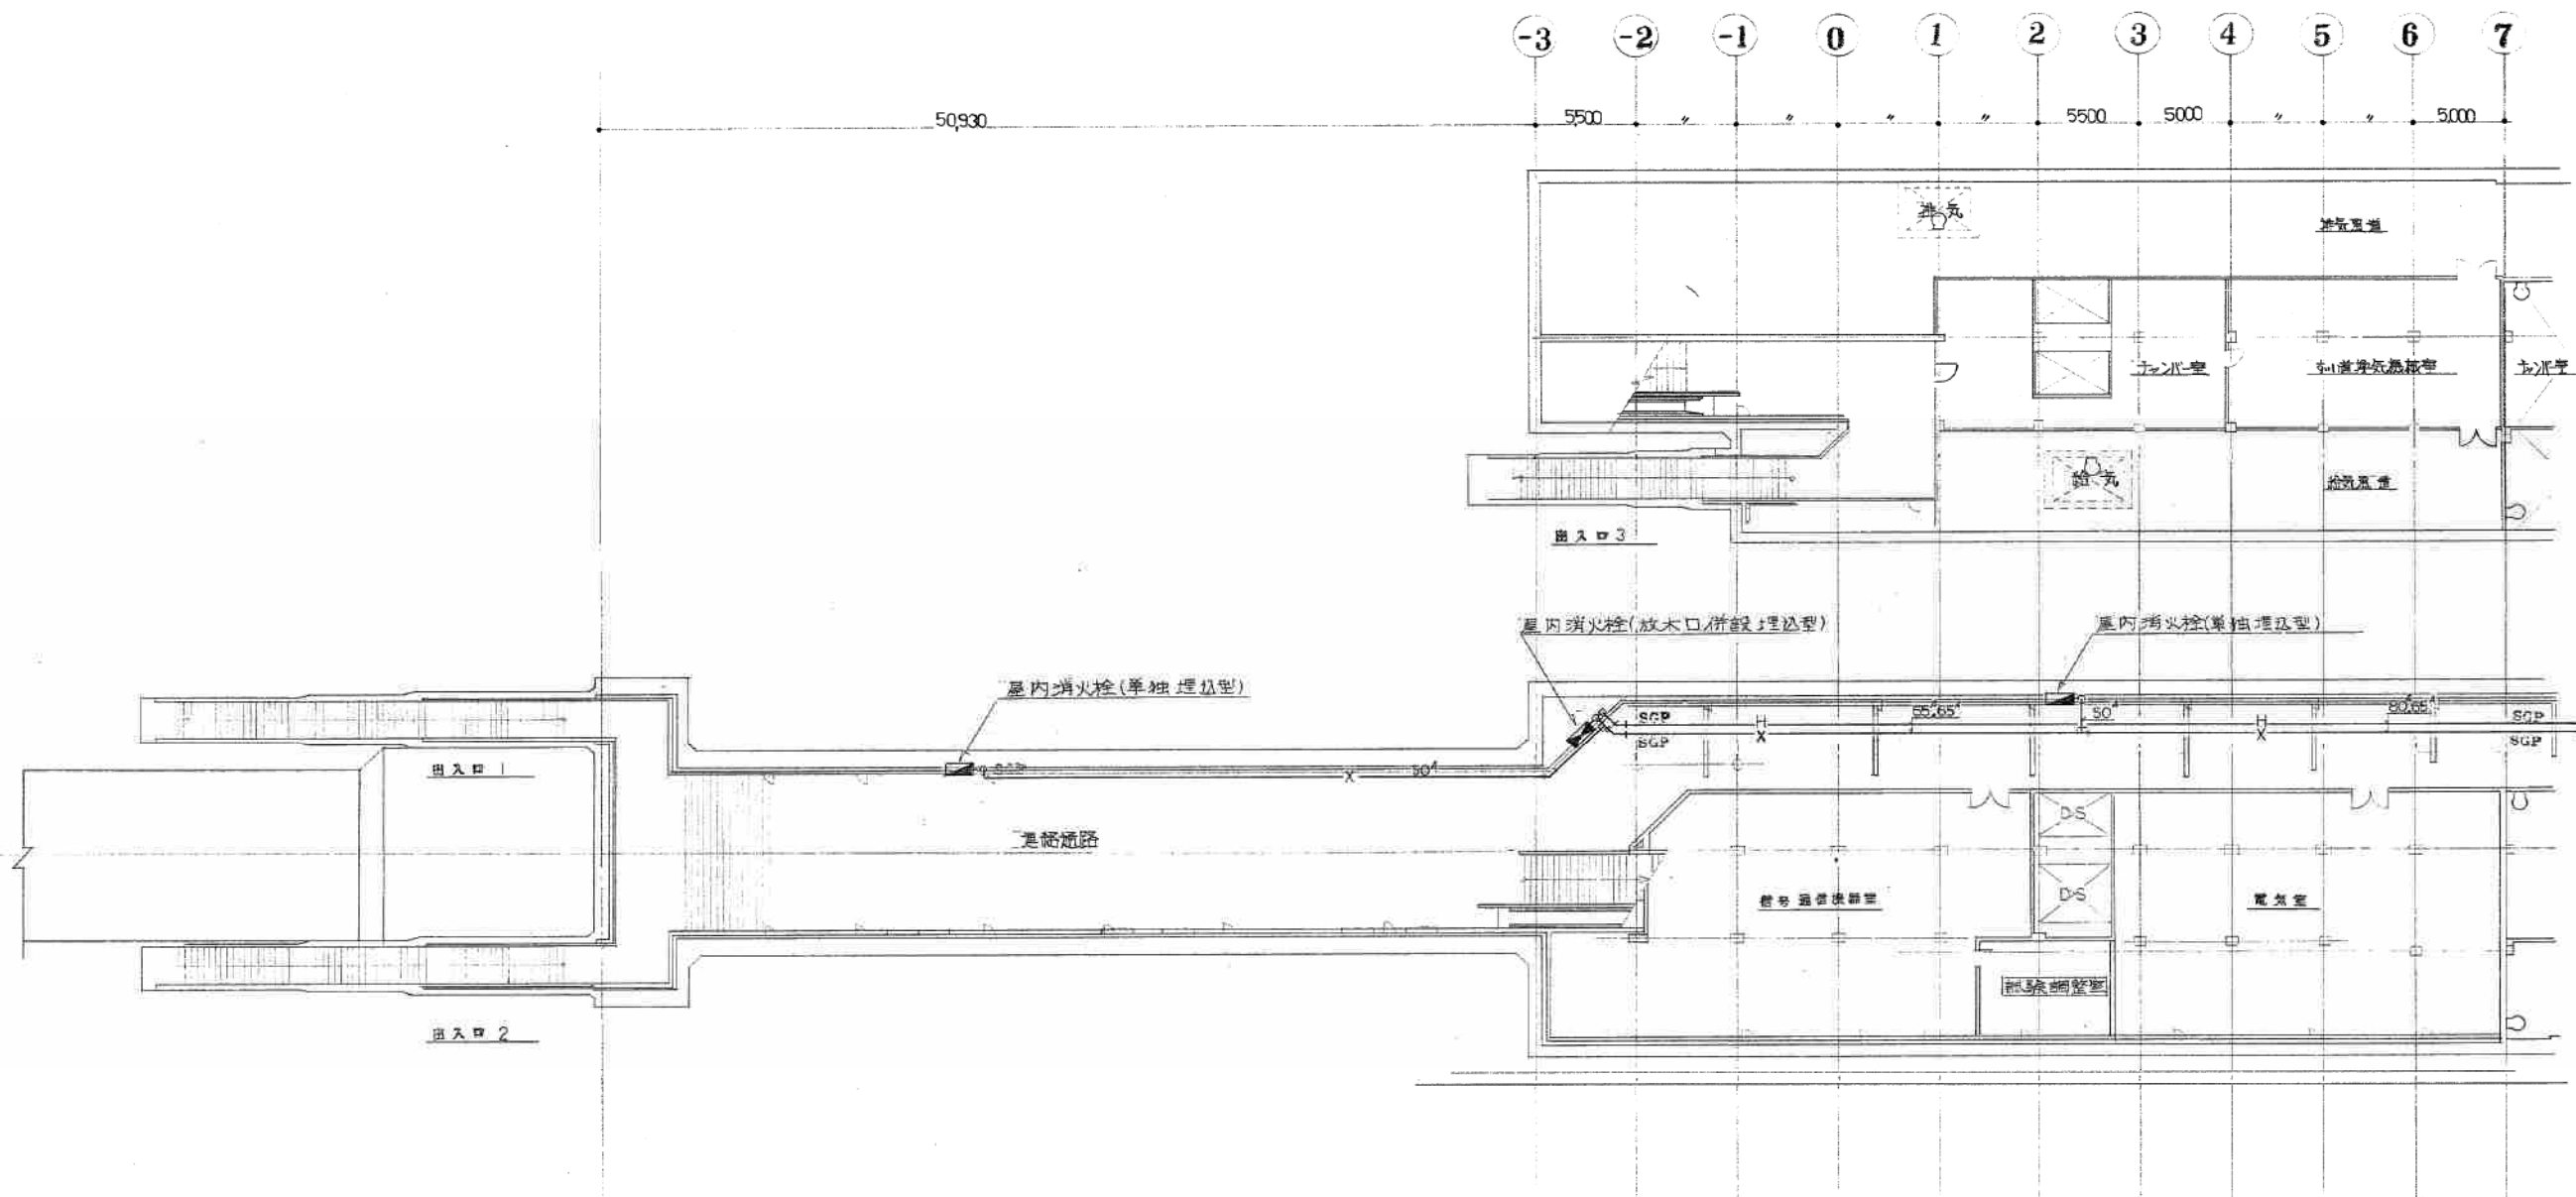

地下 1 階平面図 (1) S=1:200


豊水すすきの駅

東北建設設計事務所	主任技師 佐藤 孝
-----------	-----------

施工図参照番号	NO. 17, 25
---------	------------

工事番号	59・3号設機 第 18 号
工事名	東豊線すすきの駅(旧)地下1階増設工事 (豊水すすきの駅)
図面名称	地下 1 階平面図(1) 図面番号
図面番号	30 案中の 17
製 図	昭和 63 年 8 月 日 縮 尺 1:200
主任技師	現場代理人 佐 田 修 作 郎

大信工機株式会社 TEL 741-0555

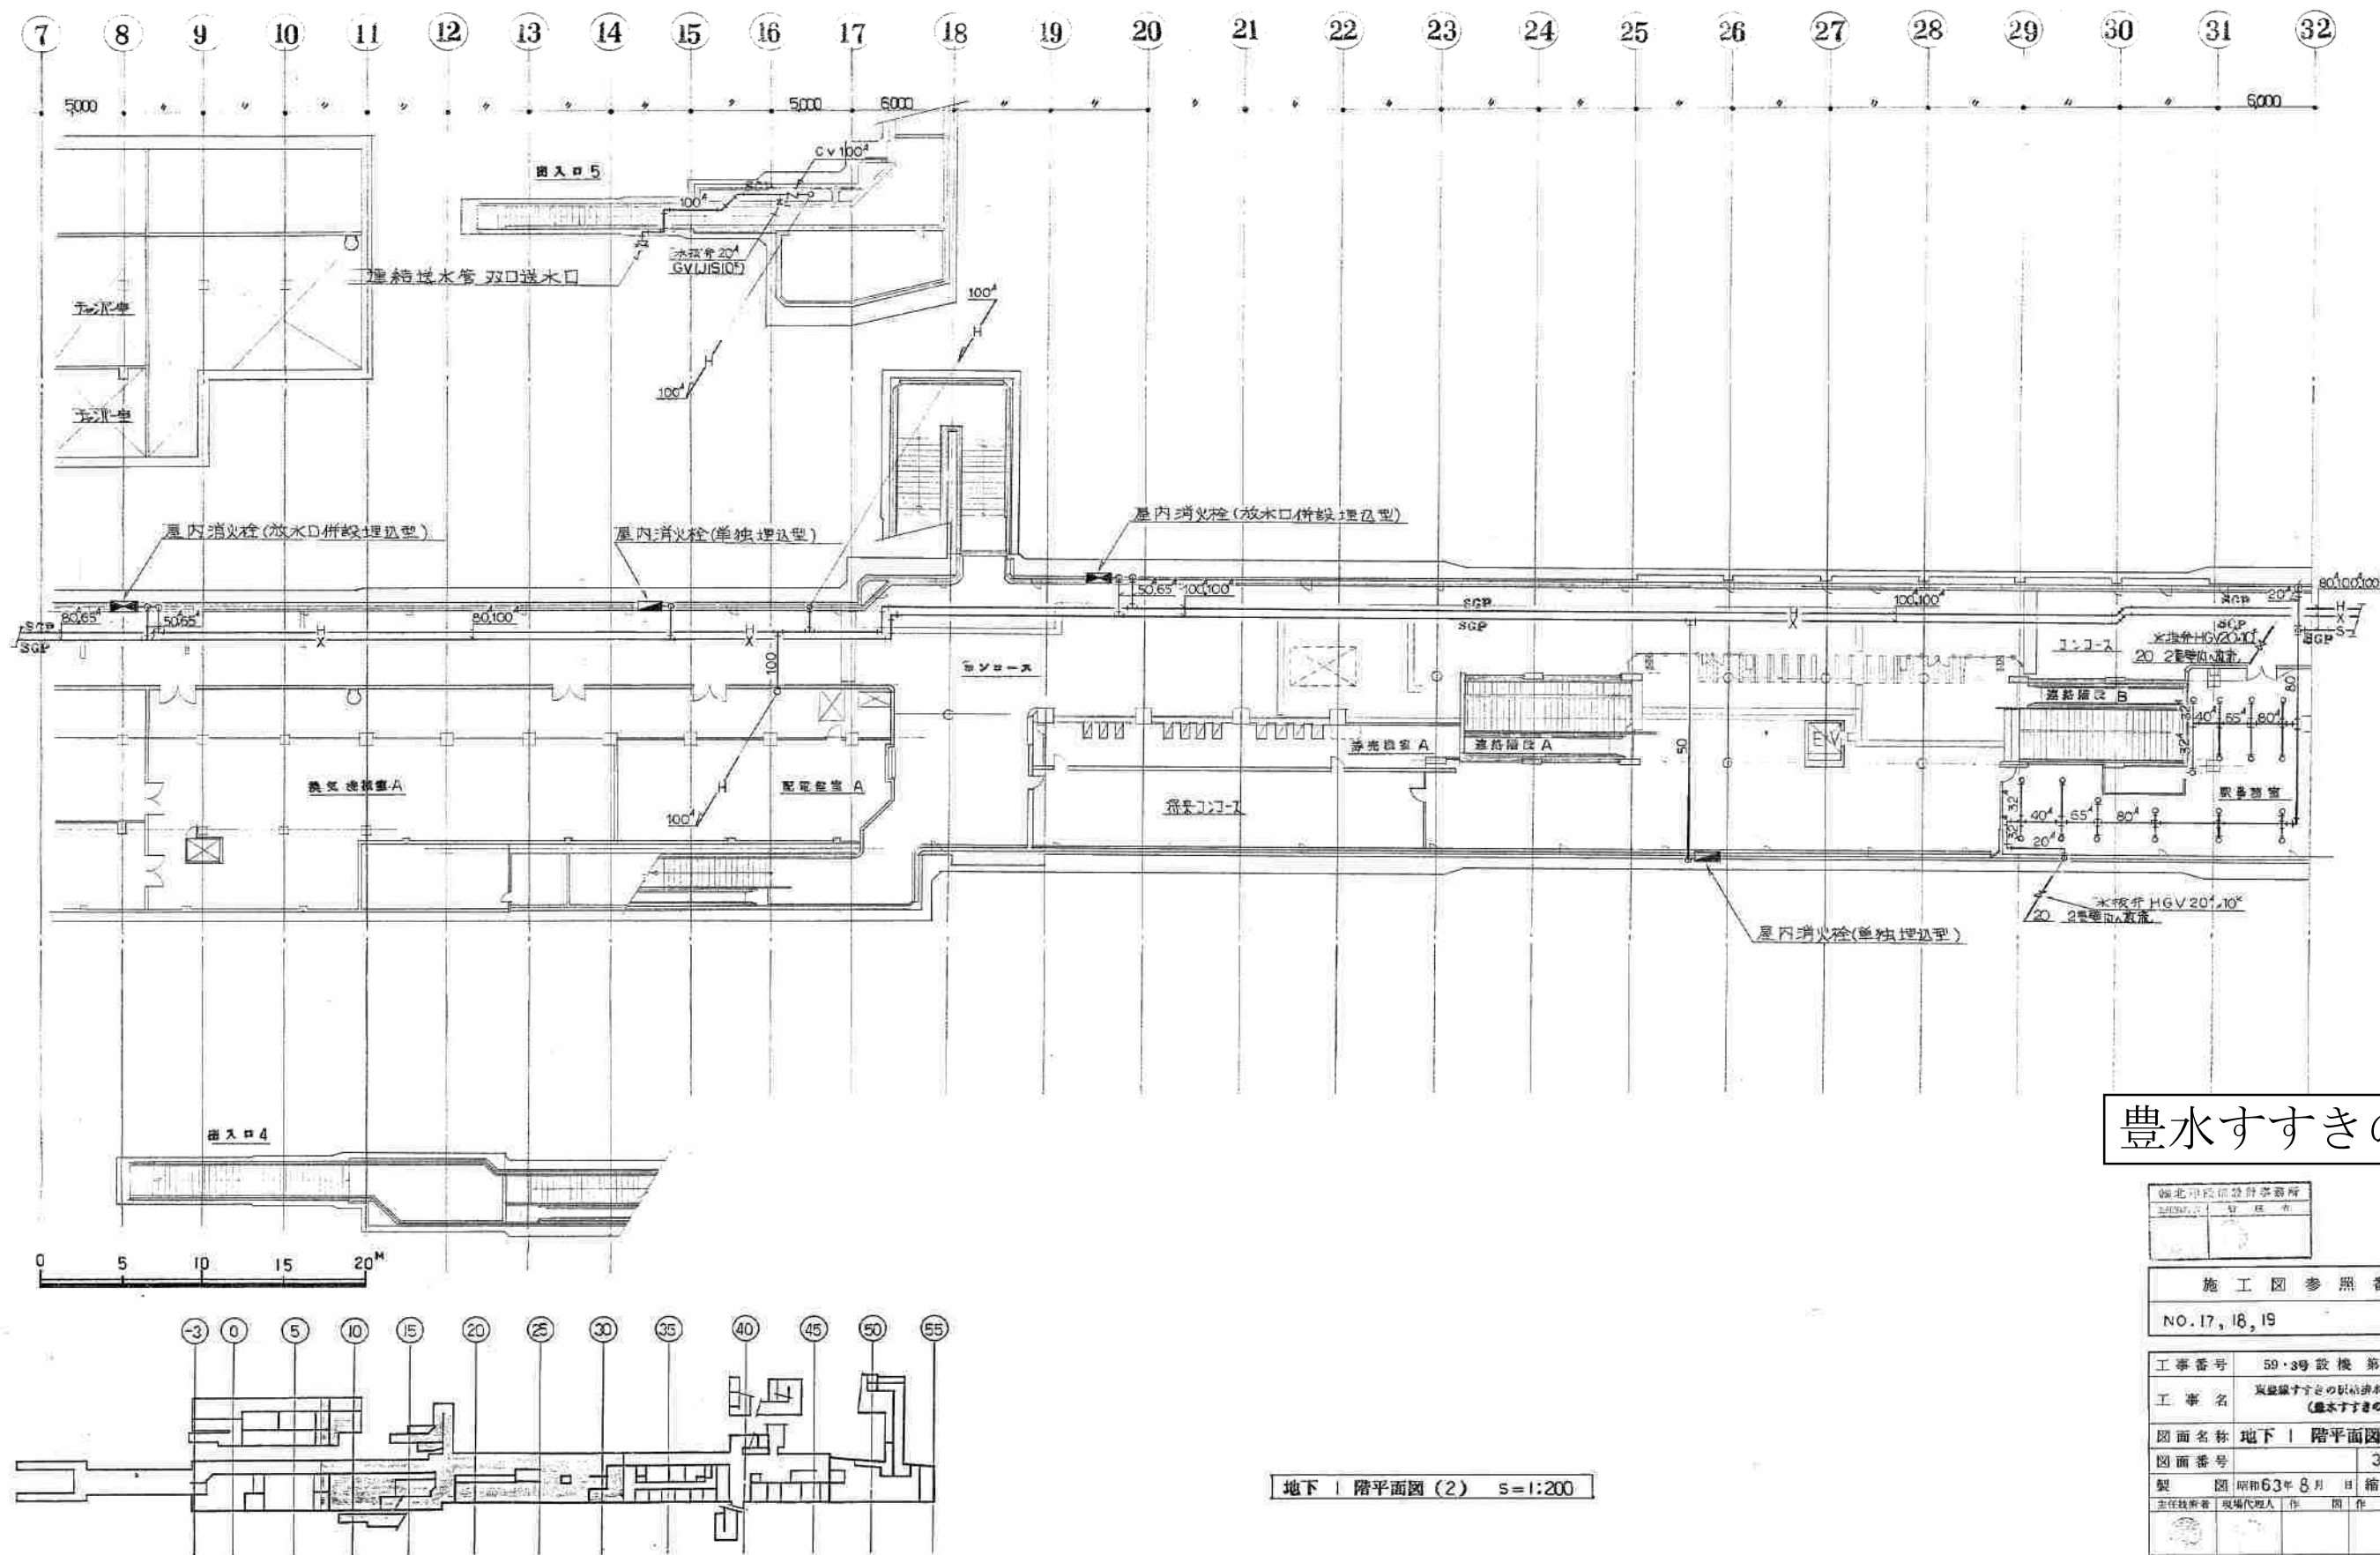


豊水すすきの駅

東北建設設計事務所	豊水すすきの駅
〒113-0033 東京都文京区	




施工図参照番号	NO. 17, 18, 19
---------	----------------

工事番号	59・3号設機第18号
工事名	豊水すすきの駅の地下1階平面図(2)防犯配管 (豊水すすきの駅)
図面名称	地下1階平面図(2)防犯配管
図面番号	30 葉中の18
製図	昭和63年8月 縮尺 1:200
主任技師	現場代理人 作 図 作 図 作 図

大信工機株式会社	TEL 741-0555
----------	--------------

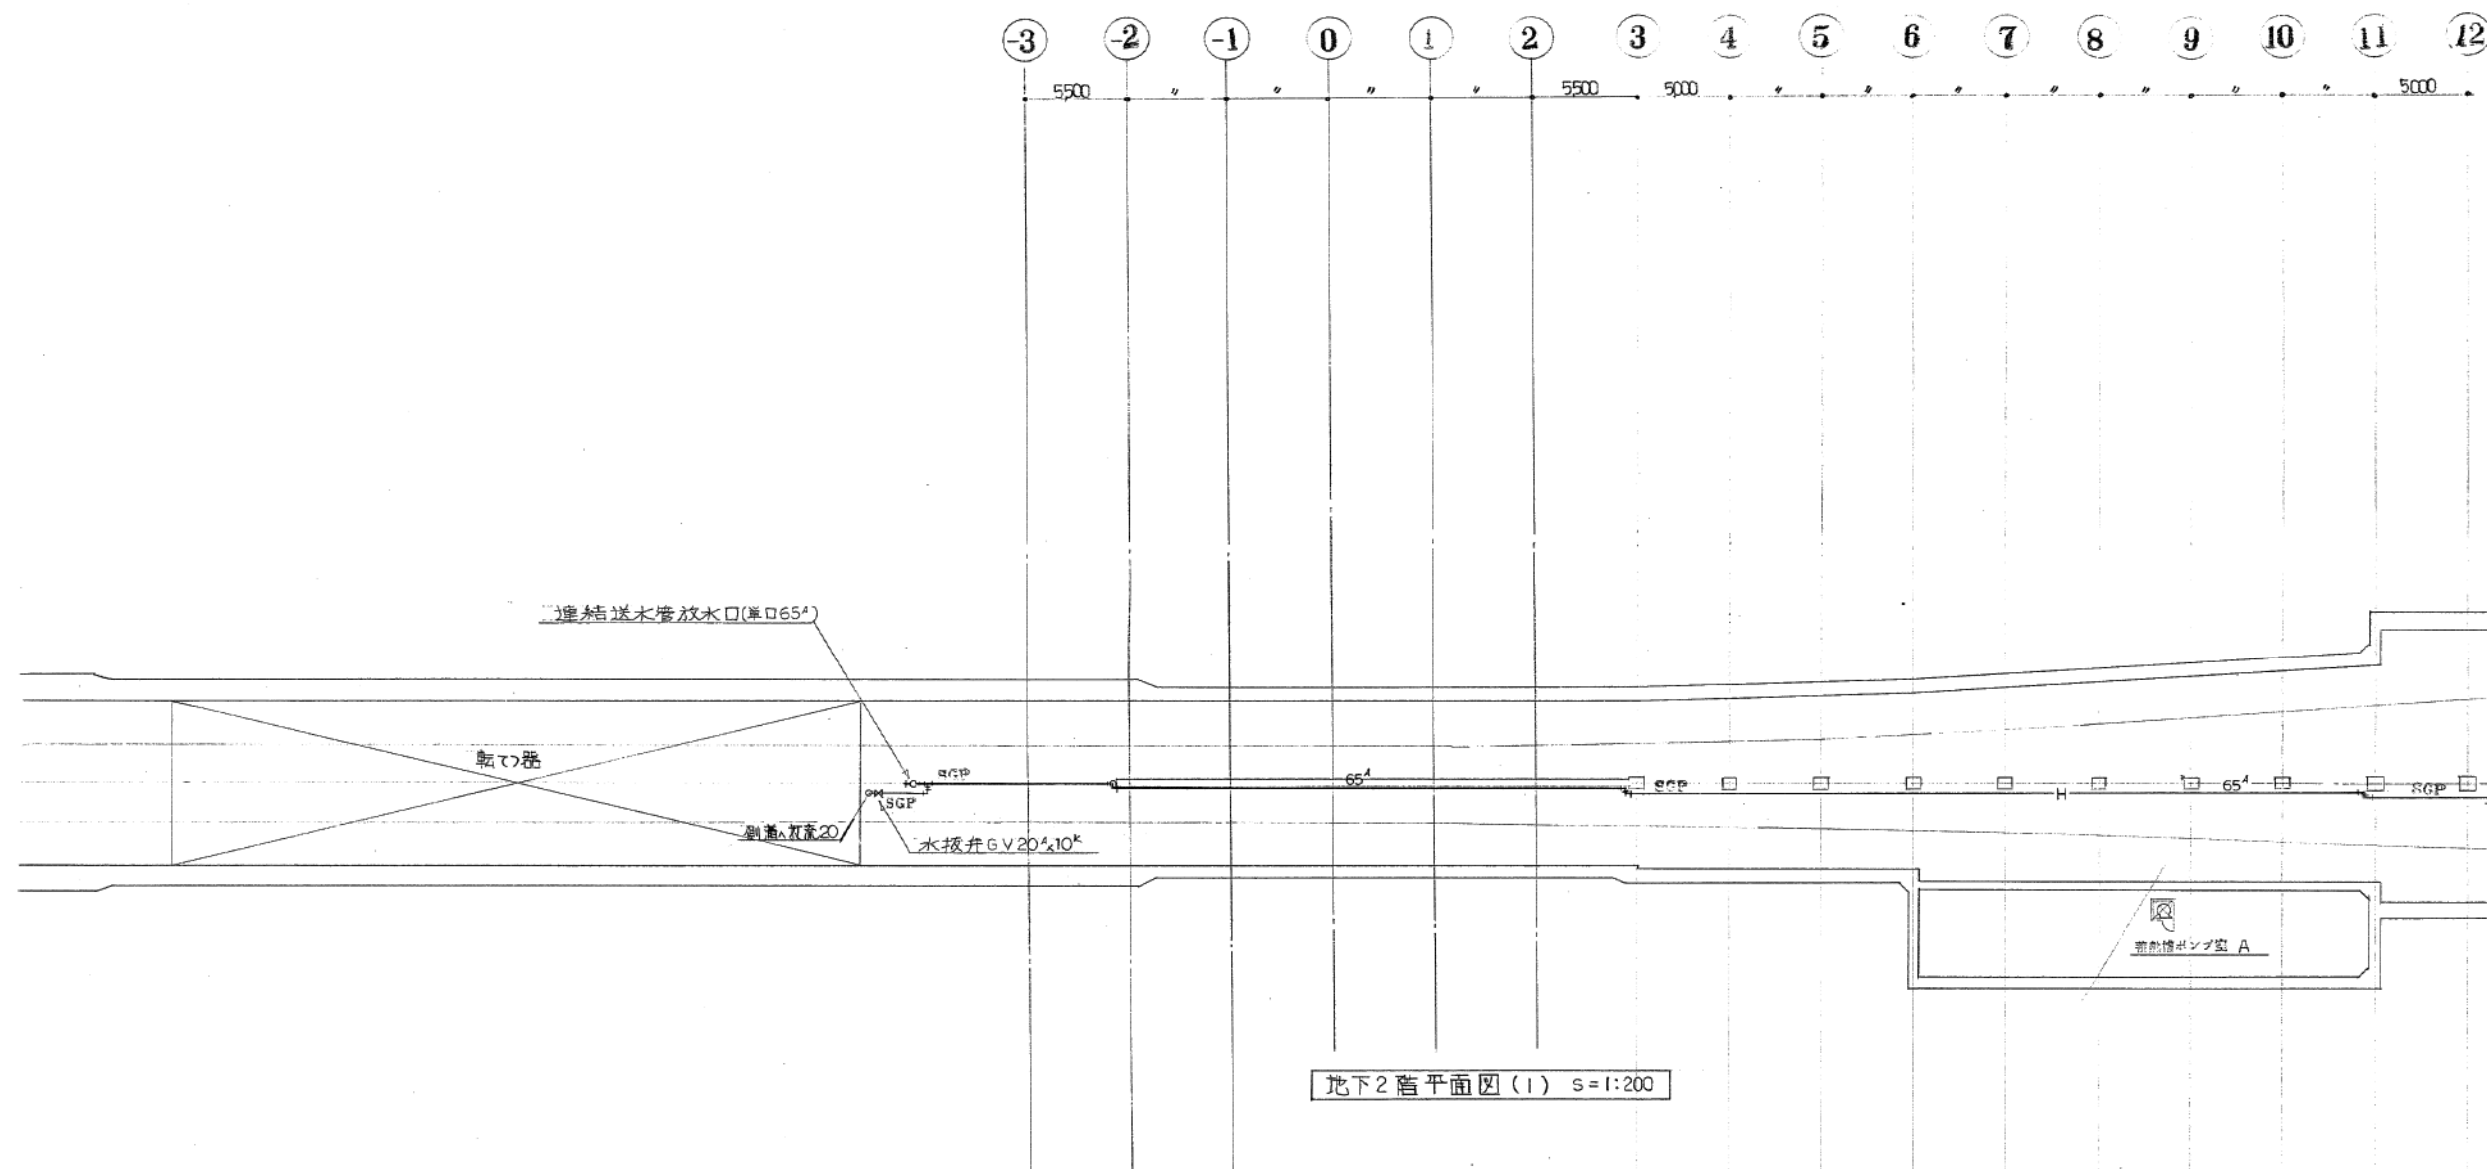

地下2階平面図(1) S=1:200

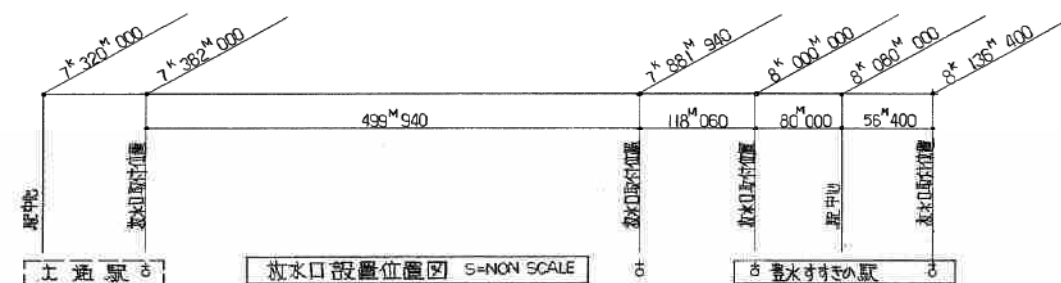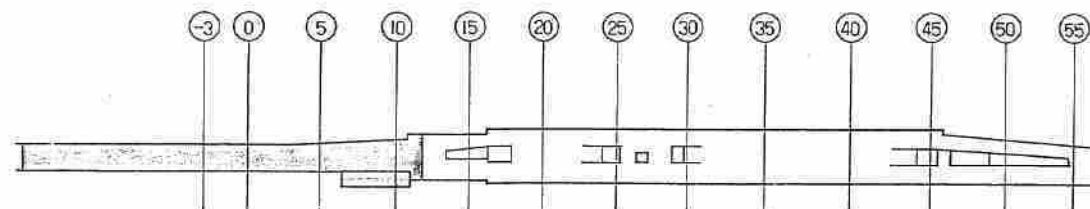 



放水口設置位置図 S=NON SCALE

豊水すすきの駅

東北建設設計事務所	設計者
豊水すすきの駅	監理者

施工図参照番号
NO.37

工事番号	59-3号設機 第18号
工事名	豊水すすきの駅給排水衛生設備工事 (豊水すすきの駅)
図面名称	地下2階平面図(1) 内受配管
図面番号	30 葉中の20
製図	昭和63年8月 縮尺 1:200
主任技術者	現場代理人 作 園 作 園 作 園
大信工機株式会社 TEL 741-0555	

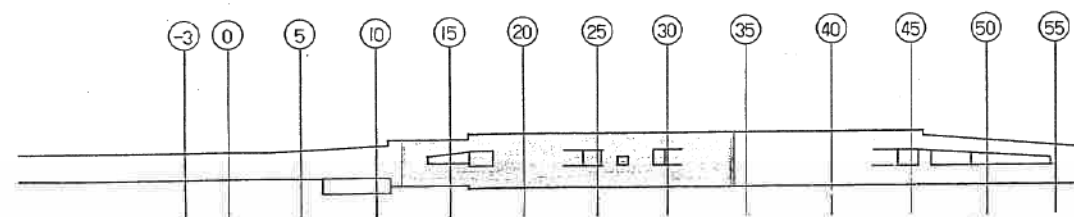 



豊水すすきの駅

湖北華豐設計事務所	
主任張曉青	監 理 畢
	

施 工 図 参 照 番 号
NO. 14,37

工事番号	59・3号設機第 18号		
工事名	東豊線すきの水配給衛生設備工事 (豊水すきの新)		
図面名称	地下2階平面図(2) 排水配管		
図面番号			30 案中の21
製 図	昭和63年8月	日	縮 尺 1:200
主任技術者	現場代理人	出 図 者	国 庫 印

 大信工機株式会社 TEL 741-0555

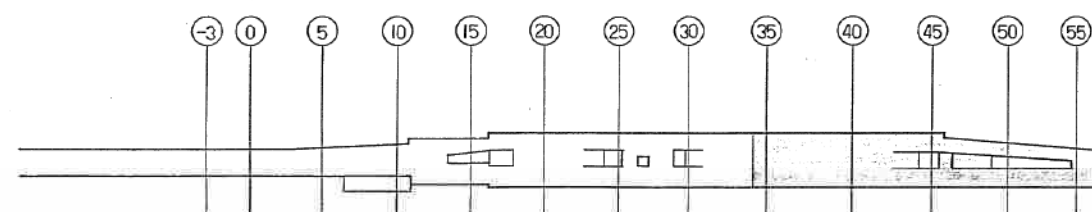


豊水すすきの駅

中国北方设计研究院 主 持 单 位		中 国 电 力 院 参 加 单 位	
----------------------	--	----------------------	--

施 工 图 参 照 番 号
NO. 15, 42, 43

工事番号	59-3号設機 第18号		
工事名	東豊証すきの駅環境衛生設備工事 (豊証すきの駅)		
図面名称	地下2階平面図(3) 防災配管		
図面番号		30 葉中の 22	
製	昭和63年8月	縮尺	1:200
主任技師者	現場代理人	作	図 作 図 作 図
			
大信工機株式会社 TEL 1-741-0555			

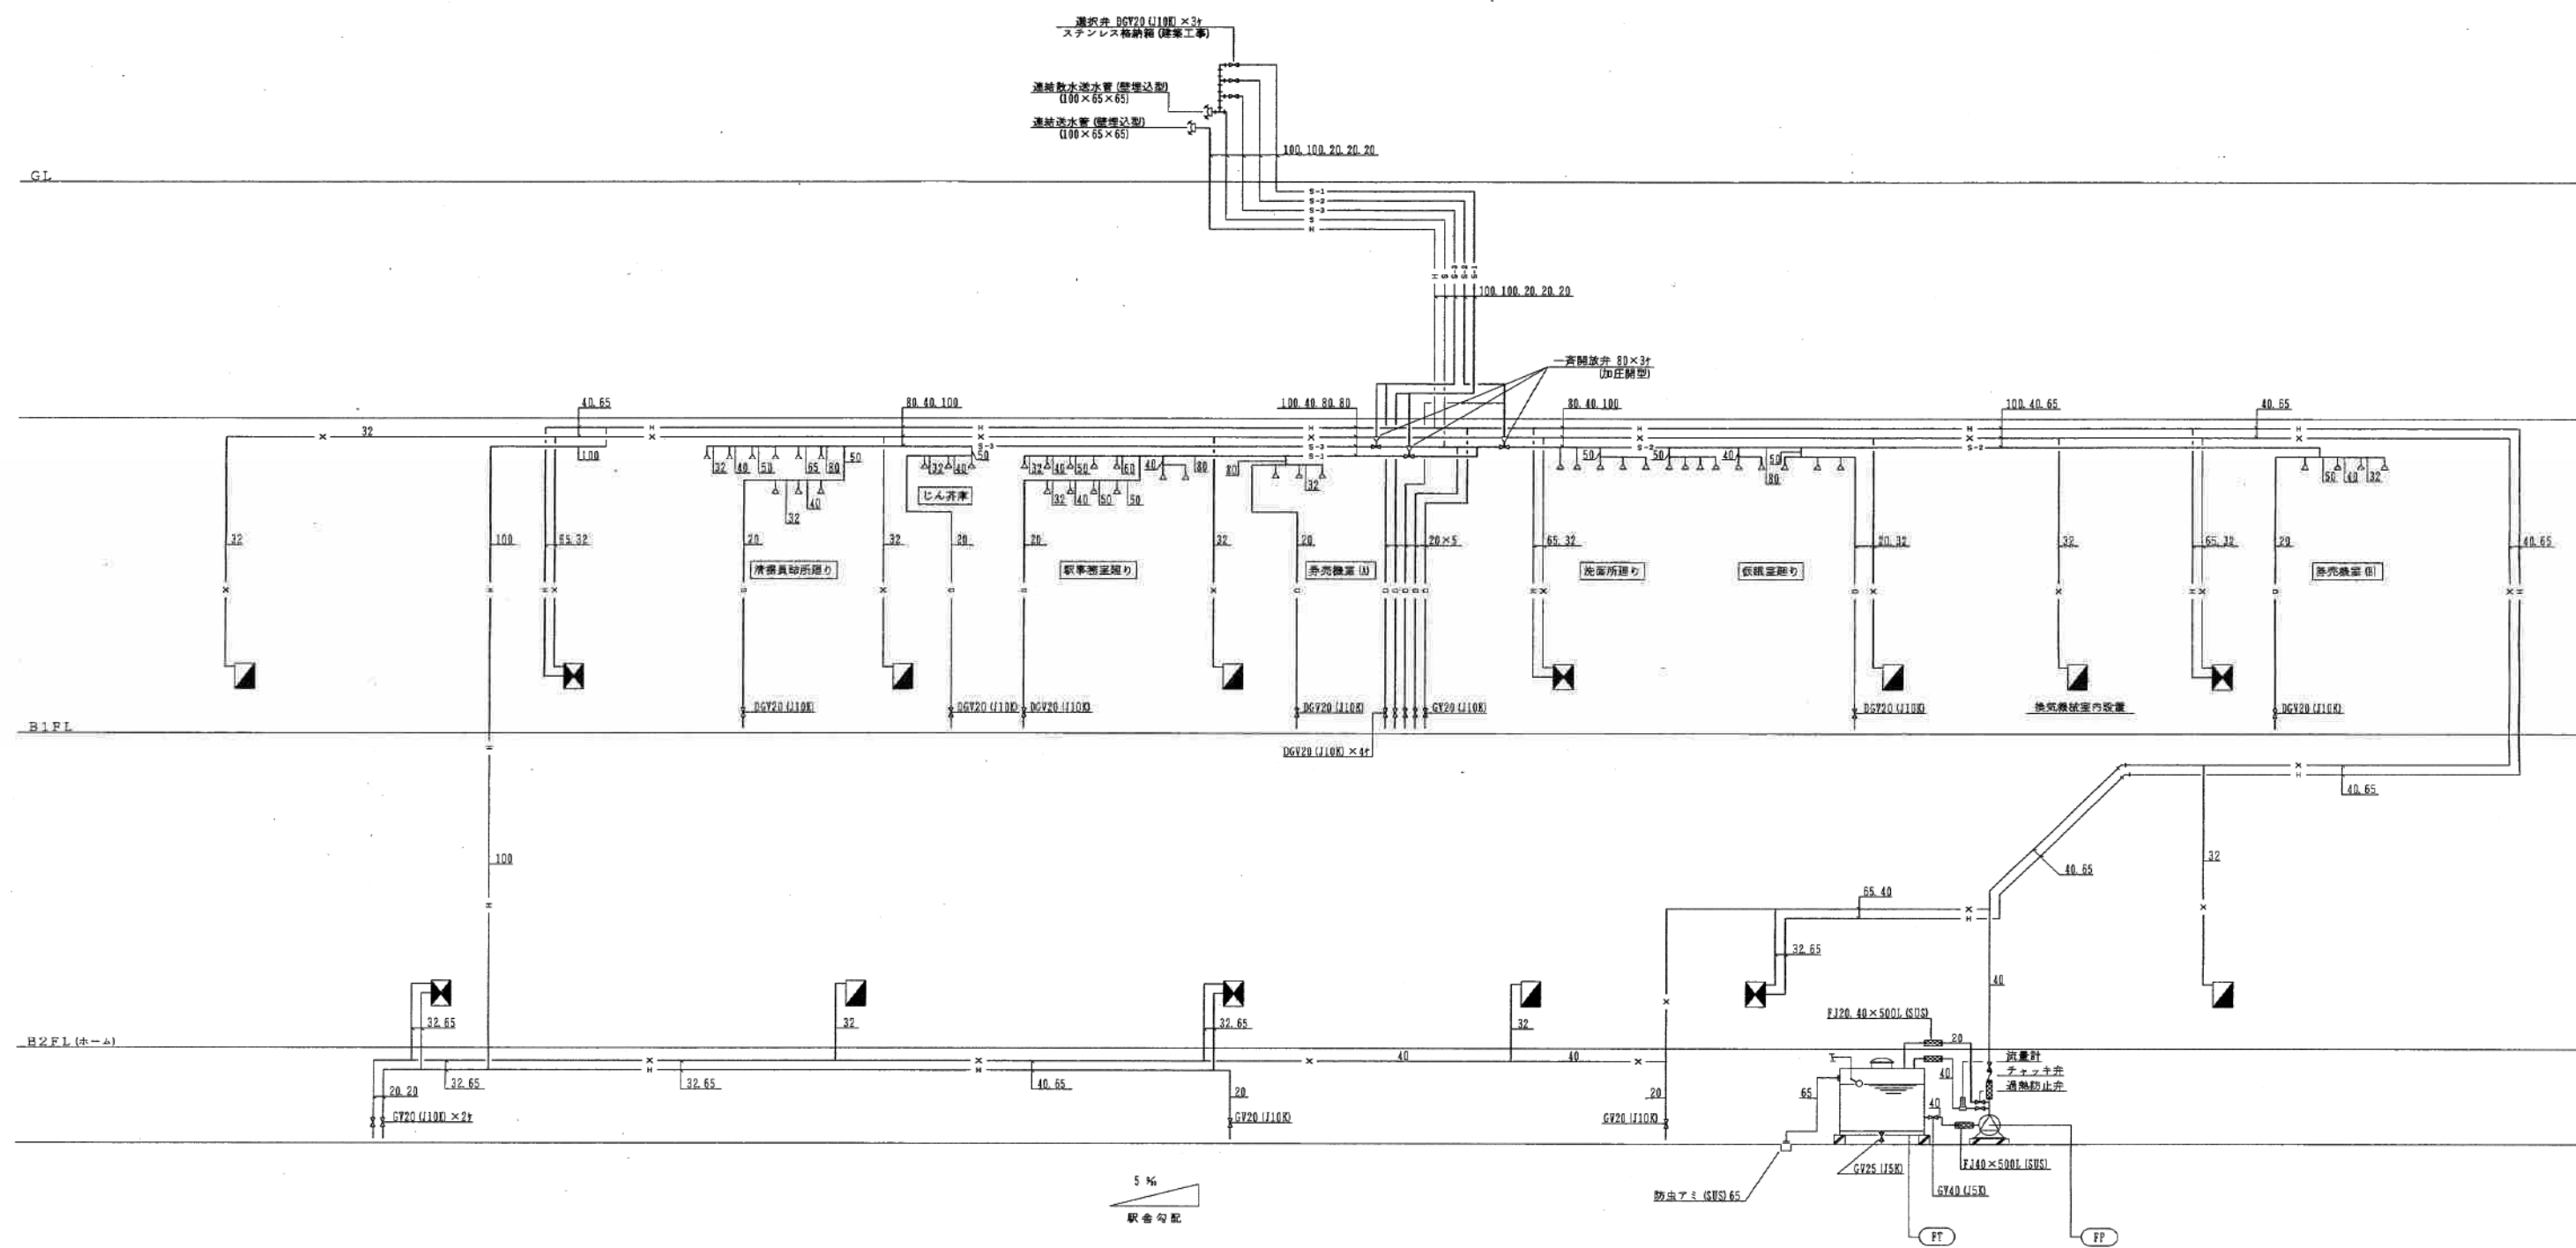

機器表

記号	名称	仕様	数量	製造メーカー
F P	屋内消火栓ポンプ	40φ×140L/φ×79mm 制御盤付 付属品 圧力計 遠成計 過熱防止用弁 仕切弁 逆止弁 可とう継手 ポンプ性能試験装置 (補給水タンク無し) 3φ×415V 5.5KW	1	(株) 荏原製作所 型式 40×FMSFU 455.5B
F T	屋内消火栓水槽	FRP製 単板2.0×1.5×1.5H 有効3.3m ² /3G 鋼製架台付	1	三菱樹脂(株) 型式 GA型

記

- 1 屋内消火栓設備用 連結送水管設備用バルブは、特記部以外JIS10K型ゲート弁とする。
- 2 連結送水管設備用バルブは、全てダクタイル鋳鉄製ゲート弁10K型とする。


凡例

- 2号 屋内消火栓(単独型)
- 2号 屋内消火栓(放水口併設型)

学園前駅

施工図参照番号			
5~7.11~21.24.26.			
工事番号	3 設 換 第 7 号		
工事名	東豊線学園前駅給排水衛生設備工事		
図面名称	消 火 設 備 ・ 系 統 図		
図面番号	13 / 25	縮 尺	1 : N O
製 図	平成 6 年 7 月 日		
監理技術者	主任技術者	現場代理人	作 図
三和温調工業株式会社		TEL 783-6760	


道日建・岡・山道特定共同企業体
主任監理者

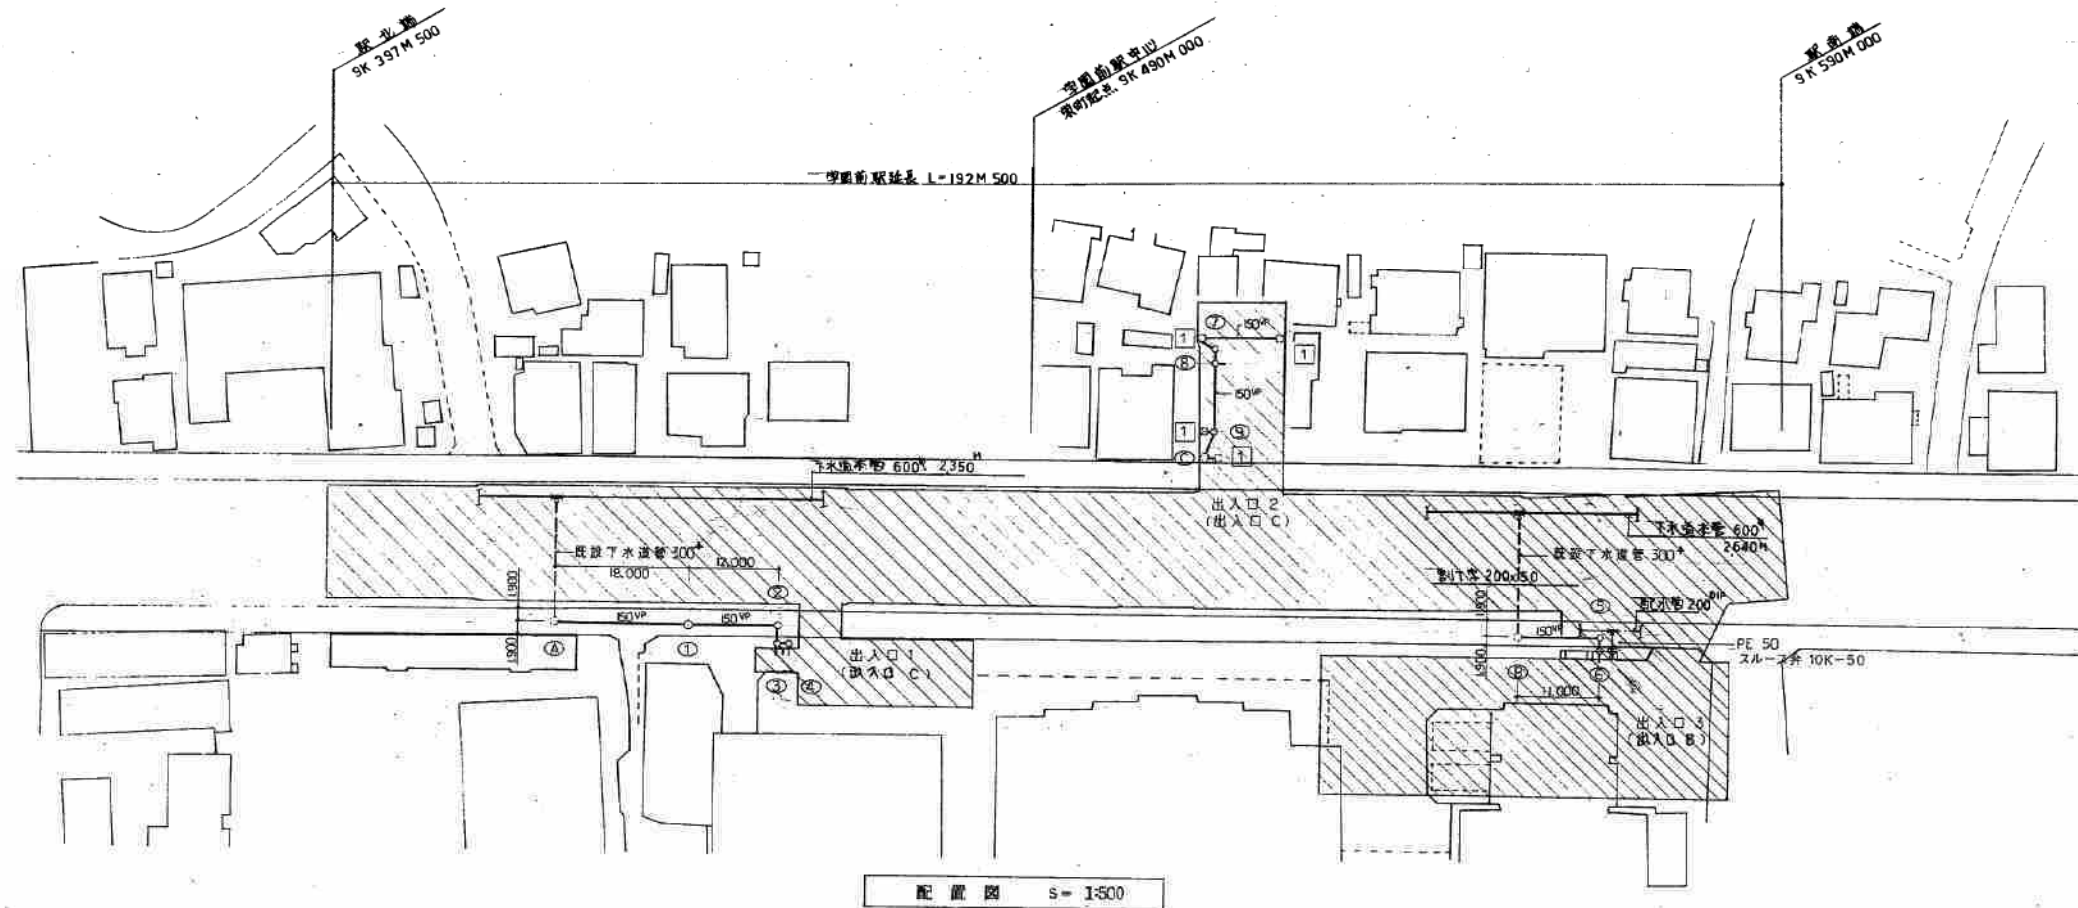


配置図 S=1:500

排水機一覧表


NO.	種別	寸法	蓋の種別	備考
①	汚水機	900φX1400H	600φ(D)	I号人孔機,インバート仕上
②	汚水機	600φX1200H	MHAAR 500φ(D)	交通局マーク入,インバート仕上
③	汚水機	450φX720H	MHAAR 400φ(D)	交通局マーク入,インバート仕上
④	泥溜機	450φX650H	MHAAR 400φ(D)	交通局マーク入,泥溜H=150以上
⑤	汚水機	600φX1200H	MHAAR 600φ(D)	交通局マーク入,インバート仕上
⑥	汚水機	450φX800H	MHAAR 600φ(D)	交通局マーク入,インバート仕上
⑦	泥溜機	450φX580H	MHAAR 400φ(D)	交通局マーク入,泥溜H=150以上
⑧	泥溜機	450φX650H	MHAAR 400φ(D)	交通局マーク入,泥溜H=150以上
⑨	泥溜機	450φX760H	MHAAR 400φ(D)	交通局マーク入,泥溜H=150以上
⑩	市人孔機	900φX1700H	600φ(D)	インバート仕上
⑪	市人孔機	900φX2250H	600φ(D)	インバート仕上
⑫	市人孔機	500φX800H	COM	
⑬	雨水機			建築工事

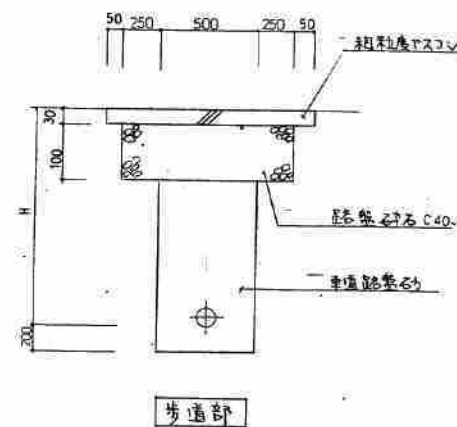


道路復旧図 S=1:500

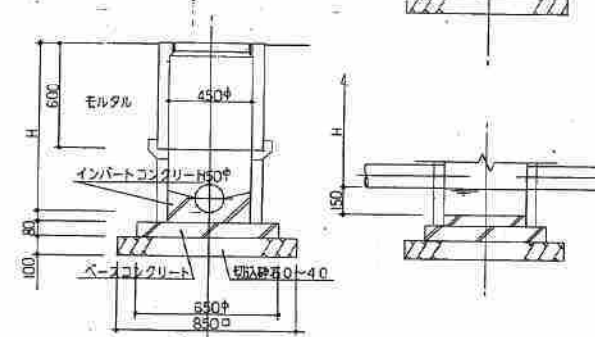

汚水機, 泥溜機, トラップ機詳細図 S=1/20

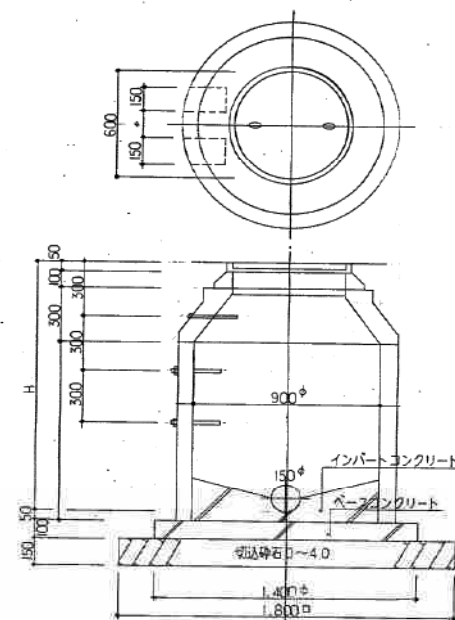

I号人孔機 詳細図 S=1/20

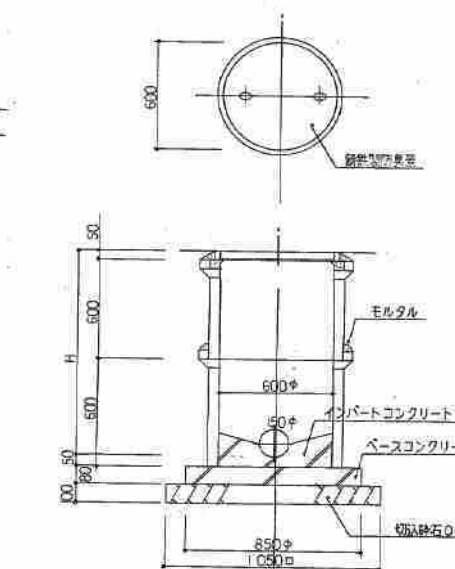




汚水機 (歩道部) 詳細図 S=1/20

学園前駅

施工図参照番号			
2, 20, 21, 23, 25, 27,			
工事番号	3, 4, 機 7 号		
工事名	東豊線学園前駅給排水衛生設備工事		
図面名称	配置図 (屋外配管図)		
図面番号	5	25	縮尺 1:500
製図	平成6年7月	日	1:20
監理技術者	主任技術者	現場代理人	作図
三和温調工業株式会社 TEL 783-6760			

 東日建・司・山道特定共同企業体
主任監理者



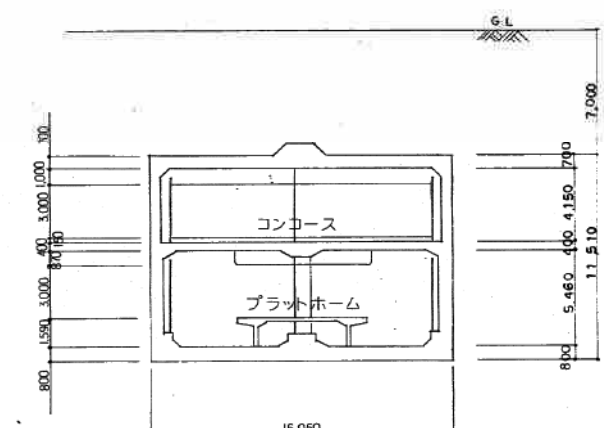
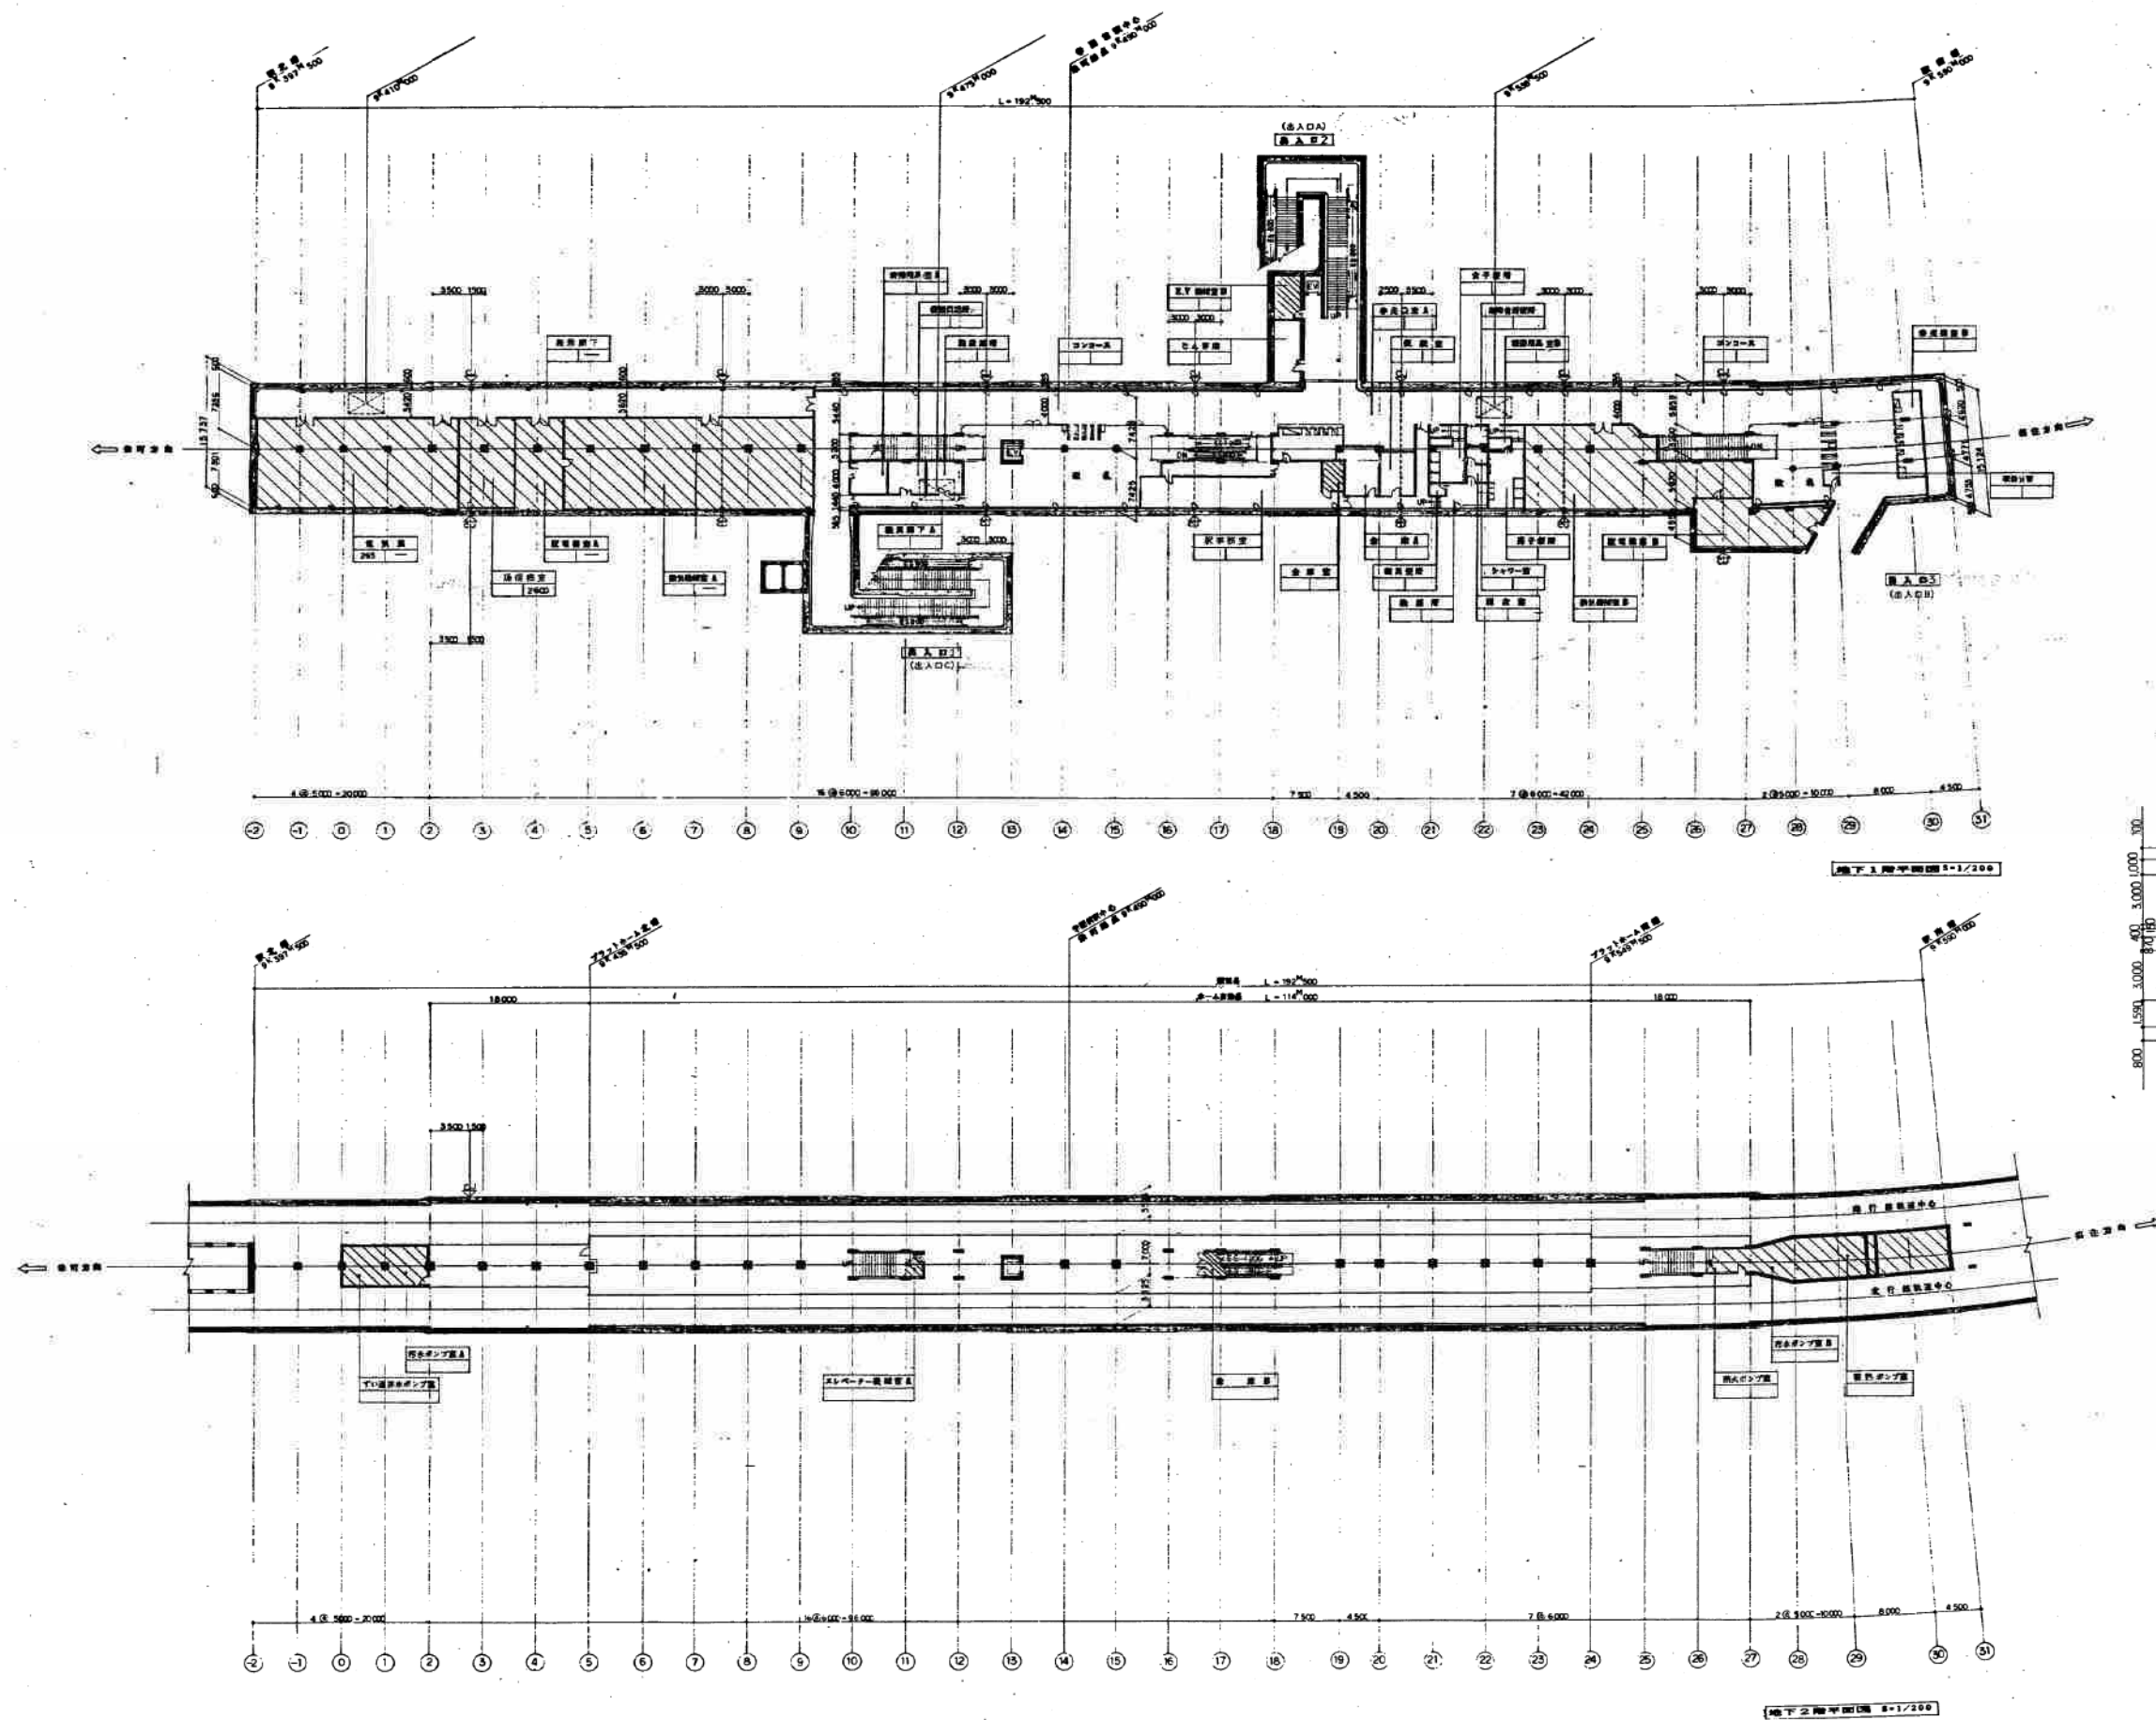


防火区画部分を示す

学園前駅

施工図参照番号			
工事番号	3 改 修 第 7 号		
工事名	東豊線学園前駅給排水衛生設備工事		
図面名称	全 体 図、断 面 図		
図面番号	3 / 25	縮 尺	1:400
製 図	平成6年7月 日	監 理 技 術 者	主任 技 術 者
監理技術者	主任 技 術 者	現場代理人	作 図
三和温調工業株式会社 TEL 783-6760			

近日常・岡・山道特定共同企業体
主任 監 理 者

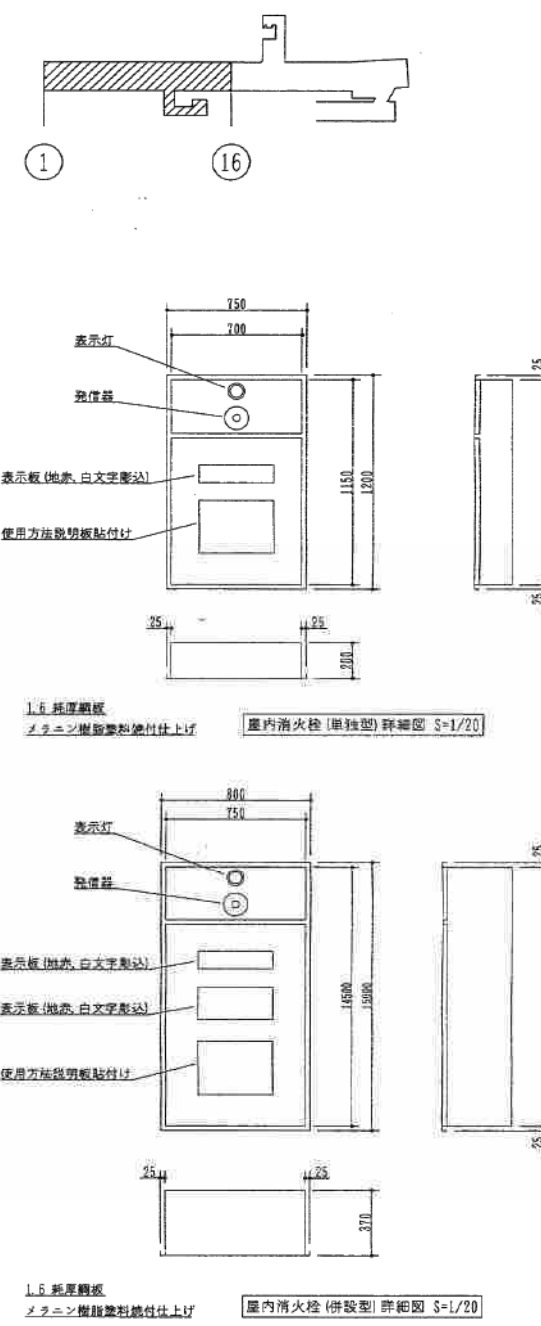
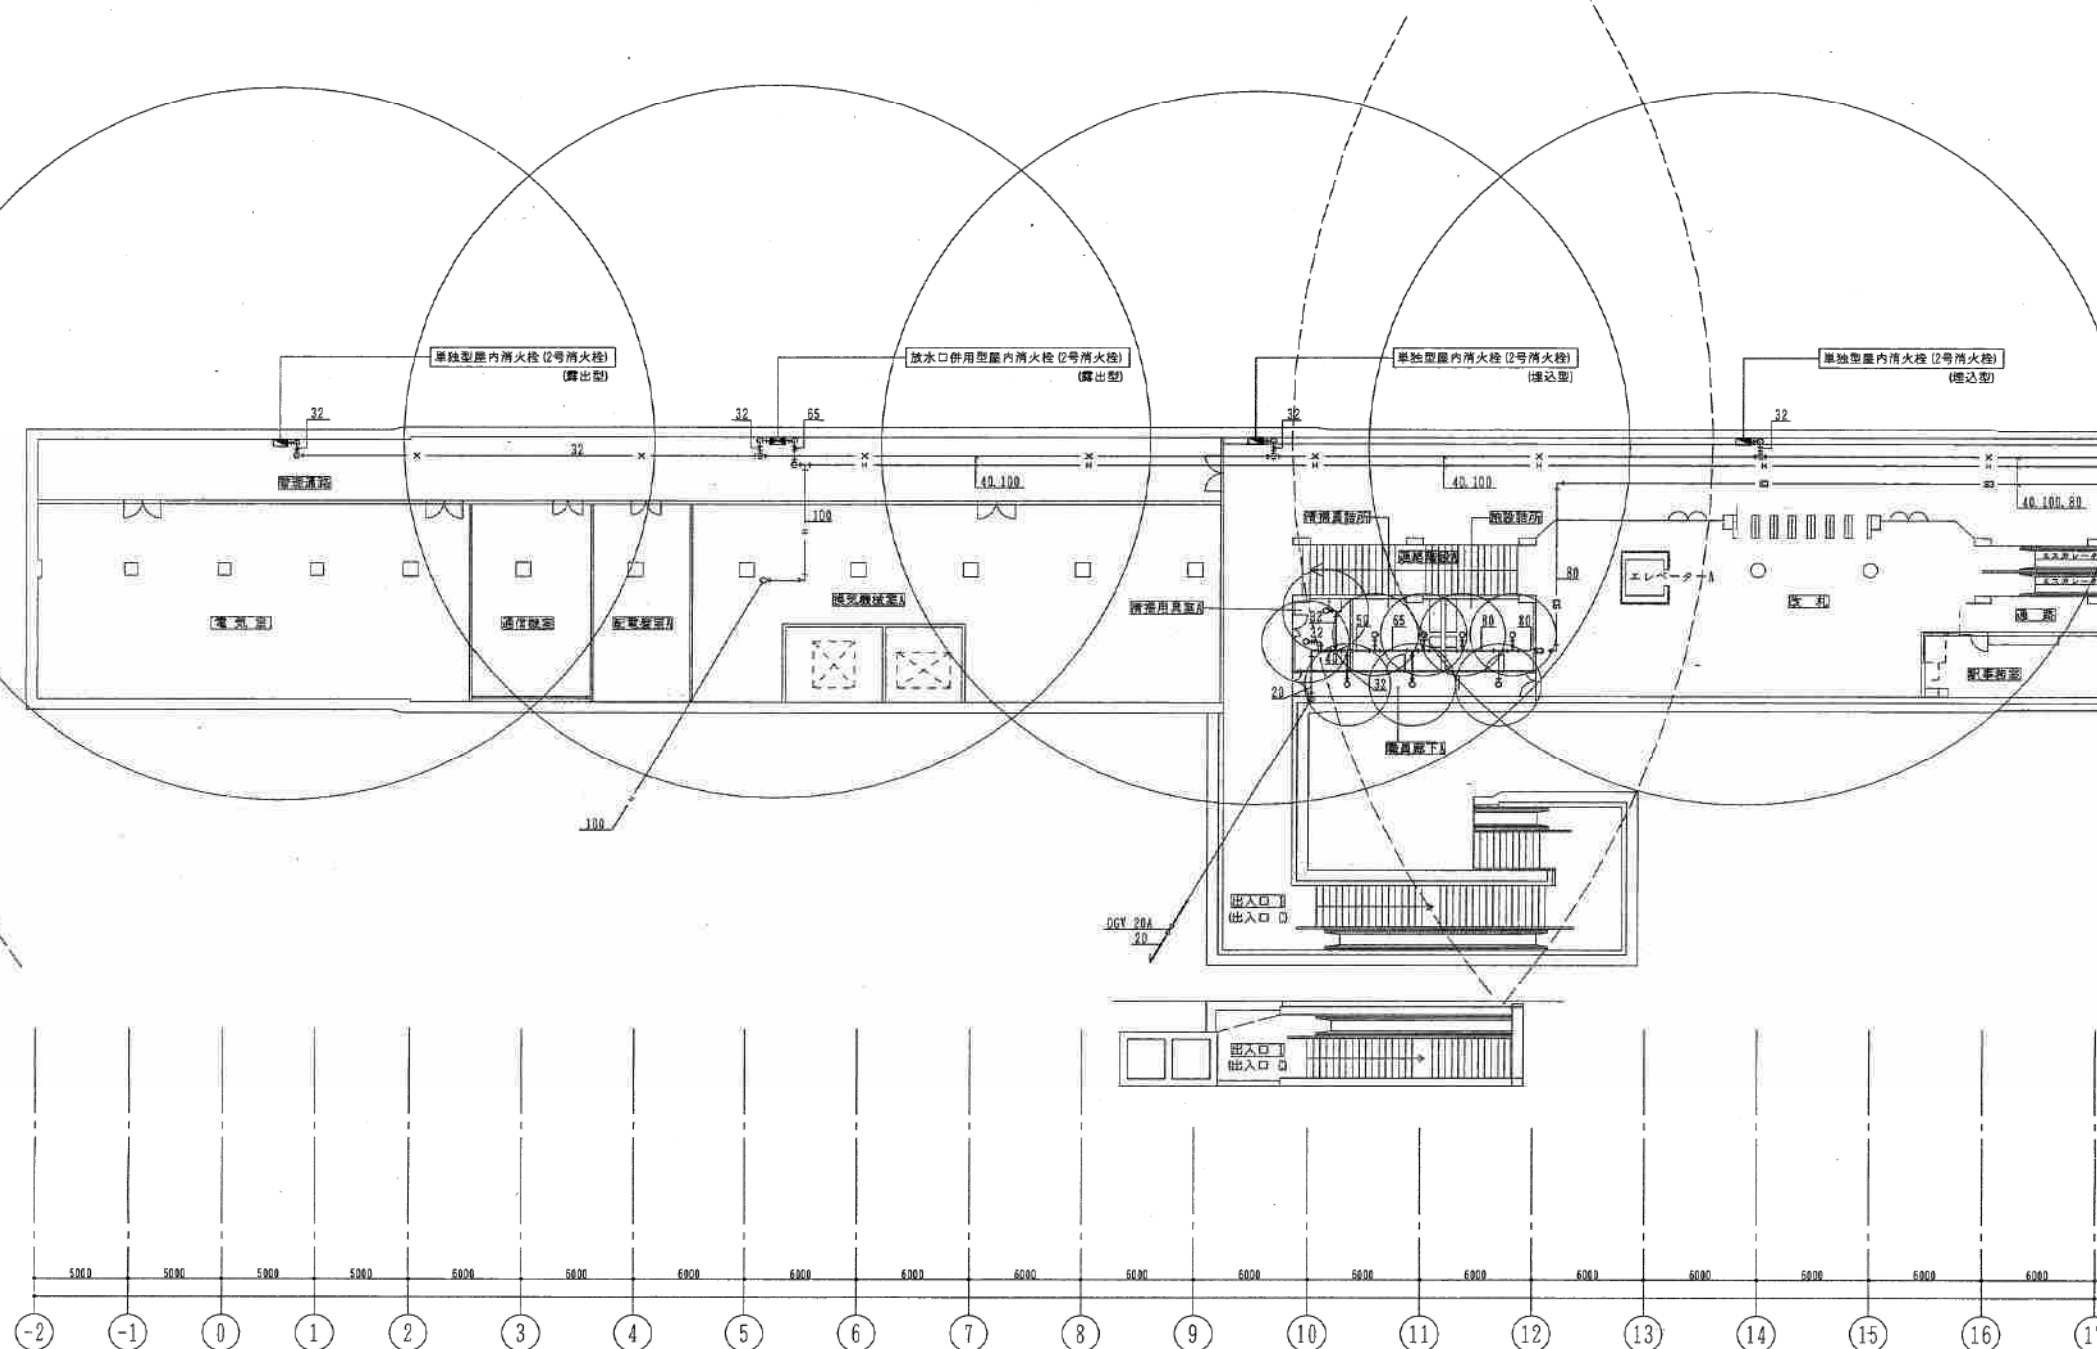








記
1. 屋内消火栓、送水口は詳細図参照

連結散水設備系統			
色別	系統	系統別名称	室名
アカ	S-1	駅事務室系統	駅事務室、券売機室A
グリーン	S-2	仮眠室系統	倉庫A、仮眠室、職員廊下B、洗面所、脱衣室、清掃用具庫B、券売機室B
ピンク	S-3	施設詰所系統	清掃用具庫A、清掃員詰所、施設詰所、職員廊下A、じん芥庫

学園前駅


施工図参照番号			
12~15, 18, 19, 25.			
工事番号	3 設機第7号		
工事名	東豊線学園前駅給排水衛生設備工事		
図面名称	地下1階 消火設備配管図-1		
図面番号	14 / 25	縮尺	1:200
製図	平成6年7月	1:20	
監理技術者	主任技術者	現場代理人	作図
三和温調工業株式会社 TEL 783-6760			

  

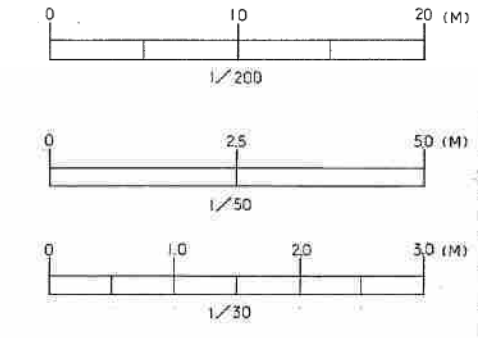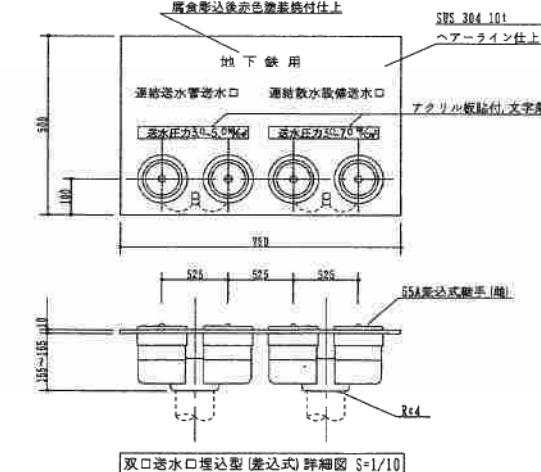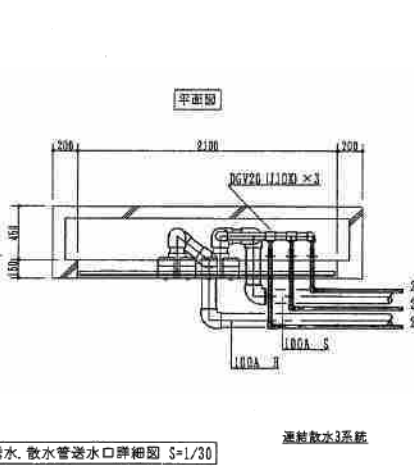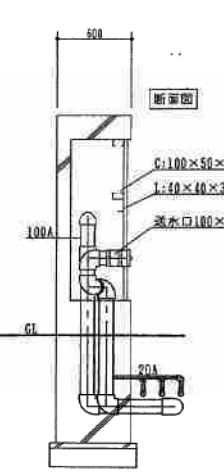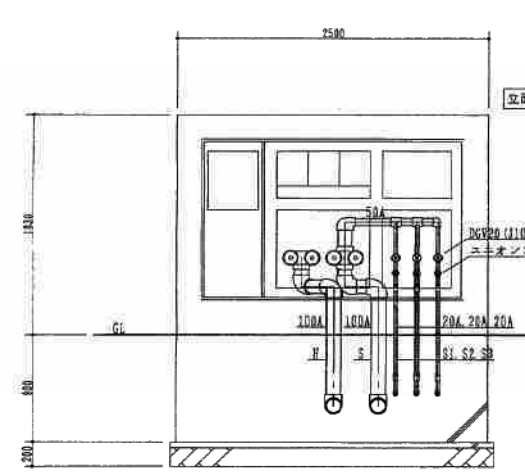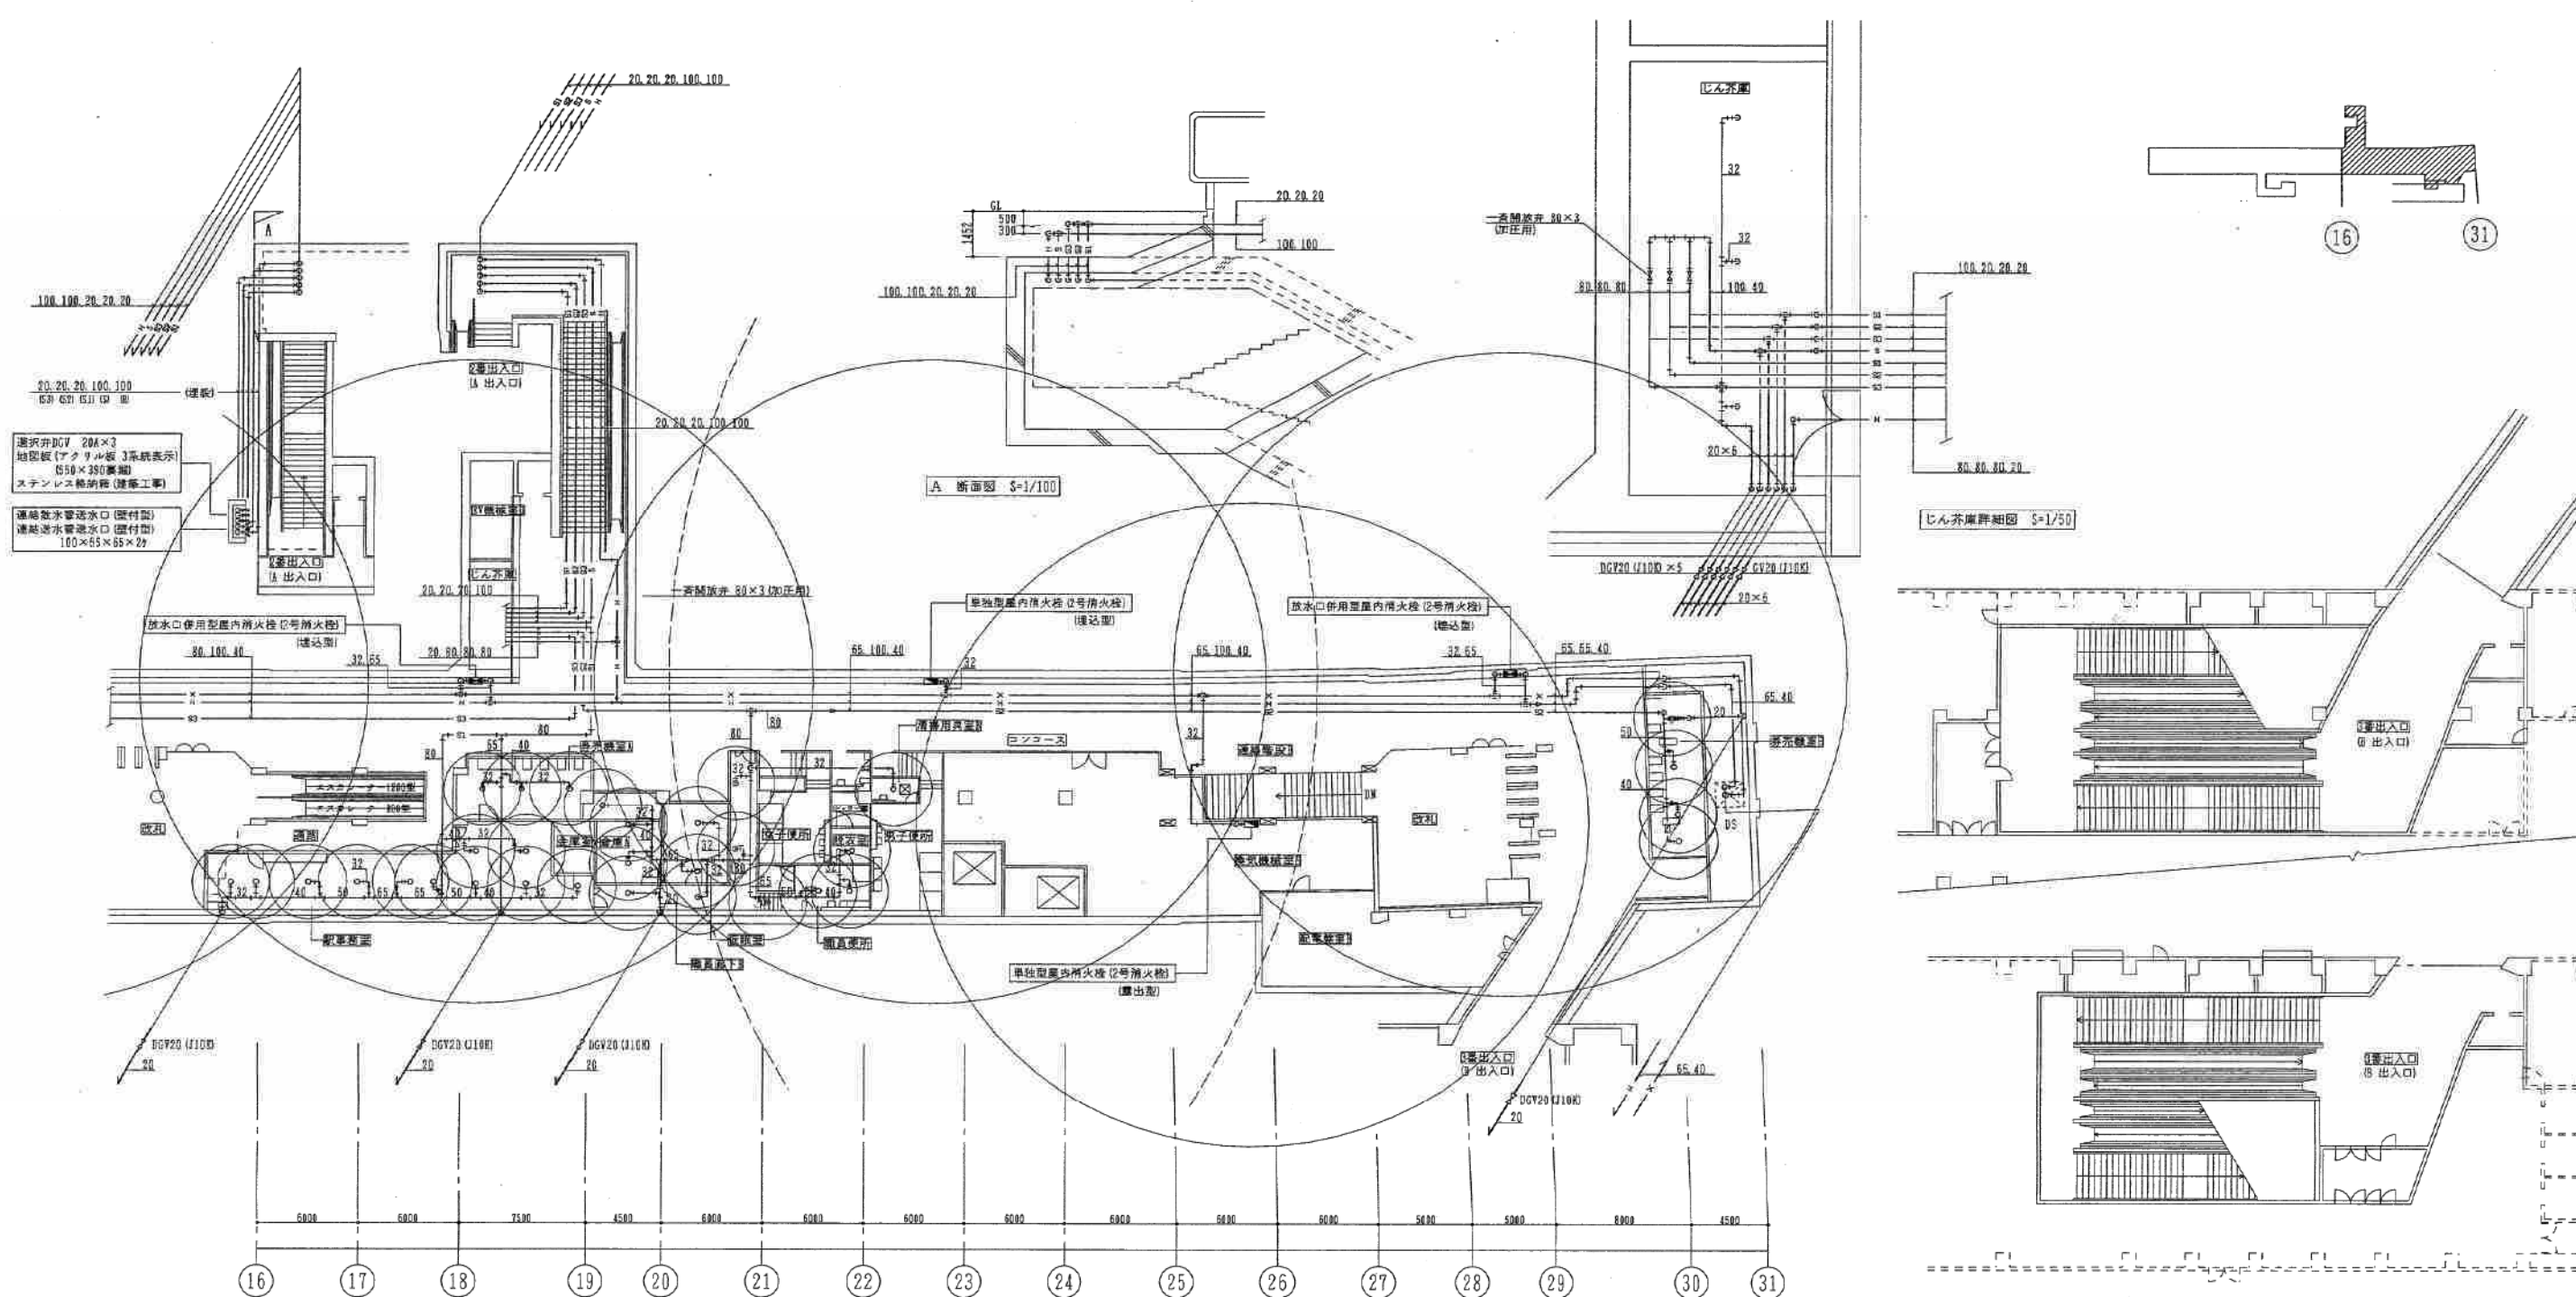

学園前駅

施工図参照番号			
15~21, 24, 26			
工事番号	3 設機第 7 号		
工事名	東豊線学園前駅給排水衛生設備工事		
図面名称	地下1階 消火設備配管図 -2		
図面番号	15/25	縮尺	1:200
製図	平成6年7月	1:30	1:50
監理技術者	主任技術者	現場代理人	作図
三和温調工業株式会社 TEL 783-6760			

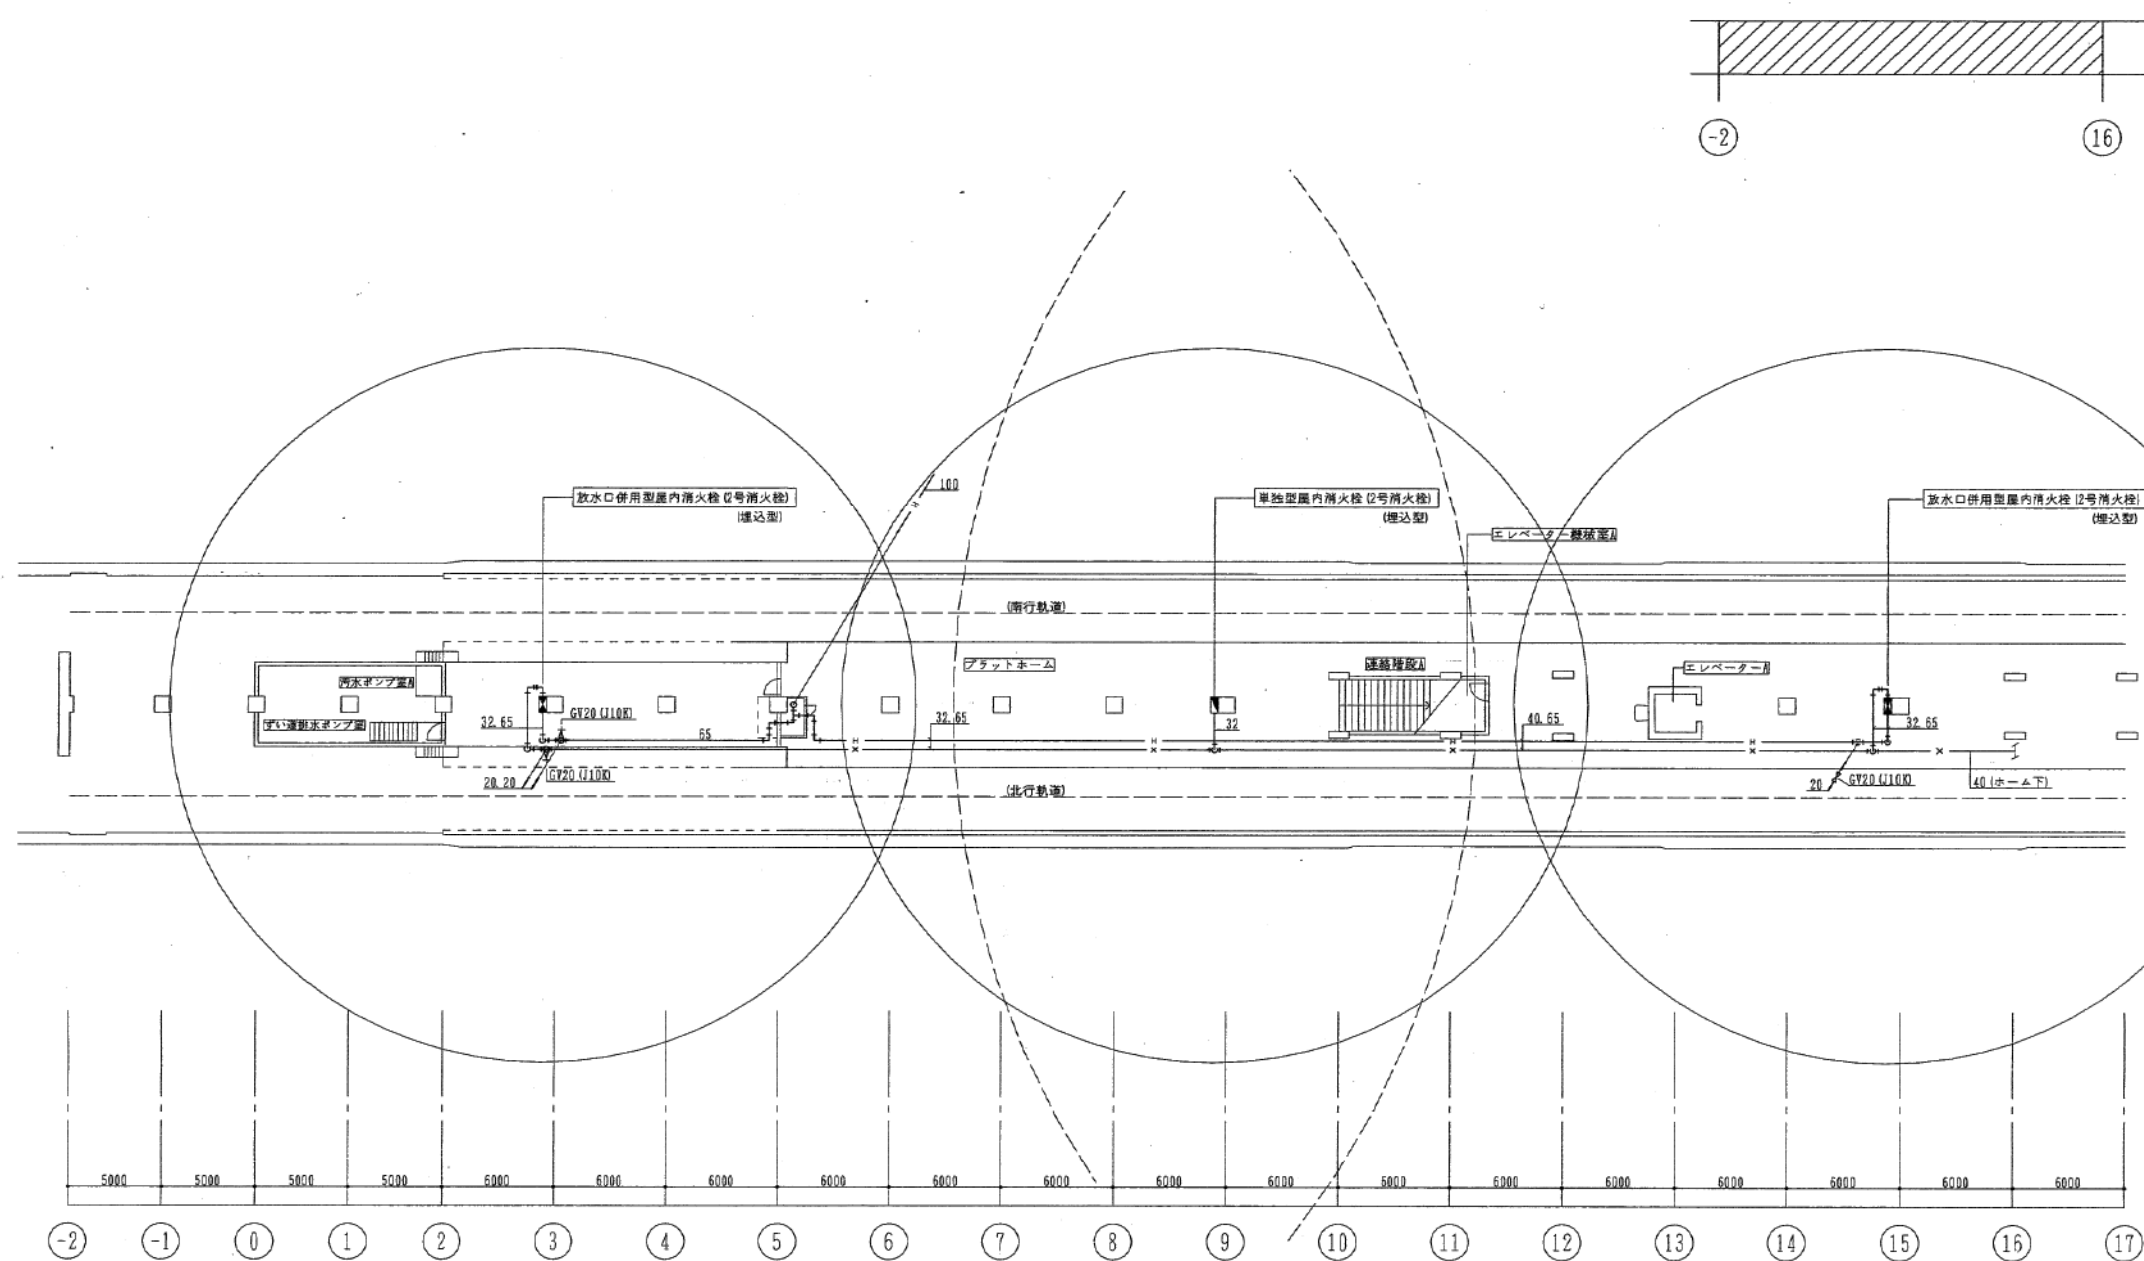

学園前駅

施工図参照番号			
5.6.			
工事番号	3 設機第7号		
工事名	東豊線学園前駅給排水衛生設備工事		
図面名称	地下2階 消火設備配管図 -1		
図面番号	16	25	縮尺 1:200
製図	平成6年7月	日	
監理技術者	主任技術者	現場代理人	作図
三和温調工業株式会社 TEL 783-6760			

