



地下2階：汚水ポンプ室B、洗面所C、職員便所D 詳細図 S=1/50

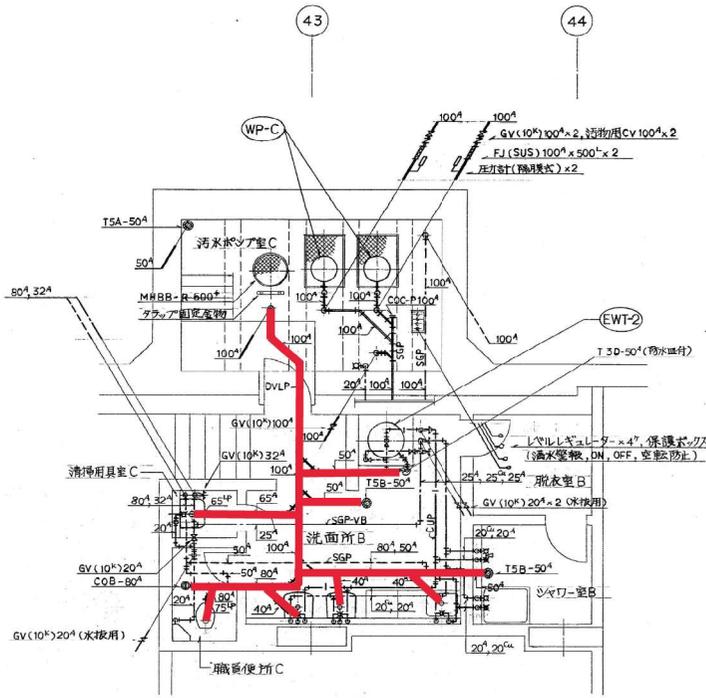

地下1階：汚水ポンプ室C、洗面所B、清掃用具室C、職員便所C 詳細図 S=1/50

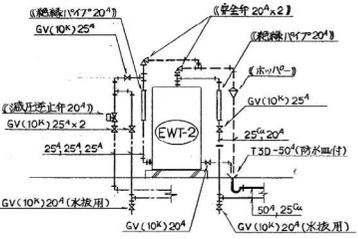

電気温水器(器)配管要領図

()は附属品とす。

地下2階：汚水ポンプ室B 機巻表

記号	機巻名称	仕	機	数	メーカー・型番
WP-B	汚水ポンプ	汚水・汚物用水中ポンプ(ボルトレス型)、巻腕式、自動安全運転 80φ×200φ _全 ×23m×3φ×415V×11kW、附属品：浮上付用SUSツナリ、ケ-プル束		2	住友製作所 80DVC511

地下1階：汚水ポンプ室C、洗面所B 機巻表

記号	機巻名称	仕	機	数	メーカー・型番
WP-C	汚水ポンプ	汚水・汚物用水中ポンプ(ボルトレス型)、巻腕式、自動安全運転 80φ×200φ _全 ×15m×3φ×415V×7.5kW、附属品：浮上付用SUSツナリ、ケ-プル束		2	住友製作所 80DVC57.5
EWT-2	電気温水器	貯湯量 460L、ステンレス一体、電源 1φ×200V×5.4kW 附属品：減圧逆止弁、安全弁×2、総線パイプ×2、ホッパ-付		1	三菱電機 SR4633

汚水ポンプ室B 器具表

器具名称	記	号	数	備	考	メーカー
カップリング水栓	T28A	20φ	1	C-1		TOTO

洗面所C 器具表

器具名称	記	号	数	備	考	メーカー
洗面器	L220D		1	トワレ水、Pトラフ、立水栓、水栓		TOTO
化粧鏡	TS119AS3		1	363×455×5φ		

職員便所D 器具表

器具名称	記	号	数	備	考	メーカー
和風兼用便器	C750AV		1	紙巻巻(YH50)		TOTO
隅付口タワシ	S670B		1	防騒型、手洗付、洗淨器		

汚水ポンプ室C 器具表

器具名称	記	号	数	備	考	メーカー
カップリング水栓	T28A	20φ	1	C-1		TOTO

清掃用具室C 器具表

器具名称	記	号	数	備	考	メーカー
掃除用流し	SK22A		1	台付Sトラフ、楕円形20φ、以加ハ、共栓		TOTO

職員便所C 器具表

器具名称	記	号	数	備	考	メーカー
浮上便器	C21		1	紙巻巻(YH50)、前取座		TOTO
隅付口タワシ	S536B		1	防騒型、手洗付、洗淨器		


洗面所B 器具表

器具名称	記	号	数	備	考	メーカー
洗面器	L306		2	トワレ水、Pトラフ、TL135ASER、水栓 TOTO		
化粧鏡	TS119AS3		2	363×455×5φ		
混合水栓	TK135E		1	シングルレバー		

シャワー室B 器具表

器具名称	記	号	数	備	考	メーカー
シャワーヘッド	TM1115CSU		1	ハンドシャワー、世界口(噴水機構付)		TOTO
化粧鏡	TS1119F3		1	防湿型 363×455×5φ		
自在水栓	T30AR	15φ	2	C-1、H-1(耐熱ハンドル)		

 福住12 B1, B2南側詳細図



東和・旭特定共同企業体
主任監理者

施工図参照番号
52・62・63・64

工事番号 3 設備第11号

工事名 東豊線福住駅給排水衛生設備工事 現場責任者


図面名称 地下1階：汚水ポンプ室C、洗面所B、シャワー室B、清掃用具室C、職員便所C 詳細図

図面番号 15/31 縮尺 1/50

製図 平成6年7月日

監理技術者 主任技術者 現場代理人 作図

東和・旭特定共同企業体
東和設備工業株式会社 電話756-0882番

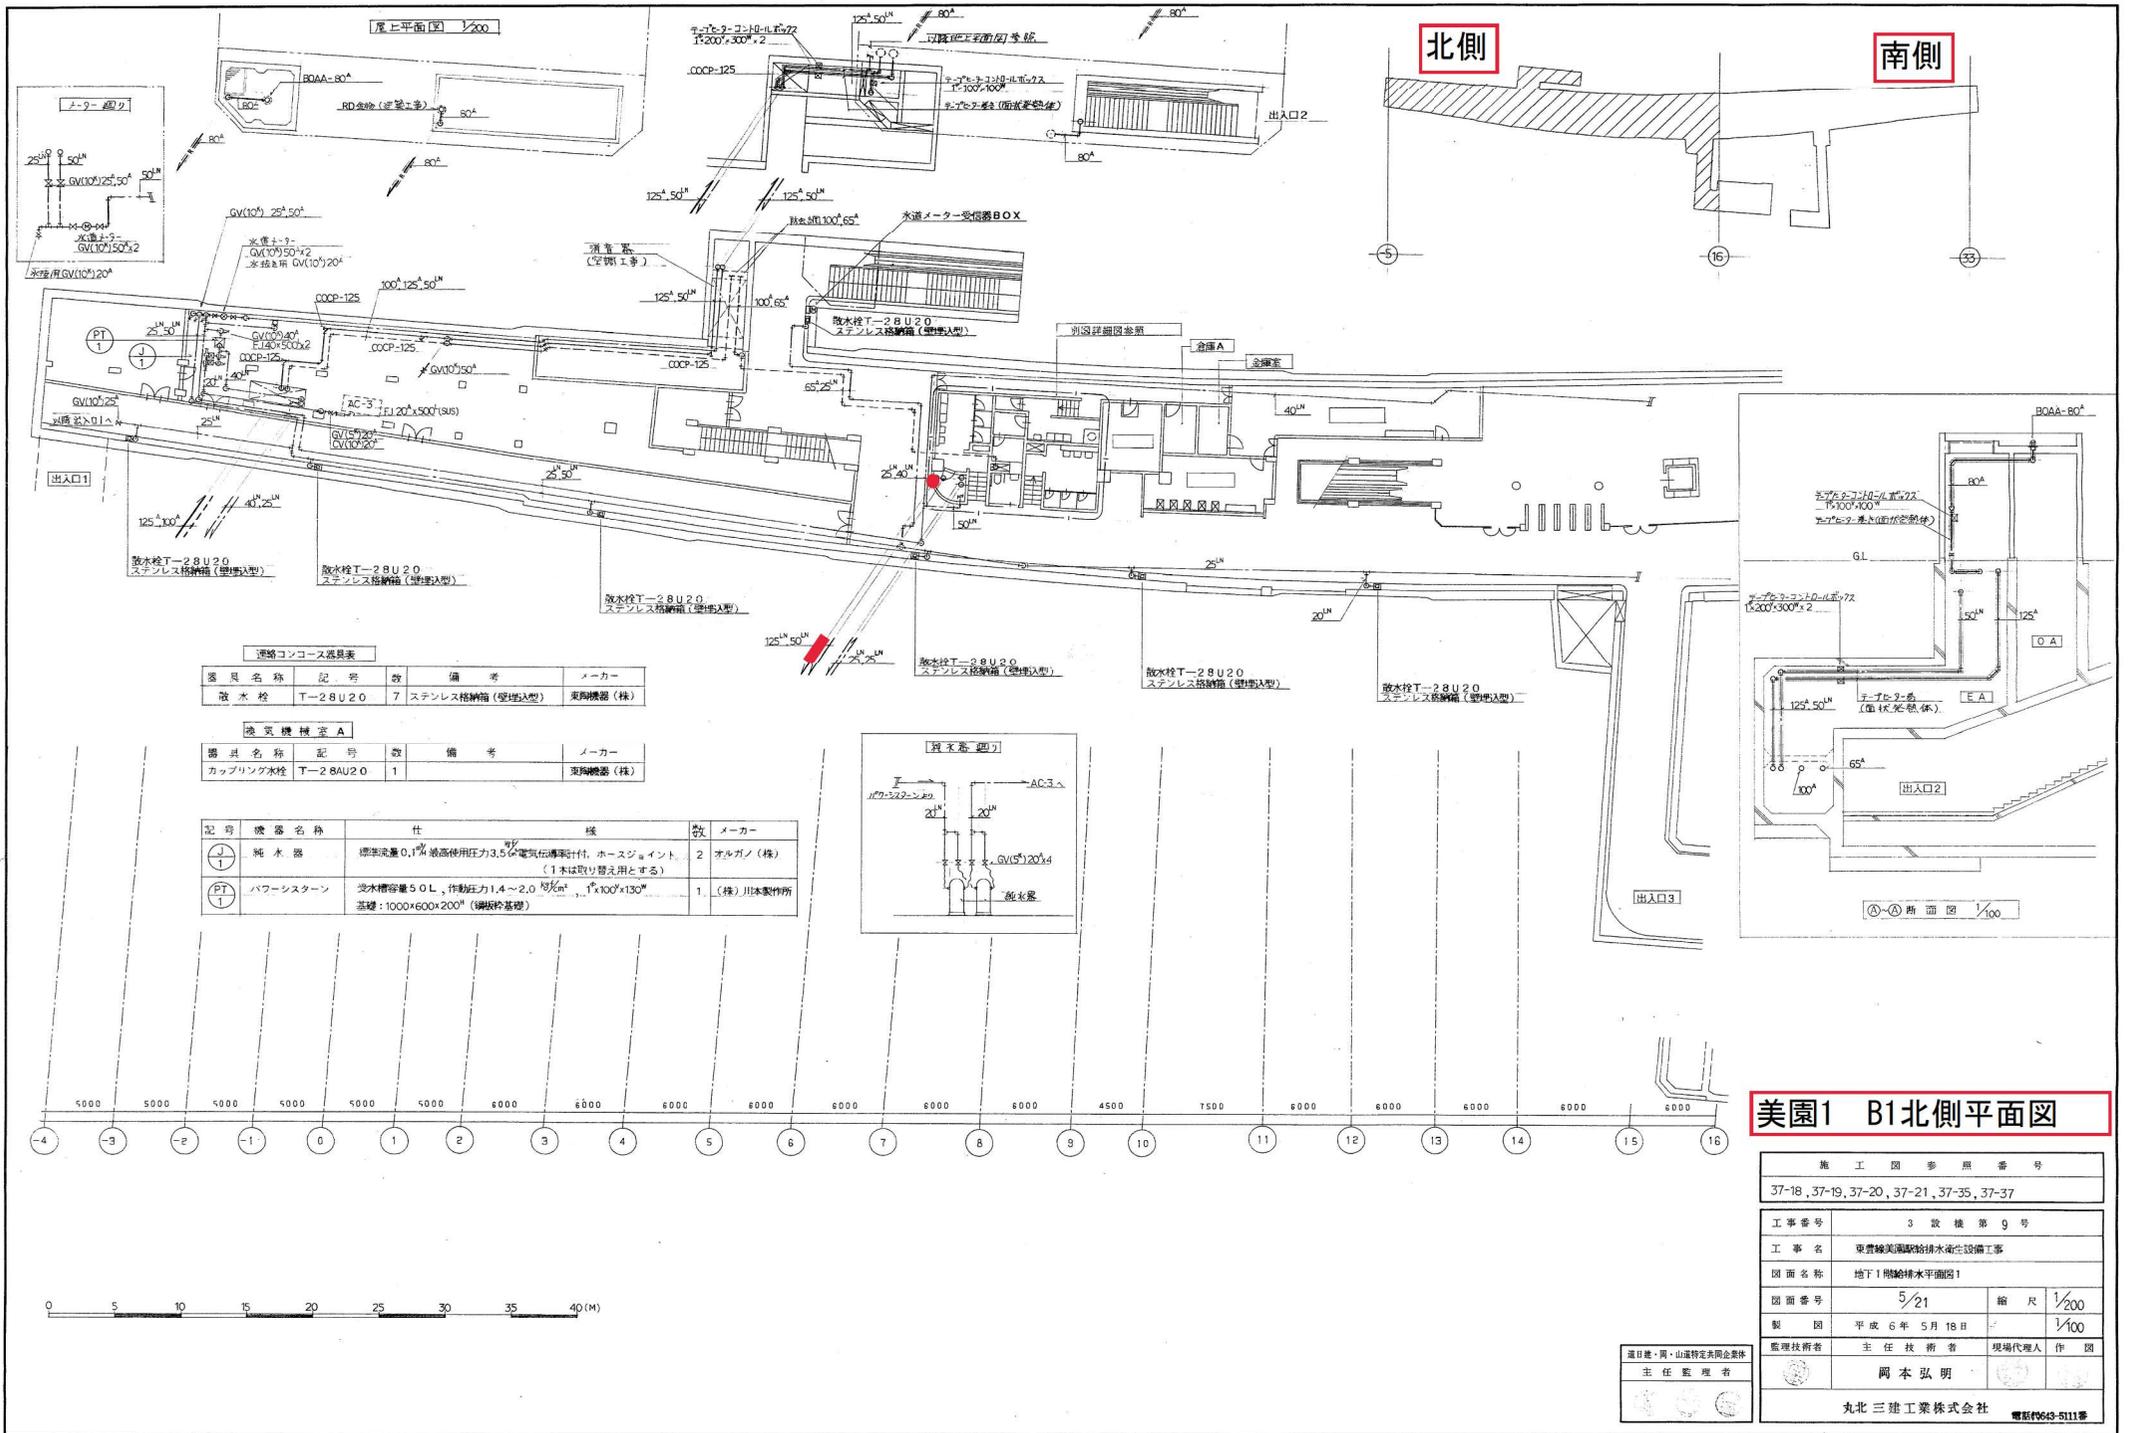

排水コンコース器具表

器具名称	記号	数	備考	メーカー
放水栓	T-28U2.0	7	ステンレス格納箱(壁掛型)	東興機器(株)

換気機機室 A


器具名称	記号	数	備考	メーカー
カップリング水栓	T-28AU2.0	1		東興機器(株)

記号	機器名称	仕	数	メーカー
J	純水器	標準流量0.1 ^分 最高使用圧力3.5 ^分 電気伝導率計付、ホースジョイント、(1本は取り替え用とする)	2	オルガノ(株)
PT	パワースターン	汲水容量50L、作動圧力1.4~2.0 ^分 、1 ^分 ×100 ^分 ×130 ^分 、口径:1000×600×200 ^分 (標準寸法)	1	(株)川本製作所

美園1 B1北側平面図

施工図参照番号	
37-18, 37-19, 37-20, 37-21, 37-35, 37-37	
工事番号	3 設機第9号
工事名	東豊線美園駅給排水衛生設備工事
図面名称	地下1階給排水平面図1
図面番号	5/21
縮尺	1/200
製図	平成6年5月18日
縮尺	1/100
監理技術者	主任技術者 岡本 弘明
現場代理人	作 園
丸北三建工業株式会社 電話943-5111番	

園田建設・園・山道特定共同企業体
主任監理者

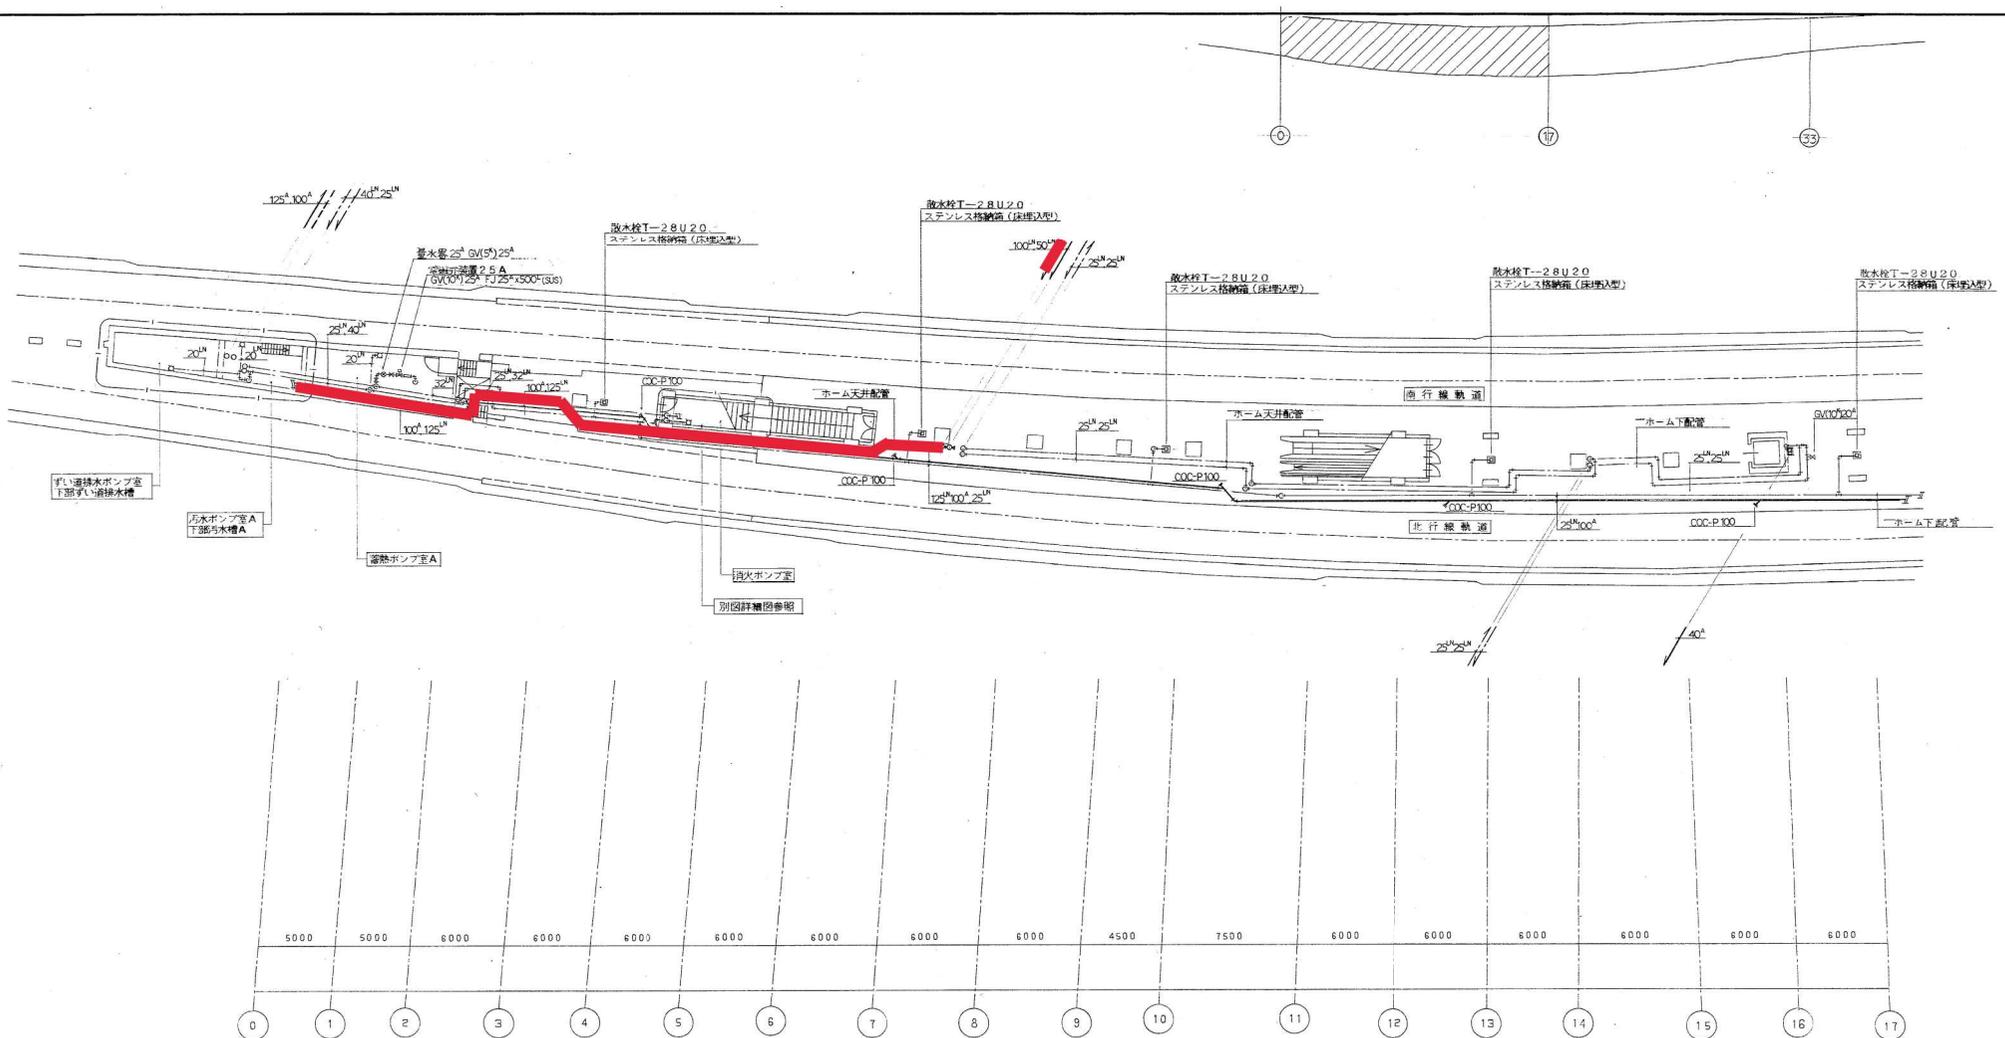

プラットフォーム器具表

器具名称	記号	数	備考	メーカー
水栓器	S-4.5	1	レバー式	東陶機器(株)
排水栓	T-28U20	5	ステンレス格納箱(床埋込型)	東陶機器(株) (株) 樋口 ステンレス格納箱

ずい道排水・汚水・電熱ポンプ室器具表

器具名称	記号	数	備考	メーカー
カップリング水栓	T-28AU20	3		東陶機器(株)

消火ポンプ室

器具名称	記号	数	備考	メーカー
カップリング水栓	T-28AU20	1		東陶機器(株)



 
美園2 B2北側平面図

施工図参照番号
37-6, 37-7, 37-9, 37-10, 37-13

工事番号 3 設機第9号
 工事名 京葉線美園駅排水衛生設備工事
 図面名称 地下2階給排水平面図1
 図面番号 7/21 縮尺 1/200
 製図 平成6年5月18日
 監理技術者 主任技術者 現場代理人 作園
 主任監理者 岡本弘明

丸北三建工業株式会社 電話0643-5111番

通日建・西・山道特定共同企業体
主任監理者






器具名称	記号	備考	メーカー
放水栓	T-28U20	3 ステンレス格納箱 (床埋込型)	東陶機器 (株)

器具名称	記号	備考	メーカー
カップリング水栓	T-28AU20	1	東陶機器 (株)

器具名称	記号	備考	メーカー
洗面器	L-220D	2 アングル止水Pトラップ立水栓	東陶機器 (株)
化粧鏡	TC-110AS-3	2 383X485X9	〃
壁型自在水栓	T-130AR-13A	2 (泡末)	〃
化粧棚	S-3	2	〃

器具名称	記号	数	備考	メーカー
掃除用洗剤	SK-22A	1	Sトップリム付。水栓、止水栓	東陶機器 (株)

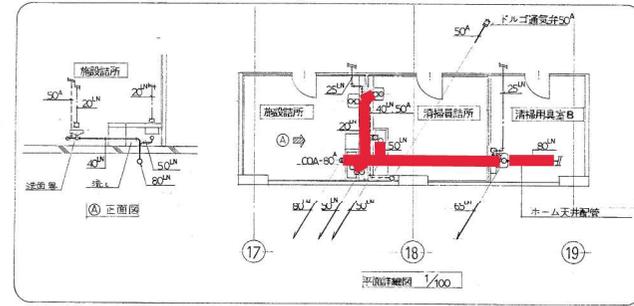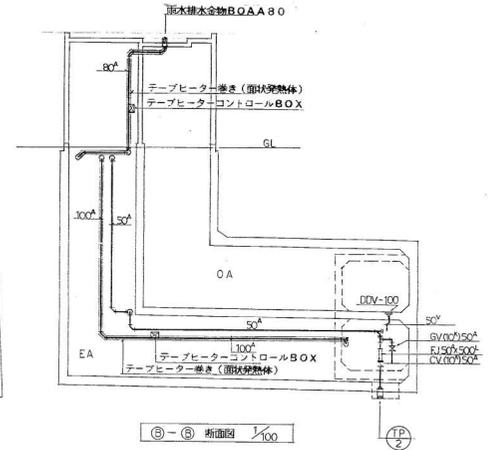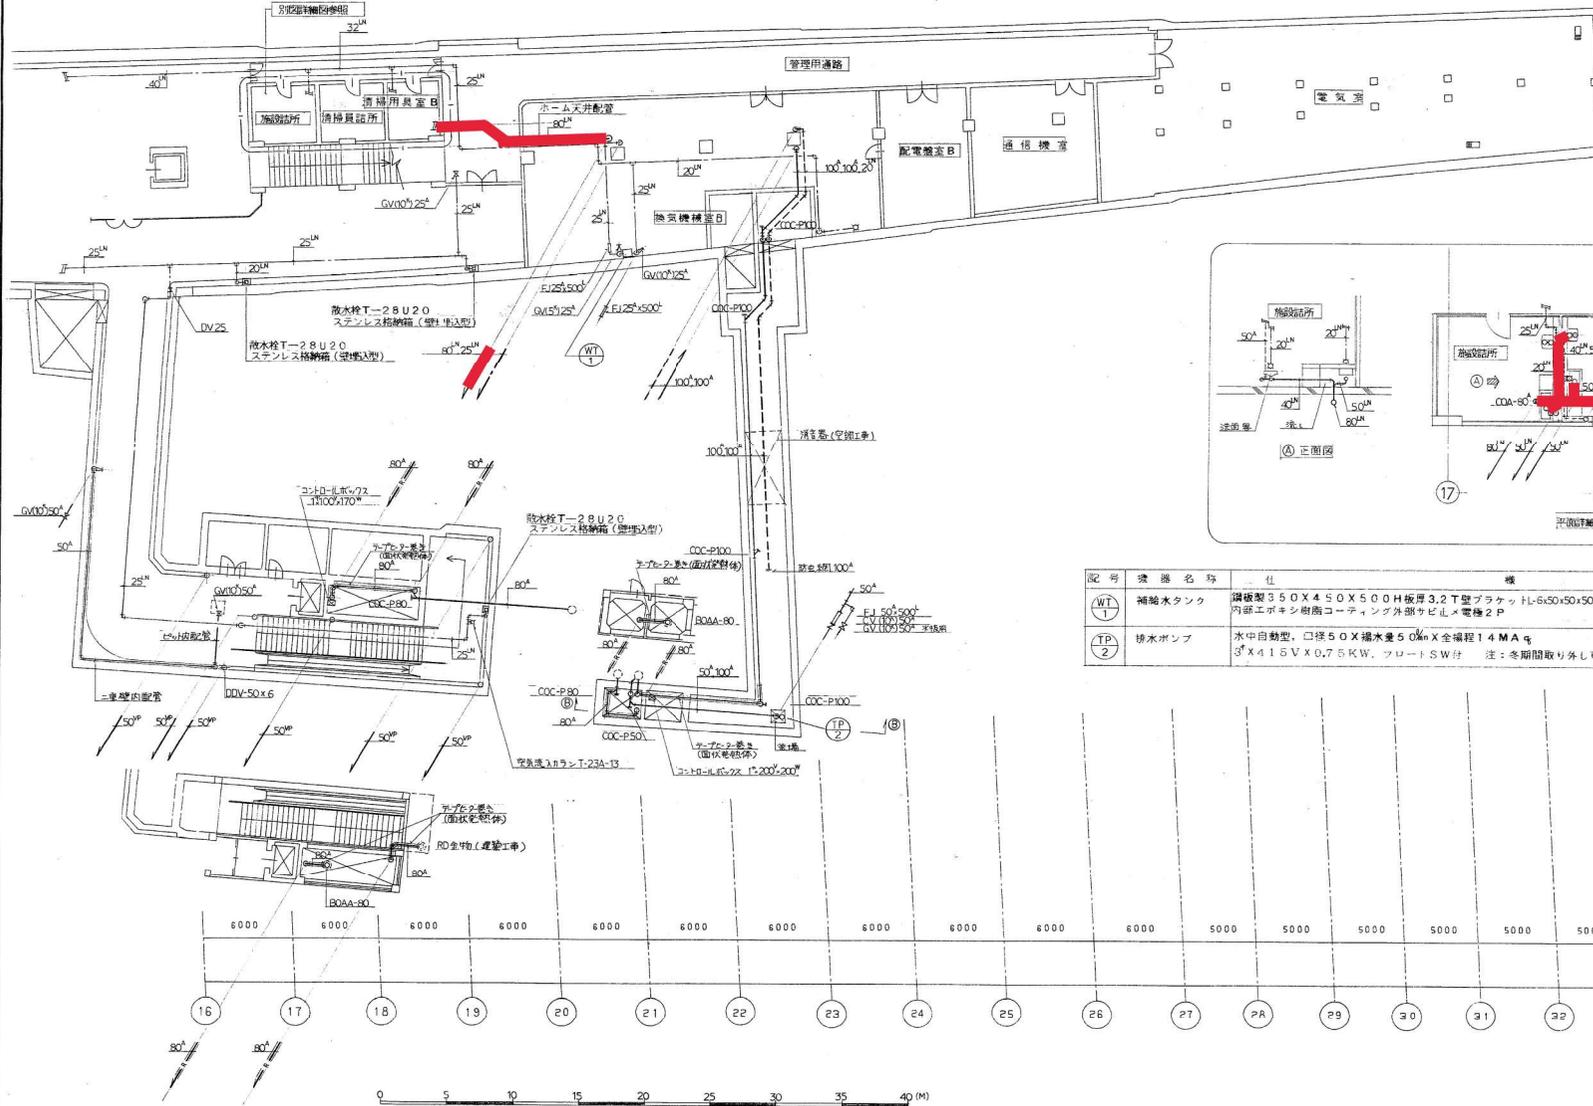

記号	器具名称	仕	機	数	メーカー
WT 1	補給水タンク	鋼板製 350X450X500H 板厚 3.2T 壁ブレース HL-650X50X500H 内部エポキシ樹脂コーティング外部サビ止め電機 2P		1	八重工業 (株)
TP 2	排水ポンプ	水中自動型、口径 50X 排水量 50ℓ X 全行程 1.4M 4φ 3φ X 415V X 0.75KW、フットSW付 注: 冬期間取り外し可能		1	(株) 鶴見製作所

美園3 B1南側平面図

施工図参照番号	
37-11,37-20,37-22,37-23,37-24,37-25,37-33,37-34,37-37	
工事番号	3 設備第 9 号
工事名	東豊線美園駅給排水衛生設備工事
図面名称	地下1階給排水平面図2
図面番号	6/21
縮尺	1/200
製図	平成 6 年 5 月 18 日
縮尺	1/100
通日建・興・山道特設美園全業特	主任技術者
主任監理者	岡本 弘明
現場代理人 作 園	
丸北 三建工業株式会社	
電話 0643-6111 番	



男女子便所器具表

器具名称	記号	数	備考	メーカー: 東海機器 (株)
和風大便器	C-760VC	4	(男子・2組, 女子・2組) パナムブレーカー付FV扉取付	
洋風大便器	C-21	2	(男子・1組, 女子・1組) 節水型FV, 音消便座, 床フランジ	
ストール型小便器	U-307C	3	排水金物, トラップ簡便式	
掃除用流し	SK-22A	1	台付ストロップ, 排水栓, 20A, サームカバー, 共栓	
洗面器	L-220D	5	(男子・2組, 女子・3組) アンダール止水, Pトラップ, 立水栓	
化粧鏡		1	455x1300x5 (監視防止仕様) 男子用	
化粧鏡		1	455x2200x5 (監視防止仕様) 女子用	
小便器用洗浄装置	FA型	1	TES5B, TEF45CN, TEF45 (埋設型)	

器具便所器具表




器具名称	記号	数	備考	メーカー: 東海機器 (株)
洋風大便器	C-450	1	TES22BF, TEF61RS紙巻器YH50	
洗面器	L-103D	1	アンダール止水, Pトラップ, レバー式立水栓	
化粧鏡	LM-531	1	(傾斜型)	

清掃用便所器具表


器具名称	記号	数	備考	メーカー: 東海機器 (株)
洗面器	L-306	1	アングル止水, Pトラップ, 立水栓	
化粧鏡	TS-119F-3	1	(耐食型) 363x455x5, シャワー室	
化粧鏡	TS-119AS-3	1	363x455x5	
構型自在水栓	T-30AR-13	1	C-1, H-1 浴室用	
シャワー装置	TM115CSU	1	ハンドシャワー, 吐水口, (1次止水機構付)	
混合水栓	TK-135Z	1	シングルレバー式	

洗面室機器表

記号	機器名称	仕	種	数	メーカー: 三菱電機 (株)
EWT	電気温水器	容量460電気容量1200V5.4KW附属品: 湯圧計, Y型ストレーナ20 ^φ , ホッパー, 缶体ステンレス, 安全弁X2	縦	1	コンクリート基礎 (埋設)

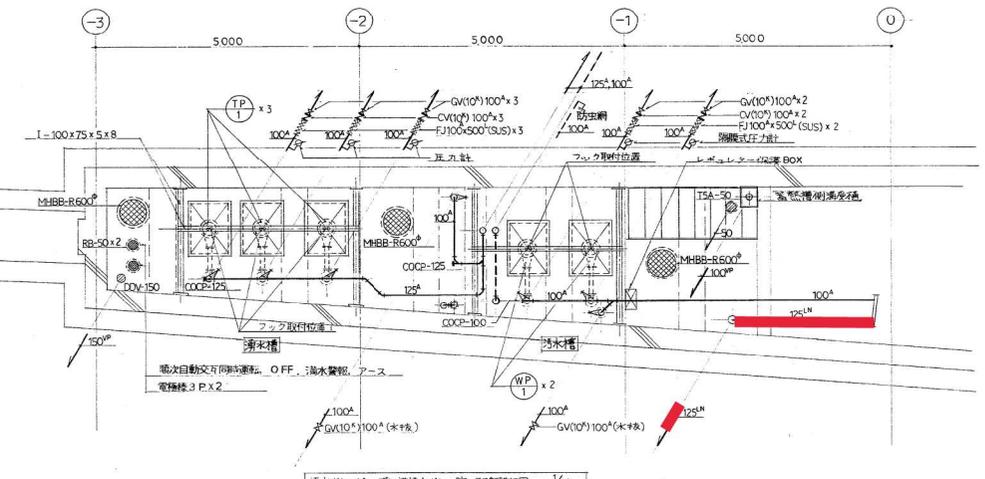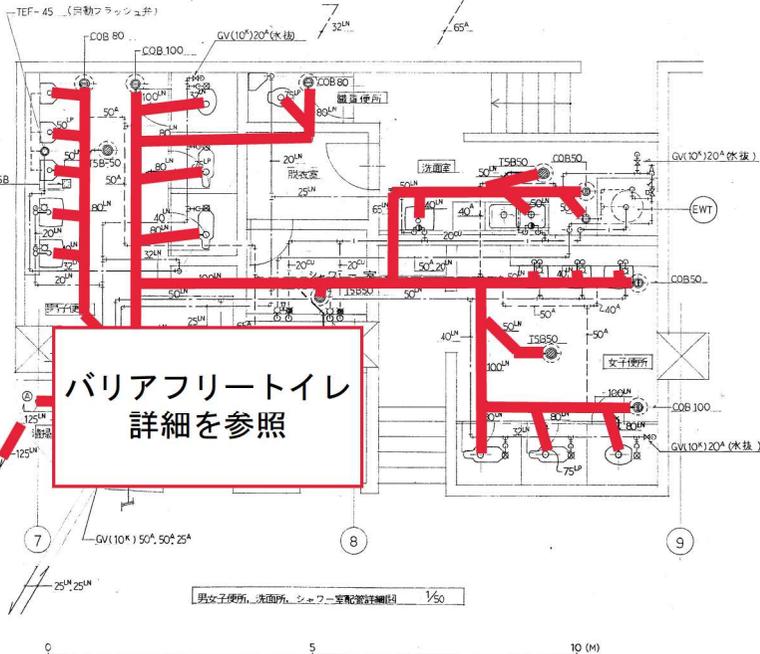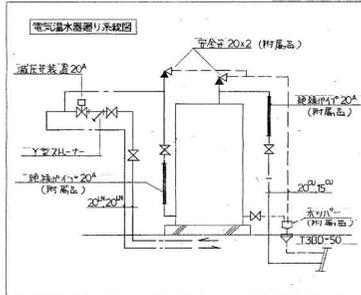

記号	機器名称	仕	種	数	メーカー
WP1	汚水汚物ポンプ	(水中部ボルトックス) 口径80A X 揚水量200L/MIN X 全揚程1.2MA X 動力(3 ^φ 415V)3.7KW	縦	2	(株) 在来製作所
WP2	汚水汚物ポンプ	(水中部ボルトックス) 口径80A X 揚水量200L/MIN X 全揚程1.6MA X 動力(3 ^φ 415V)11.1KW	縦	2	(株) 在来製作所
TP1	汚水排水ポンプ	(木中型) 口径100A 揚水量300L/MIN X 全揚程2.0MA X 動力(3 ^φ 415V)7.5KW	縦	3	(株) 鏡見製作所

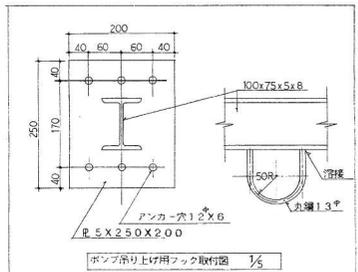


美園5 B1, B2詳細図

施工図参照番号
37-13, 37-15, 37-16, 37-17, 37-29

工事番号: 3 設 機 第 9 号
 工事名称: 東京線美園駅給排水衛生設備工事
 図面名称: 便所・各ポンプ室詳細図
 図面番号: 9/21 縮尺: 1/50
 製 図: 平成 6 年 5 月 18 日
 監理技術者: 主任技術者 現場代理人 作 園
 主任監理者: 岡本弘明

丸北三建工業株式会社 電話0648-5111※




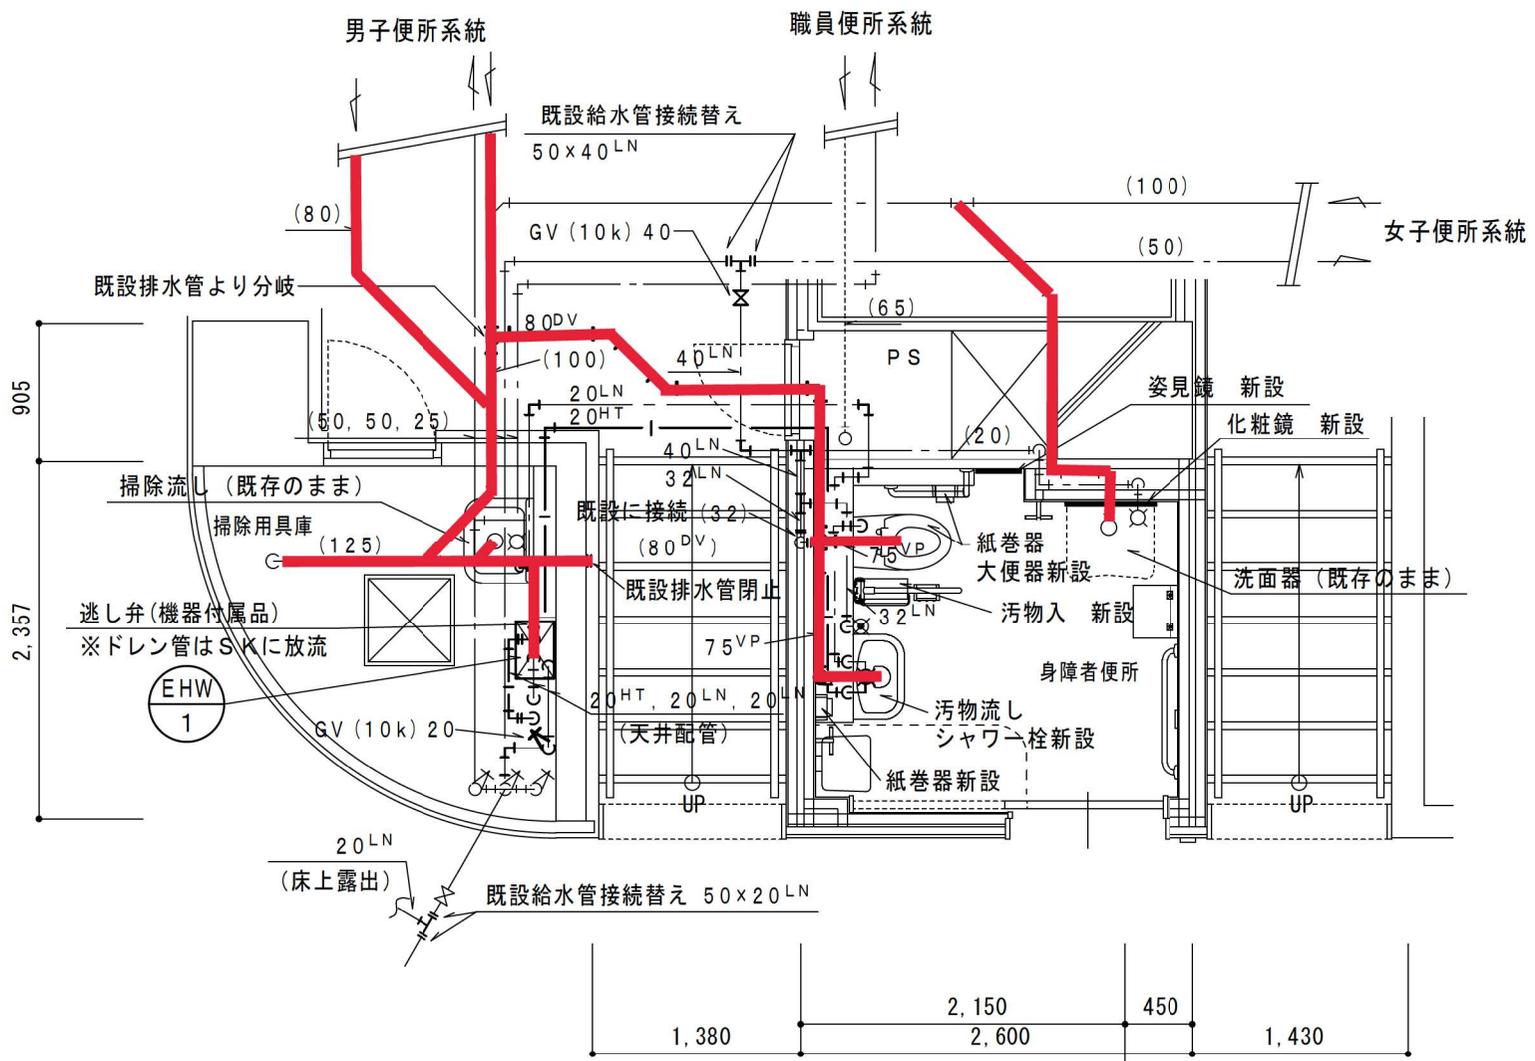

バリアフリースイレ詳細

衛生設備 (改修後) 平面詳細図 S=1/50

美園6 B1 バリアフリースイレ詳細図

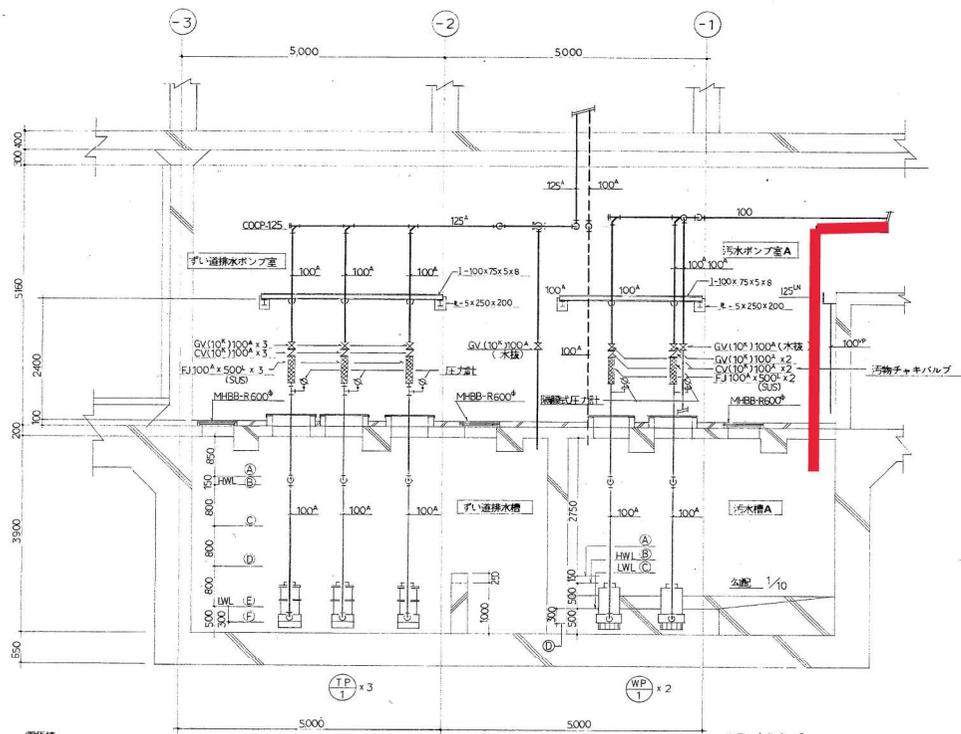



電機機材

△ 海水警報	1150 ^L
◎ NO3-ON	1300 ^L
○ NO2-ON	2100 ^L
◇ NO1-ON	2900 ^L
□ ポンプOFF	3700 ^L
■ アース	4000 ^L

汚水ポンプ室A、ずい送排水ポンプ室配管詳細図(断面図) 1/50

フロートスイッチ

△ 海水警報	3100 ^L
◎ ポンプON	3250 ^L
○ ポンプOFF	3750 ^L
◇ アース	4050 ^L

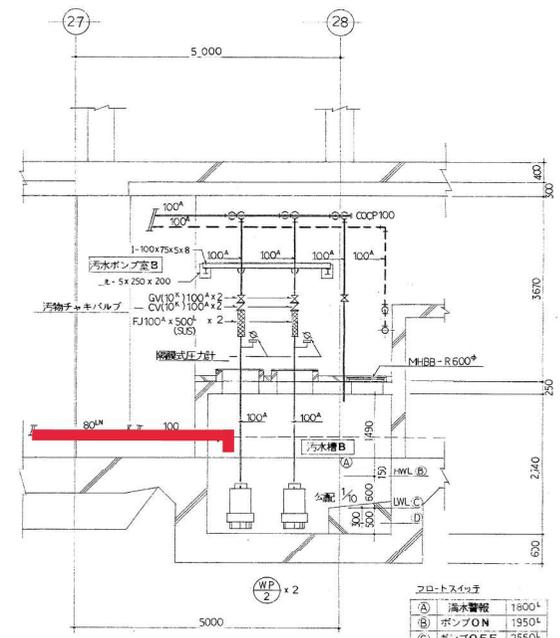 

フロートスイッチ


△ 海水警報	1800 ^L
◎ ポンプON	1950 ^L
○ ポンプOFF	2550 ^L
◇ アース	2850 ^L

汚水ポンプ室B配管詳細図(断面図) 1/50


美園7 B2断面図

施工図参照番号	
37-13, 37-15	
工事番号	3 設機第9号
工事名	奥豊線美園駅給排水衛生設備工事
図面名称	各ポンプ室断面図
図面番号	10/21
縮尺	1/50
製図	平成6年5月18日
監理技術者	主任技術者 現場代理人 作図
主任監理者	岡本弘明
丸北三建工業株式会社 電話P0648-5111	

通日建・岡・山建特定共同企業体
主任監理者

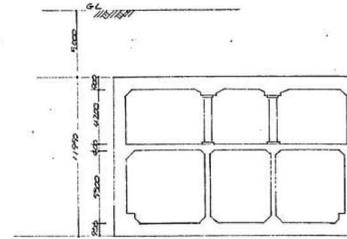

高さ関係図 S=1:200

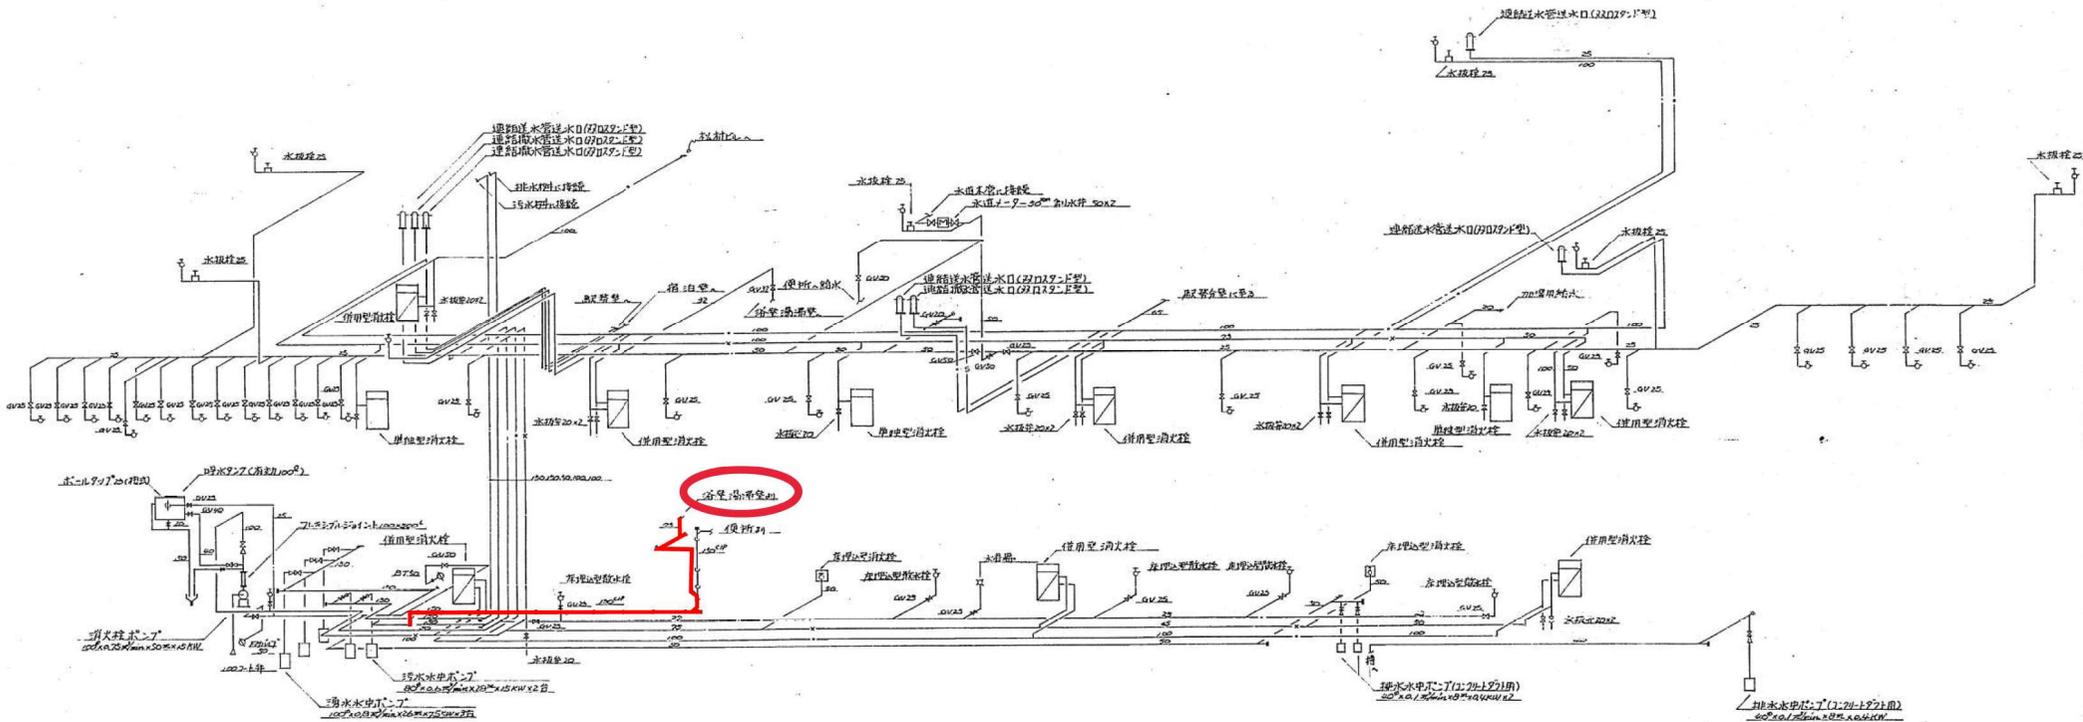


配管系統図 S=1/8 SCALE

バスセンター前1 フロー図


工事番号	49 東整施第10号		
工事名	高尾駅前水鏡Nバスセンター給排水 付設備(車 (バスセンター前))		
図面番号	配管系統図		
図面番号	AG2	27 表中の27	
製 図	97年5月9日	縮 尺	1/8 SCALE
	課長	係長	検印 作印
	京川工業株式会社		

69 70 71 72 73 74 75 76 77 78 79 80 81 82 83 84 85 86 87 88 89 90 91 92 93 94 95 96

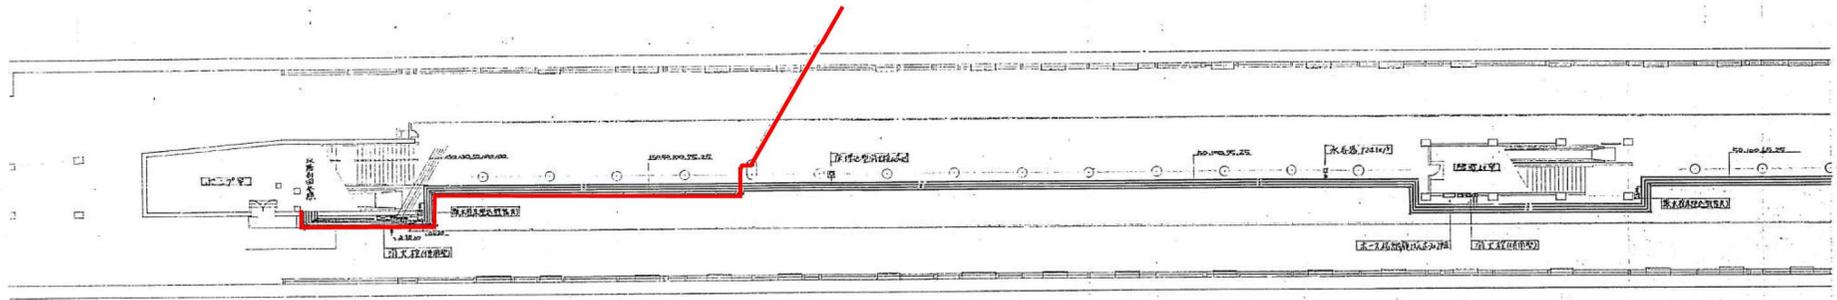

地下2階平面図 5=1:200

96 97 98 99 100 101 102 103 104 105 106 107 108 109 110 111 112 113 114 115 116 117 118 119 120 121 122

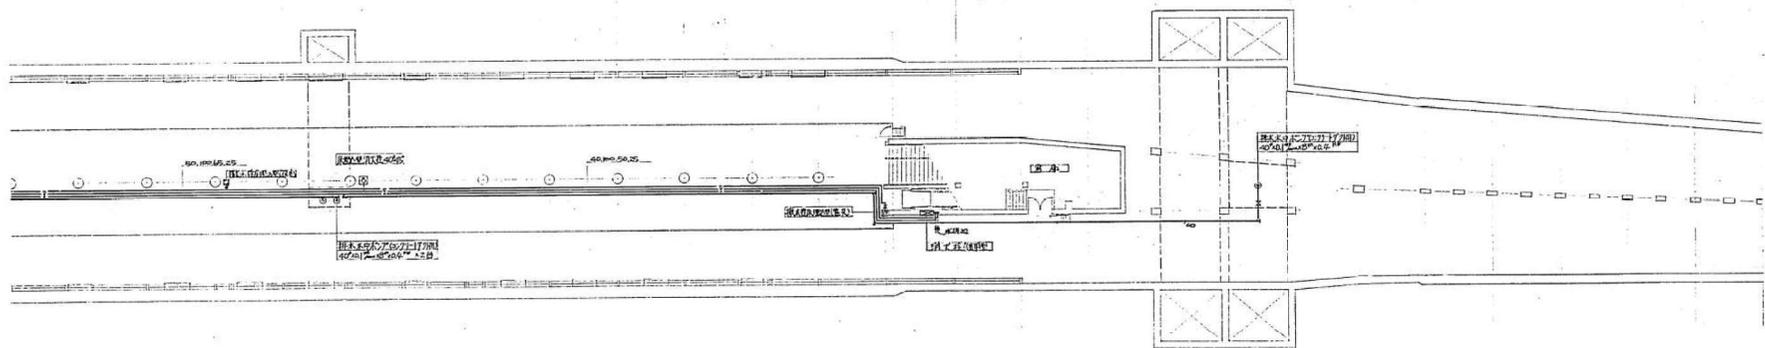

地下2階平面図 5=1:200

バスセンター前2 B2平面図

工事番号	49-単: 築施第10号		
工事名	各駅停車バスセンター前駅給排水 付随設備 (バスセンター前駅)		
図面	地下2階平面図		
図面番号	NO.6	27	表中の6
製図	2015年5月10日	縮尺	1/200
	課長	課長	検閲
京川工業株式会社			

79

80


81

77


78

28


29

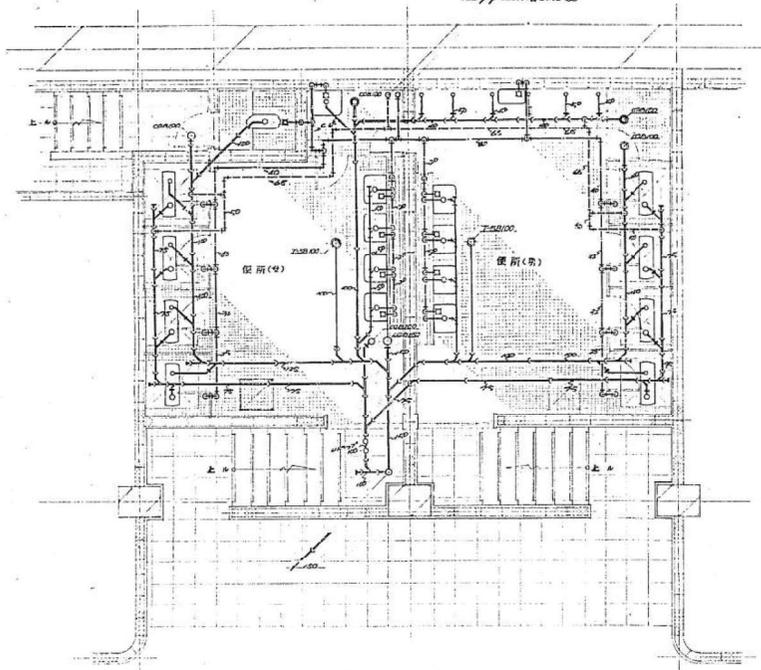

便所配管詳細図 1/20

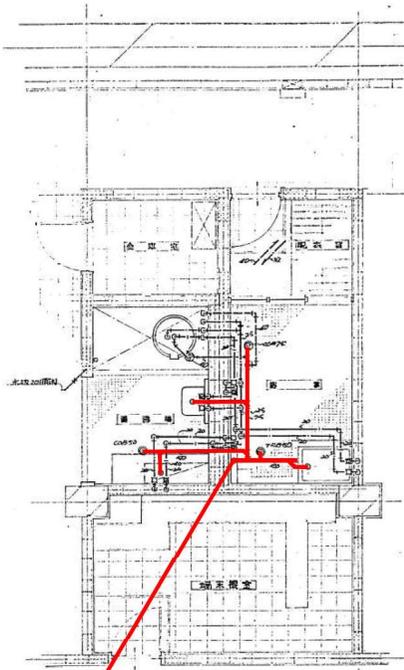

男子便所配管詳細図 1/20

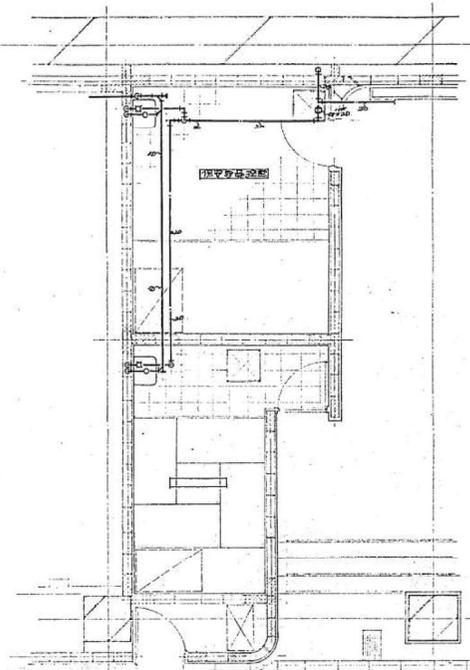


女子便所配管詳細図 1/20

71

72

73

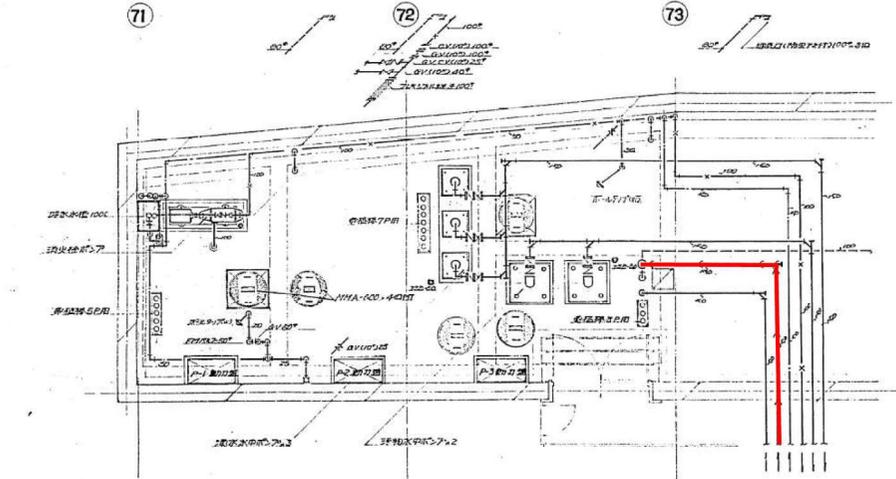

ポンプ室配管詳細図 1/20

便所用器具数 男子便所

大便器	FRP2製埋立式(アスロ)	4	個
小便器	C-15A(77x36)	1	個
洗面器	L-220D	4	個
排水口	SK-22A	1	個
化粧鏡	TS119FE-3	4	枚
床排水金物	T5B100	1	個

男子便所

大便器	FRP2埋立式(アスロ)	4	個
小便器	FRP製	5	個
ハイタンス	36x54cm	1	個
洗面器	L-220D	4	個
化粧鏡	TS119FE-3	4	枚
床排水金物	T5B100	1	個

洗滌用器具数

洗面器	L-220	1	個
シャワーヘッド	TM400CS	2	個
化粧鏡	TS119FE-3	3	枚
床排水金物	T5B50	1	個
排水口	C0B75	1	個
床排水金物	50	1	個

洗面用器具数


洗面器	L-220D	2	個
化粧鏡	S-3	2	枚
化粧鏡	T4119FE3	2	枚

ポンプ室器具数

排水ポンプ	100°φ78×φ80×15	1	台
排水ポンプ	100°φ88×φ80×11	3	台
排水ポンプ	80°φ67×φ28×15(アスロ)	2	台
電気金物	防虫鎖付80°	3	個
マンホールの	600°MHA-600(中研電製)	4	個
電気器具	7P用 5P用 3P用	5	個
排水ポンプ	50°(横式)	1	台
排水ポンプ	50°(横式)	1	台
排水ポンプ	7P用	2	台

バスセンター前3
B1, B2詳細図

工事番号	49 東整施第10号
工事名	新徳電産バスセンター前駅前排水 狂電機工事(バスセンター前駅)
図面	便所、浴室、洗面室、排水詳細図
図面番号	M37
製図	27 案中の7
製図	2024年5月5日 縮尺 1/50
製図	課長 係長 技師 保固
製図	立川工業株式会社

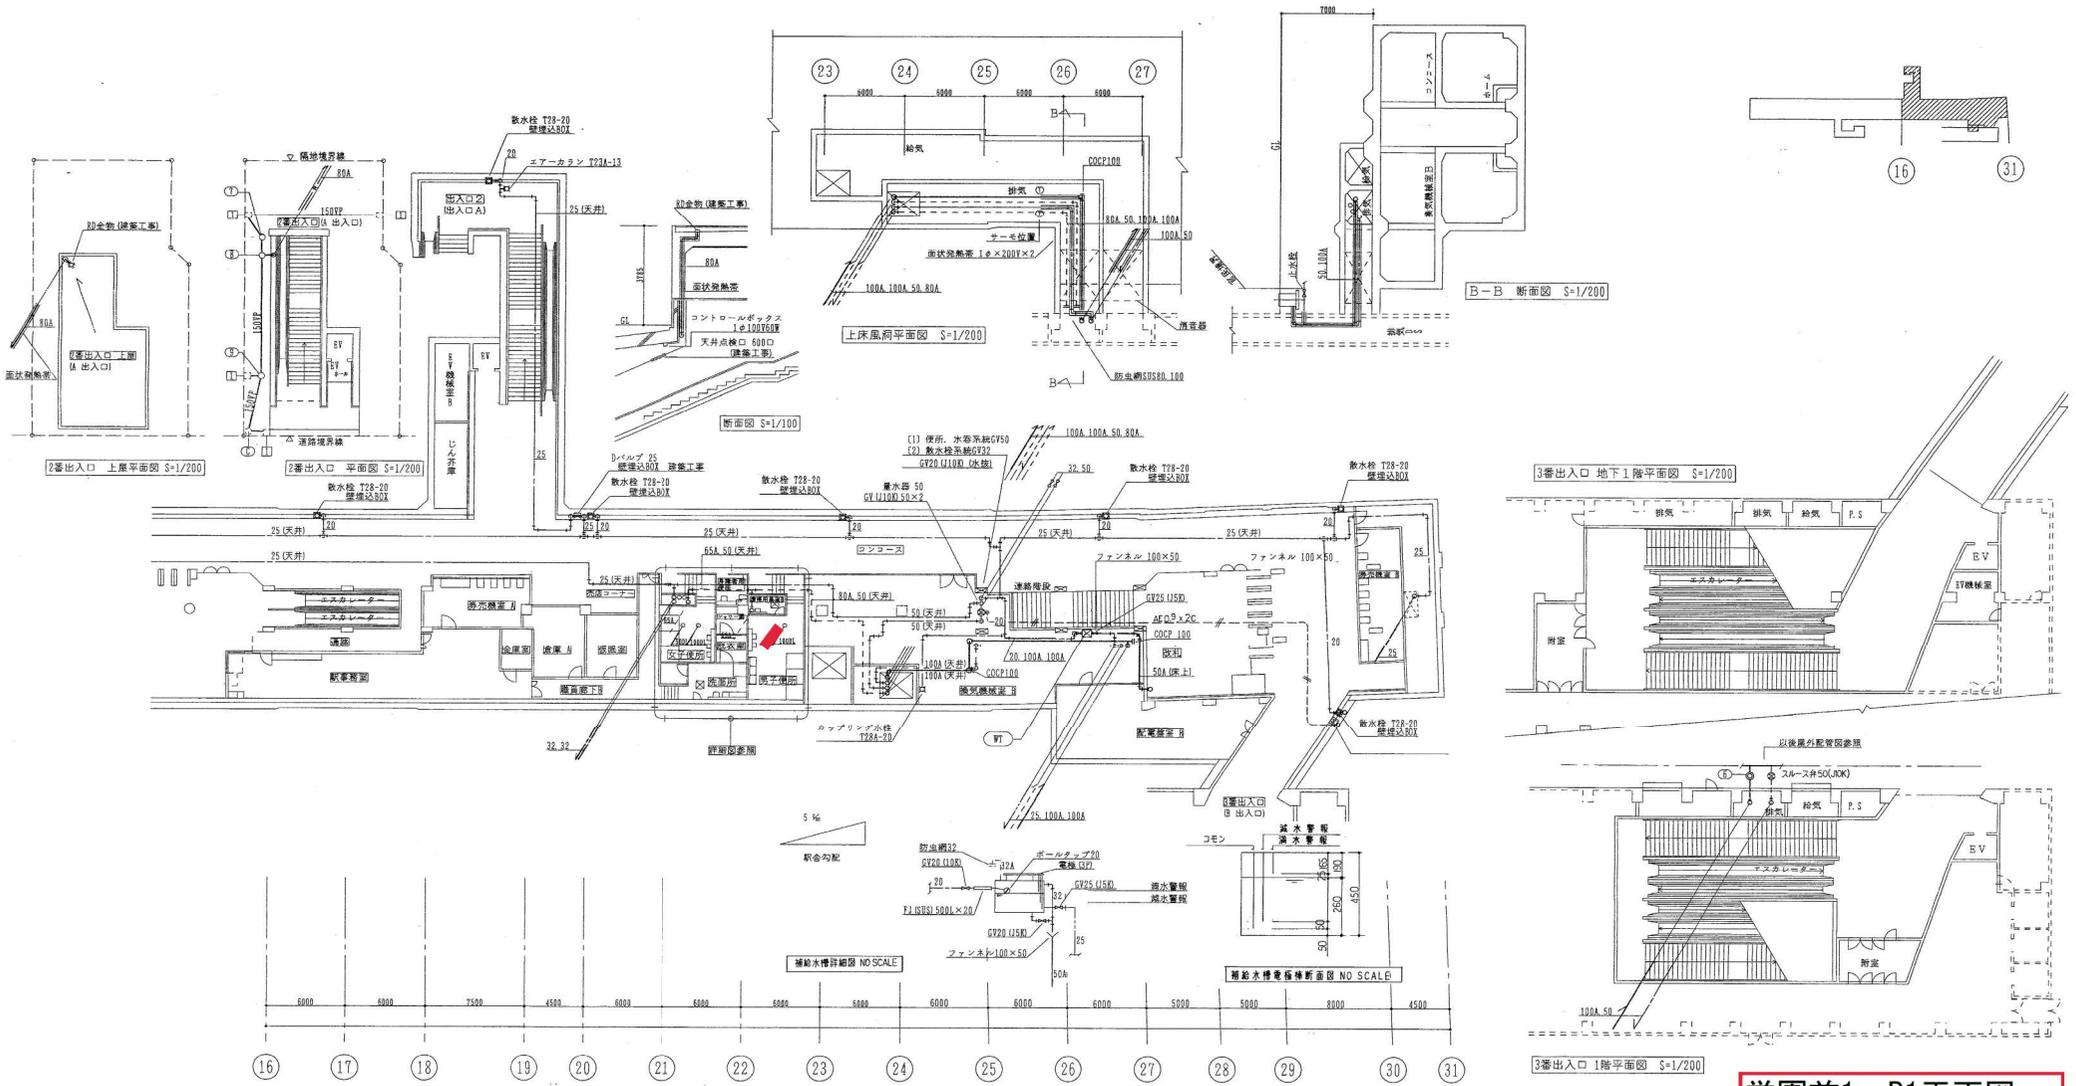

学園前1 B1平面図

機器表

記号	名称	仕	線	数量	備	考
WT	補助水タンク	銅板製 450 X300 X450H X3.2t		1	銅製架台	
		内部エポキシコーティング、トラップ共			GW25+カラー亜鉛鉄板(シルバー)仕上	

コンコース、出入口A衛生器具表

器具名称	記号	数量	備	考	製造メーカー
散水栓	T28-20	7	ステンレス給納箱(埋込)	(株) 樋口(格納箱)	
エアークラン	T23A-13	1	出入口A	東陶機器(株)(水栓様)	

換気機械室及衛生器具表


器具名称	記号	数量	備	考	製造メーカー
カップリング水栓	T28A-20	1			東陶機器(株)


排水樹一覧表

NO	種別	寸法	蓋の種別	備	考
⑤	汚水樹	450φ×800H	MHAR-400φ⑤	交通局マーク入インポート仕上	
⑥	浴室樹	450φ×580H	MHAR-400φ⑥	交通局マーク入、泥留H=150以上	
⑦	浴室樹	450φ×660H	MHAR-400φ⑦	交通局マーク入、泥留H=150以上	
⑧	浴室樹	450φ×750H	MHAR-400φ⑧	交通局マーク入、泥留H=150以上	
⑨	集水樹			建築工事、H=450	
⑩	公衆樹	400φ×800H	C公衆		



施工図参照番号		2.15~21.24, 26~33.	
工事番号	3	設機第7号	
工事名	東豊線学園前駅給排水衛生設備工事		
図面名称	地下1階給排水設備配管図-2		
図面番号	7	25	縮尺 1:200
製	平成6年7月日		
監理技術者	主任技術者	現場代理人	作図
三和温調工業株式会社		TEL 783-6760	

 

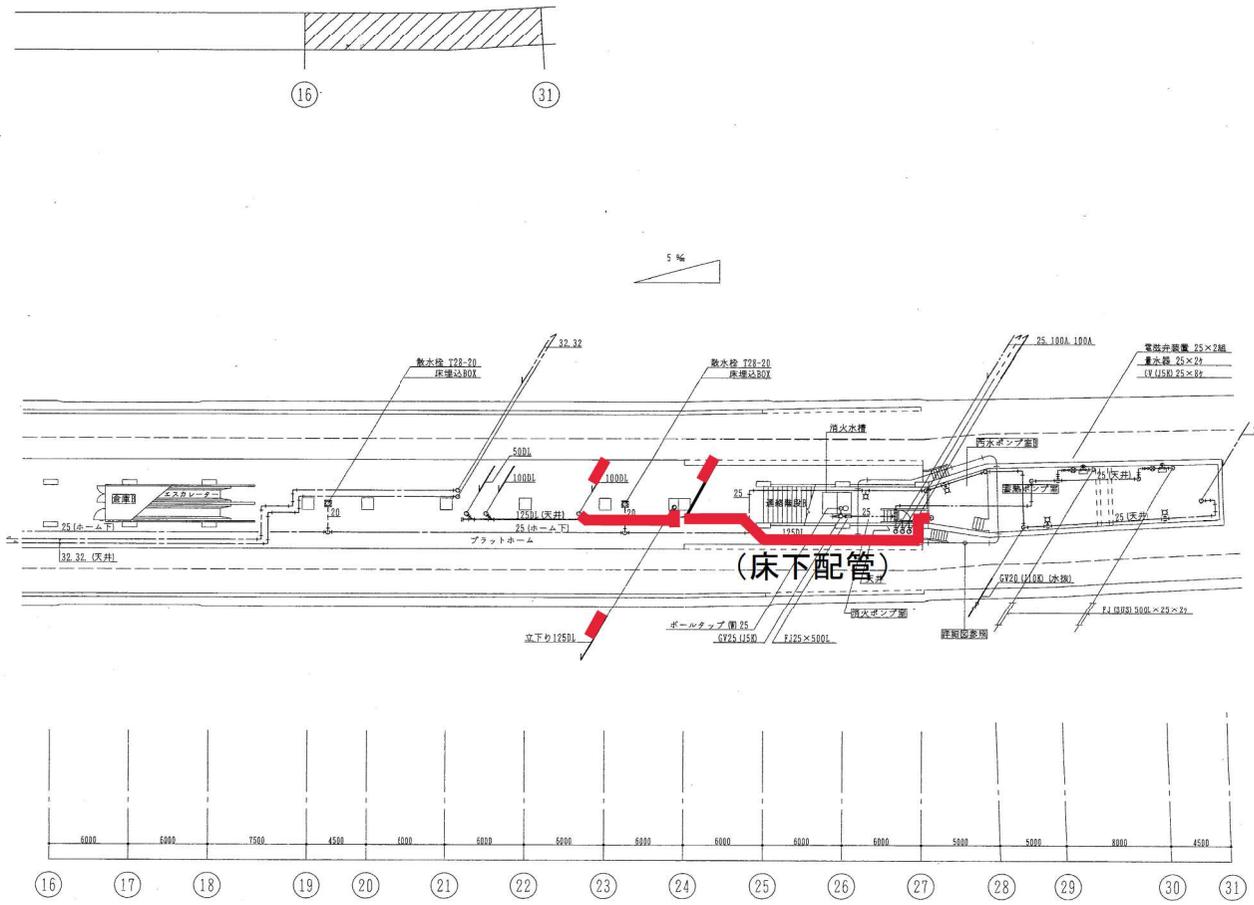

学園前2 B2平面図

施工図参照番号
6.7.9.11.

工事番号	3 設機第7号		
工事名	東豊線学園前駅給排水衛生設備工事		
図面名称	地下2階 給排水設備配管図-2		
図面番号	9 / 25	縮尺	1:200
製図	平成6年7月日	監理技術者	主任技術者
現場代理人	作図		
三和温調工業株式会社 TEL 783-6760			



蓄熱ポンプ室、汚水ポンプ室日、消火ポンプ室衛生器具表


器具名称	記号	数量	備考	製造メーカー
カップリング水栓	T-28A-20	4		東陶機器(株)

プラットフォーム衛生器具表

器具名称	記号	数量	備考	製造メーカー
散水栓	T-28-20	2	床下ボックス共(SIS)	東陶機器(株) (株) 樋口(焼納箱)

  記
1. 散水栓ボックスは詳細図参照



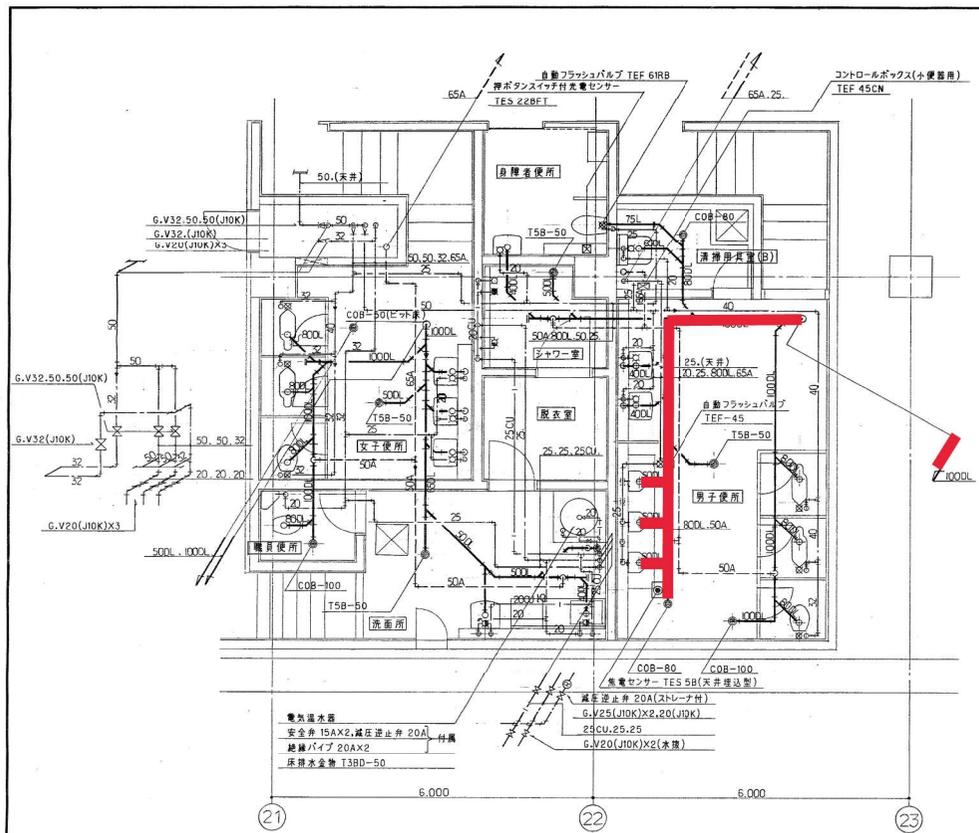


便所・洗面所・シャワー室 平面詳細図 S=1/50

衛生器具表


器具名称	記号	付属品	職員便所	洗面所	シャワー室	男子便所	女子便所	身障者便所	清掃用洗面台B	合計	備考	製造メーカー
和風大便器	C750VC	節水型フラッシュ弁(パキウムブレーカ付)(TV750CR) スパッド, フランジ(紙巻器なし)				2	2			4	掃除口付	東陶機器 株
洋風大便器	C21	節水型フラッシュ弁(パキウムブレーカ付)(TV750DHR) スパッド, 前割便座, 床フランジ, 便座当り止め, バイブホルダー (紙巻器なし)				1	1			1	床給水	//
洋風大便器	C21	防露タンク(手洗付)(S536B)紙巻器(YH50) スパッド, 前割便座, 洗浄管, 床フランジ, スレート止水栓, バイブホルダー				1				2	床給水	//
身障者用便器	C450	自動フラッシュ弁(TEF45)押ボタ付光電センサー(TES22B5T) スパッド, 前割便座, 洗浄管, 壁フランジ, 紙巻器(YH50)						1		1	1*100V	//
小便器	U307C	トラップ着脱式ストール小便器, スパッド, 床フランジ				3				3		//
同上自動洗浄装置		コントロールボックス(TEF45CN), 集電センサー(TES5B) 天井埋込ボックス(TZ103V95)(SUS) 自動フラッシュバルブ(隠ぺい型)(TEF45)					1			1	1*100V	//
洗面器	L220D	立水栓(T205), アンクル止水栓, Ptトラップ				3	2			5		//
身障者用洗面器	LI03D	レバー立水栓(T205D), アンクル止水栓, Ptトラップ						1		1		//
洗面器	L306	シングルレバー混合栓(TL35AGZR), アンクル止水栓, Ptトラップ				1				1		//
化粧鏡	TS119AS3	363X455X5t				1				1		//
化粧鏡	//	455X1300X5t(盗難防止金物付)						1		1		セントラル硝子 株
//	//	455X2200X5t(盗難防止金物付)						1		1		//
//	TS119F3	363X455X5t(耐震型)				1				1		東陶機器 株
傾斜鏡	LM531	照明付						1		1	1*100V	//
シャワーセット	TM115CSU					1				1		//
混合水栓	TK135Z	シングルレバー混合栓(寒冷地用)				1				1	流し	//
横型自在水栓	T30ARU13	耐震型 363X455X5t				2				2	浴槽用	//
掃除流し	SK22A	横水栓(T23AE20), Ptトラップ, リムカバー, ゴム共栓						1		1		//

器具表

記号	名称	仕様	数量	備考	製造メーカー
EWT	電気温水器(床置)	全ステンレス缶, 容量 460ℓ, 1*200VX5.4kw 付属品 減圧逆止弁(ストレーナ付), 安全弁X2 絶縁パイプ20AX2	1	基礎(建築工事)	三菱電気 株

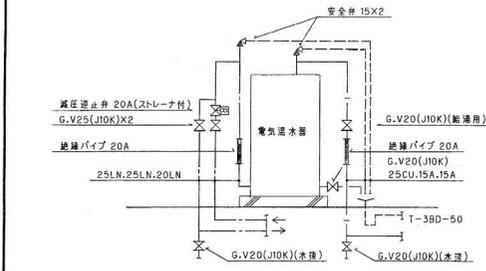


電気温水器廻り系統図 S=N0

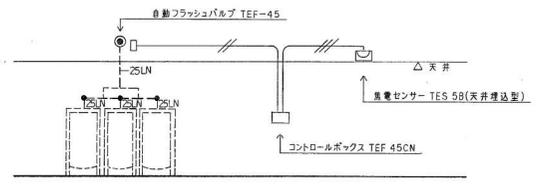

洗浄装置配管系統図 S=N0

 注) 電線, 電線管及び電気工事に関する付属品は全て電気工事範囲に含まれるものとする。



学園前3 B1詳細図

施工図参照番号		28~33	
工事番号	3 設 備 第 7 号	工 事 名	東豊線学園前駅給排水衛生設備工事
図面名称	便所, 洗面所, シャワー室 詳細図, 系統図	図面番号	10 / 25 縮尺 1:50
製 図	平成 6 年 7 月 日	監 理 技 術 者	主任技術者 現場代理人 作 図
三和温調工業株式会社		TEL 783-6760	

