
 


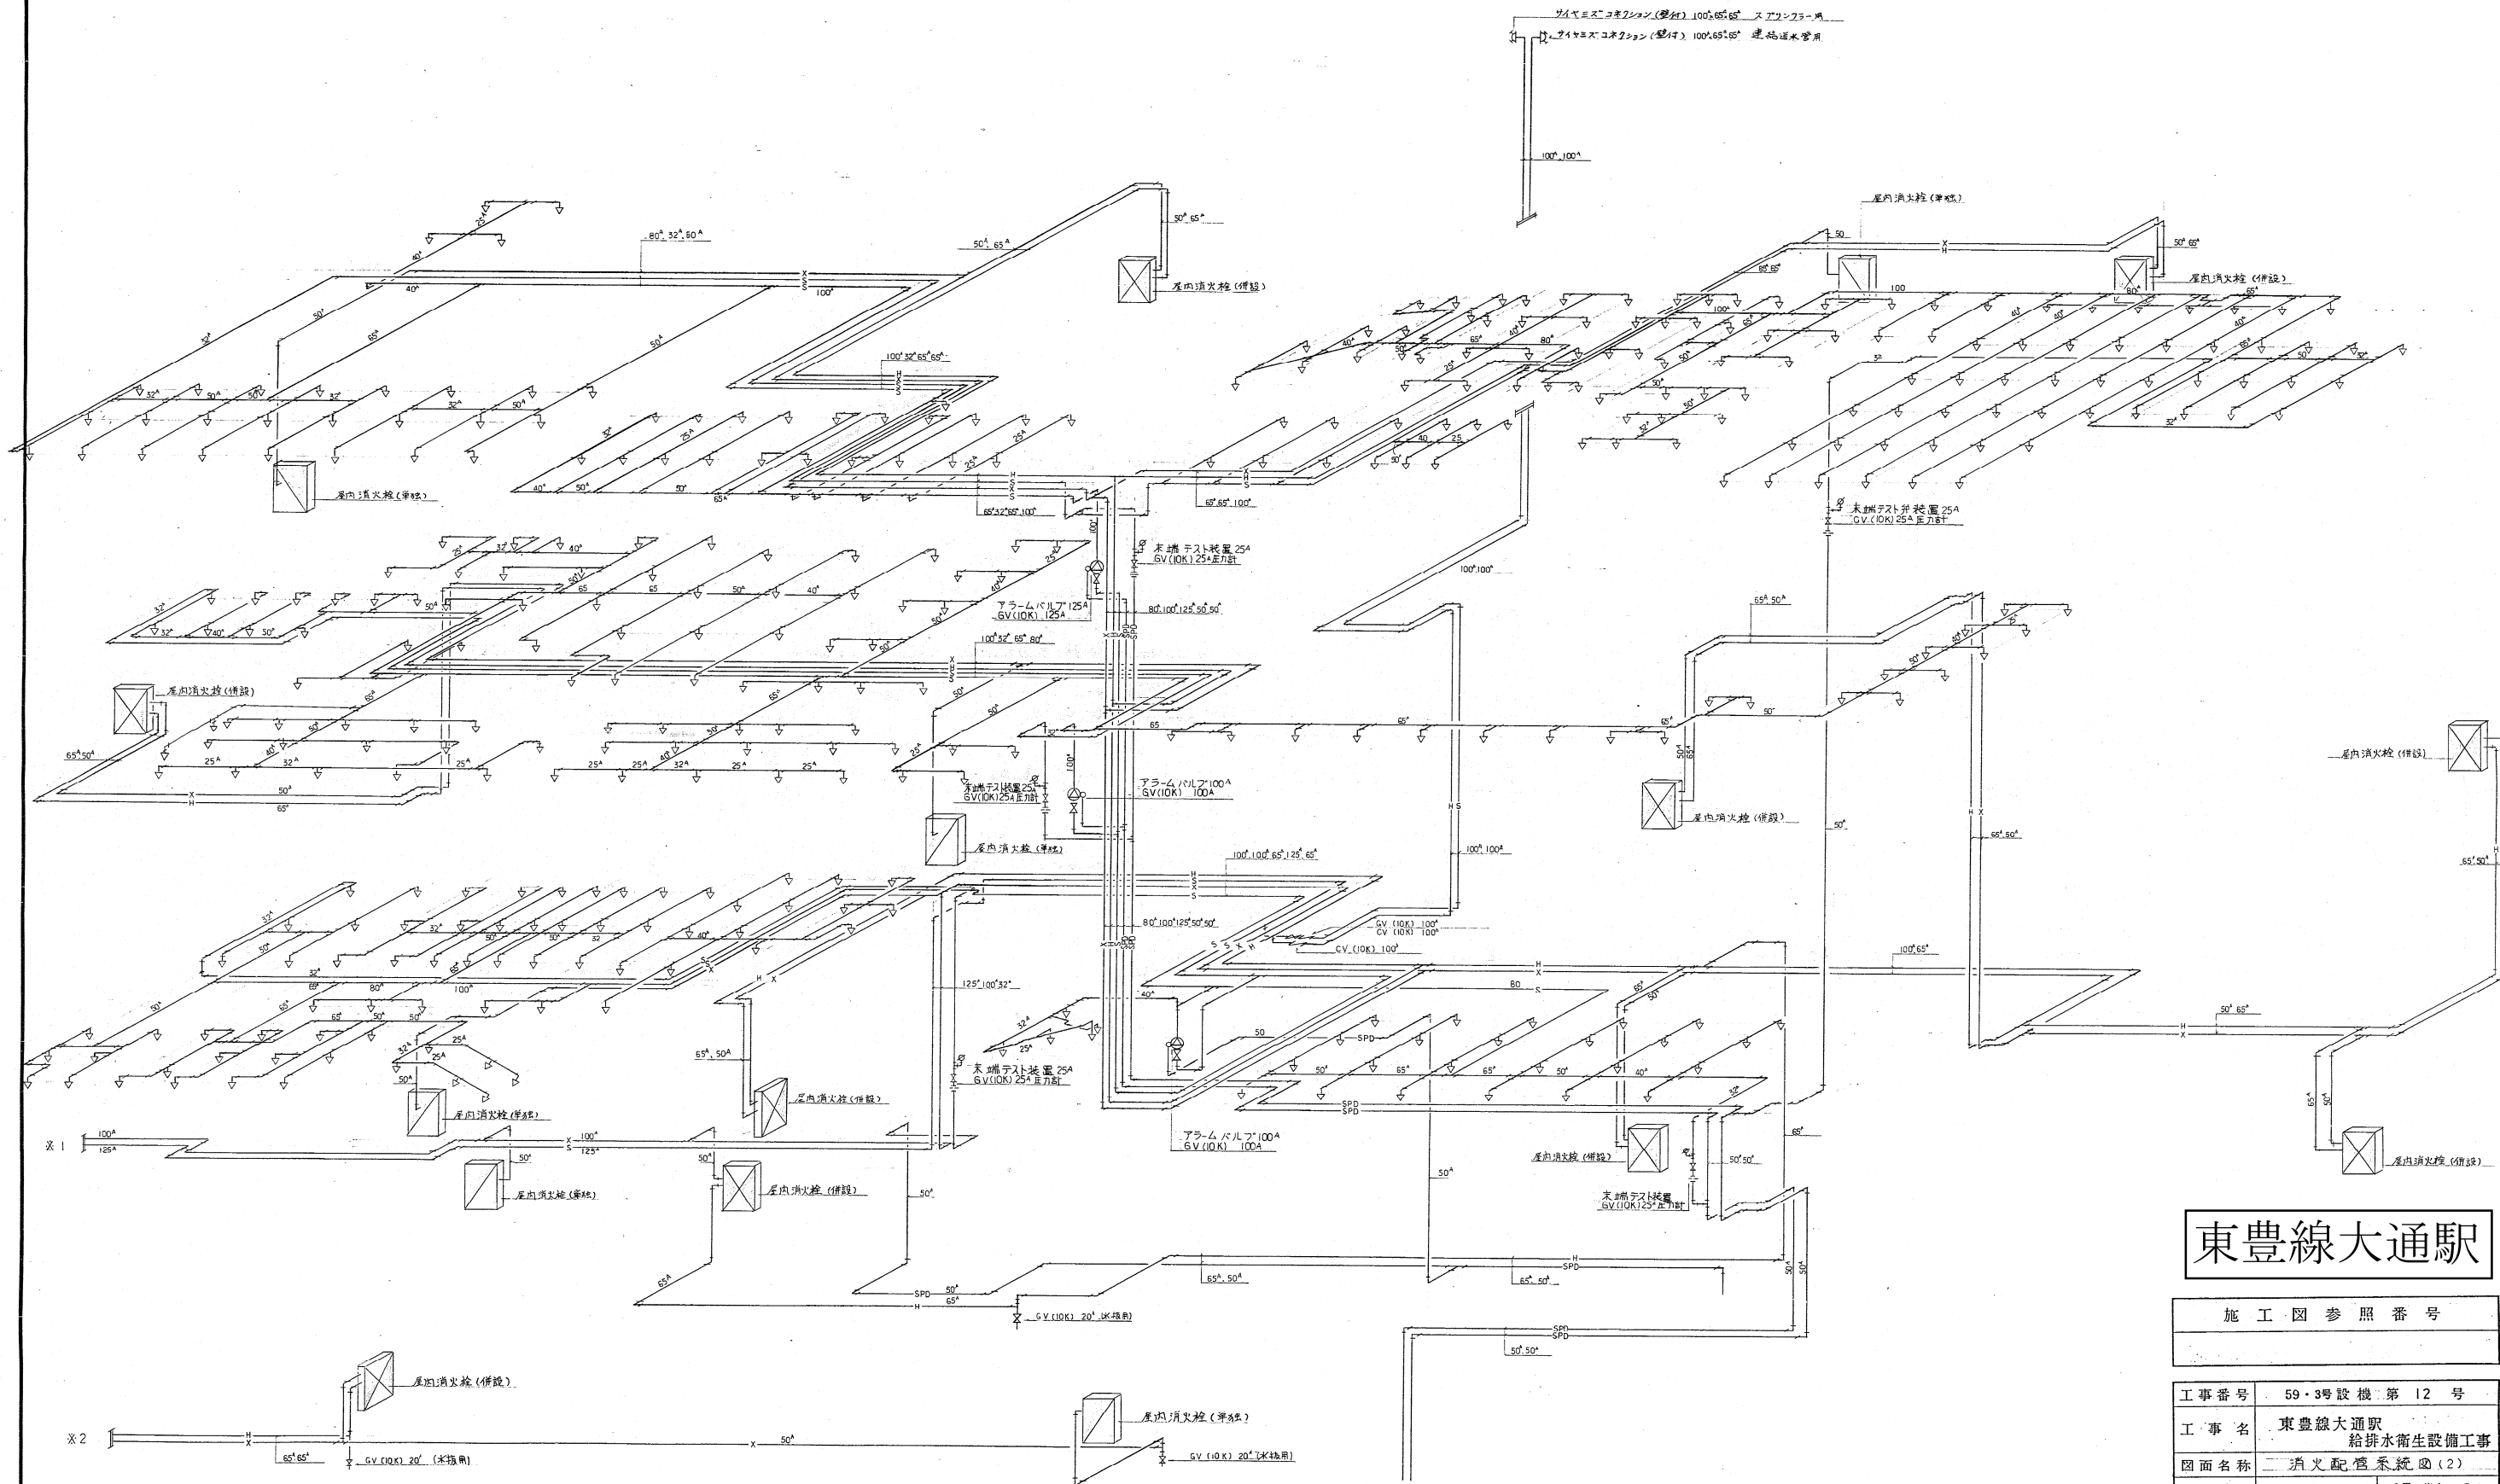


東豊線大通駅

施工図参照番号

工事番号	59・3号設機第12号
工事名	東豊線大通駅 給排水衛生設備工事
図面名称	消火配管系統図(2)
図面番号	47 葉中の28
製図	昭和63年8月日 縮尺 NOSCALE
主任技術者	現場代理人 作 園 作 園 作 園
村田煖房・花松共同企業体 代表者 村田煖房工業株式会社 TEL 611-7141	



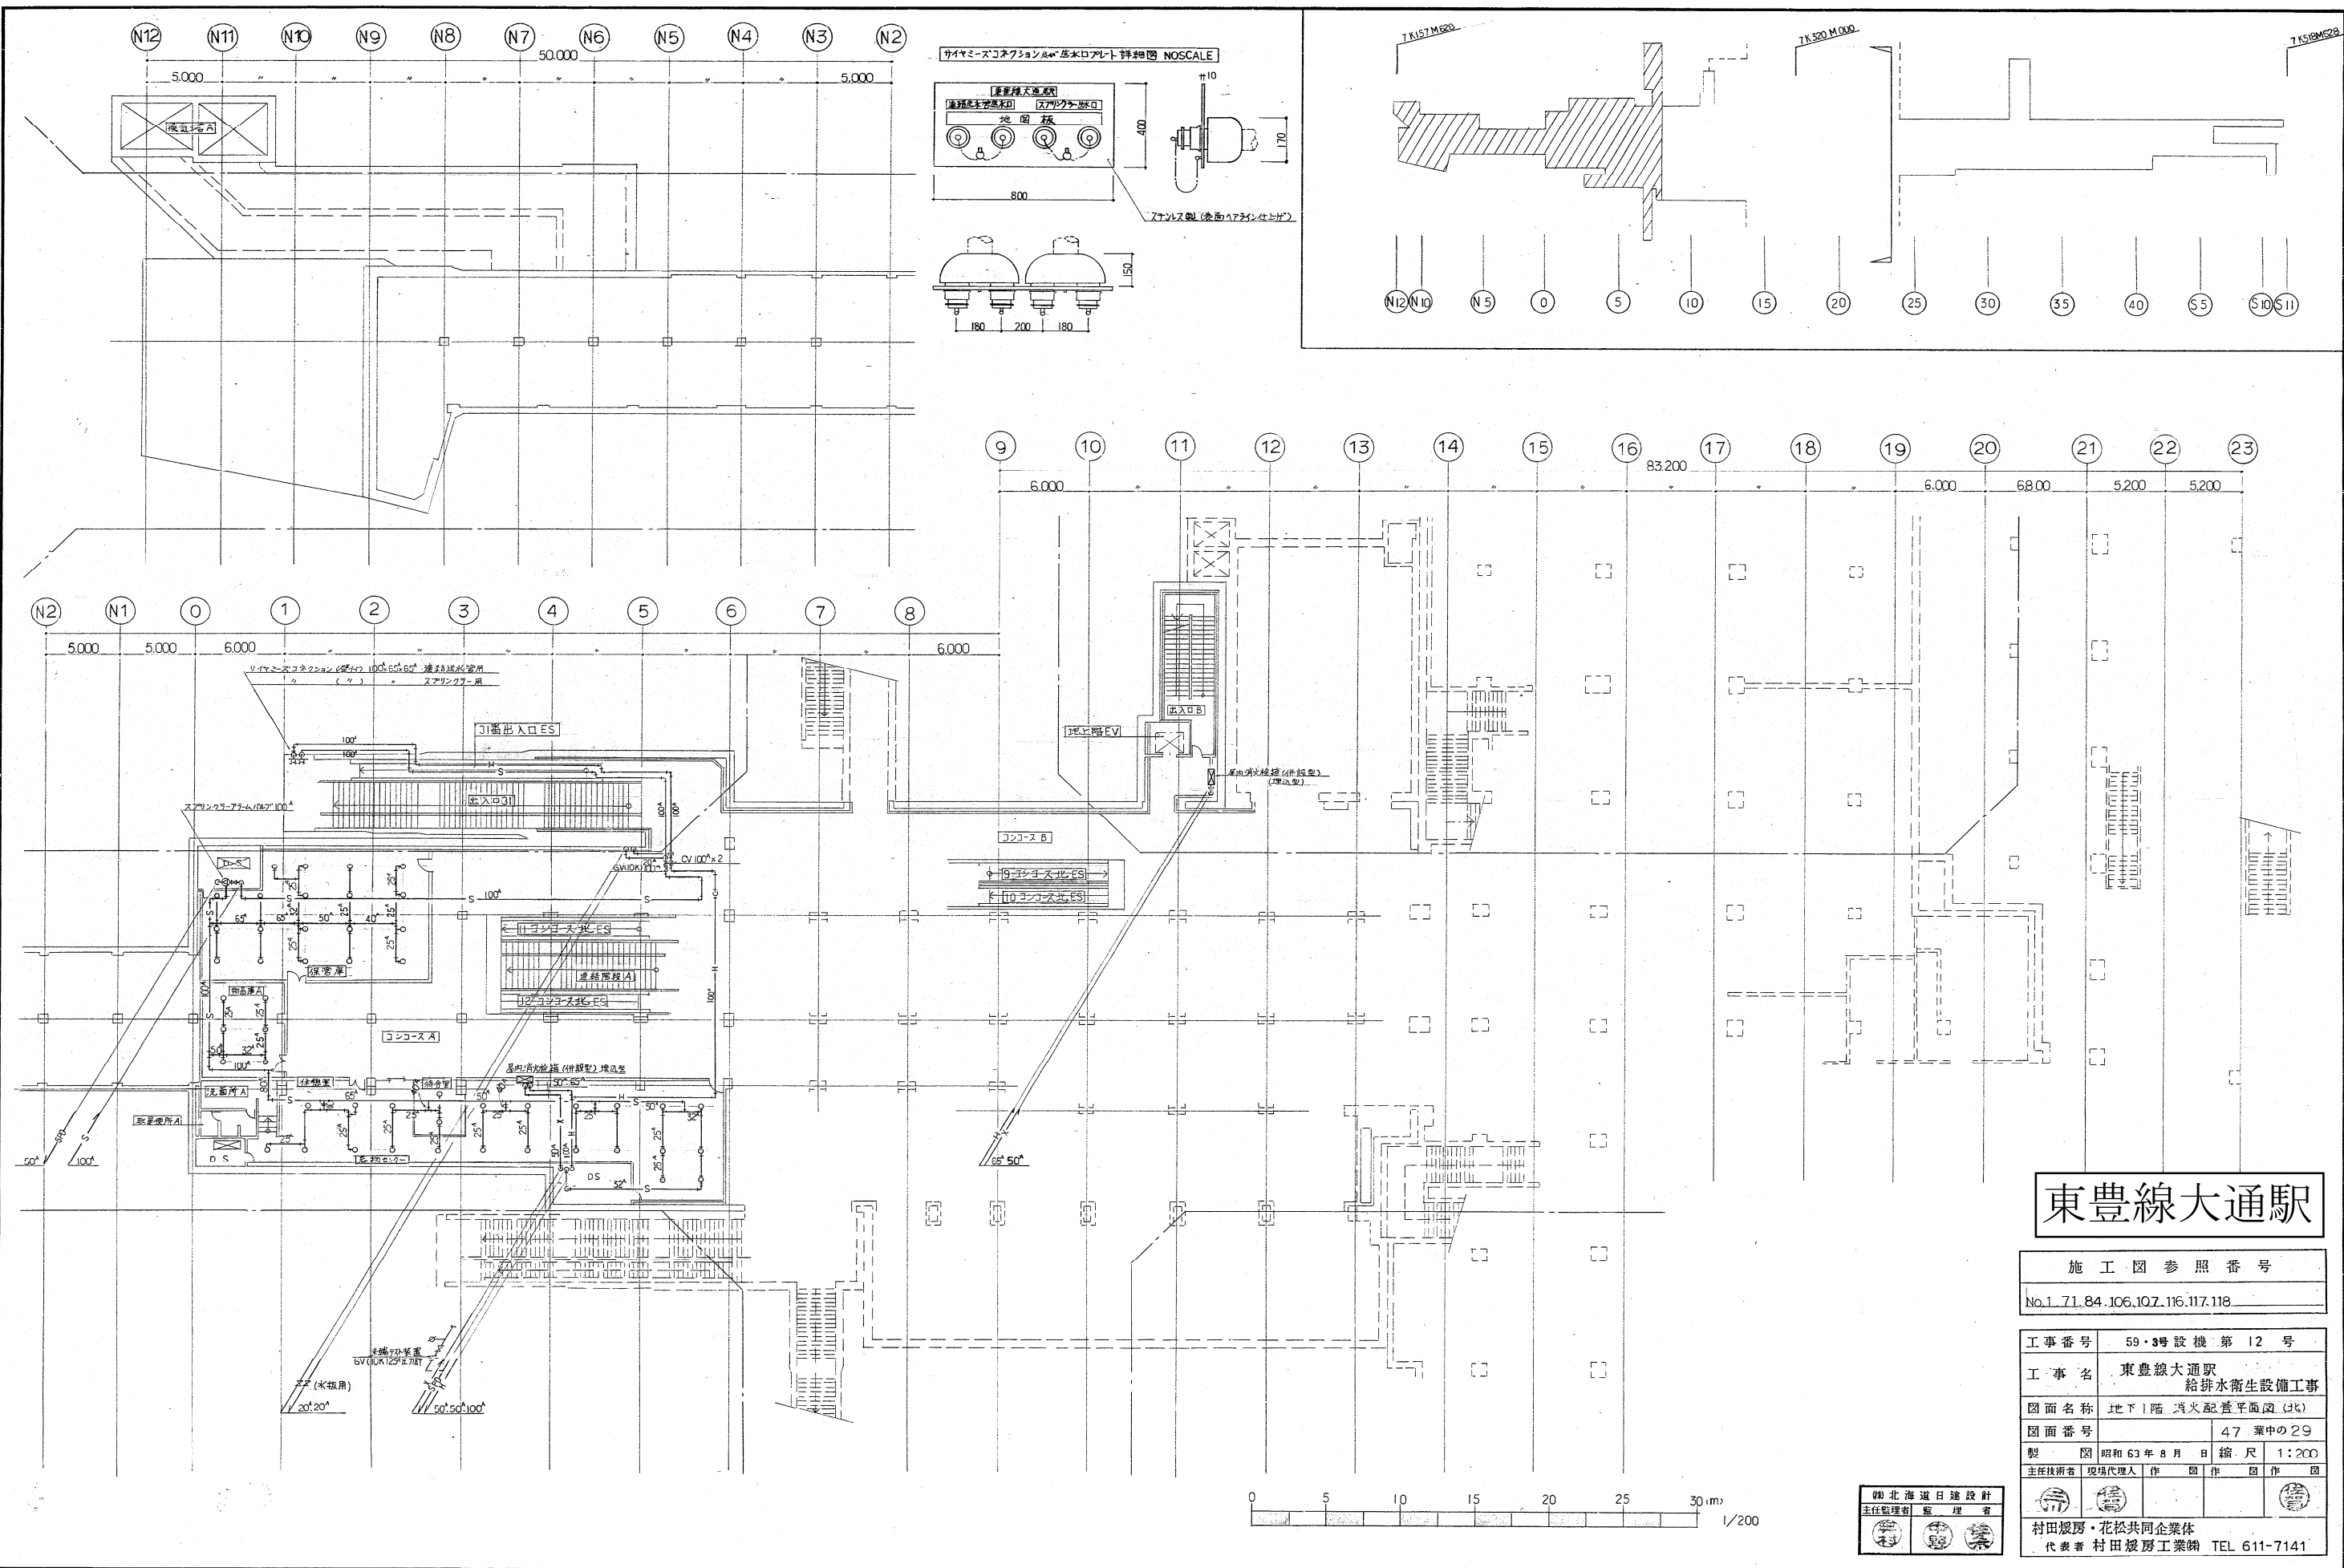


東豊線大通駅

施工図参照番号
No.1.71.84.106.107.116.117.118

工事番号	59・3号設機第12号
工事名	東豊線大通駅 給排水衛生設備工事
図面名称	地下1階 排水配管平面図 (北)
図面番号	47 葉中の29
製図	昭和63年8月 縮尺 1:200
主任技術者	現場代理人 作 園 作 園 作 園
主任監理者	監理者
村田建設・花松共同企業体	
代表者 村田建設工業部	TEL 611-7141




単立型屋内消火栓放水口併用型屋内消火栓（埋込型）詳細図 NOSCALE

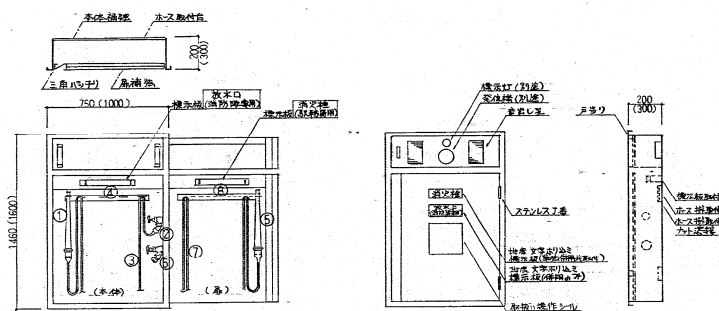

①	差込式ノズル可変噴霧式（私電NHK）65mm CP付	
②	差込式消火栓バルブ 65mm 90°CP付	
③	ホース 65mm×20m	2本
④	ホースラック 65mm CP付	22機
⑤	差込式ノズル 40mm×13°CP付	
⑥	差込式消火栓バルブ 40mm 90°CP付	
⑦	ホース 40mm×15m	2本
⑧	ホースラック 40mm CP付	22機

仕様
- 埋込型 単立型 1450×750×200、埋込型 1500×1000×300
- 材質 R L E
- 塗装 メタリックシルバー
（ ）内寸法は併用型消火栓の寸法を示す。

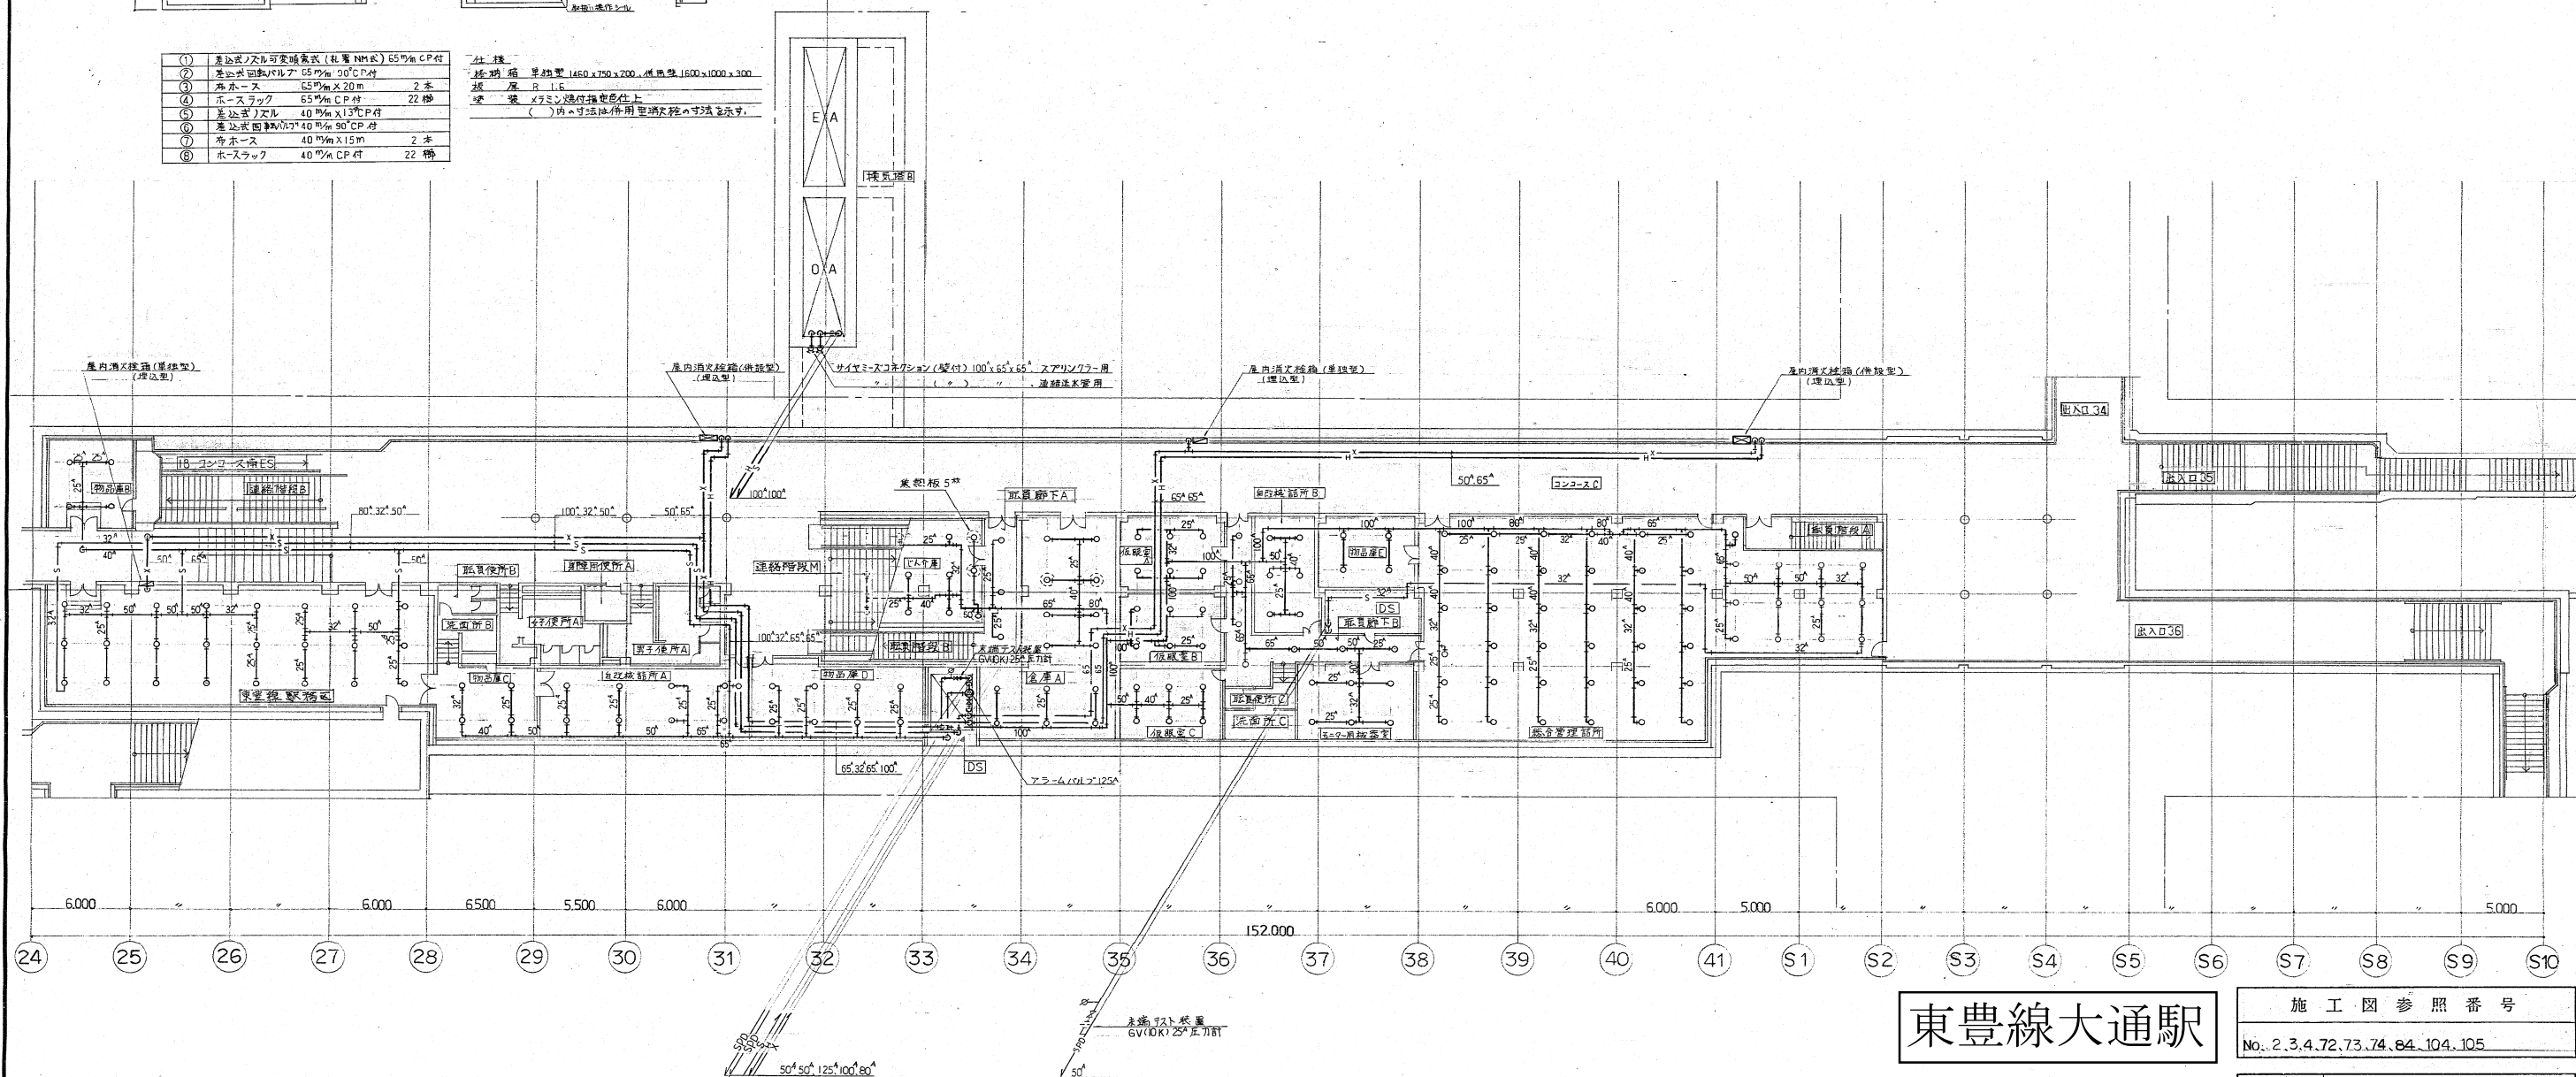

東豊線大通駅

施工図参照番号

No. 2, 3, 4, 72, 73, 74, 84, 104, 105

工事番号 59・3号設機第12号

工事名 東豊線大通駅
給排水衛生設備工事

図面名称 地下1階消火配管平面図(南)

 
図面番号 47 葉中の30




製図 昭和63年8月 縮尺 1:200

主任技術者 現場代理人 作図 作図 作図

村田建設・花松共同企業体





代表者 村田建設工業 村田建設工業 TEL 611-7141



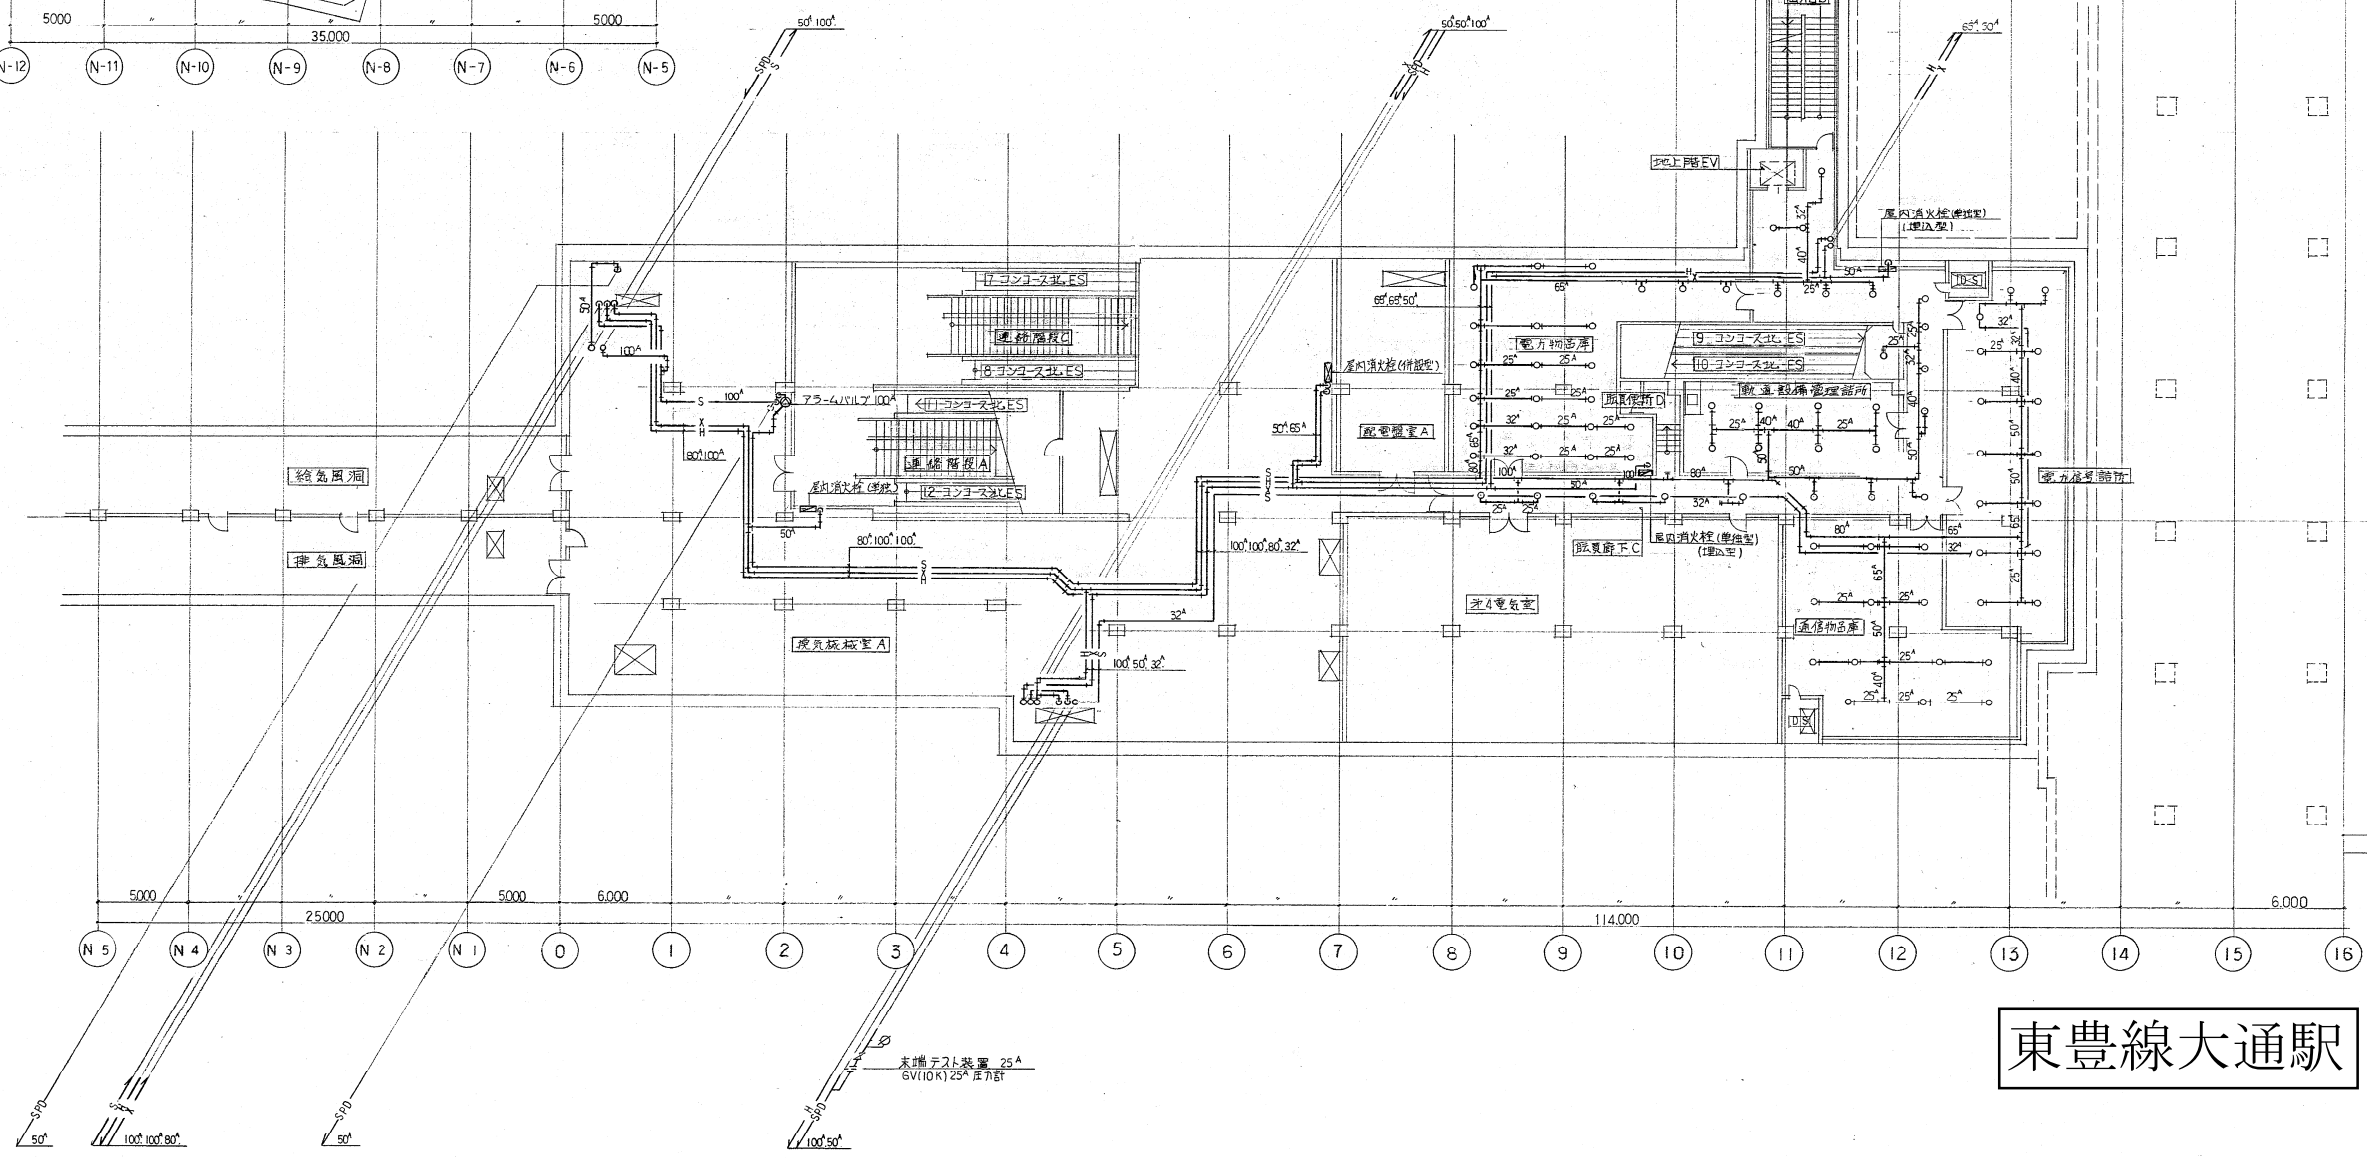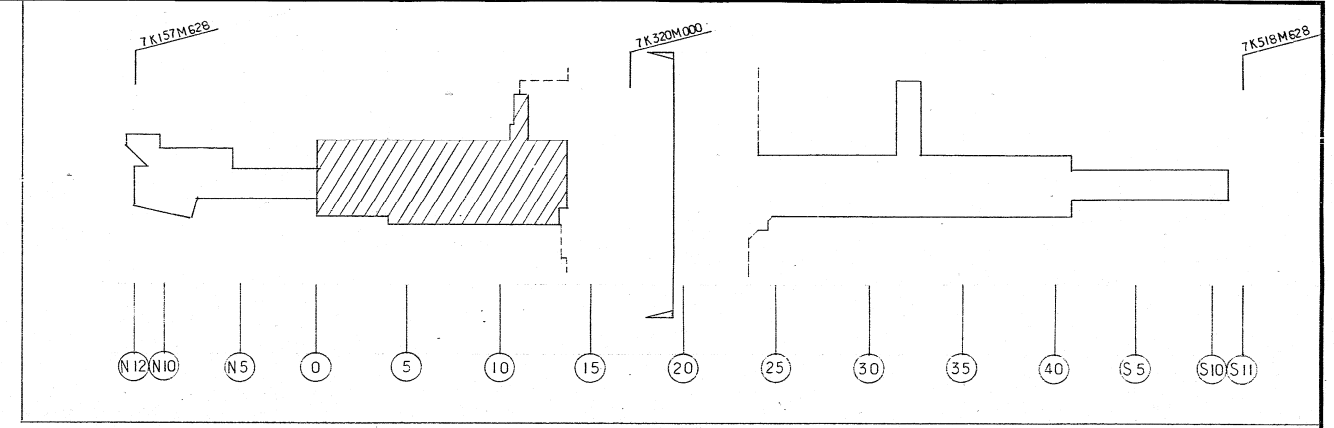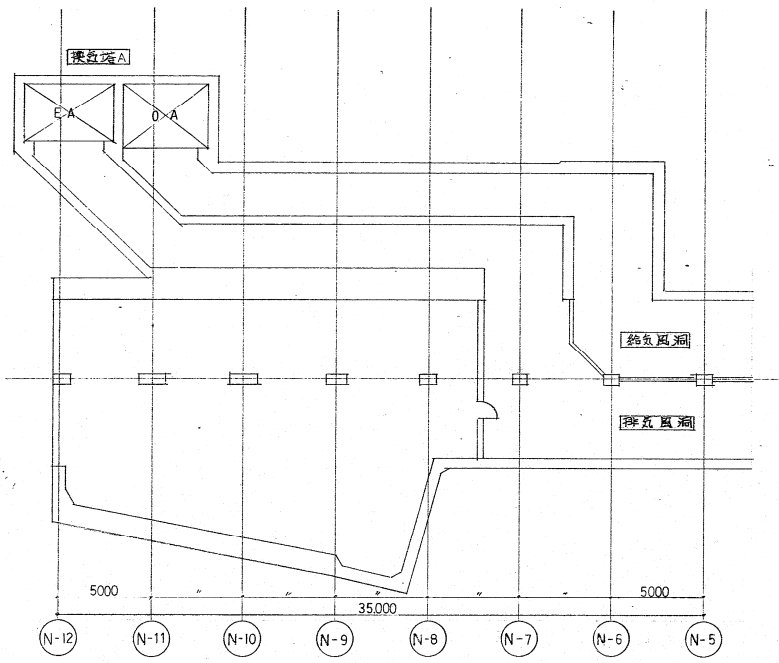





東豊線大通駅

施工図参照番号	
No. 6.7.75.85.116.117.118	
工事番号	59・3号設機第12号
工事名	東豊線大通駅 給排水衛生設備工事
図面名称	地下2階消火配管平面図(北)
図面番号	47 葉中の31
製図	昭和63年8月 日 縮尺 1:200
主任技術者	現場代理人 作 園 作 園 作 園
  	
村田煖房・花松共同企業体 代表者 村田煖房工業株式会社 TEL 611-7141	

 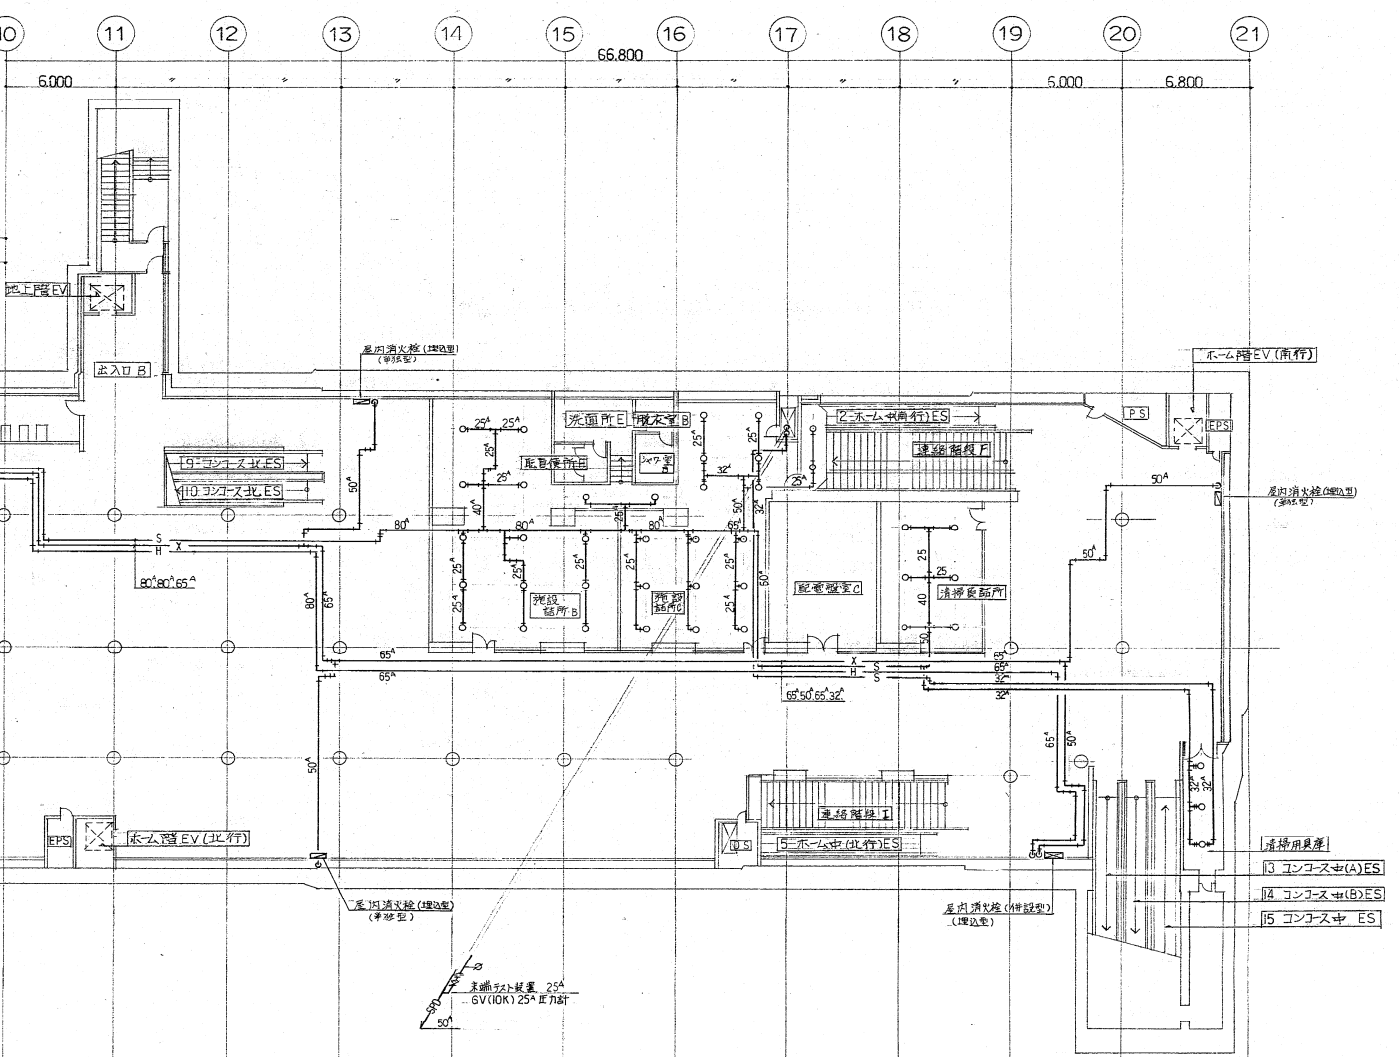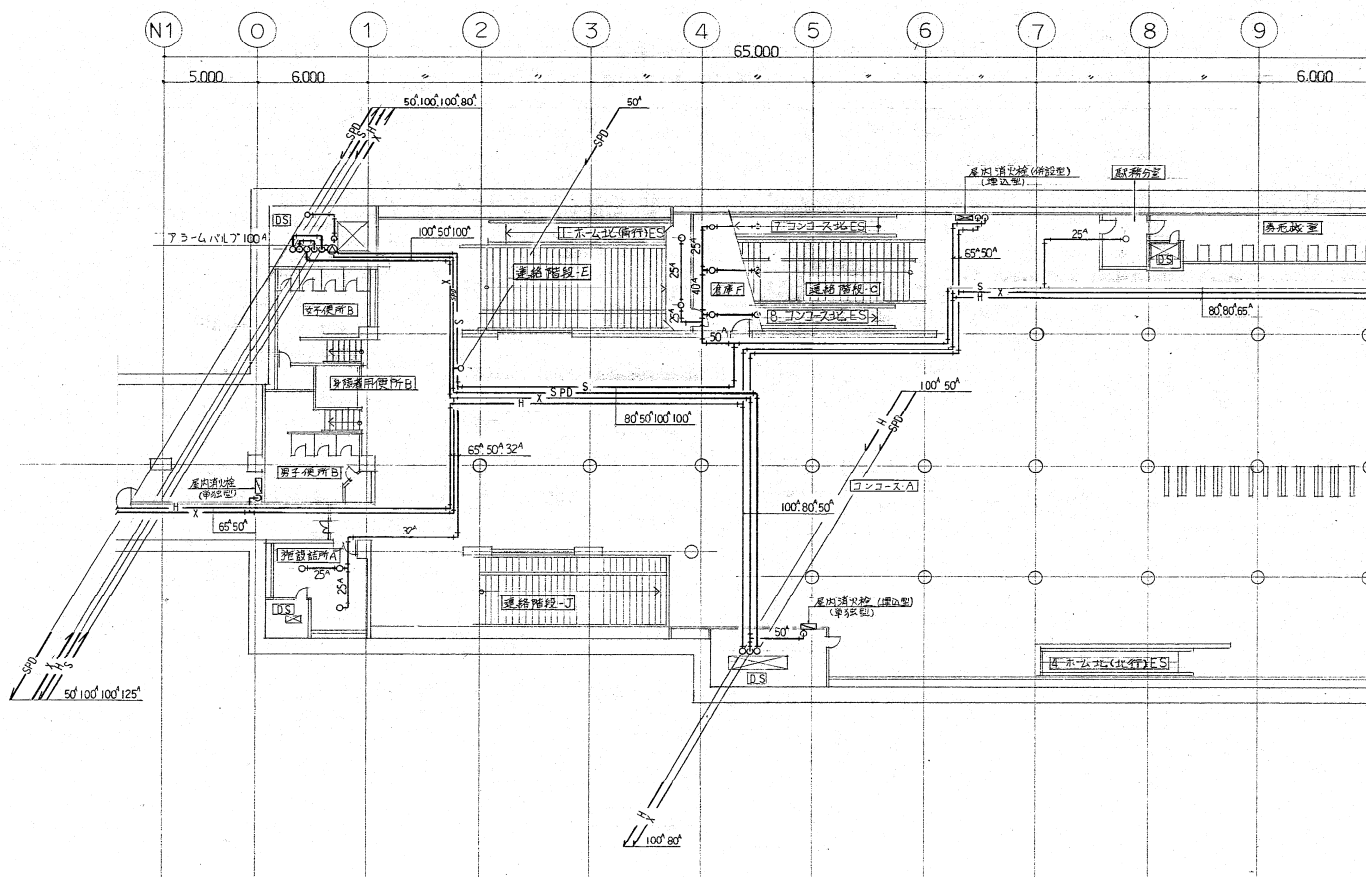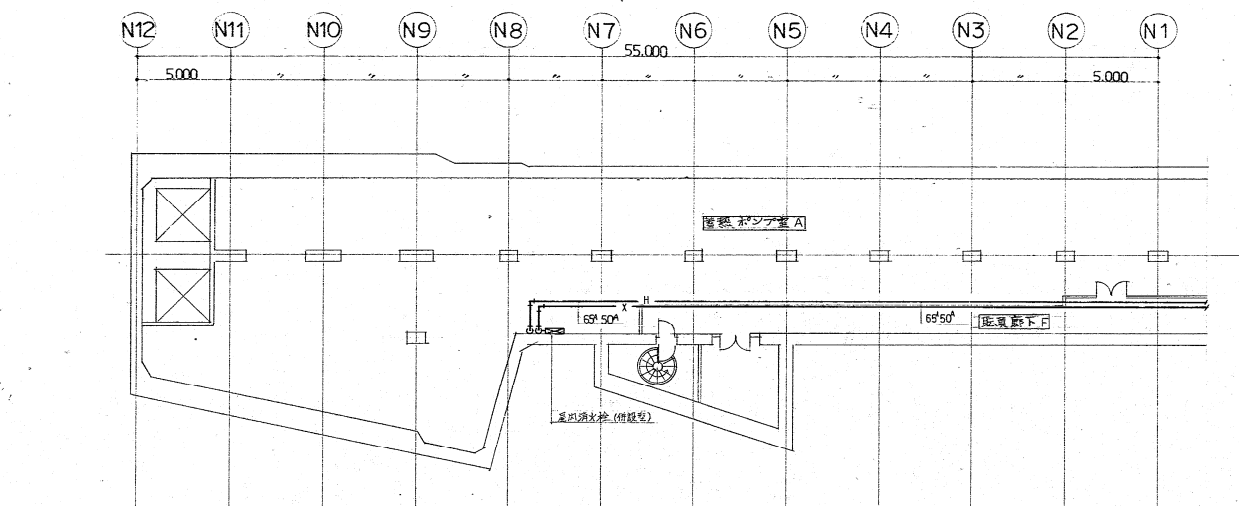

東豊線大通駅


施工図参照番号	
No. 14.15.16.17.79.80.86.116.117.118	
工事番号	59・3号設機第12号
工事名	東豊線大通駅 給排水衛生設備工事
図面名称	地下3階消火配管平面図(北)
図面番号	47 葉中の33
製図	昭和63年8月 日 縮尺 1:200
主任技術者	現場代理人 作 園 作 園 作 園
村田建設・花松共同企業体 代表者 村田 燦 房工業 株式会社 TEL 611-7141	

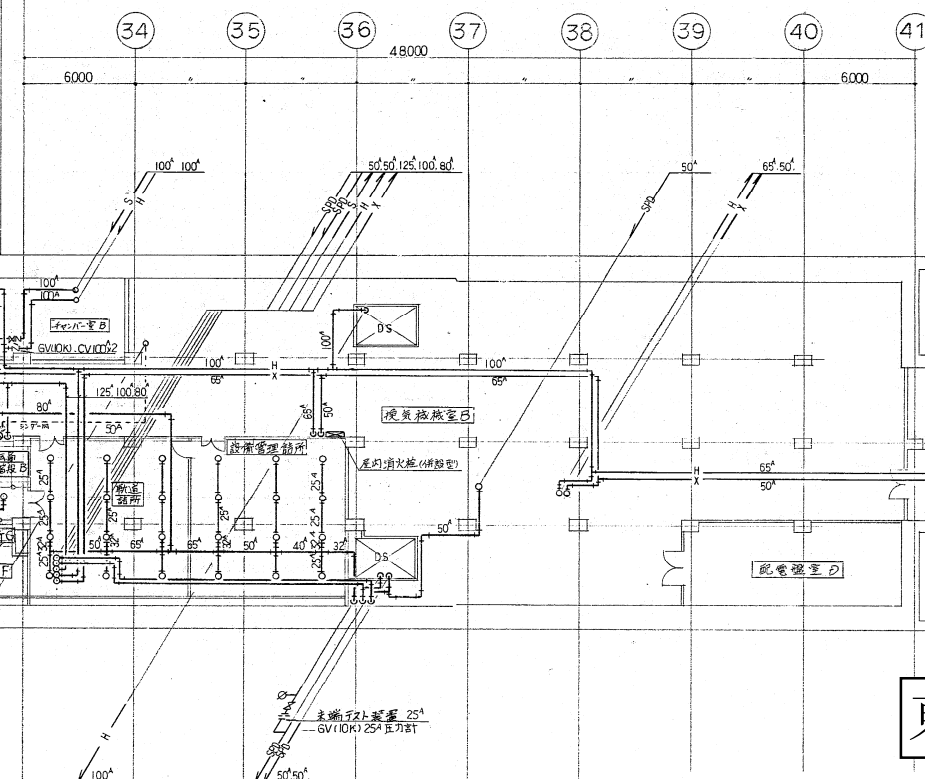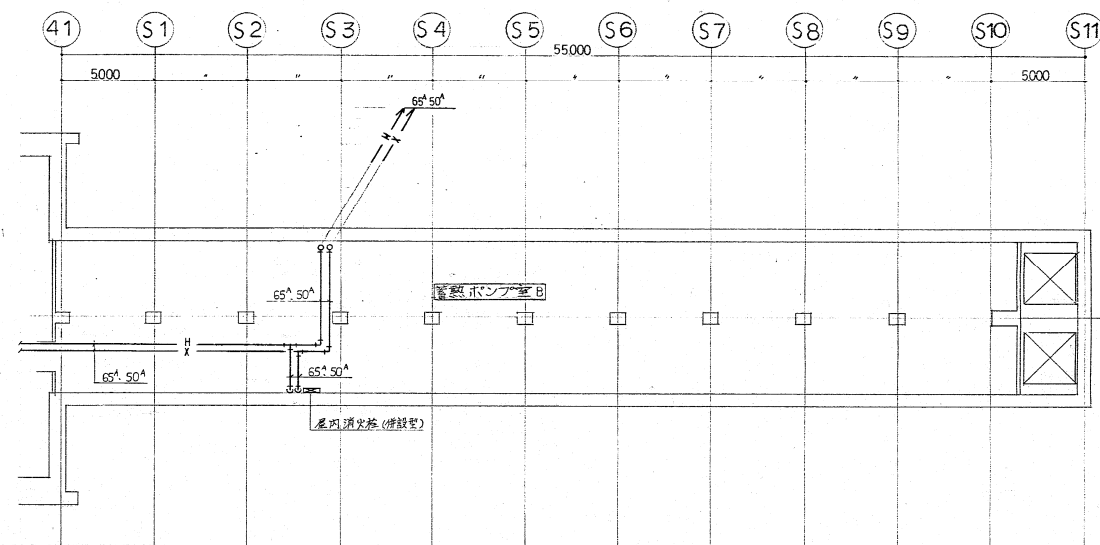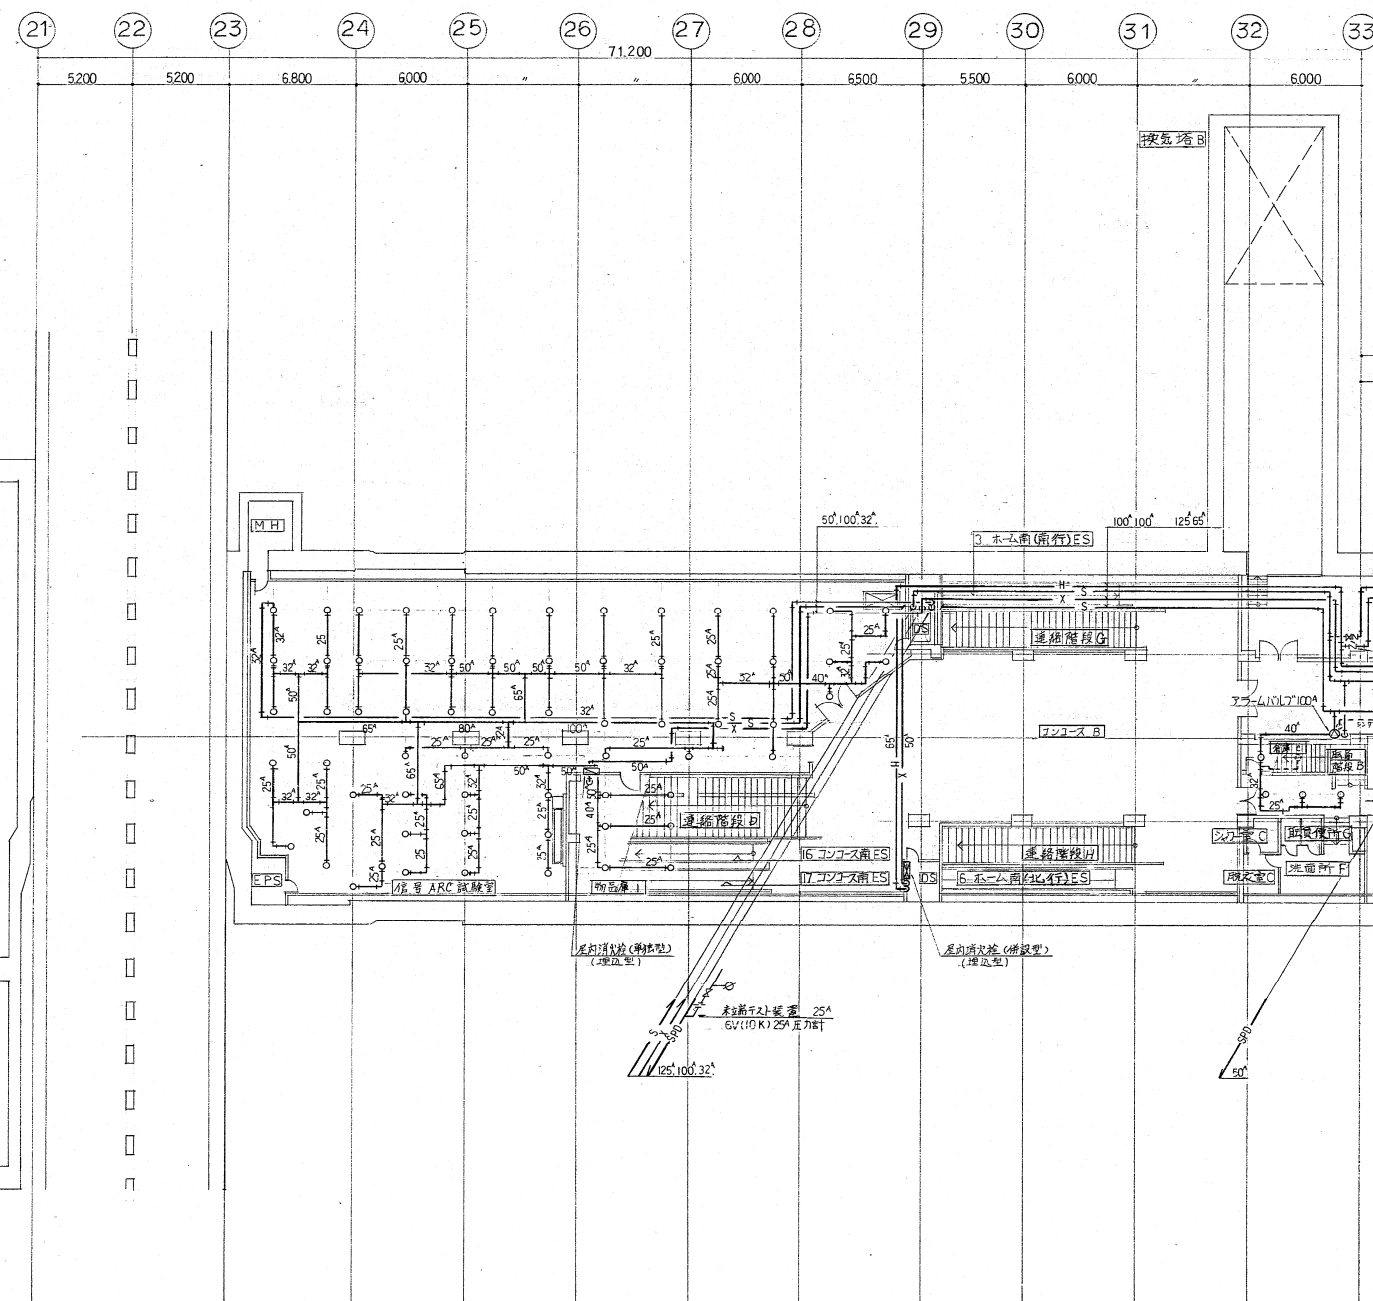
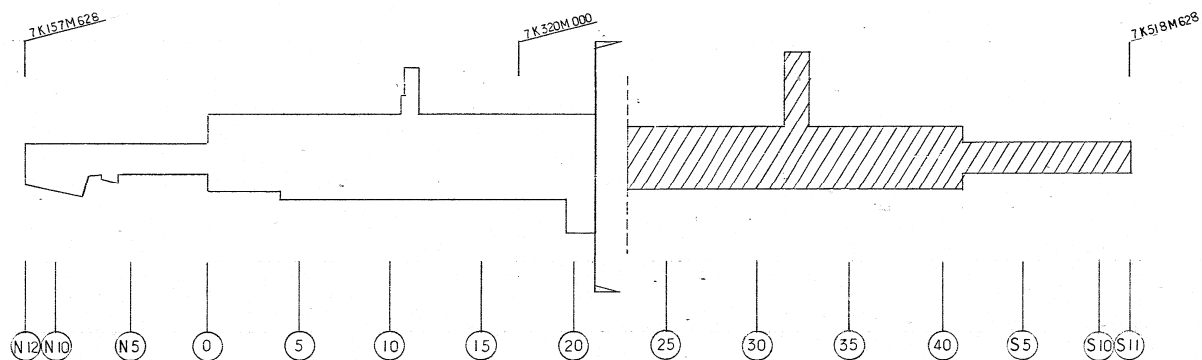


東豊線大通駅

施工図参照番号
No.18,19,20,21,22,81,82,83,86


工事番号	59・3号設機第12号
工事名	東豊線大通駅 給排水衛生設備工事
図面名称	地下3層 消火配管平面図 (前)
図面番号	47 葉中の34
製図	昭和63年8月 縮尺 1:200
主任技術者	現場代理人 作 園 作 園 作 園
主任監理者	監理者
村田援房・花松共同企業体	
代表者 村田 援房 工業 備	TEL 611-7141


 


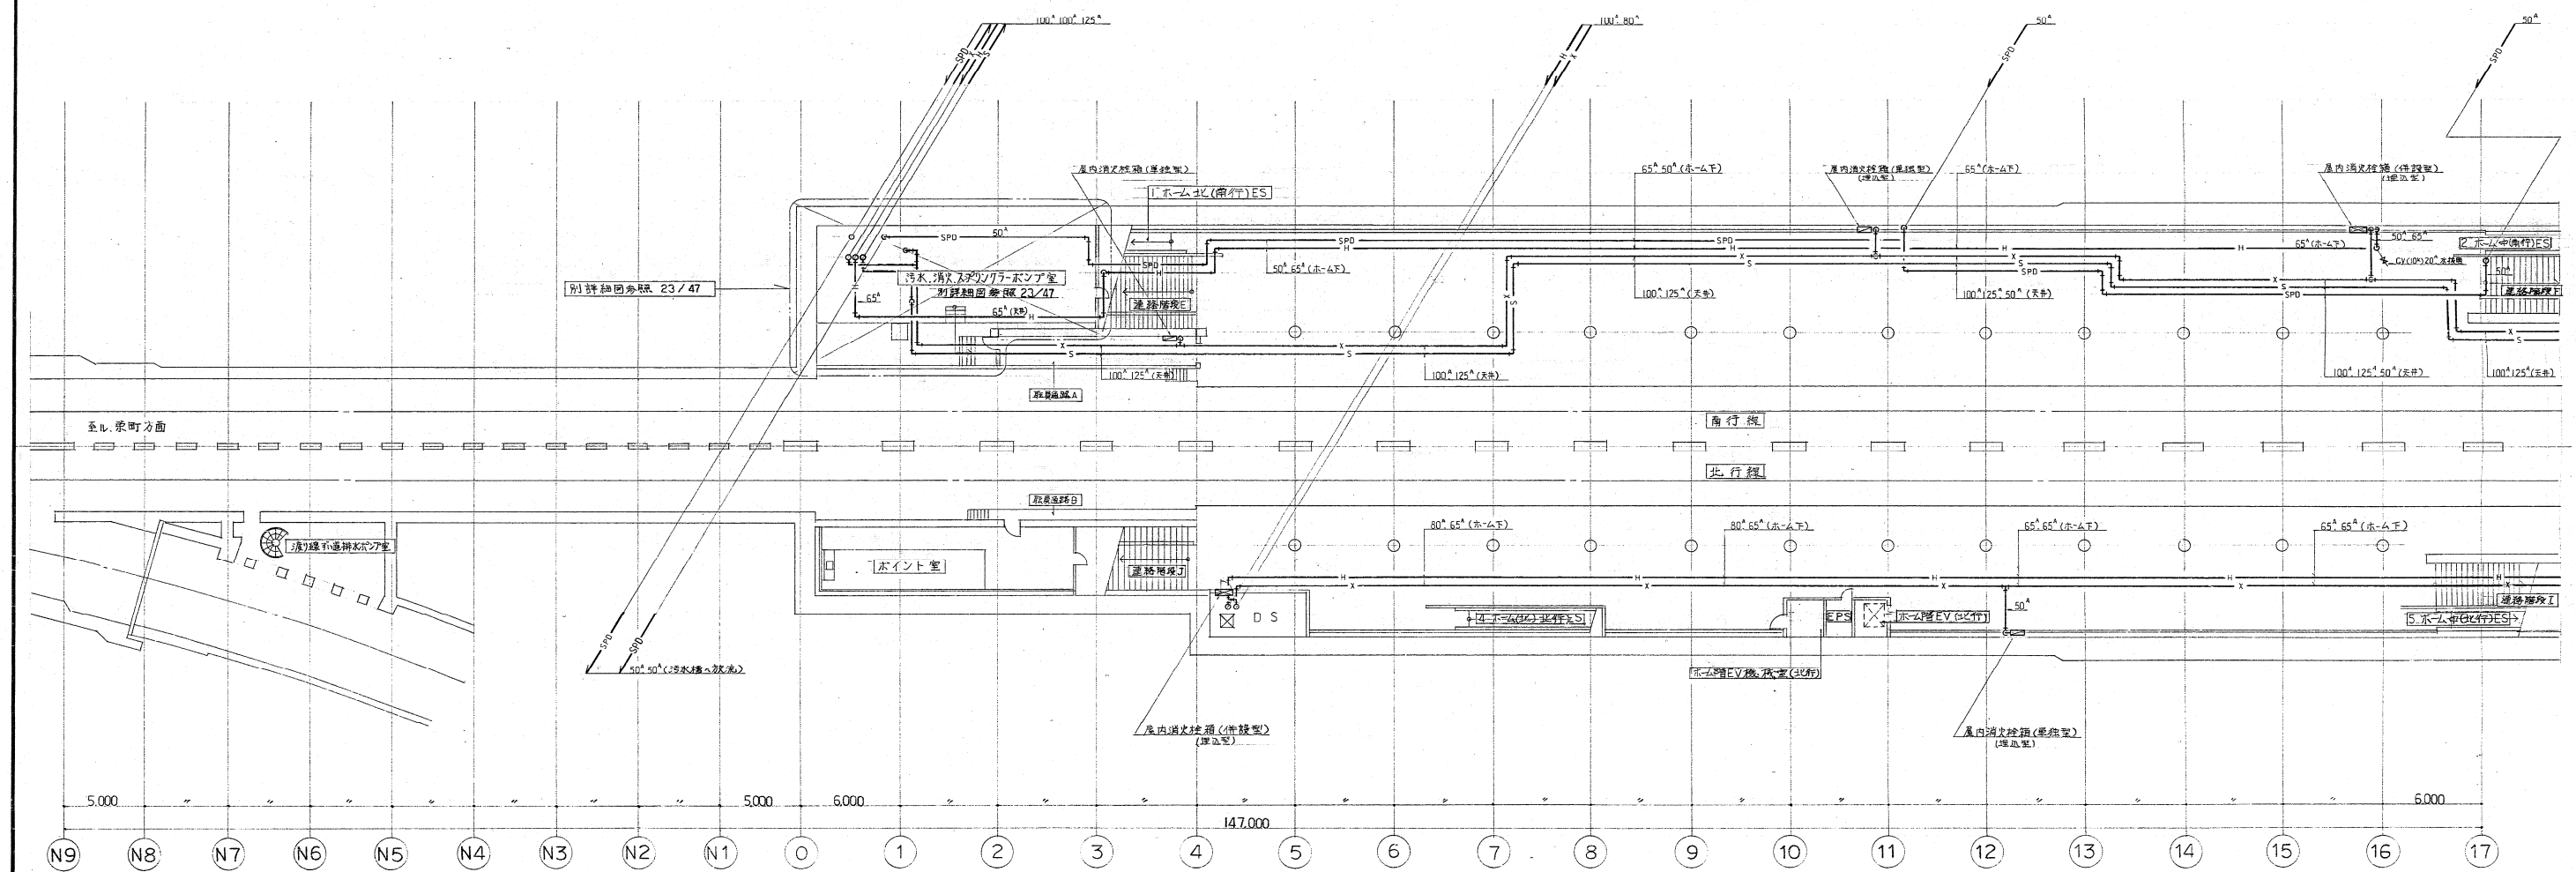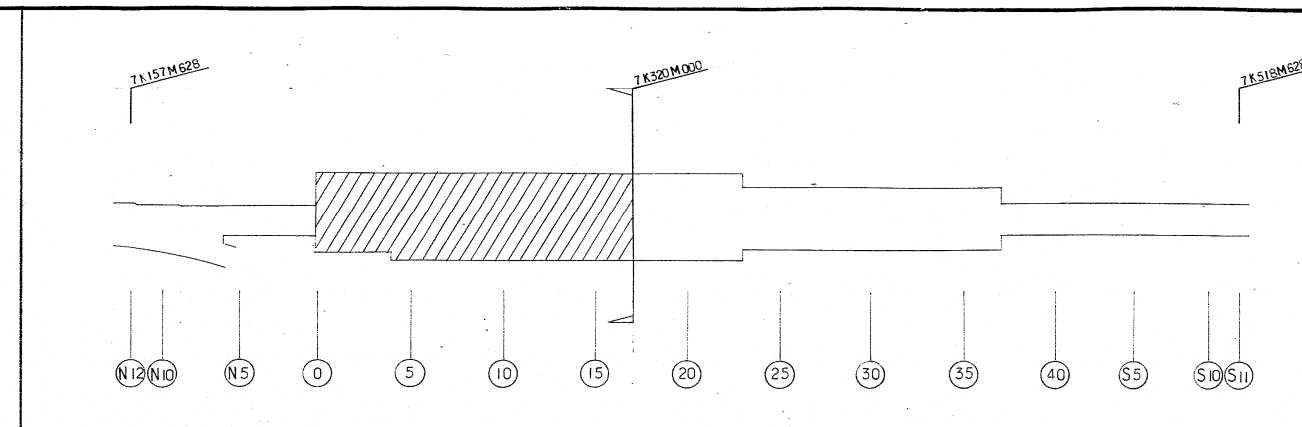

東豊線大通駅



施工図参照番号	
No.: 23, 24, 25, 28, 29, 30, 34, 60, 116, 117, 118	
工事番号	59・3号設機第12号
工事名	東豊線大通駅 給排水衛生設備工事
図面名称	地下4階 消火配管平面図(北)
図面番号	47 葉中の35
製図	昭和63年8月 日 縮尺 1:200
主任技術者	現場代理人 作 園 作 園 作 園
村田建設・花松共同企業体 代表者 村田建設工業 代表者 花松建設工業	
TEL 611-7141	

 

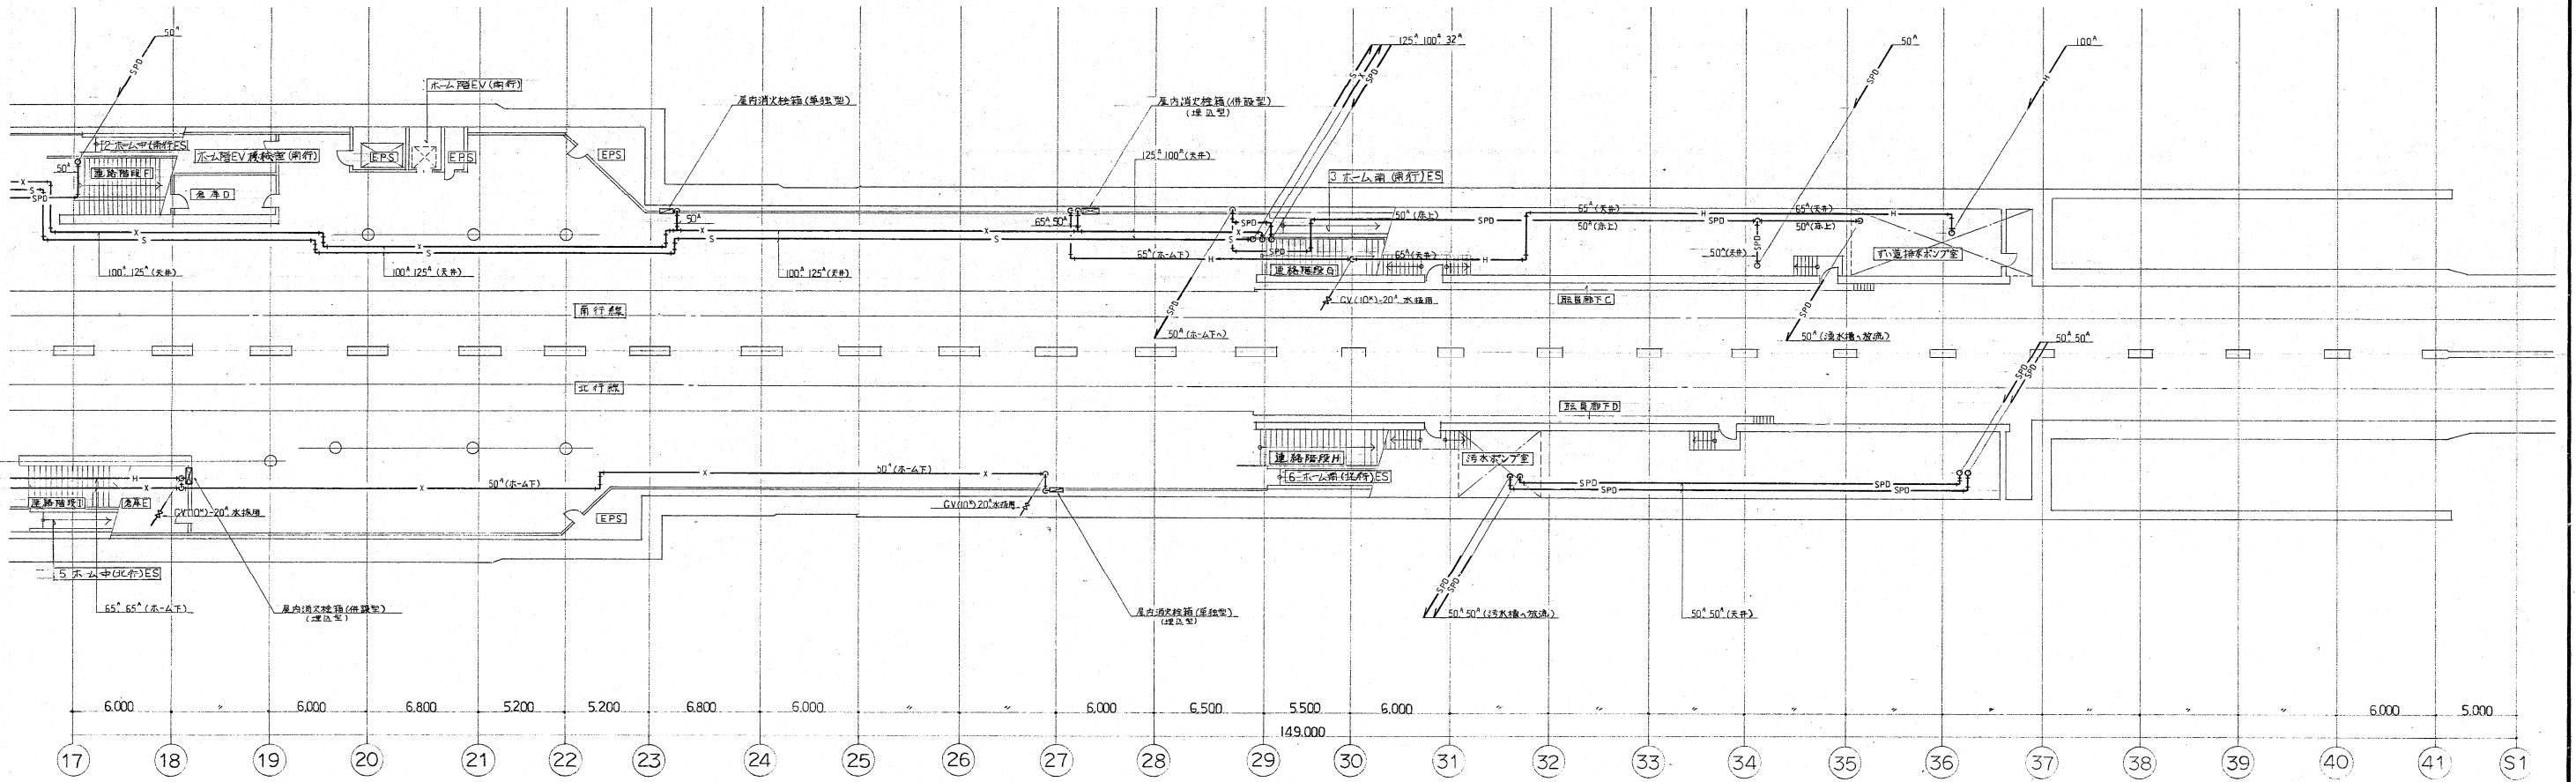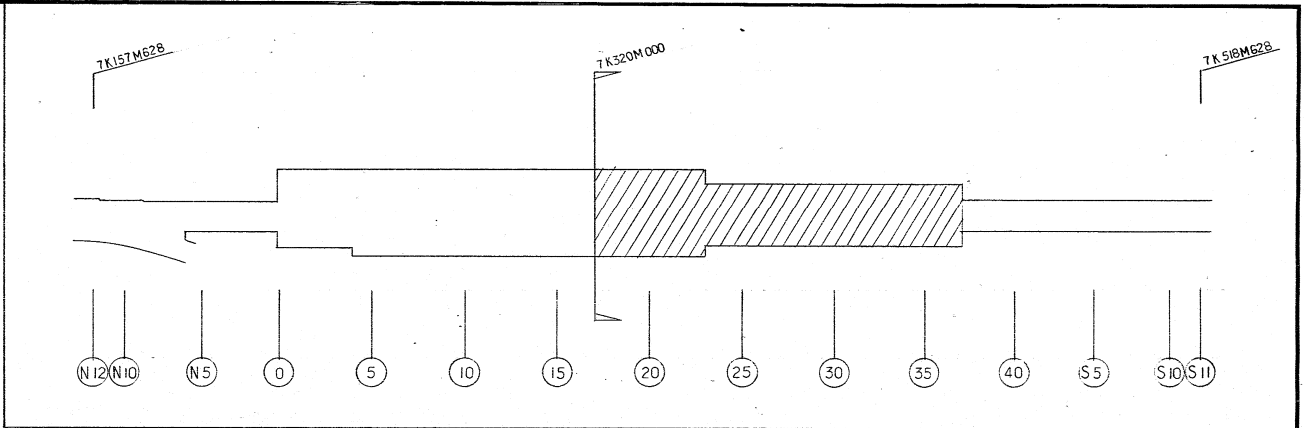

東豊線大通駅


施工図参照番号	
No. 26, 27, 31, 32, 33, 35, 36	
工事番号	59・3号設機第12号
工事名	東豊線大通駅 給排水衛生設備工事
図面名称	地下4階 消火配管平面図 (用)
図面番号	47 葉中の 36
製図	昭和62年8月 日 縮尺 1:200
主任技術者	現場代理人 作 園 作 園 作 園
村田煖房・花松共同企業体 代表者 村田煖房工業株式会社 TEL 611-7141	

  

消火器機仕様

屋内消火栓箱 (併設型)				屋内消火栓箱 (単独型)				屋内消火栓箱 (単独床埋込型)				その他器具			
消火栓箱	1044×1600 ^H ×300 ^W	R=1.6 ^T	1	消火栓箱	750×1460 ^H ×200 ^W	R=1.6 ^T	1	消火栓箱	450×450 ^H ×250 ^W	SUS R=1.5 ^T	1	送水口	2連(加圧付差込式) 750,500,10 ³	1	組
消火栓弁	差込式回転式 40,45 [°]		1	消火栓弁	790×1490 ^H ×200 ^W	R=1.6 ^T	6	消火栓弁	差込式回転式 40×45 [°]		1	放水口	1連(") 400,350,10 ³	1	組
ホース架	固定式 40,21 [°]		1	ホース架	差込式 40×13 [°]		1	ホース架	差込式 40×15 [°]		2	ホース格納箱	688×1110 ^H ×200 ^W	R=1.6 ^T	1
ホース	差込式 40,13 [°]		1	ホース	差込式 40×15 [°]		2	ホース	差込式 40×20 [°]		1	ホース	差込式 40×13 [°]		1
ホース	差込式 40,15 [°]		1	ホース	差込式 40×45 [°]		1	ホース	差込式 40×15 [°]		1	ホース	差込式 40×15 [°]		1
ホース	7m式 65		1	ホース	差込式 40×21 [°]		1	ホース	差込式 40×15 [°]		1	ホース	差込式 40×15 [°]		1
ホース架	固定式 65,23 [°]		1	ホース架	差込式 40×15 [°]		1	ホース架	差込式 40×15 [°]		1	ホース架	差込式 40×15 [°]		1
ホース	差込式 65,20 [°]		2	ホース	差込式 40×15 [°]		1	ホース	差込式 40×15 [°]		1	ホース	差込式 40×15 [°]		1
放水口	差込式回転式 65,45 [°]		1	放水口	差込式回転式 65,45 [°]		1	放水口	差込式回転式 65,45 [°]		1	放水口	差込式回転式 65,45 [°]		1
計			9組	計			6組	計			1組	計			1組

消火栓ポンプ	US-HA-80 (1.1kW型) 日立製作所
消火栓ポンプ	80×0.75×62 [°] ×15 [°] (3 [°] 415 [°])
消火栓ポンプ	排水機 100 [°] , 流量計50 [°] , 差圧計, 圧力計
消火栓ポンプ	通水口上17人, 7-1人 使用
消火栓ポンプ	150 [°] ×5 [°] ×20 [°] = 15 m ³ 止
消火栓ポンプ	(3858×4.117)×3.25÷2×1.35 = 17.4 [°] 止

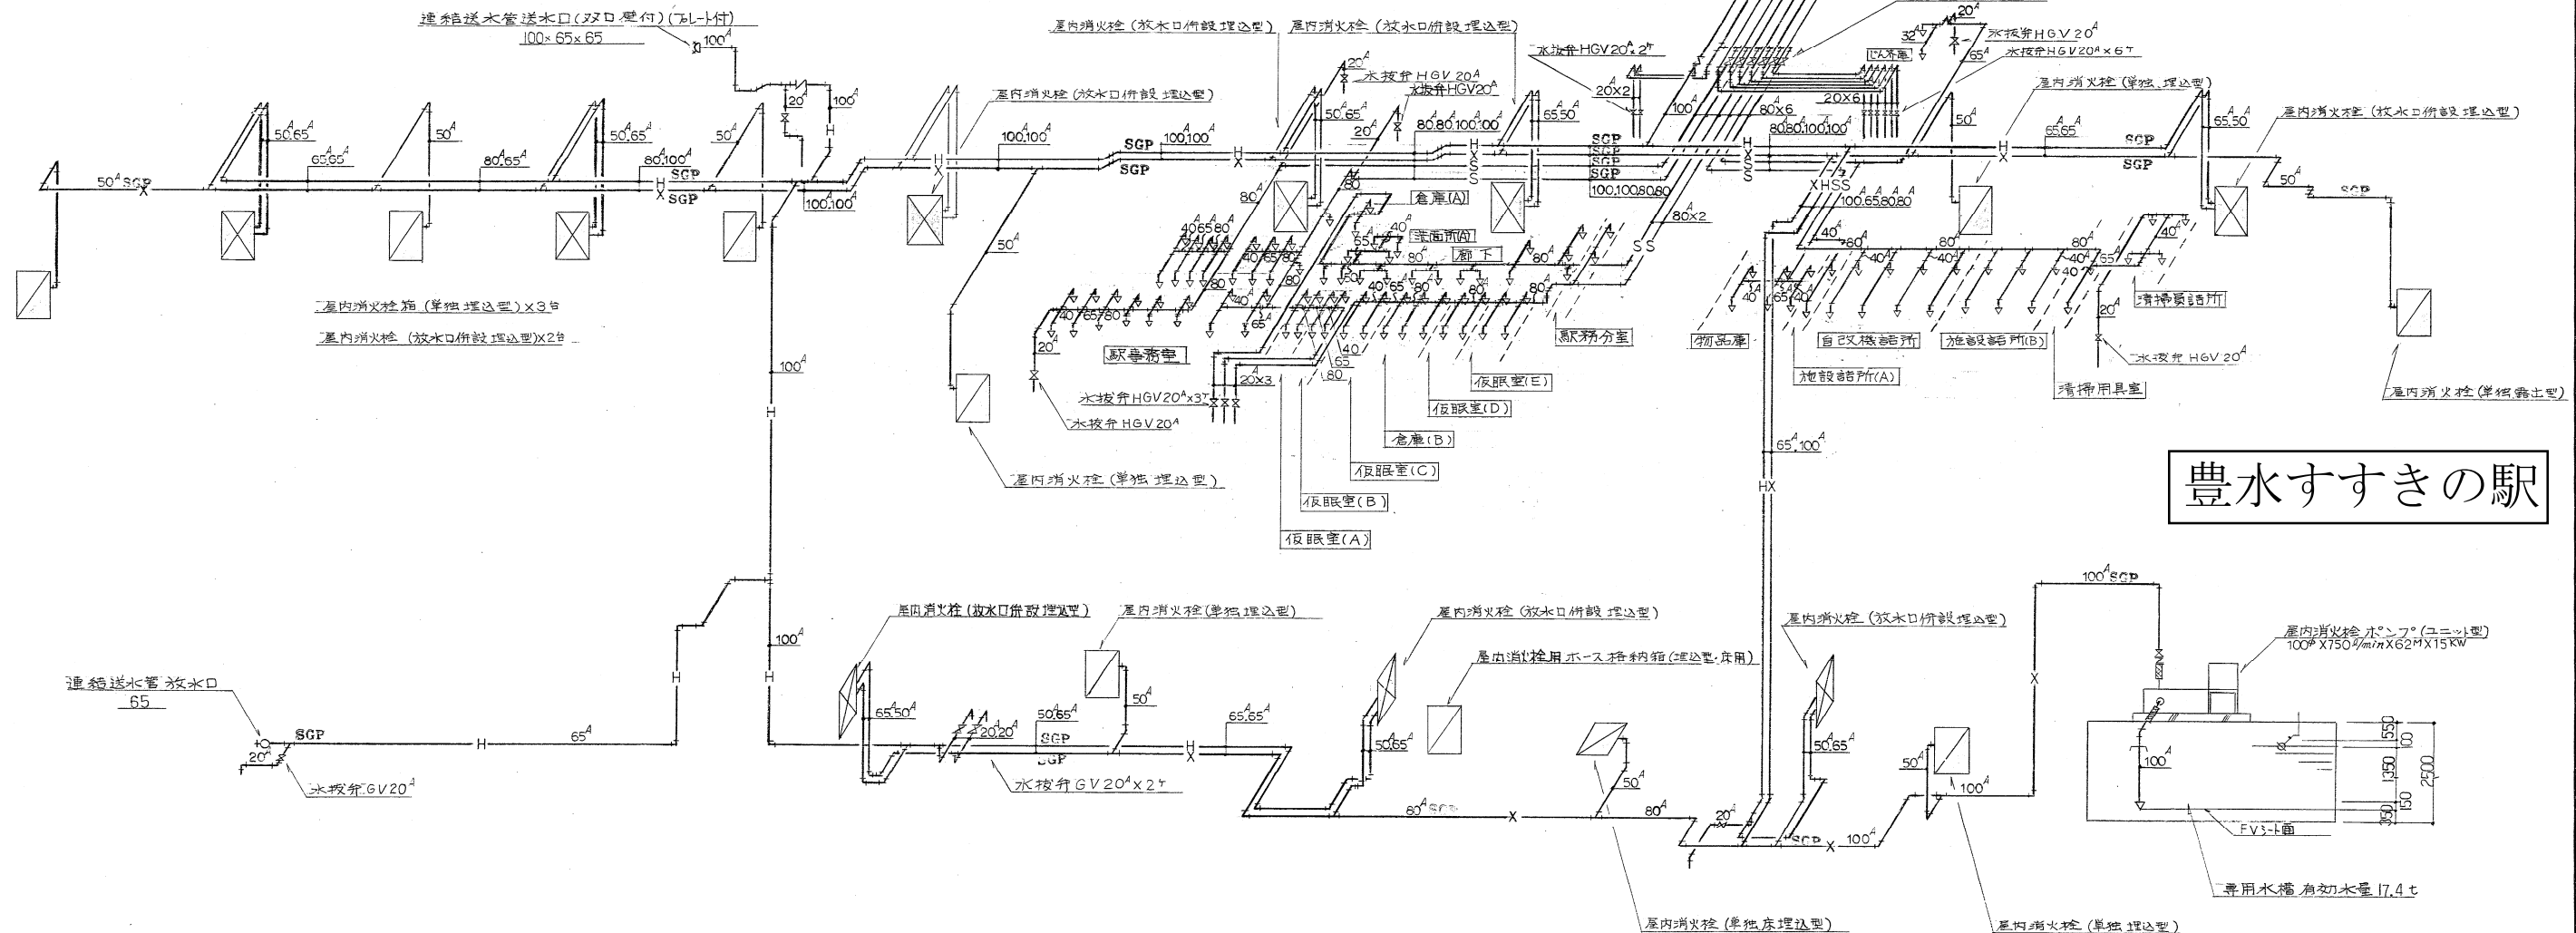

豊水すすきの駅

連結散水設備系統別ヘッド数一覧表

系統名	空	名	数量
S-1	駅事務室	ヘッド20ヶ	計 20ヶ
S-2	駅事務室	ヘッド12ヶ 仮眠室(A)ヘッド4ヶ 仮眠室(B)ヘッド4ヶ	20ヶ
S-3	仮眠室(C)ヘッド4ヶ 倉庫(B)ヘッド6ヶ 仮眠室(D)ヘッド4ヶ 仮眠室(E)ヘッド4ヶ 駅務分室ヘッド2ヶ		20ヶ
S-4	倉庫(A)ヘッド2ヶ 職員廊下洗面所(A)ヘッド17ヶ		19ヶ
S-5	物品庫ヘッド6ヶ 施設詰所(A)ヘッド2ヶ 物品庫ヘッド2ヶ		10ヶ
S-6	自改機詰所ヘッド8ヶ 施設詰所(B)ヘッド6ヶ 清掃用具室ヘッド2ヶ 清掃詰所ヘッド4ヶ		20ヶ
合計			109ヶ




凡例

記号	名称	備考	メーカー名
□	屋内消火栓	連結送水管放水口併設型	日立製作所
□	"	単独型	"
□	連結送水管ホース格納箱		"
○	連結散水ヘッド	由鎖型72°	東洋水産
→	ゲート弁	6V-JIS10 [°]	東洋水産
→	チャッキ弁	HGV-連結型可動鉄板弁	"
→	ステンレスフレキ		東洋水産
○	連結送水管放水口		日立製作所
→	屋内消火栓配管	配管用炭素鋼管(φ)	日本鋼管
→	連結散水設備配管	"	"
→	連結送水管配管	"	"
→	送水口	壁埋込型 2x2	日立製作所
→	ホース架	JIS 16 [°] 鋳鋼製	東洋水産

東洋水産設計事務所	主任設計者	監理者
-----------	-------	-----

施工図参照番号

工事番号	59-3号設機第16号
工事名	東豊線すすきの駅消防用水衛生設備工事 (豊水すすきの駅)
図面名称	防犯配管系統図
図面番号	30 葉中の16
製図	昭和63年8月 縮尺 NON SCALE
主任技術者	現場代理人 作 図 作 図 作 図
大信工機株式会社 TEL 741-0555	

 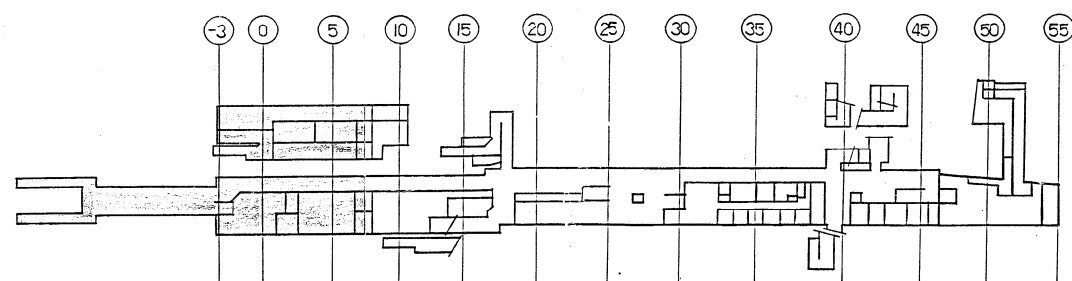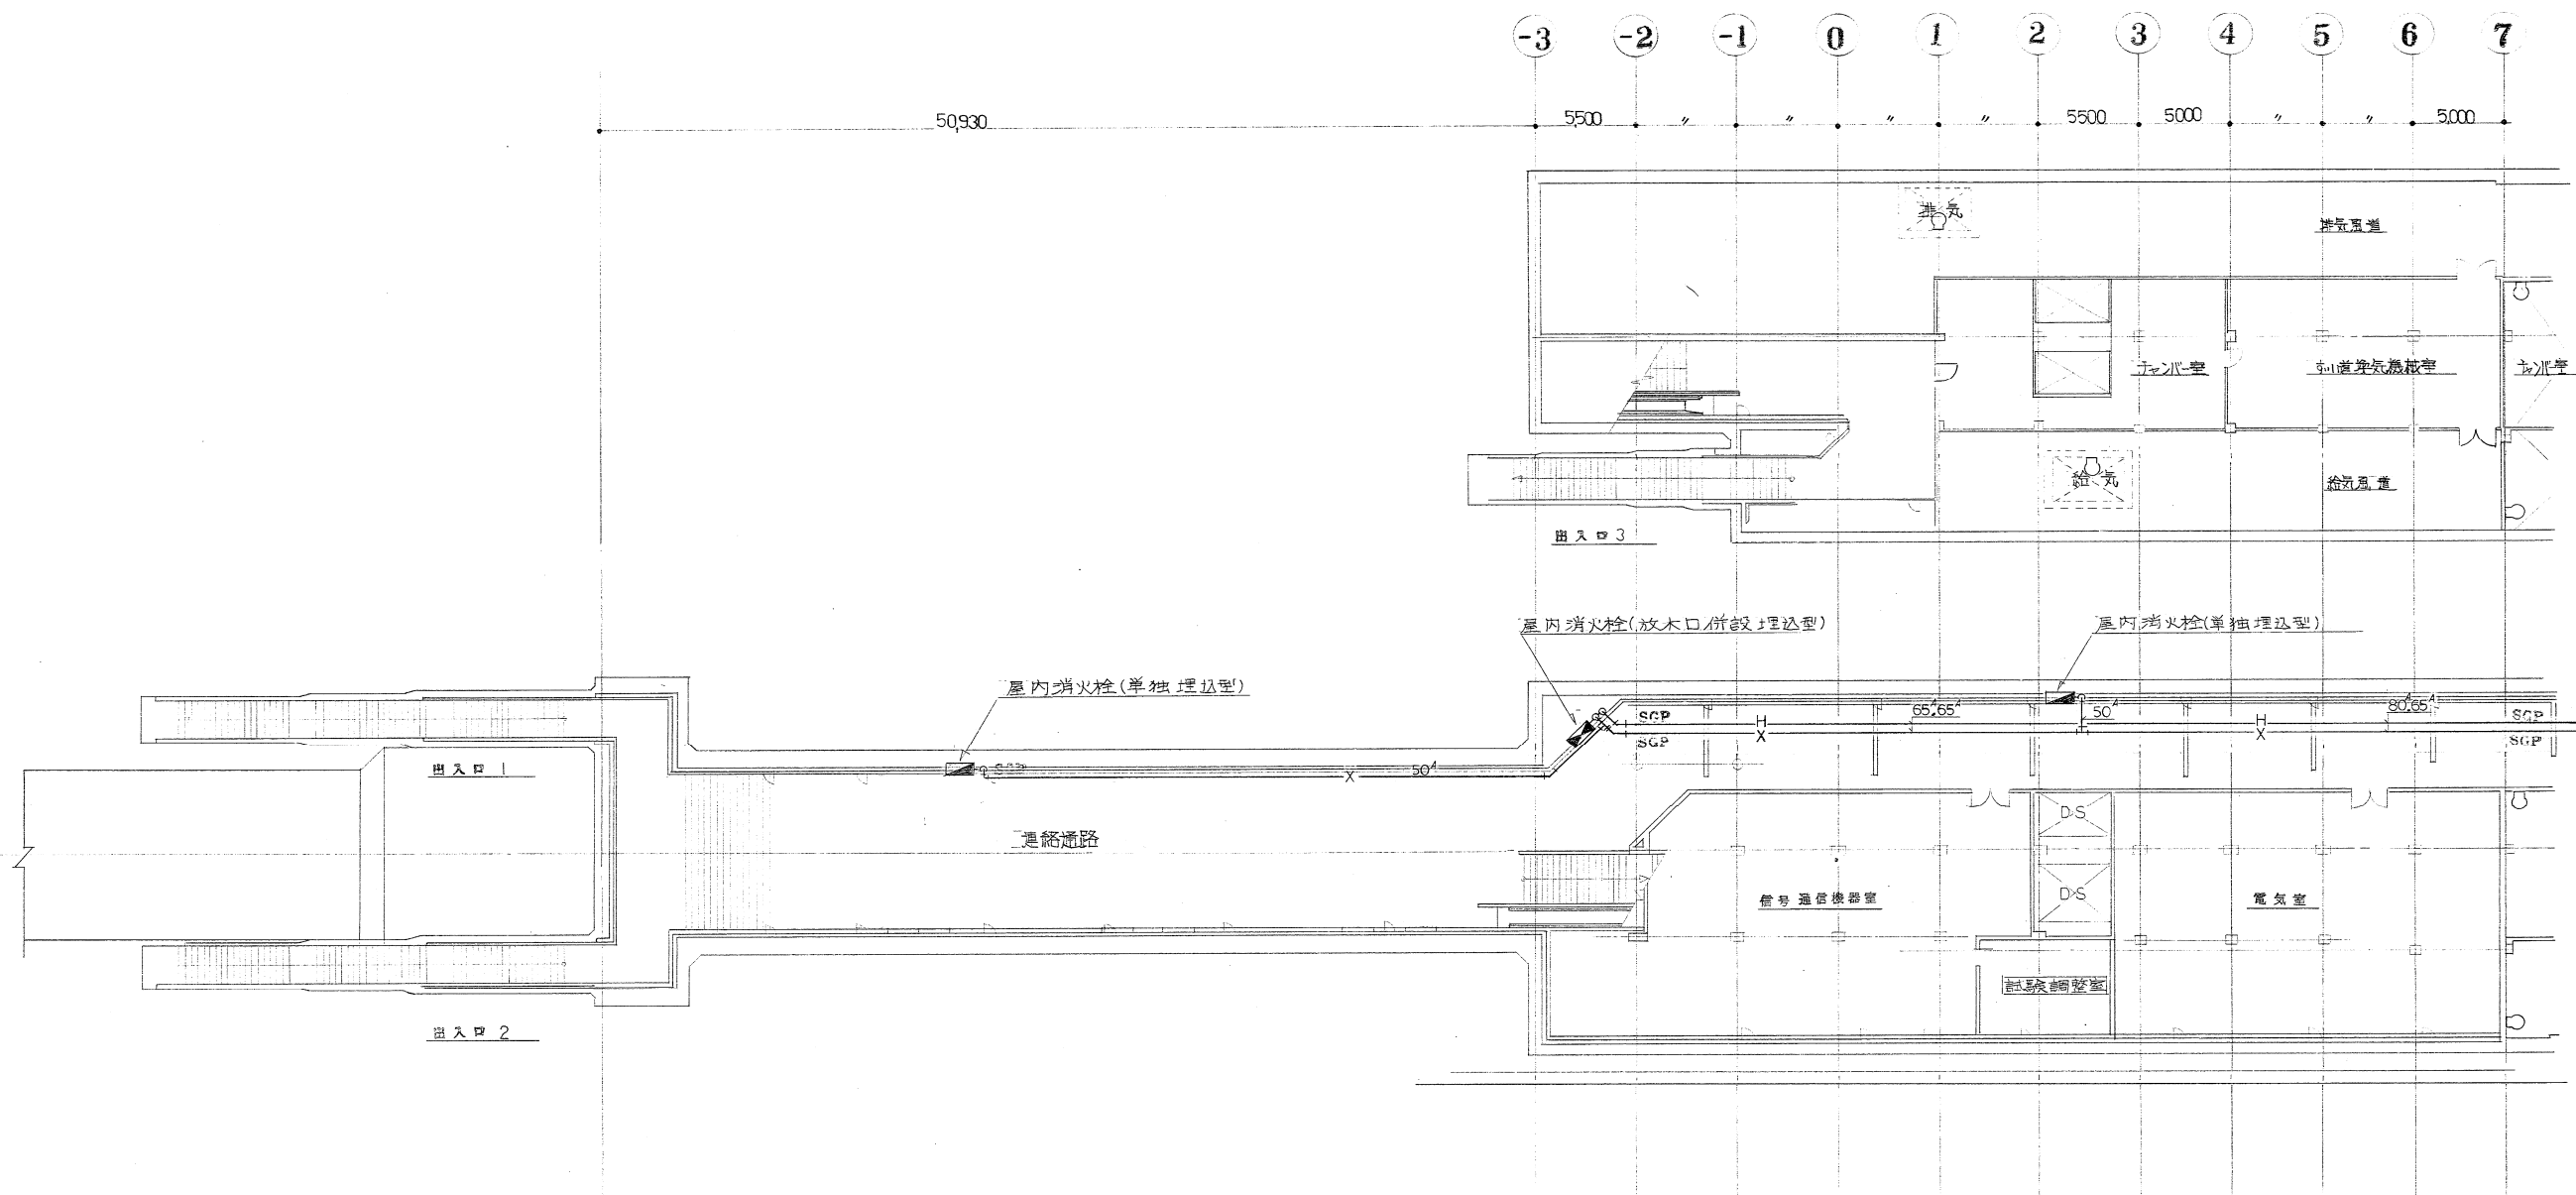

地下 I 階平面図 (I) s=1:200

豊水すすきの駅

東北建設設計事務所	主任設計者	監理者

施工図参照番号

NO. 17, 25

工事番号 59・3号設機第18号

工事名 東豊線すすきの駅地下衛生設備工事
(豊水すすきの駅)



図面名称 地下 I 階平面図(I) 防排水

図面番号 30 案中の17

製図 昭和63年8月 縮尺 1:200

主任技術者 現場代理人 作図 作図 作図

大信工機株式会社 TEL 741-0555

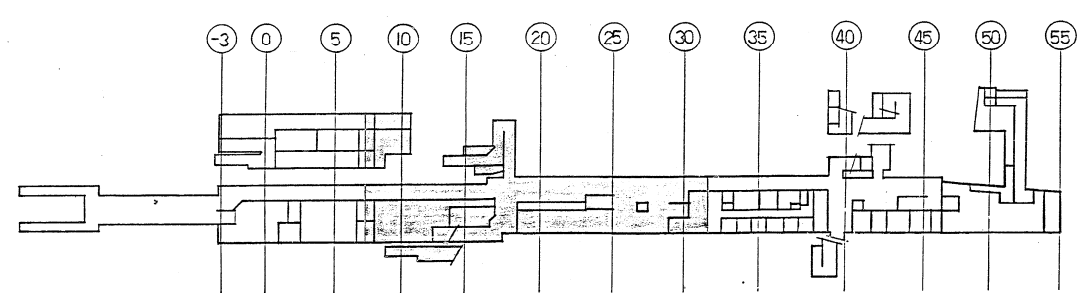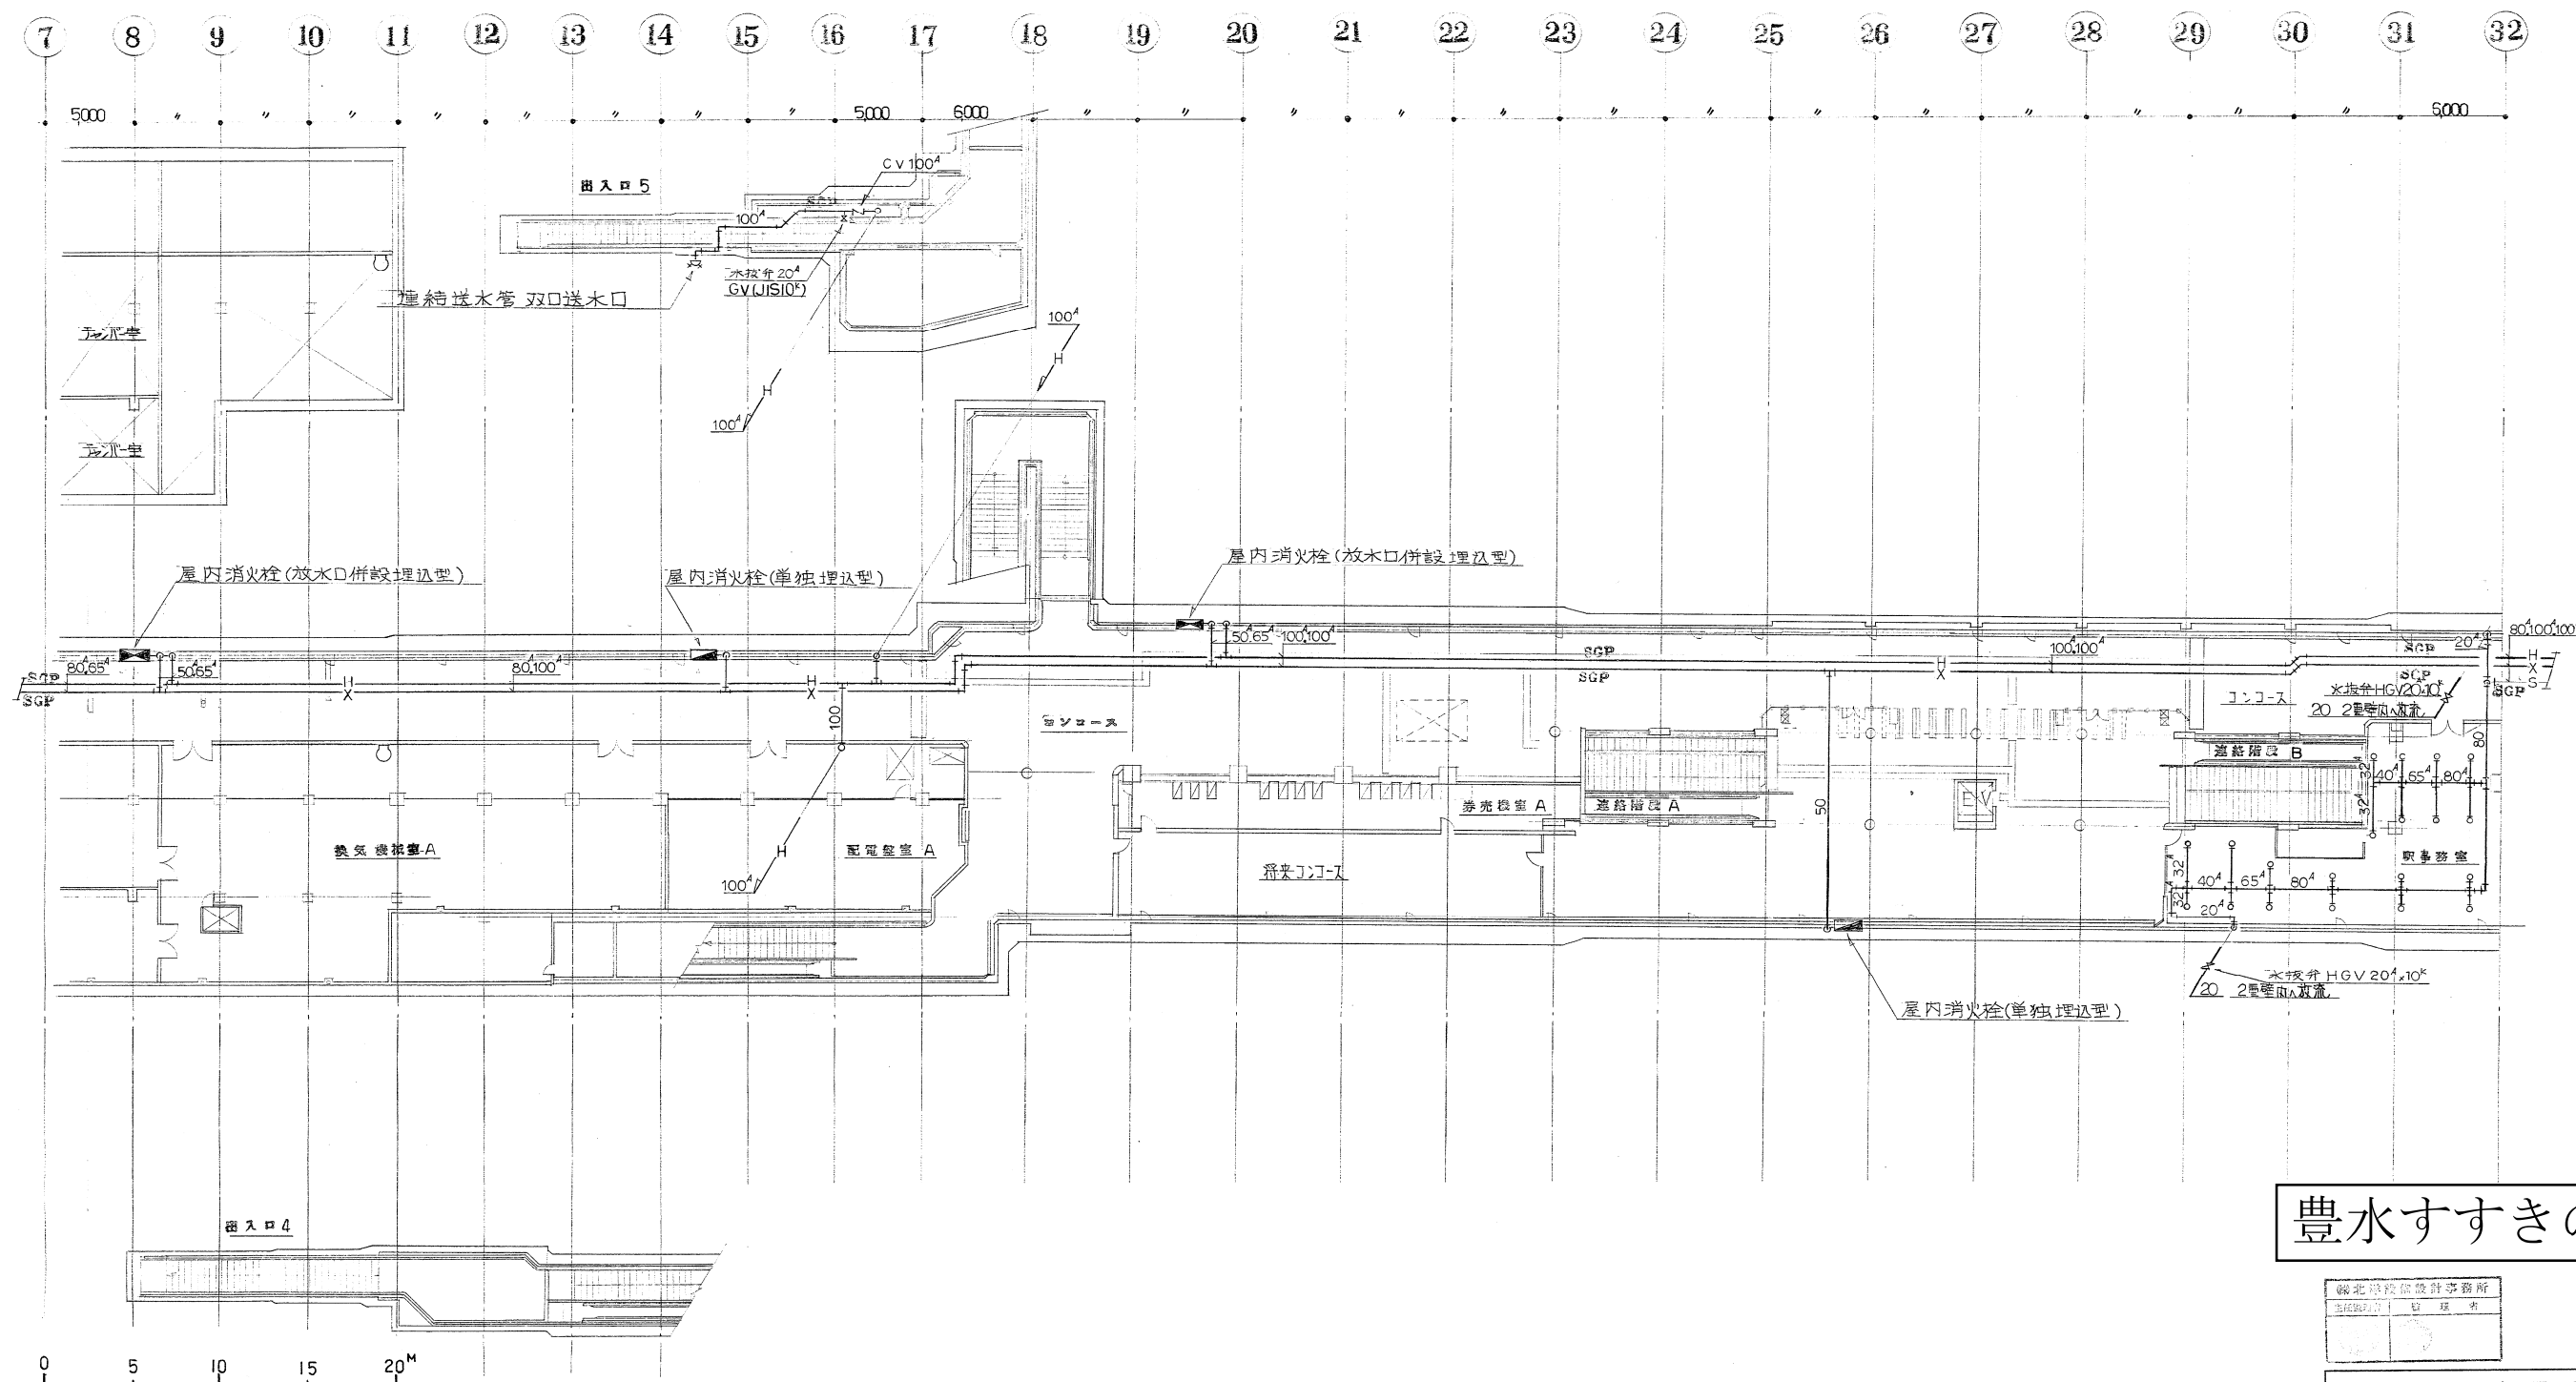

地下 1 階平面図 (2) S=1:200


 
豊水すすきの駅

東北建設設計事務所
主 任 技 術 者
日 本 国 際 工 務 有 限 公 司


施 工 図 参 照 番 号
NO. 17, 18, 19

工事番号 59・3号設機第18号
工 事 名 東豊線すすきの駅給排水衛生設備工事
(豊水すすきの駅)
図面名称 地下 1 階平面図(2)防犯配管
図面番号 30 葉中の18
製 図 昭和63年8月 縮 尺 1:200
主任技術者 現場代理人 作 図 作 図 作 図




大信工機株式会社 TEL 741-0555

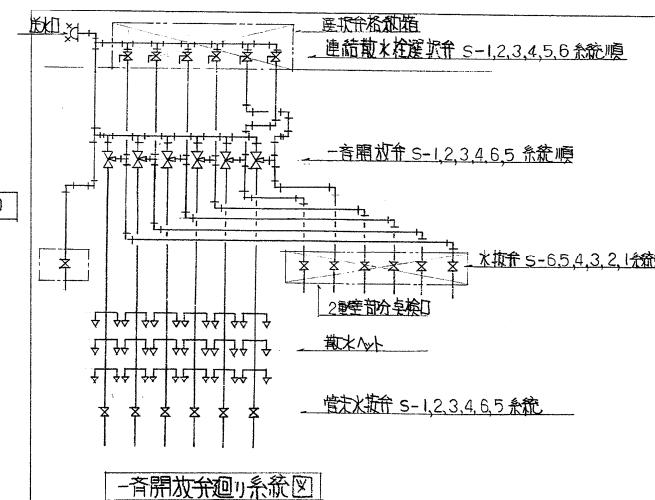

函北建設設計事務所 主任技師 監理者	
	
施 工 図 参 照 番 号	
NO. 19, 22, 23, 24, 39	
工事番号 59-3号設機第18号	
工事名 東急線すすきの駅給排水衛生設備工事 (進水すすきの駅)	
図面名称 地下1階平面図(3)衛生配管	
図面番号 30 葉中の19	
製 図 昭和63年6月日 縮 尺 1:200	
主任技師 現場代理人 作 図 作 図 作 図	
	
大信工機株式会社 TEL741-0555	

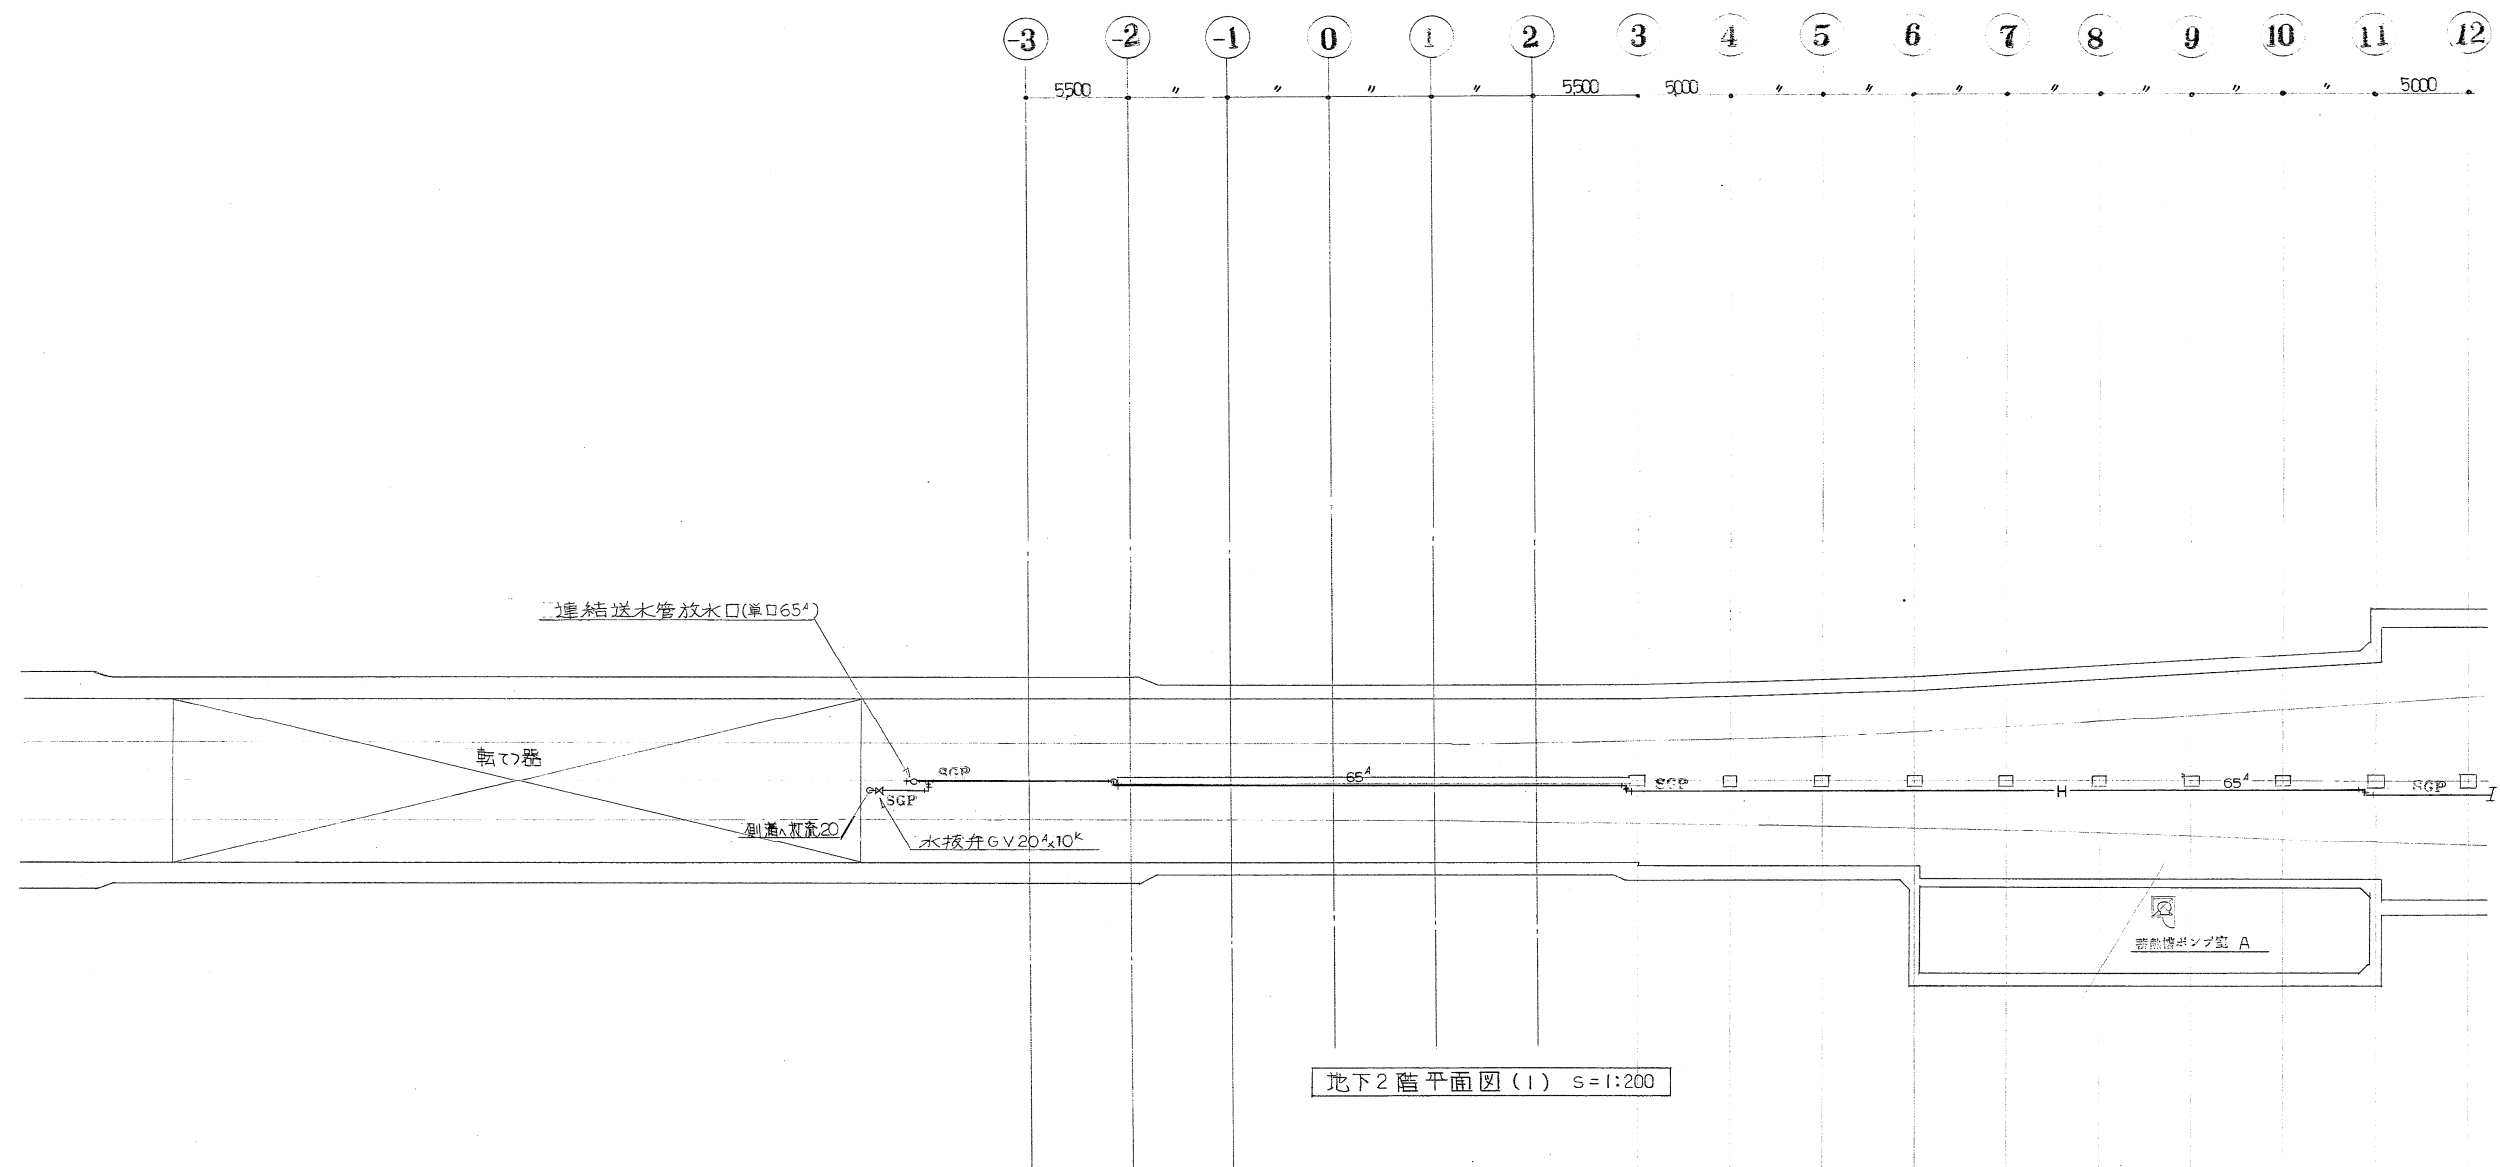

地下2階平面図(1) S=1:200

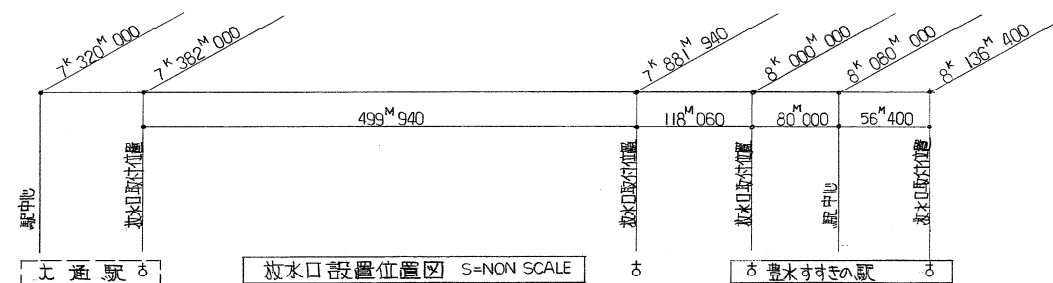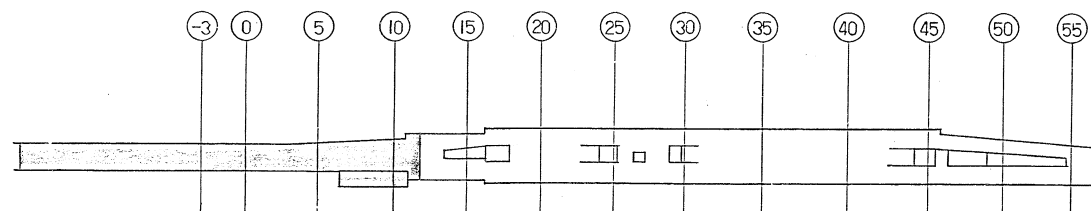 

放水口設置位置図 S=NON SCALE



豊水すすきの駅

設計者	設計者
監理者	監理者

施工図参照番号
NO. 37

工事番号	59・3号設機第18号
工事名	豊水すすきの駅給排水衛生設備工事 (豊水すすきの駅)
図面名称	地下2階平面図(1) 内配管
図面番号	30 案中の20
製図	昭和63年8月日 縮尺 1:200
主任技術者	現地代理人 作 図 作 図 作 図

 大信工機株式会社 TEL 741-0555

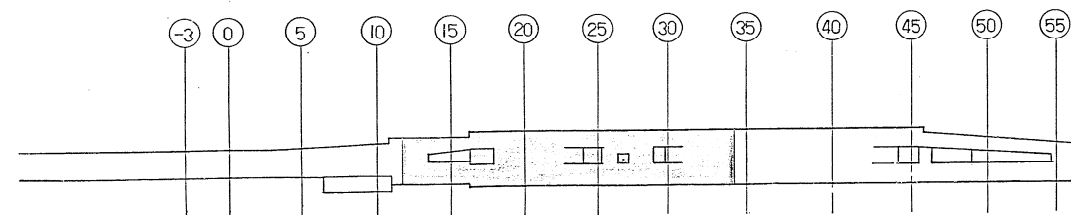


豊水すすきの駅

株式会社北洋設備設計事務所 主任監理者		監理者
		

施工 凶 参 照 番 号 NO. 14,37	
---	--

工事番号	59・3号設機第18号
工事名	東豊線すすきの駅給排水衛生設備工事 (豊本すすきの駅)
図面名称	地下2階平面図(2)防排水配管
図面番号	30 葉中の21
製図	昭和63年8月 日 縮尺 1:200
主任技術者	現場代理人 作 図 作 図 作 図

大信工機株式会社 TEL 741-0555

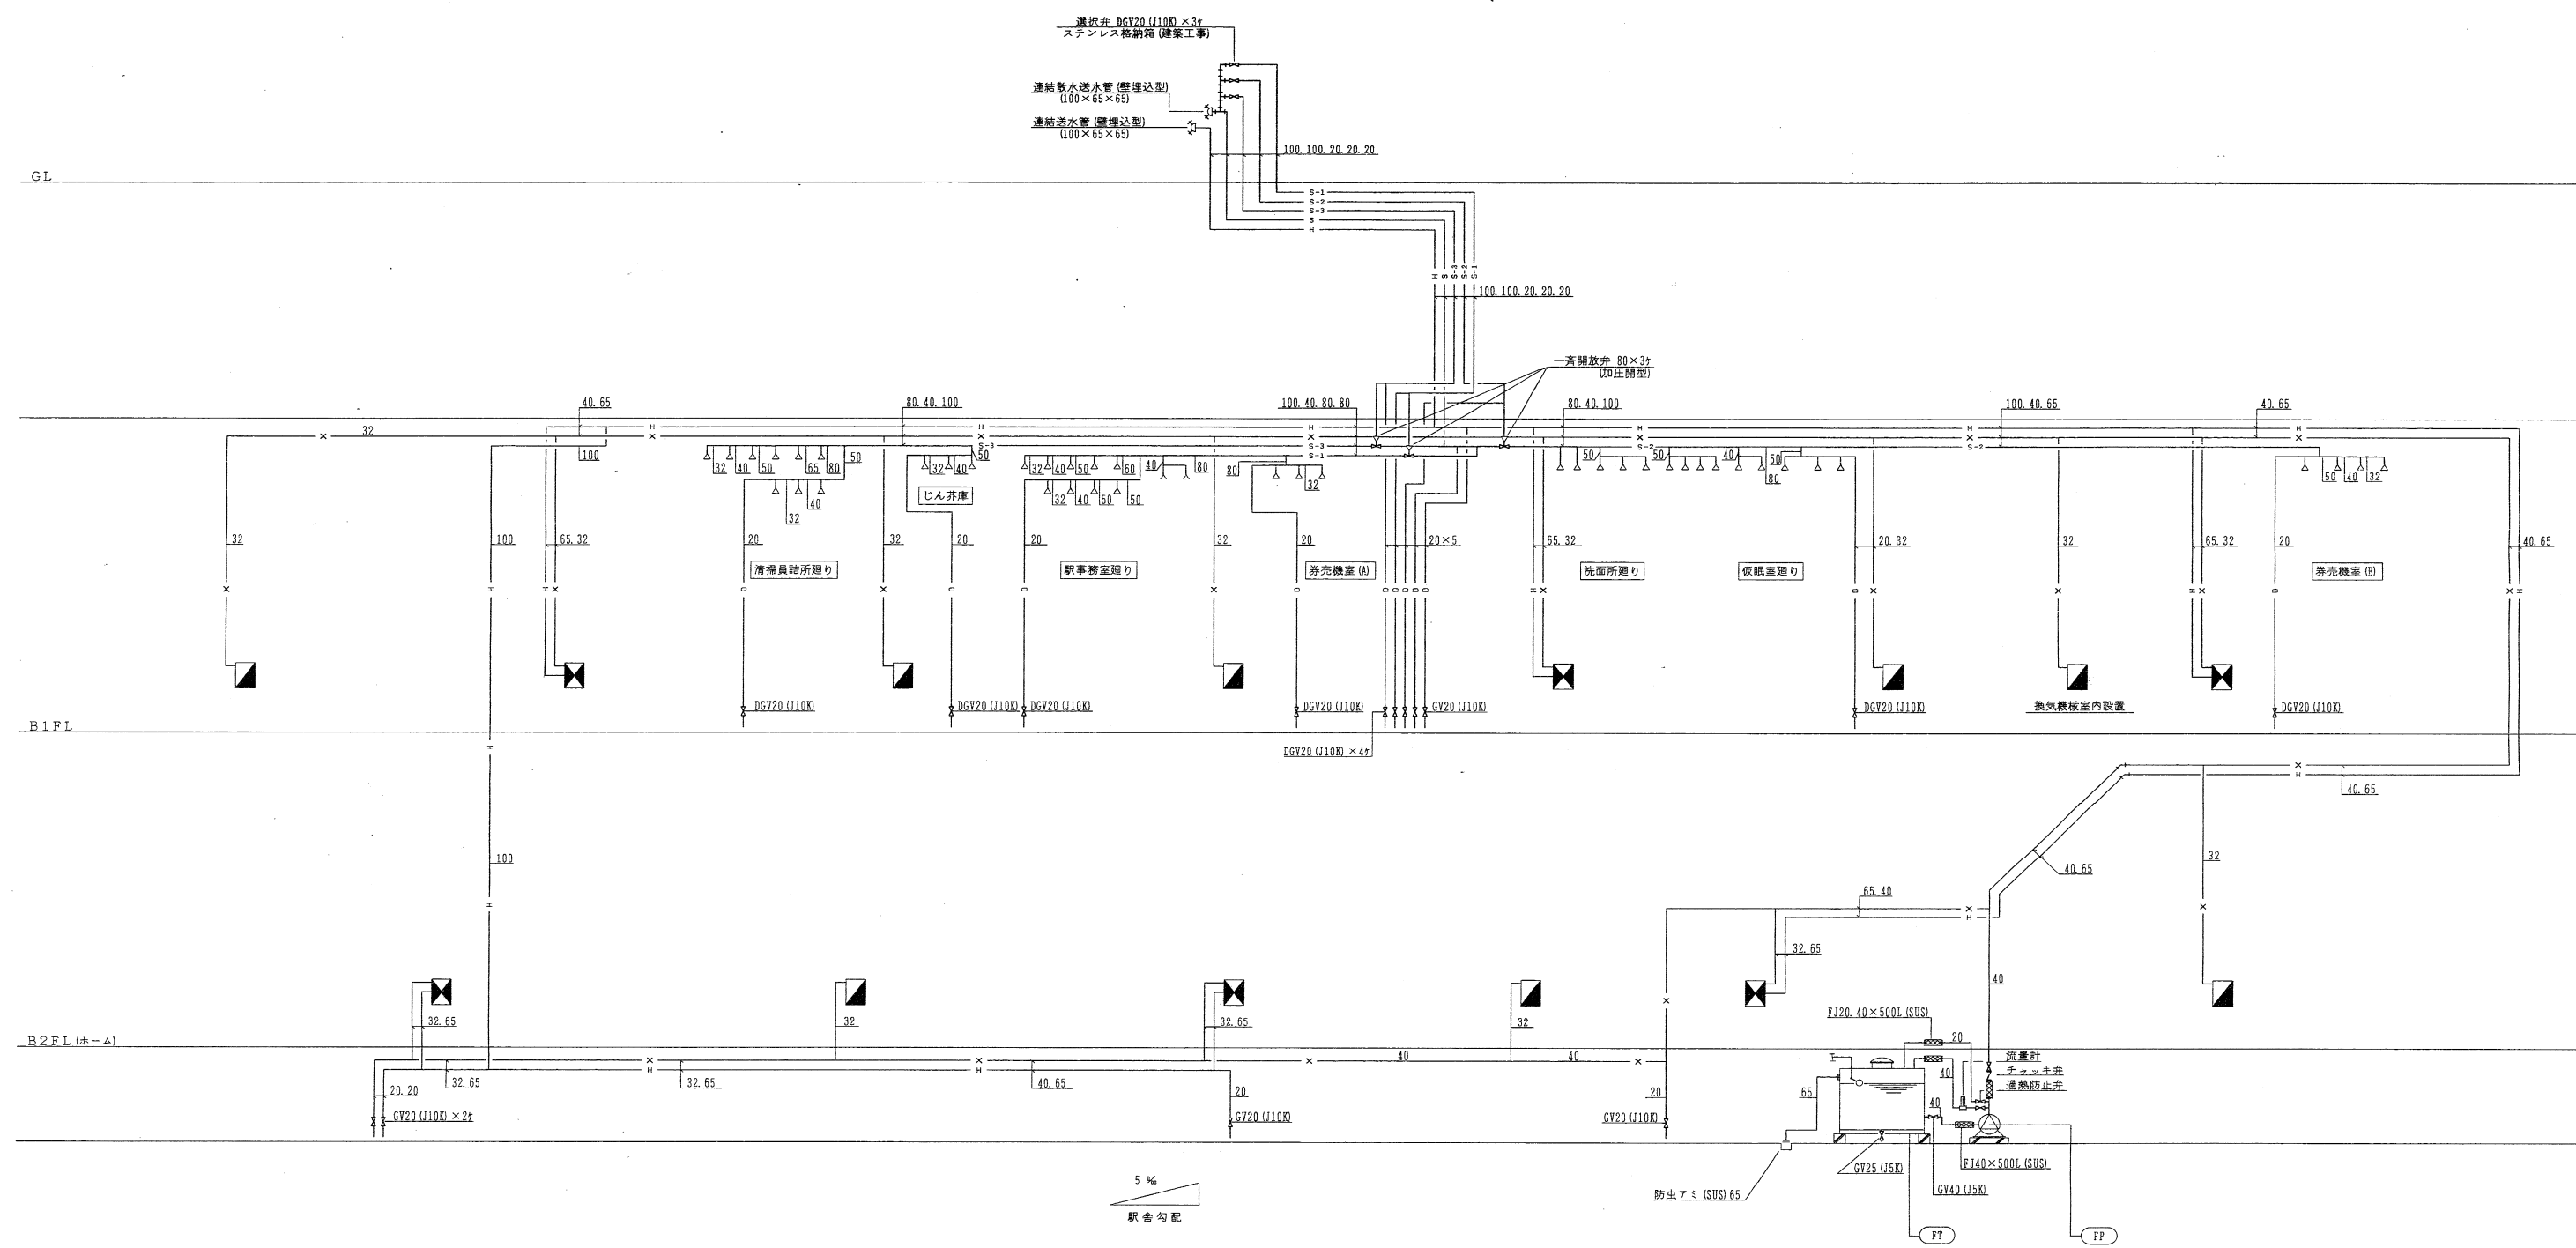

機器表

記号	名称	仕様	数量	製造メーカー
F P	屋内消火栓ポンプ	40φ×140L/㎡×79mm 制御盤付 付属品 圧力計 連成計 過熱防止用弁 仕切弁 逆止弁 可とう継手 ポンプ性能試験装置 (補給水タンク無し) 3φ×415V 5.5KW	1	(株) 荏原製作所 型式 40×FMSFU 455.5B
F T	屋内消火栓水槽	FRP製 単版2.0×1.5×1.5H 有効3.3㎡2/3G 鋼製架台付	1	三菱樹脂(株) 型式 GA型

記

- 1 屋内消火栓設備用 連結送水管設備用バルブは、特記部以外JIS10K型ゲート弁とする。
2 連結送水管設備用バルブは、全てダクタイル鋳鉄型ゲート弁10K型とする。

凡例

- 2号 屋内消火栓 (単独型)
2号 屋内消火栓 (放水口併設型)


学園前駅

施工図参照番号

5~7. 11~21. 24. 26.

工事番号	3 設機第7号		
工事名	東豊線学園前駅給排水衛生設備工事		
図面名称	消火設備・系統図		
図面番号	13 / 25	縮尺	1:100
製図	平成6年7月 日		
監理技術者	主任技術者	現場代理人	作図
三和温調工業株式会社 TEL 783-6760			


道日建・岡・山道特定共同企業体
主任監理者

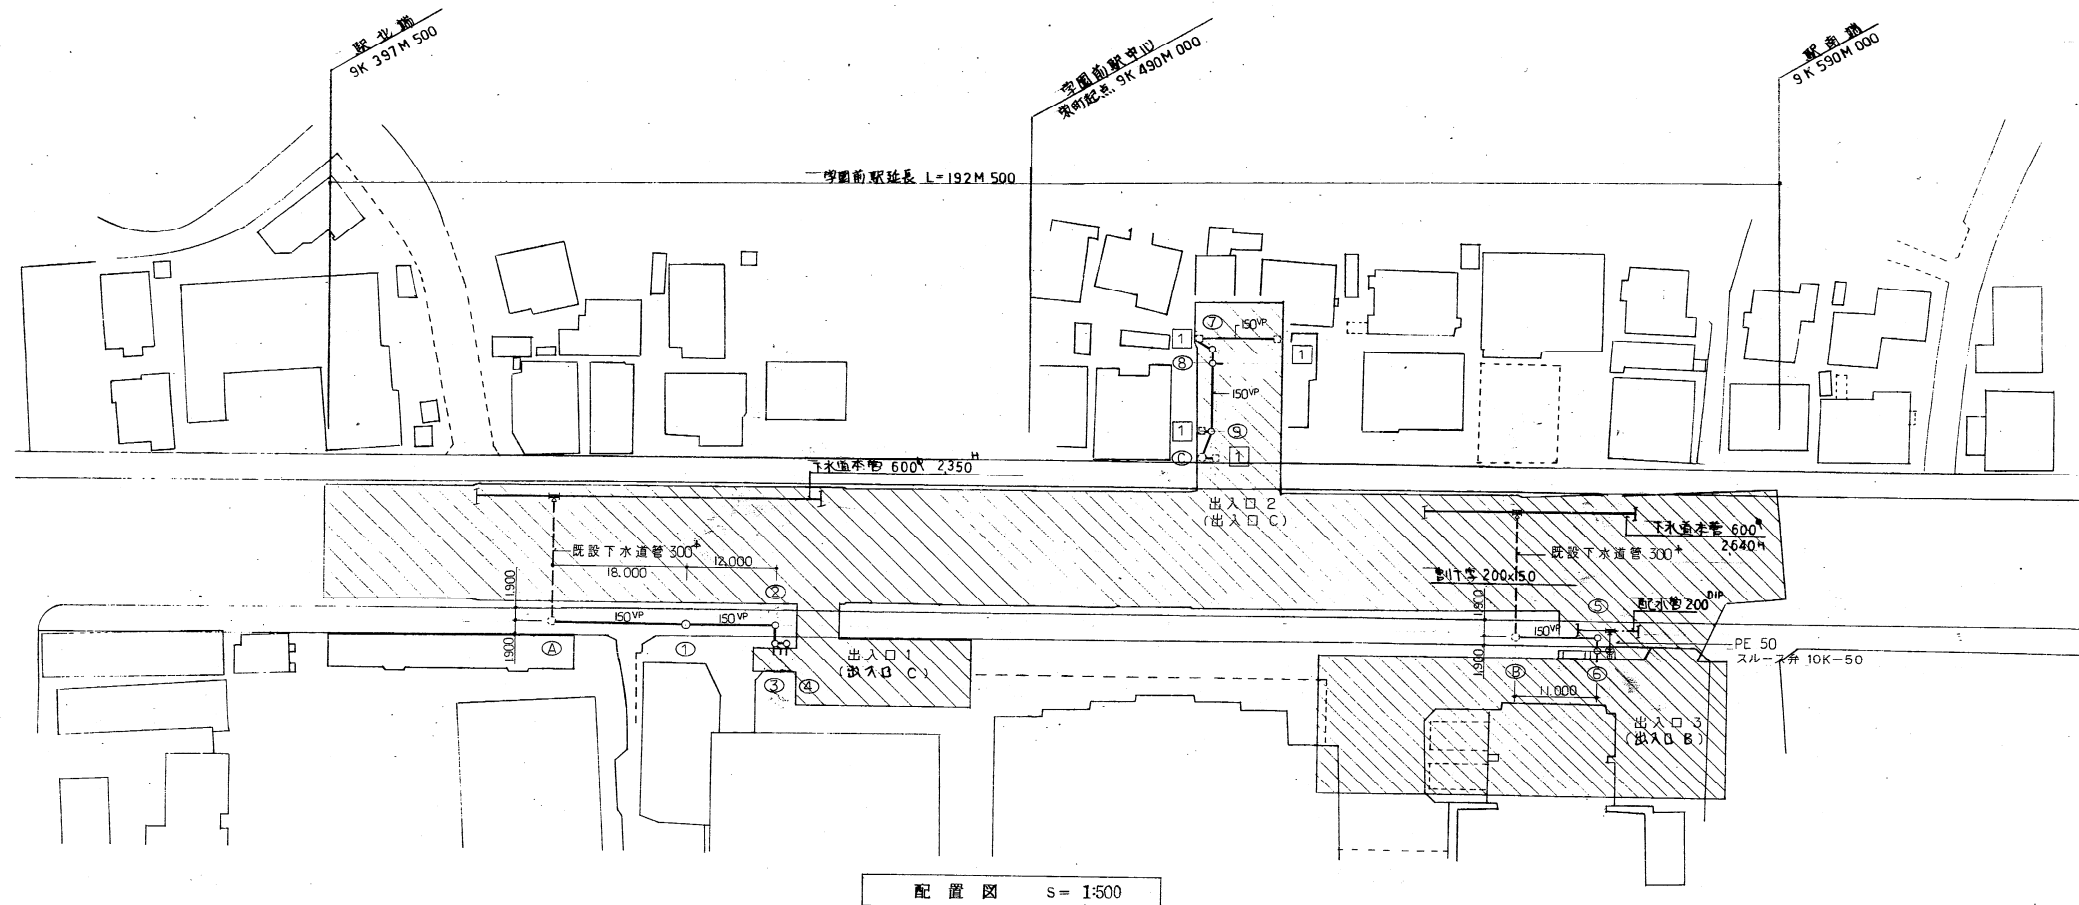


配置図 S=1:500

排水樹一覧表


NO.	種別	寸法	蓋の種別	備考
①	汚水樹	900φX1400H	600φ(D)	I号人孔樹,インバート仕上
②	汚水樹	600φX1200H	MHAAR 500φ(D)	交通局マーク入,インバート仕上
③	汚水樹	450φX720H	MHAAR 400φ(D)	交通局マーク入,インバート仕上
④	泥溜樹	450φX650H	MHAAR 400φ(D)	交通局マーク入,泥溜H=150以上
⑤	汚水樹	600φX1200H	MHAAR 600φ(D)	交通局マーク入,インバート仕上
⑥	汚水樹	450φX800H	MHAAR 600φ(D)	交通局マーク入,インバート仕上
⑦	泥溜樹	450φX580H	MHAAR 400φ(D)	交通局マーク入,泥溜H=150以上
⑧	泥溜樹	450φX560H	MHAAR 400φ(D)	交通局マーク入,泥溜H=150以上
⑨	泥溜樹	450φX760H	MHAAR 400φ(D)	交通局マーク入,泥溜H=150以上
Ⓐ	市I号人孔樹	900φX1700H	600φ(D)	インバート仕上
Ⓑ	市I号人孔樹	900φX2250H	600φ(D)	インバート仕上
Ⓒ	市公設樹	500φX800H	CON蓋	
I	集水樹			建築工事

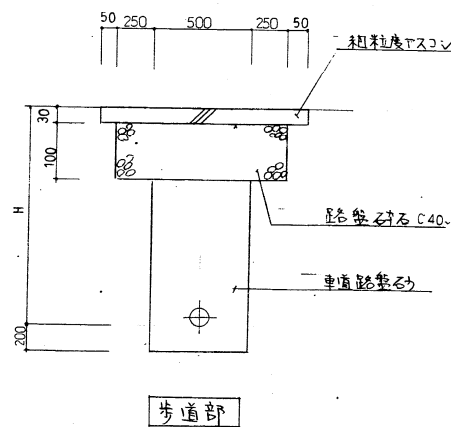


道路復旧図 S=N0

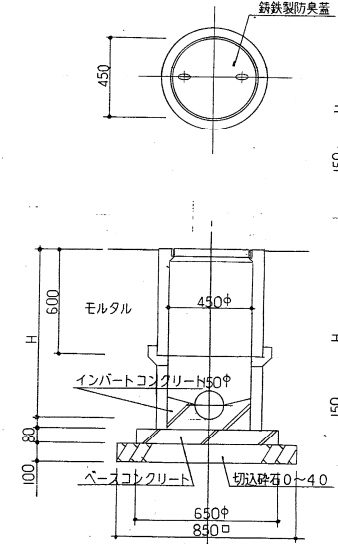

汚水樹, 泥溜樹, トラップ樹詳細図 S=1/20

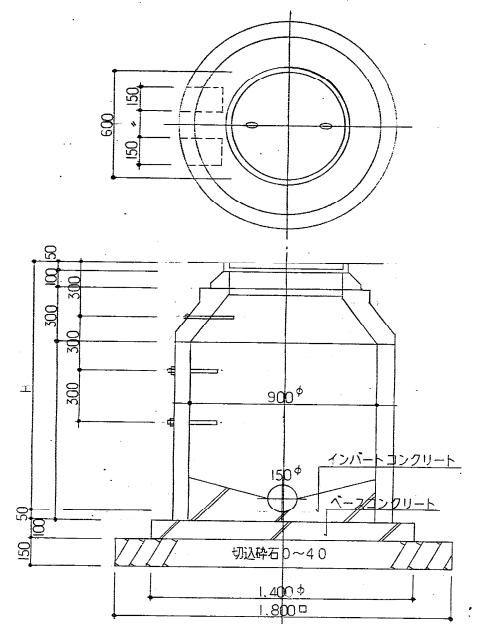

I号人孔樹 詳細図 S=1/20


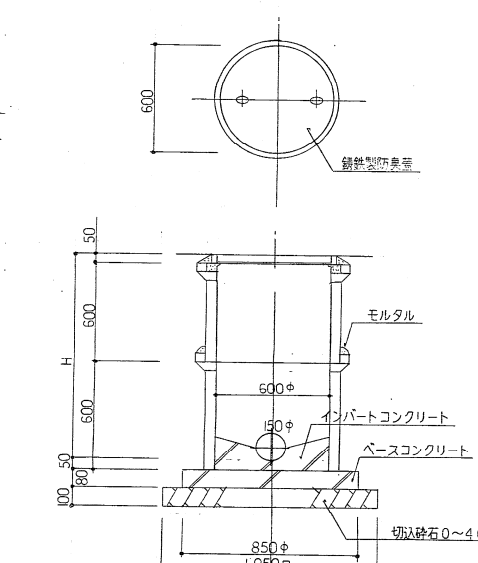


汚水樹(歩道部)詳細図 S=1/20



学園前駅

施工図参照番号			
2. 20. 21. 23. 25. 27.			
工事番号	3 設機第7号		
工事名	東豊線学園前駅給排水衛生設備工事		
図面名称	配置図(屋外配管図)		
図面番号	5	25	縮尺 1:500
製図	平成6年7月	日	1:20
監理技術者	主任技術者	現場代理人	作図
三和温調工業株式会社 TEL 783-6760			

道日建・同・山道特定共同企業体
主任監理者

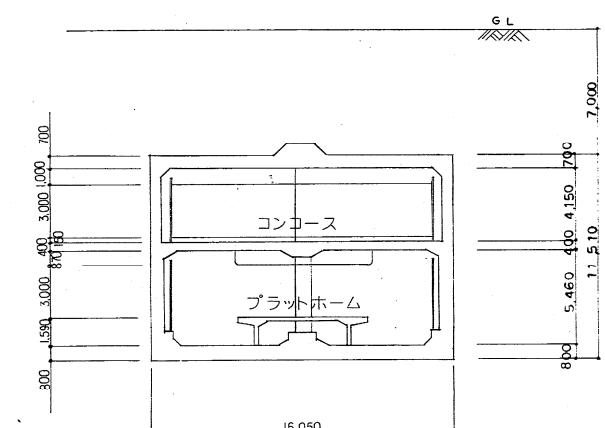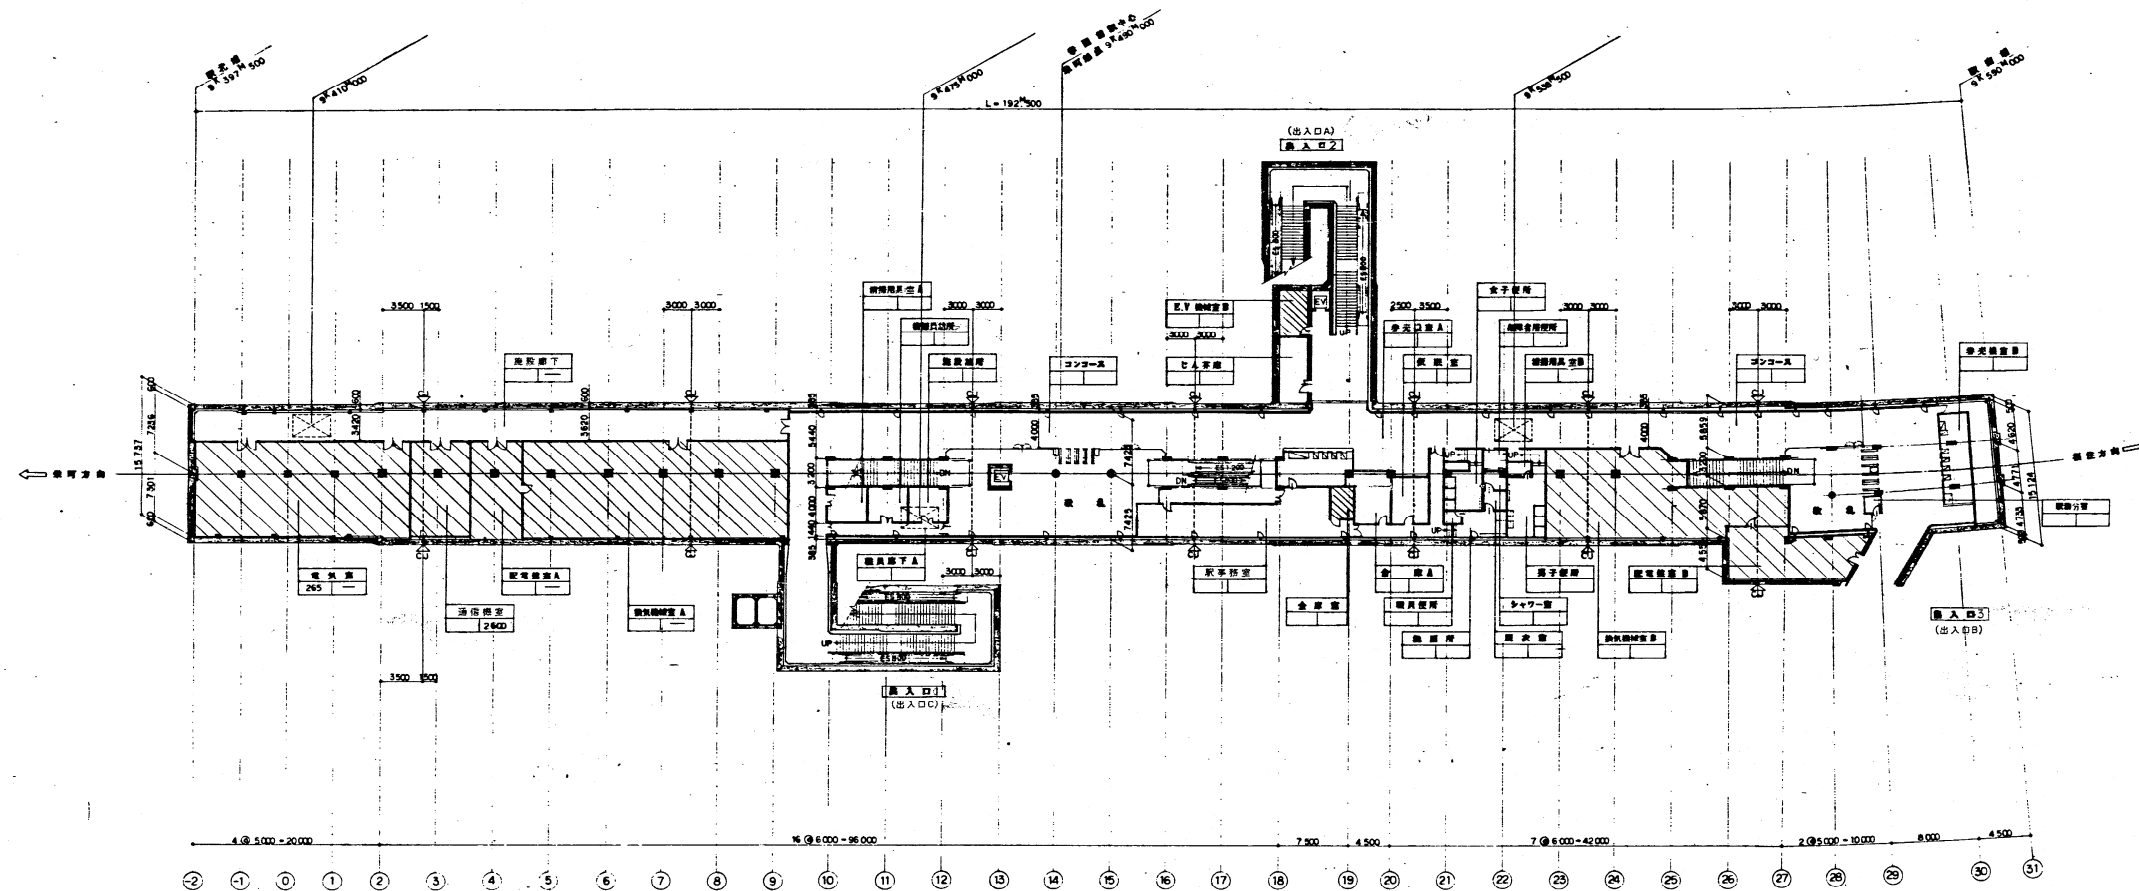



防火区画部分を示す

 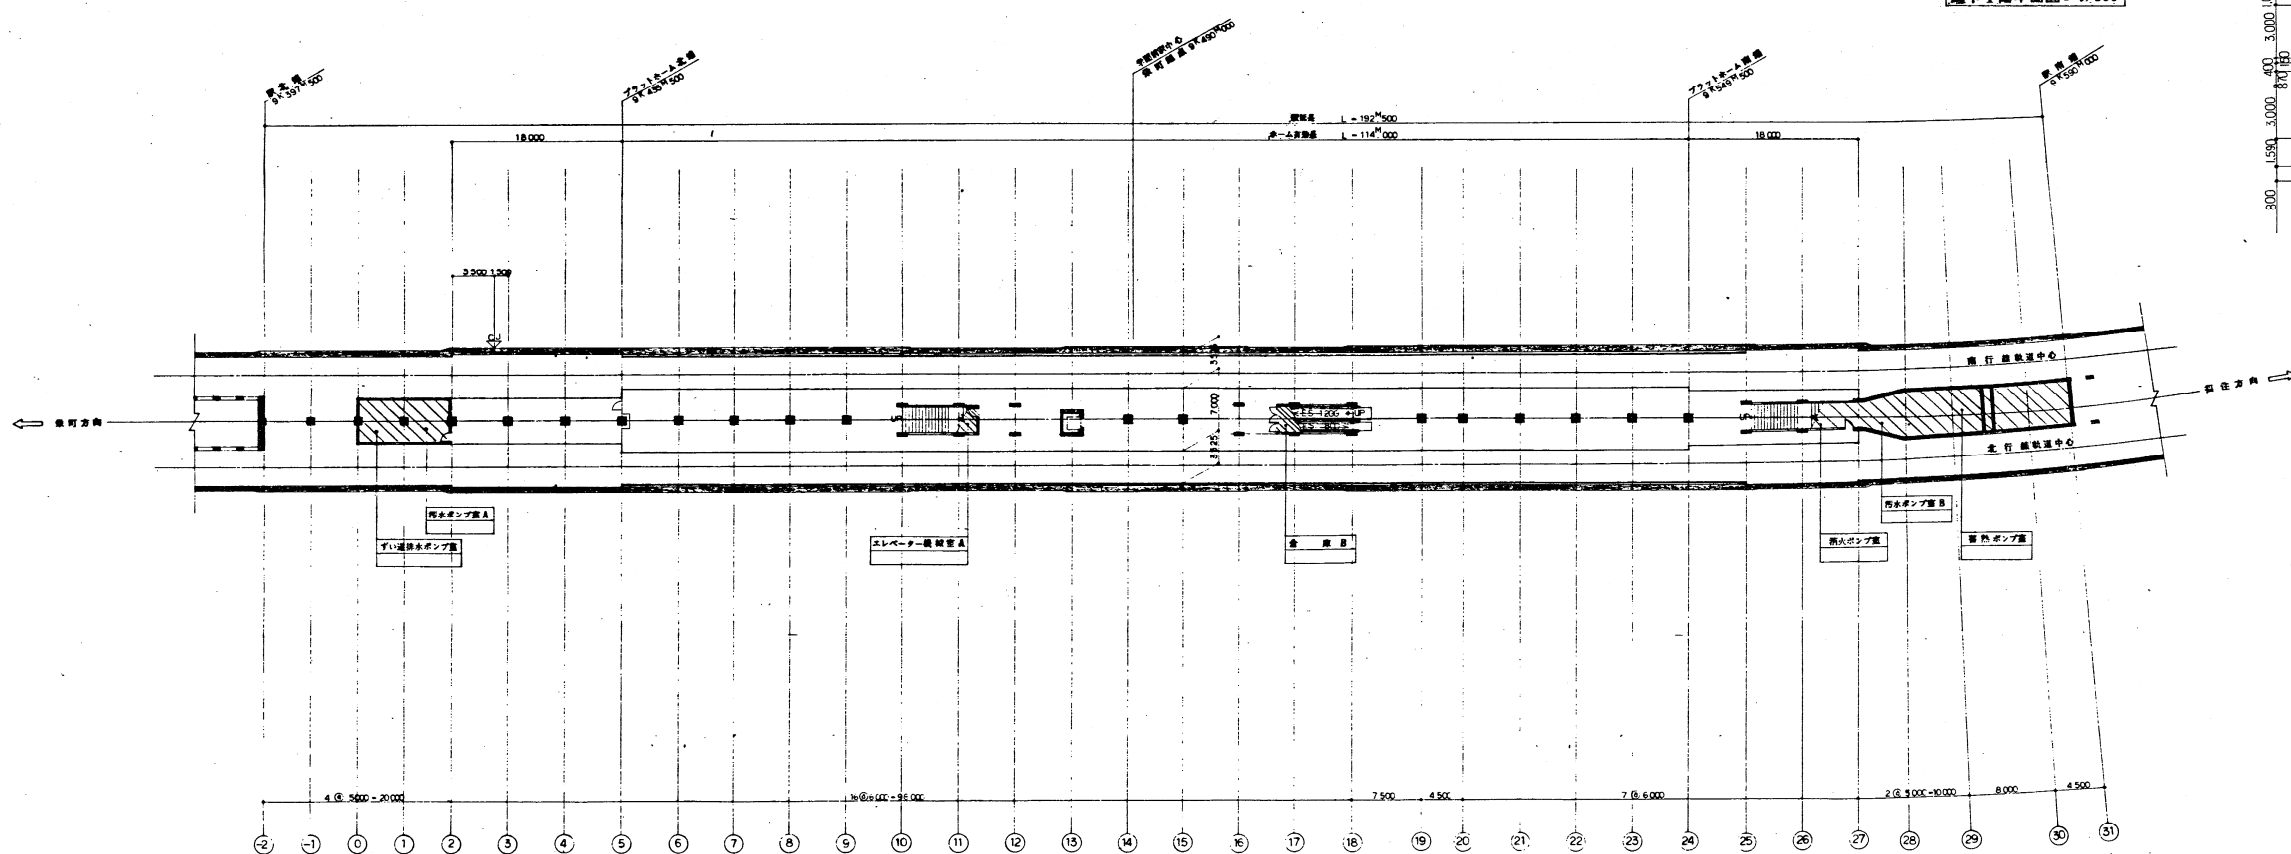

学園前駅


施 工 図 参 照 番 号			
工事番号	3 設 機 第 7 号		
工 事 名	東豊線学園前駅給排水衛生設備工事		
図面名称	全 体 図 、 断 面 図		
図面番号	3 / 25	縮 尺	1:400
製 図	平成 6 年 7 月 日		
監理技術者	主任技 術 者	現場代理人	作 図
三和温調工業株式会社 TEL 783-6760			

道日建・岡・山道特定共同企業体
主任監理者

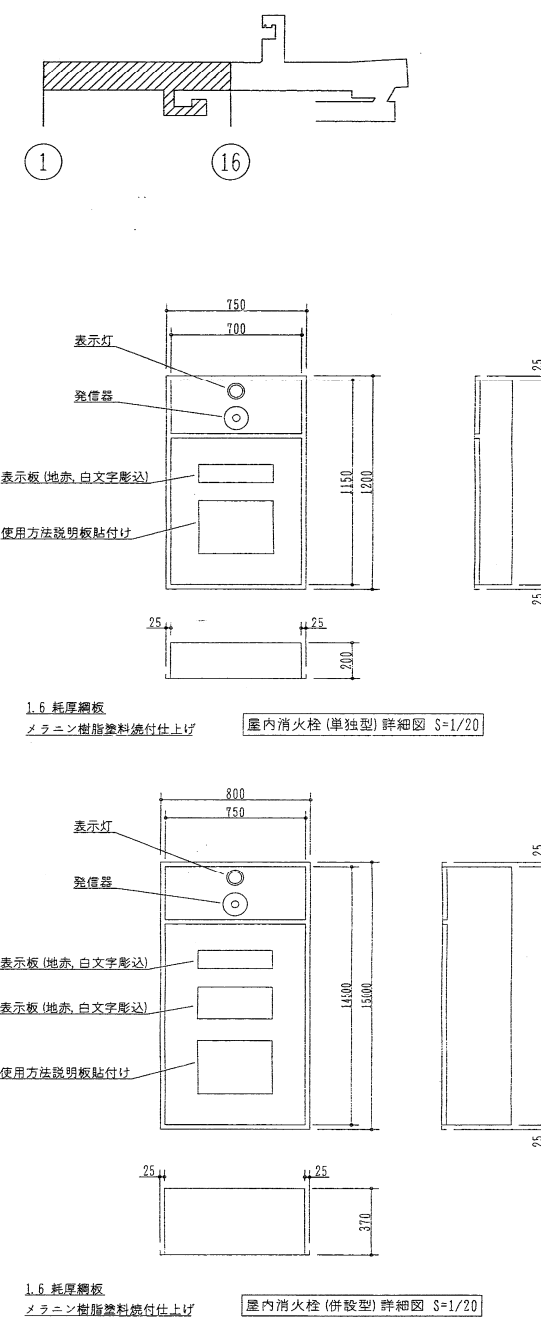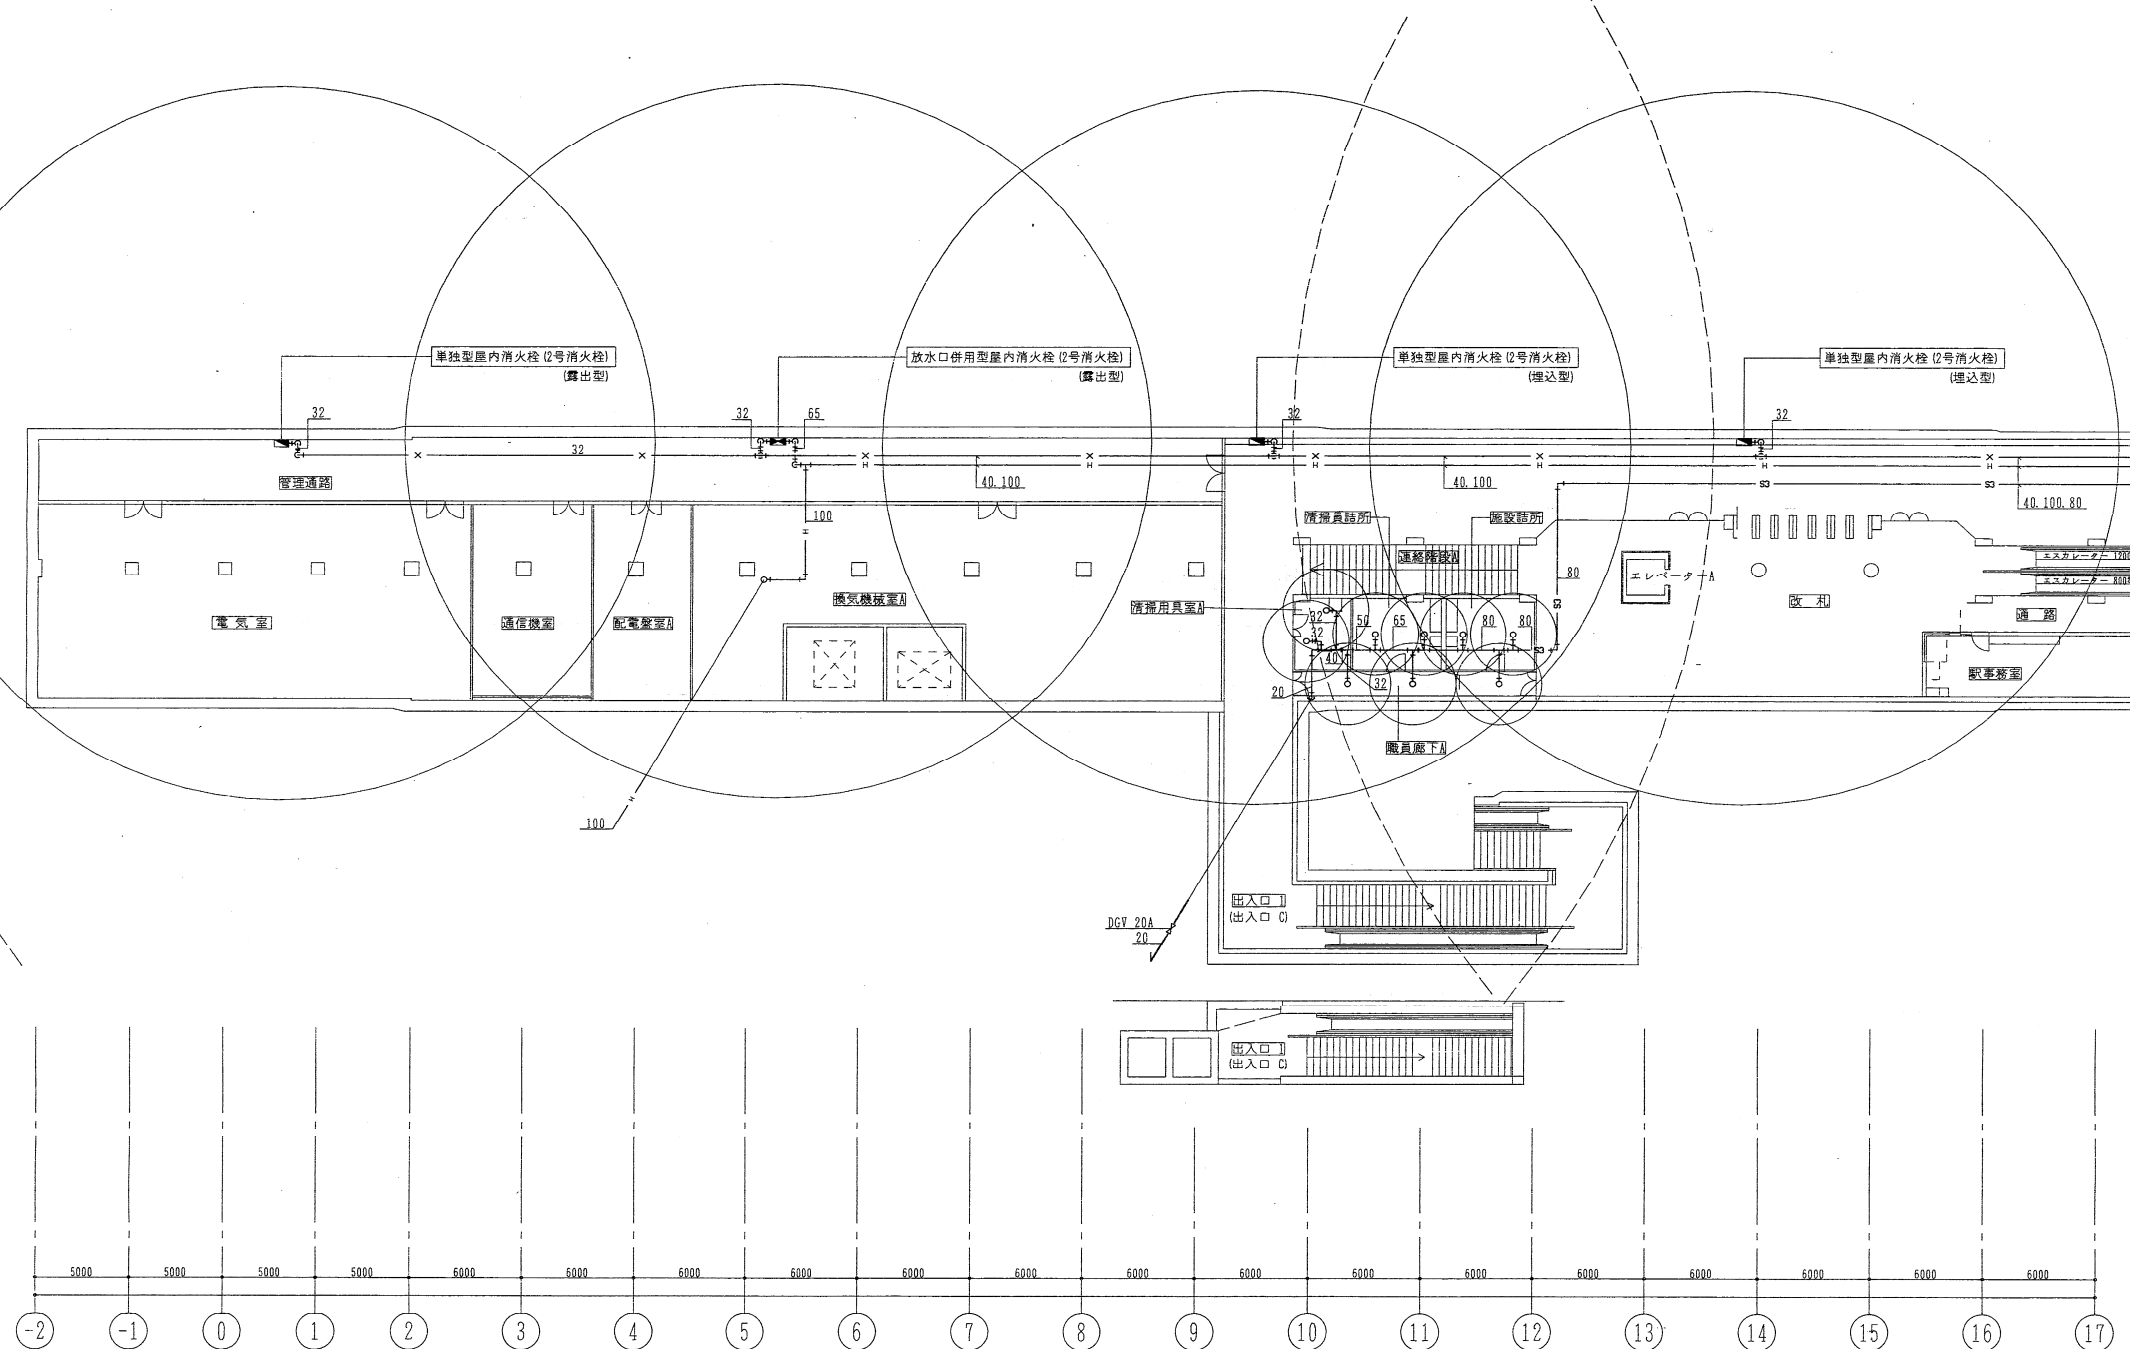

記
1. 屋内消火栓、送水口は詳細図参照


連結散水設備系統			
色別系統	系統別名称	室名	
アカ	S-1	駅事務室系統	駅事務室、券売機室A
グリーン	S-2	仮眠室系統	倉庫A、仮眠室、職員廊下B、洗面所、脱衣室、清掃用具庫B、券売機室B
ピンク	S-3	施設詰所系統	清掃用具庫B、清掃員詰所、施設詰所、職員廊下A、じん芥庫

 

道日建・岡・山道特定共同企業体
主任監理者
三和温調工業株式会社

学園前駅

施工図参照番号			
12~15, 18, 19, 25.			
工事番号	3 設機第7号		
工事名	東豊線学園前駅給排水衛生設備工事		
図面名称	地下1階 消火設備配管図-1		
図面番号	14 / 25	縮尺	1:200
製図	平成6年7月日	1:20	
監理技術者	主任技術者	現場代理人	作図
三和温調工業株式会社 TEL 783-6760			

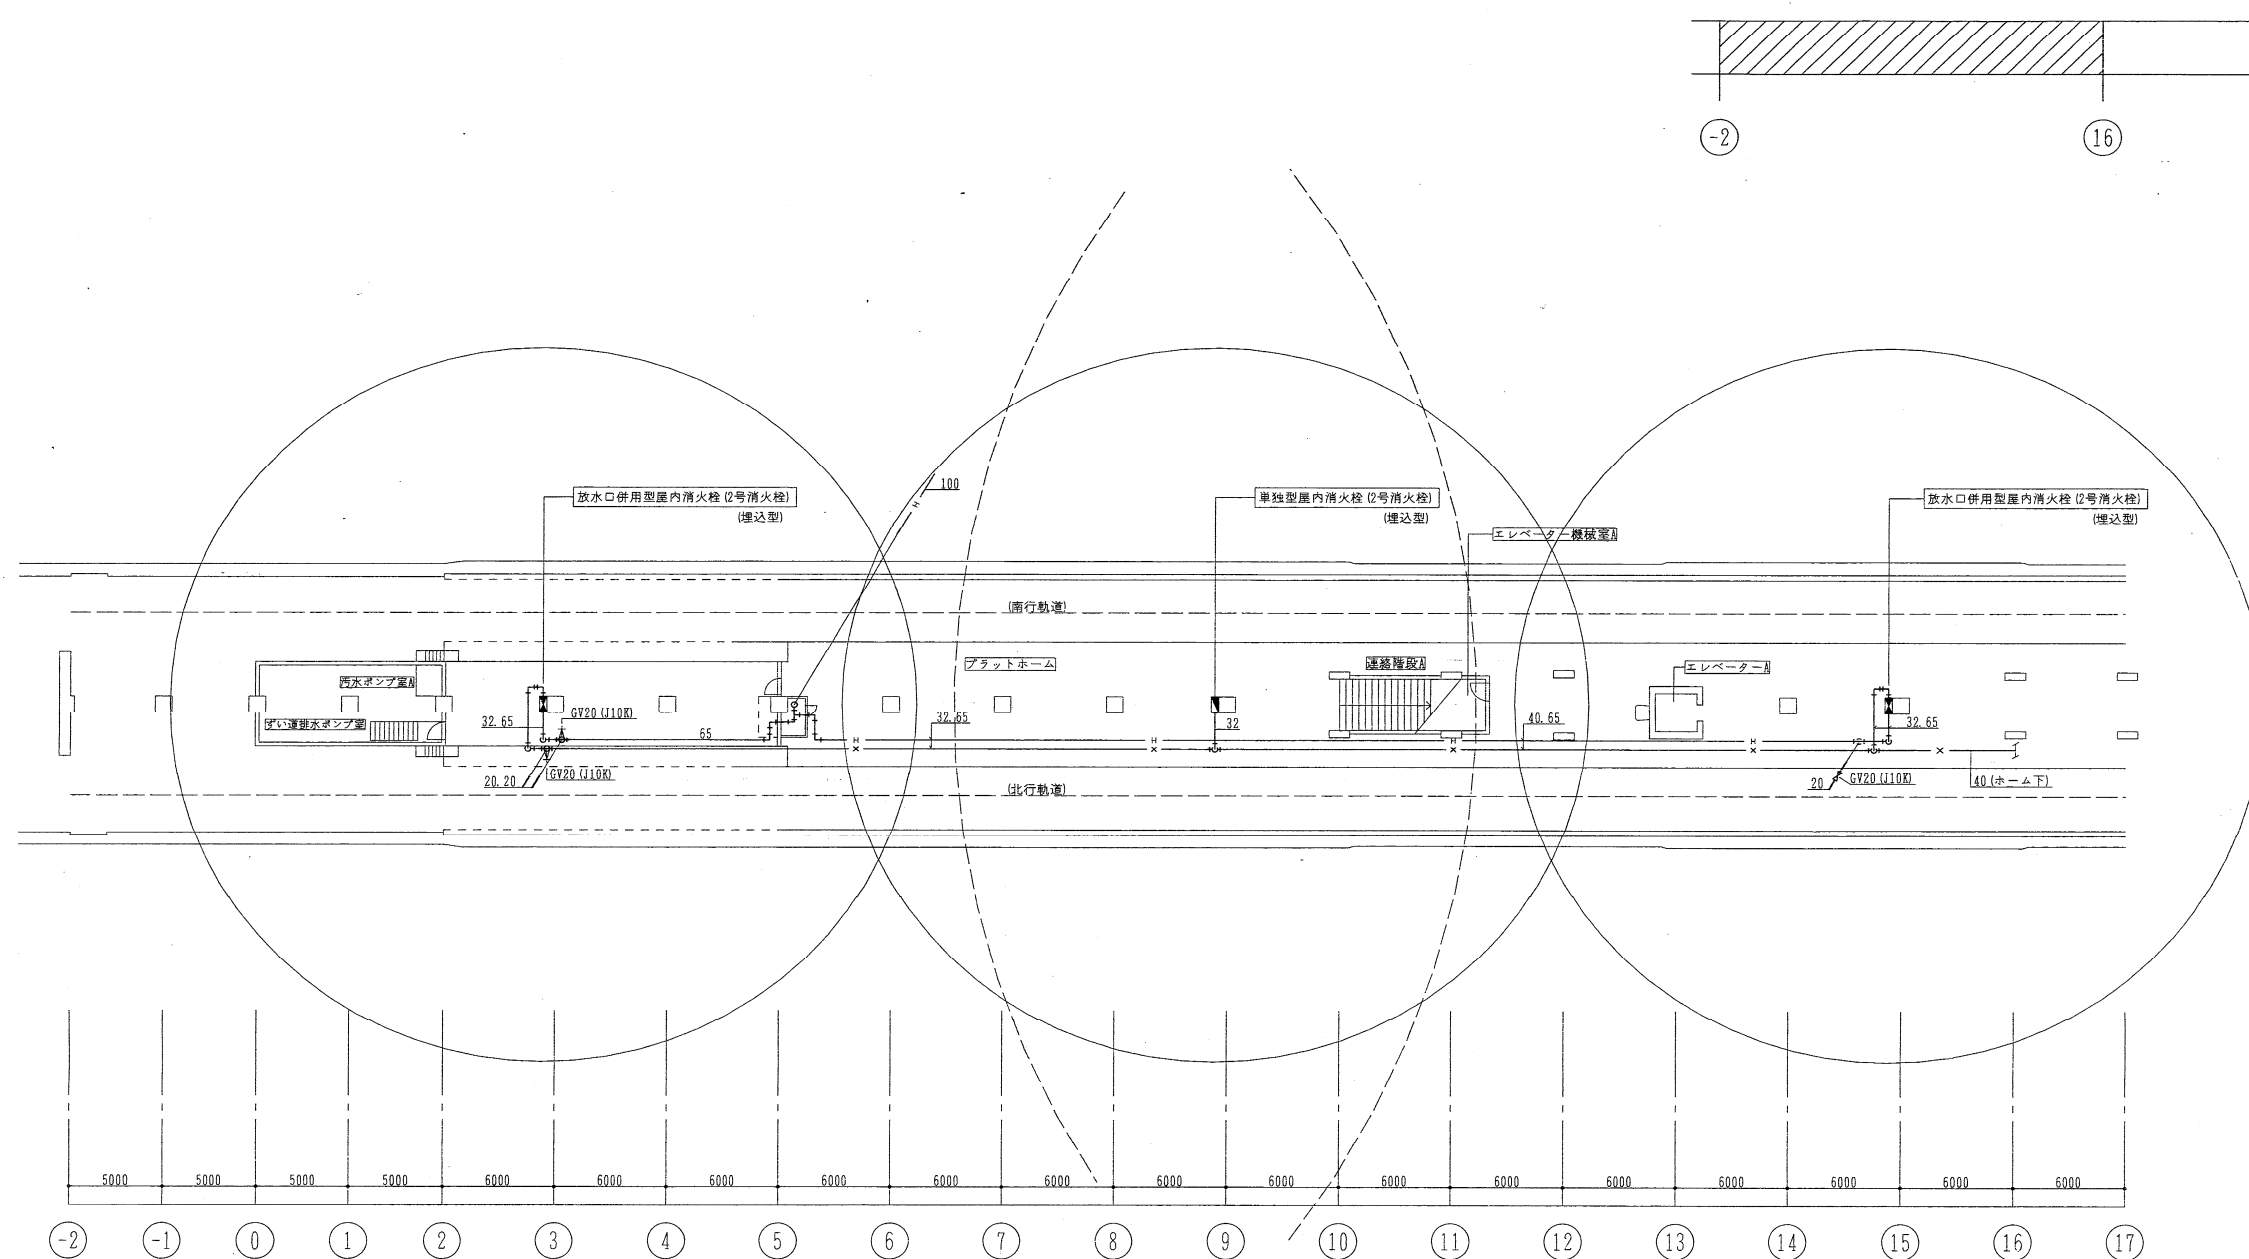

学園前駅

施 工 図 参 照 番 号

5.6.

工事番号	3 設 機 第 7 号		
工 事 名	東豊線学園前駅給排水衛生設備工事		
図面名称	地下2階 消火設備配管図 -1		
図面番号	16 / 25	縮 尺	1:200
製 図	平成6年7月 日		
監理技術者	主任技 術 者	現場代理人	作 図
三和温調工業株式会社 TEL 783-6760			

