 
 
 



施工図参照番号	
18・19・21・30・31・32・33・34・35・40・41・43・68・69・70・71	
工事番号	3 設機 第11号
工事名	東豊線福住駅給排水衛生設備工事
図面名称	地下1階消火平面図-2
図面番号	19 / 31
縮尺	1/100, 1/200
製図	平成6年7月日
監理技術者	主任技術者 現場代理人 作図
東和・旭特定共同企業体 東和設備工業株式会社 電話756-0083番	





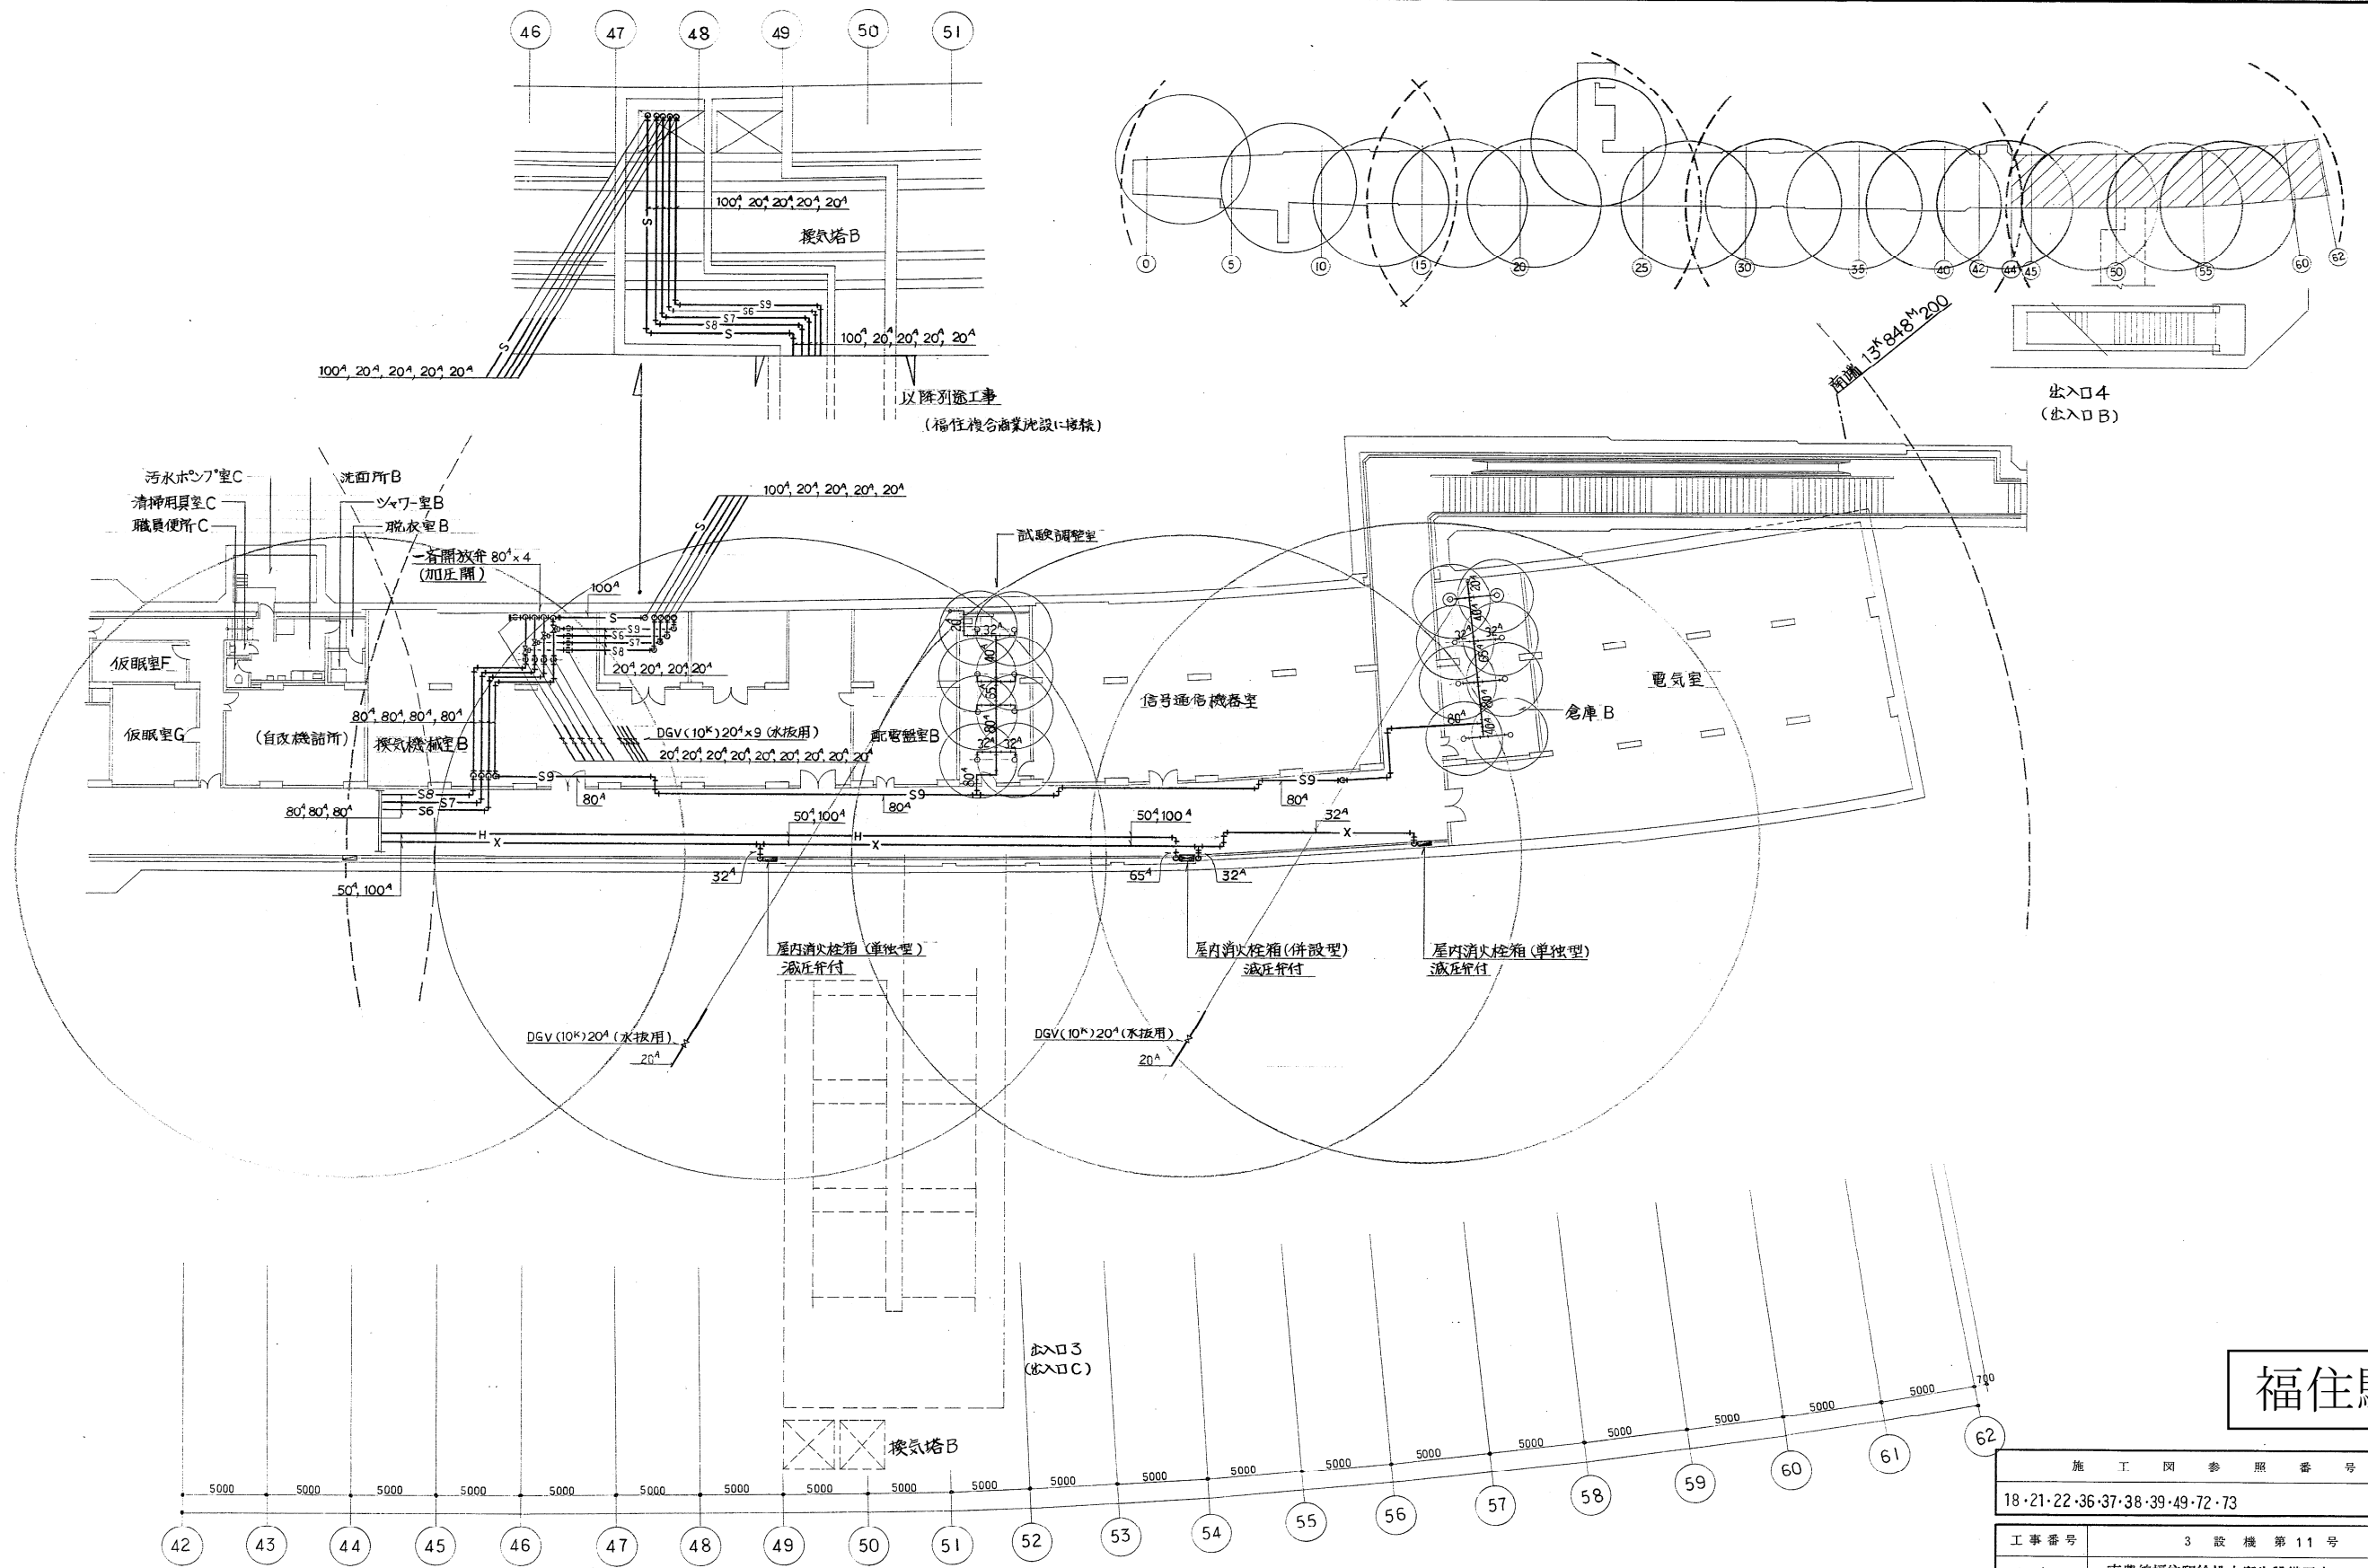


福住駅

施工図参照番号	
18・21・22・36・37・38・39・49・72・73	
工事番号	3 設機 第11号
工事名	東豊線福住駅給排水衛生設備工事
図面名称	地下1階消火平面図-3
図面番号	20 / 31
製図	平成6年7月日
監理技術者	主任技術者 現場代理人 作図
東和・旭特定共同企業体 東和設備工業株式会社 電話756-0982番	

 東和・旭特定共同企業体
主任監理者



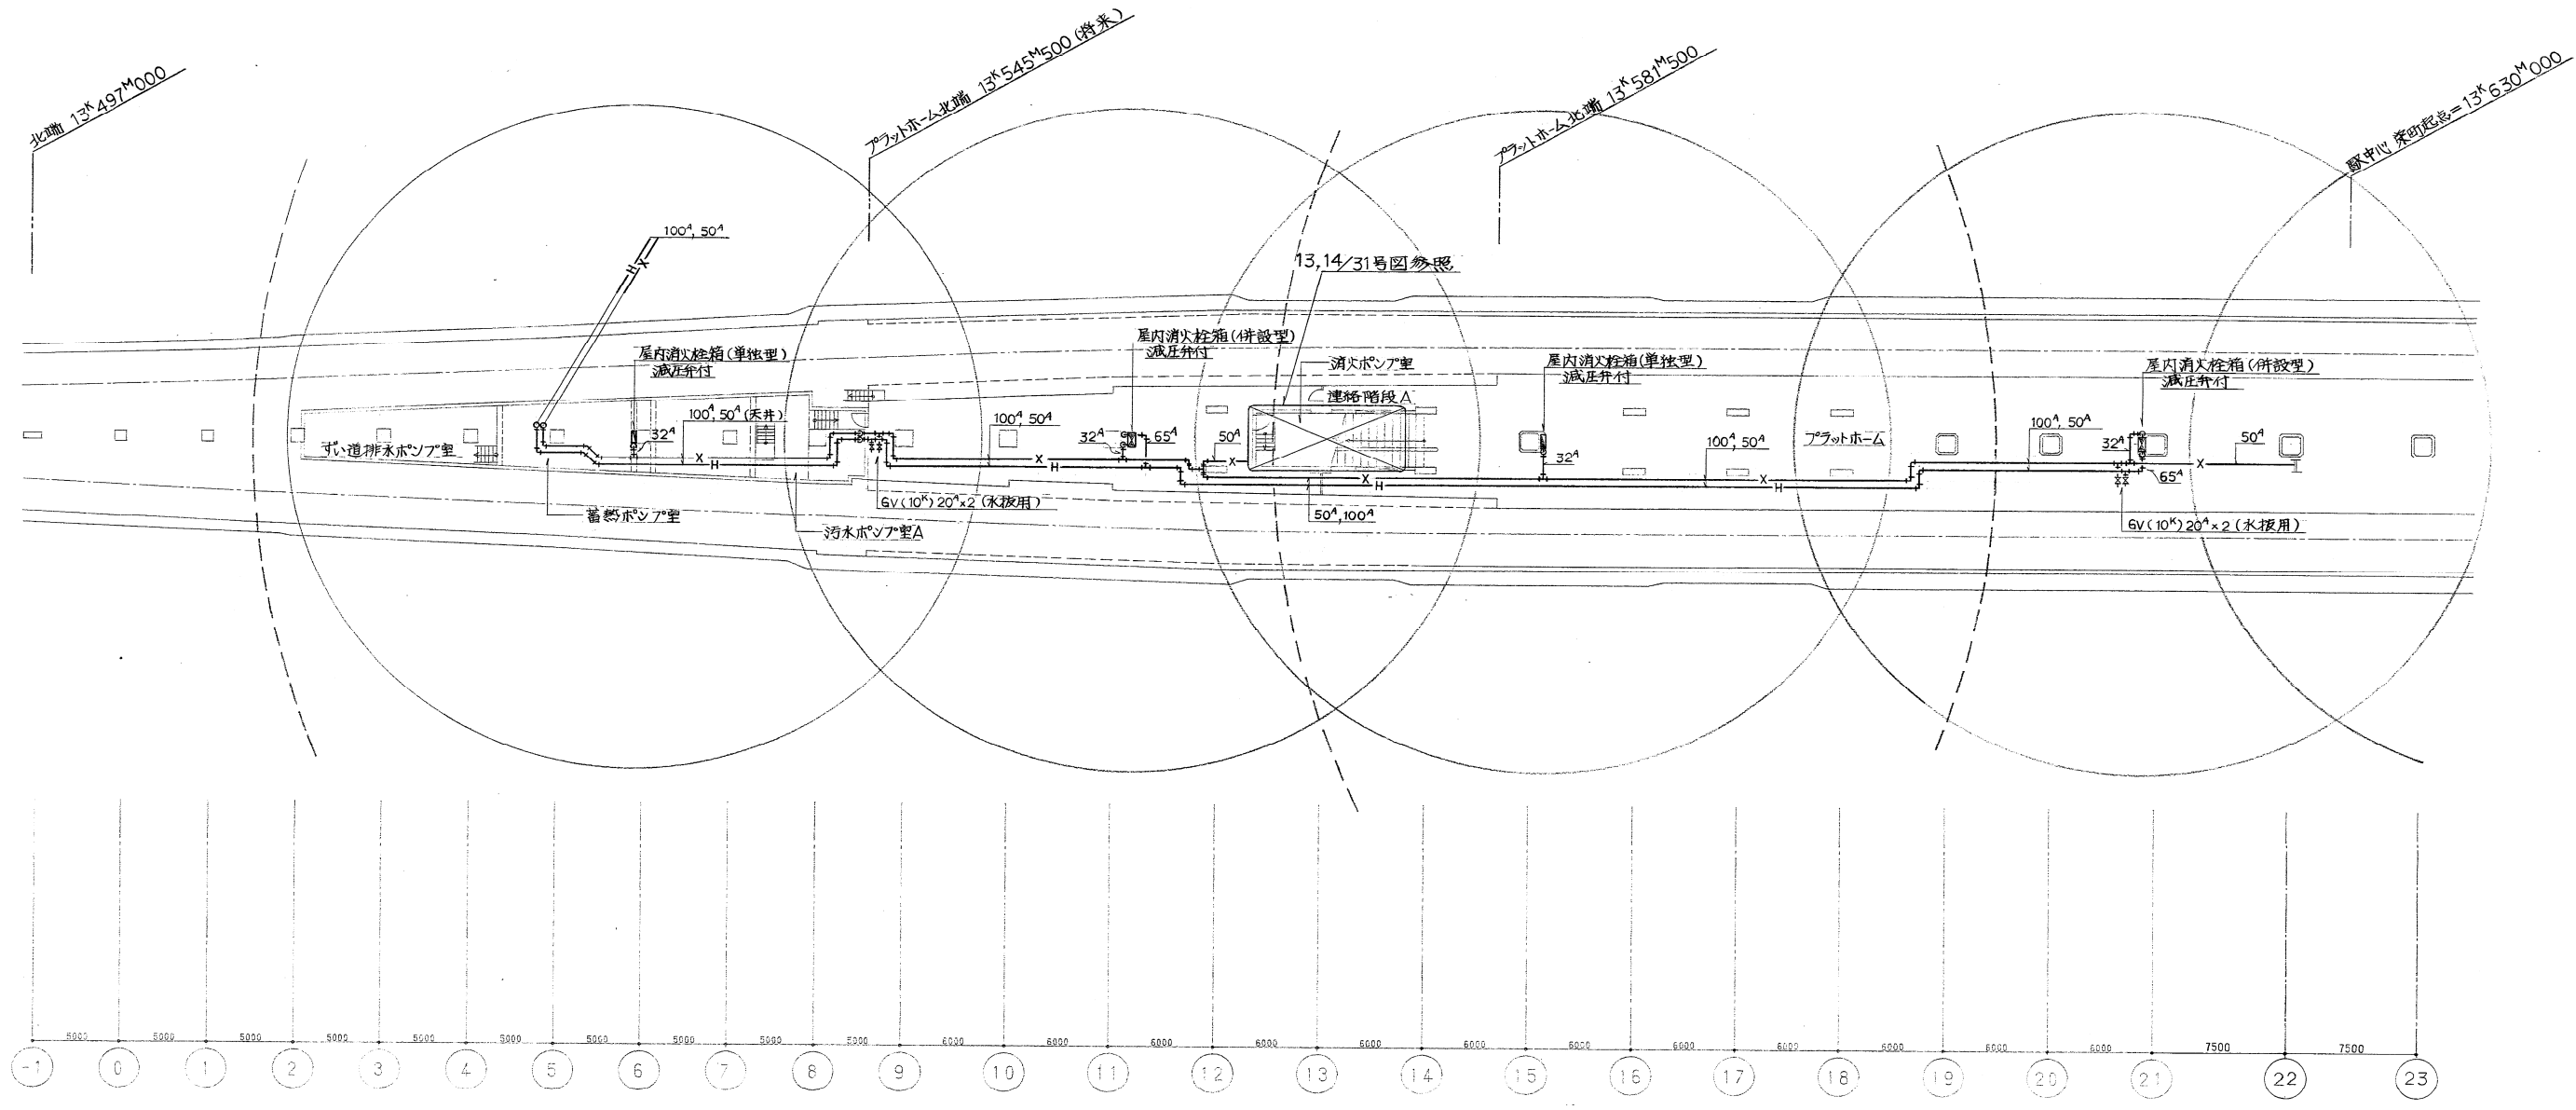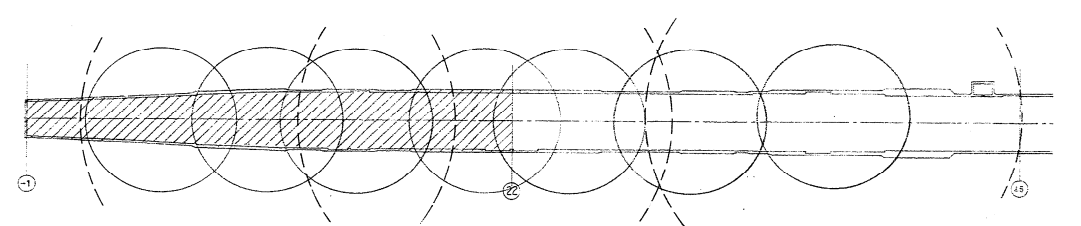



福住駅




施工図参照番号
7・8・9・10・15・58・59・60・61

工事番号	3 設機第11号		
工事名	東豊線福住駅給排水衛生設備工事		
図面名称	地下2階消火平面図-1		
図面番号	21/31	縮尺	1/200
製図	平成6年7月日		

監理技術者	主任技術者	現場代理人	作図
東和・旭特定共同企業体 東和設備工業株式会社 電話756-0982番			

  道日建・岡・山道特定共同企業体
主任監理者




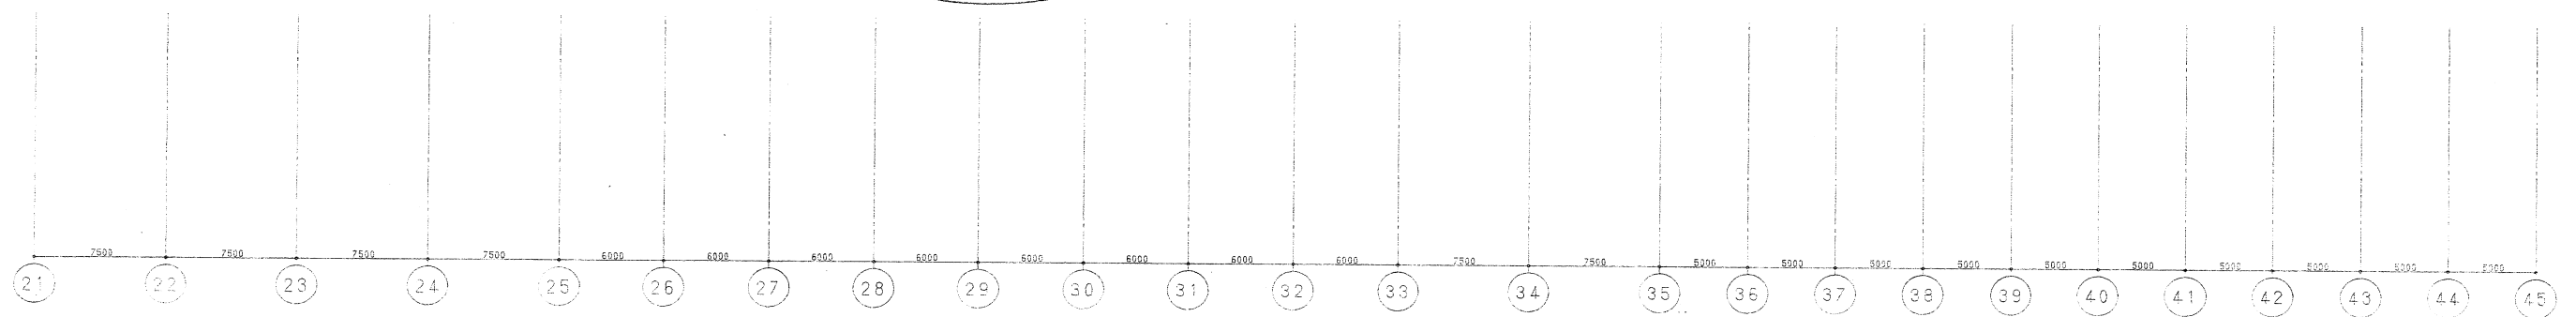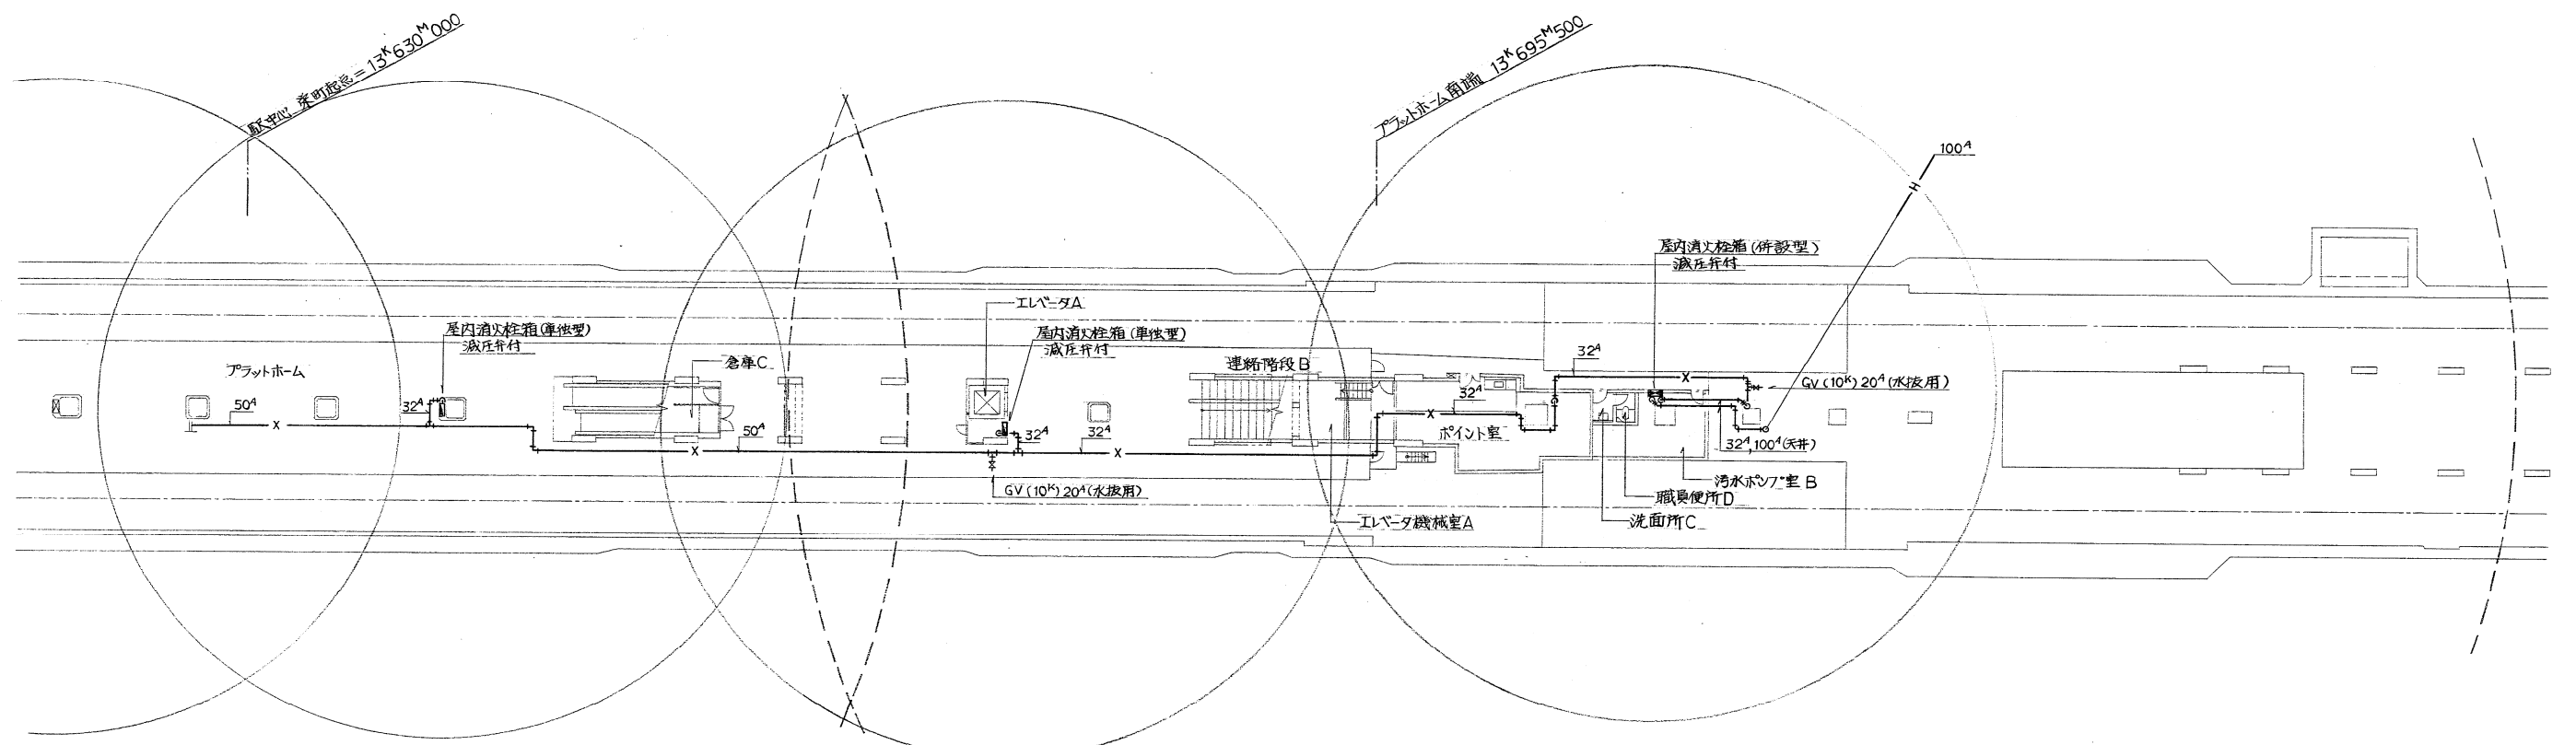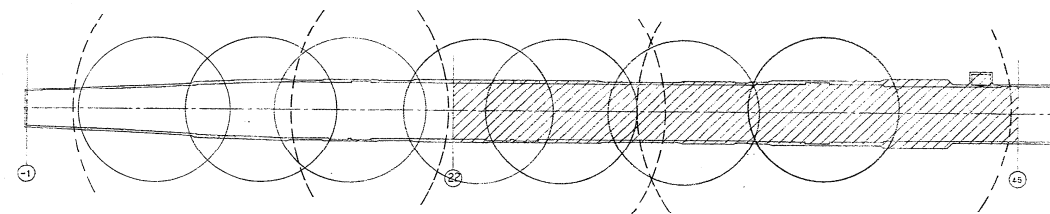

福住駅


施工図参照番号
10-11-12-13-14-15


工事番号	3 設機 第 11 号
工事名	東武線福住駅排水衛生設備工事
図面名称	地下2階消火平面図-2
図面番号	22/31
縮尺	1/200
製 図	平成 6 年 7 月 日
監理技術者	主任技術者
	現場代理人 作 図

 

道日建・岡・山道特定共同企業体
主任監理者

 東和・旭特定共同企業体
東和設備工業株式会社 電話756-0982番



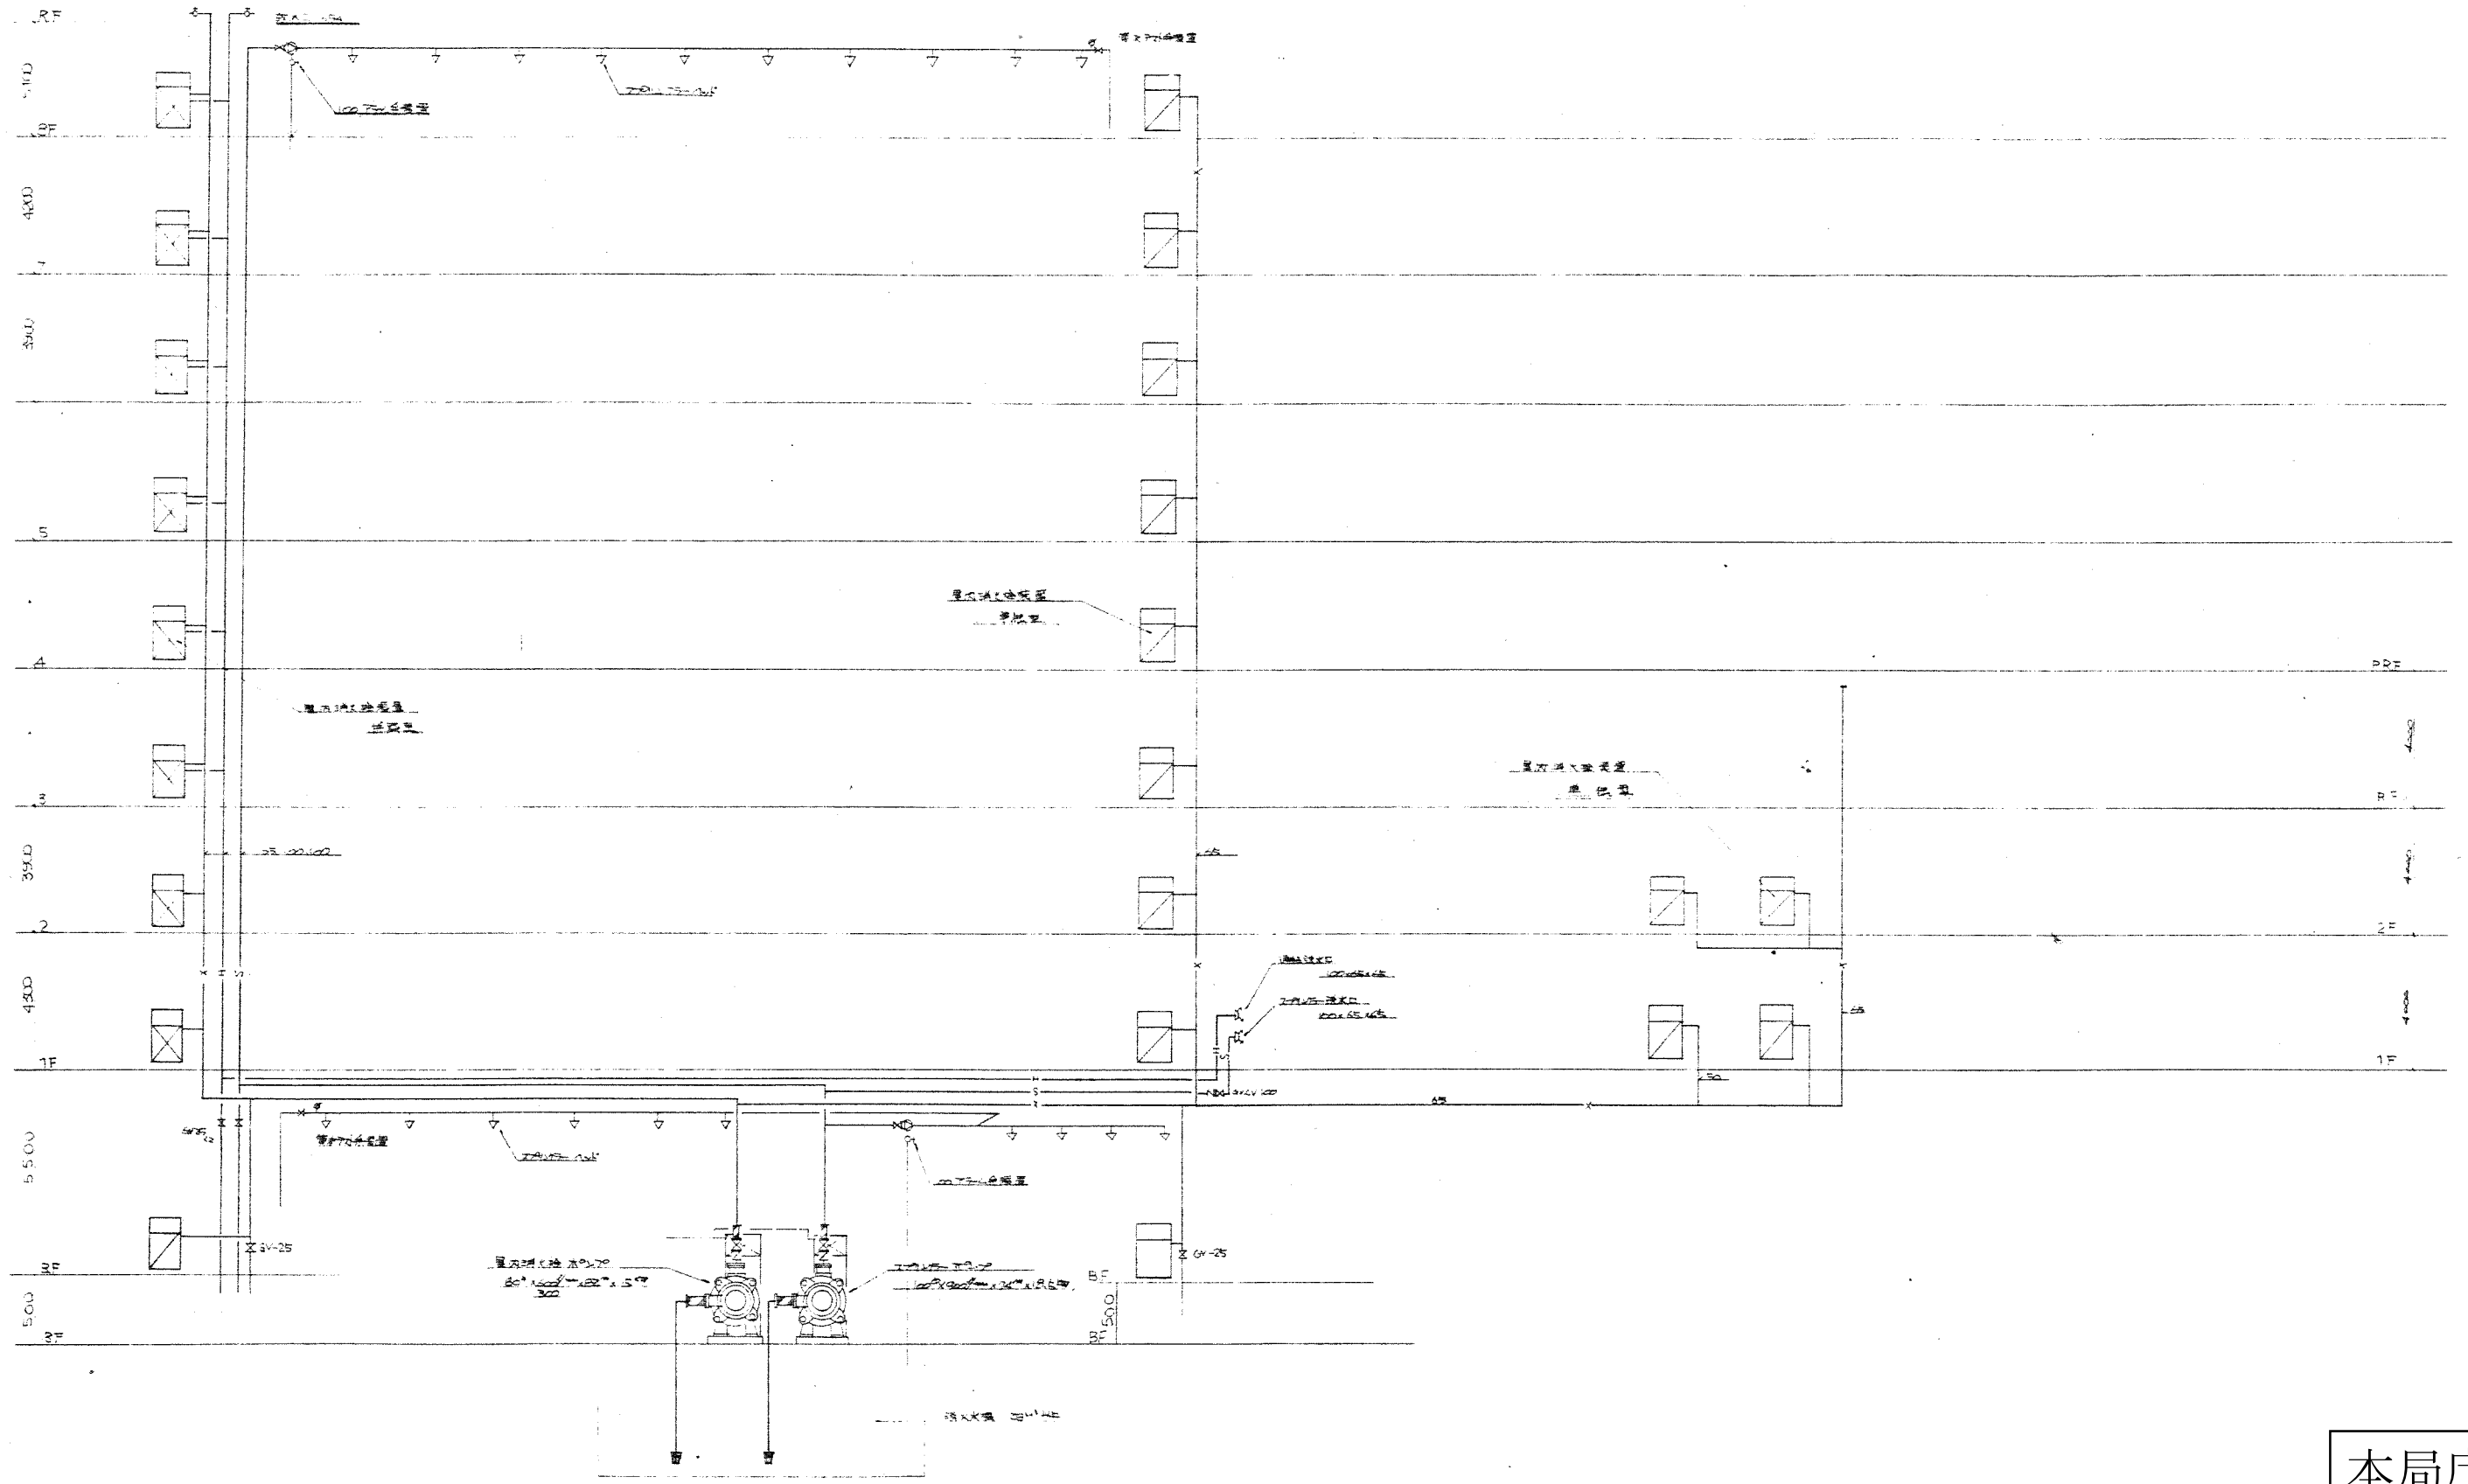

本局庁舎

工事番号	56東施第10号
工事名	札幌市交通局庁舎衛生設備工事
図面名称	消火栓系統図
図面番号	25-35
図	昭和45年10月10日
設計者	宮永工務所
株式会社	宮永工務所 241-1706