

令和8年（2026年）8月26日付け札幌市告示第3351号の内容に係る訂正について、下記のとおり告示する。

令和8年（2026年）8月31日

札幌市長 秋元 克広

記

1 訂正する内容

令和8年札幌市告示第3351号別表の工事番号「26(建)第0178号」工事名「市営住宅月寒団地建替A－2号棟新築電気設備工事」に係る設計図書の一部を下記のとおり訂正する。

2 設計図書の訂正箇所

別紙のとおり

3 担当部局

〒060－8611



札幌市中央区北1条西2丁目

札幌市財政局管財部契約管理課工事契約係


電話011-211-2442

凡例	記号	名称	摘要
		住戸分電盤 A	樹脂製、壁掛型、標準壁
		住戸分電盤 B	樹脂製、壁掛型、標準壁
		共用電灯盤 L-1	鋼板製、壁掛型、製作壁
		ポンプ室電灯盤 L-2	鋼板製、壁掛型、製作壁
		共用動力メーターボックス	鋼板製、埋込型、製作壁、1種耐熱形仕様 ※表面封印可能型(メーターは別途北電工事)
		共用電灯メーターボックス	鋼板製、埋込型、製作壁 ※表面封印可能型(メーターは別途北電工事)
		住戸用電力メーターボックス	樹脂製、壁掛型、標準壁 ※表面封印可能型(メーターは別途北電工事) +樹脂製位置ボックス(四角大深)
		スラブ配管	
		PS内幹線ケーブル区画貫通処理	国土交通大臣認定工法による
		ケーブルラック(壁)区画貫通処理	国土交通大臣認定工法による
		ケーブルラック(床)区画貫通処理	国土交通大臣認定工法による
		区画貫通処理	国土交通大臣認定工法による
		異種管接続材+防水スリーブ	
		電動機接続	サイズは図記による
		D種接地工事	14φ1500×3連結
特記なき配管配線は下記による			
EM-CED14 E5.5 (PFS28)			
EM-CET100 E5.5 (GZ82)			
EM-CE8-3C E5.5 (GZ36)			
EM-FP-C8-3C E5.5 (E31)			
EM-CEE2-3C (E25)			
線種は下記による			
隠ぺい配管配線			
床隠ぺい配管配線			
露出配管配線			
天井内コログシ配線			
ケーブルラック配線			
注記			
・PS内ケーブル立上りは溶融亜鉛メッキダクター(W100)支持、ゴムスペーサー付とする。			
・ビット内露出配管は溶融亜鉛メッキダクター吊りとする。			
・アウトレットボックスは樹脂製とする。			
・PS内の配線工事は、電技解釈台164条に適合するケーブル工事とする。			
・居住区画貫通部については認定工法の区画処理を施す。			
・PS、床下ビット内にはアークを発生する恐れのあるコンセント等の機器は収納しない。			
・接地母線(ED)EM-IE22、接地母線(ELCB)EM-IE5.5をケーブルラック全長に敷設すること。			

誤

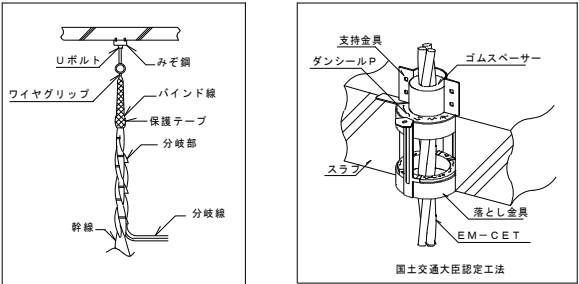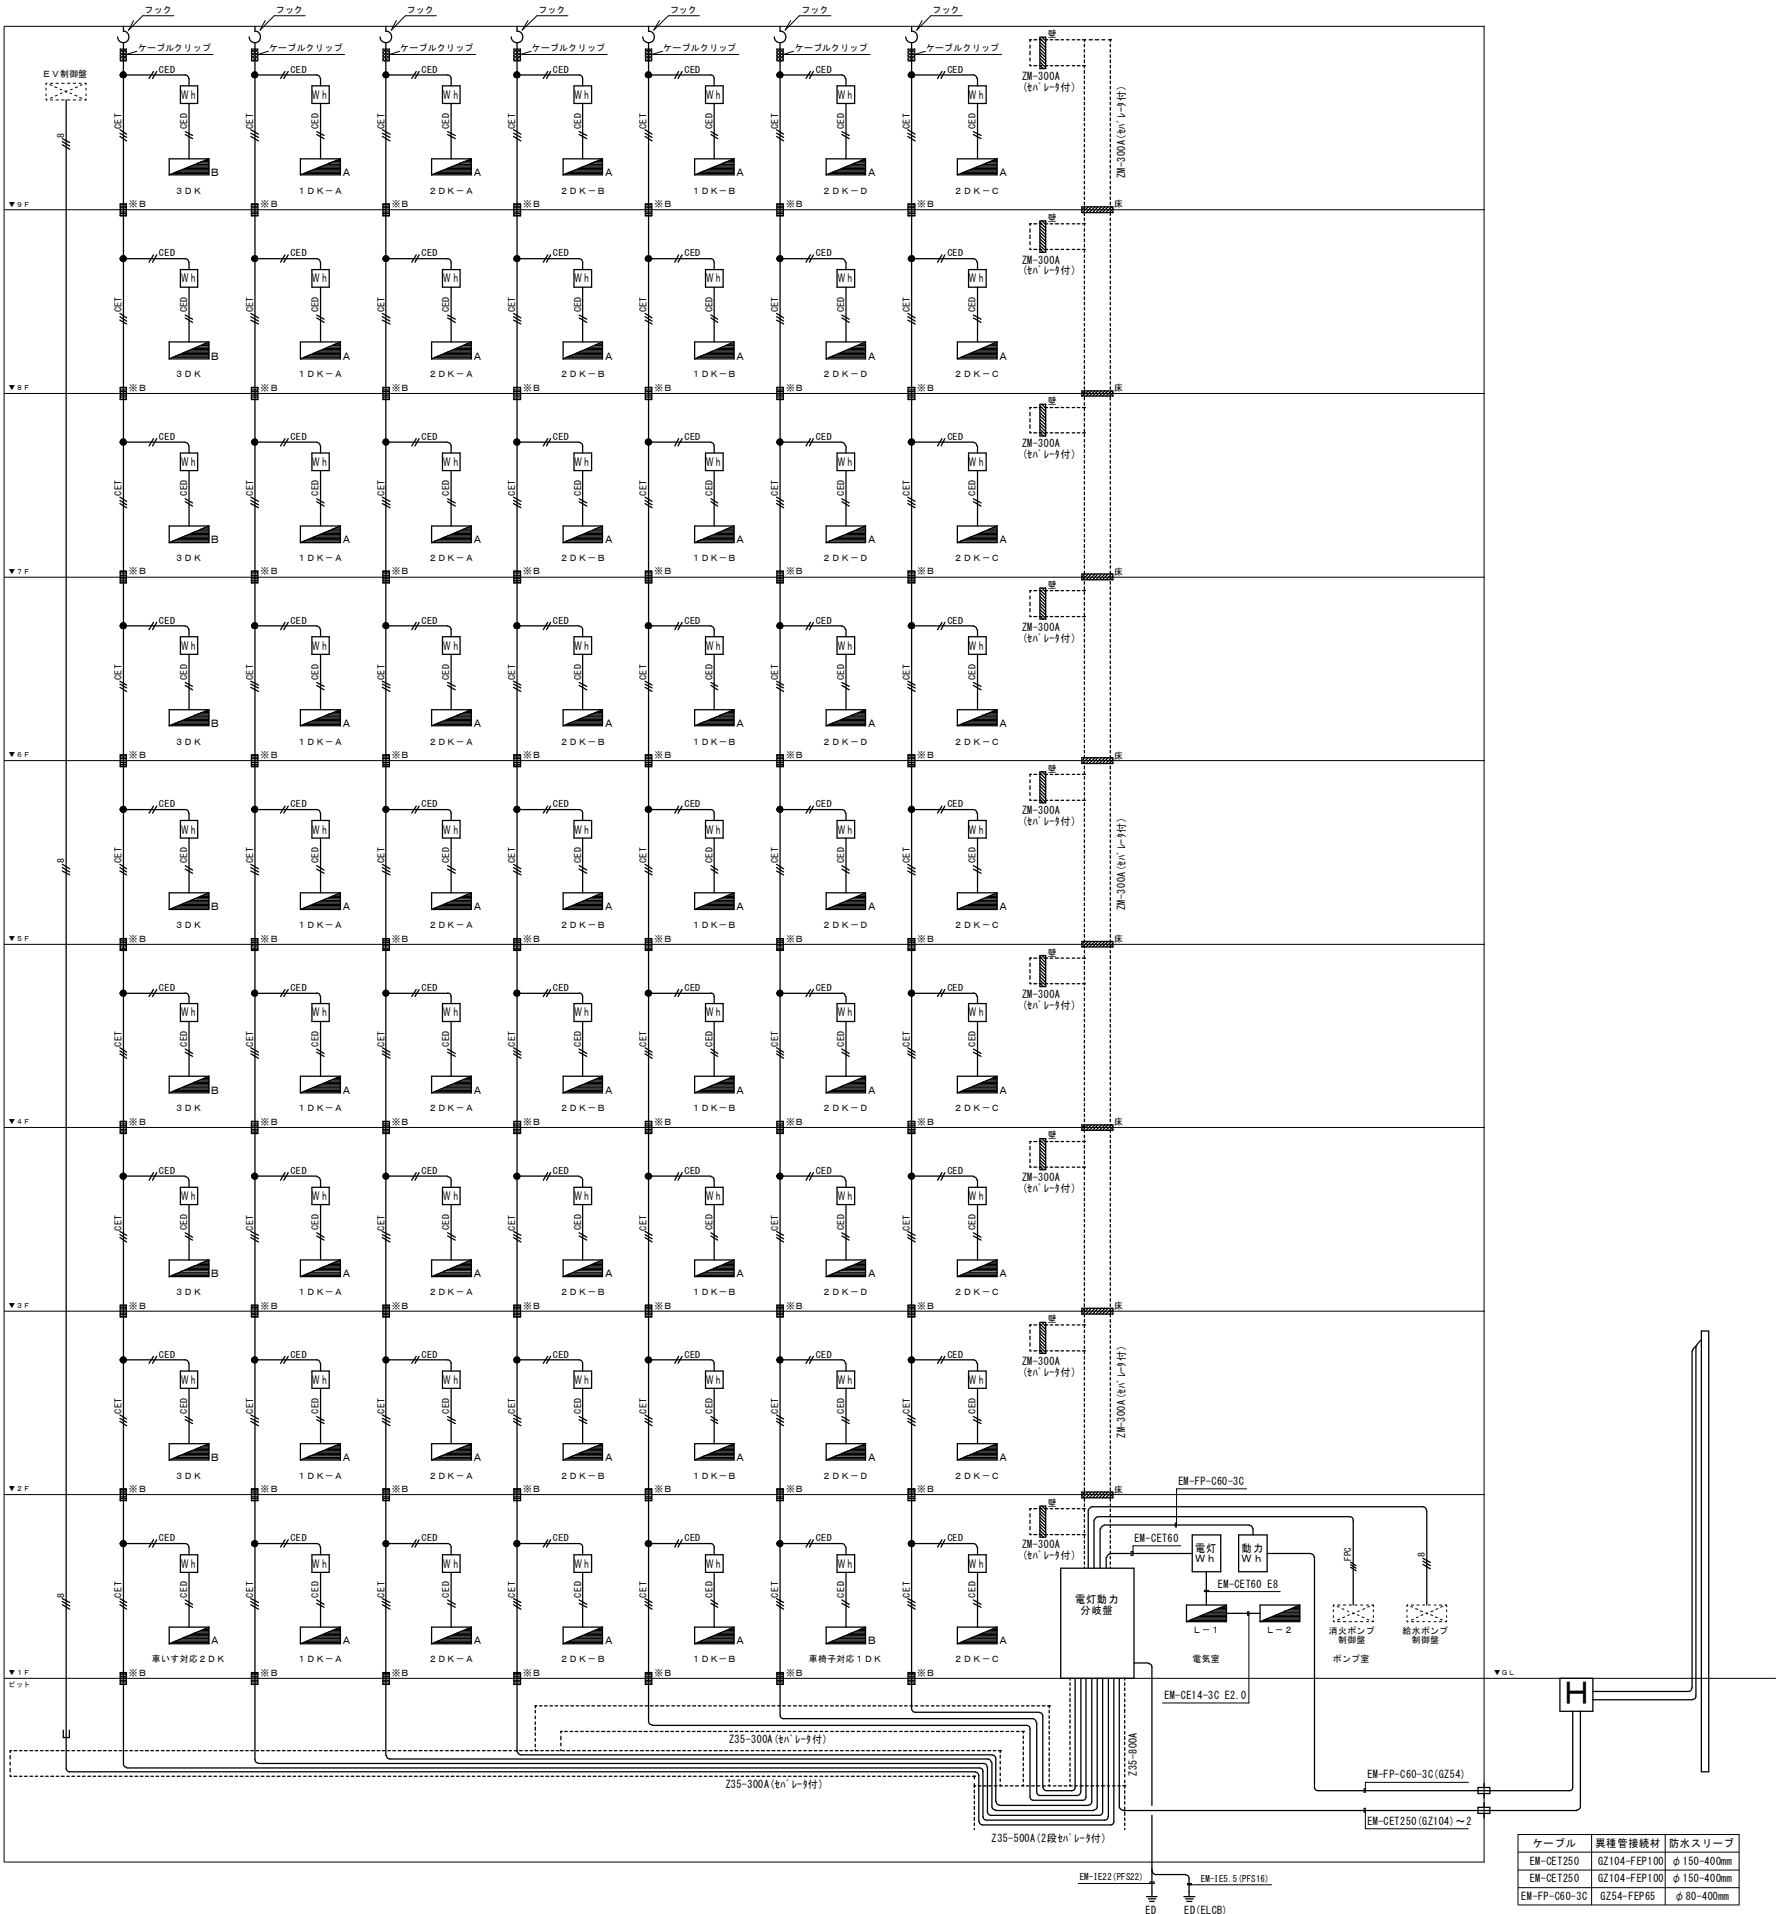




ケーブルグリップ取付 参考図 防火区画貫通処理 参考図 (※B(PS内))

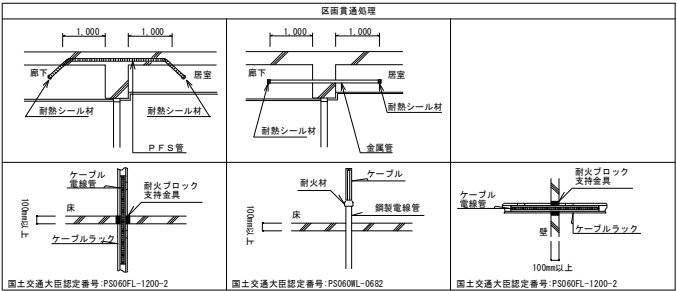

訂正事項	株式会社 北日本技術コンサル	確認申請・計画通知用押印欄	工事名	図面名称	縮尺	校閲	担当	製図	作成年月日	図面番号
	(一級)建築士事務所(北海道)知事登録(石)第4741号 管理建築士 阿部 泰則	代表となる設計者氏名・印 一級建築士 大臣登録295911号 阿部泰則 印	設備設計者氏名・印 設備設計一級建築士 大臣登録4801号 阿部泰則 印	市営住宅月寒団地建替A-2号棟新築電気設備工事	電灯・動力幹線設備 系統図	Noscale			R.08.04	E / 09


凡例	名称	摘要
	住戸分電盤A	樹脂製、壁掛型、標準壁
	住戸分電盤B	樹脂製、壁掛型、標準壁
	共用電灯盤L-1	鋼板製、壁掛型、製作壁
	ポンプ室電灯盤L-2	鋼板製、壁掛型、製作壁
	共用動力メーターボックス	鋼板製、埋込型、製作壁、1種耐熱形仕様 扉表面封印可能型(メーターは別途北電工事)
	共用電灯メーターボックス	鋼板製、埋込型、製作壁 扉表面封印可能型(メーターは別途北電工事)
	住戸用電力メーターボックス	メーター・メーターボックスは別途北電工事
	スラブ配管	
	PS内幹線ケーブル区画貫通処理	国土交通大臣認定工法による
	ケーブルラック(壁)区画貫通処理	国土交通大臣認定工法による
	ケーブルラック(床)区画貫通処理	国土交通大臣認定工法による
	区画貫通処理	国土交通大臣認定工法による
	異種管接続材+防水スリーブ	
	電動機接続	サイズは傍記による
	D種接地工事	14φ1500×3連結
特記なき配管配線は下記による		
	EM-CED14E5.5 (PFS28)	
	EM-CET100E5.5 (GZ82)	
	EM-CE8-3CE5.5 (GZ36)	
	EM-FP-C8-3CE5.5 (E31)	
	EM-CEE2-3C (E25)	
線種は下記による		
	隠ぺい配管配線	
	床隠ぺい配管配線	
	露出配管配線	
	天井内コログアシ配線	
	ケーブルラック配線	
注記		
・PS内ケーブル立上りは溶融垂鉛メッキダクター(W100)支持、ゴムスペーサー付とする。		
・ビット内露出配管は溶融垂鉛メッキダクター吊りとする。		
・アウトレットボックスは樹脂製とする。		
・PS内の配線工事は、電技解釈台164条に適合するケーブル工事とする。		
・居住区画貫通部については認定工法の区画処理を施す。		
・PS、床下ビット内にはアークを発生する恐れのあるコンセント等の機器は収納しない。		
・接地母線(ED)EM-IE22、接地母線(ELCB)EM-IE5.5をケーブルラック全長に敷設すること。		

正

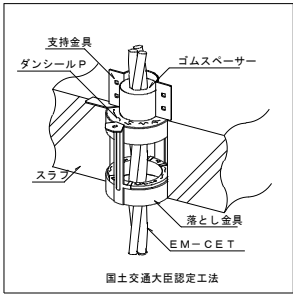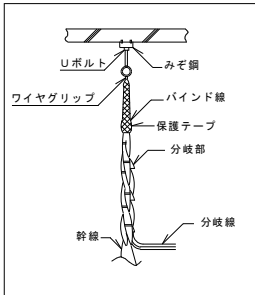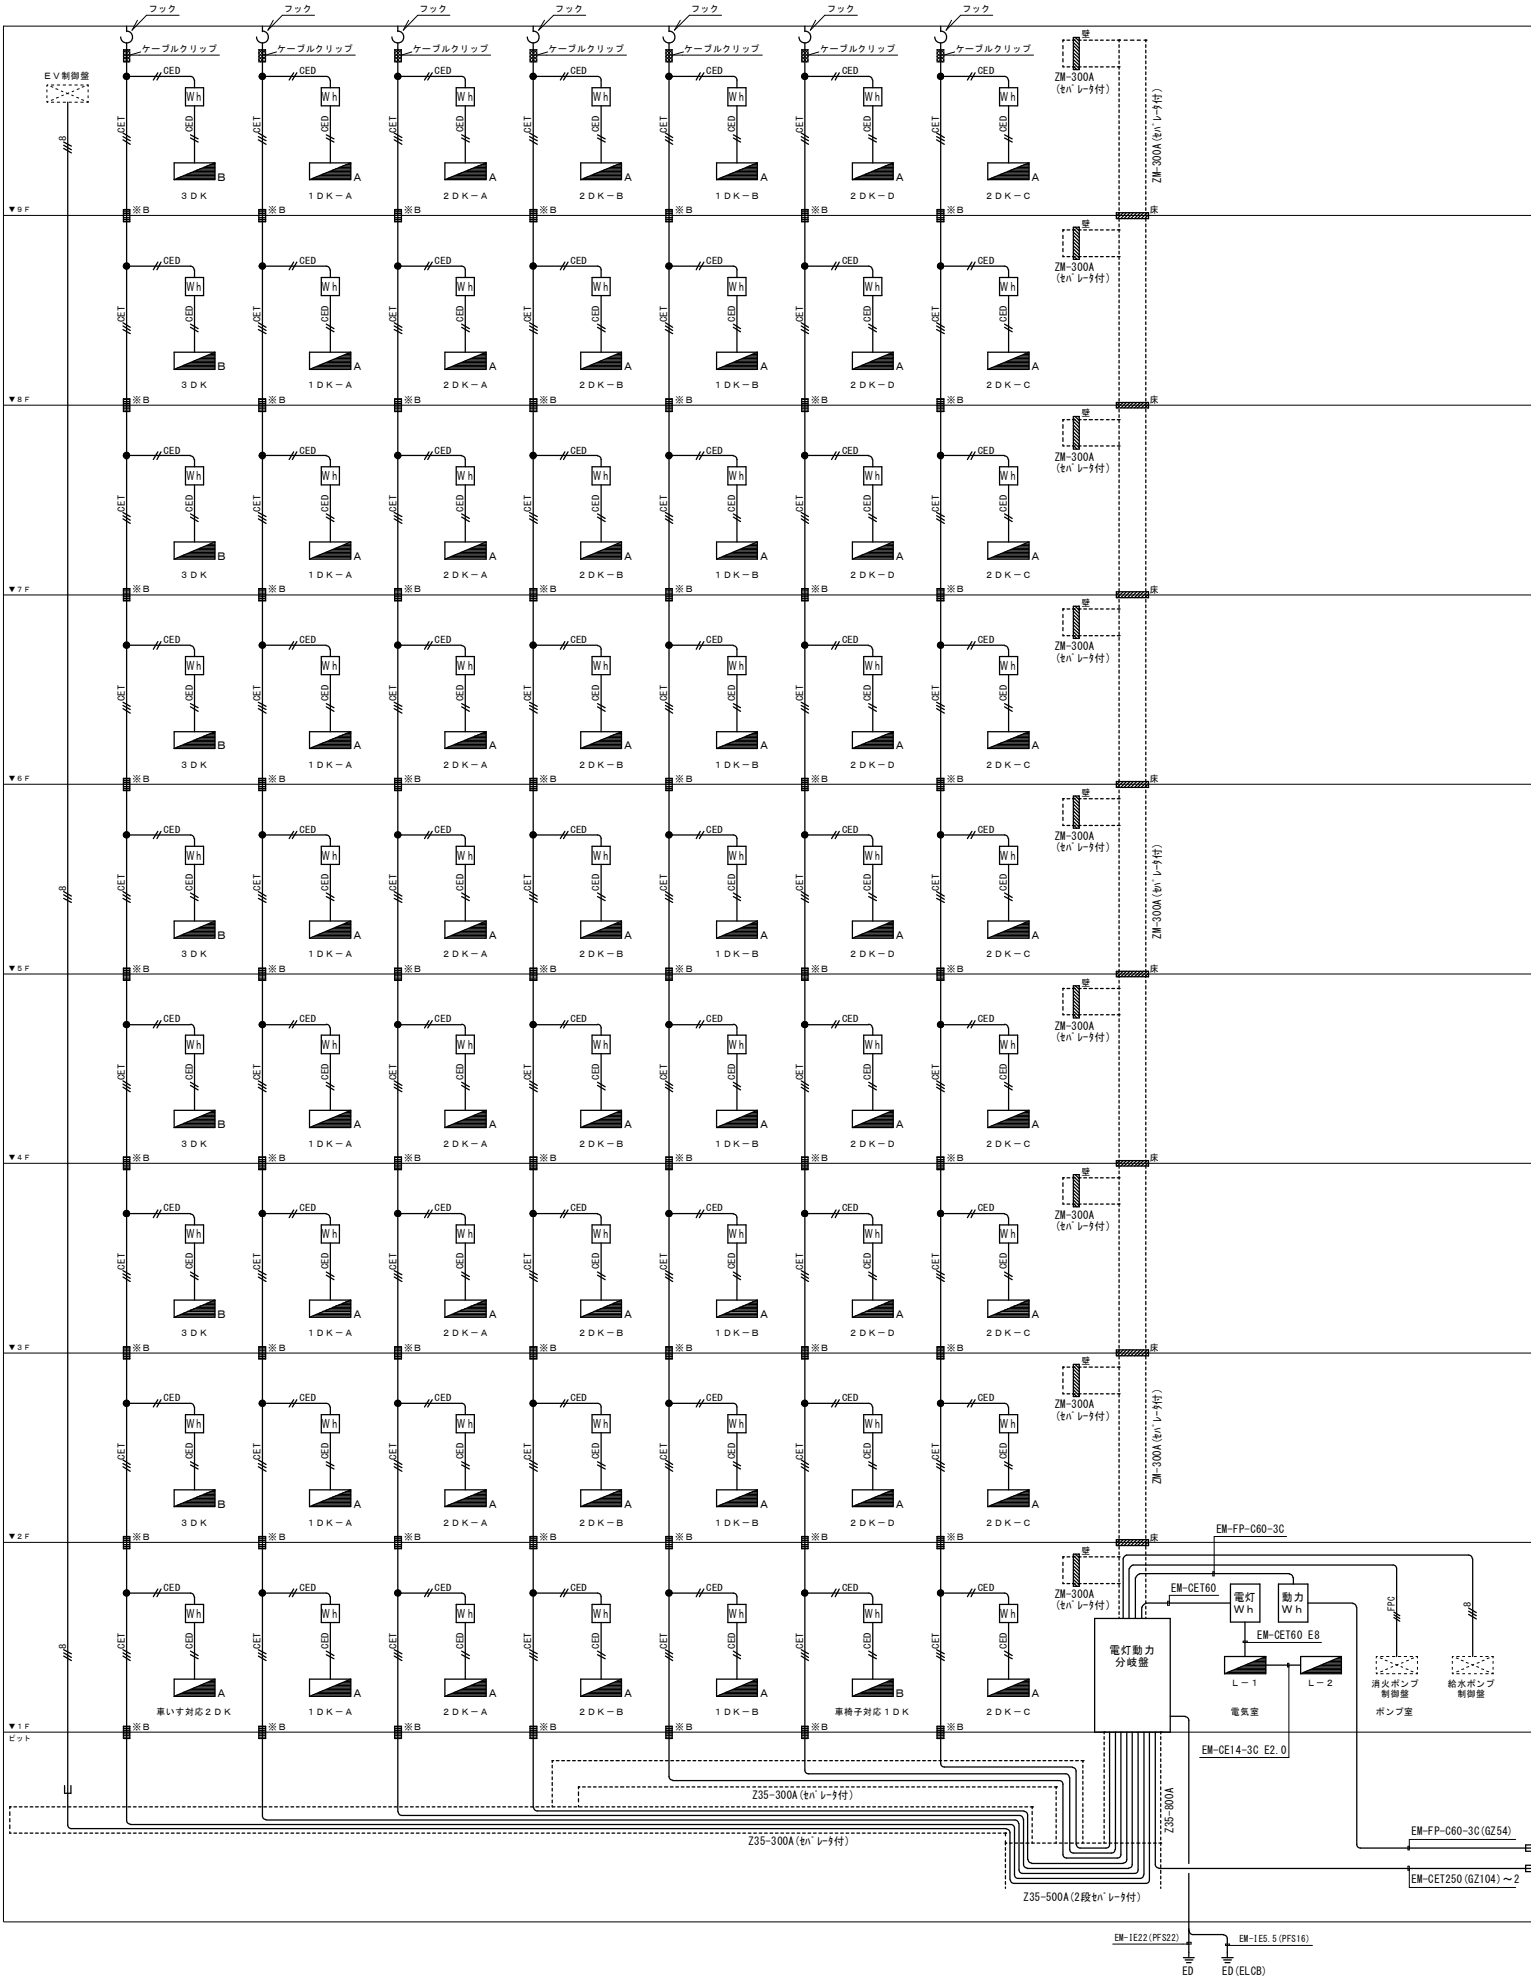

ケーブルクリップ取付 参考図

防火区画貫通処理 参考図 (※B(PS内))

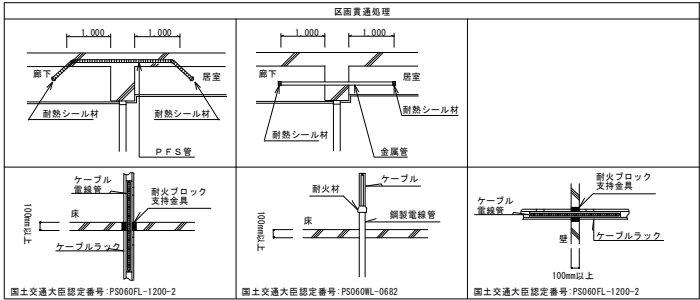

ケーブル	異種管接続材	防水スリーブ
EM-CET250	GZ104-FEP100	φ150-400mm
EM-CET250	GZ104-FEP100	φ150-400mm
EM-FP-C60-3C	GZ54-FEP65	φ80-400mm