



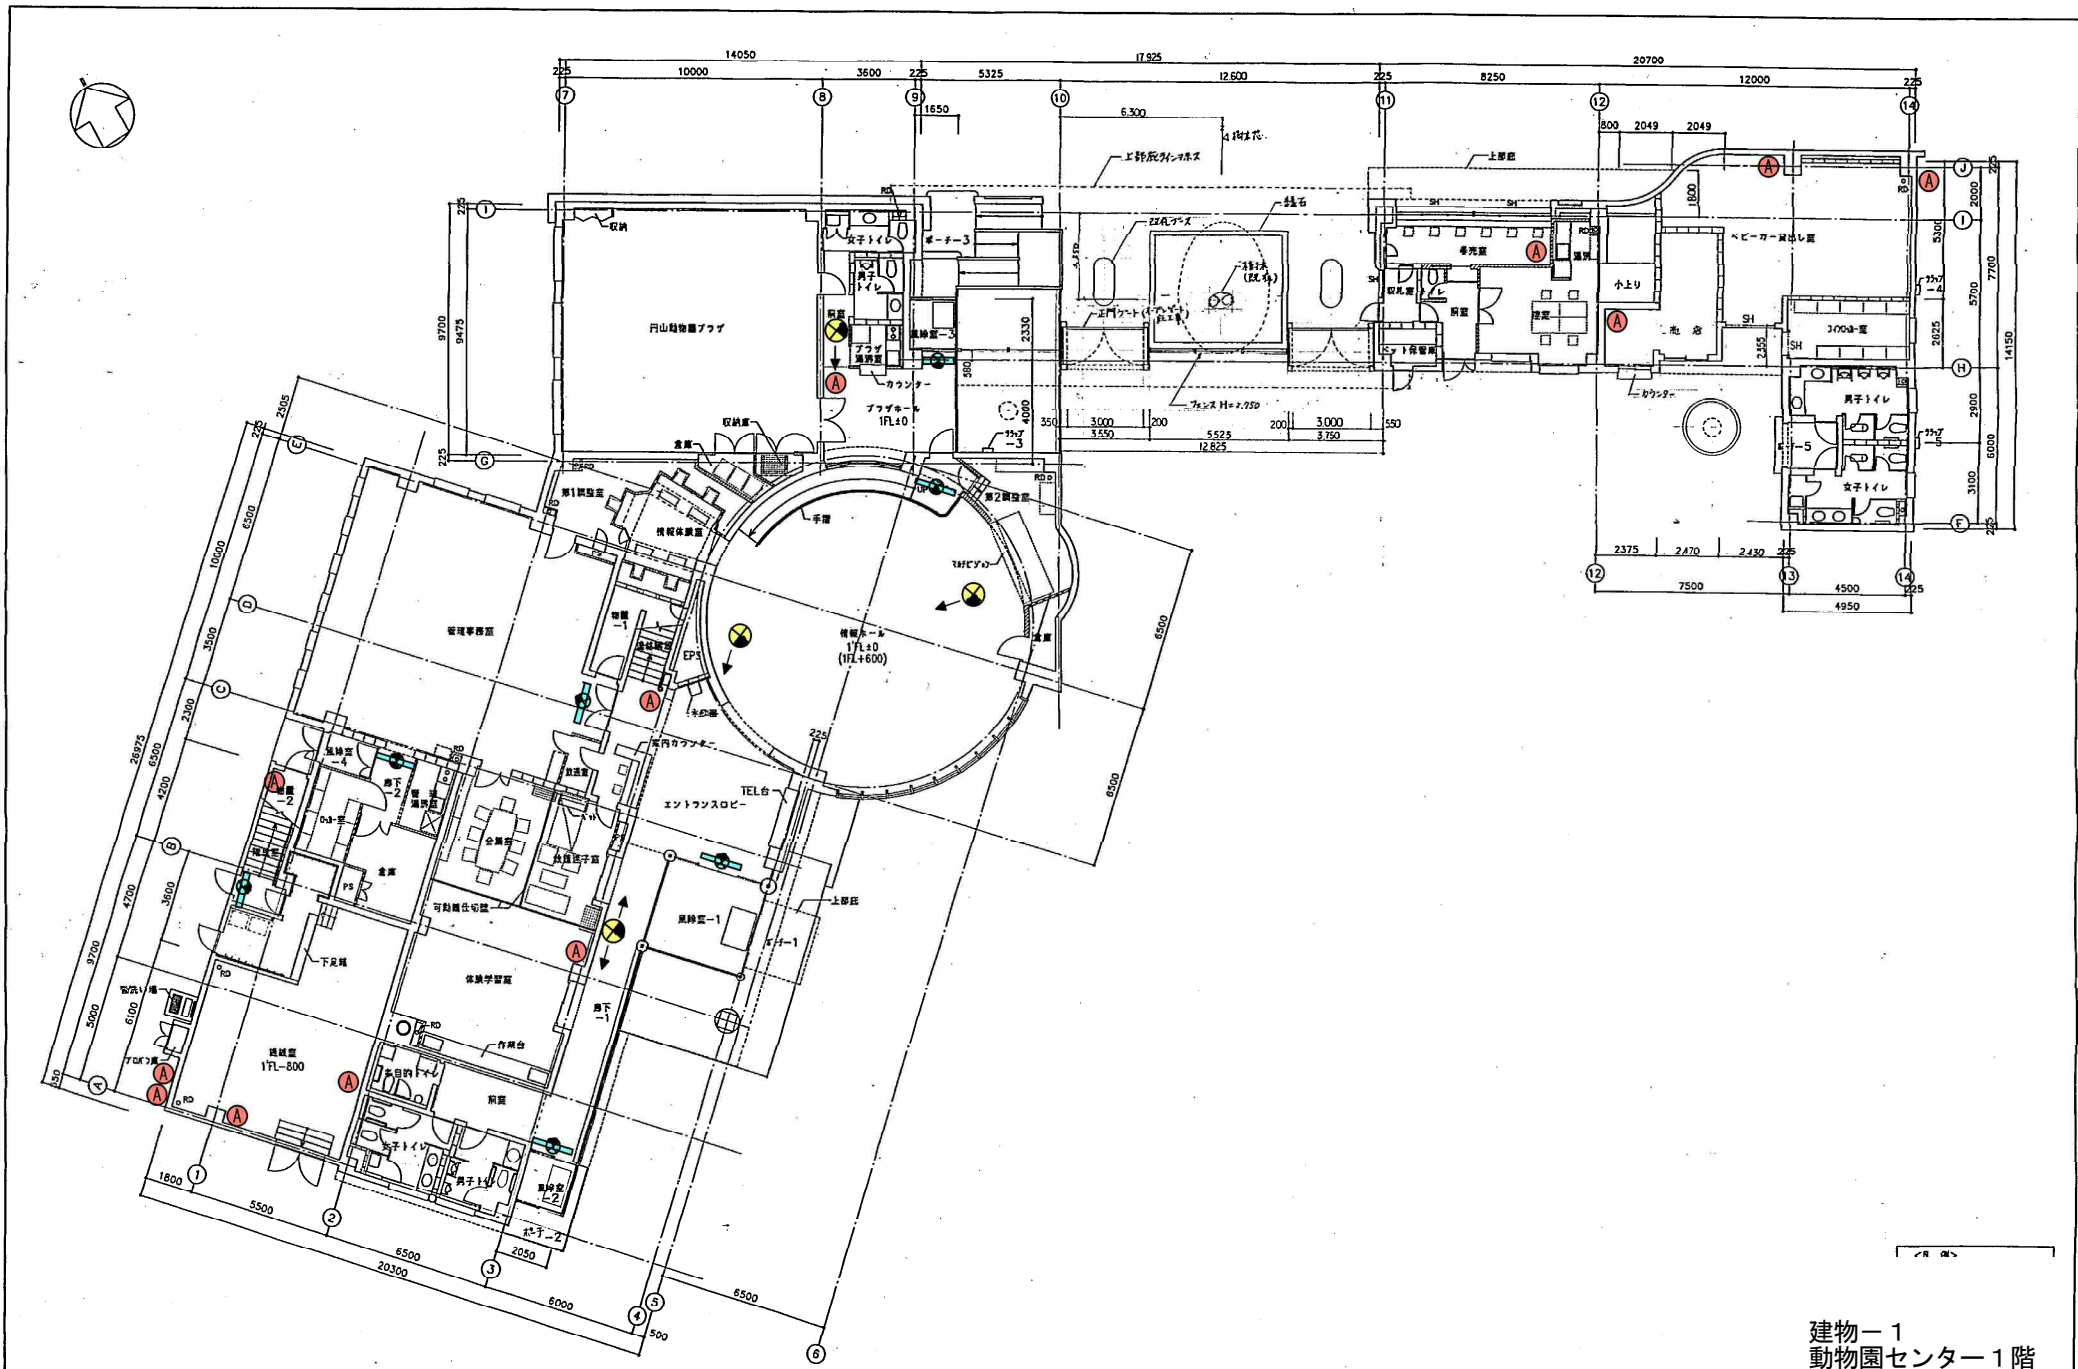

建物-1
 動物園センター1階
 建物-2
 動物園センター附属棟
 (消火器・誘導灯)


記	9. 3. 25	設計者	創建社・サンエイ特設共同企業体	工事名称	岡山
		設計者	(株) 山本建設	図面名称	1階

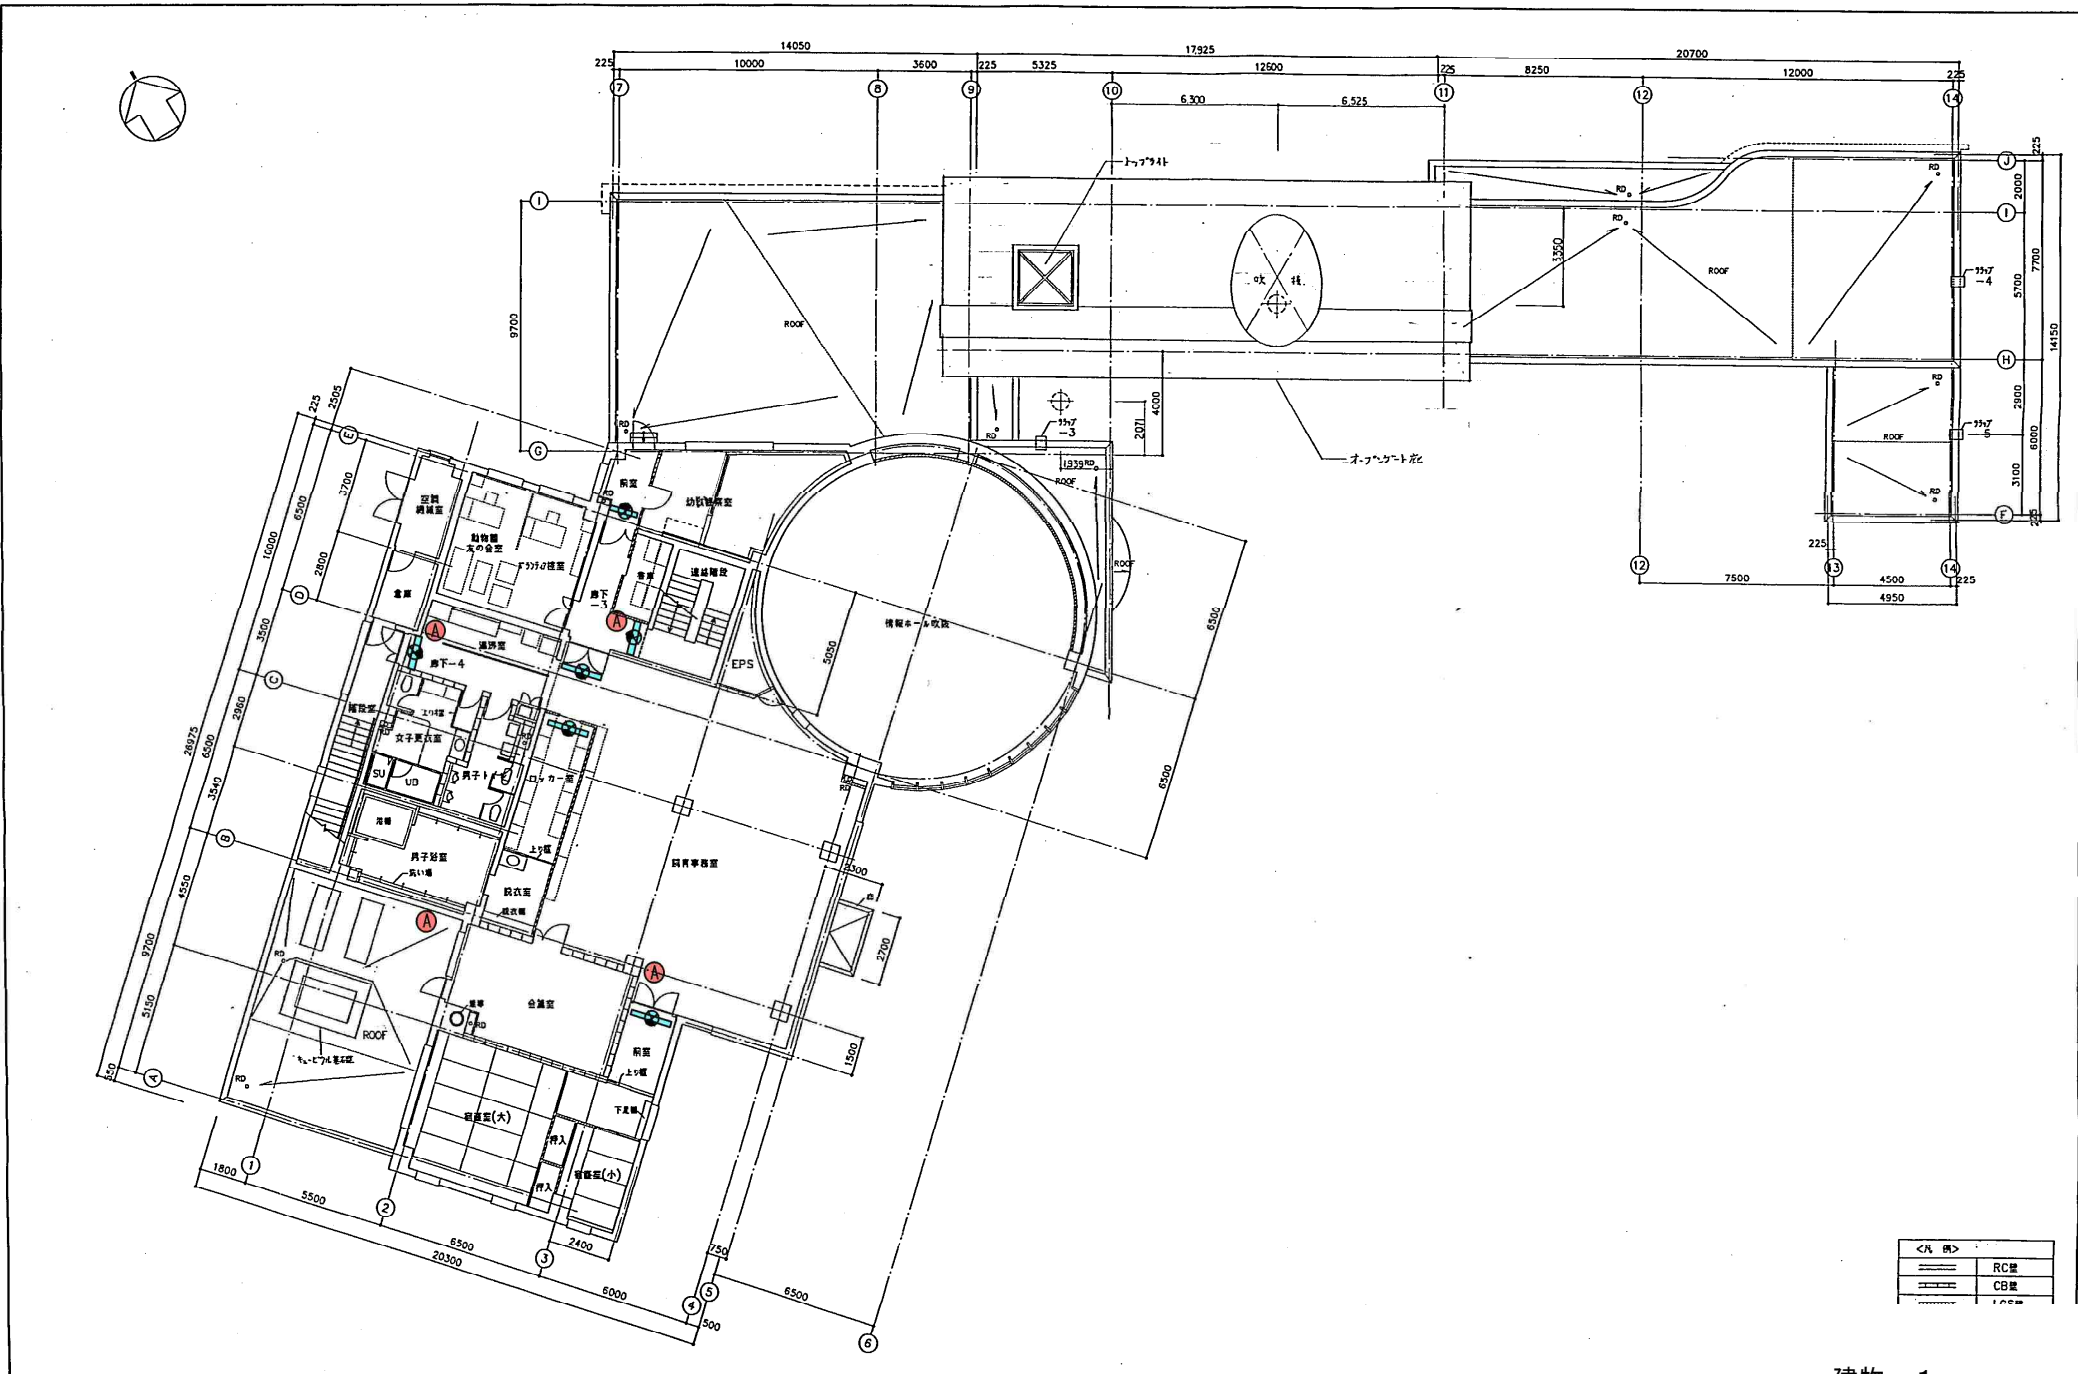


<凡 例>	
	RC壁
	CB壁
	1.00m

図 号		設計年月日	創設社・サンエイ特定共同企業体	工事名称	円山動物園センター2階
		9. 3. 25	(印) 山 本 昌 博	図 面 名 称	2 階 平 面

建物ー 1
動物園センター2 階
(消火器・誘導灯)

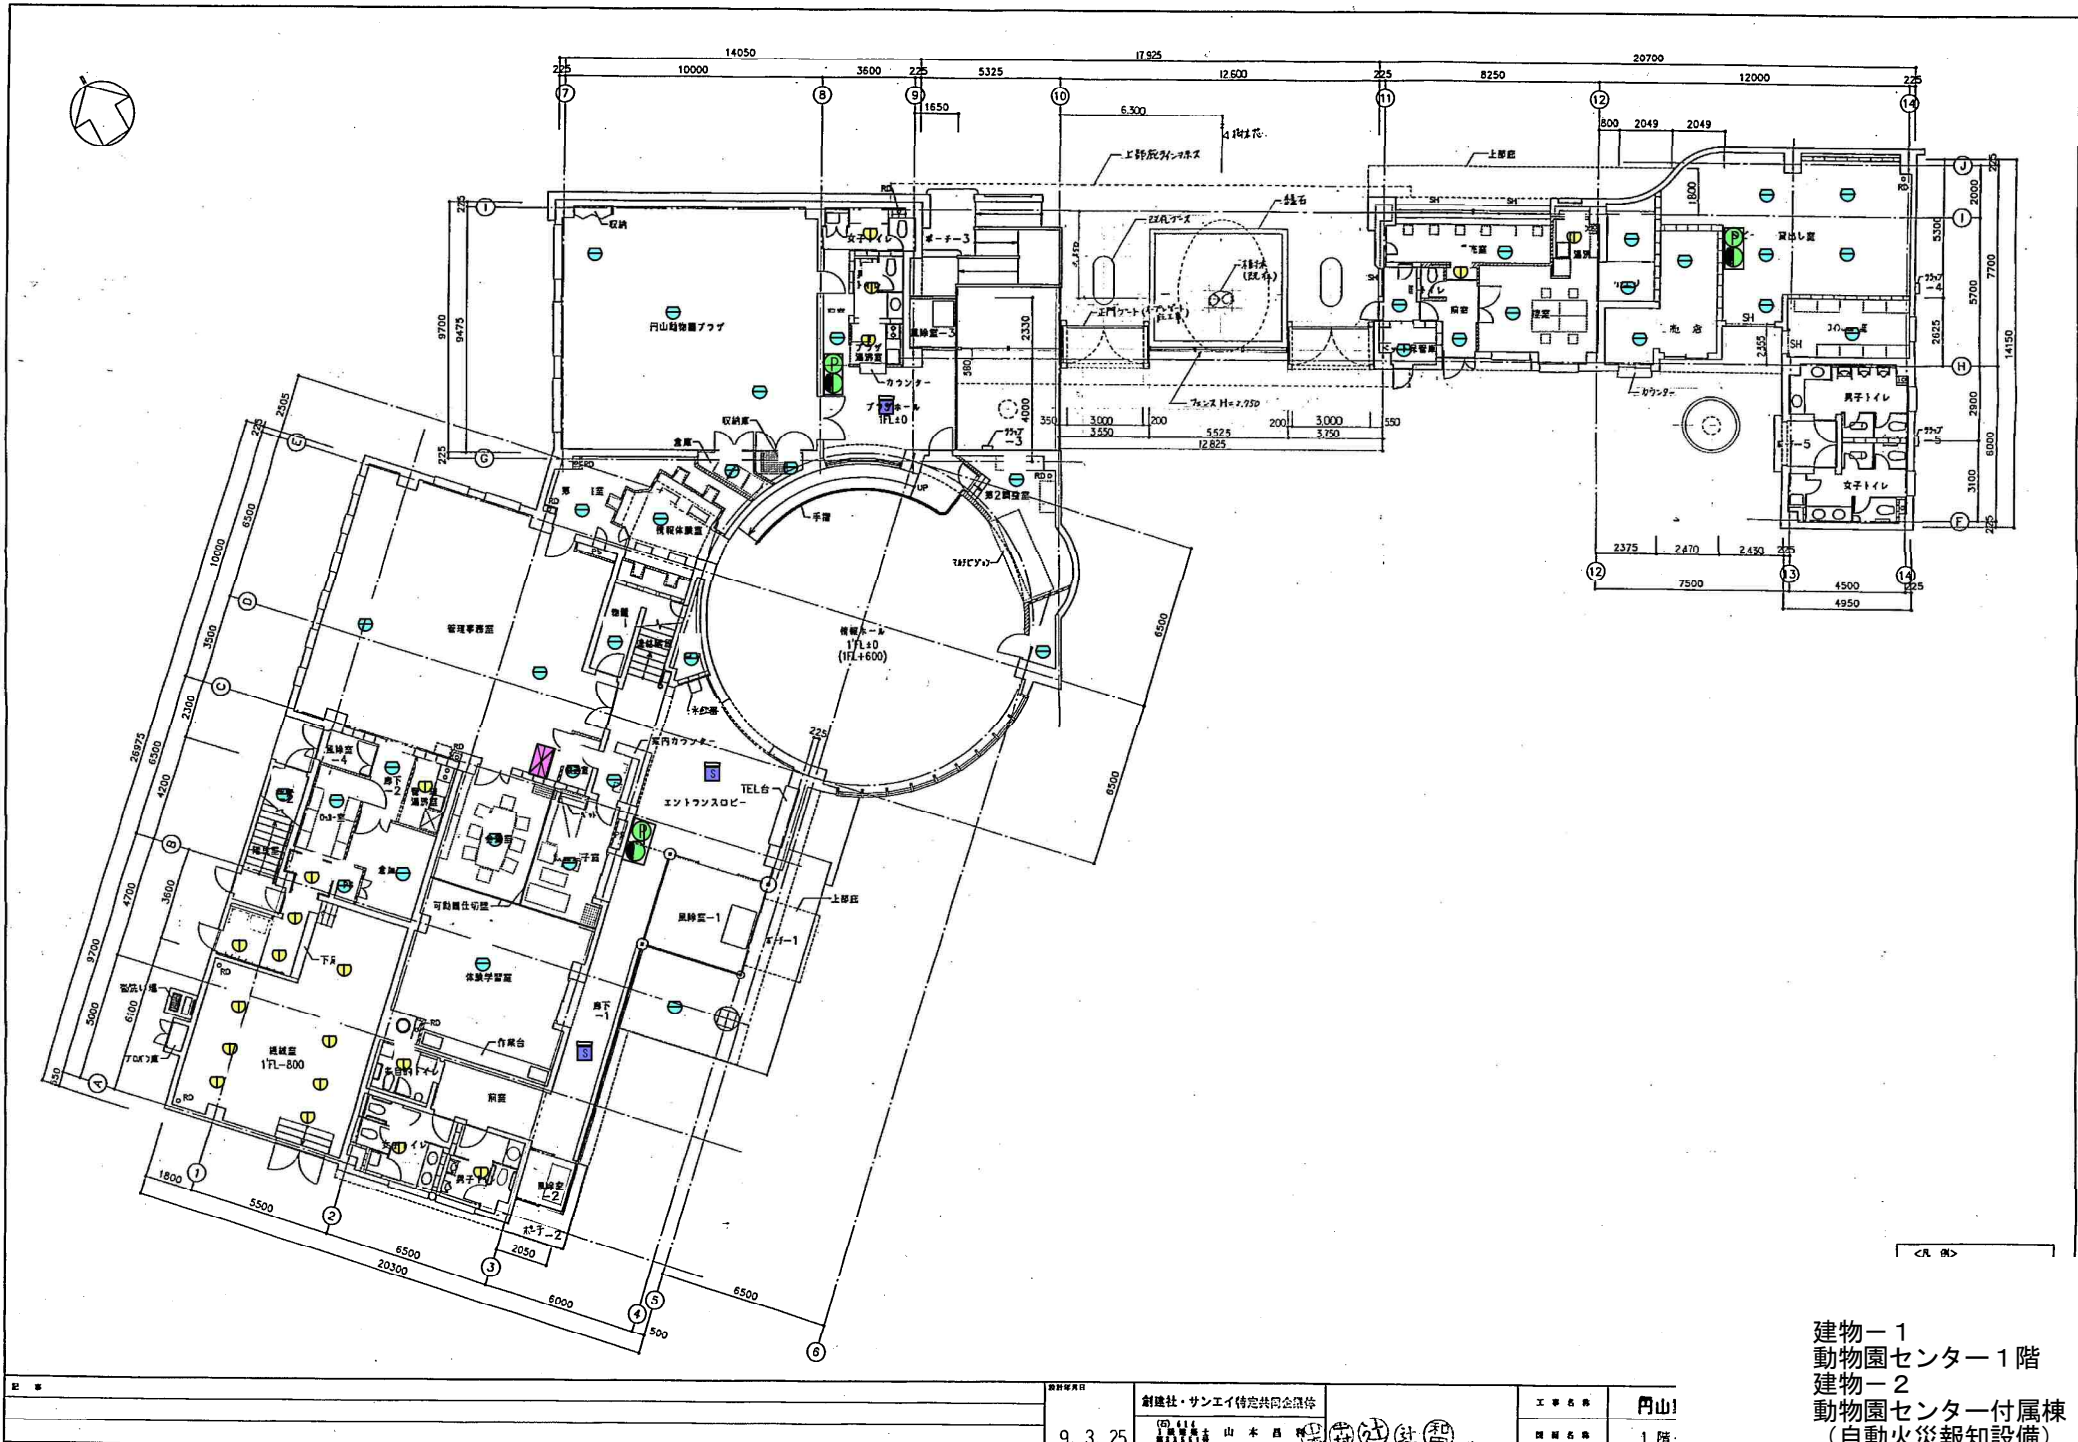


建物-1
動物園センター1階
建物-2
動物園センター付属棟
(自動火災報知設備)

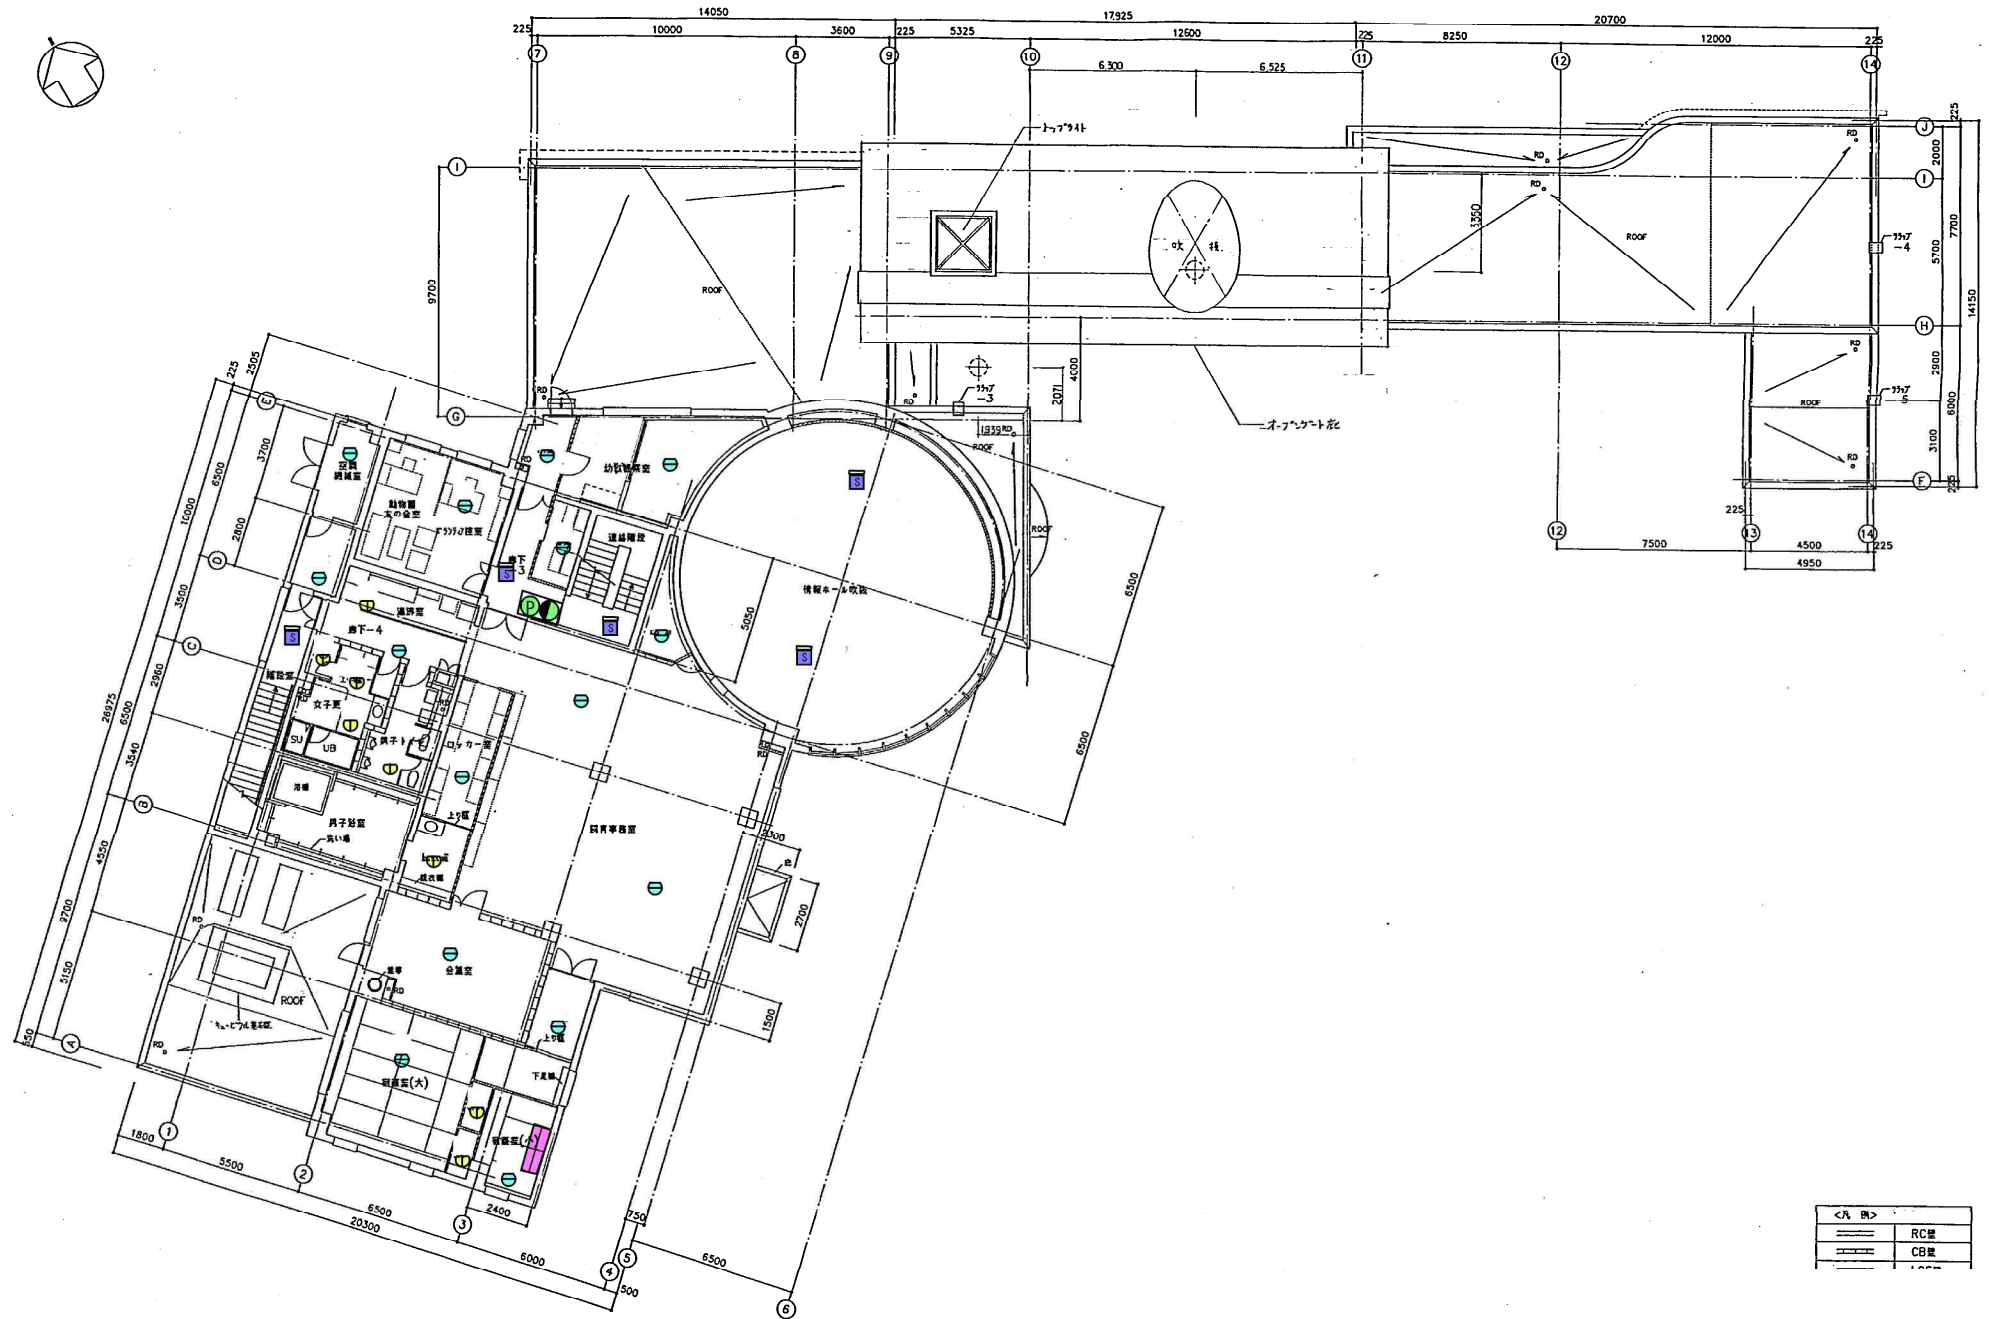


<凡 例>	
RC壁	
CB壁	

設計年月日	9. 3. 25	創設社・サンエイ特定共同企業体	工事名称	円山
		(有) 山本建設	図面名称	2階平面

建物-1
動物園センター2階
(自動火災報知設備)

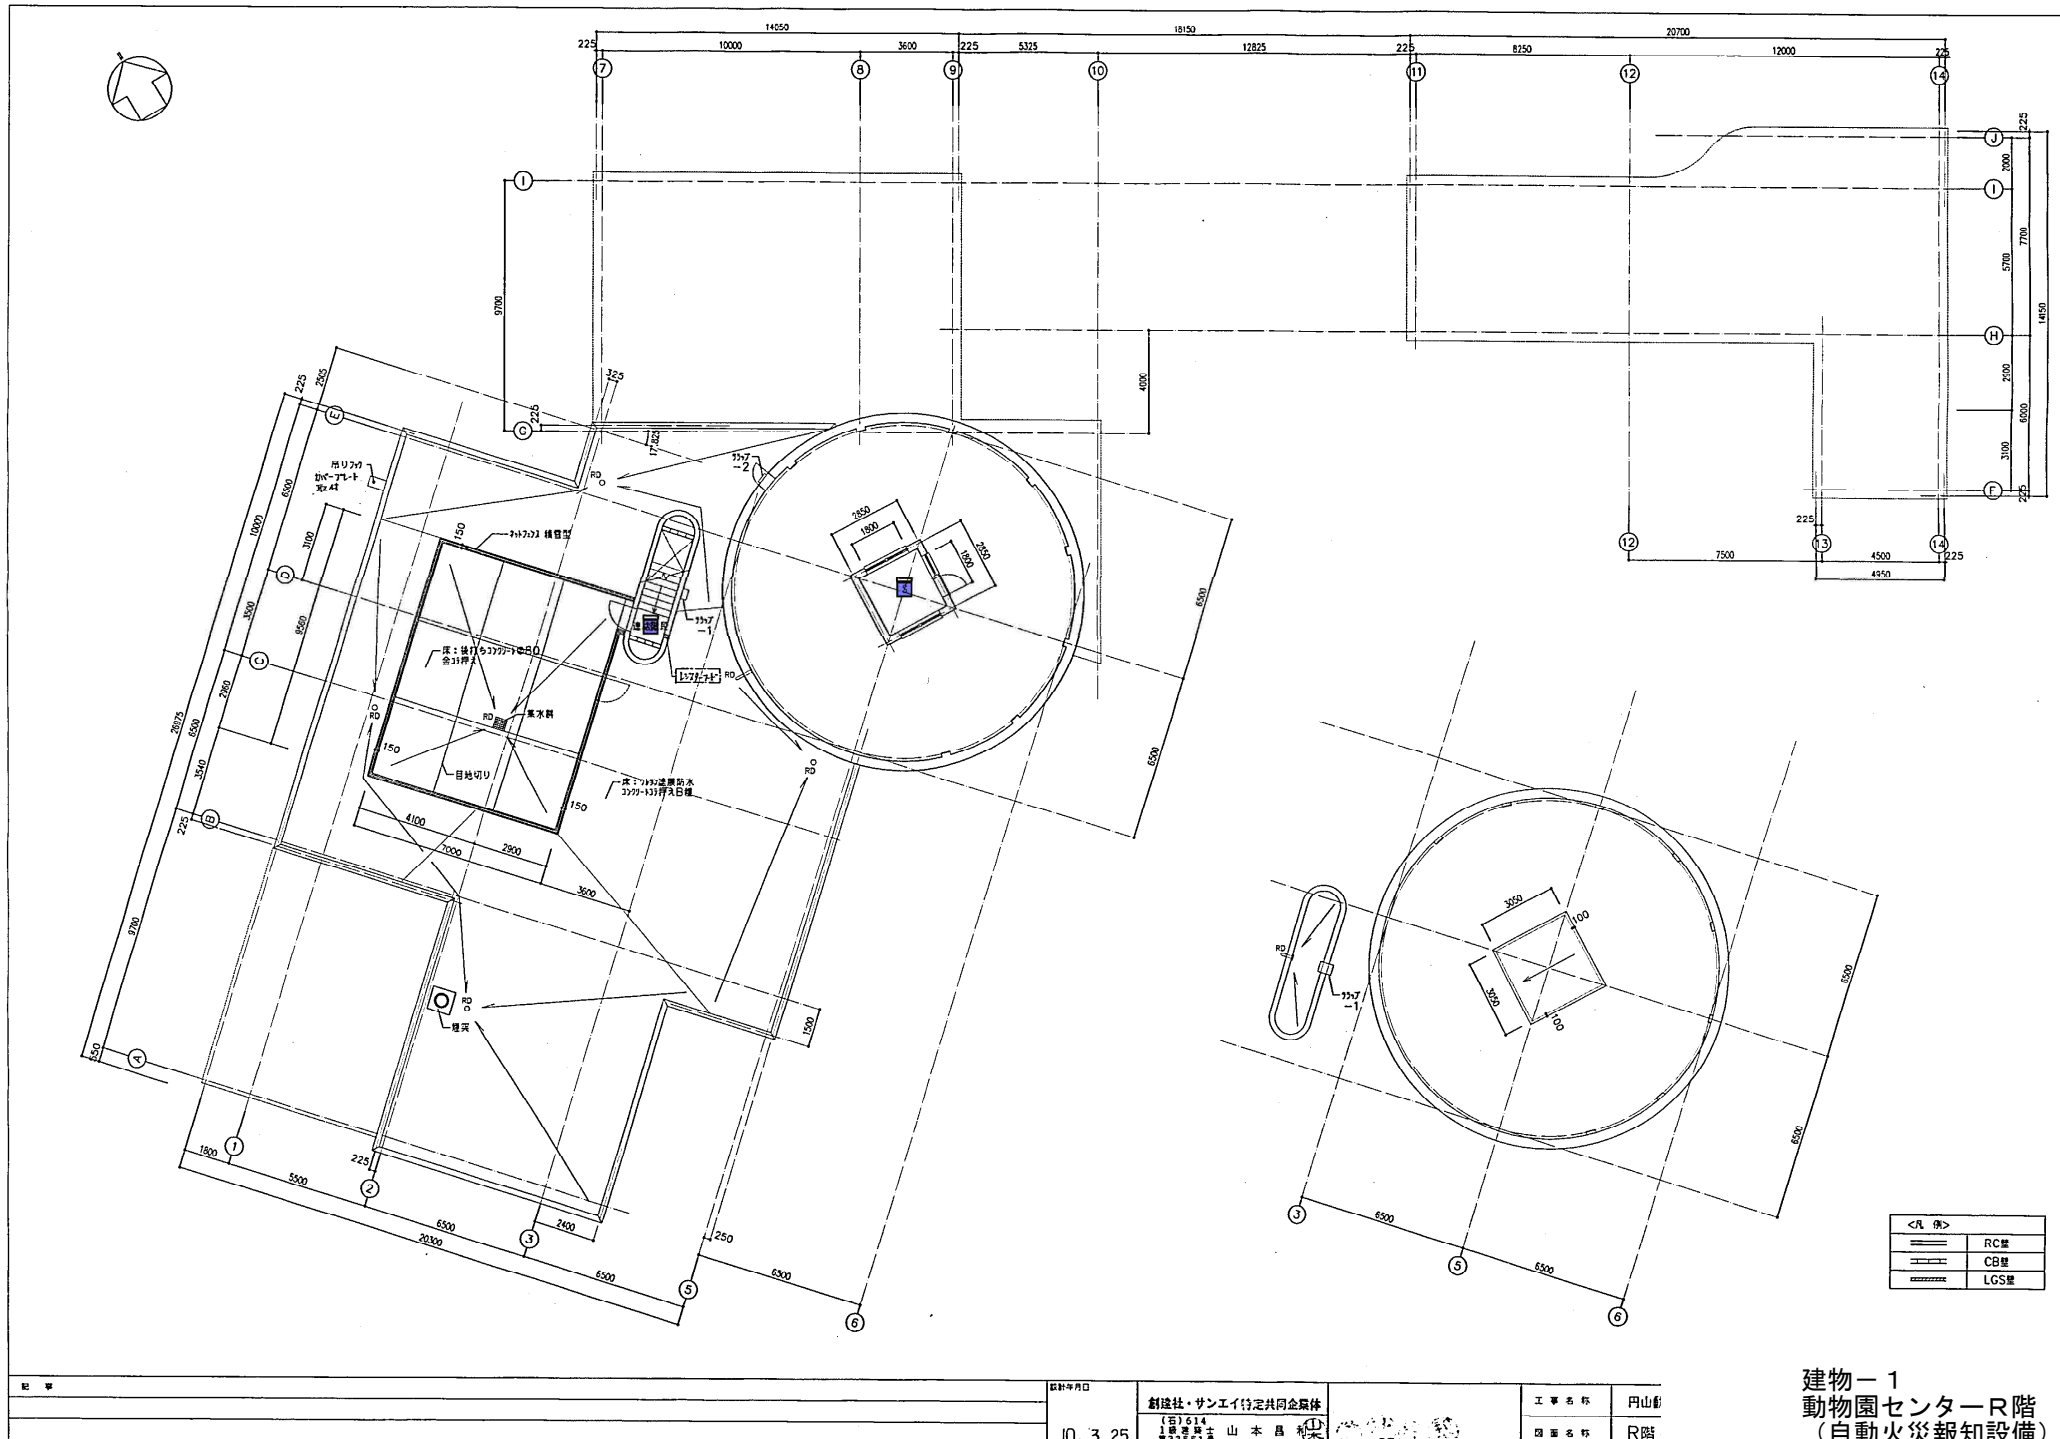


建物ー1
動物園センターR階
(自動火災報知設備)

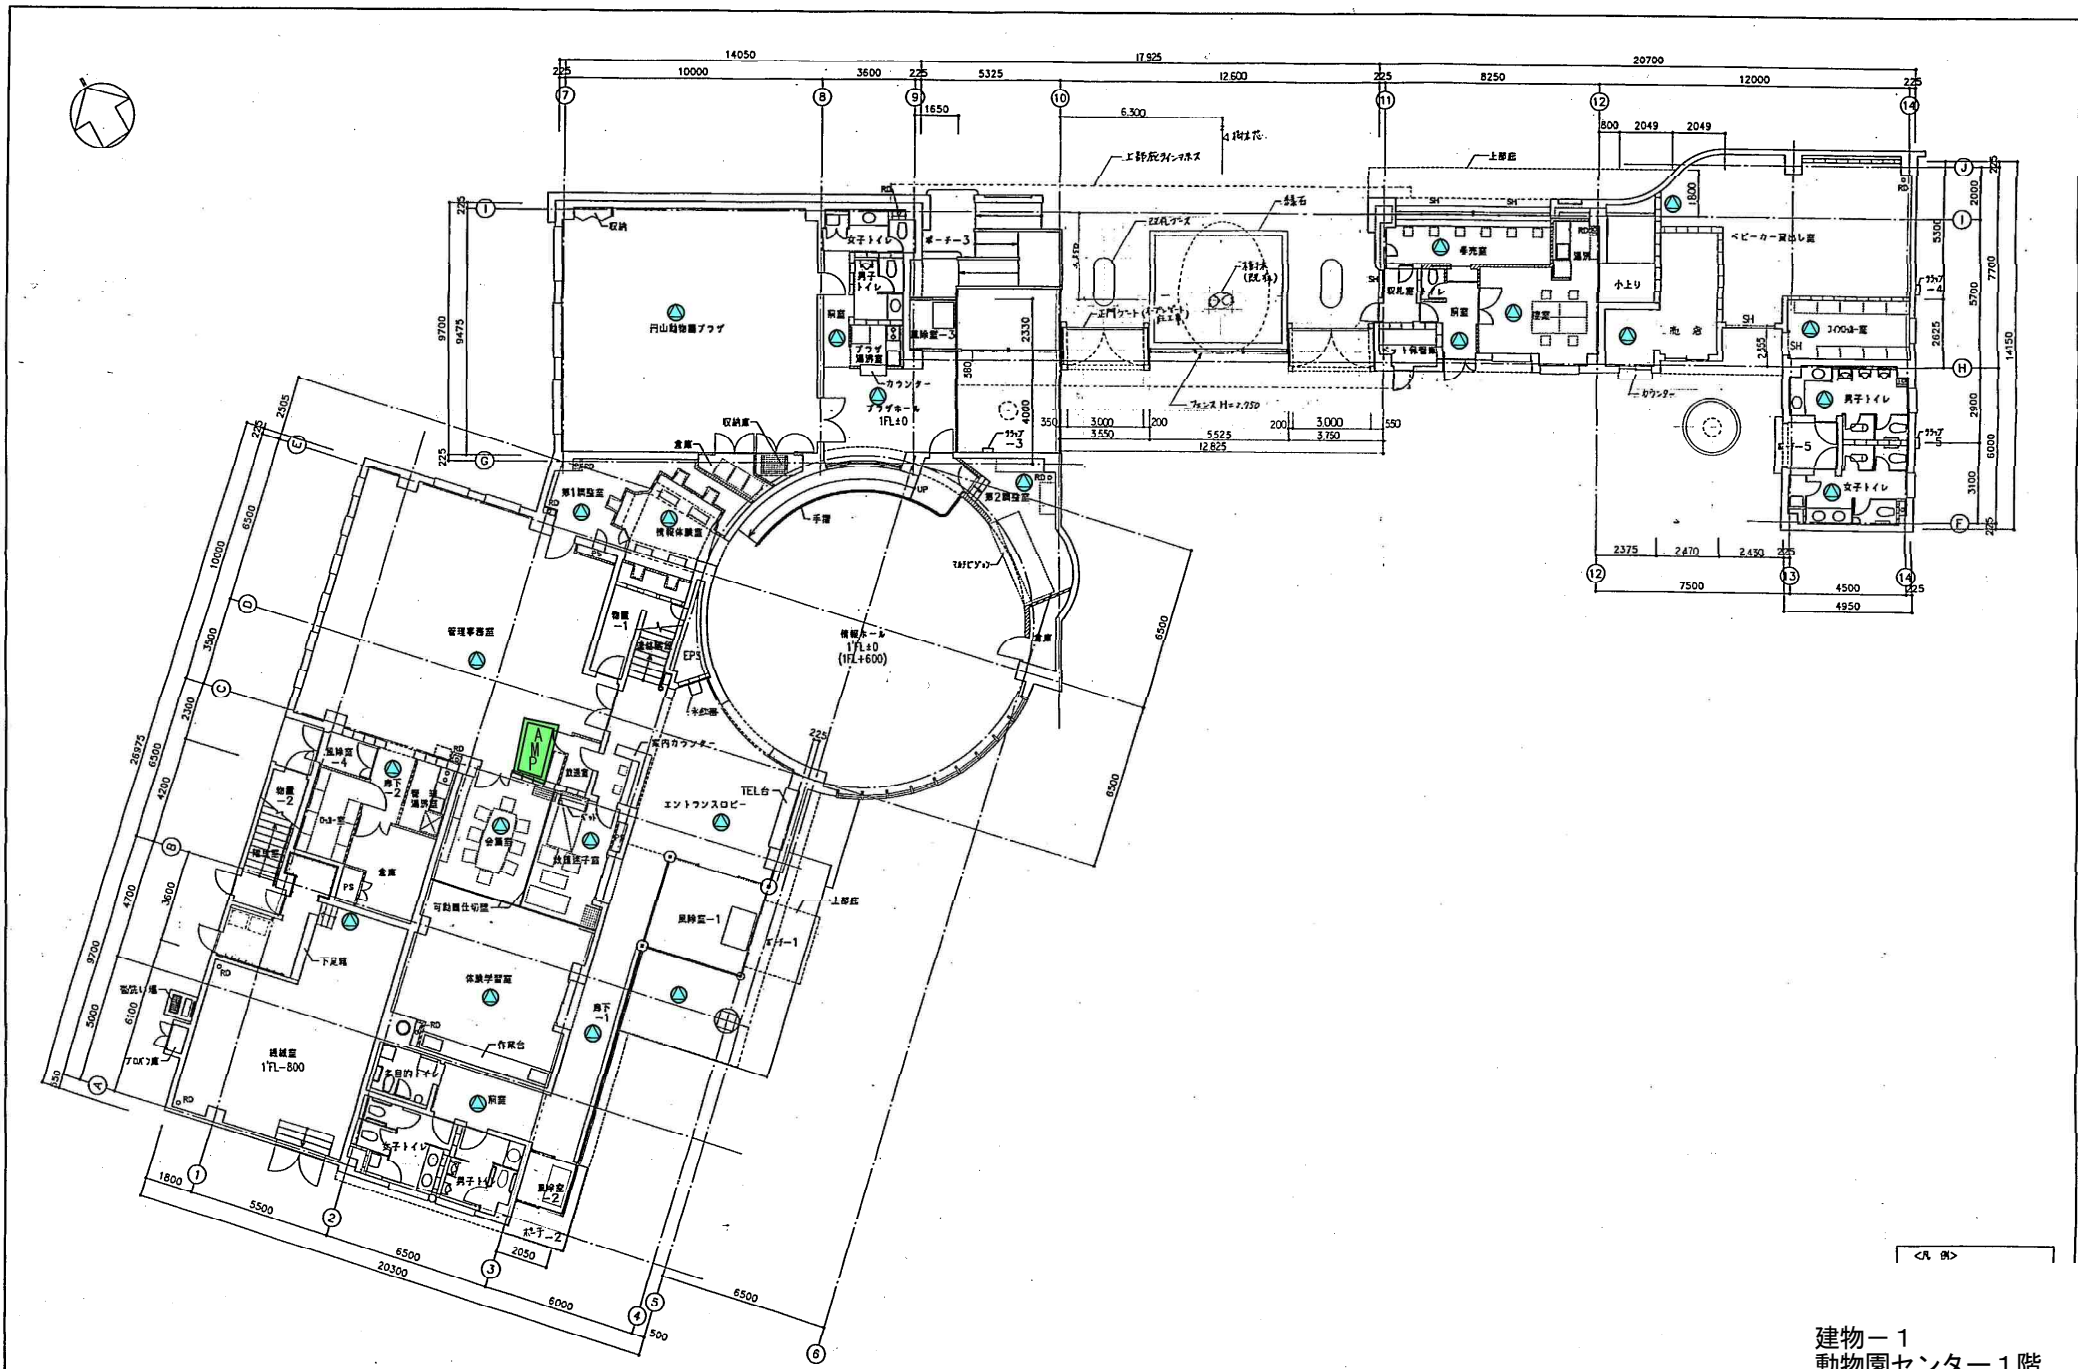





<凡 例>

建物-1
動物園センター1階
建物-2
動物園センター付属棟
(非常警報設備)


記 号	9. 3. 25	創設社・サンエイ特産共同会提供	(株) 山本建設	工事名称 円山 1階
------------	-----------------	------------------------	-----------------	---------------------------

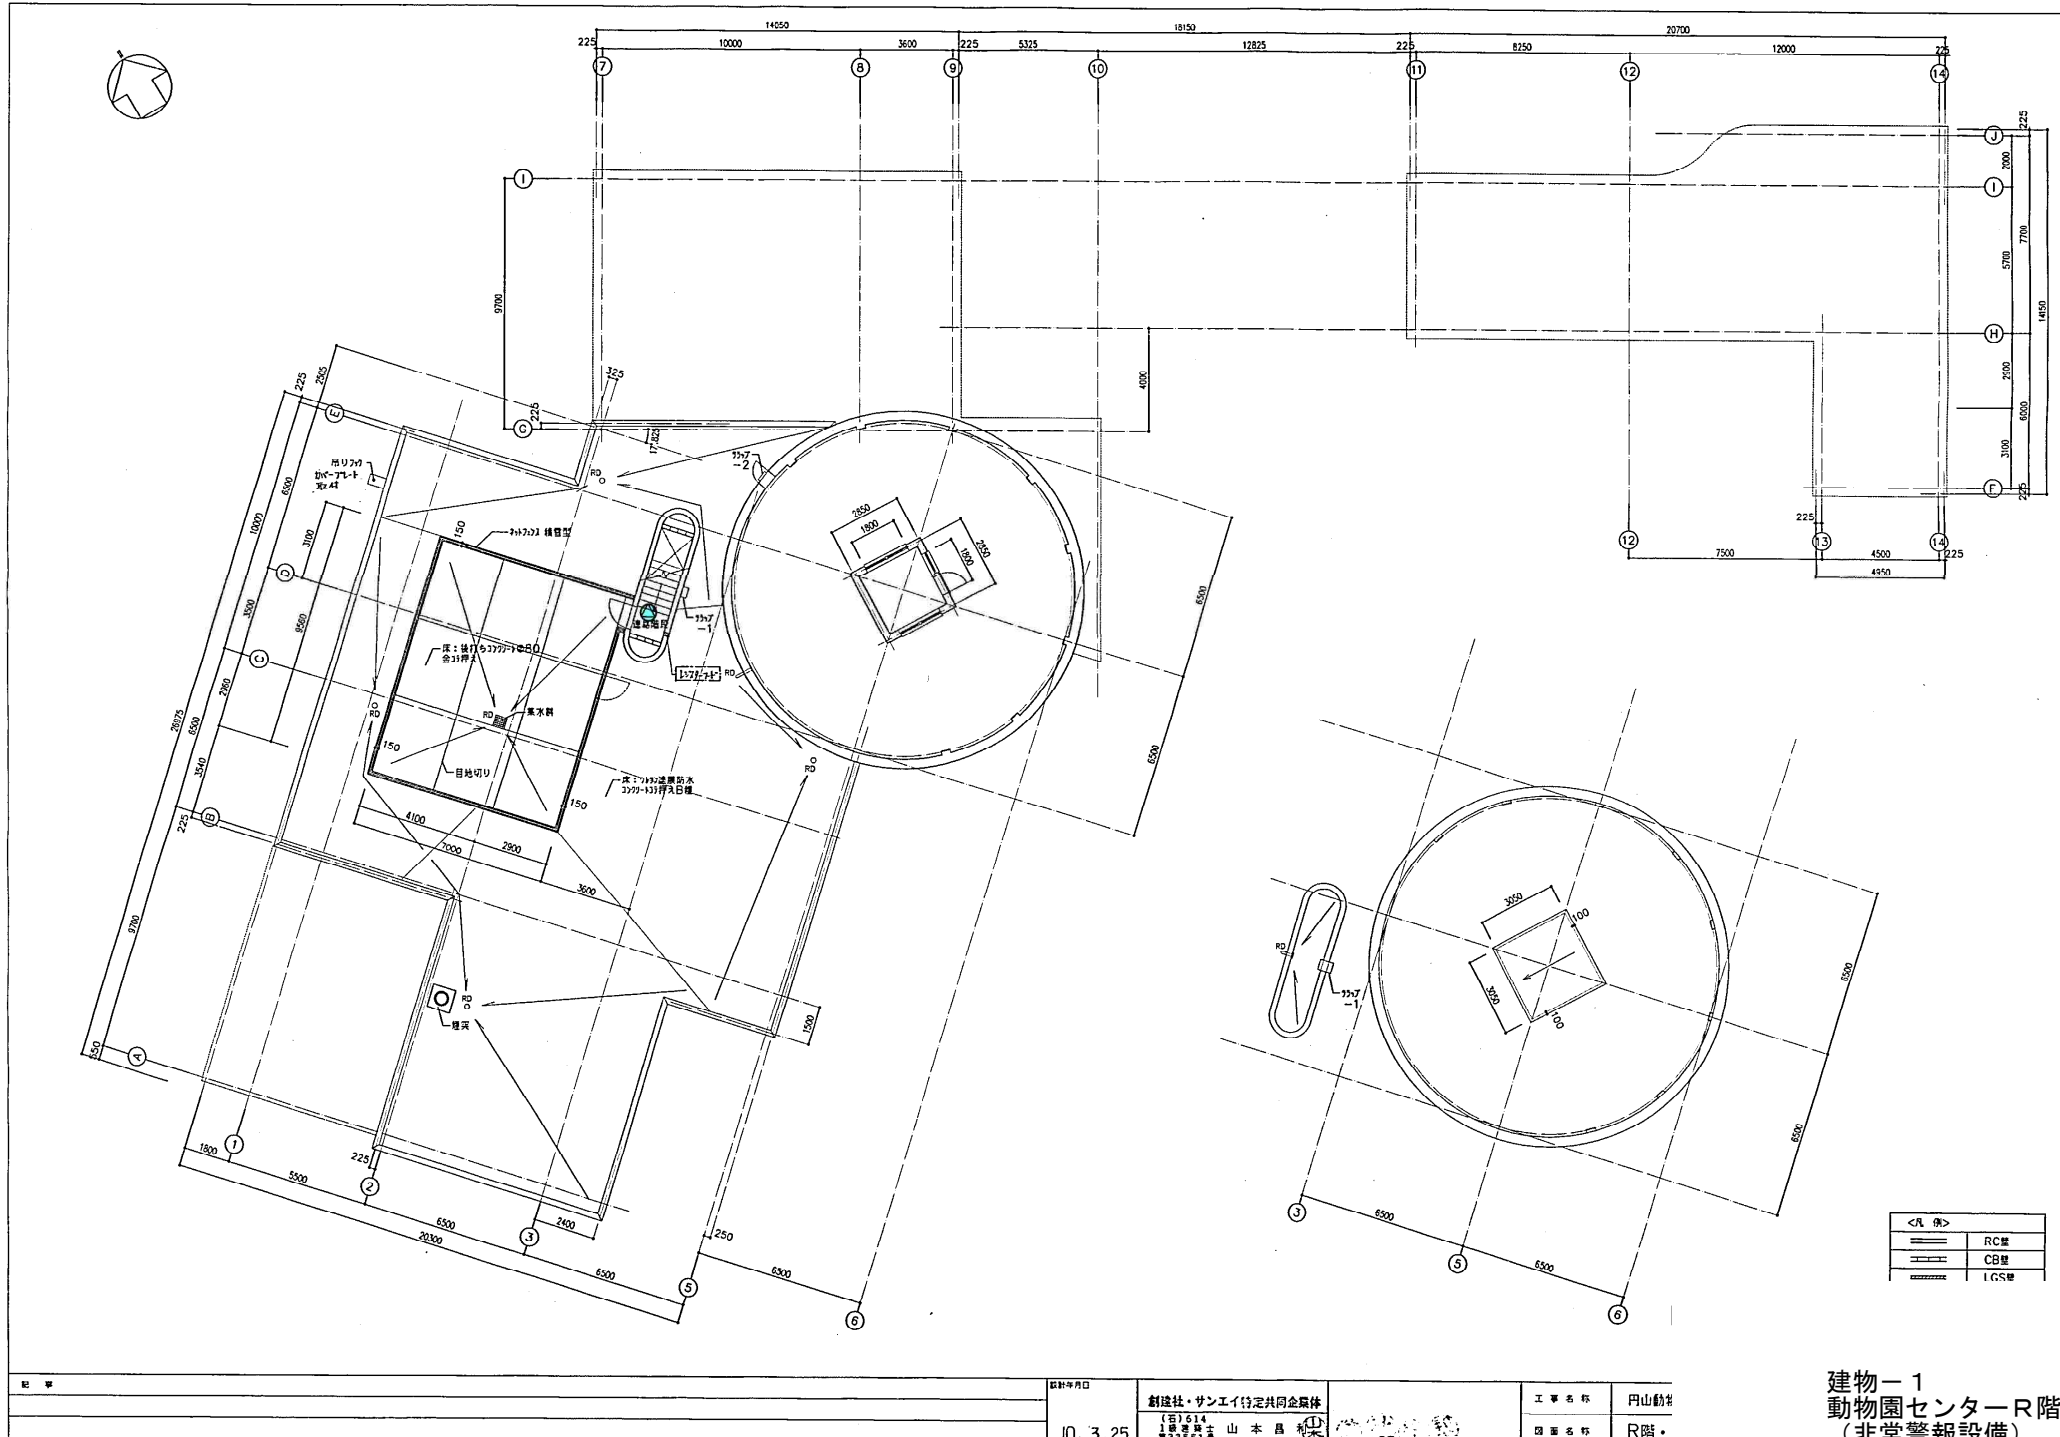


建物-1
動物園センターR階
(非常警報設備)

 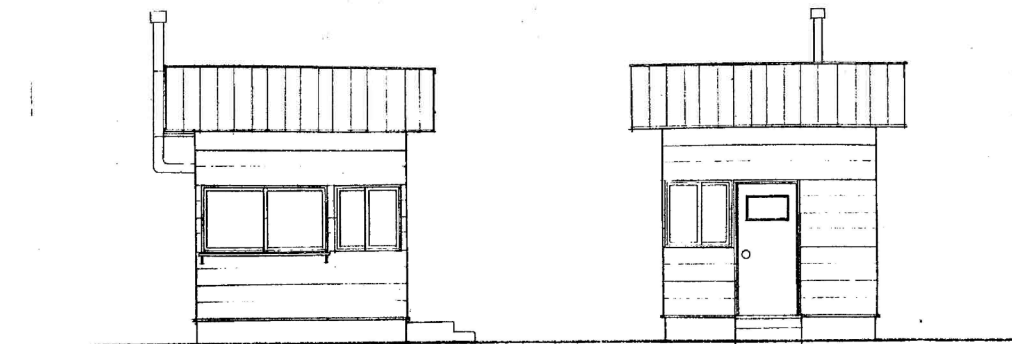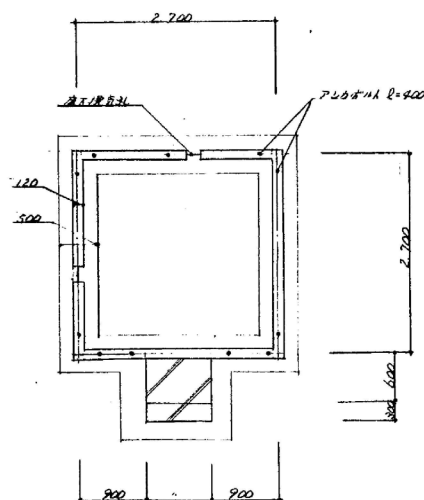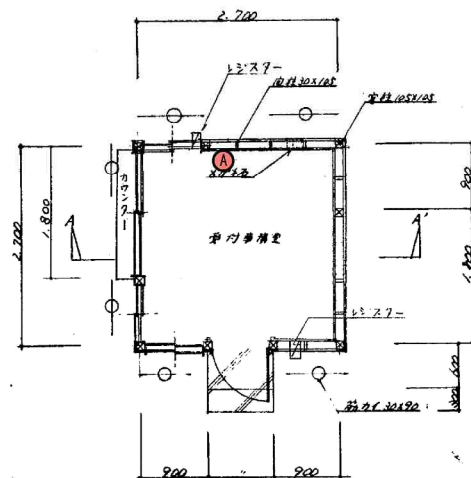

IF ON THE 100 M S=1:50

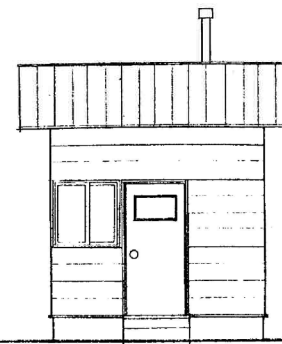



191 10 22 10 121 S=1:50

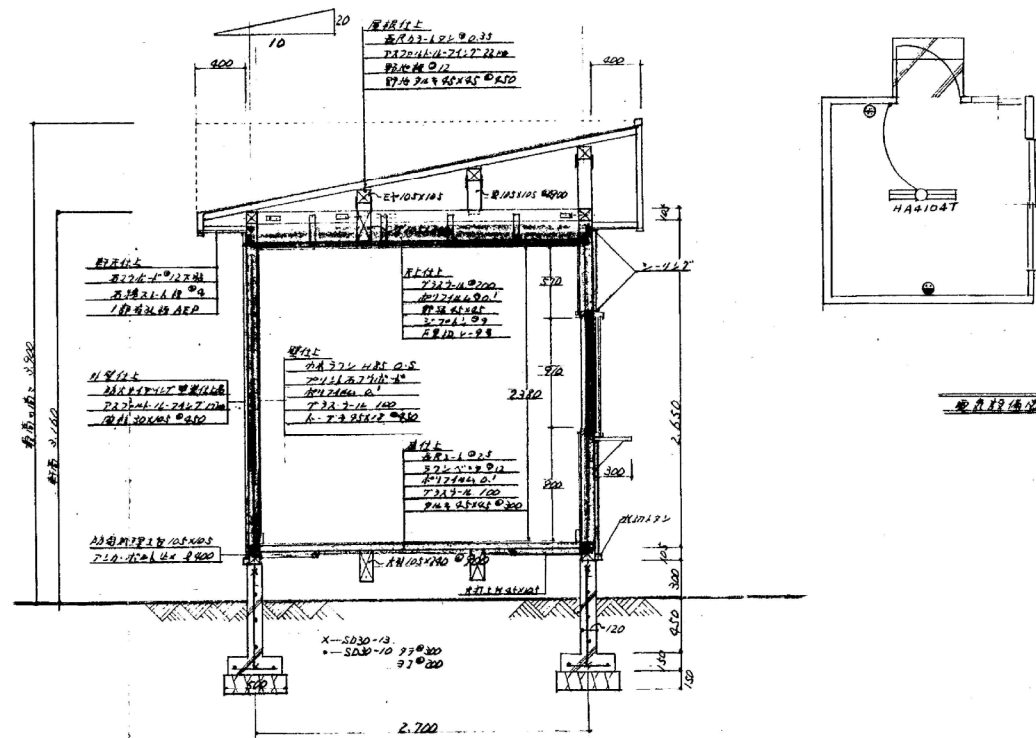

愛虎投備切


記 事		札幌市建設局円山動物園管理課管理係	管理係	管理係	測量者	設計者	年月日	工事名称
							60.10.	
							縮尺	図面名
						図示	知	

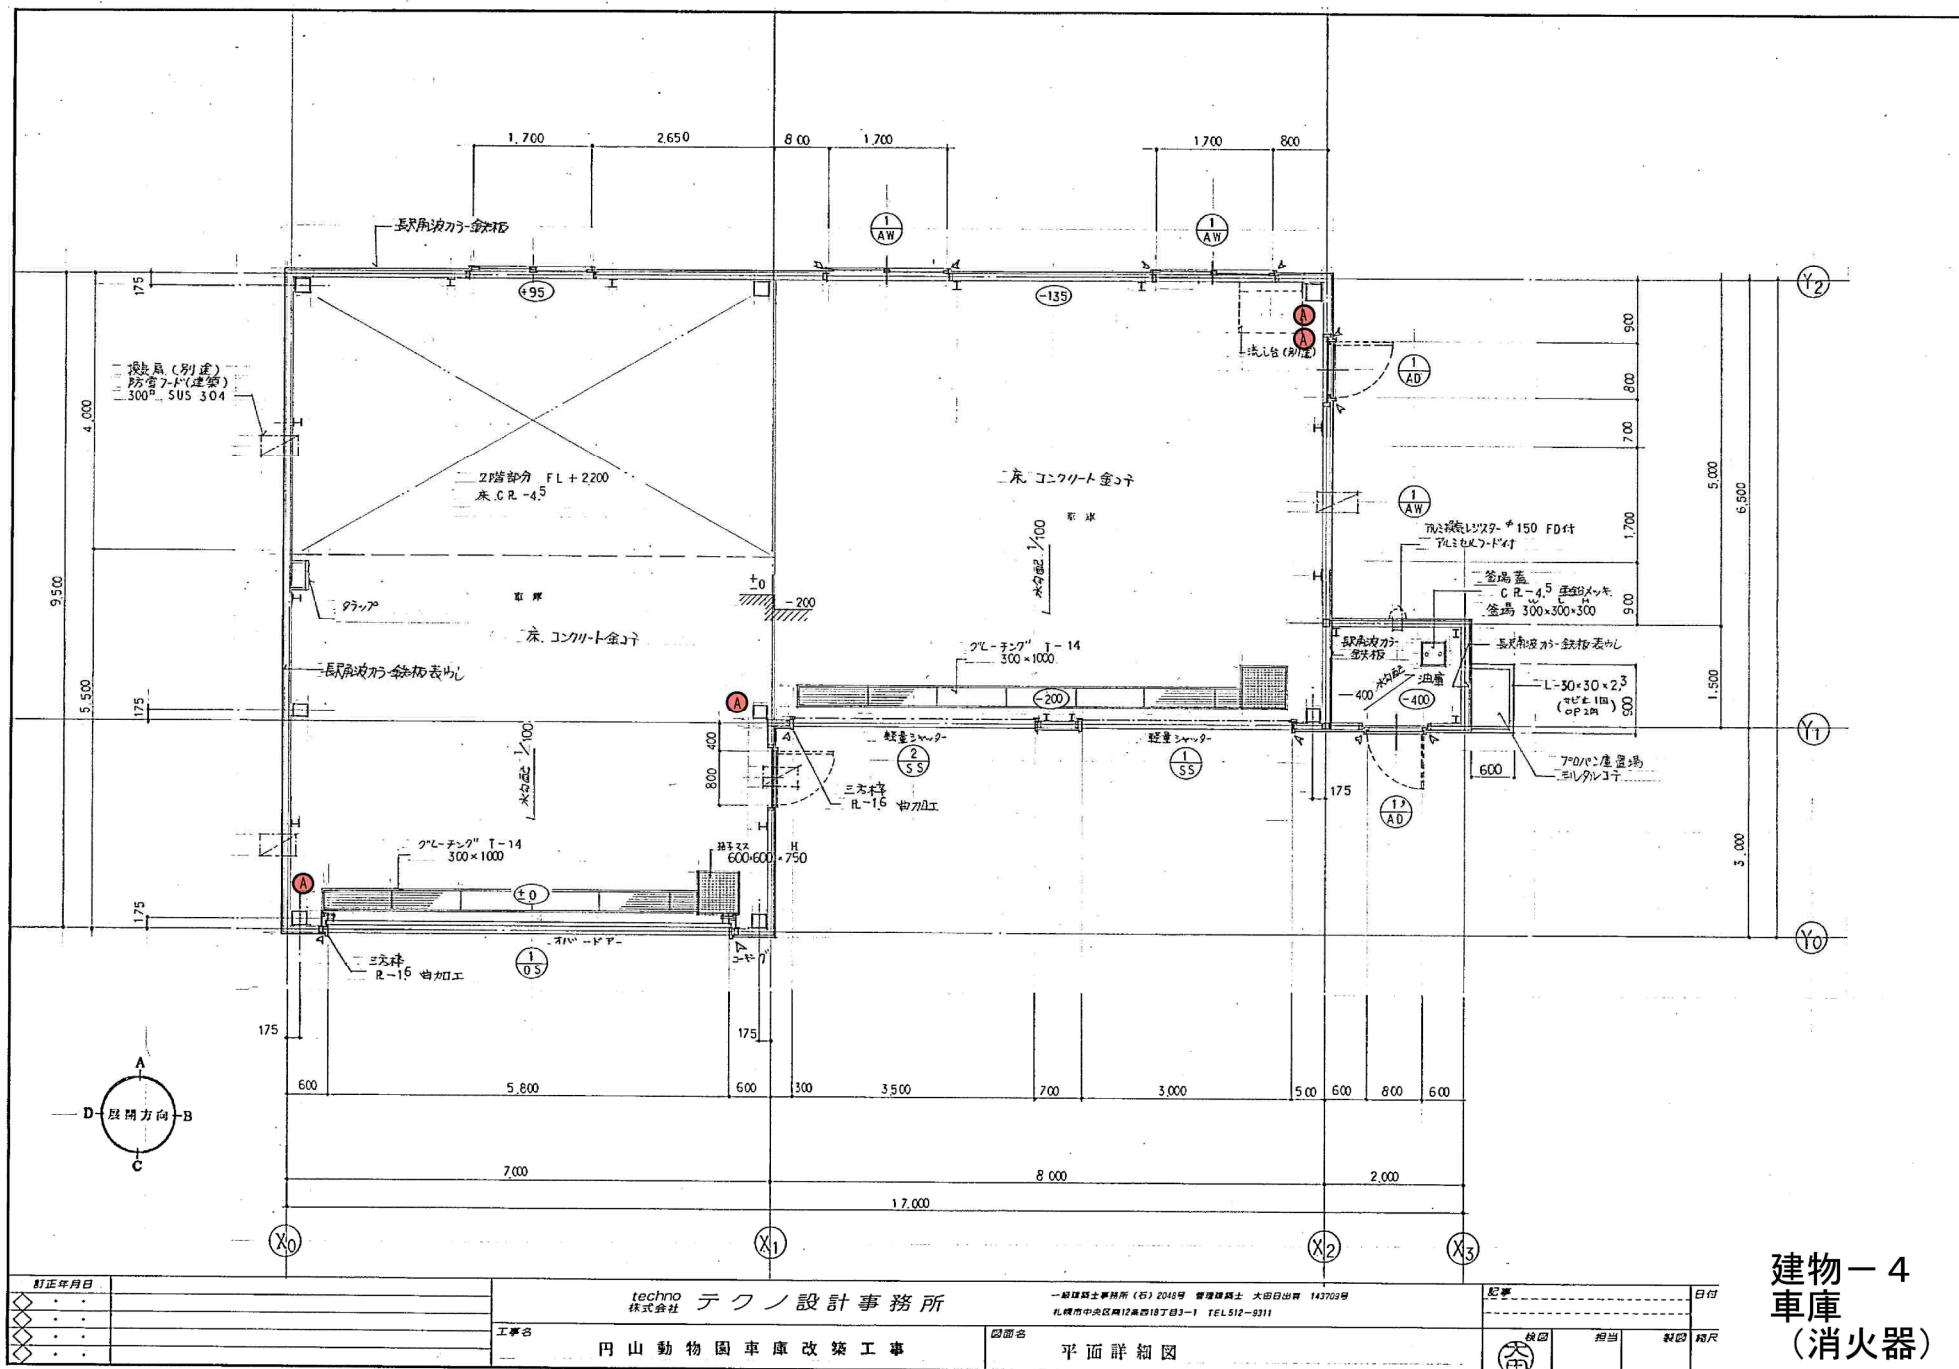

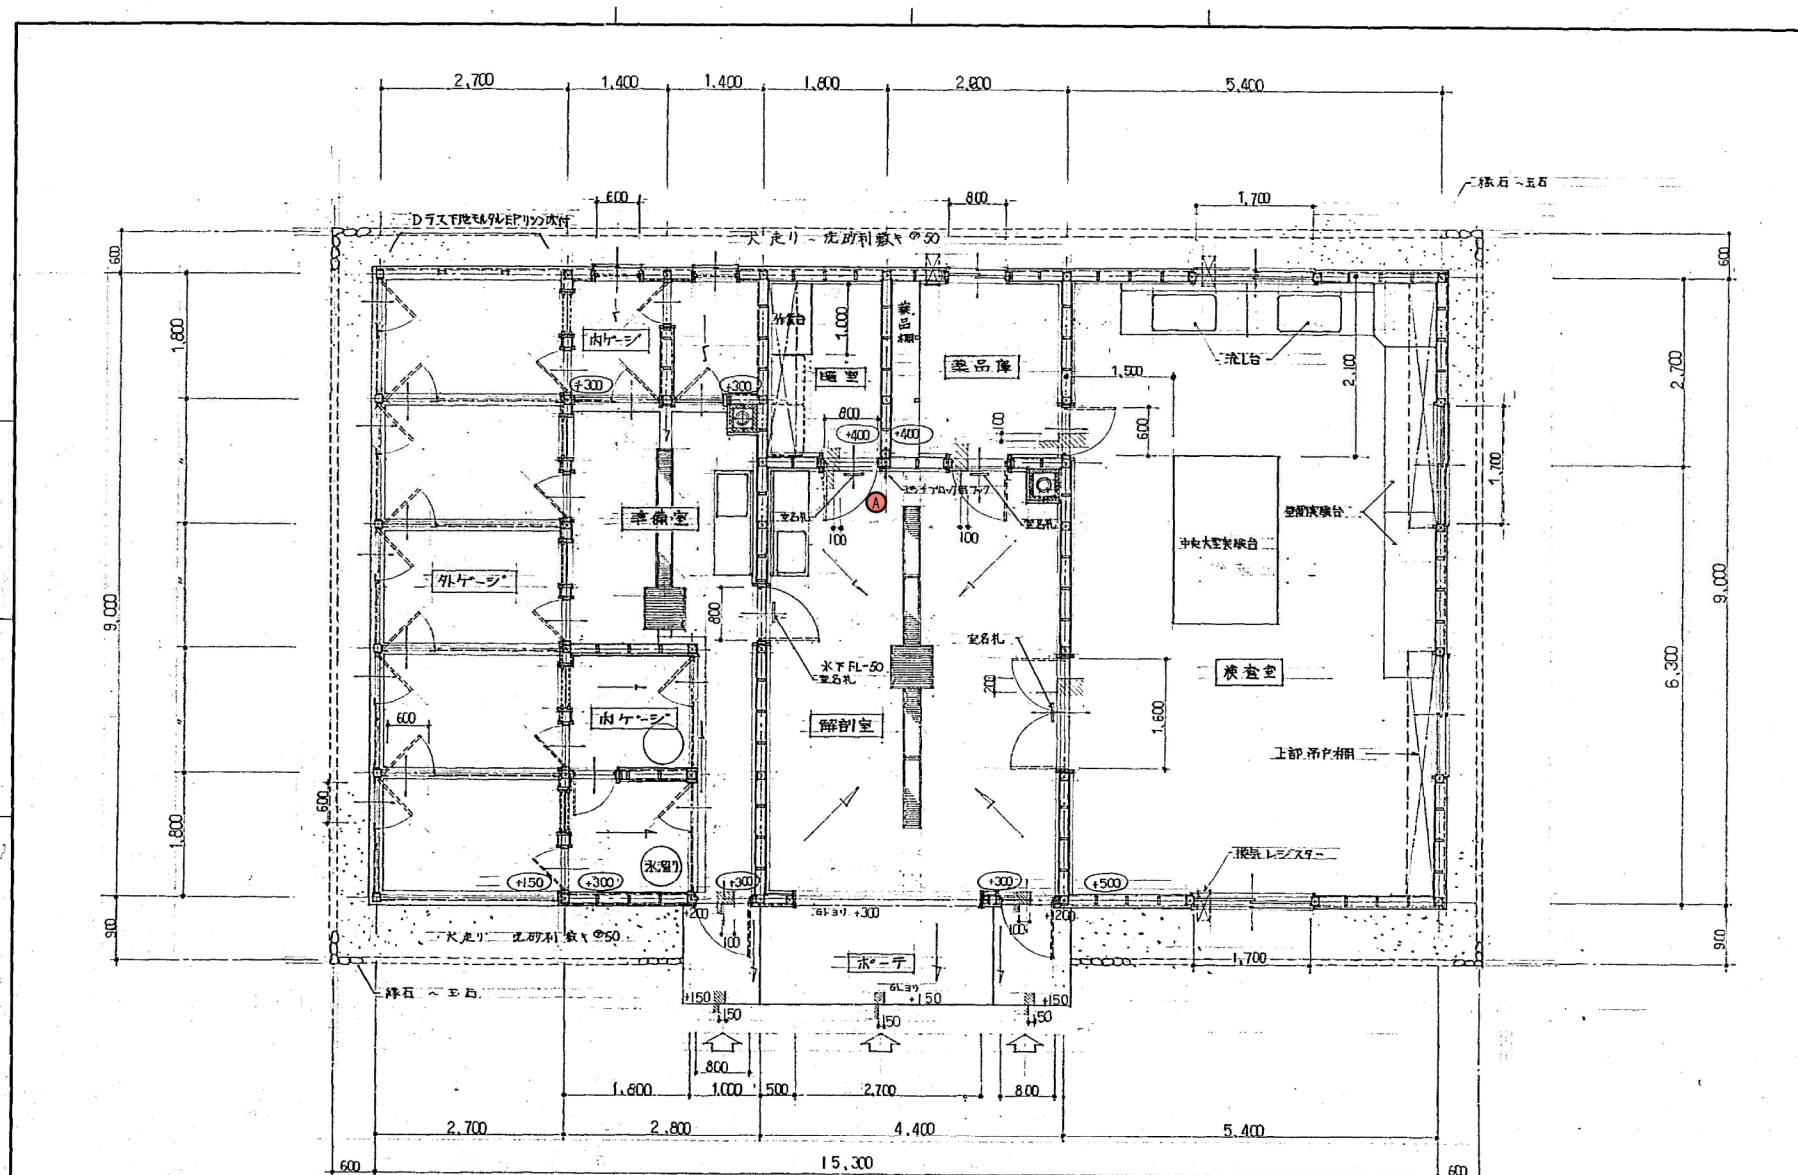


	吉田建築設計事務所 〒1888117 斎藤 久美		工事名称 円山動物園 動物病理研究室新築工事	図面名称 平面詳細図
--	-----------------------------	--	---------------------------	---------------


建物-5
ボランティア室
(消火器)

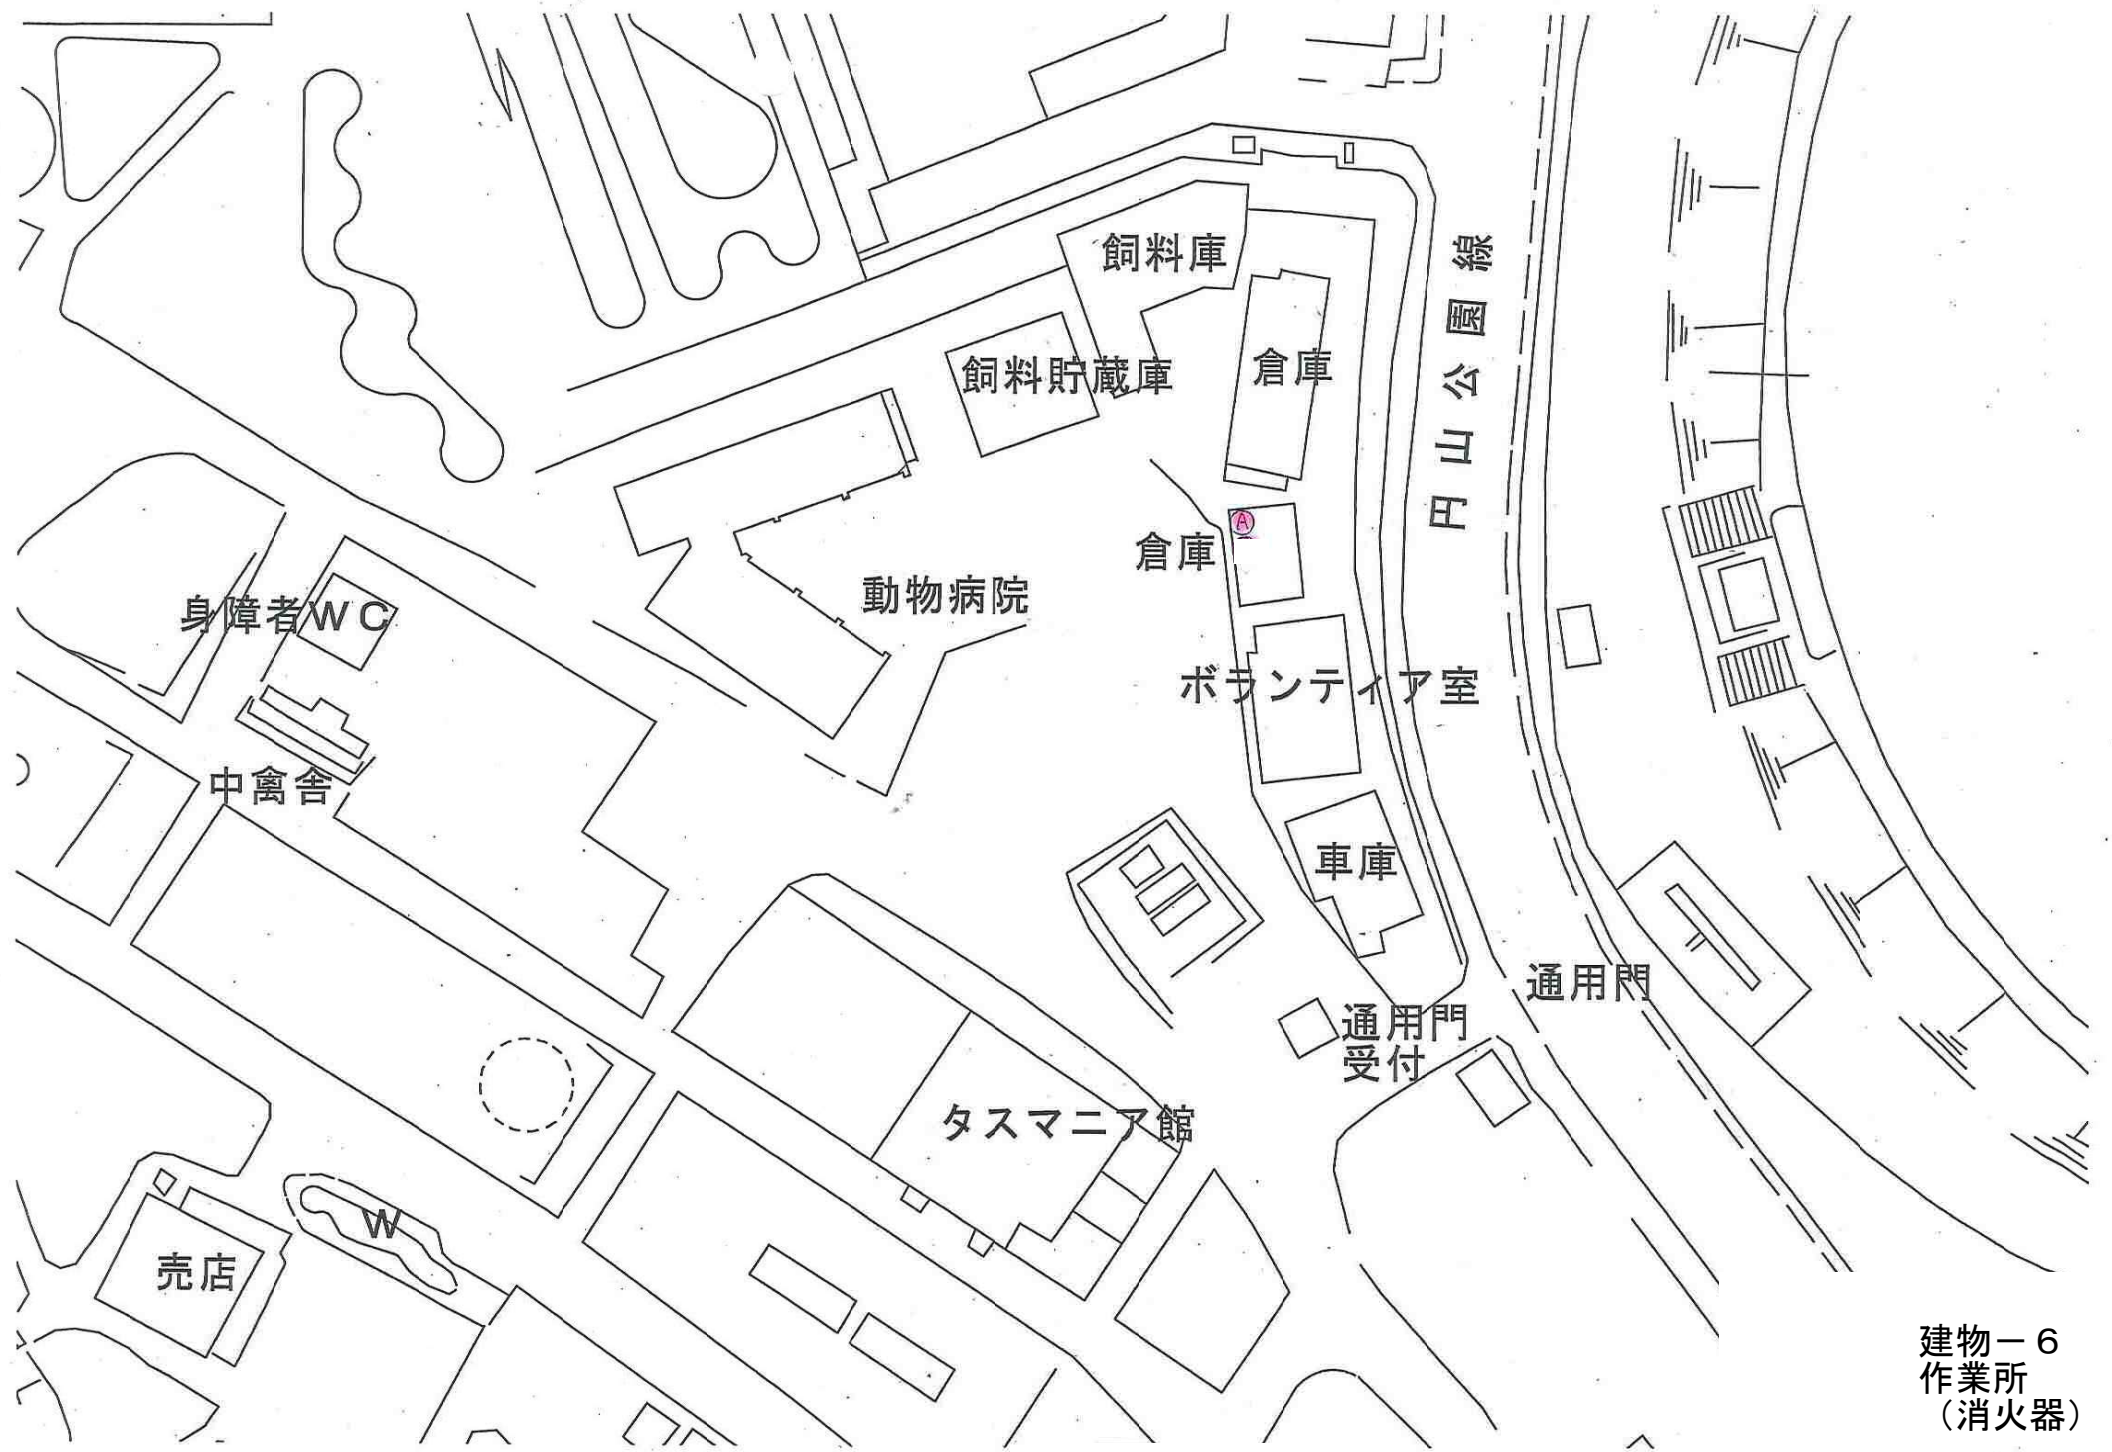


建物ー6
作業所
(消火器)

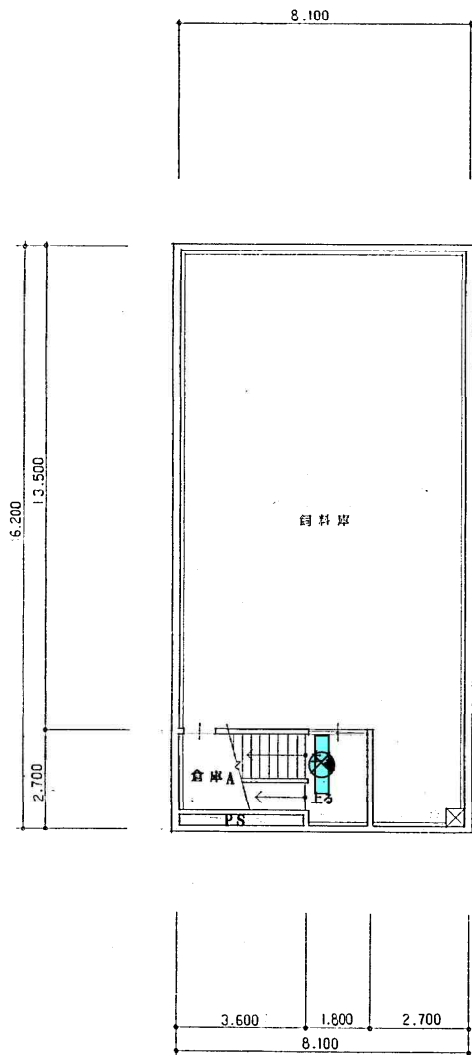

B1 階平面図

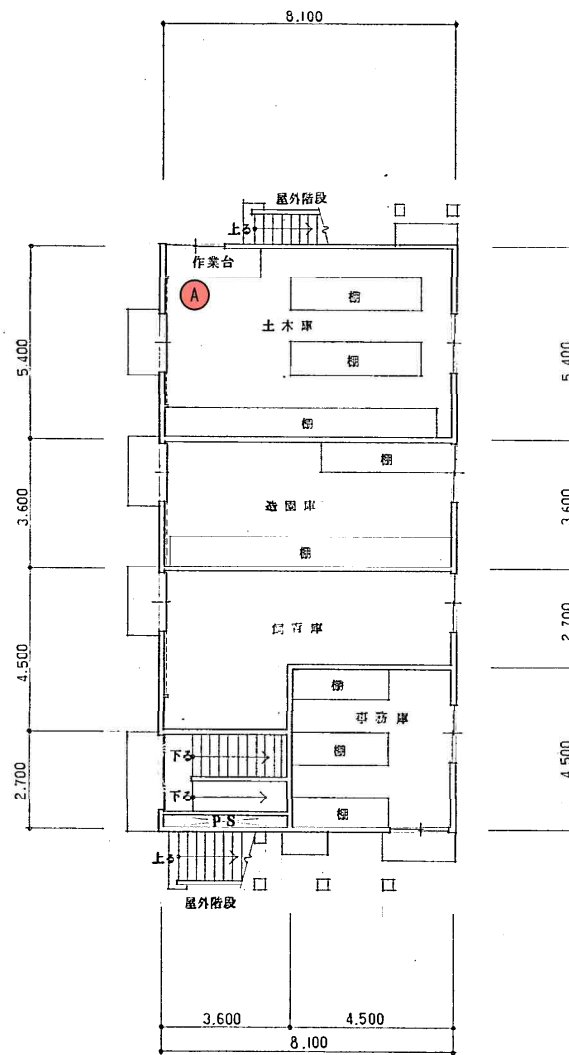

1 階平面図

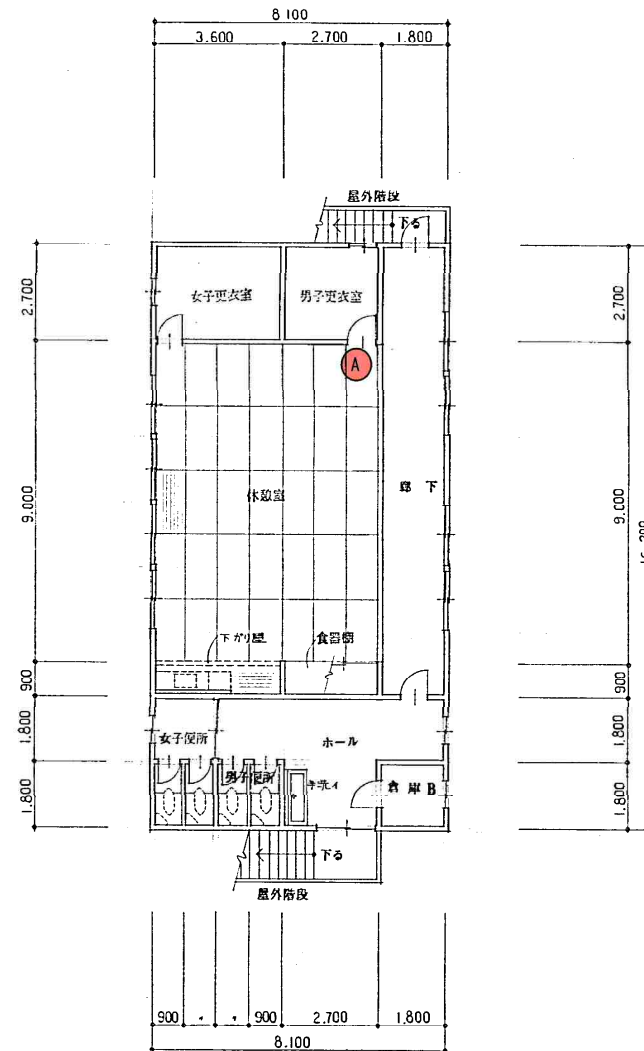

2 階平面図

工事名 円山動物園動物舎改修その他工事

図名 平面図

SCALE S=1/100

DATE

凡例


設計 株式会社 ユーソニア共同企



株式会社 日建

1級建築士事務所登録第1381 1級建築士3

建物-7
総合倉庫
(消火器・誘導灯)

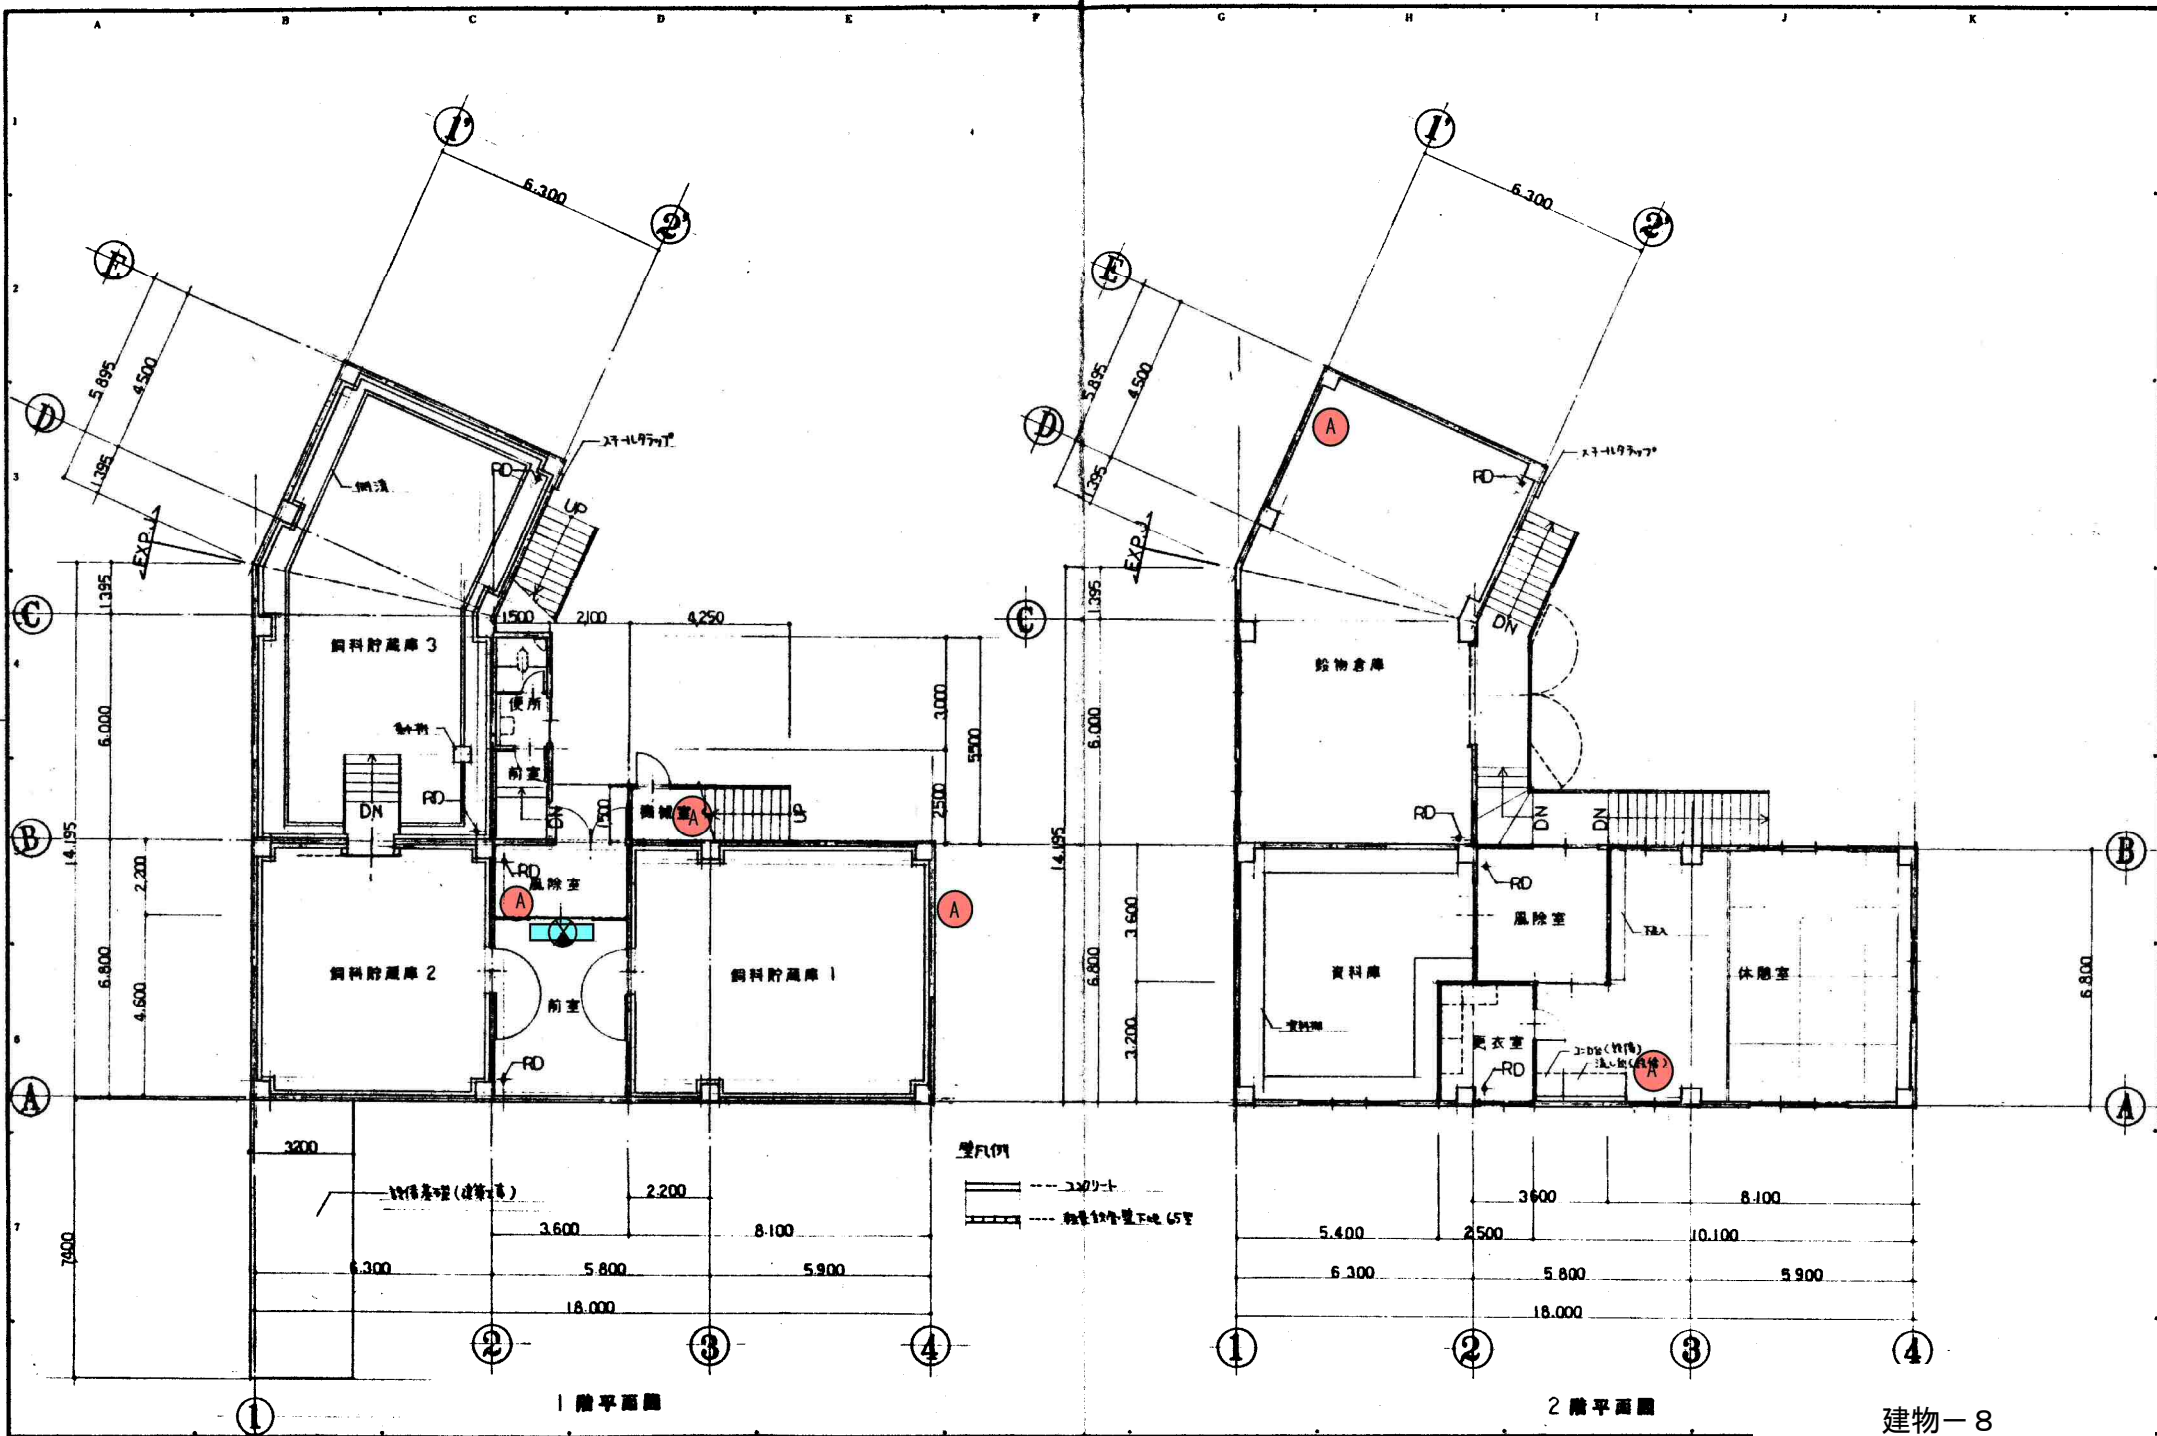

備考

一級建築士事務所 (株)清和建築設計事務所
 北海道札幌市東区(印)第601号
 一級建築士 第36744号 森 清彦

承認	調査	設計	設計月日	全葉	NO.
				41	9

建物-8
 飼料倉庫
 (消火器・誘導灯)