
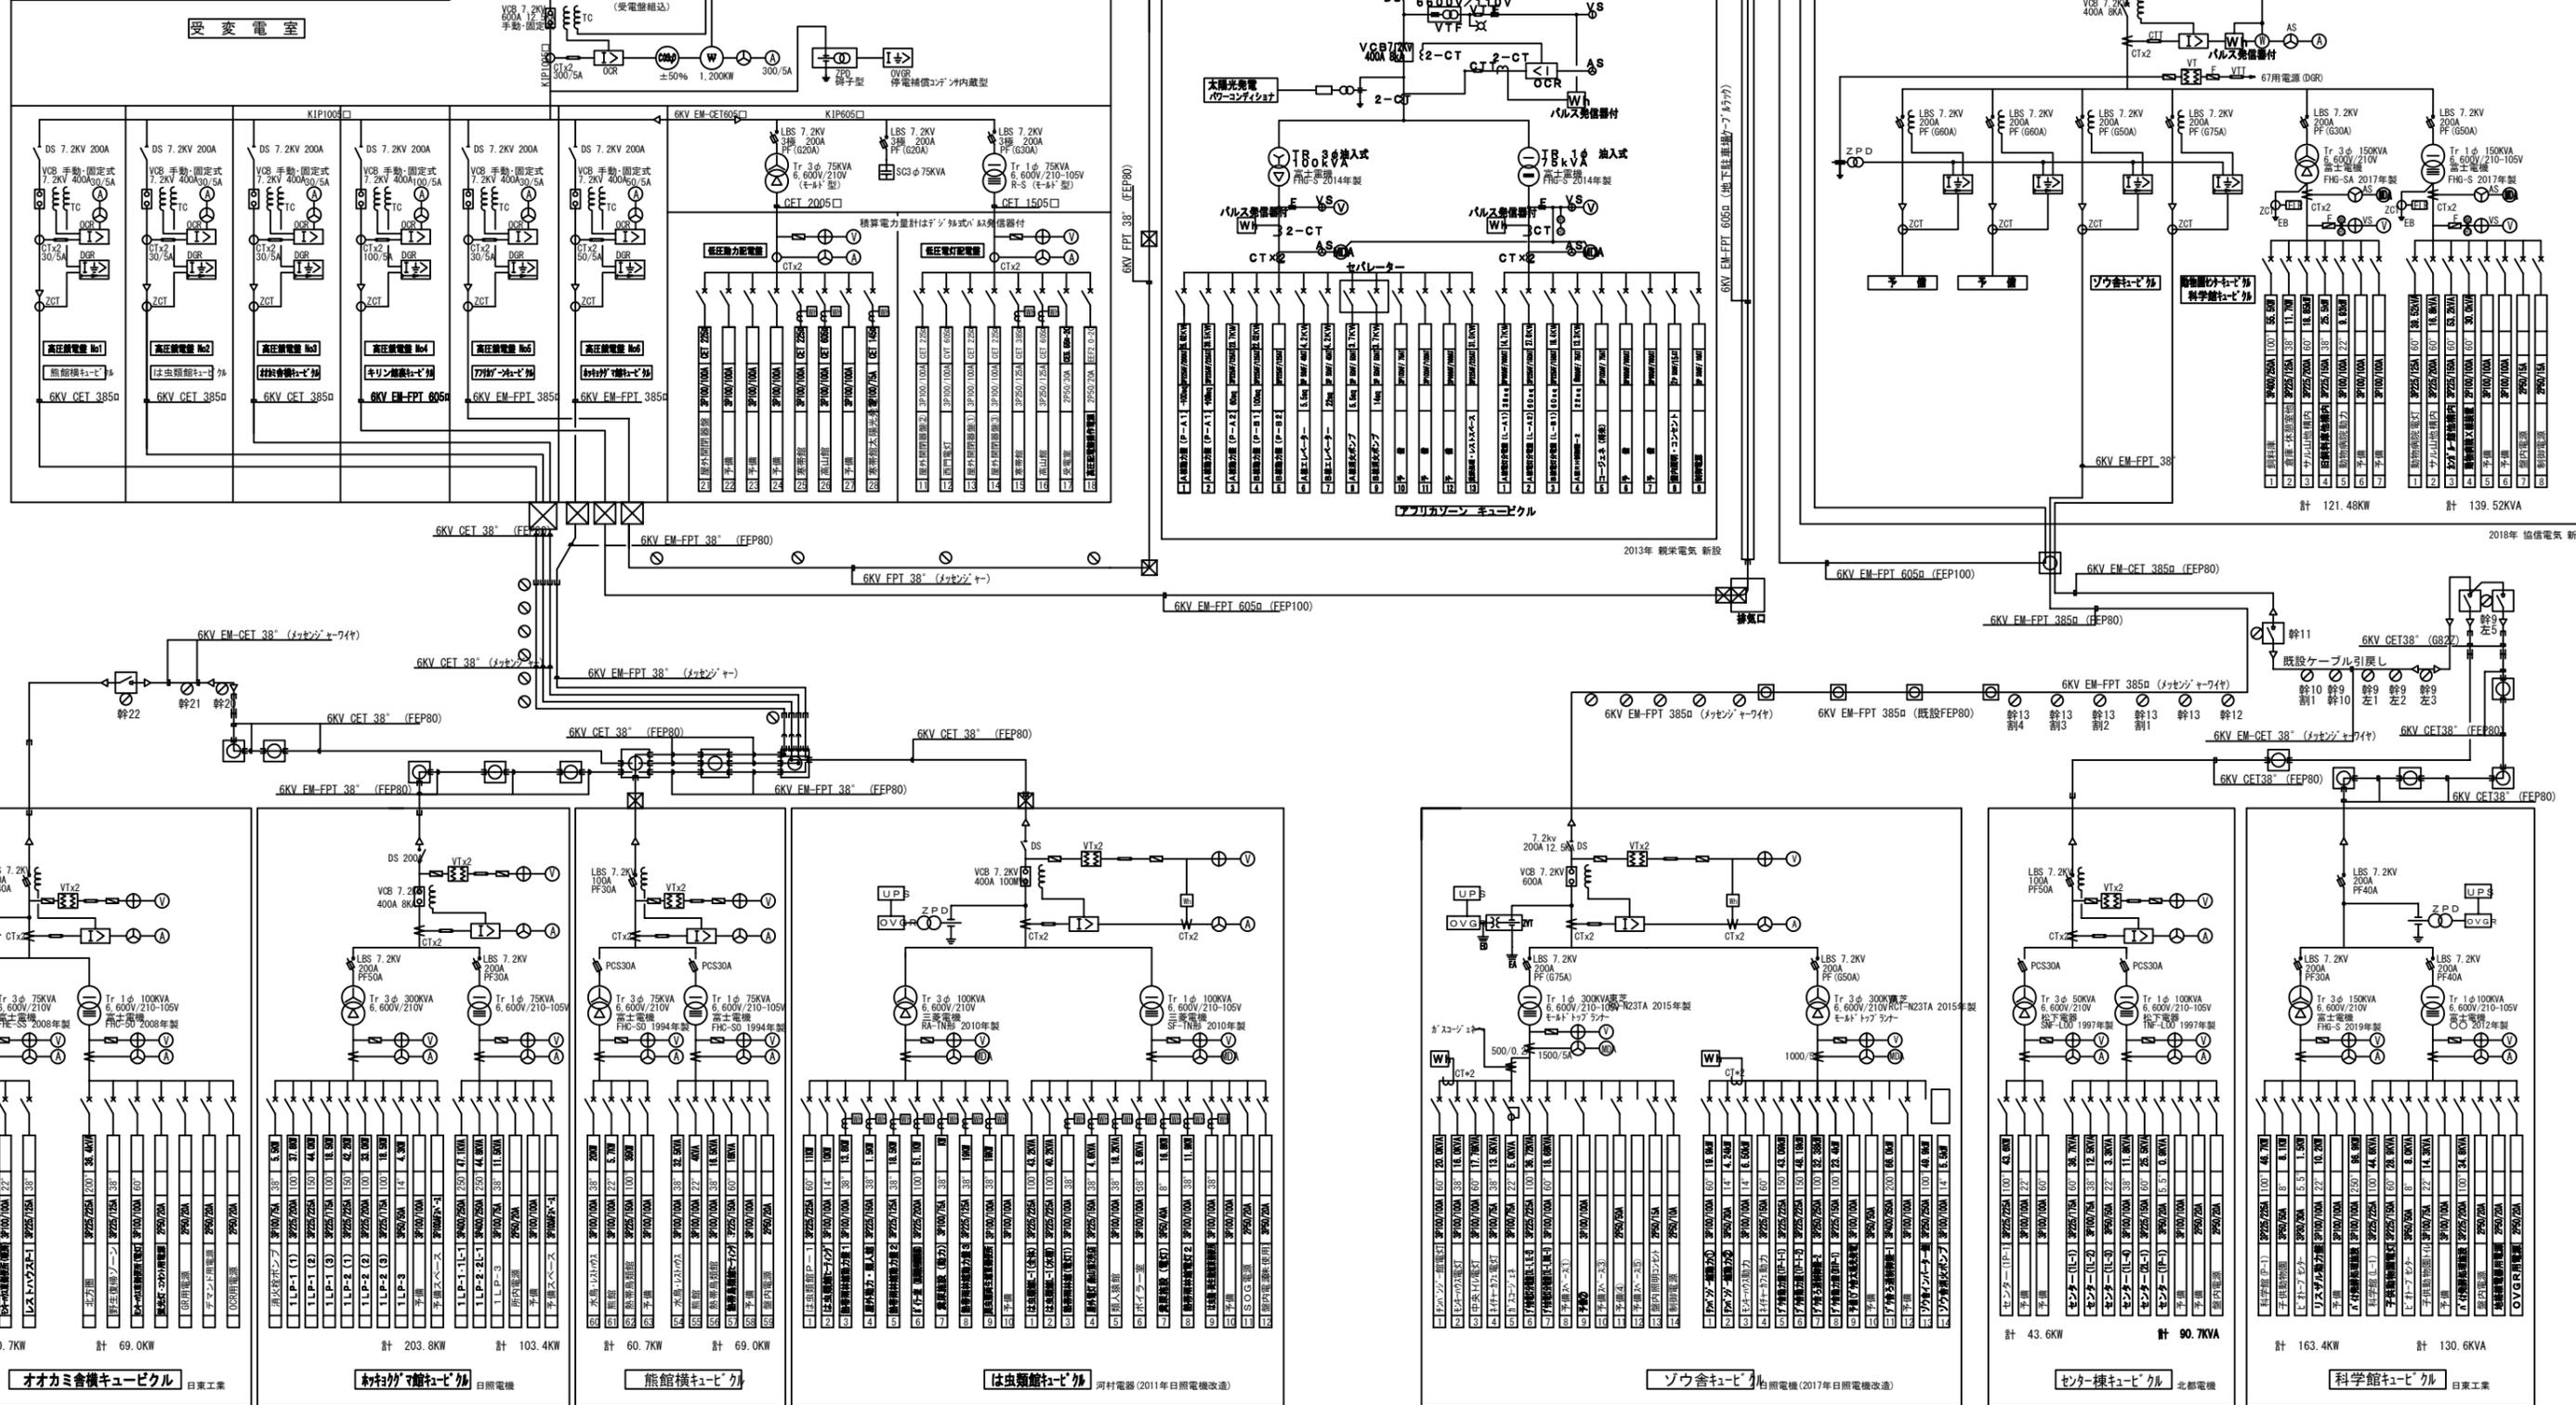


別図1 受電室・各キュービクル設置位置図

凡例	記号	内容
	○	構内柱
	□	ハンドホール
	⊗	プルボックス
	⊕	気中開閉器

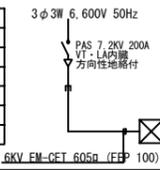

2008年 結城電気 新設
2012年 アダマック 改造
●●年 東側使用 追加?

2017年 大成電気 新設


2010年 亜細亜電気 新設
2011年 協電社 熱源転換改善
2012年 でんこう 太陽光?

2015年 亜細亜電気 新設
2017年 協電電気 改造(ソウ舎新設)


1997年 島津電気 新設

2012年 札幌通信建設 新設
2012年 アダマック 改造(リモート1/0新設)
2019年 札幌電気 改造(付発給処理施設)
電力Tr交換・電力PF20-30A 電灯PF30-40

別図2 構内変電設備系統図

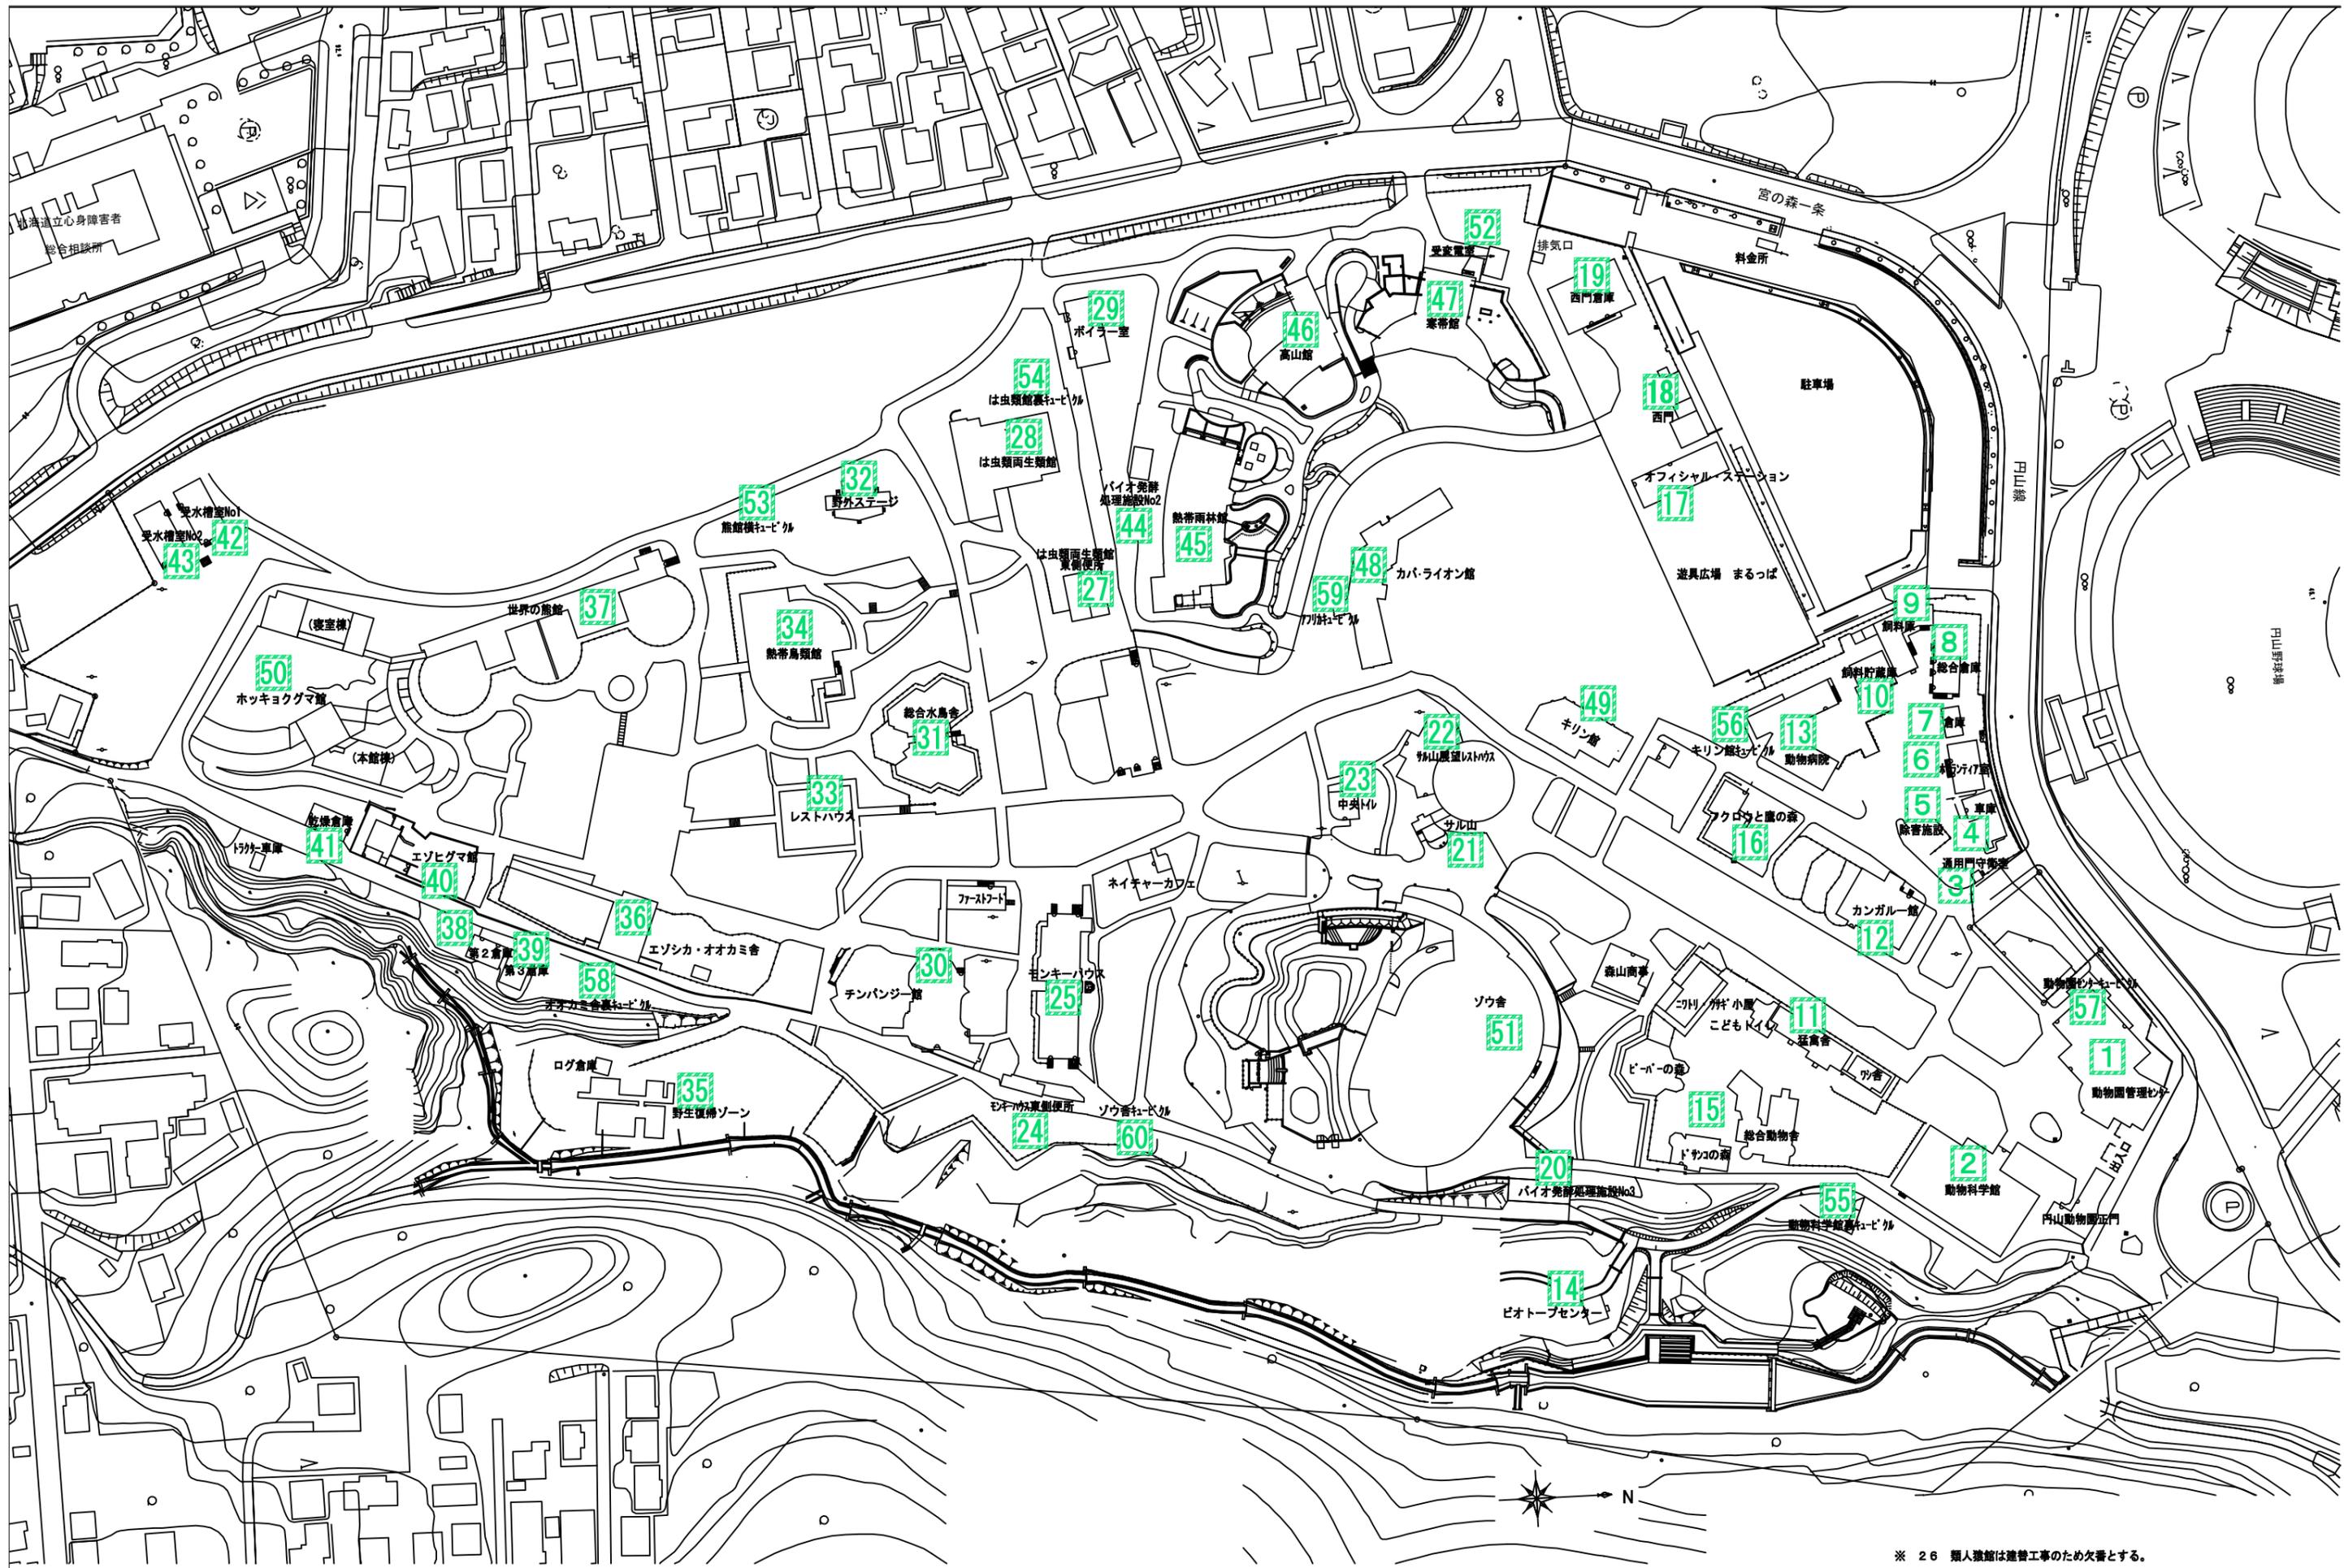

※ 26 類人猿館は建替工事のため欠番とする。

 

別図3 低圧配線絶縁抵抗測定箇所位置図

縮尺 NOSCAL